


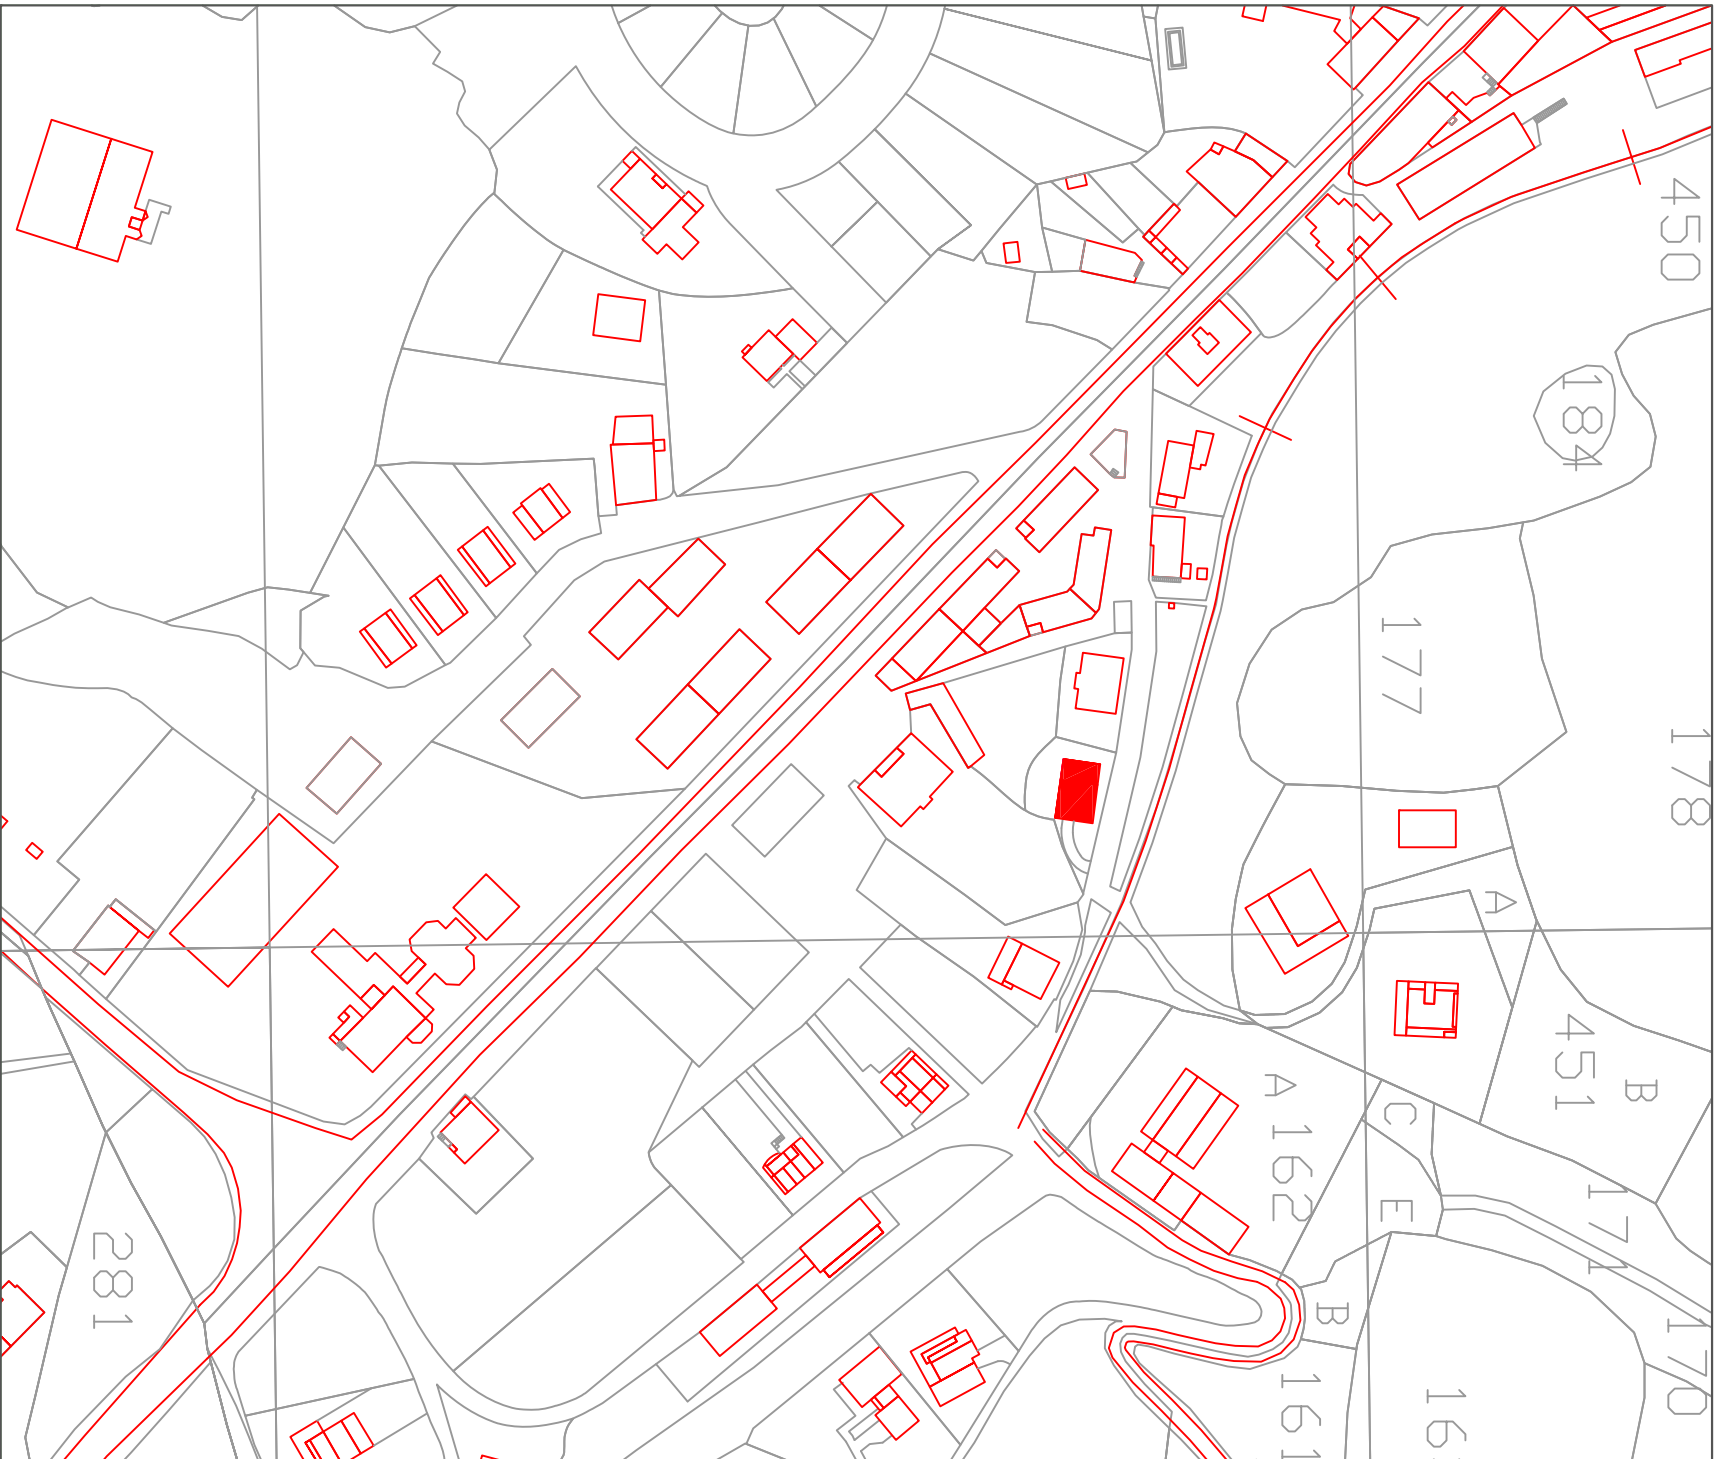

ESCALA 1/2000



PROMOTOR: Larraungo Udala

ARQUITECTO: Luis Nieva Tellería


PROYECTO DE AMPLIACIÓN DEL CONSULTORIO MÉDICO DE LARRAUN

SITUACIÓN


LUIS NIEVA TELLERÍA. ARQUITECTO

Plano 1

ESCALAS: Varias

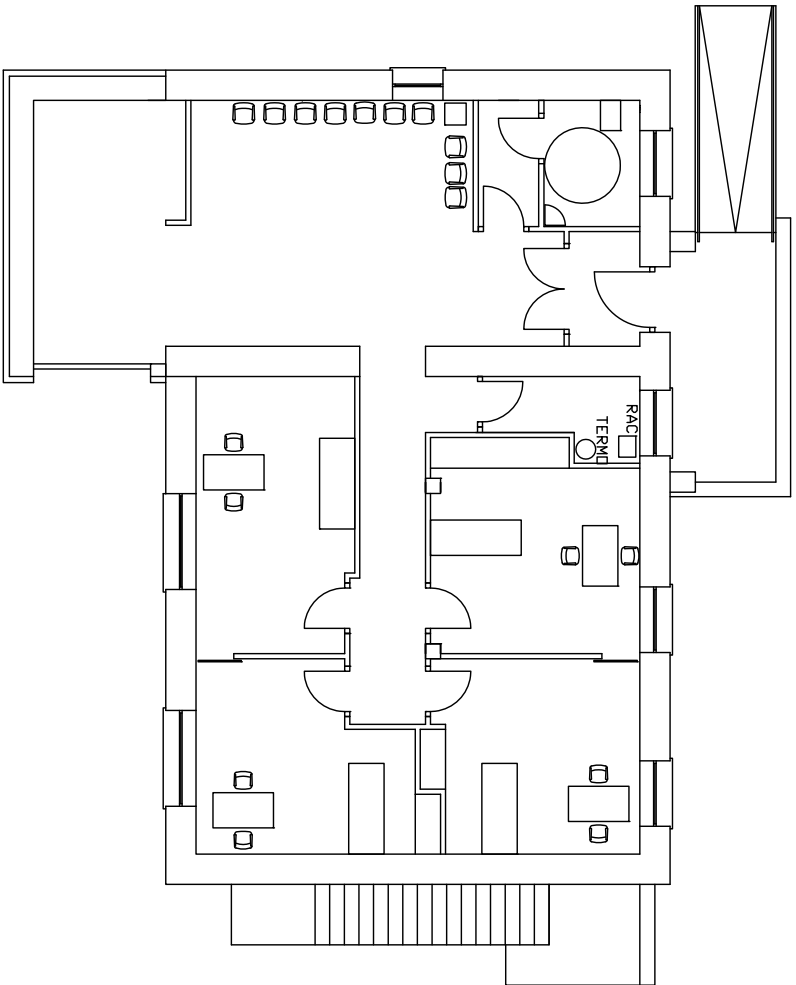

PLANTA BAJA.

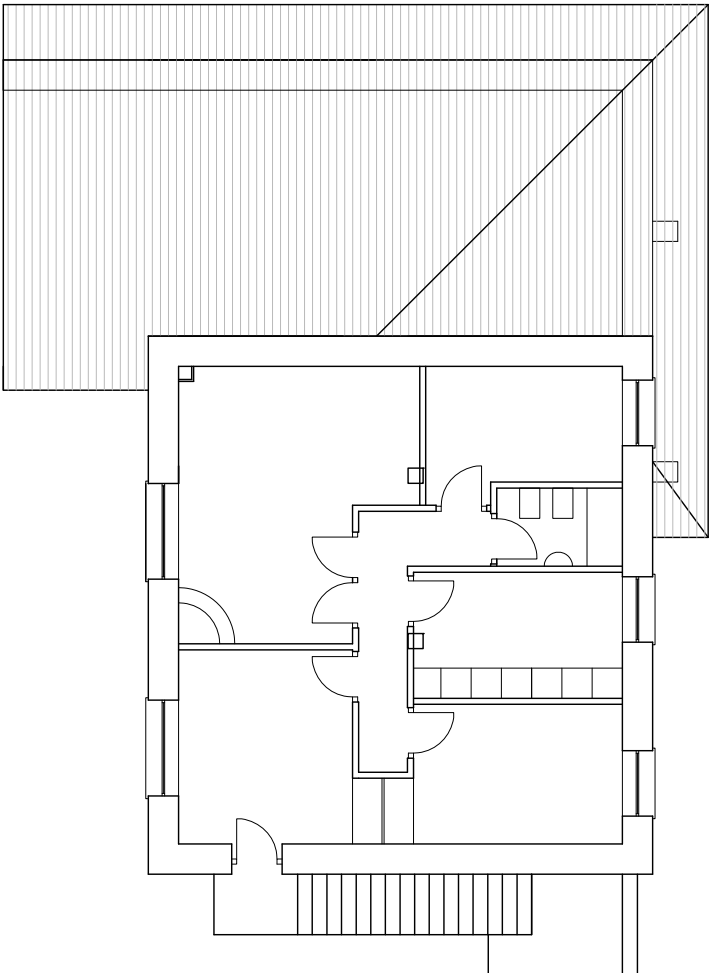

PLANTA PRIMERA

PROYECTO DE AMPLIACIÓN DEL CONSULTORIO MÉDICO DE LARRAUN

PROMOTOR: Larraungo Udala


ARQUITECTO: Luis Nieva Tellería

ESTADO ACTUAL


PLANTA BAJA - PLANTA PRIMERA

Plano 2


ESCALA: 1/150

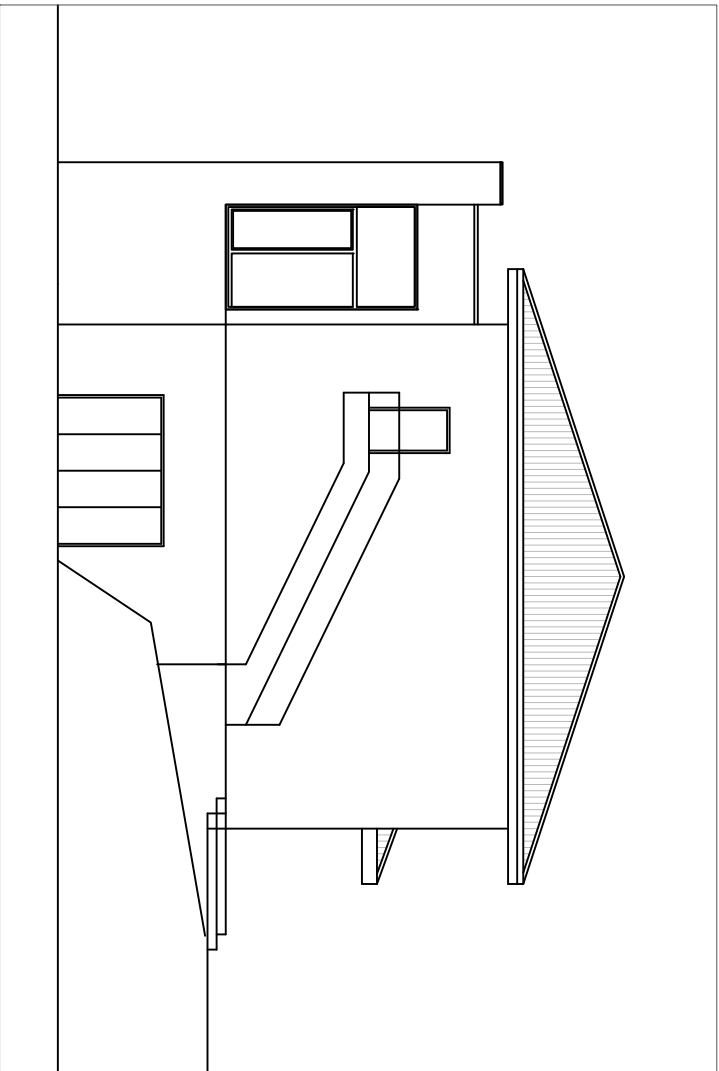


ALZADO SUR

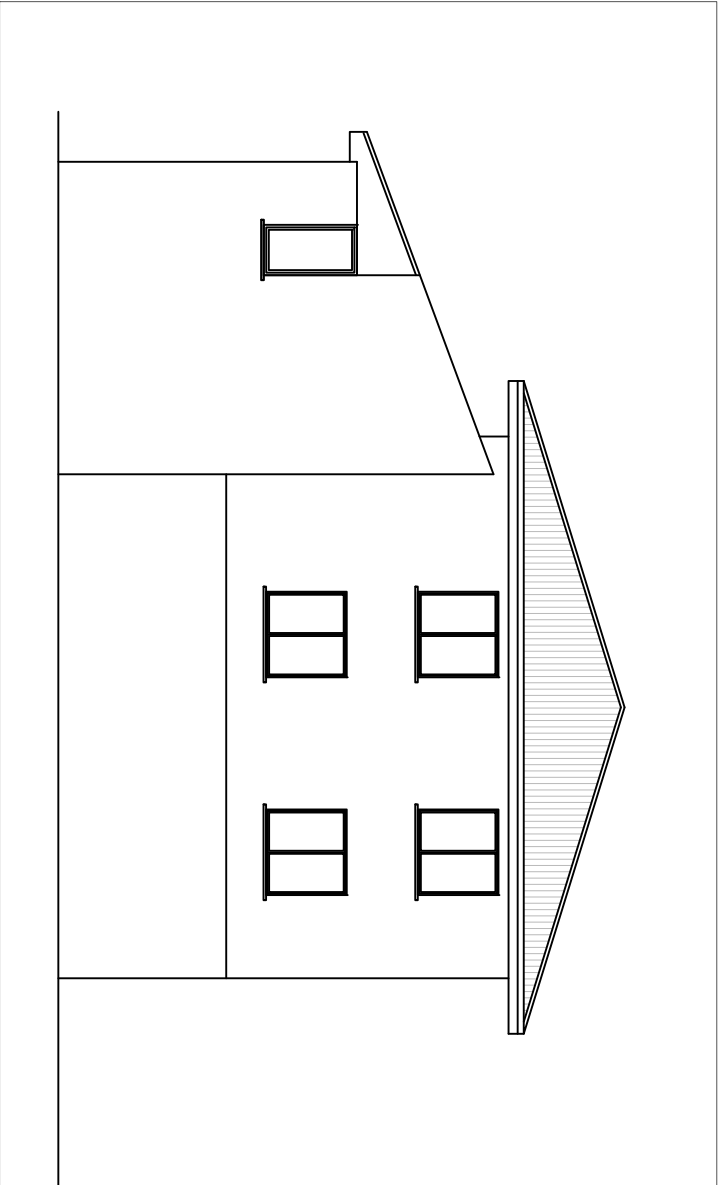

ALZADO OESTE

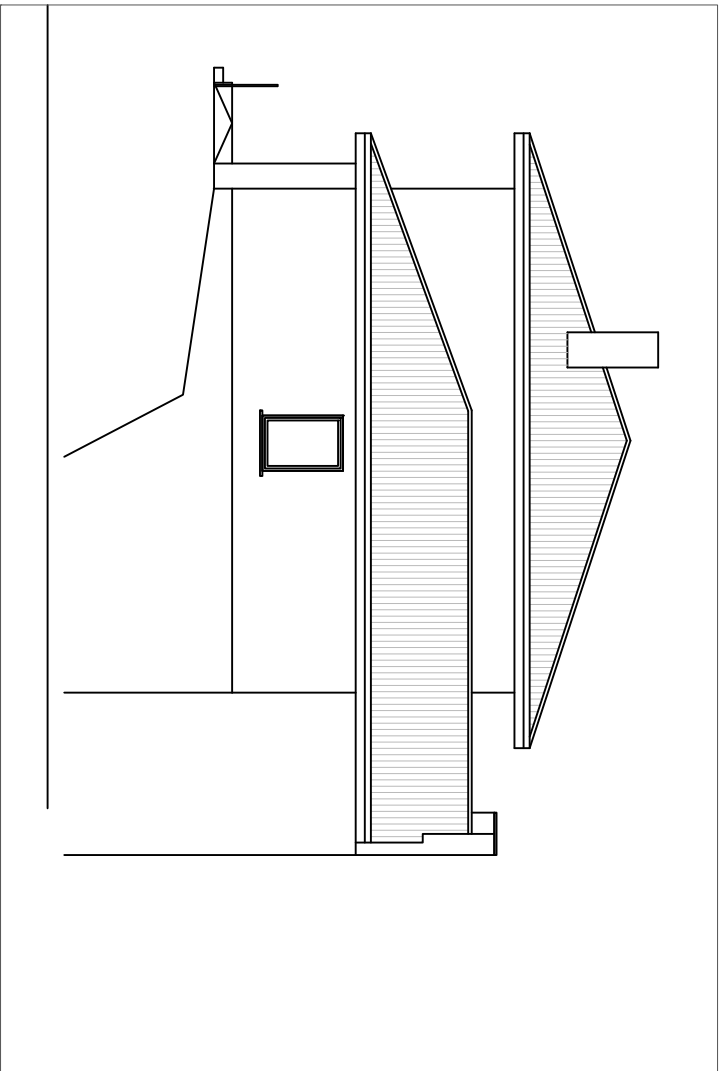

ALZADO ESTE

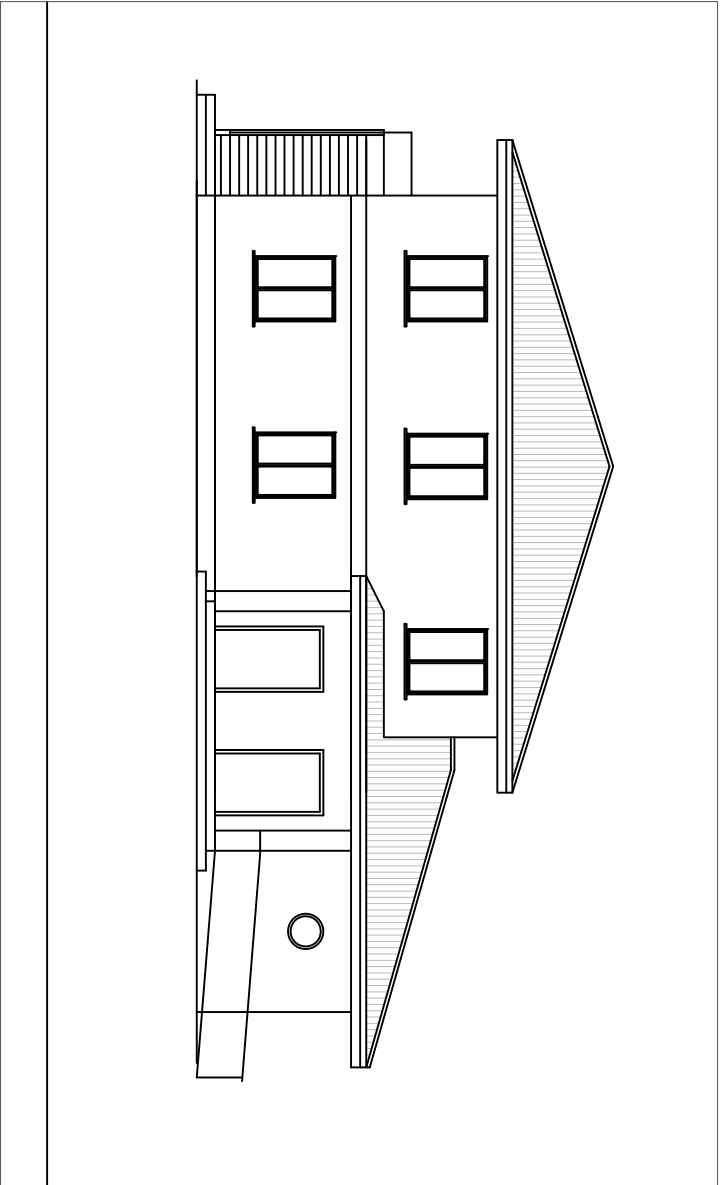


ALZADO NORTE

PROMOTOR: Larraungo Udala
ARQUITECTO: Luis Nieva Telleria

PROYECTO DE AMPLIACIÓN DEL CONSULTORIO MÉDICO DE LARRAUN
ESTADO ACTUAL
ALZADOS

Plano 3
ESCALA: 1/150

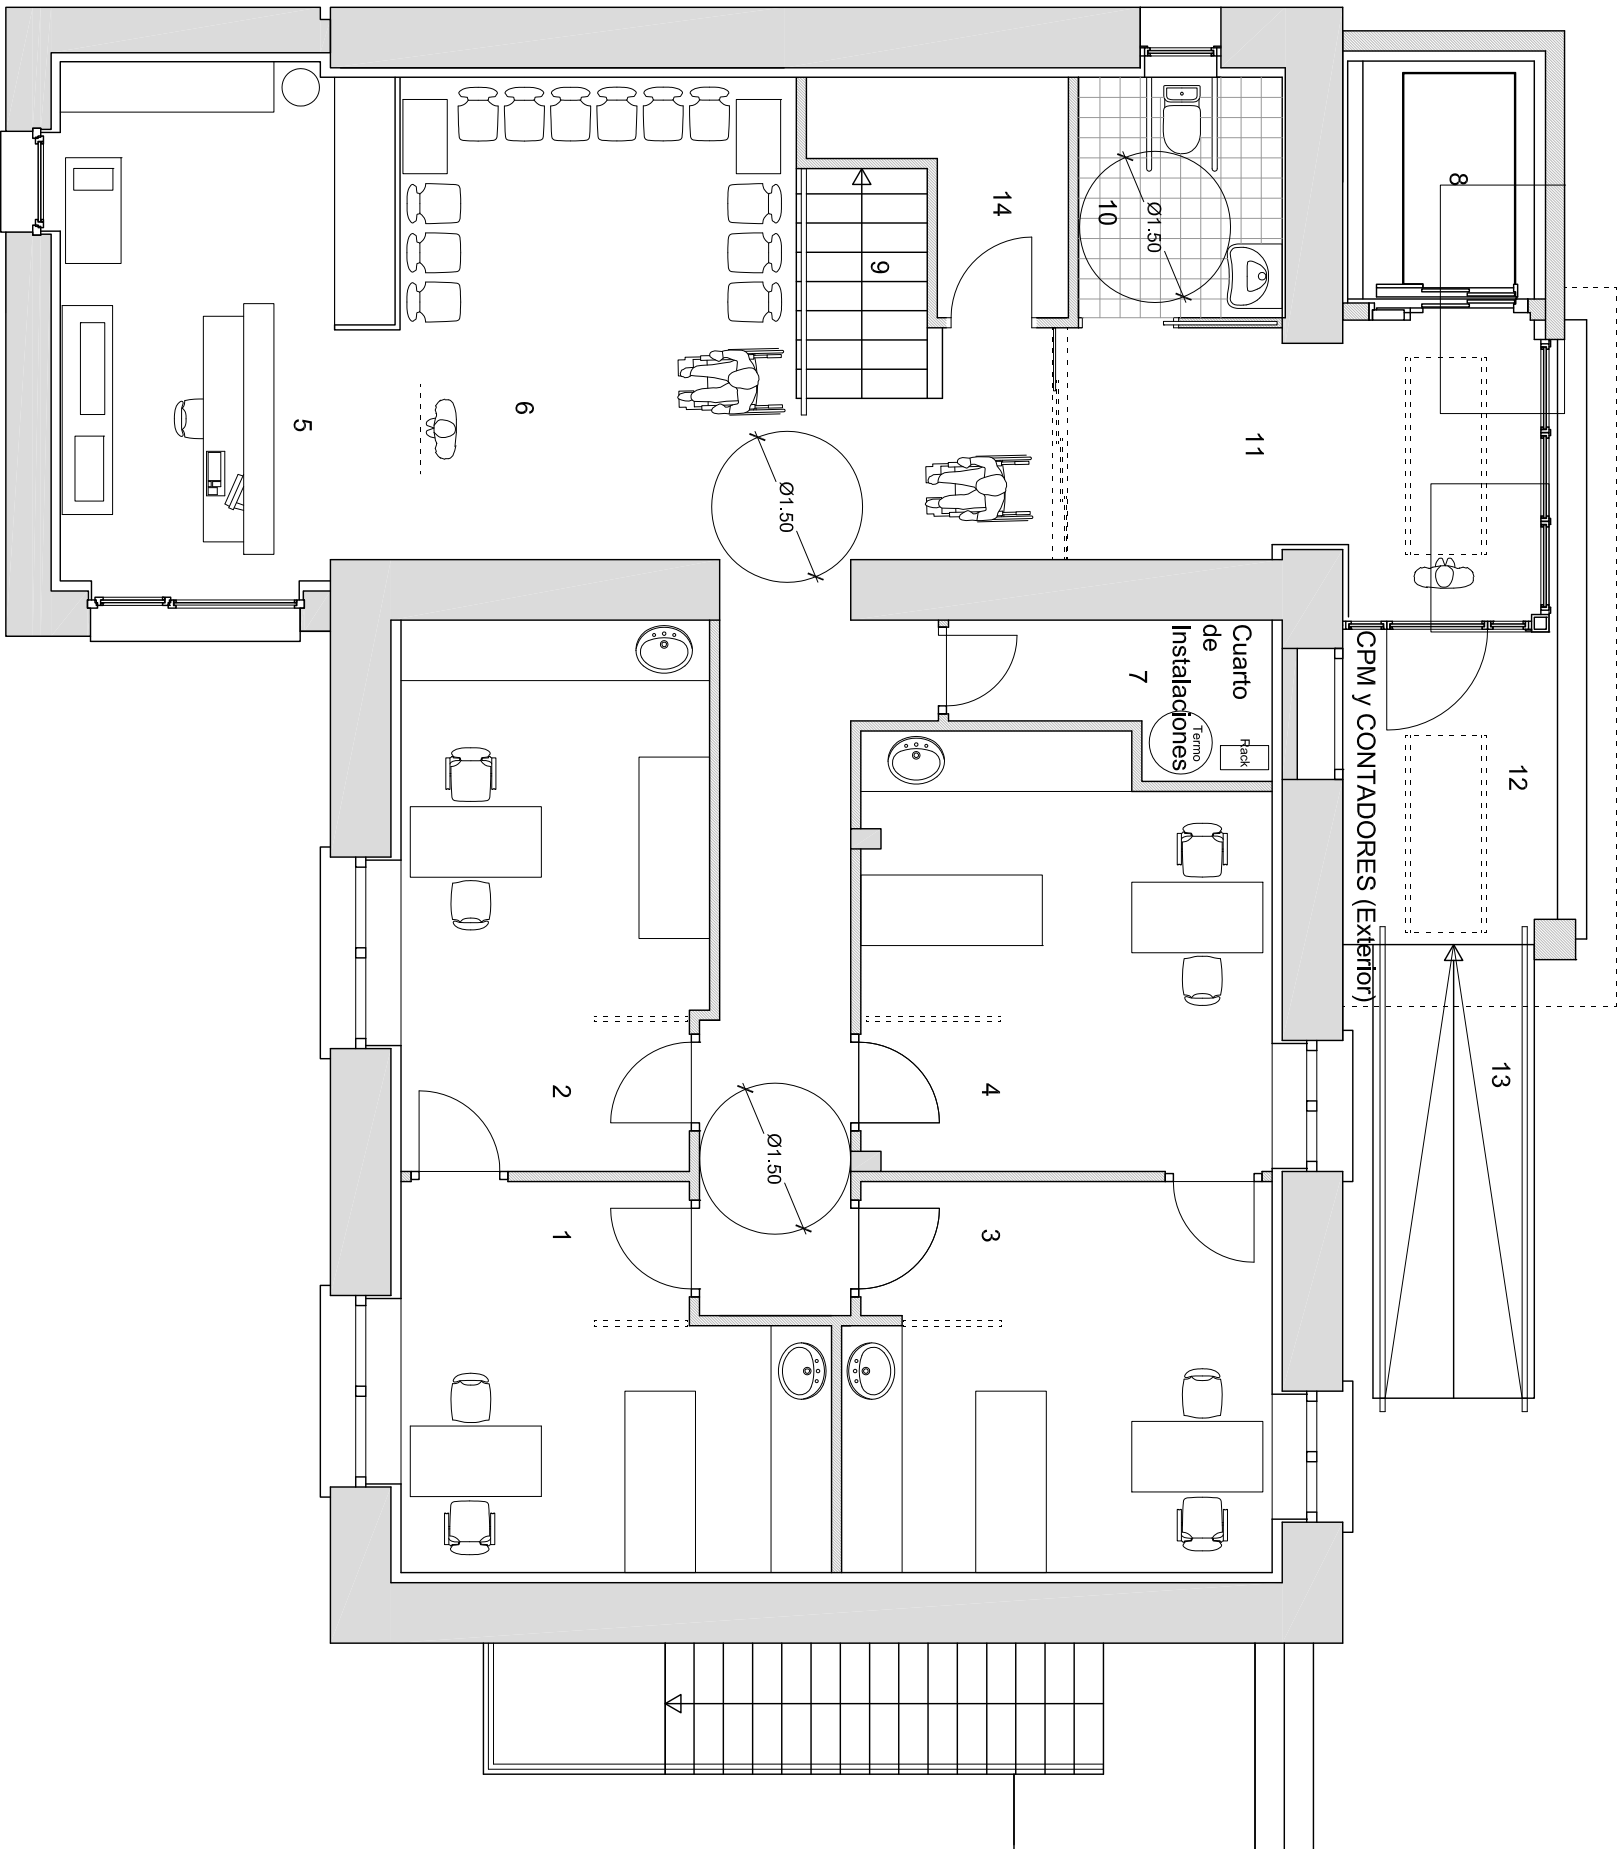


- 1- CONSULTA DE MEDICINA GENERAL (1)
- 2- CONSULTA DE ENFERMERIA (2)
- 3- CONSULTA DE PEDIATRIA (3)
- 4- CONSULTA DE ENFERMERIA (4)
- 5- RECEPCION- ADMINISTRACION
- 6- SALA DE ESPERA
- 7- CUARTO DE INSTALACIONES
- 8- ASCENSOR PARA CAMILLAS
- 9- ASEO ACCESIBLE (ver variantes P4)
- 10- ESCALERA ACCESO PLANTA PRIMERA
- 11- VESTIBULO DE ACCESO (puerta automatica de vidrio)
- 12- PORCHE DE ACCESO
- 13- RAMPA
- 14- CUARTO LIMPIEZA

PROMOTOR: Larraungo Udala
ARQUITECTO: Luis Nieva Telleria

PROYECTO DE AMPLIACIÓN DEL CONSULTORIO MÉDICO DE LARRAUN

PLANTA BAJA

Plano 4.1
ESCALA: 1/75

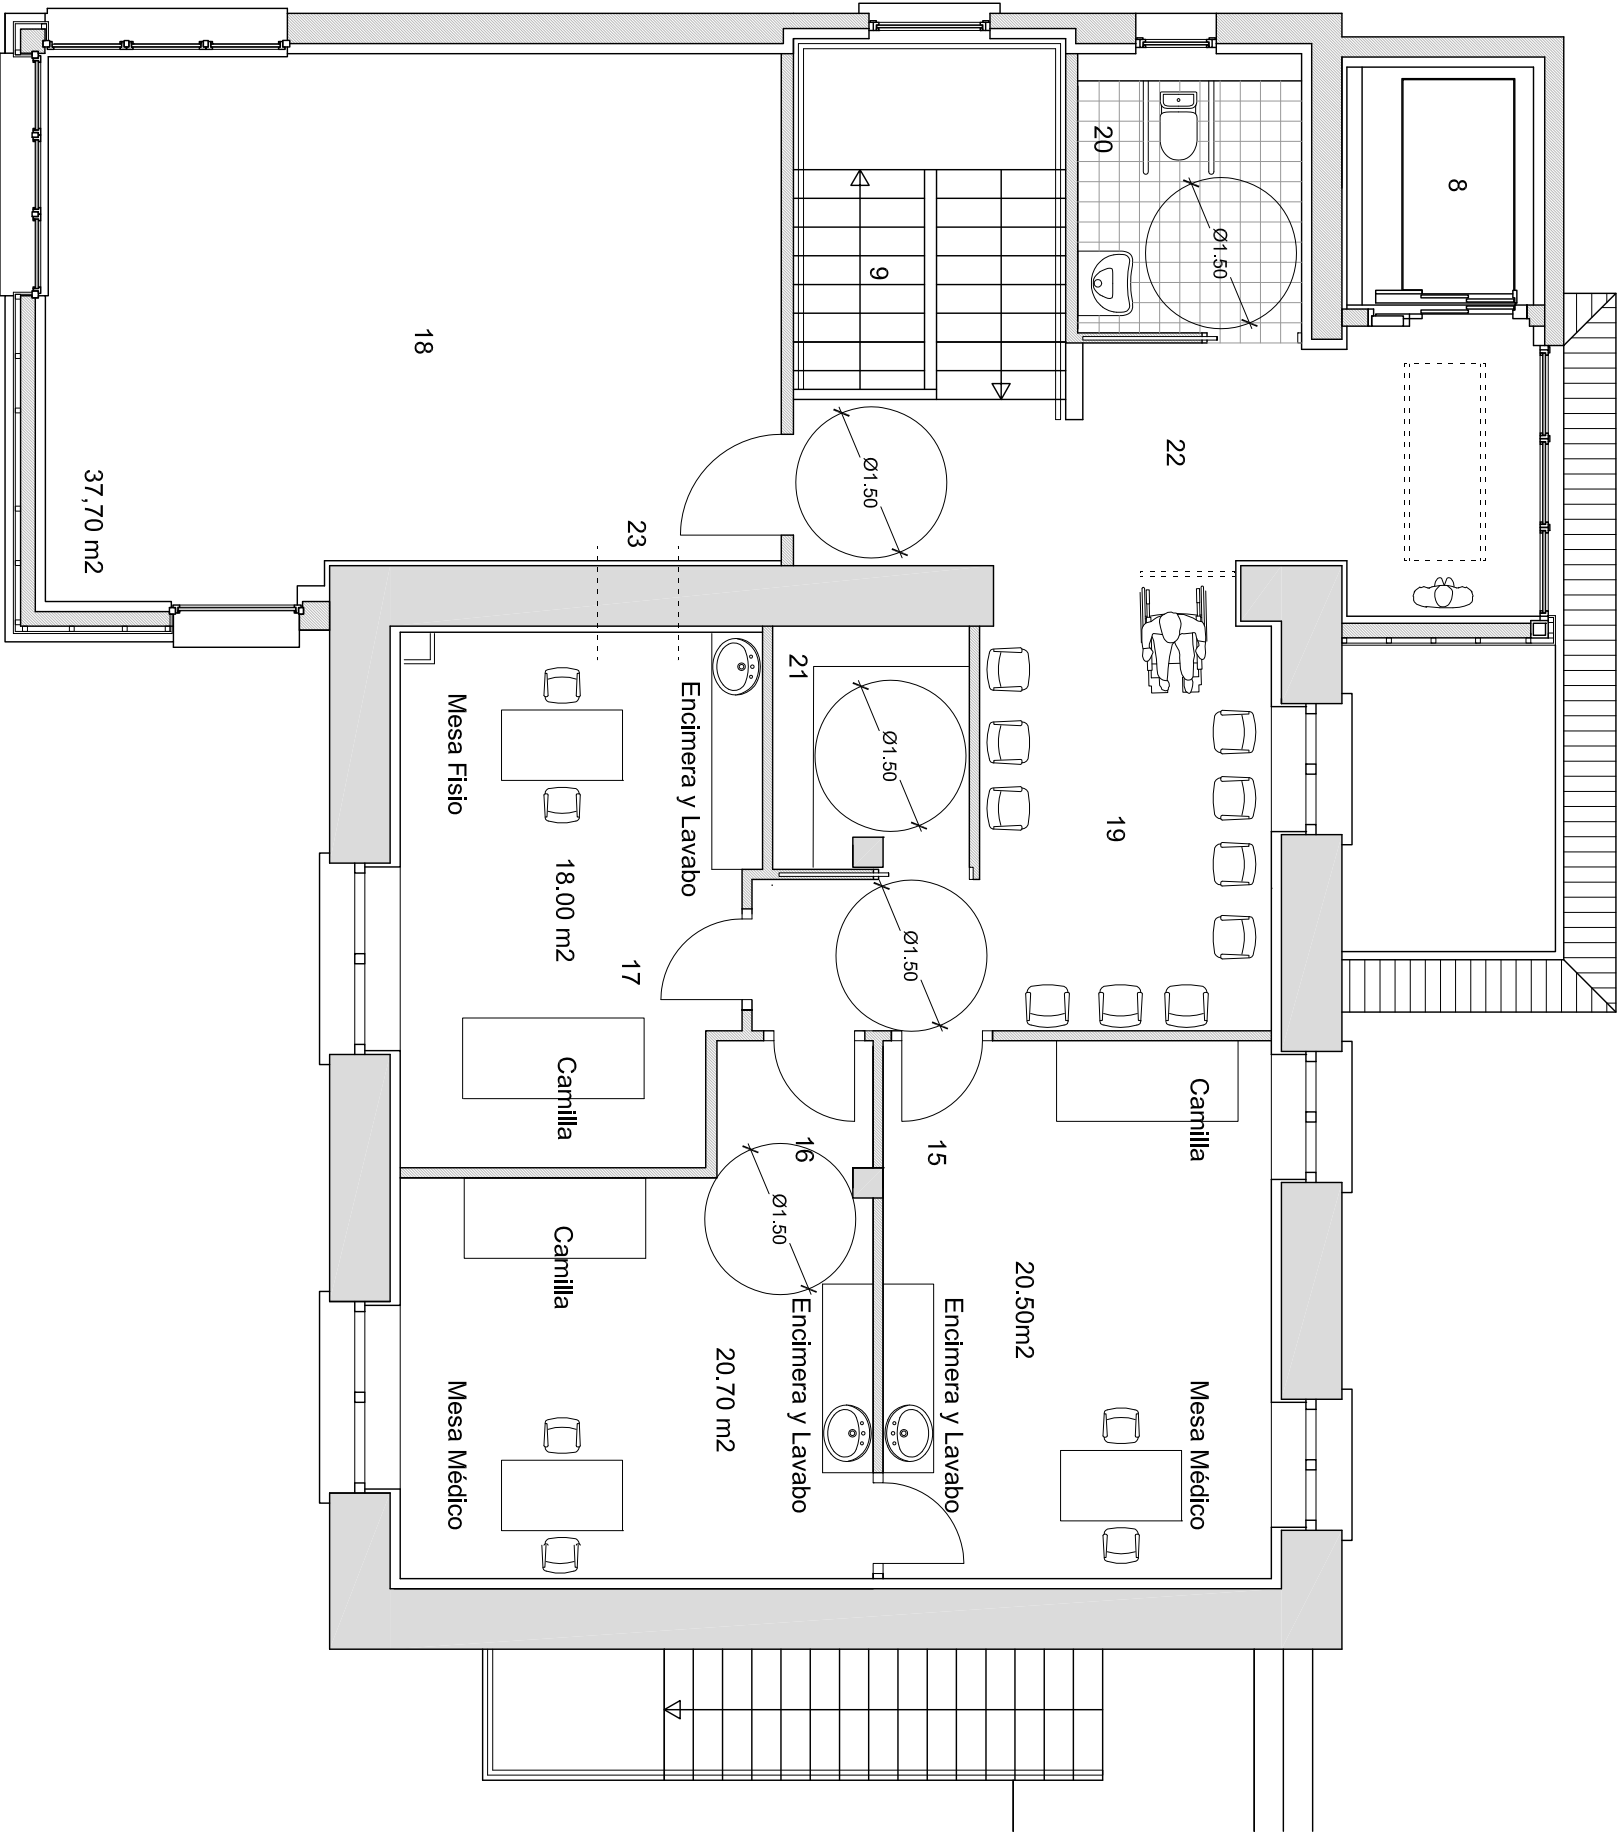





- 8- ASCENSOR PARA CAMILLAS
- 9- ESCALERA ACCESO PLANTA PRIMERA
- 15- CONSULTA (5)
- 16- CONSULTA (6)
- 17- CONSULTA DE REHABILITADOR (7)
- 18- SALA DE REHABILITACION
- 19- SALA DE ESPERA
- 20- ASEO ACCESIBLE
- 21- ALMACÉN MEDICINAS
- 22- DISTRIBUIDOR
- 23- POSIBILIDAD DE CREAR PASO

PROMOTOR: Larraungo Udala
ARQUITECTO: Luis Nieva Telleria

PROYECTO DE AMPLIACIÓN DEL CONSULTORIO MÉDICO DE LARRAUN

PLANTA PRIMERA

Plano 4.2
ESCALA: 1/75

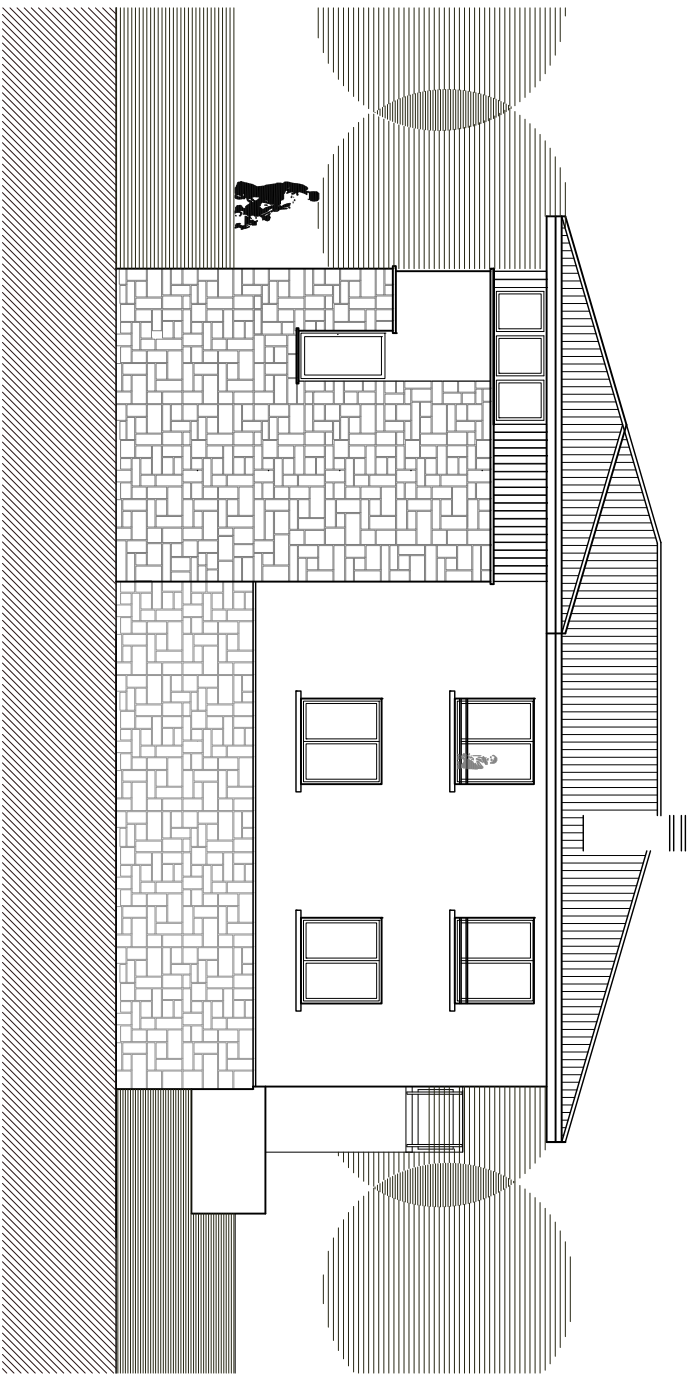
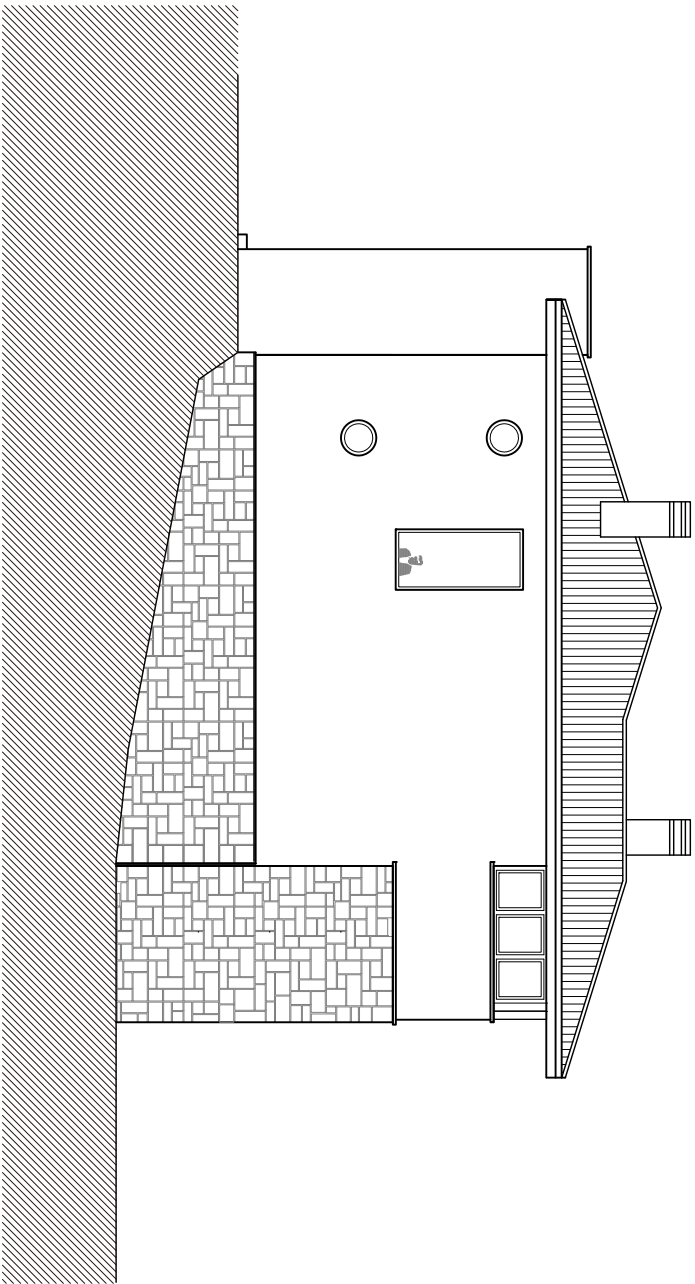
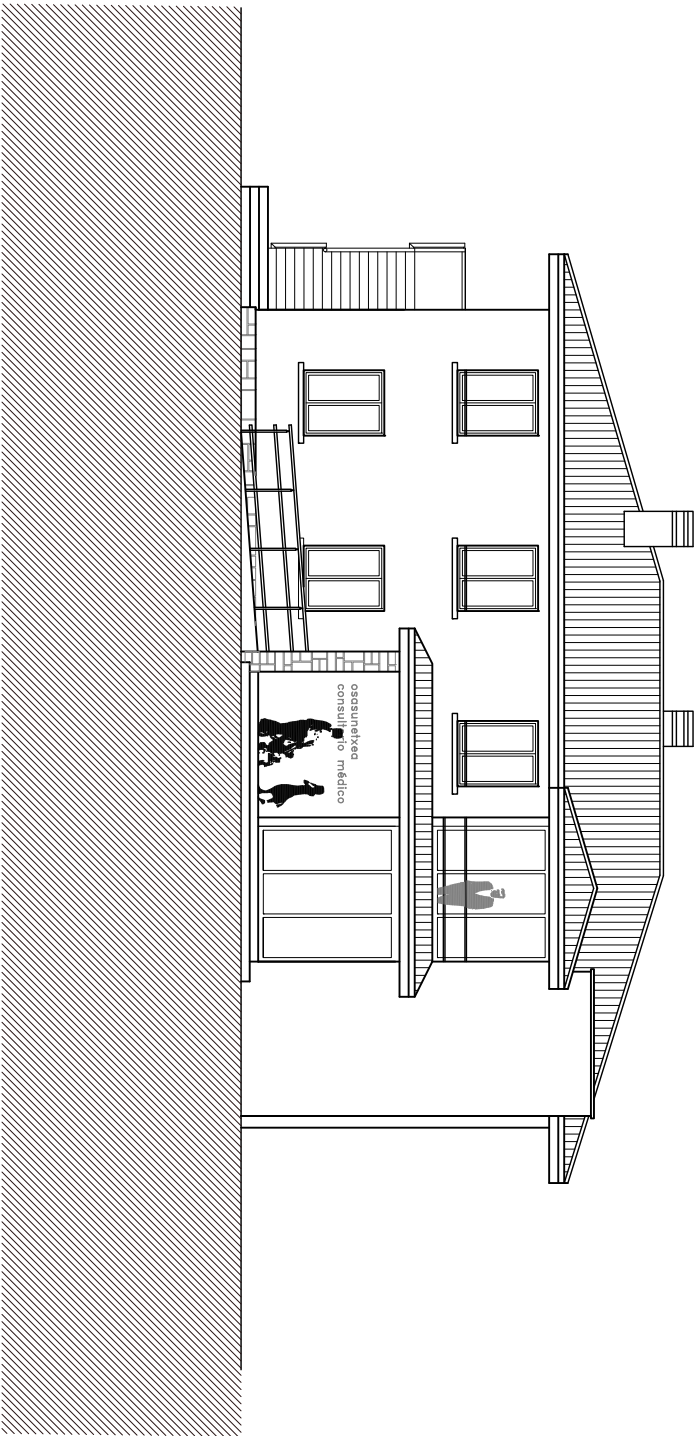
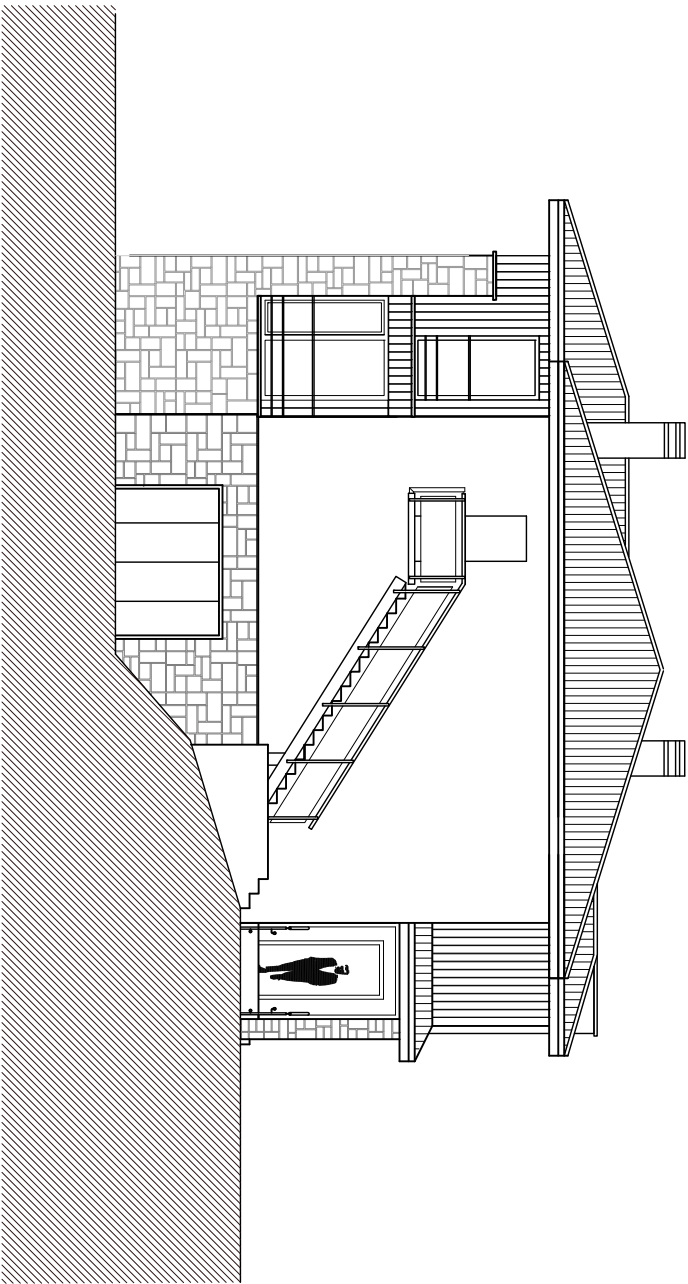


PROMOTOR: Larraungo Udala
ARQUITECTO: Luis Nieva Telleria

PROYECTO DE AMPLIACIÓN DEL CONSULTORIO MÉDICO DE LARRAUN

ALZADOS

Plano 5
ESCALA: 1/75

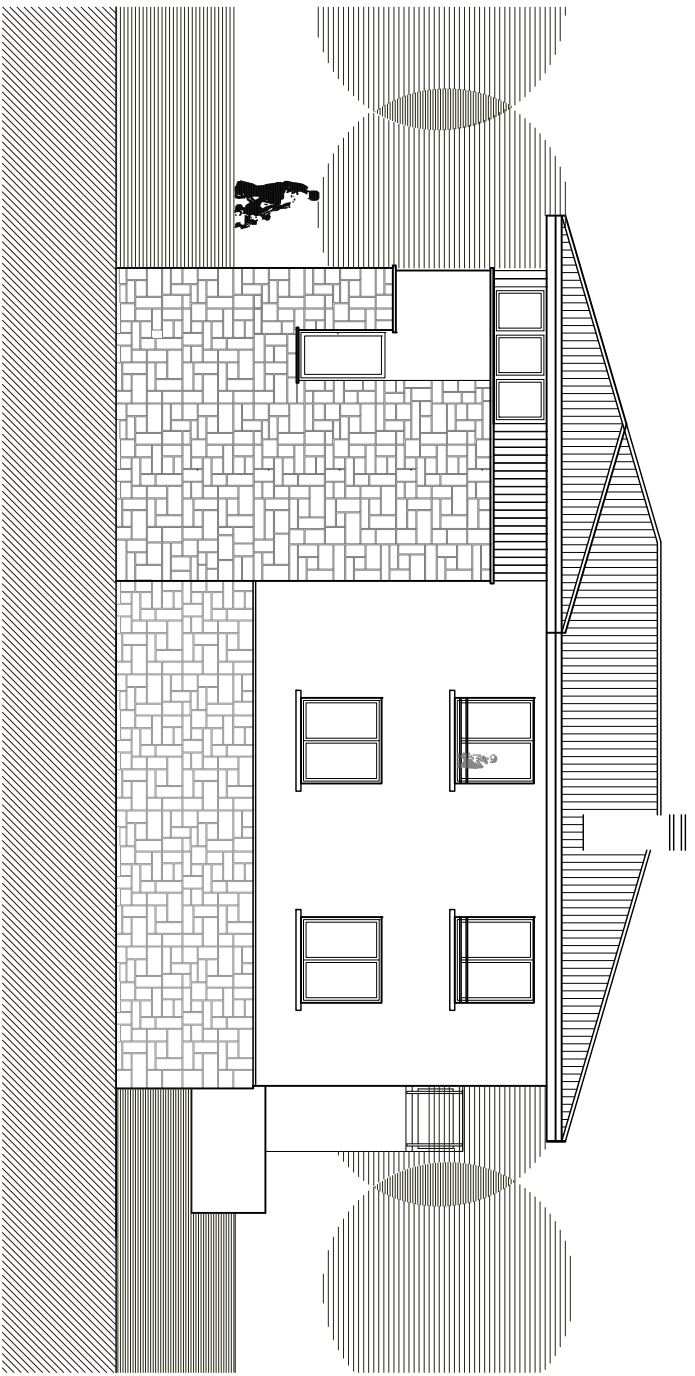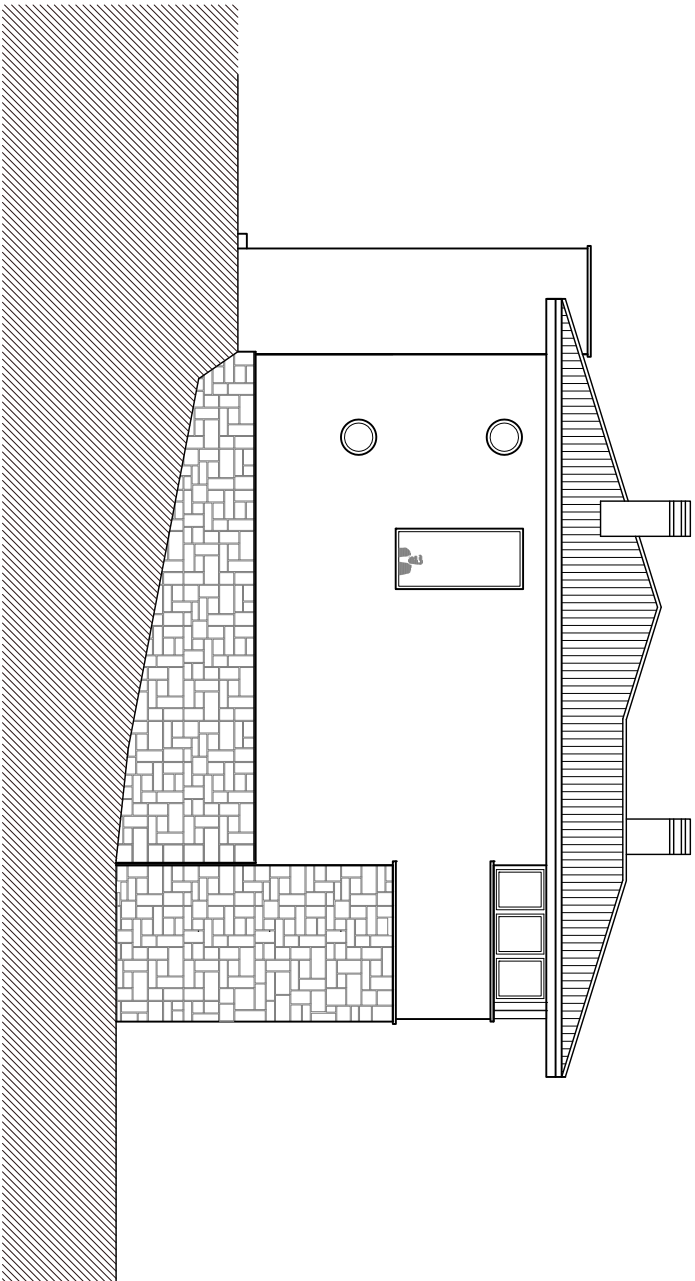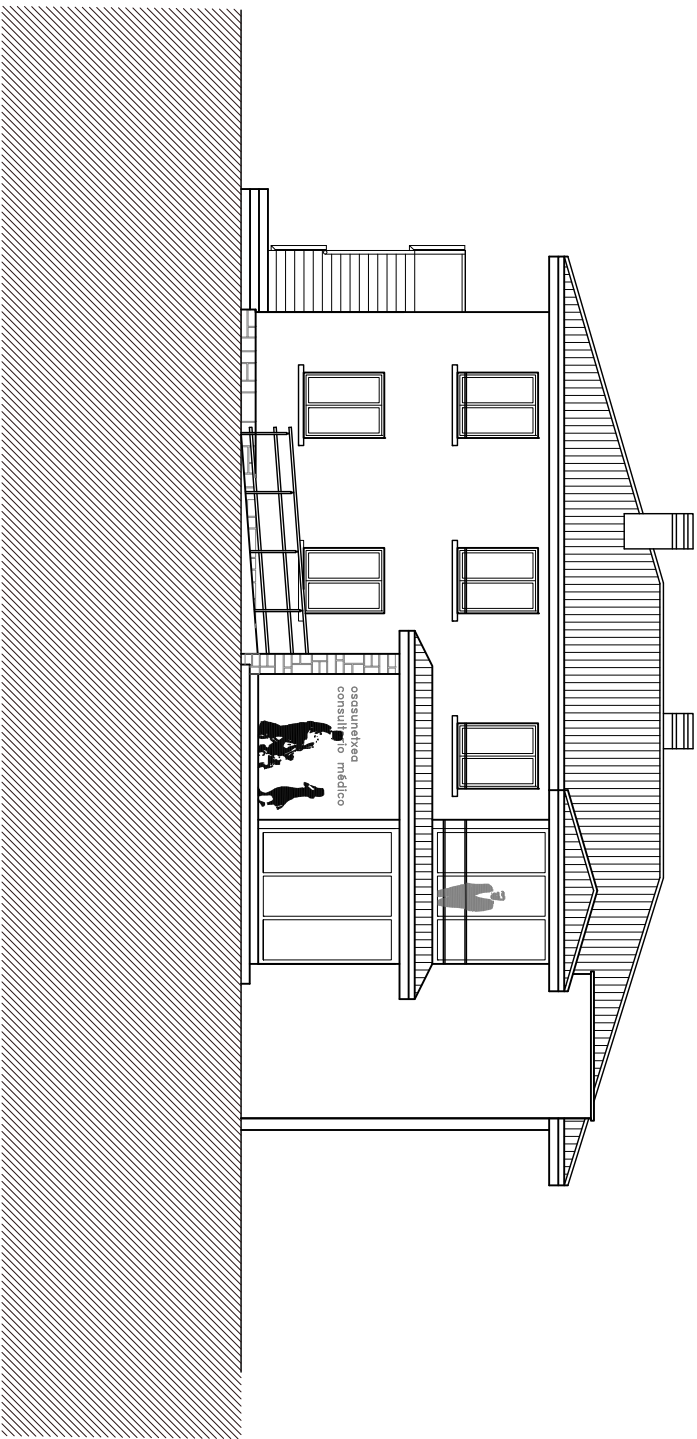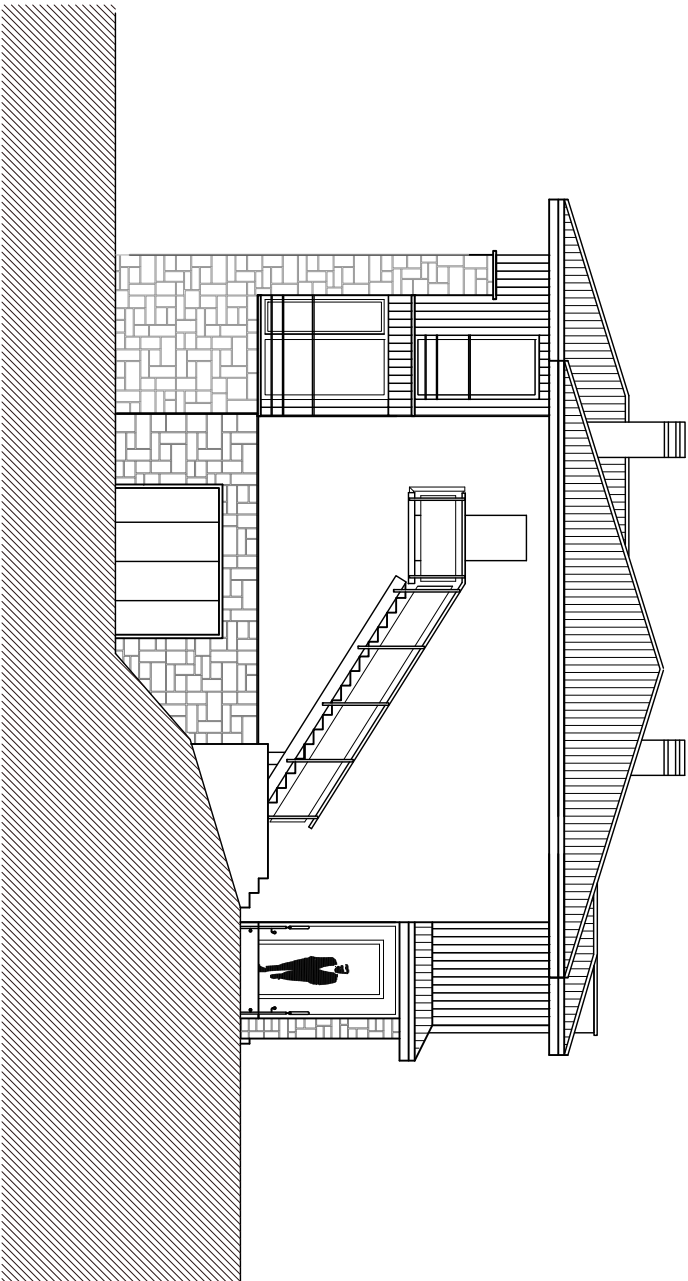


PROMOTOR: Larraungo Udala
ARQUITECTO: Luis Nieva Tellería


PROYECTO DE AMPLIACIÓN DEL CONSULTORIO MÉDICO DE LARRAUN

ALZADOS

Plano 5
ESCALA: 1/75

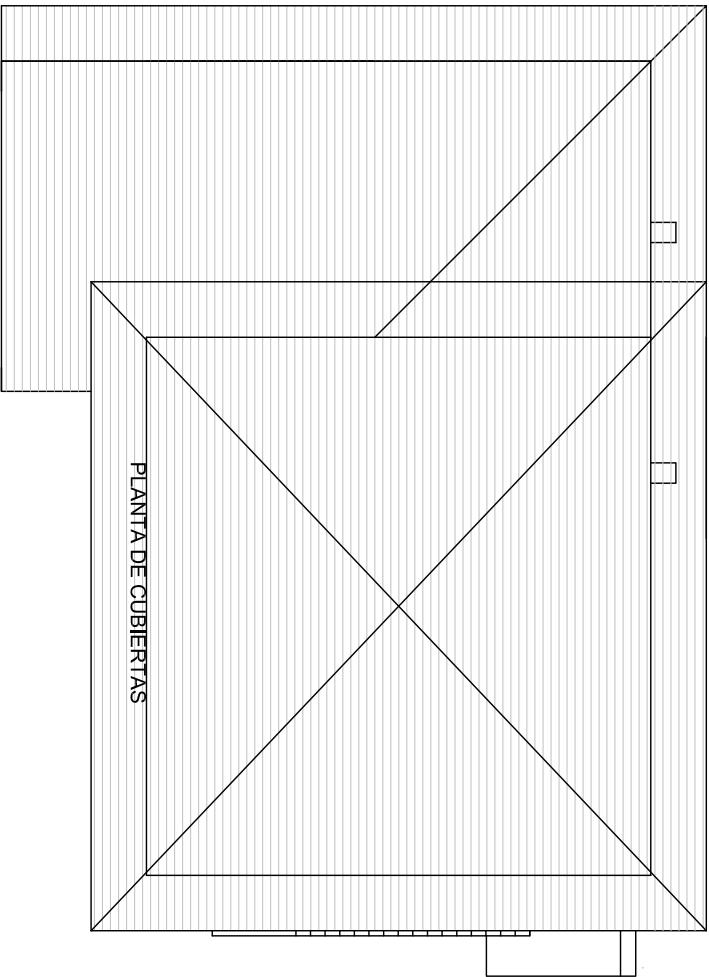

ESTADO ACTUAL

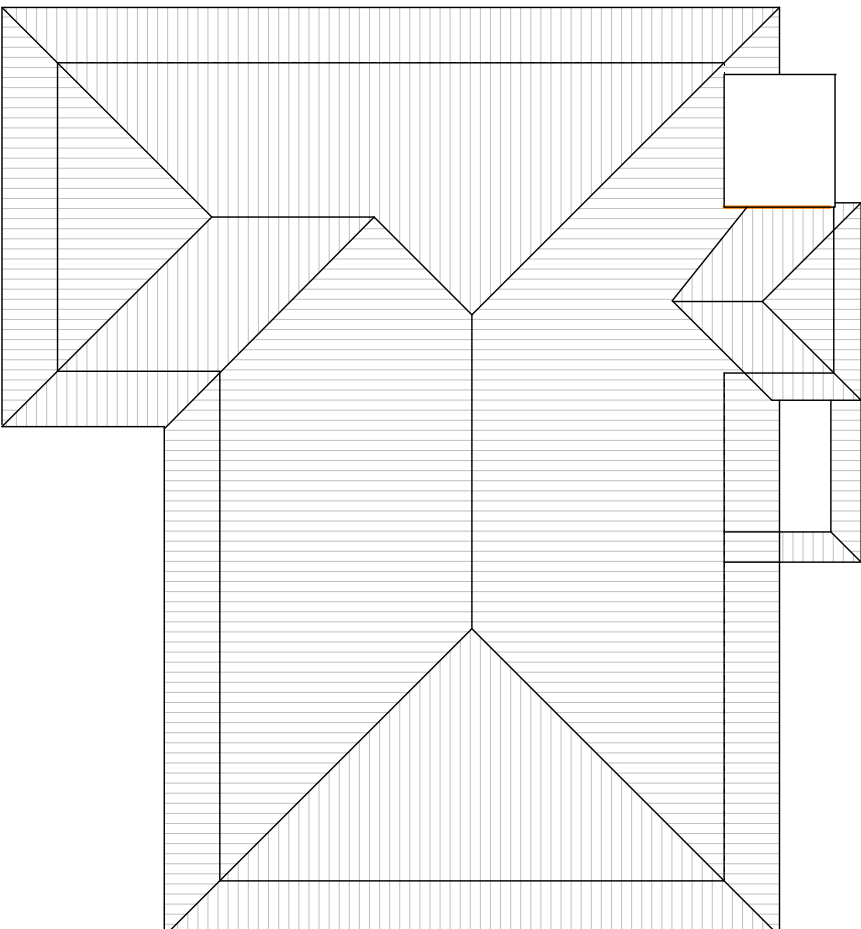



PROYECTO

PROYECTO DE AMPLIACIÓN DEL CONSULTORIO MÉDICO DE LARRAUN


PROMOTOR: Larraungo Udala
ARQUITECTO: Luis Nieva Telleria

PLANTA DE CUBIERTA

Plano 4.3
ESCALA: 1/150

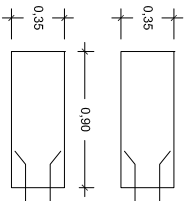
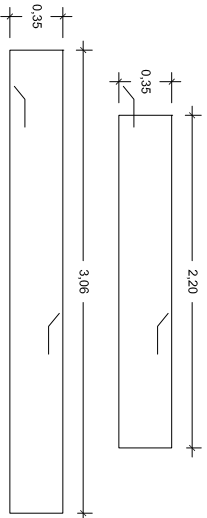


MURO M-1
H= 4,10m
e= 0,20 m
Lado 1 L= 3,06m
Lado 2 L= 2,20m
Lado 2 L= 2,70m
Armado
Vertical = 5 Ø12 p.m.
en ambas caras
Horizontal = 5 Ø12 p.m.
en ambas caras

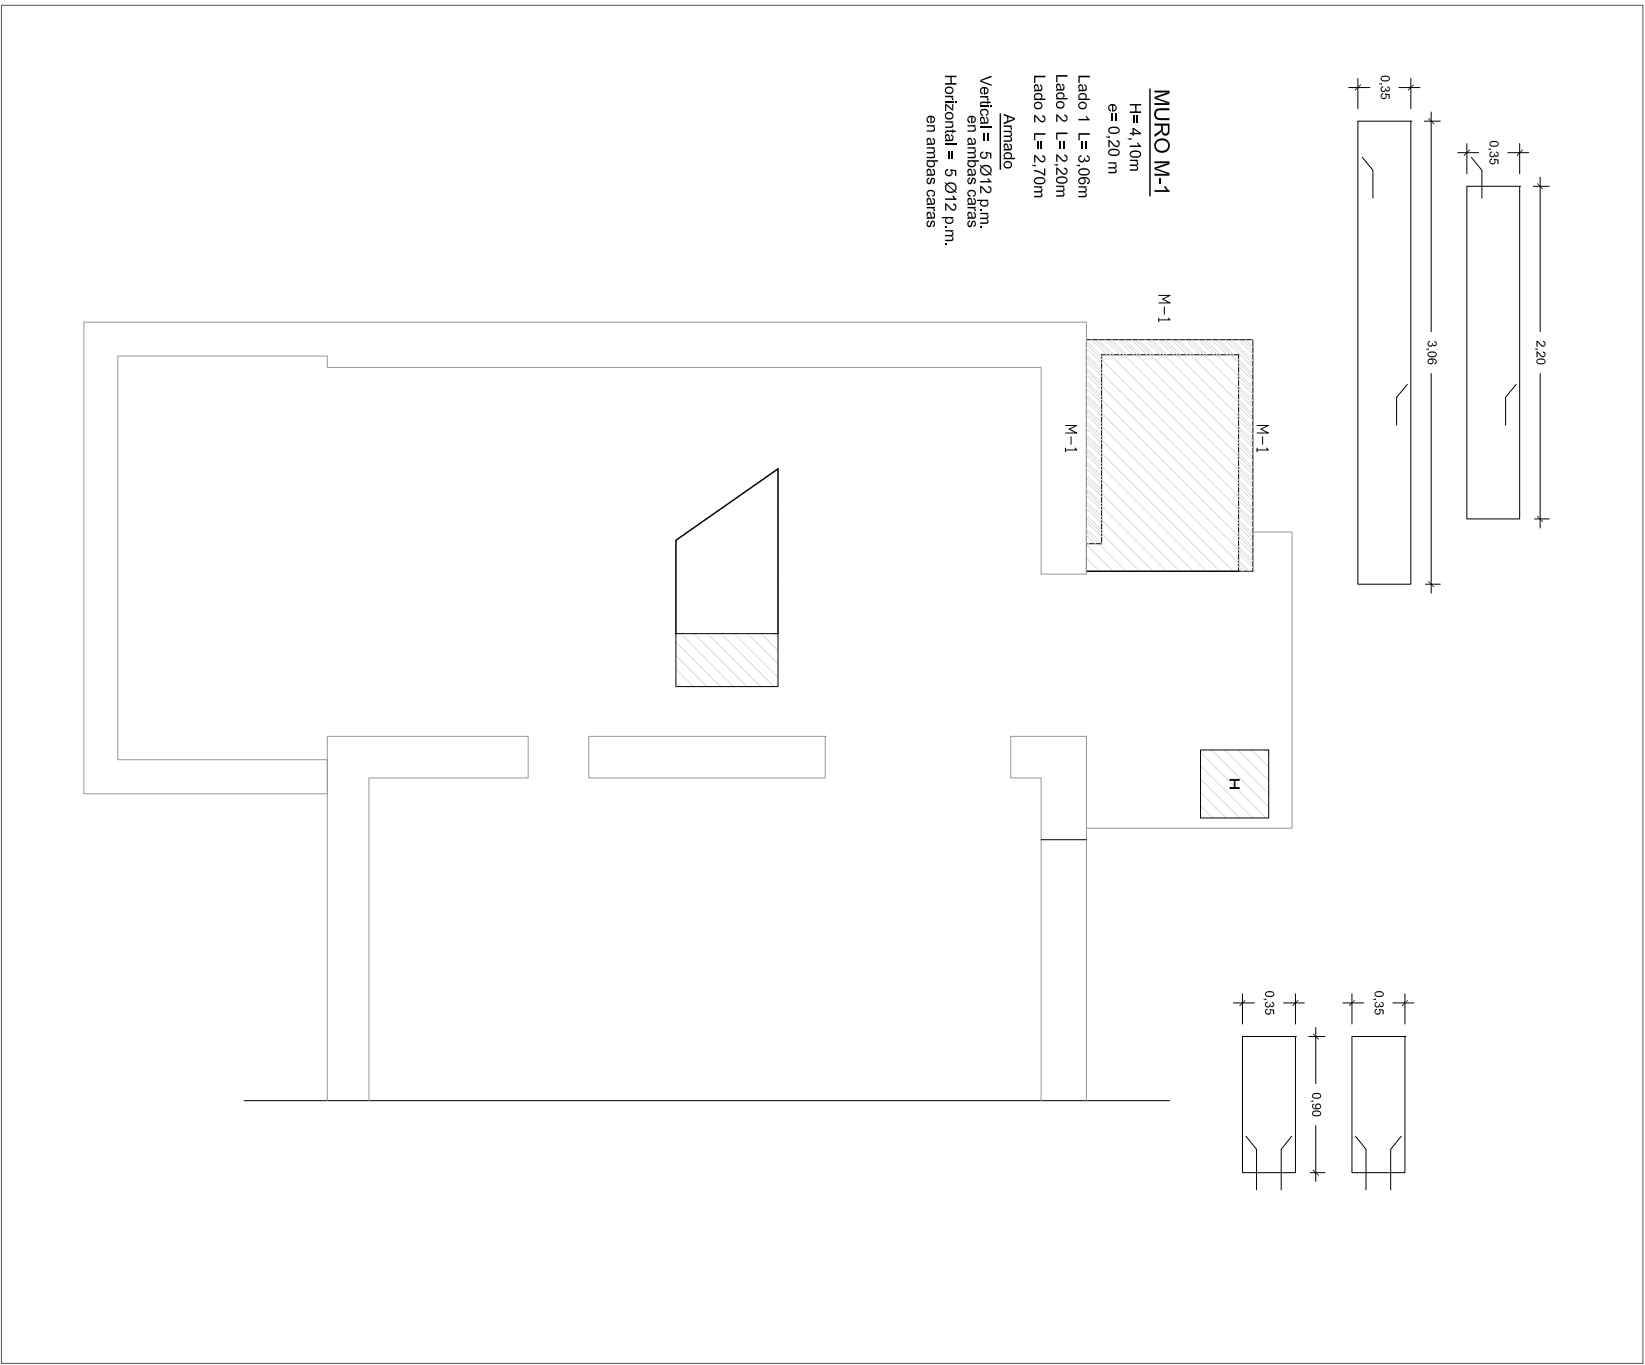

PLANTA BAJA. Escala 1:100

ESCALERA PB a P1ª Anchura = 135 cm
Losas Escalera:
Canto = 20 cm

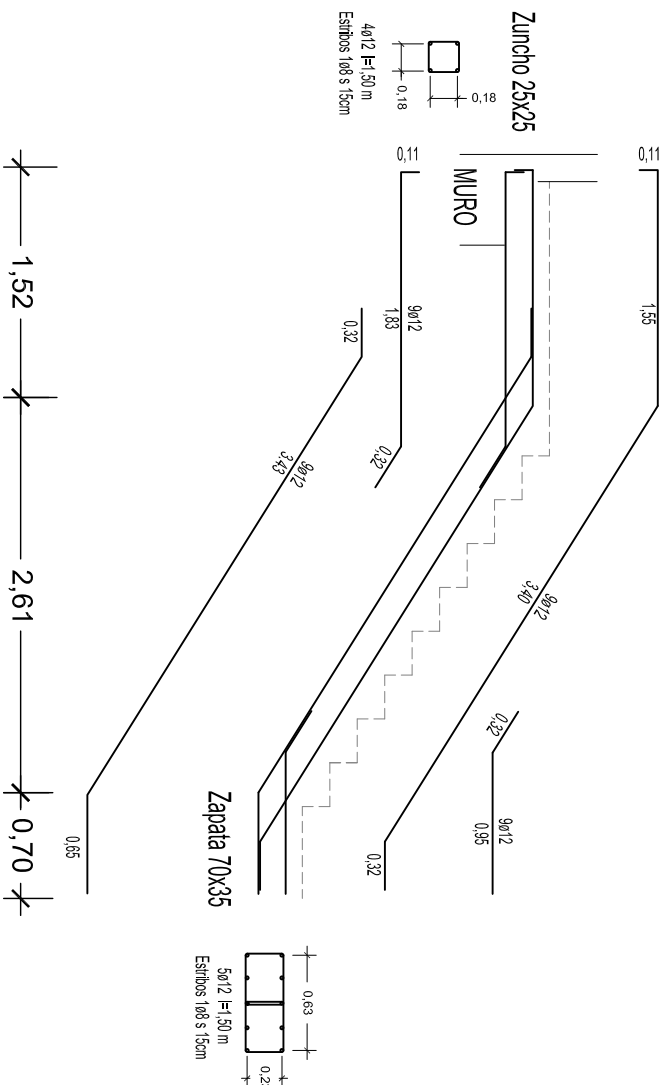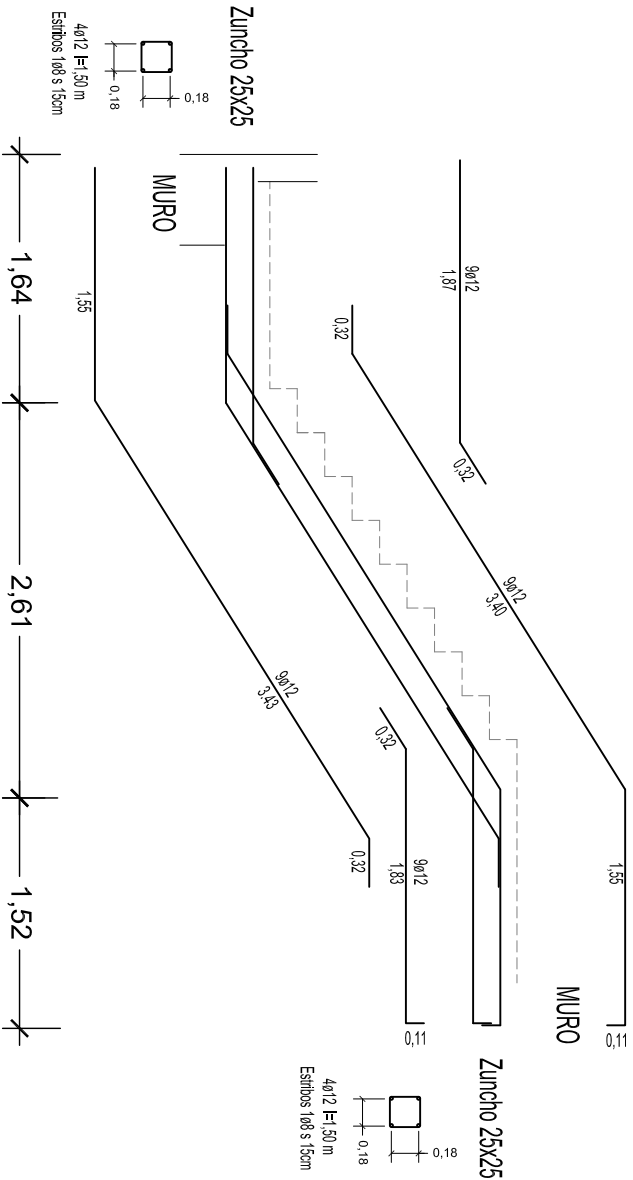

ESCALERA A PLANTA PRIMERA. Escala 1:50


PROMOTOR: Larraungo Udala
ARQUITECTO: Luis Nieva Telleria

PROYECTO DE AMPLIACIÓN DEL CONSULTORIO MÉDICO DE LARRAUN

ESTRUCTURA I

LUIS NIEVA TELLERIA. ARQUITECTO

Plano 6.1
ESCALAS: Varias

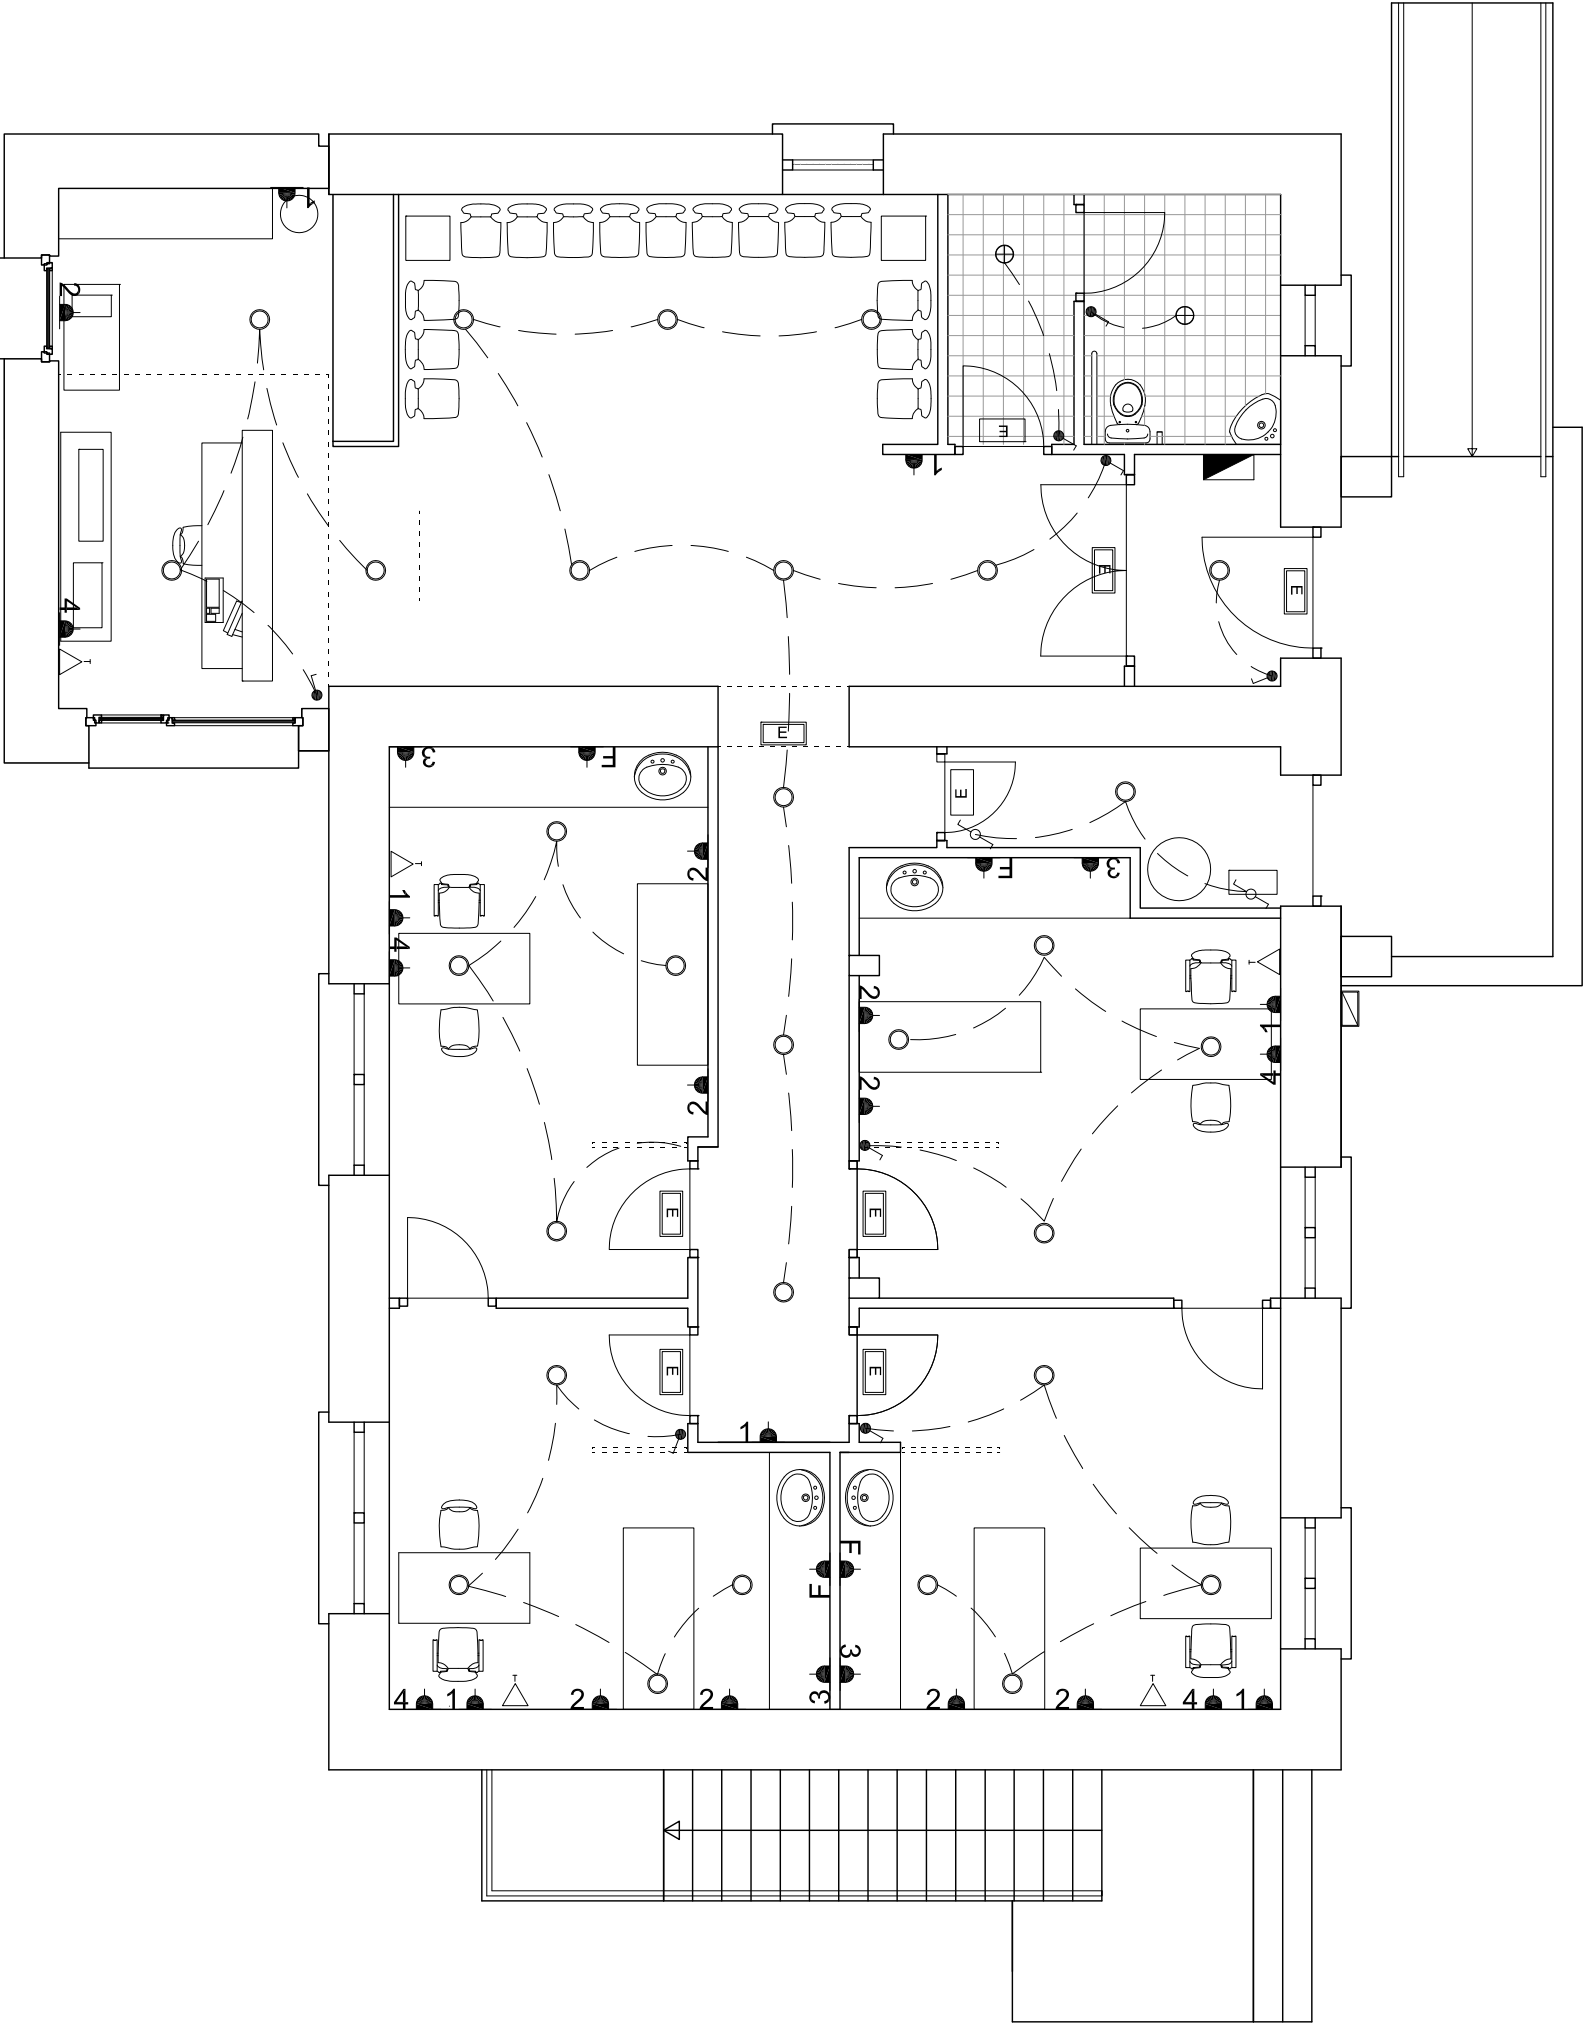


PROMOTOR: Larraungo Udala
ARQUITECTO: Luis Nieva Telleria


PROYECTO DE AMPLIACIÓN DEL CONSULTORIO MÉDICO DE LARRAUN

INSTALACIÓN ELÉCTRICA I

PLANTA BAJA. ESTADO ACTUAL

Plano 7.1
ESCALA: 1/75

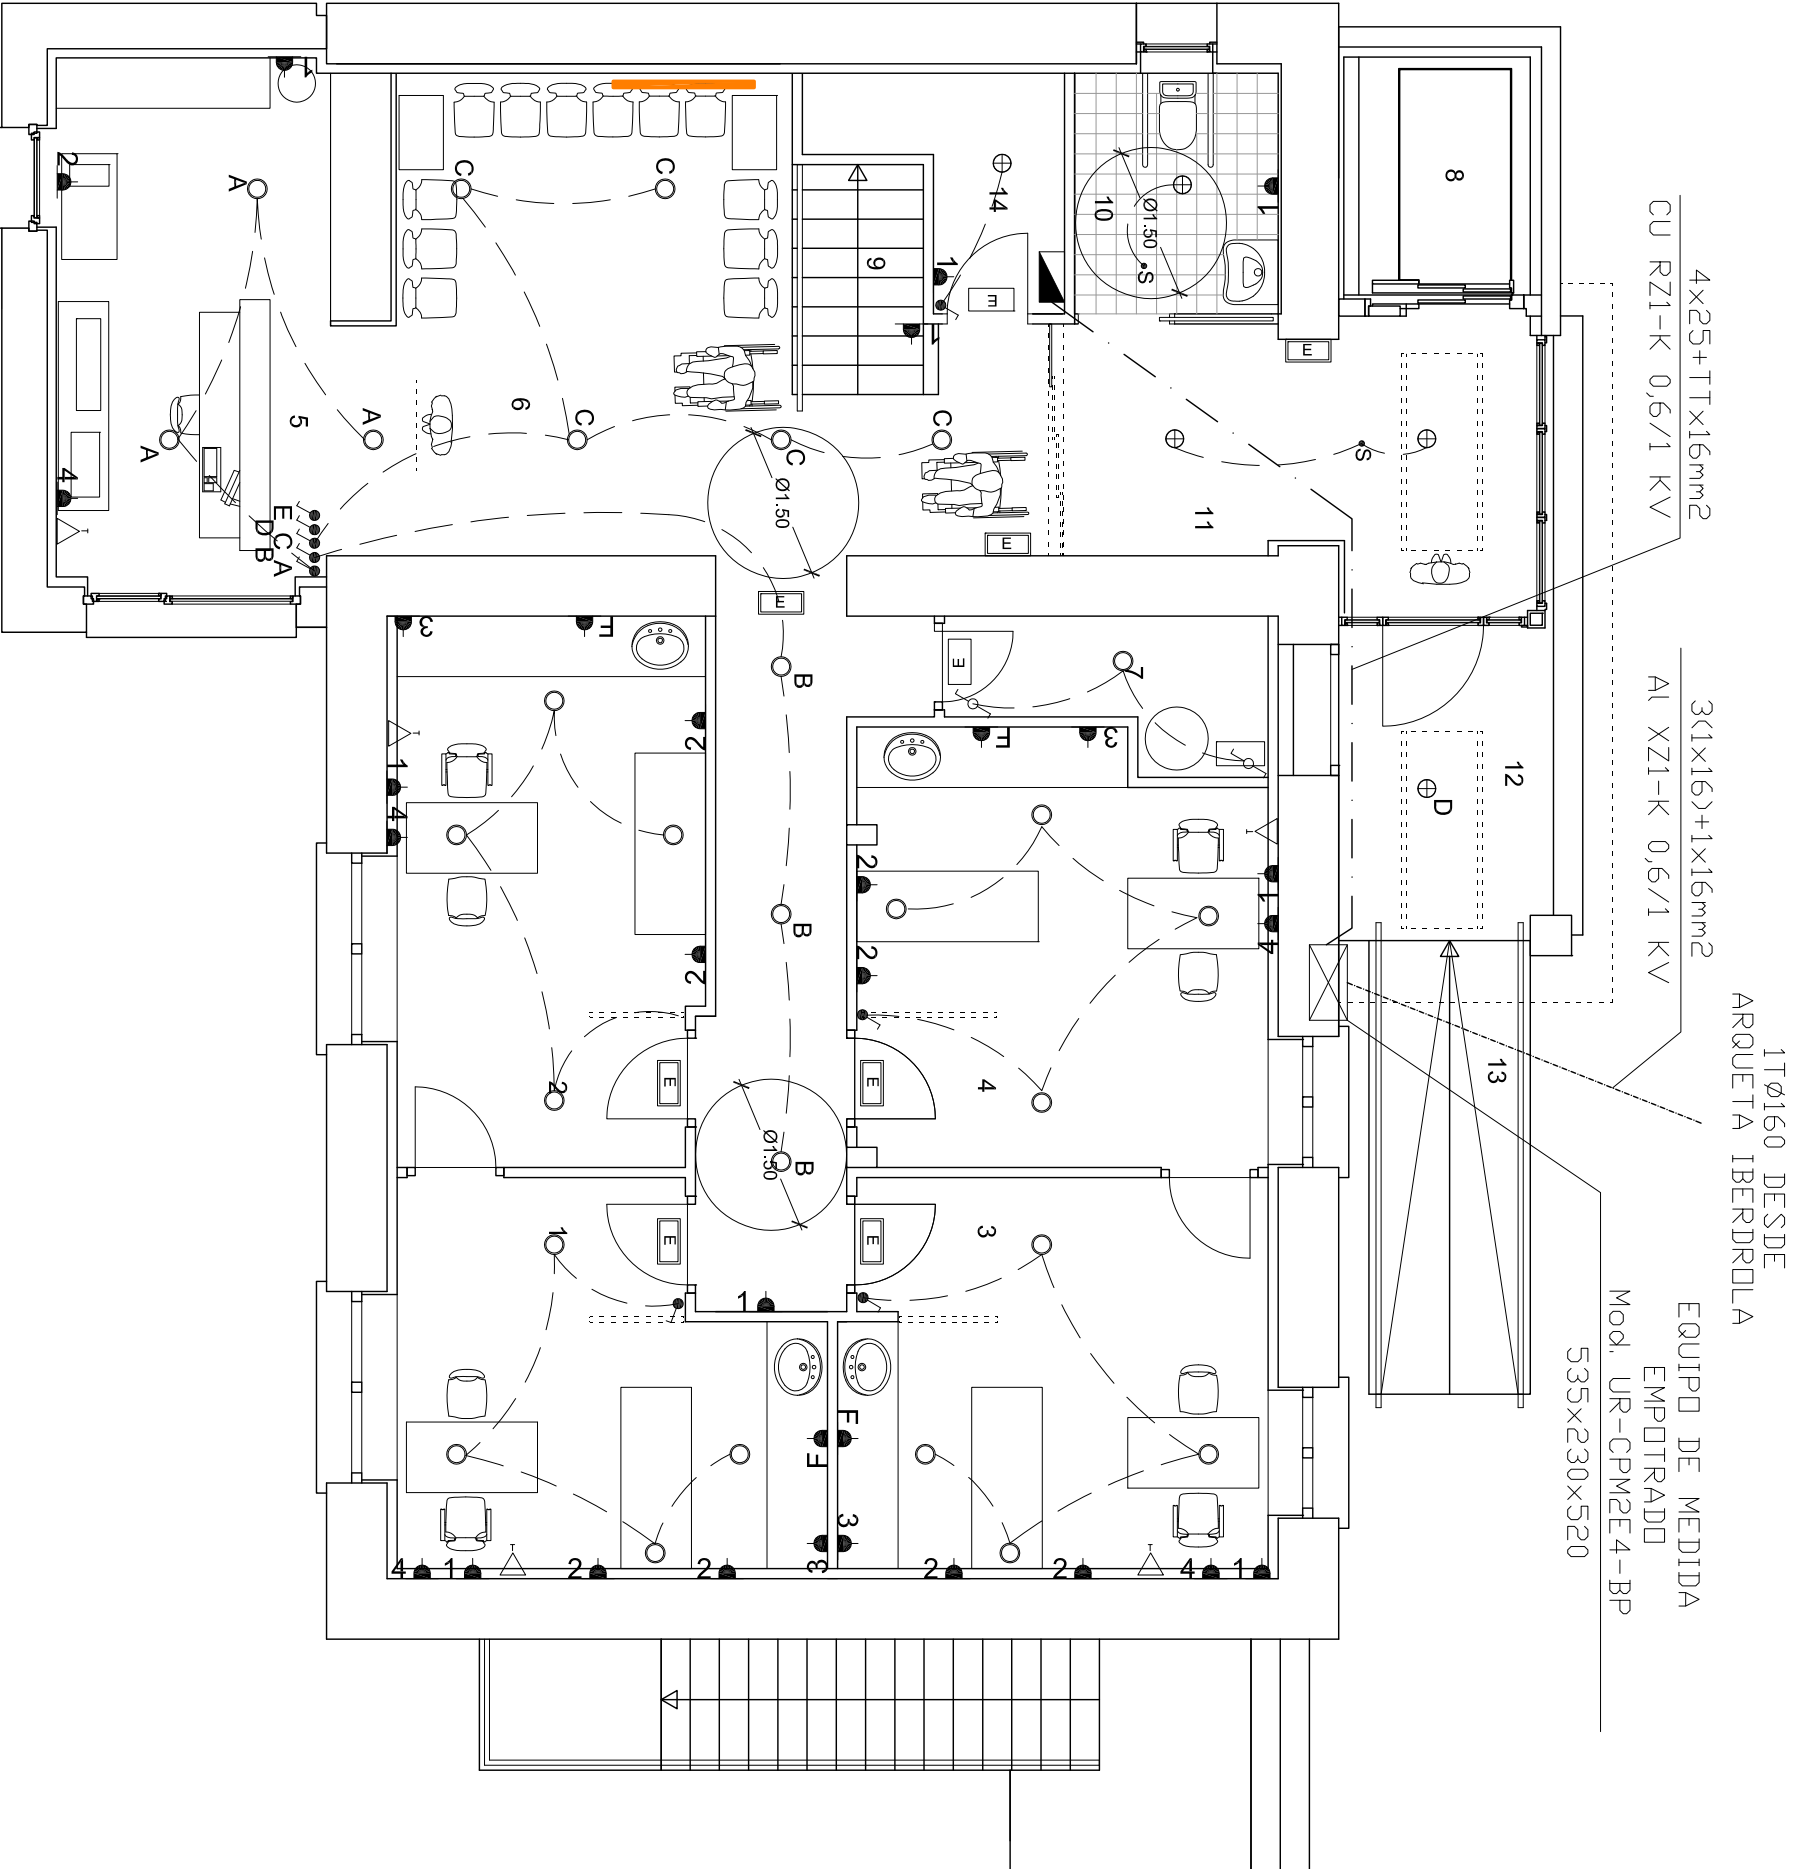

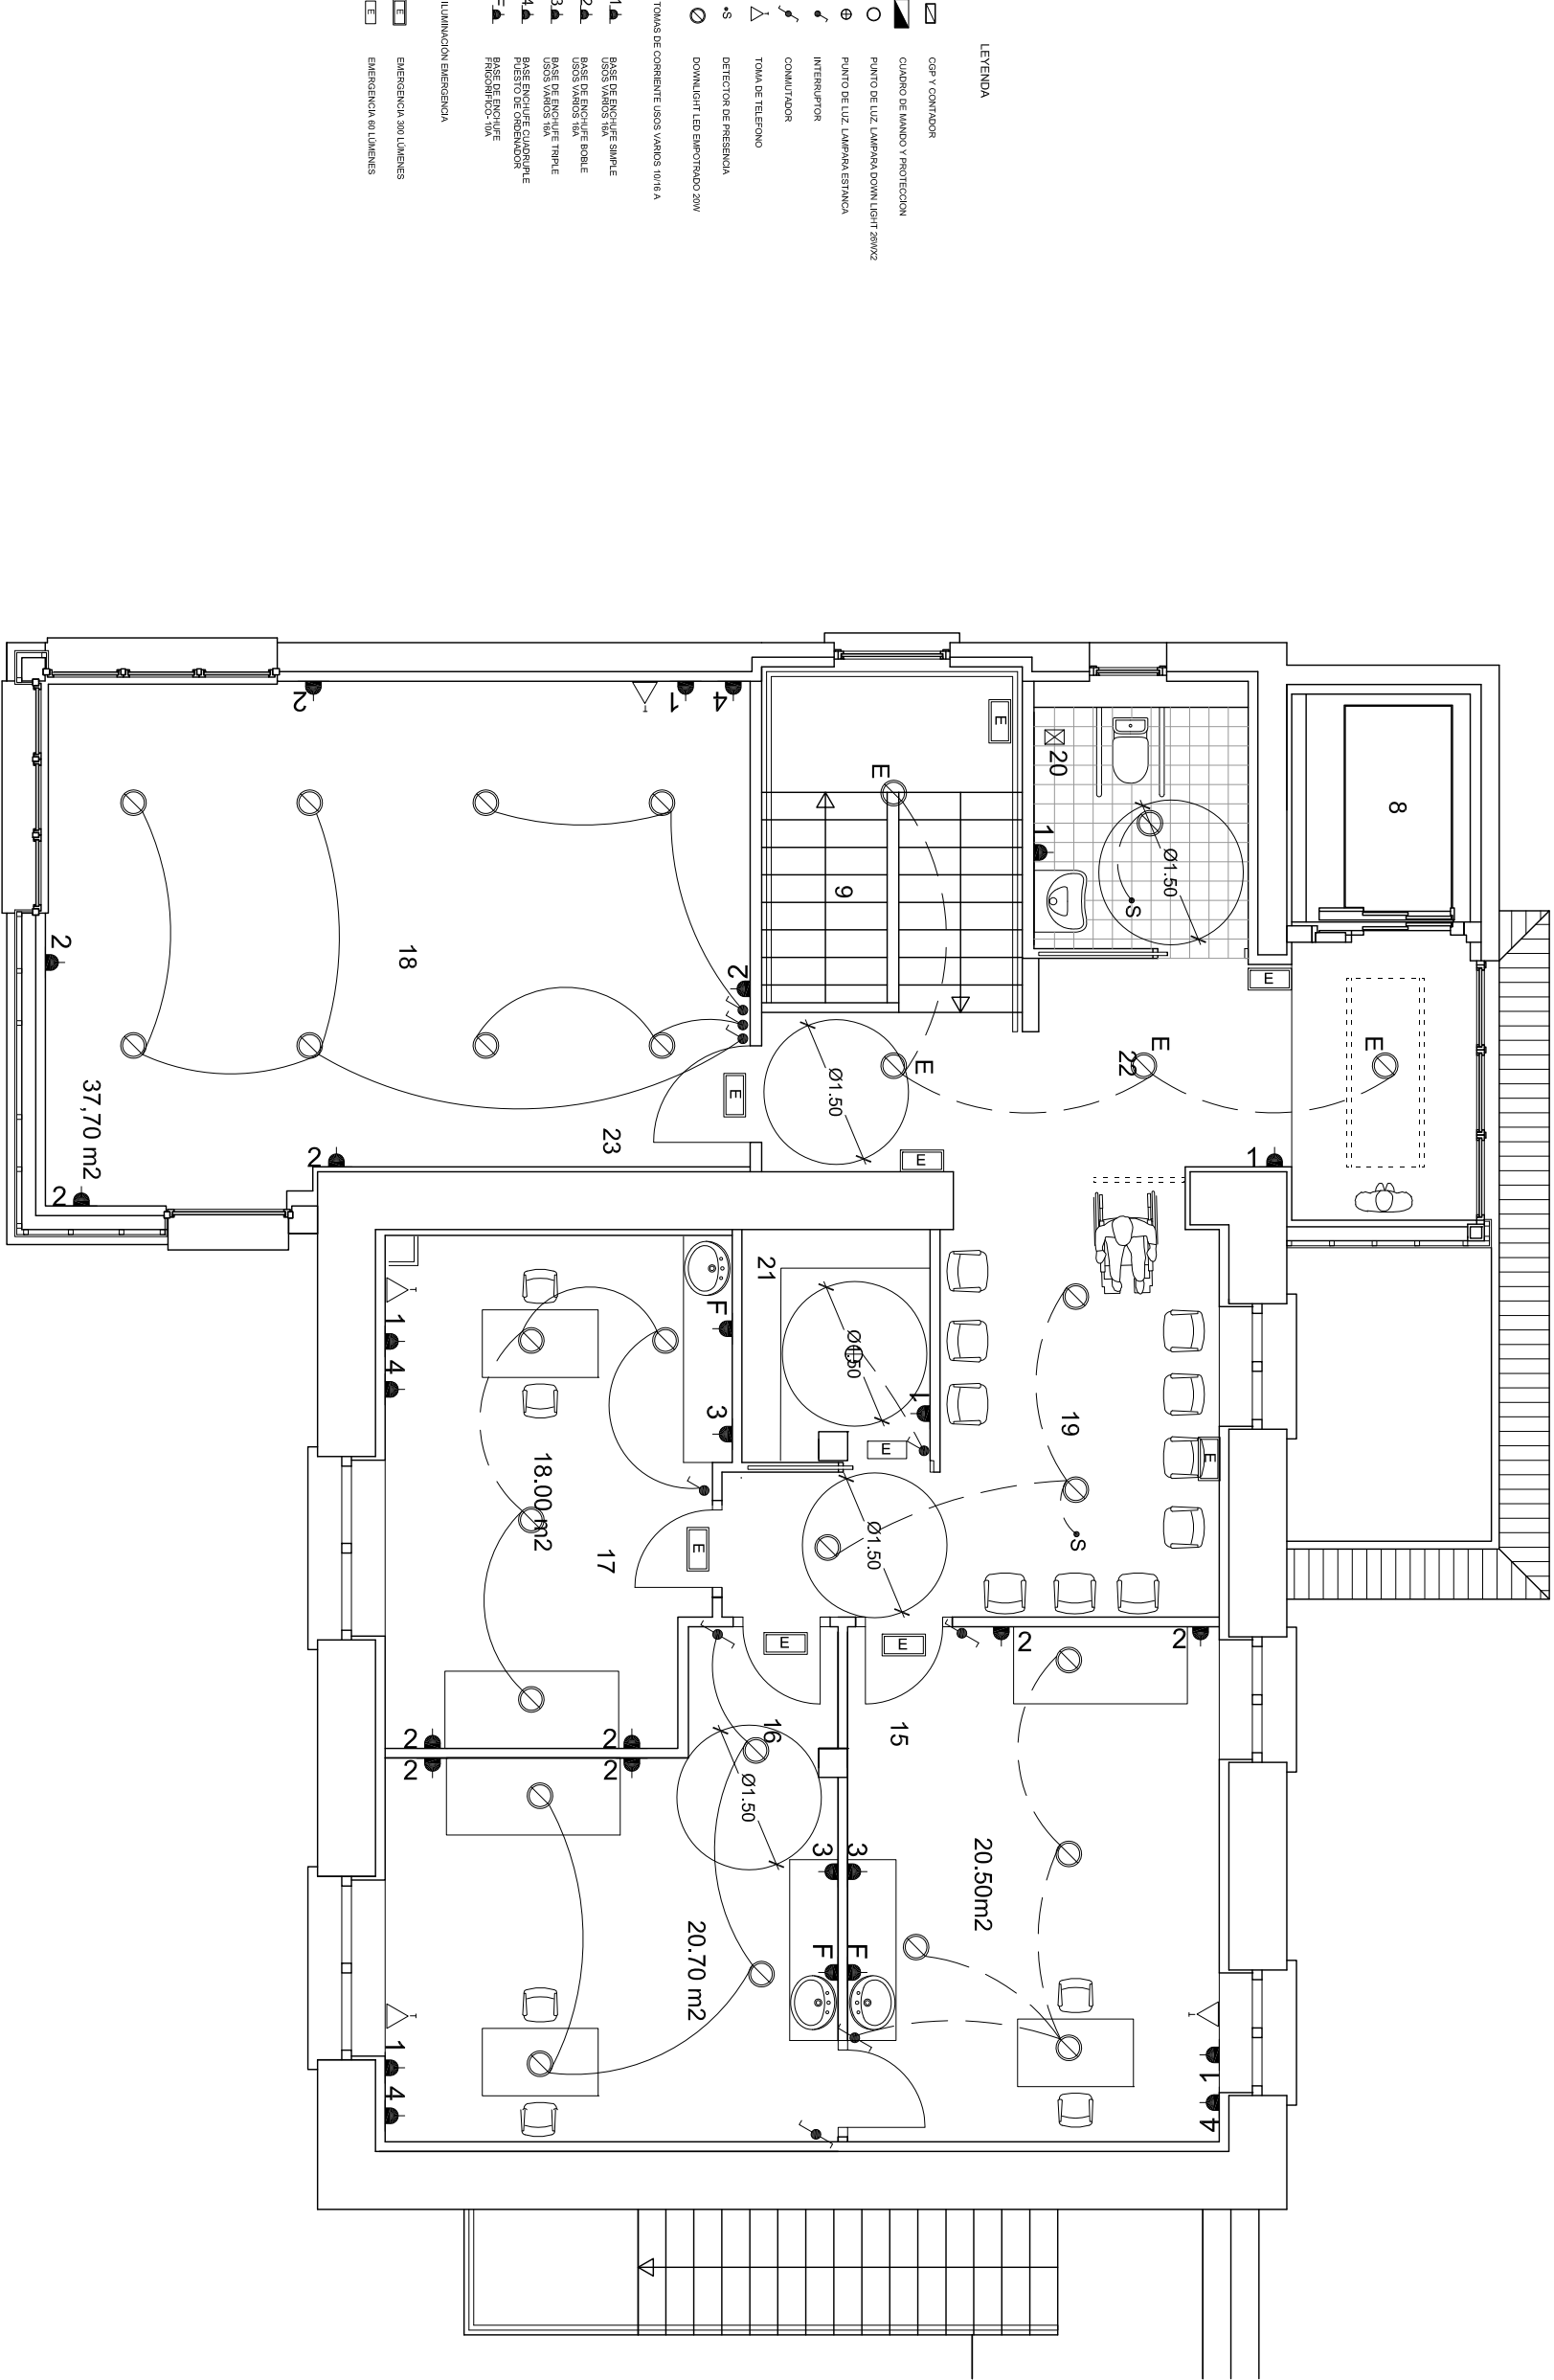

PROMOTOR: Larraungo Udaia

ARQUITECTO: Luis Nieva Telleria


PROYECTO DE AMPLIACIÓN DEL CONSULTORIO MÉDICO DE LARRAUN

INSTALACIÓN ELÉCTRICA III

PLANTA PRIMERA. ESTADO REFORMADO

Plano 7.3

ESCALA: 1/75

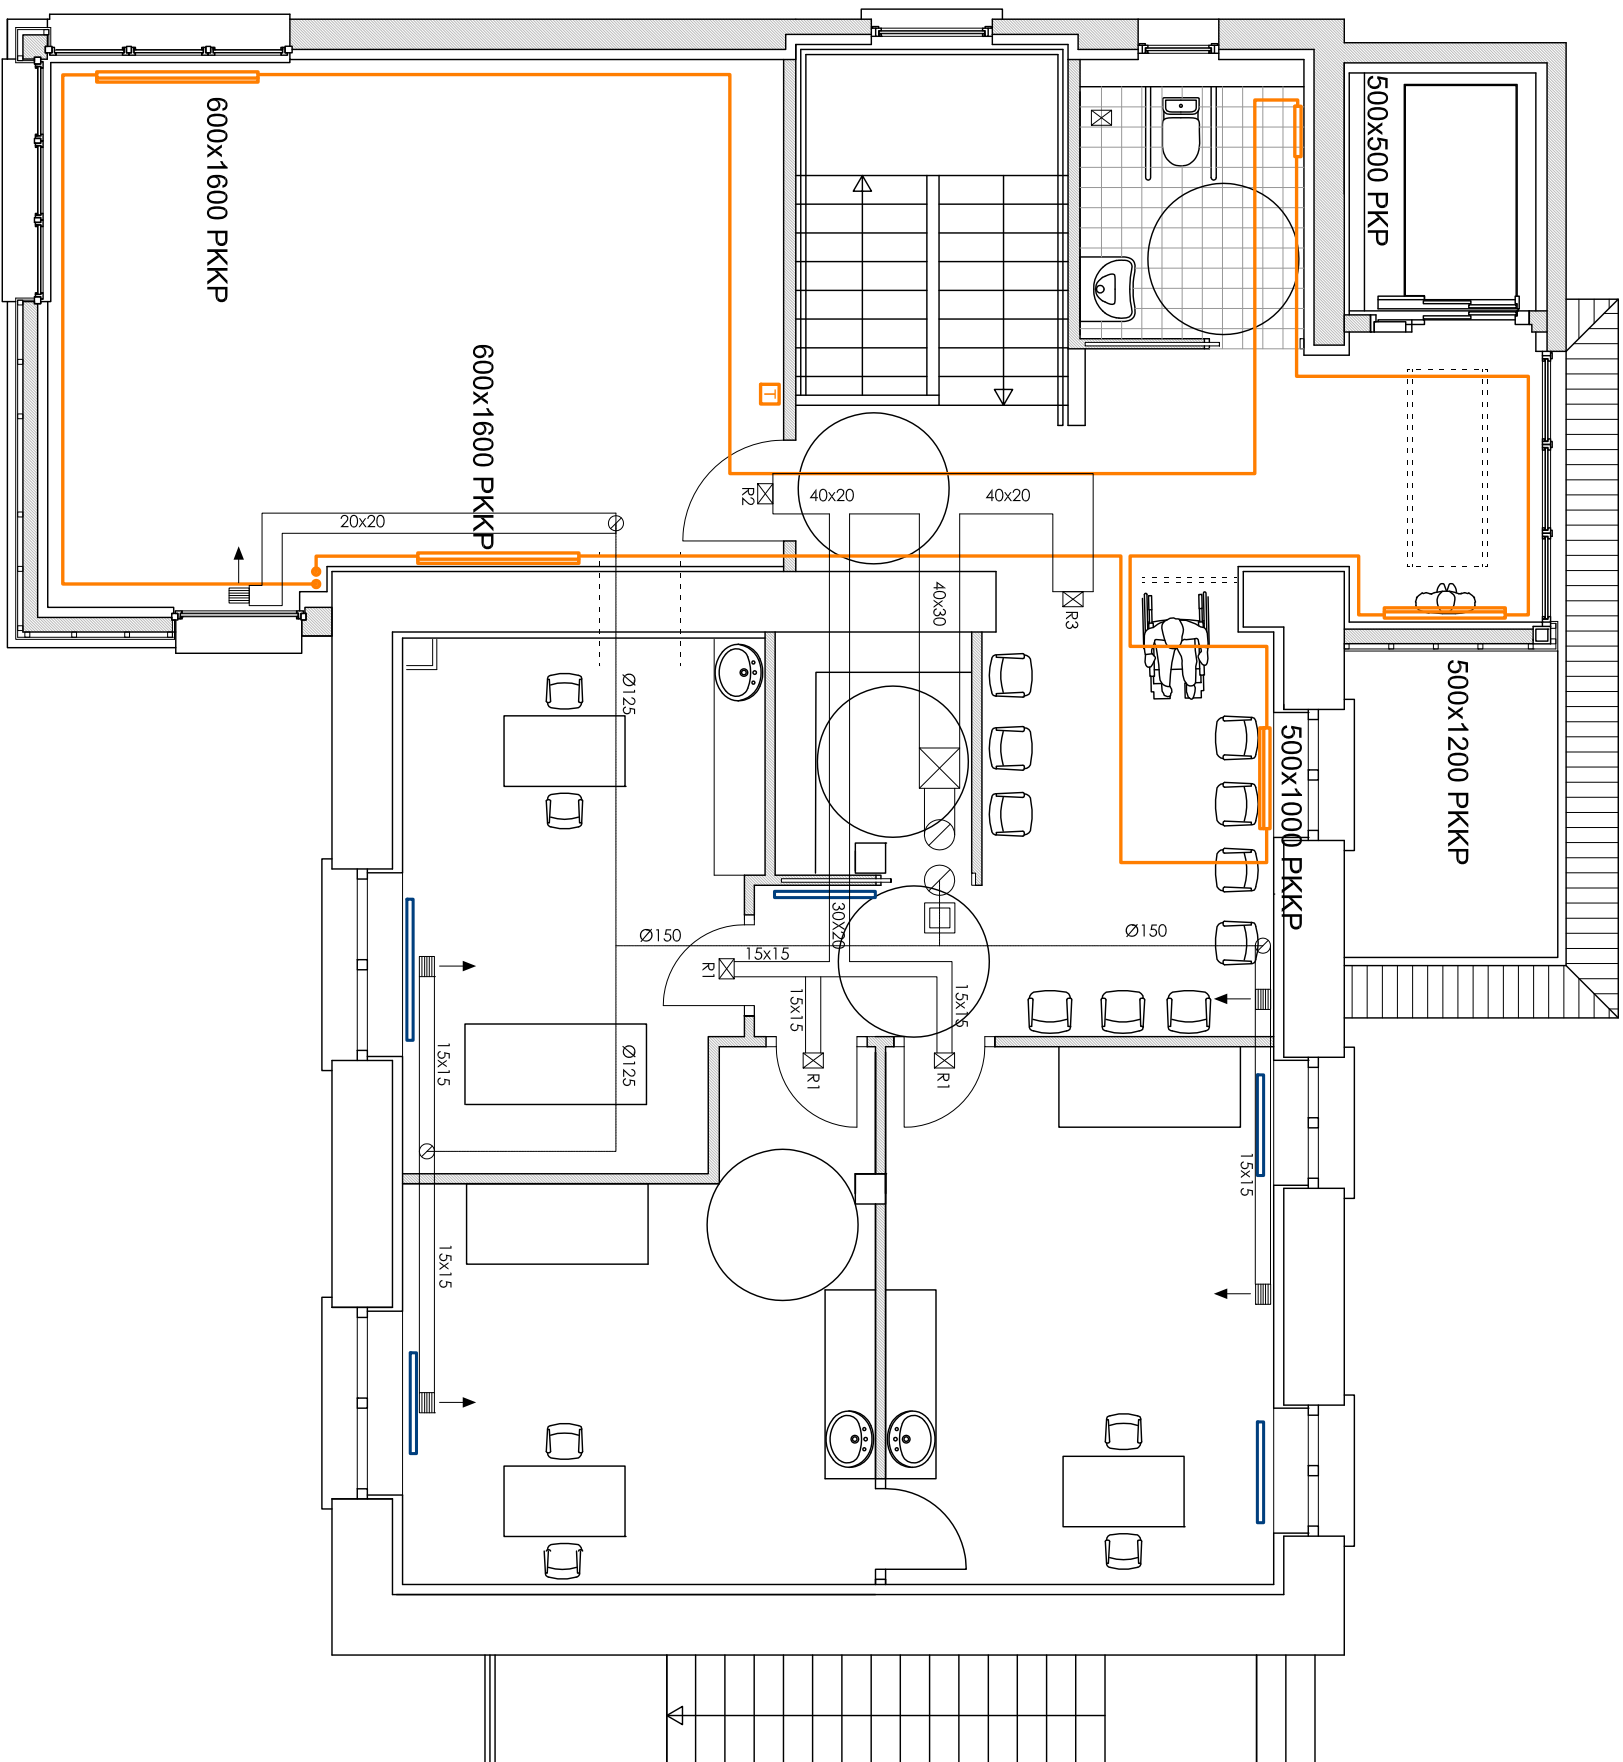


LEYENDA VENTILACIÓN	
	Extractor 1.500m3/h
	Rejilla extracción de aire AR.
	Rejilla entrada de aire AT
	R1: 225x165
	R2: 325x165
	R3: 525x225
	Extractor aseo
	Conducto chopra rectangular por falso techo
	Conducto helicoidal en entrecubierta
	Compuerta motorizada en conducto

LEYENDA CALEFACCIÓN	
	TUBERÍA. TRAMO NUEVO
	RADIADOR NUEVO A COLOCAR
	PANEL DE CHAPA DE ACERO PKP
	RADIADOR NUEVO A COLOCAR
	PANEL DE CHAPA DE ACERO PKP
	TERMOSTATO
	MONTANTES IDA-RETORNO NUEVO CIRCUITO
	RADIADOR REUBICADO
	RADIADOR A MANTENER

PROMOTOR: Larraungo Udala
Plano 2
ARQUITECTO: Luis Nieva Tellería

PROYECTO DE AMPLIACIÓN DEL CONSULTORIO MÉDICO DE LARRAUN
CALEFACCIÓN - VENTILACIÓN
PLANTA PRIMERA

Plano 8
ESCALA: 1/150

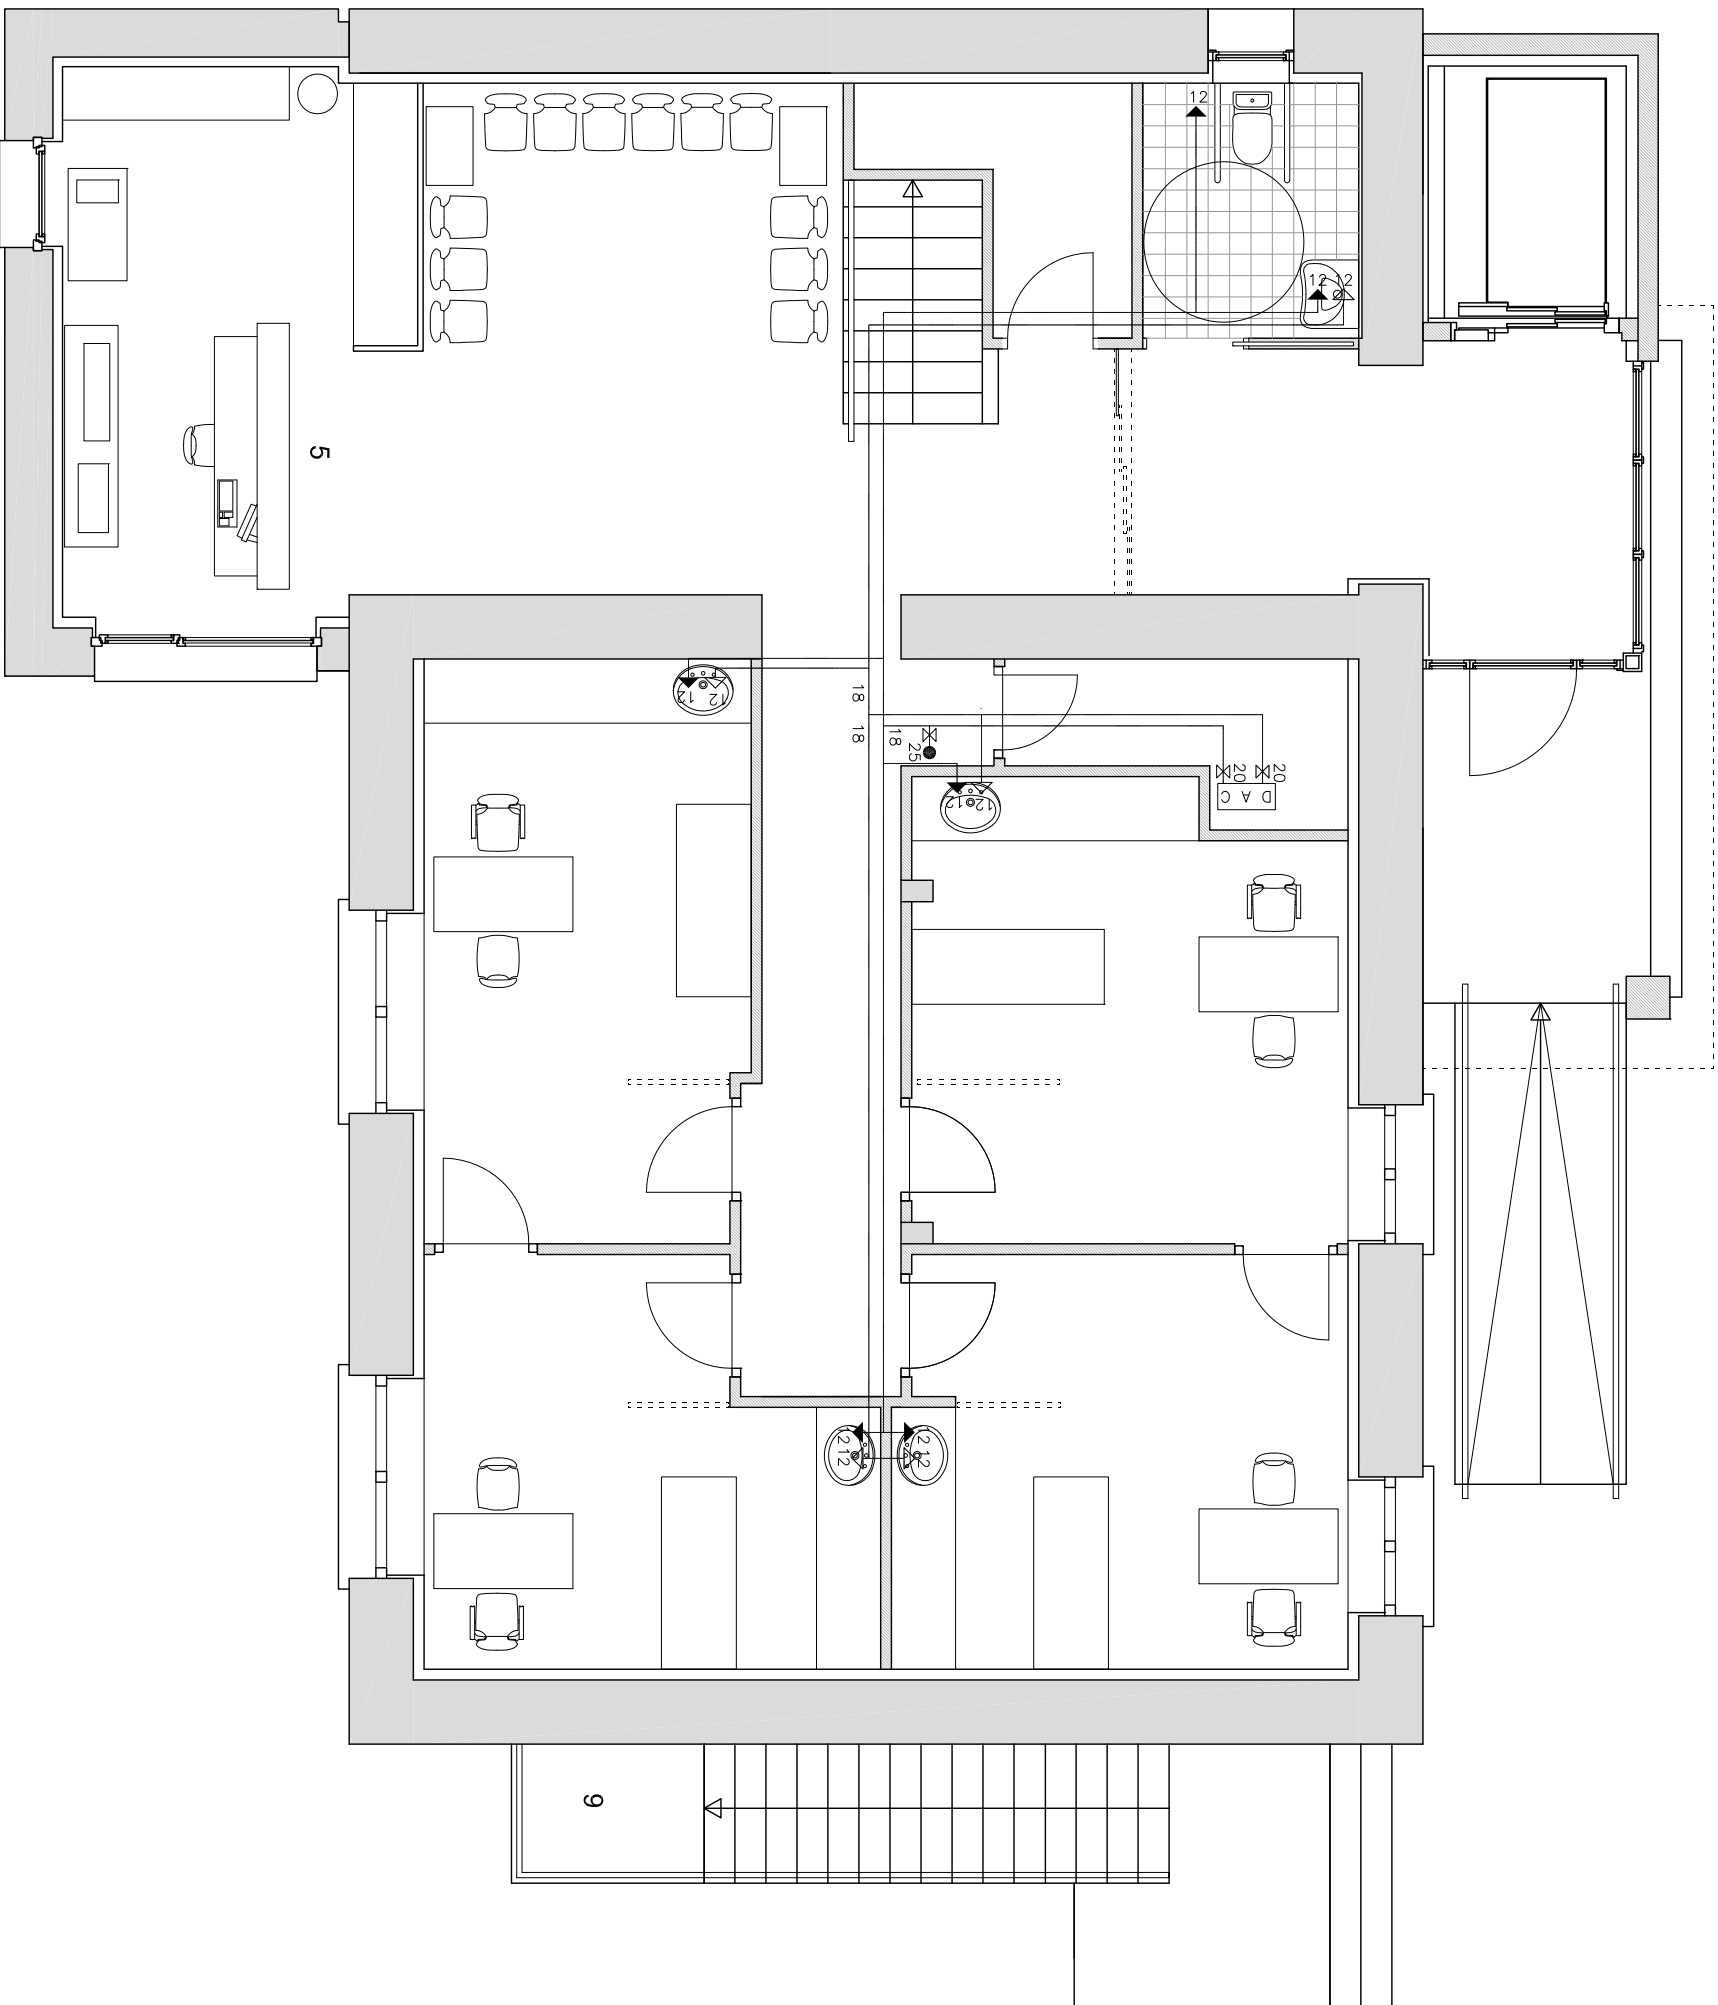

LEYENDA

- TUBERIA AGUA FRIA
- MONTANTE AGUA FRIA
- GRIFO AGUA FRIA
- CALENTADOR-ACUMULADOR ELÉCTRICO. 15 L
- TUBERIA A.C.S.
- GRIFO A.C.S.
- LLAVE DE CORTE
- DIAMETRO NOMINAL TUBO
 - 12: 12/10 mm
 - 16: 16/14 mm
 - 18: 18/16 mm

PROMOTOR: Larraungo Udala

ARQUITECTO: Luis Nieva Telleria


PROYECTO DE AMPLIACIÓN DEL CONSULTORIO MÉDICO DE LARRAUN

INSTALACIONES AGUA FRIA Y A.C.S.

PLANTA BAJA

Plano 9.1

ESCALA: 1/75

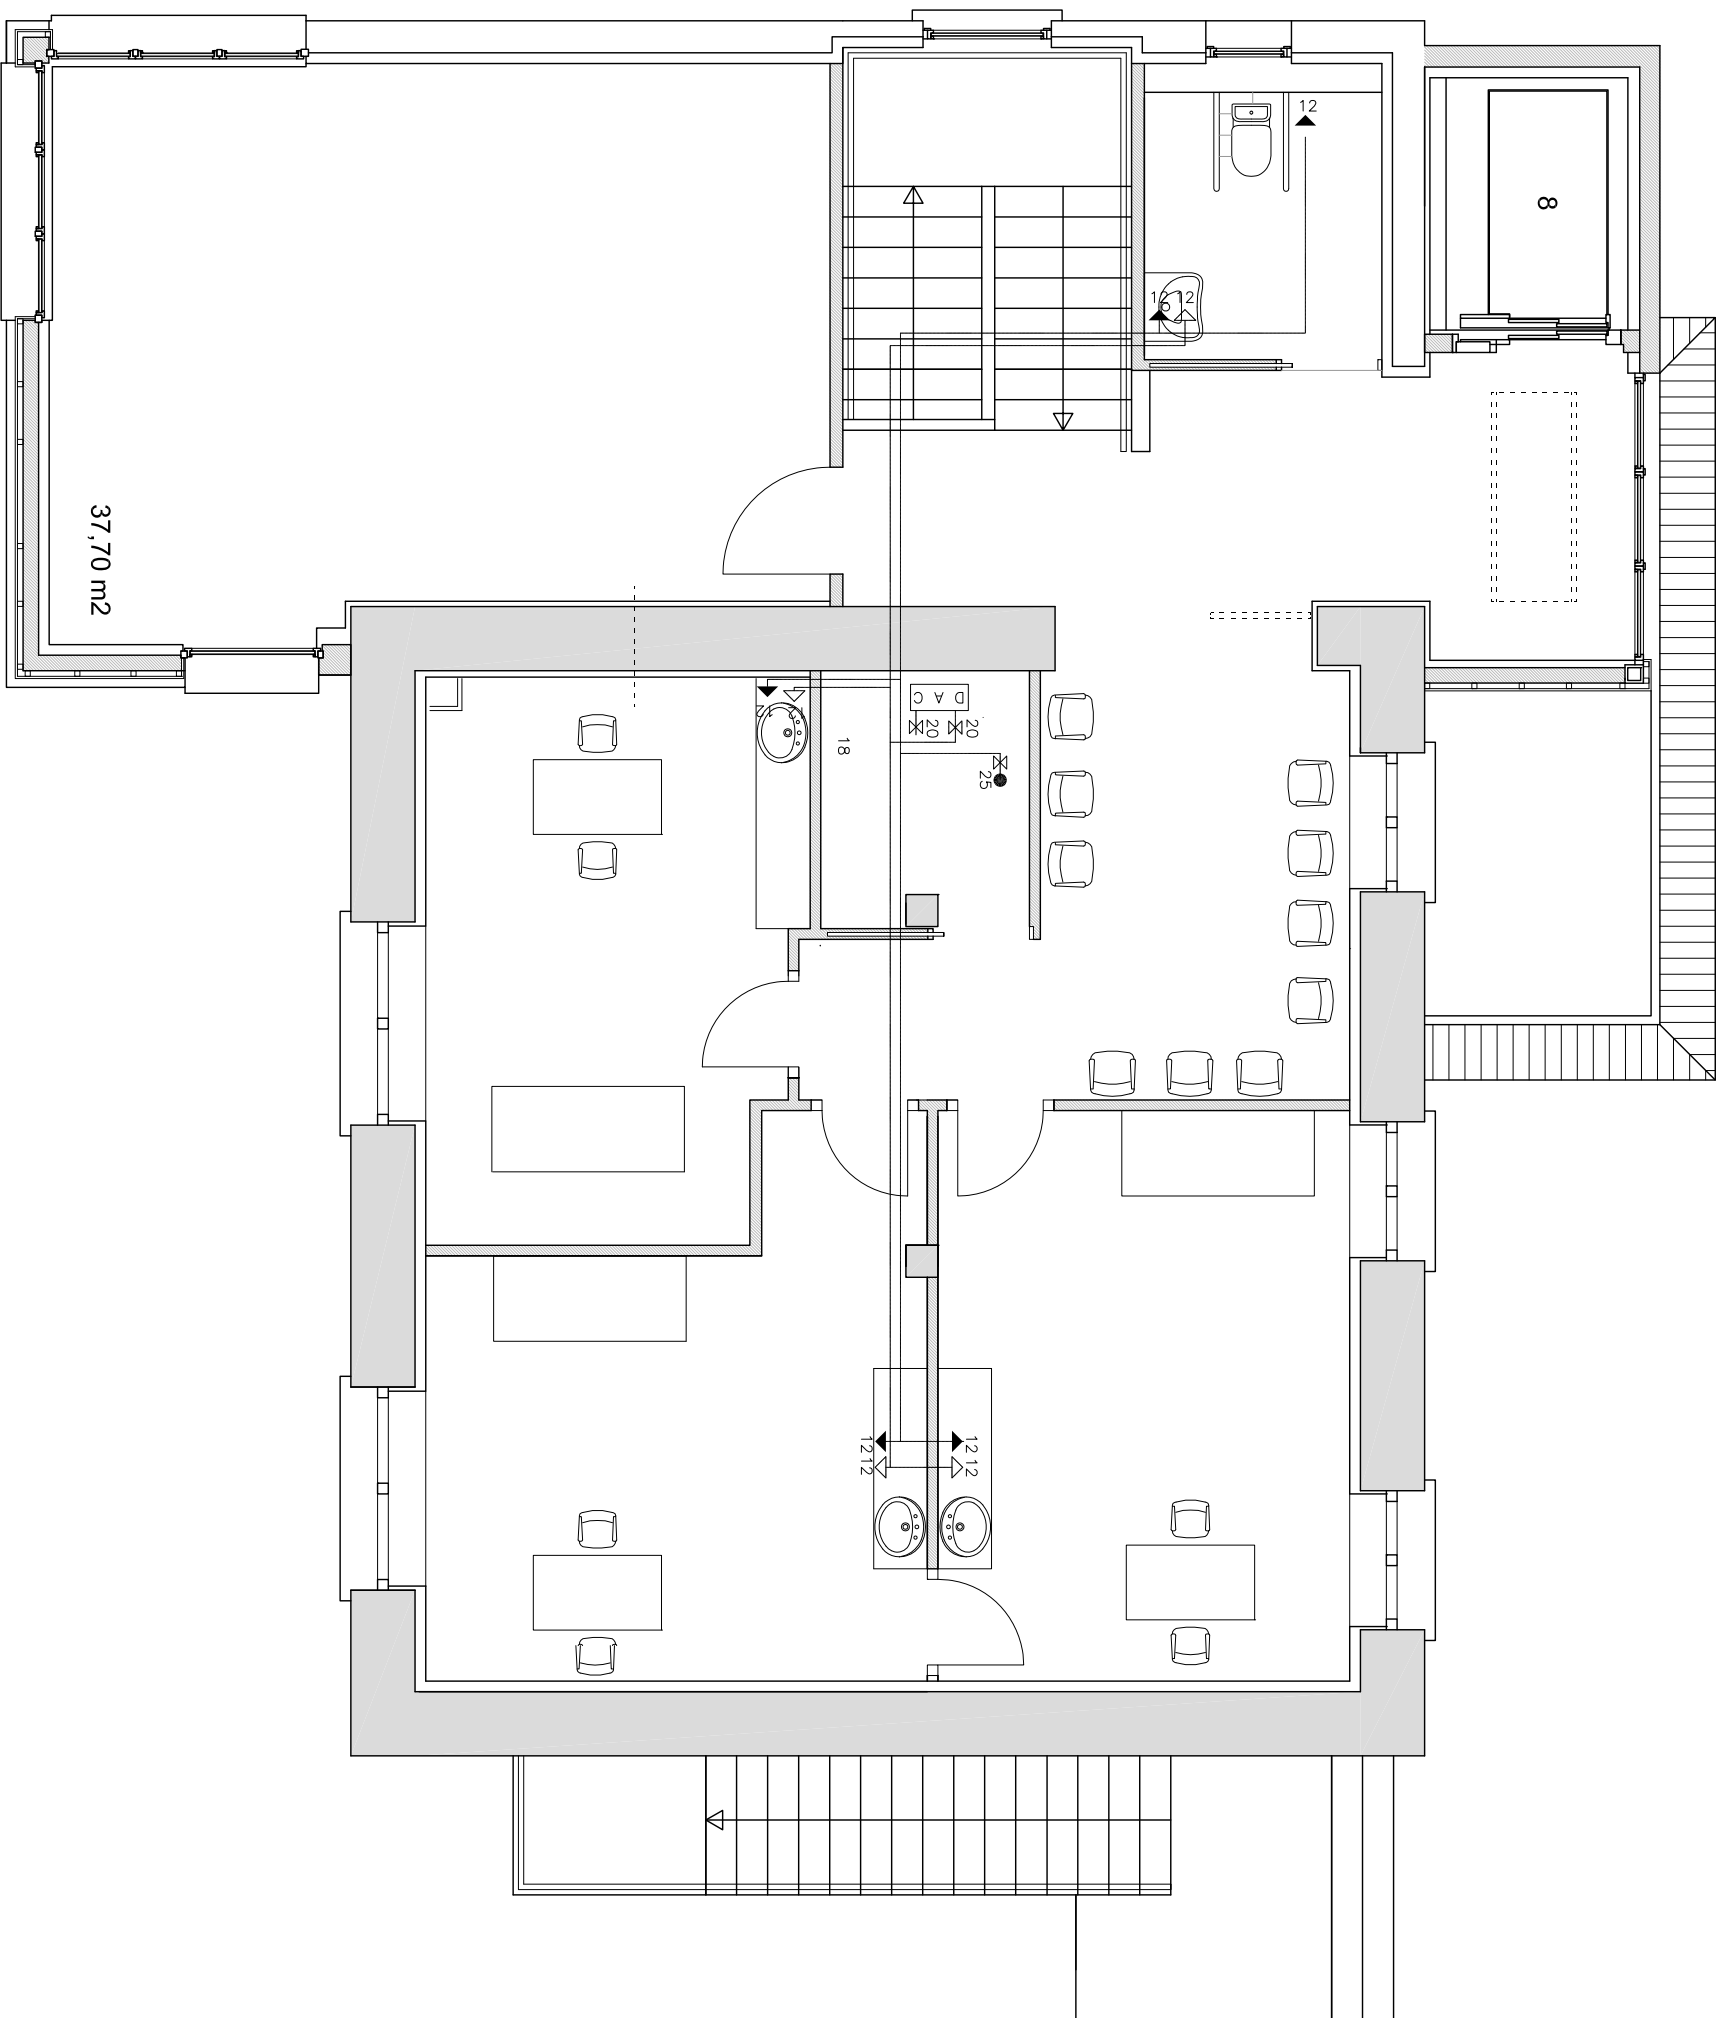

LEYENDA

—	TUBERÍA AGUA FRÍA
●	MONTANTE AGUA FRÍA
▲	GRIFO AGUA FRÍA
D A C	CALENTADOR-ACUMULADOR ELÉCTRICO. 15 L
—	TUBERÍA A.C.S.
△	GRIFO A.C.S.
⌵	LLAVE DE CORTE
18	DIAMETRO NOMINAL TUBO
12:	12/10 mm
16:	16/14 mm
18:	18/16 mm

PROMOTOR: Larraungo Udala
ARQUITECTO: Luis Nieva Telleria

PROYECTO DE AMPLIACIÓN DEL CONSULTORIO MÉDICO DE LARRAUN
INSTALACIONES AGUA FRÍA Y A.C.S.
PLANTA PRIMERA

Plano 9.2
ESCALA: 1/75