



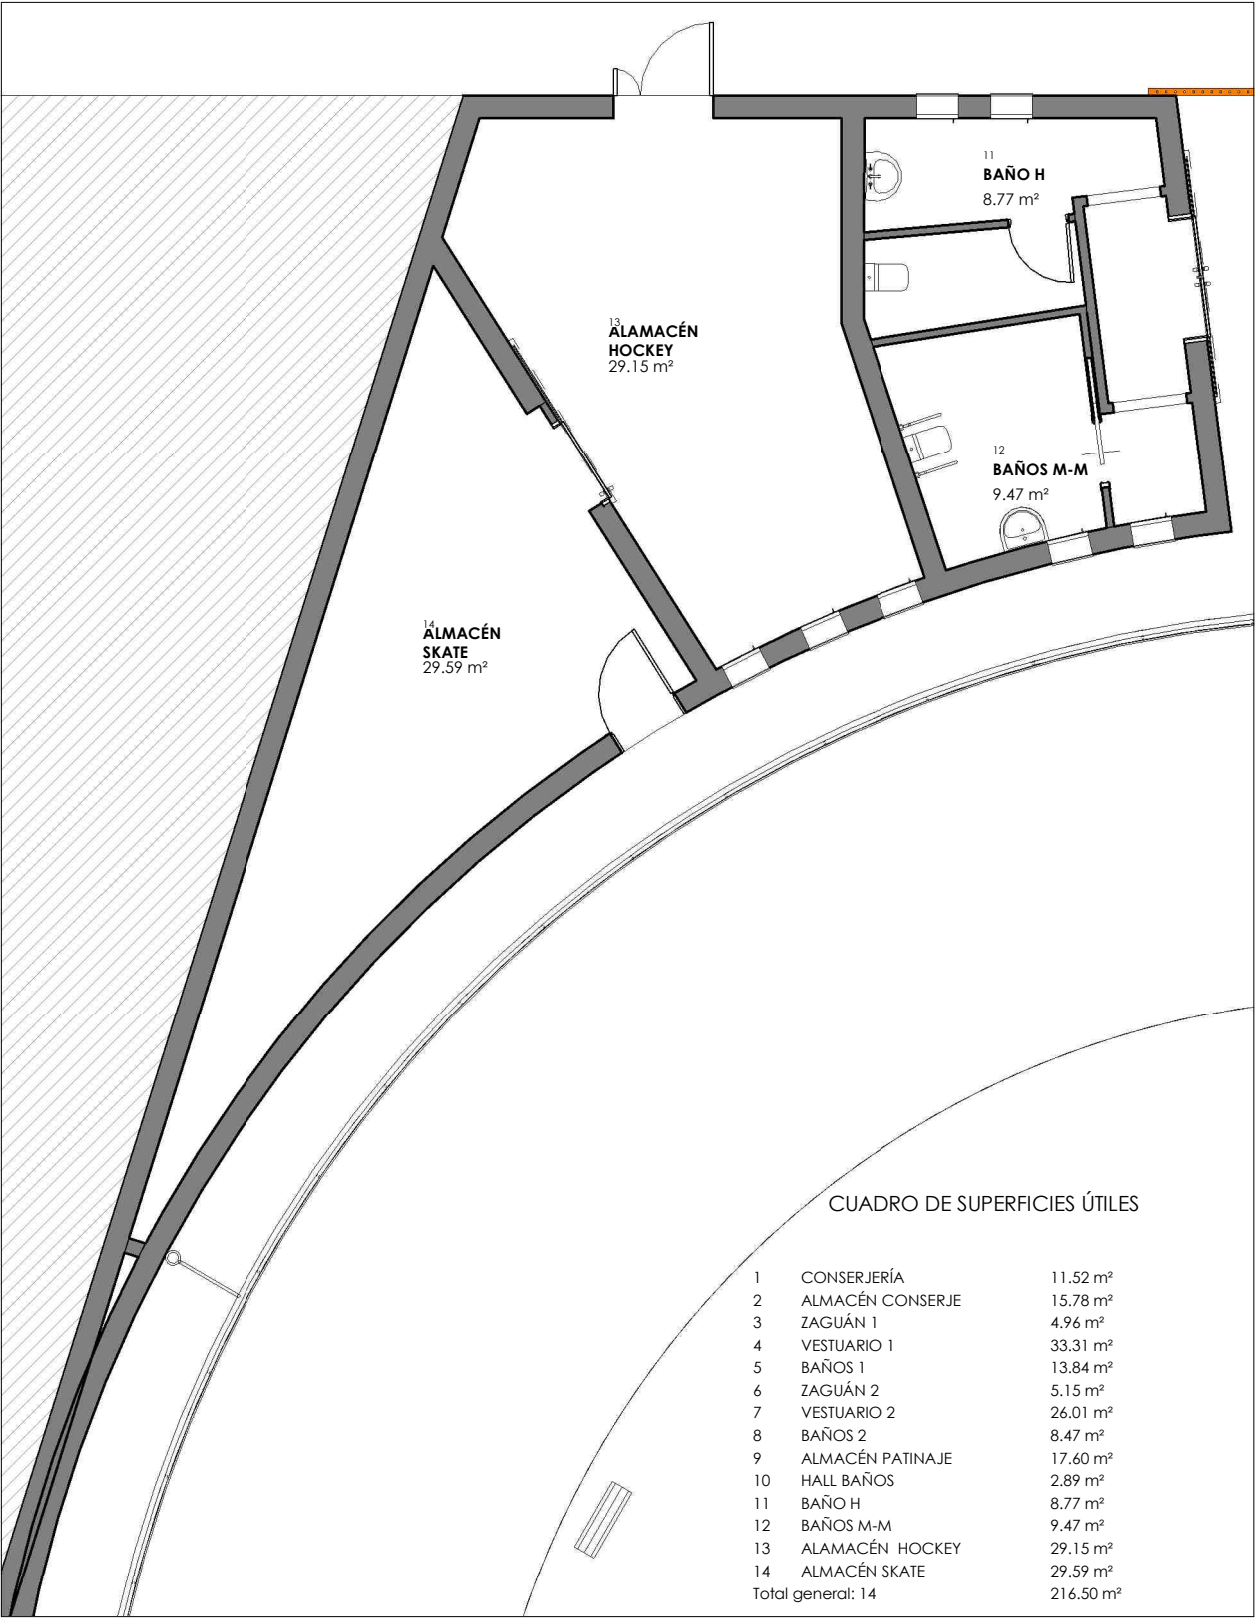

REF. BAÑOS PÚBLICOS
1 : 100

REFORMA DEL PATINÓDROMO MUNICIPAL DE TUDELA



CALLE CAMINO CARITAT 13A-BAJO
ARQUITECTO: CRISTINA GARCIA GUERRA- ALBARRADA,S.A
PLANO: **SUPERFICIES VESTUARIOS Y BAÑOS PÚBLICOS**
PROPIEDAD: M.I. AYUNTAMIENTO DE TUDELA

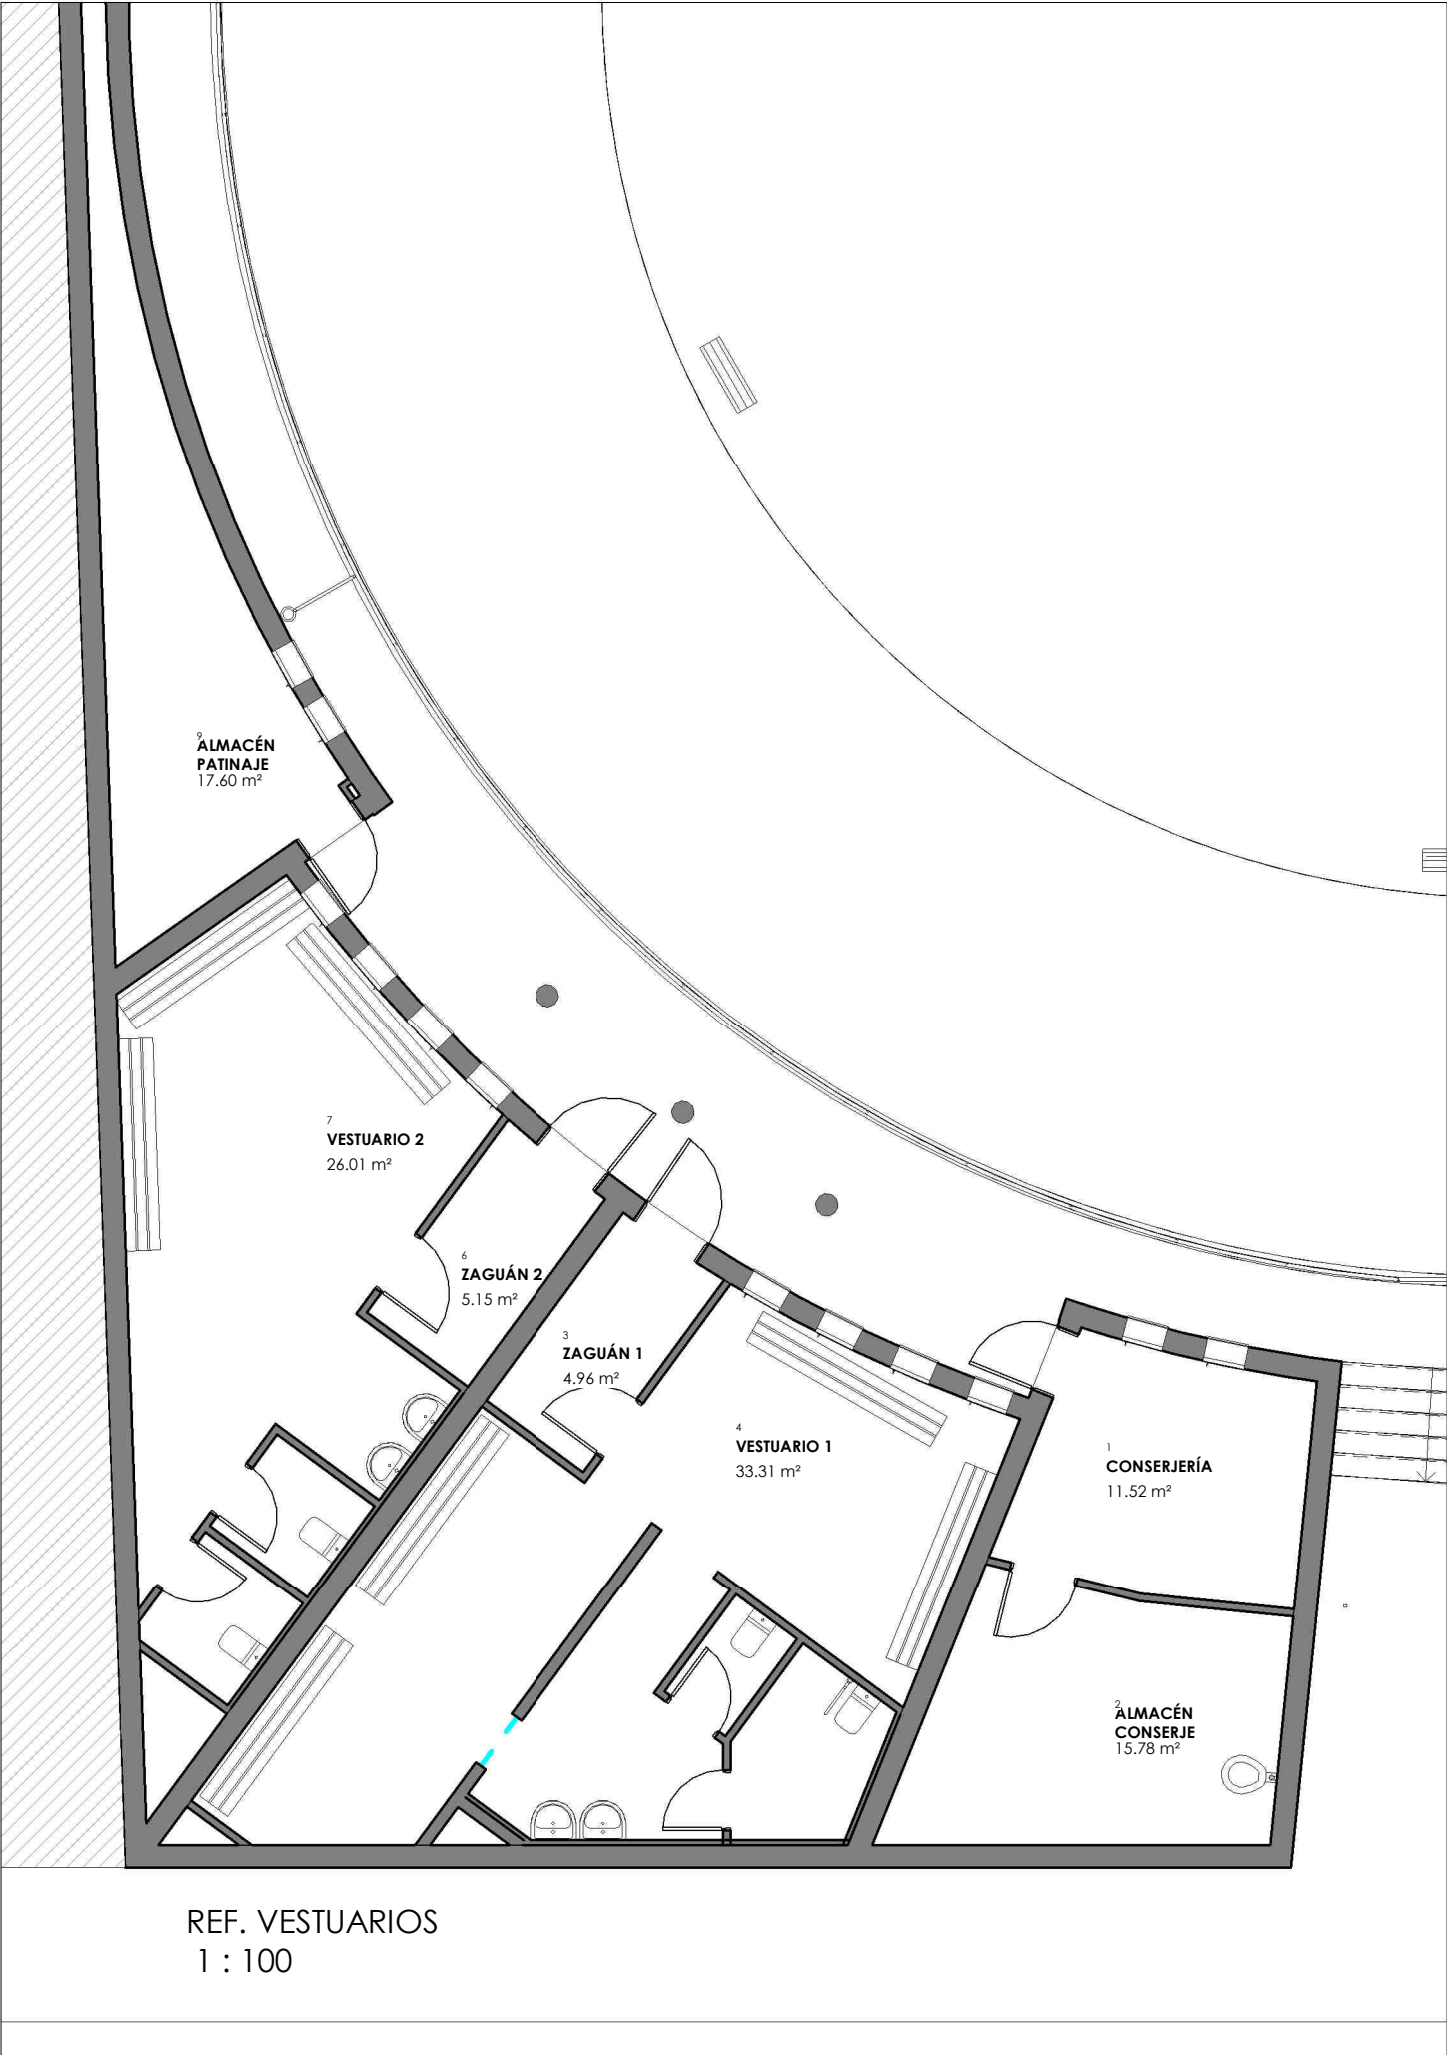

ESCALA: 1 : 100
FECHA: ENERO 2019



Nº PLANO: **R.3**

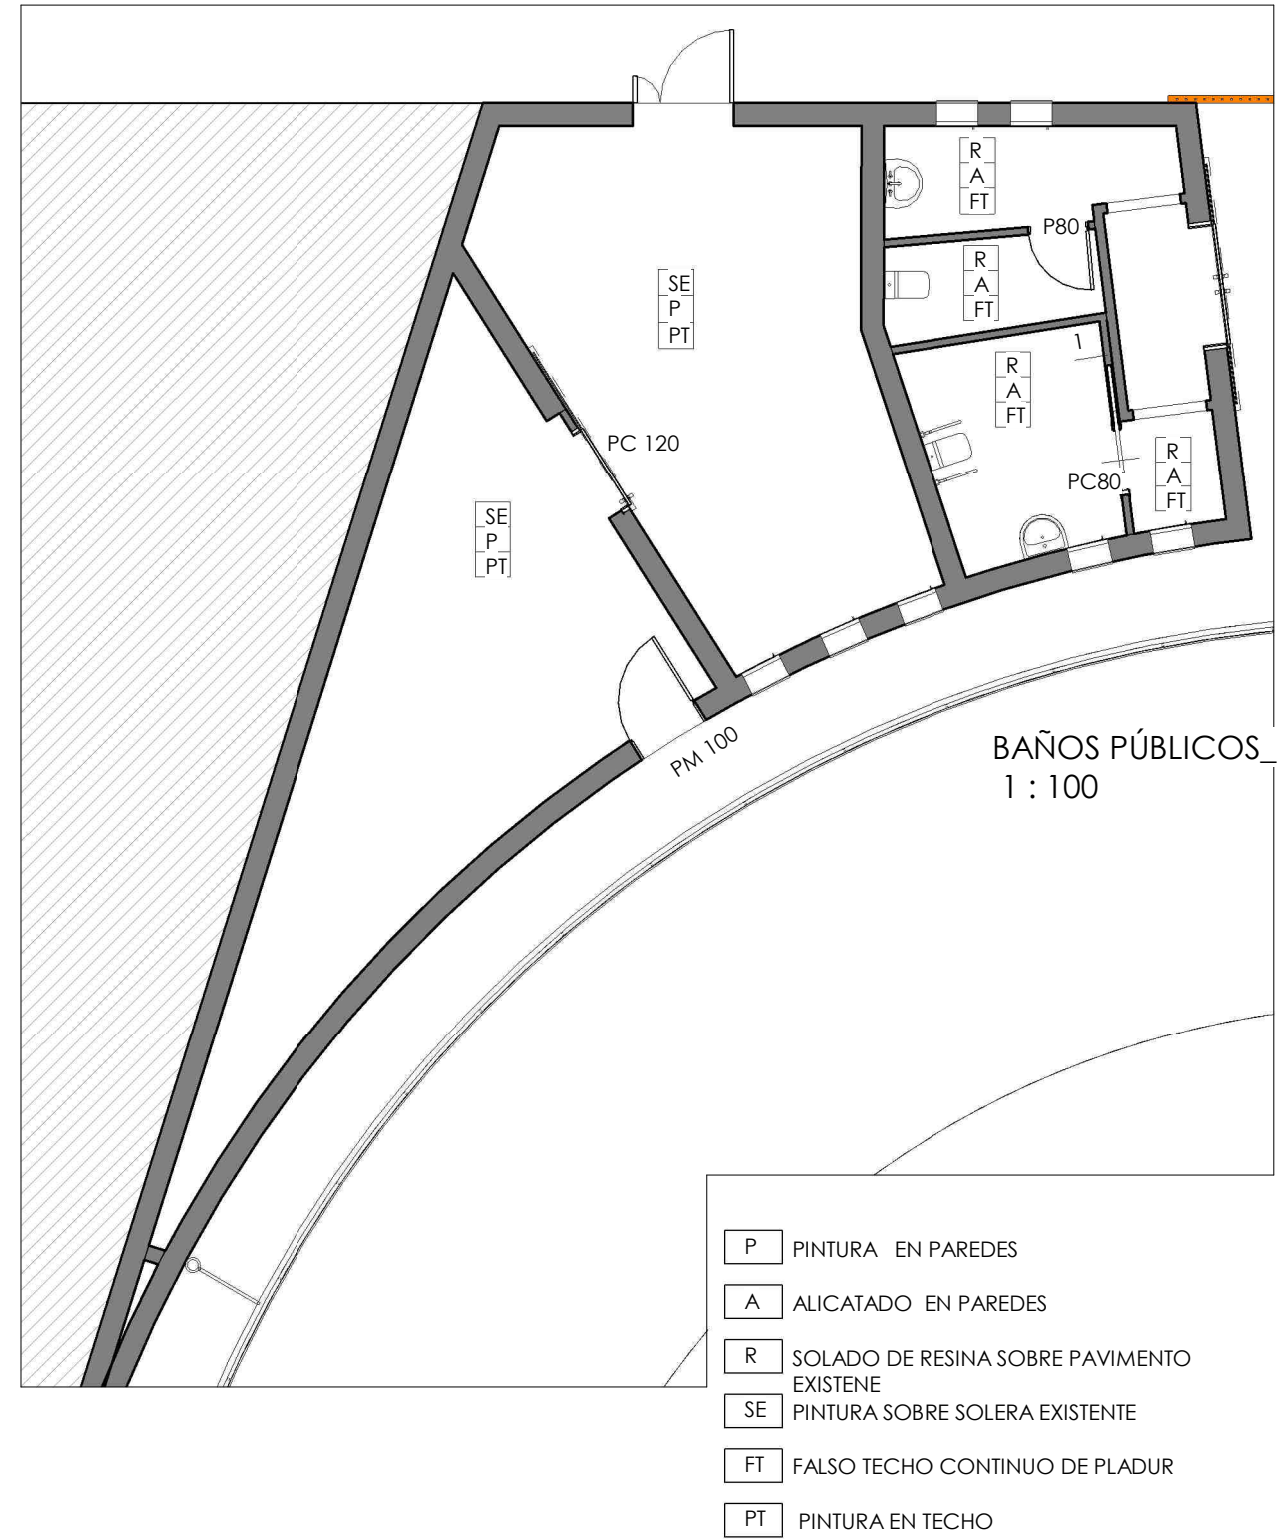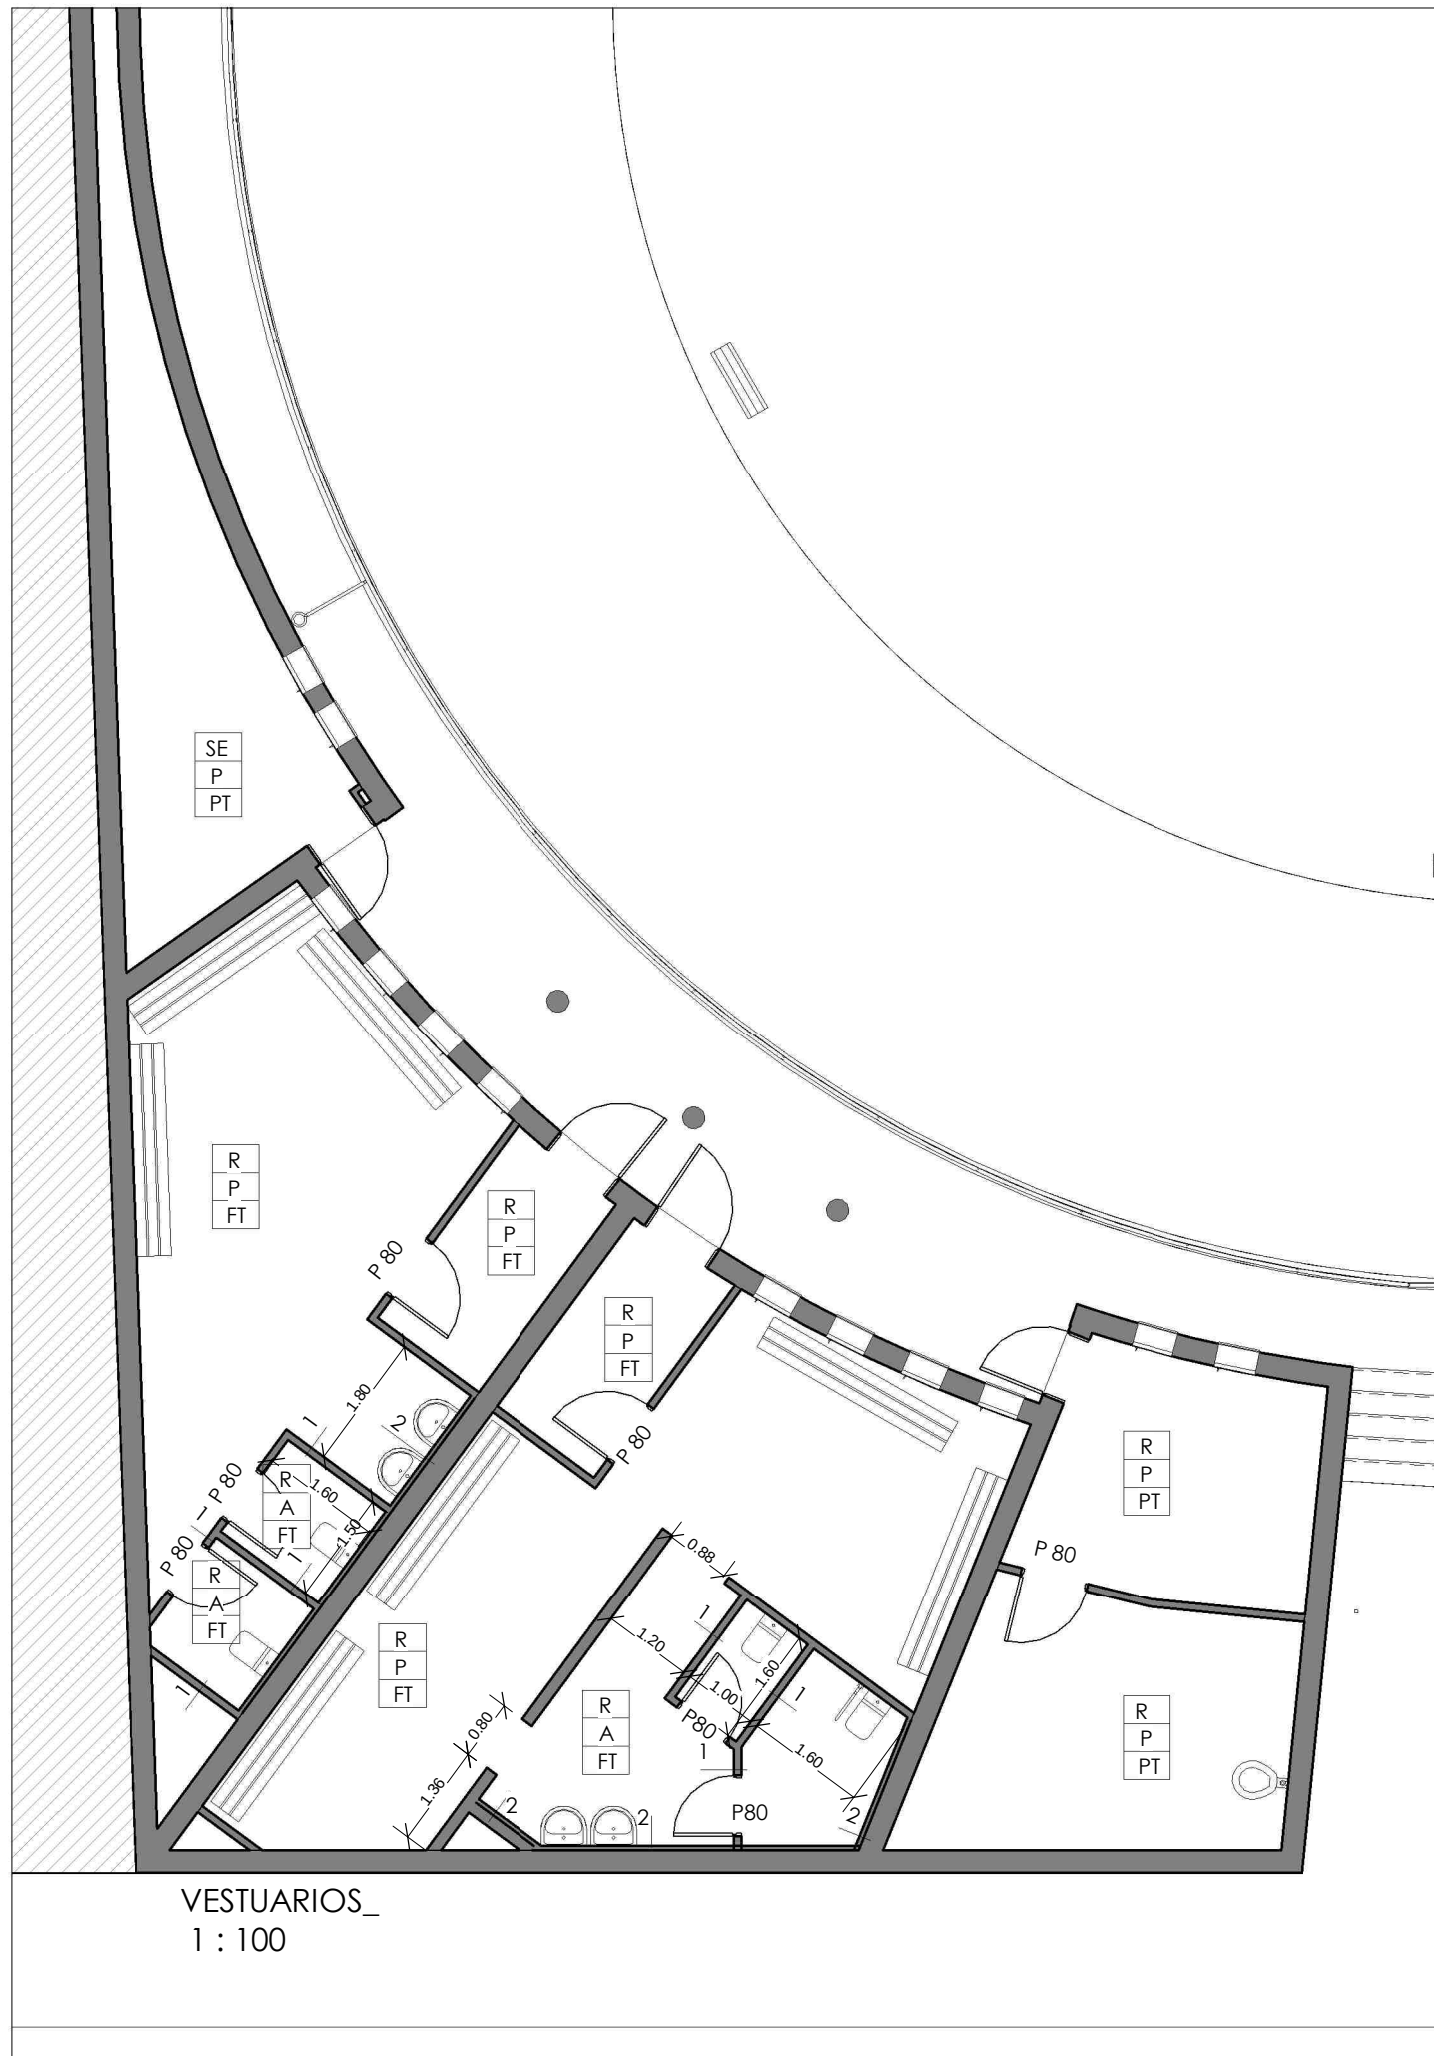

- PARED TIPO 1** TABIQUE DE YESO LAMINADO 100/400 (15+70+15) EN BAÑOS WA Y ALICATADO
- PARED TIPO 2** MURO EXISTENTE + TRASDOSADO AUTOPORTANTE 15(46)

REFORMA DEL PATINÓDROMO MUNICIPAL DE TUDELA

CALLE CAMINO CARITAT 13A-BAJO

ARQUITECTO: CRISTINA GARCIA GUERRA - ALBARRADA,S.A

PLANO: **COTAS Y ALBAÑILERIA VESTUARIOS Y BAÑOS PÚBLICOS**

PROPIEDAD: M.I. AYUNTAMIENTO DE TUDELA




ESCALA: Como se indica
FECHA: ENERO 2019




Nº PLANO:


R.4

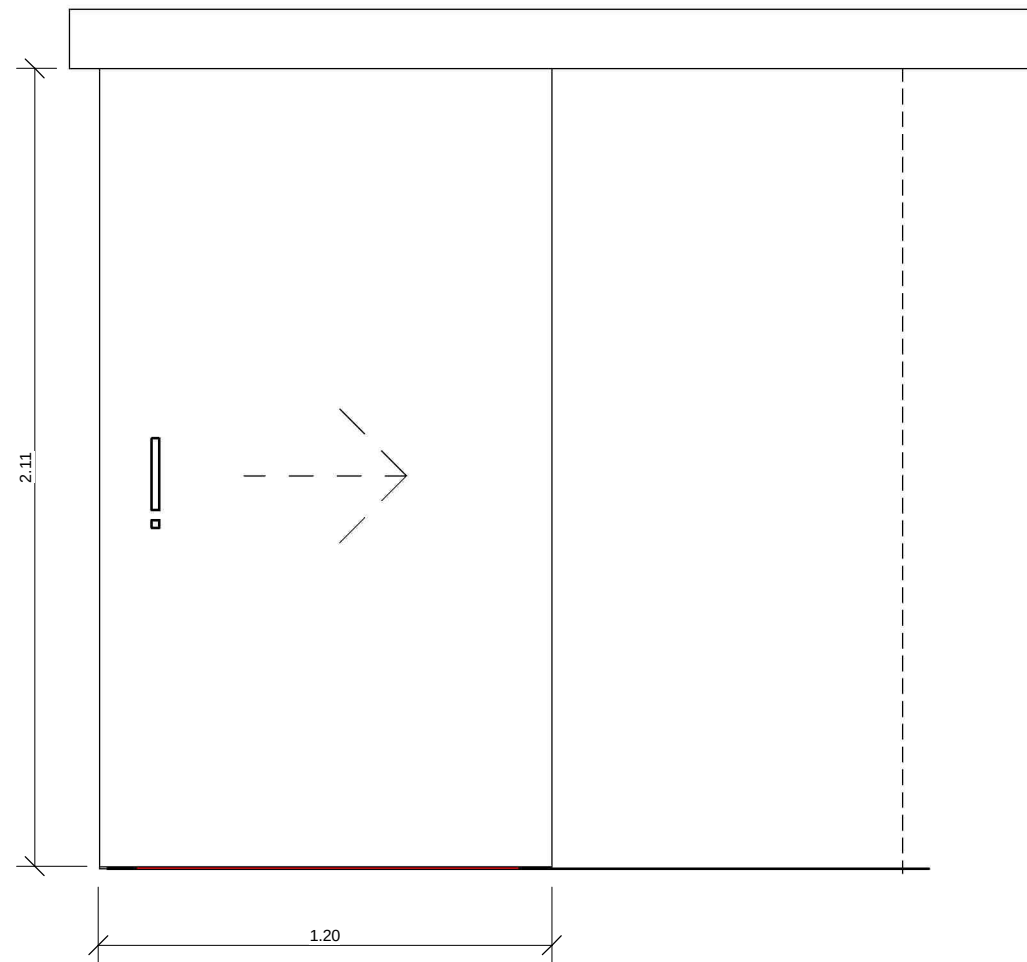

PC120 1 UD
 ENTRE ALMACENES
 PUERTA DE FORMICA CON HERRAJES DE ACERO
 INOX
 RANURA INFERIOR 1 cm PARA VENTILACIÓN

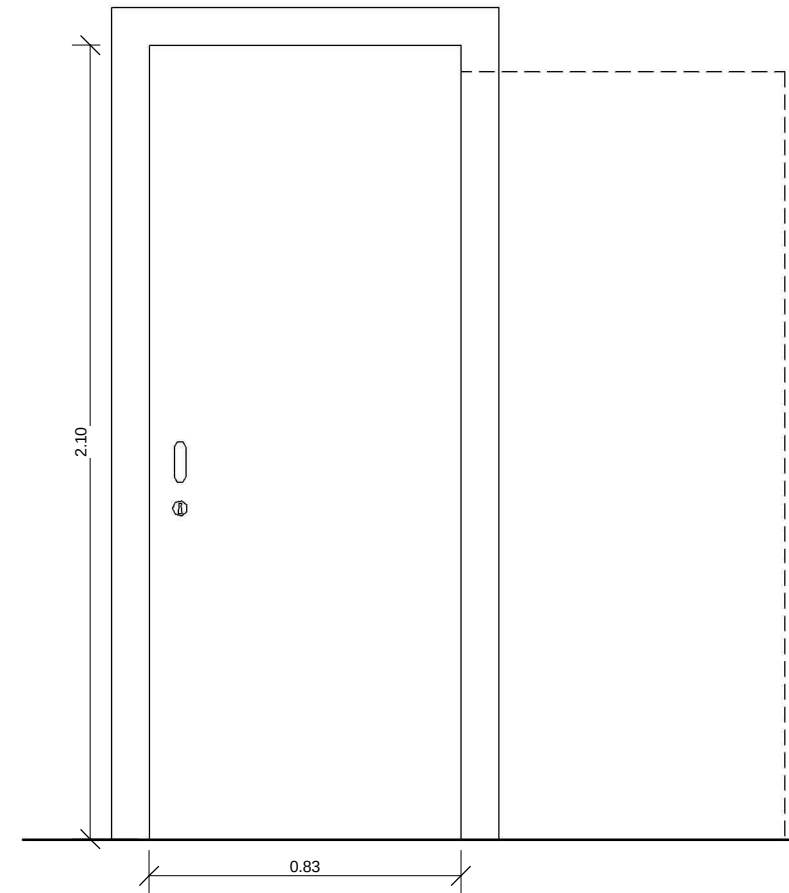

PC80 1 UD
 DENTRO DE BAÑO
 PUERTA DE FORMICA CON HERRAJES DE ACERO
 INOX
 RANURA INFERIOR 1 cm PARA VENTILACIÓN

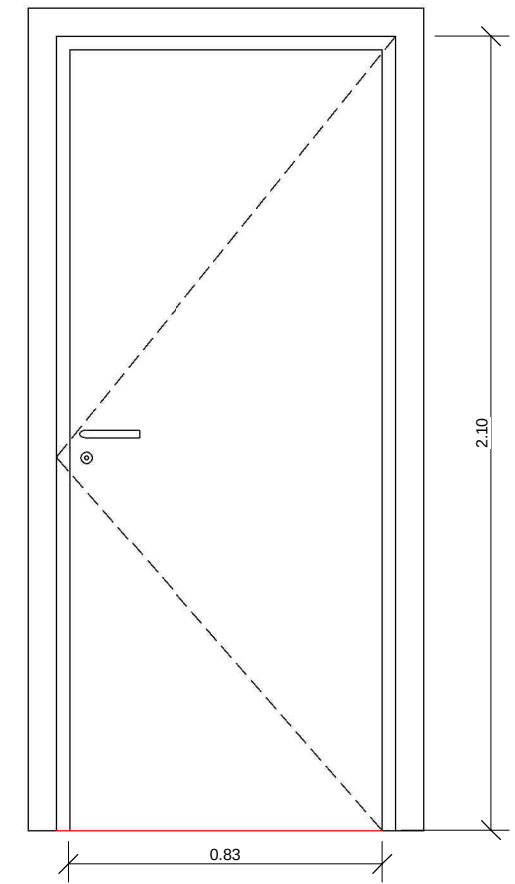

P80 8 UD
 DENTRO DE BAÑOS Y PUERTA ACCESO VESTUARIOS
 PUERTA DE FORMICA CON HERRAJES DE ACERO
 INOX
 RANURA INFERIOR 1 cm PARA VENTILACIÓN

REFORMA DEL PATINÓDROMO MUNICIPAL DE TUDELA

CALLE CAMINO CARITAT 13A-BAJO

ARQUITECTO: CRISTINA GARCÍA GUERRA- ALBARRADA,S.A

PLANO: **CARPINTERIA INTERIOR DE MADERA**

PROPIEDAD: M.I. AYUNTAMIENTO DE TUDELA




ESCALA: 1 : 20
 FECHA: ENERO 2019




Nº PLANO:

C.1

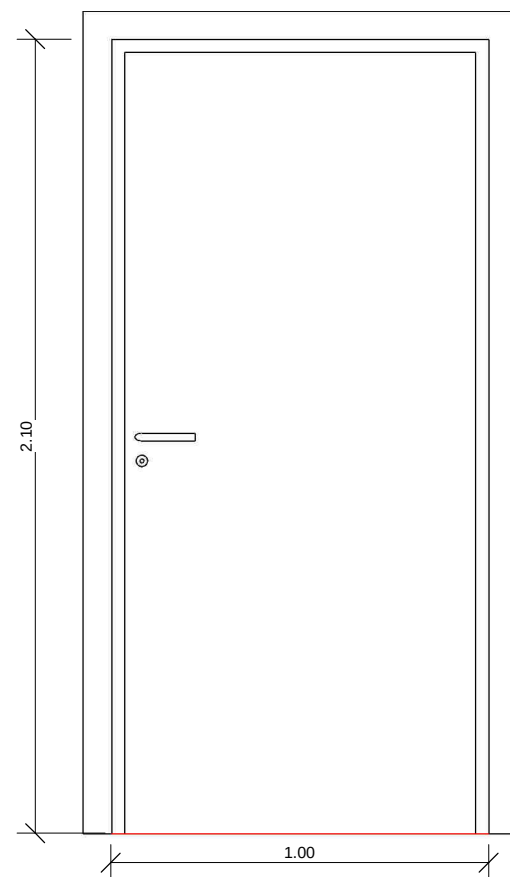


PM 100 1UD

PUERTA ALMACÉN
PUERTA DE CHAPA CON BASTIDOR DE
PERFILES METÁLICO
CON CERRADURA
RANURA INFERIOR PARA VENTILACIÓN
COLOR NARANJA

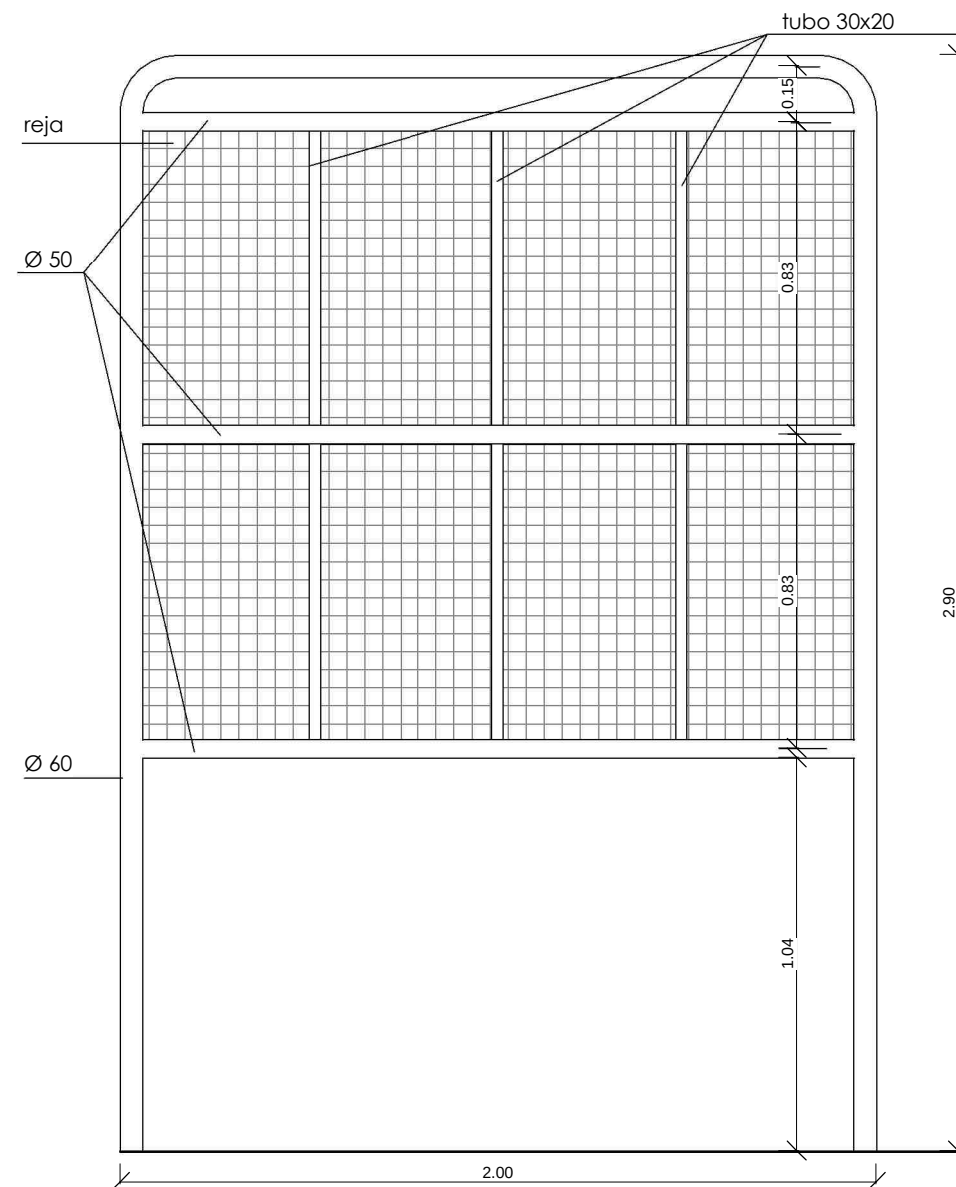

VALLADO PORTERIA 18UD (10 NUEVOS)

COLOR GRIS
RETIRADA Y RECUPERACIÓN DE 8 MÓDULOS EXISTENTES
MÁS 10 MÓDULOS NUEVOS

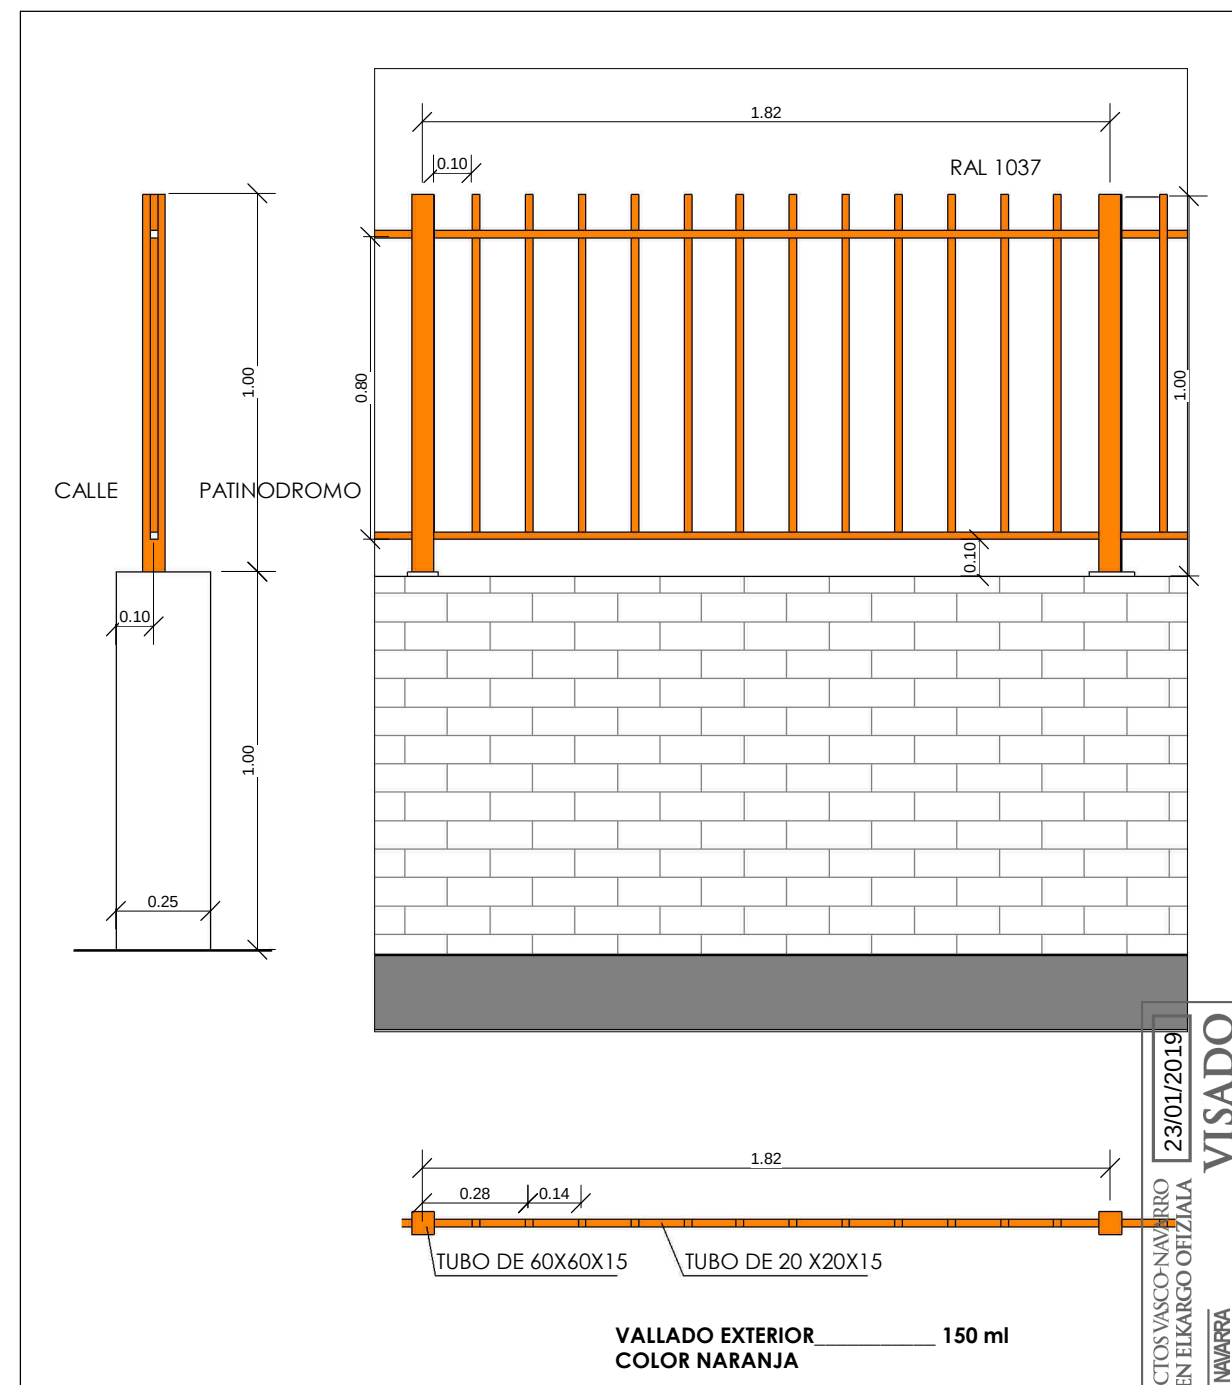

VALLADO EXTERIOR 150 ml
COLOR NARANJA

RAL NARANJA 2003

NOTA: TODAS LAS MEDIDAS SE COMPROBARÁN EN OBRA

REFORMA DEL PATINÓDROMO MUNICIPAL DE TUDELA

CALLE CAMINO CARITAT 13A-BAJO

ARQUITECTO: CRISTINA GARCIA GUERRA-ALBARRADA,S.A

PLANO: CARPINTERIA METÁLICA 1

PROPIEDAD: M.I. AYUNTAMIENTO DE TUDELA





ESCALA: 1 : 20
FECHA: ENERO 2019



Nº PLANO:


C.2

23/01/2019
VISADO
COAVN
COLEGIO OFICIAL DE ARQUITECTOS VASCO-NAVARRO
EUSKAL HERRIKO ARKITEKTOEN ELKARGO OFIZIALA
DELEGACIÓN EN NAVARRA

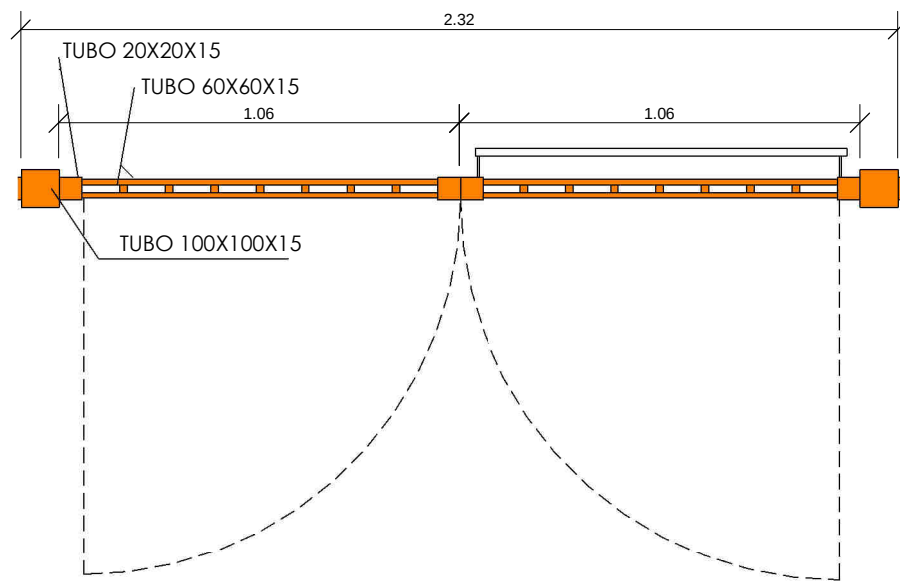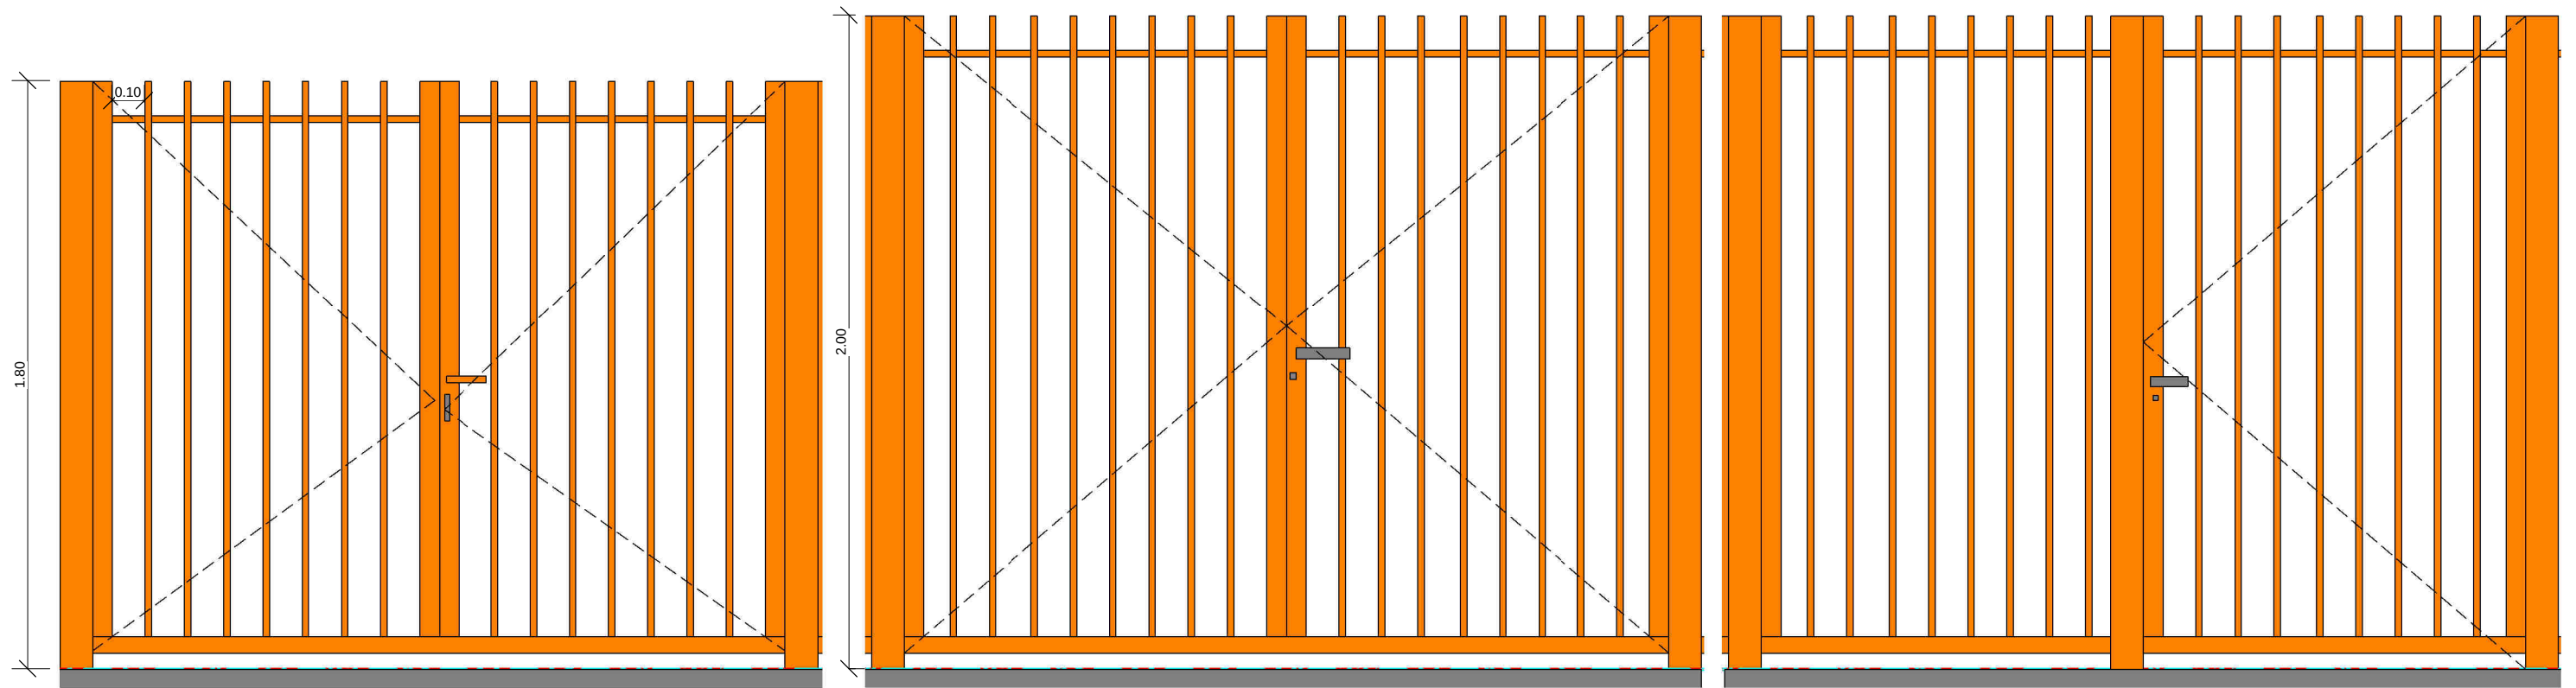


P-EXT1 ____ 1UD

PUERTA EXTERIOR DE DOBLE HOJA EN VALLADO PASO 2,32m
1 HOJA CON APERTURA ANTIPÁNICO
COLOR NARANJA
COJN CERRADURA

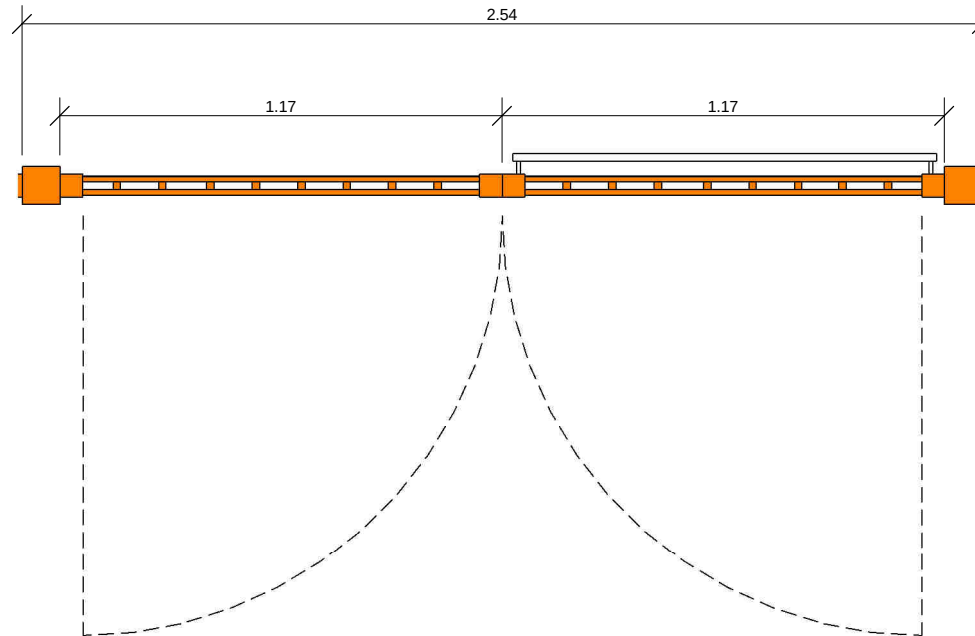

P-EXT3 ____ 1UD

PUERTA EXTERIOR DE DOBLE HOJA EN VALLADO PASO 2,55m
1 HOJA CON APERTURA ANTIPÁNICO
COLOR NARANJA
CON CERRADURA

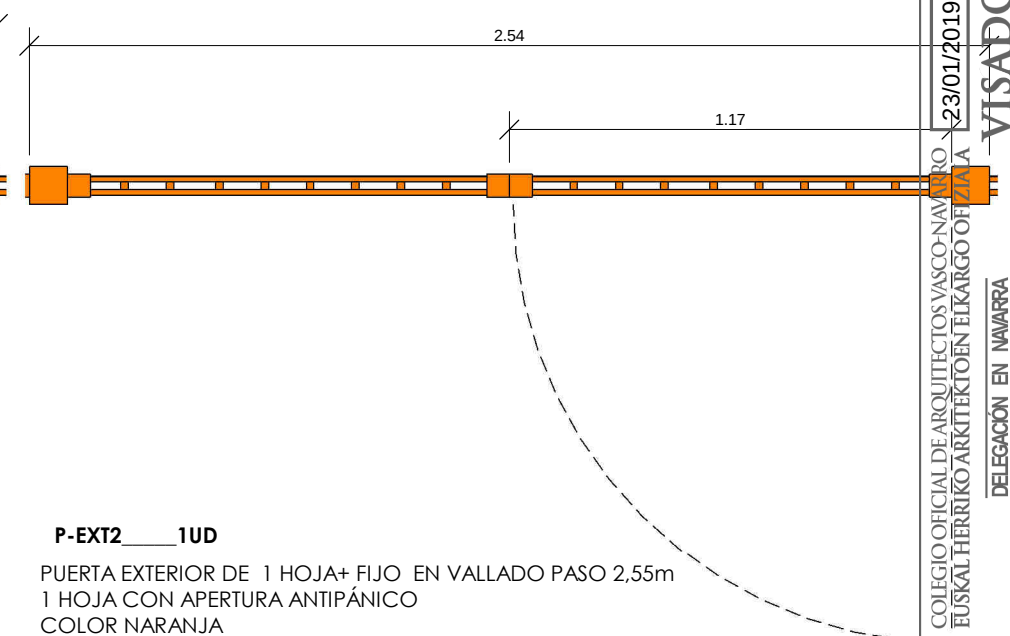

P-EXT2 ____ 1UD

PUERTA EXTERIOR DE 1 HOJA+ FIJO EN VALLADO PASO 2,55m
1 HOJA CON APERTURA ANTIPÁNICO
COLOR NARANJA
CON CERRADURA

RAL NARANJA 2003

NOTA : TODAS LAS MEDIDAS SE COMPROBARÁN EN OBRA

REFORMA DEL PATINÓDROMO MUNICIPAL DE TUDELA

CALLE CAMINO CARITAT 13A-BAJO

ARQUITECTO: Autor

PLANO: **CARPINTERÍA METÁLICA-PUERTAS**

PROPIEDAD: M.I. AYUNTAMIENTO DE TUDELA

ALBARRADA


ESCALA: 1 : 20
FECHA: ENERO 2019




Nº PLANO:

C.3

COVINT
EUSKAL HERRIKO ARKITEKTO EN ELKARGO OFIZIALA
COLEGIO OFICIAL DE ARQUITECTOS VASCO-NAVARRA
23/01/2019
VISADO
DELEGACIÓN EN NAVARRA

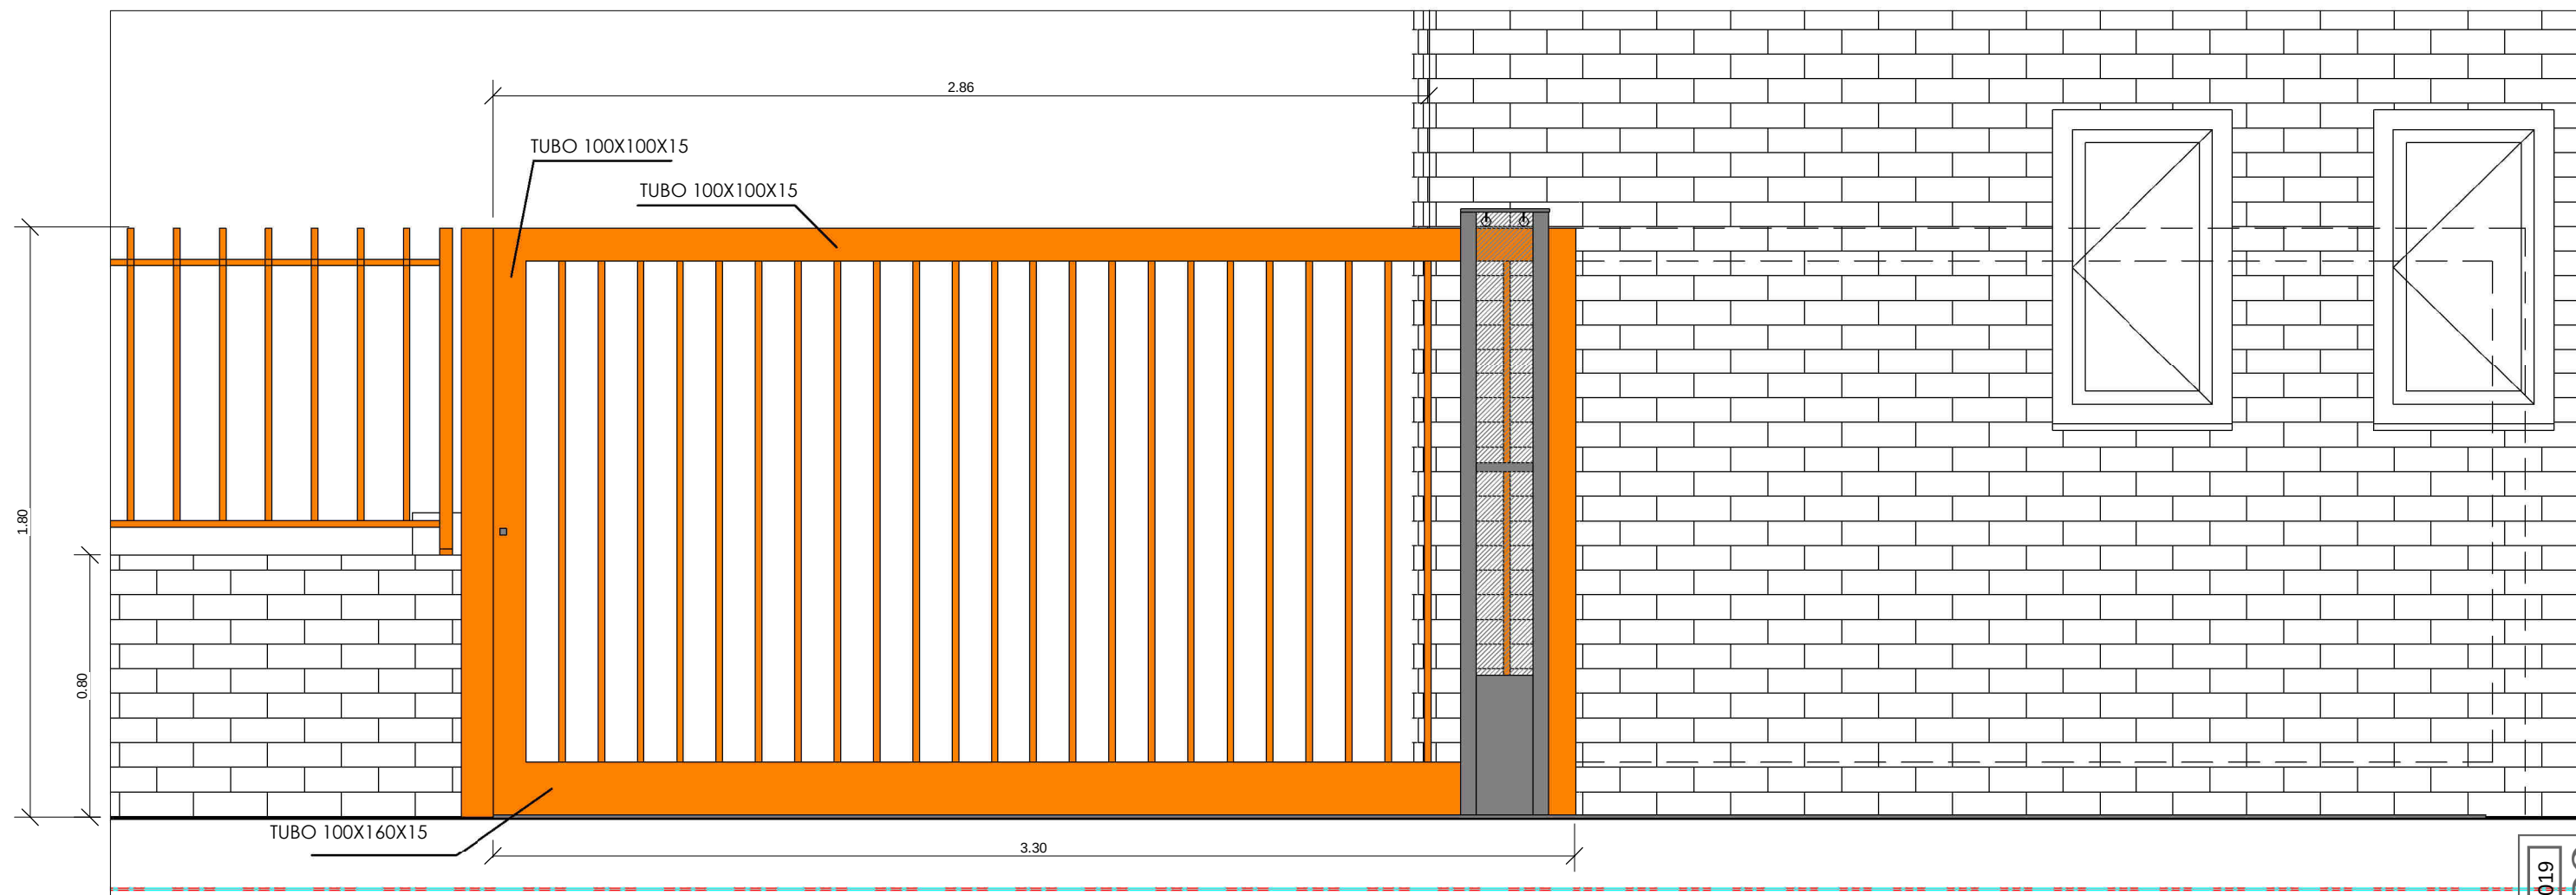

PUERTA CORREDERA
1 : 20

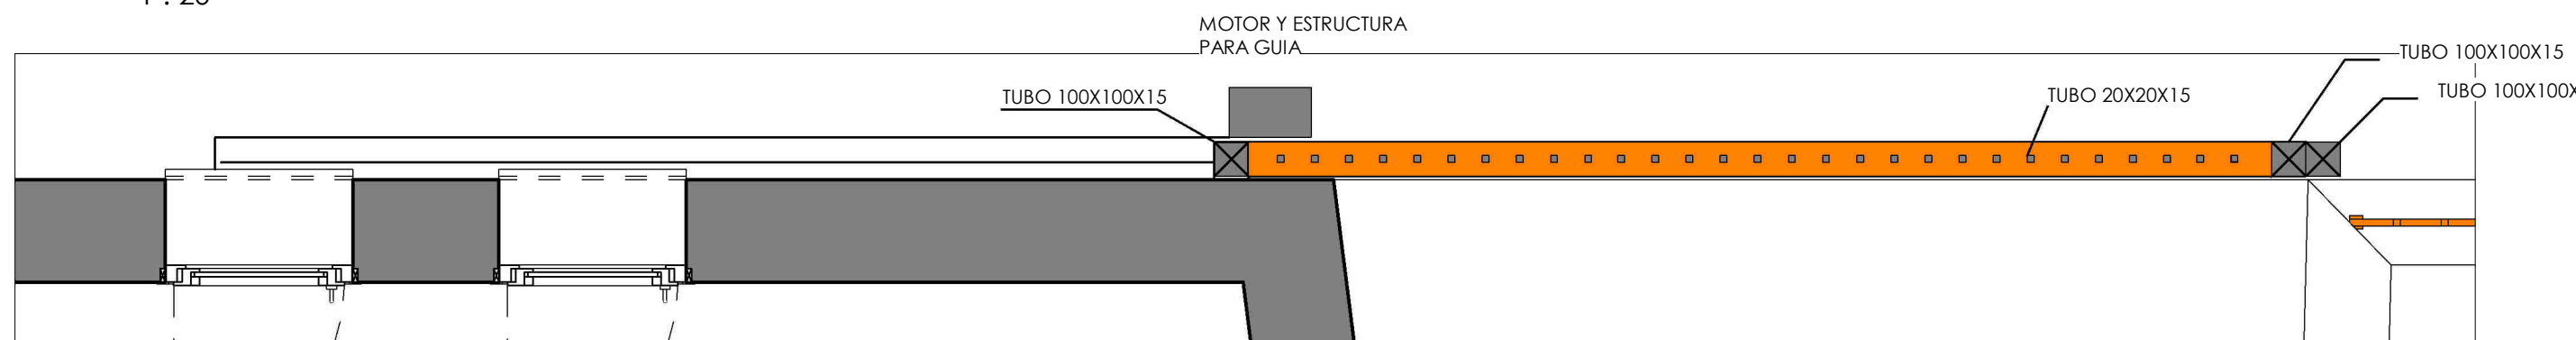

PLANTA PUERTA CORREDERA
1 : 20

LA CAJA DE MOTOR IRÁ ENCARCELADA EN
JUNTO A LA GUIA CON SU ALTURA

NOTA: TODAS LAS MEDIDAS SE COMPROBARÁN EN OBRA

REFORMA DEL PATINÓDROMO MUNICIPAL DE TUDELA

CALLE CAMINO CARITAT 13A-BAJO

ARQUITECTO: ALBARRADA S.A

PLANO: **PUERTA CORREDERA**

PROPIEDAD: M.I. AYUNTAMIENTO DE TUDELA

ALBARRADA


ESCALA: 1 : 20
FECHA: ENERO 2019




Nº PLANO:

C.4

23/01/2019
VISADO
COAVN
COLEGIO OFICIAL DE ARQUITECTOS VASCO-NAVARRO
EUSKAL HERRIKO ARKITEKTOEN ELKARGO OFIZIALA
DELEGACIÓN EN NAVARRA

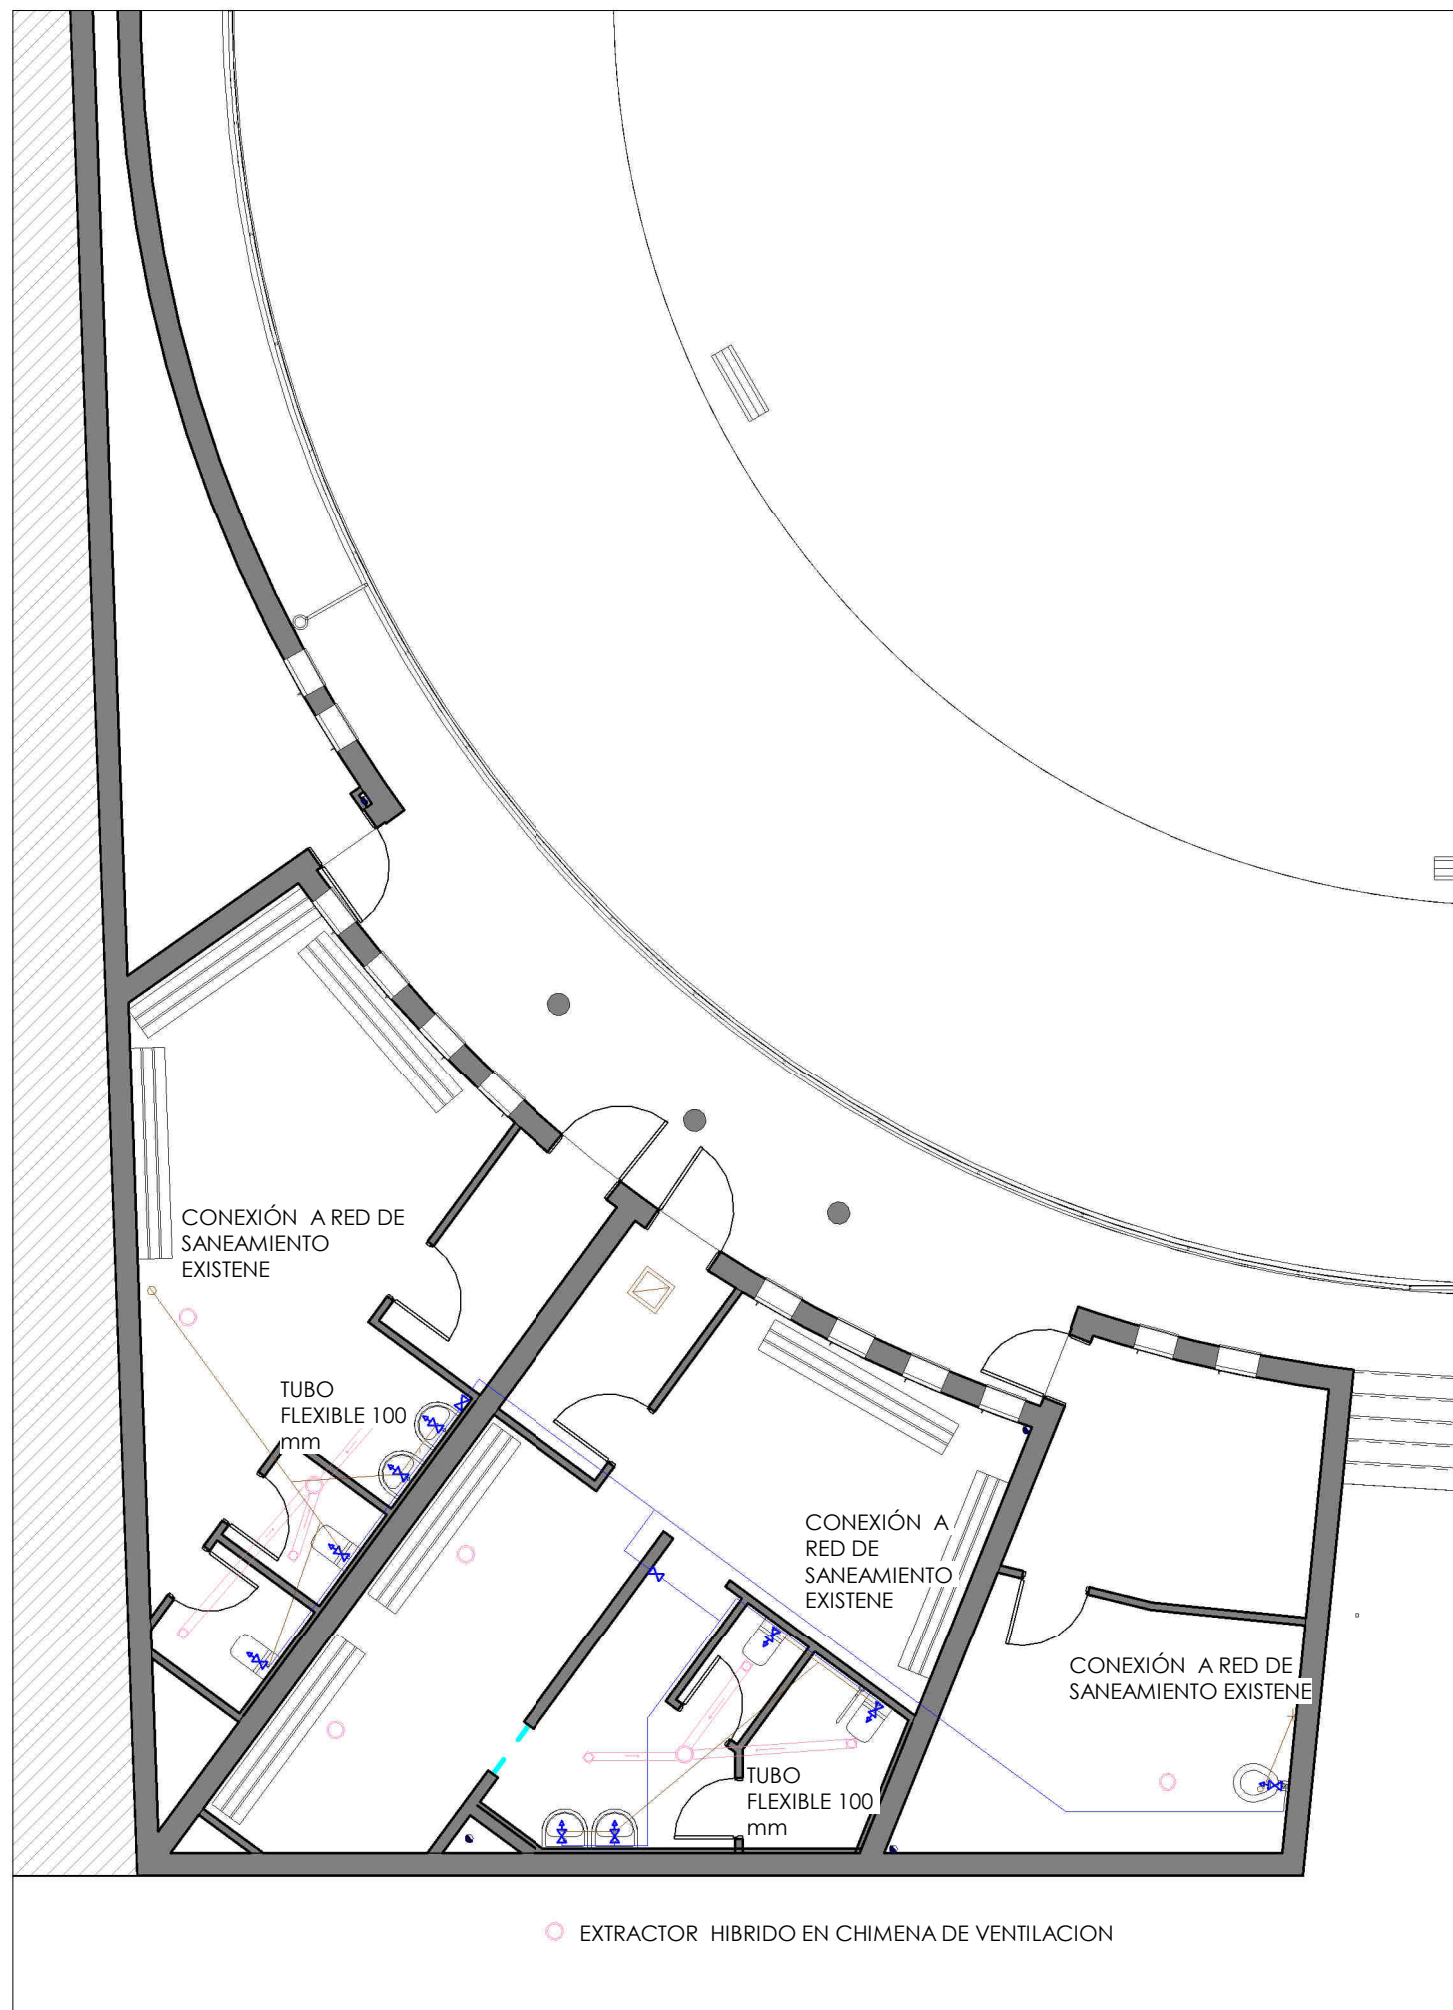

IF., VESTUARIOS
1 : 100

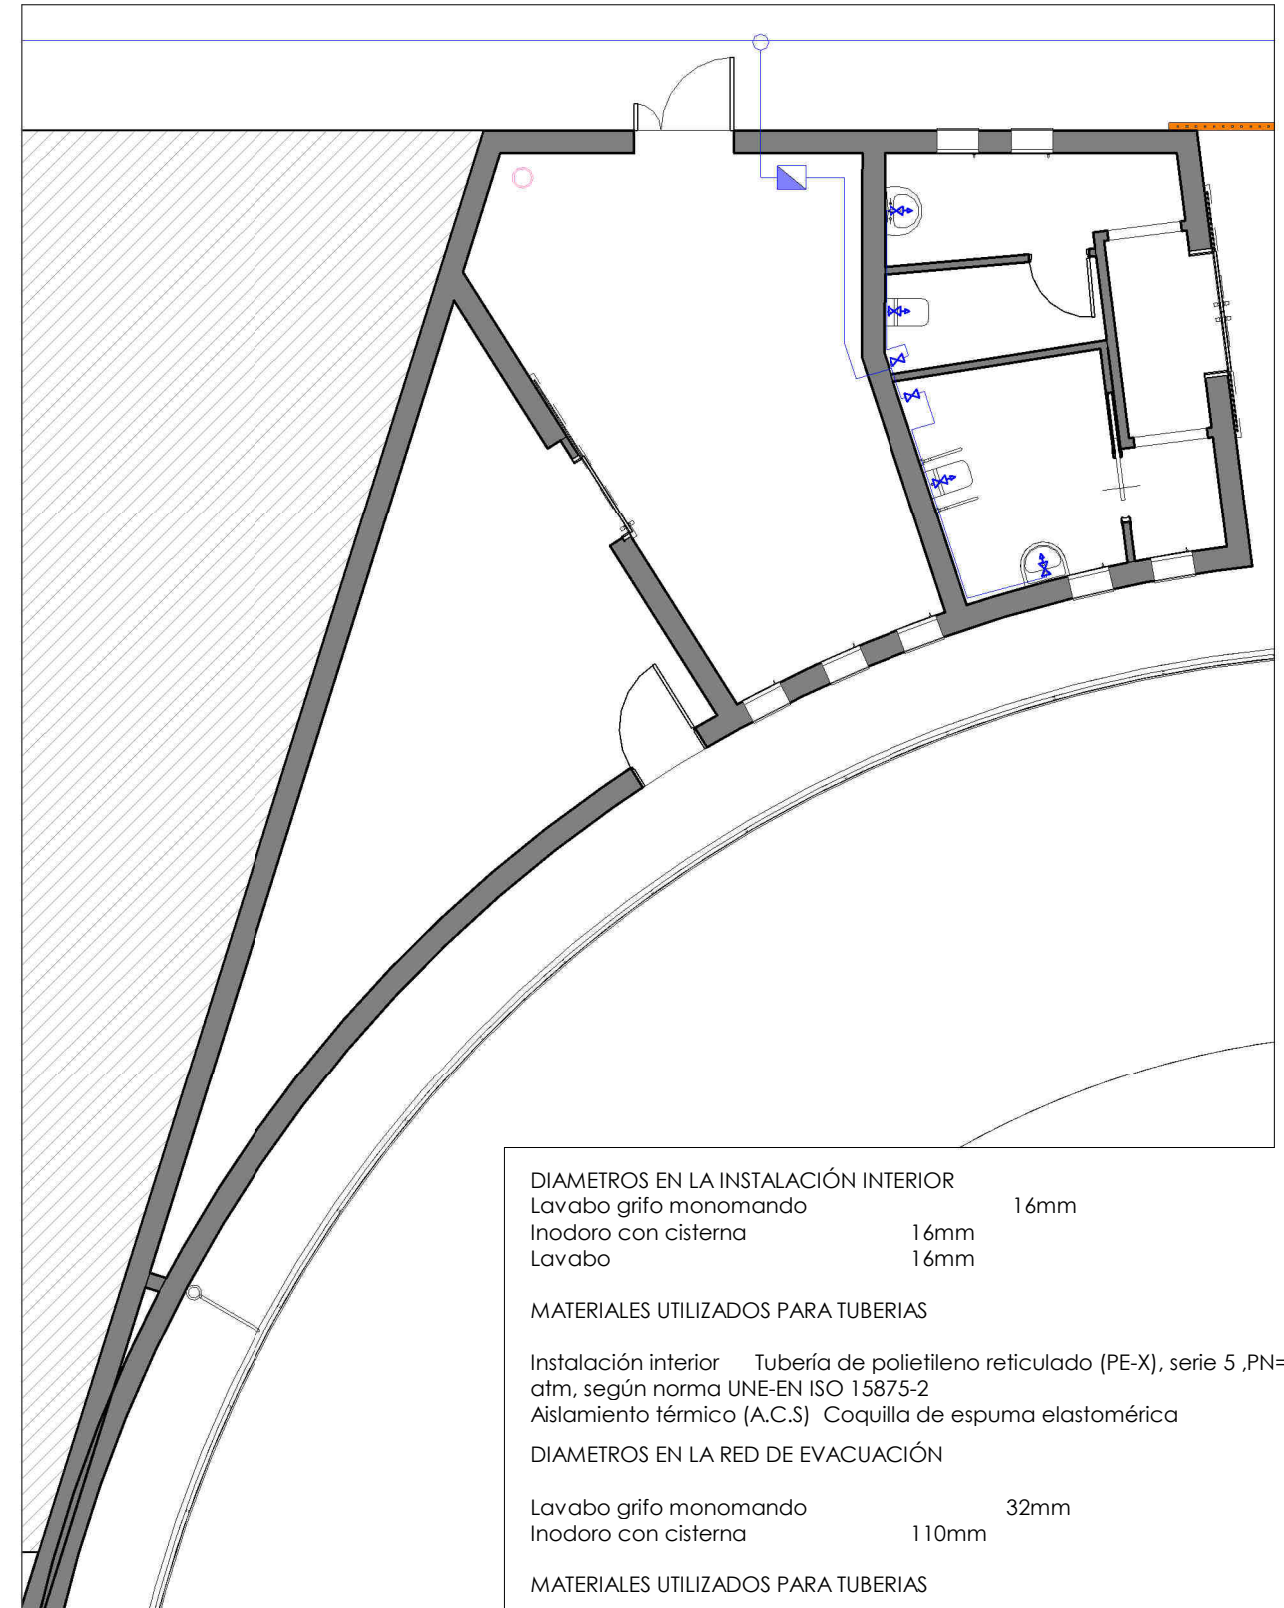

IF. BAÑOS PÚBLICOS
1 : 100

DIAMETROS EN LA INSTALACIÓN INTERIOR	
Lavabo grifo monomando	16mm
Inodoro con cisterna	16mm
Lavabo	16mm
MATERIALES UTILIZADOS PARA TUBERIAS	
Instalación interior	Tubería de polietileno reticulado (PE-X), serie 5 ,PN=6 atm, según norma UNE-EN ISO 15875-2
Aislamiento térmico (A.C.S)	Coquilla de espuma elastomérica
DIAMETROS EN LA RED DE EVACUACIÓN	
Lavabo grifo monomando	32mm
Inodoro con cisterna	110mm
MATERIALES UTILIZADOS PARA TUBERIAS	
Bajante de residuales y pluviales	Tubo de PVC, serie B,según UNE 1329-1
Tubería de ventilación primaria	Tubo de PVC
Red de pequeña evacuación	Tubo de PVC, serie B,según UNE 1329-1
Coleactor suspendido	Tubo de PVC, serie B,según UNE 1329-1

REFORMA DEL PATINÓDROMO MUNICIPAL DE TUDELA

CALLE CAMINO CARITAT 13A-BAJO

ARQUITECTO: CRISTINA GARCIA GUERRA -ALBARRADA,S.A

PLANO: **INSTALACIÓN DE FONTANERÍA, SANEAMIENTO Y VENTILACIÓN**

PROPIEDAD: M.I. AYUNTAMIENTO DE TUDELA


ESCALA: Como se indica
FECHA: ENERO 2019

ALBARRADA



Nº PLANO:

IF.1

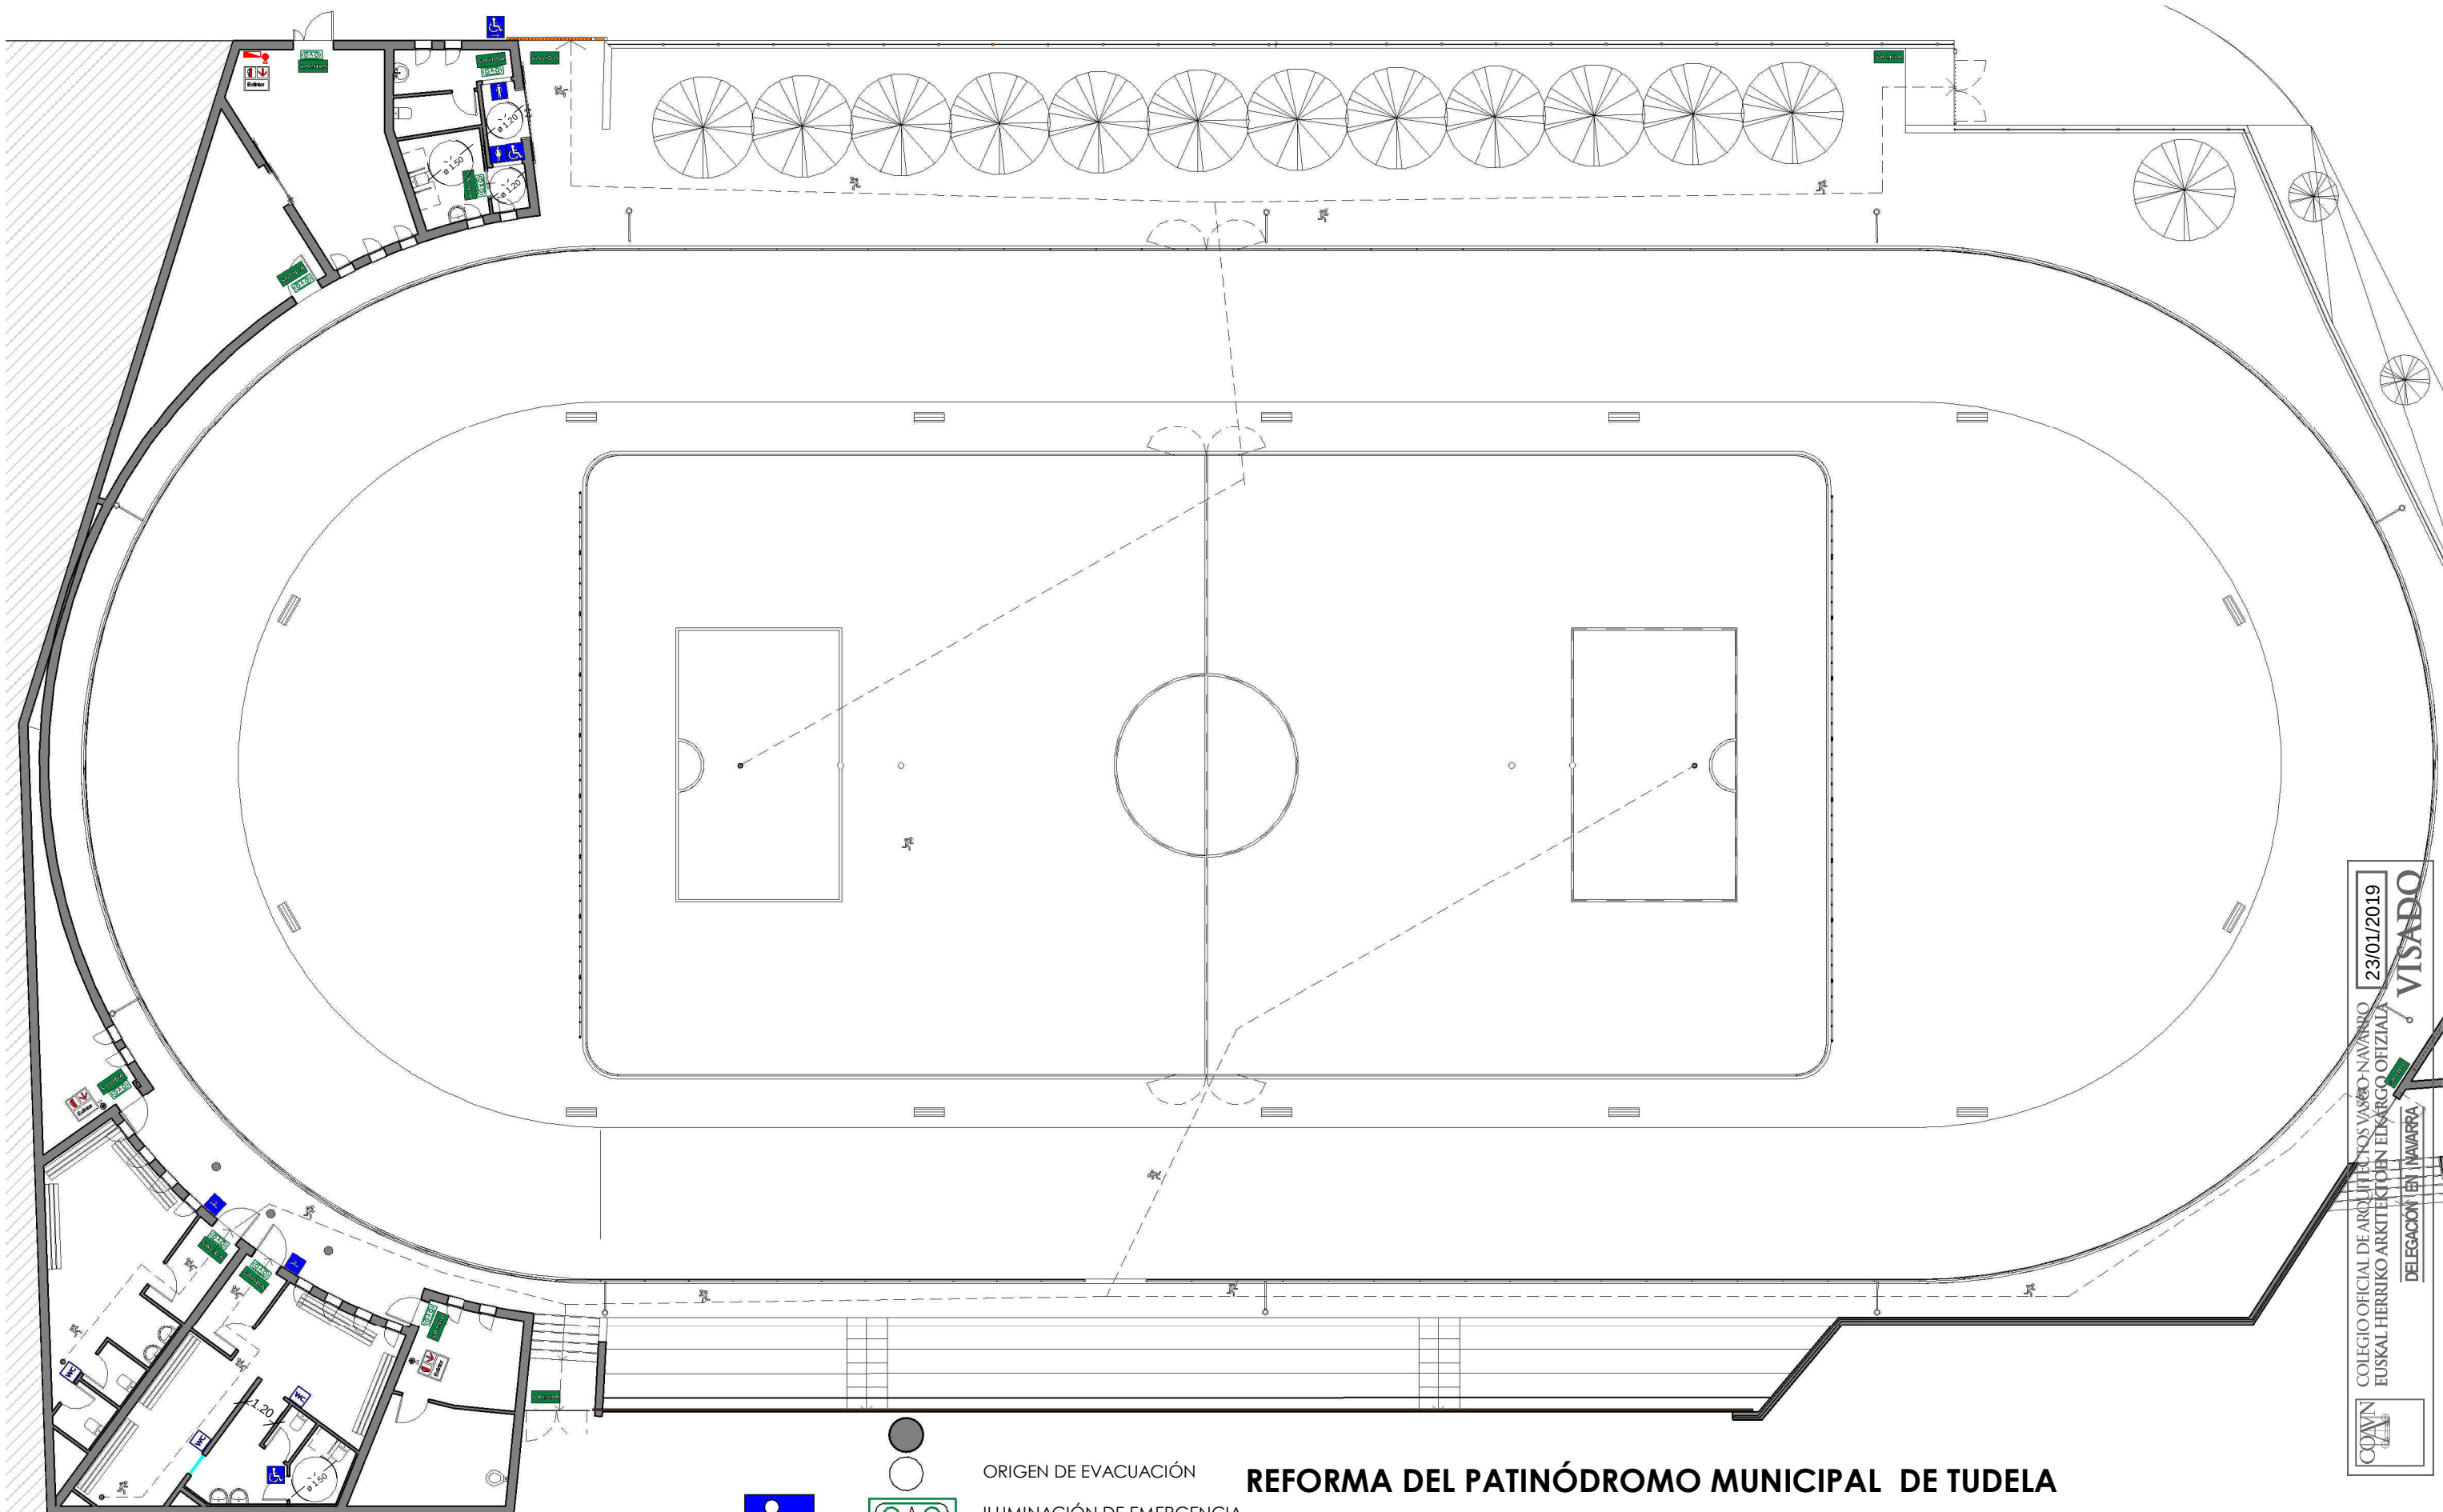

NOTAS:
LAS INSTALACIONES DE PROTECCIÓN CONTRA INCENDIOS ESTARÁN EJECUTADAS POR INSTALADOR AUTORIZADO. EL
INSTALADOR ADJUNTARÁ EL CERTIFICADO FON DE OBRA CORRESPONDIENTE.
EL FABRICANTE DE LOS DIFERENTES ELEMENTOS DE PROTECCIÓN CONTRA INCENDIOS DEBERÁ ADJUNTAR EKL
CORRESPONDIENTE CERTIFICADO DE PROTECCIÓN CONTRA INCENDIOS.
LOS EXTINTORES SE COLOCARÁN SOBRE PARAMENTOS VERTICALES DE FORM QUE LA PARTE SUPERIOR QUEDE COMO MÁXIMO A
1,7 M DEL SUELO.



ORIGEN DE EVACUACIÓN
ILUMINACIÓN DE EMERGENCIA
RECORRIDO DE EVACUACIÓN
EXTINTOR ABC
EXTINTOR
CUADRO GENERAL DE MANDO
Y PROTECCIÓN

REFORMA DEL PATINÓDROMO MUNICIPAL DE TUDELA

CALLE CAMINO CARITAT 13A-BAJO

ARQUITECTO: CRISTINA GARCIA GUERRA-ALBARRADA,S.A

PLANO:

INSTALACIÓN DE PROTECCIÓN CONTRA INCENDIOS, ACCESIBILIDAD Y LA Como se indica

PROPIEDAD: M.I. AYUNTAMIENTO DE TUDELA


FECHA: ENERO 2019



Nº PLANO:

PCI.1

COAVIN
COLEGIO OFICIAL DE ARQUITECTOS VASCO-NAVARRO
EUSKAL HERRIKO ARKITEKTEN ELKARGO OFIZIALA
DELEGACIÓN EN NAVARRA
23/01/2019
VISADO

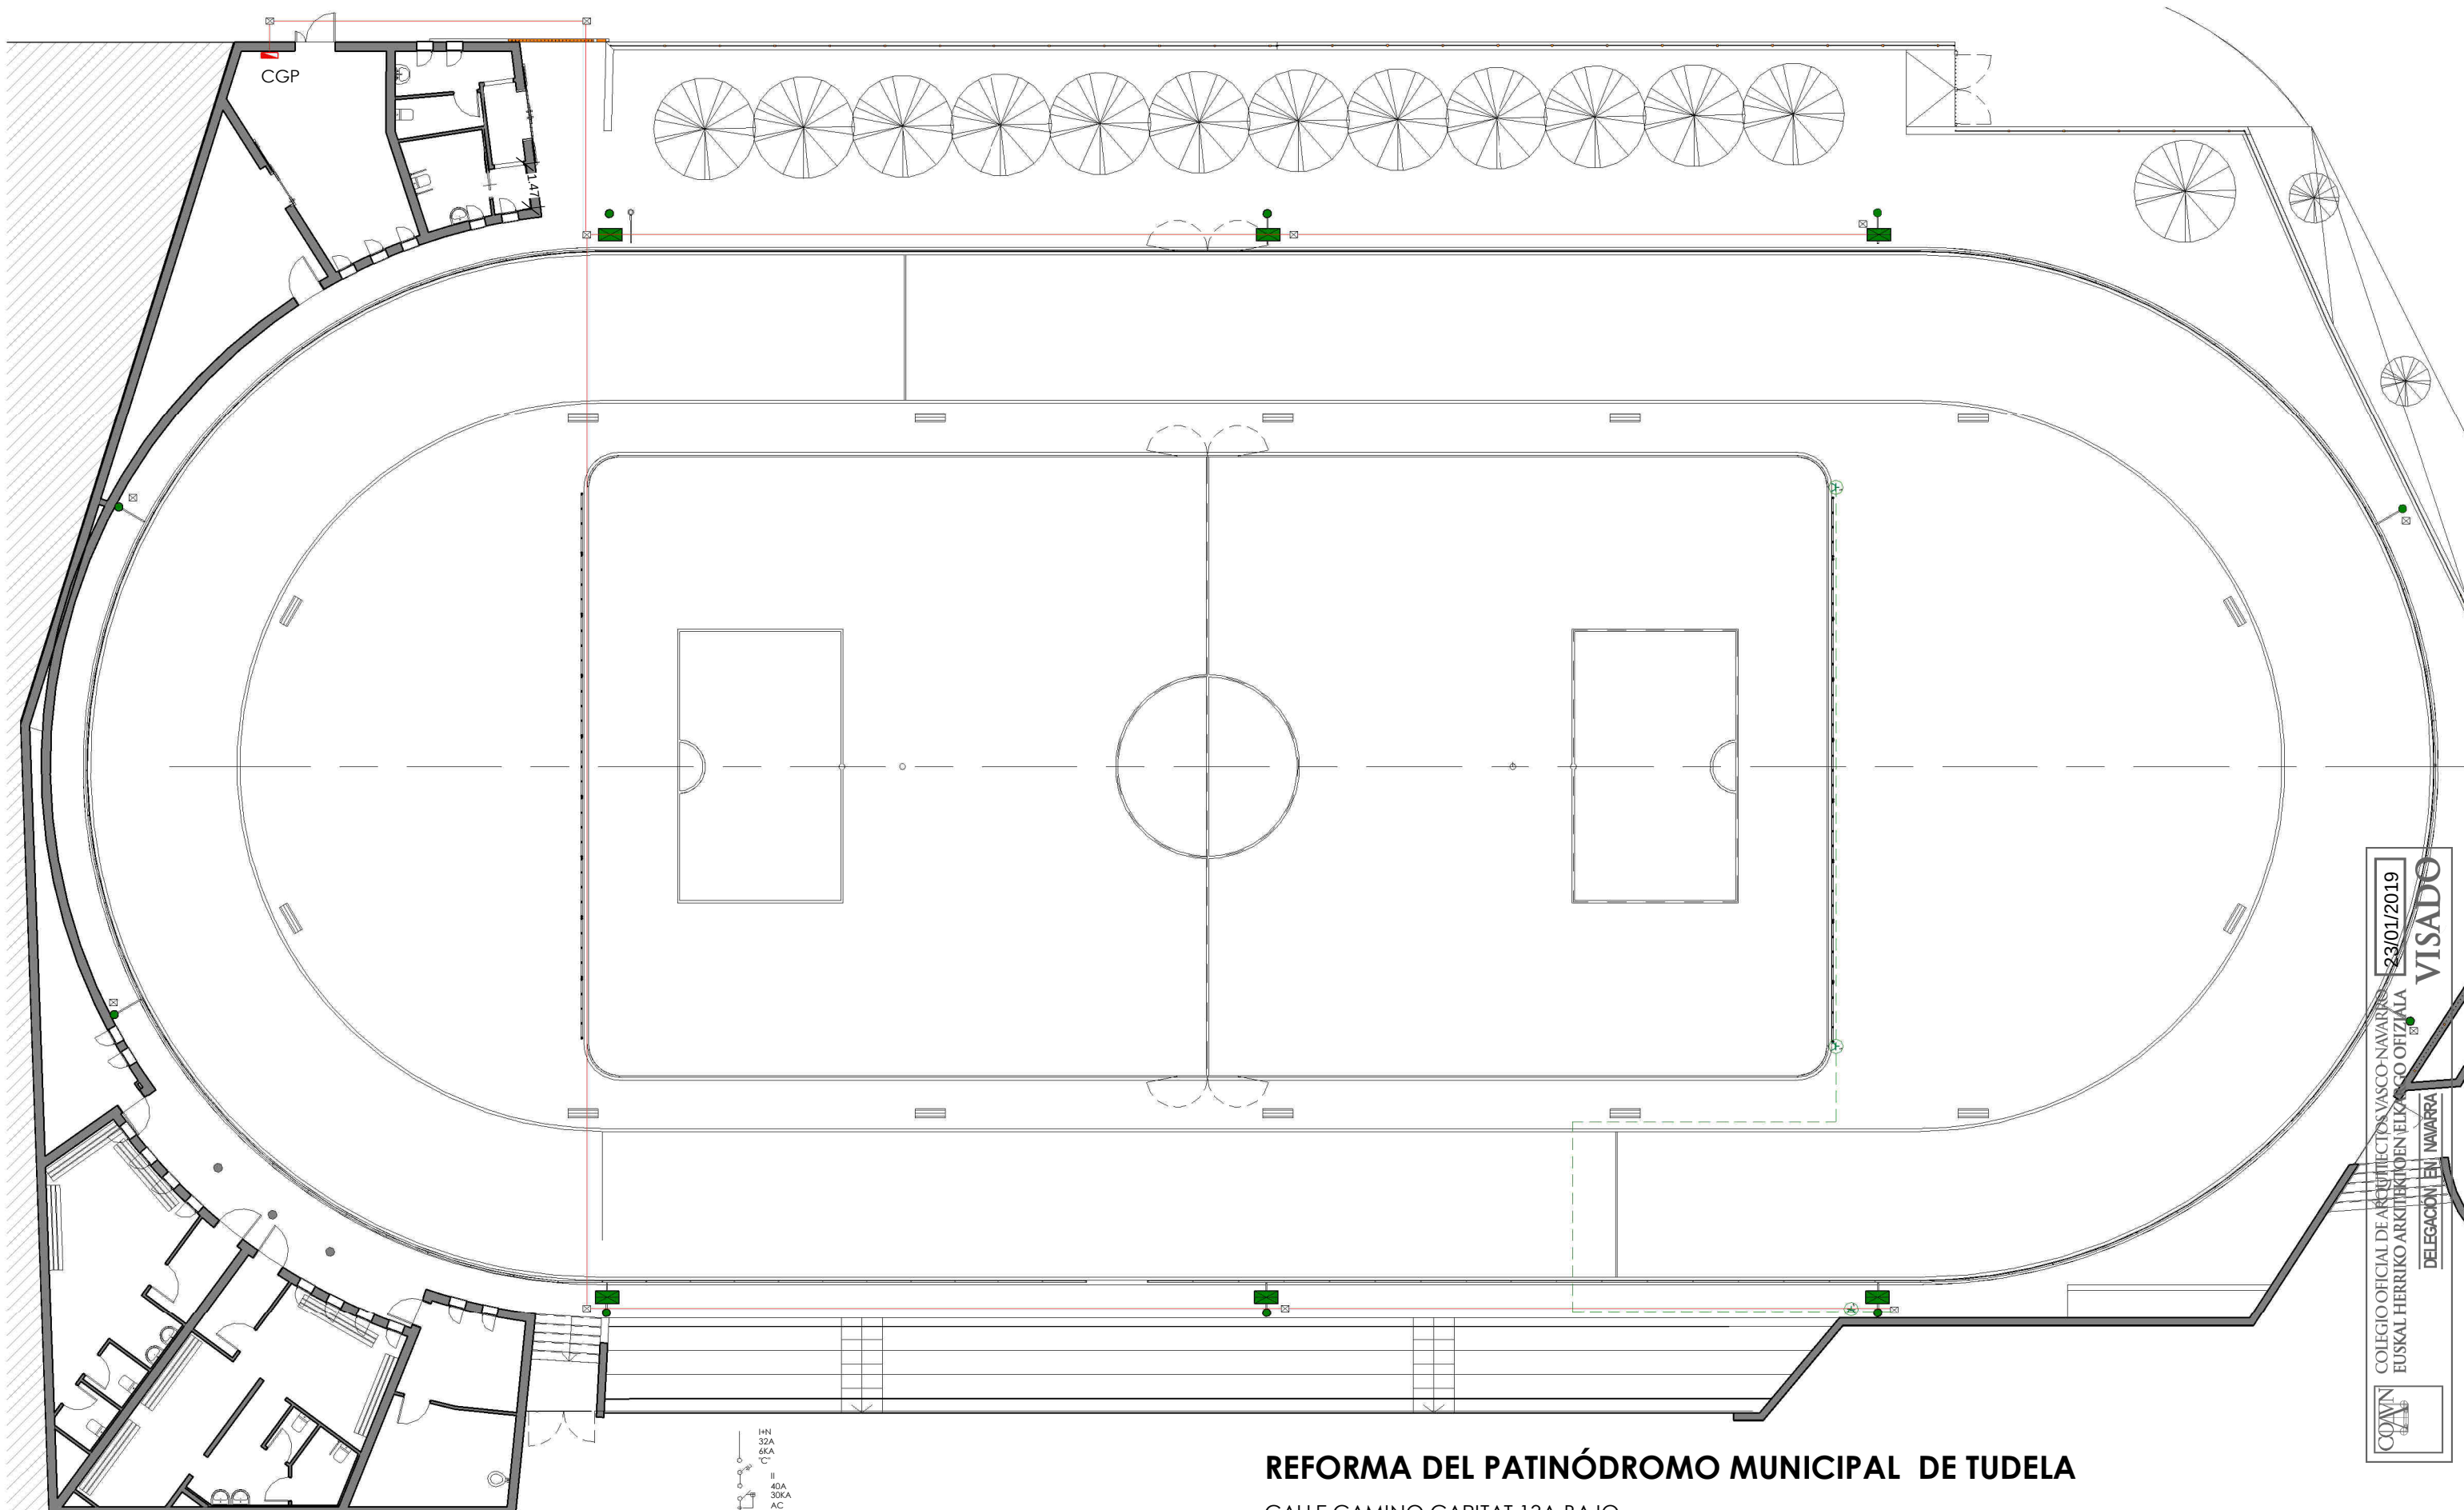

REFORMA DEL PATINÓDROMO MUNICIPAL DE TUDELA

CALLE CAMINO CARITAT 13A-BAJO
ARQUITECTO: CRISTINA GARCIA GUERRA - ALBARRADA,S.A

PLANO: **INSTALACIÓN ELÉCTRICA DE LA PISTA DEPORTIVA**

PROPIEDAD: M.I. AYUNTAMIENTO DE TUDELA

- ENCHUFE SUPERFICIAL EN EXTERIOR
- FOCOS LED PHILIPS OPTIVISION EN FAROLAS EXISTENTES
- FAROLAS EXISTENTES

DESDE CUADRO SALEN DOS LINEA, UNA PARA FAROLAS DE ARRIBA Y OTRA PARA FAROLAS DE ABAJO.
LINEA 1 FAROLAS DE ARRIBA, LINEA DE 3X6 MM2 RV-K 0.6/1KV, BAJO TUBO ENTERRADO EXISTENTE O CANALIZACIÓN NUEVA. ESA LINEA DE 6 MM2, EN CADA ARQUETA DE FAROLA, CAMBIA A LINEA DE 3X2.5 MM2 HASTA PROYECTOR NUEVO. EN LA CONEXIÓN EN FAROLA SE COLOCA UNA CAJA DE FUSIBLES PARA ALUMBRADO.
LINEA 2, IGUAL QUE LINEA 1 PERO ABAJO.


COAVN
COLEGIO OFICIAL DE ARQUITECTOS VASCO-NAVARROS
EUSKAL HERRIKO ARKITEKTEN ELKARGO OFIZIALA
DELEGACIÓN EN NAVARRA
23/01/2019
VISADO



ESCALA: 1 : 200
FECHA: ENERO 2019



Nº PLANO: **E.1**

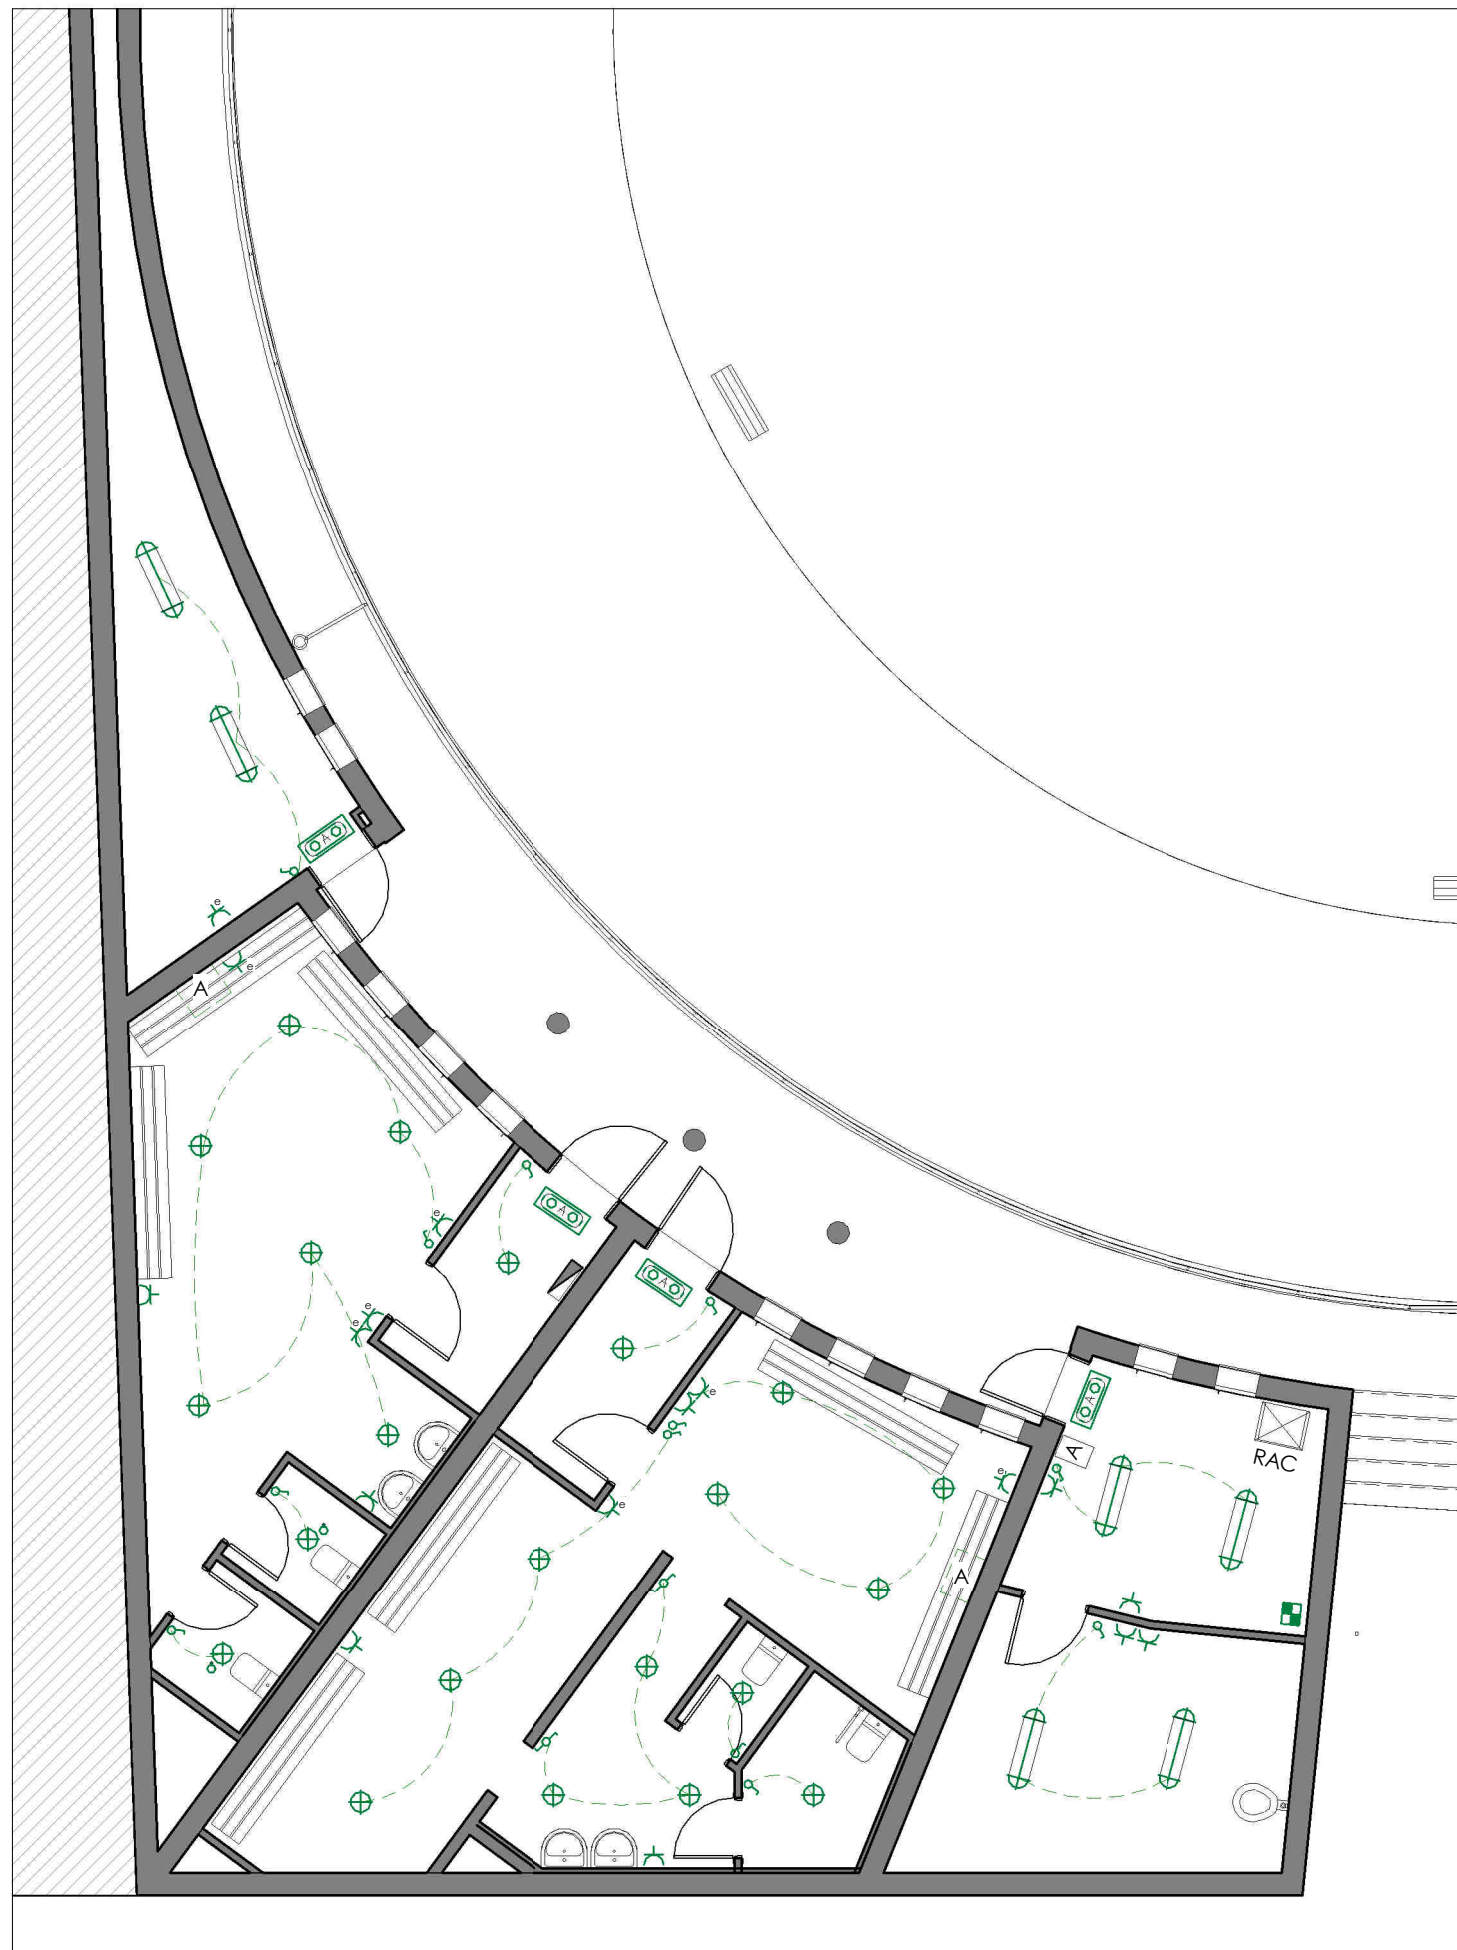

E. VESTUARIOS
1 : 100



E. BAÑOS PÚBLICOS
1 : 100

-  ALARMA EXISTE- NO TOCAR
-  RAC- NO TOCAR
-  ILUMINACIÓN DE EMERGENCIA
CAJA 5 TOMAS SCHUKO II 16 A+2
TOMAS RJ5
-  INTERRUPTOR 10/16A
-  BASE ENCHUFE II+TT 16A
-  BASE ENCHUFE EXISTENTE
-  CUADRO ELÉCTRICO
-  MÓDULO CONTADOR
-  LUMINARIA ESTANCA
-  DOWNLIGHT LED

REFORMA DEL PATINÓDROMO MUNICIPAL DE TUDELA

CALLE CAMINO CARITAT 13A-BAJO

ARQUITECTO: CRISTINA GARCIA GUERRA -ALBARRADA,S.A

PLANO: **INSTALACIÓN ELÉCTRICA VESTUARIOS Y BAÑOS PÚBLICOS**

PROPIEDAD: M.I. AYUNTAMIENTO DE TUDELA

ESCALA: Como se
indica
FECHA: ENERO 2019

ALBARRADA



Nº PLANO:

E.2

23/01/2019
VISADO

COLEGIO OFICIAL DE ARQUITECTOS VASCO-NAVARRO
EUSKAL HERRIKO ARKITEKTOEN ELKARGO OFIZIALA
DELEGACIÓN EN NAVARRA

