





# SARTAGUDA



## SITUACIÓN PISCINAS OBJETO DE PROYECTO EDIFICIO, REFORMA Y AMPLIACIÓN

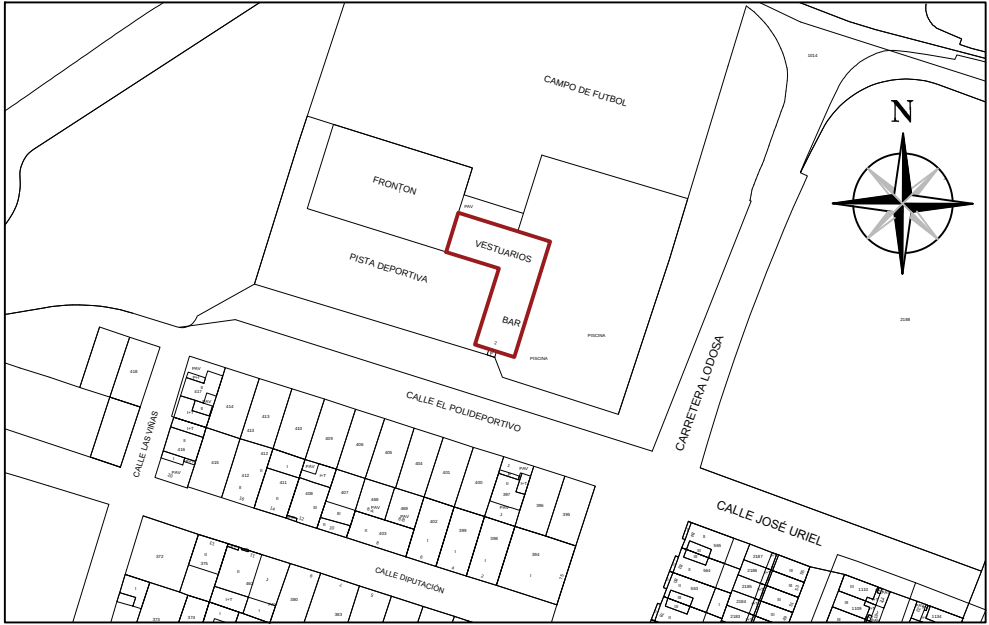

## EMPLAZAMIENTO

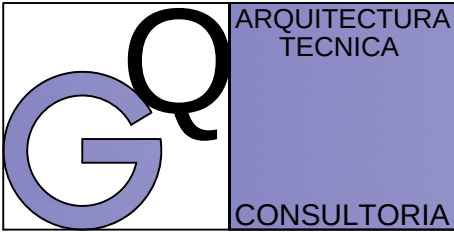

JESUS GARCIA QUINTANA  
Arquitecto Técnico  
671 51 56 17  
tecniaq.gq@outlook.com  
Ctra. Carcar 2A-1D Lodosa, Navarra



REFORMA DE EDIFICIO DE VESTUARIOS, BAÑOS Y BAR  
DE PISCINAS MUNICIPALES  
SARTAGUDA, NAVARRA

SITUACIÓN, EMLAZAMIENTO

Promotor  
AYUNTAMIENTO DE SARTAGUDA  
ABRIL 2020

ESCALA  
1/5000 1/2500

PLANO Nº  
**1**

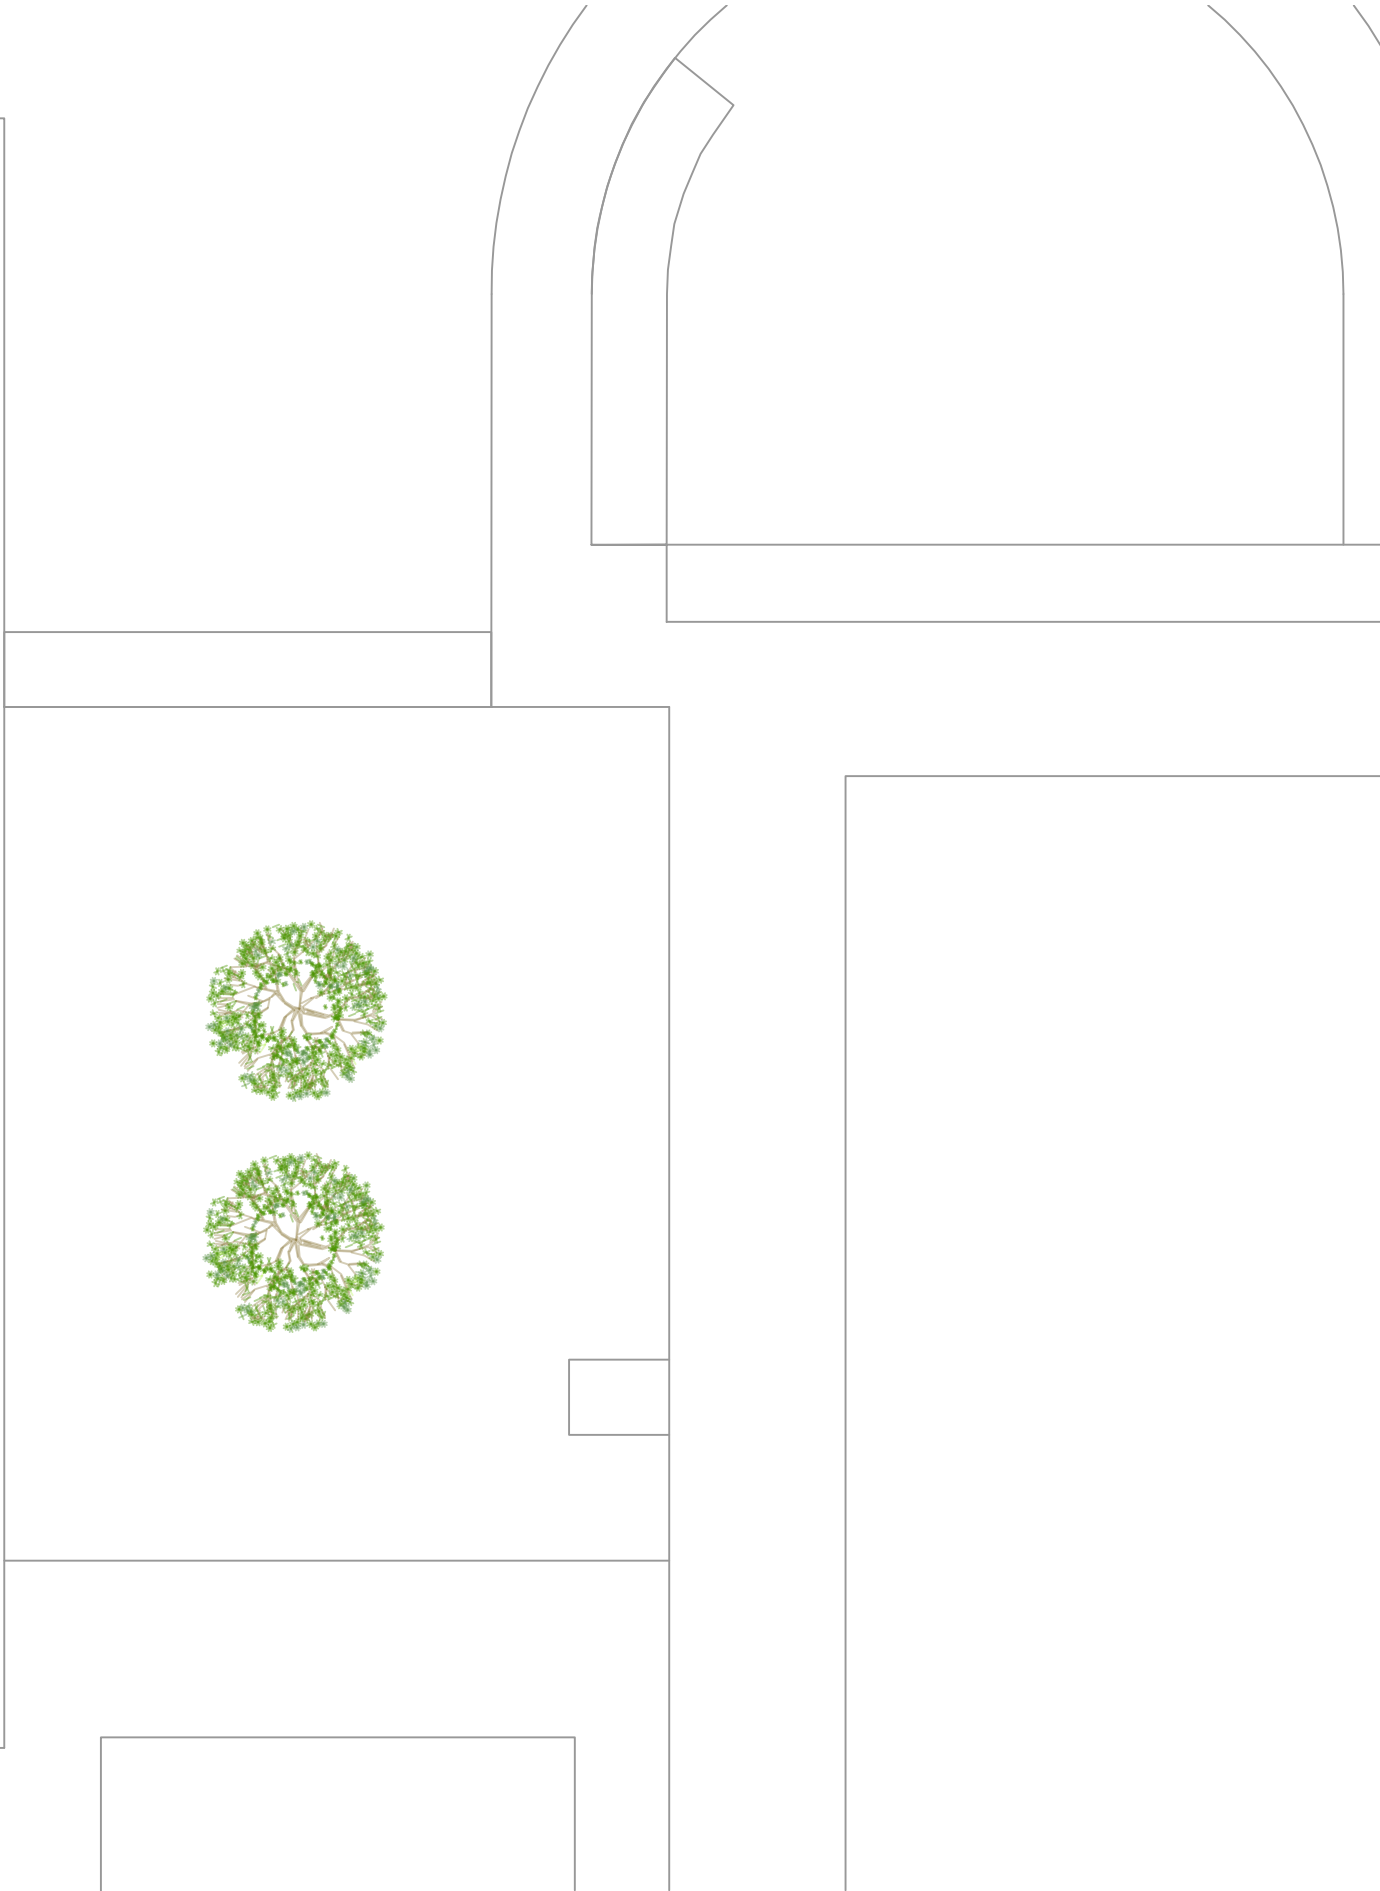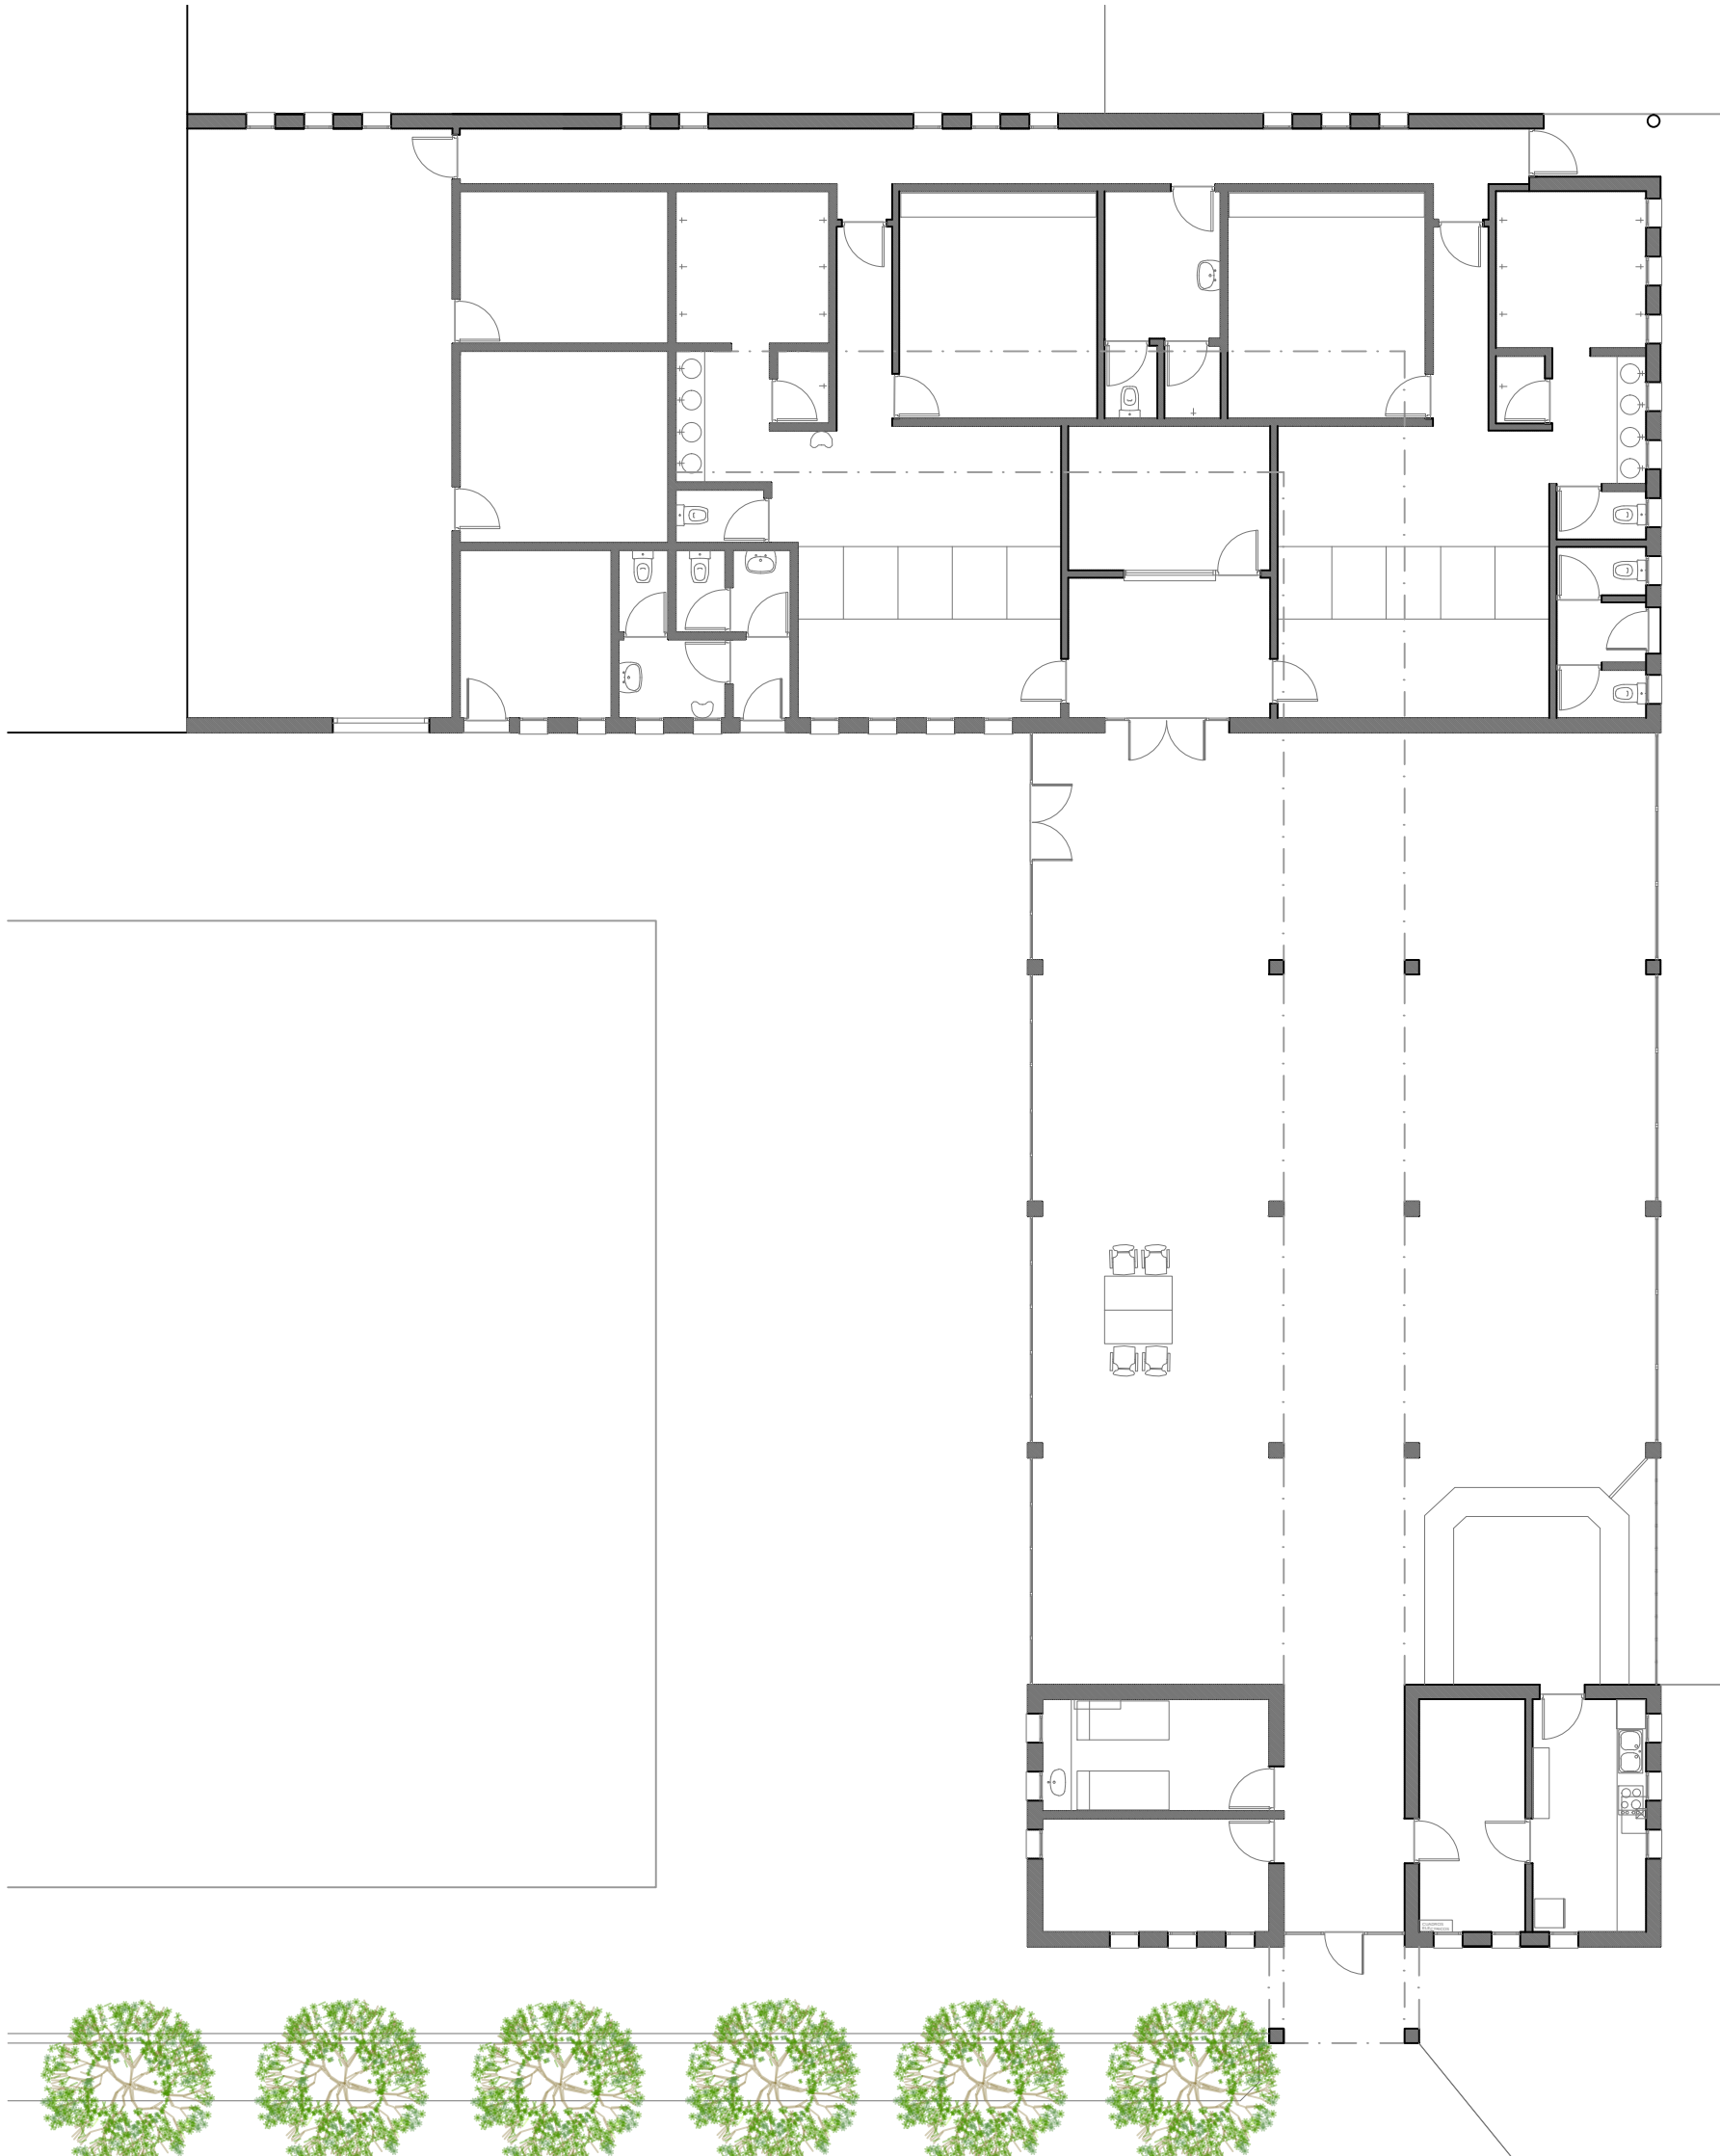

ARQUITECTURA  
TÉCNICA


CONSULTORIA


JESUS GARCÍA QUINTANA

Arquitecto Técnico

671 51 56 17  
tecniaq.gq@outlook.com  
Ctra.Carcar 2A-1D Lodosa, Navarra


|                                                                                                 |                     |                      |
|-------------------------------------------------------------------------------------------------|---------------------|----------------------|
| REFORMA DE EDIFICIO DE VESTUARIOS, BAÑOS Y BAR<br>DE PISCINAS MUNICIPALES<br>SARTAGUDA, NAVARRA |                     |                      |
| ESTADO ACTUAL _ PLANTA                                                                          |                     |                      |
| Promotor<br>AYUNTAMIENTO DE SARTAGUDA<br>ABRIL 2020                                             | ESCALA<br><br>1/150 | PLANO Nº<br><b>2</b> |

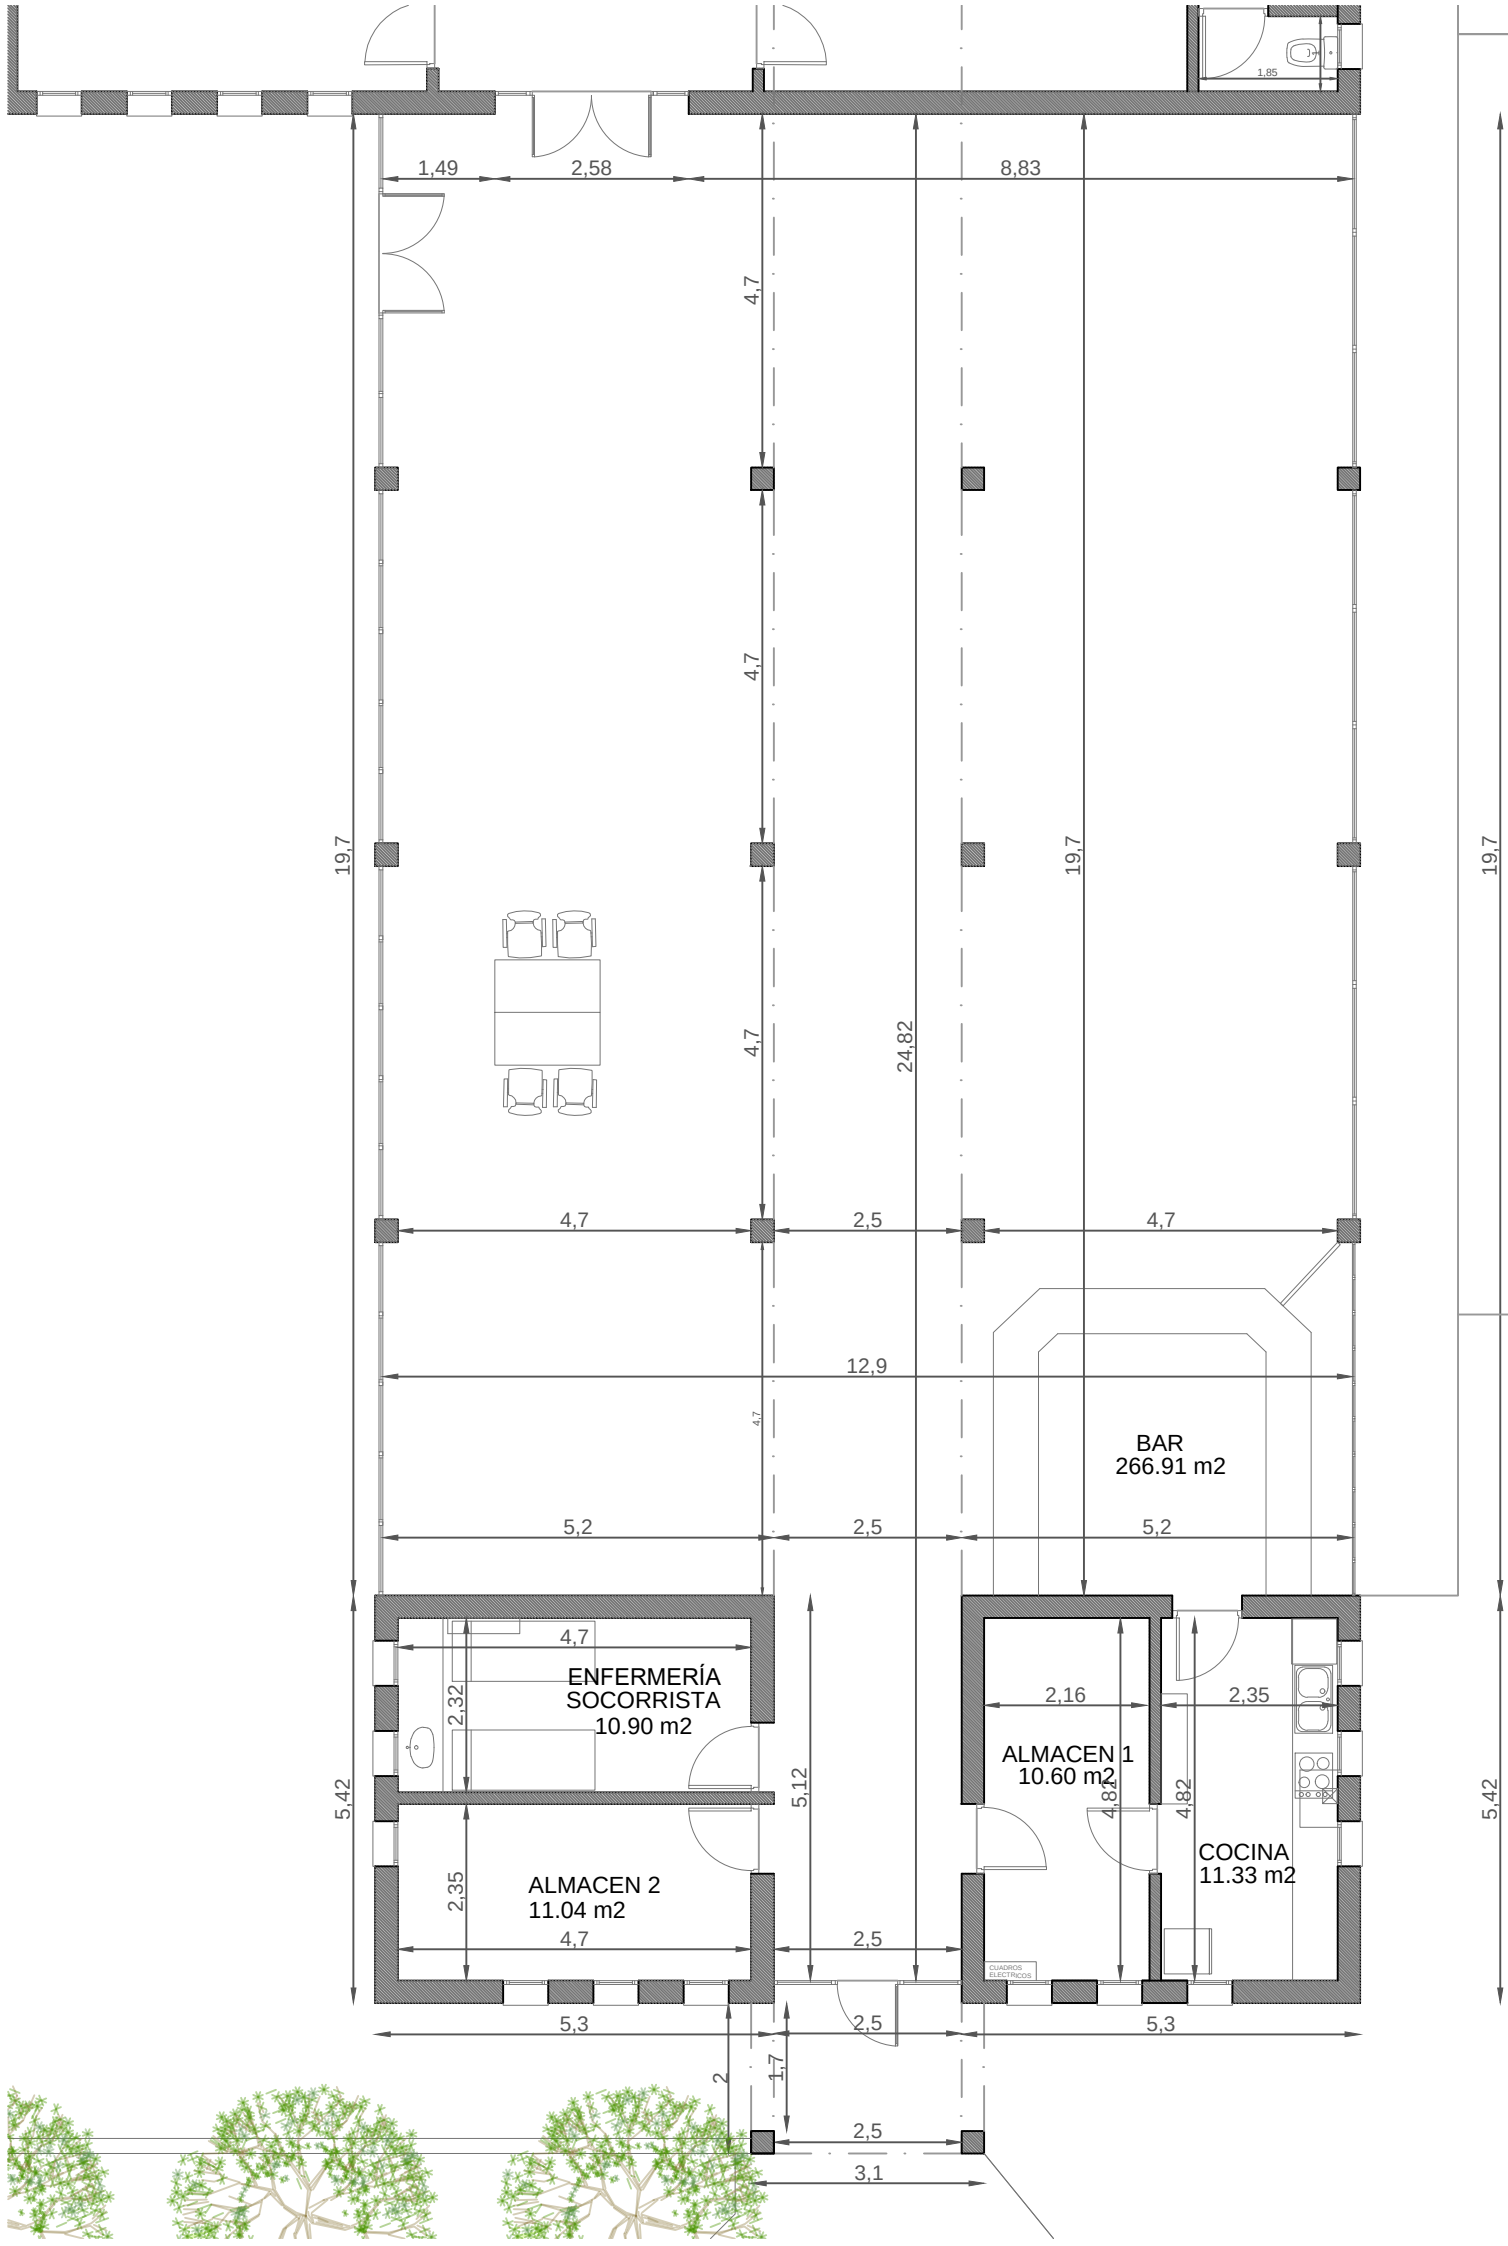

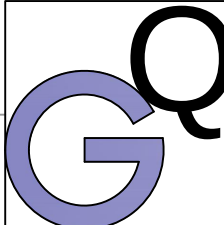
|                                                                                       |                                                                               |                                                                                                 |                      |
|---------------------------------------------------------------------------------------|-------------------------------------------------------------------------------|-------------------------------------------------------------------------------------------------|----------------------|
|  | ARQUITECTURA<br>TÉCNICA                                                       | REFORMA DE EDIFICIO DE VESTUARIOS, BAÑOS Y BAR<br>DE PISCINAS MUNICIPALES<br>SARTAGUDA, NAVARRA |                      |
|                                                                                       | CONSULTORIA                                                                   | ESTADO ACTUAL _ COTAS Y SUPERFICIES                                                             |                      |
| JESUS GARCIA QUINTANA                                                                 | Arquitecto Técnico                                                            | Promotor<br>AYUNTAMIENTO DE SARTAGUDA<br>ABRIL 2020                                             | ESCALA<br>1/100      |
|  | 671 51 56 17<br>tecnia.rq.gq@outlook.com<br>Ctra.Carcar 2A-1D Lodosa, Navarra |                                                                                                 | PLANO Nº<br><b>3</b> |






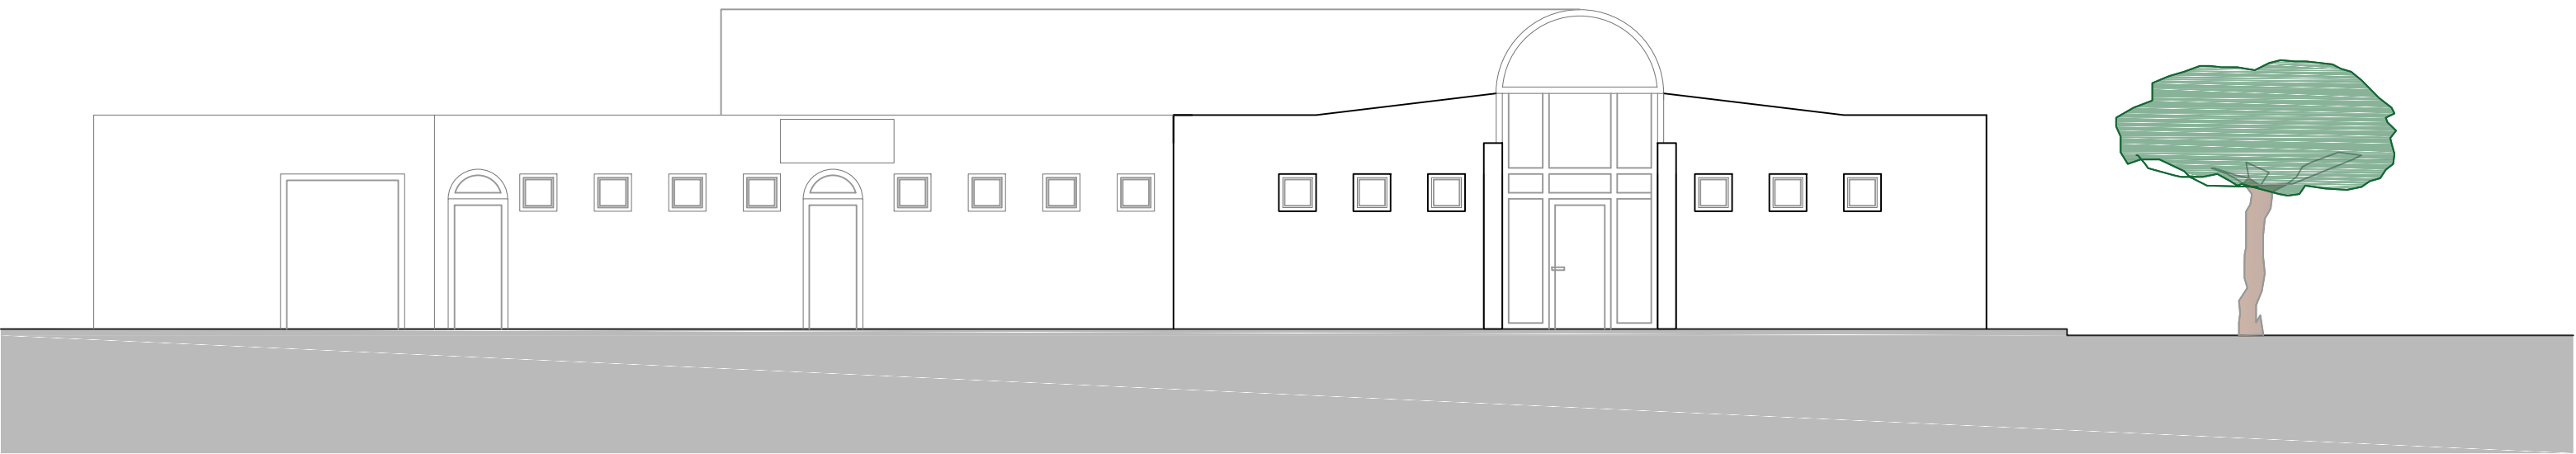


ALZADO SUR \_ ESTADO REFORMADO

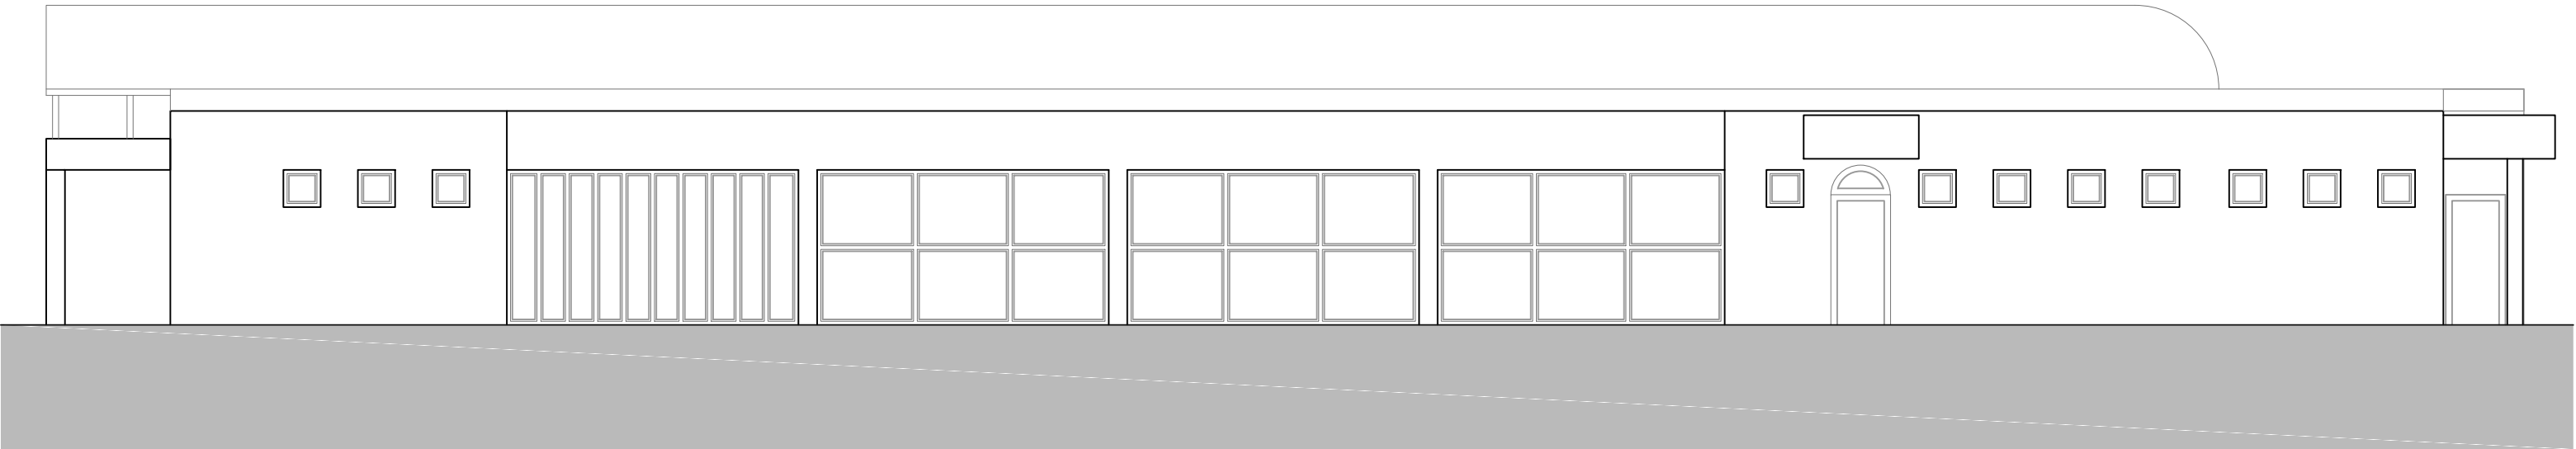

ALZADO ESTE \_ ESTADO REFORMADO

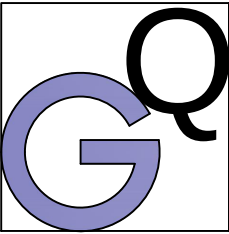
|                                                                                                                                                |                                                                                                         |                                                     |                      |
|------------------------------------------------------------------------------------------------------------------------------------------------|---------------------------------------------------------------------------------------------------------|-----------------------------------------------------|----------------------|
|  <div>ARQUITECTURA<br/>TÉCNICA<br/><br/>CONSULTORIA</div> | REFORMA DE EDIFICIO DE VESTUARIOS, BAÑOS Y BAR<br>DE PISCINAS MUNICIPALES<br>SARTAGUDA, NAVARRA         |                                                     |                      |
|                                                                                                                                                | ESTADO ACTUAL _ ALZADOS                                                                                 |                                                     |                      |
| JESUS GARCIA QUINTANA<br>                                 | Arquitecto Técnico<br><br>671 51 56 17<br>tecnia.rg.qg@outlook.com<br>Ctra.Carcar 2A-1D Lodosa, Navarra | Promotor<br>AYUNTAMIENTO DE SARTAGUDA<br>ABRIL 2020 | ESCALA<br><br>1/100  |
|                                                                                                                                                |                                                                                                         |                                                     | PLANO Nº<br><b>5</b> |

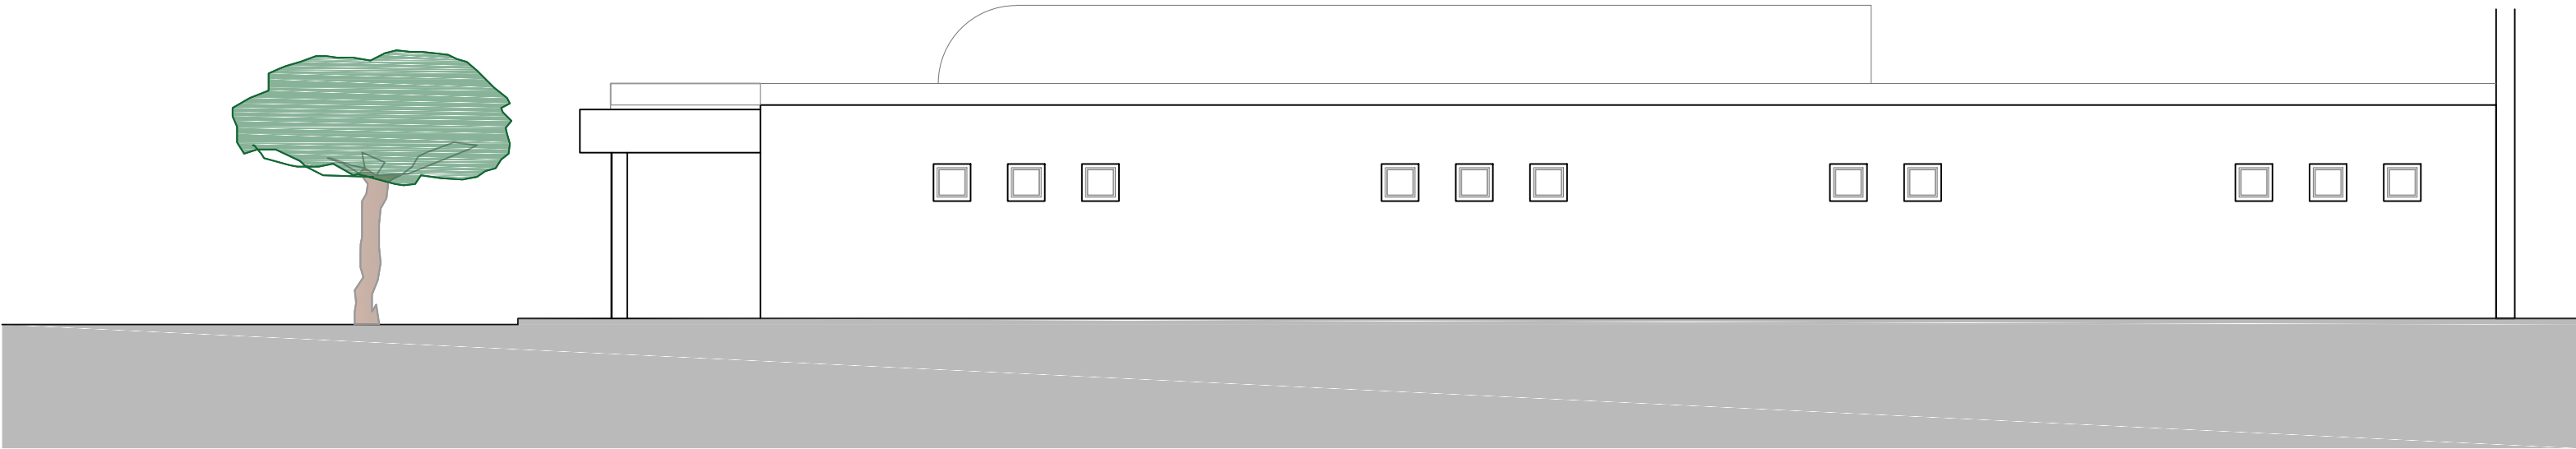



ALZADO NORTE \_ ESTADO REFORMADO




ALZADO OESTE \_ ESTADO REFORMADO
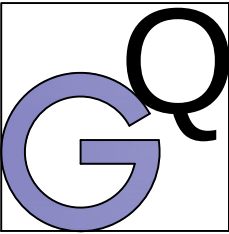
|                                                                                                                                                  |                                                                                                   |                                                     |                                  |
|--------------------------------------------------------------------------------------------------------------------------------------------------|---------------------------------------------------------------------------------------------------|-----------------------------------------------------|----------------------------------|
|  <div>ARQUITECTURA<br/>TECNICA</div> <div>CONSULTORIA</div> | REFORMA DE EDIFICIO DE VESTUARIOS, BAÑOS Y BAR<br>DE PISCINAS MUNICIPALES<br>SARTAGUDA, NAVARRA   |                                                     |                                  |
|                                                                                                                                                  | ESTADO ACTUAL _ ALZADOS                                                                           |                                                     |                                  |
| JESUS GARCIA QUINTANA<br>                                   | Arquitecto Técnico<br>671 51 56 17<br>tecnia.gq@outlook.com<br>Ctra. Carcar 2A-1D Lodosa, Navarra | Promotor<br>AYUNTAMIENTO DE SARTAGUDA<br>ABRIL 2020 | ESCALA<br>1/100<br>PLANO Nº<br>6 |

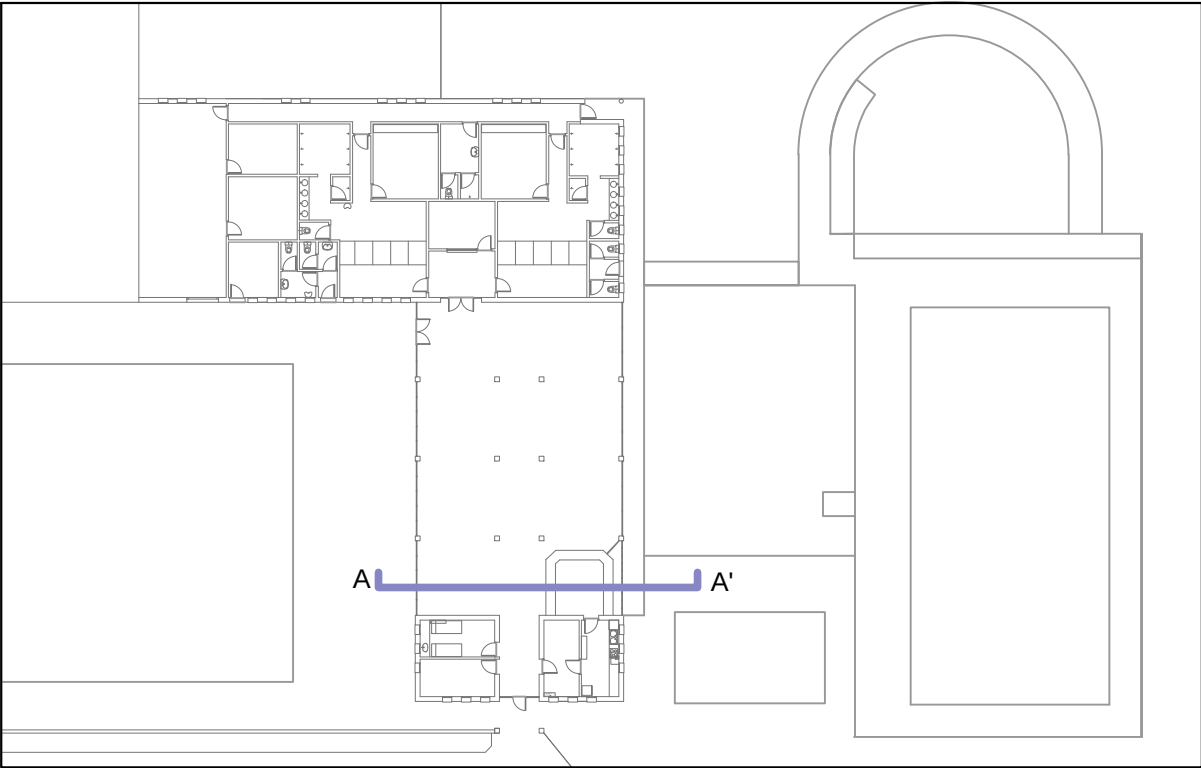
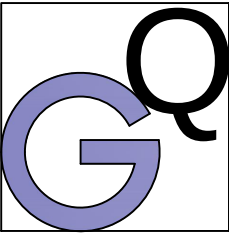
|                                                                                                                                       |                                                                                                          |                                                     |                                      |
|---------------------------------------------------------------------------------------------------------------------------------------|----------------------------------------------------------------------------------------------------------|-----------------------------------------------------|--------------------------------------|
|  <b>ARQUITECTURA<br/>TÉCNICA<br/>CONSULTORIA</b> | <b>REFORMA DE EDIFICIO DE VESTUARIOS, BAÑOS Y BAR<br/>DE PISCINAS MUNICIPALES<br/>SARTAGUDA, NAVARRA</b> |                                                     |                                      |
|                                                                                                                                       | <b>ESTADO ACTUAL _ SECCIÓN A-A'</b>                                                                      |                                                     |                                      |
| JESUS GARCIA QUINTANA<br>                        | Arquitecto Técnico<br>671 51 56 17<br>tecnia.rq.gq@outlook.com<br>Ctra.Carcar 2A-1D Lodosa, Navarra      | Promotor<br>AYUNTAMIENTO DE SARTAGUDA<br>ABRIL 2020 | ESCALA<br>1/100<br>PLANO Nº <b>7</b> |

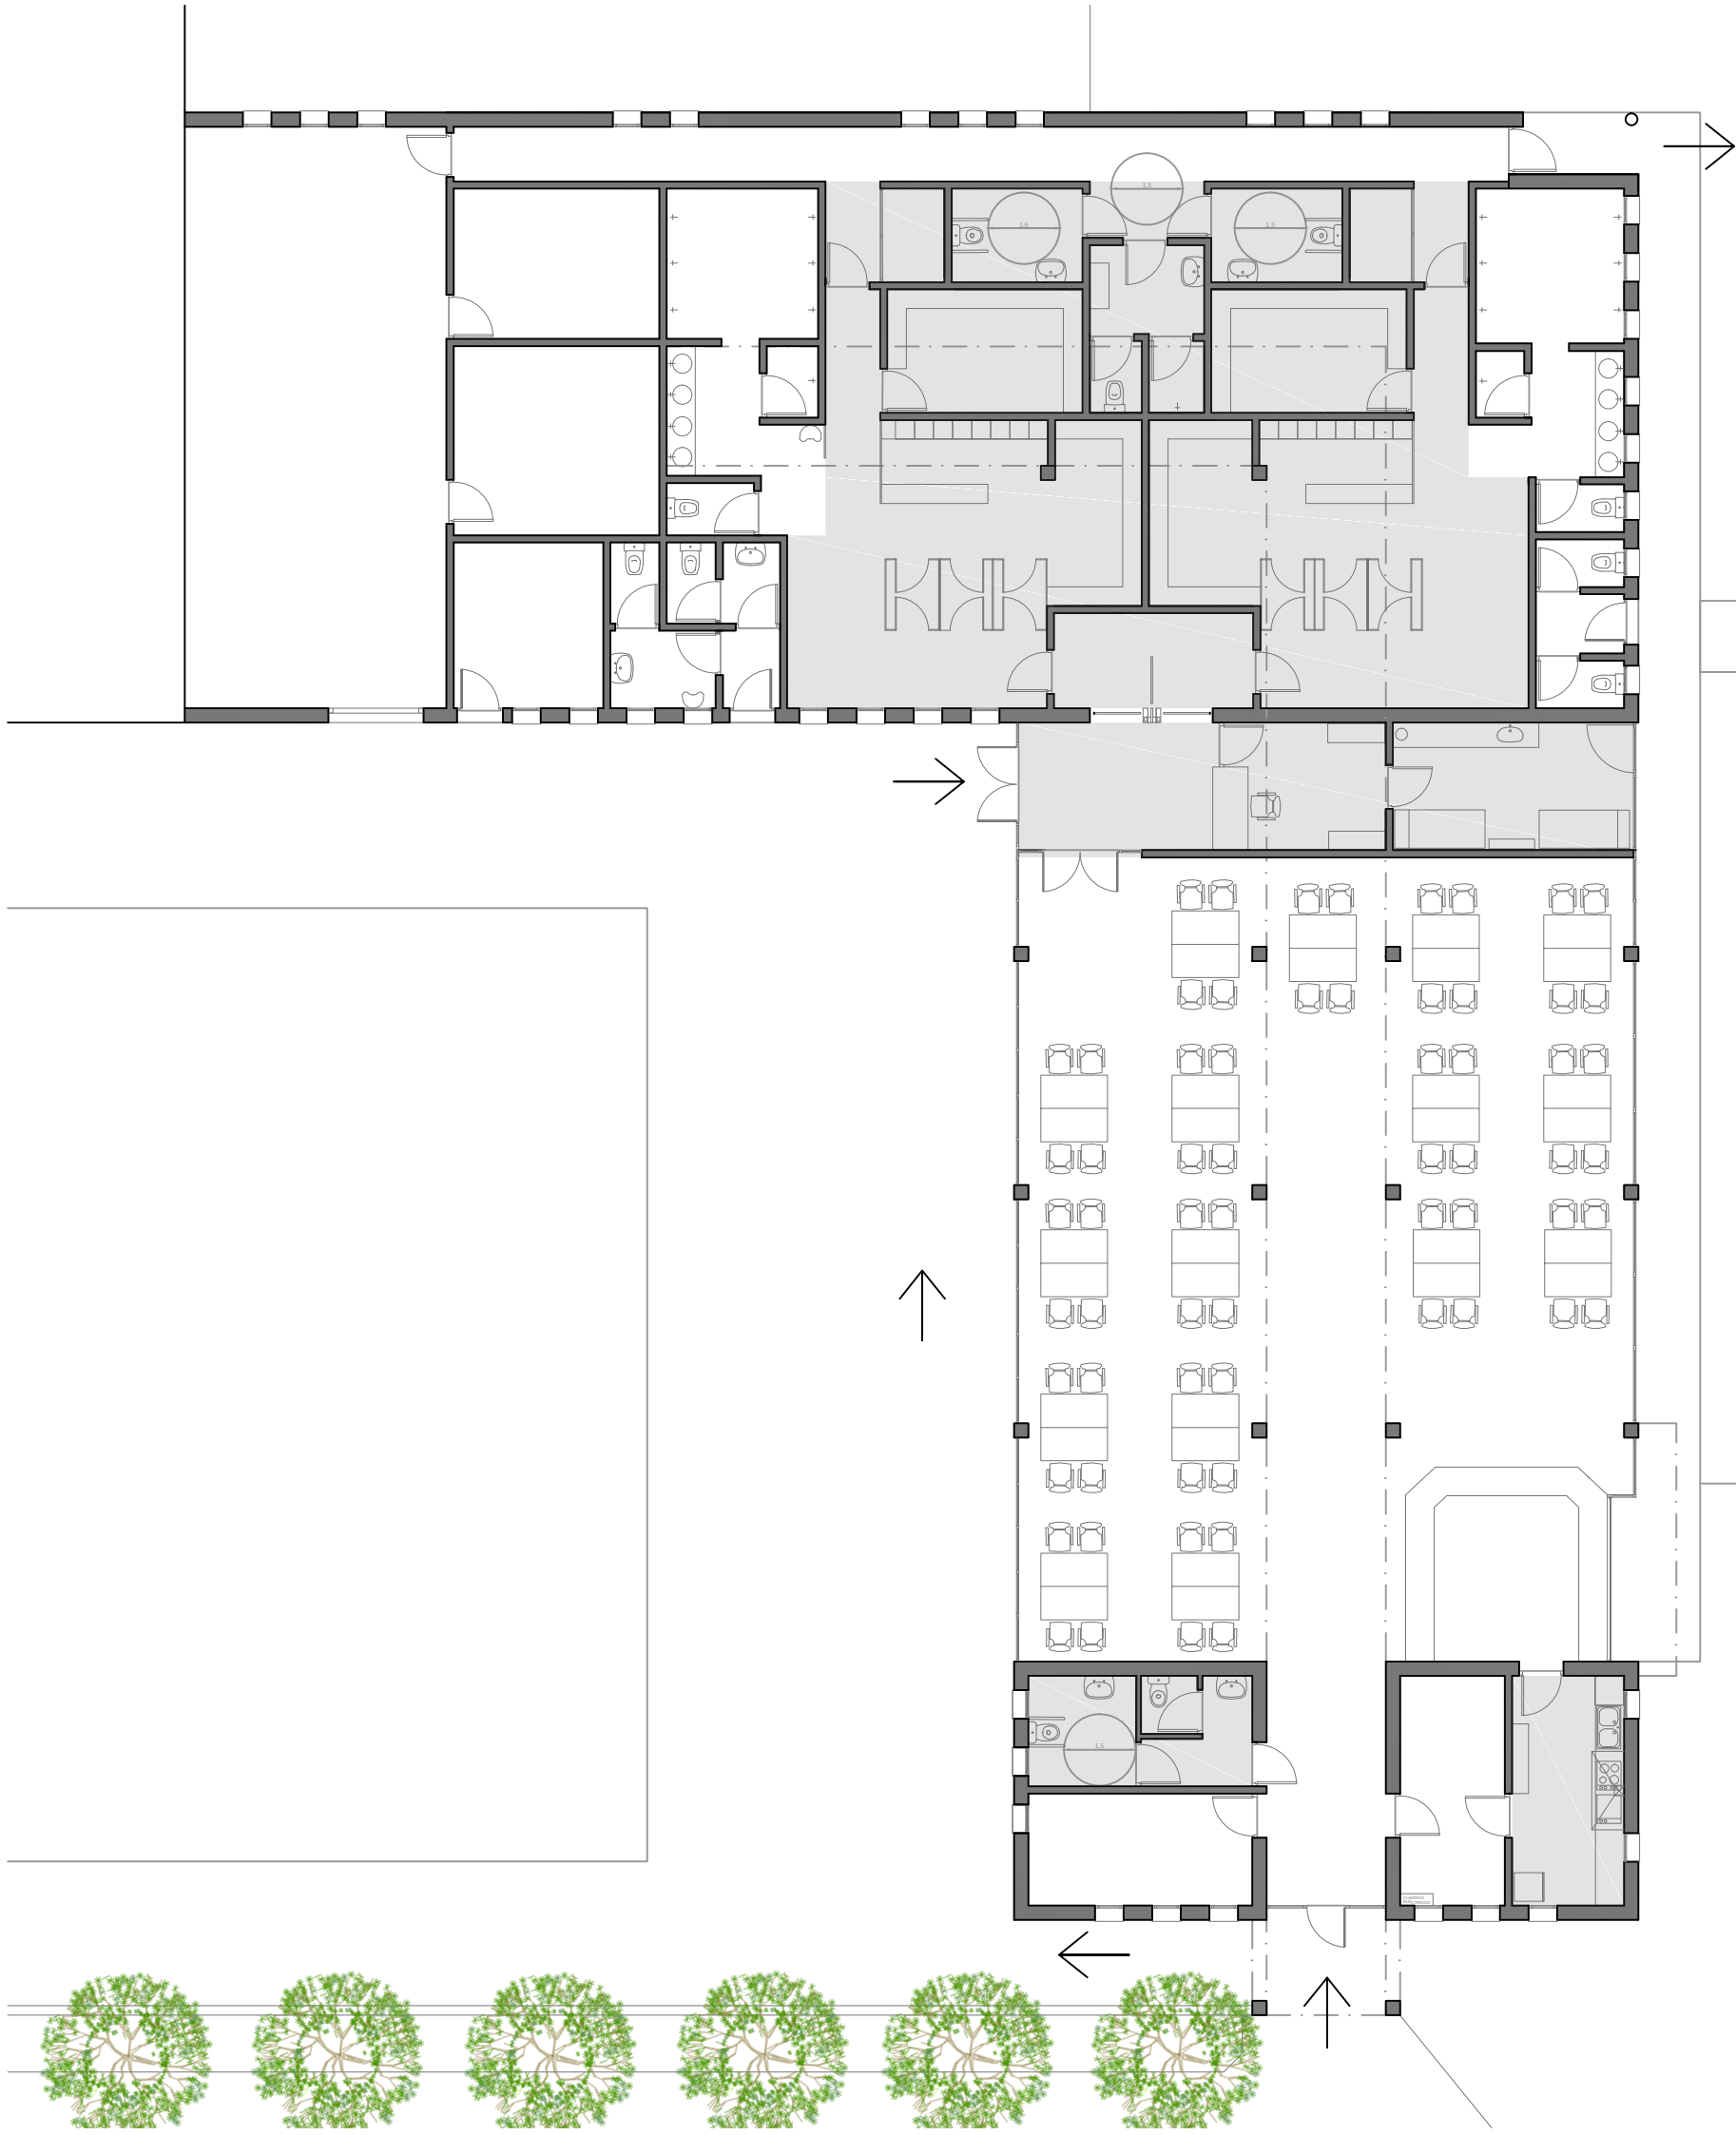

ARQUITECTURA  
TÉCNICA

CONSULTORIA



JESUS GARCIA QUINTANA


Arquitecto Técnico

671 51 56 17  
tecnia.rg.qg@outlook.com  
Ctra.Carcar 2A-1D Lodosa, Navarra


|                                                                                                 |                     |                      |
|-------------------------------------------------------------------------------------------------|---------------------|----------------------|
| REFORMA DE EDIFICIO DE VESTUARIOS, BAÑOS Y BAR<br>DE PISCINAS MUNICIPALES<br>SARTAGUDA, NAVARRA |                     |                      |
| ESTADO REFORMADO _ PLANTA                                                                       |                     |                      |
| Promotor<br>AYUNTAMIENTO DE SARTAGUDA<br>ABRIL 2020                                             | ESCALA<br><br>1/150 | PLANO Nº<br><b>8</b> |



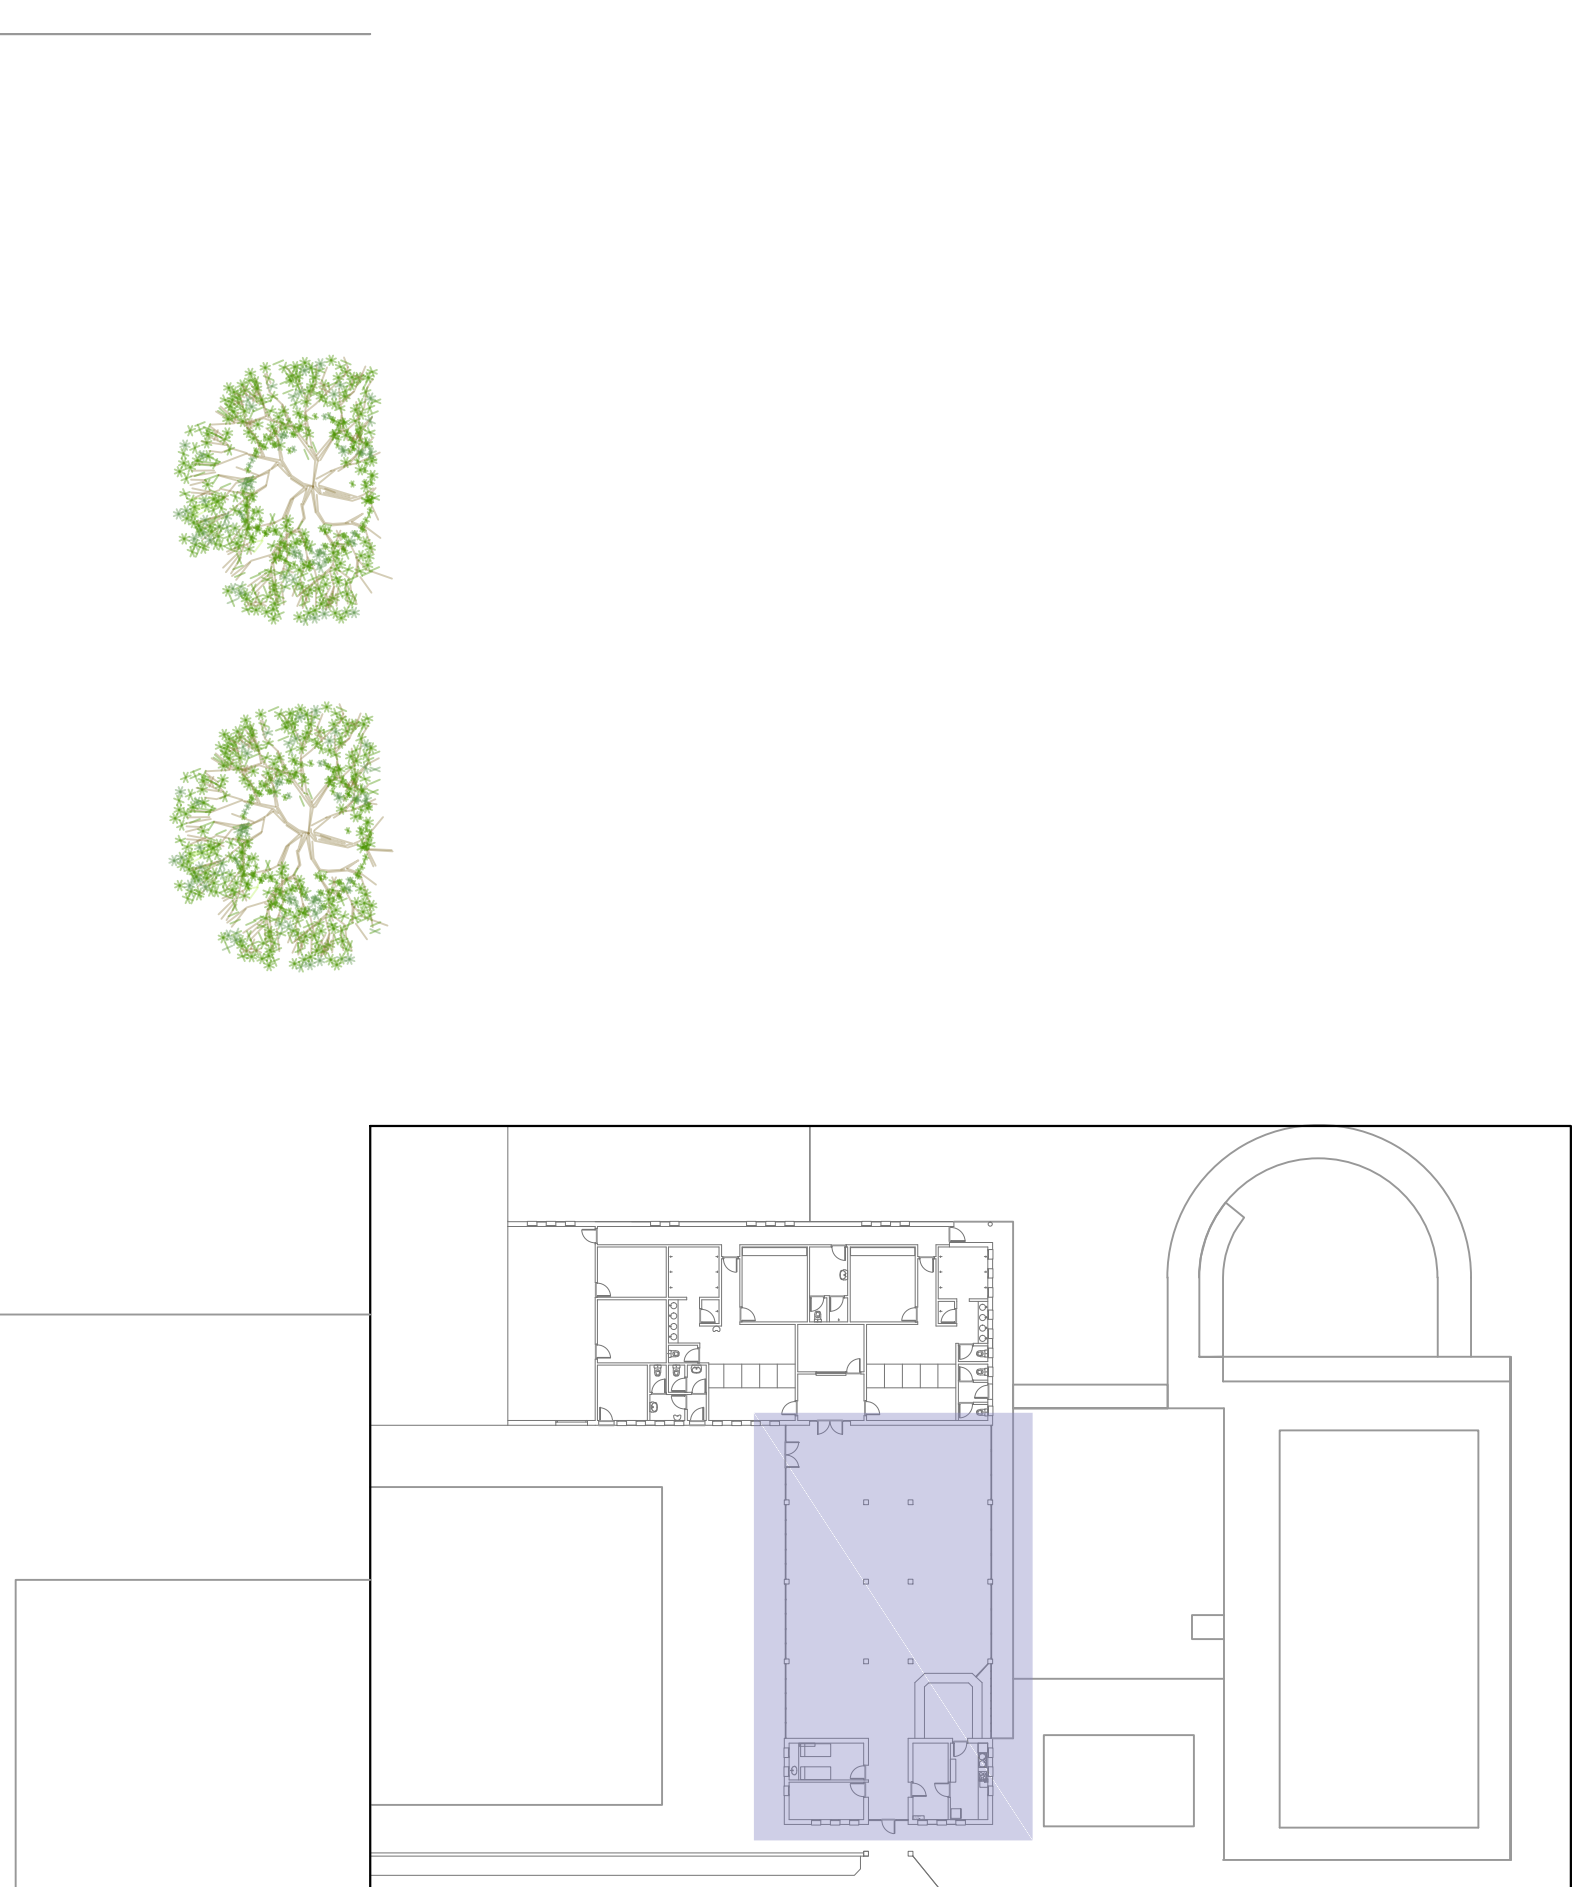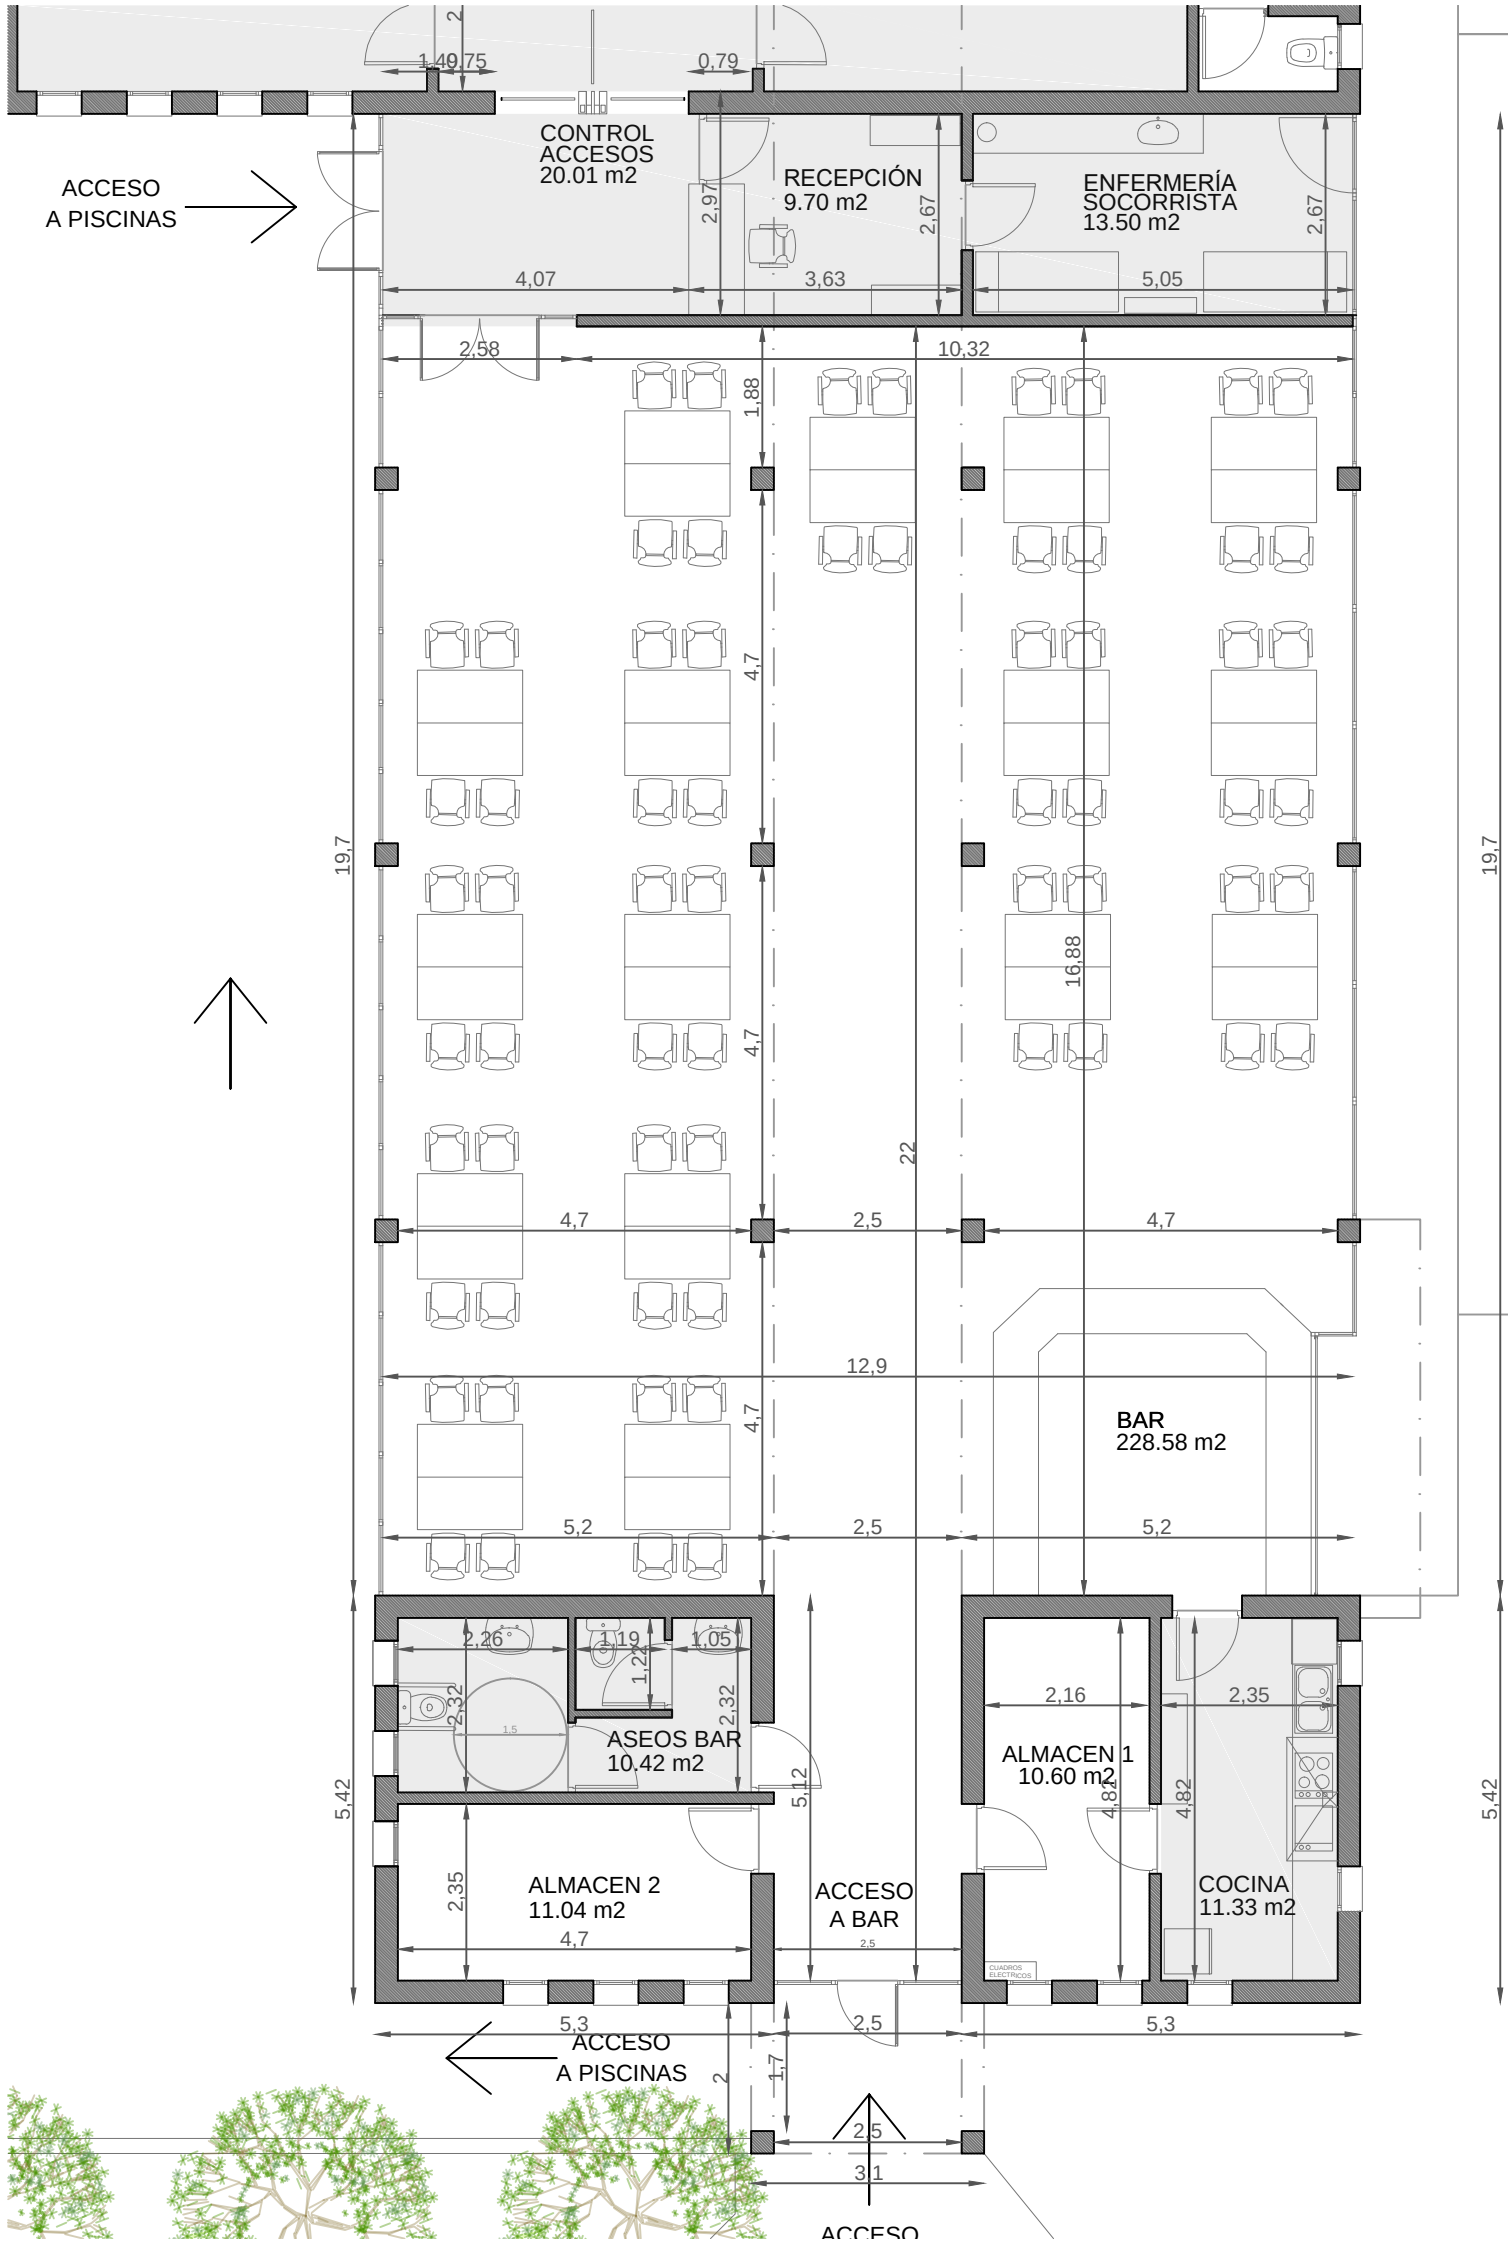
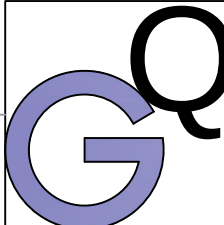
|                                                                                                                |                                                                                                  |                                                                                                 |                                  |
|----------------------------------------------------------------------------------------------------------------|--------------------------------------------------------------------------------------------------|-------------------------------------------------------------------------------------------------|----------------------------------|
|                           | ARQUITECTURA<br>TÉCNICA                                                                          | REFORMA DE EDIFICIO DE VESTUARIOS, BAÑOS Y BAR<br>DE PISCINAS MUNICIPALES<br>SARTAGUDA, NAVARRA |                                  |
|                                                                                                                | CONSULTORIA                                                                                      | ESTADO REFORMADO_COTAS Y SUPERFICIES                                                            |                                  |
| JESUS GARCIA QUINTANA<br> | Arquitecto Técnico<br>671 51 56 17<br>tecnia.gq@outlook.com<br>Ctra.Carcar 2A-1D Lodosa, Navarra | Promotor<br>AYUNTAMIENTO DE SARTAGUDA<br>ABRIL 2020                                             | ESCALA<br>1/100<br>PLANO Nº<br>9 |




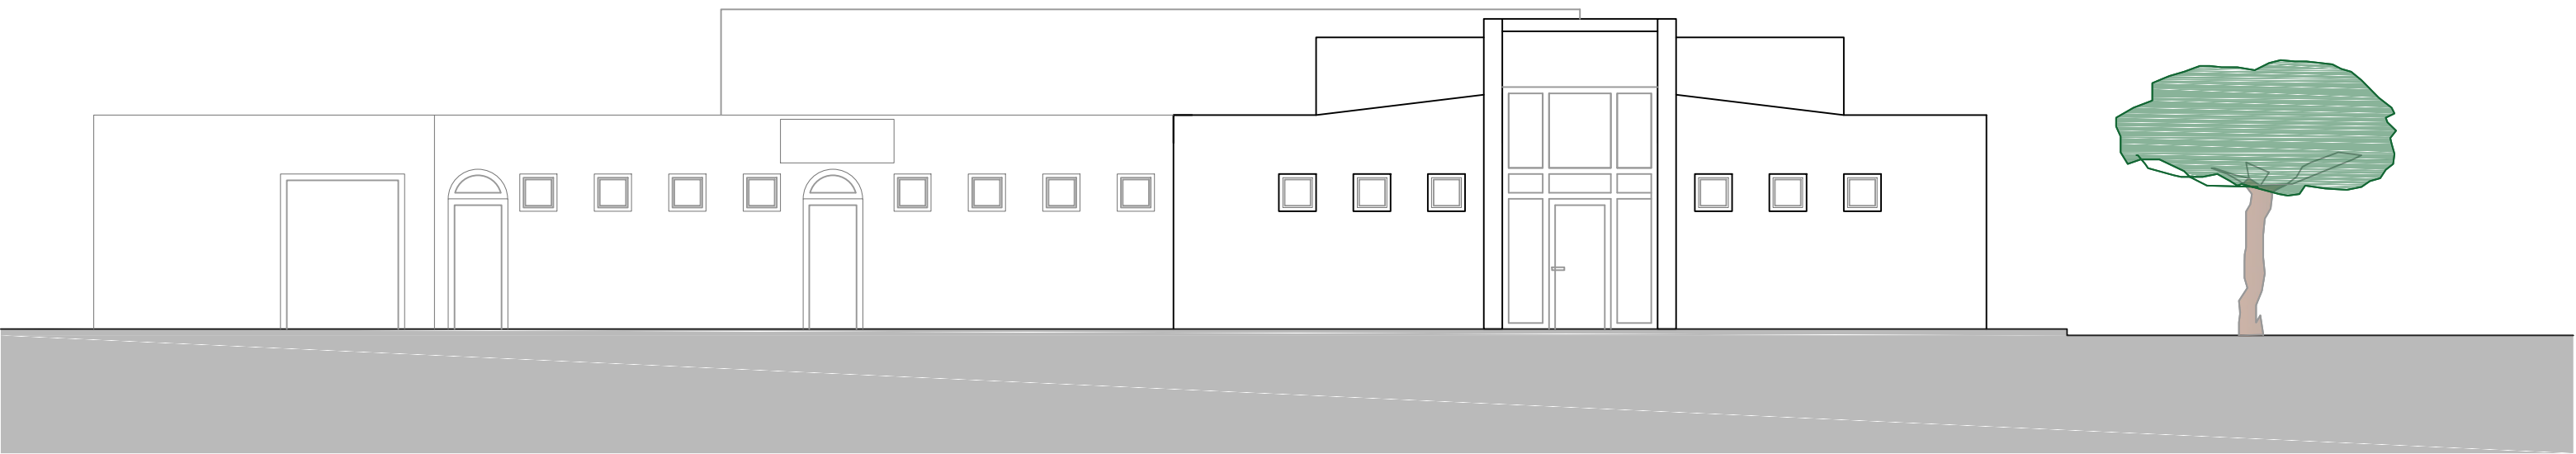


ALZADO SUR \_ ESTADO REFORMADO




ALZADO ESTE \_ ESTADO REFORMADO

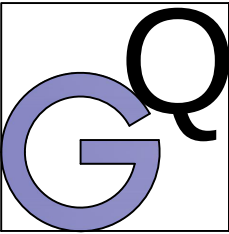
|                                                                                                                                                |                                                                                                         |                                                     |                       |
|------------------------------------------------------------------------------------------------------------------------------------------------|---------------------------------------------------------------------------------------------------------|-----------------------------------------------------|-----------------------|
|  <div>ARQUITECTURA<br/>TÉCNICA<br/><br/>CONSULTORIA</div> | REFORMA DE EDIFICIO DE VESTUARIOS, BAÑOS Y BAR<br>DE PISCINAS MUNICIPALES<br>SARTAGUDA, NAVARRA         |                                                     |                       |
|                                                                                                                                                | ESTADO REFORMADO _ ALZADOS                                                                              |                                                     |                       |
| JESUS GARCIA QUINTANA<br>                                 | Arquitecto Técnico<br><br>671 51 56 17<br>tecnia.rq.gq@outlook.com<br>Ctra.Carcar 2A-1D Lodosa, Navarra | Promotor<br>AYUNTAMIENTO DE SARTAGUDA<br>ABRIL 2020 | ESCALA<br><br>1/100   |
|                                                                                                                                                |                                                                                                         |                                                     | PLANO Nº<br><b>11</b> |

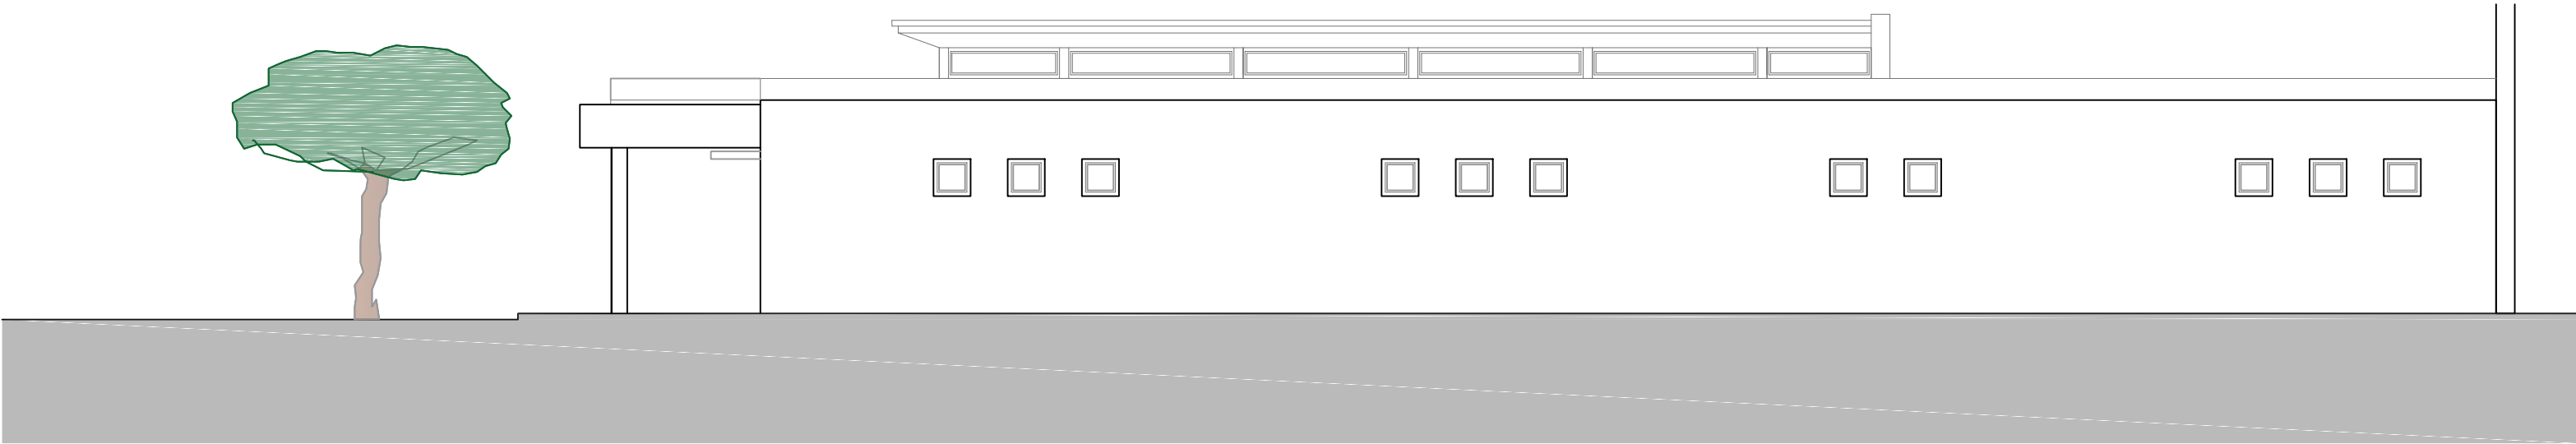


ALZADO NORTE \_ ESTADO REFORMADO

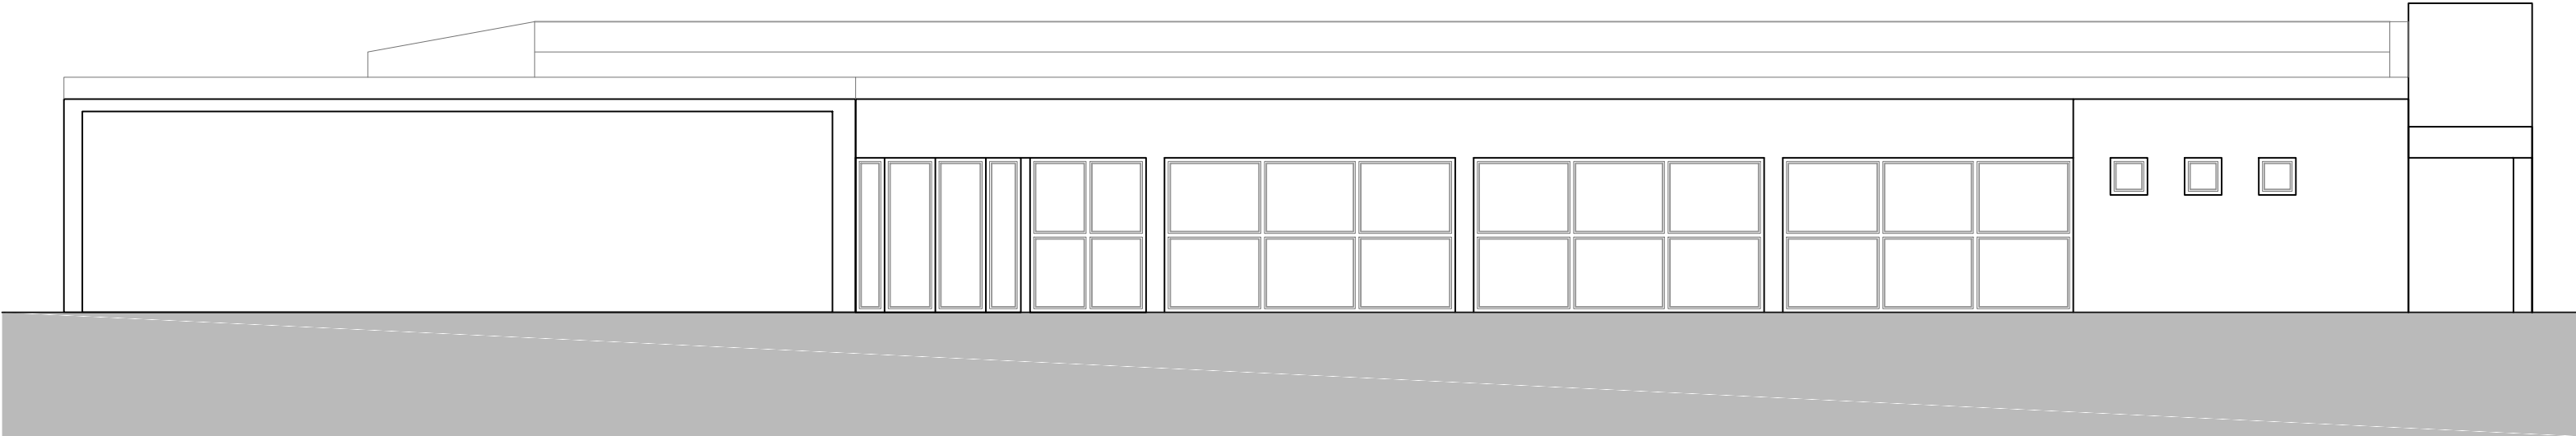



ALZADO OESTE \_ ESTADO REFORMADO
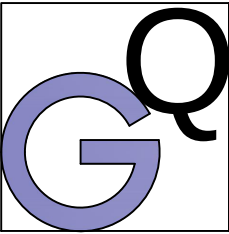
|                                                                                                                                                  |                                                                                                   |                                                     |                 |
|--------------------------------------------------------------------------------------------------------------------------------------------------|---------------------------------------------------------------------------------------------------|-----------------------------------------------------|-----------------|
|  <div>ARQUITECTURA<br/>TECNICA</div> <div>CONSULTORIA</div> | REFORMA DE EDIFICIO DE VESTUARIOS, BAÑOS Y BAR<br>DE PISCINAS MUNICIPALES<br>SARTAGUDA, NAVARRA   |                                                     |                 |
|                                                                                                                                                  | ESTADO REFORMADO _ ALZADOS                                                                        |                                                     |                 |
| JESUS GARCIA QUINTANA<br>                                   | Arquitecto Técnico<br>671 51 56 17<br>tecnia.gq@outlook.com<br>Ctra. Carcar 2A-1D Lodosa, Navarra | Promotor<br>AYUNTAMIENTO DE SARTAGUDA<br>ABRIL 2020 | ESCALA<br>1/100 |
|                                                                                                                                                  |                                                                                                   |                                                     | PLANO Nº<br>12  |

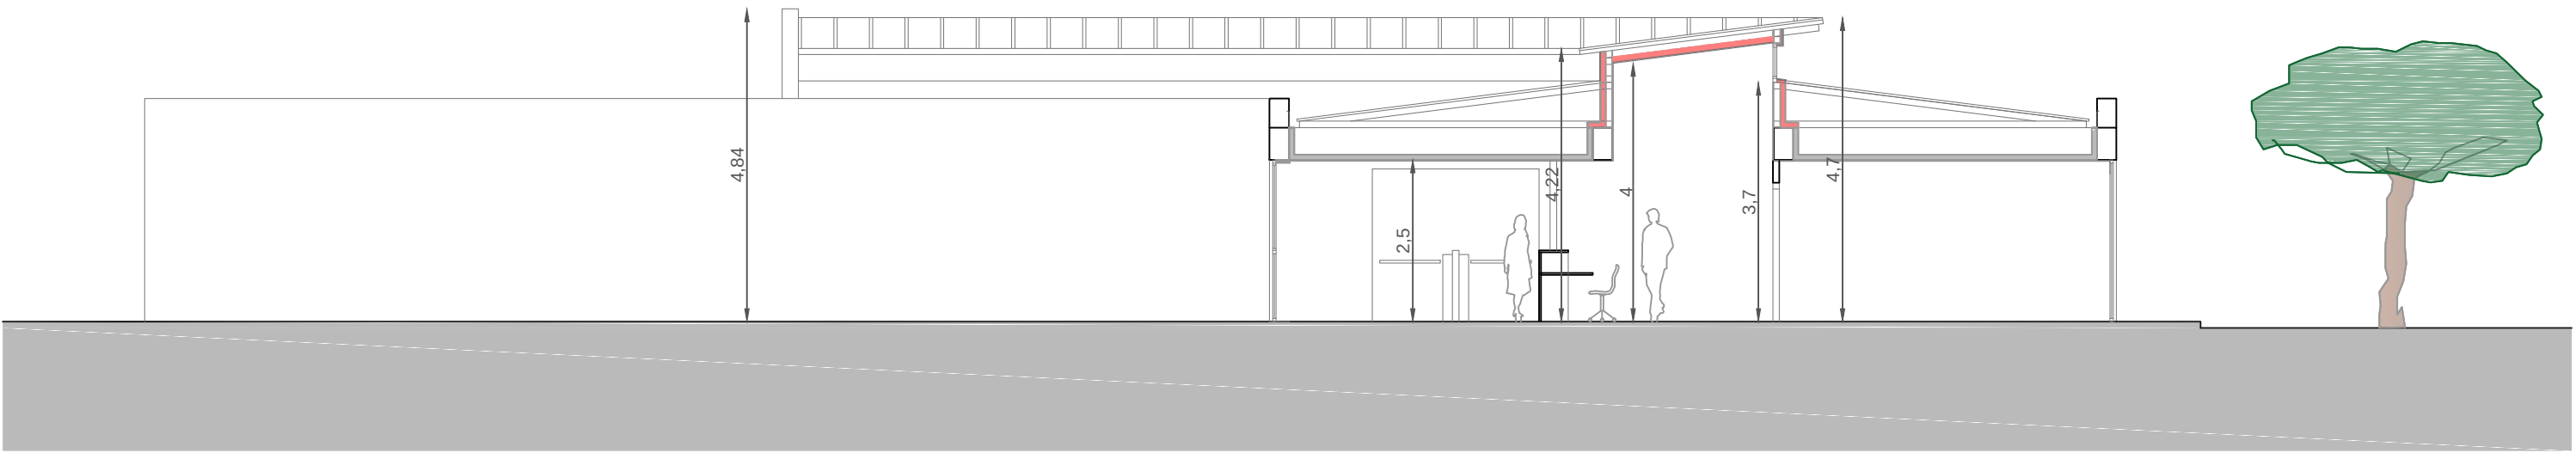


SECCIÓN A-A' \_ ACCESO PISCINAS \_ ESTADO REFORMADO

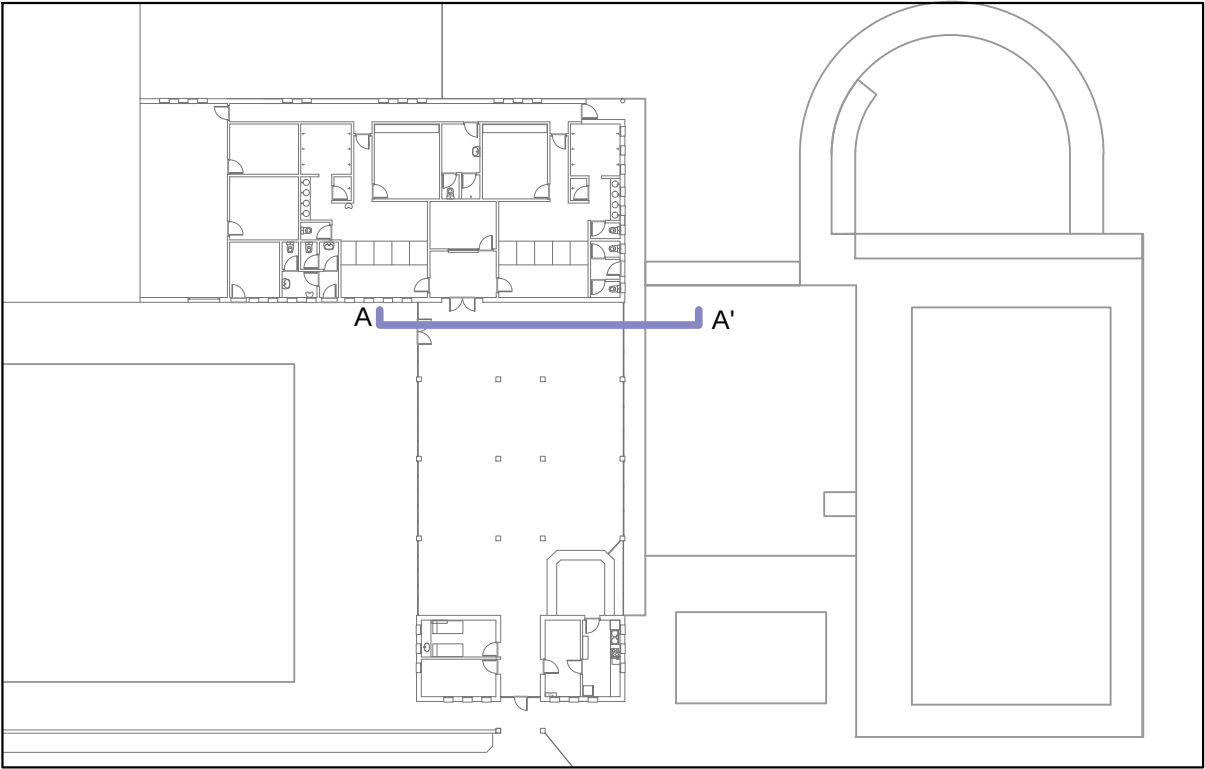


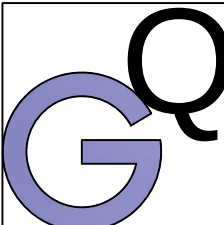
|                                                                                                                |                                                                                                   |                                                                                                 |                                          |
|----------------------------------------------------------------------------------------------------------------|---------------------------------------------------------------------------------------------------|-------------------------------------------------------------------------------------------------|------------------------------------------|
|                           | ARQUITECTURA<br>TÉCNICA                                                                           | REFORMA DE EDIFICIO DE VESTUARIOS, BAÑOS Y BAR<br>DE PISCINAS MUNICIPALES<br>SARTAGUDA, NAVARRA |                                          |
|                                                                                                                | CONSULTORIA                                                                                       | ESTADO REFORMADO _SECCIÓN A-A'                                                                  |                                          |
| JESUS GARCIA QUINTANA<br> | Arquitecto Técnico<br>671 51 56 17<br>tecnia.gq@outlook.com<br>Ctra. Carcar 2A-1D Lodosa, Navarra | Promotor<br>AYUNTAMIENTO DE SARTAGUDA<br>ABRIL 2020                                             | ESCALA<br>1/100<br>PLANO Nº<br><b>13</b> |



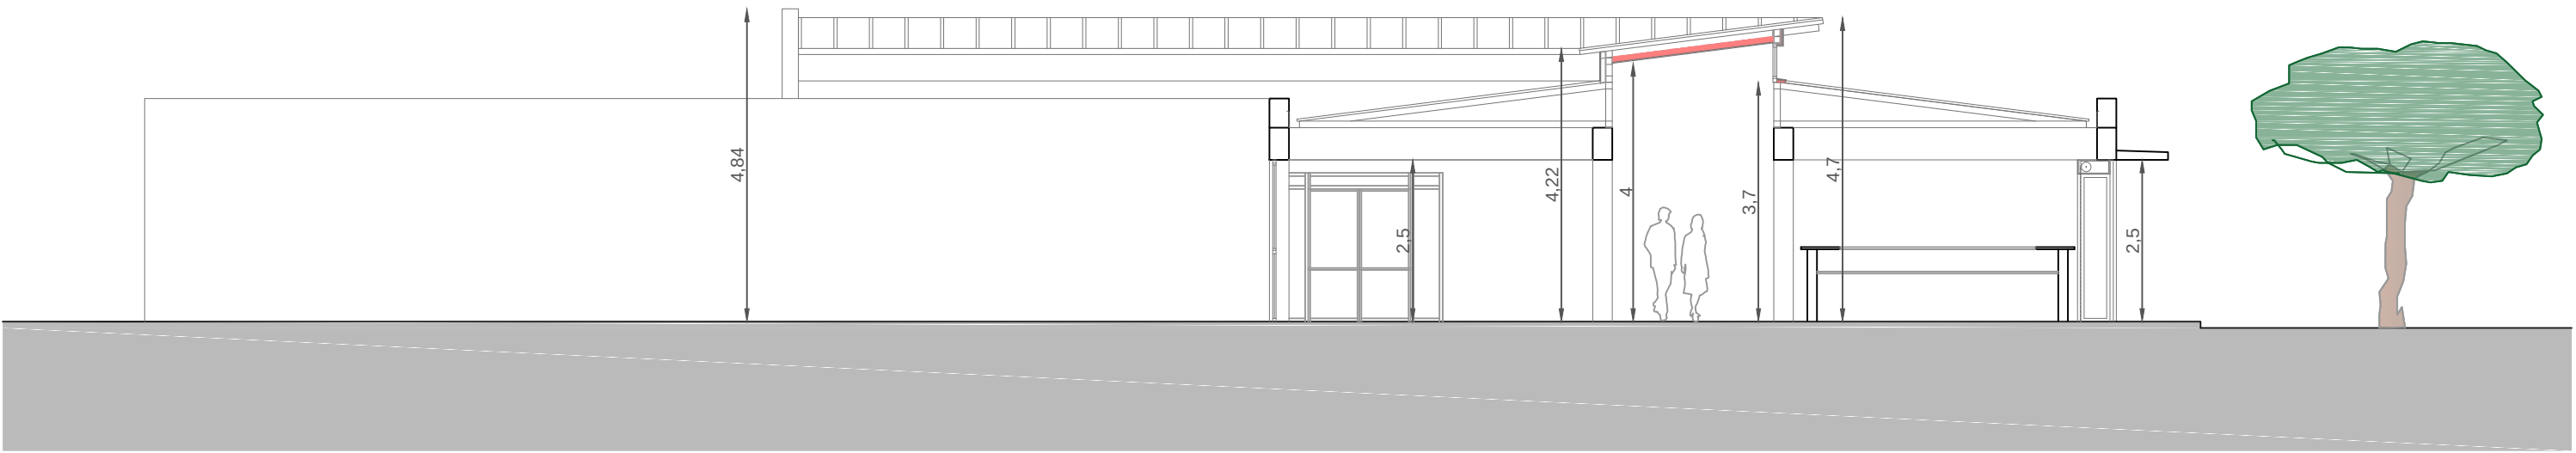

SECCIÓN B-B' \_ BAR \_ ESTADO REFORMADO

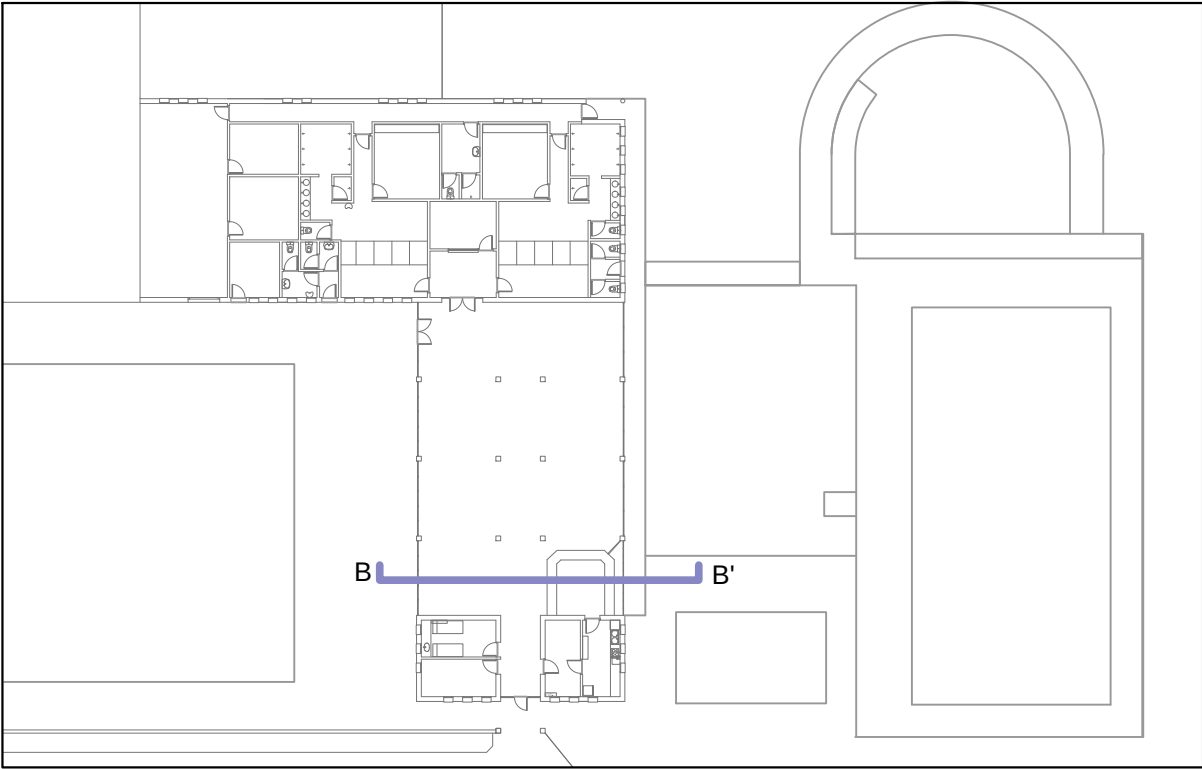

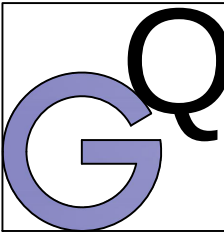

ARQUITECTURA  
TÉCNICA

CONSULTORIA

REFORMA DE EDIFICIO DE VESTUARIOS, BAÑOS Y BAR  
DE PISCINAS MUNICIPALES  
SARTAGUDA, NAVARRA

ESTADO REFORMADO \_SECCIÓN B-B'

JESUS GARCIA QUINTANA





Arquitecto Técnico

671 51 56 17  
tecnia.gq@outlook.com  
Ctra. Carcar 2A-1D Lodosa, Navarra

Promotor  
AYUNTAMIENTO DE SARTAGUDA  
ABRIL 2020

ESCALA  
1/100

PLANO Nº  
14

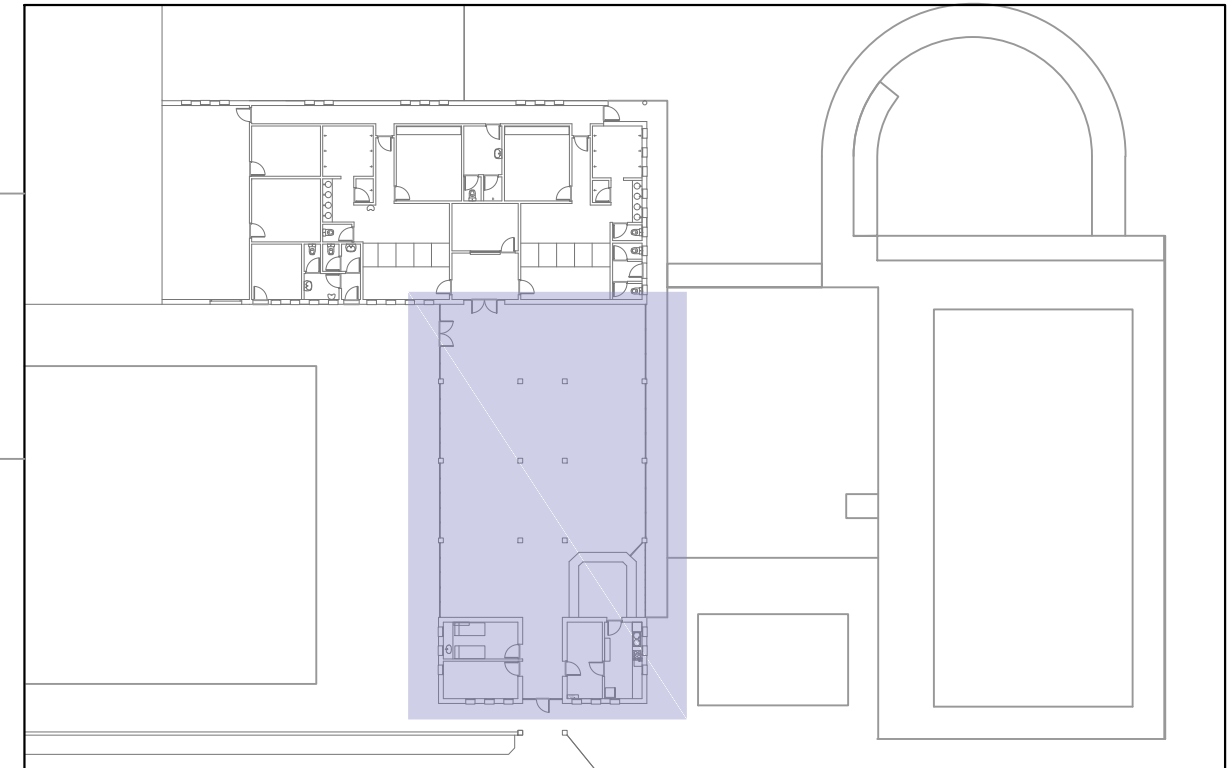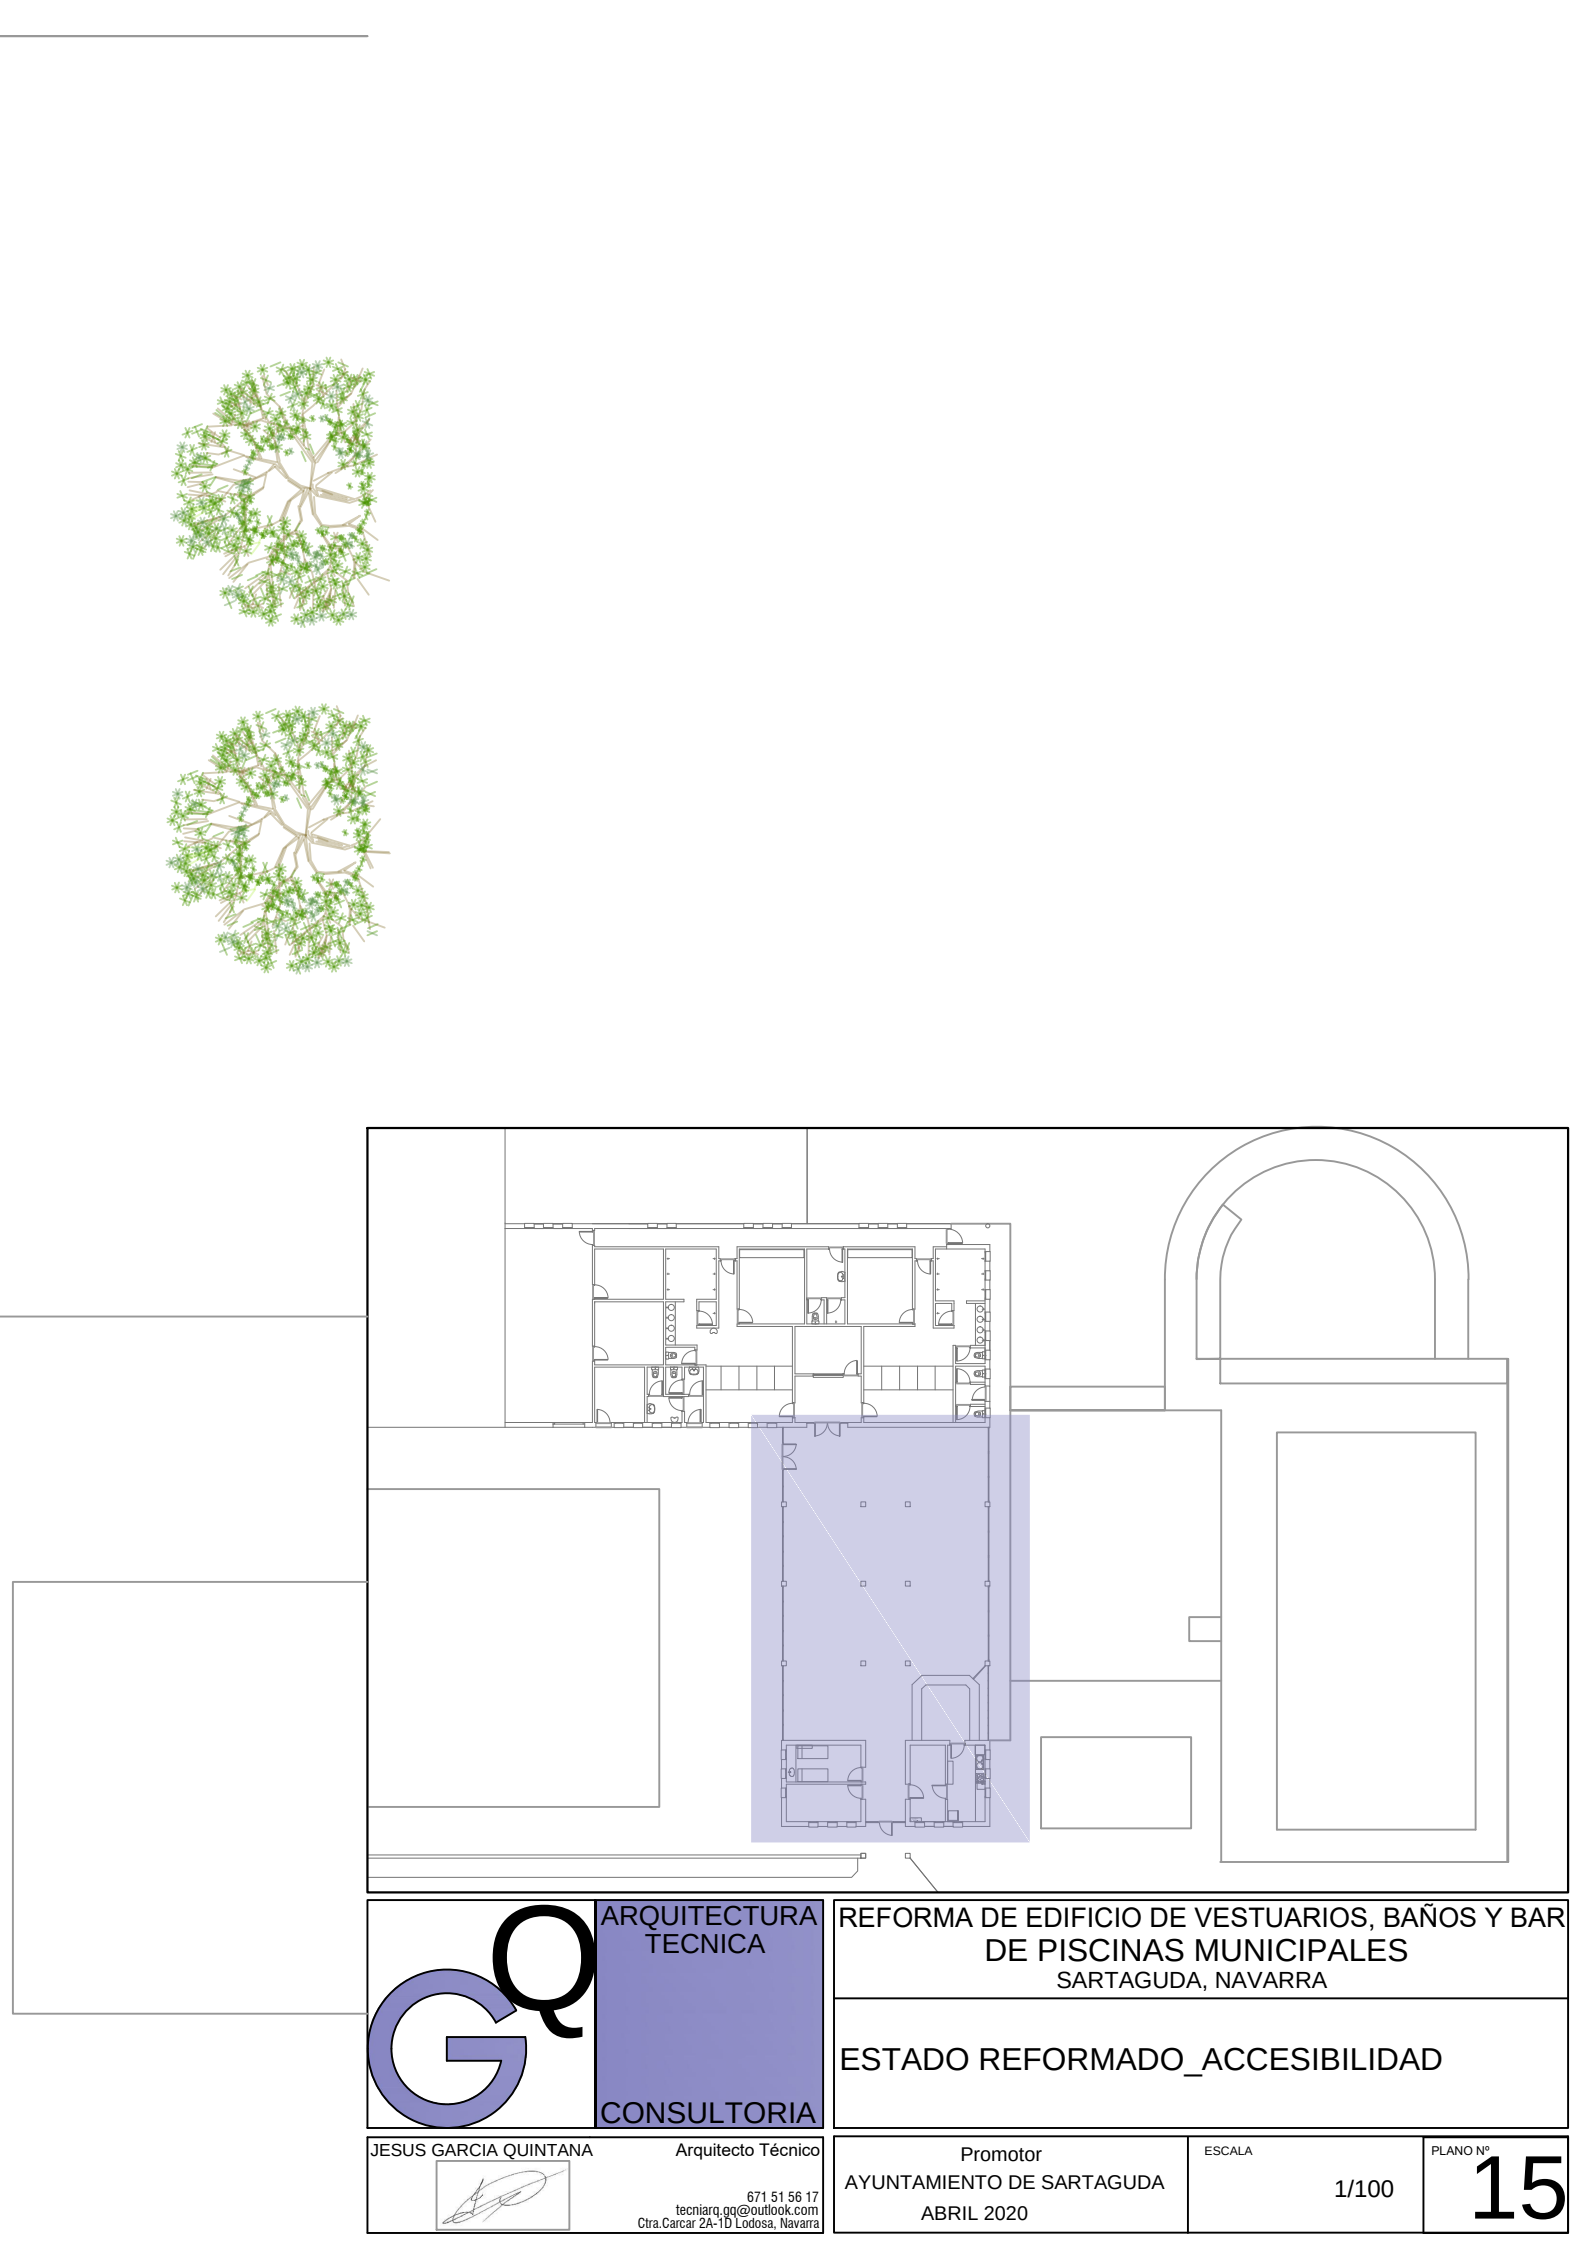

|                                                     |                     |                           |
|-----------------------------------------------------|---------------------|---------------------------|
| Promotor<br>AYUNTAMIENTO DE SARTAGUDA<br>ABRIL 2020 | ESCALA<br><br>1/100 | PLANO Nº<br><br><b>15</b> |
|-----------------------------------------------------|---------------------|---------------------------|



PISTA DEPORTIVA

ARQUITECTURA  
TÉCNICA

CONSULTORIA

JESUS GARCIA QUINTANA  
Arquitecto Técnico  
671 51 56 17  
tecnia.gq@outlook.com  
Ctra. Carcar 2A-1D Lodosa, Navarra



REFORMA DE EDIFICIO DE VESTUARIOS, BAÑOS Y BAR  
DE PISCINAS MUNICIPALES  
SARTAGUDA, NAVARRA

ESTADO ACTUAL \_ ACCESIBILIDAD


Promotor  
AYUNTAMIENTO DE SARTAGUDA  
ABRIL 2020

ESCALA  
1/100

PLANO Nº  
16

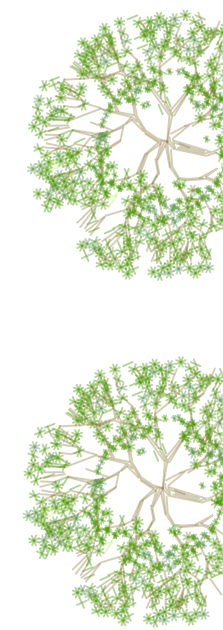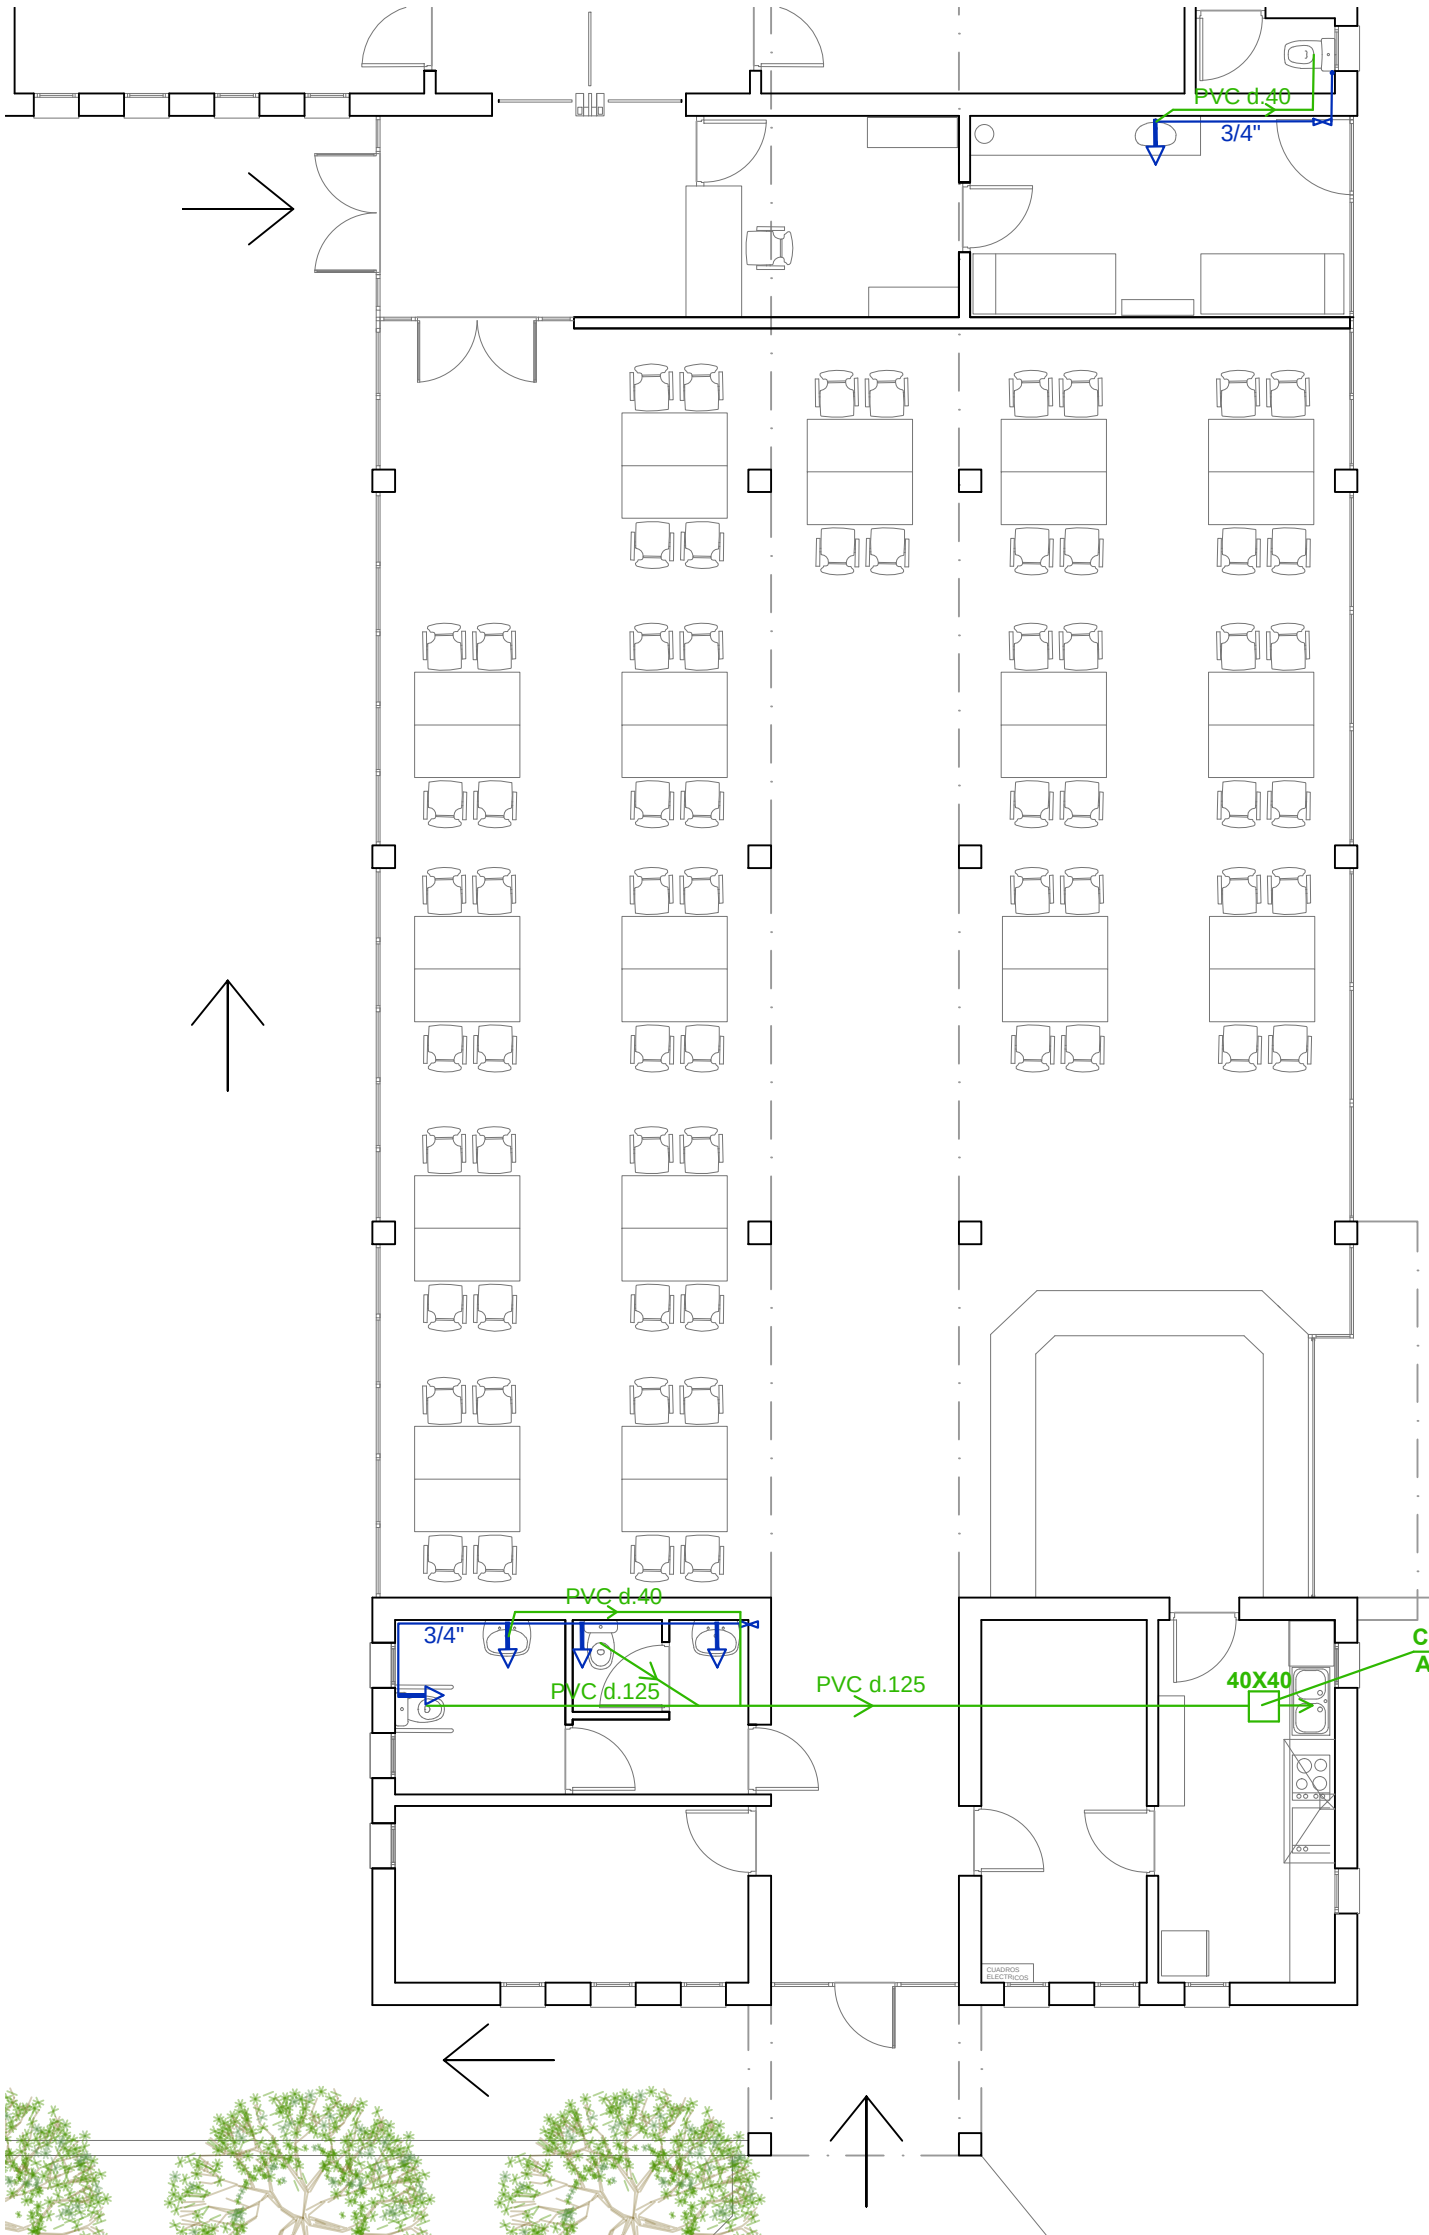

| LEYENDA INSTALACIONES FONTANERIA |                                                 |  |                                                   |
|----------------------------------|-------------------------------------------------|--|---------------------------------------------------|
|                                  | Llave general de paso                           |  | Válvula de retención o antiretorno                |
|                                  | Contador general, en armario normalizado        |  | Depósito acumulador o de reserva                  |
|                                  | Canalización en general, agua fría              |  | Grifo alimentación sanitario <b>agua fría</b>     |
|                                  | Llave de paso, aislada derivación de sanitarios |  | Grifo alimentación sanitario <b>agua caliente</b> |
|                                  | Llave de paso, local húmedo                     |  | grifo automático o fluxor                         |
|                                  | Electrobomba d'impulsió o de recirculació       |  | Conducción general desagües                       |
|                                  |                                                 |  | Conducción individual desagües                    |

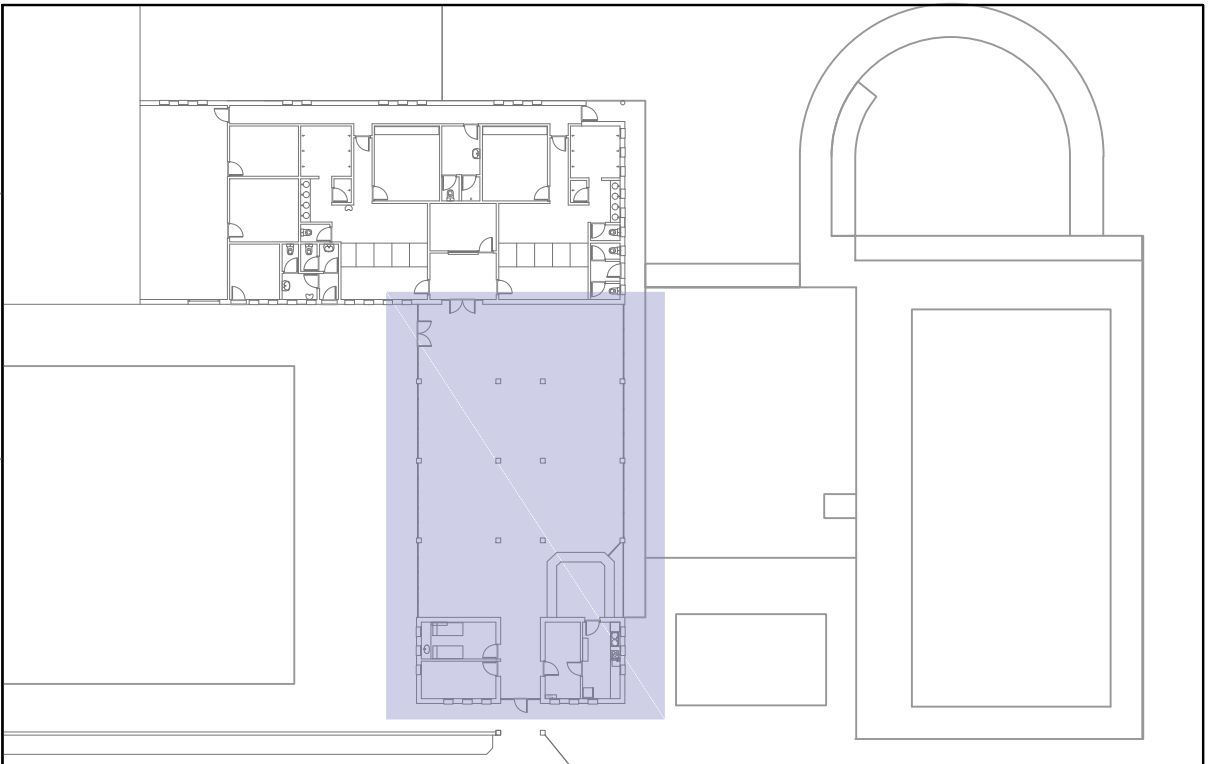

ARQUITECTURA  
TECNICA


CONSULTORIA

JESUS GARCIA QUINTANA

Arquitecto Técnico

671 51 56 17  
tecnia.gq@outlook.com  
Ctra. Carcar 2A-1D Lodosa, Navarra

|                                                                                                 |                     |                           |
|-------------------------------------------------------------------------------------------------|---------------------|---------------------------|
| REFORMA DE EDIFICIO DE VESTUARIOS, BAÑOS Y BAR<br>DE PISCINAS MUNICIPALES<br>SARTAGUDA, NAVARRA |                     |                           |
| ESTADO REFORMADO_ INSTALACIONES<br>FONTANERÍA Y SANEAMIENTO                                     |                     |                           |
| Promotor<br>AYUNTAMIENTO DE SARTAGUDA<br>ABRIL 2020                                             | ESCALA<br><br>1/100 | PLANO N°<br><br><b>17</b> |

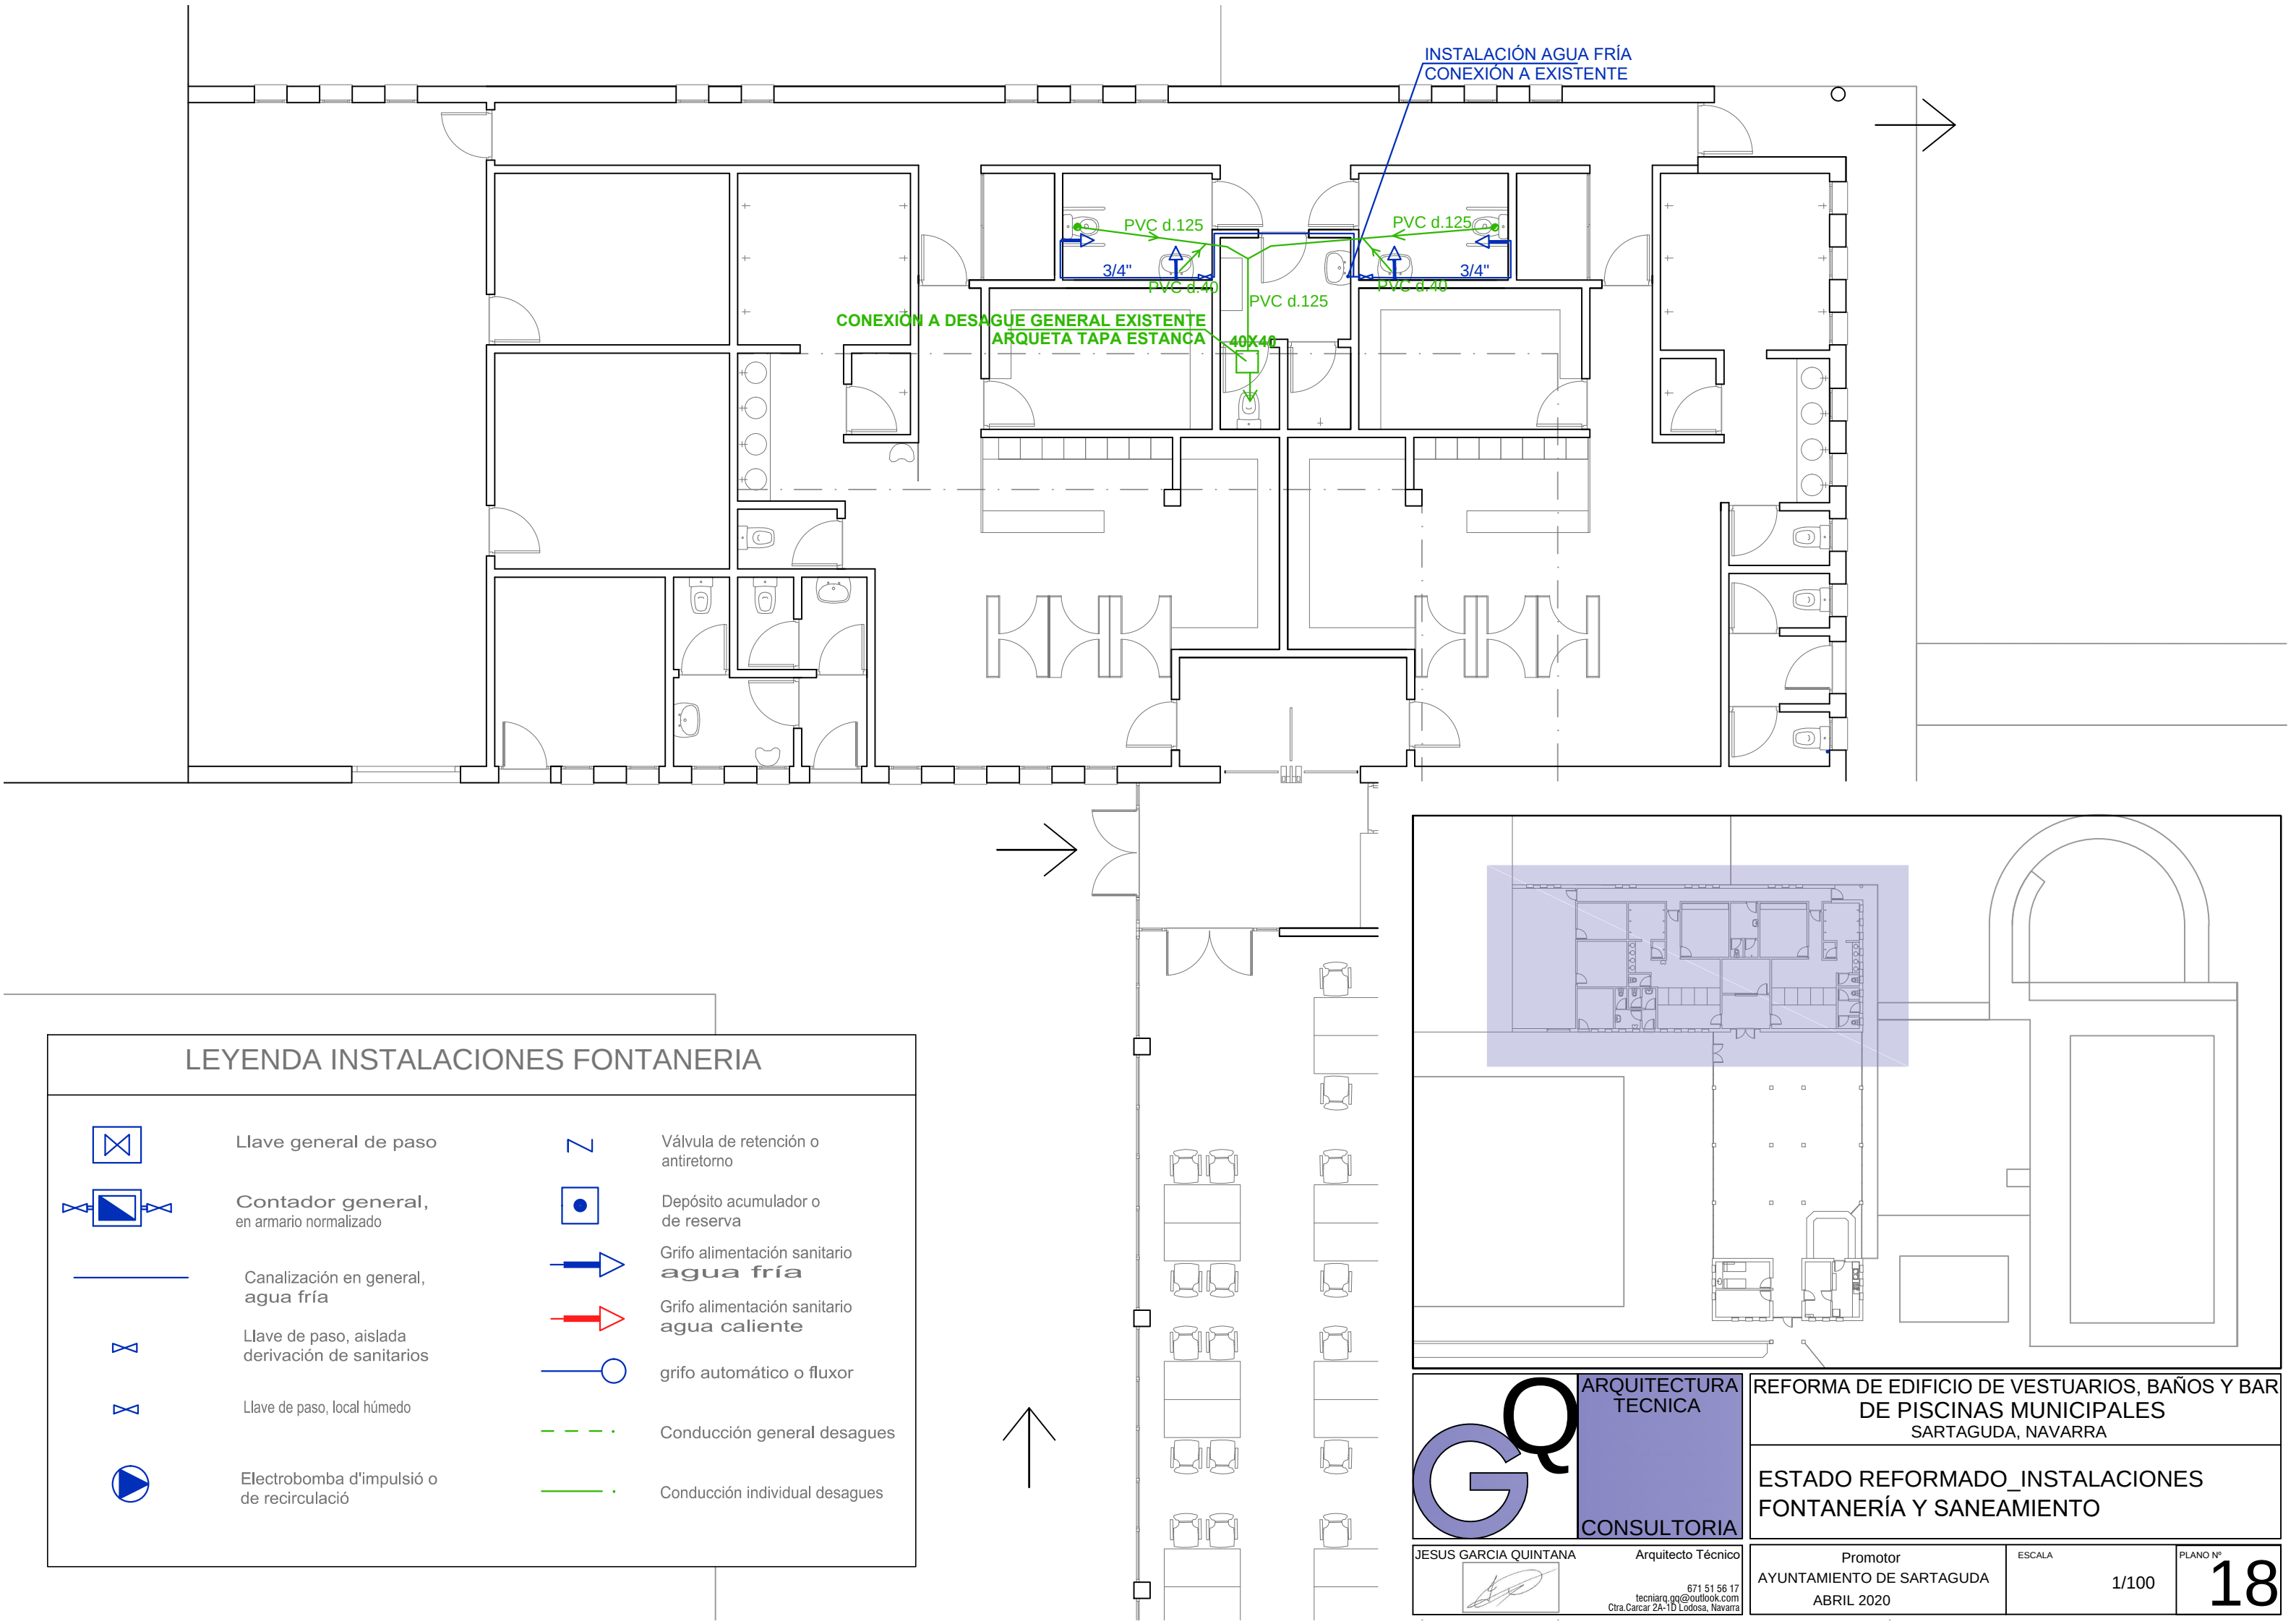

INSTALACIÓN AGUA FRÍA  
CONEXIÓN A EXISTENTE

CONEXIÓN A DESAGUE GENERAL EXISTENTE  
ARQUETA TAPA ESTANCA

PVC d.125

PVC d.40

PVC d.125

PVC d.40

PVC d.125

PVC d.40

40X40

3/4"

3/4"

### LEYENDA INSTALACIONES FONTANERIA

- |  |                                                 |  |                                                   |
|--|-------------------------------------------------|--|---------------------------------------------------|
|  | Llave general de paso                           |  | Válvula de retención o antiretorno                |
|  | Contador general, en armario normalizado        |  | Grifo alimentación sanitario <b>agua fría</b>     |
|  | Canalización en general, agua fría              |  | Grifo alimentación sanitario <b>agua caliente</b> |
|  | Llave de paso, aislada derivación de sanitarios |  | grifo automático o fluxor                         |
|  | Llave de paso, local húmedo                     |  | Conducción general desagües                       |
|  | Electrobomba d'impulsió o de recirculació       |  | Conducción individual desagües                    |

ARQUITECTURA  
TÉCNICA

CONSULTORIA

JESUS GARCIA QUINTANA Arquitecto Técnico

671 51 56 17  
tecnia.gq@outlook.com  
Ctra. Carcar 2A-1D Lodosa, Navarra

REFORMA DE EDIFICIO DE VESTUARIOS, BAÑOS Y BAR  
DE PISCINAS MUNICIPALES  
SARTAGUDA, NAVARRA


ESTADO REFORMADO\_INSTALACIONES  
FONTANERÍA Y SANEAMIENTO

Promotor  
AYUNTAMIENTO DE SARTAGUDA  
ABRIL 2020

ESCALA  
1/100


PLANO Nº  
**18**



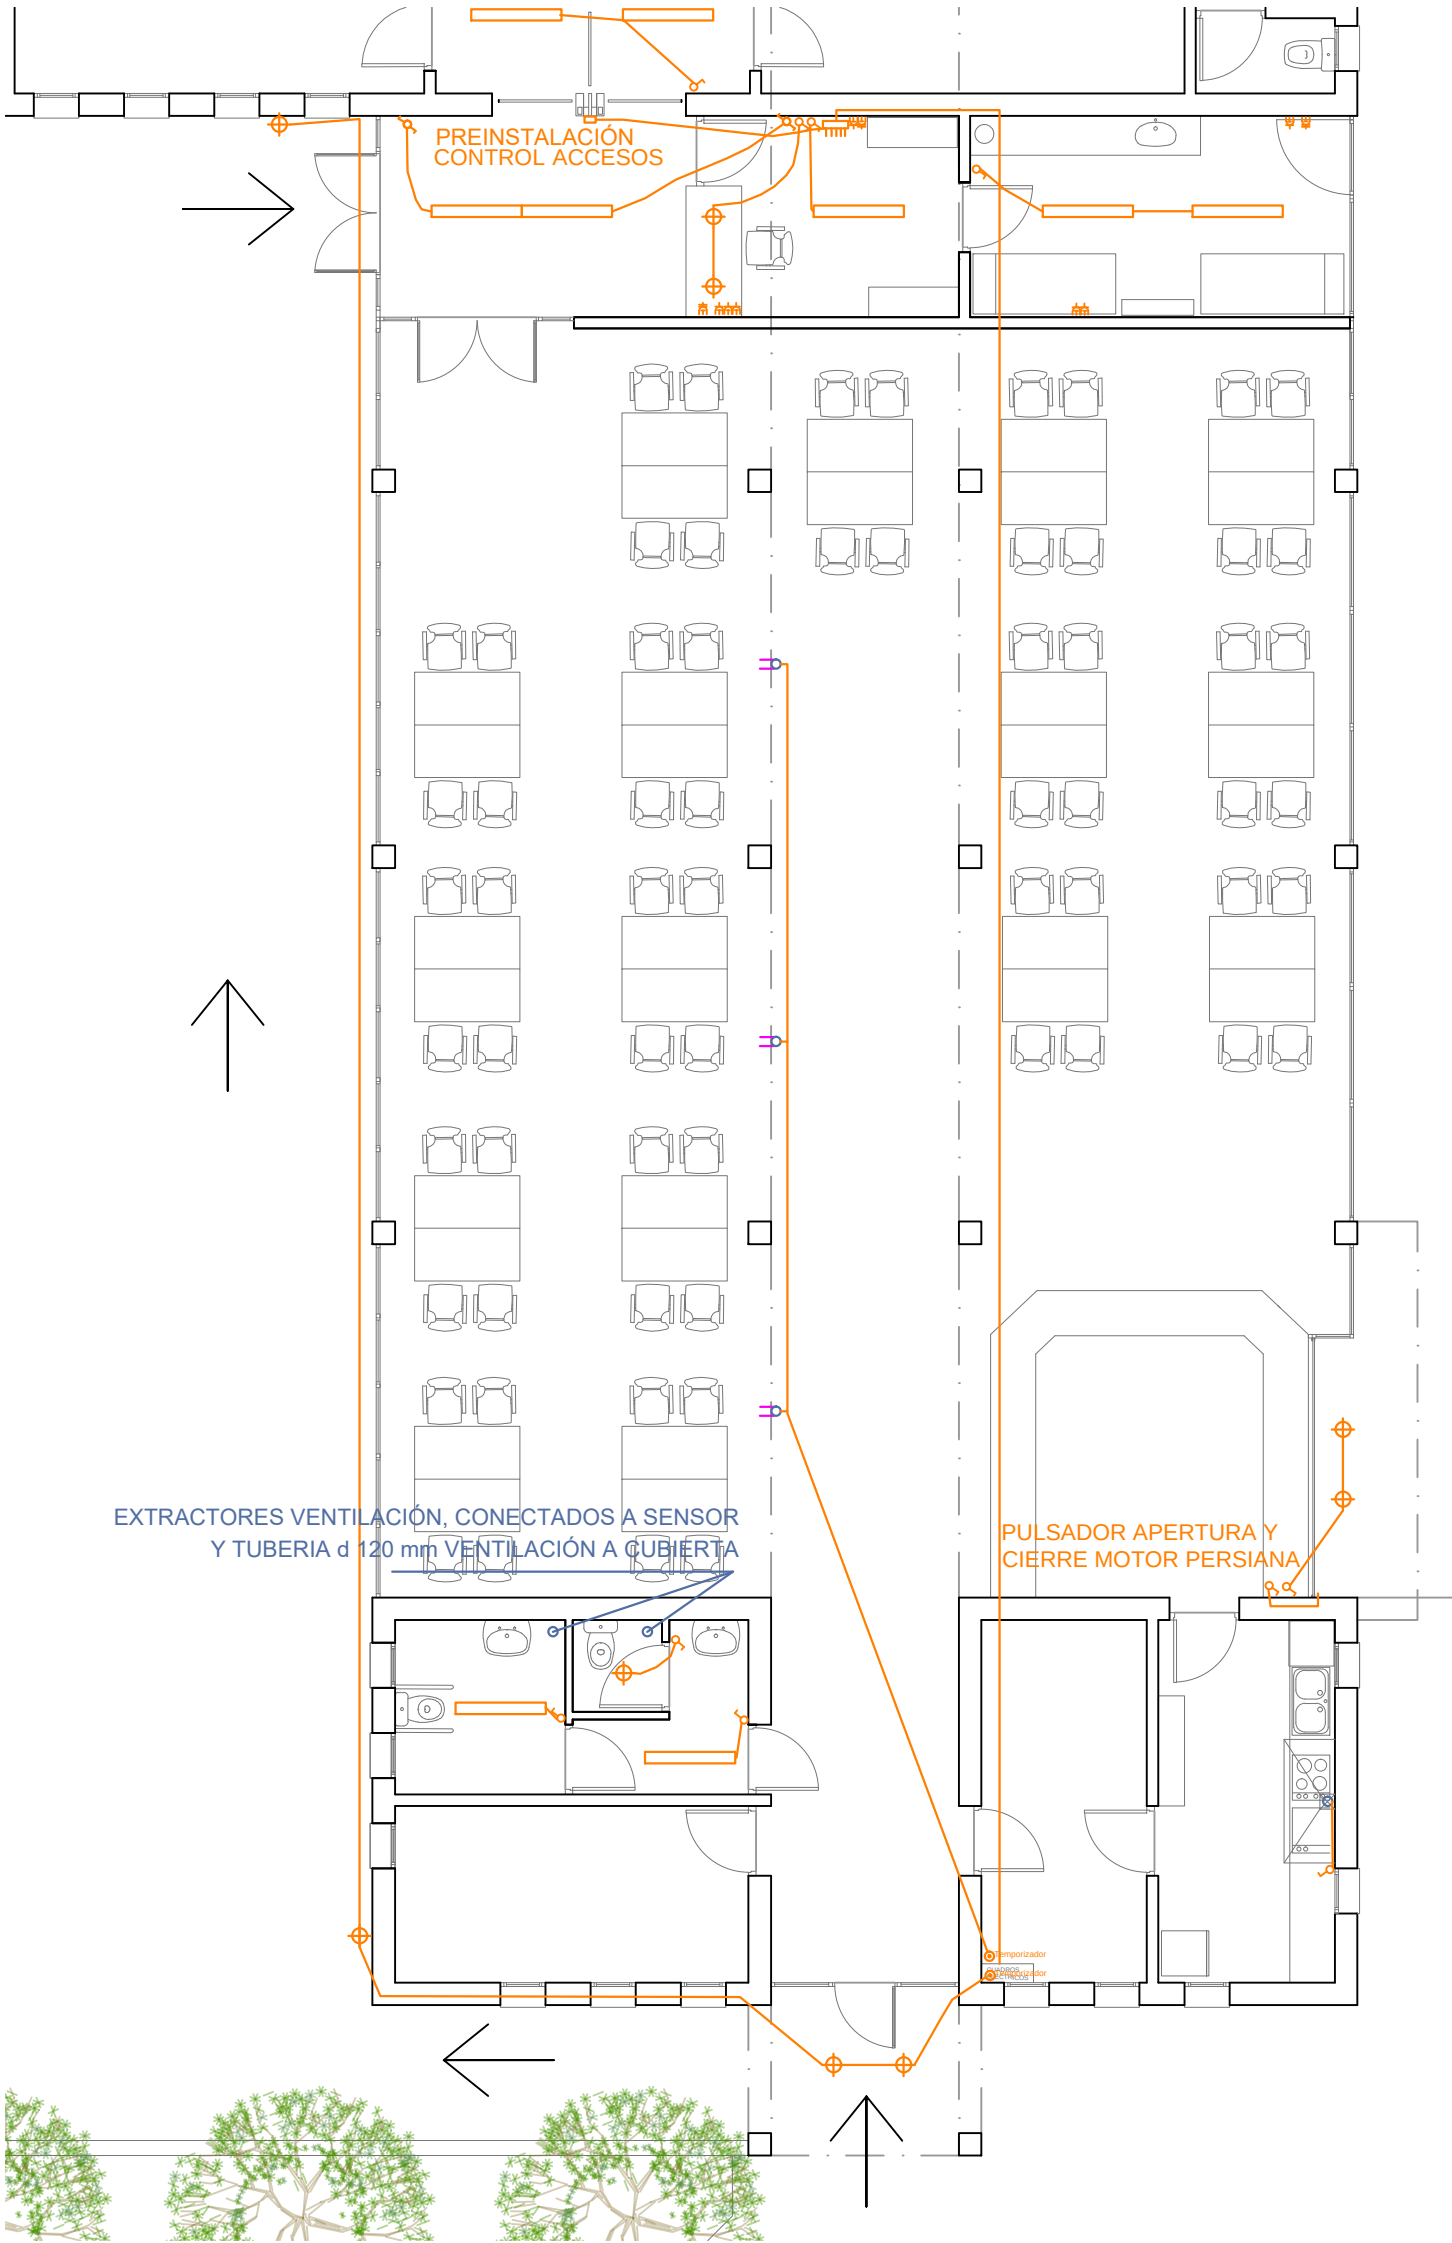

| LEYENDA ELECTRICIDAD |                                     |  |                                |
|----------------------|-------------------------------------|--|--------------------------------|
|                      | doble fluorescente LED 11 w estanca |  | Base TV.                       |
|                      | Punto de luz                        |  | Base FM.                       |
|                      | Interruptor unipolar de 10 A.       |  | Cuadro general de distribución |
|                      | Commutador                          |  | Luz de emergencia              |
|                      | Commutador de cruce                 |  | Zumbador                       |
|                      | Base enchufe 10/16 A.               |  | Portero electronico            |
|                      | Base enchufe 25 A.                  |  | Módulo contador                |
|                      | Base enchufe con puesta a tierra    |  | Pulsador temporizado           |
|                      |                                     |  | Pulsador                       |
|                      |                                     |  | Toma de tf.                    |

| LEYENDA VENTILACIÓN, RENOVACIÓN AIRE |                              |
|--------------------------------------|------------------------------|
|                                      | Tubo de ventilación Ø 12 cm. |
|                                      | extractor (ver mediciones)   |

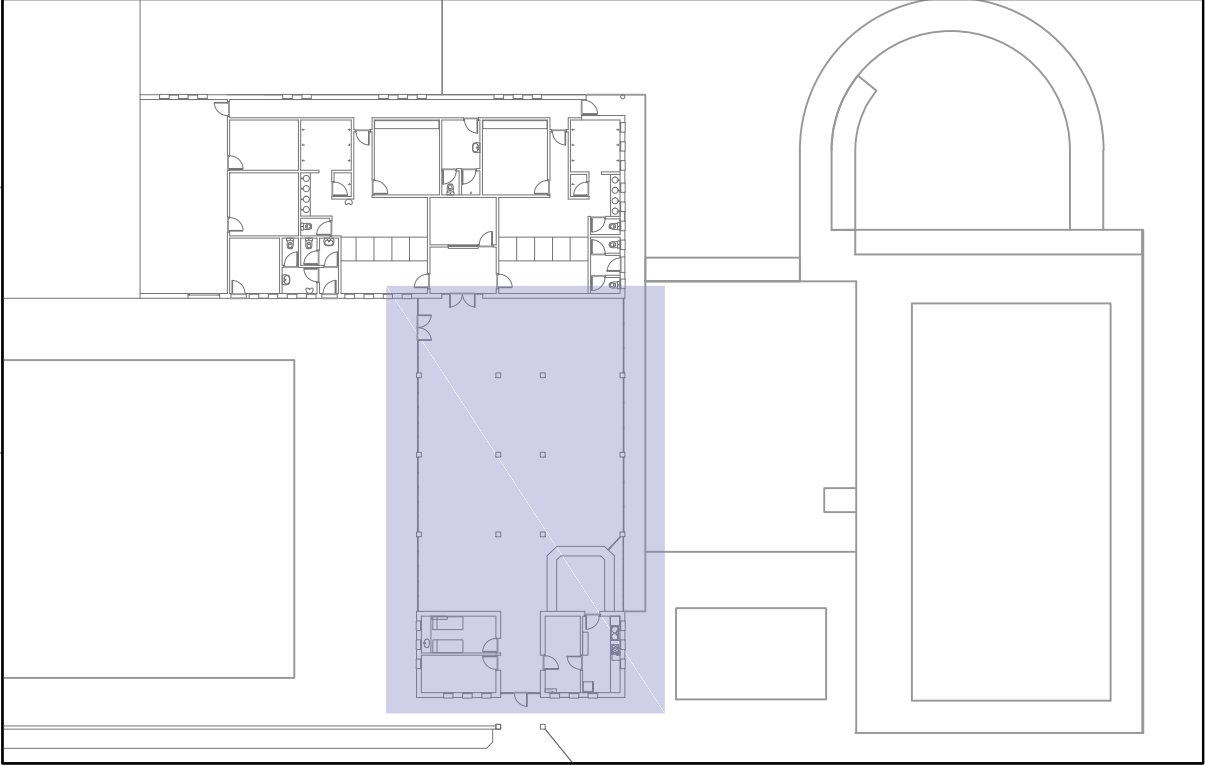

ARQUITECTURA  
TECNICA

CONSULTORIA

REFORMA DE EDIFICIO DE VESTUARIOS, BAÑOS Y BAR  
DE PISCINAS MUNICIPALES  
SARTAGUDA, NAVARRA

ESTADO REFORMADO\_INSTALACIONES  
ELECTRICIDAD, VENTILACIÓN Y EXTRACCIÓN

JESUS GARCIA QUINTANA

Arquitecto Técnico

671 51 56 17  
tecnia.gq@outlook.com  
Ctra.Carcar 2A-1D Lodosa, Navarra

Promotor  
AYUNTAMIENTO DE SARTAGUDA  
ABRIL 2020

ESCALA  
1/100

PLANO N°  
19



EXTRACTORES VENTILACIÓN, CONECTADOS A SENSOR  
Y TUBERIA d 120 mm VENTILACIÓN A CUBIERTA

CONEXIÓN A LUCES EXISTENTES DE PASILLO

PREINSTALACIÓN  
CONTROL ACCESOS

LEYENDA ELECTRICIDAD

- doble fluorescente LED 11 w estancia
- Punto de luz
- Interruptor unipolar de 10 A.
- Commutador
- Commutador de cruce
- Base enchufe 10/16 A.
- Base enchufe 25 A.
- Base enchufe con puesta a tierra
- Base TV.
- Base FM.
- Cuadro general de distribución
- Luz de emergencia
- Zumbador
- Portero electronico
- Módulo contador
- Pulsador temporizado
- Pulsador
- Toma de tf.

LEYENDA VENTILACIÓN, RENOVACIÓN AIRE

- Tubo de ventilación Ø 12 cm.
- extractor (ver mediciones)

GQ

ARQUITECTURA TECNICA

CONSULTORIA

JESUS GARCIA QUINTANA

Arquitecto Técnico

671 51 56 17

tecniaq.gq@outlook.com

Ctra.Carcar 2A-1D Lodosa, Navarra


REFORMA DE EDIFICIO DE VESTUARIOS, BAÑOS Y BAR  
DE PISCINAS MUNICIPALES  
SARTAGUDA, NAVARRA


ESTADO REFORMADO\_INSTALACIONES  
ELECTRICIDAD, VENTILACIÓN Y EXTRACCIÓN

Promotor  
AYUNTAMIENTO DE SARTAGUDA  
ABRIL 2020

ESCALA  
1/100

PLANO Nº  
20

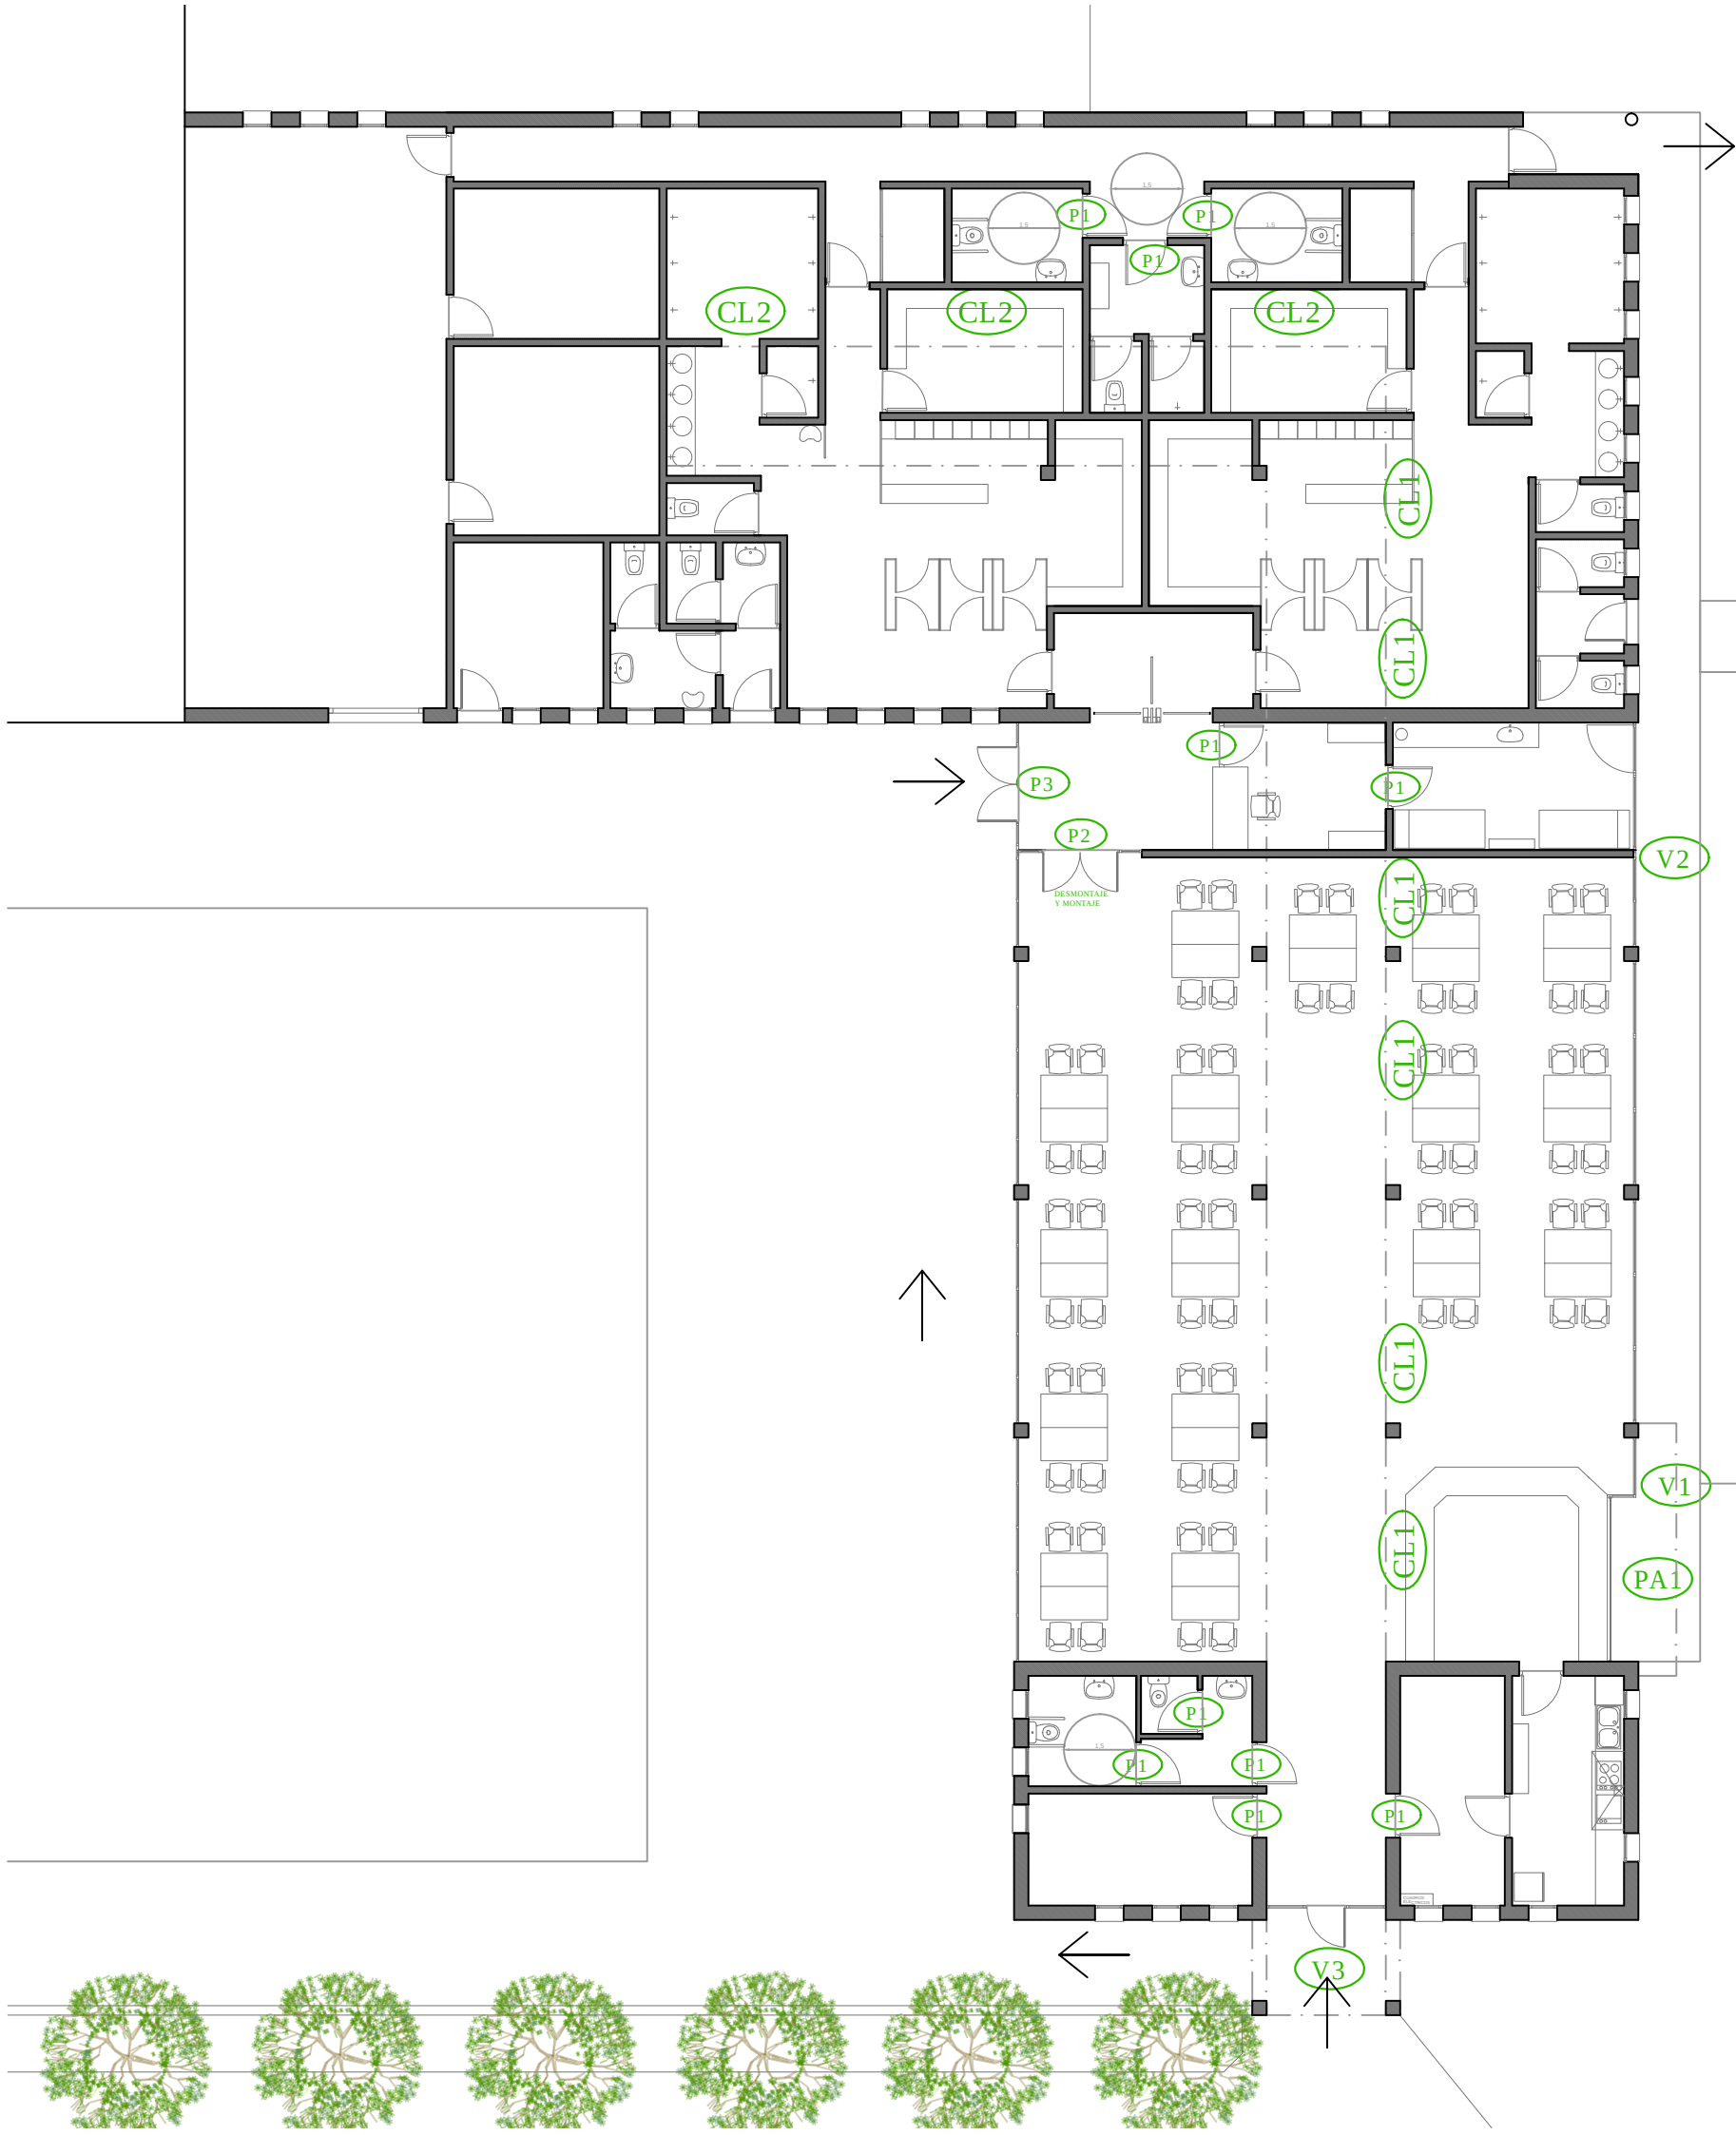

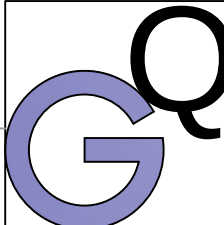

ARQUITECTURA  
TÉCNICA

CONSULTORIA

JESUS GARCÍA QUINTANA




Arquitecto Técnico

671 51 56 17  
tecnia.rg.qg@outlook.com  
Ctra. Carcar 2A-1D Lodosa, Navarra


|                                                                                                 |                     |                       |
|-------------------------------------------------------------------------------------------------|---------------------|-----------------------|
| REFORMA DE EDIFICIO DE VESTUARIOS, BAÑOS Y BAR<br>DE PISCINAS MUNICIPALES<br>SARTAGUDA, NAVARRA |                     |                       |
| CARPINTERÍAS _ SITUACIÓN                                                                        |                     |                       |
| Promotor<br>AYUNTAMIENTO DE SARTAGUDA<br>ABRIL 2020                                             | ESCALA<br><br>1/150 | PLANO Nº<br><b>21</b> |

NOTA: MEDIDAS A COMPROBAR EN OBRA

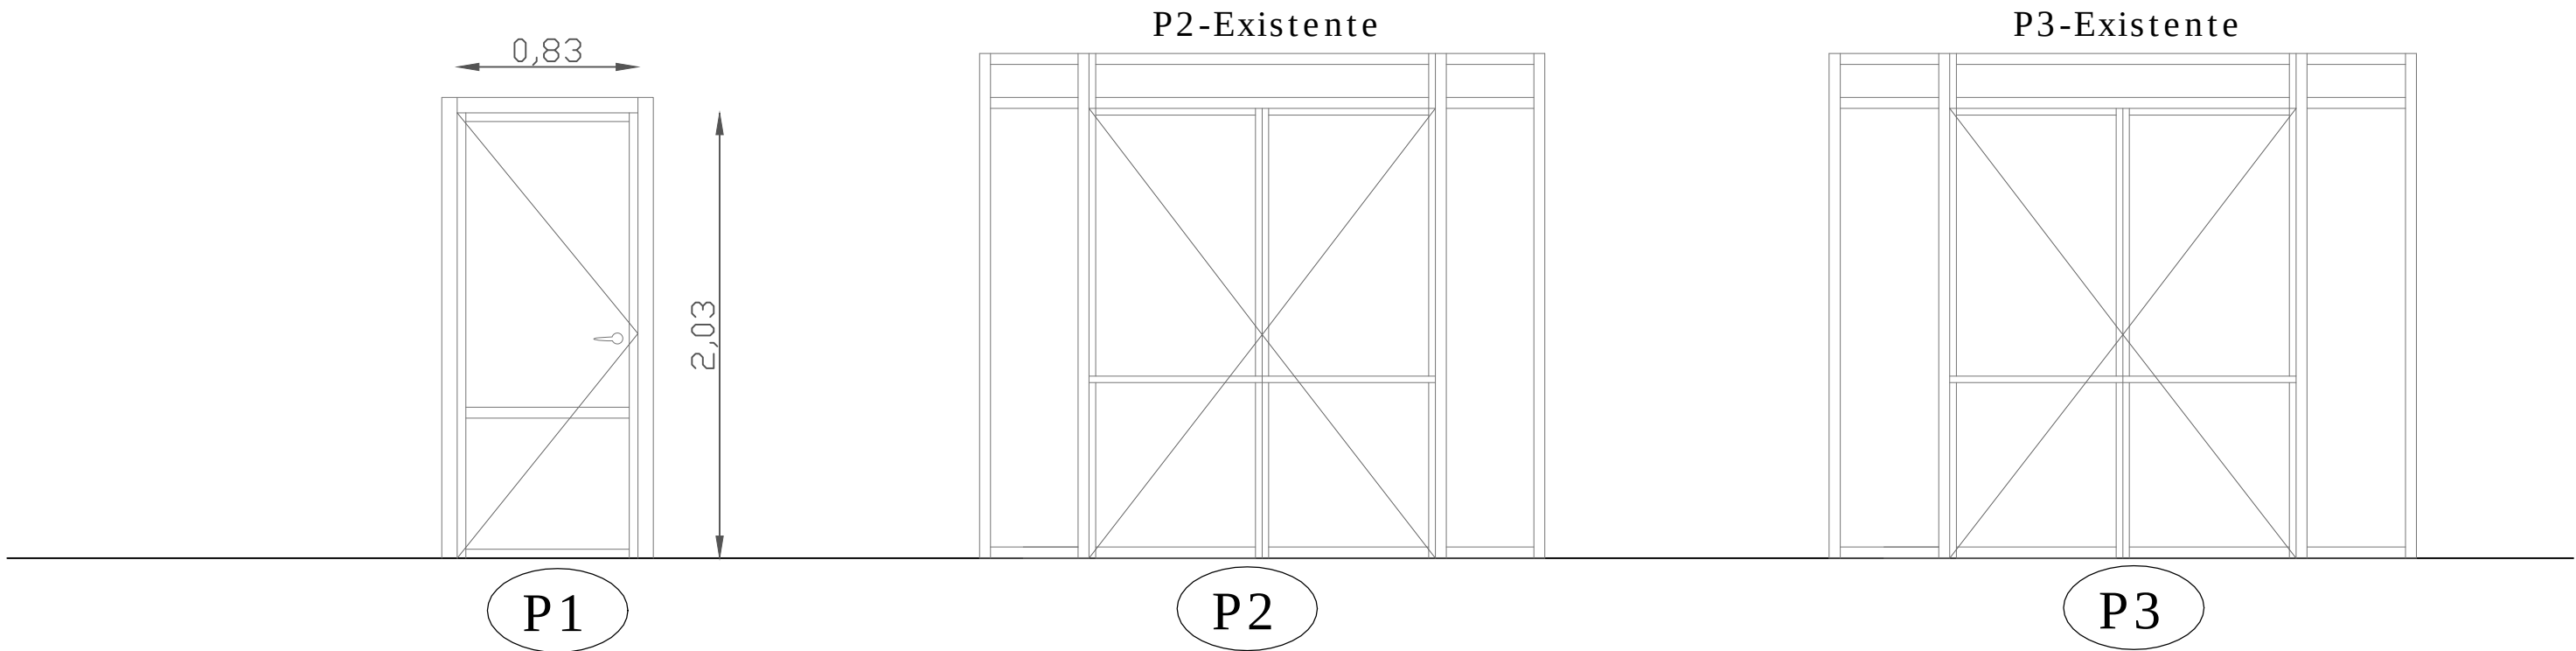


| REFERENCIA   | P1                          | P2-Existente             | P3-Existente                        |
|--------------|-----------------------------|--------------------------|-------------------------------------|
| CANTIDAD     | 10                          | 1 (Desmontaje y montaje) | 1(Instalación de barras antipánico) |
| BATIENTE     | Practicable                 | Practicable              | Hojas apertura hacia exterior       |
| LOCALIZACIÓN | baños, taquilla, enfermería | Accesos, taquilla, bar   | Entrada principal                   |
| PREMARCO     | metálico                    | metálico                 | metálico                            |
| GUARNECIDO   | -----                       | -----                    | -----                               |
| HOJA         | -----                       | -----                    | -----                               |
| HERRAJES     | Standard practicable        | Standard practicable     | Standard practicable                |
| MANILLA      | Blanca                      | barras antipánico        | barra antipanico cromada mate       |
| CERRADURA    | Standard                    | Standard                 | Standard                            |
| VIDRIO       | .....                       | .....                    | .....                               |

NOTA: MEDIDAS A COMPROBAR EN OBRA

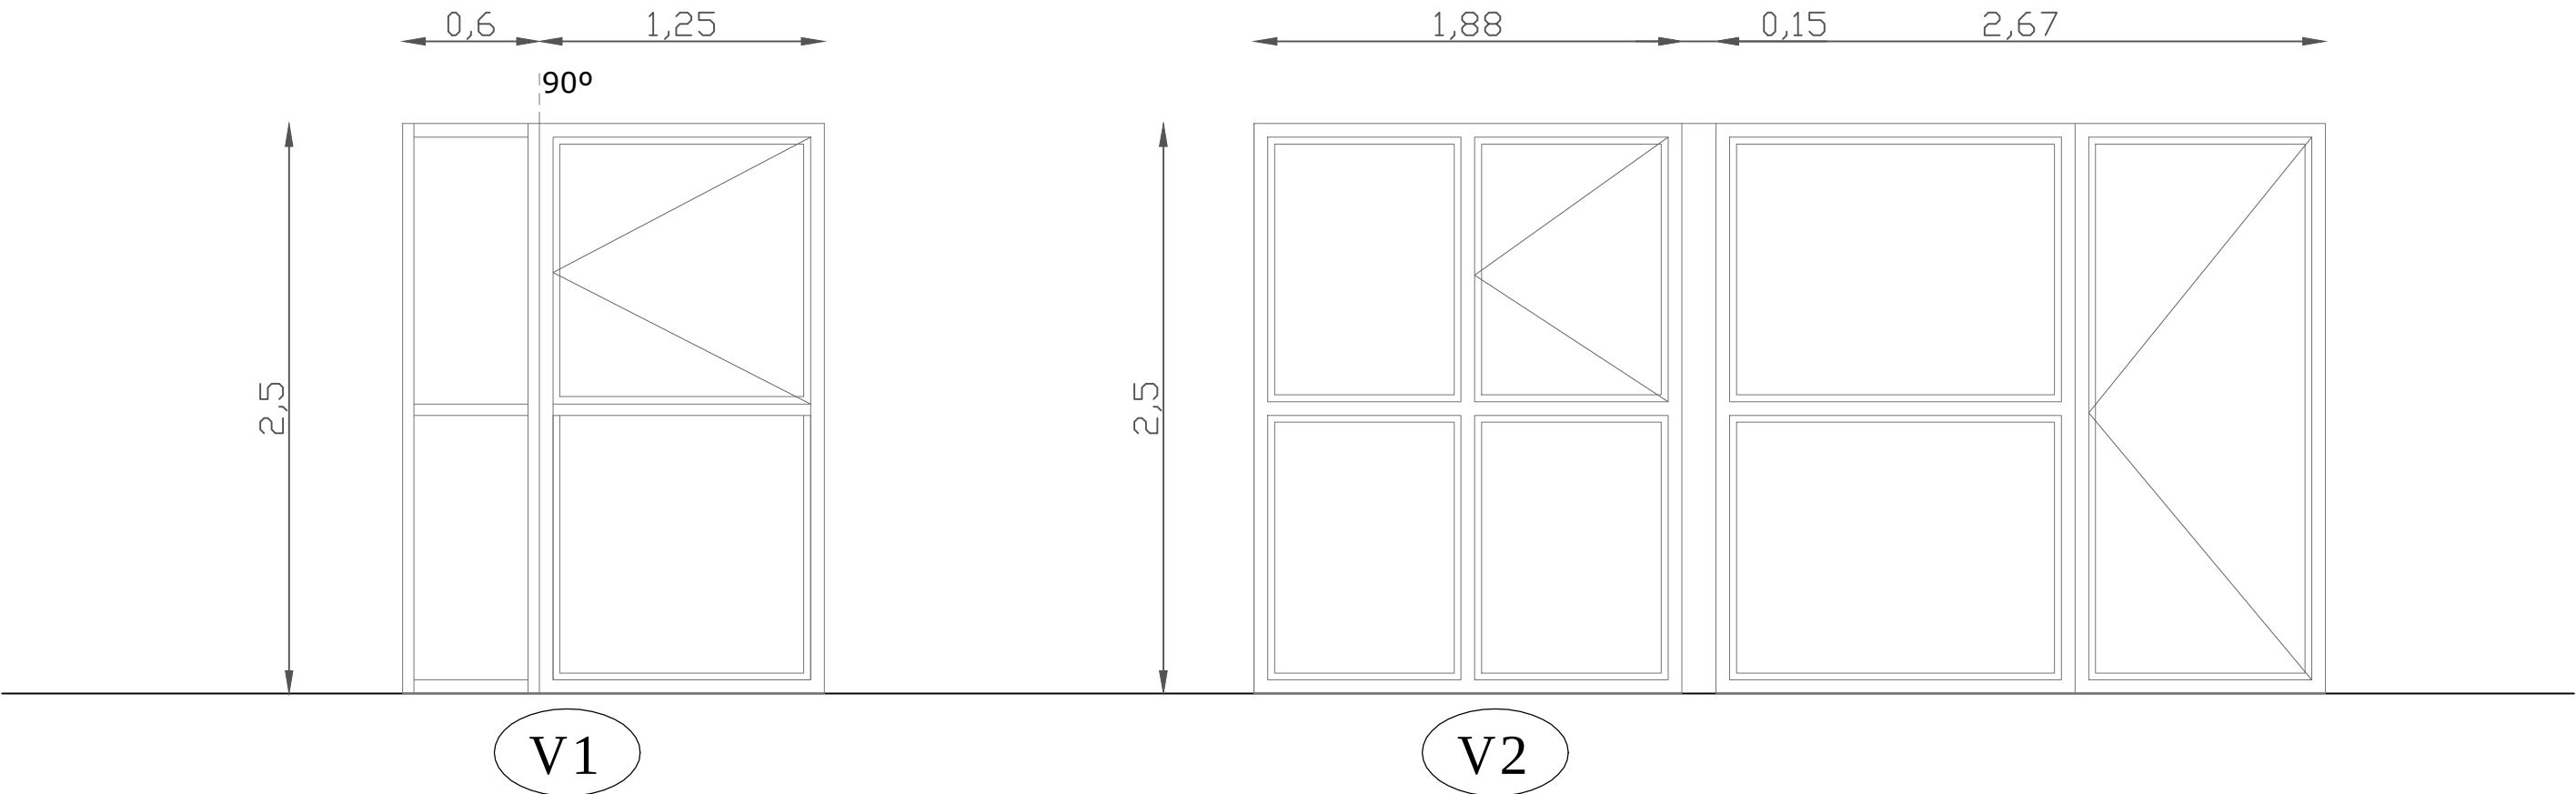

|              |                           |                      |
|--------------|---------------------------|----------------------|
| REFERENCIA   | V1                        | V2                   |
| CANTIDAD     | 1                         | 1                    |
| BATIENTE     | Fijo 90° fijo-practicable | Practicables + Fijos |
| LOCALIZACIÓN | bar                       | Enfermería - bar     |
| PREMARCO     | .metálico galvanizado.... | metálico galvanizado |
| GUARNECIDO   | aluminio blanco           | aluminio blanco      |
| HOJA         | practicable + fijos       | practicable + fijos  |
| HERRAJES     | standard practicable      | standard practicable |
| MANILLA      | blanca                    | blanca               |
| CERRADURA    | -----                     | Standard             |
| VIDRIO       | 4 + 12 + 4                | 4 + 12 + 4           |

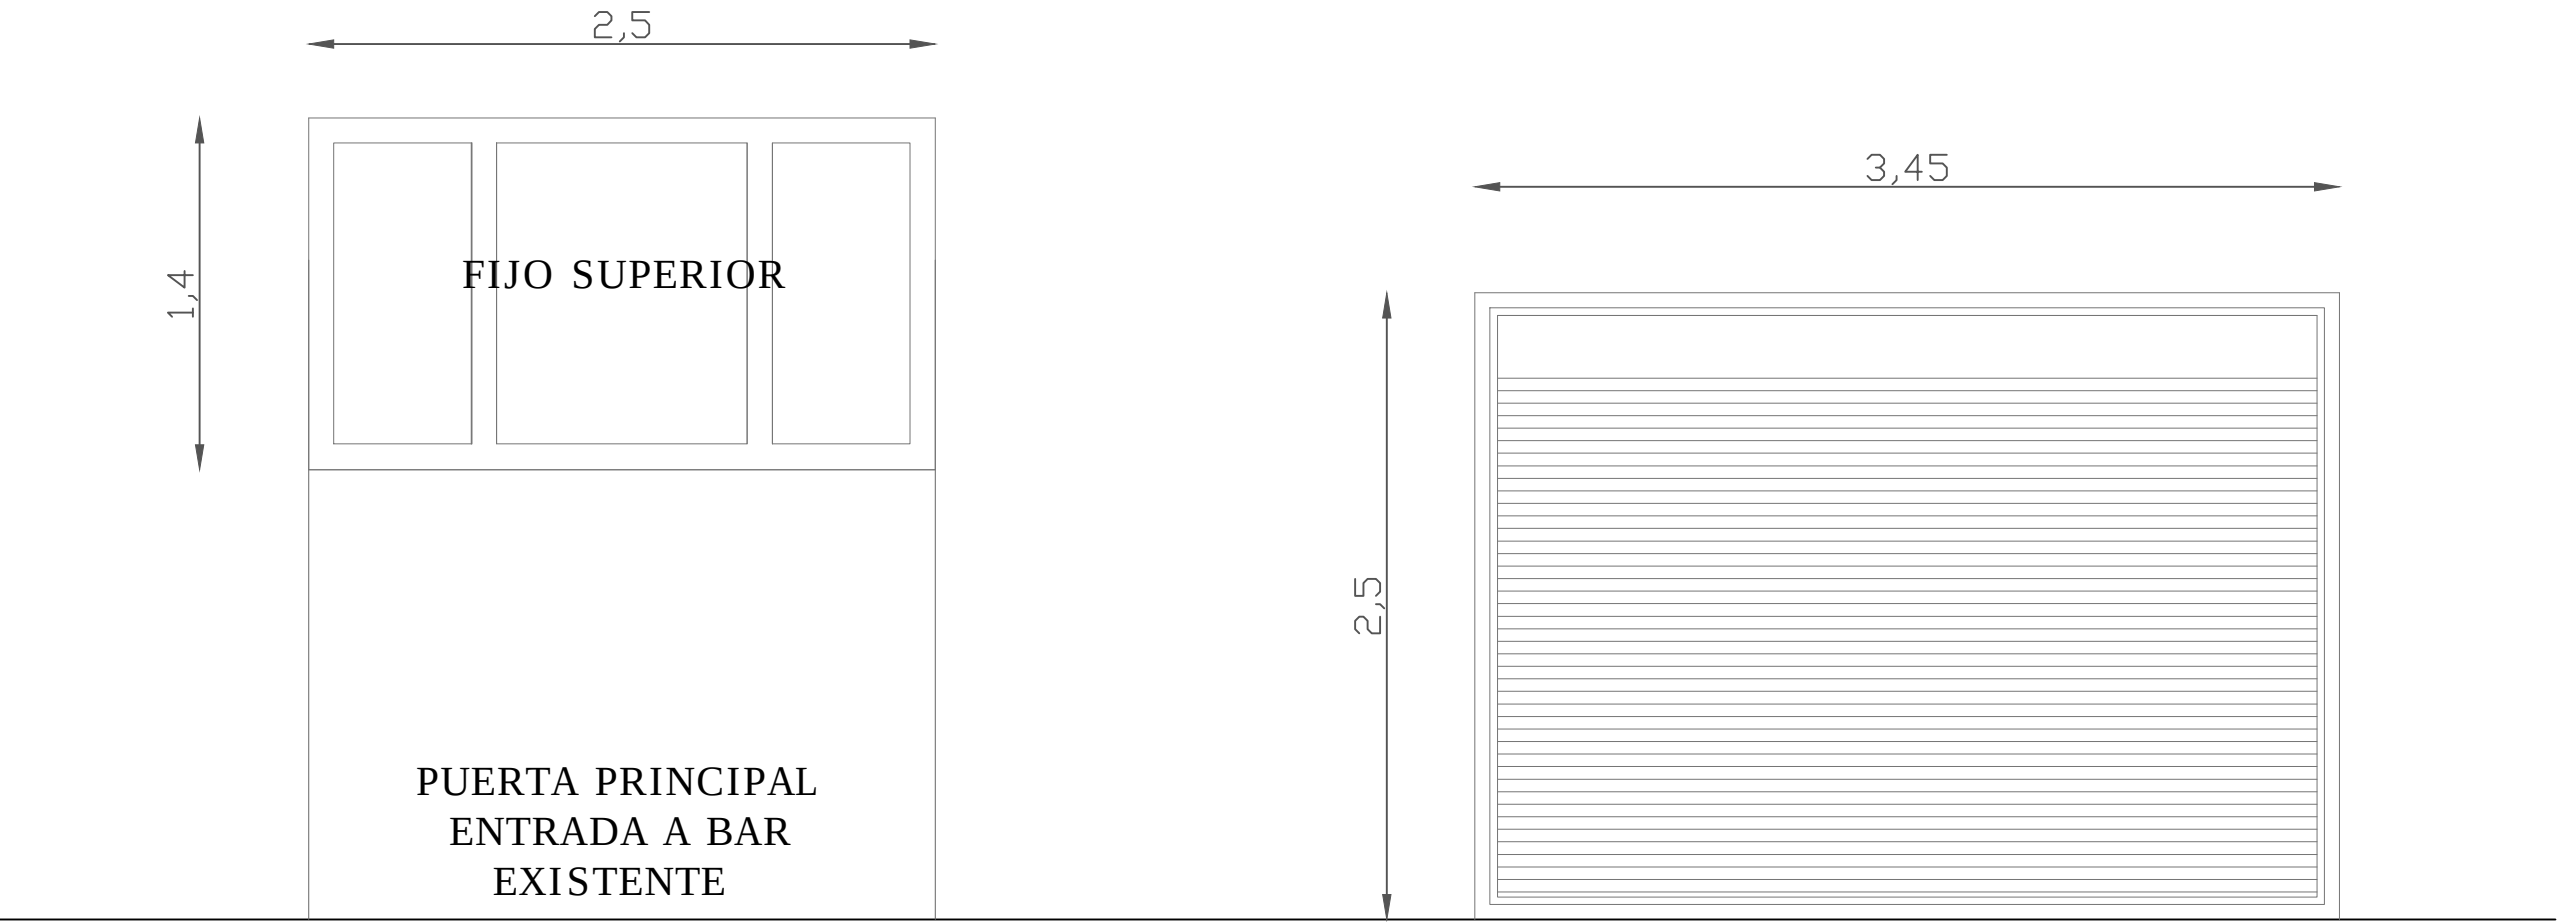


V3

PA1

|              |                                 |                                    |
|--------------|---------------------------------|------------------------------------|
| REFERENCIA   | V3                              | PA1                                |
| CANTIDAD     | 1                               | 1                                  |
| BATIENTE     | Fijo superior                   | Persiana lamas aluminio reforzadas |
| LOCALIZACIÓN | puerta prinicipal entrada a bar | barra bar- piscinas                |
| PREMARCO     | metálico galvanizado            | u metálico galvanizado             |
| GUARNECIDO   | aluminio blanco                 | aluminio blanco                    |
| HOJA         | -----                           | Lamas aluminio blanco              |
| HERRAJES     | -----                           | .....                              |
| MANILLA      | -----                           | .....                              |
| CERRADURA    | -----                           | motorizada con interruptor         |
| VIDRIO       | 4 + 12 + 4                      | .....                              |




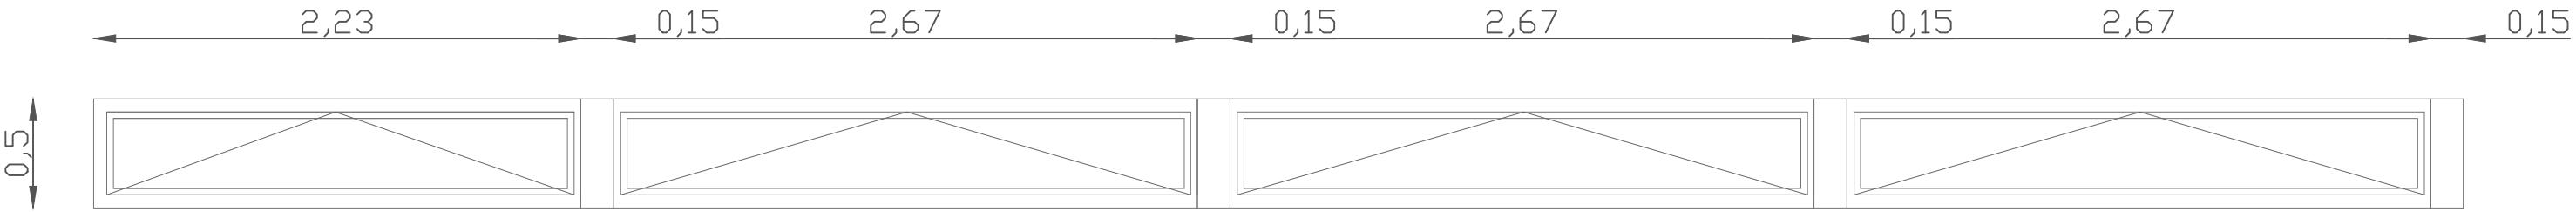


NOTA: MEDIDAS A COMPROBAR EN OBRA

CL1

|              |                                       |
|--------------|---------------------------------------|
| REFERENCIA   | CL1                                   |
| CANTIDAD     | 1                                     |
| BATIENTE     | Batiente                              |
| LOCALIZACIÓN | Claraboya Este vertical bar-taquillas |
| PREMARCO     | metálico galvanizado                  |
| GUARNECIDO   | aluminio blanco                       |
| HOJA         | aluminio blanco                       |
| HERRAJES     | standard batientes                    |
| MANILLA      | aluminio blanco                       |
| CERRADURA    | Standard                              |
| VIDRIO       | 4 + 12 + 4                            |

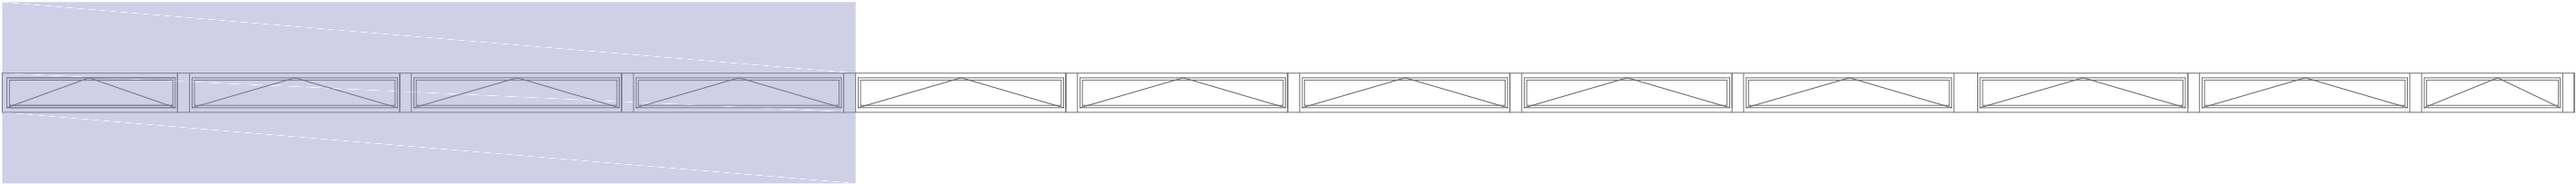

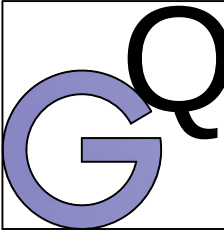

ARQUITECTURA  
TECNICA  
  
CONSULTORIA

REFORMA DE EDIFICIO DE VESTUARIOS, BAÑOS Y BAR  
DE PISCINAS MUNICIPALES  
SARTAGUDA, NAVARRA

CARPINTERÍA EXTERIOR ALUMINIO  
CLARABOYA

JESUS GARCIA QUINTANA  



Arquitecto Técnico  
  
671 51 56 17  
tecnia.gq@outlook.com  
Ctra. Carcar 2A-1D Lodosa, Navarra

Promotor  
AYUNTAMIENTO DE SARTAGUDA  
ABRIL 2020

ESCALA  
  
1/30

PLANO Nº  
**25**




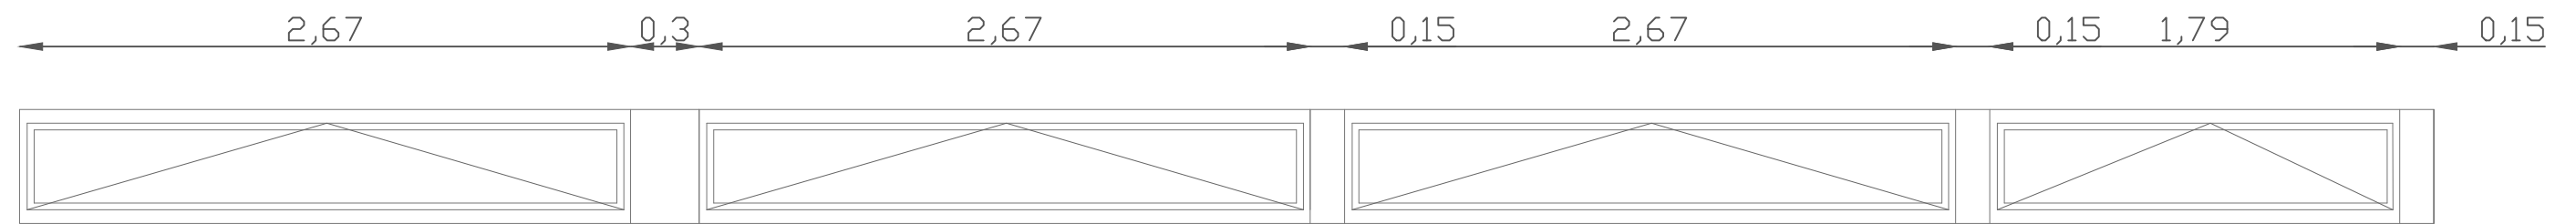



NOTA: MEDIDAS A COMPROBAR EN OBRA

CL1

|              |                                       |
|--------------|---------------------------------------|
| REFERENCIA   | CL1                                   |
| CANTIDAD     | 1                                     |
| BATIENTE     | Batiente                              |
| LOCALIZACIÓN | Claraboya Este vertical bar-taquillas |
| PREMARCO     | metálico galvanizado                  |
| GUARNECIDO   | aluminio blanco                       |
| HOJA         | aluminio blanco                       |
| HERRAJES     | standard batientes                    |
| MANILLA      | aluminio blanco                       |
| CERRADURA    | Standard                              |
| VIDRIO       | 4 + 12 + 4                            |

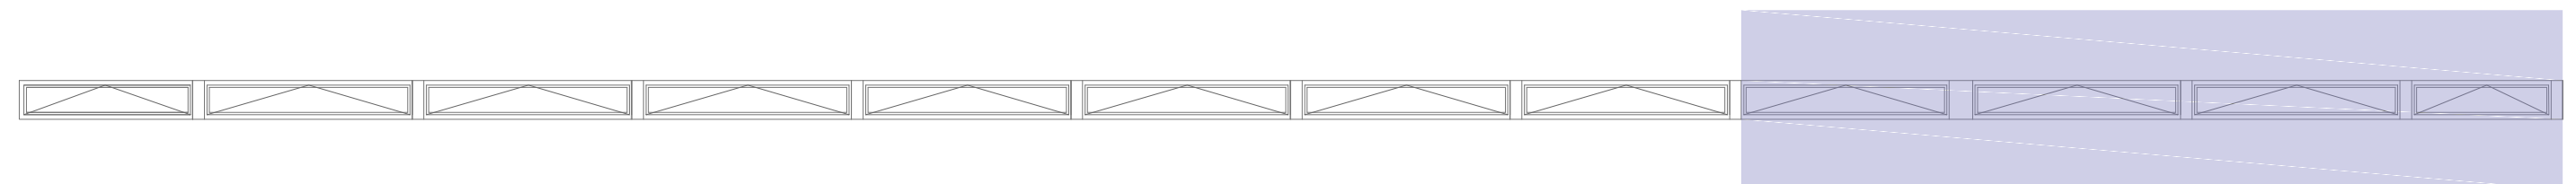

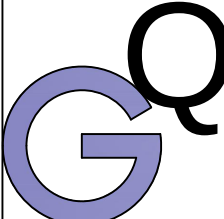
|                                                                                                                |                                                                                                   |                                                                                                 |                |                |
|----------------------------------------------------------------------------------------------------------------|---------------------------------------------------------------------------------------------------|-------------------------------------------------------------------------------------------------|----------------|----------------|
|                           | ARQUITECTURA<br>TECNICA                                                                           | REFORMA DE EDIFICIO DE VESTUARIOS, BAÑOS Y BAR<br>DE PISCINAS MUNICIPALES<br>SARTAGUDA, NAVARRA |                |                |
|                                                                                                                | CONSULTORIA                                                                                       | CARPINTERÍA EXTERIOR ALUMINIO<br>CLARABOYA                                                      |                |                |
| JESUS GARCIA QUINTANA<br> | Arquitecto Técnico<br>671 51 56 17<br>tecnia.gq@outlook.com<br>Ctra. Carcar 2A-1D Lodosa, Navarra | Promotor<br>AYUNTAMIENTO DE SARTAGUDA<br>ABRIL 2020                                             | ESCALA<br>1/30 | PLANO Nº<br>27 |

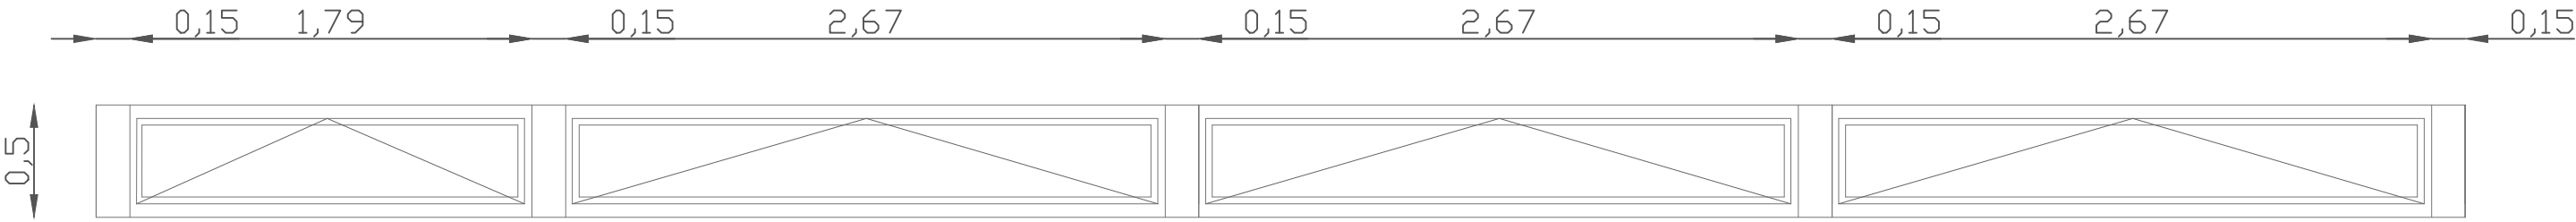


NOTA: MEDIDAS A COMPROBAR EN OBRA

CL2

|              |                                        |
|--------------|----------------------------------------|
| REFERENCIA   | CL2                                    |
| CANTIDAD     | 1                                      |
| BATIENTE     | Batiente                               |
| LOCALIZACIÓN | Claraboya Norte vertical bar-taquillas |
| PREMARCO     | metálico galvanizado                   |
| GUARNECIDO   | aluminio blanco                        |
| HOJA         | aluminio blanco                        |
| HERRAJES     | standard batientes                     |
| MANILLA      | aluminio blanco                        |
| CERRADURA    | Standard                               |
| VIDRIO       | 4 + 12 + 4                             |

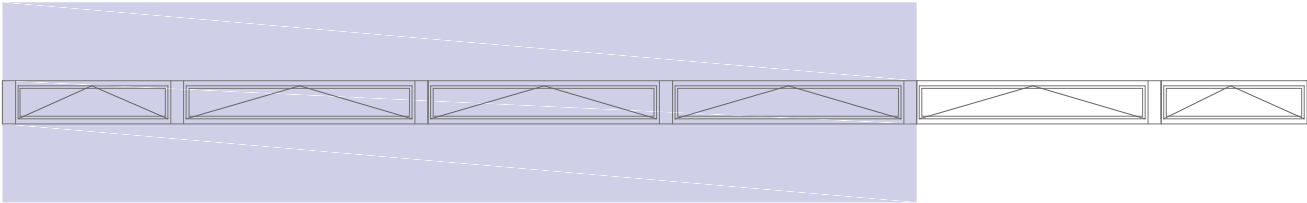


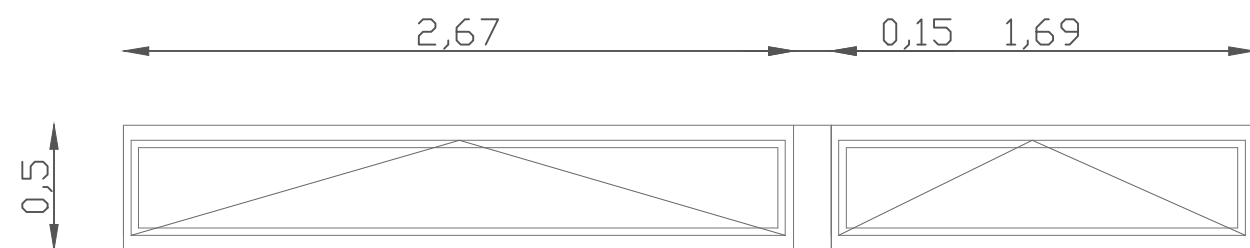


NOTA: MEDIDAS A COMPROBAR EN OBRA


CL2

|              |                                        |
|--------------|----------------------------------------|
| REFERENCIA   | CL2                                    |
| CANTIDAD     | 1                                      |
| BATIENTE     | Batiente                               |
| LOCALIZACIÓN | Claraboya Norte vertical bar-taquillas |
| PREMARCO     | metálico galvanizado                   |
| GUARNECIDO   | aluminio blanco                        |
| HOJA         | aluminio blanco                        |
| HERRAJES     | standard batientes                     |
| MANILLA      | aluminio blanco                        |
| CERRADURA    | Standard                               |
| VIDRIO       | 4 + 12 + 4                             |

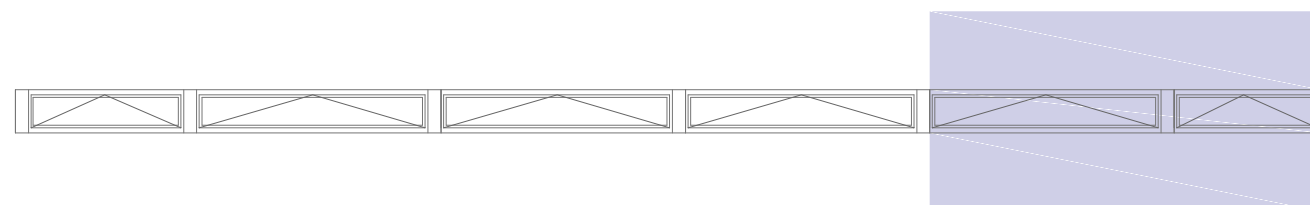


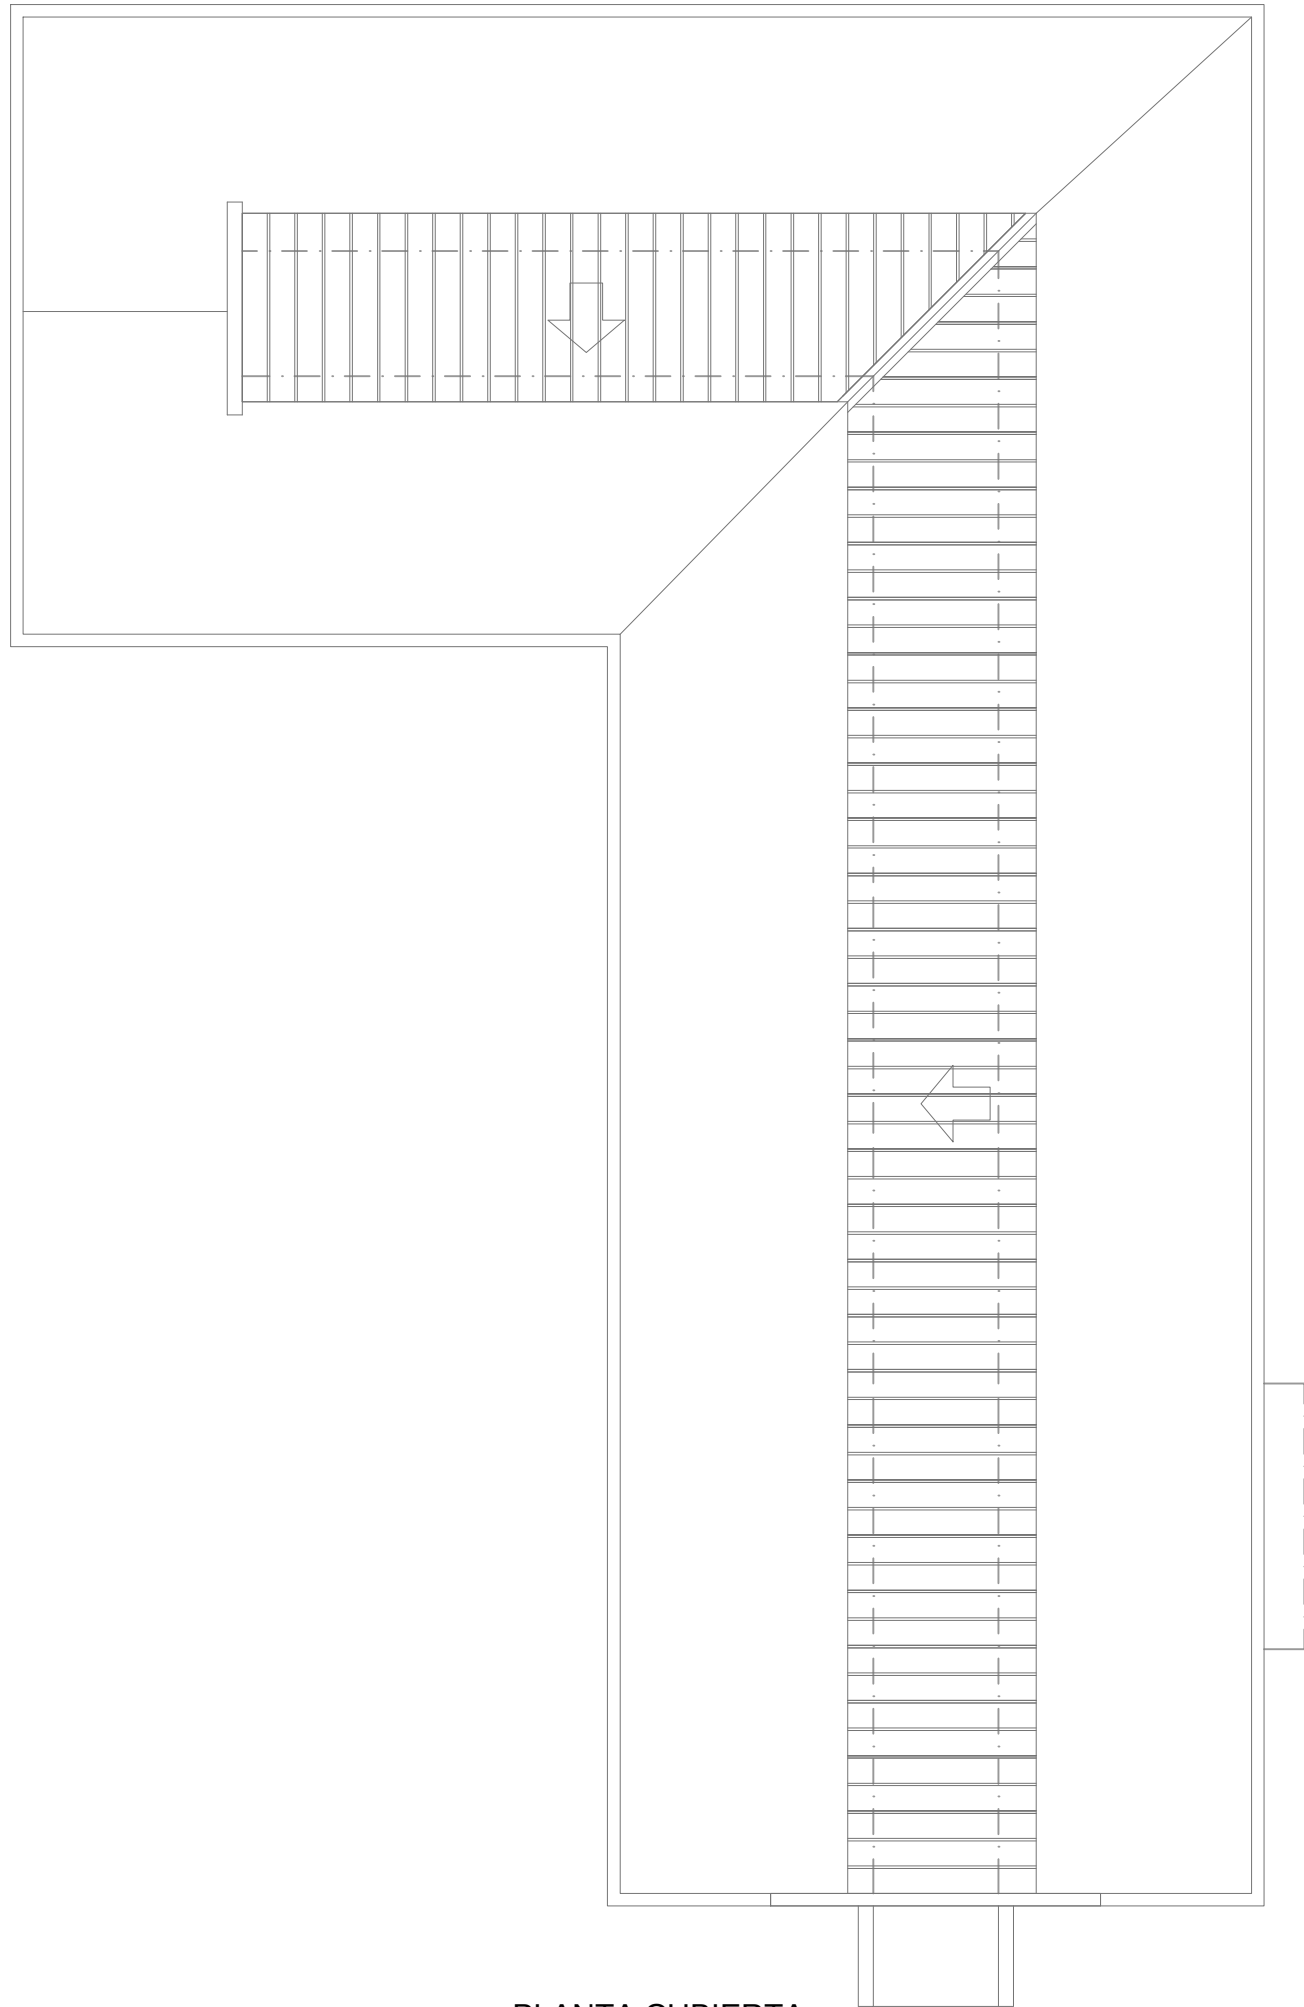

PLANTA CUBIERTA

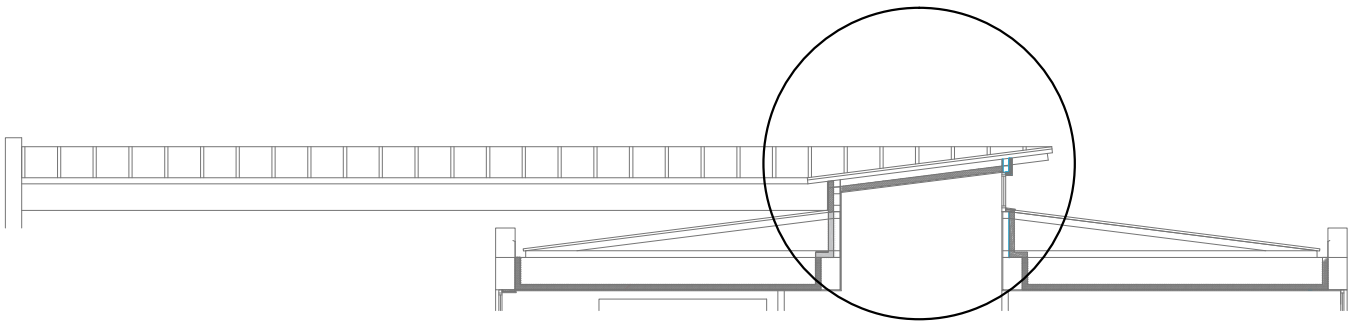


SECCIÓN CUBIERTA

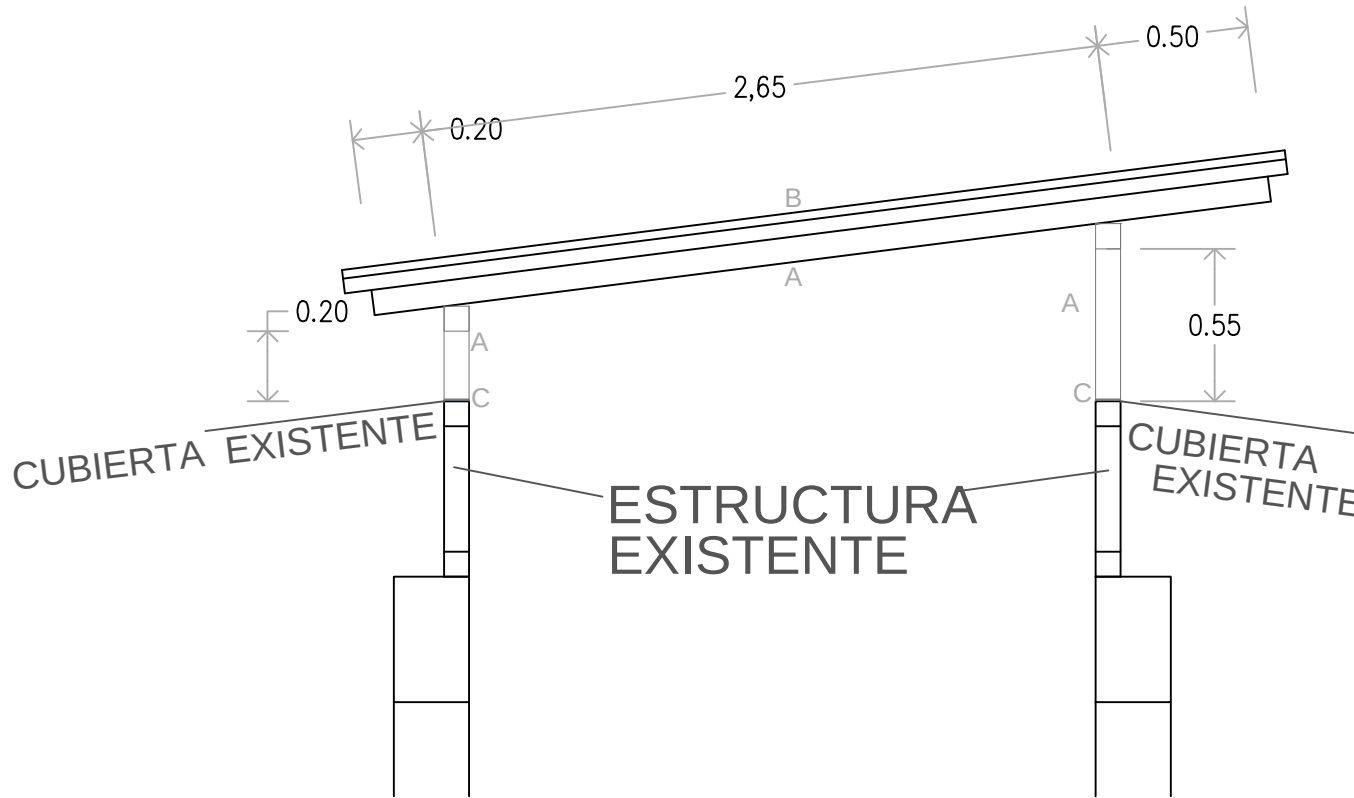

DETALLE ESTRUCTURA METÁLICA CLARABOYA

- NUEVA ESTRUCTURA:
- A- Tubo estructural 60.60.6 galvanizado en montantes y travesaños
  - B- Cubierta chapa sandwich 0,6 mm esp. 50 mm aislamiento poliuretano
  - C- Soldadura a estructura existente
- NOTA: MEDIDAS A COMPROBAR EN OBRA
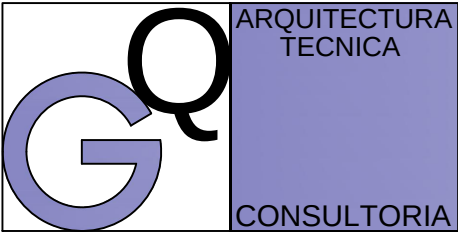
|                                                                                                                                                  |                                                                                                    |                                                     |                                                   |
|--------------------------------------------------------------------------------------------------------------------------------------------------|----------------------------------------------------------------------------------------------------|-----------------------------------------------------|---------------------------------------------------|
|  <div>ARQUITECTURA<br/>TECNICA</div> <div>CONSULTORIA</div> | REFORMA DE EDIFICIO DE VESTUARIOS, BAÑOS Y BAR<br>DE PISCINAS MUNICIPALES<br>SARTAGUDA, NAVARRA    |                                                     |                                                   |
|                                                                                                                                                  | PLANTA CUBIERTA<br>DETALLE ESTRUCTURA CLARABOYA                                                    |                                                     |                                                   |
| JESUS GARCIA QUINTANA<br>                                   | Arquitecto Técnico<br>tecniarq.gq@outlook.com<br>671 51 56 17<br>Ctra.Carcar 2A-1D Lodosa, Navarra | Promotor<br>AYUNTAMIENTO DE SARTAGUDA<br>ABRIL 2020 | ESCALA PLANTA CUBIERTA<br>1/150<br>PLANO Nº<br>30 |