
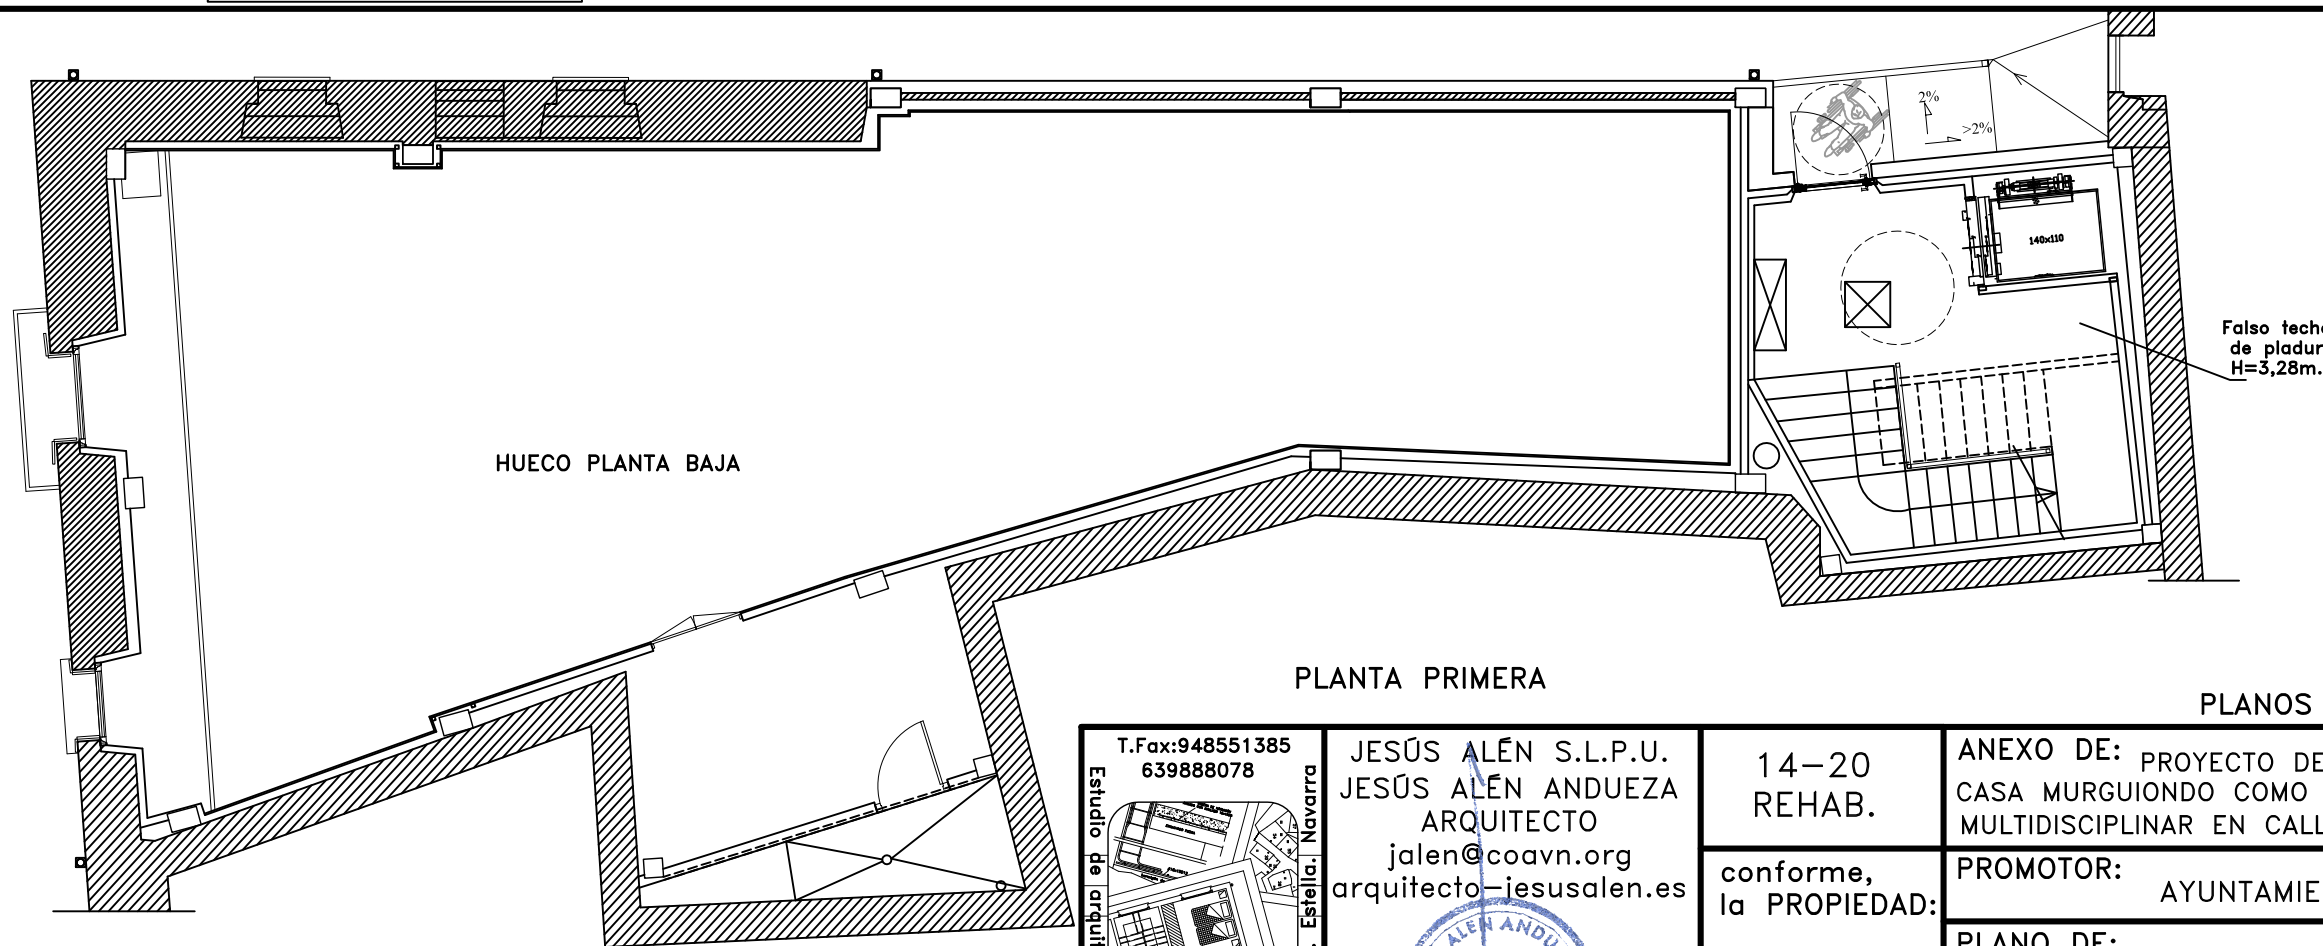
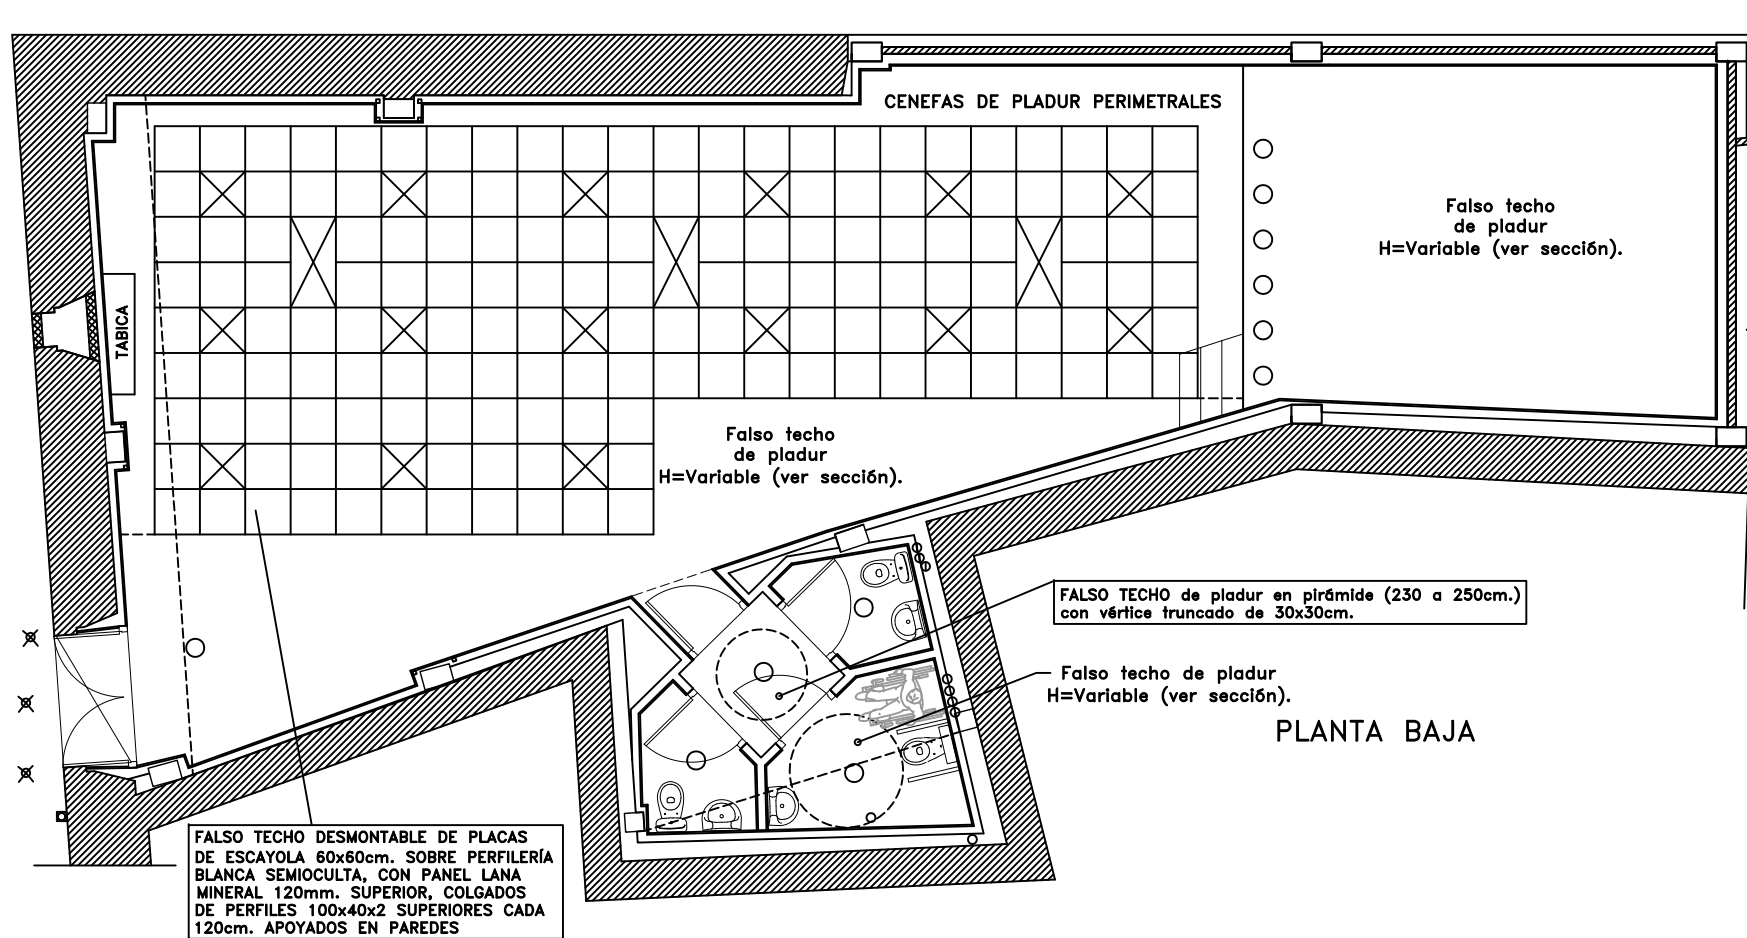


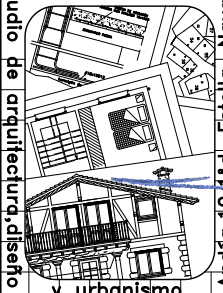


CALLE LA FUENTE

PLANOS REFORMADOS TRAS LA FASE 1


 T.Fax:948551385 639888078 Andía, 10. 1º d. Estrella, Navarra	JESÚS ALÉN S.L.P.U. JESÚS ALÉN ANDUEZA ARQUITECTO jalen@coavn.org arquitecto-jesusalen.es ARQUITECTO	14-20 REHAB. conforme, la PROPIEDAD:	ANEXO DE: PROYECTO DE REHABILITACIÓN DE FASE 2 CASA MURGUIONDO COMO ESPACIO SOCIOCULTURAL DE USO MULTIDISCIPLINAR EN CALLE LA FUENTE N°. 6 DE ARRÓNIZ	
			PROMOTOR: AYUNTAMIENTO DE ARRÓNIZ	
			PLANO DE: ESTADO REFORMADO: PLANTA BAJA Y PRIMERA DESPIECE DE FALSO TECHO DE PLADUR	
			SITUACIÓN: ARRÓNIZ	ESCALA: 1/100 FECHA: ABRIL-2021

ESTE DOCUMENTO ES COPIA DEL ORIGINAL, DEL QUE ES SU AUTOR JESÚS ALÉN S.L.P.U. O JESÚS ALÉN ANDUEZA. SU UTILIZACIÓN TOTAL O PARCIAL, ASÍ COMO CUALQUIER CESIÓN A TERCEROS, REQUERIRÁ LA PREVIA Y EXPRESA AUTORIZACIÓN DE SU AUTOR, QUEDANDO EN TODO CASO PROHIBIDA CUALQUIER MODIFICACIÓN UNILATERAL.

17

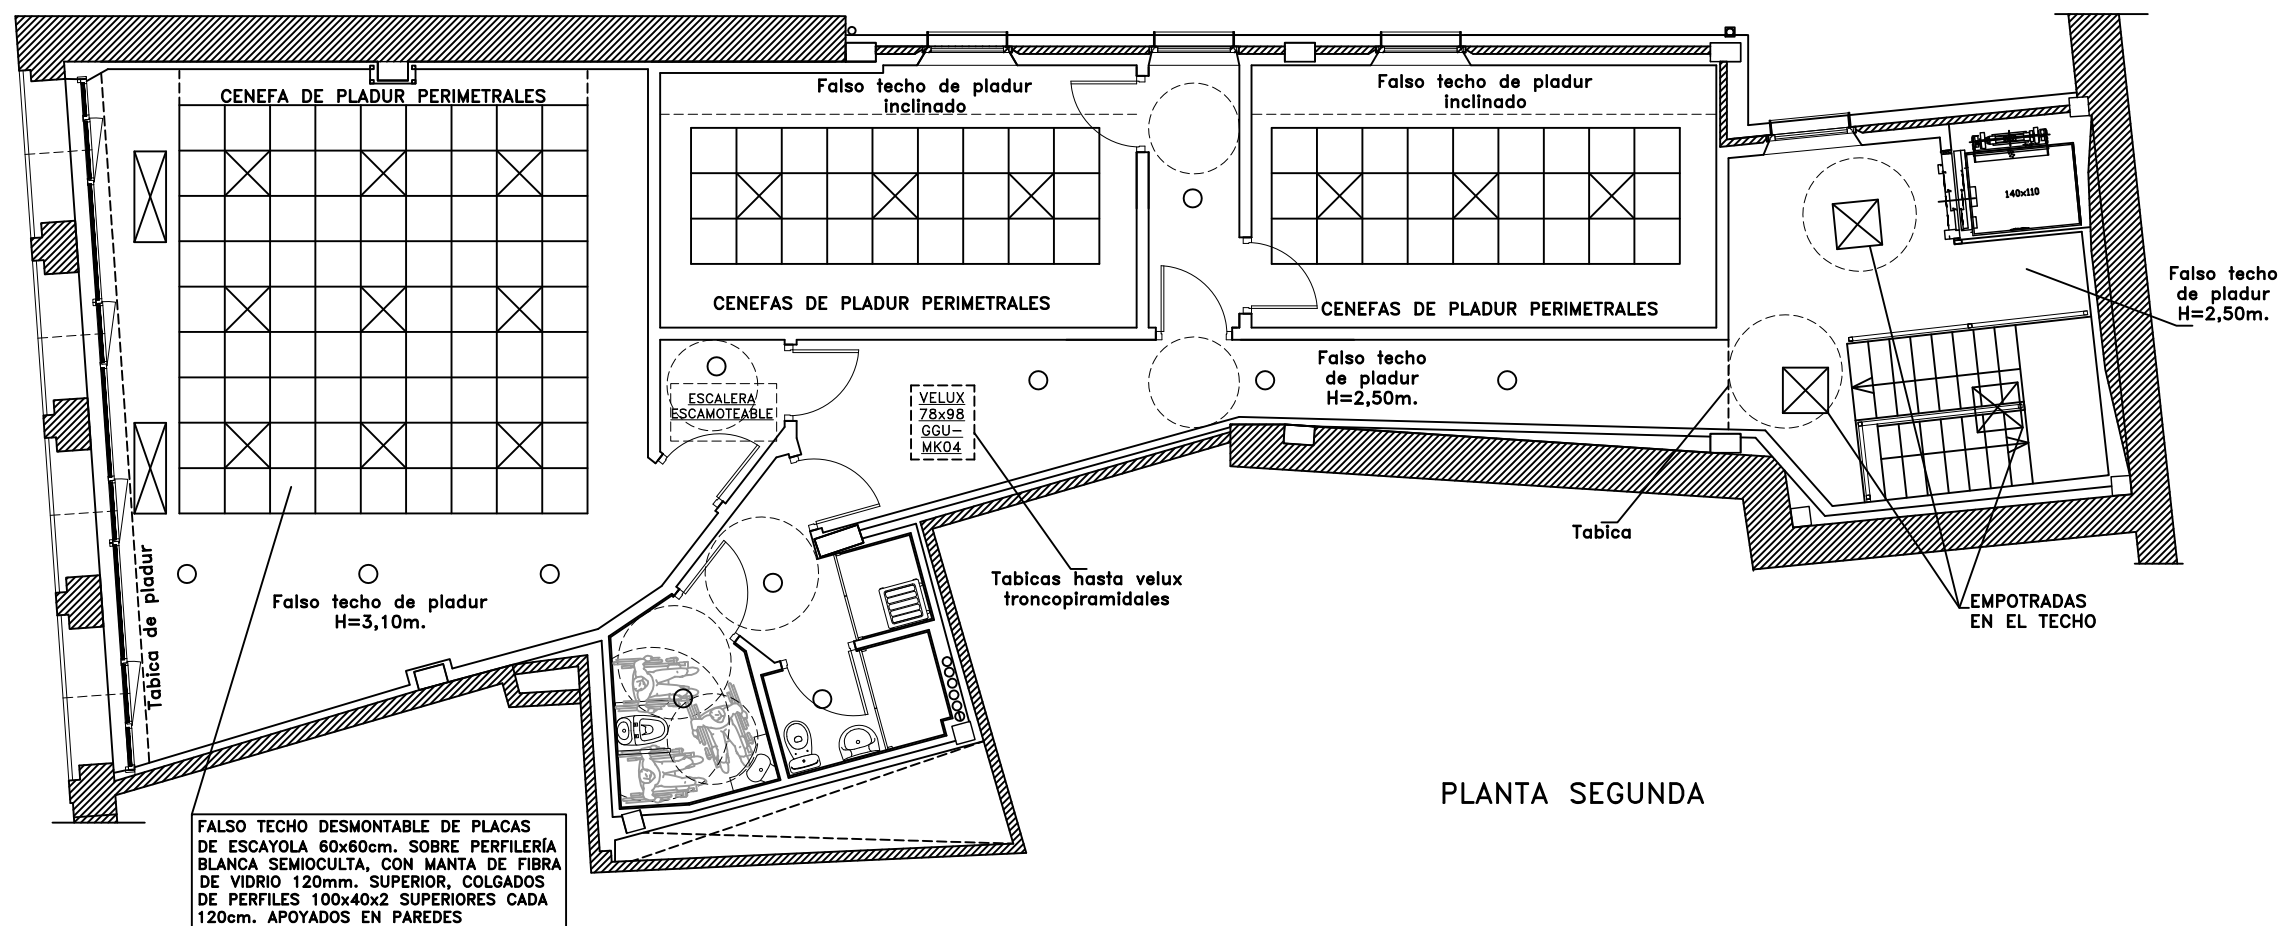


PLANTA SEGUNDA

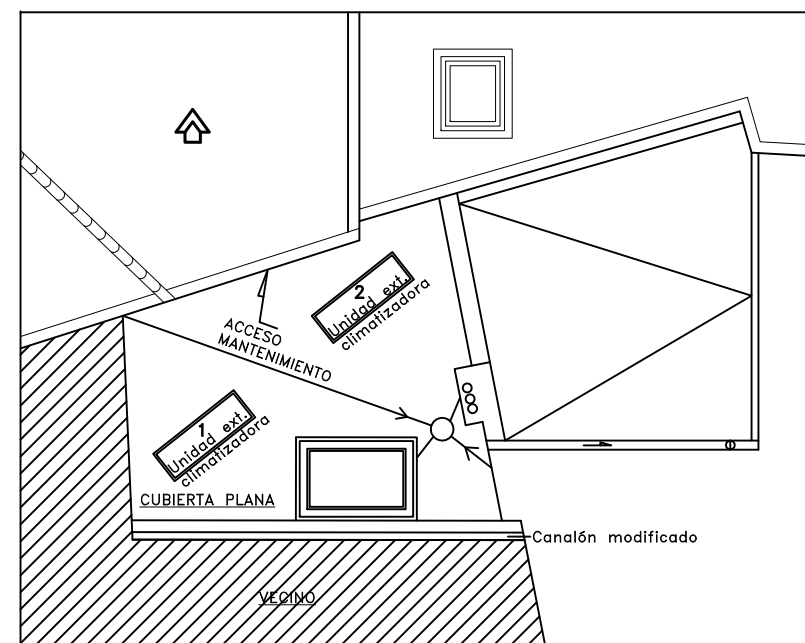


PLANOS REFORMADOS TRAS LA FASE 1

T.Fax:948551385 639888078 Estudio de arquitectura, diseño y urbanismo. Andalucía, 10.1ª d. Estrella, Navarra	JESÚS ALÉN S.L.P.U. JESÚS ALÉN ANDUEZA ARQUITECTO jalen@coavn.org arquitecto-jesusalen.es	14-20 REHAB.	ANEXO DE: PROYECTO DE REHABILITACIÓN DE FASE 2 CASA MURGUIONDO COMO ESPACIO SOCIOCULTURAL DE USO MULTIDISCIPLINAR EN CALLE LA FUENTE N°. 6 DE ARRÓNIZ	
			PROMOTOR: AYUNTAMIENTO DE ARRÓNIZ	
			PLANO DE: ESTADO REFORMADO: PLANTA SEGUNDA: DESPIECE DE FALSO TECHO DE PLADUR	
			SITUACIÓN: ARRÓNIZ	ESCALA: 1/100 FECHA: ABRIL-2021

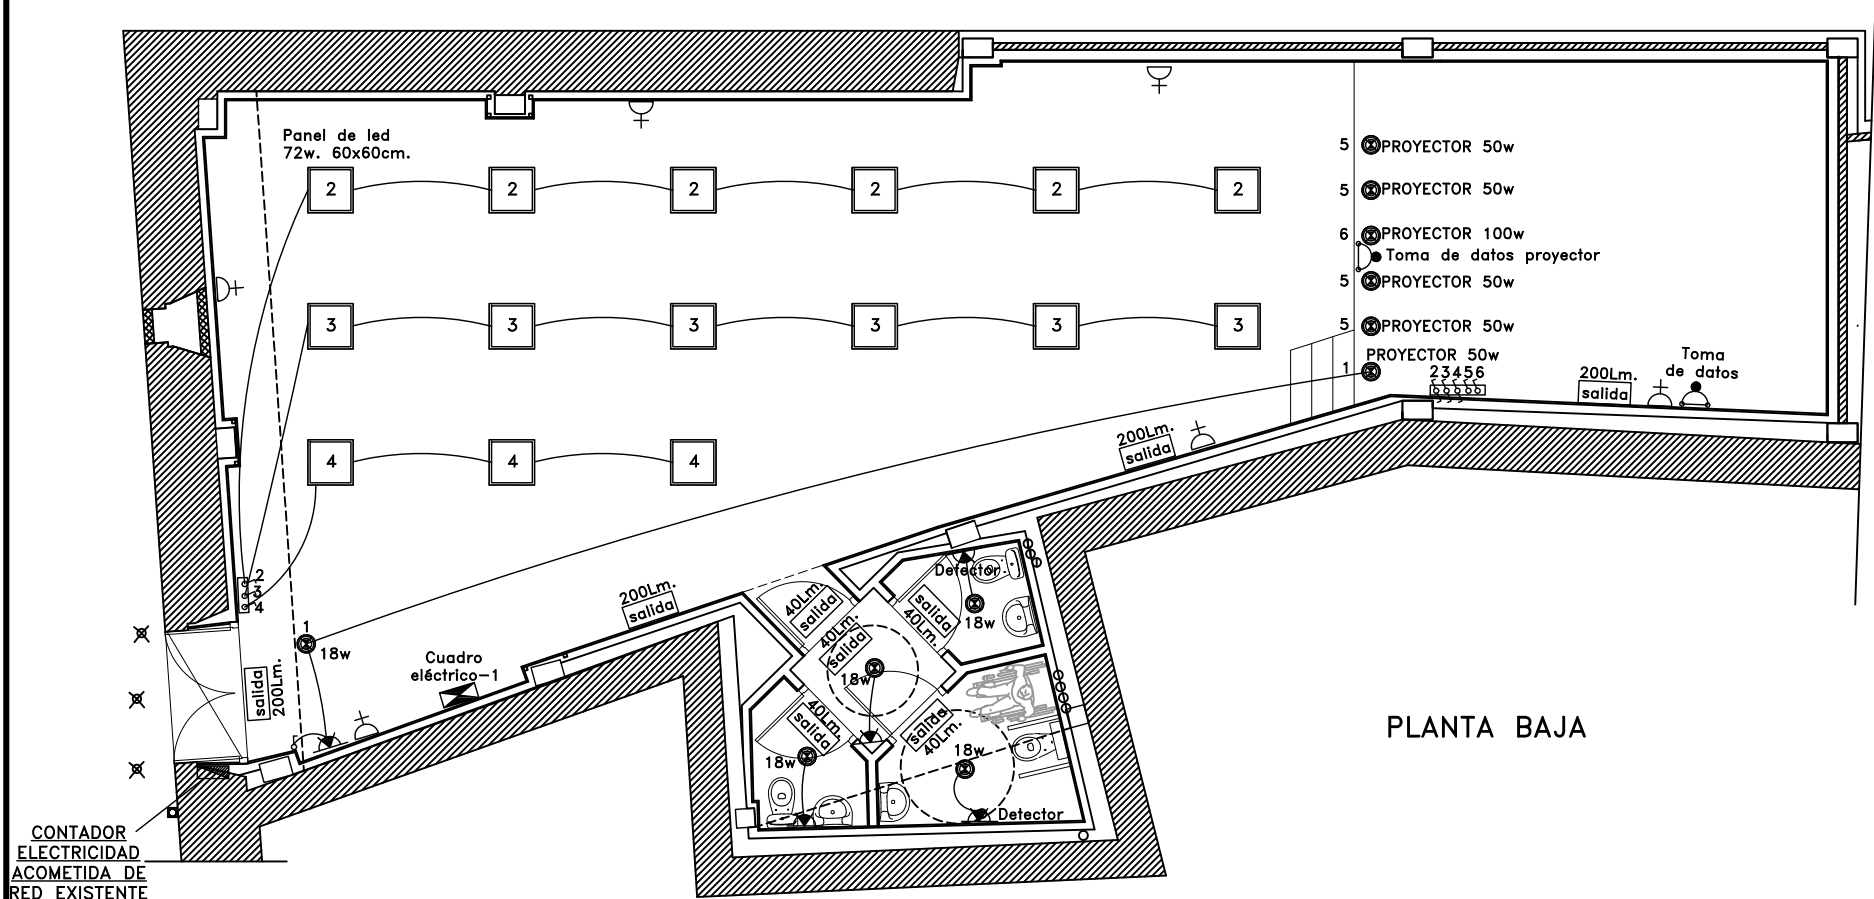

PLANTA BAJA

LEYENDA ELECTRICIDAD, ILUMINACIÓN Y TELECOMUNICACIÓN	
	Cuadro eléctrico
	Caja de registro
	Circuito alumbrado 4mm., 1,5mm2.
	Circuito tomas corriente 4mm., 2,5mm.
	Toma de corriente 15A, con toma de tierra
	Punto de luz, down-light de Led 18w
	Interruptor
	Conmutador
	Panel de led 72w. 60x60cm.
	Salida Aluminado de emergencia
	Detector de presencia
	Toma de datos

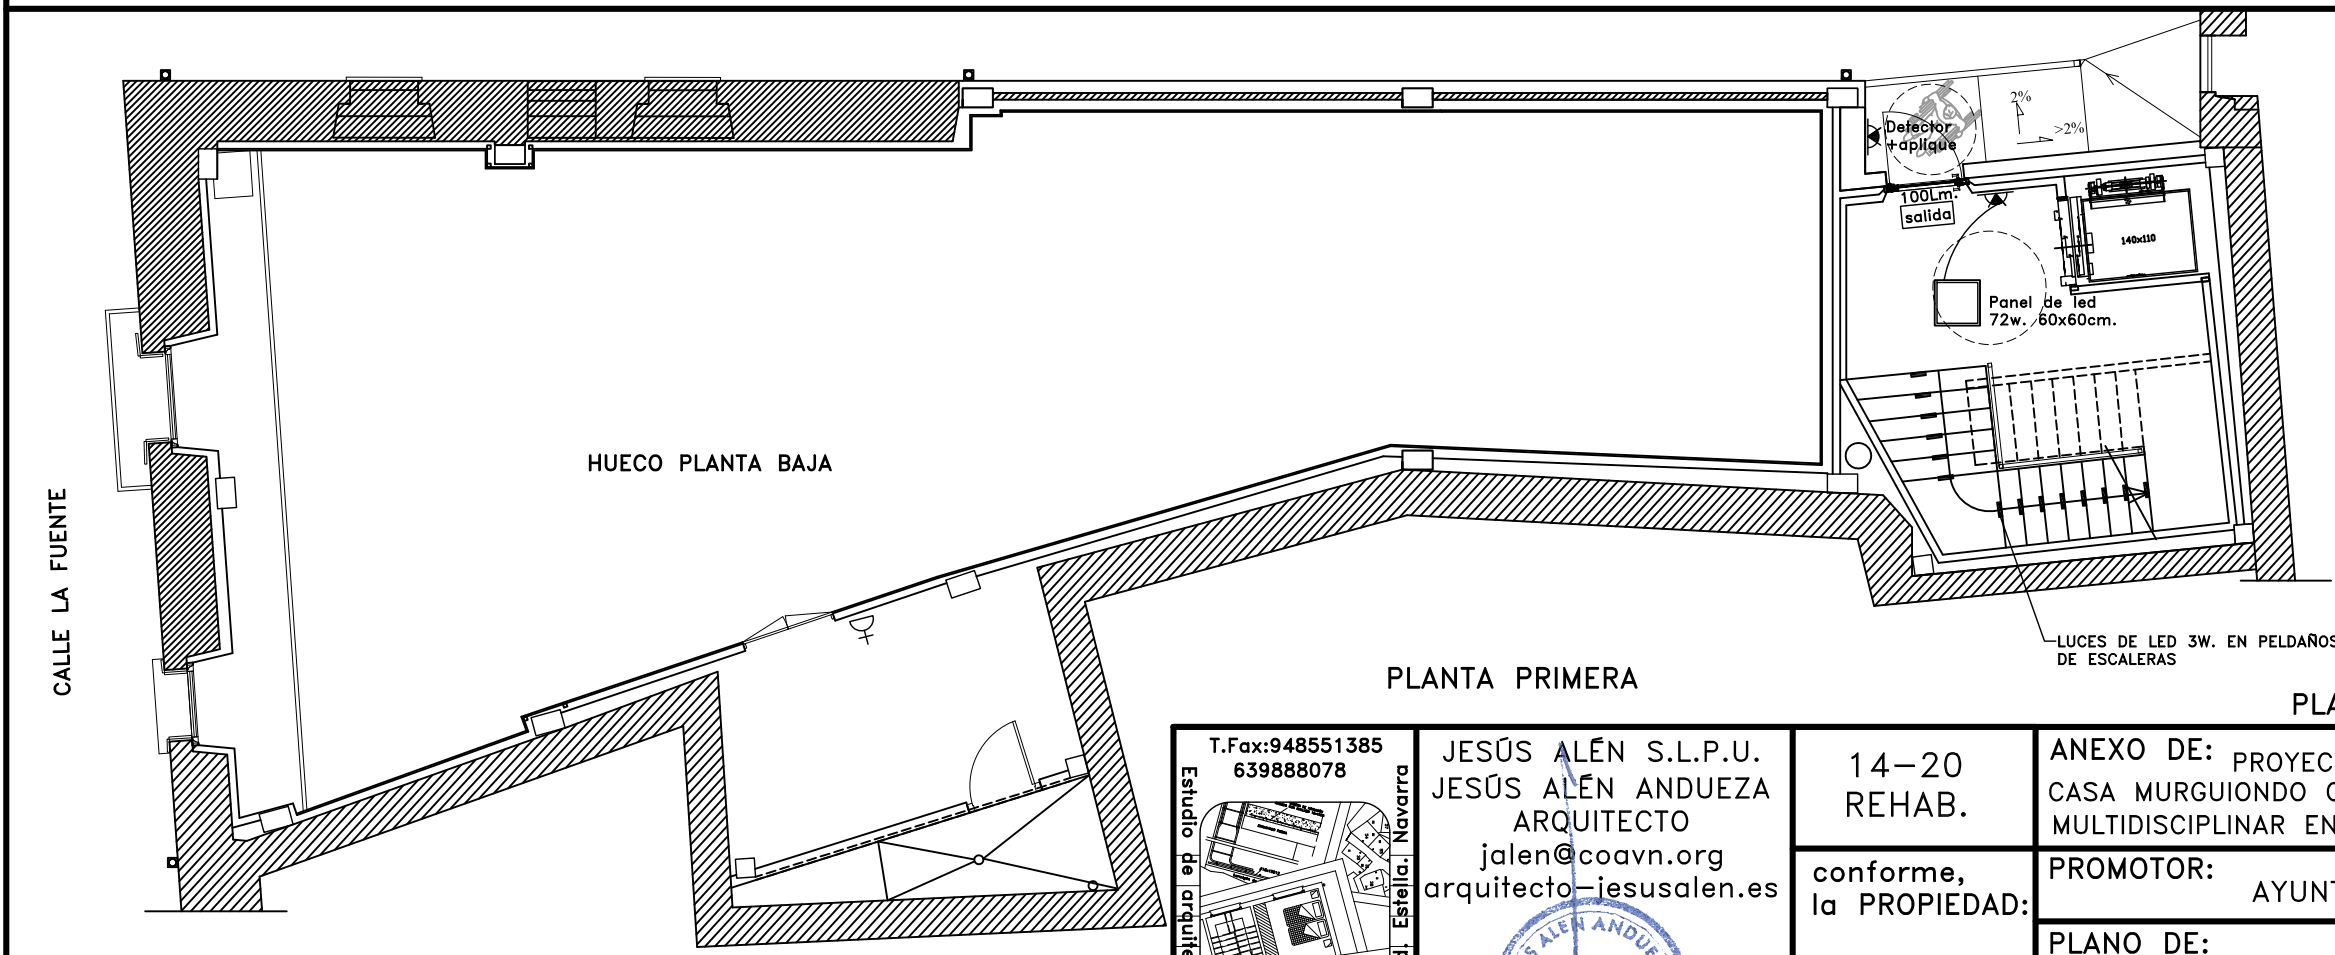


PLANTA PRIMERA

PLANOS REFORMADOS TRAS LA FASE 1


T.Fax: 948551385 639888078 Andía, 10. 1º d. Estella, Navarra	JESÚS ALÉN S.L.P.U. JESÚS ALÉN ANDUEZA ARQUITECTO jalen@coavn.org arquitecto-jesusalen.es	14-20 REHAB. conforme, la PROPIEDAD:	ANEXO DE: PROYECTO DE REHABILITACIÓN DE FASE 2 CASA MURGUIONDO COMO ESPACIO SOCIOCULTURAL DE USO MULTIDISCIPLINAR EN CALLE LA FUENTE N°. 6 DE ARRÓNIZ	
			PROMOTOR: AYUNTAMIENTO DE ARRÓNIZ	
			PLANO DE: ESTADO REFORMADO: PLANTAS BAJA Y PRIMERA: ELECTRICIDAD E ILUMINACIÓN	
			SITUACIÓN: ARRÓNIZ	ESCALA: 1/100 FECHA: ABRIL-2021

ESTE DOCUMENTO ES COPIA DEL ORIGINAL, DEL QUE ES SU AUTOR JESÚS ALÉN S.L.P.U. O JESÚS ALÉN ANDUEZA. SU UTILIZACIÓN TOTAL O PARCIAL, ASÍ COMO CUALQUIER CESIÓN A TERCEROS, REQUERIRÁ LA PREVIA Y EXPRESA AUTORIZACIÓN DE SU AUTOR, QUEDANDO EN TODO CASO PROHIBIDA CUALQUIER MODIFICACIÓN UNILATERAL.

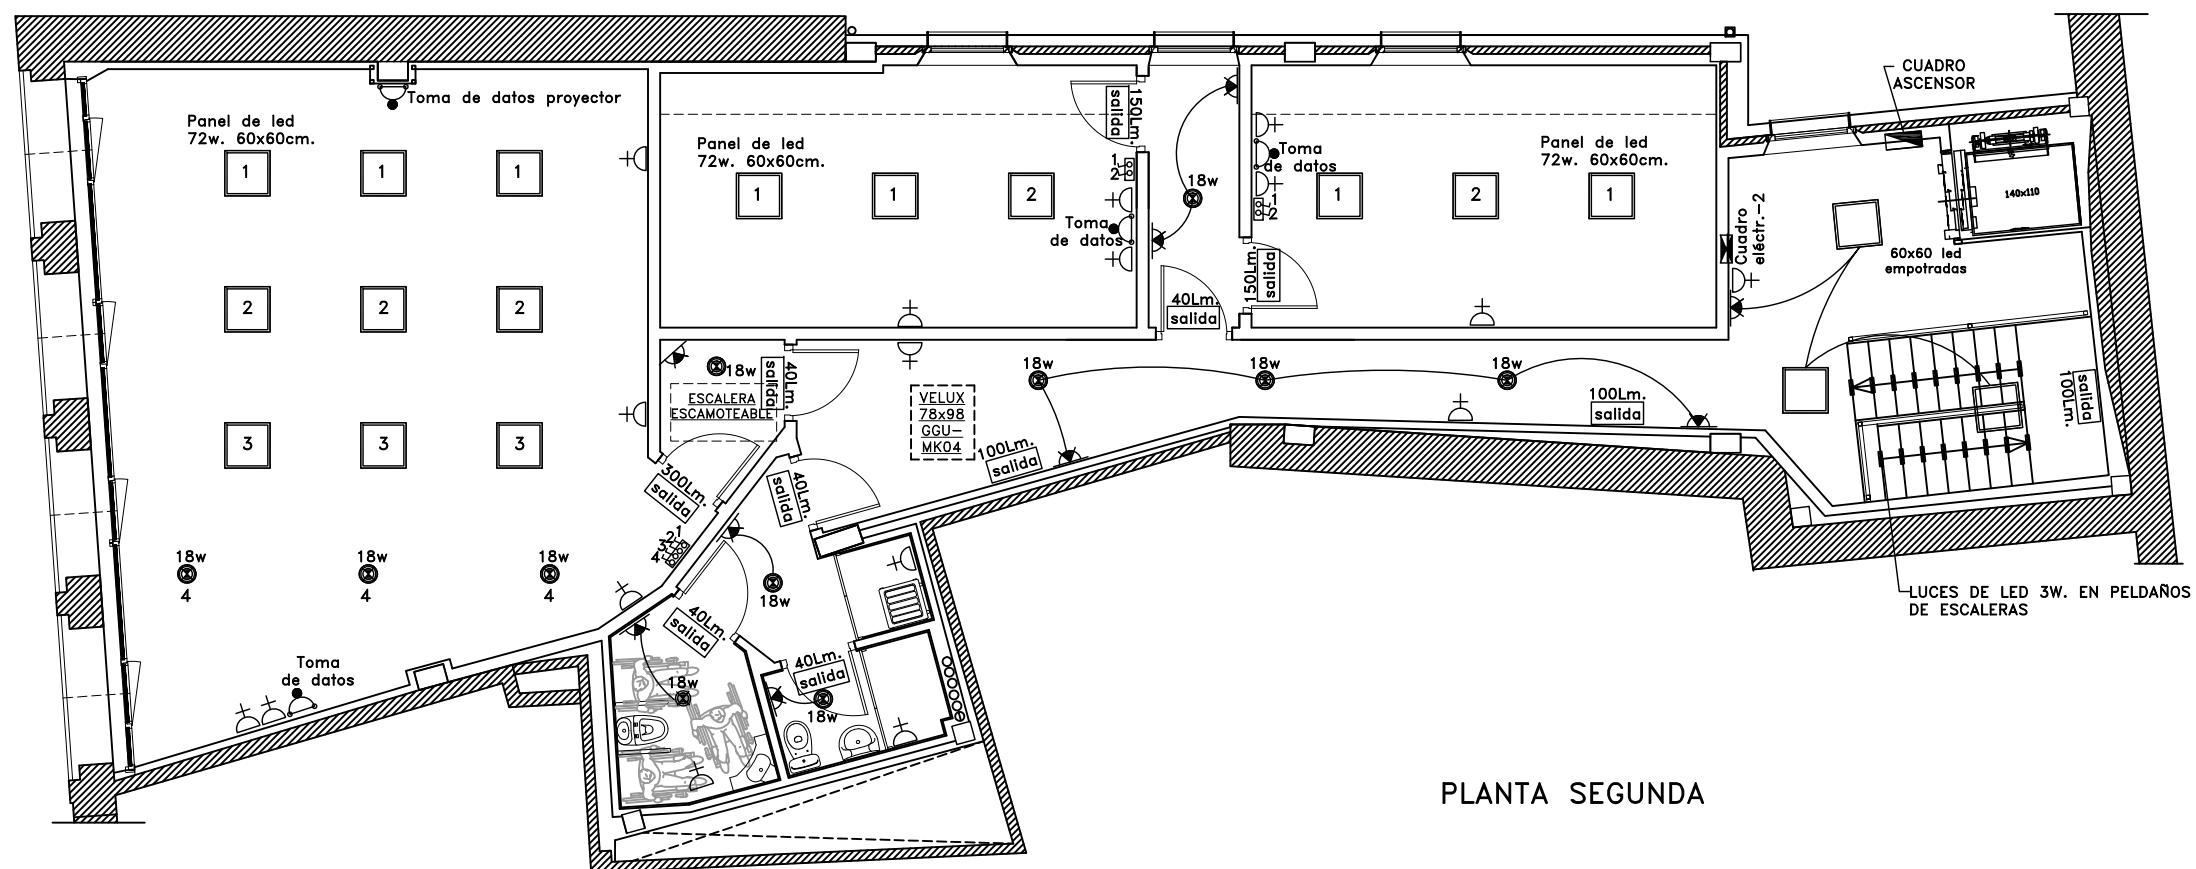

LEYENDA ELECTRICIDAD, ILUMINACIÓN Y TELECOMUNICACIÓN	
	Cuadro eléctrico
	Caja de registro
	Circuito alumbrado 4mm., 1,5mm2.
	Circuito tomas corriente 4mm., 2,5mm.
	Toma de corriente 15A, con toma de tierra
	Punto de luz, down-light de Led 18w
	Interruptor
	Conmutador
	Panel de led 72w. 60x60cm.
	Salida Alumbrado de emergencia
	Detector de presencia
	Toma de datos


PLANTA SEGUNDA

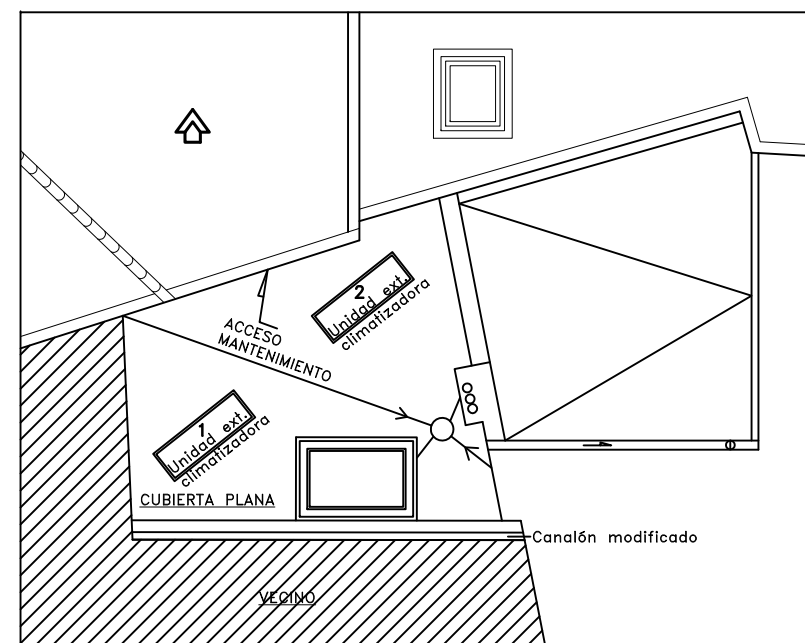

PLANOS REFORMADOS TRAS LA FASE 1

Estudio de arquitectura, diseño y urbanismo. T.Fax:948551385 639888078
--

ESTE DOCUMENTO ES COPIA DEL ORIGINAL, DEL QUE ES SU AUTOR JESÚS ALÉN S.L.P.U. O JESÚS ALÉN ANDUEZA. SU UTILIZACIÓN TOTAL O PARCIAL, ASÍ COMO CUALQUIER CESIÓN A TERCEROS, REQUERIRÁ LA PREVIA Y EXPRESA AUTORIZACIÓN DE SU AUTOR, QUEDANDO EN TODO CASO PROHIBIDA CUALQUIER MODIFICACIÓN UNILATERAL.

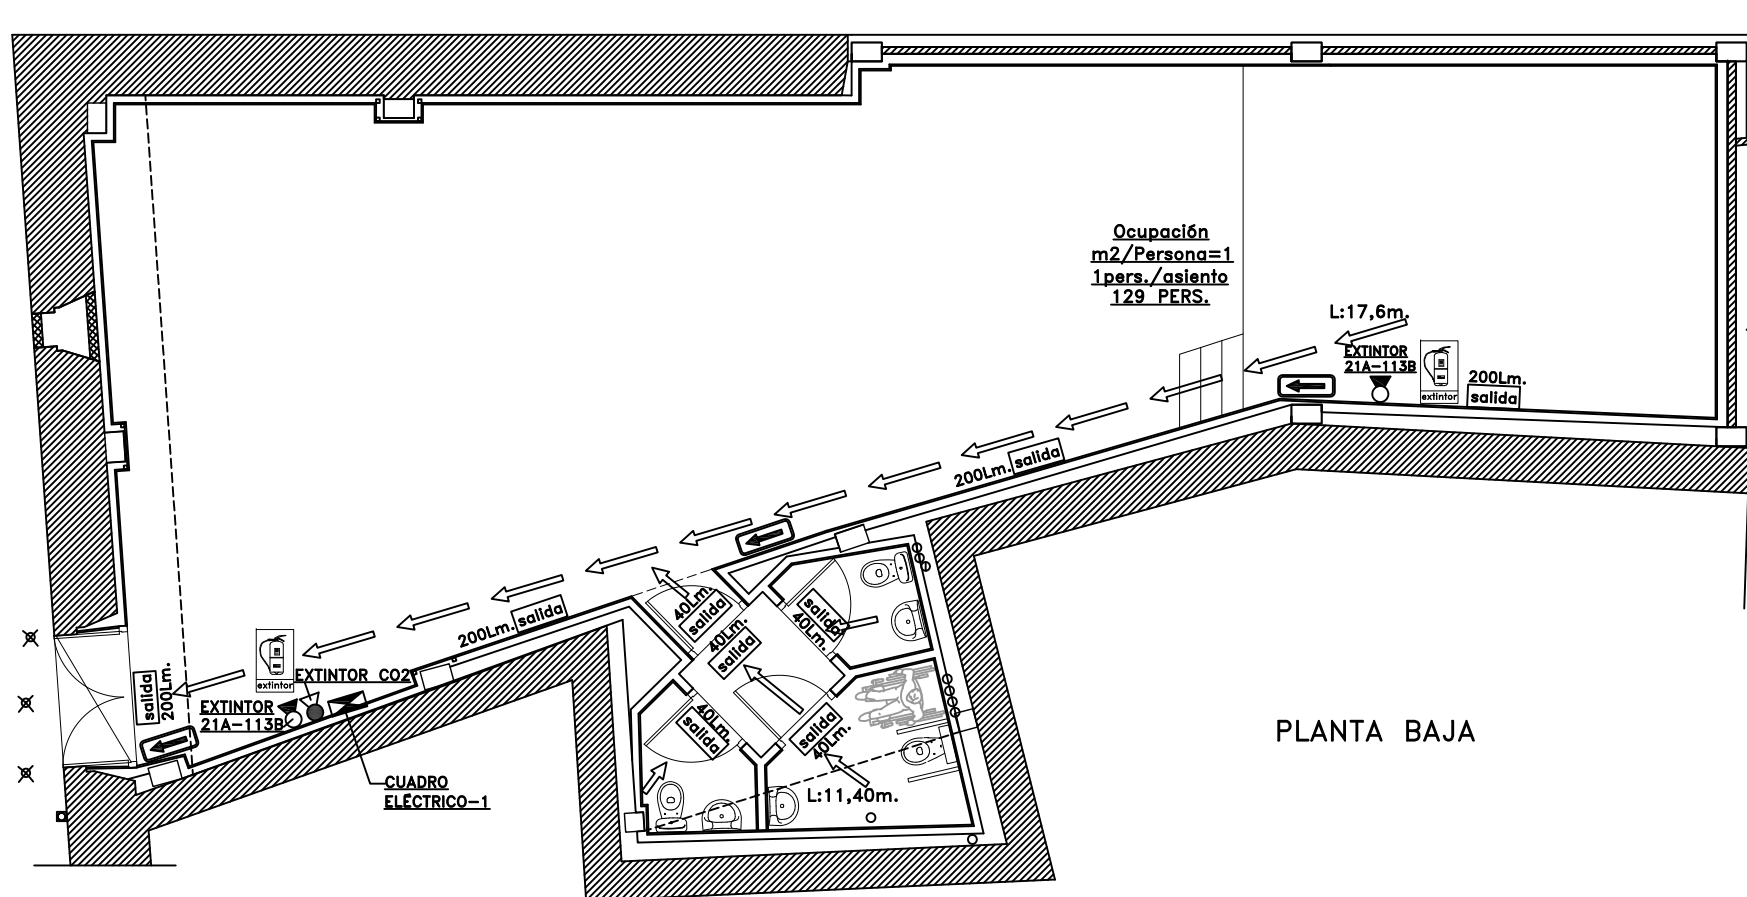


PLANTA BAJA

LEYENDA PREVENCIÓN Y EVACUACIÓN


	EXTINTOR 21A-113B de 6 kg.
	EXTINTOR co2 de 2 kg. en cuadros eléctricos
	ALUMBRADO DE EMERGENCIA
	SEÑAL LUMINISCENTE EXTINCIÓN INCENDIOS
	RECORRIDO DE EVACUACIÓN
	SEÑAL LUMINISCENTE EVACUACIÓN
TODOS LOS EXTINTORES IRÁN SEÑALIZADOS MEDIANTE SEÑALES DEFINIDAS EN LA NORMA UNE 23033-1 Y CUYO TAMAÑO SEA: - 210x210 SI DISTANCIA OBSERVACIÓN DE LA SEÑAL <10M. - 420x420 SI DISTANCIA OBSERVACIÓN DE LA SEÑAL ENTRE 10 Y 20M. - 594x594 SI DISTANCIA OBSERVACIÓN DE LA SEÑAL ENTRE 20 Y 30M.	

SUELO, PAREDES Y TECHOS EI-120

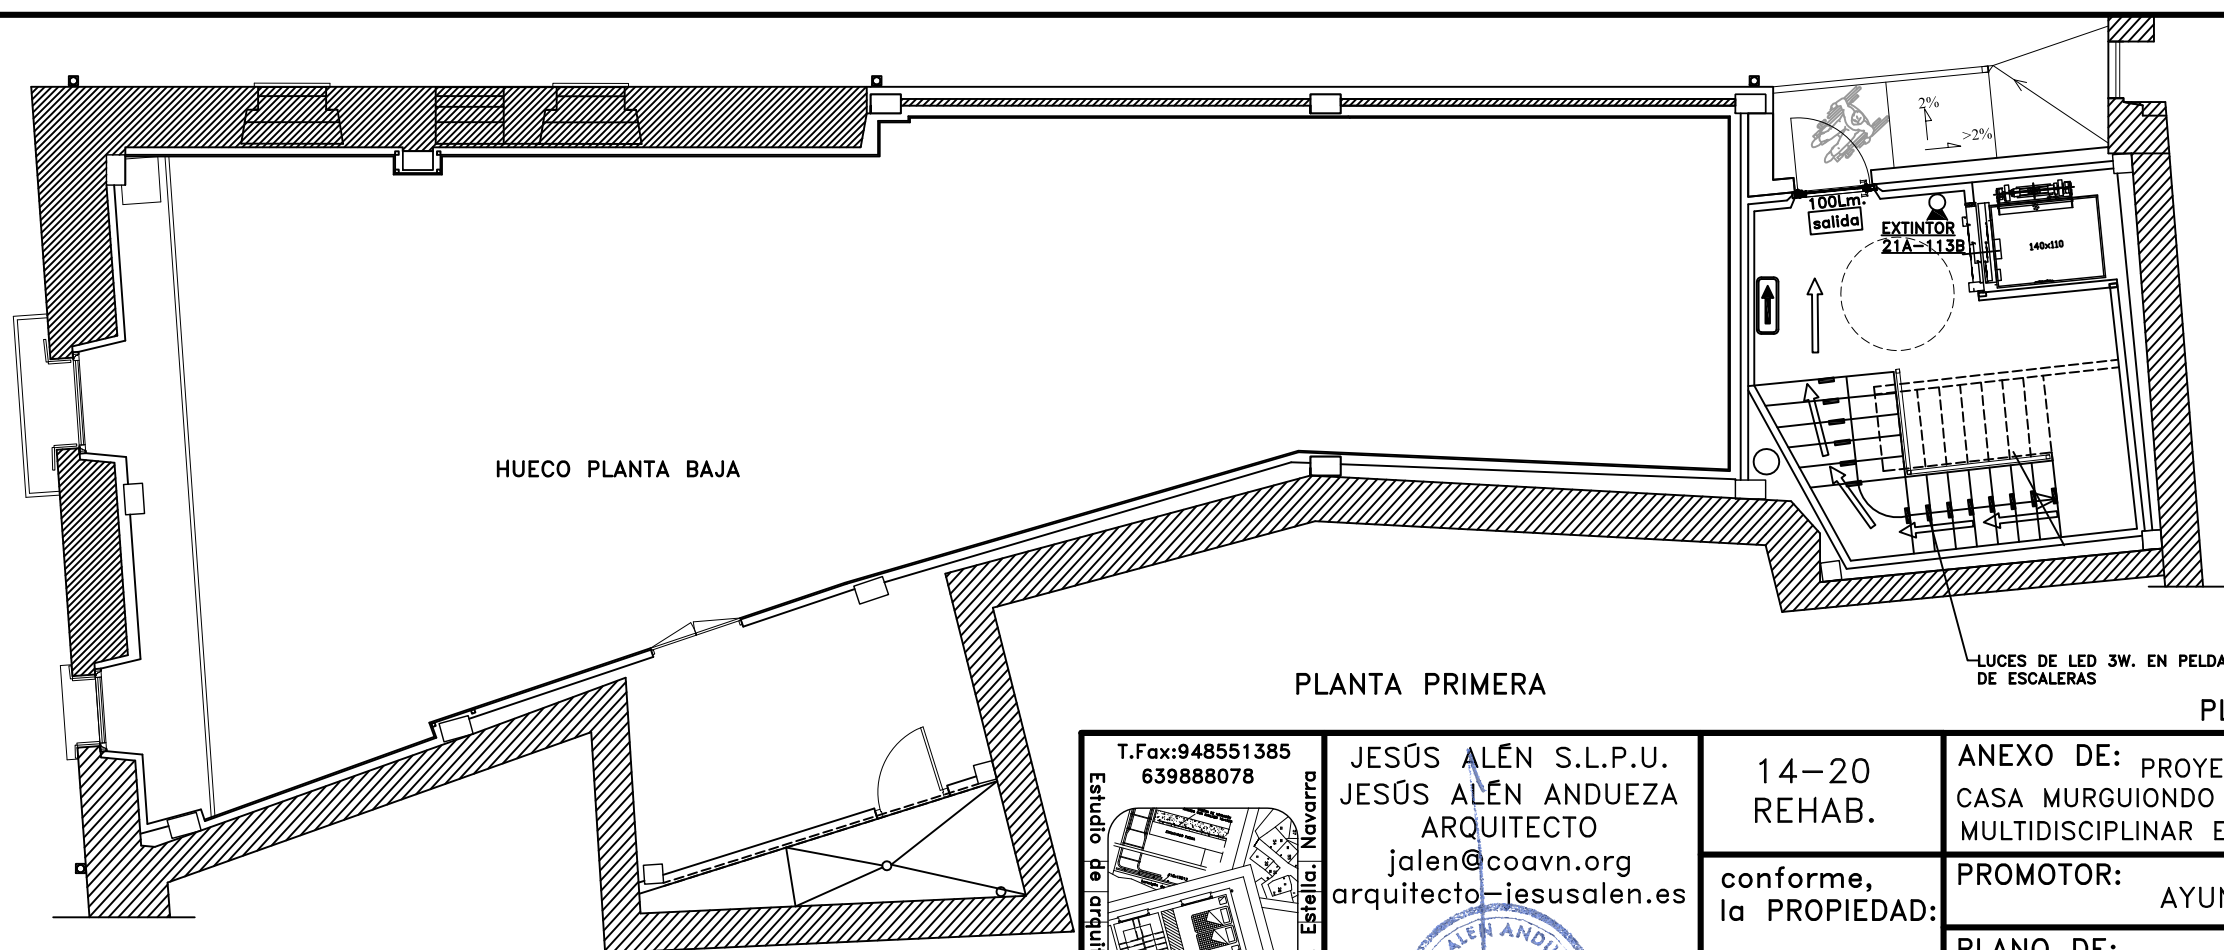


PLANTA PRIMERA

PLANOS REFORMADOS TRAS LA FASE 1

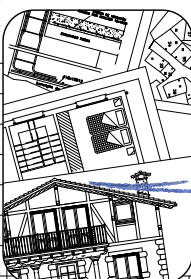
T.Fax:948551385 639888078	 Estudio de arquitectura, diseño y urbanismo. Andía, 10. 1º d. Estella, Navarra	JESÚS ALÉN S.L.P.U. JESÚS ALÉN ANDUEZA ARQUITECTO jalen@coavn.org arquitecto-jesusalen.es	14-20 REHAB.	ANEXO DE: PROYECTO DE REHABILITACIÓN DE FASE 2 CASA MURGUIONDO COMO ESPACIO SOCIOCULTURAL DE USO MULTIDISCIPLINAR EN CALLE LA FUENTE N°. 6 DE ARRÓNIZ	
		conforme, la PROPIEDAD:	PROMOTOR: AYUNTAMIENTO DE ARRÓNIZ	PLANO DE: ESTADO REFORMADO: PLANTAS BAJA Y PRIMERA: PREV. DE INCENDIO Y RECORRIDOS DE EVACUACIÓN	
		SITUACIÓN: ARRÓNIZ	ESCALA: 1/100	FECHA: ABRIL-2021	

21

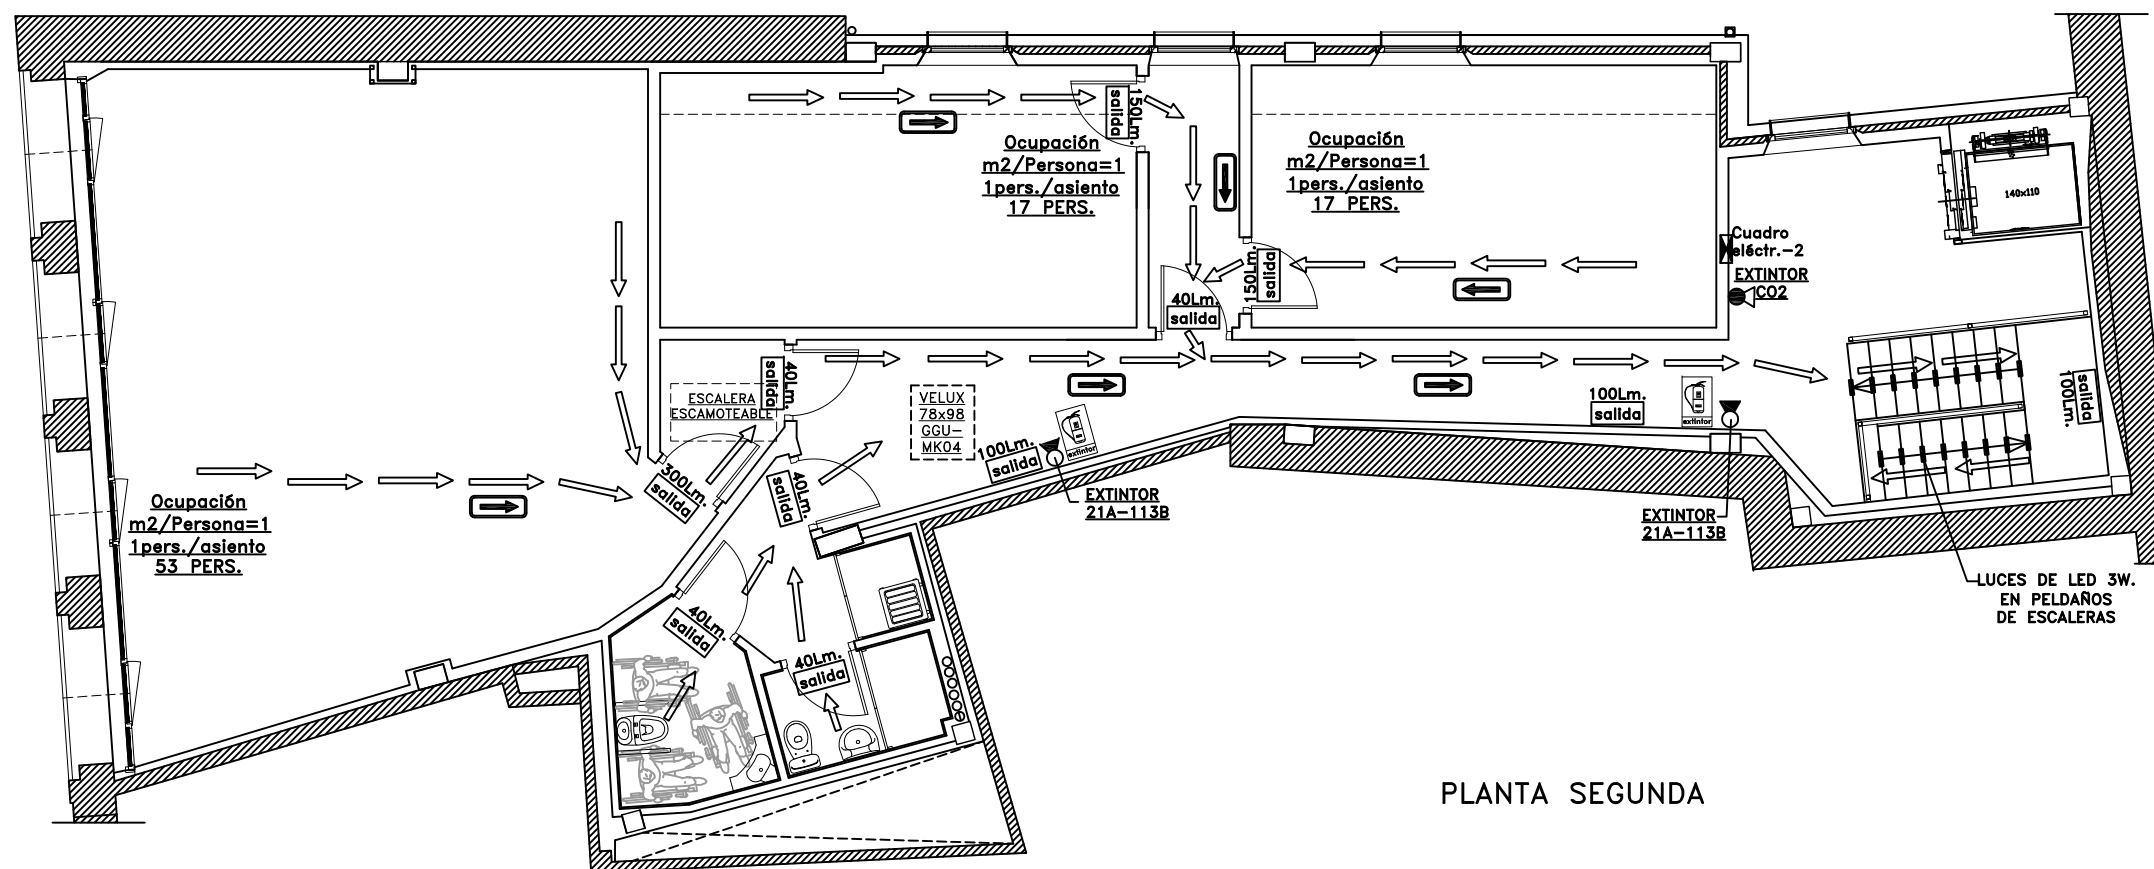

LEYENDA PREVENCIÓN Y EVACUACIÓN


	EXTINTOR 21A-113B de 6 kg.
	EXTINTOR co2 de 2 kg. en cuadros eléctricos
	ALUMBRADO DE EMERGENCIA
	SEÑAL LUMINISCENTE EXTINCIÓN INCENDIOS
	RECORRIDO DE EVACUACIÓN
	SEÑAL LUMINISCENTE EVACUACIÓN
TODOS LOS EXTINTORES IRÁN SEÑALIZADOS MEDIANTE SEÑALES DEFINIDAS EN LA NORMA UNE 23033-1 Y CUYO TAMAÑO SEA: - 210x210 SI DISTANCIA OBSERVACIÓN DE LA SEÑAL <10M. - 420x420 SI DISTANCIA OBSERVACIÓN DE LA SEÑAL ENTRE 10 Y 20M. - 594x594 SI DISTANCIA OBSERVACIÓN DE LA SEÑAL ENTRE 20 Y 30M.	
SUELO, PAREDES Y TECHOS EI-120	

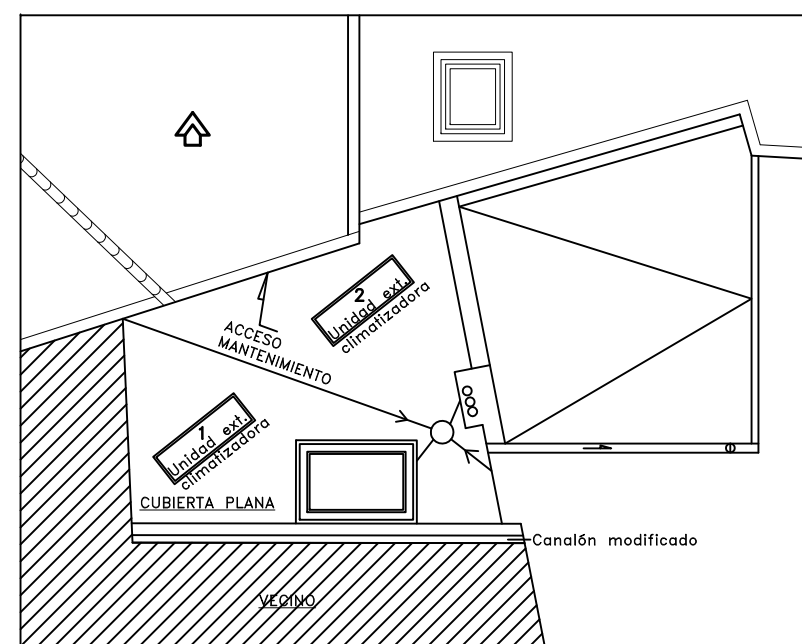

PLANOS REFORMADOS TRAS LA FASE 1

 T.Fax: 948551385 639888078 Andía, 10. 1º d. Estrella, Navarra	JESÚS ALÉN S.L.P.U. JESÚS ALÉN ANDUEZA ARQUITECTO jalen@coavn.org arquitecto-iesusalen.es	14-20 REHAB.	ANEXO DE: PROYECTO DE REHABILITACIÓN DE FASE 2 CASA MURGUIONDO COMO ESPACIO SOCIOCULTURAL DE USO MULTIDISCIPLINAR EN CALLE LA FUENTE N°. 6 DE ARRÓNIZ	
			PROMOTOR: AYUNTAMIENTO DE ARRÓNIZ	
			PLANO DE: ESTADO REFORMADO: PLANTA SEGUNDA: PREV. DE INCENDIOS Y RECORRIDOS DE EVACUACIÓN	
			SITUACIÓN: ARRÓNIZ	ESCALA: 1/100 FECHA: ABRIL-2021


22

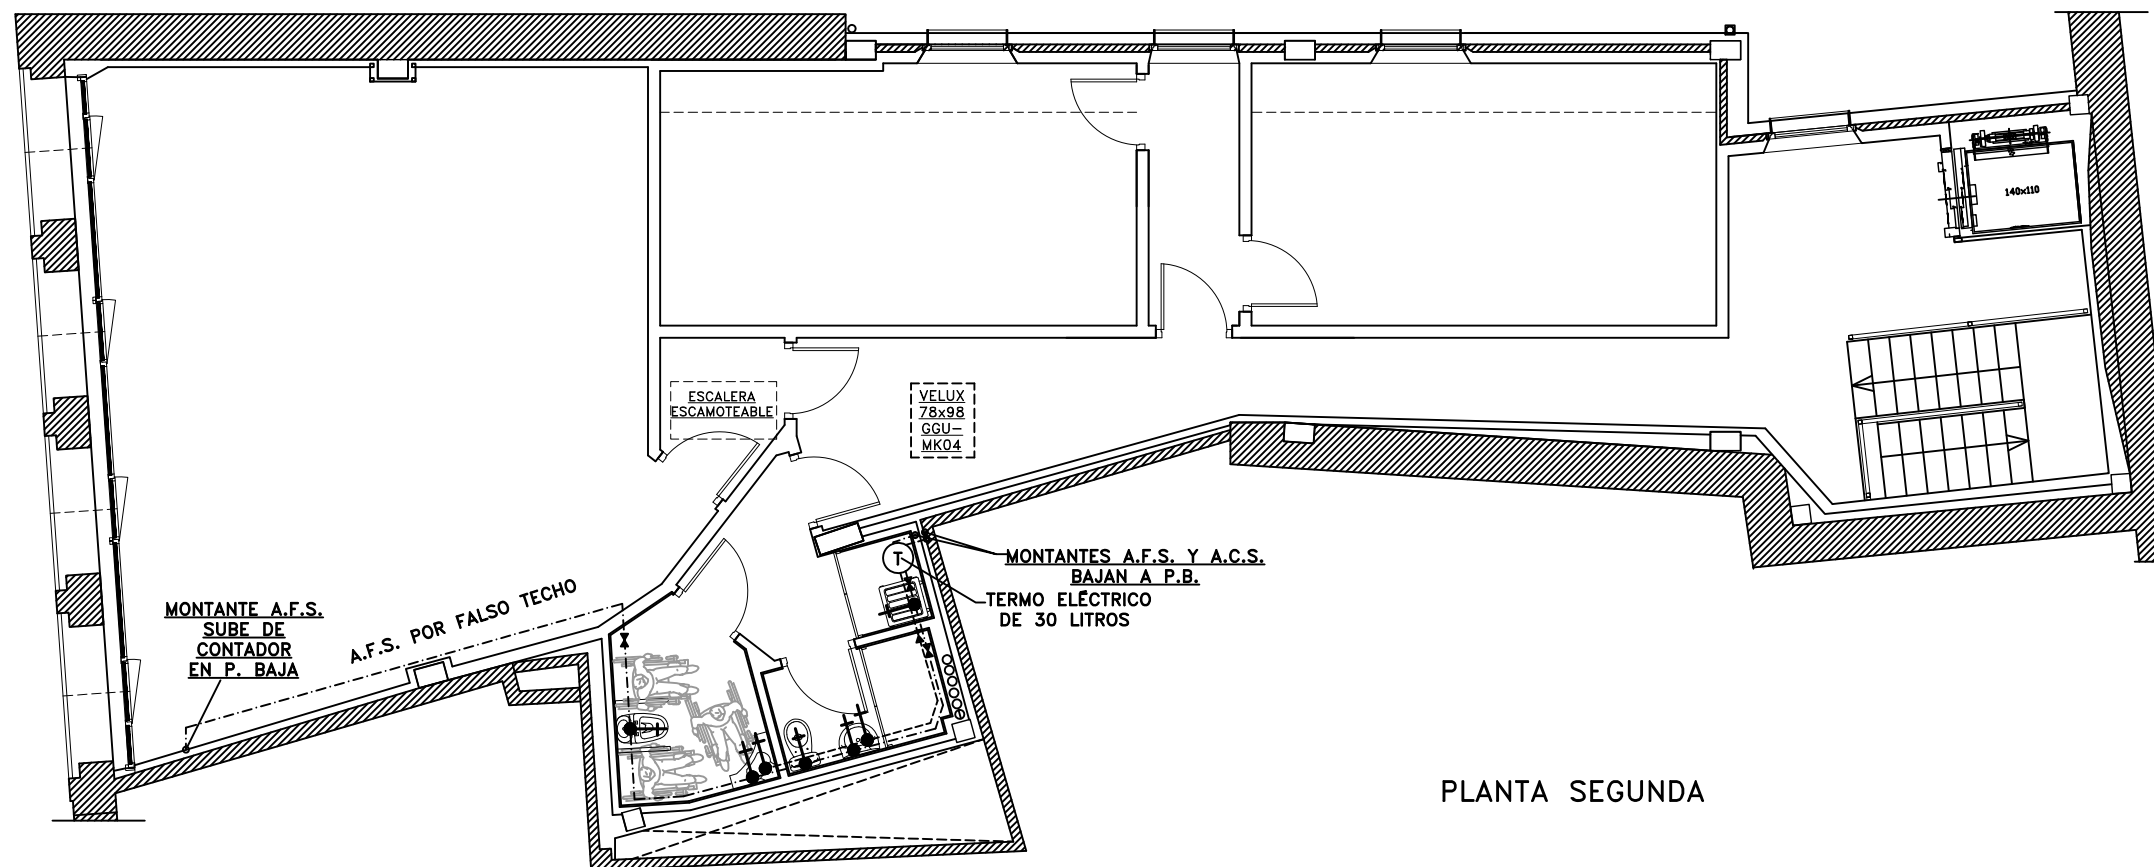

PLANTA SEGUNDA

LEYENDA FONTANERÍA	
	Contador EN FACHADA SUROESTE
	Tubería polibutileno aislado agua caliente
	Tubería polibutileno aislado agua fría
	Llave de paso
	Grifo o toma
	Montante
	Termo vertical de agua caliente de 30 litros en armario de planta segunda zona aseos
Se colocarán llaves de paso en cada zona húmeda	


CAUDAL INSTANTÁNEO MÍNIMO PARA CADA APARATO (según DB-HS4)		
Tipo de aparato	Caudal inst. mín. AF (dm3/s)	Caudal inst. mín. ACS (dm3/s)
Lavabo	0,05	0,03
Inodoro con cisterna	0,10	-
Inodoro con fluxor	1,25	-
Grifo aislado	0,15	0,10
Vertedero	0,20	-

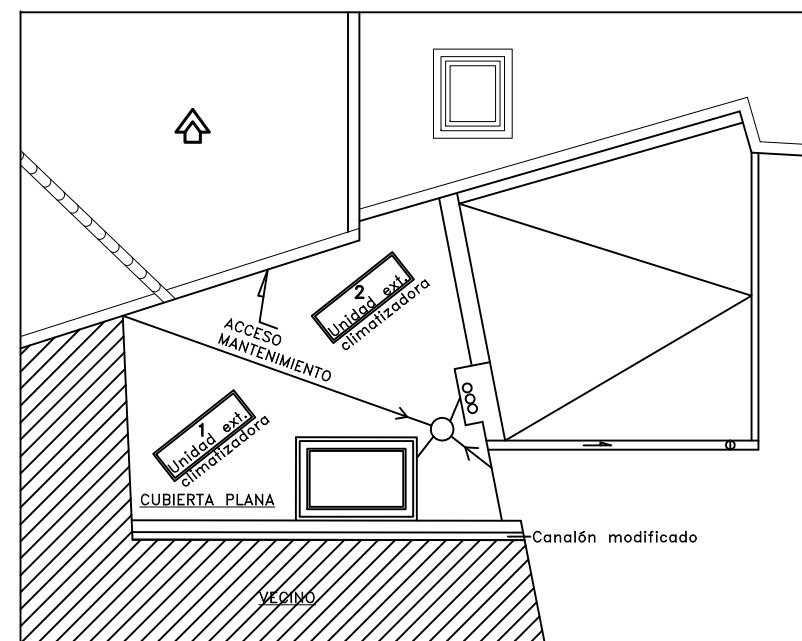

PLANOS REFORMADOS TRAS LA FASE 1

T.Fax: 948551385 639888078 Andía, 10, 1º d. Estella, Navarra	JESÚS ALÉN S.L.P.U. JESÚS ALÉN ANDUEZA ARQUITECTO jalen@coavn.org arquitecto-jesusalen.es	14-20 REHAB.	ANEXO DE: PROYECTO DE REHABILITACIÓN DE FASE 2 CASA MURGUIONDO COMO ESPACIO SOCIOCULTURAL DE USO MULTIDISCIPLINAR EN CALLE LA FUENTE N°. 6 DE ARRÓNIZ	
			PROMOTOR: AYUNTAMIENTO DE ARRÓNIZ	
			PLANO DE: ESTADO REFORMADO: PLANTA SEGUNDA FONTANERÍA	
			SITUACIÓN: ARRÓNIZ	ESCALA: 1/100 FECHA: ABRIL-2021


24

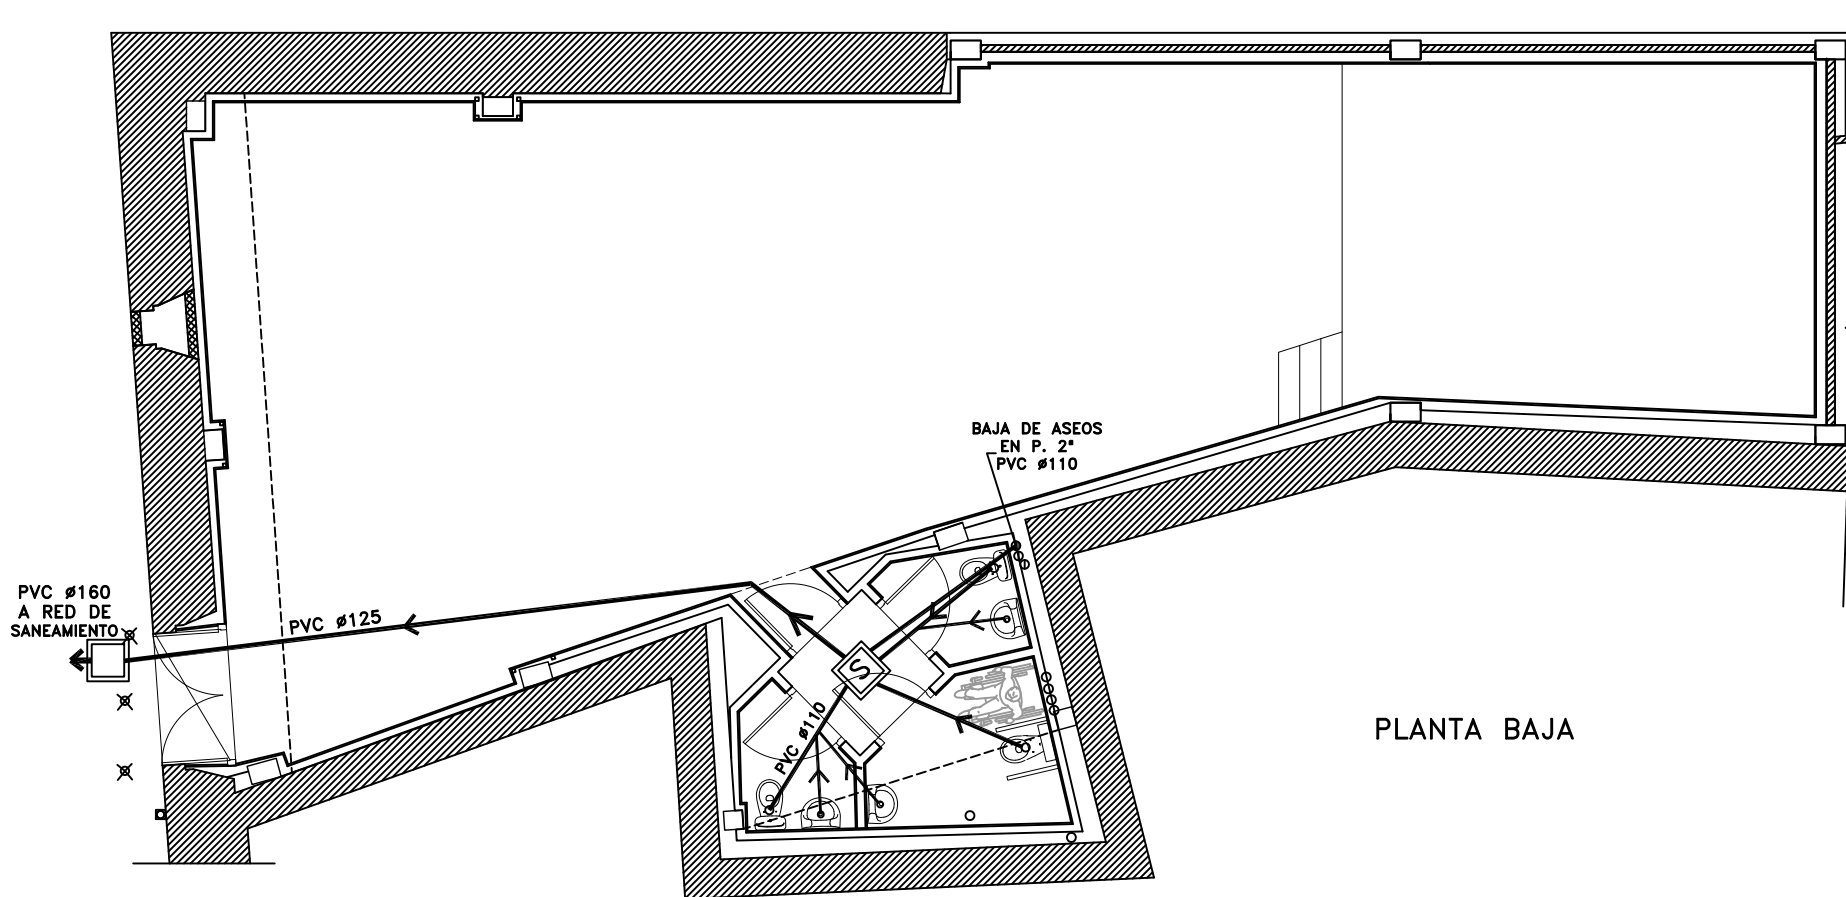

LEYENDA SANEAMIENTO	
	Red de saneamiento
	Bote sifónico
	Bajante
	Arqueta saneamiento 55X55
NOTA: Registros en cambios de nivel y dirección	


DIÁMETROS MÍNIMOS DE DERIVACIONES A LOS APARATOS		
Tipo de aparato	D. nom. ramal enlace Tubo de acero	D. mín. sifón (según DB-HS5)
Lavabo	1/2"	32
Inodoro con cisterna	1/2"	100
Inodoro con fluxor	1"-1 1/2"	100
Vertedero	3/4"	-

PLANTA BAJA

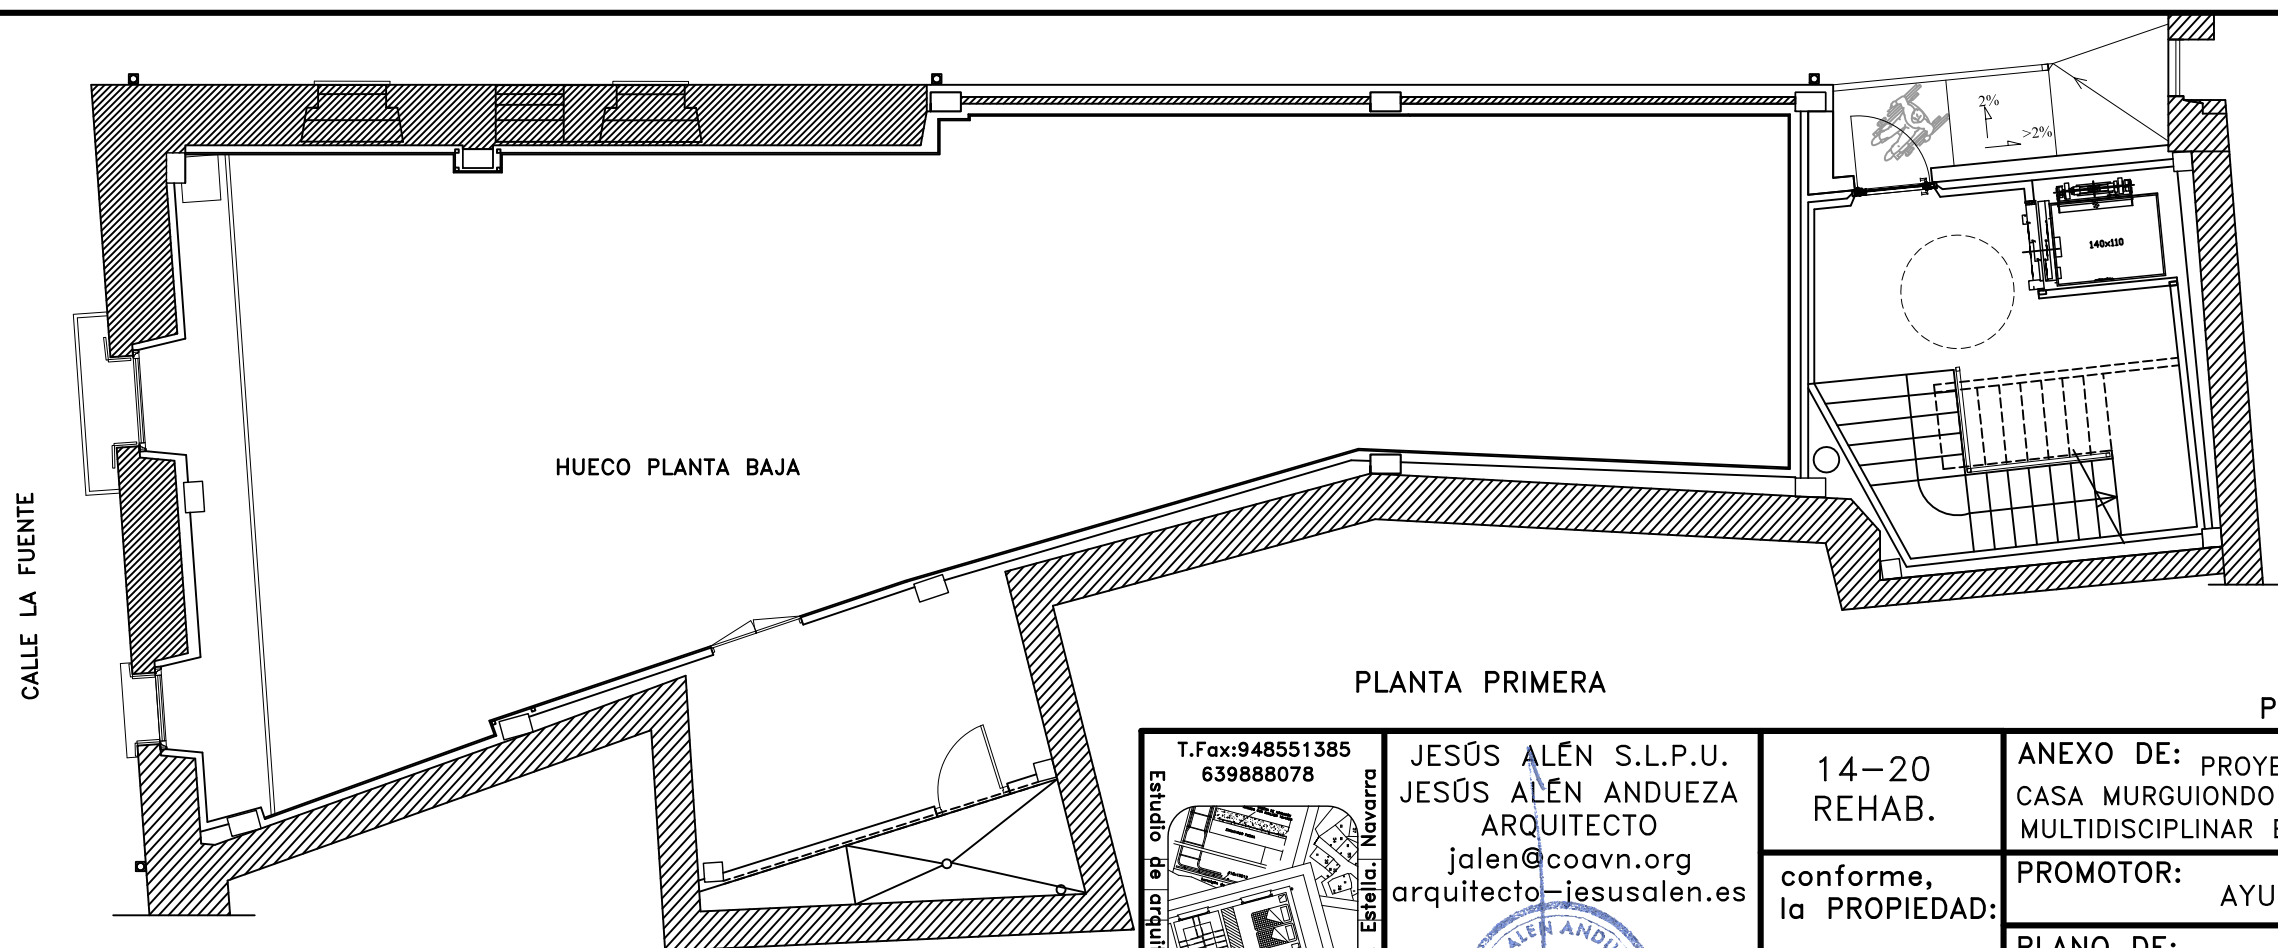


PLANTA PRIMERA


PLANOS REFORMADOS TRAS LA FASE 1

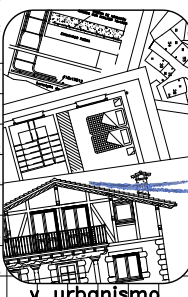Estudio de arquitectura, diseño y urbanismo.  T.Fax:948551385 639888078 Andía, 10, 1º d. Estella, Navarra	JESÚS ALÉN S.L.P.U. JESÚS ALÉN ANDUEZA ARQUITECTO jalen@coavn.org arquitecto-jesusalen.es 	14-20 REHAB. conforme, la PROPIEDAD:	ANEXO DE: PROYECTO DE REHABILITACIÓN DE FASE 2 CASA MURGUIONDO COMO ESPACIO SOCIOCULTURAL DE USO MULTIDISCIPLINAR EN CALLE LA FUENTE N°. 6 DE ARRÓNIZ PROMOTOR: AYUNTAMIENTO DE ARRÓNIZ PLANO DE: ESTADO REFORMADO: PLANTA BAJA: SANEAMIENTO		
	ESTE DOCUMENTO ES COPIA DEL ORIGINAL, DEL QUE ES SU AUTOR JESÚS ALÉN S.L.P.U. O JESÚS ALÉN ANDUEZA. SU UTILIZACIÓN TOTAL O PARCIAL, ASÍ COMO CUALQUIER CESIÓN A TERCEROS, REQUERIRÁ LA PREVIA Y EXPRESA AUTORIZACIÓN DE SU AUTOR, QUITANDO EN TODO CASO, PROHIBIDA CUALQUIER MODIFICACIÓN UNILATERAL		SITUACIÓN: ARRÓNIZ	ESCALA: 1/100 FECHA: ABRIL-2021	25

ESTE DOCUMENTO ES COPIA DEL ORIGINAL, DEL QUE ES SU AUTOR JESÚS ALÉN S.L.P.U. O JESÚS ALÉN ANDUEZA. SU UTILIZACIÓN TOTAL O PARCIAL, ASÍ COMO CUALQUIER CESIÓN A TERCEROS, REQUERIRÁ LA PREVIA Y EXPRESA AUTORIZACIÓN DE SU AUTOR, QUEDANDO EN TODO CASO PROHIBIDA CUALQUIER MODIFICACIÓN UNILATERAL.

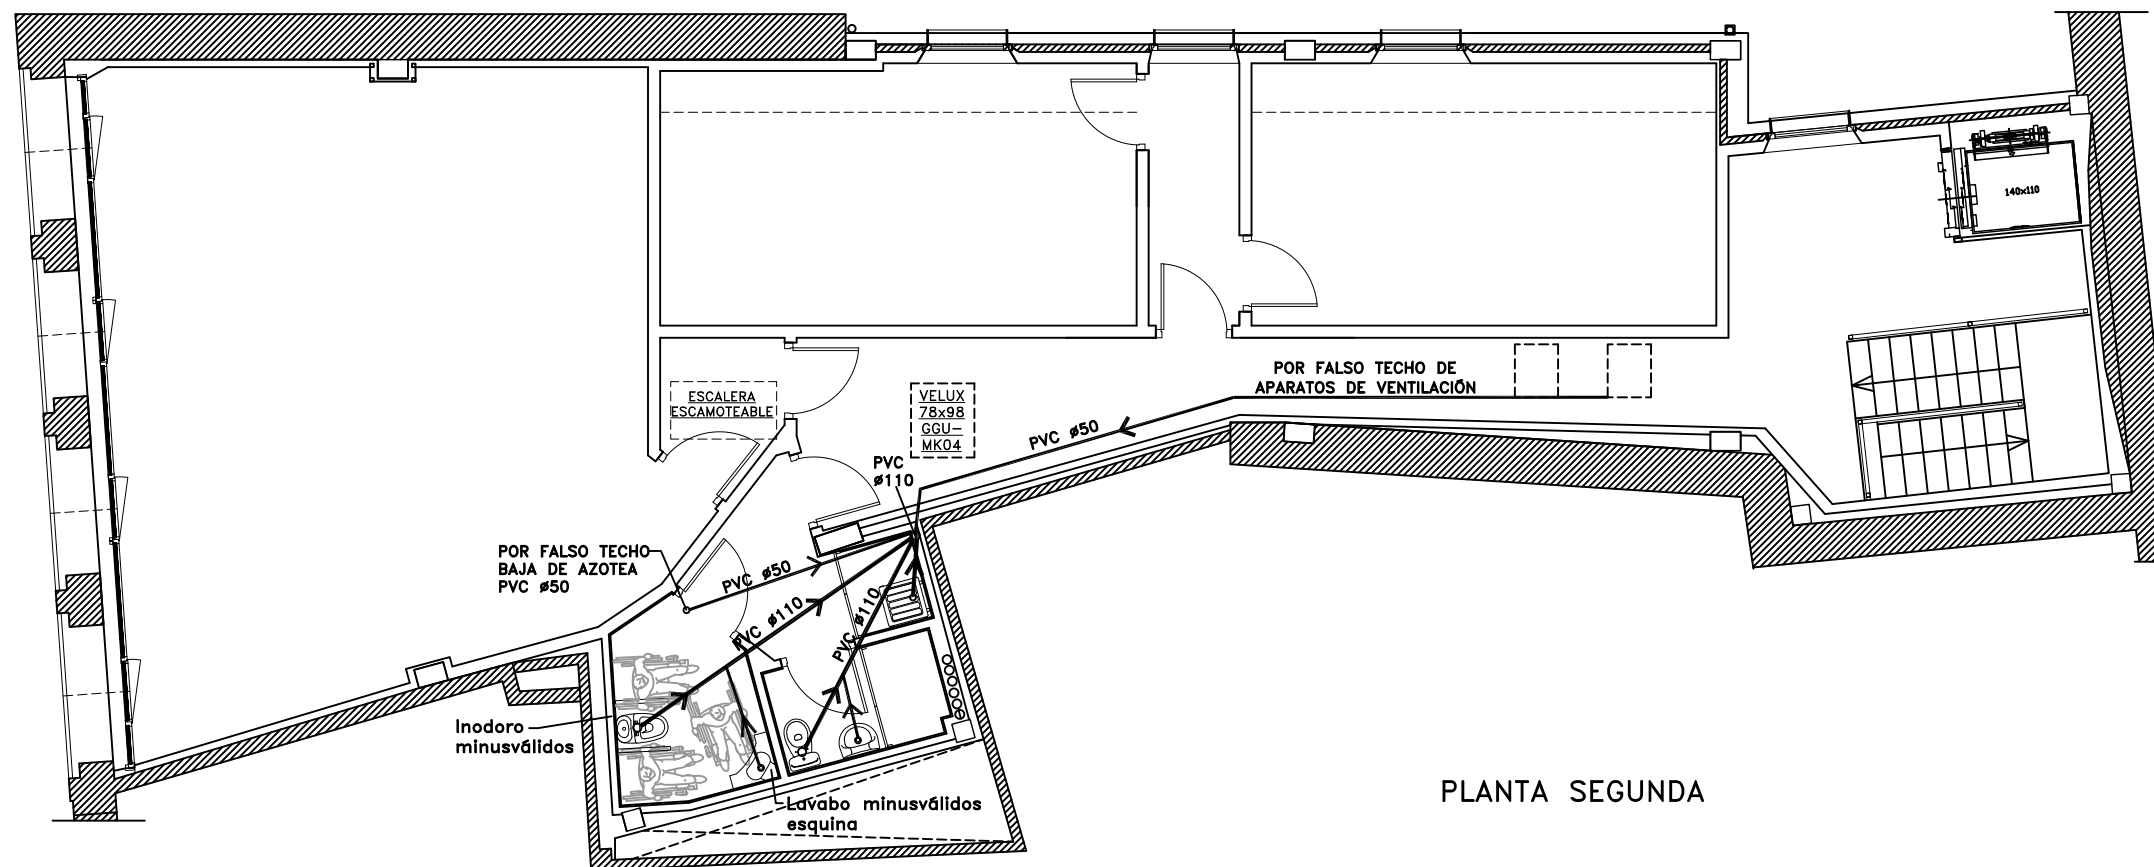


PLANTA SEGUNDA

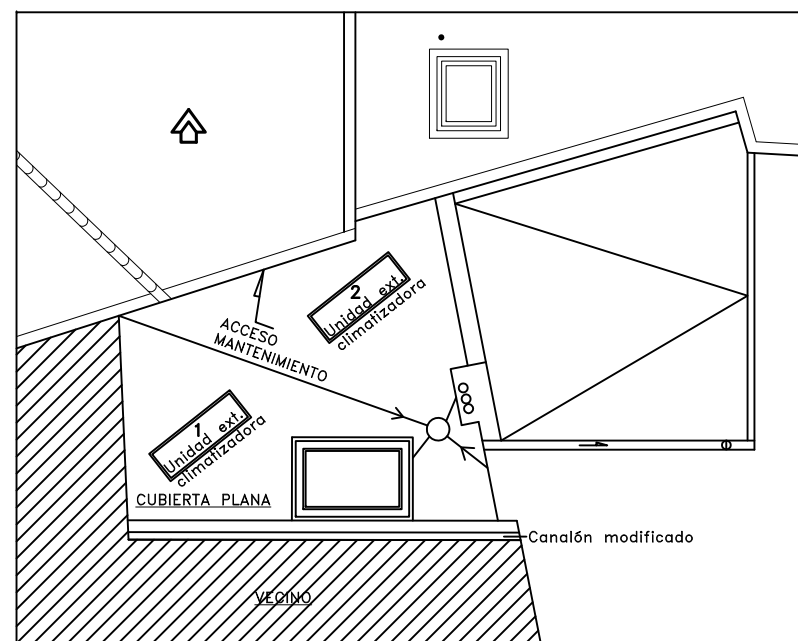


DIÁMETROS MÍNIMOS DE DERIVACIONES A LOS APARATOS		
Tipo de aparato	D. nom. ramal enlace Tubo de acero	D. mín. sifón (según DB-HS5)
Lavabo	1/2"	32
Inodoro con cisterna	1/2"	100
Inodoro con fluxor	1"-1 1/2"	100
Vertedero	3/4"	-

LEYENDA SANEAMIENTO	
	Red de saneamiento
	Bote sifónico
	Bajante
	Arqueta saneamiento 55X55
NOTA: Registros en cambios de nivel y dirección	

PLANOS REFORMADOS TRAS LA FASE 1

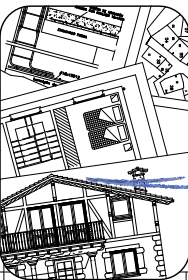
T.Fax:948551385 639888078 Estudio de arquitectura, diseño y urbanismo.  Andía, 10.º d. Estella, Navarra	JESÚS ALÉN S.L.P.U. JESÚS ALÉN ANDUEZA ARQUITECTO jalen@coavn.org arquitecto-jesusalen.es 	14-20 REHAB.	ANEXO DE: PROYECTO DE REHABILITACIÓN DE FASE 2 CASA MURGUIONDO COMO ESPACIO SOCIOCULTURAL DE USO MULTIDISCIPLINAR EN CALLE LA FUENTE N°. 6 DE ARRÓNIZ				
			conforme, la PROPIEDAD:	PROMOTOR: AYUNTAMIENTO DE ARRÓNIZ			
					PLANO DE: ESTADO REFORMADO: PLANTA SEGUNDA: SANEAMIENTO		
		SITUACIÓN:		ESCALA: 1/100		26	
		ARRÓNIZ		FECHA: ABRIL-2021			

ESTE DOCUMENTO ES COPIA DEL ORIGINAL, DEL QUE ES SU AUTOR JESÚS ALÉN S.L.P.U. O JESÚS ALÉN ANDUEZA. SU UTILIZACIÓN TOTAL O PARCIAL, ASÍ COMO CUALQUIER CESIÓN A TERCEROS, REQUERIRÁ LA PREVIA Y EXPRESA AUTORIZACIÓN DE SU AUTOR, QUEDANDO EN TODO CASO PROHIBIDA CUALQUIER MODIFICACIÓN UNILATERAL.

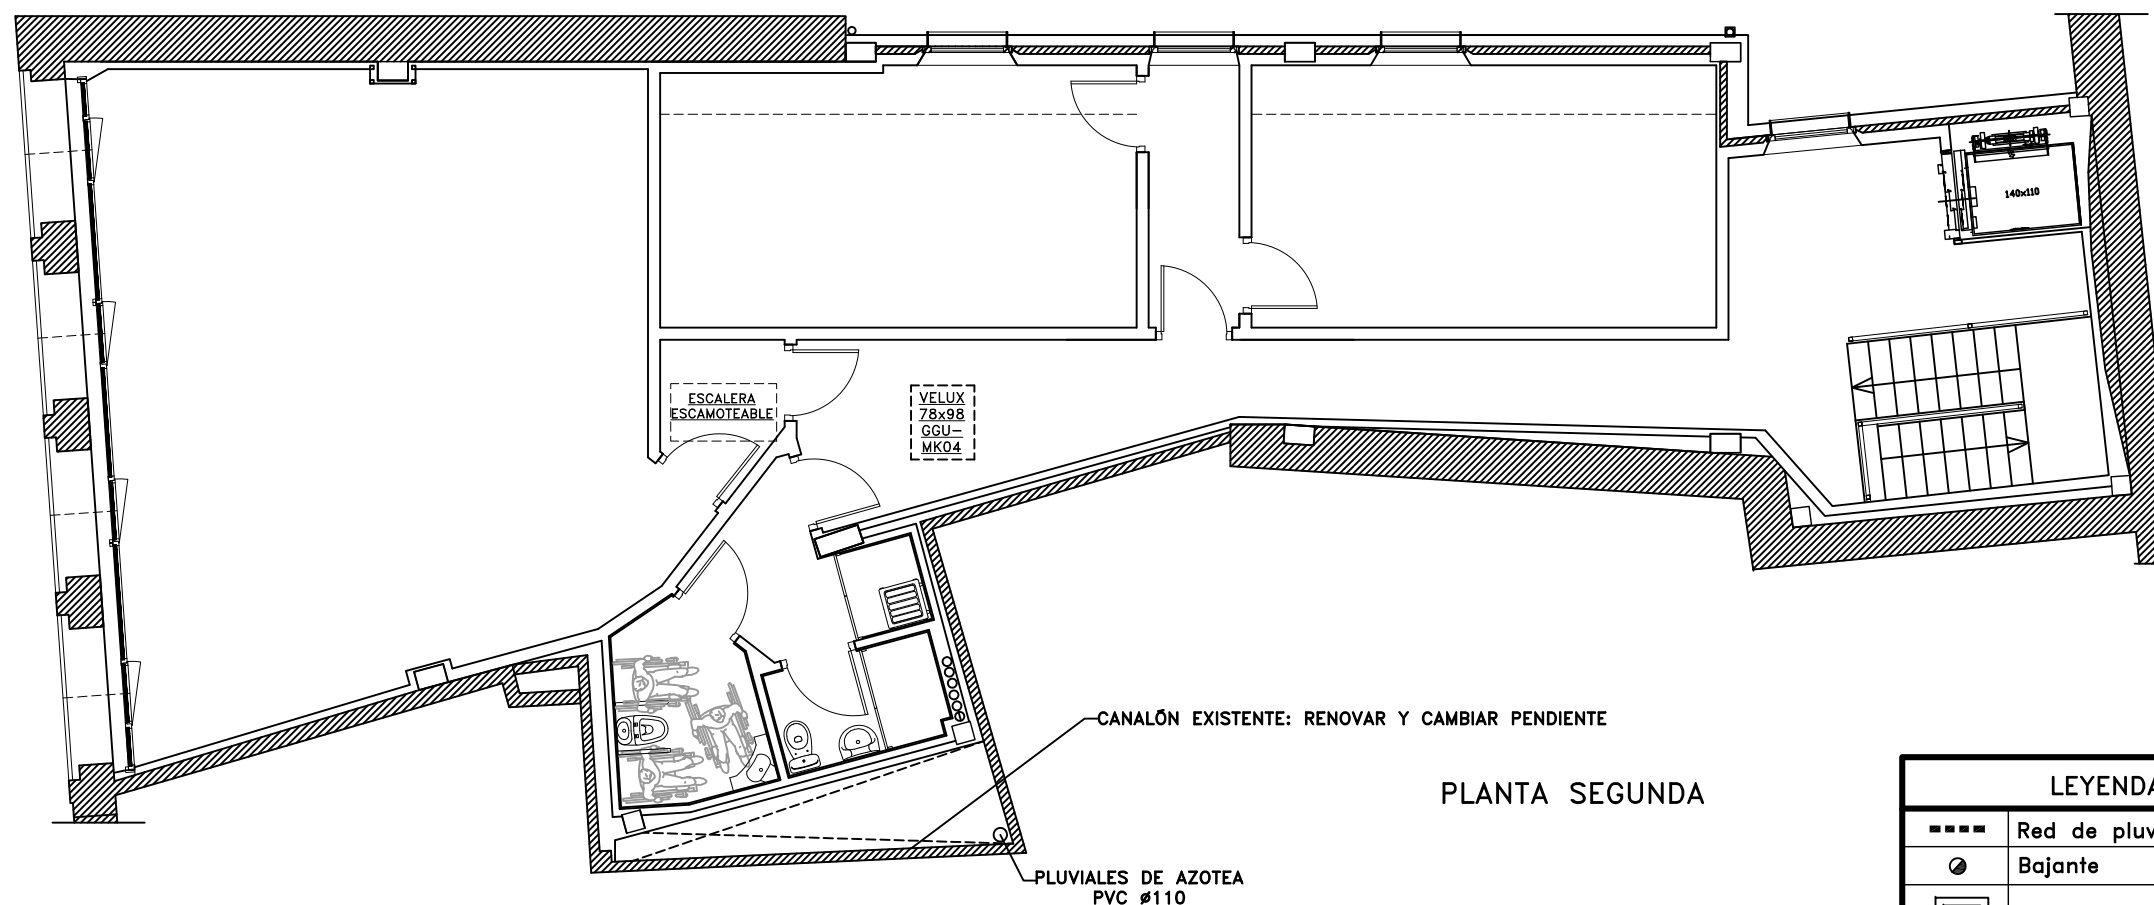


PLANTA SEGUNDA


LEYENDA PLUVIALES	
----	Red de pluviales PVC
●	Bajante
PL	Arqueta pluviales 55X55

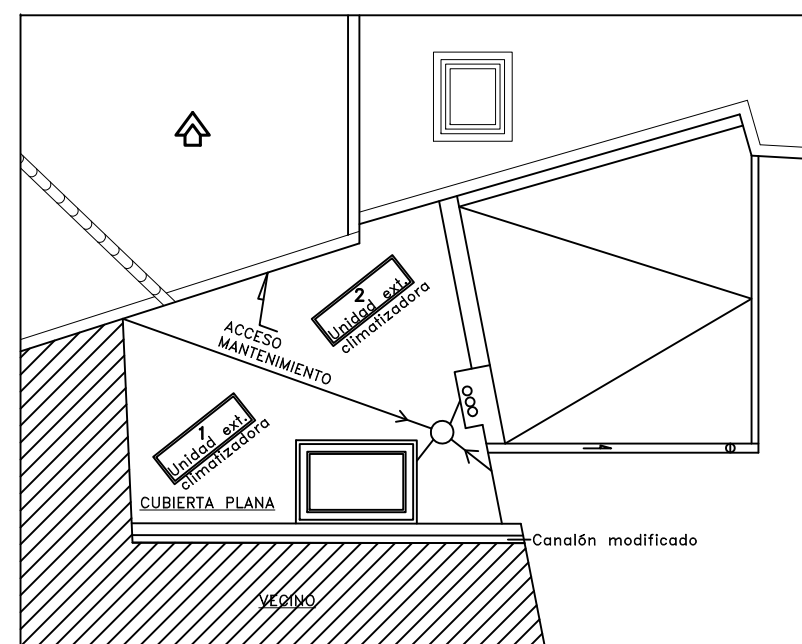



PLANOS REFORMADOS TRAS LA FASE 1

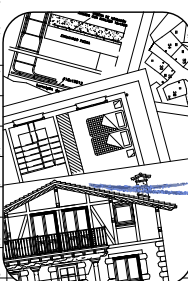Estudio de arquitectura, diseño y urbanismo.  Andía, 10, 1º d. Estella, Navarra	T.Fax:948551385 639888078 JESÚS ALÉN S.L.P.U. JESÚS ALÉN ANDUEZA ARQUITECTO jalen@coavn.org arquitecto-jesusalen.es 	14-20 REHAB. conforme, la PROPIEDAD:	ANEXO DE: PROYECTO DE REHABILITACIÓN DE FASE 2 CASA MURGUIONDO COMO ESPACIO SOCIOCULTURAL DE USO MULTIDISCIPLINAR EN CALLE LA FUENTE N°. 6 DE ARRÓNIZ PROMOTOR: AYUNTAMIENTO DE ARRÓNIZ PLANO DE: ESTADO REFORMADO: P. SEGUNDA Y CUBIERTAS: PLUVIALES		
	SITUACIÓN: ARRÓNIZ		ESCALA: 1/100 FECHA: ABRIL-2021	28	

ESTE DOCUMENTO ES COPIA DEL ORIGINAL, DEL QUE ES SU AUTOR JESÚS ALÉN S.L.P.U. O JESÚS ALÉN ANDUEZA. SU UTILIZACIÓN TOTAL O PARCIAL, ASÍ COMO CUALQUIER CESIÓN A TERCEROS, REQUERIRÁ LA PREVIA Y EXPRESA AUTORIZACIÓN DE SU AUTOR, QUEDANDO EN TODO CASO PROHIBIDA CUALQUIER MODIFICACIÓN UNILATERAL.

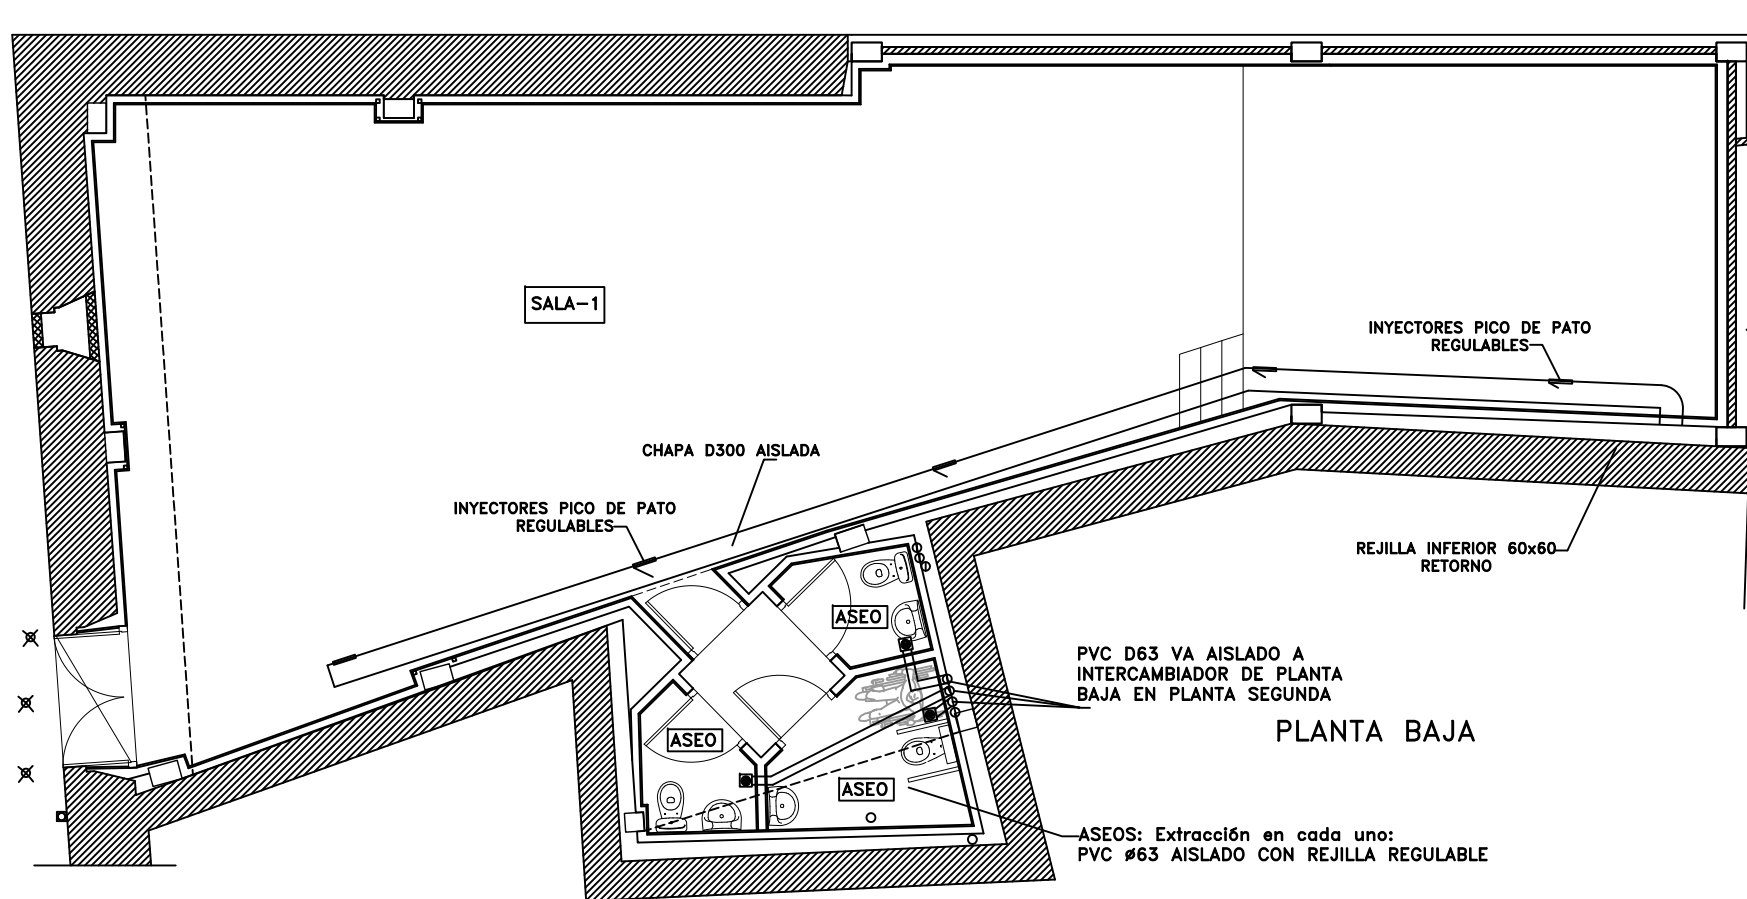

ENTRADA DE AIRE D80 DESDE CUBIERTA A VESTÍBULOS DE ASEOS

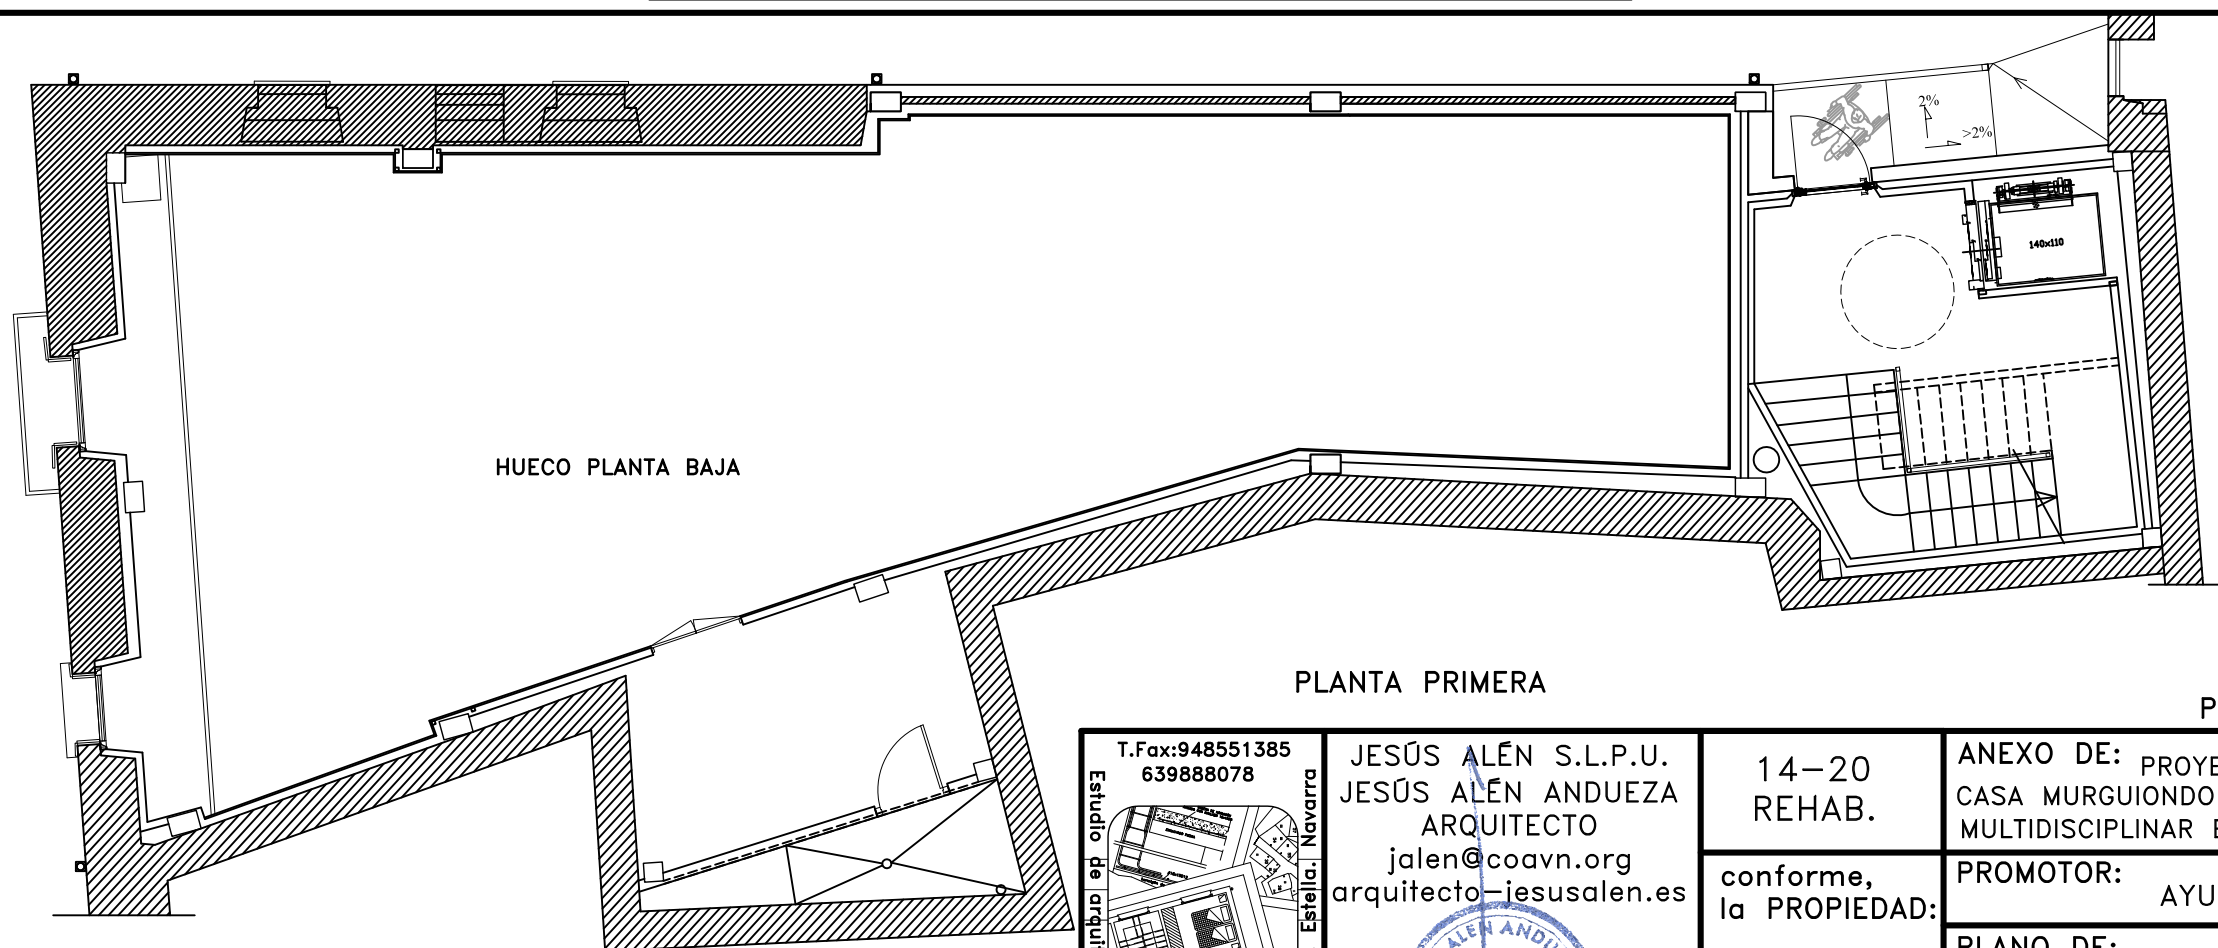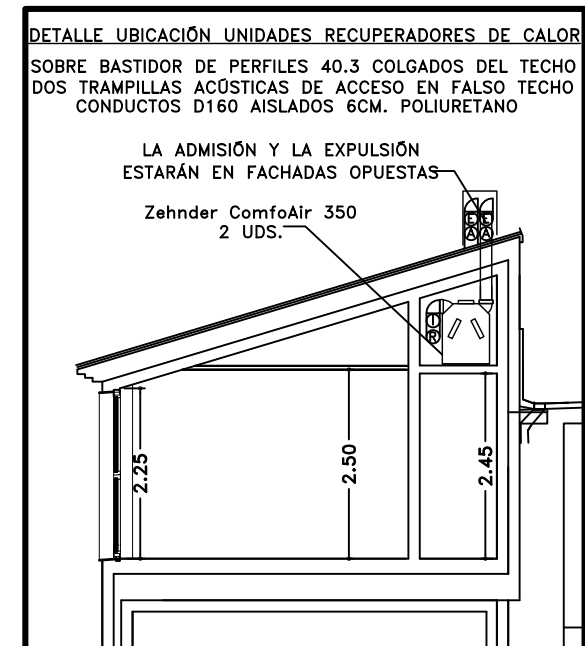

CALLE LA FUENTE

PLANOS REFORMADOS TRAS LA FASE 1

T.Fax: 948551385 639888078 Estudio de arquitectura, diseño y urbanismo. Andía, 10. 1º d. Estella, Navarra JESÚS ALÉN S.L.P.U. JESÚS ALÉN ANDUEZA ARQUITECTO jalen@coavn.org arquitecto-jesusalen.es 14-20 REHAB. conforme, la PROPIEDAD:	ANEXO DE: PROYECTO DE REHABILITACIÓN DE FASE 2	
	CASA MURGUIONDO COMO ESPACIO SOCIOCULTURAL DE USO MULTIDISCIPLINAR EN CALLE LA FUENTE N°. 6 DE ARRÓNIZ	
	PROMOTOR: AYUNTAMIENTO DE ARRÓNIZ	
	PLANO DE: ESTADO REFORMADO: PLANTAS BAJA Y PRIMERA: VENTILACIÓN	
SITUACIÓN: ARRÓNIZ	ESCALA: 1/100	29
	FECHA: ABRIL-2021	

ESTE DOCUMENTO ES COPIA DEL ORIGINAL, DEL QUE ES SU AUTOR JESÚS ALÉN S.L.P.U. O JESÚS ALÉN ANDUEZA. SU UTILIZACIÓN TOTAL O PARCIAL, ASÍ COMO CUALQUIER CESIÓN A TERCEROS, REQUERIRÁ LA PREVIA Y EXPRESA AUTORIZACIÓN DE SU AUTOR, QUEDANDO EN TODO CASO PROHIBIDA CUALQUIER MODIFICACIÓN UNILATERAL.