


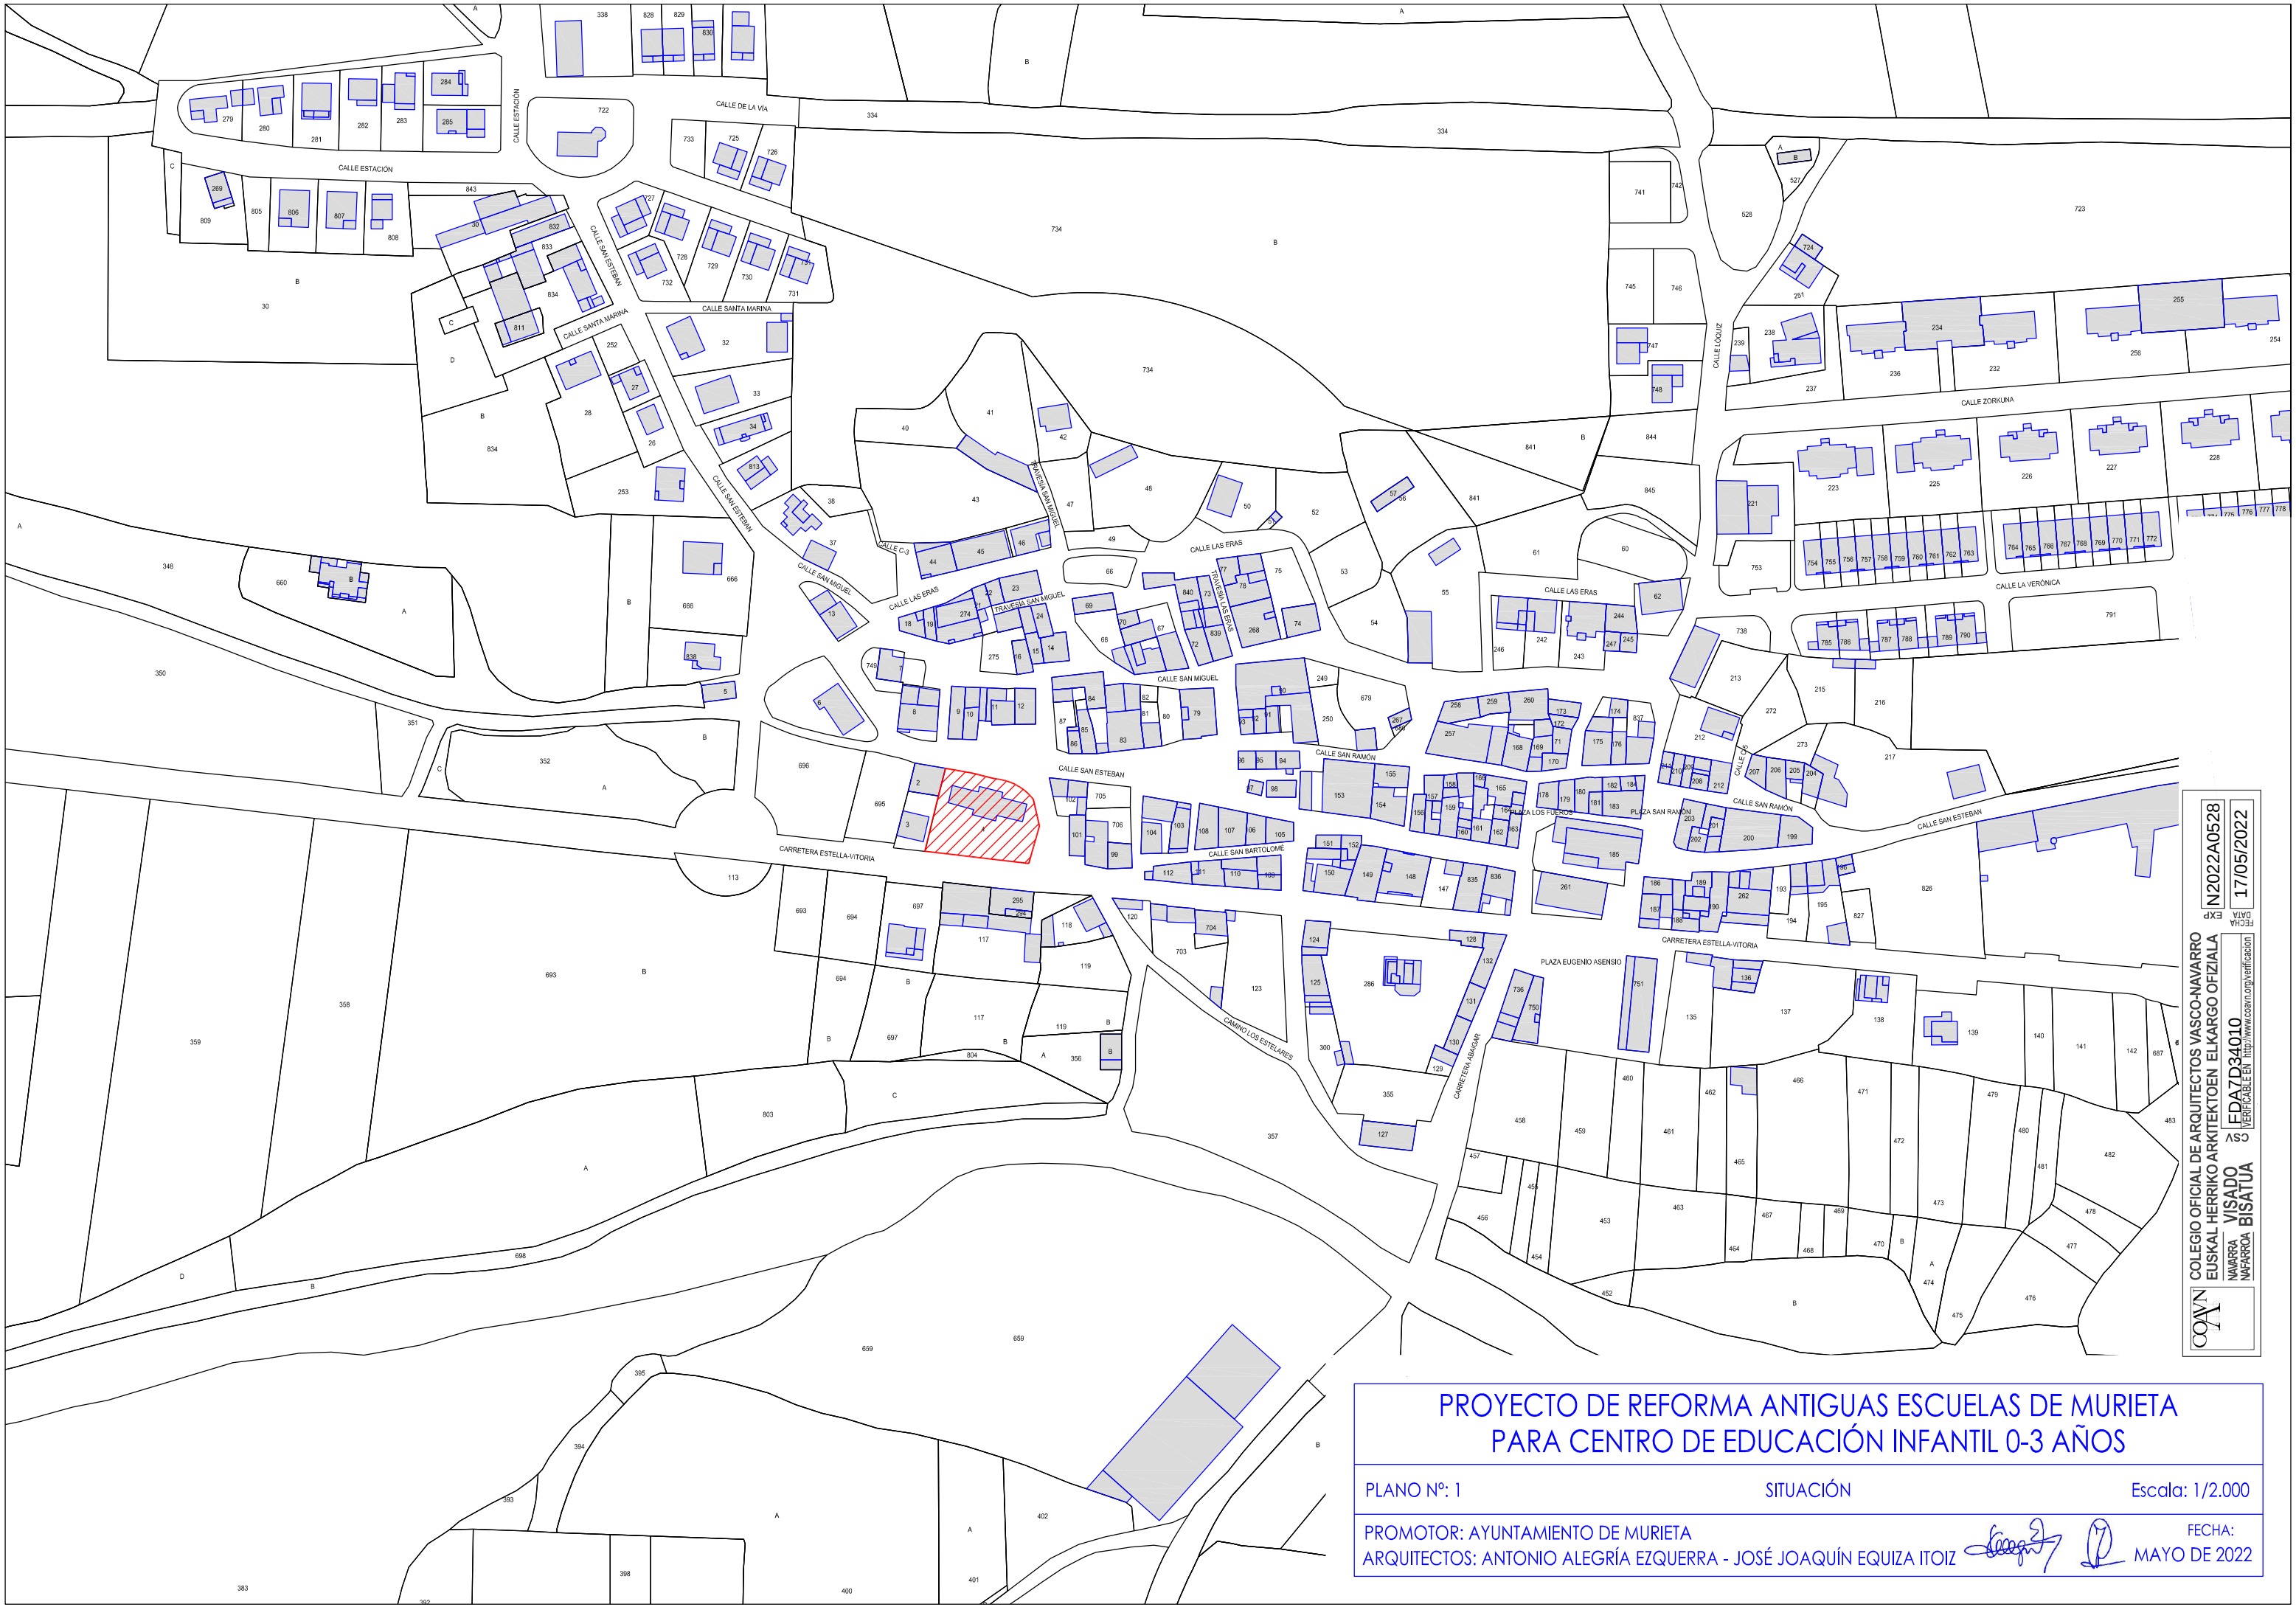

COAVN

COLEGIO OFICIAL DE ARQUITECTOS VASCO-NAVARRO
EUSKAL HERRIKO ARKITEKTOEN ELKARGO OFIZIALA
NAVARRA VISADO
INFORMACIÓN BISATUA

PROYECTO DE REFORMA ANTIGUAS ESCUELAS DE MURIETA
PARA CENTRO DE EDUCACIÓN INFANTIL 0-3 AÑOS

PLANO Nº: 1

SITUACIÓN

Escala: 1/2.000

PROMOTOR: AYUNTAMIENTO DE MURIETA
ARQUITECTOS: ANTONIO ALEGRÍA EZQUERRA - JOSÉ JOAQUÍN EQUIZA ITOIZ

FECHA:
MAYO DE 2022




COAVN

COLEGIO OFICIAL DE ARQUITECTOS VASCO-NAVARRO
EUSKAL HERRIKO ARKITEKTOEN ELKARGO OFIZIALA
NAVARRA VISADO
INFORMACIÓN BISATUA

FECHA:
MAYO DE 2022

EXP. N2022A0528
DATA 17/05/2022

VERIFICABLE EN <http://www.coavn.org/verificacion>

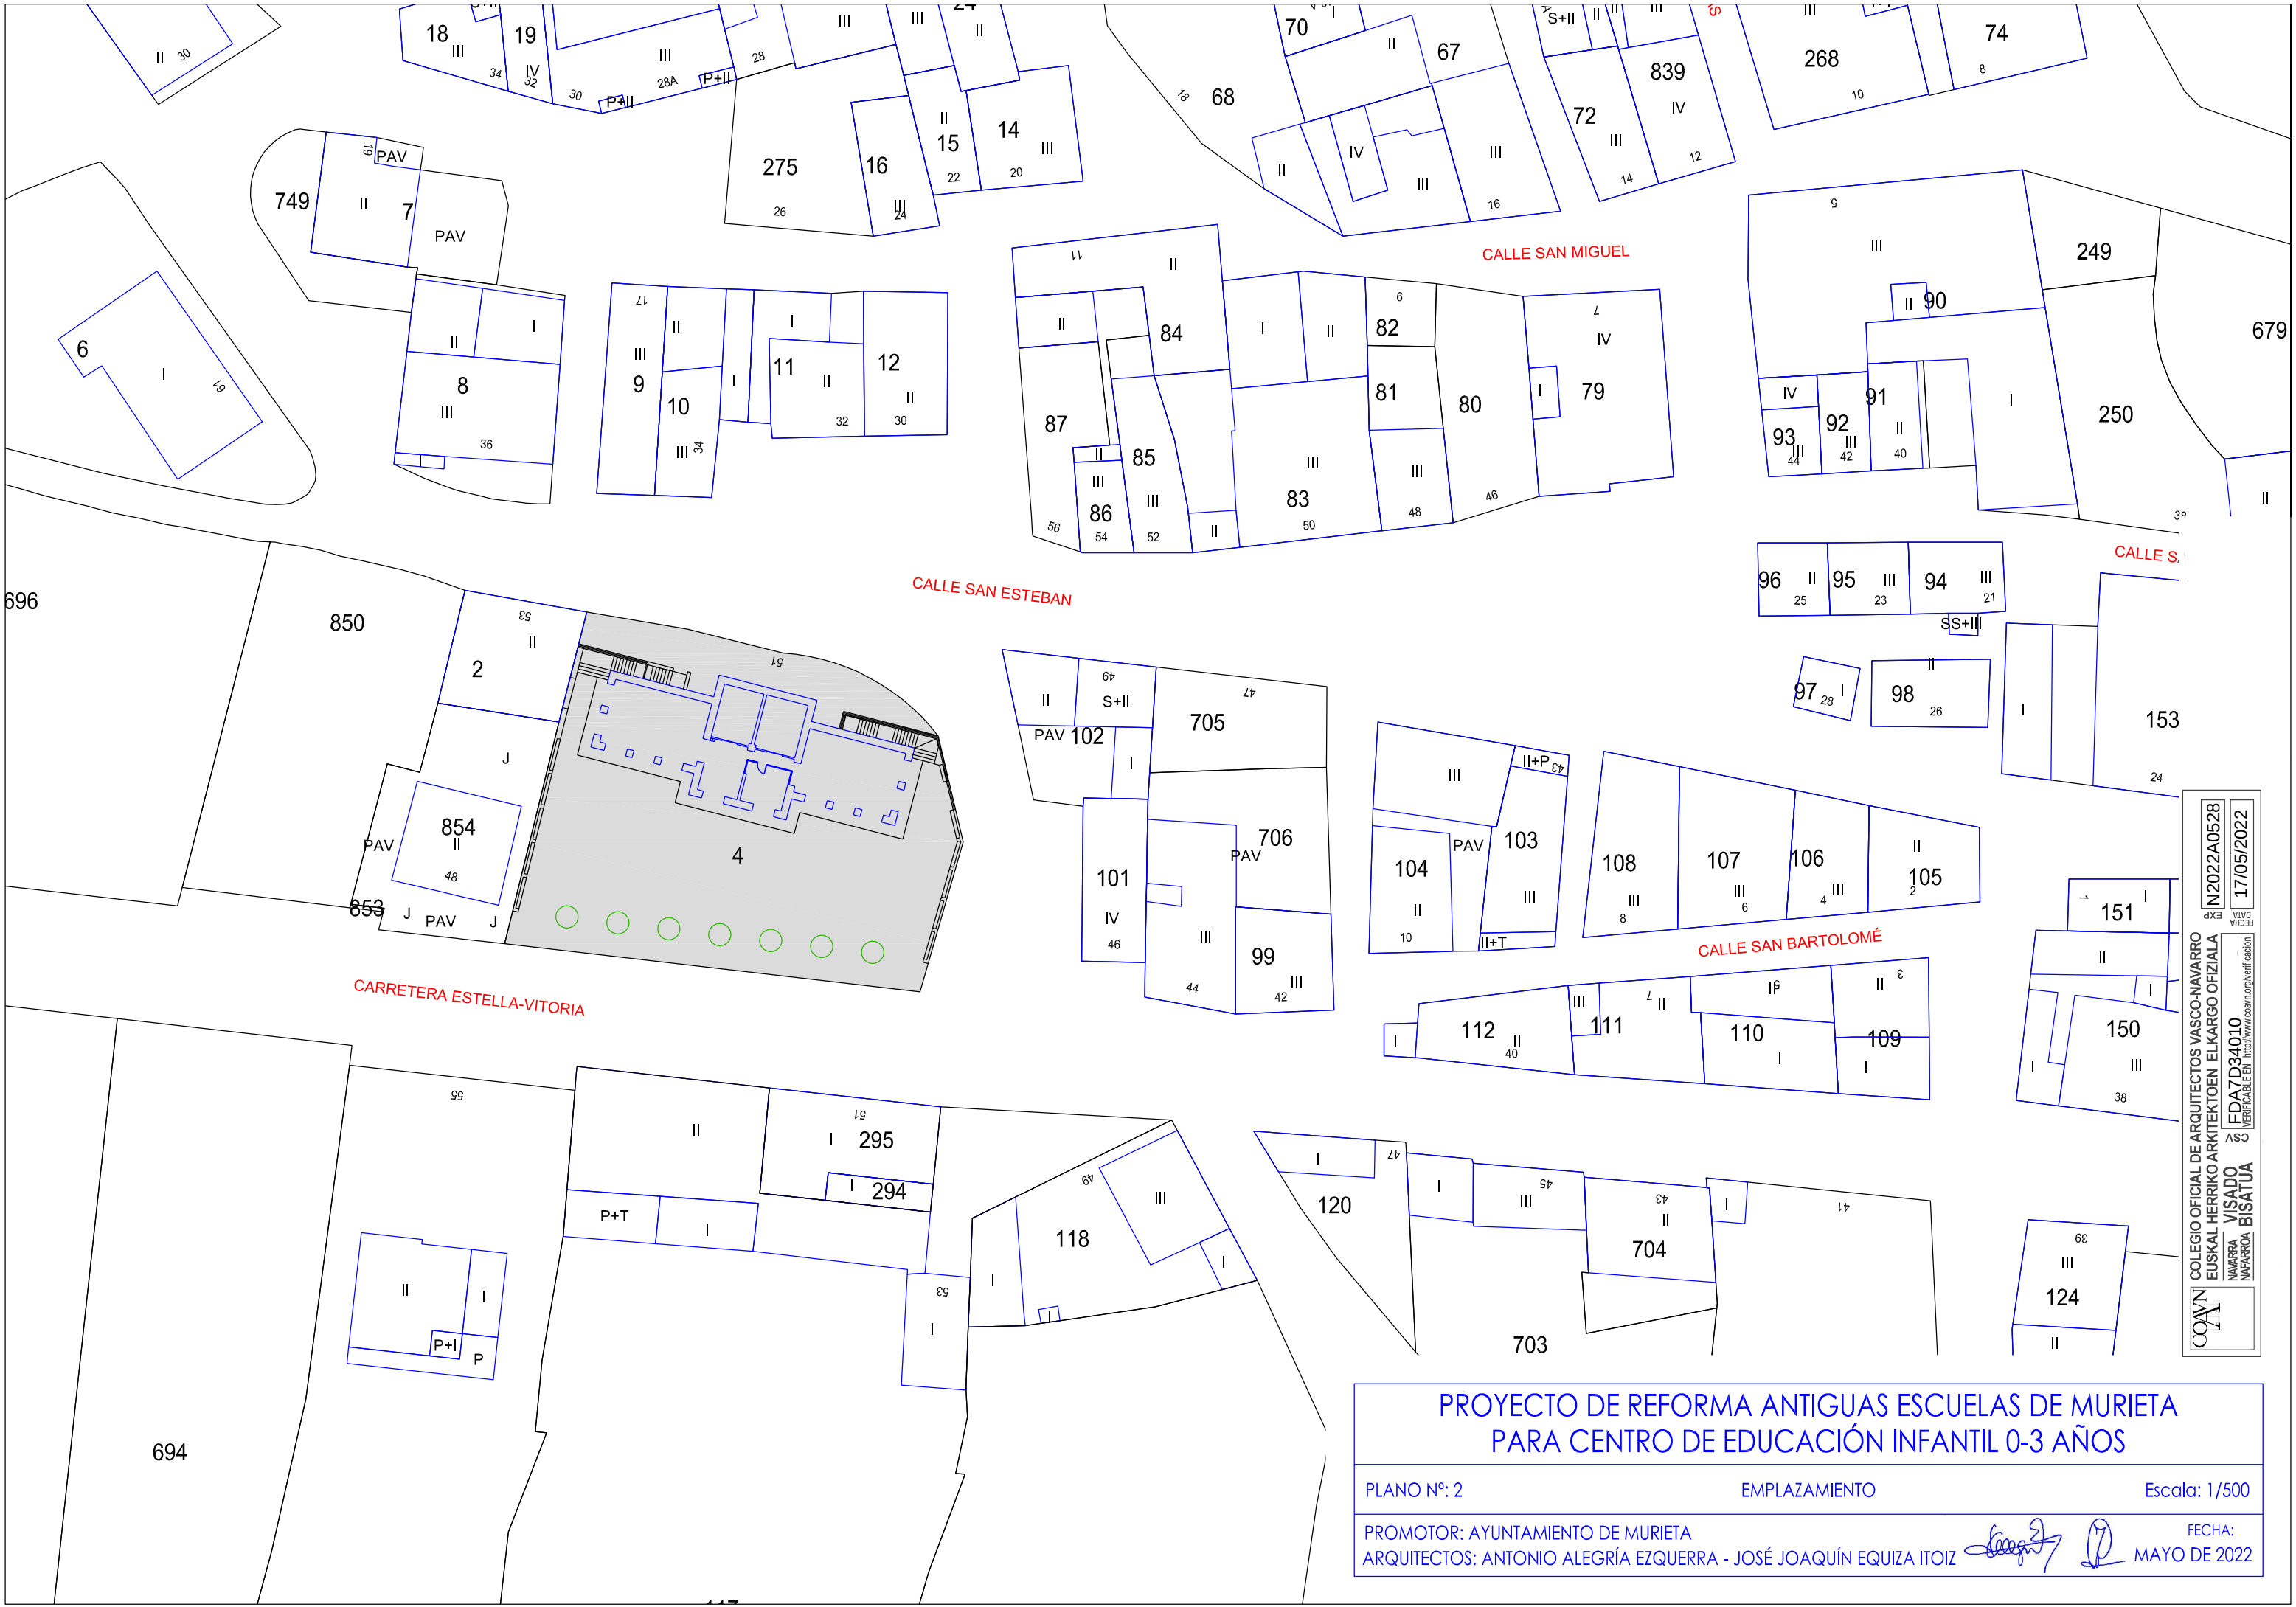

PROYECTO DE REFORMA ANTIGUAS ESCUELAS DE MURIETA
PARA CENTRO DE EDUCACIÓN INFANTIL 0-3 AÑOS

PLANO Nº: 2

EMPLAZAMIENTO

Escala: 1/500

PROMOTOR: AYUNTAMIENTO DE MURIETA
ARQUITECTOS: ANTONIO ALEGRÍA EZQUERRA - JOSÉ JOAQUÍN EQUIZA ITOIZ


FECHA:
MAYO DE 2022



COAVN


COLEGIO OFICIAL DE ARQUITECTOS VASCO-NAVARRO
EUSKAL HERRIKO ARKITEKTOEN ELKARGO OFIZIALA
NAVARRA VISADO
VERIFICABLE EN <http://www.coavn.org/verificacion>

EXP N2022A0528
FECHA DATA 17/05/2022
EXP EDA7D34010
VERIFICABLE EN <http://www.coavn.org/verificacion>

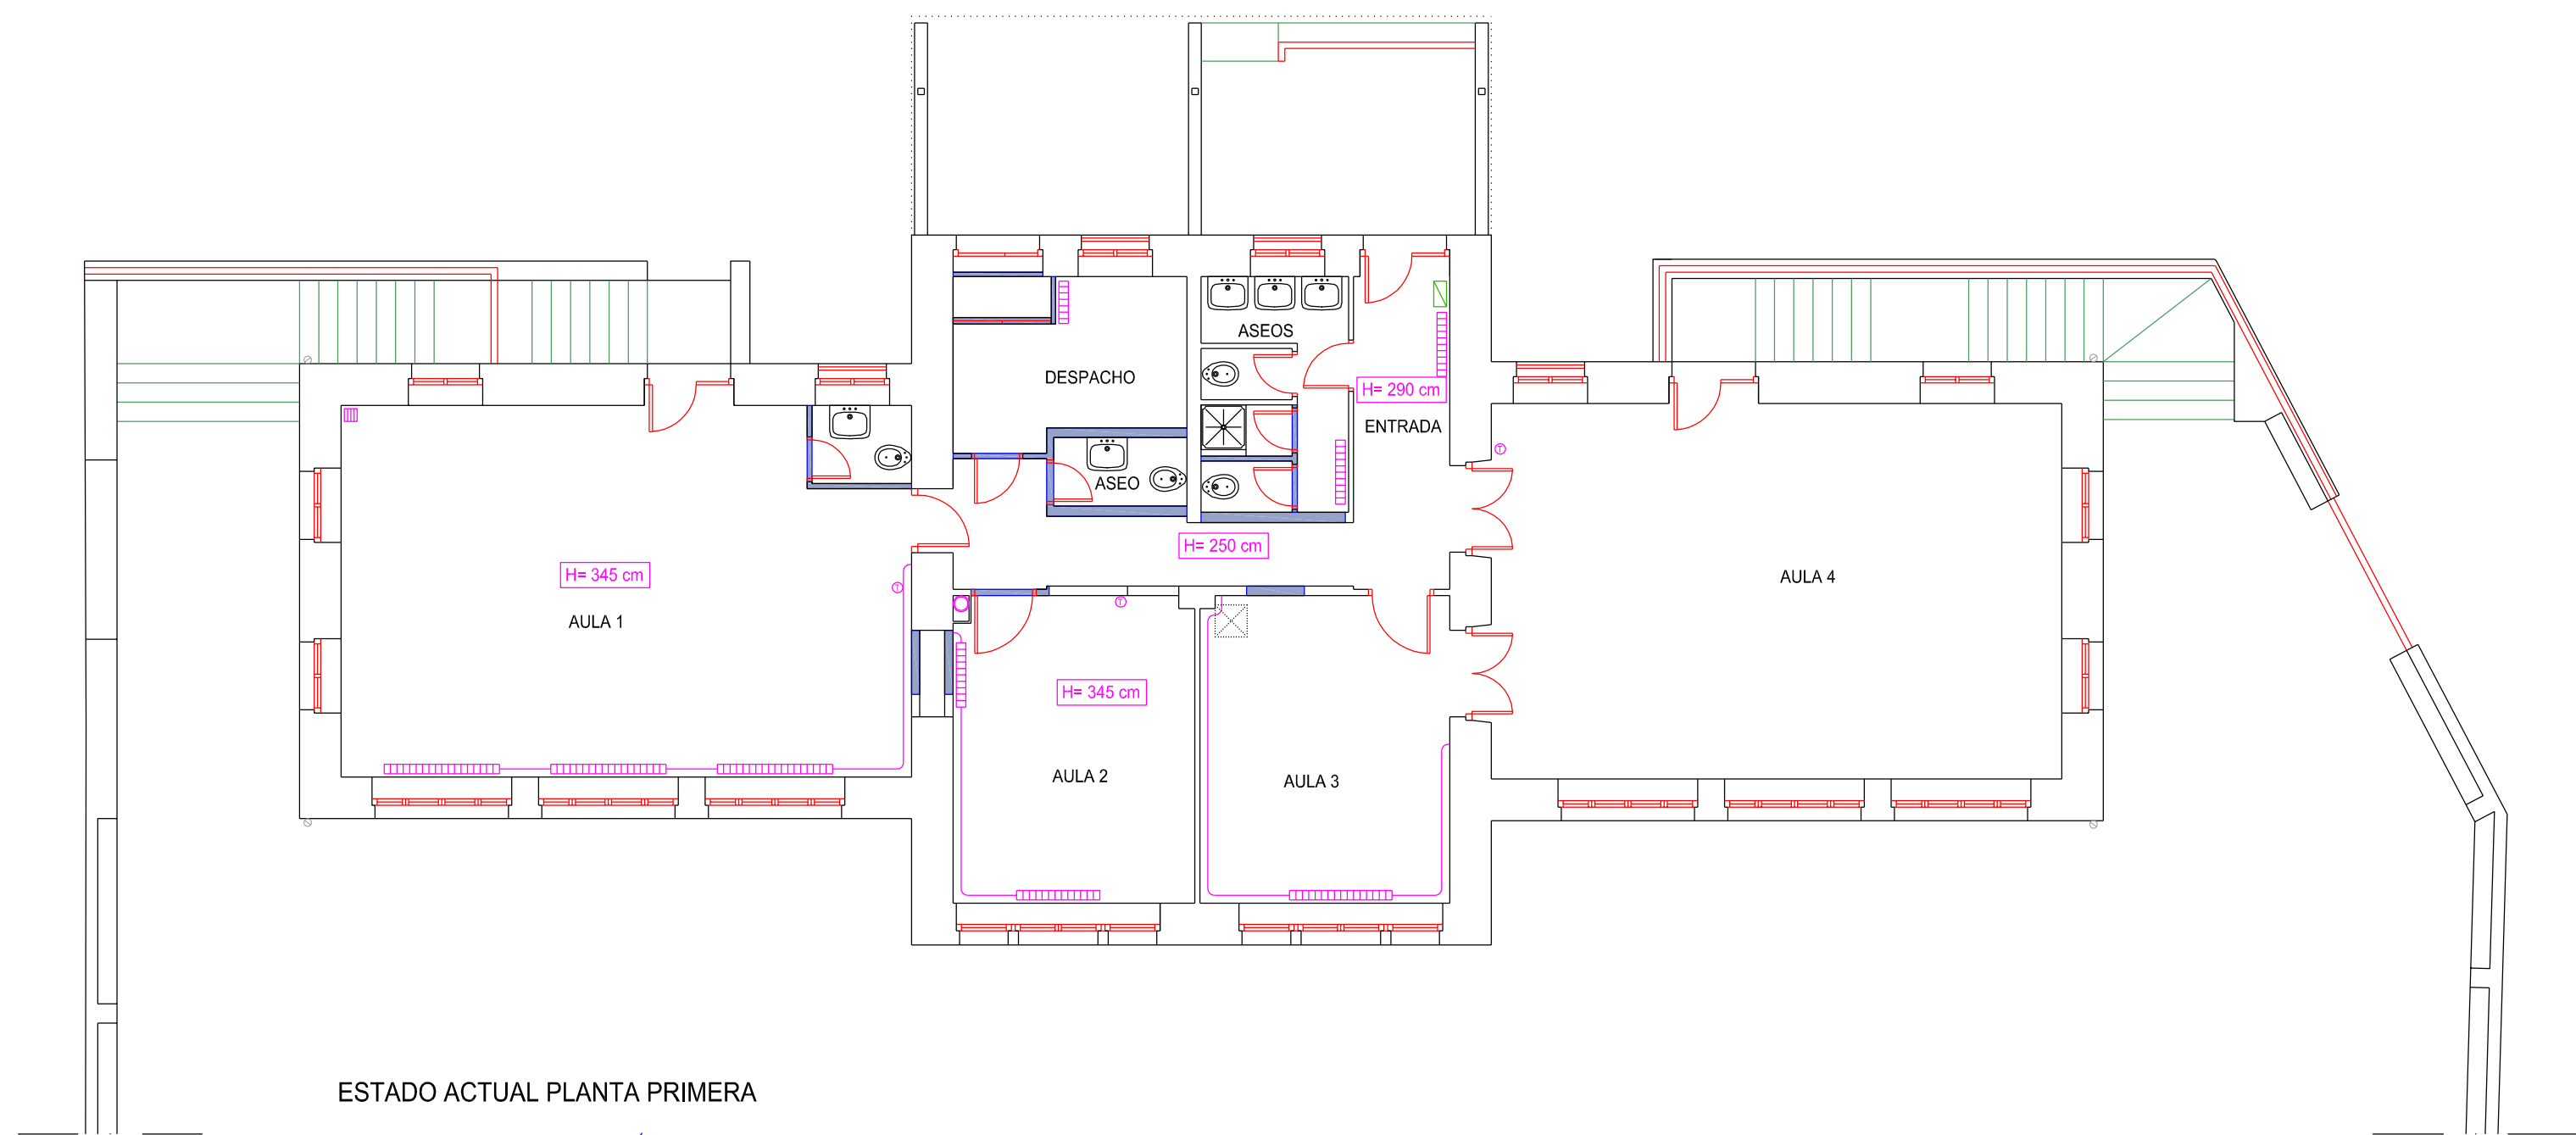


ESTADO ACTUAL PLANTA PRIMERA


TABQUERÍA A DEMOLER

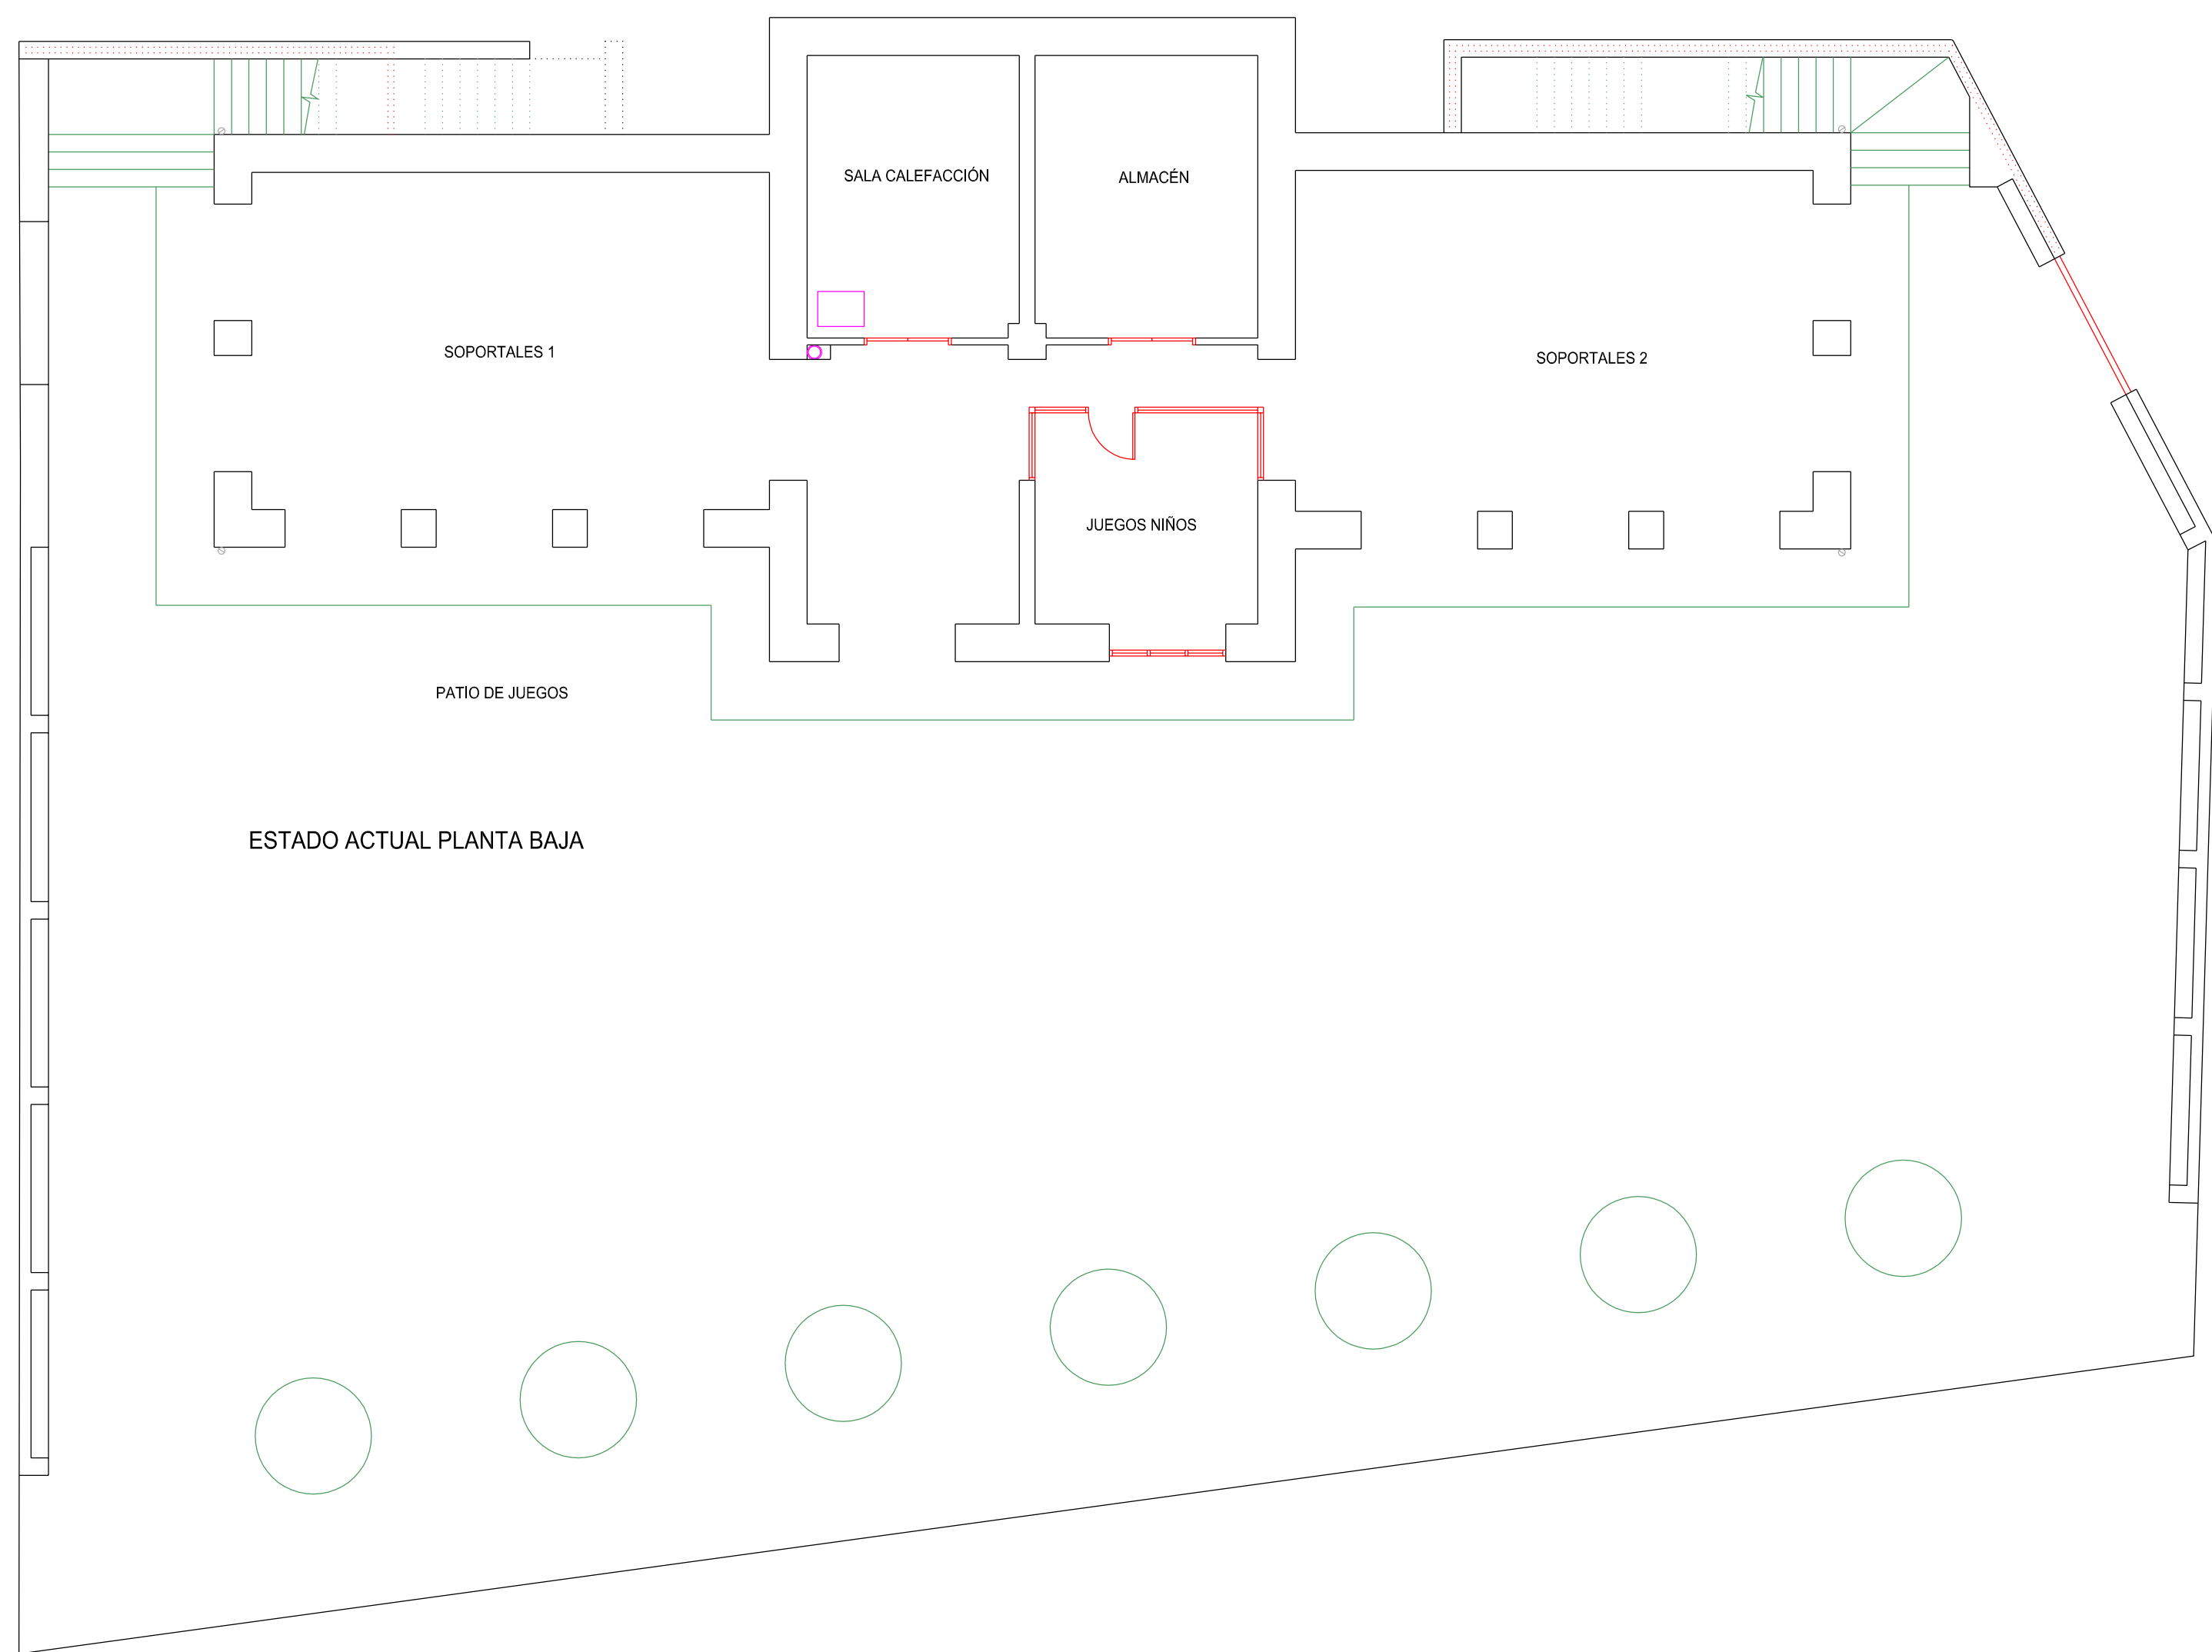


ESTADO ACTUAL PLANTA BAJA

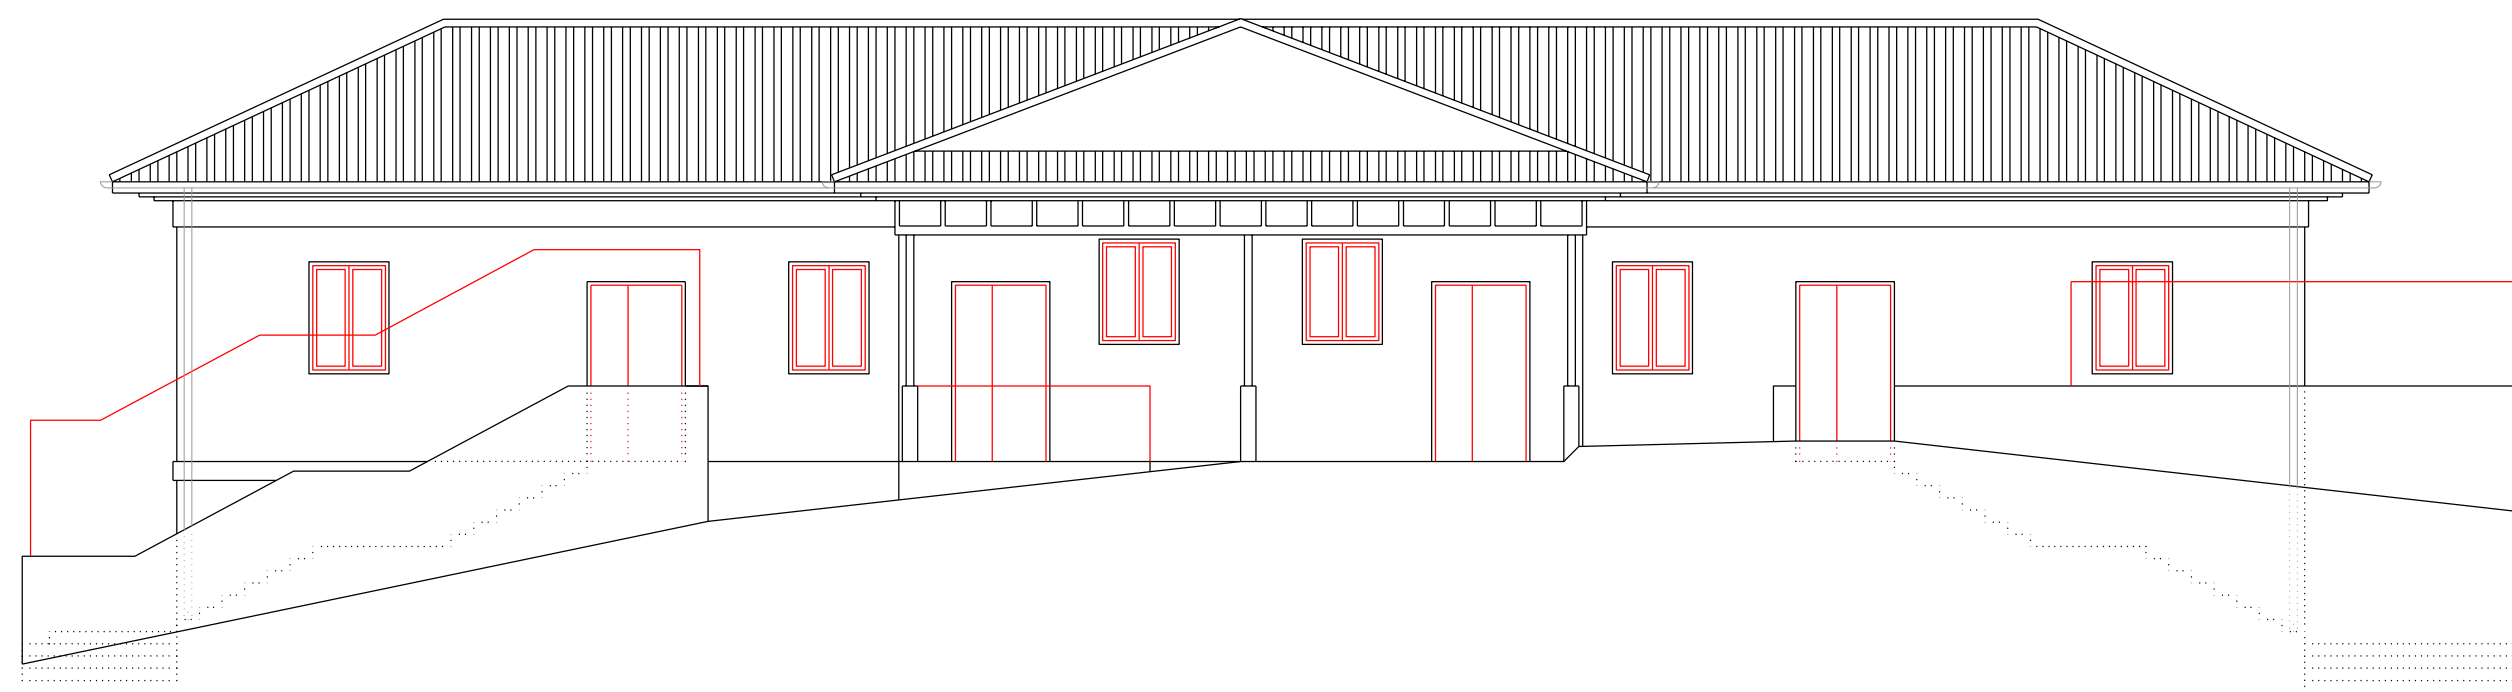


ESTADO ACTUAL ALZADO NORTE

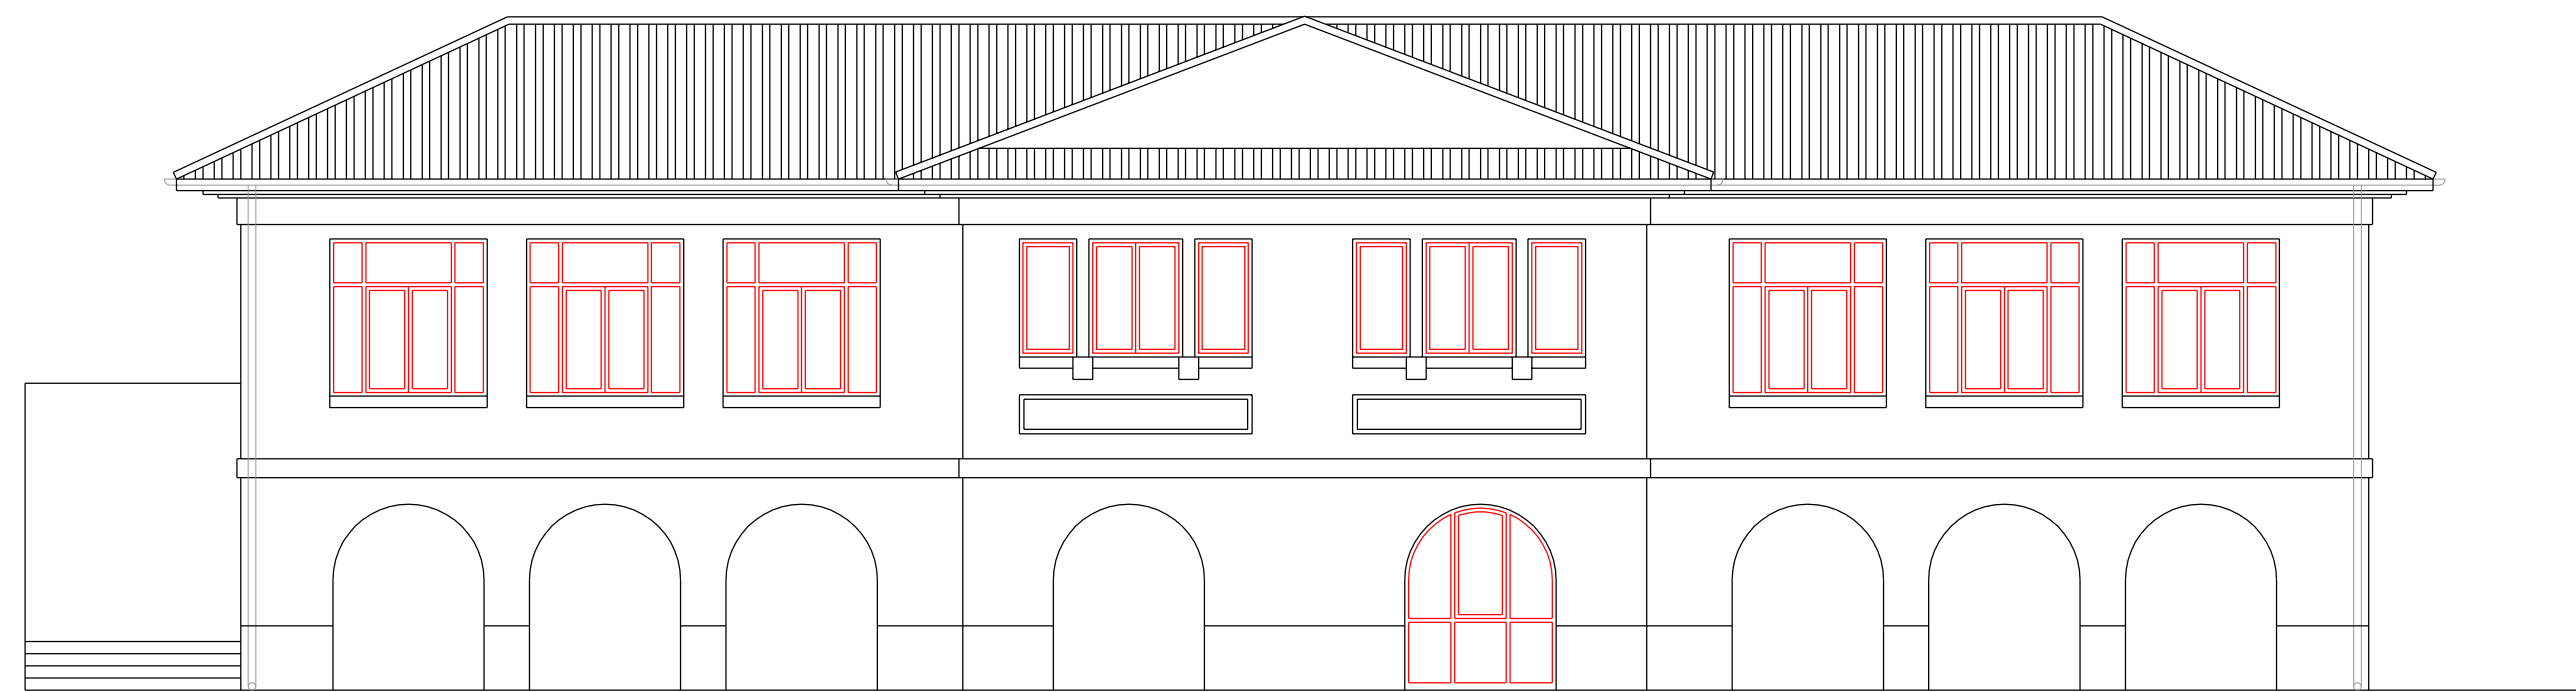


ESTADO ACTUAL ALZADO SUR

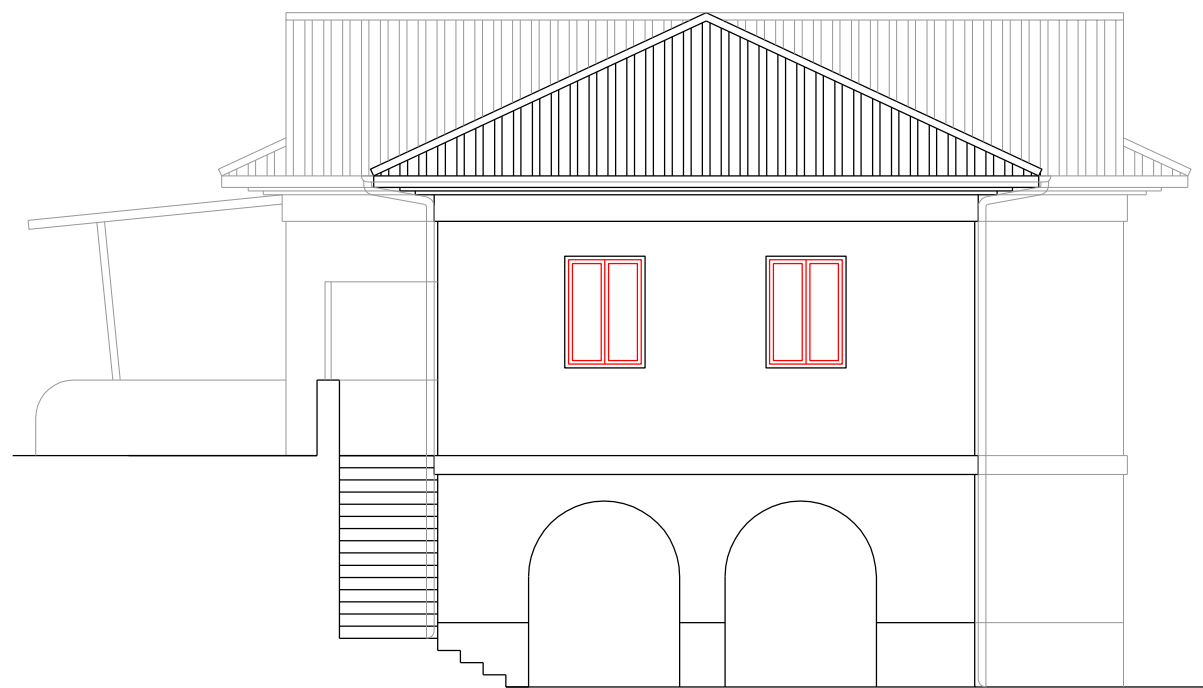

ESTADO ACTUAL ALZADO OESTE

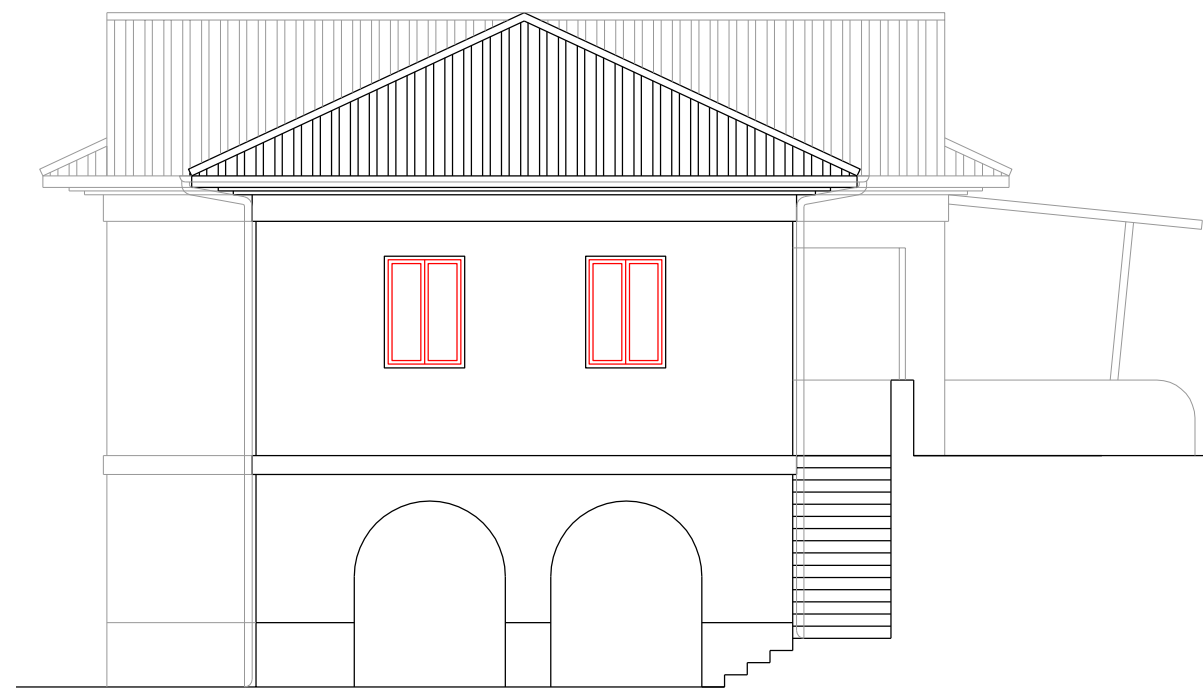


ESTADO ACTUAL ALZADO ESTE

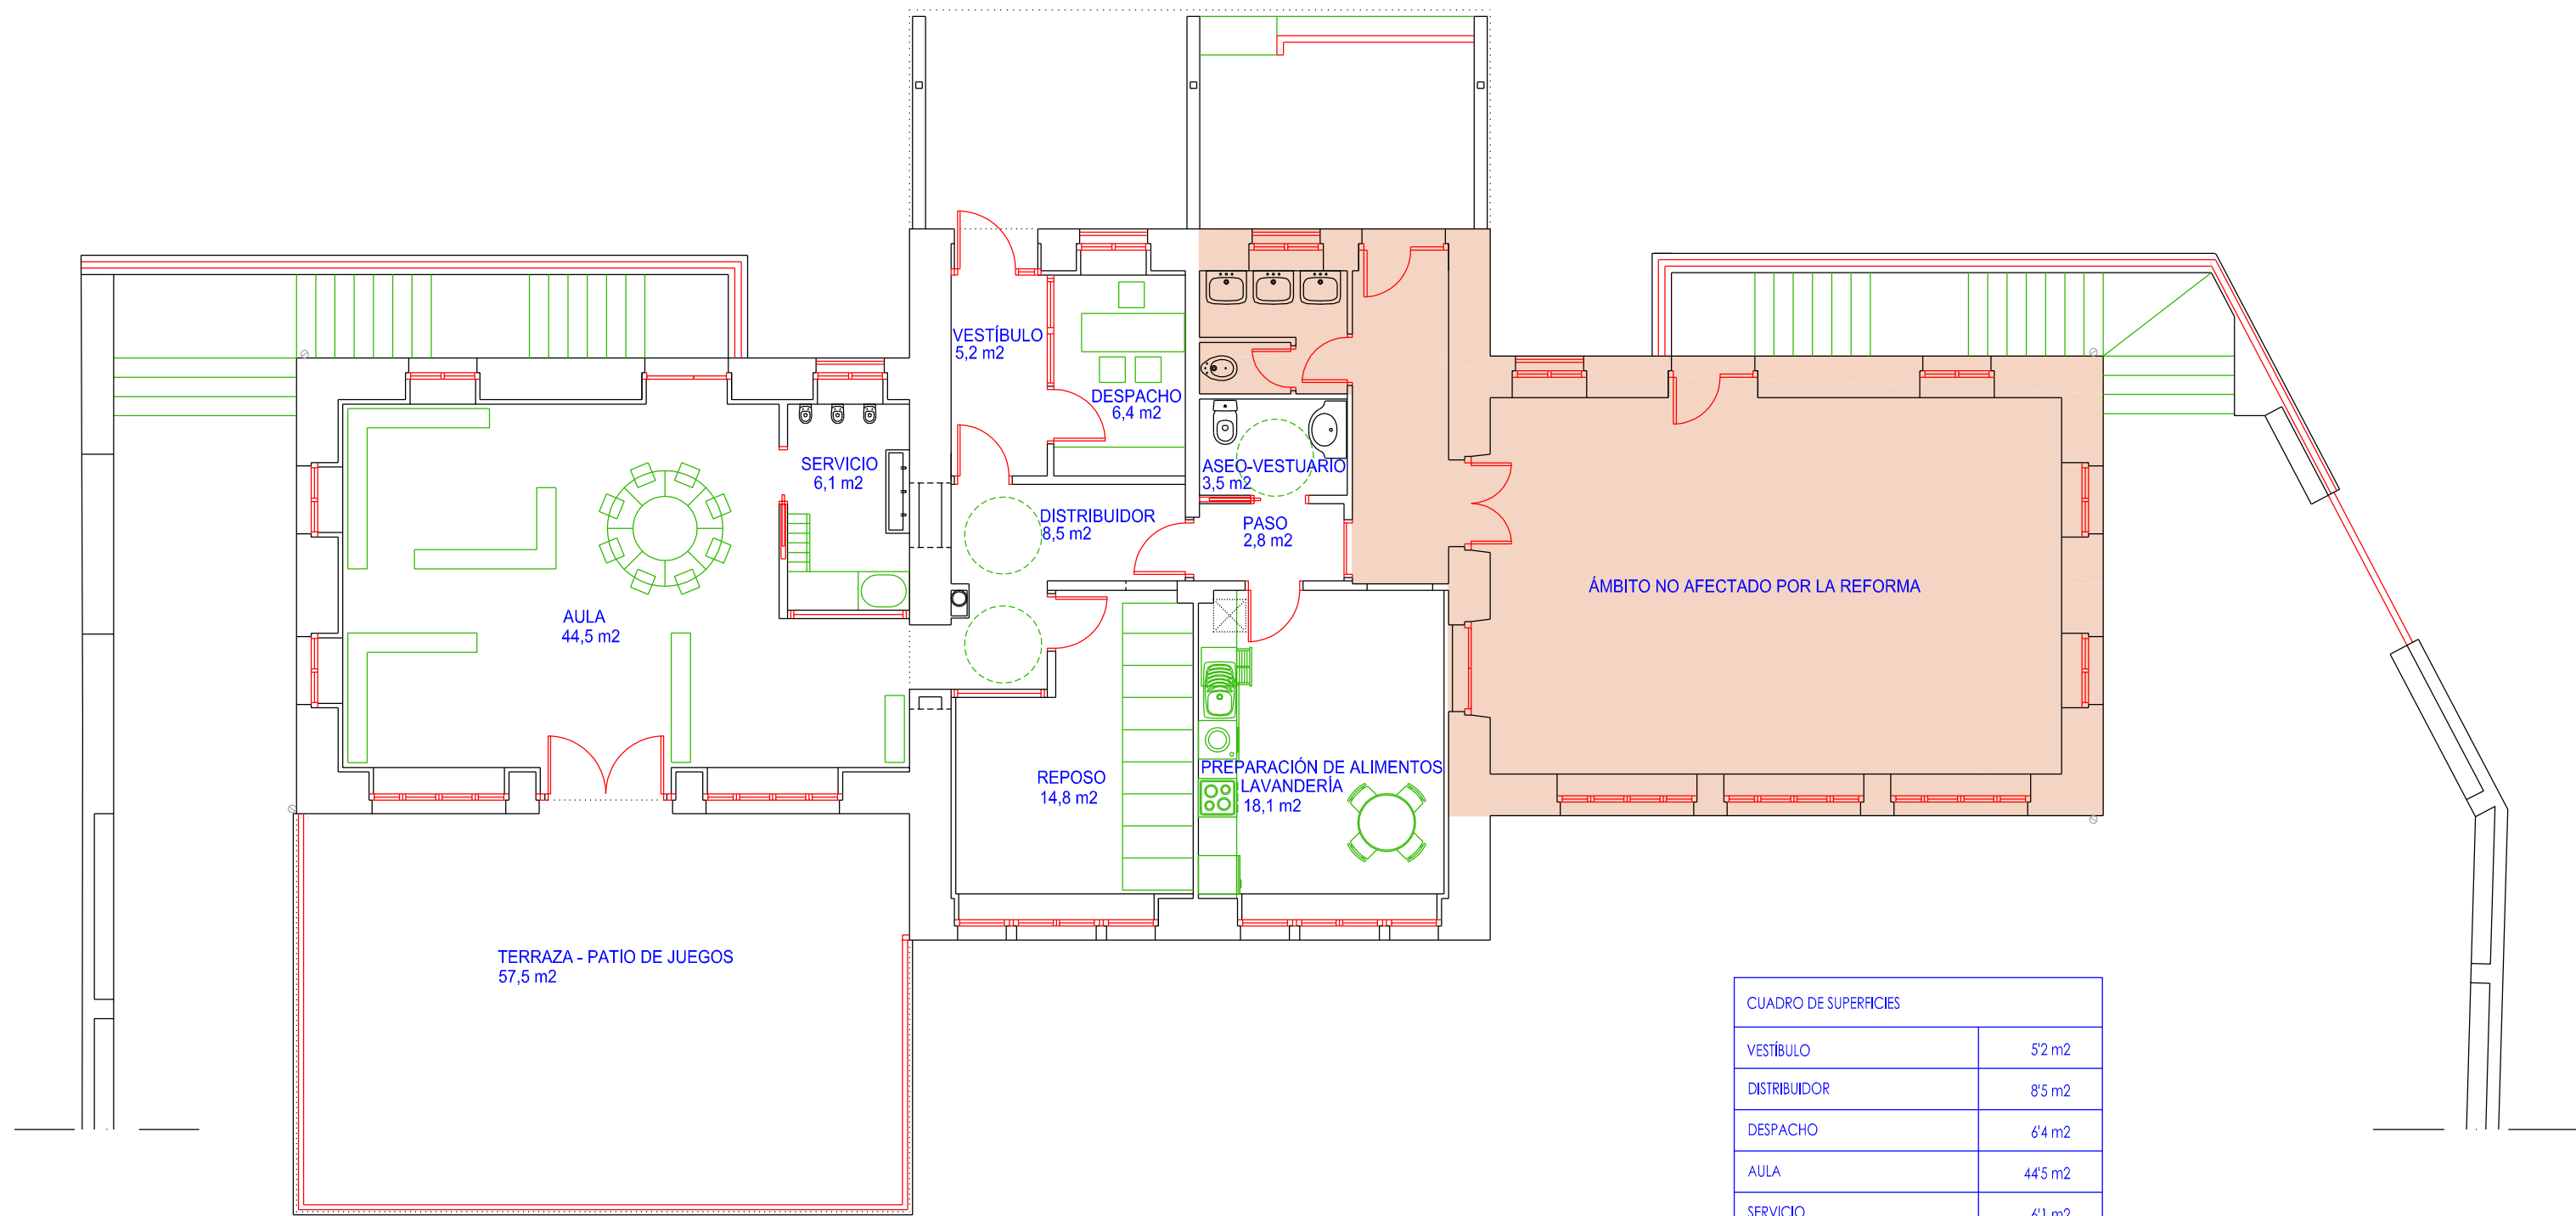


PLANTA PRIMERA


CUADRO DE SUPERFICIES	
VESTIBULO	5,2 m ²
DISTRIBUIDOR	8,5 m ²
DESPACHO	6,4 m ²
AULA	44,5 m ²
SERVICIO	6,1 m ²
REPOSO	14,8 m ²
PREP. DE ALIMENTOS-LAVANDERÍA	18,1 m ²
PASO	2,8 m ²
ASEO - VESTUARIO	3,5 m ²
TERRAZA - PATIO DE JUEGO	57,5 m ²
SUPERFICIE ÚTIL	167,4 m ²
SUPERFICIE CONSTRUIDA	199,65

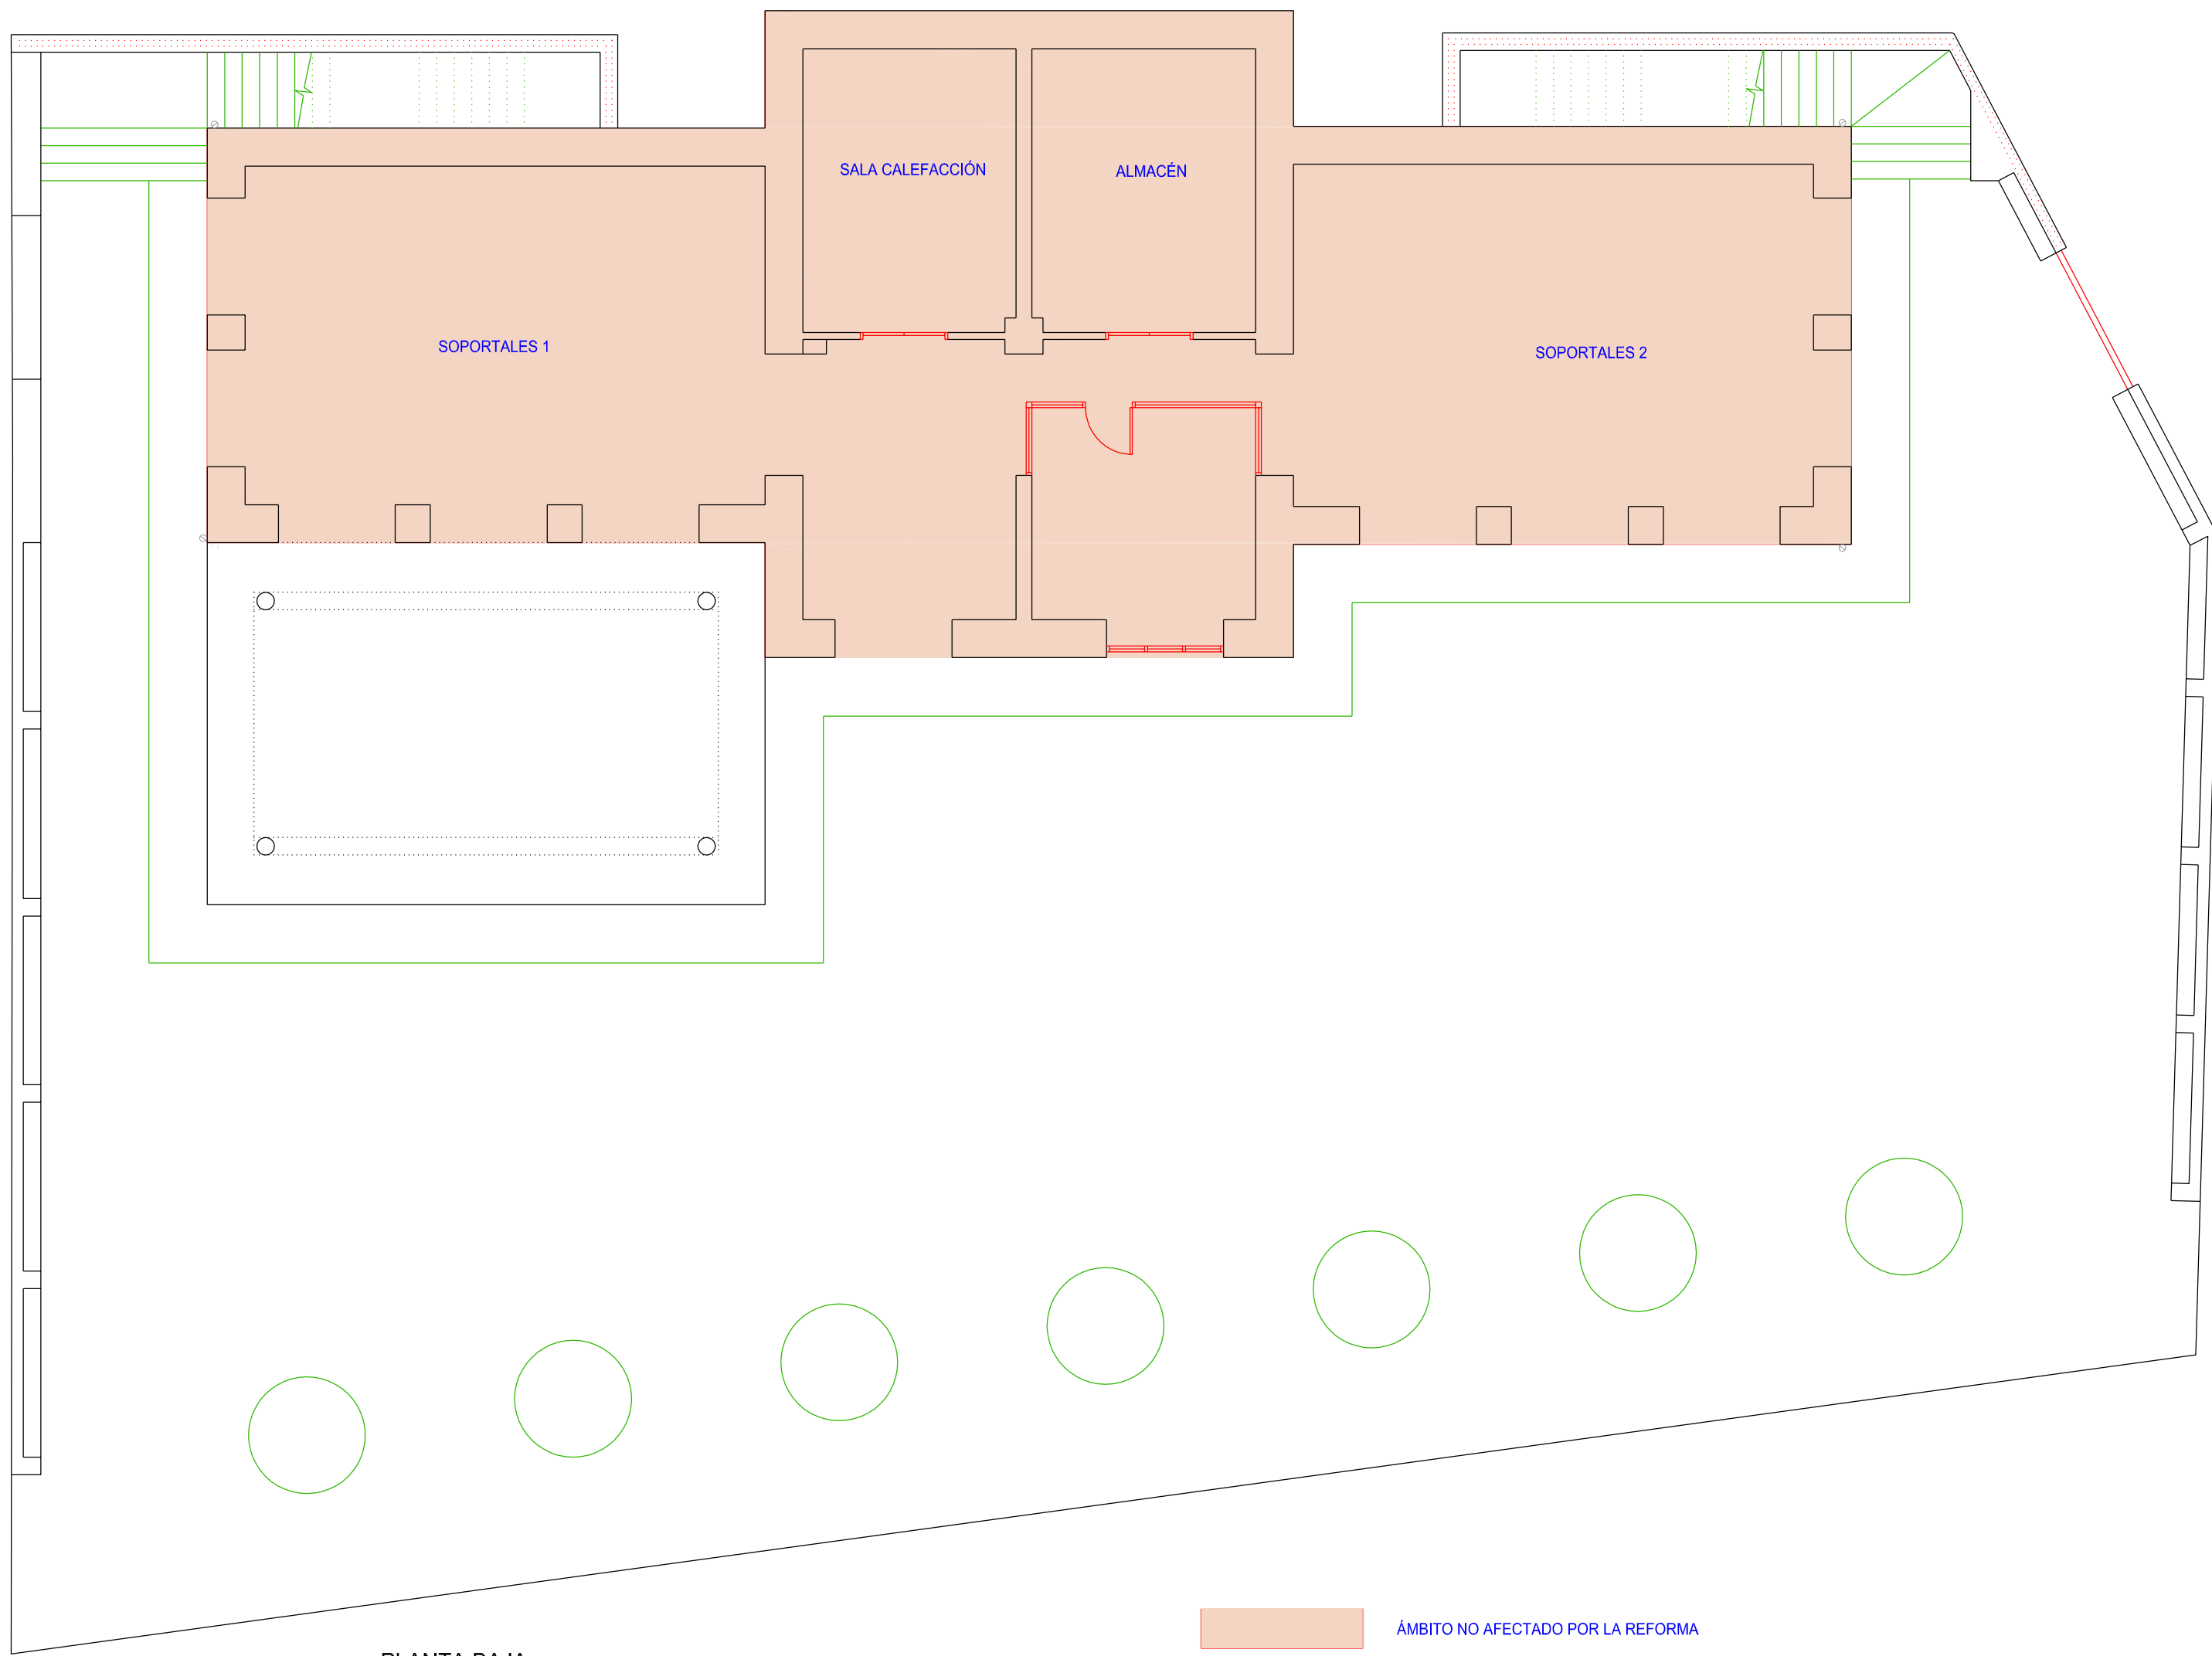


PLANTA BAJA

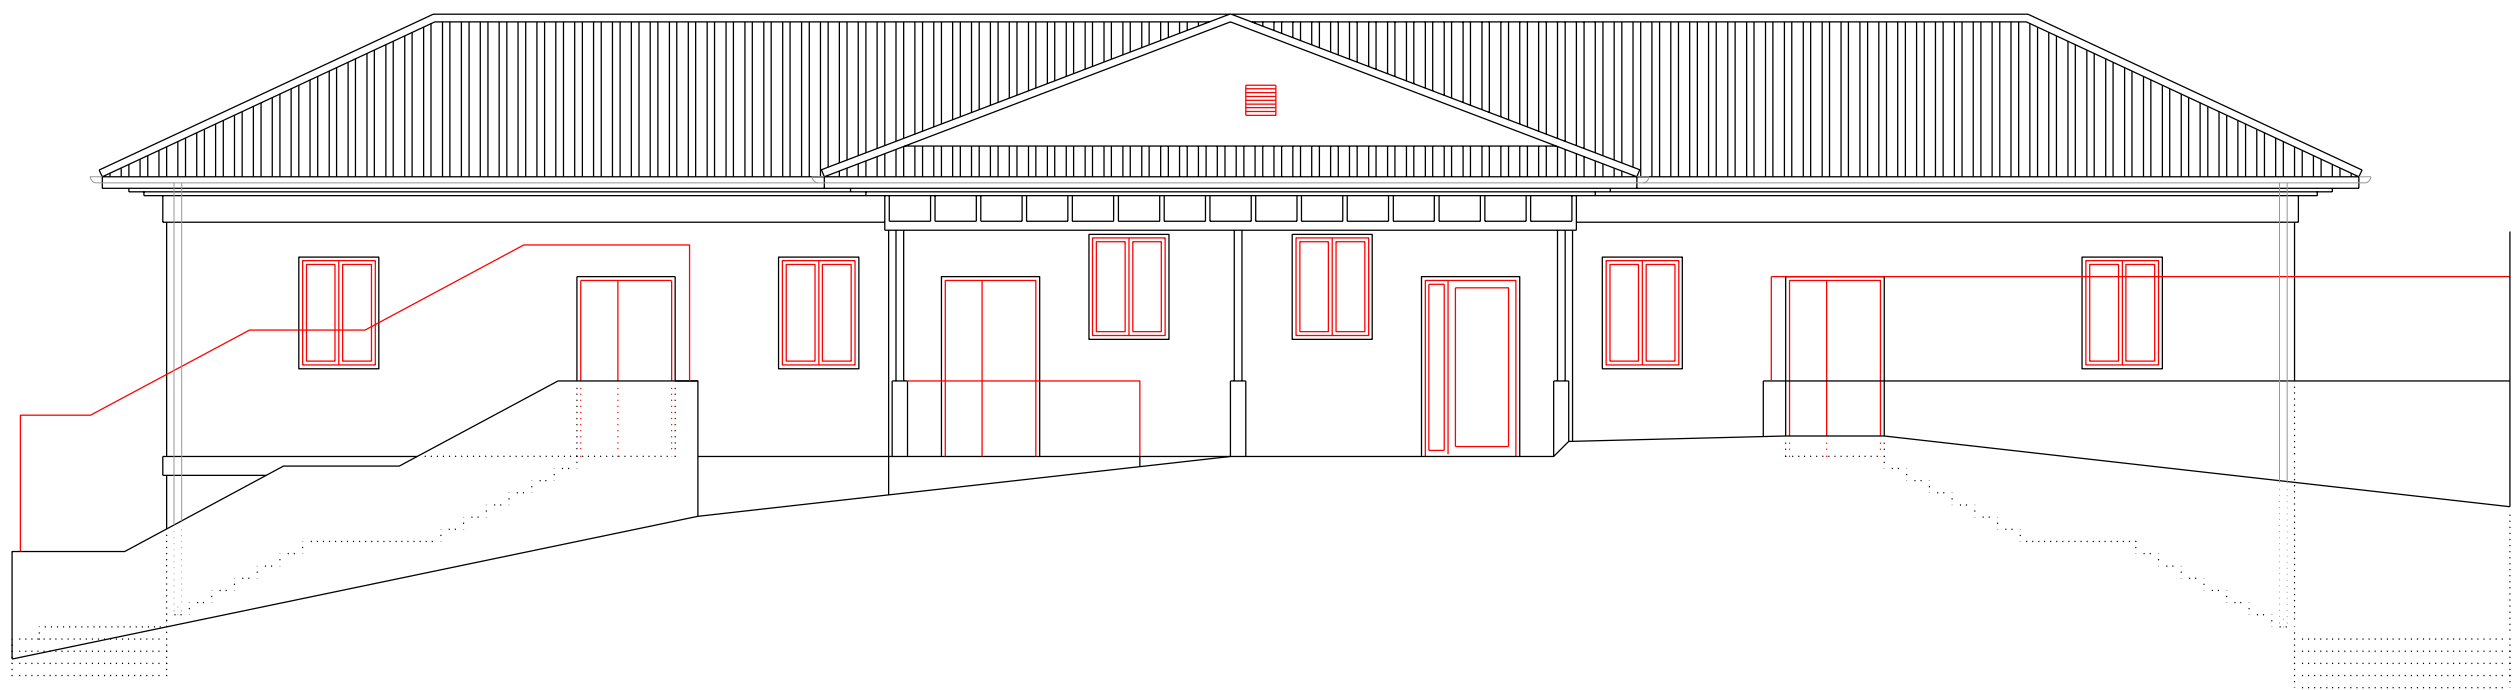


ALZADO NORTE

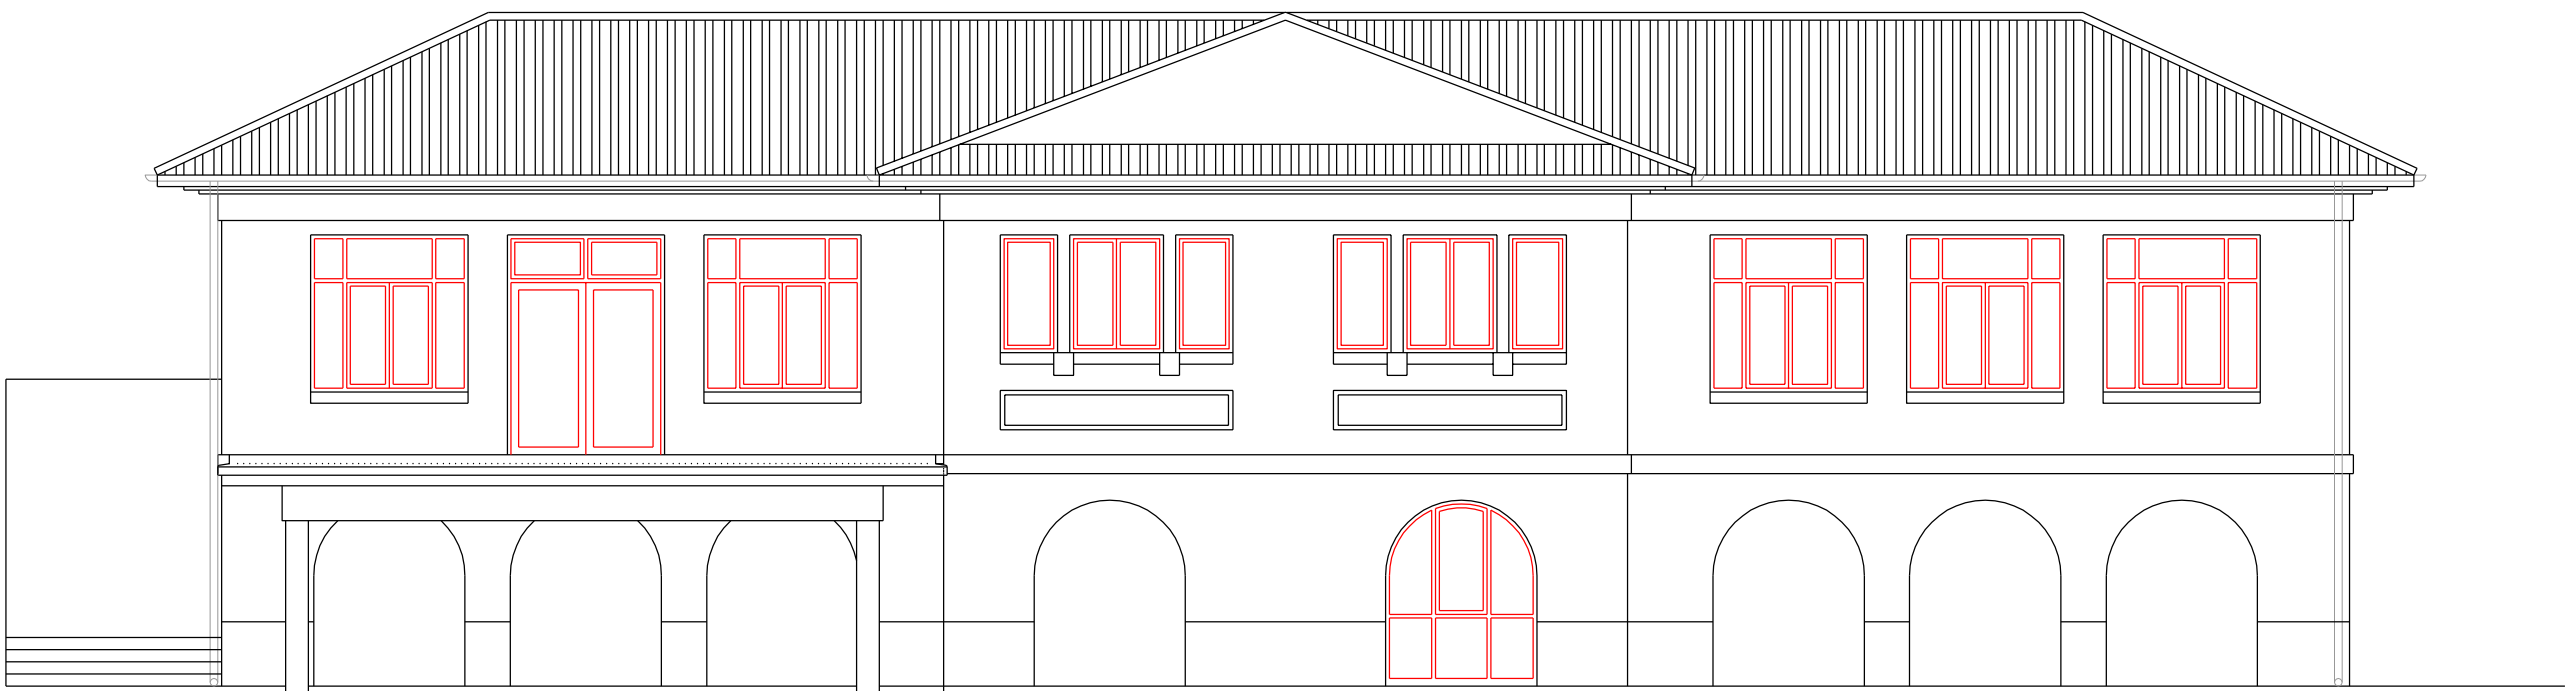


ALZADO SUR CON TERRAZA Y SIN BARANDILLA

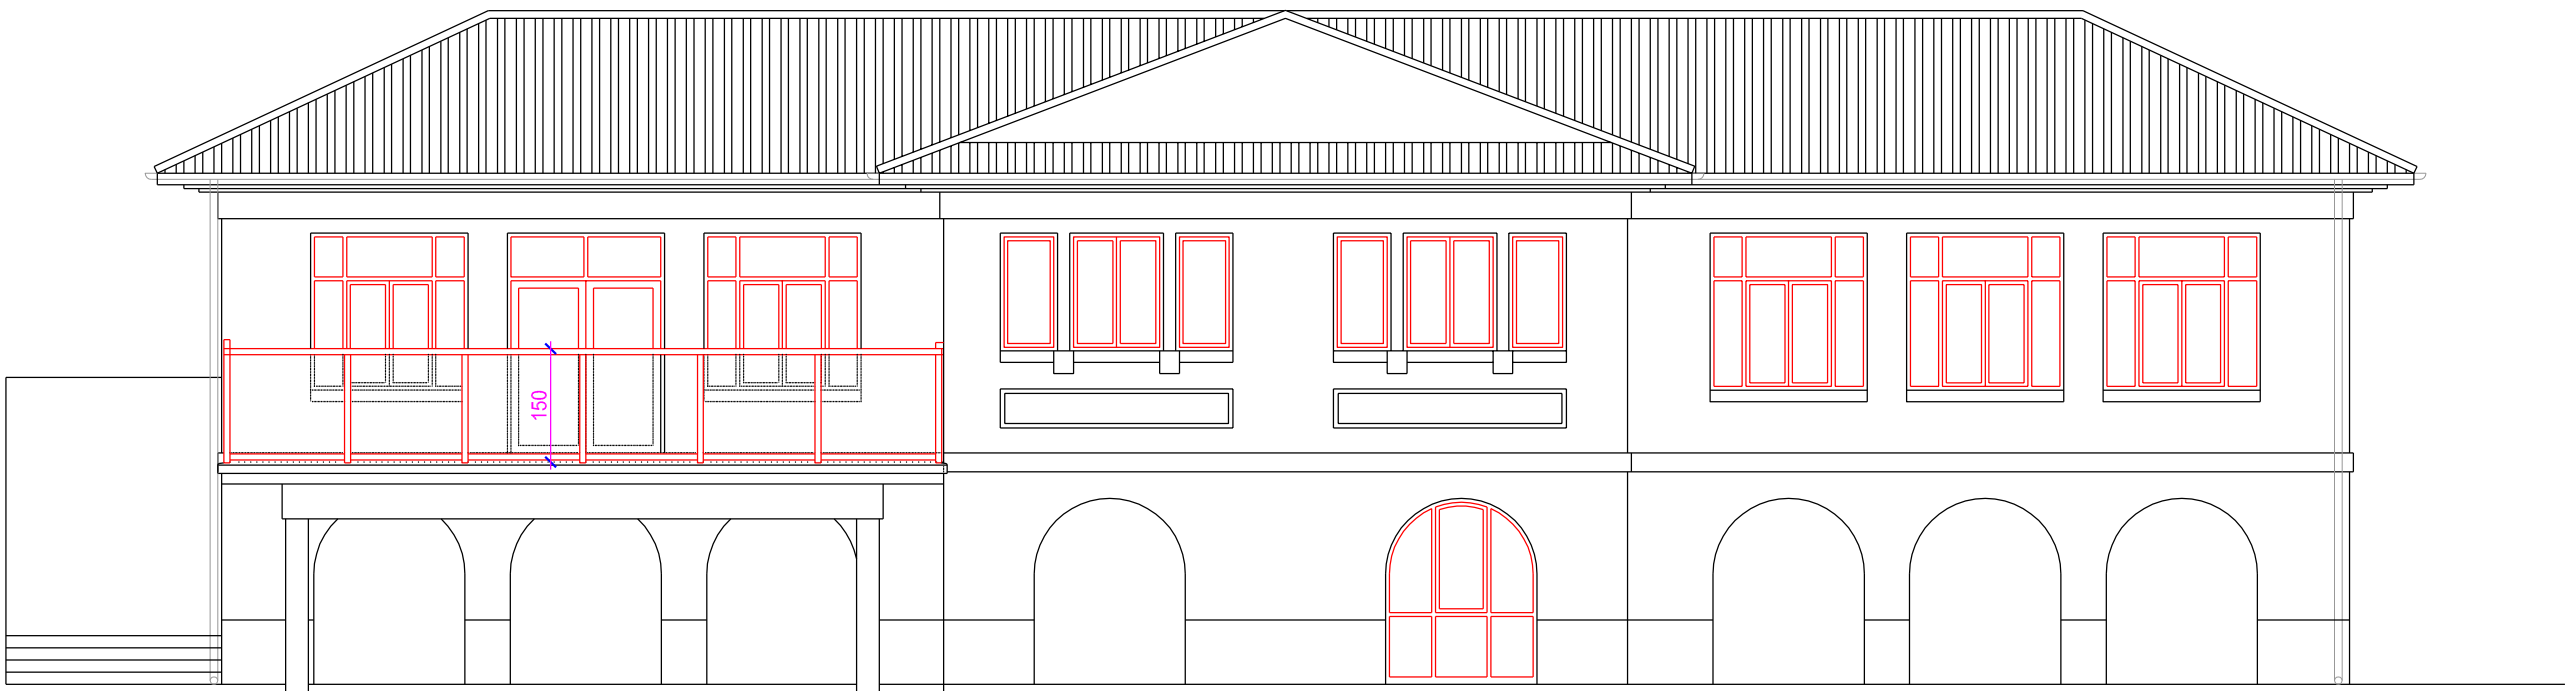


ALZADO SUR CON TERRAZA Y CON BARANDILLA

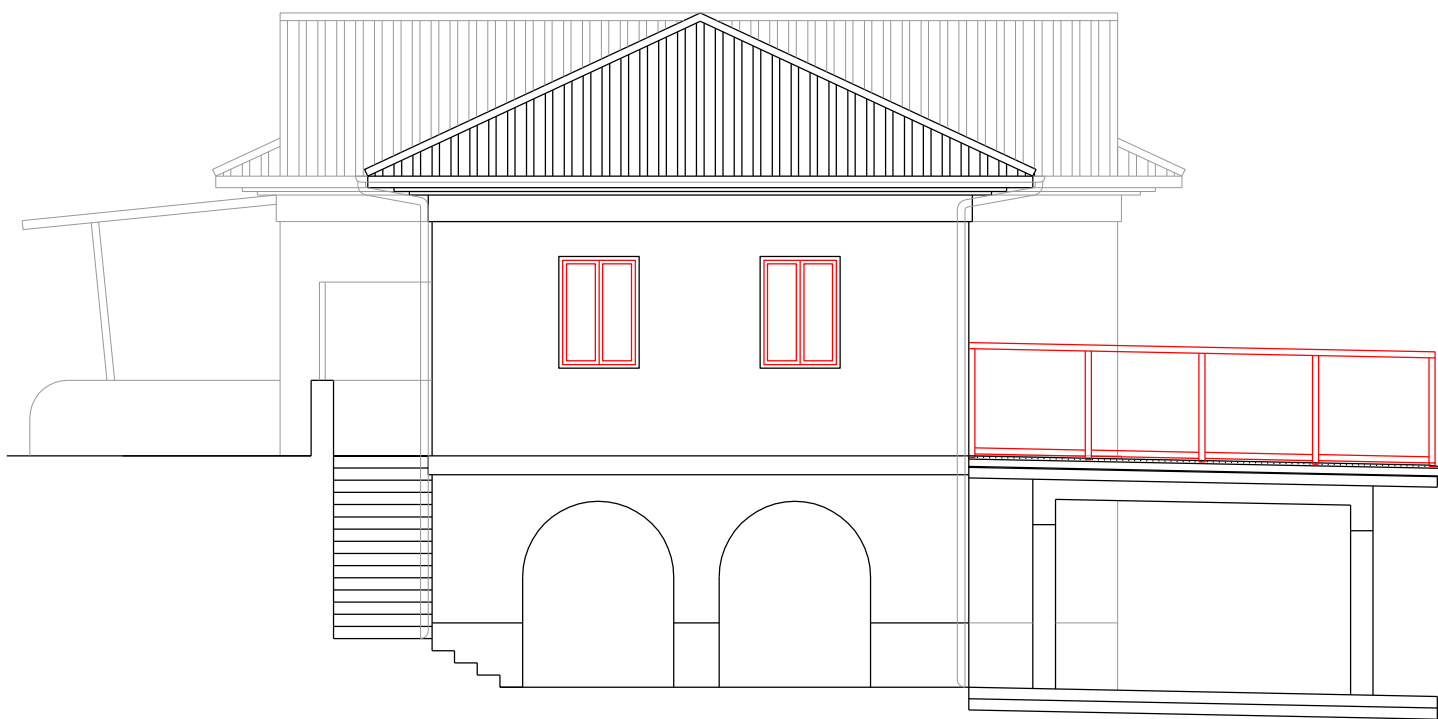

ALZADO OESTE

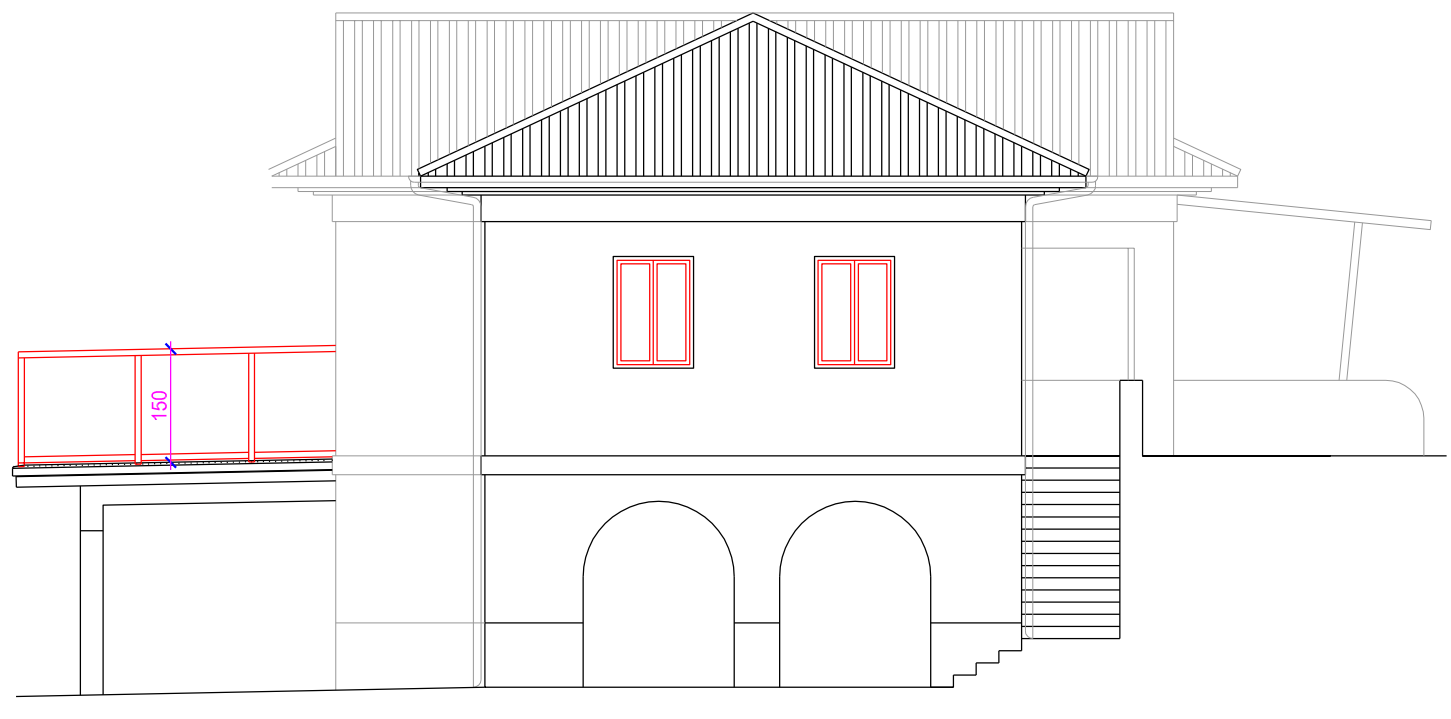

ALZADO ESTE

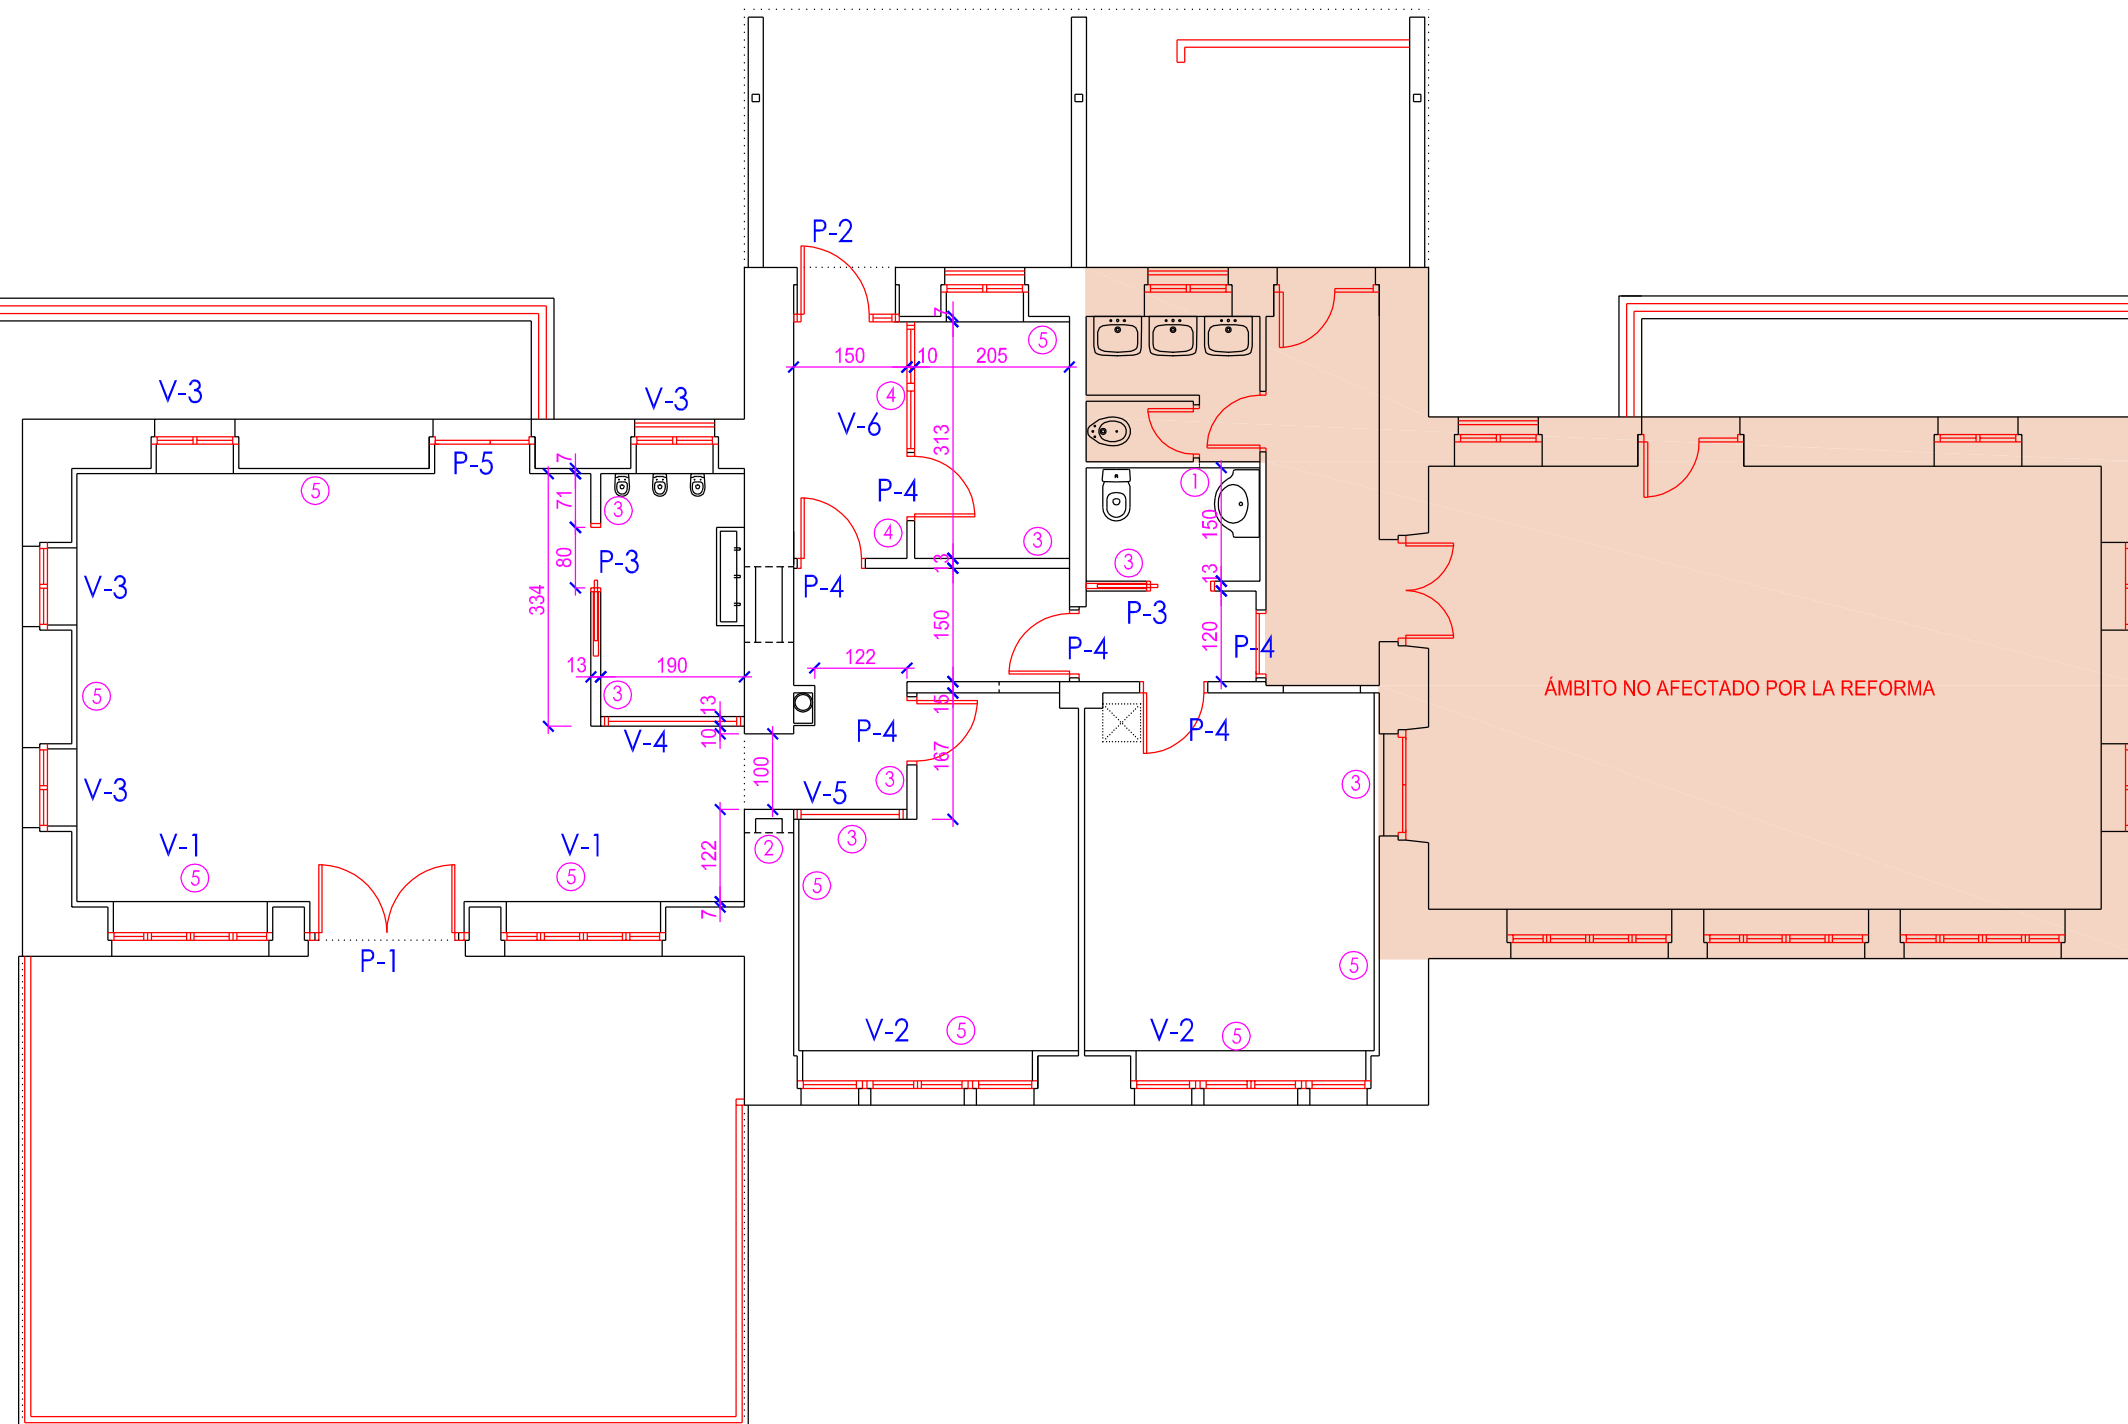

PLANTA PRIMERA

ALBAÑILERÍA

- ① DOBLE TABIQUE-MACHETÓN (6'5 cm.)
- ② TABICÓN (9 cm.)
- ③ TABIQUE PLADUR METAL 130/400-70 (15+15+70+15+15)
- ④ TABIQUE PLADUR METAL 100/400-70 (15+70+15)
- ⑤ TRASDOSADO DE PLADUR METAL 61/400-46 (46+15)

TABIQUE Y TRASDOSADO DE PLADUR METAL CON AISLAMIENTO

PROYECTO DE REFORMA ANTIGUAS ESCUELAS DE MURIETA
PARA CENTRO DE EDUCACIÓN INFANTIL 0-3 AÑOS

PLANO Nº: 5

PLANTA ACOTADA

Escala: 1/100

PROMOTOR: AYUNTAMIENTO DE MURIETA

ARQUITECTOS: ANTONIO ALEGRÍA EZQUERRA - JOSÉ JOAQUÍN EQUIZA ITOIZ

[Signature]

[Signature]


FECHA:
MAYO DE 2022

FECHA
DATA
EXP
N2022A0528
17/05/2022

COLEGIO OFICIAL DE ARQUITECTOS VASCO-NAVARRO
EUSKAL HERRIKO ARKITEKTOEN ELKARGO OFIZIALA
NAVARRO VISADO
Nº FEA7D34D10
VERIFICABLE EN <http://www.coam.org/verificacion>

COAVN

PLANTA PRIMERA

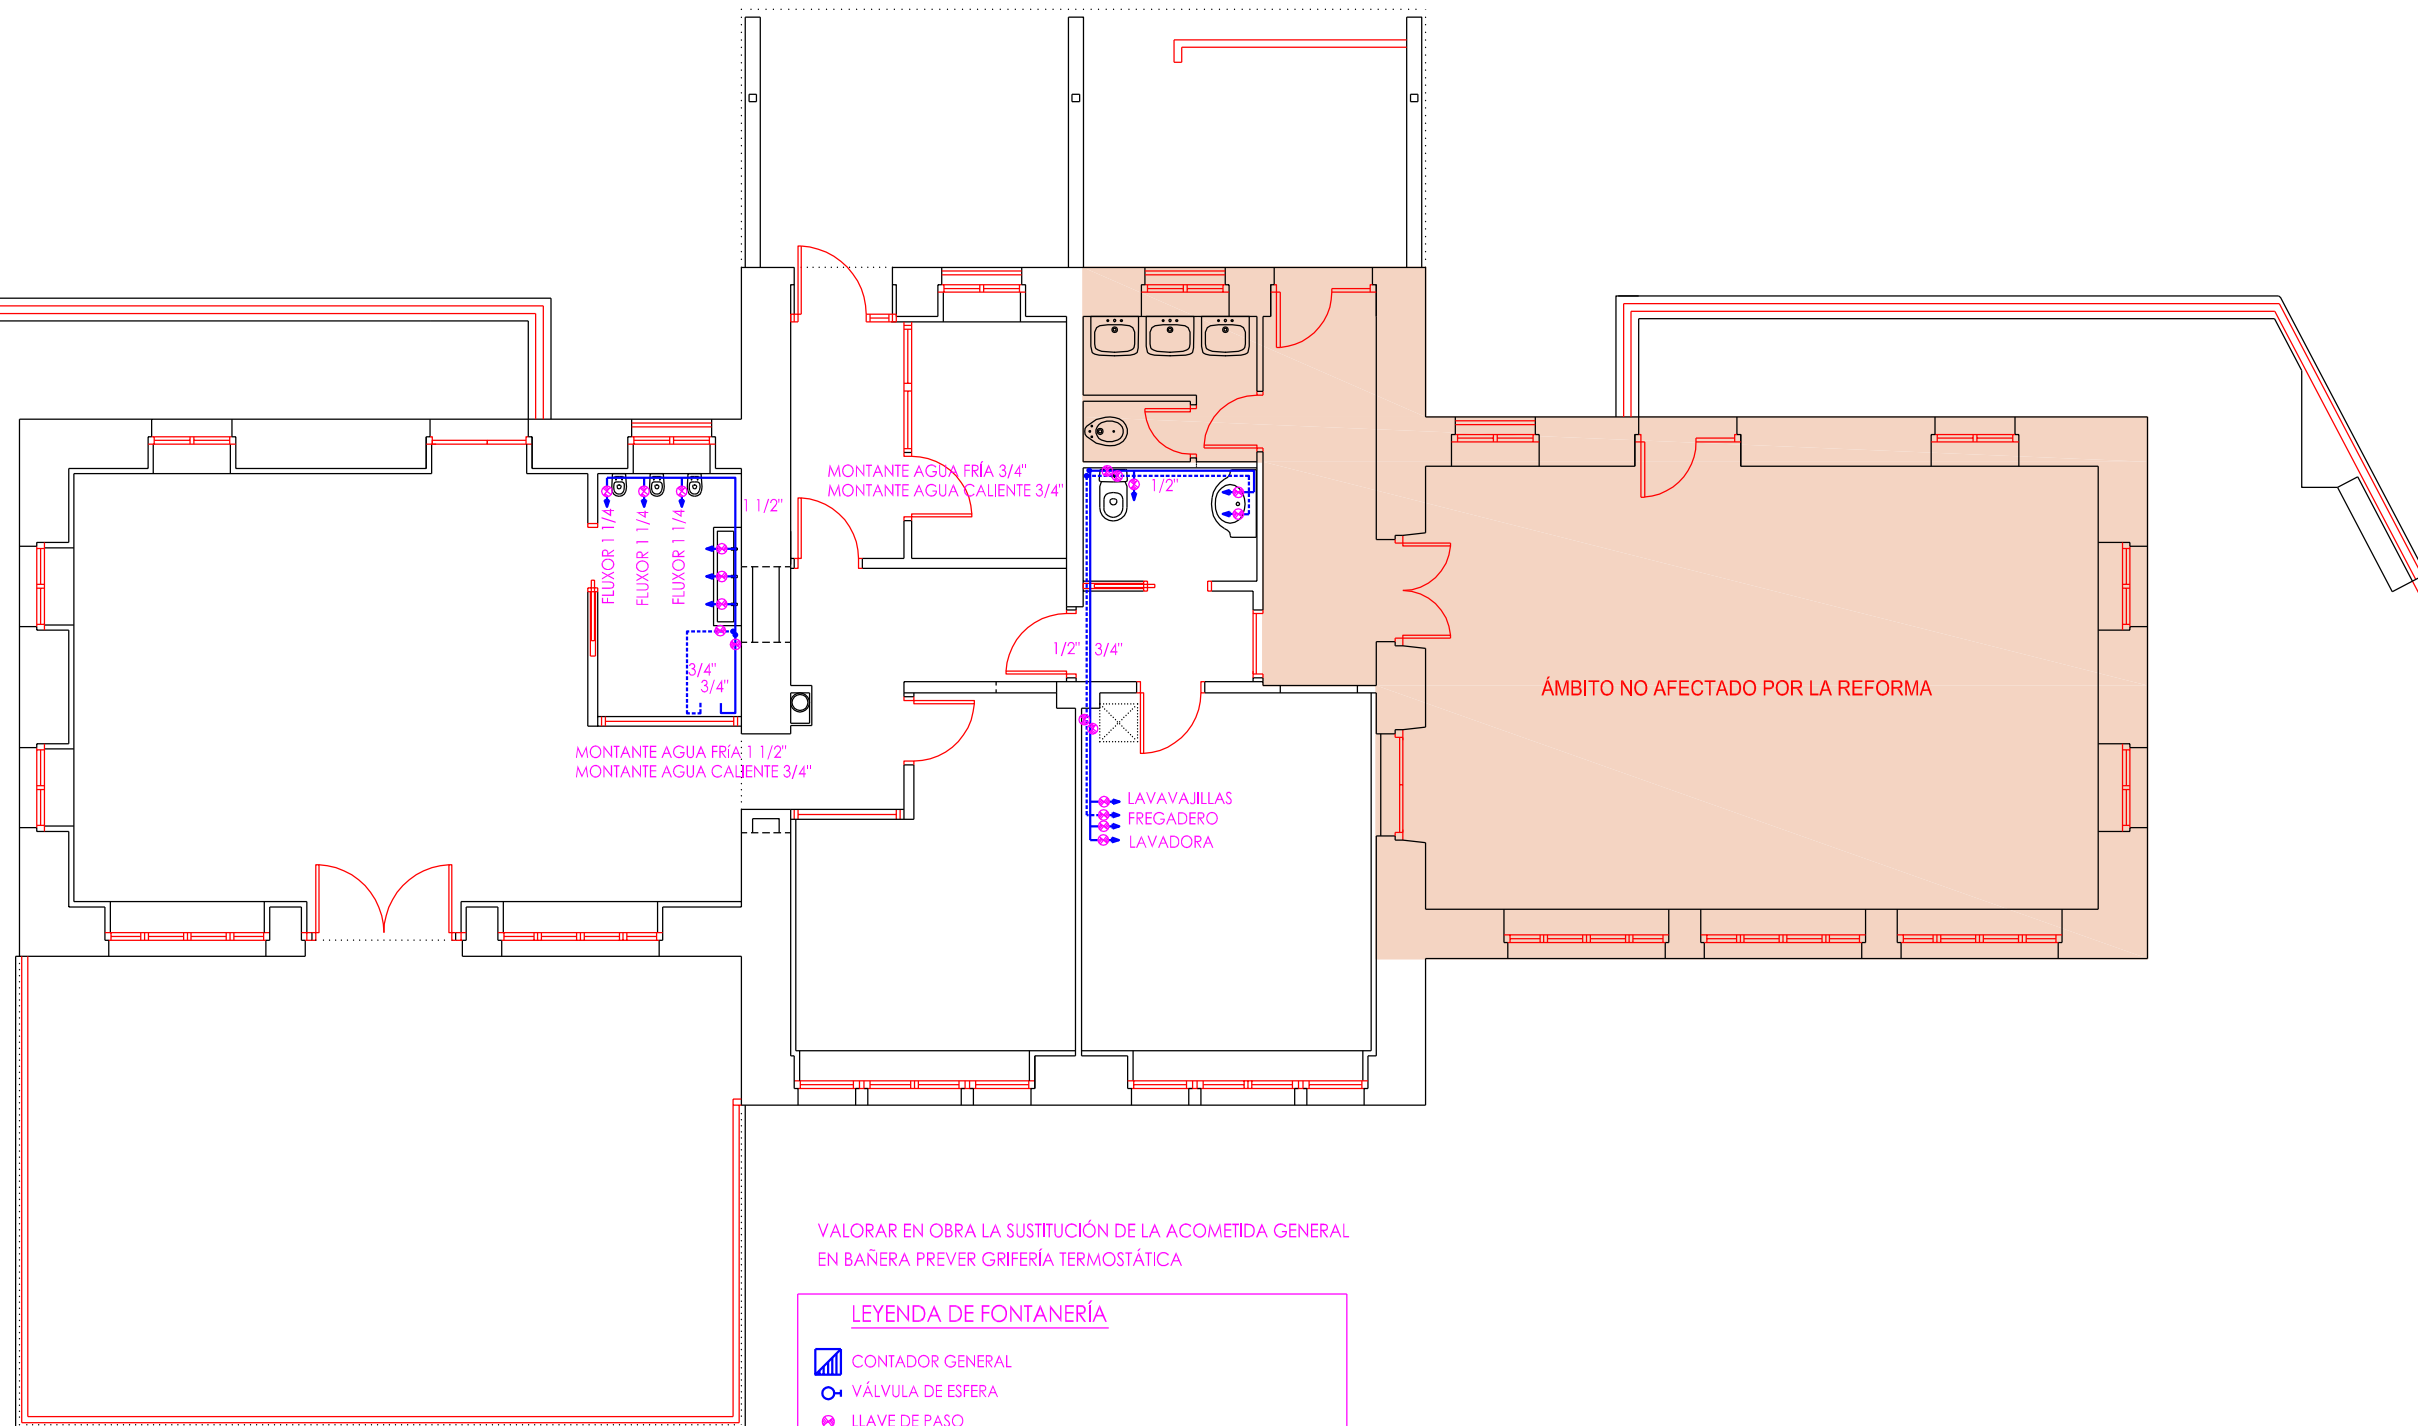

VALORAR EN OBRA LA SUSTITUCIÓN DE LA ACOMETIDA GENERAL
EN BAÑERA PREVER GRIFERÍA TERMOSTÁTICA

LEYENDA DE FONTANERÍA

- CONTADOR GENERAL
- VÁLVULA DE ESFERA
- LLAVE DE PASO
- VÁLVULA DE RETENCIÓN
- TUBERÍA AGUA FRÍA (polietileno baja densidad 10 atm.)
- TUBERÍA AGUA FRÍA (acero galvanizado según DIN 2440)
- TUBERÍA AGUA CALIENTE (acero galvanizado según DIN 2440)
- MONTANTE

ACOMETIDAS APARATOS

LAVABO 1/2"	FREGADERA 1/2"
BIDÉ 1/2"	LAVADORA 1/2"
INODORO 1/2"	LAVAVAJILLAS 1/2"
BAÑERA 3/4"	INODORO INFANTIL FLUXOR 1 1/4"

NOTA: LA RED GENERAL DE AGUA FRÍA IRÁ CALORIFUGADA
CON COQUILLA DE CLIMAFLEX DE 9 mm. DE ESPESOR
Y LAS REDES GENERALES DE AGUA CALIENTE CON
COQUILLA DE FIBRA DE VIDRIO DE 30 mm. DE ESPESOR.

TODAS LAS TUBERÍAS DE LAS INSTALACIONES INTERIORES
IRÁN CALORIFUGADAS CON COQUILLA DE CLIMAFLEX DE
6 mm. DE ESPESOR

NOTA: DISTRIBUCIÓN POR TECHO DE LAS INSTALACIONES
ALIMENTACIÓN DE LOS APARATOS SANITARIOS POR ENCIMA

PROYECTO DE REFORMA ANTIGUAS ESCUELAS DE MURIETA PARA CENTRO DE EDUCACIÓN INFANTIL 0-3 AÑOS

PLANO Nº: 6


PLANTA DE FONTANERÍA

Escala: 1/100


PROMOTOR: AYUNTAMIENTO DE MURIETA
ARQUITECTOS: ANTONIO ALEGRÍA EZQUERRA - JOSÉ JOAQUÍN EQUIZA ITOIZ

FECHA:
MAYO DE 2022

COAVN
COLEGIO OFICIAL DE ARQUITECTOS VASCO-NAVARRO
EUSKAL HERRIKO ARKITEKTOEN ELKARGO OFIZIALA
NAVARRO VISADO
INFORMACIÓN VISATUA
Nº 2022A0528
FECHA EXP. 17/05/2022
VERIFICABLE EN <http://www.coavn.org/verificabon>

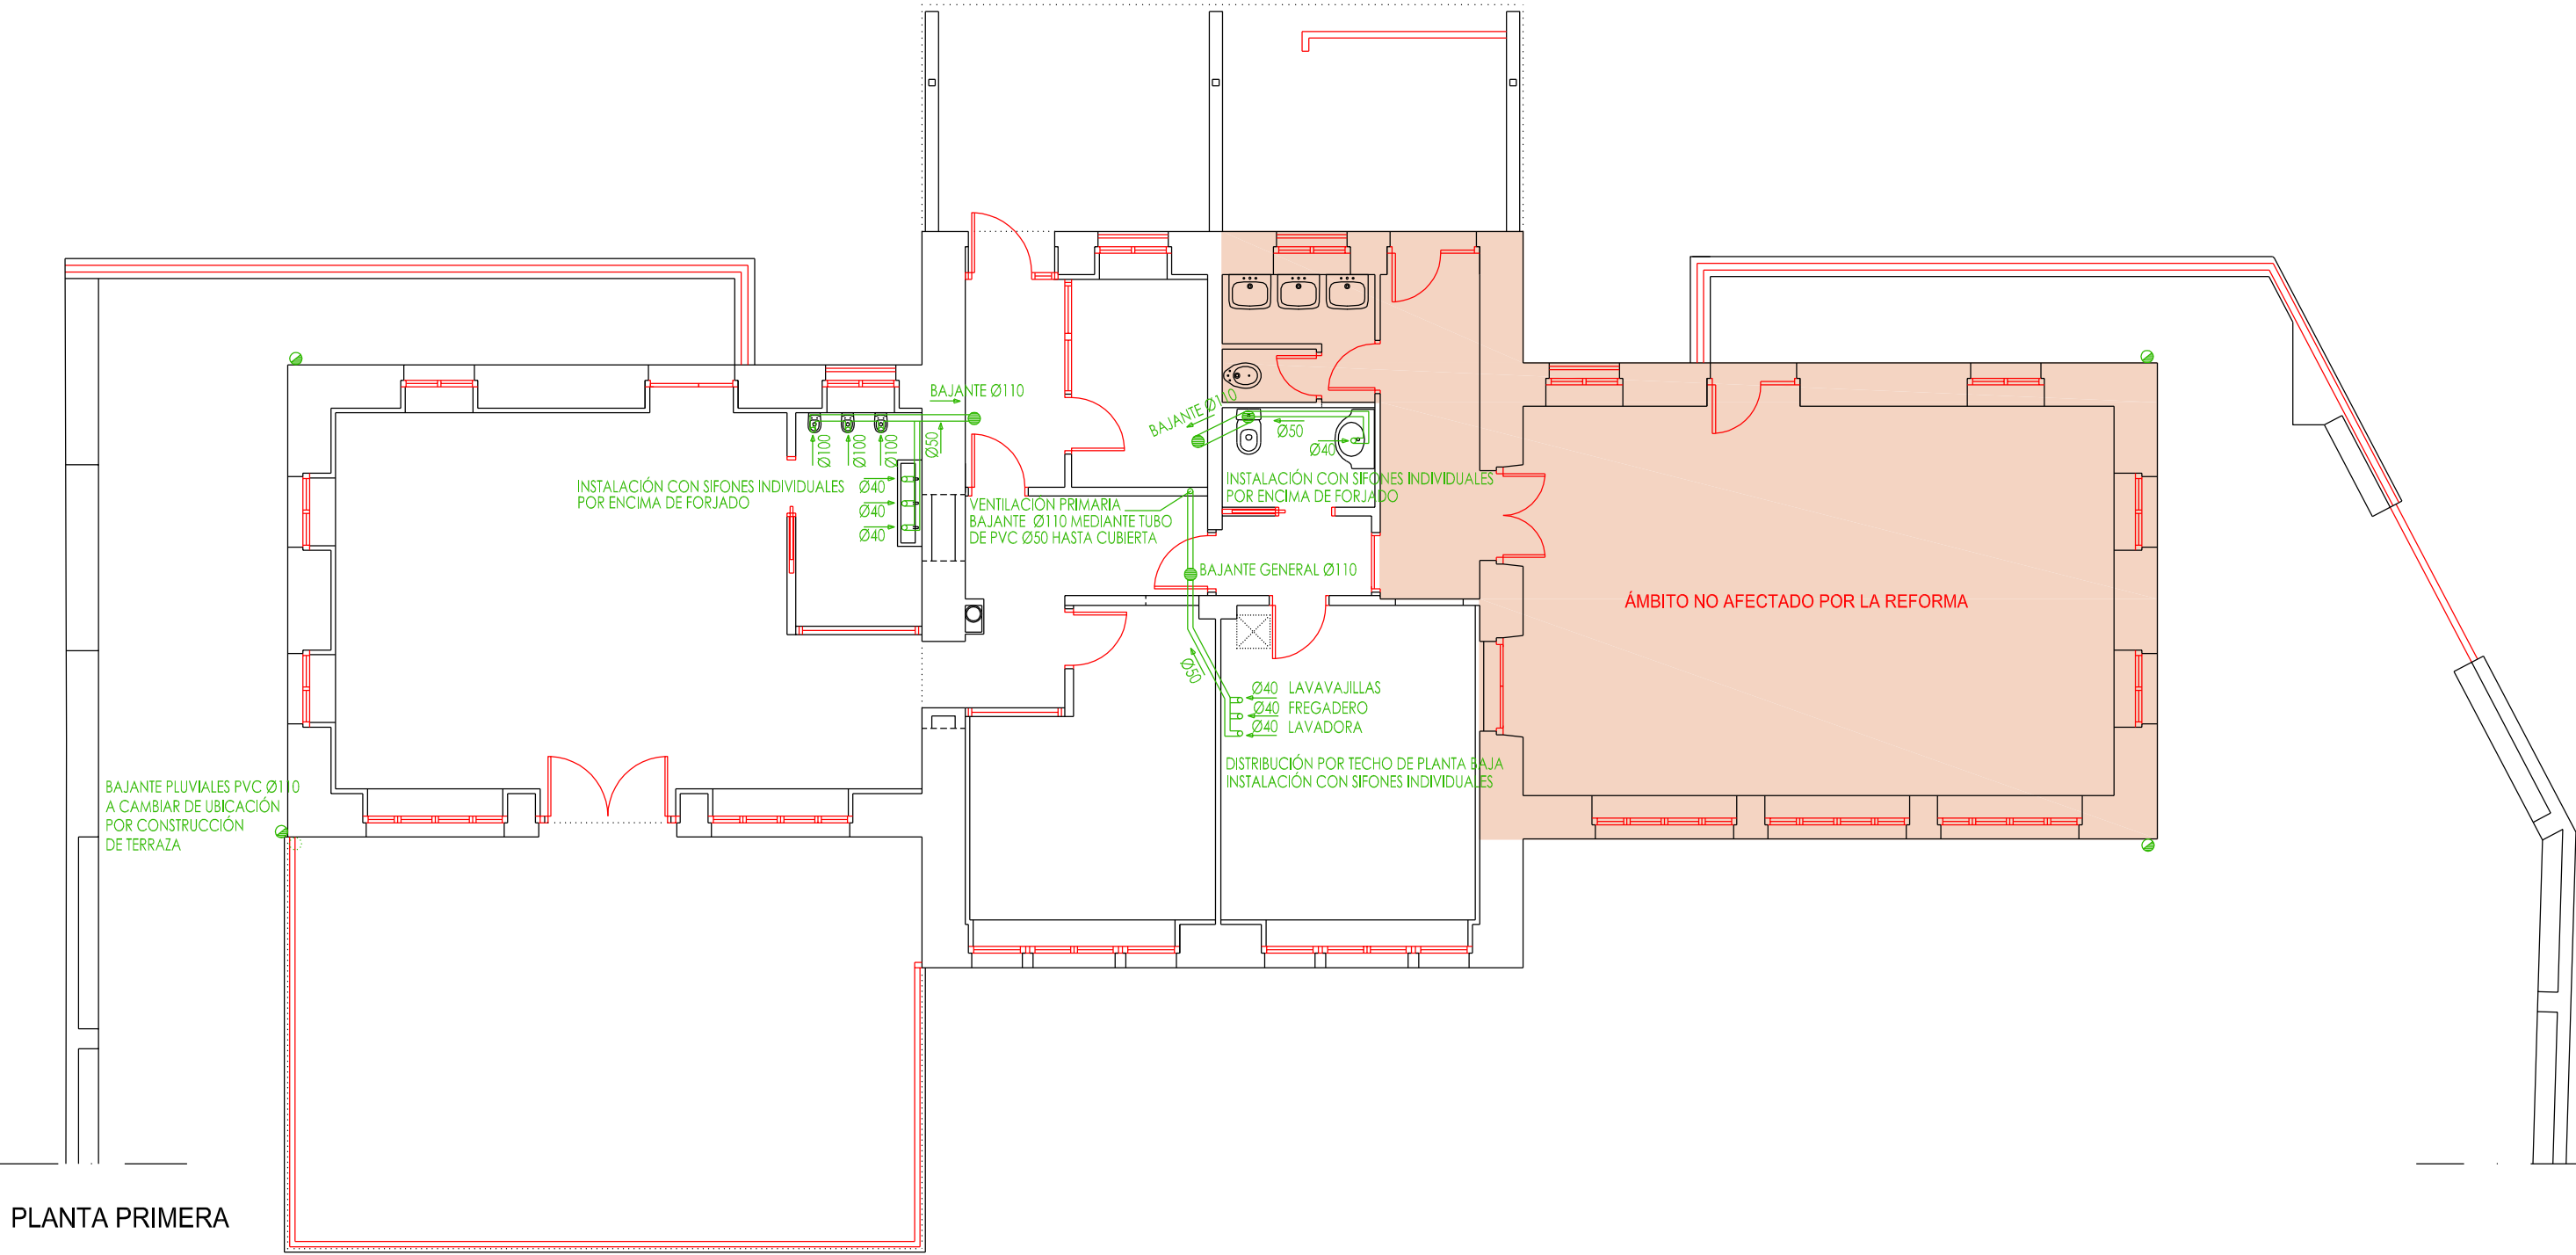

PLANTA PRIMERA

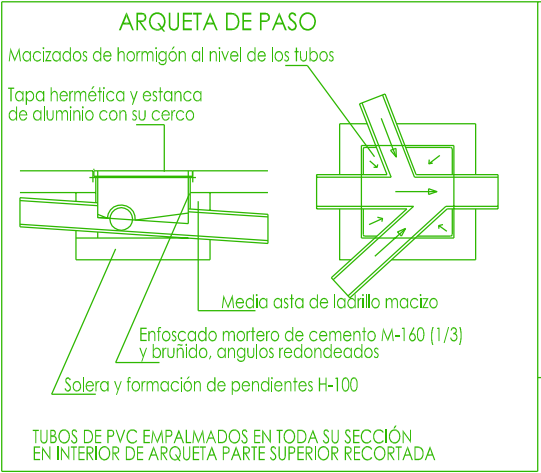

LEYENDA DE SANEAMIENTO

—	TUBERÍA SANEAMIENTO PVC
●	BAJANTE PLUVIALES PVC Ø110
●	BAJANTE AGUAS NEGRAS PVC
○	BOTE SIFÓNICO
■	SUMIDERO SIFÓNICO
—	TUBERÍA DRENAJE PVC
□	ARQUETA CON TAPA ESTANCA

BAJANTES GENERALES AISLADAS ACÚSTICAMENTE MEDIANTE COQUILLA DE POLIETILENO EXPANDIDO FONOBLOK DE ARMSTRONG
COQUILLA EN ROLLO E:5 mm. Y CINTA AUTOADHESIVA

PROYECTO DE REFORMA ANTIGUAS ESCUELAS DE MURIETA PARA CENTRO DE EDUCACIÓN INFANTIL 0-3 AÑOS		
PLANO Nº: 7	PLANTA DE SANEAMIENTO	Escala: 1/100
PROMOTOR: AYUNTAMIENTO DE MURIETA ARQUITECTOS: ANTONIO ALEGRÍA EZQUERRA - JOSÉ JOAQUÍN EQUIZA ITOIZ		FECHA: MAYO DE 2022

	COLEGIO OFICIAL DE ARQUITECTOS VASCO-NAVARRO	Nº2022A0528
	EUSKAL HERRIKO ARKITEKTOEN ELKARGO OFIZIALA	EX
	NAVARRA VISADO	FECHA
	INFORMACIÓN BISATUA	17/05/2022


VERIFICABLE EN <http://www.coan.org/verificabon>

COLOCACIÓN INTERRUPTORES, Y ENCHUFES

(DISTANCIAS MEDIDAS DE SUELO A BASE DE APARATOS) SIEMPRE MAYOR QUE 1,50 METROS

CADA LUZ DE EMERGENCIA DISPONDRÁ DE SU CARTEL DE SEÑALIZACIÓN HOMOLOGADO
CADA EXTINTOR DISPONDRÁ DE SU CARTEL DE SEÑALIZACIÓN HOMOLOGADO

DEBIDO AL AISLAMIENTO ENTRE LAS VIGAS DE HORMIGÓN, EN EL LOCAL INFERIOR AL AULA Y AL SERVICIO
SERÁ PRECISO PREVIAMENTE EL DESMONTAJE Y RECOLOCACIÓN DE LAS LUMINARIAS EXISTENTES

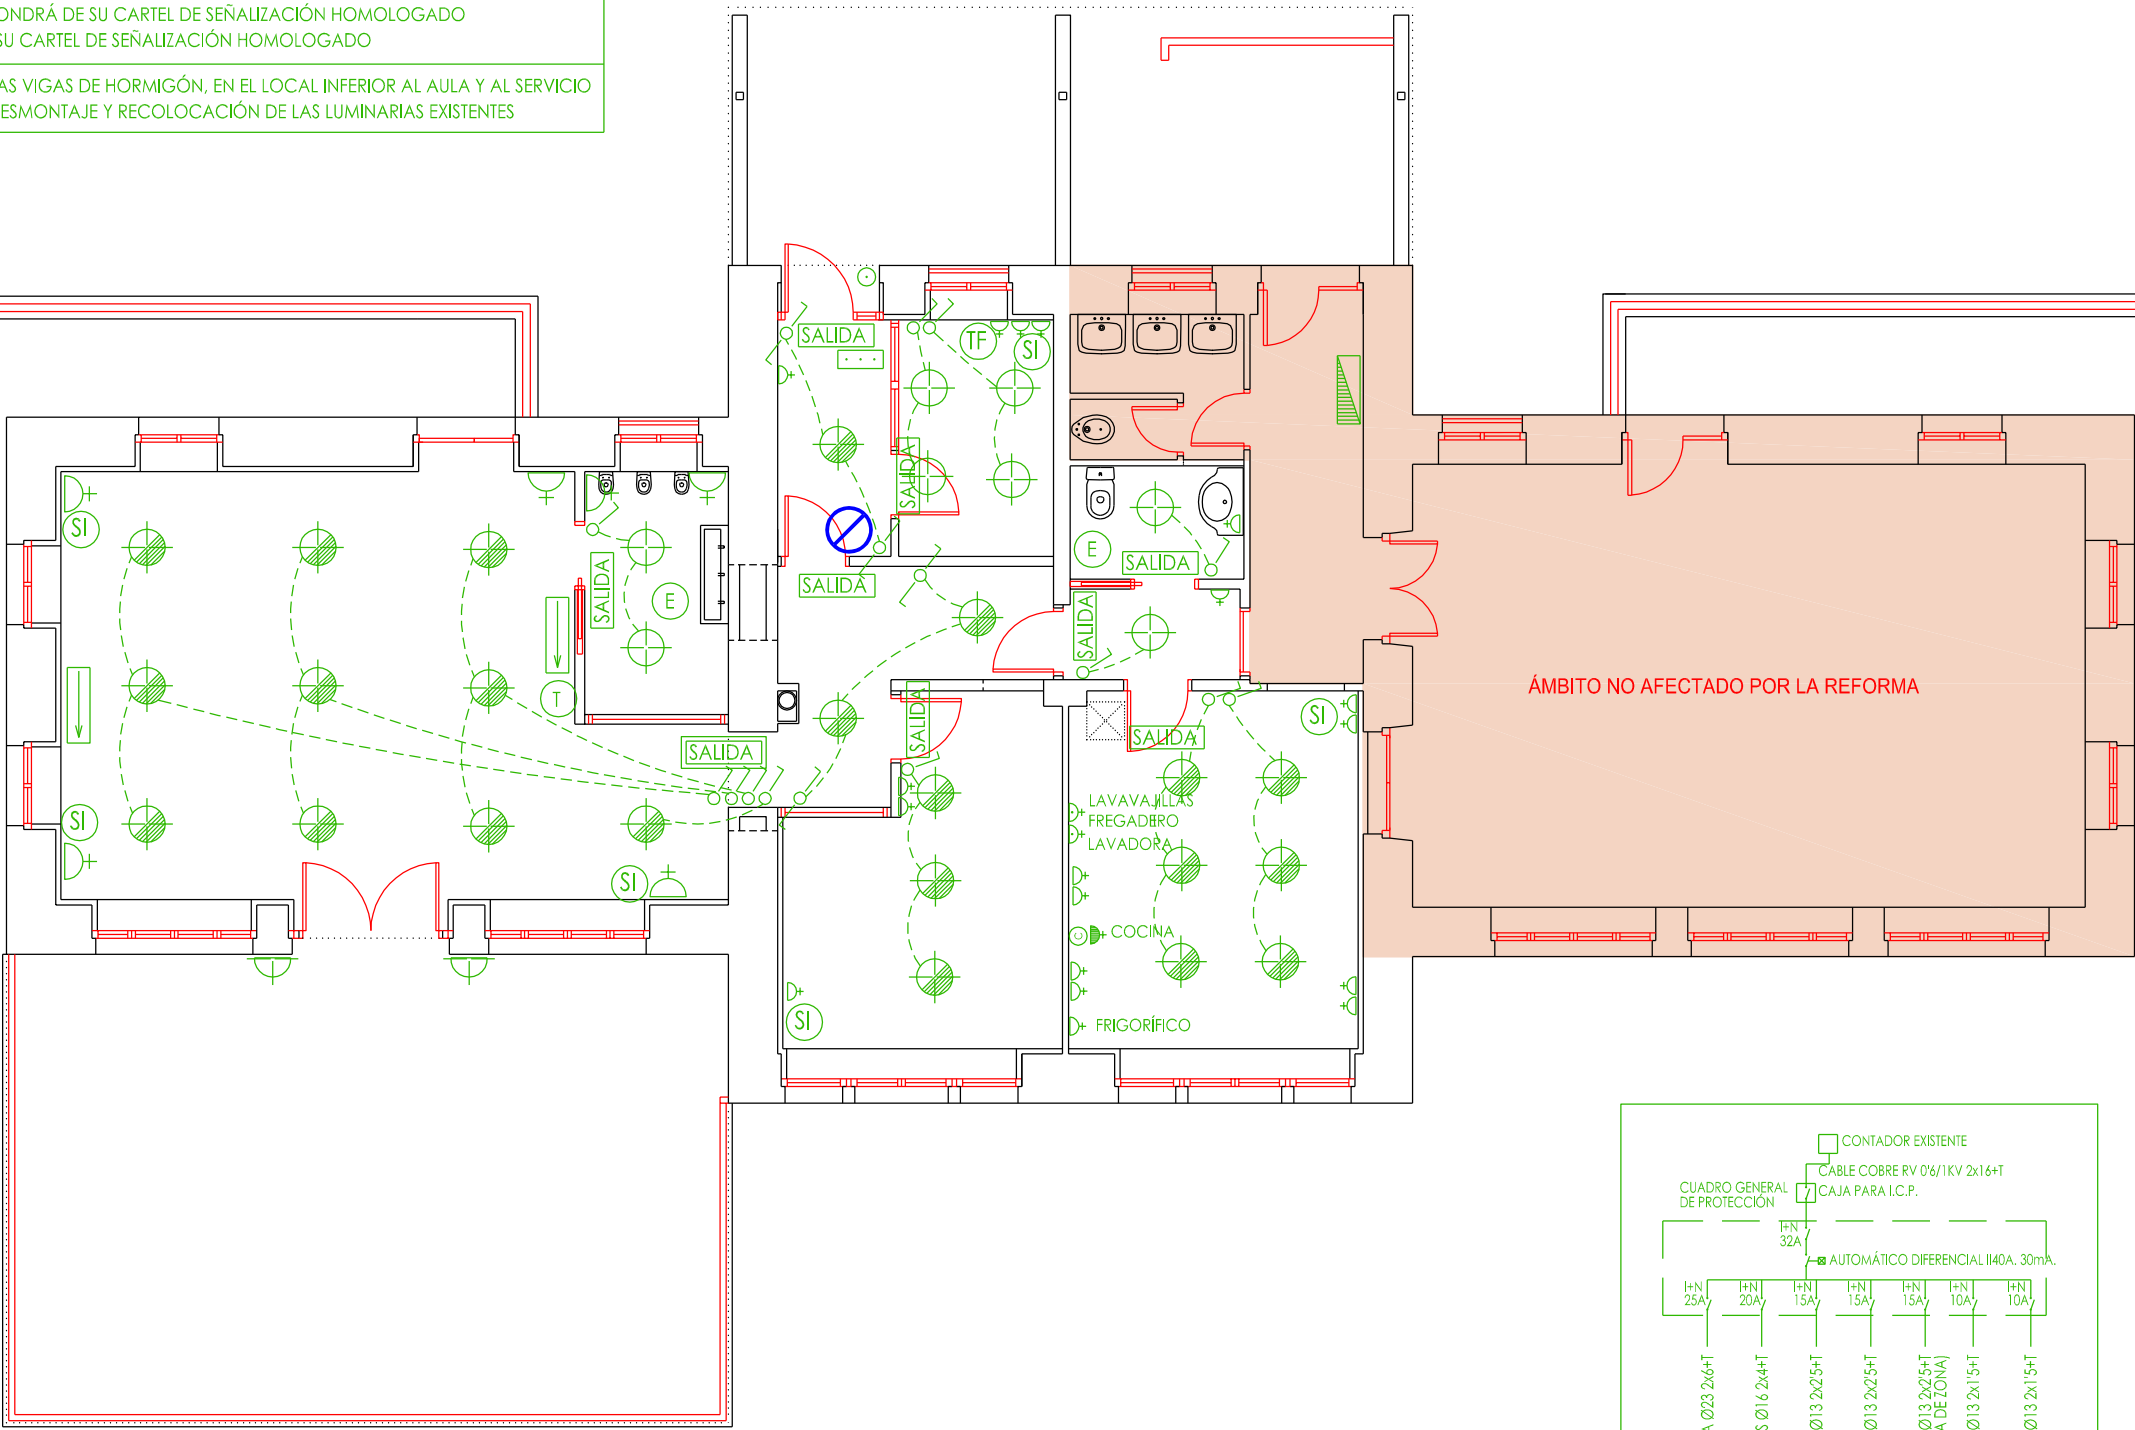


PLANTA PRIMERA

LEYENDA DE ELECTRICIDAD

- CUADRO GENERAL DE PROTECCIÓN
- DOWNLIGHT EMPOTRABLE PARA LED DE 12 W CON DIFUSOR
- PUNTO DE LUZ EN PARED (APLIQUE)
- DOWNLIGHT EMPOTRABLE PARA LED DE 21 W CON DIFUSOR
- INTERRUPTOR SIMPLE
- CONMUTADOR
- ENCHUFE 16 A.+T.T. (otros usos)
- ENCHUFE 20 A.+T.T. (lavadora-lavavajillas)
- ENCHUFE 25 A.+T.T. (cocina)

- PULSADOR
- ZUMBADOR
- EXTINTOR POLVO ABC EFICACIA 21A-113B
- LUZ EMERGENCIA Y SEÑALIZACIÓN "SALIDA" (120 LMNS)
- LUZ EMERGENCIA Y SEÑALIZACIÓN "SALIDA" (250 LMNS)
- LUZ EMERGENCIA Y SEÑALIZACIÓN DIRECCION (120 LMNS)
- TOMA DE TELEFONÍA
- TOMA DE SERVICIOS INTEGRALES (PREVISION SIN CABLEADO)
- CRONOTERMOSTATO DE CALEFACCIÓN
- PREVISIÓN ENCHUFE CAMPANA DE HUMOS
- EXTRACTOR, FUNCIONAMIENTO CON INTERRUPTOR

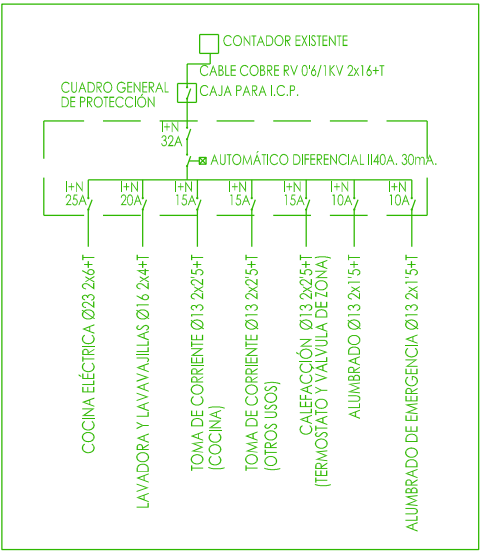

PROYECTO DE REFORMA ANTIGUAS ESCUELAS DE MURIETA
PARA CENTRO DE EDUCACIÓN INFANTIL 0-3 AÑOS

PLANO Nº: 8

PLANTA DE ELECTRICIDAD


Escala: 1/100

PROMOTOR: AYUNTAMIENTO DE MURIETA
ARQUITECTOS: ANTONIO ALEGRÍA EZQUERRA - JOSÉ JOAQUÍN EQUIZA ITOIZ

FECHA: MAYO DE 2022

COLEGIO OFICIAL DE ARQUITECTOS VASCO-NAVARRO
EUSKAL HERRIKO ARKITEKTOEN ELKARGO OFIZIALA
NAVARRO VISADO
Nº 2022A0528
FECHA 17/05/2022
FOLIO 34 DE 40
VERIFICABLE EN <http://www.coam.org/verificadon>

PLANTA PRIMERA

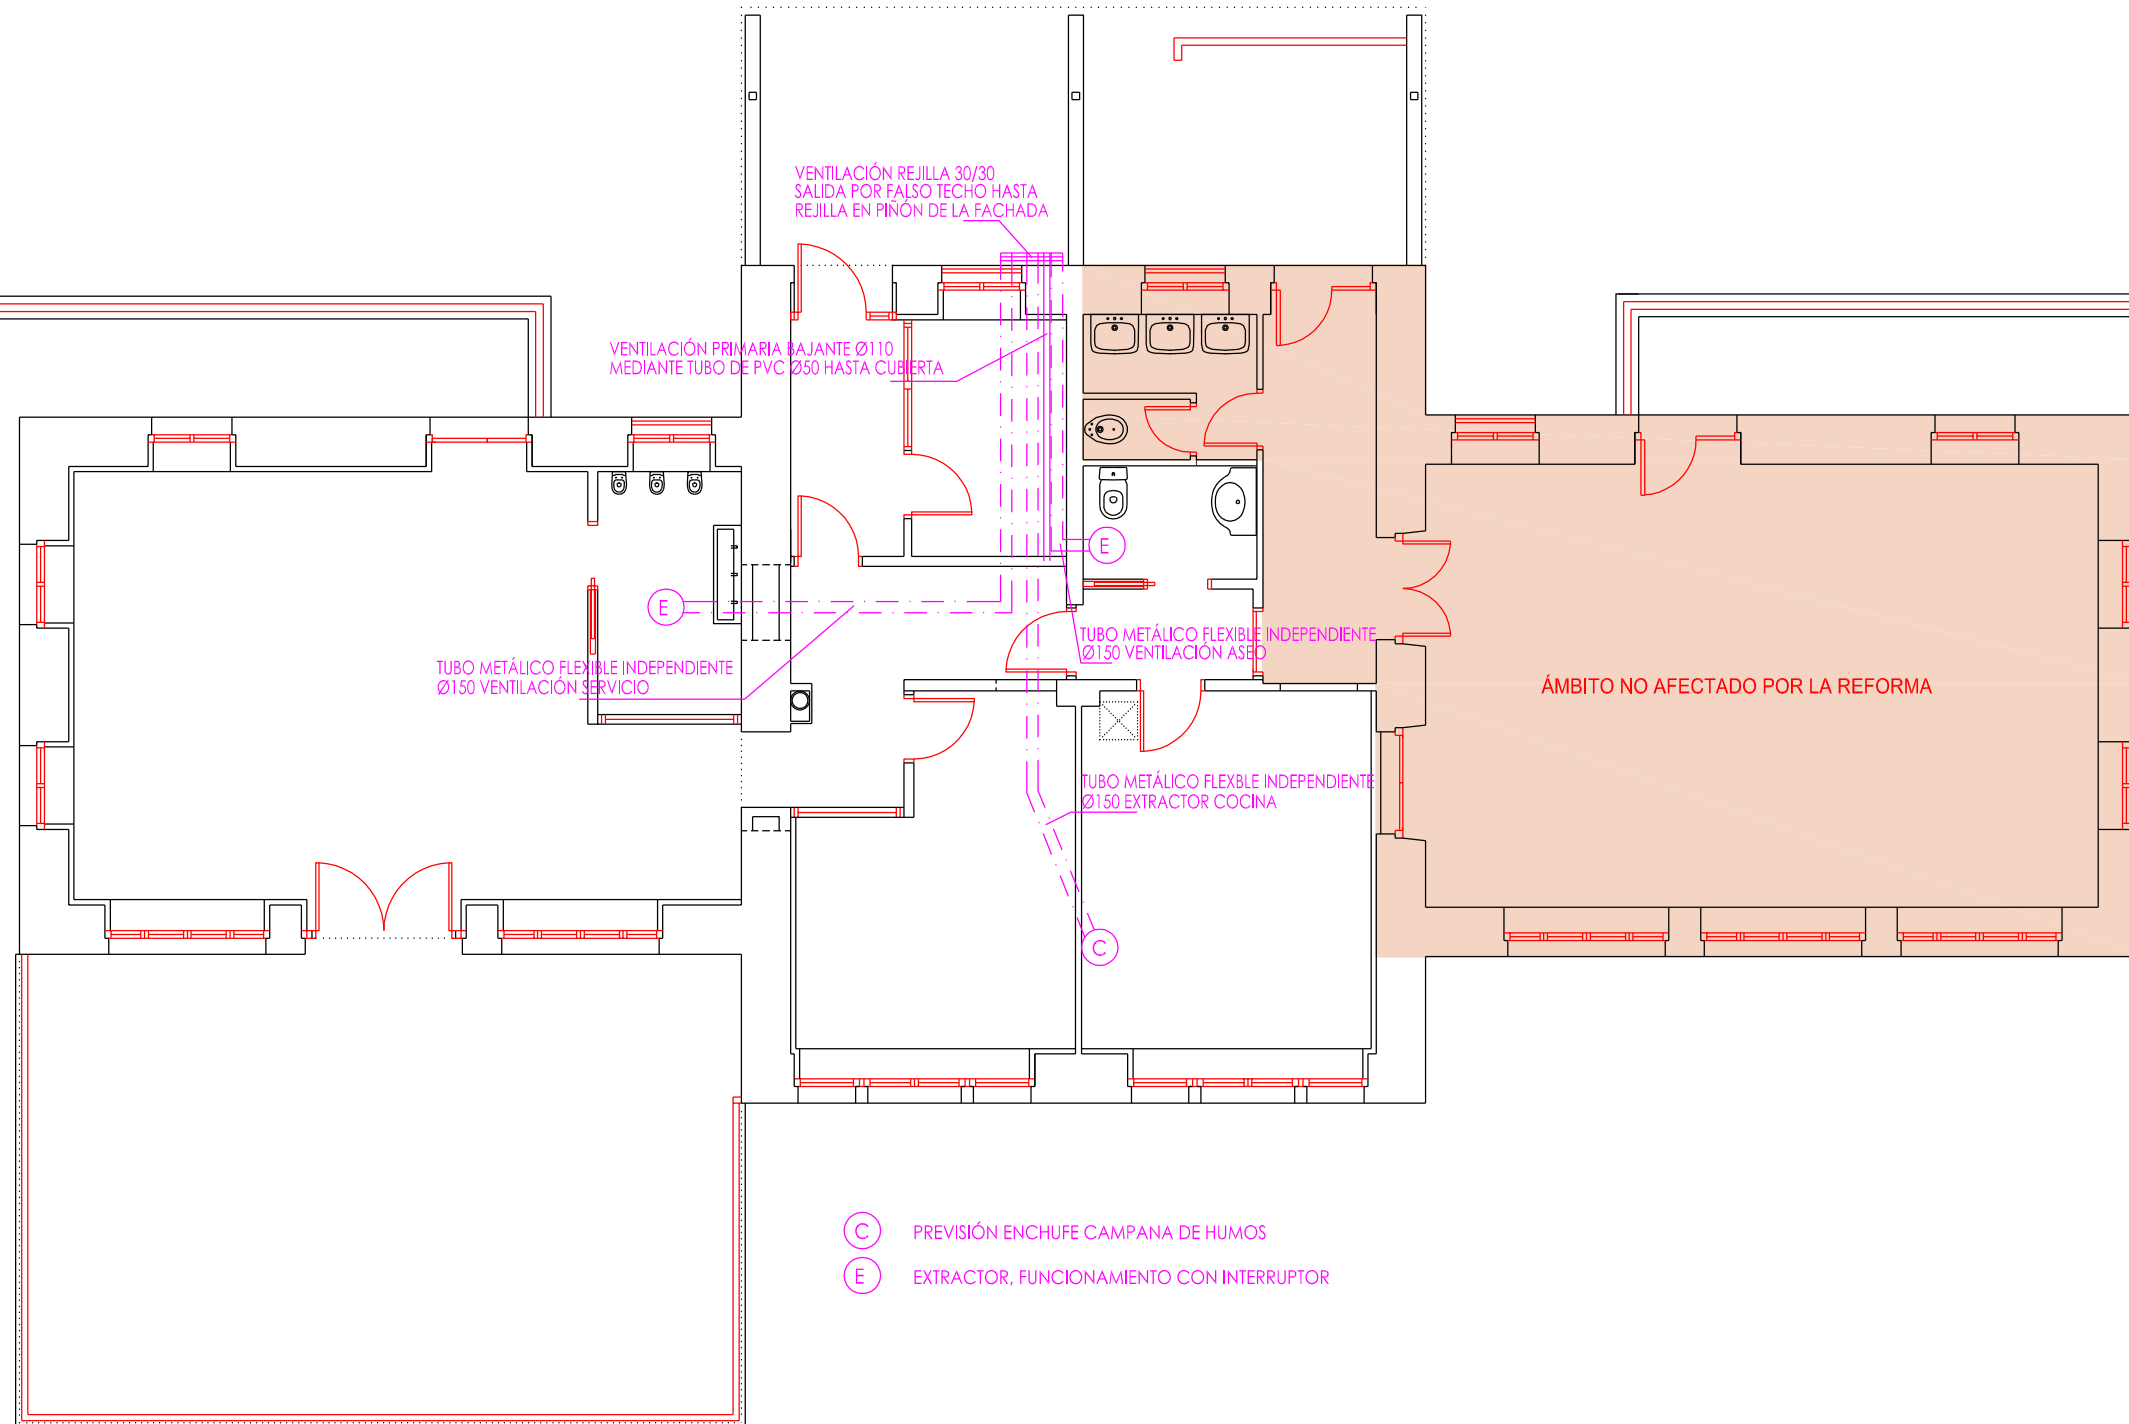

- (C) PREVISIÓN ENCHUFE CAMPANA DE HUMOS
- (E) EXTRACTOR, FUNCIONAMIENTO CON INTERRUPTOR

PROYECTO DE REFORMA ANTIGUAS ESCUELAS DE MURIETA PARA CENTRO DE EDUCACIÓN INFANTIL 0-3 AÑOS

PLANO Nº: 9

PLANTA DE VENTILACIÓN

Escala: 1/100

PROMOTOR: AYUNTAMIENTO DE MURIETA
ARQUITECTOS: ANTONIO ALEGRÍA EZQUERRA - JOSÉ JOAQUÍN EQUIZA ITOIZ

FECHA:
MAYO DE 2022

EXP
N2022A0528
FECHA
17/05/2022


ASO
VERIFICABLE EN <http://www.coamn.org/verificabon>

NAVARRA
VISADO
BISATUA

COAVN

COLEGIO OFICIAL DE ARQUITECTOS VASCO-NAVARRO
EUSKAL HERRIKO ARKITEKTOEN ELKARGO OFIZIALA

PLANTA PRIMERA

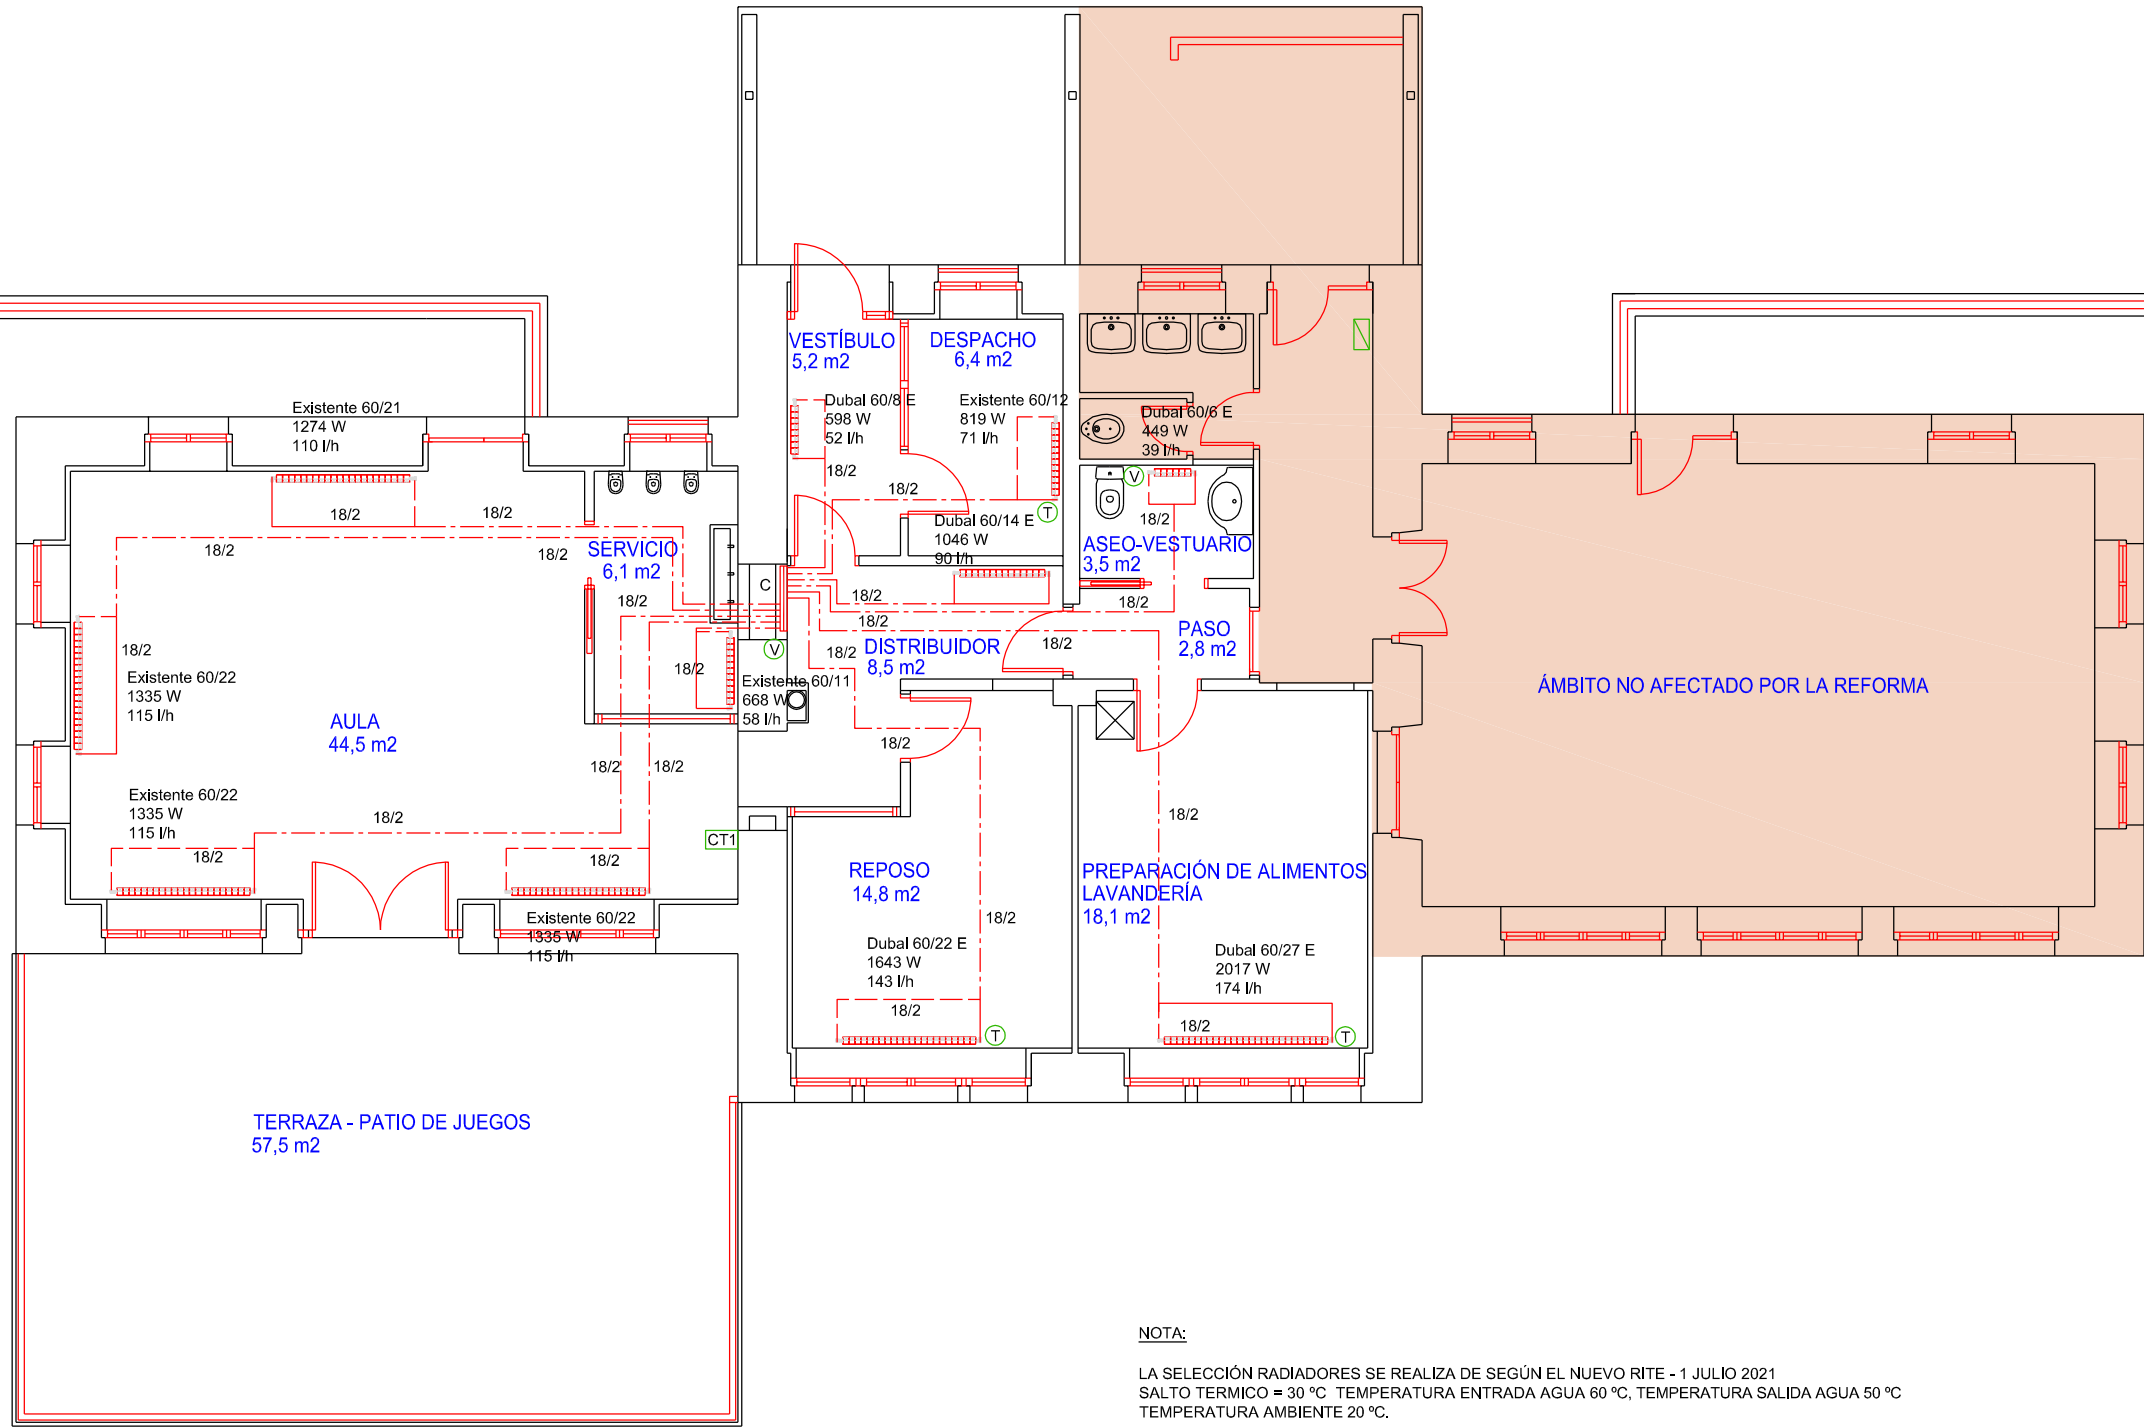

Dubal 60/22 E
1643 W
143 l/h

LEYENDA DE CALEFACCIÓN:

- RADIADOR DE ELEMENTOS DE ALUMINIO BAXI DUBAL 60 DE 22 ELEMENTOS 1643 W Y 143 L/H
- 2 TUBOS MULTICAPA PEX-AL-PEX CIRCUITO DE IDA Y RETORNO CALORIFUGADA SEGÚN PRESUPUESTO
- TUBERÍA MULTICAPA PEX-AL-PEX CIRCUITO DE RETORNO CALORIFUGADA SEGÚN PRESUPUESTO
- TUBERÍA MULTICAPA PEX-AL-PEX CIRCUITO DE IDA CALORIFUGADA SEGÚN PRESUPUESTO
- TUBERÍA COBRE CIRCUITO IDA CALORIFUGADA SEGÚN PRESUPUESTO
- TUBERÍA COBRE CIRCUITO RETORNO CALORIFUGADA SEGÚN PRESUPUESTO
- DOBLE COLECTOR PARA RADIADORES IDA Y RETORNO DE 11 TOMAS
- VÁLVULA TERMOSTÁTICA
- LLAVE DE VACIADO
- TERMOSTATO AMBIENTE PROGRAMABLE DIGITAL BAXI TX 3000

NOTA:

LA SELECCIÓN RADIADORES SE REALIZA DE SEGÚN EL NUEVO RITE - 1 JULIO 2021
SALTO TERMICO = 30 °C TEMPERATURA ENTRADA AGUA 60 °C, TEMPERATURA SALIDA AGUA 50 °C
TEMPERATURA AMBIENTE 20 °C.

LOS RADIADORES DE ALUMINIO SE HAN MONTADO UTILIZANDO LOS ELEMENTOS DE LOS RADIADORES EXISTENTES. POR LO TANTO CUANDO SE DESMONTEN LOS RADIADORES EXISTENTES, SE ACOPIARAN Y ALMACENARAN EN LA SALA QUE INDIQUE LA PROPIEDAD.

PROYECTO DE REFORMA ANTIGUAS ESCUELAS DE MURIETA
PARA CENTRO DE EDUCACIÓN INFANTIL 0-3 AÑOS

PLANO Nº: 10

PLANTA DE CALEFACCIÓN

Escala: 1/100




PROMOTOR: AYUNTAMIENTO DE MURIETA
ARQUITECTOS: ANTONIO ALEGRÍA EZQUERRA - JOSÉ JOAQUÍN EQUIZA ITOIZ

FECHA:
MAYO DE 2022

COLEGIO OFICIAL DE ARQUITECTOS VASCO-NAVARRO
EUSKAL HERRIKO ARKITEKTOEN ELKARGO OFIZIALA
NAVARRA VISADO
Nº 2022A0528
FECHA EXP 17/05/2022
VERIFICABLE EN <http://www.coam.org/verificabon>

RADIADORES ZONA REFORMADA 1.100 l/h

RADIADORES ZONA SIN REFORMAR 1.100 l/h

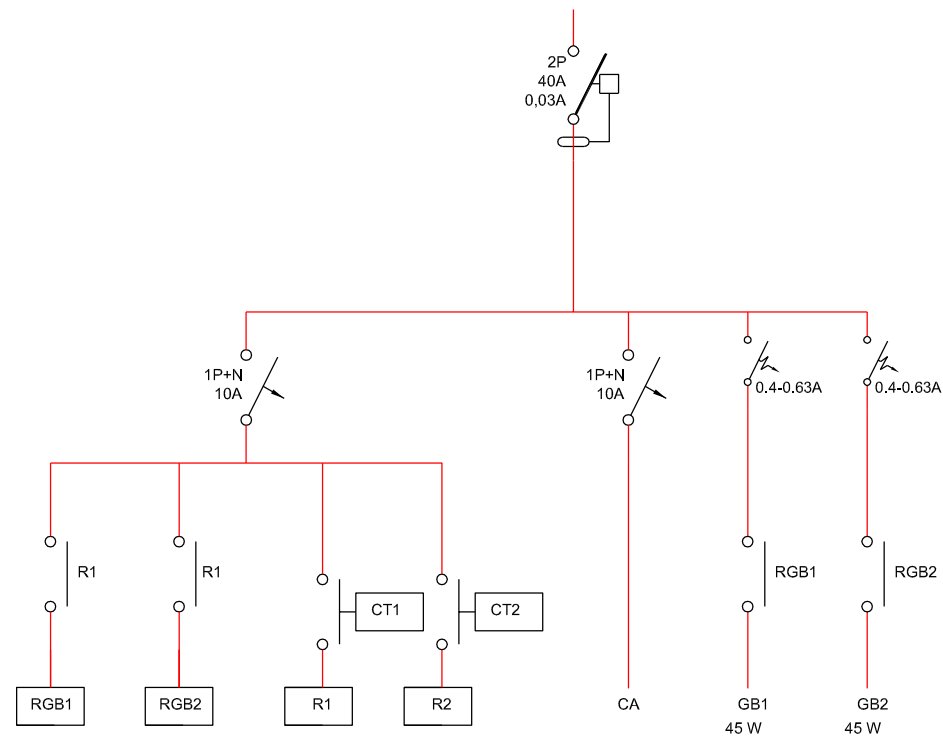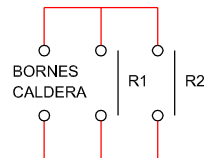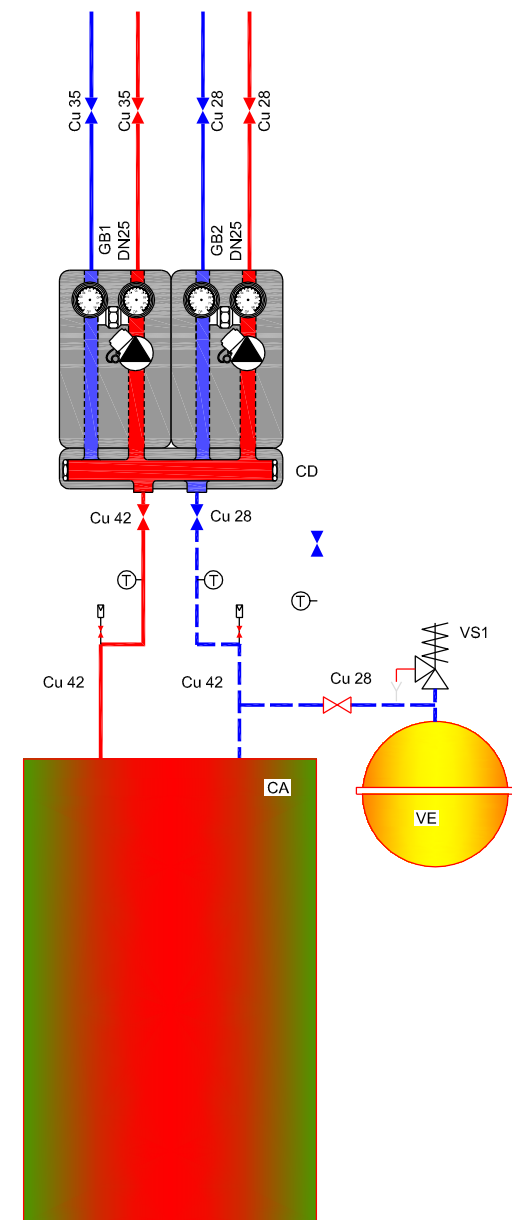

- CA CALDERA EXISTENTE
- GB1 GRUPO BOMBEO WAFT SIN MEZCLA DN25 ZONA REFORMADA
- GB2 GRUPO BOMBEO WAFT SIN MEZCLA DN25 ZONA NO REFORMADA
- CT1 TERMOSTATO AMBIENTE WIFI TXM, PROGRAMABLE MODULANTE CON CABLES CON CONEXIÓN WIFI ZONA REFORMADA
- CT2 TERMOSTATO AMBIENTE EXISTENTE EN LA ZONA NO REFORMADA
- RGB1 RELÉ GRUPO DE BOMBEO 1 CIRCUITO ZONA REFORMADA
- RGB2 RELÉ GRUPO DE BOMBEO 2 CIRCUITO ZONA NO REFORMADA

- CA CALDERA EXISTENTE
- GB1 GRUPO BOMBEO WAFT SIN MEZCLA DN25 ZONA REFORMADA
- GB2 GRUPO BOMBEO WAFT SIN MEZCLA DN25 ZONA NO REFORMADA
- CD COLECTOR GRUPO BOMBEO WAFT 2 CIRCUITOS DN32
- LLAVE DE CORTE
- LLAVE DE CORTE SIN MANETA
- VS1 VÁLVULA DE SEGURIDAD DE 3/4" TARADA A 3 BAR
- VE VASO DE EXPANSIÓN WAFT DE 50 L.
- EMBUDO DE VACIADO CON SIFÓN
- PURGADOR AUTOMATICO CON LLAVE
- TERMOMETRO

TUBERÍA DE COBRE IDA DE CALEFACCIÓN CALORIFUGADO SEGÚN PRESUPUESTO

TUBERÍA DE COBRE RETORNO DE CALEFACCIÓN CALORIFUGADO SEGÚN PRESUPUESTO

PROYECTO DE REFORMA ANTIGUAS ESCUELAS DE MURIETA PARA CENTRO DE EDUCACIÓN INFANTIL 0-3 AÑOS

PLANO Nº: 11

CALEFACCIÓN: ESQUEMA HIDRÁULICO Y ELÉCTRICO



Escala: S/E

PROMOTOR: AYUNTAMIENTO DE MURIETA
ARQUITECTOS: ANTONIO ALEGRÍA EZQUERRA - JOSÉ JOAQUÍN EQUIZA ITOIZ

FECHA:
MAYO DE 2022

COLEGIO OFICIAL DE ARQUITECTOS VASCO-NAVARRO
EUSKAL HERRIKO ARKITEKTOEN ELKARGO OFIZIALA
NAVARRO VISADO
Nº 2022A0528
17/05/2022
FEDATARIO
VERIFICABLE EN <http://www.coam.org/verificadon>

SECCIÓN VERTICAL EN INTERIOR DE EDIFICACIÓN

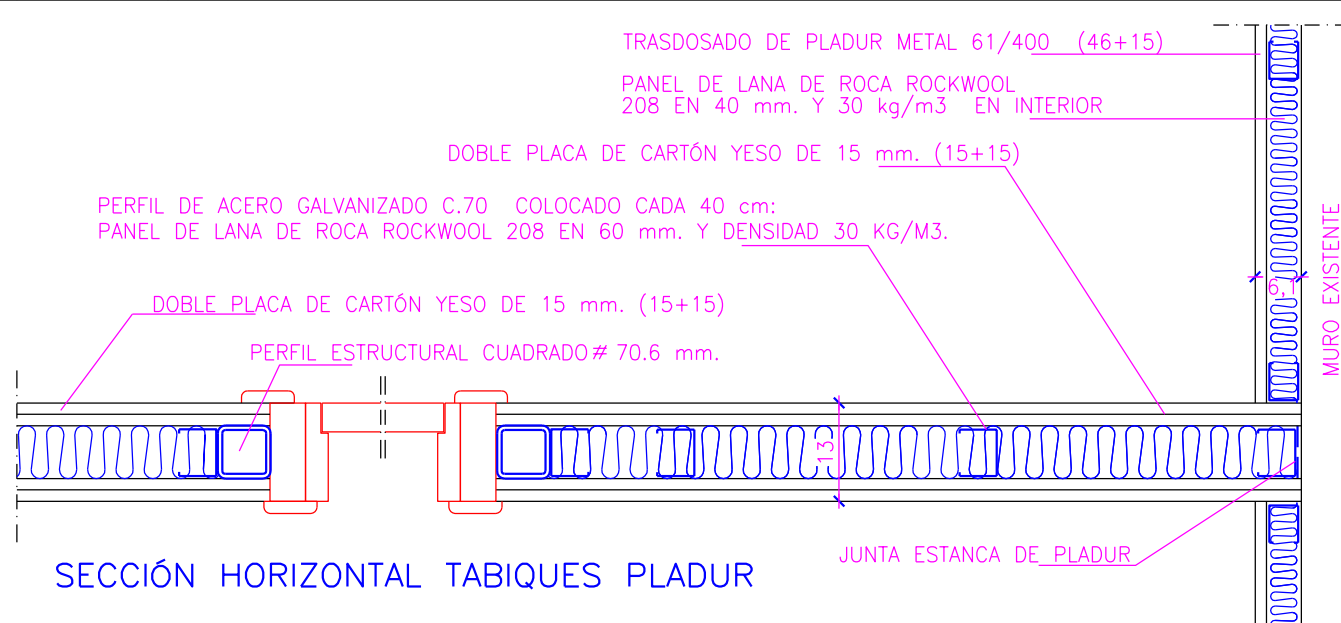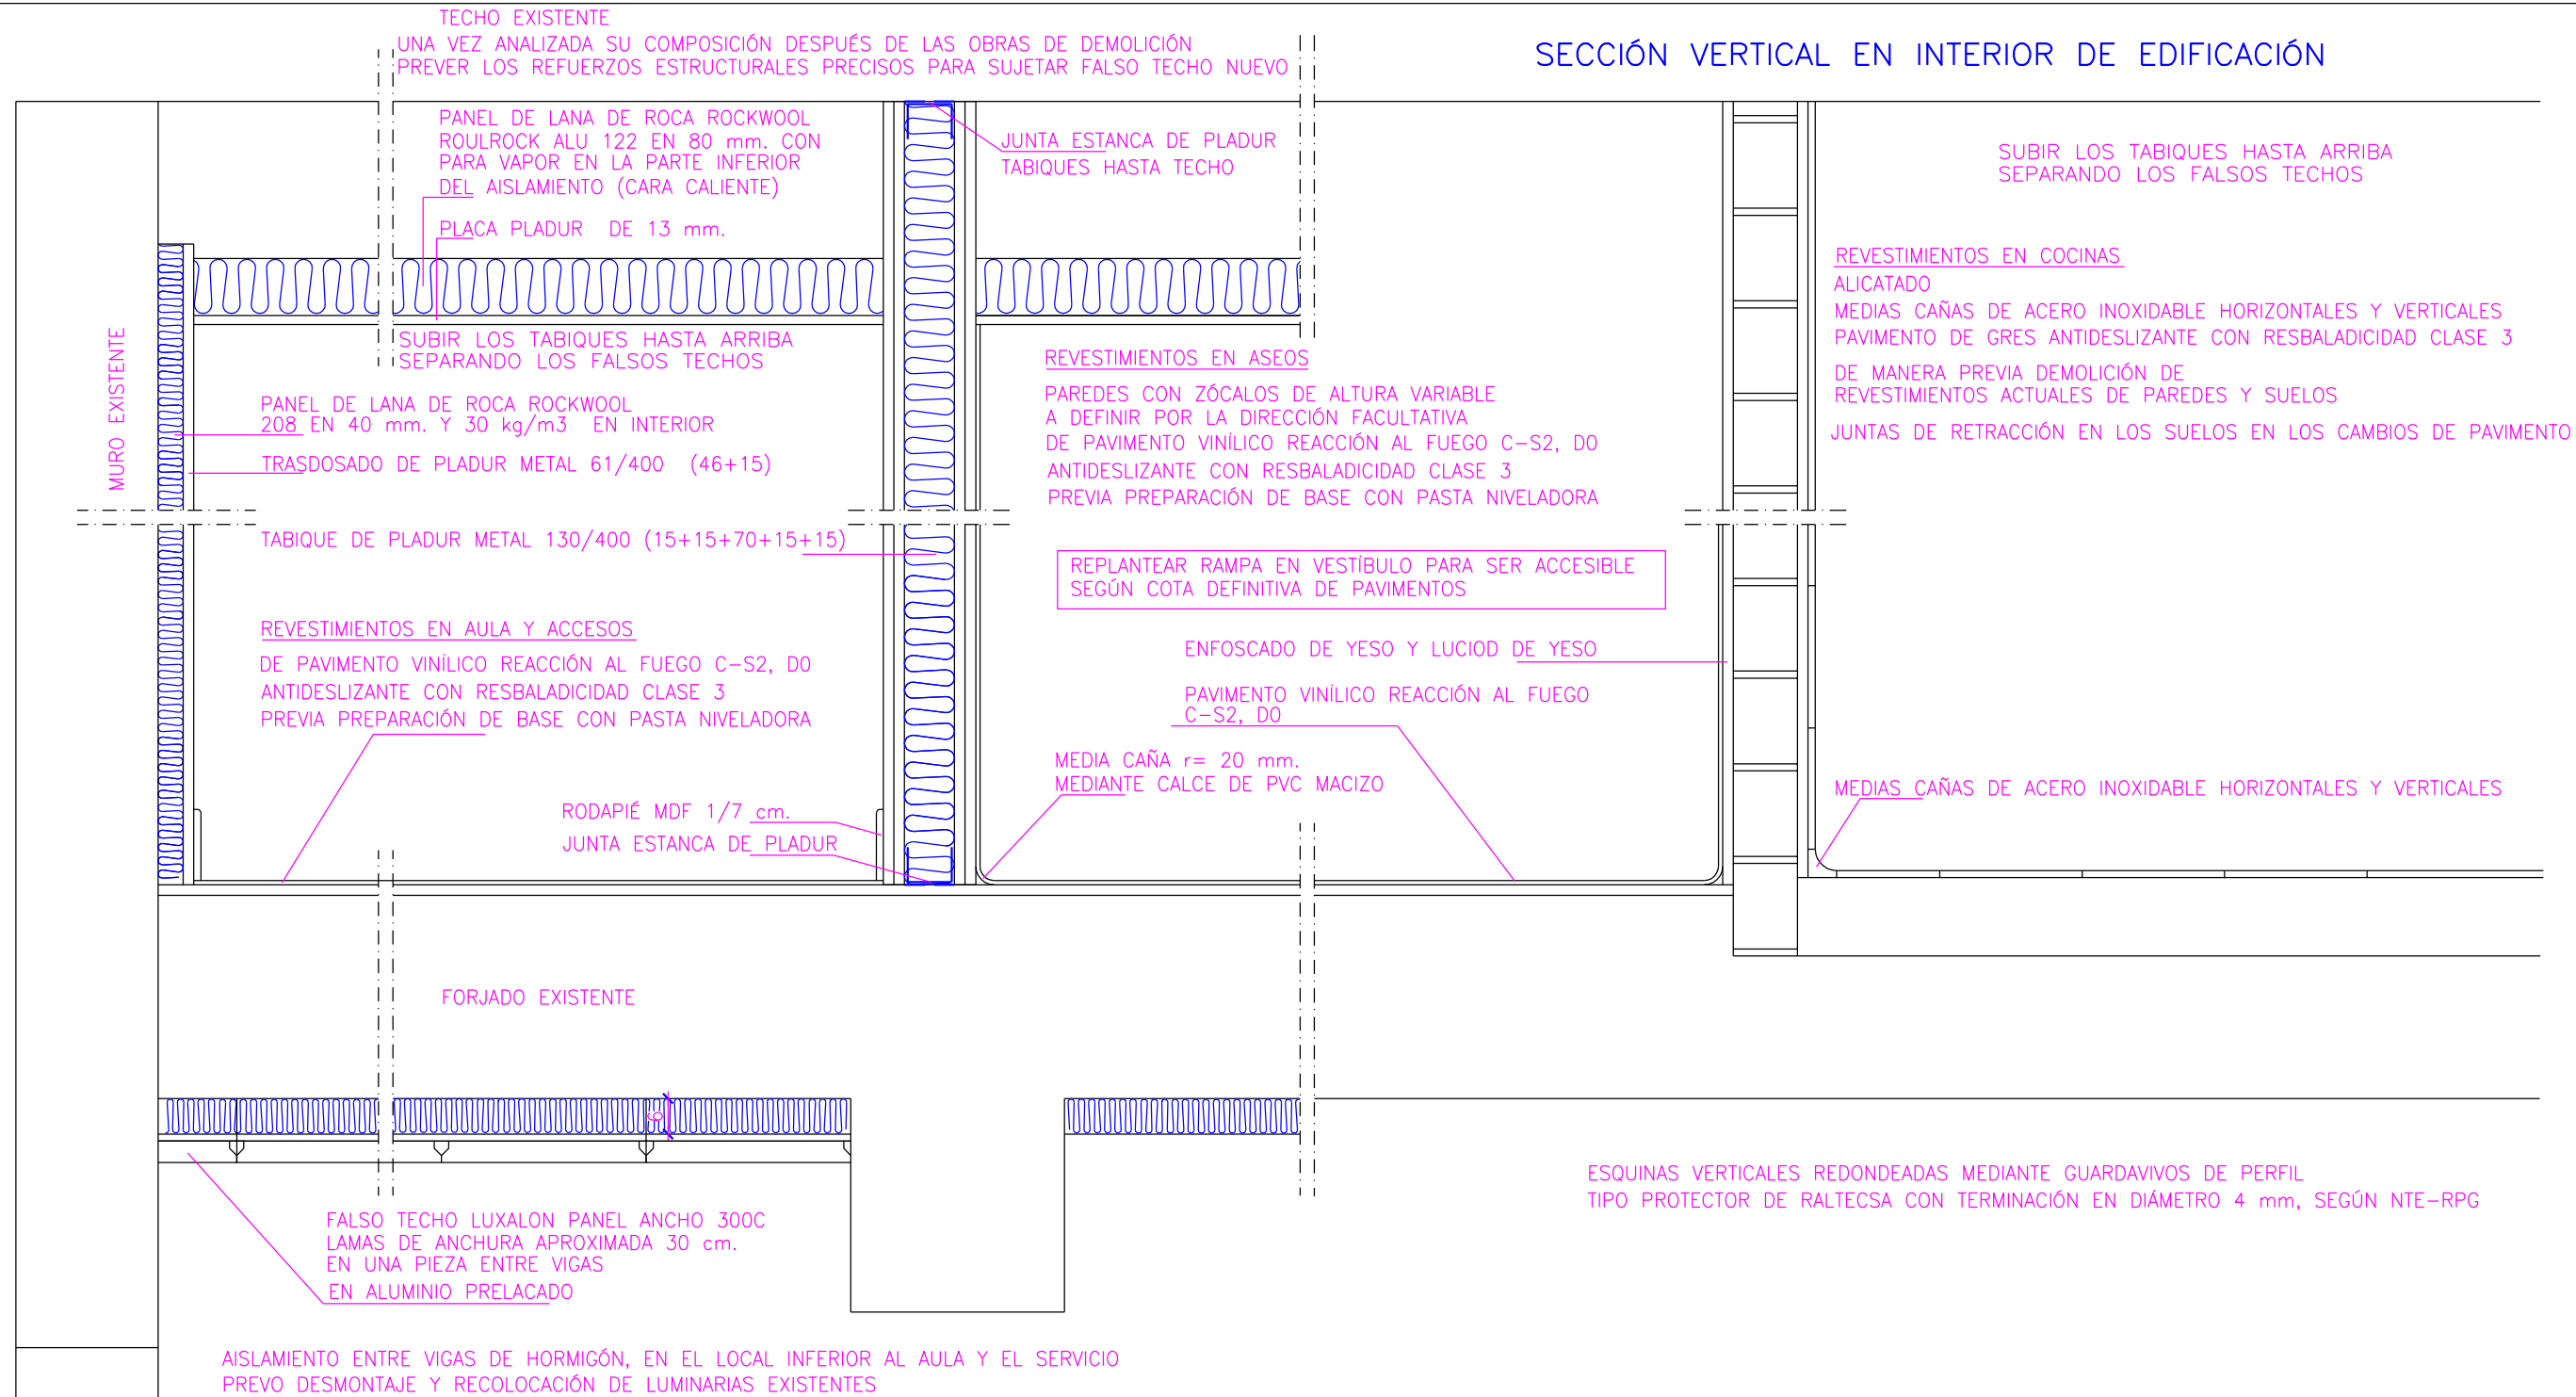

PROYECTO DE REFORMA ANTIGUAS ESCUELAS DE MURIETA PARA CENTRO DE EDUCACIÓN INFANTIL 0-3 AÑOS

PLANO Nº: 12


DETALLES CONSTRUCTIVOS

Escala: 1/10


PROMOTOR: AYUNTAMIENTO DE MURIETA
ARQUITECTOS: ANTONIO ALEGRÍA EZQUERRA - JOSÉ JOAQUÍN EQUIZA ITOIZ

FECHA:

MAYO DE 2022

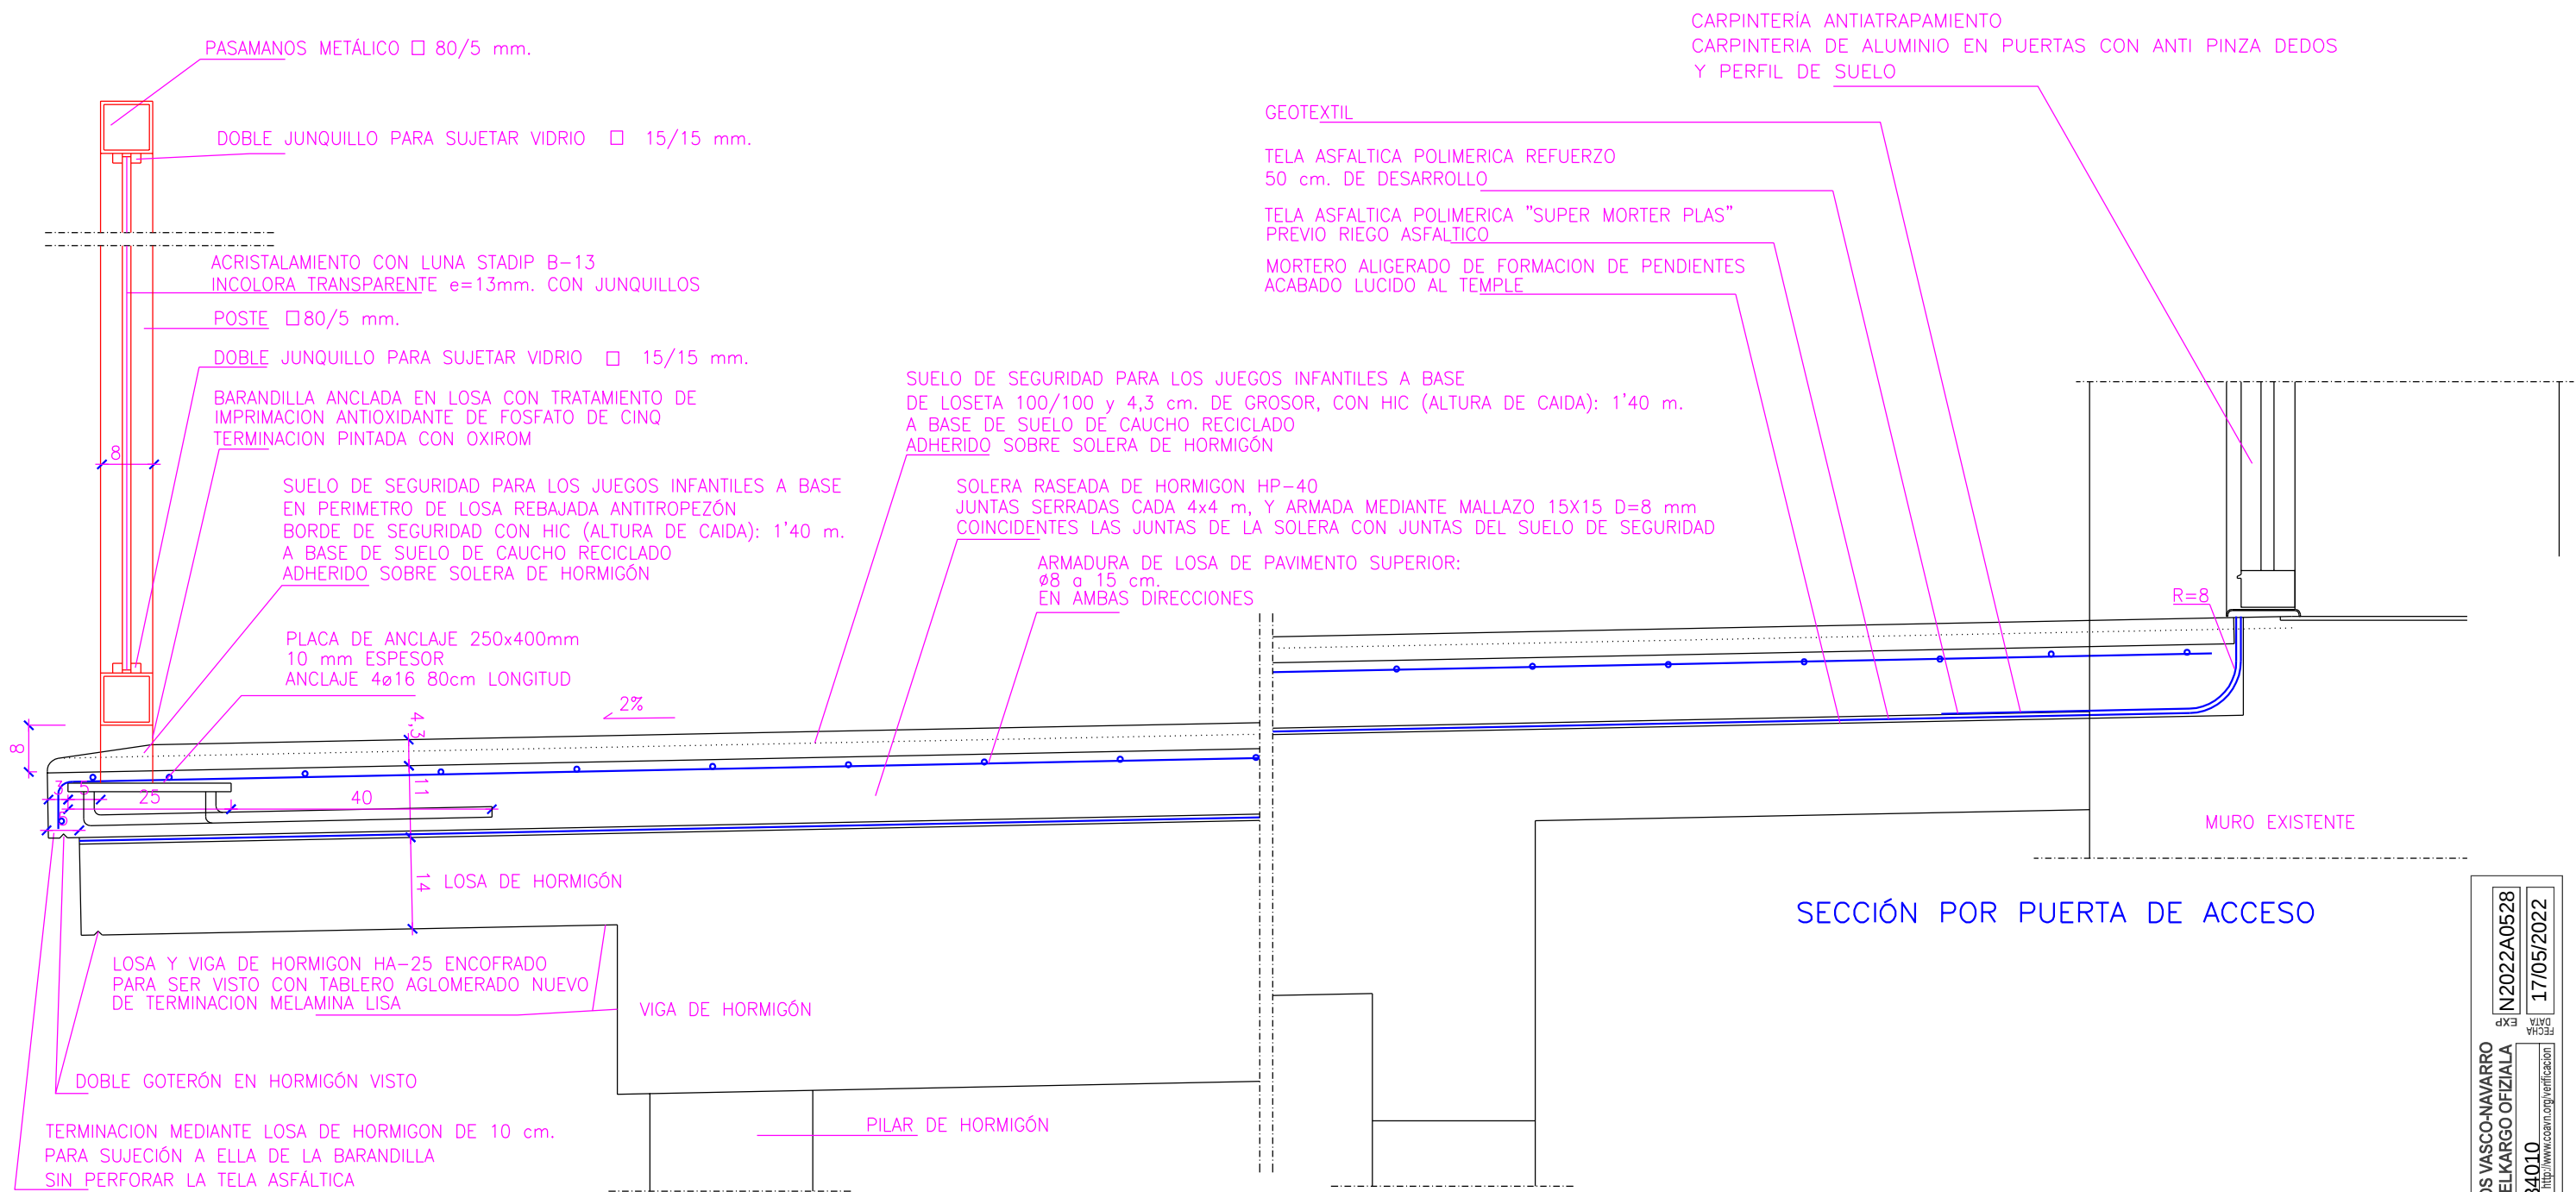

SECCIÓN POR PUERTA DE ACCESO

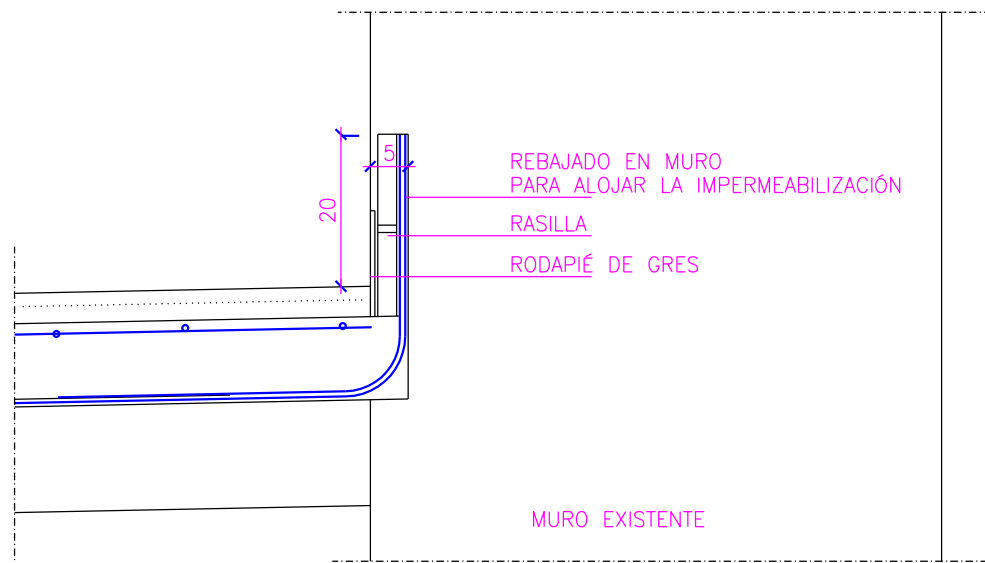

SECCIÓN POR MURO – ENCUENTRO TERRAZA CON EDIFICIO A REFORMAR

PROYECTO DE REFORMA ANTIGUAS ESCUELAS DE MURIETA
PARA CENTRO DE EDUCACIÓN INFANTIL 0-3 AÑOS

PLANO Nº: 13

DETALLES CONSTRUCTIVOS II

Escala: 1/10

PROMOTOR: AYUNTAMIENTO DE MURIETA

ARQUITECTOS: ANTONIO ALEGRÍA EZQUERRA - JOSÉ JOAQUÍN EQUIZA ITOIZ

FECHA: MAYO DE 2022

COAVN

COLEGIO OFICIAL DE ARQUITECTOS VASCO-NAVARRO
EUSKAL HERRIKO ARKITEKTOEN ELKARGO OFIZIALA
NAVARRA VISADO
NAVARRA BISA TUA

VERIFICABLE EN <http://www.coavn.org/verificabon>


Nº2022A0528

FECHA EXP. DATA

17/05/2022

EDAT34010


VERIFICABLE EN <http://www.coavn.org/verificabon>

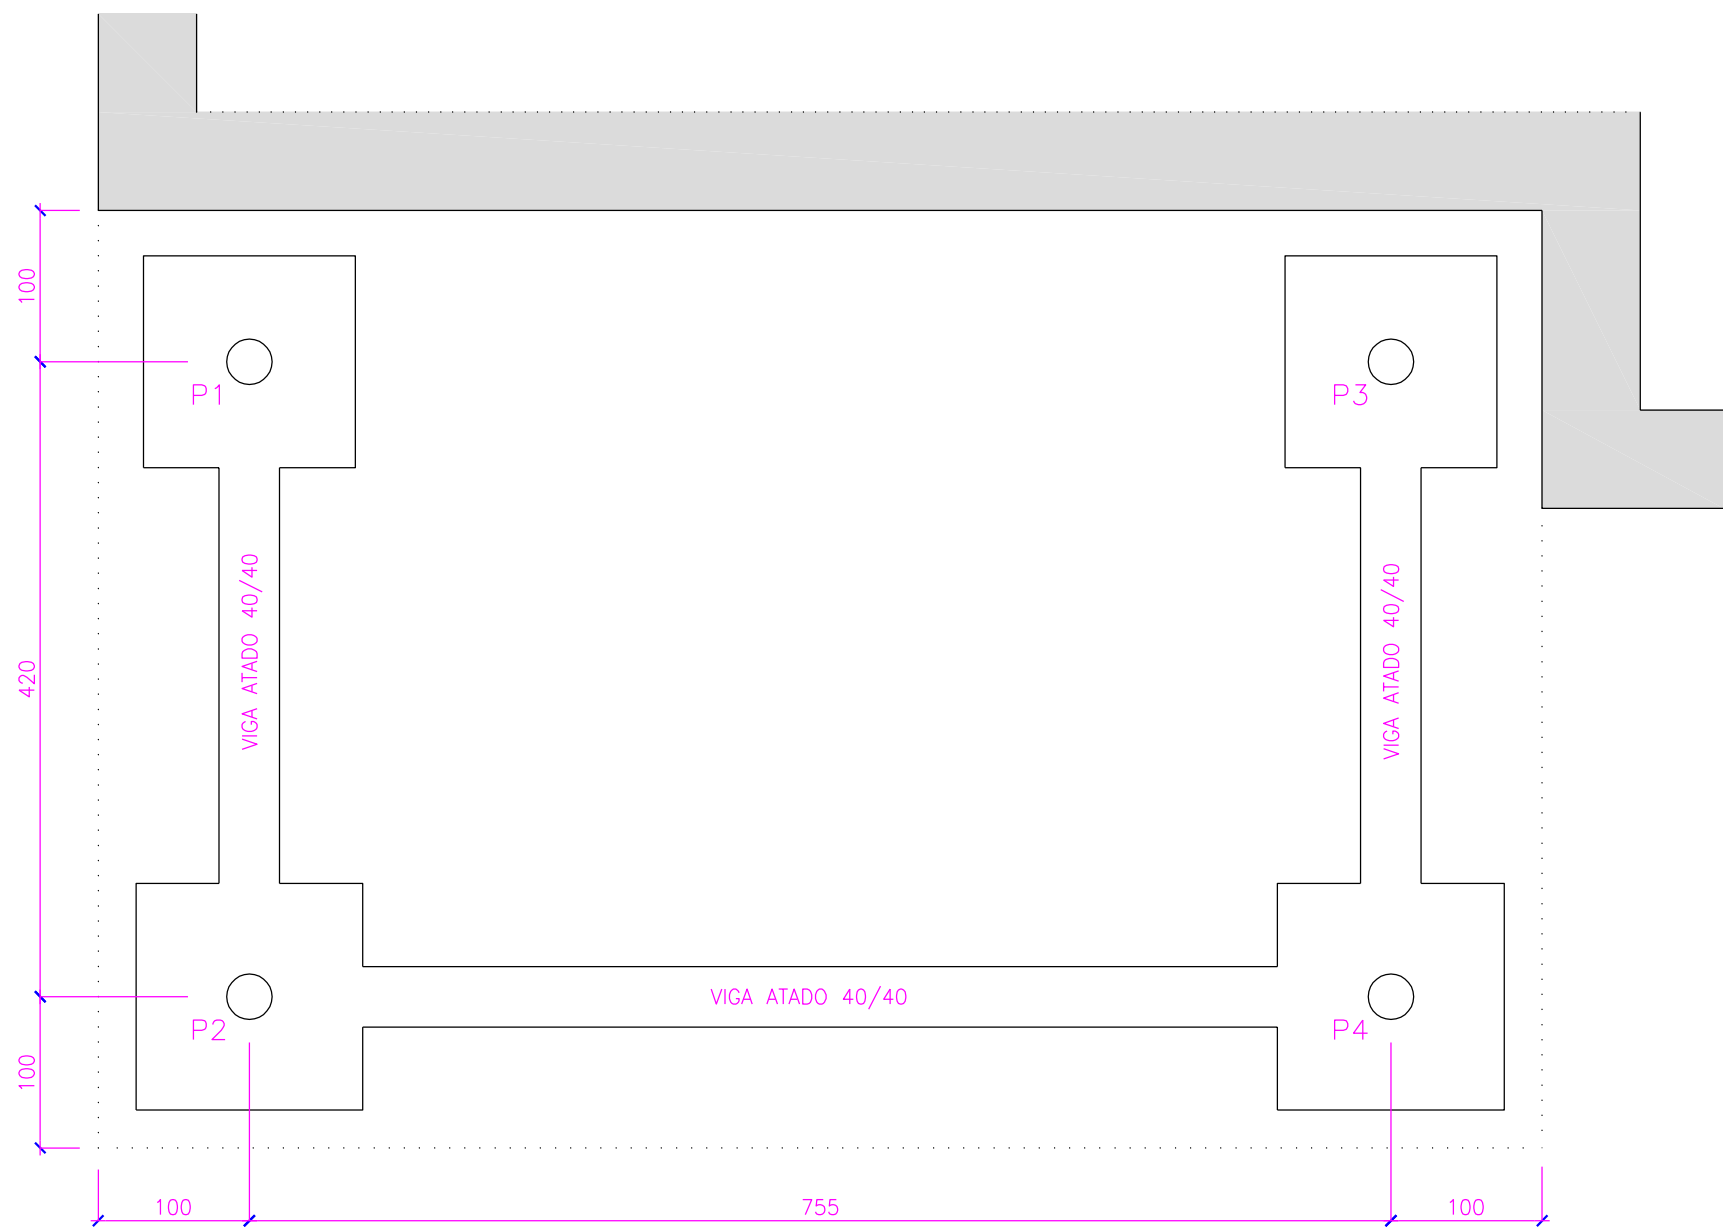


CIMENTACIÓN – REPLANTEO

CUADRO DE ELEMENTOS DE CIMENTACIÓN				
Referencias	Dimensiones (cm)	Canto (cm)	Armado inf. X	Armado inf. Y
P1 y P3	140X140	40	5ø12c/30	5ø12c/30
P2 y P4	150X150	40	5ø12c/28	5ø12c/28



CUADRO DE ZAPATAS

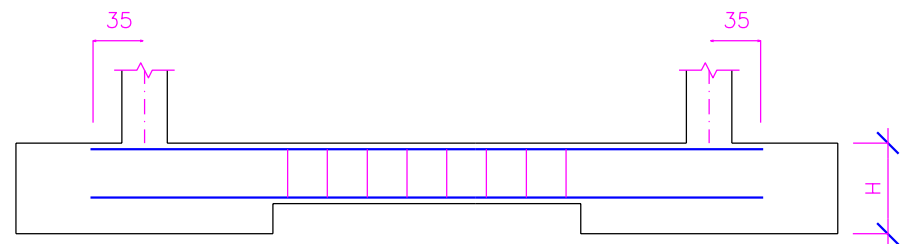


DETALLE VIGA ATADO

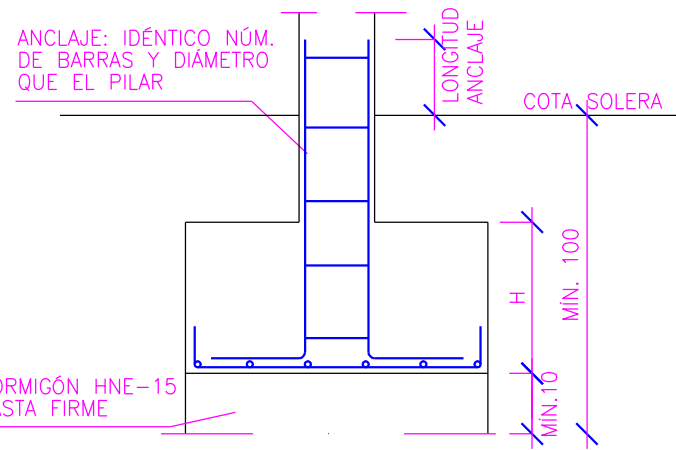

DETALLE ZAPATAS PILARES

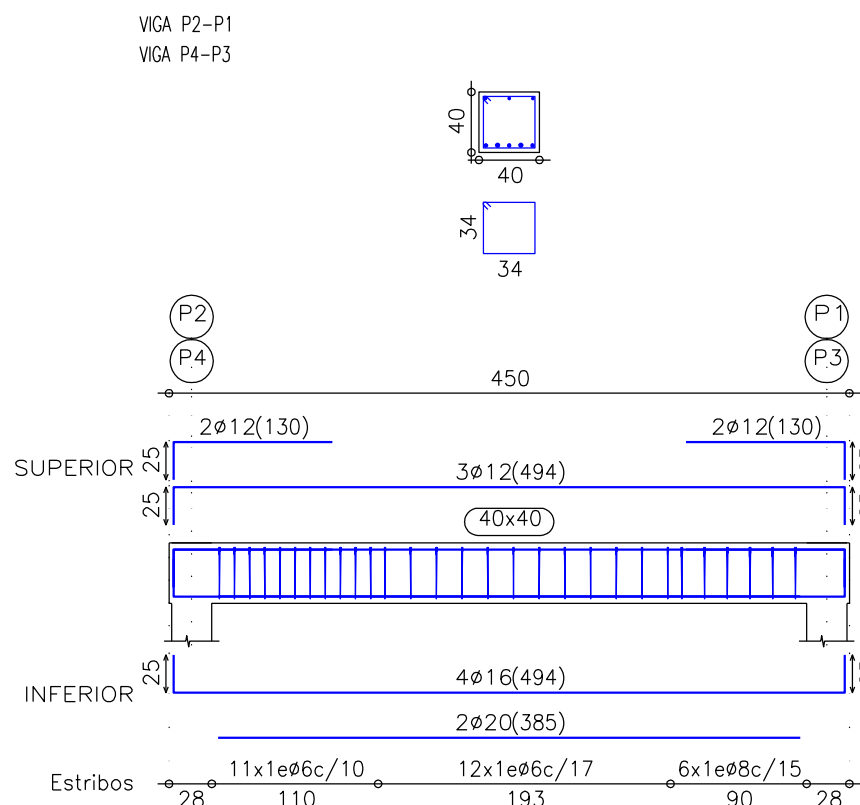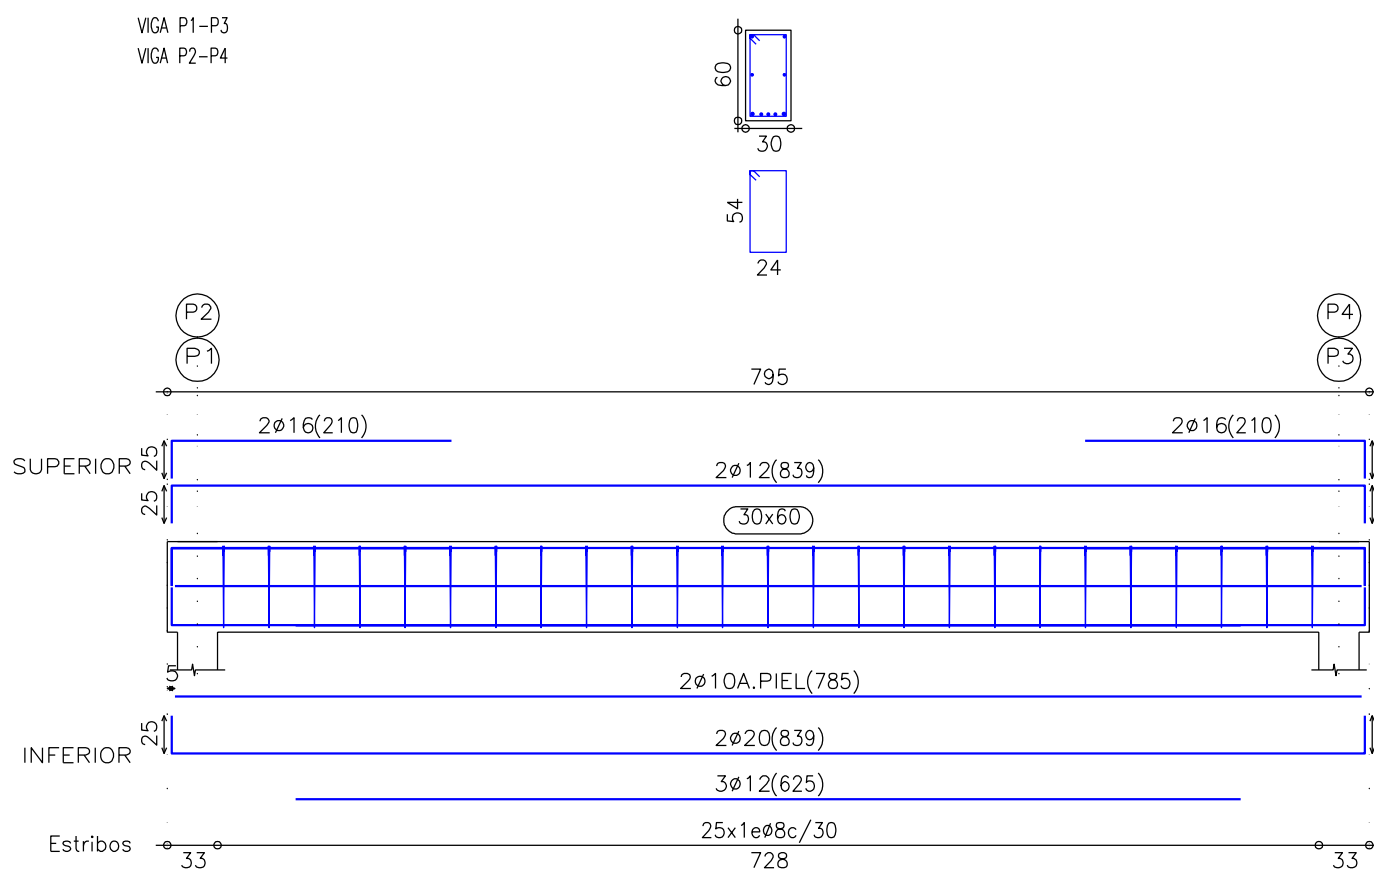

DESPIECE DE VIGAS

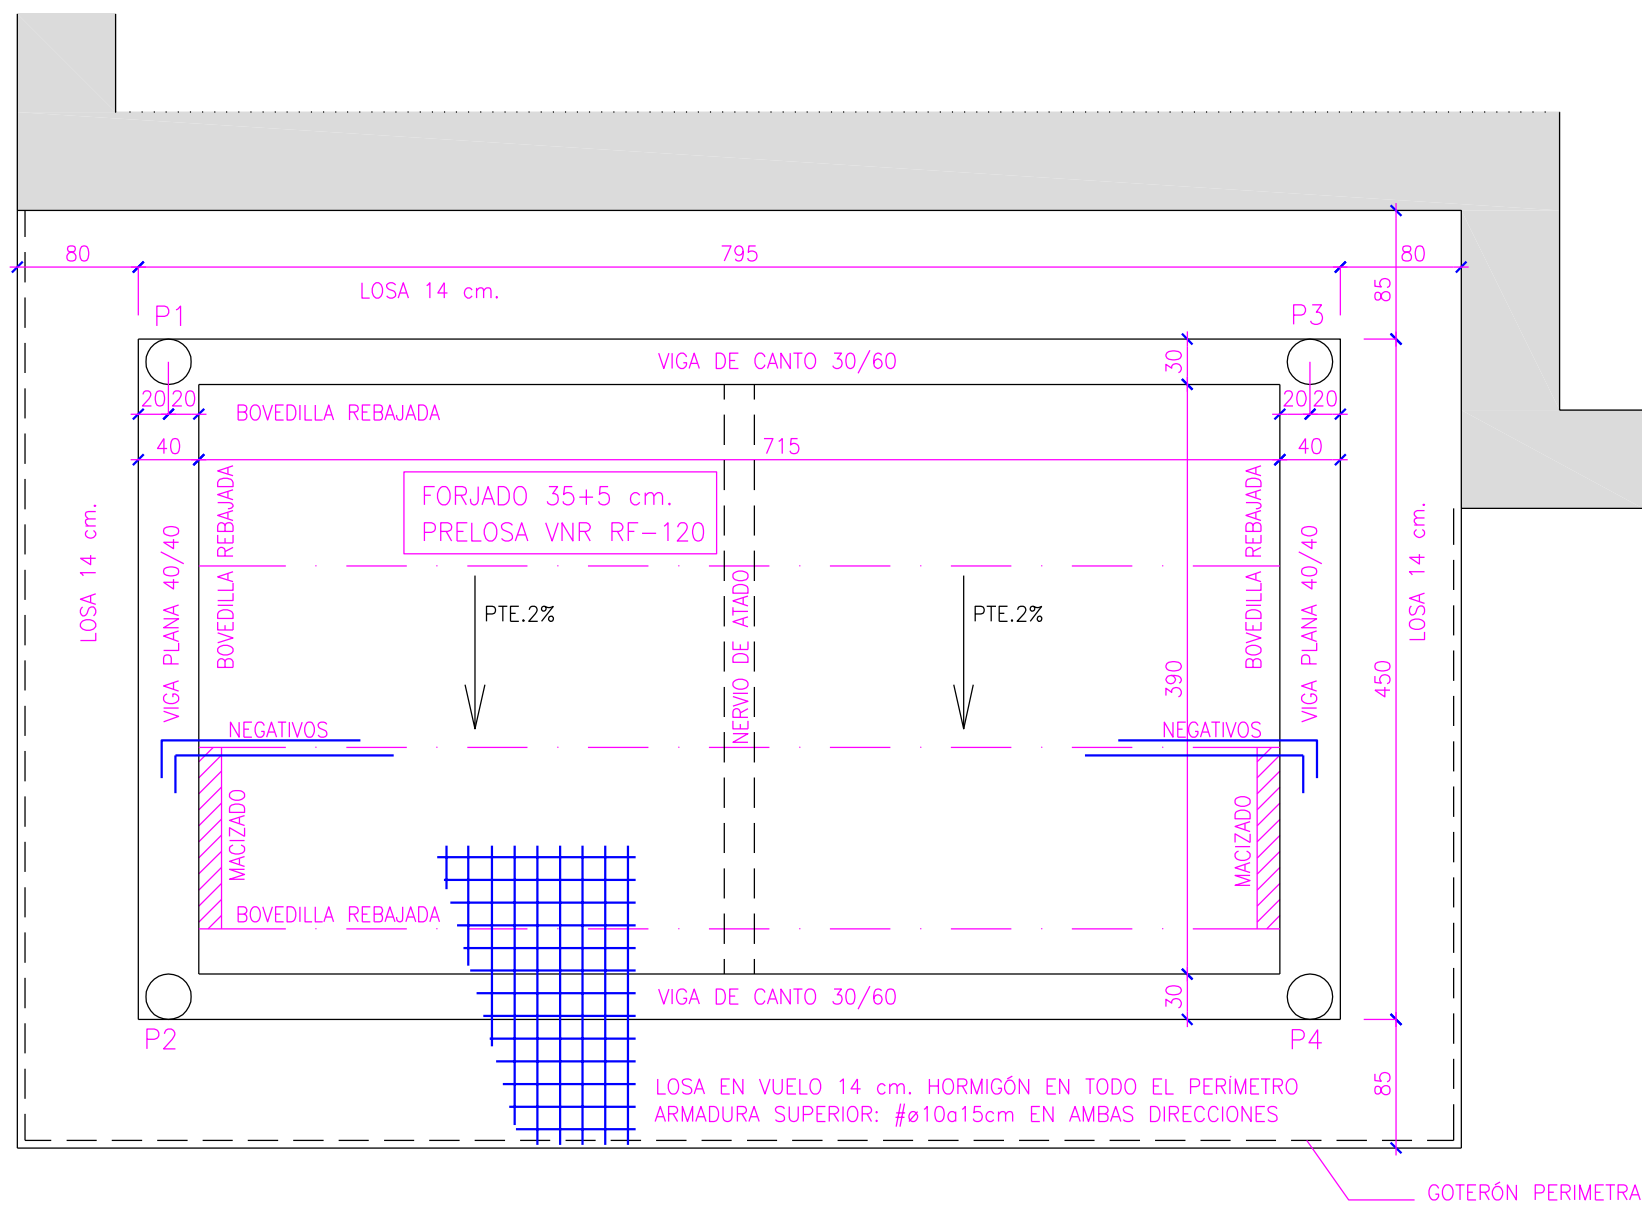


FORJADO TERRAZA

REPLANTEO COTA FORJADO IN-SITU, REFERENCIA COTA INTERIOR
FORJADO CON PENDIENTE DEL 2%


PESO PROPIO	4'23 KN/m2
CARGAS MUERTAS	3'00 KN/m2
SOBRECARGA USO	3'00 KN/m2
TOTAL	10'23 KN/m2

TIPO FORJADO	CANTO B+H	CARGA TOTAL	APUNTALAMIENTO	HORMIGÓN	ACERO
PRELOSA VNR 35+5	35+5	10'23 KN/m2	2 metros	HA-25/B/16/liq	B-500-S

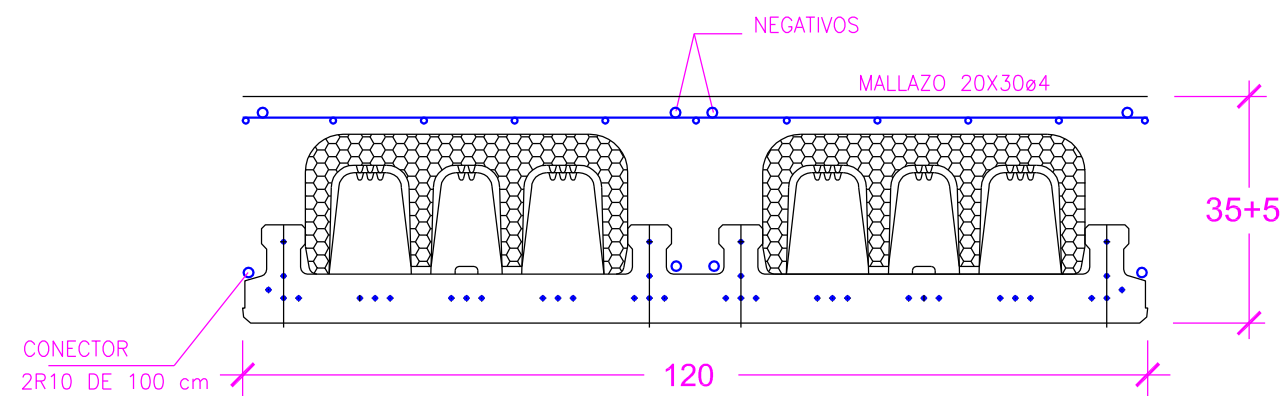


DETALLE SECCIÓN FORJADO PRELOSA


NOTAS: LA PRELOSA CUMPLIRÁ RESISTENCIA AL FUEGO 120 (REI=120)
LOS AGUJEROS EN LA PRELOSA SE REALIZARÁN EN FABRICA
LOS NEGATIVOS SE COLOCARÁN EN TODOS LOS NERVIOS CADA 60 cm
LAS PRELOSAS SOLO SE MANIPULARÁN CON LAS PINZAS QUE VIGUETAS NAVARRAS SUMINISTRA,
SIENDO OBLIGATORIO EL USO DE LAS CADENAS DE SEGURIDAD

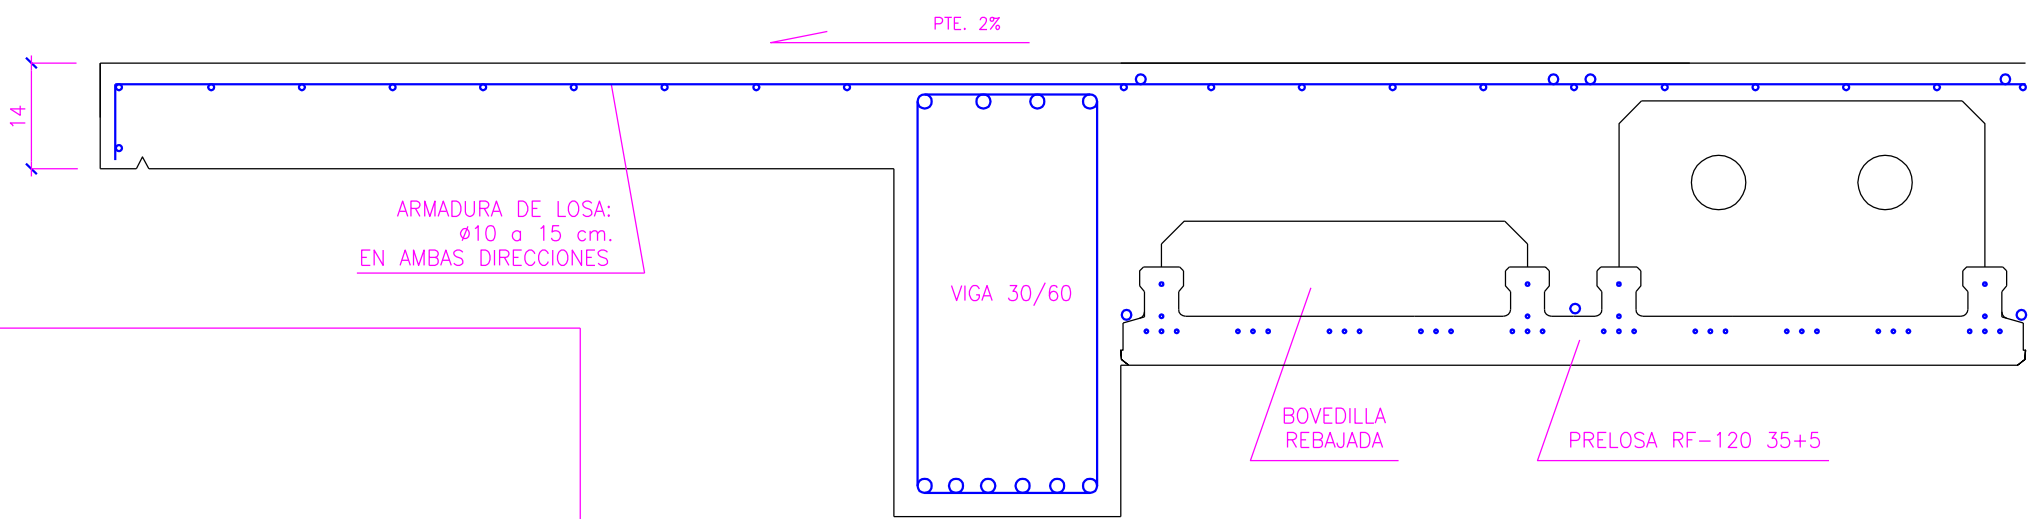

DETALLE LOSA EN VUELO

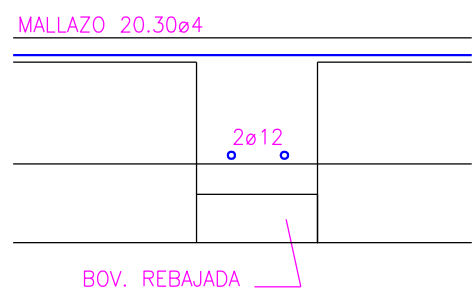

DETALLE NERVIOS DE ATADO

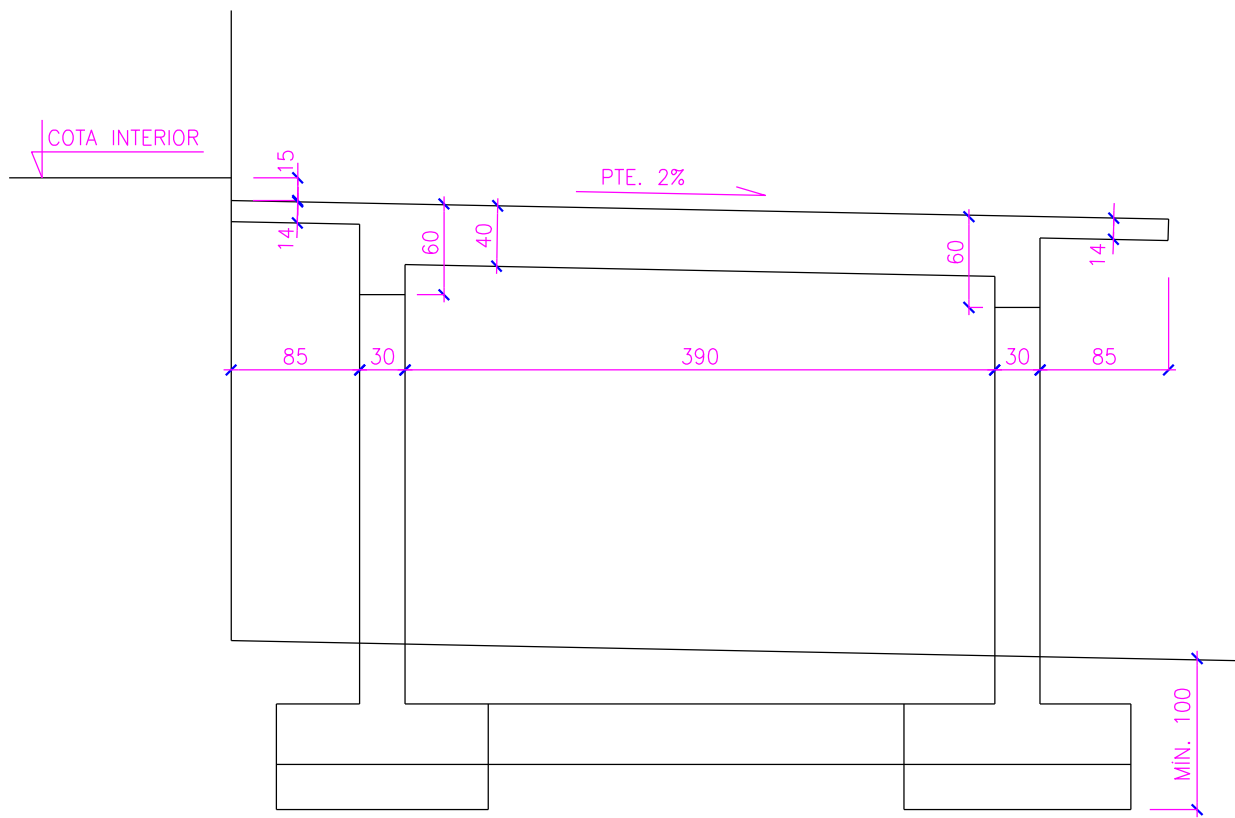

SECCIÓN – REPLANTEO

P1=P2=P3=p4	Techo planta baja
ARMADO: 6ø12	Cimentación
ESTRIBOS: E#8c/15	






CUADRO DE PILARES

ELEMENTOS ESTRUCTURALES DE HORMIGÓN ARMADO: ESPECIFICACIONES SEGÚN "CÓDIGO ESTRUCTURAL"									
Vida útil nominal del edificio : 50 AÑOS									
Nivel de control de la ejecución : NORMAL									
Elemento estructural	Clase de exposición	Hormigón		Recubrimiento nominal (mm)			Acero		
		Tipo	Nivel de control	superior	lateral	inferior	Tipo	Exigencia	
Cimentación	XC2	HA-25/B/30	ESTADÍSTICO	30	30	30	Barras: B 500 S	Marcado CE o Distintivo de calidad oficialmente reconocido	
Muros	XC2	HA-25/B/20	ESTADÍSTICO	--	30	--			
Pilares	XC1	HA-25/F/20	ESTADÍSTICO	--	30	--	Mallas: B 500 T		
Vigas	XC1	HA-25/F/20	ESTADÍSTICO	25	30	30			
Forjados	XC1	HA-25/F/20	ESTADÍSTICO	25	30	30			
Otros									

PROYECTO DE REFORMA ANTIGUAS ESCUELAS DE MURIETA
PARA CENTRO DE EDUCACIÓN INFANTIL 0-3 AÑOS

   PLANO Nº: 14 ESTRUCTURA Escala: 1/50
PROMOTOR: AYUNTAMIENTO DE MURIETA
ARQUITECTOS: ANTONIO ALEGRIA EZQUERRA - JOSÉ JOAQUÍN EIZUA ITOZ
FECHA: MAYO DE 2022



PLANO Nº: 15 CARPINTERÍA Escala: 1/100, 1/2

PROMOTOR: AYUNTAMIENTO DE MURIETA FECHA:

PROMOTOR: AYUNTAMIENTO DE MURIETA
ARQUITECTOS: ANTONIO ALEGRÍA EZQUERRA - JOSÉ JOAQUÍN EQUIZA ITOIZ