


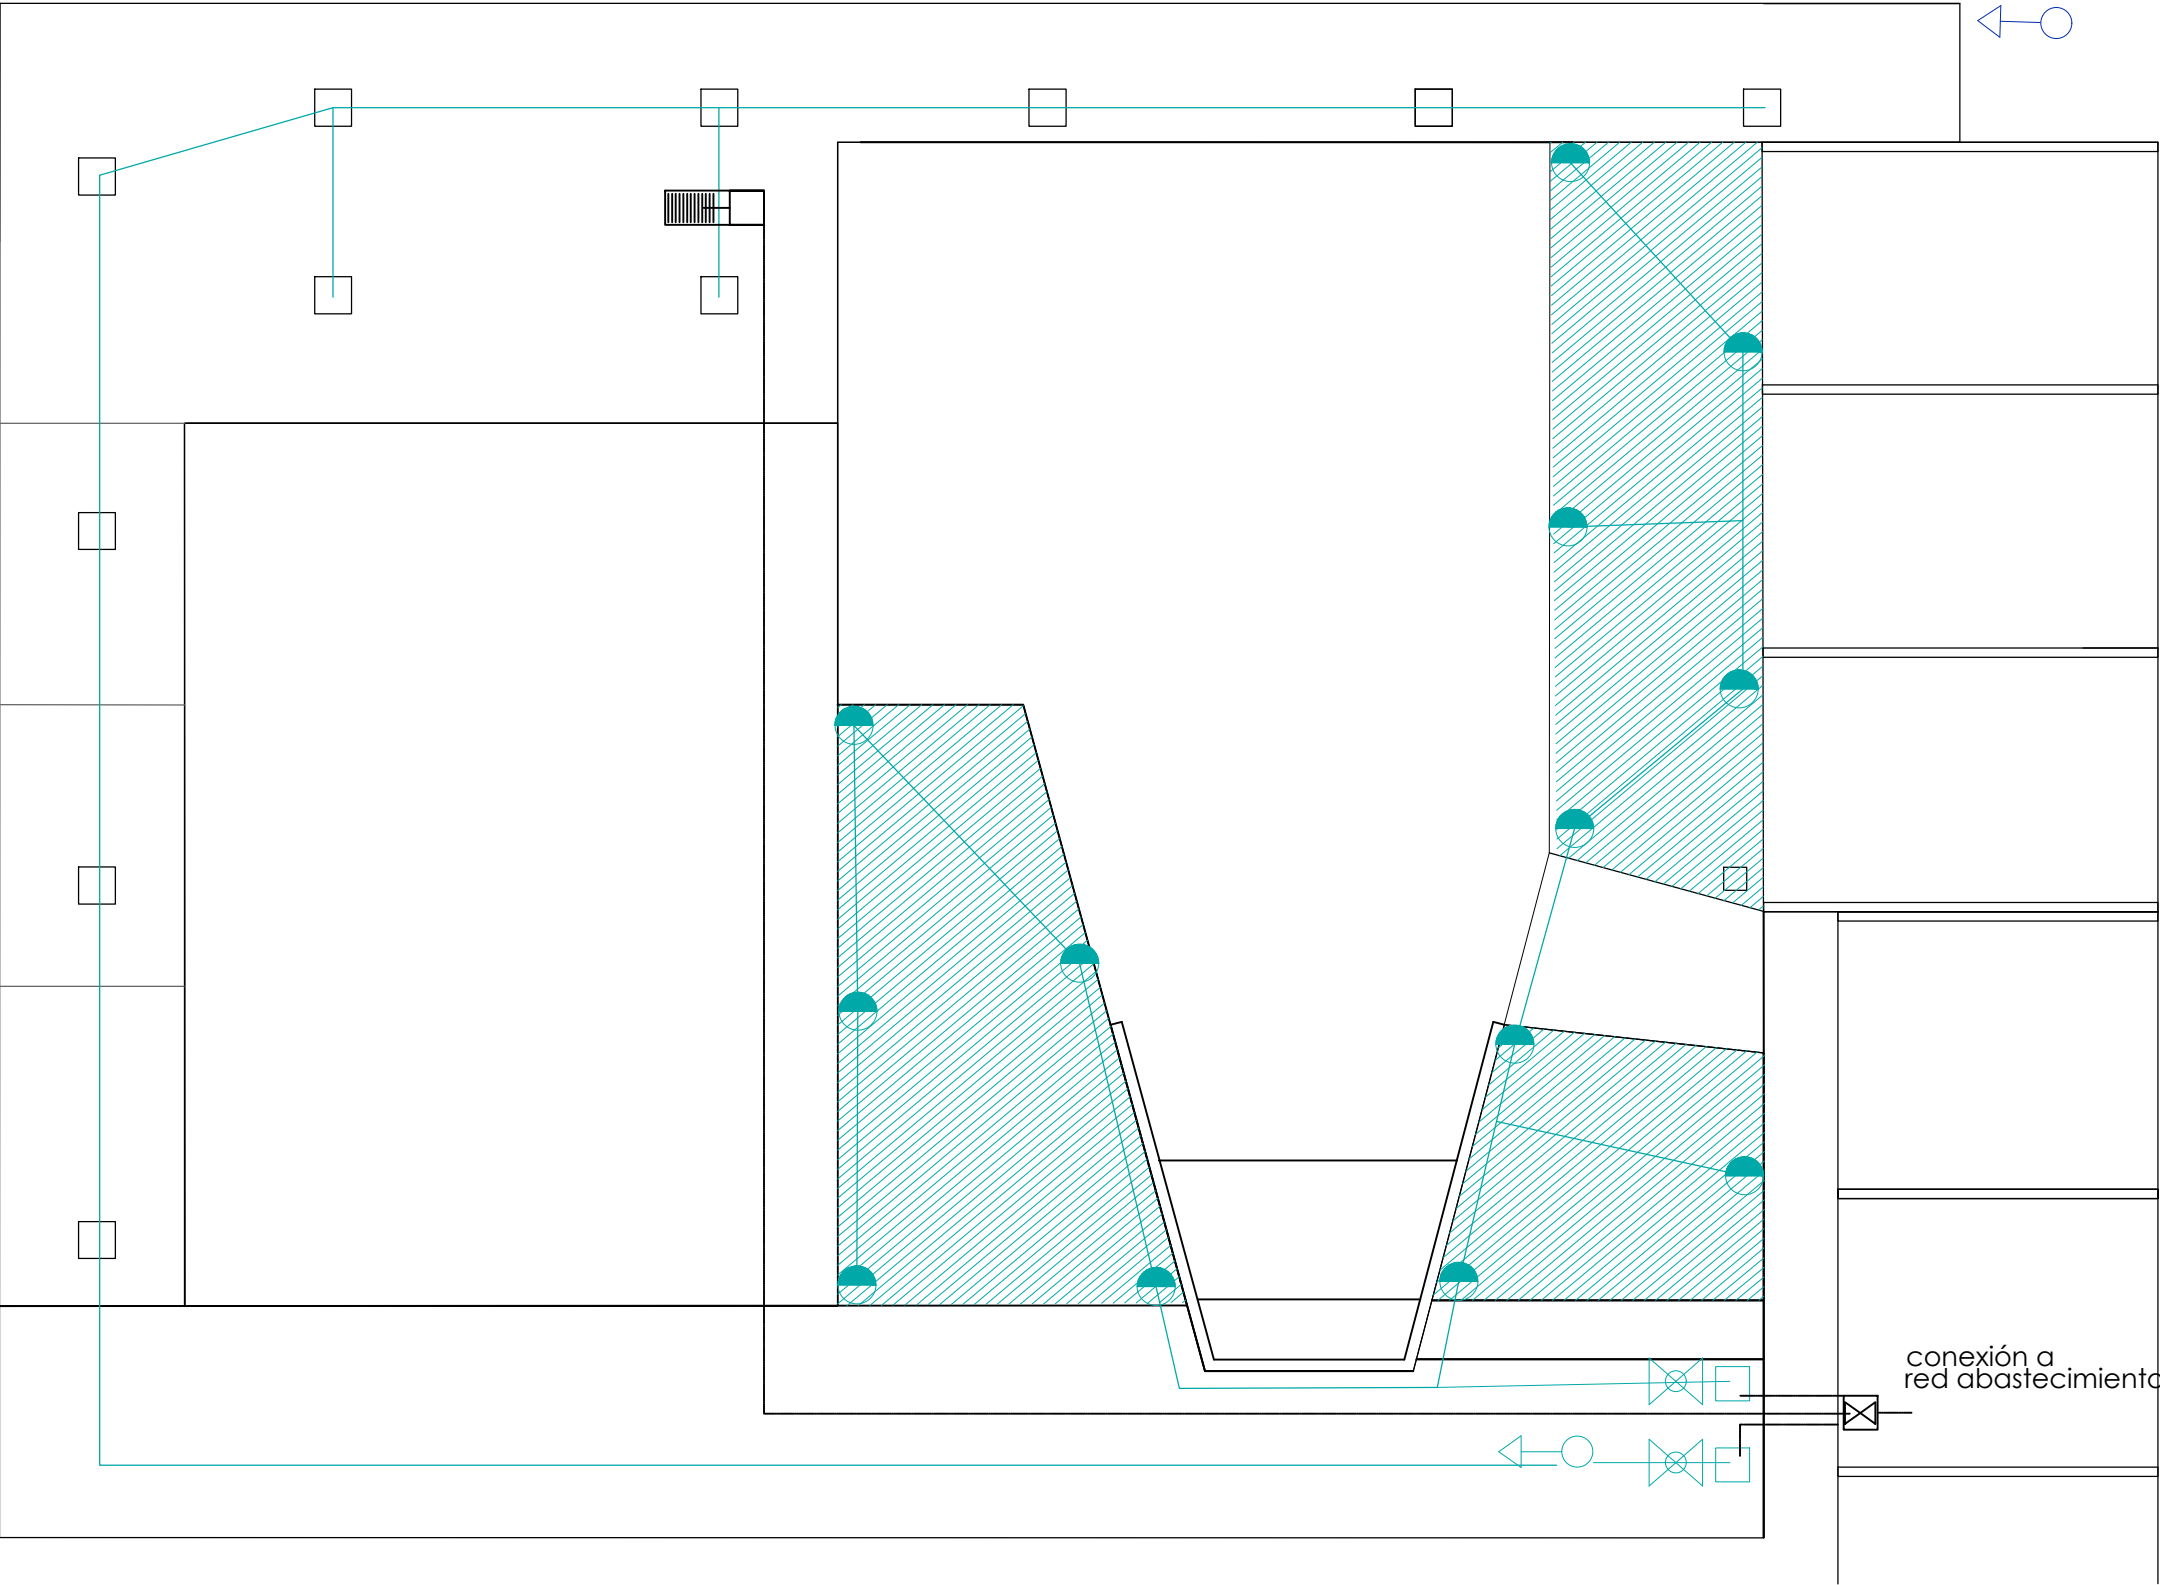

LEYENDA DE RIEGO Y FONTANERÍA

- red abastecimiento agua existente
- llave de paso
- línea bocas de riego
- boca de riego
- Línea general enterrada
- área riego por aspersión
- aspersor emergente
- área de riego por goteo
- punto de agua fría
- válvula de corte
- electroválvula
- arqueta línea A
- línea abastecimiento fuente
- arqueta línea B
- fuelle

GQ

ARQUITECTURA
TECNICA

CONSULTORIA

JESUS GARCIA QUINTANA

Arquitecto Técnico

tecniarq.gq@outlook.com

671 51 56 17

PROYECTO DE PARQUE DEPORTIVO, PISTA MULTIDEPORTE
Y ACABADOS DEL CONJUNTO DE PISTAS DEPORTIVAS
SARTAGUDA, NAVARRA

INSTALACIÓN
RIEGO Y FONTANERÍA

Promotor
AYUNTAMIENTO DE SARTAGUDA
DICIEMBRE 2022

ESCALA
1/175

PLANO Nº
08