



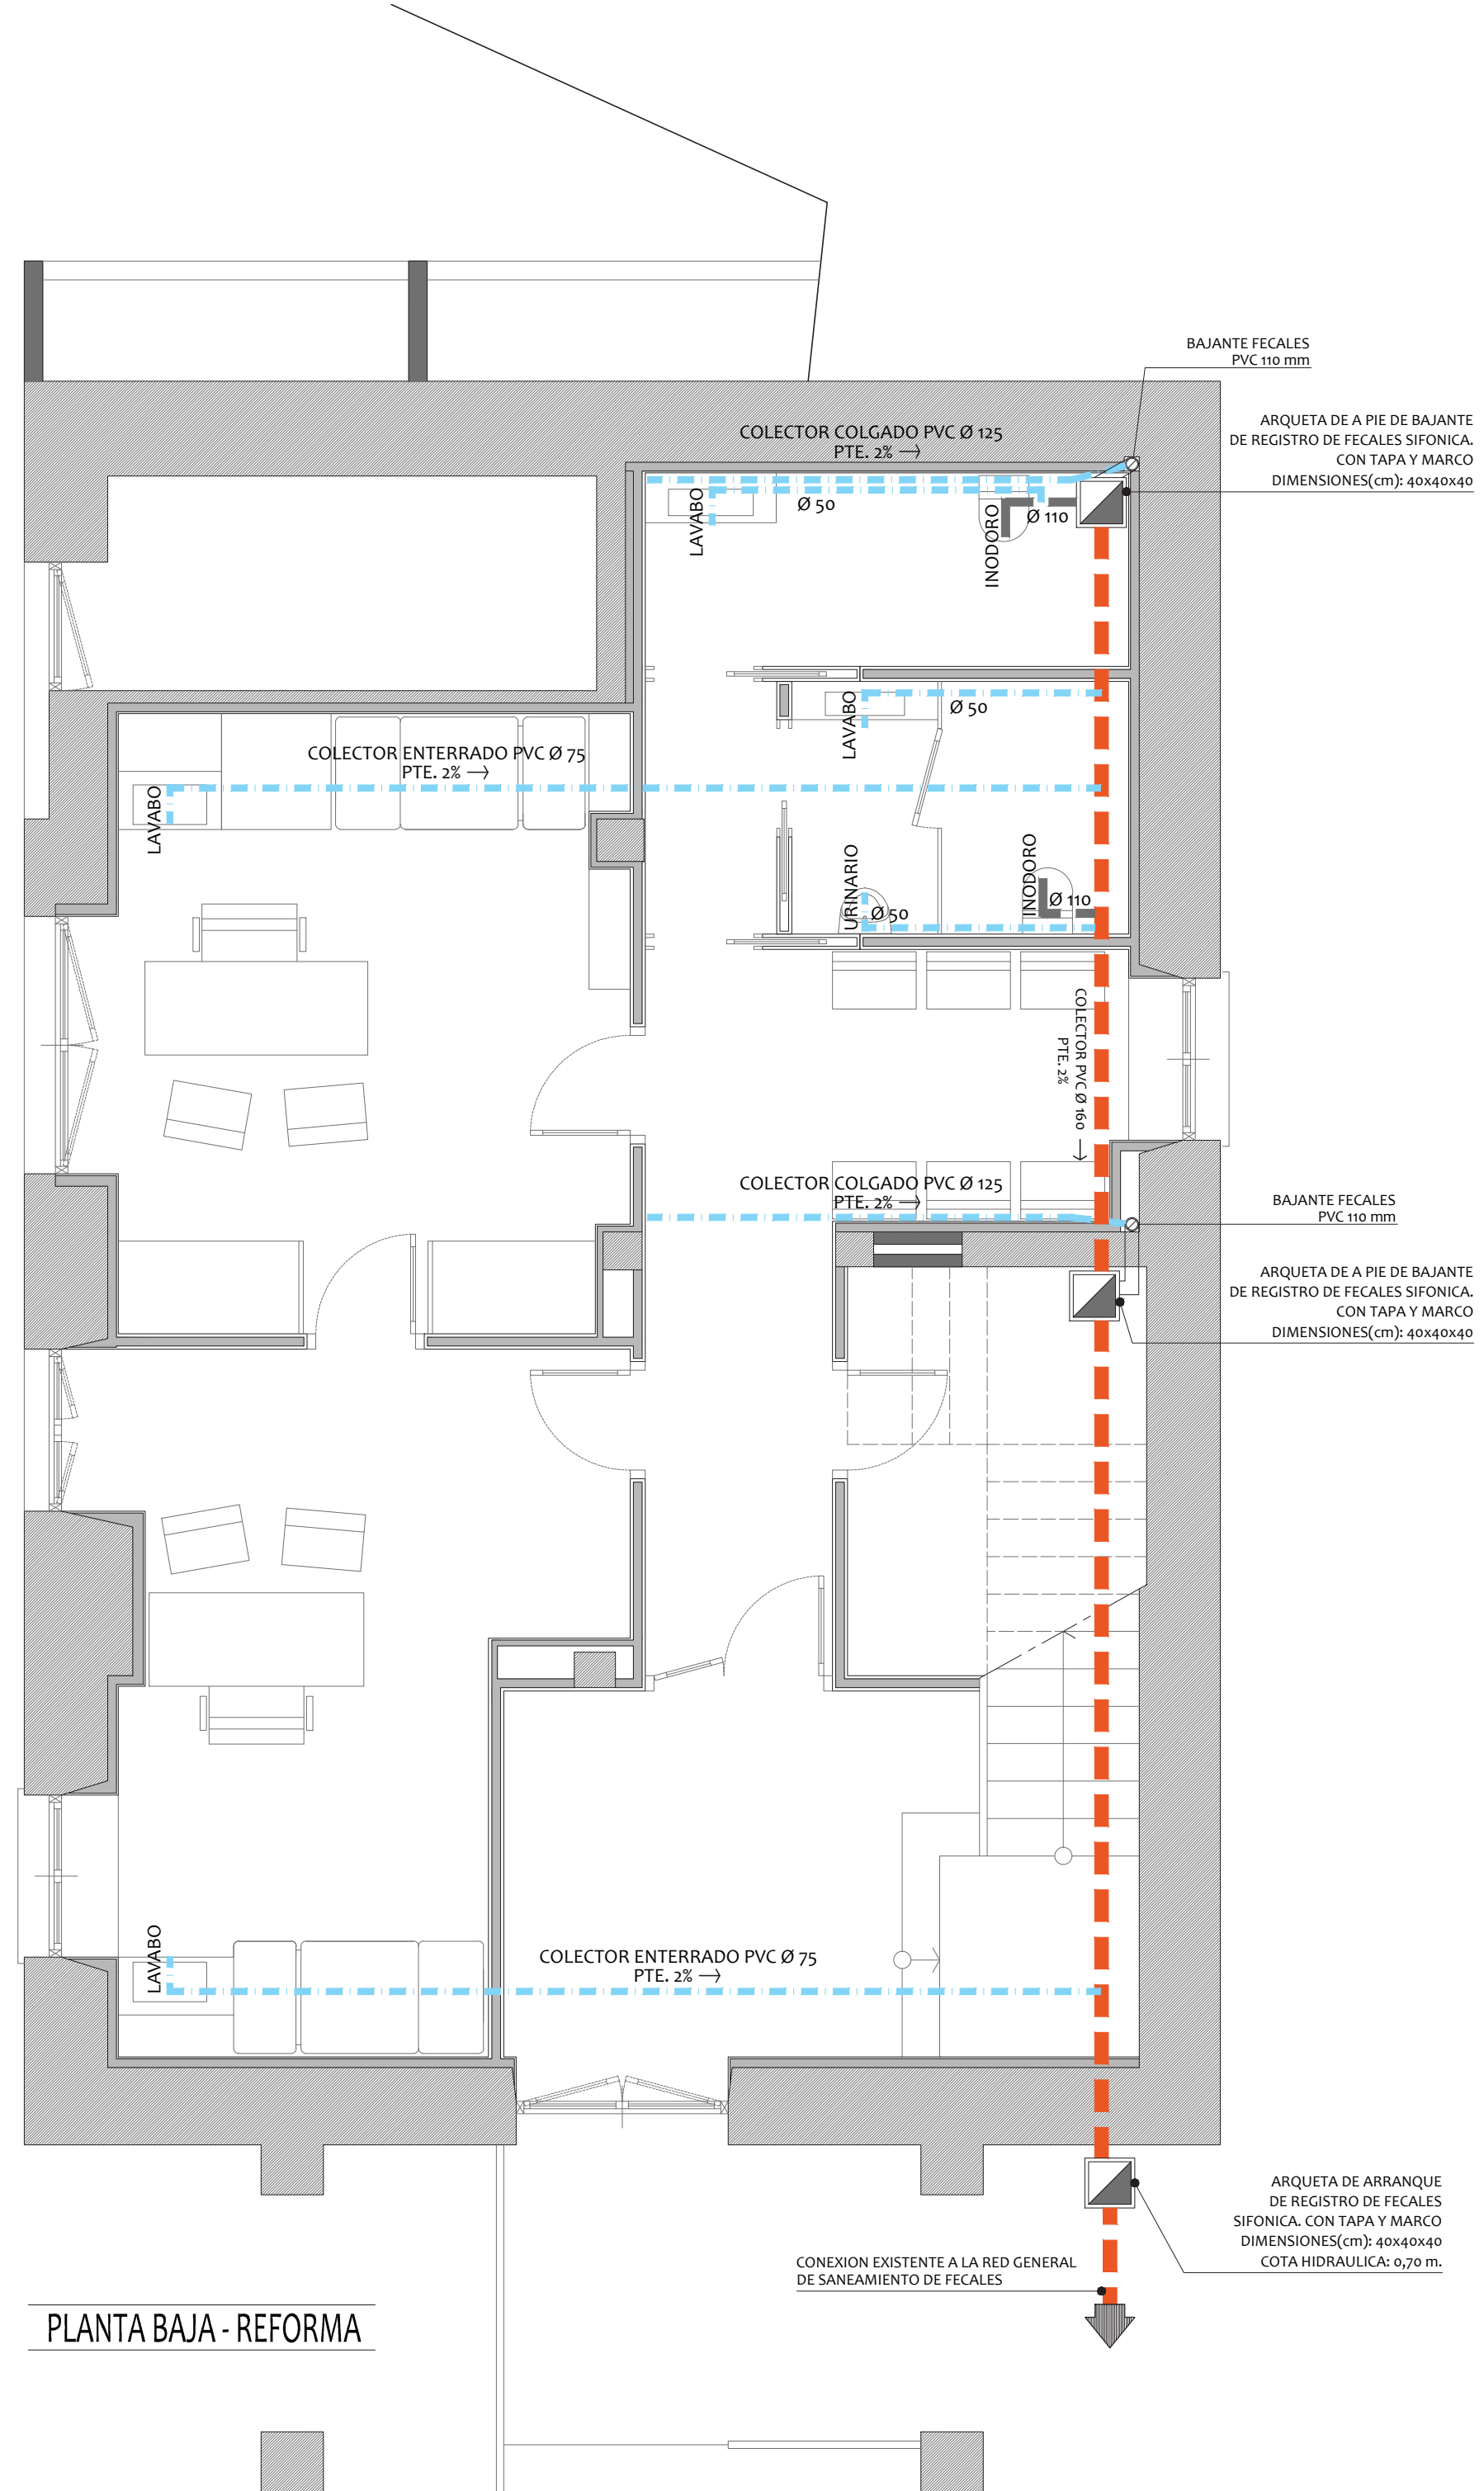


LEYENDA RED HORIZONTAL DE SANEAMIENTO DE FECALES

-  Ø 75 CANALIZACION PARA EVACUACION DE AGUAS FCALES DE APARATOS SANITARIOS CON TUBERIA DE PVC. UNION CON JUNTA ELASTICA S/NORMA UNE-EN-1401-I
-  Ø 110 CANALIZACION PARA EVACUACION DE AGUAS FCALES DE LOCALES CON TUBERIA DE PVC. UNION CON JUNTA ELASTICA S/NORMA UNE-EN-1401-I
-  Ø 160 CANALIZACION PARA EVACUACION DE AGUAS FCALES DE LOCALES CON TUBERIA DE PVC. UNION CON JUNTA ELASTICA S/NORMA UNE-EN-1401-I EN INSTALACION ENTERRADA BAJO SOLERA
-  BAJANTE FECAL CON TUBERIA DE PVC TIPO TERRAIN SEGUN NORMA UNE EN 1329-1 Y UNE EN 1329-2 CON MARCA DE CALIDAD "N" DE AENOR. DIAMETRO 110 mm. SE LE DOTARA DE VENTILACION MEDIANTE LA PROLONGACION A CUBIERTA CON TUBERIA DEL MISMO DIAMETRO
-  ARQUETA POLIPROPILENO 40/40

ARQUETA A PIE DE BAJANTES

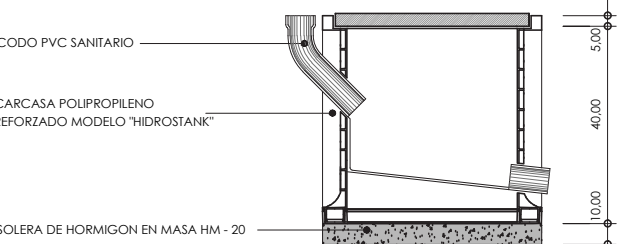


SECCION LONGITUDINAL

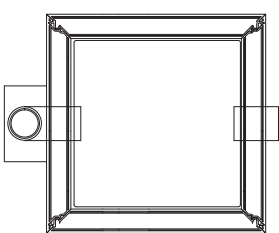


PLANTA

40,00

ARQUETA DE PASO

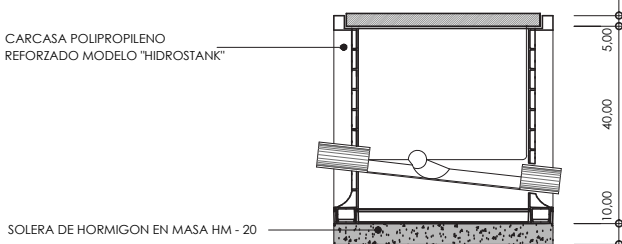

SECCION LONGITUDINAL

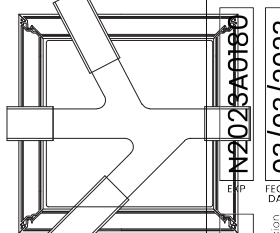

PLANTA

40,00

PROYECTO DE EJECUCION DE:
REHABILITACION DEL CONSULTORIO MEDICO DE ABAURREA ALTA (NAVARRA)

PROMOTOR: AYUNTAMIENTO DE ABAURREA ALTA
REF. CATASTRAL: POLIGONO 1 - PARCELA 53 EMPLAZAMIENTO: C/ SAN PEDRO Nº 19, ABAURREA ALTA

LOS ARQUITECTOS:
AGUSTIN BEORLEGUI RODRIGUEZ - ARQUITECTO Nº 843 DEL C.O.A.V.N.
C/ ANA VELASCO Nº 2 - BAJO TFNO: 670886295 E-mail: jbeorleguiarquitecto@gmail.com


PLANO DE:
- REFORMA:
. INSTALACION DE SANEAMIENTO FCALES

JAVIER BEORLEGUI APESTEGUIA - ARQUITECTO Nº 4149 DEL C.O.A.V.N.
C/ ANA VELASCO Nº 2 - BAJO TFNO: 670886295 E-mail: jbeorleguiarquitecto@gmail.com

PAMPLONA, FEBRERO DE 2.023

EA08032D86
Nº 20.25A0180
03/03/2023
VISADO
BISATUA

ESCALA:
1/50
PLANO :
10

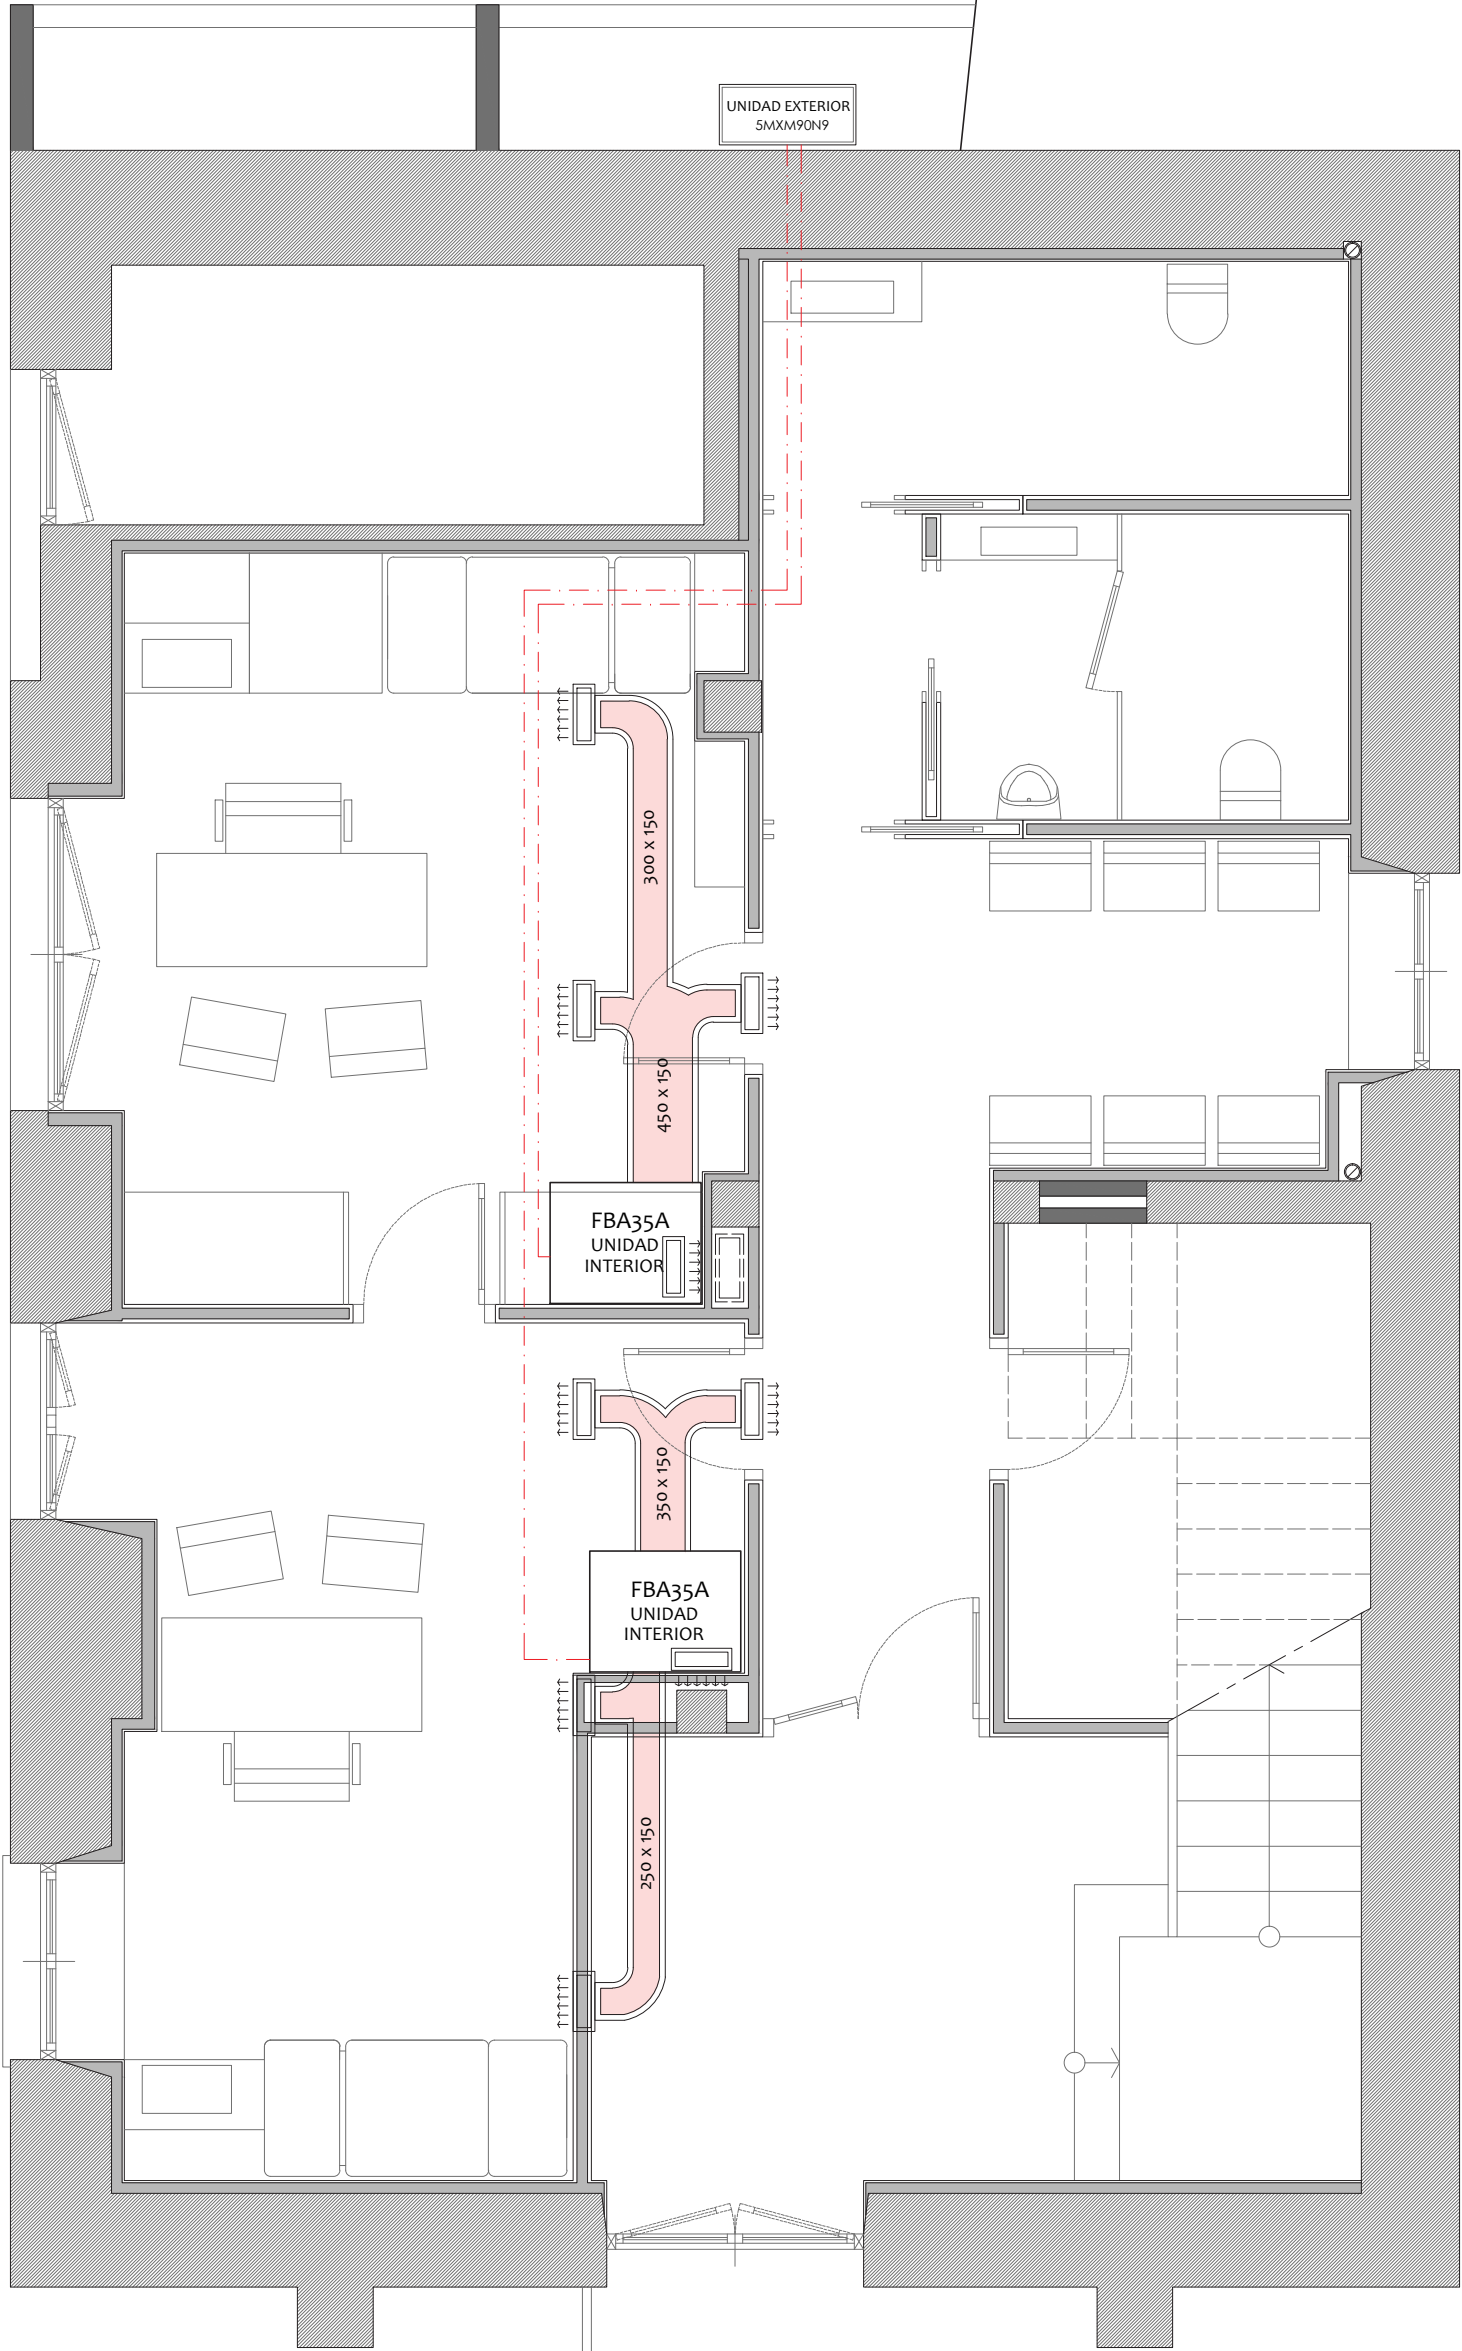

LEYENDA INSTALACION DE CLIMATIZACION

- CONEXION TUBERIA DE COBRE ENCOQUILLADA 3/8 "
- REJILLA DE ALETAS FIJAS A 45° PARA IMPULSION CON COMPUERTA DE REGULACION, CONSTRUIDA EN ALUMINIO (400x100)
- REJILLA DE ALETAS FIJAS A 45° PARA RETORNO CON COMPUERTA DE REGULACION, CONSTRUIDA EN ALUMINIO (400x800)
- CONDUCTO RECTANGULAR CON FIBRA DE VIDRIO "CLIMAVER-PLUS R" PARA CIRCUITO DE IMPULSION DE AIRE
- CONDUCTO RECTANGULAR CON FIBRA DE VIDRIO "CLIMAVER-PLUS R" PARA CIRCUITO DE RETORNO DE AIRE

- UNIDAD EXTERIOR SMXM9QN9
- UNIDAD INTERIOR FBA35A

PLANTA BAJA - REFORMA

PROYECTO DE EJECUCION DE:
REHABILITACION DEL CONSULTORIO MEDICO DE ABAURREA ALTA (NAVARRA)

PROMOTOR: AYUNTAMIENTO DE ABAURREA ALTA
REF. CATASTRAL: POLIGONO 1 - PARCELA 53 EMPLAZAMIENTO: C/ SAN PEDRO N° 19. ABAURREA ALTA

LOS ARQUITECTOS:
AGUSTIN BEORLEGUI RODRIGUEZ - ARQUITECTO N° 843 DEL C.O.A.V.N.
C/ ANA VELASCO N° 2 - BAJO TFNO: 670886295 E-mail: jbeorleguiarquitecto@gmail.com

PLANO DE:
- REFORMA:
. INSTALACION DE CLIMATIZACION

JAVIER BEORLEGUI APESTEGUIA - ARQUITECTO N° 4149 DEL C.O.A.V.N.
C/ ANA VELASCO N° 2 - BAJO TFNO: 670886295 E-mail: jbeorleguiarquitecto@gmail.com

PAMPLONA, FEBRERO DE 2.023

EA08032D86
N2023A0180
03/03/2023
VISADO
BISATUA

ESCALA:
1/50
PLANO:
11



↑↑↑↑↑↑↑↑

EXTRACTOR
S&P
CAB 250N

EXTRACTOR
CVB 1100/250

		PLANO :
JAVIER BEORLEGUI APESTEGUIA - ARQUITECTO N° 4.149 DEL C.O.A.V.N. CI/ANA VELASCO N° 2 - BAJO TFNO: 678886295 E-mail: jbeorleguiarquitecto@gmail.com		12
PAMPLONA, FEBRERO DE 2.023		


RA^{NAVARRA}

12



PROYECTO DE EJECUCION DE:
REHABILITACION DEL CONSULTORIO MEDICO DE ABAURREA ALTA (NAVARRA)

 LOS ARQUITECTOS:  AGUSTÍN BEORLEGUI RODRIGUEZ - ARQUITECTO Nº 843 DEL C.O.A.V.N. C/ AÑA VELASCO Nº 2 - BAJO TFNO: 670886295 E-mail: jbeorleguiarquitecto@gmail.com	PLANO DE: - REFORMA: . INSTALACION DE PROTECCION CONTRA INCENDIOS	ESCALA: 1/50
 JAVIER BEORLEGUI APESTEGUIA - ARQUITECTO Nº 4:149 DEL C.O.A.V.N. C/ AÑA VELASCO Nº 2 - BAJO TFNO: 670886295 E-mail: jbeorleguiarquitecto@gmail.com	PAMPLONA, FEBRERO DE 2.023	PLANO : 13

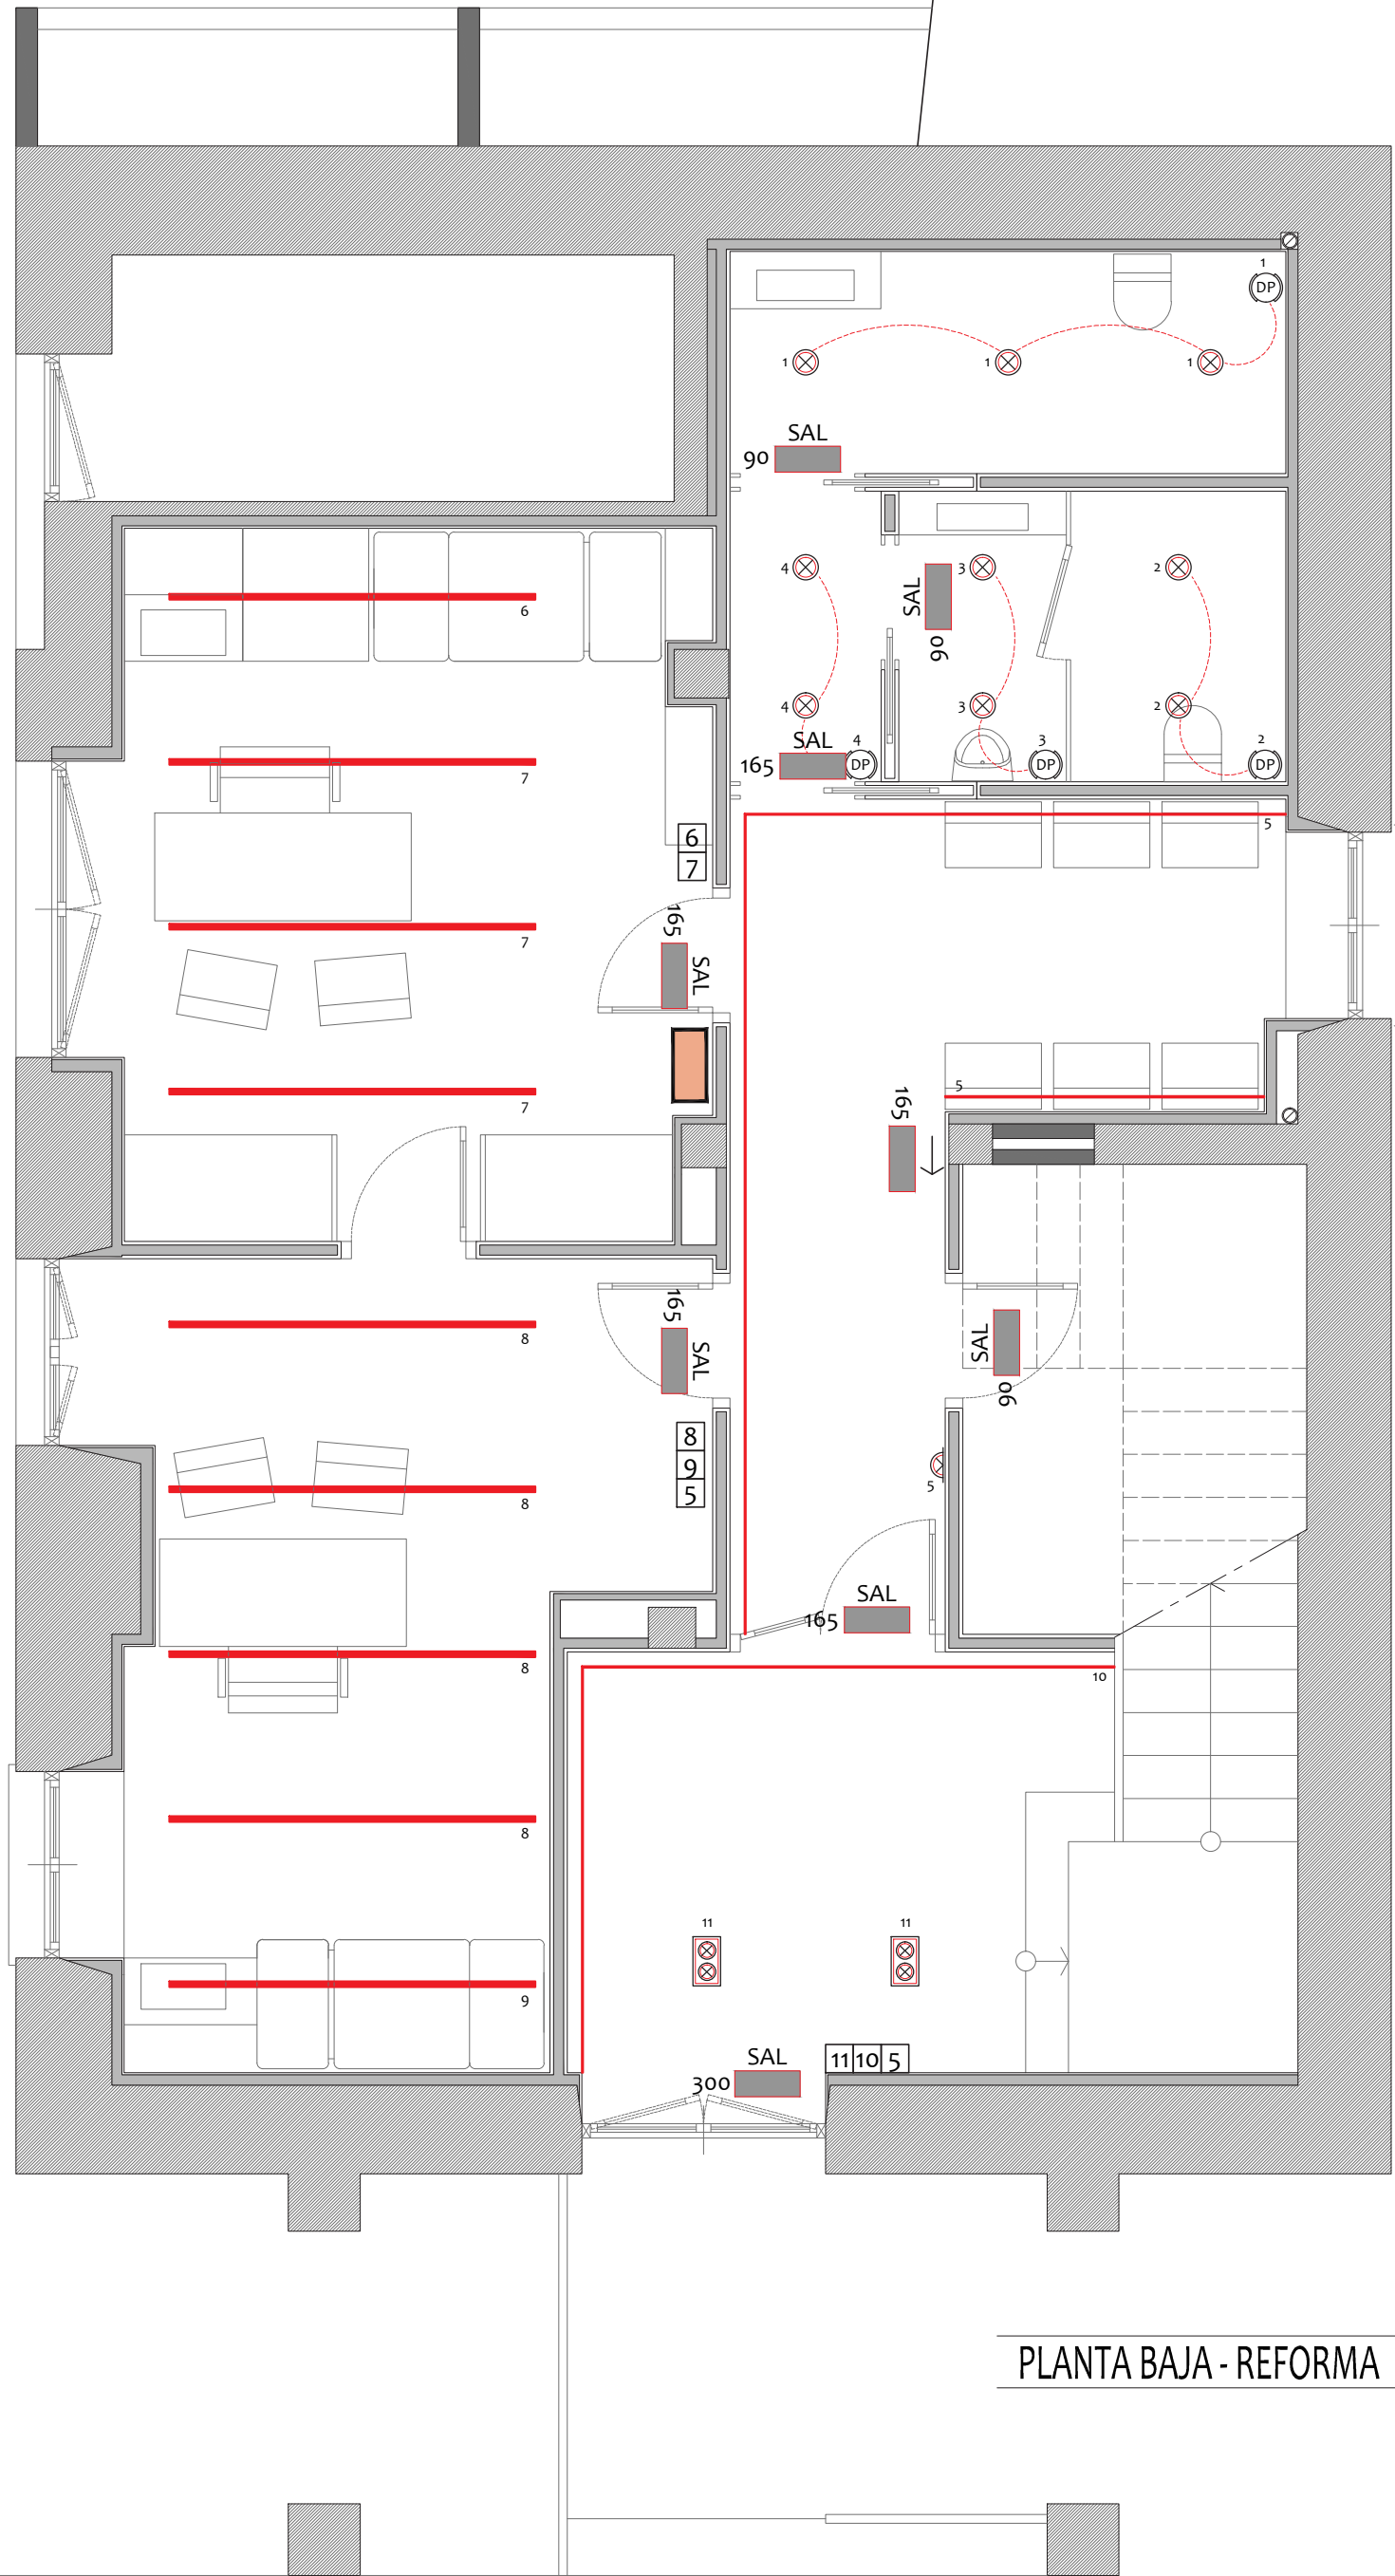

PLANTA BAJA - REFORMA

LEYENDA INSTALACION ELECTRICA E ILUMINACION

- 1 INTERRUPTOR SENCILLO O CONMUTADO
- X DOWNLIGHT 14 W 3000K
- △ LUMINARIA DE PARED LED 8 W 3000 K INDIRECTA
- Tira LED 3000 K 19 W/M baso difusor recto
- Tira LED 4000 K 19 W/M baso difusor recto
- DP DETECTOR DE MOVIMIENTO
- 1 N° DE ENCENDIDO
- SAL LUMINARIA DE EMERGENCIA
- X X LUMINARIA SPOT DOBLE DE LED 14 W 3000 K

PROYECTO DE EJECUCION DE:
REHABILITACION DEL CONSULTORIO MEDICO DE ABAURREA ALTA (NAVARRA)

PROMOTOR: AYUNTAMIENTO DE ABAURREA ALTA
REF. CATASTRAL: POLIGONO 1 - PARCELA 53 EMPLAZAMIENTO: C/ SAN PEDRO N° 19. ABAURREA ALTA

LOS ARQUITECTOS:
AGUSTIN BEORLEGUI RODRIGUEZ - ARQUITECTO N° 843 DEL C.O.A.V.N.
C/ ANA VELASCO N° 2 - BAJO TFNO: 670886295 E-mail: jbeorleguiarquitecto@gmail.com

PLANO DE:
- REFORMA:
. INSTALACION DE ELECTRICIDAD: ILUMINACION

JAVIER BEORLEGUI APESTEGUIA - ARQUITECTO N° 4149 DEL C.O.A.V.N.
C/ ANA VELASCO N° 2 - BAJO TFNO: 670886295 E-mail: jbeorleguiarquitecto@gmail.com

PAMPLONA, FEBRERO DE 2.023

EA08032D86
CEV
N2023A0180
03/03/2023

VISADO
BISATUA


AYUNTAMIENTO DE ABAURREA ALTA
C/ SAN PEDRO N° 19. ABAURREA ALTA

ESCALA:

1/50

PLANO :

14

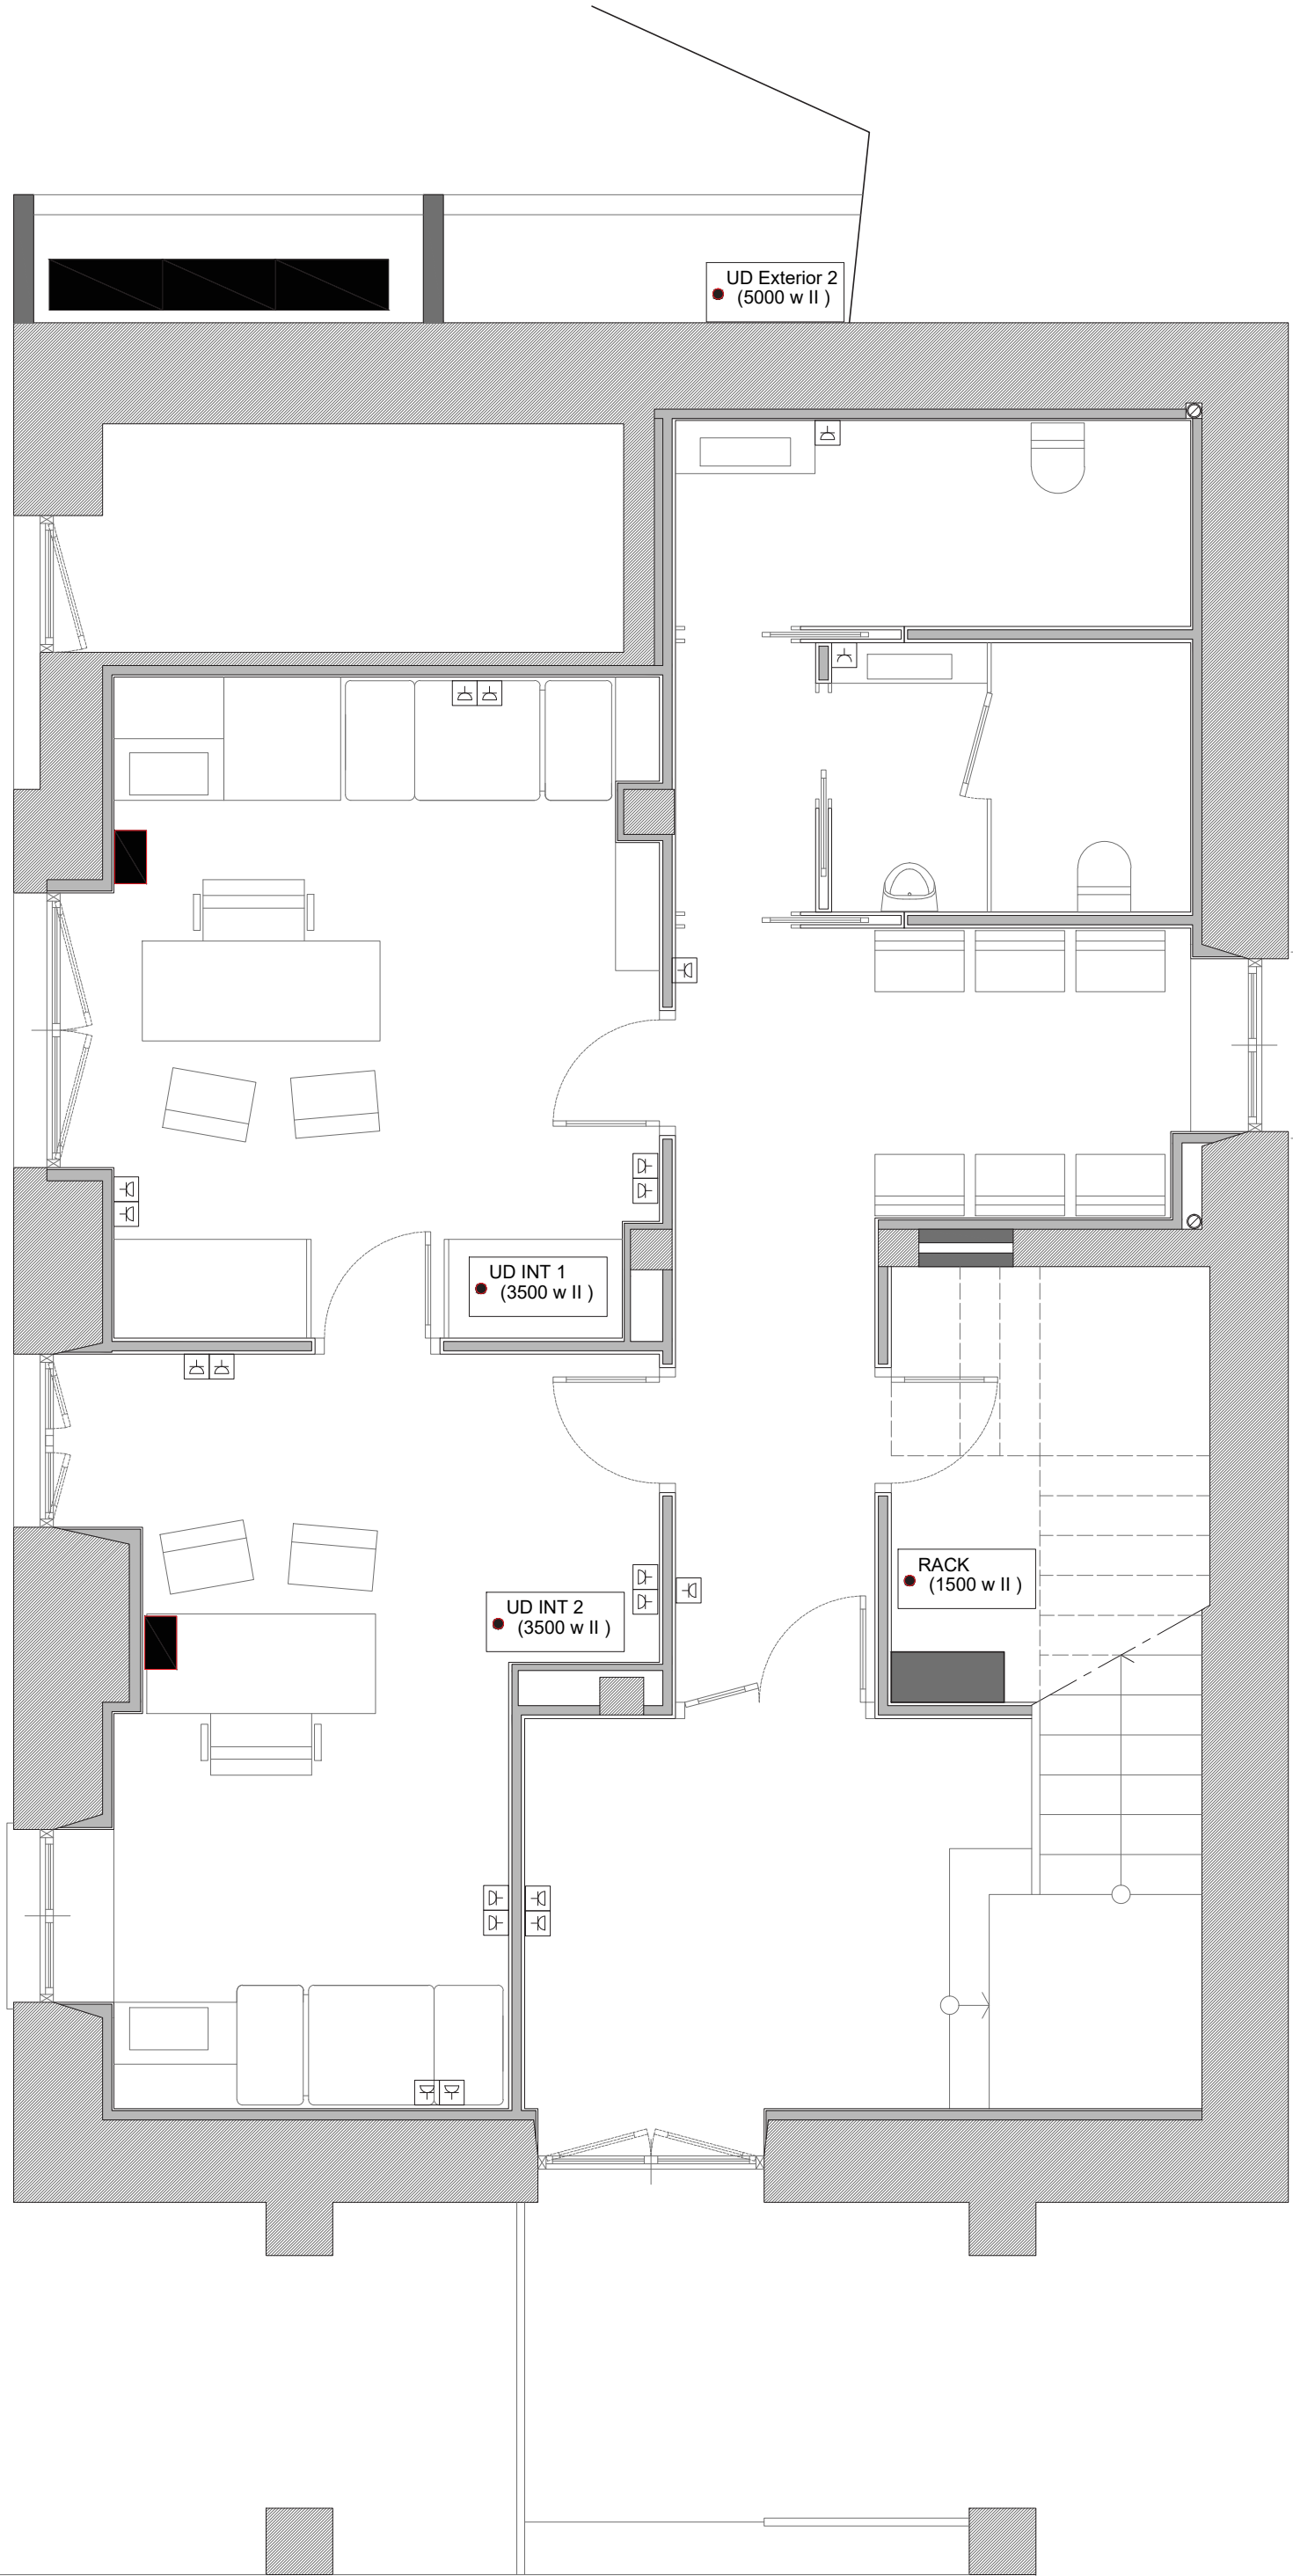

LEYENDA INSTALACION DE ELECTRICIDAD

- CENTRALIZACIÓN DE CONTADORES
- CUADRO GENERAL DE DISTRIBUCIÓN
- CARGA ELECTRICA
 - TOMA DE CORRIENTE II+T 10/16A. VARIOS USOS
 - TOMA DE DATOS
 - PUESTO DE TRABAJO COMPUESTO POR 4 TOMAS ELECTRICAS Y 2 TOMAS DE DATOS

PROYECTO DE EJECUCION DE:
REHABILITACION DEL CONSULTORIO MEDICO DE ABAURREA ALTA (NAVARRA)

PROMOTOR: AYUNTAMIENTO DE ABAURREA ALTA
REF. CATASTRAL: POLIGONO 1 - PARCELA 53 EMPLAZAMIENTO: C/ SAN PEDRO Nº 19. ABAURREA ALTA

LOS ARQUITECTOS:
AGUSTIN BEORLEGUI RODRIGUEZ - ARQUITECTO Nº 843 DEL C.O.A.V.N.
C/ ANA VELASCO Nº 2 - BAJO TFNO: 670886295 E-mail: jbeorleguiarquitecto@gmail.com

PLANO DE:
- REFORMA:
. INSTALACION DE ELECTRICIDAD: FUERZA


JAVIER BEORLEGUI APESTEGUIA - ARQUITECTO Nº 4149 DEL C.O.A.V.N.
C/ ANA VELASCO Nº 2 - BAJO TFNO: 670886295 E-mail: jbeorleguiarquitecto@gmail.com

PAMPLONA, FEBRERO DE 2.023

EA08032D86
Nº 2023A0180
03/03/2023
VISADO
BISATUA

ESCALA:
1/50
PLANO :
15

Cuadro General de Mando y Proteccion

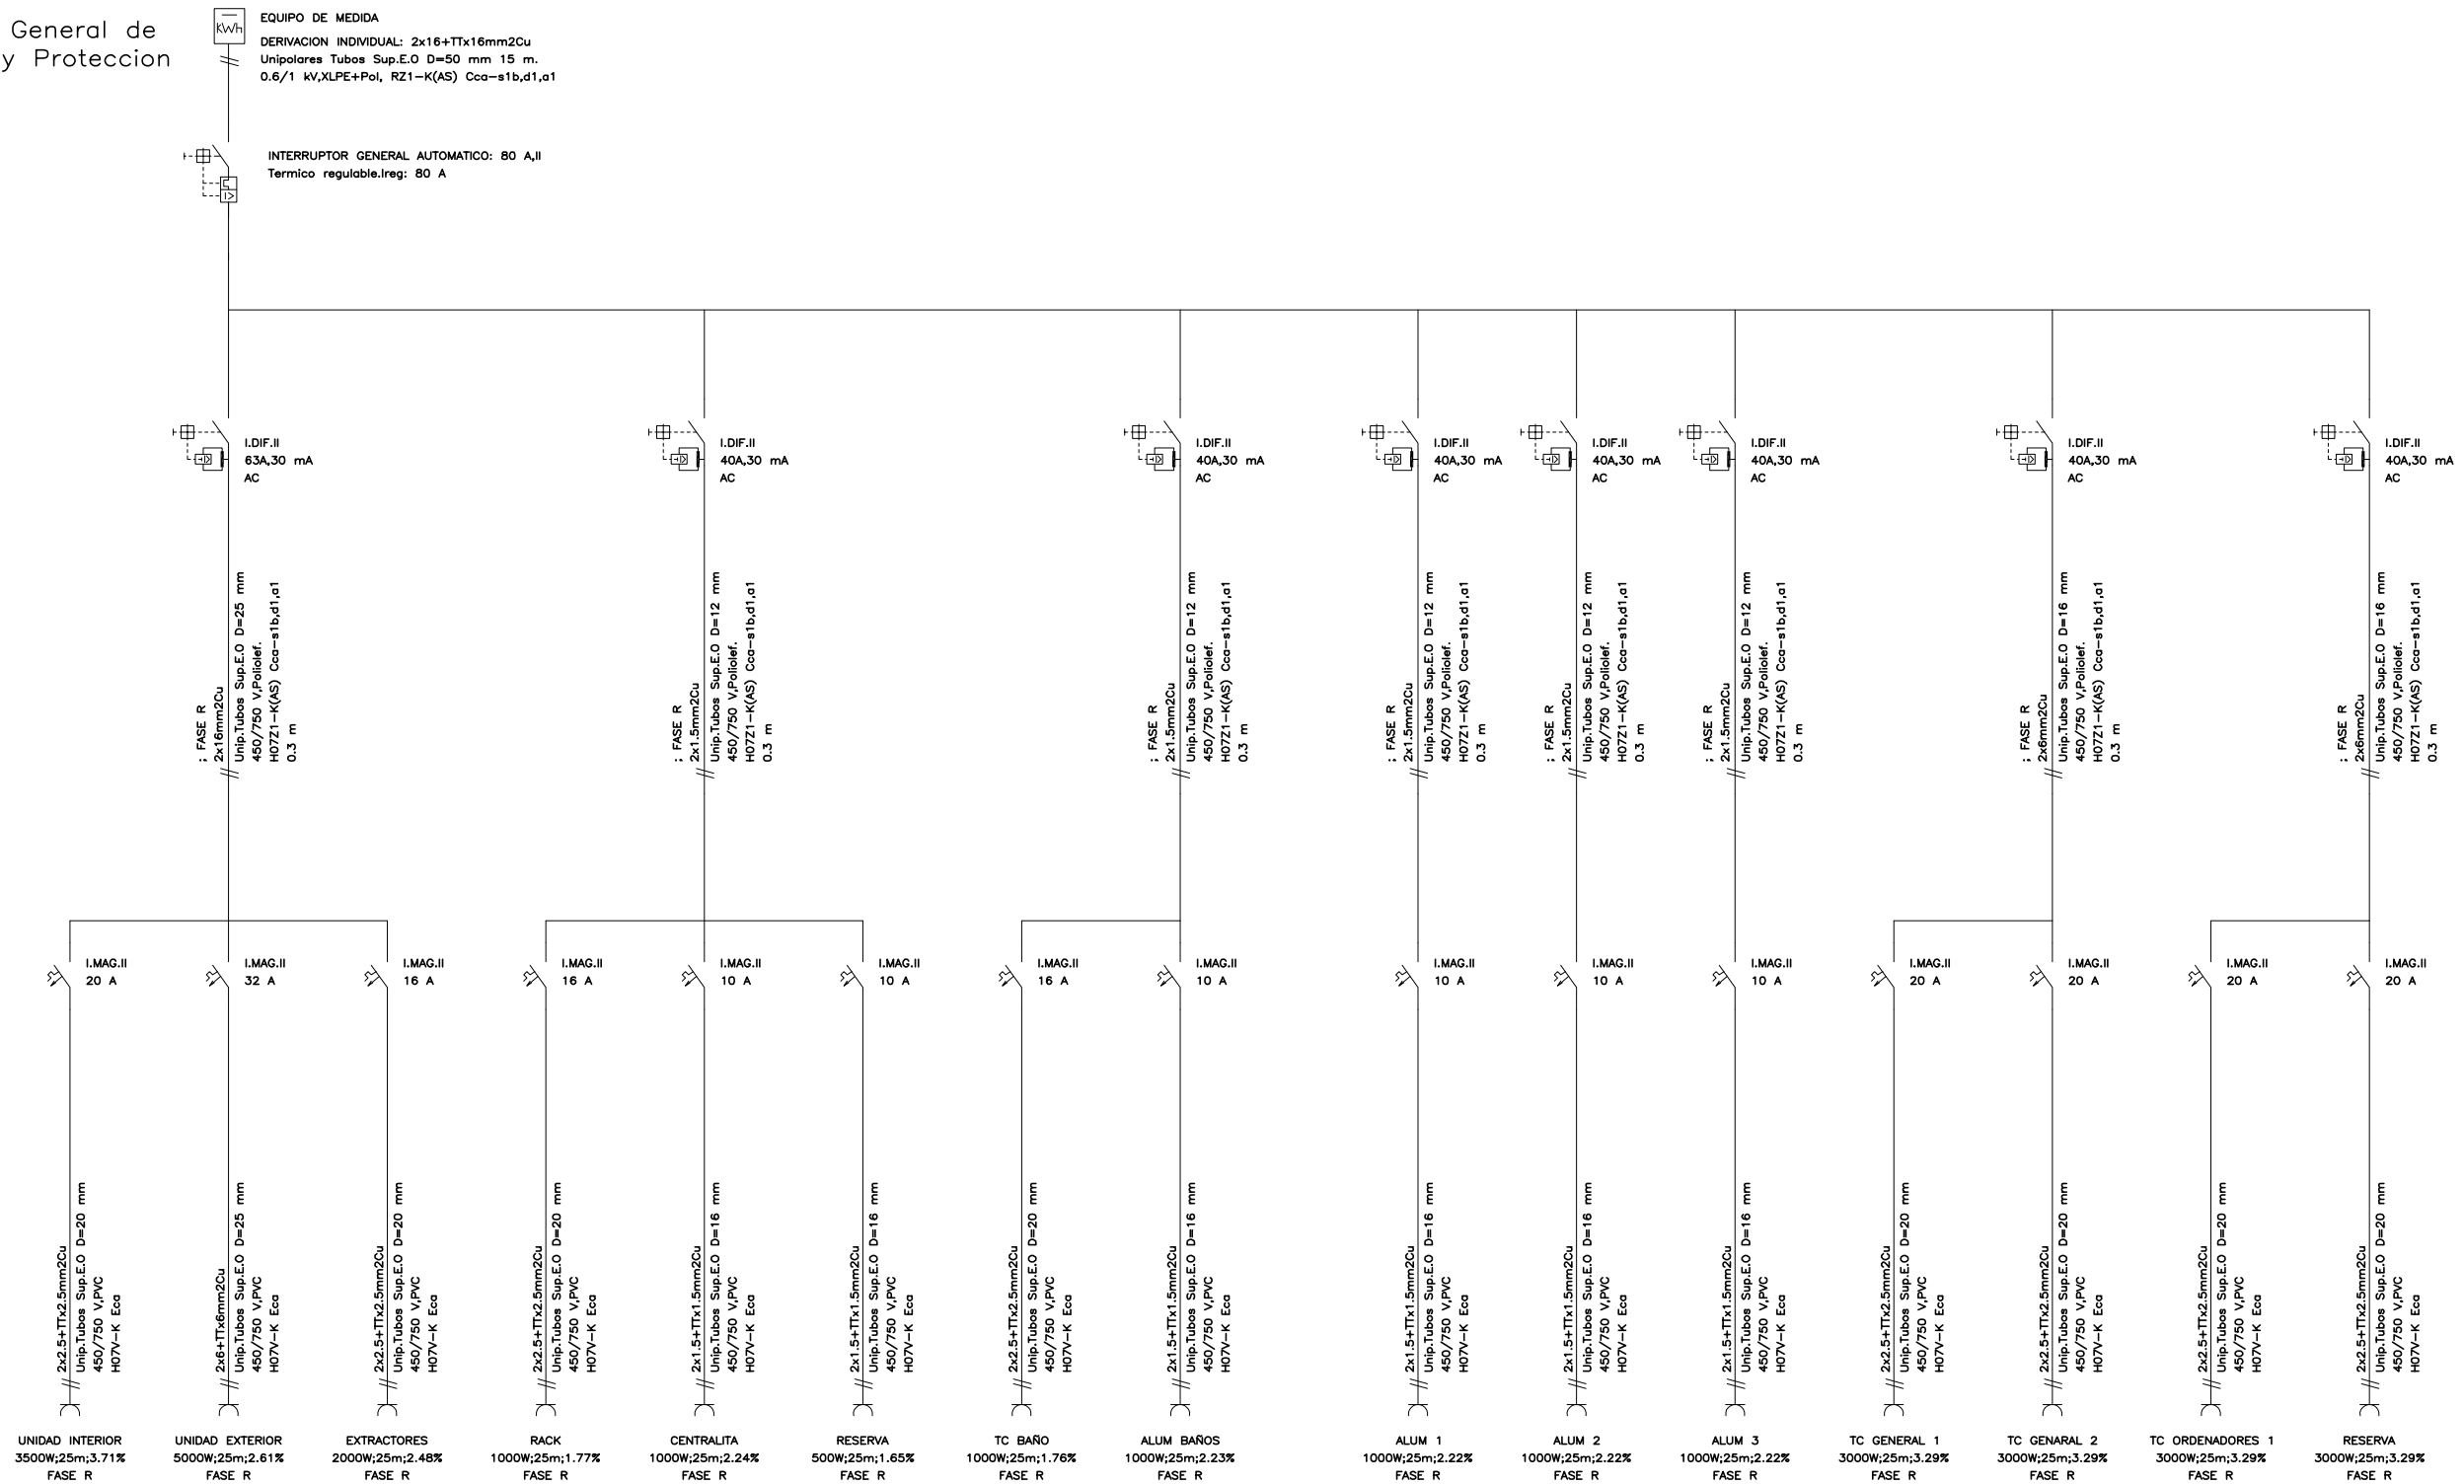

PROYECTO DE EJECUCION DE:

REHABILITACION DEL CONSULTORIO MEDICO DE ABAURREA ALTA (NAVARRA)

PROMOTOR:

AYUNTAMIENTO DE ABAURREA ALTA

REF. CATASTRAL: POLIGONO 1 - PARCELA 53

EMPLAZAMIENTO: C/ SAN PEDRO N° 19. ABAURRUA ALTA

 LOS ARQUITECTOS:

	PLANO DE:
--	-----------

AGUSTIN BEORLEGUI RODRIGUEZ - ARQUITECTO N° 843 DEL C.O.A.V.N.
C/ ANA VELASCO N° 2 - BAJO TFNO: 670886295 E-mail: jbeorleguiarquitecto@gmail.com

- REFORMA:
 . INSTALACION DE ELECTRICIDAD:
 ESQUEMA UNIFILAR

JAVIER BEORLEGUI APESTEGUIA - ARQUITECTO Nº 4.149 DEL C.O.A.V.N.
C/ ANA VELASCO Nº 2 - BAJO TFNO: 670886295 E-mail: jbeorleguiarquitecto@gmail.com

PAMPLONA, FEBRERO DE 2.023

NZ023A0160	03/03/2023
------------	------------

Verificable en www.coavn.org/verificacion e www.coavn.org/verificacion e www.coavn.org/verificacion

SADO
SATUA

RA
NAVARRA

SCALA:

LANO:

16

