
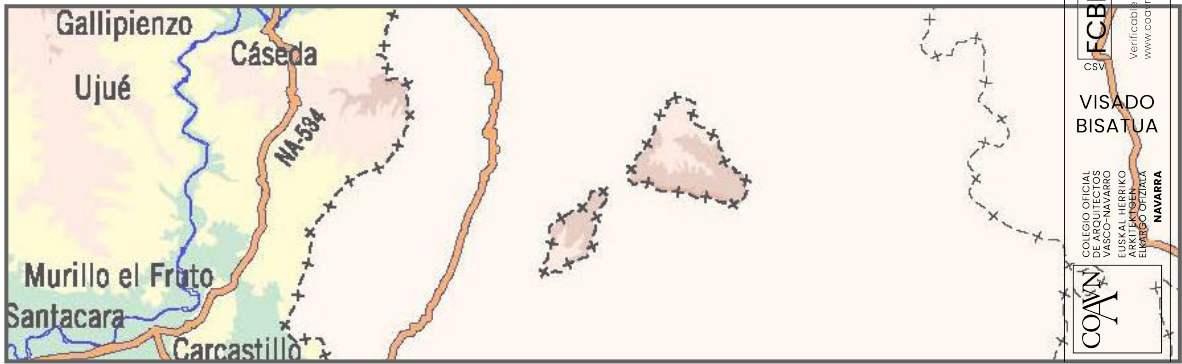


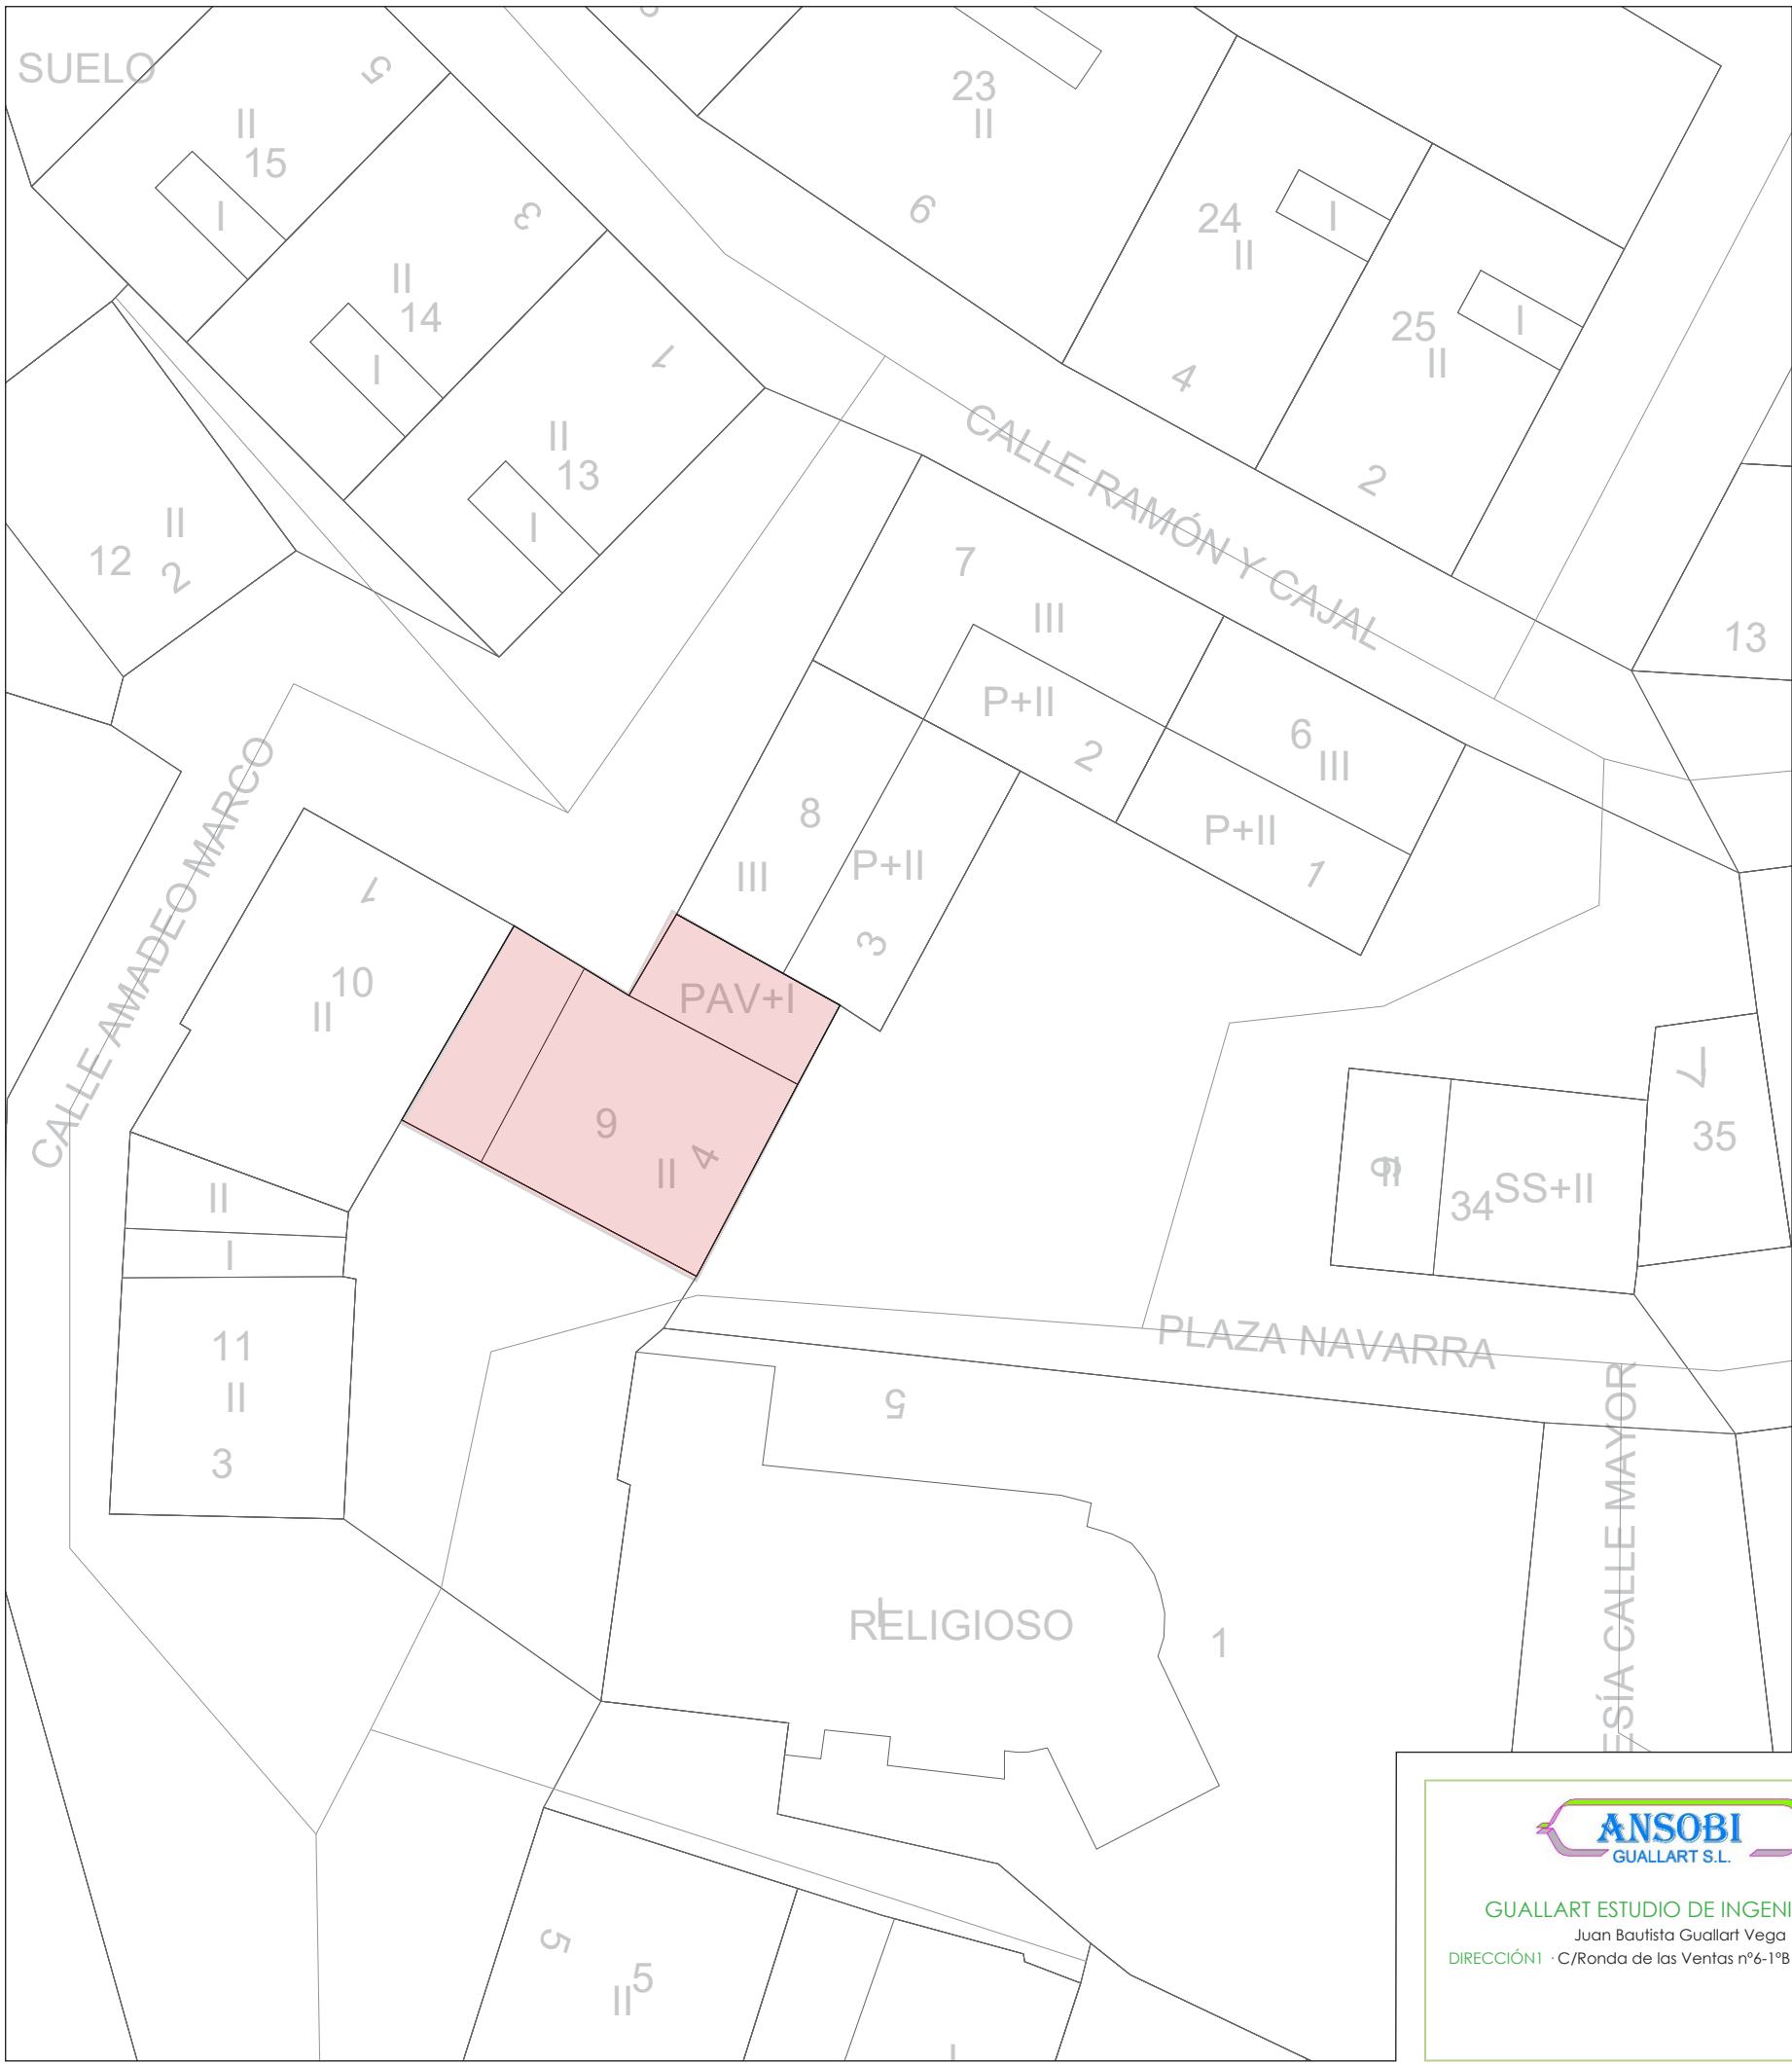

GUALLART ESTUDIO DE INGENIERIA S.L.
Juan Bautista Guallart Vega
DIRECCIÓN - C/Ronda de las Ventas nº6-1ºB (Burlada) 31600

MOD. 2 - PROYECTO DE EJECUCIÓN PARA REHABILITACIÓN DE VIVIENDA UNIFAMILIAR PLANO DE SITUACIÓN

FECHA : Noviembre 2023 ESCALA : 1 : 250 A3

PROMOTOR : Ayto. Petilla de Aragón
DIRECCIÓN : Plaza de Navarra nº4
POBLACIÓN : Petilla de Aragón (Navarra)



ARQUITECTO : Amaya de Vicente González
Colegiado nº3.561 C.O.A.C.A.N.

A·01



40



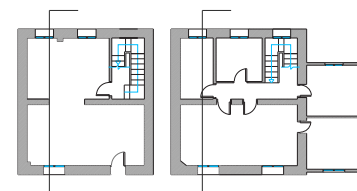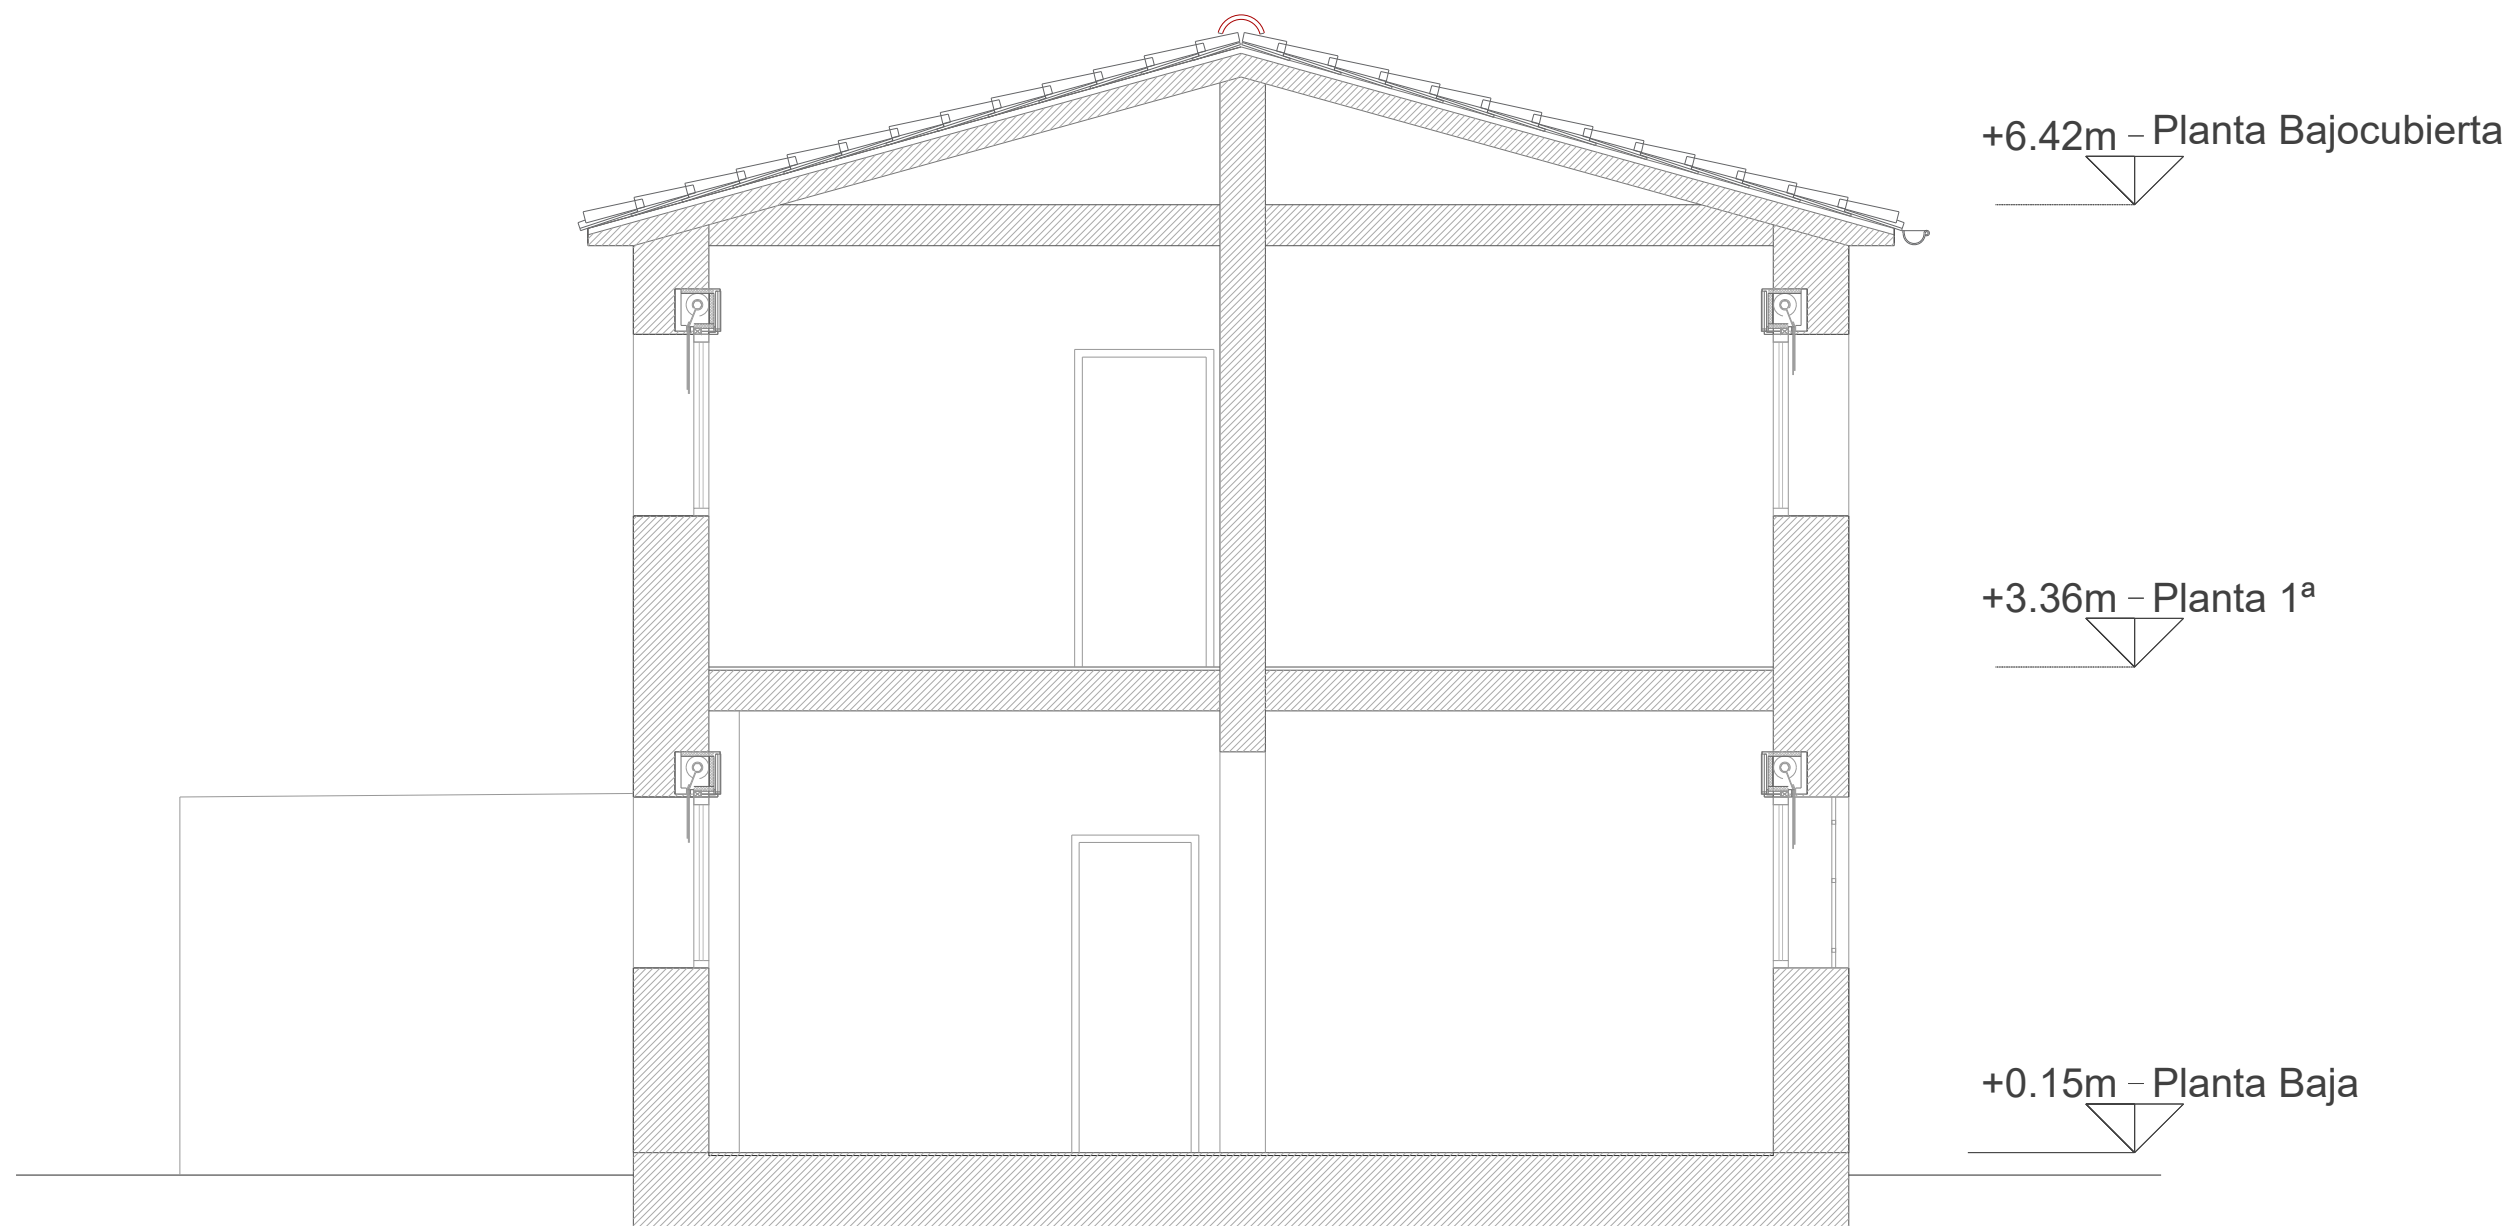

SECCIÓN TRANSVERSAL 1 E 1:50

COAVN	COLLEJO OFICIAL DE INGENIEROS DE NAVARRA	EUSKAL HERRIKO INGENIERUEN ELIZKETA ERAKUNDA	NAVARRA	VISADO BISATUA	FCBB836058	EXP	N2022A1362
							FECHA DATA



GUALLART ESTUDIO DE INGENIERIA S.L.
Juan Bautista Guallart Vega
DIRECCIÓN · C/Ronda de las Ventas nº6-1ºB (Burlada) 31600



MOD. 2 - PROYECTO DE EJECUCIÓN PARA REHABILITACIÓN DE VIVIENDA UNIFAMILIAR
SECCIONES DE ESTADO ACTUAL

FECHA : Noviembre 2023 ESCALA : 1 : 50 A3

PROMOTOR : Ayto. Petilla de Aragón
DIRECCIÓN : Plaza de Navarra nº4
POBLACIÓN : Petilla de Aragón (Navarra)

ARQUITECTO : Amaya de Vicente González
Colegiado nº3.561 C.O.A.C.A.N.

A · 03

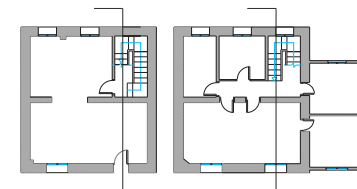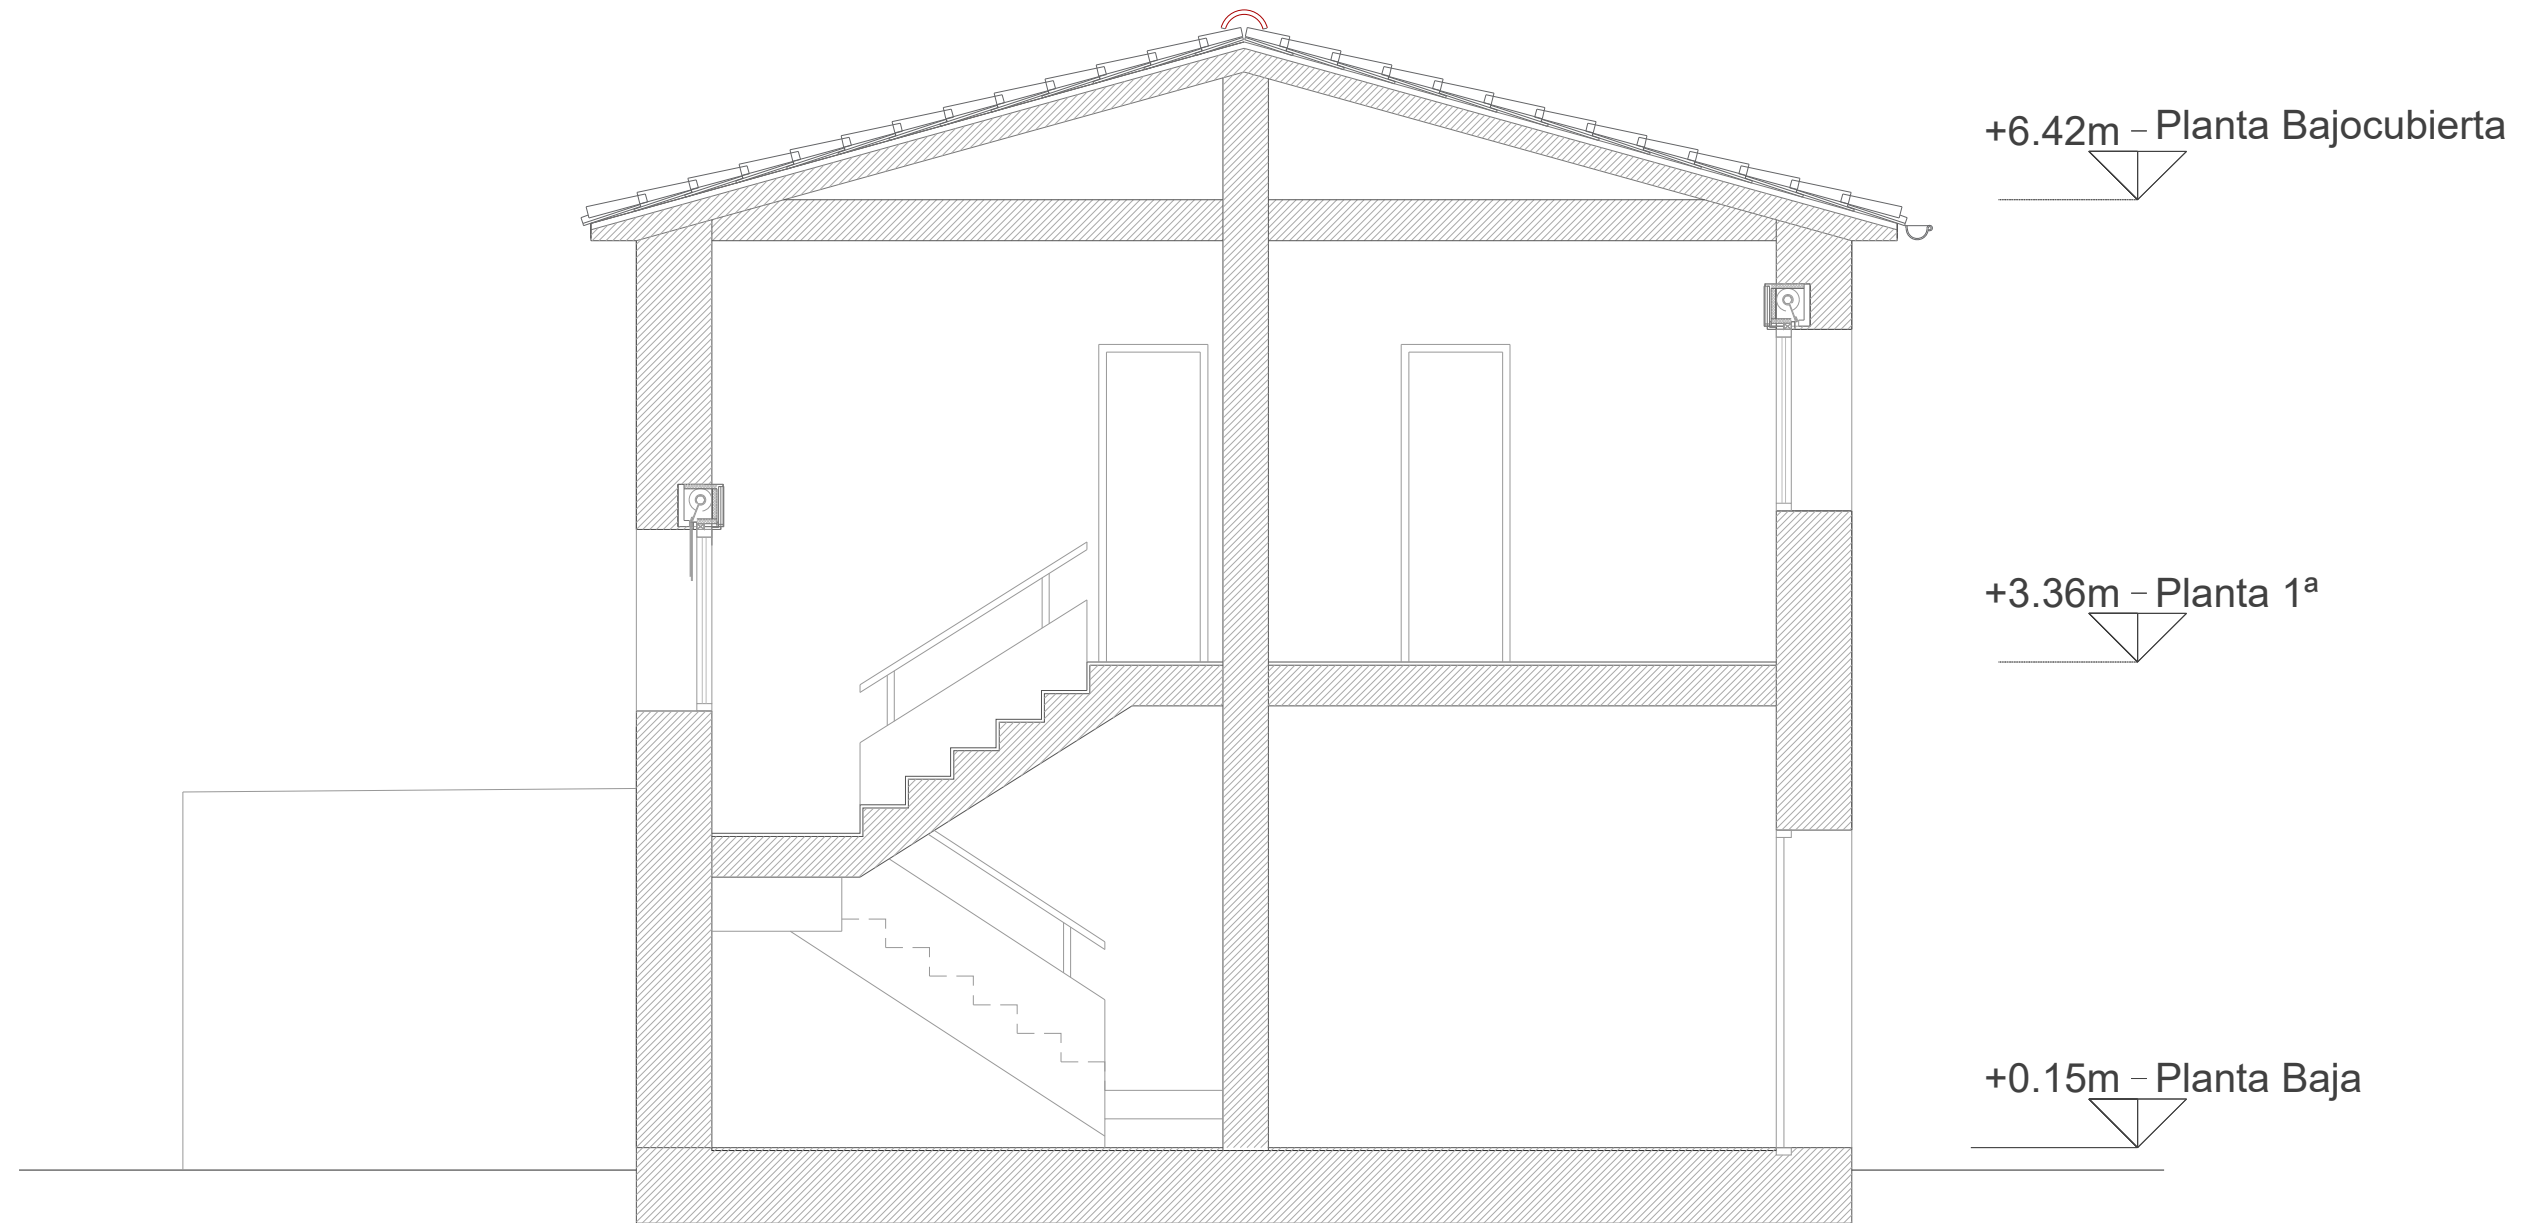

SECCIÓN TRANSVERSAL 2 E 1:50

COAVN	COLLEJO OFICIAL DE INGENIEROS DE NAVARRA EUSKAL HERRIKO INGENIERUEN ELIZABARRI NAVARRA	VISADO BISATUA	FCBB836058	N2022A1362
			EXP	FECHA DATA
			Verificable en www.coavn.org/verificacion	21/11/2023



GUALLART ESTUDIO DE INGENIERIA S.L.
Juan Bautista Guallart Vega
DIRECCIÓN1 · C/Ronda de las Ventas nº6-1ºB (Burlada) 31600

MOD. 2 - PROYECTO DE EJECUCIÓN PARA REHABILITACIÓN DE VIVIENDA UNIFAMILIAR


SECCIONES DE ESTADO ACTUAL

FECHA : Noviembre 2023 ESCALA : 1 : 50 A3


PROMOTOR : Ayto. Petilla de Aragón
DIRECCIÓN : Plaza de Navarra nº4
POBLACIÓN : Petilla de Aragón (Navarra)

ARQUITECTO : Amaya de Vicente González
Colegiado nº3.561 C.O.A.C.A.N.


A · 04

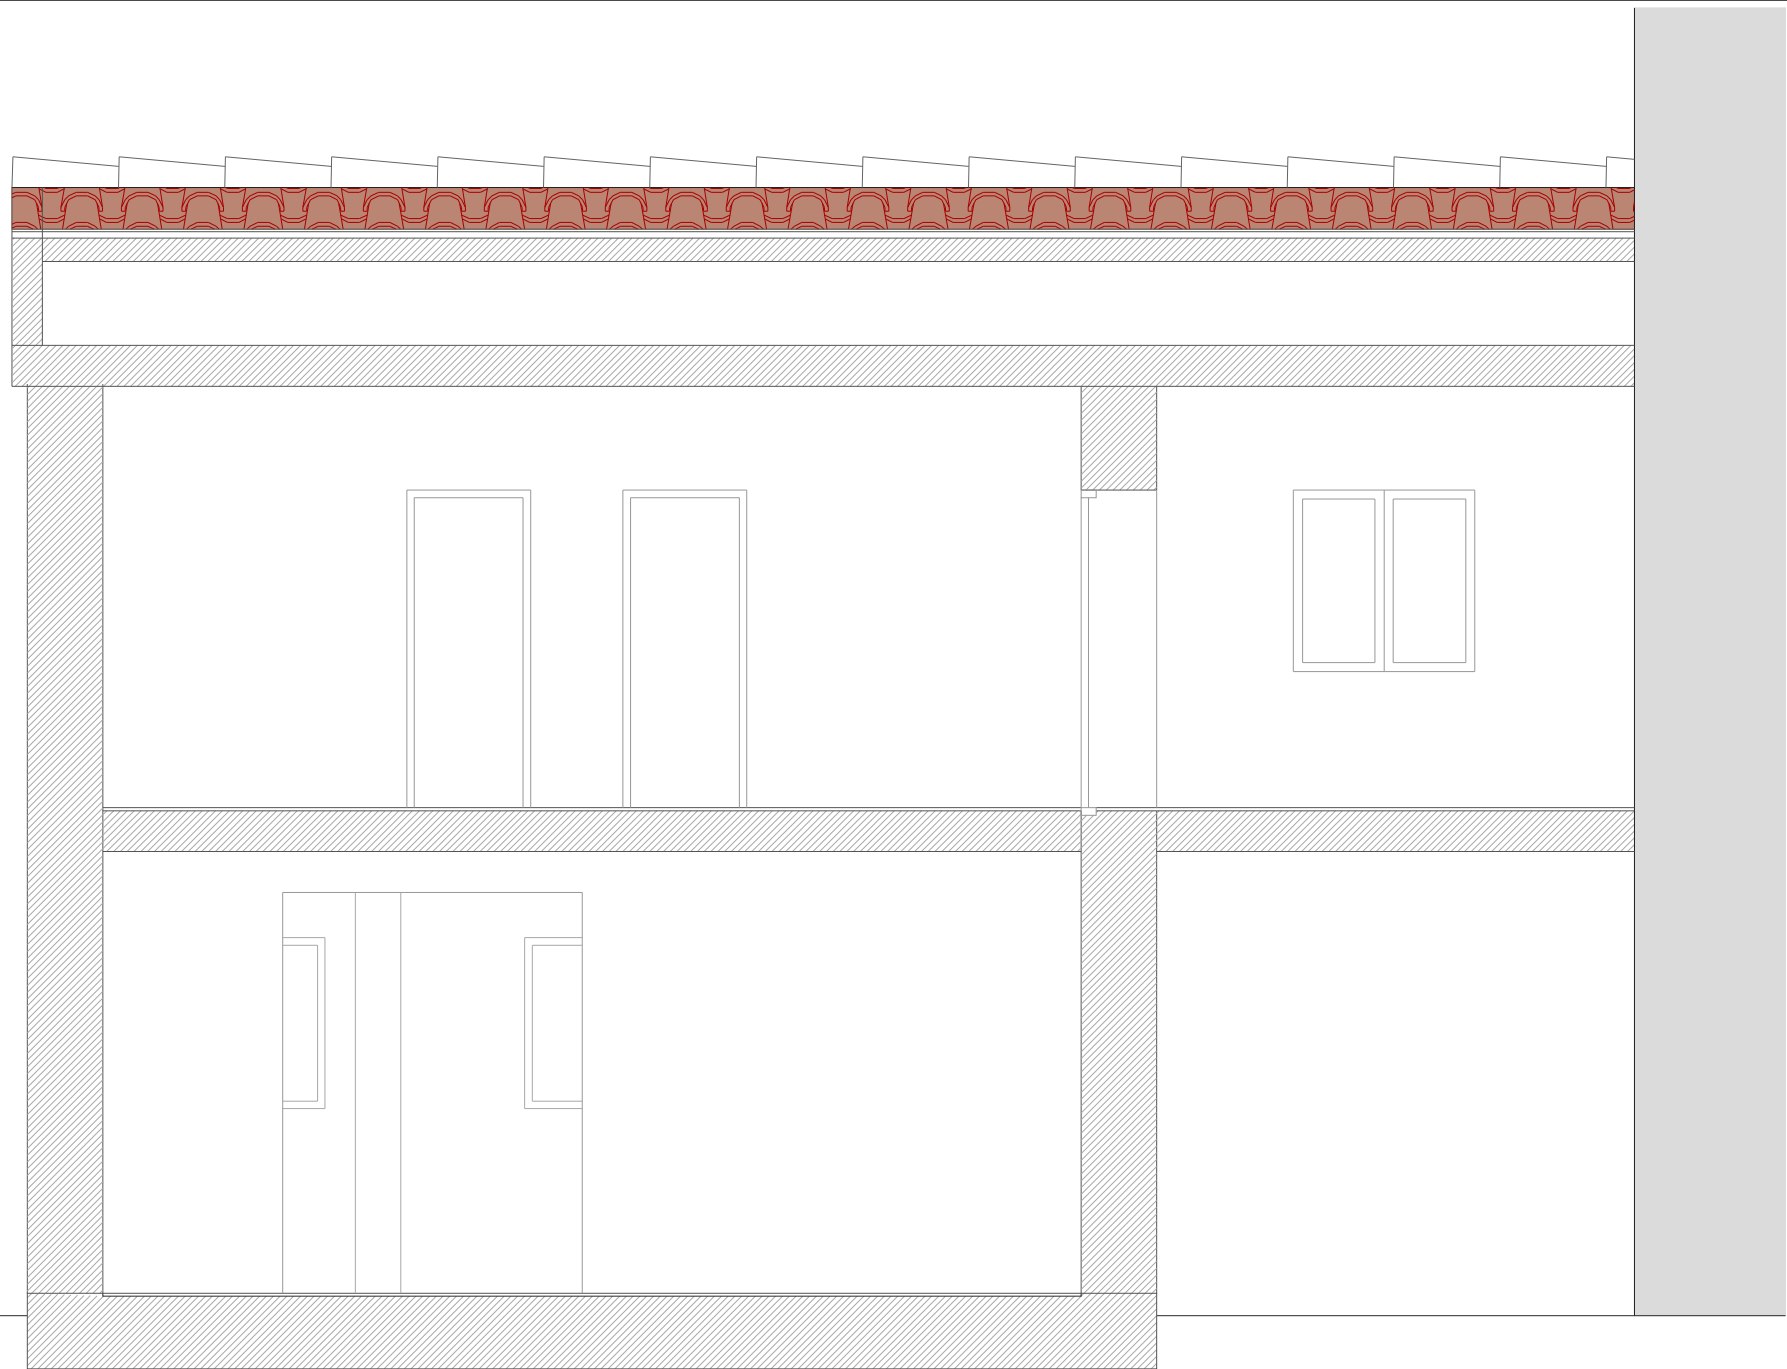



+6.42m – Planta Bajocubierta

 

+3.36m – Planta 1ª

 

+0.15m – Planta Baja

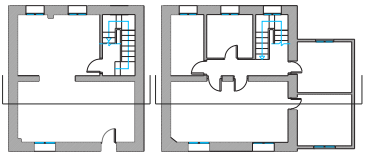 

SECCIÓN LONGITUDINAL 2 E 1:50

COAVN

COLEGIO OFICIAL
DE ARQUITECTOS
DE NAVARRA
EUSKAL HERRIKO
ARKITEKTEN
ELkartea

NAVARRA

FCBB836058

EXP

FECHA
DATA

N2022A1362

21/11/2023

VISADO
BISATUA

Verificable en www.coavn.org/verificacion
www.coavn.org/verificacion egiaztatzen



GUALLART ESTUDIO DE INGENIERIA S.L.
Juan Bautista Guallart Vega
DIRECCIÓN1 · C/Ronda de las Ventas nº6-1ºB (Burlada) 31600


MOD. 2 - PROYECTO DE EJECUCIÓN PARA REHABILITACIÓN DE VIVIENDA UNIFAMILIAR
SECCIONES DE ESTADO ACTUAL

FECHA : Noviembre 2023 ESCALA : 1 : 50 A3

PROMOTOR : Ayto. Petilla de Aragón
DIRECCIÓN : Plaza de Navarra nº4
POBLACIÓN : Petilla de Aragón (Navarra)

ARQUITECTO : Amaya de Vicente González
Colegiado nº3.561 C.O.A.C.A.N.

A · 05

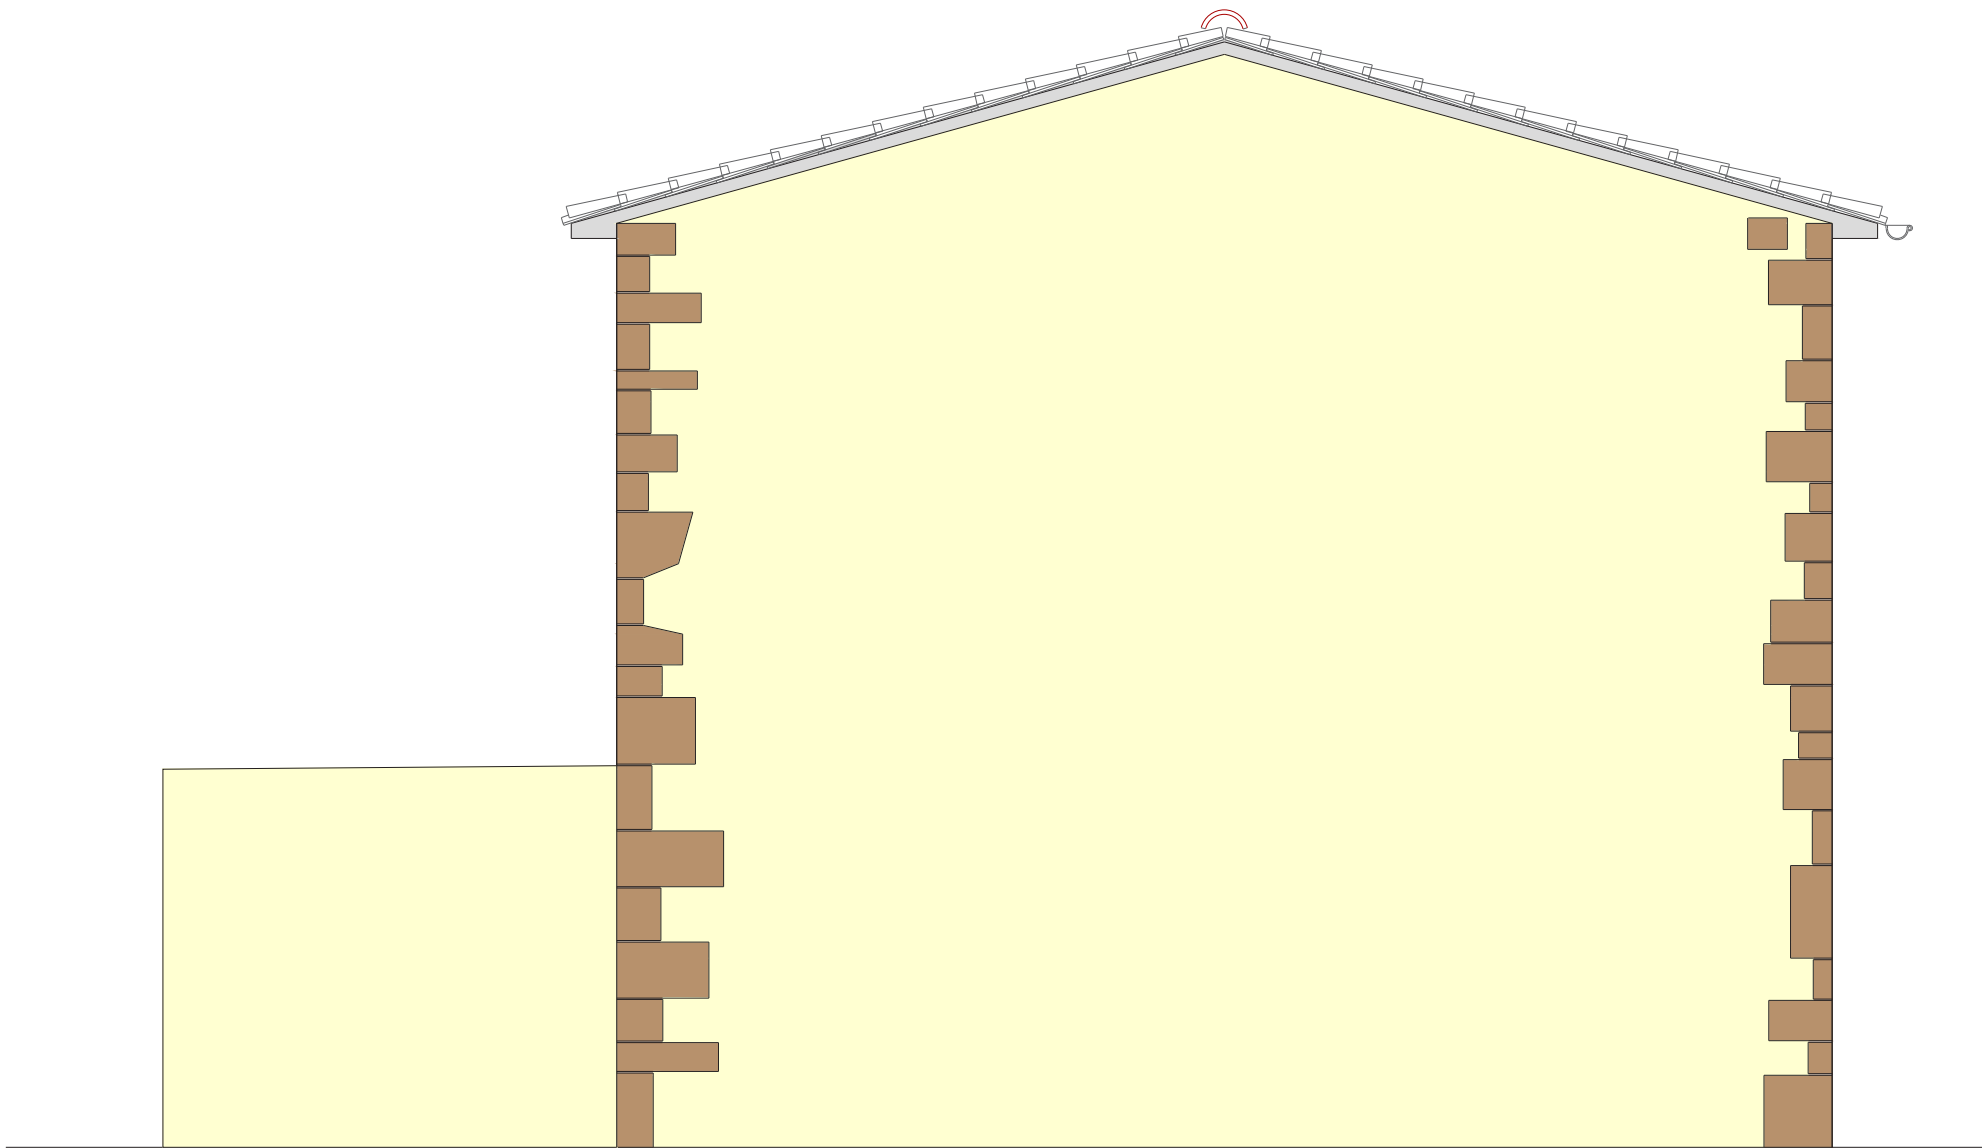

ALZADO SUROESTE E 1:50



GUALLART ESTUDIO DE INGENIERIA S.L.
Juan Bautista Guallart Vega
DIRECCIÓN1 · C/Ronda de las Ventas nº6-1ºB (Burlada) 31600

MOD. 2 - PROYECTO DE EJECUCIÓN PARA REHABILITACIÓN DE VIVIENDA UNIFAMILIAR
ALZADOS ESTADO ACTUAL

FECHA : Noviembre 2023 ESCALA : 1 : 50 A3

PROMOTOR : Ayto. Petilla de Aragón
DIRECCIÓN : Plaza de Navarra nº4
POBLACIÓN : Petilla de Aragón (Navarra)

ARQUITECTO : Amaya de Vicente González
Colegiado nº3.561 C.O.A.C.A.N.

A · 06

COAVN

COLEGIO OFICIAL
DE ARQUITECTOS
DE NAVARRA
EUSKAL HERRIKO
ARKITEKTEN
ELkartea

NAVARRA

FCBB836058

EXP


FECHA
DATA

N2022A1362

21/11/2023

Verificable en www.coavn.org/verificacion
www.coavn.org/verificacion egiaztatzen

VISADO
BISATUA

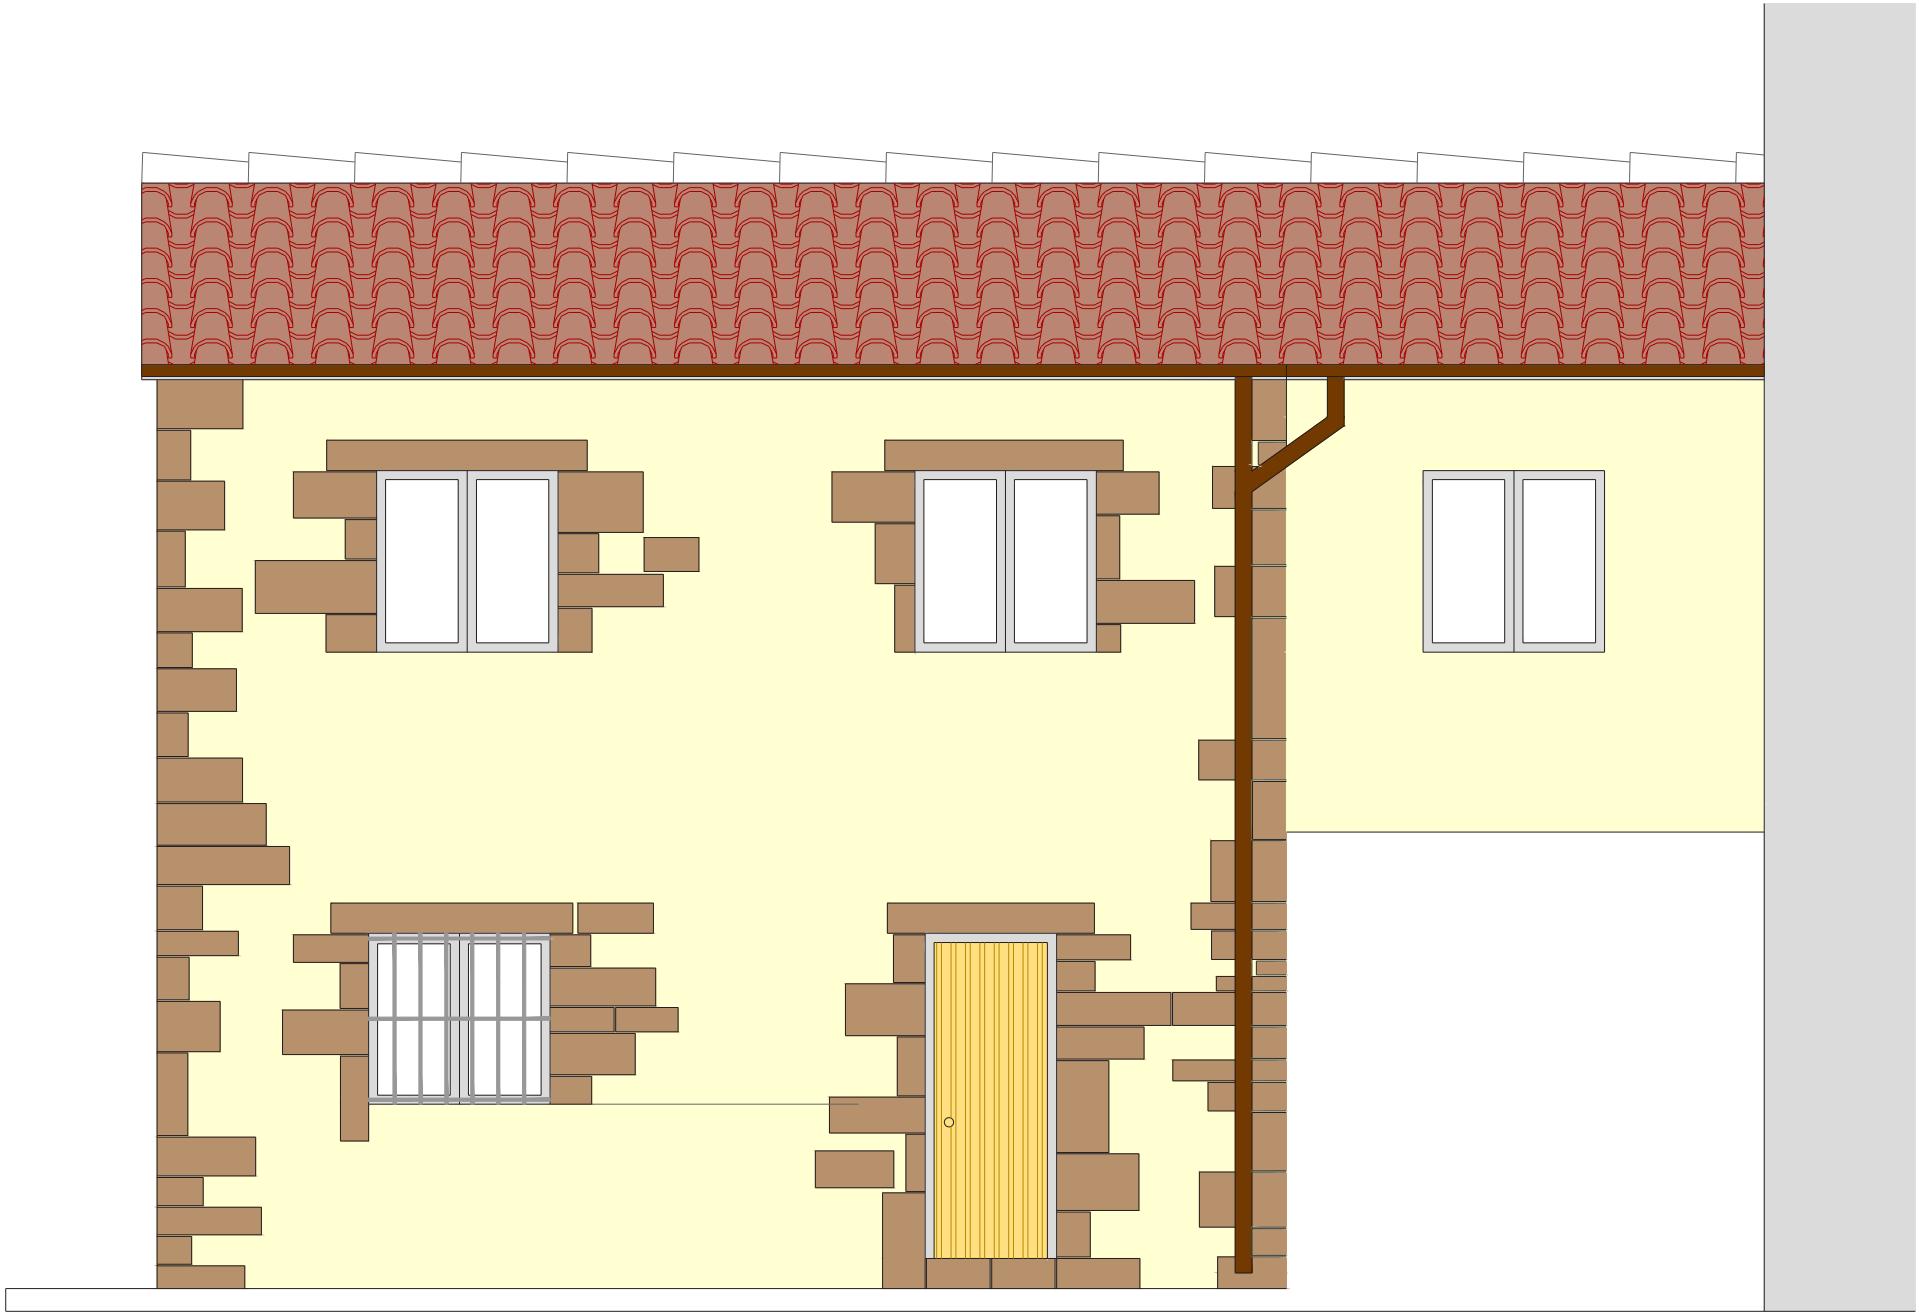

ALZADO SURESTE E 1:50



GUALLART ESTUDIO DE INGENIERIA S.L.
Juan Bautista Guallart Vega
DIRECCIÓN · C/Ronda de las Ventas nº6-1ºB (Burlada) 31600

MOD. 2 - PROYECTO DE EJECUCIÓN PARA REHABILITACIÓN DE VIVIENDA UNIFAMILIAR

ALZADOS ESTADO ACTUAL

FECHA : Noviembre 2023 ESCALA : 1 : 50 A3

PROMOTOR : Ayto. Petilla de Aragón
DIRECCIÓN : Plaza de Navarra nº4
POBLACIÓN : Petilla de Aragón (Navarra)

ARQUITECTO : Amaya de Vicente González
Colegiado nº3.561 C.O.A.C.A.N.

A · 07

COAVN

COLEGIO OFICIAL
DE ARQUITECTOS
DE NAVARRA
EUSKAL HERRIKO
ARKITEKTEN
ELkartea

NAVARRA

FCBB836058

EXP

N2022A1362

FECHA
DATA

21/11/2023

Verificable en www.coavn.org/verificacion
www.coavn.org/verificacion egiaztagarria

VISADO
BISATUA



ALZADO NOROESTE E 1:50



GUALLART ESTUDIO DE INGENIERIA S.L.
Juan Bautista Guallart Vega
DIRECCIÓN · C/Ronda de las Ventas nº6-1ºB (Burlada) 31600

MOD. 2 - PROYECTO DE EJECUCIÓN PARA REHABILITACIÓN DE VIVIENDA UNIFAMILIAR

ALZADOS ESTADO ACTUAL

FECHA : Noviembre 2023 ESCALA : 1 : 50 A3

PROMOTOR : Ayto. Petilla de Aragón
DIRECCIÓN : Plaza de Navarra nº4
POBLACIÓN : Petilla de Aragón (Navarra)

ARQUITECTO : Amaya de Vicente González
Colegiado nº3.561 C.O.A.C.A.N.

A · 08

COAVN

COLEGIO OFICIAL
DE ARQUITECTOS
DE NAVARRA
EUSKAL HERRIKO
ARKITEKTEN
ELkartea

NAVARRA


FCBB836058

EXP. N2022A1362

FECHA DATA 21/11/2023

Verificable en www.coavn.org/verificacion
www.coavn.org/verificacion egaztagarria

VISADO
BISATUA

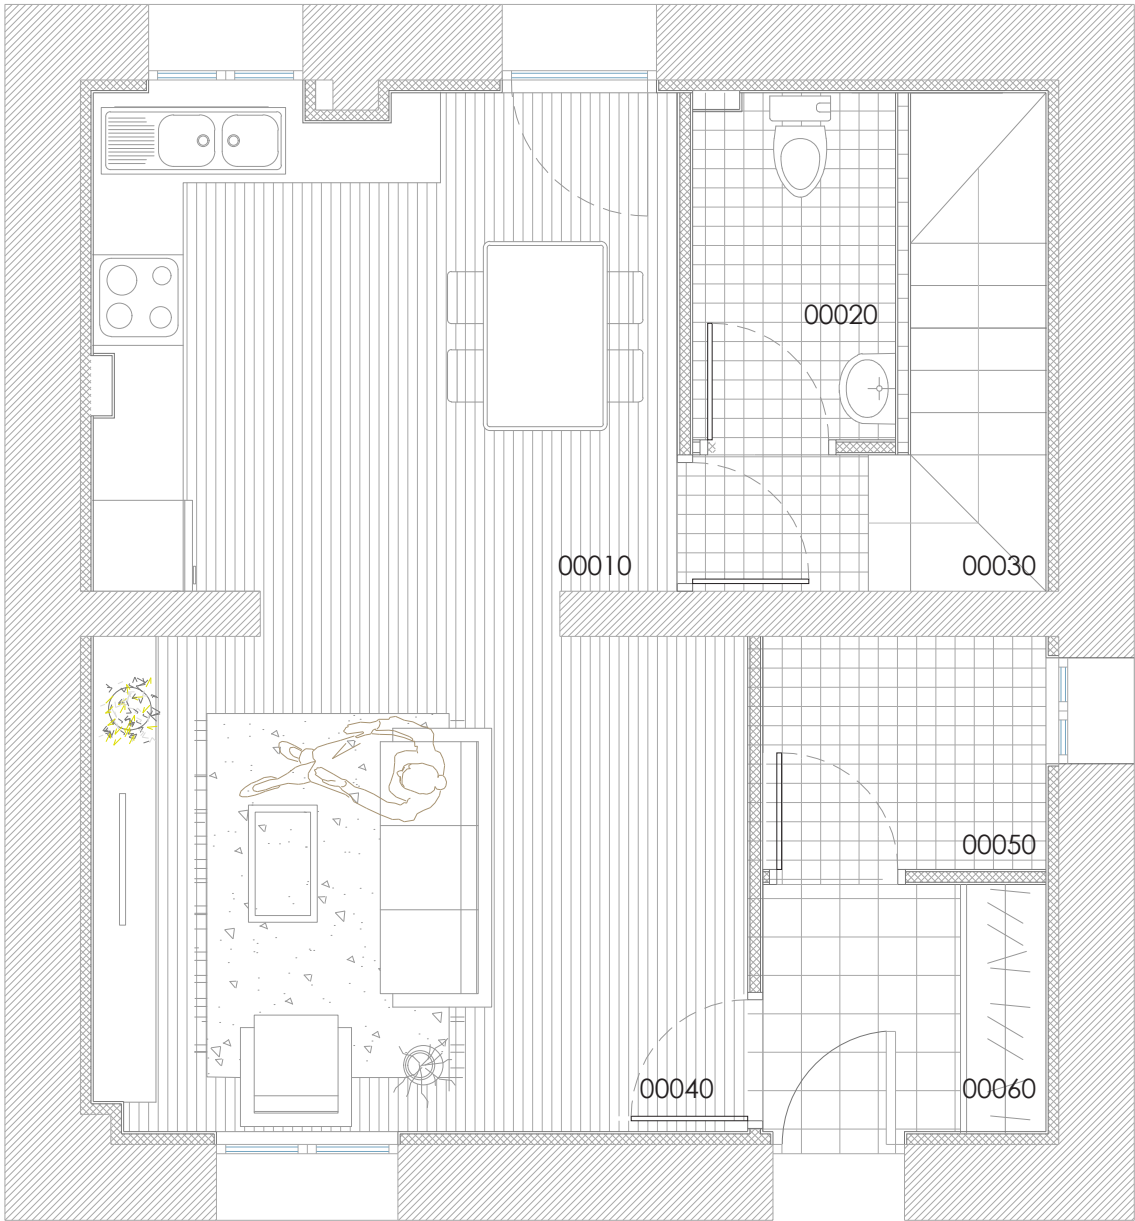

PLANTA BAJA E 1:50

PLANTA BAJA		
Código	Uso	Superficie útil
00010	Cocina - comedor	12,61 m²
00020	Aseo	3,04 m²
00030	Escalera	4,25 m²
00040	Salón principal	14,13 m²
00050	Sala de instalaciones	2,88 m²
00060	Recibidor	3,13 m²
TOTAL SUPERFICIE ÚTIL PLANTA BAJA		40,03 m²

SUPERFICIES TOTALES	
SUPERFICIE COSNTRUIDA PLANTA BAJA	60,05 m²
SUPERFICIE CONSTRUIDA PLANTA PRIMERA	79,11 m²
SUPERFICIE CONSTRUIDA TOTAL DEL EDIFICIO	139,16 m²



PLANTA PRIMERA E 1:50

PLANTA PRIMERA		
01010	Baño	5,72 m²
01020	Despacho	9,70 m²
01030	Escalera	2,21 m²
01040	Habitación individual 1	9,97 m²
01050	Habitación individual 2	10,94m²
01060	Habitación doble	16,63 m²
TOTAL SUPERFICIE ÚTIL PLANTA PRIMERA		55,17 m²
SUPERFICIE ÚTIL TOTAL DEL EDIFICIO		95,20 m²



GUALLART ESTUDIO DE INGENIERIA S.L.
Juan Bautista Guallart Vega
DIRECCIÓN1 · C/Ronda de las Ventas nº6-1ºB (Burlada) 31600

MOD. 2 - PROYECTO DE EJECUCIÓN PARA REHABILITACIÓN DE VIVIENDA UNIFAMILIAR

PLANTAS AMUEBLADA - ESTADO REFORMADO

FECHA : Noviembre 2023 ESCALA : 1 : 50 A3

PROMOTOR : Ayto. Petilla de Aragón
DIRECCIÓN : Plaza de Navarra nº4
POBLACIÓN : Petilla de Aragón (Navarra)

ARQUITECTO : Amaya de Vicente González
Colegiado nº3.561 C.O.A.C.A.N.

A · 09

COAVN



COLEGIO OFICIAL DE ARQUITECTOS DE NAVARRA
EUSKAL HERRIKO ARKITEKTEN ELkartea
NAVARRA

FCBB836058

EXP. N2022A1362
FECHA DATA 21/11/2023

VISADO BISATUA

Verificable en www.coavn.org/verificacion
www.coavn.org/verificacion egitaragarria

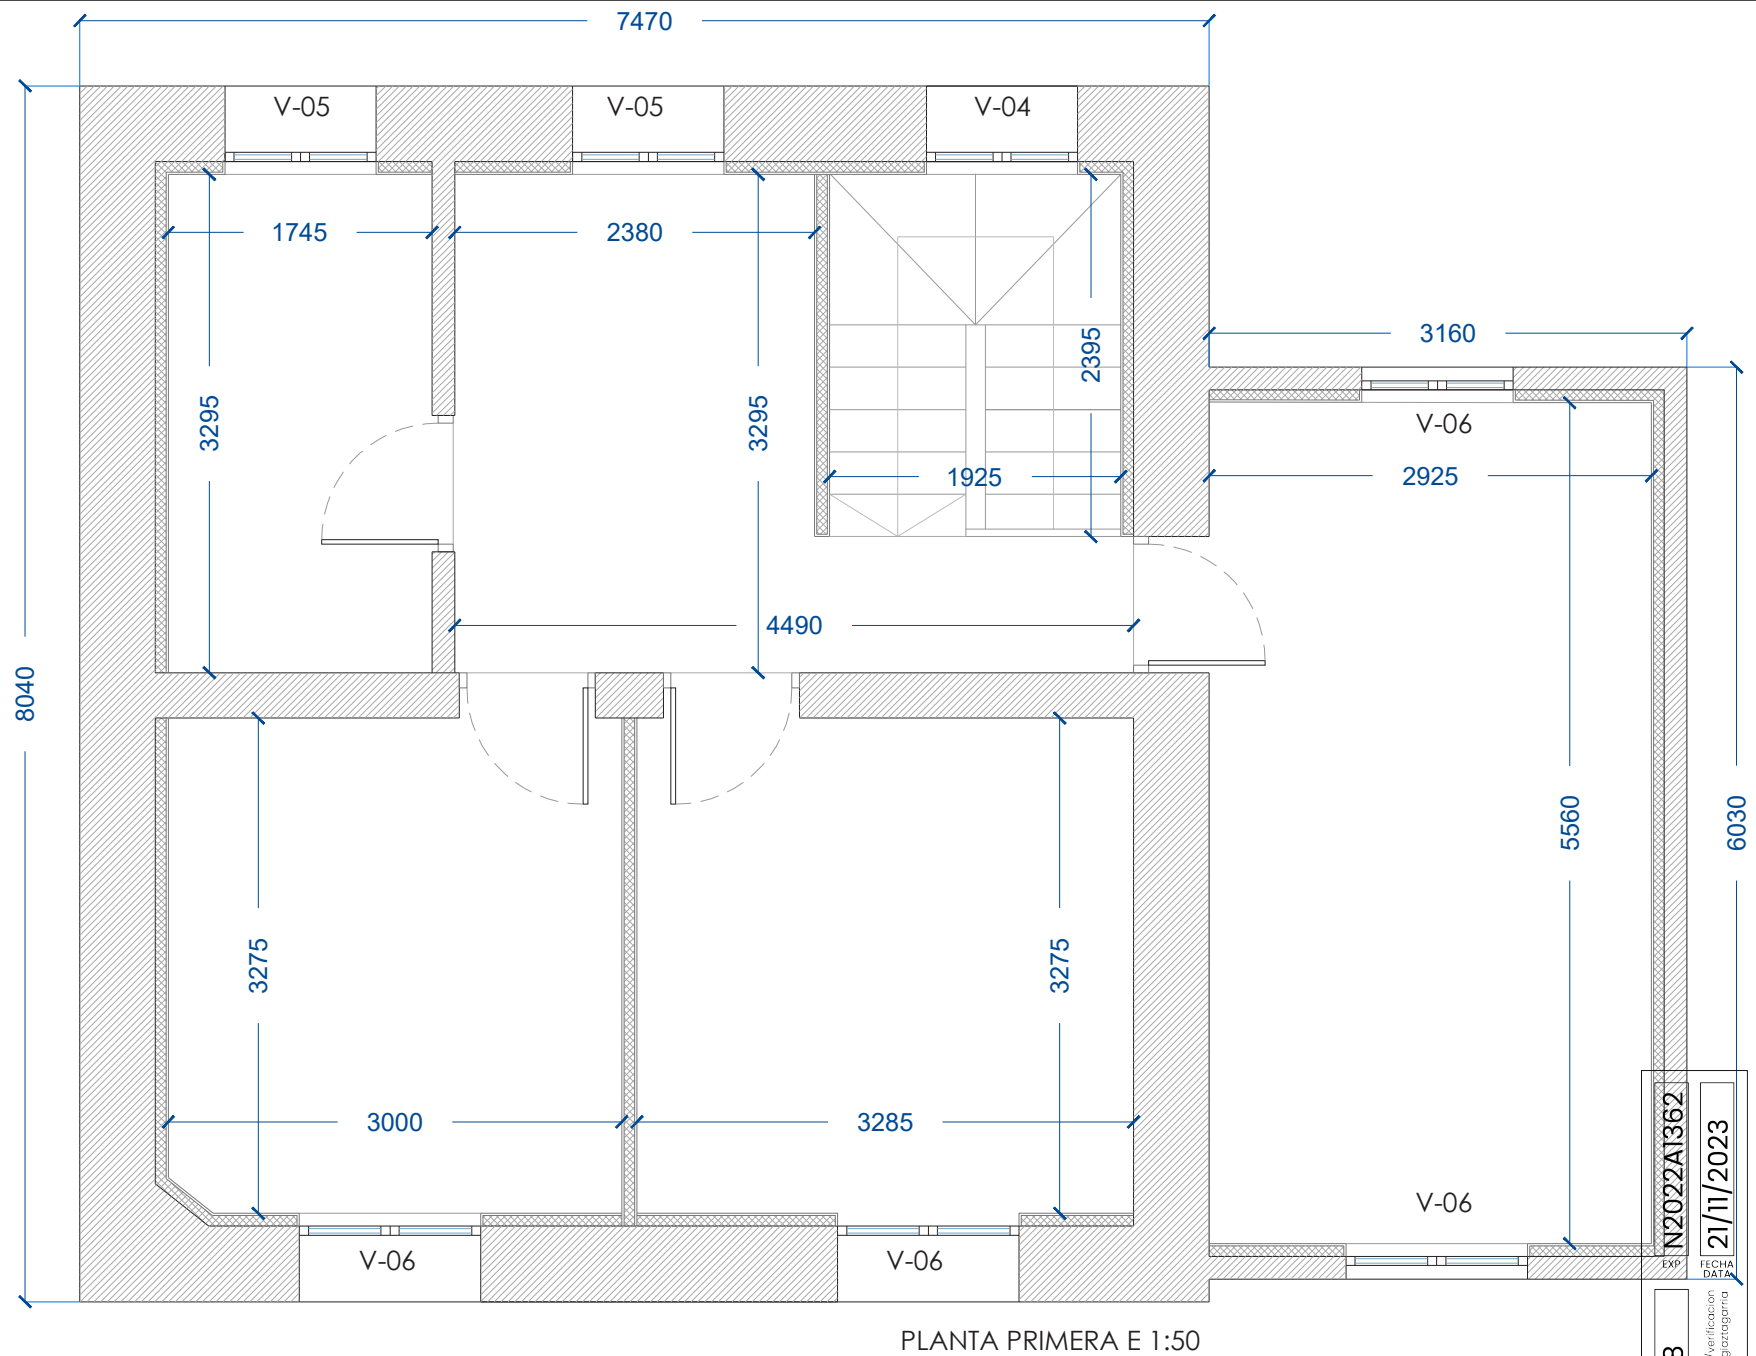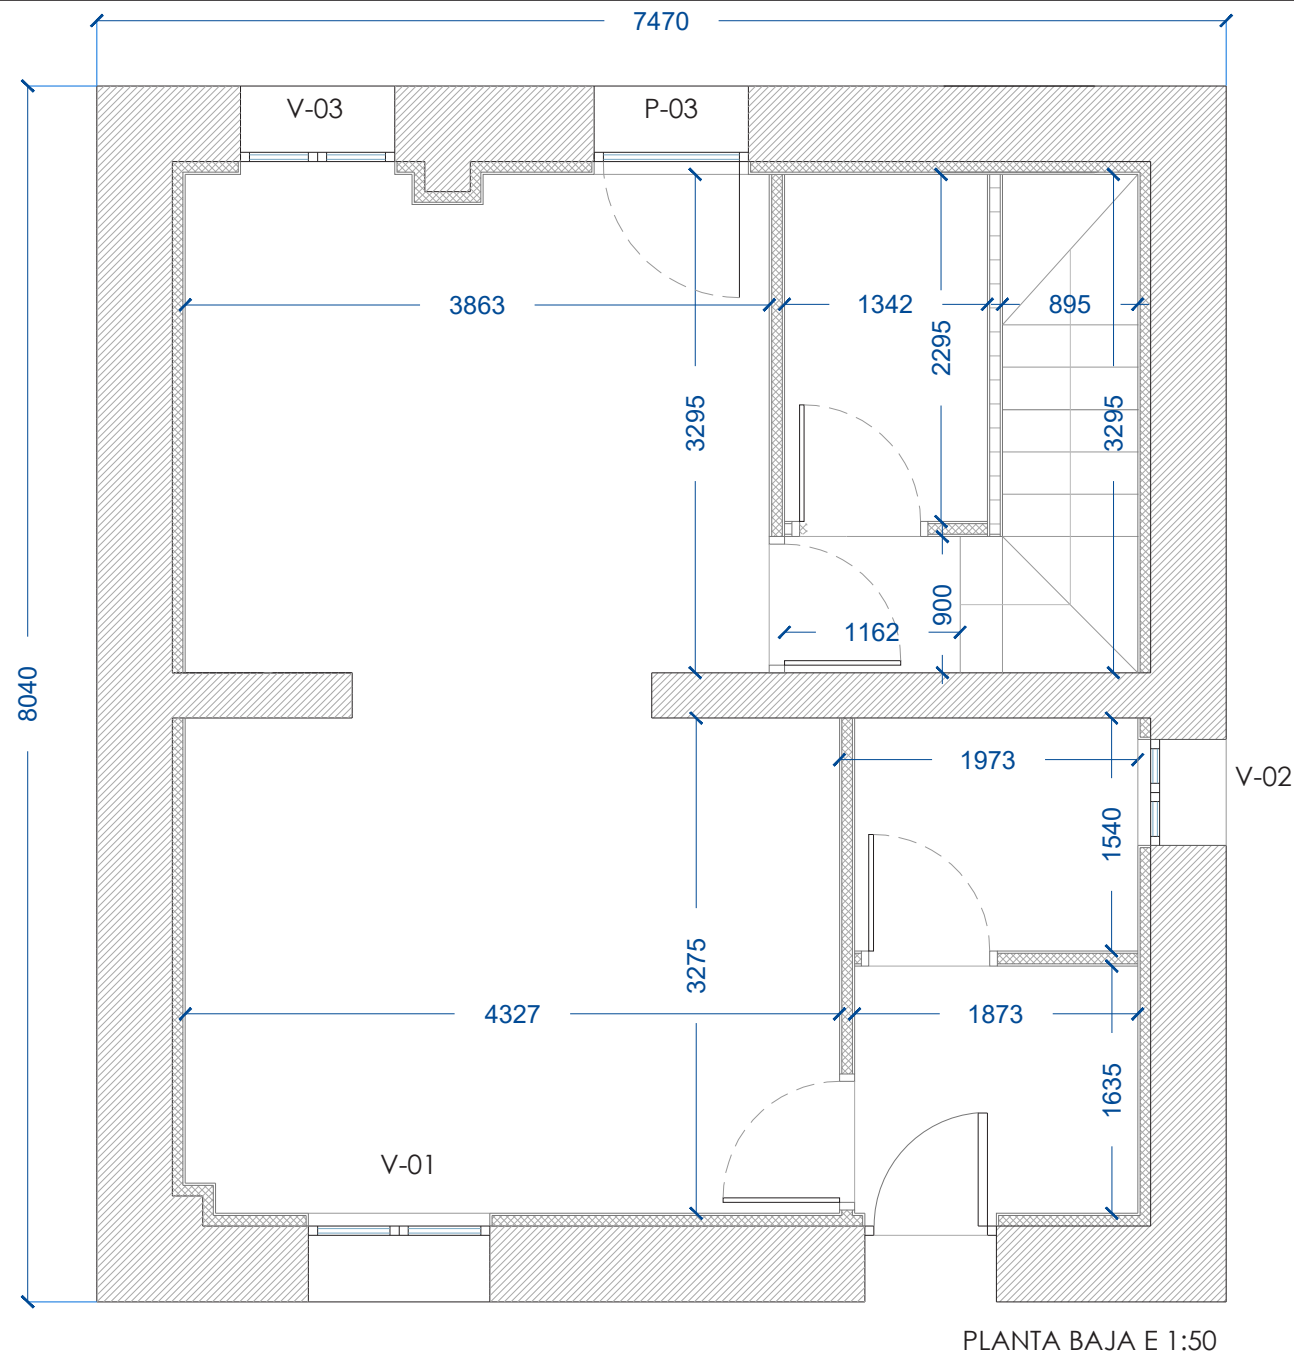

PLANTA BAJA		
Código - Uso	Ventana	Superficie Ventilación
00010 Cocina	1,02 m x 1,13 m (1) 1,05 m x 2,10 m (1)	3,35 m² - 25,56%
00040 Salón	1,20 m x 1,20 m (1)	1,44 m² - 10,19%
00030 - Escalera	1,00 m x 1,20 m (1)	1,20 m² - 28,24 %
00050 – S instalaciones	0,80m x 0,30 m (1)	0,24 m² - 8,33 %

PLANTA PRIMERA		
01010 - Baño	1,00 m x 1,20 m (1)	1,20 m² - 20,97 %
01020 - Despacho	1,00 m x 1,20 m (1)	1,20 m² - 12,37%
01040 – Habitación1	1,20 m x 1,20 m (1)	1,44 m² - 14,44 %
01050 – Habitación2	1,20 m x 1,20 m (1)	1,44 m² - 13,16 %
01060 – Habitación3	1,20 m x 1,20 m (2)	2,88 m² - 17,32 %

*Se convierte en puerta la ventana para acceso a patio

*Se amplia la ventana del salón para cumplir con el 10%



GUALLART ESTUDIO DE INGENIERIA S.L.
Juan Bautista Guallart Vega
DIRECCIÓN I - C/Ronda de las Ventas nº6-1ºB (Burlada) 31600

MOD. 2 - PROYECTO DE EJECUCIÓN PARA REHABILITACIÓN DE VIVIENDA UNIFAMILIAR

PLANTAS ACOTADA - ESTADO REFORMADO

FECHA : Noviembre 2023 ESCALA : 1 : 50 A3

PROMOTOR : Ayto. Petilla de Aragón
DIRECCIÓN : Plaza de Navarra nº4
POBLACIÓN : Petilla de Aragón (Navarra)

ARQUITECTO : Amaya de Vicente González
Colegiado nº3.561 C.O.A.C.A.N.

A·10

FCBB836058

EXP. 2022A1362

FECHA DATA 21/11/2023


VISADO BISATUA

COAVN


COLEGIO OFICIAL DE INGENIEROS DE NAVARRA

EUSKAL HERRIKO INGENIERUEN ELIZKETA


NAVARRA

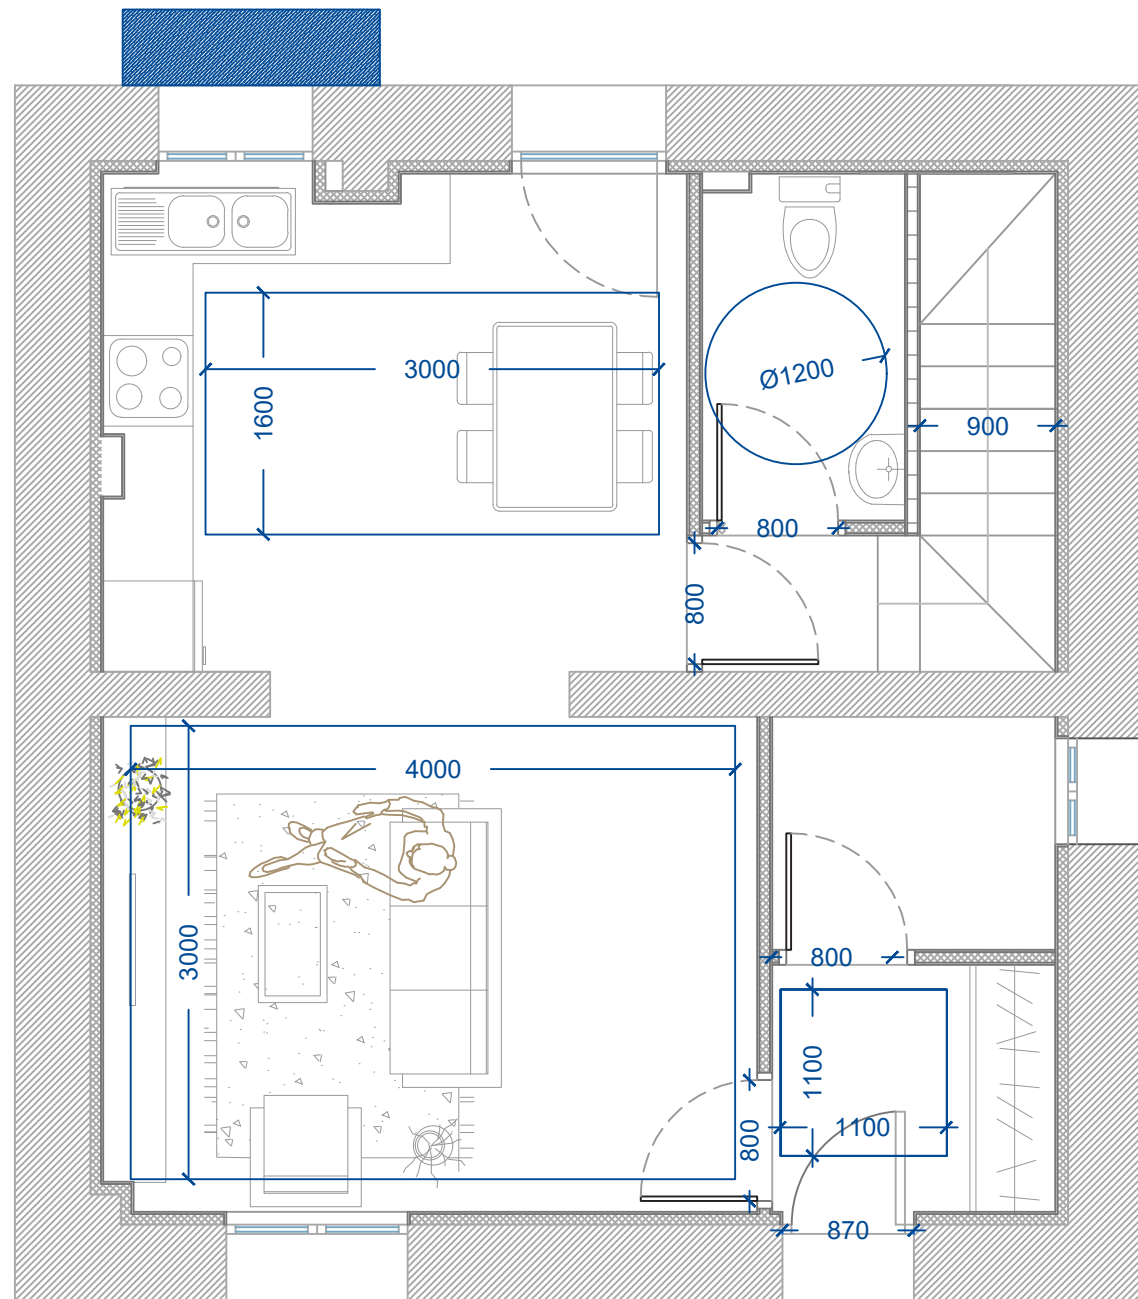

PLANTA BAJA E 1:50

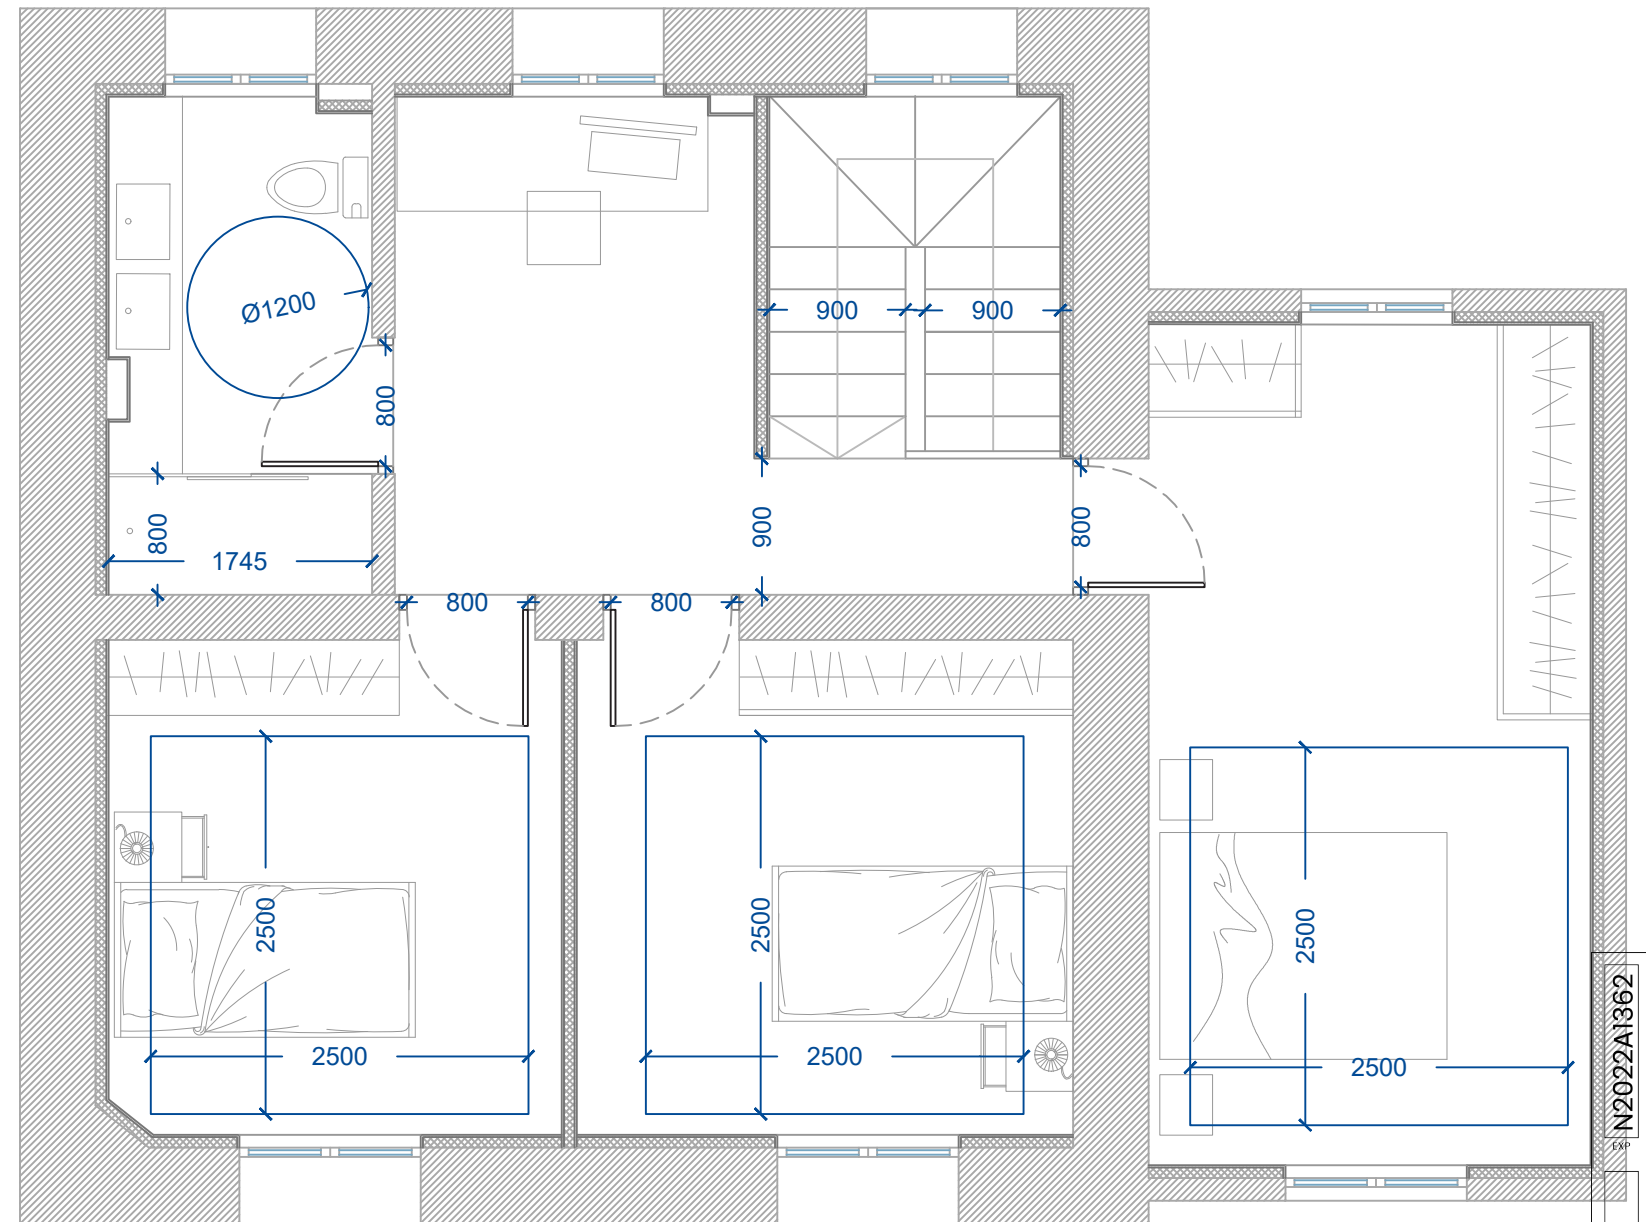

PLANTA PRIMERA E 1:50

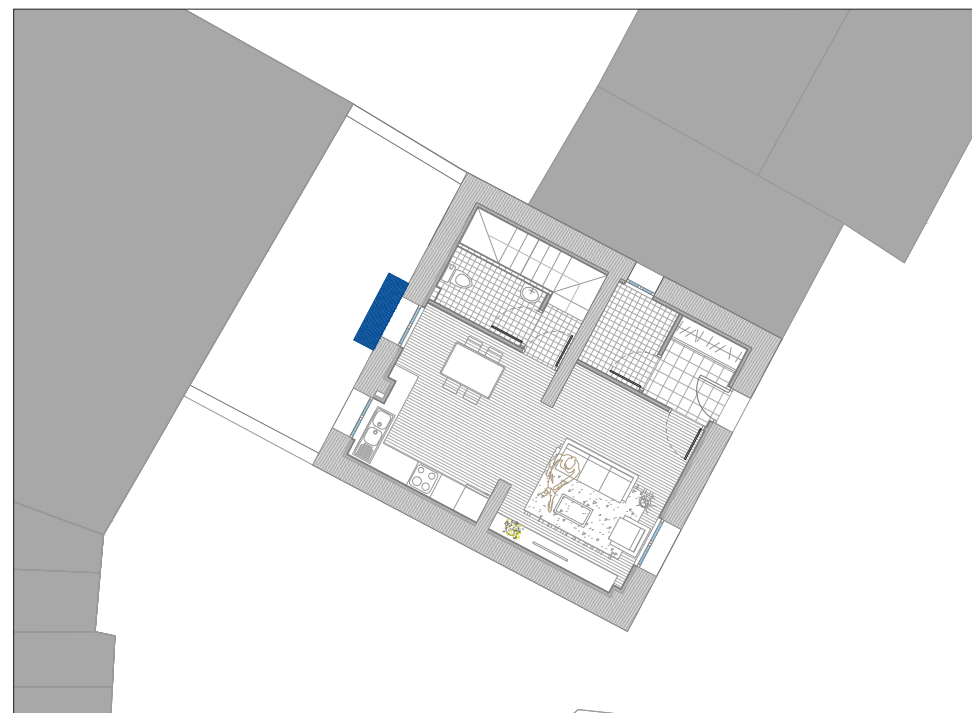

EL TENDEDERO SE SITÚA EN EL
PATIO PRIVADO ANEXO A LA
VIVIENDA



GUALLART ESTUDIO DE INGENIERIA S.L.

Juan Bautista Guallart Vega

DIRECCIÓN : C/Ronda de las Ventas nº6-1ºB (Burlada) 31600

MOD. 2 - PROYECTO DE EJECUCIÓN PARA REHABILITACIÓN DE VIVIENDA UNIFAMILIAR

PLANTAS HABITABILIDAD - ESTADO REFORMADO

FECHA : Noviembre 2023 ESCALA : 1 : 50 A3

PROMOTOR : Ayto. Petilla de Aragón

DIRECCIÓN : Plaza de Navarra nº4

POBLACIÓN : Petilla de Aragón (Navarra)

ARQUITECTO : Amaya de Vicente González
Colegiado nº3.561 C.O.A.C.A.N.

EXP. N°2022A1362
FECHA DATA 21/11/2023



FCBB836058
Verificable en www.coan.org/verificacion
www.coan.org/verificacion

VISADO
BISATUA

COLEGIO OFICIAL
DE ARQUITECTOS
DE NAVARRA
EUSKAL HERRIKO
ARKITEKTEN
ELkartea
NAVARRA

COAN

A.11

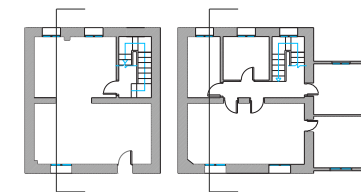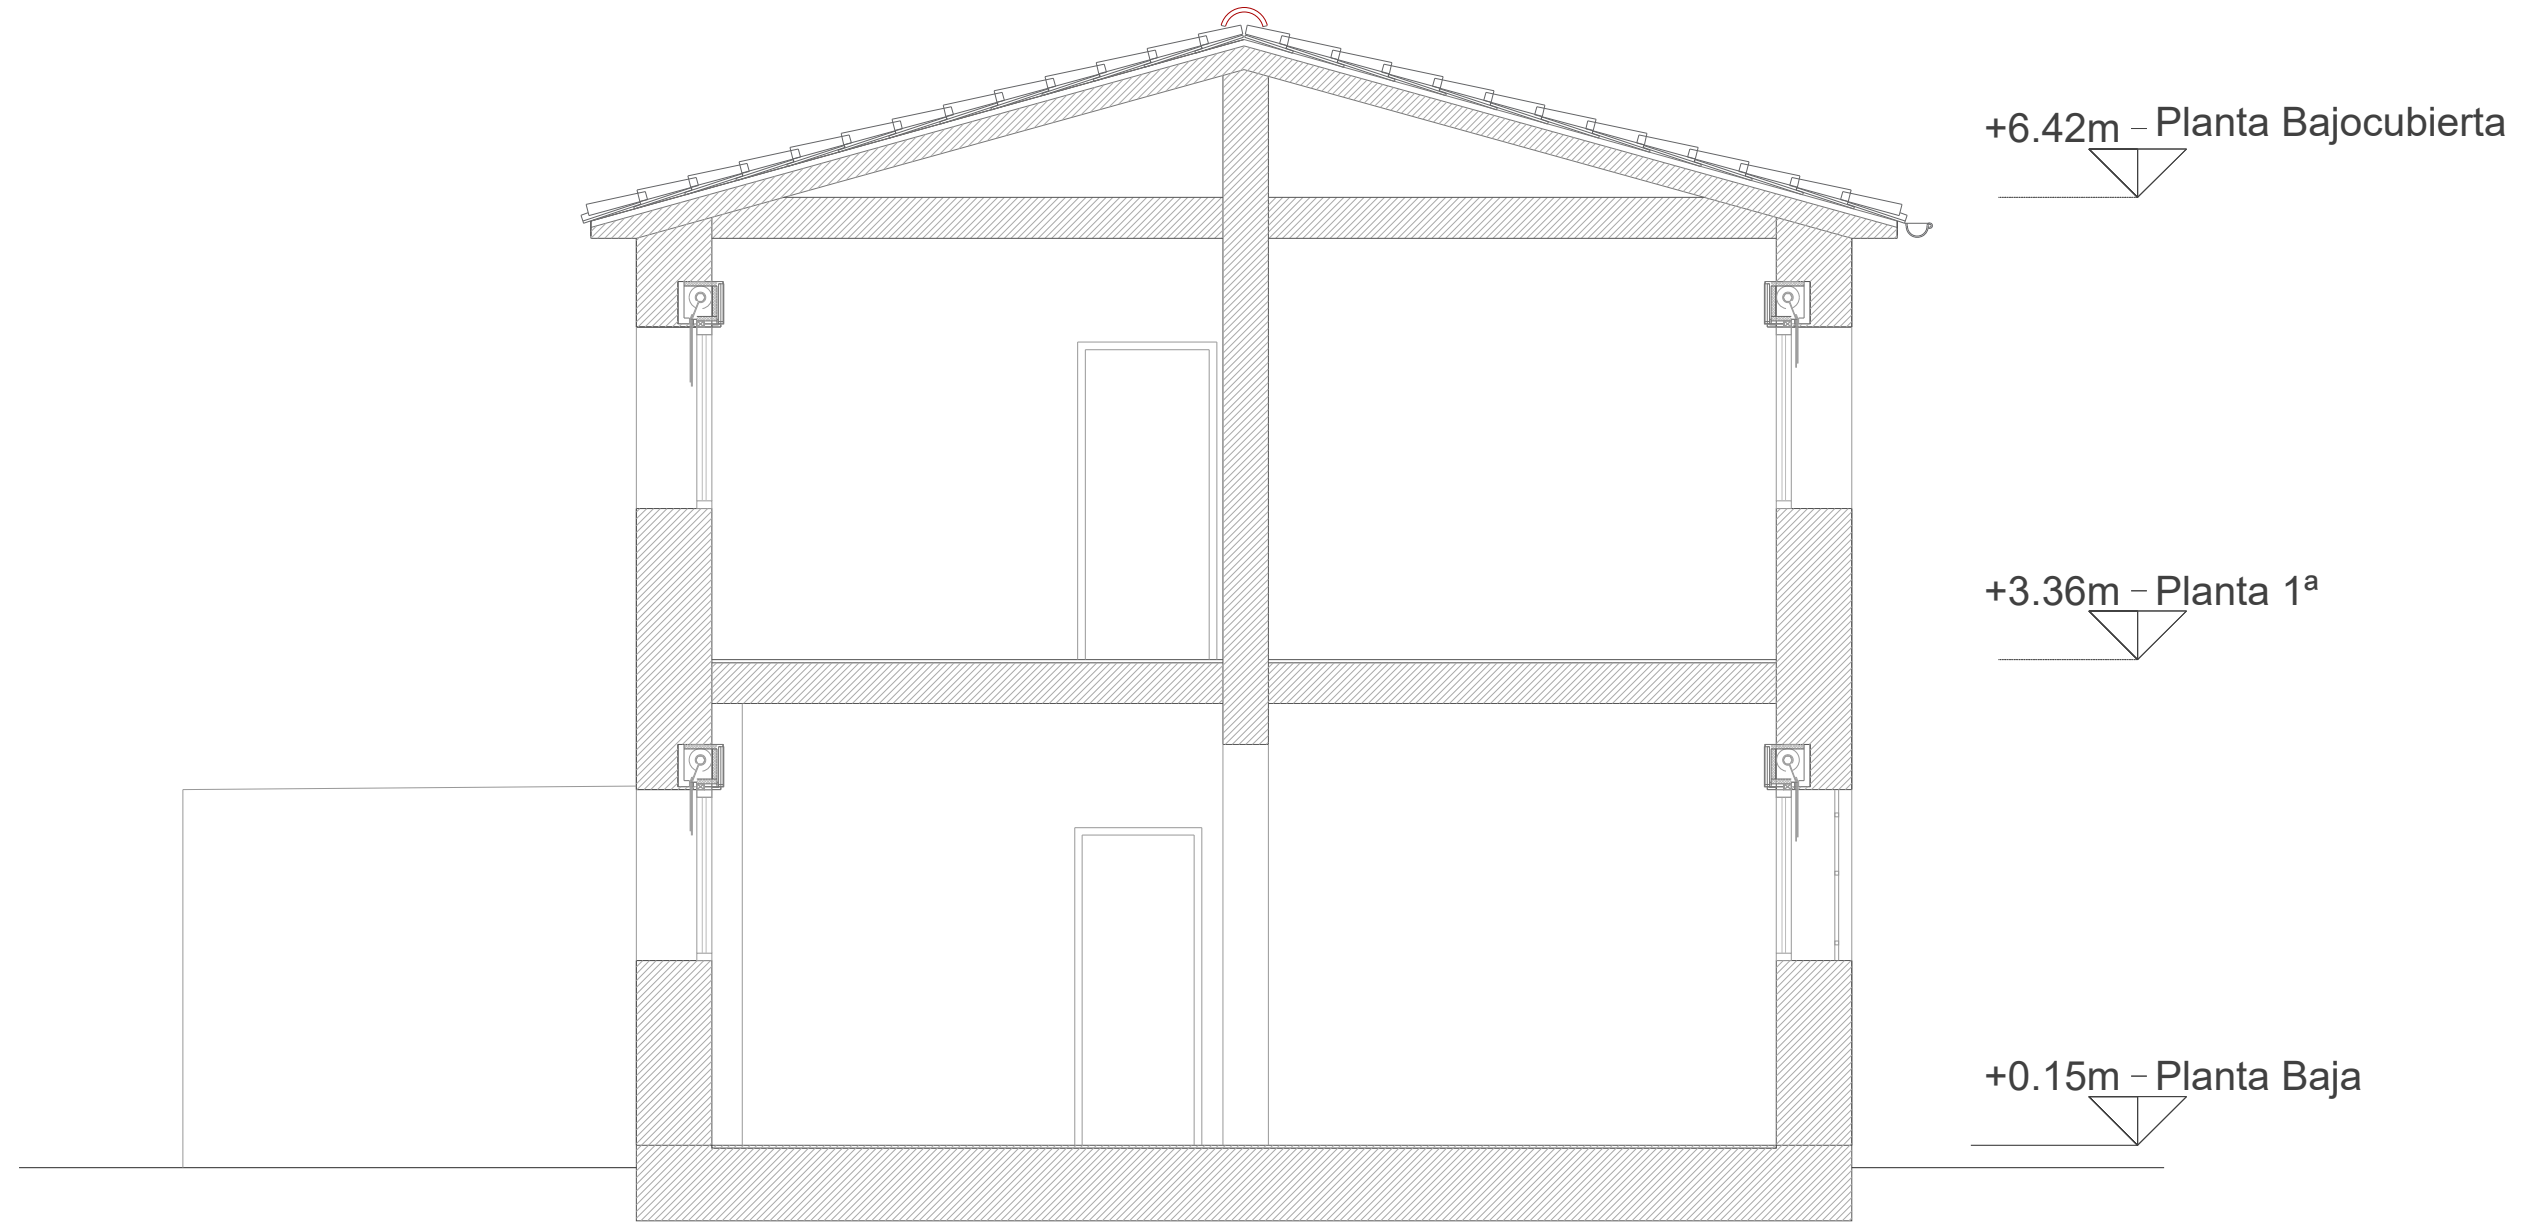

SECCIÓN TRANSVERSAL 1 E 1:50

COAVN	N2022A1362	EXP	FECHA
		FCBB836058	21/11/2023
Verificable en www.coavn.org/verificacion			
VISADO BISATUA			
COLEGIO OFICIAL DE INGENIEROS DE NAVARRA			



GUALLART ESTUDIO DE INGENIERIA S.L.
Juan Bautista Guallart Vega
DIRECCIÓN · C/Ronda de las Ventas nº6-1ºB (Burlada) 31600

MOD. 2 - PROYECTO DE EJECUCIÓN PARA REHABILITACIÓN DE VIVIENDA UNIFAMILIAR



SECCIONES - ESTADO REFORMADO

FECHA : Noviembre 2023 ESCALA : 1 : 50 A3

PROMOTOR : Ayto. Petilla de Aragón
DIRECCIÓN : Plaza de Navarra nº4
POBLACIÓN : Petilla de Aragón (Navarra)

ARQUITECTO : Amaya de Vicente González
Colegiado nº3.561 C.O.A.C.A.N.

A·12

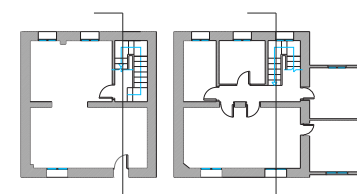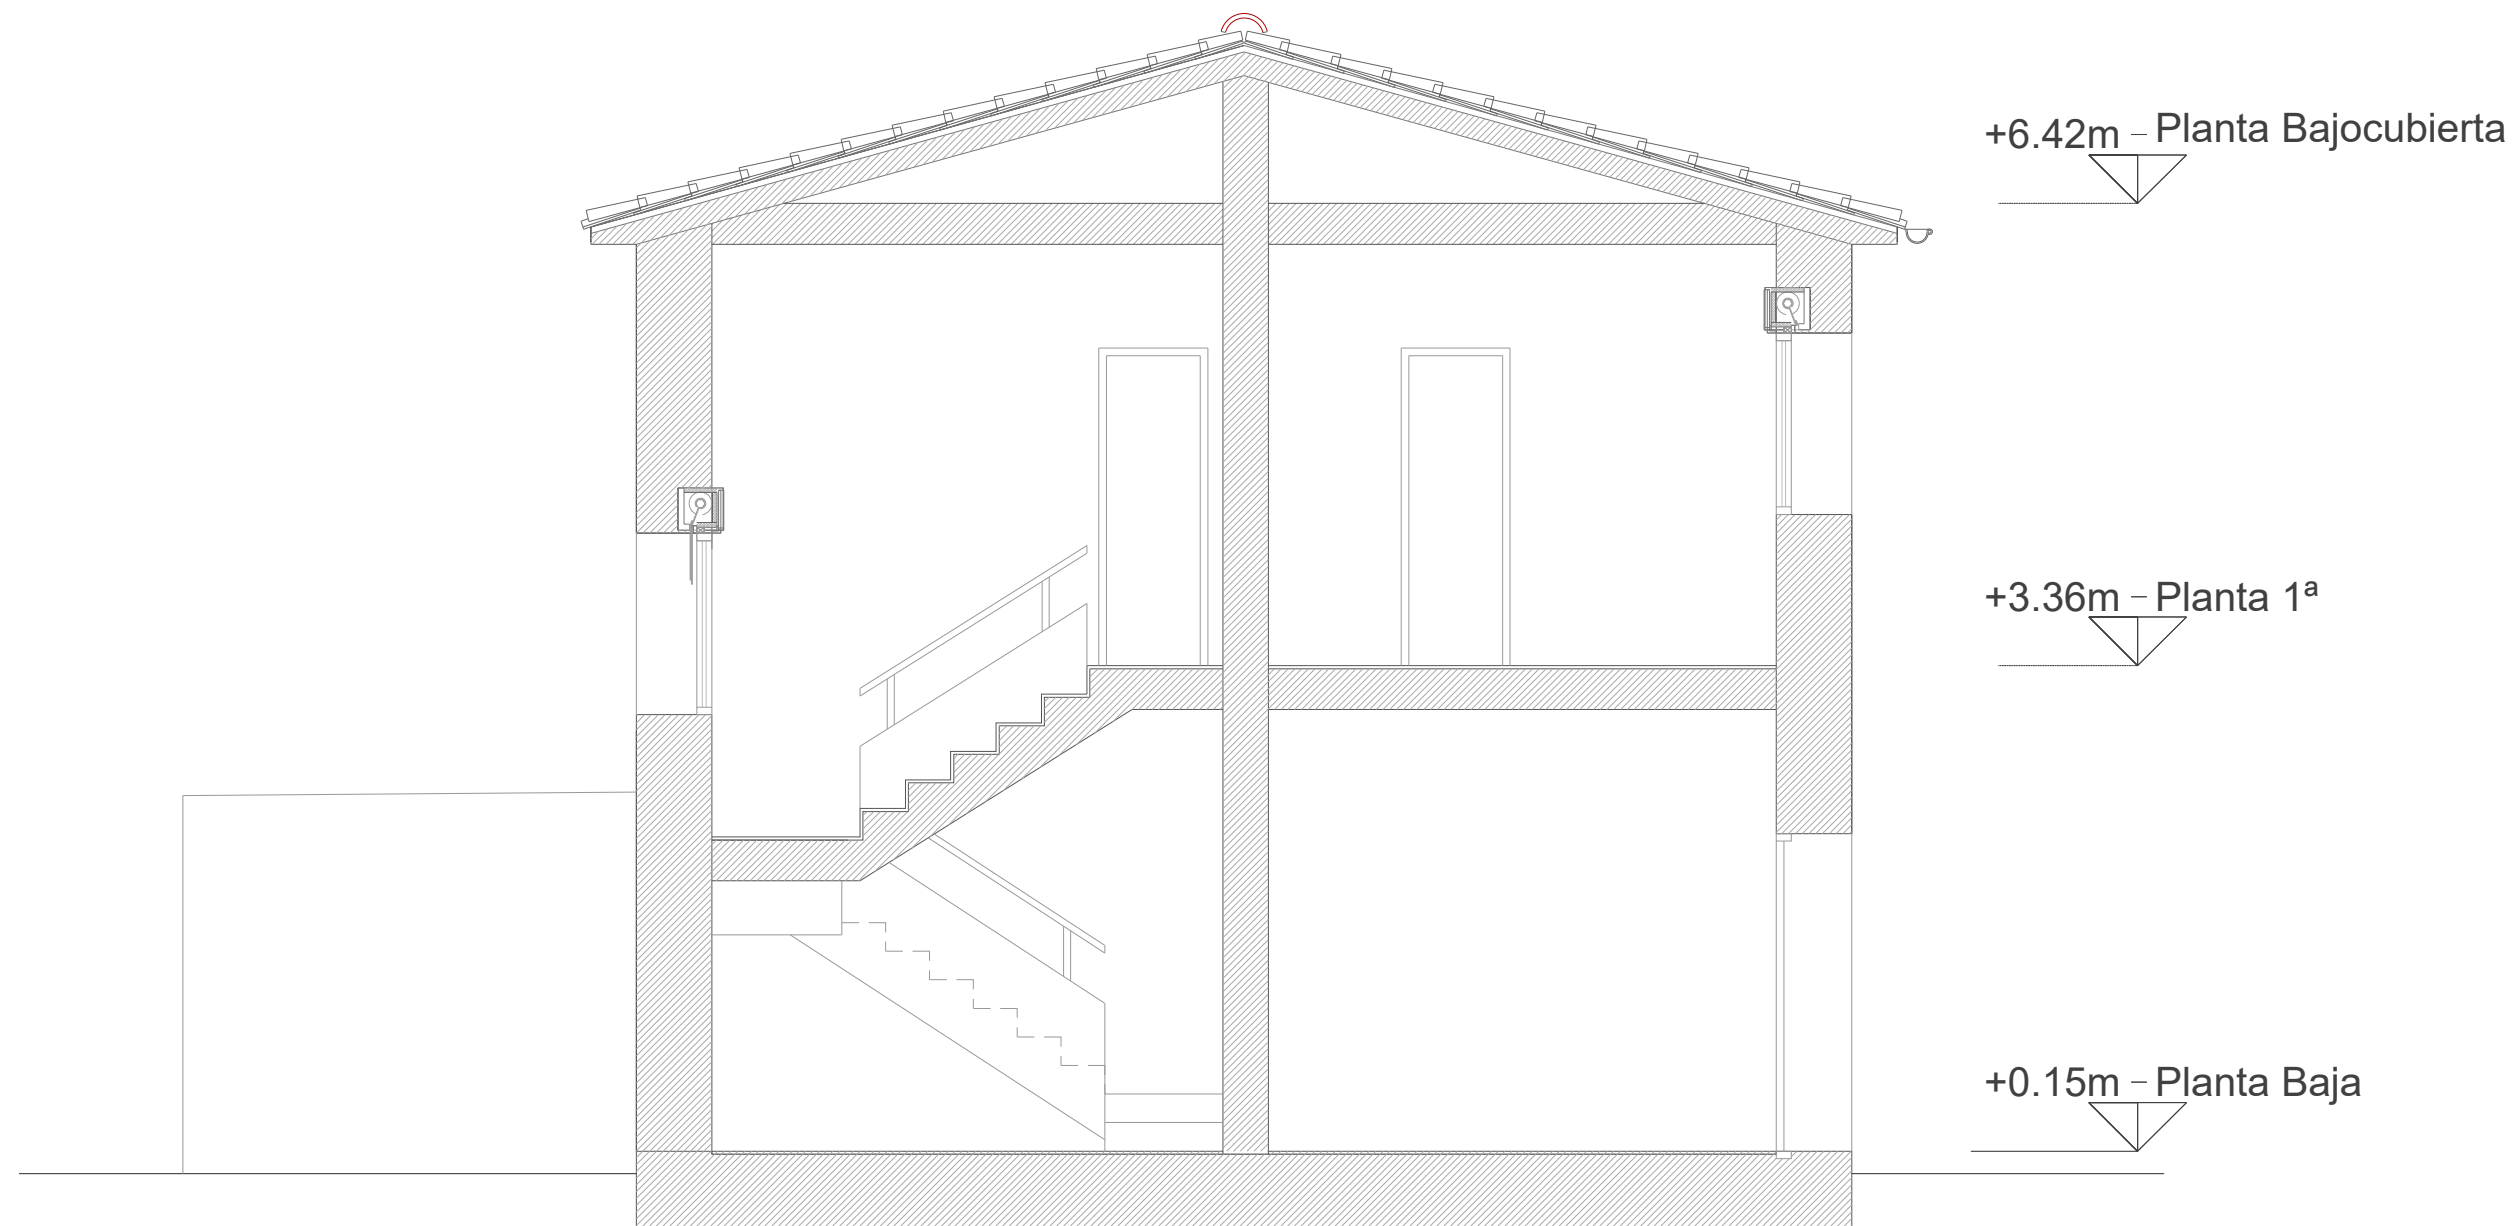

SECCIÓN TRANSVERSAL 2 E 1:50

EXP	N2022A1362	FECHA DATA	21/11/2023
CSV	FCBB836058	Verificable en www.coan.org/verificacion www.coan.org/verificacion egatagamma	
VISADO BISATUA			
COLEGIO OFICIAL DE INGENIEROS DE NAVARRA			
EUSKAL HERRIKO INGENIERUEN ELkartea			
NAVARRA			



GUALLART ESTUDIO DE INGENIERIA S.L.
Juan Bautista Guallart Vega
DIRECCIÓN · C/Ronda de las Ventas nº6-1ºB (Burlada) 31600

MOD. 2 - PROYECTO DE EJECUCIÓN PARA REHABILITACIÓN DE VIVIENDA UNIFAMILIAR


SECCIONES - ESTADO REFORMADO

FECHA : Noviembre 2023 ESCALA : 1 : 50 A3

PROMOTOR : Ayto. Petilla de Aragón
DIRECCIÓN : Plaza de Navarra nº4
POBLACIÓN : Petilla de Aragón (Navarra)

ARQUITECTO : Amaya de Vicente González
Colegiado nº3.561 C.O.A.C.A.N.

A · 13

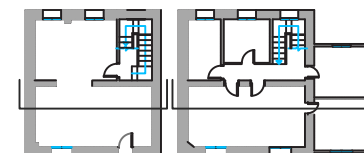

SECCIÓN LONGITUDINAL E 1:50

COAVN	N2022A1362	EXP	FECHA
		21/11/2023	DATA
COAVN	FCBB836058	Verificable en www.coavn.org/verificacion	
		www.coavn.org/verificacion	
VISADO			
BISATUA			
COLEGIO OFICIAL DE INGENIEROS DE NAVARRA			
EUSKAL HERRIKO INJENIERUEN ELkartea			
NAVARRA			



GUALLART ESTUDIO DE INGENIERIA S.L.
Juan Bautista Guallart Vega
DIRECCIÓN · C/Ronda de las Ventas nº6-1ºB (Burlada) 31600

MOD. 2 - PROYECTO DE EJECUCIÓN PARA REHABILITACIÓN DE VIVIENDA UNIFAMILIAR


SECCIONES - ESTADO REFORMADO

FECHA : Noviembre 2023 ESCALA : 1 : 50 A3

PROMOTOR : Ayto. Petilla de Aragón
DIRECCIÓN : Plaza de Navarra nº4
POBLACIÓN : Petilla de Aragón (Navarra)

ARQUITECTO : Amaya de Vicente González
Colegiado nº3.561 C.O.A.C.A.N.

A · 14

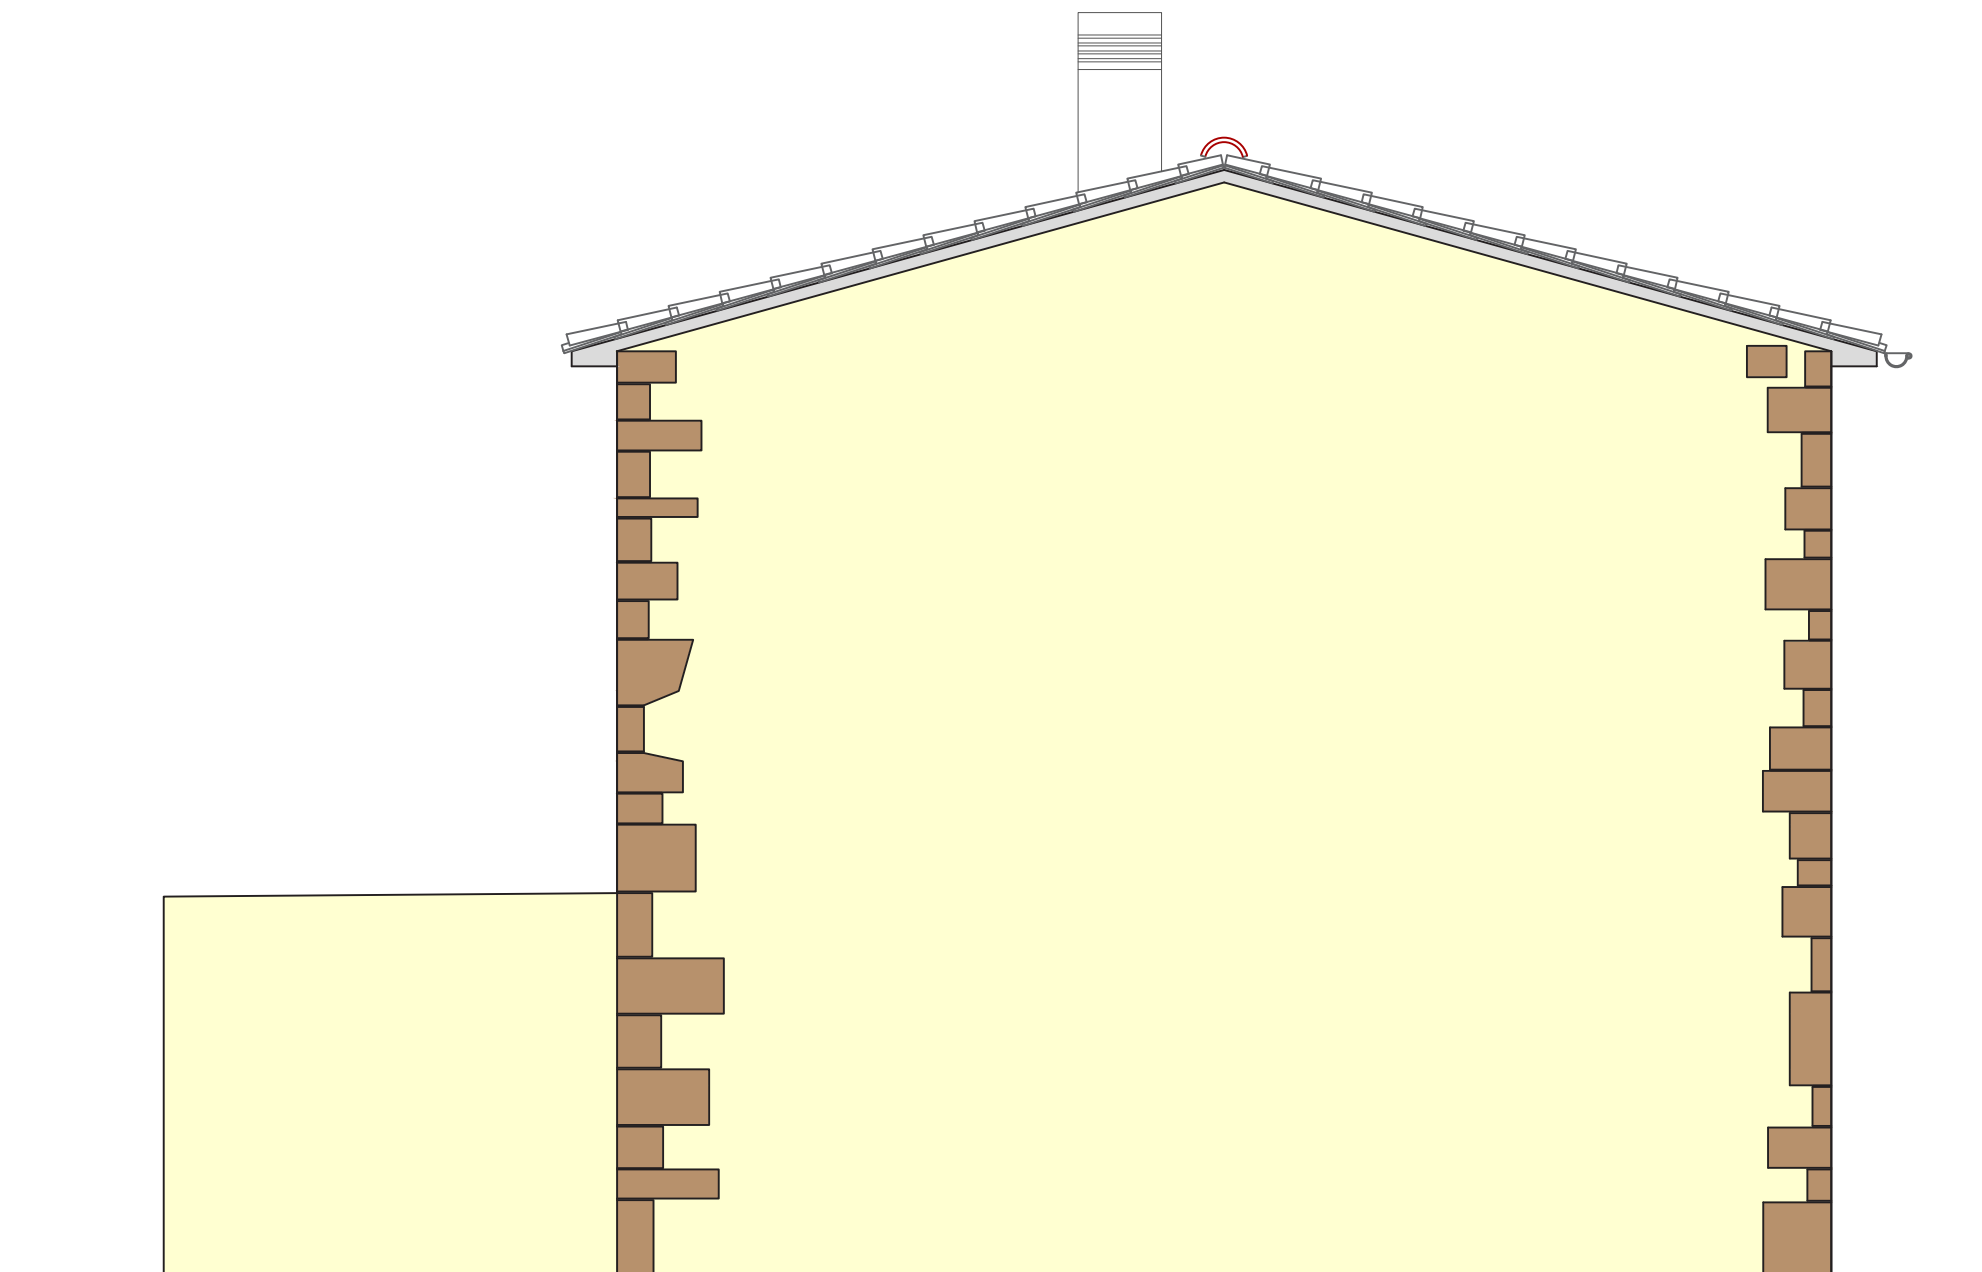

ALZADO SUROESTE E 1:50

COAVN

COLEGIO OFICIAL
DE INGENIEROS
DE NAVARRA
EUSKAL HERRIKO
INGENIERA
ENGIENIERIA
NAVARRA

FCBB836058

EXP

FECHA
DATA

N2022A1362

21/11/2023

VERIFICABLE EN www.coavn.org/verificacion
www.coavn.org/verificacion

VERIFICACION EGOTAGARRA

VISADO
BISATUA



GUALLART ESTUDIO DE INGENIERIA S.L.
Juan Bautista Guallart Vega
DIRECCIÓN · C/Ronda de las Ventas nº6-1ºB (Burlada) 31600


MOD. 2 - PROYECTO DE EJECUCIÓN PARA REHABILITACIÓN DE VIVIENDA UNIFAMILIAR
ALZADOS - ESTADO REFORMADO

FECHA : Noviembre 2023 ESCALA : 1 : 50 A3

PROMOTOR : Ayto. Petilla de Aragón
DIRECCIÓN : Plaza de Navarra nº4
POBLACIÓN : Petilla de Aragón (Navarra)

ARQUITECTO : Amaya de Vicente González
Colegiado nº3.561 C.O.A.C.A.N.

A·15

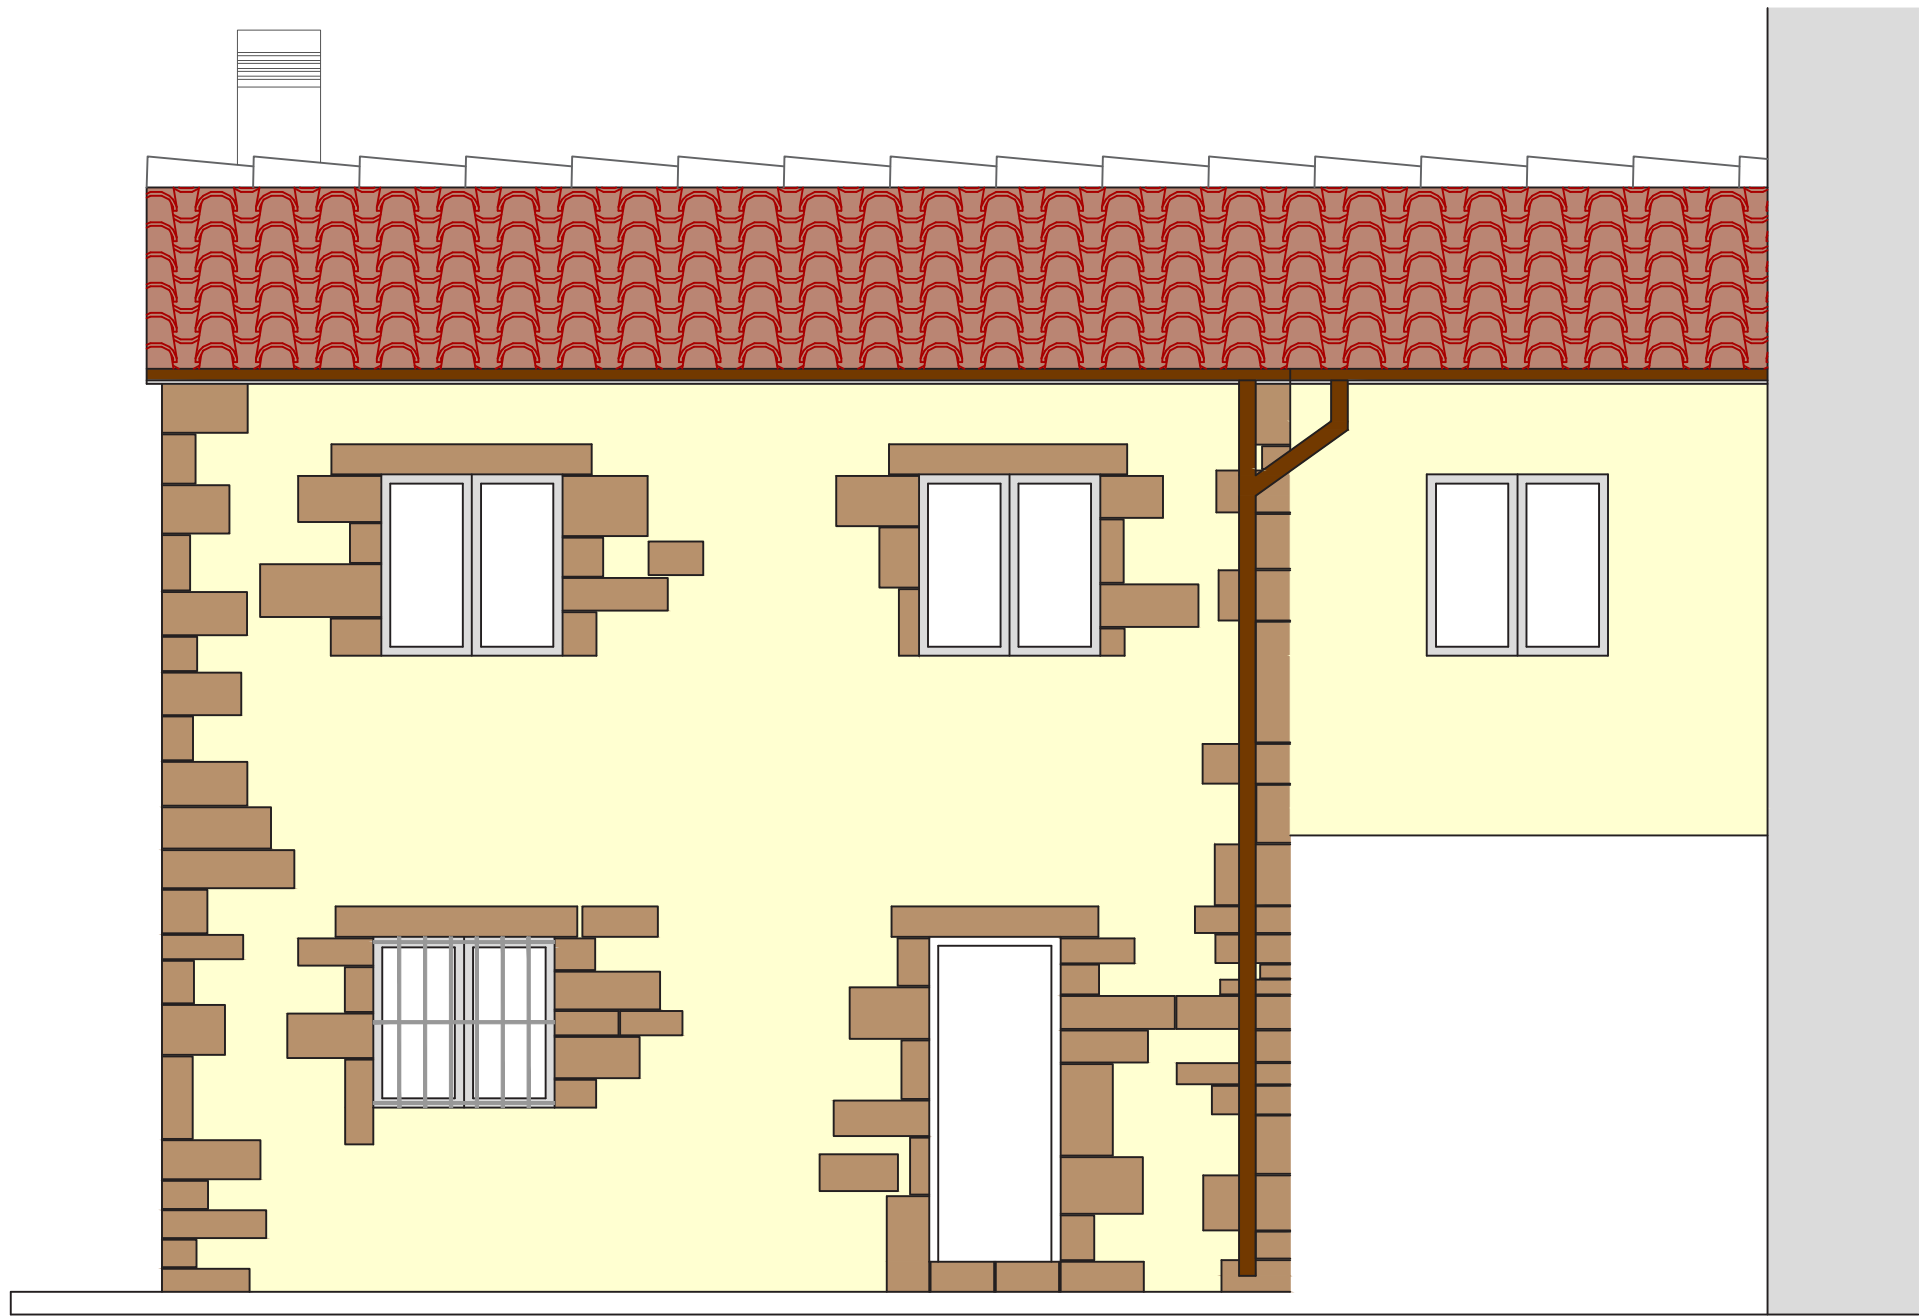

ALZADO SURESTE E 1:50



GUALLART ESTUDIO DE INGENIERIA S.L.
Juan Bautista Guallart Vega
DIRECCIÓN · C/Ronda de las Ventas nº6-1ºB (Burlada) 31600

MOD. 2 - PROYECTO DE EJECUCIÓN PARA REHABILITACIÓN DE VIVIENDA UNIFAMILIAR

ALZADOS - ESTADO REFORMADO

FECHA : Noviembre 2023 ESCALA : 1 : 50 A3

PROMOTOR : Ayto. Petilla de Aragón
DIRECCIÓN : Plaza de Navarra nº4
POBLACIÓN : Petilla de Aragón (Navarra)

ARQUITECTO : Amaya de Vicente González
Colegiado nº3.561 C.O.A.C.A.N.

A·16

COAVN

COLEGIO OFICIAL
DE ARQUITECTOS
DE NAVARRA
EUSKAL HERRIKO
ARKITEKTEN
ELkartea

NAVARRA

FCBB836058

EXP

N2022A1362

FECHA
DATA

21/11/2023

Verificable en www.coavn.org/verificacion
www.coavn.org/verificacion egaragarria

VISADO
BISATUA



ALZADO NOROESTE E 1:50



GUALLART ESTUDIO DE INGENIERIA S.L.
Juan Bautista Guallart Vega
DIRECCIÓN · C/Ronda de las Ventas nº6-1ºB (Burlada) 31600

MOD. 2 - PROYECTO DE EJECUCIÓN PARA REHABILITACIÓN DE VIVIENDA UNIFAMILIAR

ALZADOS - ESTADO REFORMADO

FECHA : Noviembre 2023 ESCALA : 1 : 50 A3

PROMOTOR : Ayto. Petilla de Aragón
DIRECCIÓN : Plaza de Navarra nº4
POBLACIÓN : Petilla de Aragón (Navarra)

ARQUITECTO : Amaya de Vicente González
Colegiado nº3.561 C.O.A.C.A.N.

A·17

N2022A1362
21/11/2023

EXP
FECHA
DATA

FCBB836058
Verificable en www.coan.org/verificacion
www.coan.org/verificacion


CSV

VISADO
BISATUA


COLEGIO OFICIAL
DE INGENIEROS
DE NAVARRA
EUSKAL INGENIERO
ENGIENIERIA
NAVARRA

COAN


M01 -Fachada de Piedra E 1:10

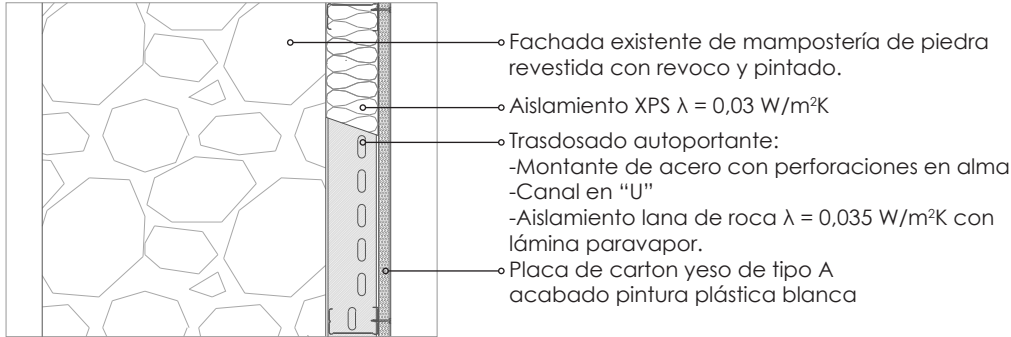


T01 -Tabique sencillo E 1:10

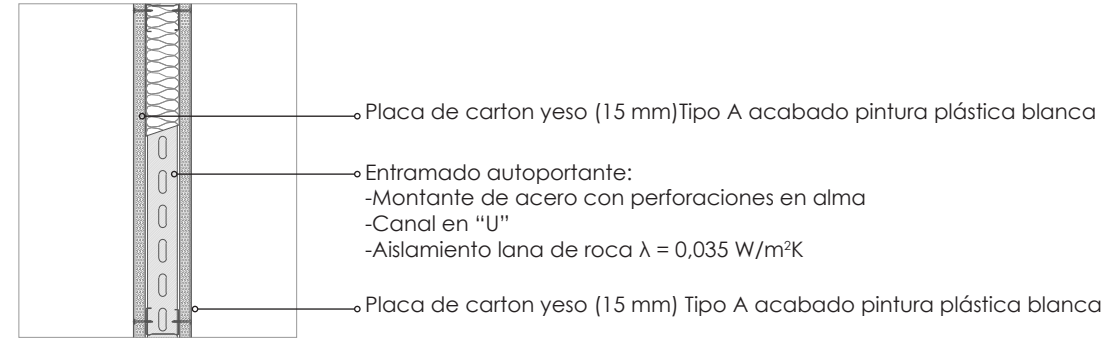


T02 -Tabique sencillo alicatado 1 cara E 1:10

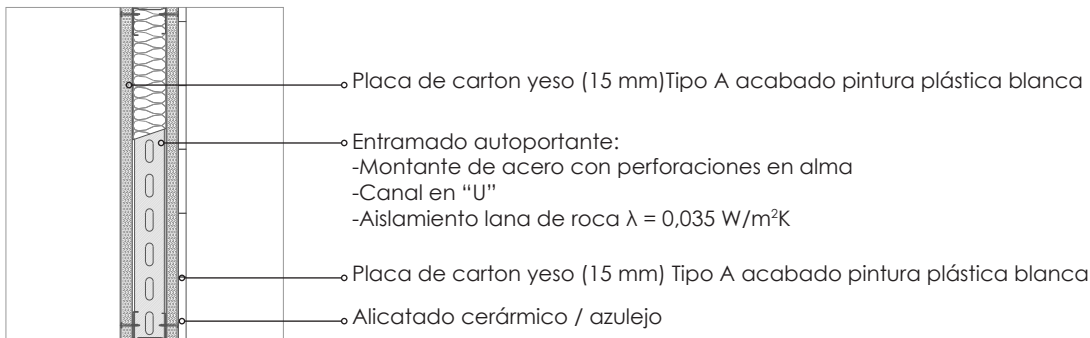


T03 -Tabique LDH E 1:10

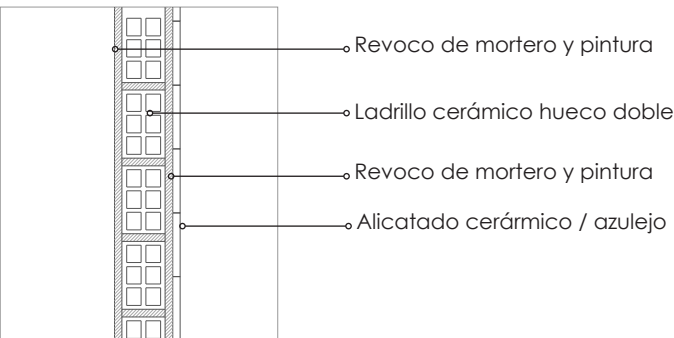


HF01 -Solera ventilada E 1:10

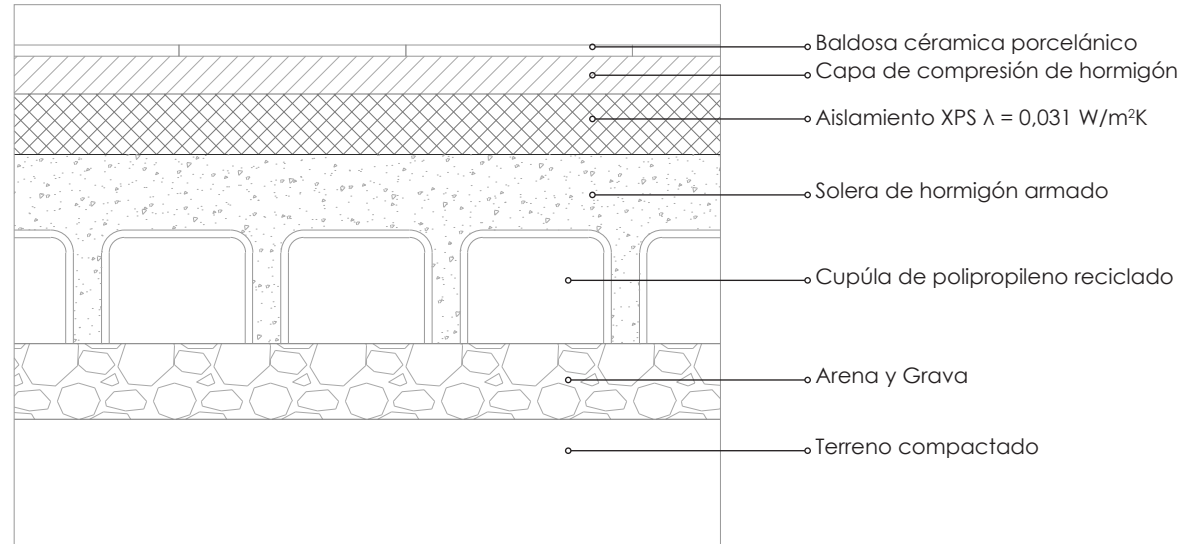

HF03 -Techo Planta Primera E 1:10

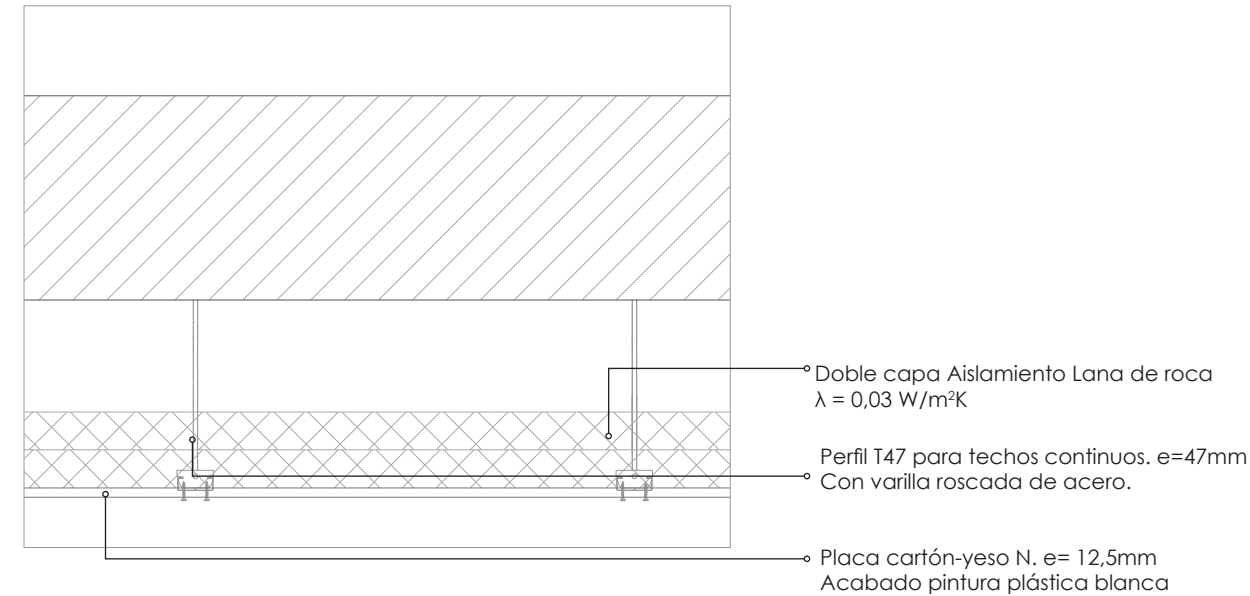

HF02 -Techo Planta Baja E 1:10

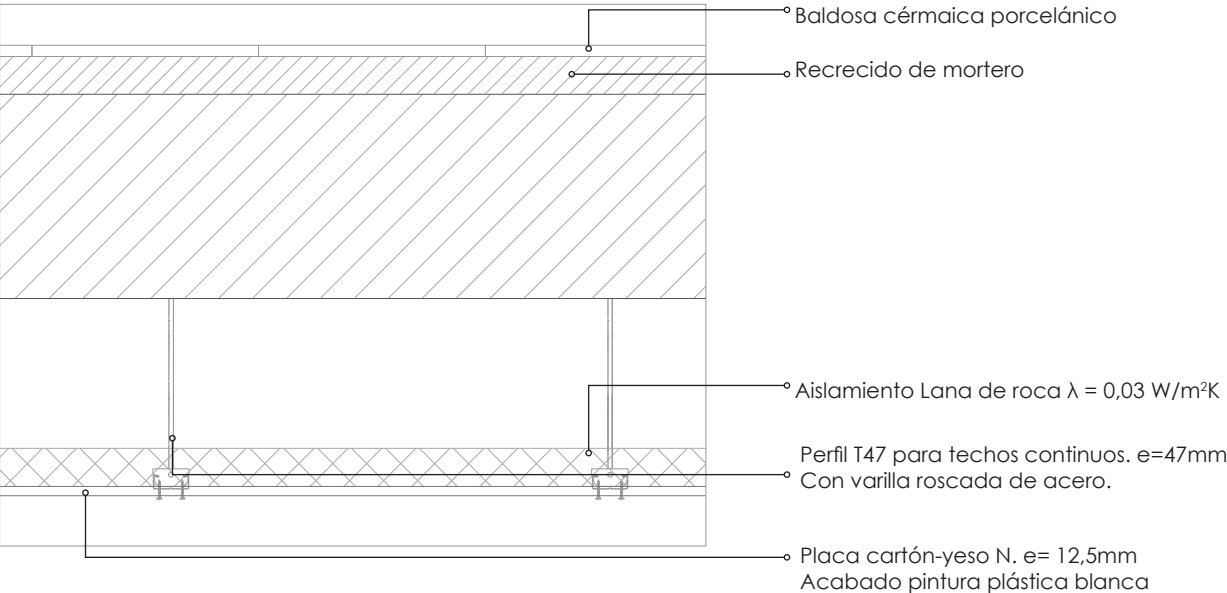

GUALLART ESTUDIO DE INGENIERIA S.L.
Juan Bautista Guallart Vega
DIRECCIÓN · C/Ronda de las Ventas nº6-1ºB (Burlada) 31600

MOD. 2 - PROYECTO DE EJECUCIÓN PARA REHABILITACIÓN DE VIVIENDA UNIFAMILIAR

ACABADOS TIPO

FECHA : Noviembre 2023 ESCALA : 1 : 50 A3

PROMOTOR : Ayto. Petilla de Aragón
DIRECCIÓN : Plaza de Navarra nº4
POBLACIÓN : Petilla de Aragón (Navarra)

ARQUITECTO : Amaya de Vicente González
Colegiado nº3.561 C.O.A.C.A.N.

B · 01

COAVN

COLEGIO OFICIAL DE ARQUITECTOS DE NAVARRA

VERIFICABLE EN www.coavn.org/verificacion

FCBB836058


EXP. DATA

21/11/2023


VISADO BISATUA

NAVARRA


NUEVA CARPINTERÍA

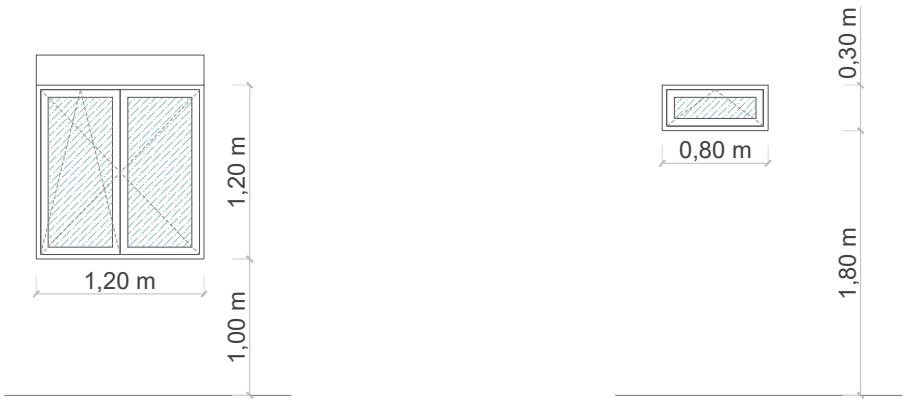


V01 Ventana oscilobatiente tipo1			
Material	PVC	U _{marco}	1,80 W/m²K
Apertura	Oscilobatiente	Nº Hojas	2
Acabado	Imitación existentes		
Unidades	1		

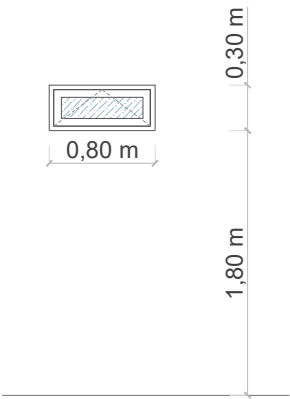


V02 Ventana batiente tipo1			
Material	PVC	U _{marco}	1,80 W/m²K
Apertura	Oscilobatiente	Nº Hojas	1
Acabado	Imitación existentes		
Unidades	1		

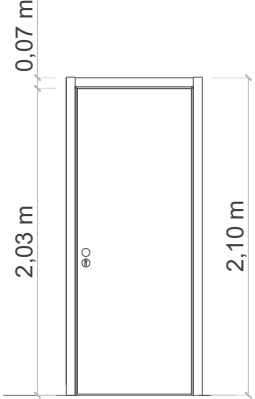

P01 Puerta de entrada a vivienda			
Material	Madera	U _{marco}	1,80 W/m²K
Apertura	Oscilobatiente	Nº Hojas	1
Acabado	Color a determinar por D.F.		
Unidades	1		

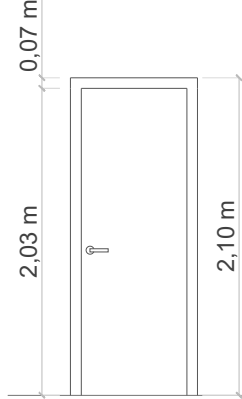


P02 Puerta interior de vivienda			
Material	Madera	U _{marco}	-
Apertura	Oscilobatiente	Nº Hojas	1
Acabado	Color a determinar por D.F.		
Unidades	8		

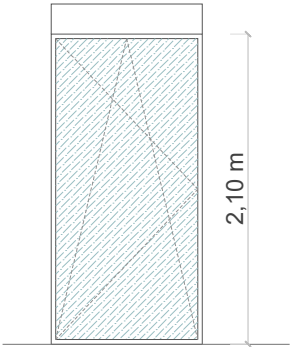


P03 Puerta de vidrio tipo1			
Material	PVC	U _{marco}	1,80 W/m²K
Apertura	Oscilobatiente	Nº Hojas	1
Acabado	Imitación existentes		
Unidades	1		


CARPINTERÍA EXISTENTE

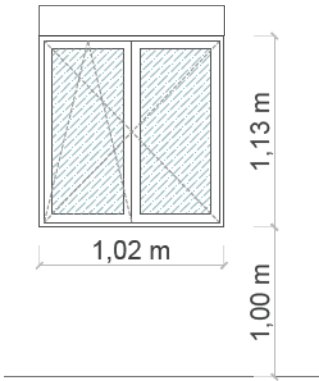


V03 Ventana oscilobatiente tipo1			
Material	PVC	U _{marco}	1,55 W/m²K
Apertura	Oscilobatiente	Nº Hojas	2
Acabado	Imitación existentes		
Unidades	1		

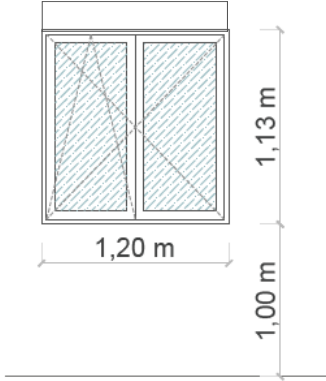

V04 Ventana oscilobatiente tipo1			
Material	PVC	U _{marco}	1,55 W/m²K
Apertura	Oscilobatiente	Nº Hojas	2
Acabado	Imitación existentes		
Unidades	1		

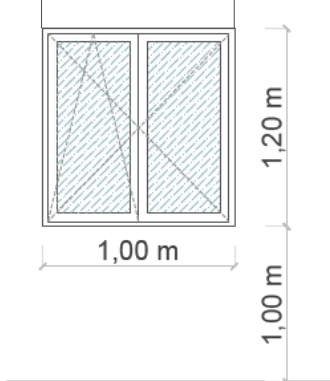

V05 Ventana oscilobatiente tipo1			
Material	PVC	U _{marco}	1,55 W/m²K
Apertura	Oscilobatiente	Nº Hojas	2
Acabado	Imitación existentes		
Unidades	3		

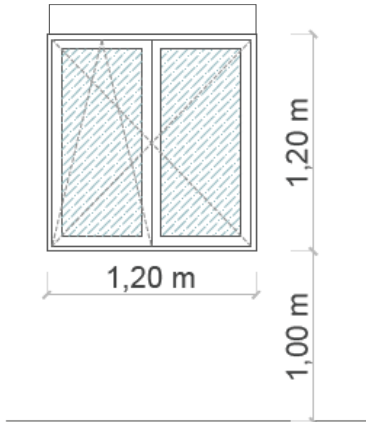

V06 Ventana oscilobatiente tipo1			
Material	PVC	U _{marco}	1,55 W/m²K
Apertura	Oscilobatiente	Nº Hojas	2
Acabado	Imitación existentes		
Unidades	4		



GUALLART ESTUDIO DE INGENIERIA S.L.
Juan Bautista Guallart Vega
DIRECCIÓN I · C/Ronda de las Ventas nº6-1ºB (Burlada) 31600

MOD. 2 - PROYECTO DE EJECUCIÓN PARA REHABILITACIÓN DE VIVIENDA UNIFAMILIAR

PLANOS DE CARPINTERÍA

FECHA : Noviembre 2023 ESCALA : 1 : 50 A3

PROMOTOR : Ayto. Petilla de Aragón
DIRECCIÓN : Plaza de Navarra nº4
POBLACIÓN : Petilla de Aragón (Navarra)

ARQUITECTO : Amaya de Vicente González
Colegiado nº3.561 C.O.A.C.A.N.

B · 02

COAVN

COLEGIO OFICIAL DE ARQUITECTOS DE NAVARRA

VERIFICABLE EN www.coavn.org/verificacion


VERIFICATION EGYPTAGARMA

FCBB836058


EXP. N2022A1362

FECHA DATA 21/11/2023

VISADO BISATUA

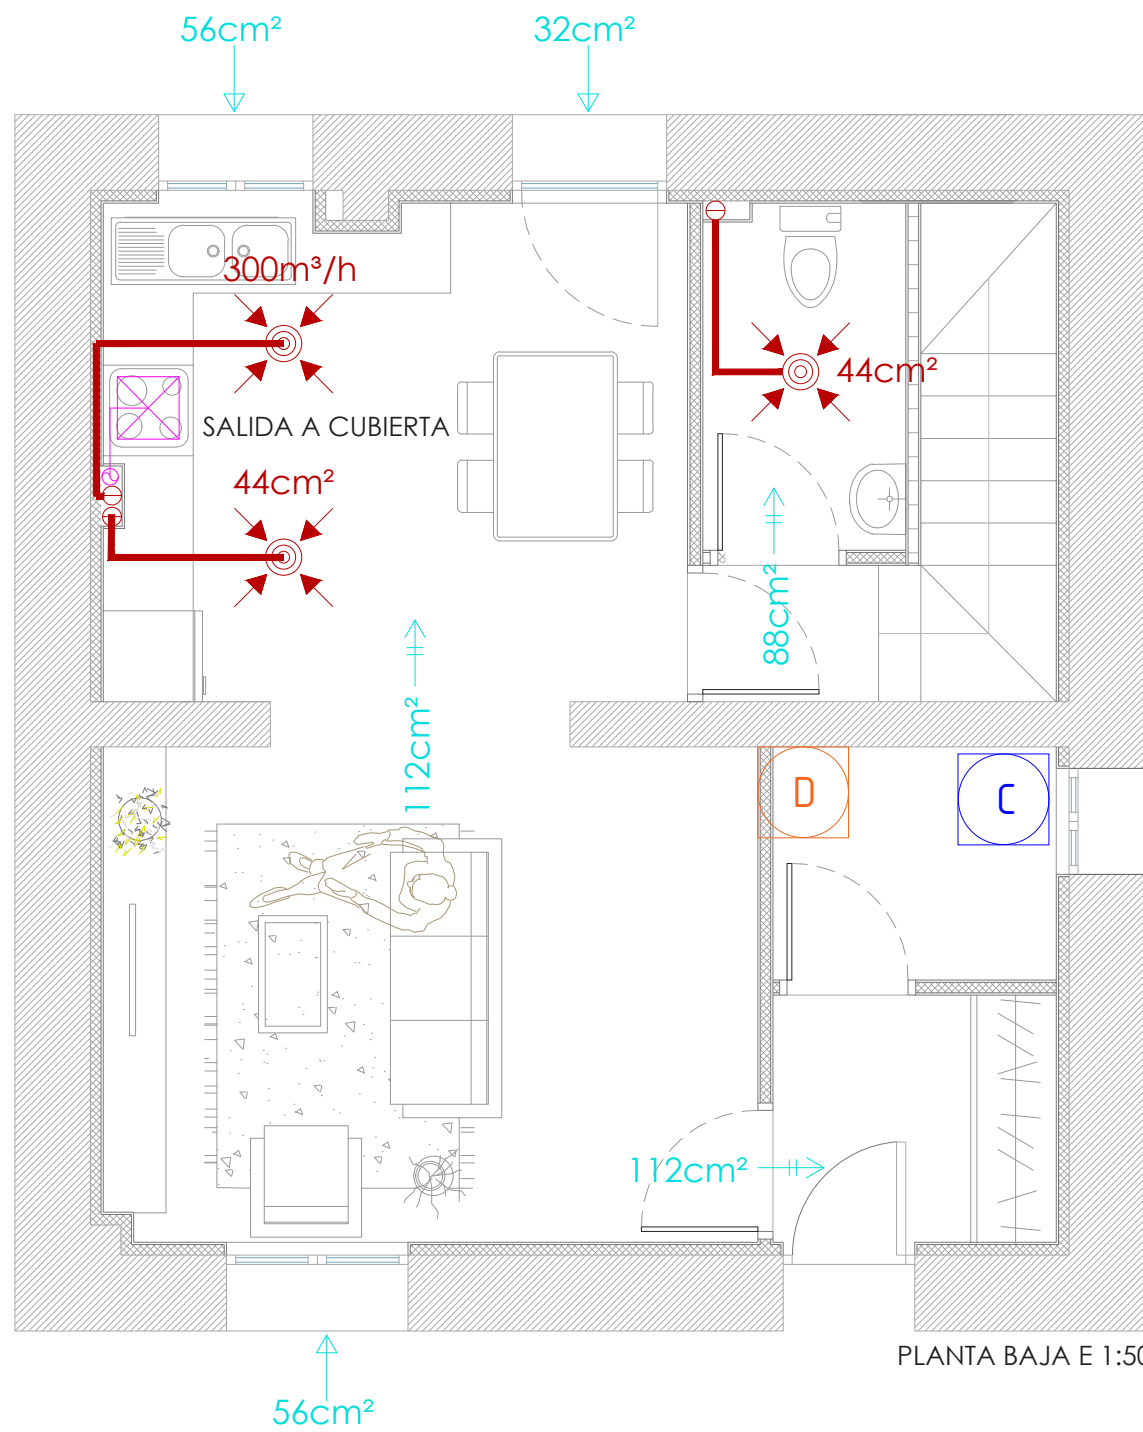

PLANTA BAJA E 1:50

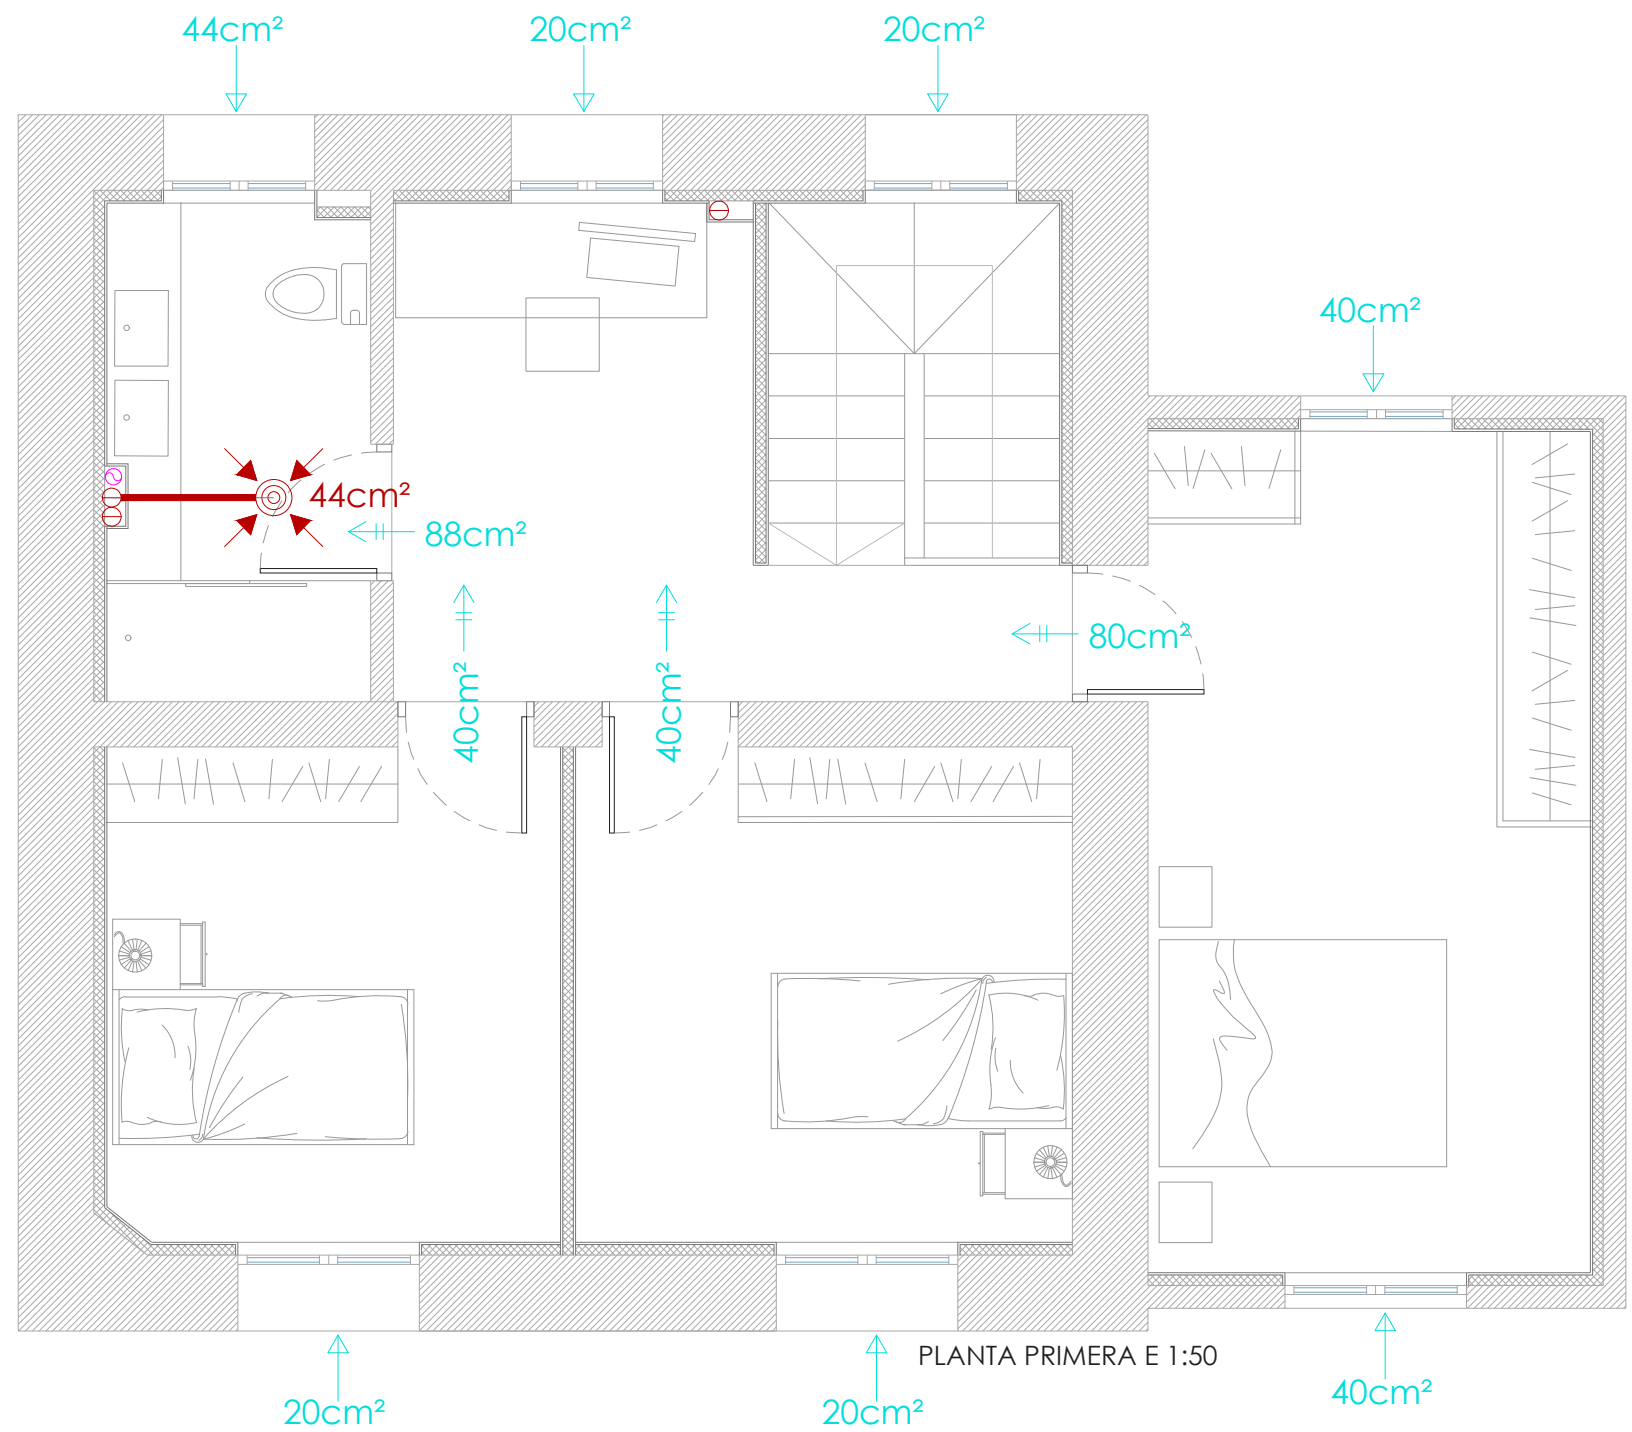

PLANTA PRIMERA E 1:50

VENTILACION

 
- DERIVACIÓN INTERIOR DE EXTRACCIÓN HORIZONTAL
- EXTRACCIÓN
- REJILLAS DE EXTRACCIÓN: SIBER BE 30
- ABERTURA DE ADMISIÓN
- ABERTURA DE PASO
- CAMPANA EXTRACTORA
- CANALIZACIÓN DE SALIDA DE CAMPANA EXTRACTORA Ø110 mm.
- CONDUCCIÓN DE EXTRACCIÓN A CUBIERTA Ø125 mm.
- CONDUCCIÓN DE EXTRACCIÓN A CUBIERTA Ø110 mm. DE CAMPANA EXTRACTORA

CONDUCTOS:

- COCINA-EQUIPO Ø125mm
- ASEO-EQUIPO Ø80mm
- BAÑO-EQUIPO Ø80mm
- EQUIPO-SALIDA AL EXTERIOR Ø125mm
- CHIMENEA Ø200mm

-NOTA-

TODAS LAS DERIVACIONES DE LAS CANALIZACIONES DE VENTILACIÓN TENDRÁN DISPOSITIVO ANTIRETORNO



CALDERA BIOCLASS IC 18DX

DEPÓSITO DE PELLETS

-NOTA- EN TODOS LOS CUARTOS HÚMEDOS SE UTILIZARÁ EN LA CARA EXTERIOR

PLACAS DE CARTÓN YESO HIDRÓFUGO



GUALLART ESTUDIO DE INGENIERIA S.L.

Juan Bautista Guallart Vega

DIRECCIÓN : C/Ronda de las Ventas nº6-1ºB (Burlada) 31600

MOD. 2 - PROYECTO DE EJECUCIÓN PARA REHABILITACIÓN DE VIVIENDA UNIFAMILIAR

INSTALACIONES - VENTILACIÓN

FECHA : Noviembre 2023 ESCALA : 1 : 50 A3

PROMOTOR : Ayto. Petilla de Aragón

DIRECCIÓN : Plaza de Navarra nº4

POBLACIÓN : Petilla de Aragón (Navarra)

ARQUITECTO : Amaya de Vicente González
Colegiado nº3.561 C.O.A.C.A.N.

C.01

N2022A1362

EXP

21/11/2023

FECHA DATA

FCBB836058

CSV


VISADO
BISATUA

COLEGIO OFICIAL
DE ARQUITECTOS
DE NAVARRA
EUSKAL HERRIKO
ARKITEKTEN
ELkartea
NAVARRA


COAVN

A RED GENERAL
DE SANEAMIENTO

Ø250mm.

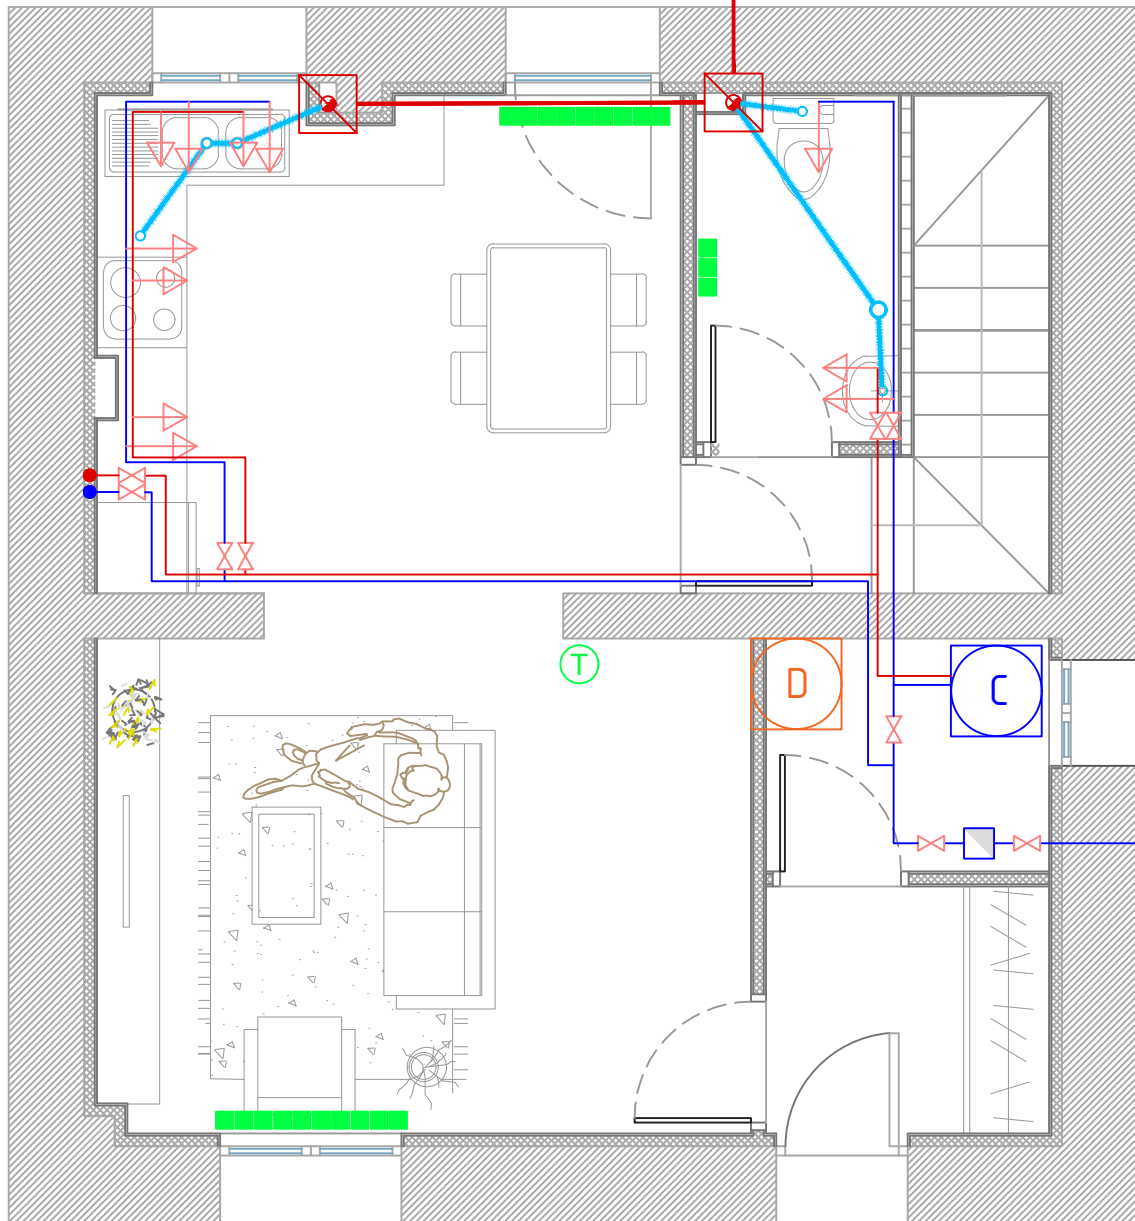

PLANTA BAJA E 1:50

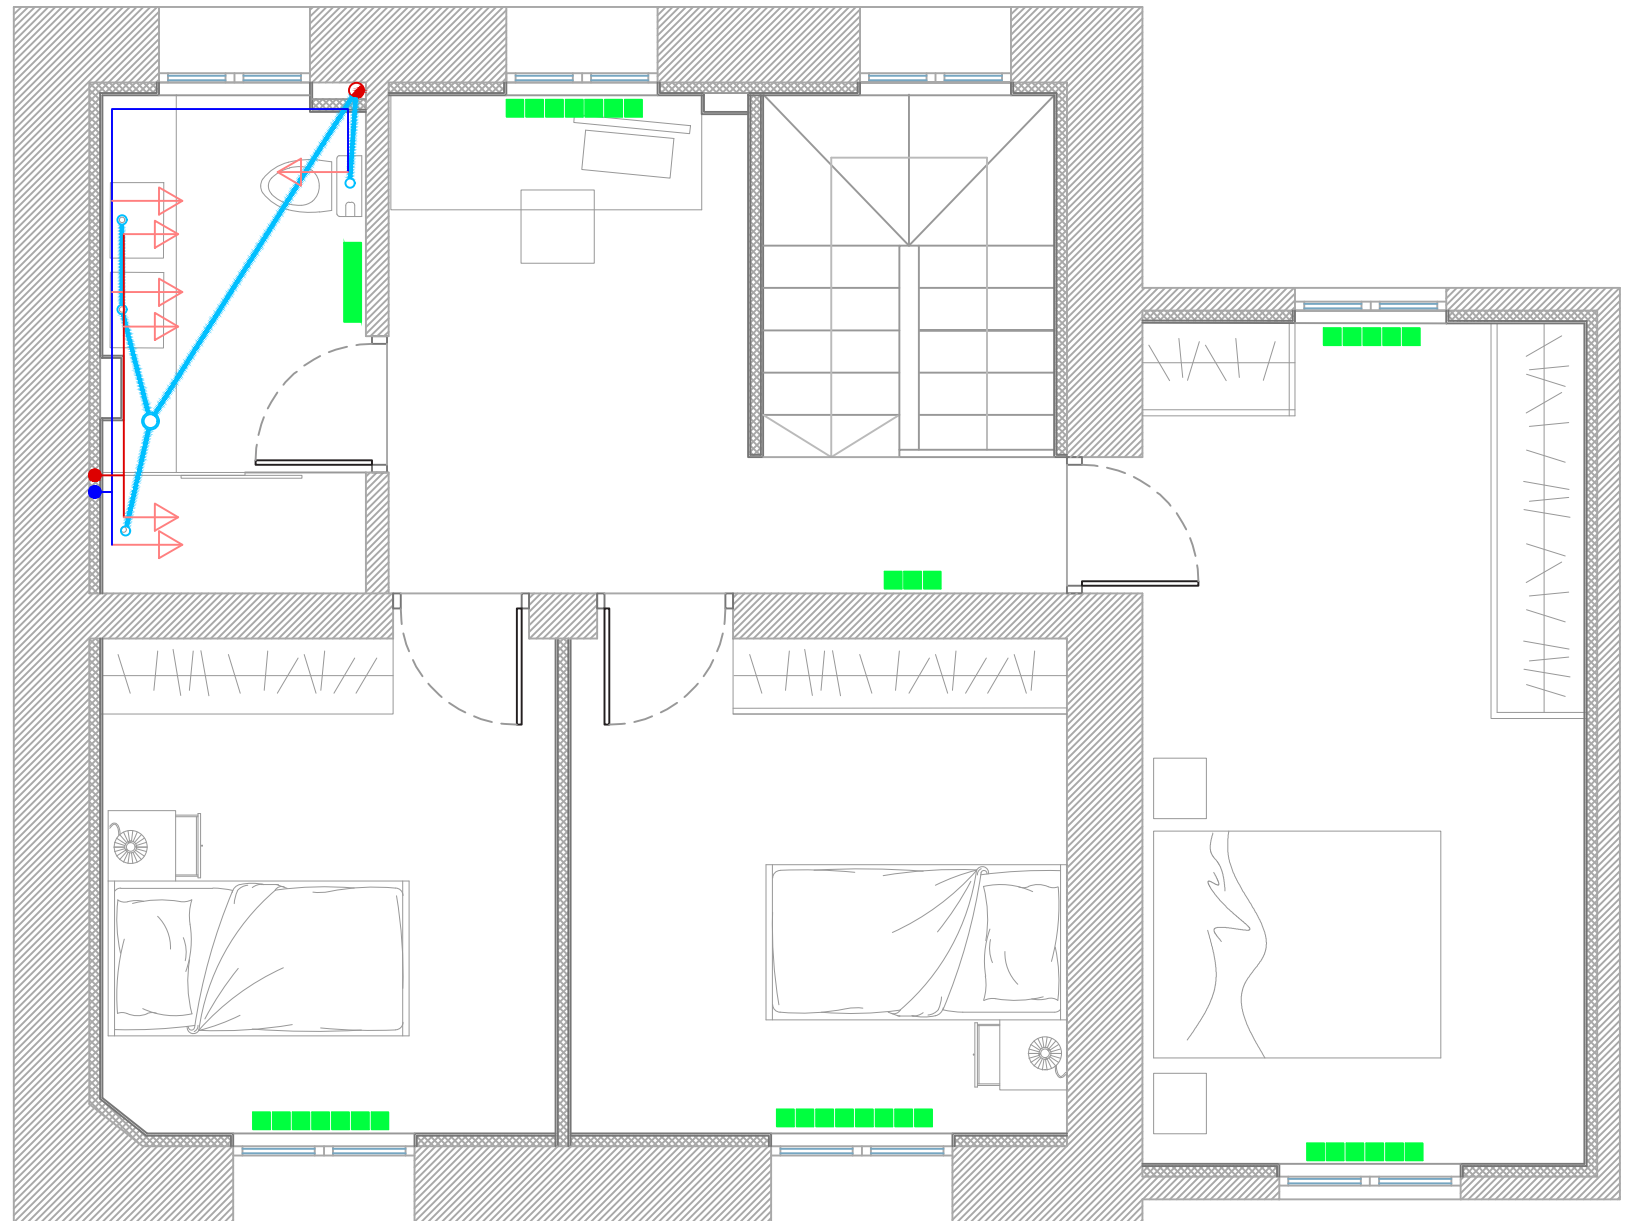

PLANTA PRIMERA E 1:50

FONTANERIA



CALDERA BIOCLASS IC 18DX



DEPÓSITO DE PELLETS



LLAVE DE PASO



VALVULA ANTIRRETORNO



GRIFO



CANALIZACION DE AGUA FRIA COBRE



CANALIZACION DE AGUA CALIENTE COBRE

SUMINISTRO:

LAVABO	Cu 12.1 mm
INODORO	Cu 12.1 mm
DUCHA	Cu 18.1 mm
FREGADERO	Cu 18.1 mm
LAVAVAJILLAS	Cu 18.1 mm
LAVADORA	Cu 22.1 mm

CALEFACCION



VÁLVULA TERMOSTÁTICA



ELEMENTO RADIADOR 110KCal/h



RADIADOR TOALLERO

SANEAMIENTO



BAJANTE DE FECALES



BOTE SIFÓNICO



SUMIDERO SIFONICO SIFÓNICO



DESAGÜE (PVC)

LAVABO	Ø35mm
INODORO	Ø100mm
DUCHA	Ø40mm
FREGADERO	Ø40mm
LAVADORA	Ø40mm
LAVAVAJILLAS	Ø40mm
BOTE SIFONICO	Ø50mm

Acometida existente



TUBERIA ENTERRADA DE SANEAMIENTO



ARQUETA DE PASO DE SANEAMIENTO



ARQUETA DE PASO DE SANEAMIENTO



GUALART ESTUDIO DE INGENIERIA S.L.

Juan Bautista Gualart Vega

DIRECCIÓN : C/Ronda de las Ventas nº6-1ºB (Burlada) 31600

MOD. 2 - PROYECTO DE EJECUCIÓN PARA REHABILITACIÓN DE VIVIENDA UNIFAMILIAR

INSTALACIONES - FONTANERÍA Y CALEFACCIÓN

FECHA : Noviembre 2023 ESCALA : 1 : 50 A3

PROMOTOR : Ayto. Petilla de Aragón

DIRECCIÓN : Plaza de Navarra nº4

POBLACIÓN : Petilla de Aragón (Navarra)

ARQUITECTO : Amaya de Vicente González
Colegiado nº3.561 C.O.A.C.A.N.

N2022A1362

EXP

21/11/2023

FECHA DATA

FCBB836058

CSV


VISADO

BISATUA

COLEGIO OFICIAL
DE INGENIEROS
TÉCNICOS DE
NAVARRA

COAVN

C.02

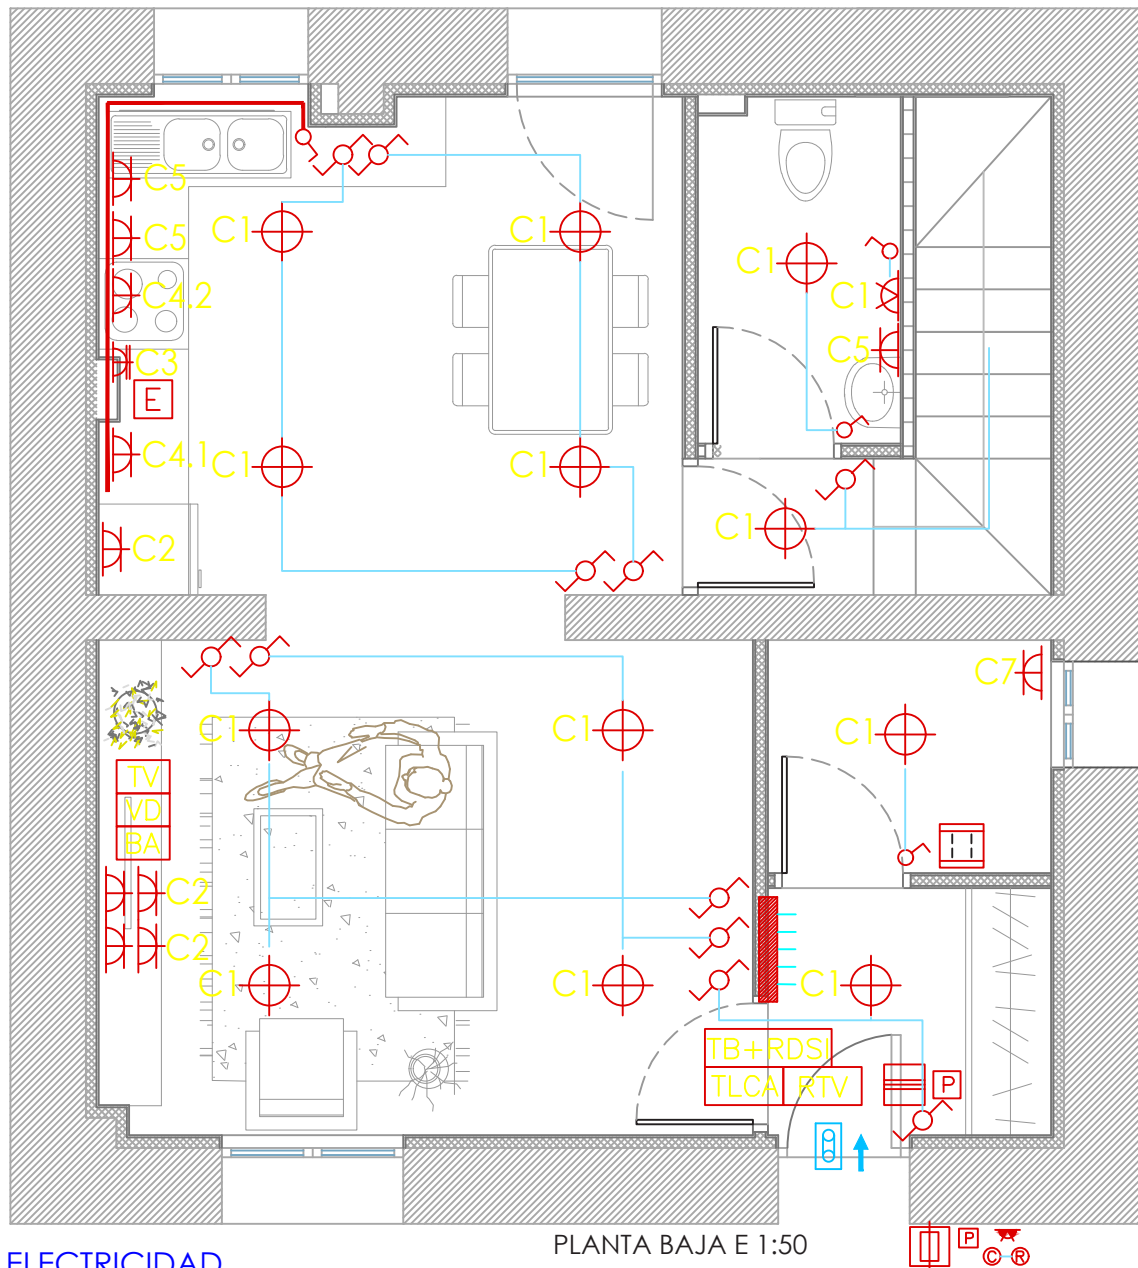


PLANTA BAJA E 1:50

ELECTRICIDAD

- PUNTO DE LUZ
- PUNTO DE LUZ EN PARED
- PUNTO DE LUZ EN PARED PARA EXTERIOR
- TIRA DE LED
- INTERRUPTOR
- INTERRUPTOR CONMUTADO
- INTERRUPTOR DE CRUZAMIENTO
- BASE ENCHUFE 10/16 A.
- BASE ENCHUFE 25A.
- TOMA PARA CAMPANA EXTRACTORA
- PULSADOR
- ZUMBADOR
- CELULA FOTOELECTRICA CON CONTROLADOR HORARIO
- CENTRALIZADO DE CONTADORES ELECTRICOS
- CAJA GENERAL DE PROTECCION Y MEDIDA

- CUADRO DE SERVICIOS GENERALES
- CUADRO GENERAL DE VIVIENDA
- REGISTRO DE TERMINACION DE RED DE TELEFONIA BASICA Y RED DIGITAL DE SERVICIOS INTEGRADOS
- REGISTRO DE TERMINACION DE RED DE RADIO Y TELEVISION TERRESTRE Y POR SATELITE
- REGISTRO DE TERMINACION DE RED DE TELEVISION POR CABLE
- TOMA DE TELEVISION TERRESTRE
- TOMA DE VOZ Y DATOS RJ-45
- TOMA DE BANDA ANCHA
- PORTERO AUTOMATICO
- EXTINTOR 21A/113B
- PICA DE PUESTA A TIERRA
- ELECTRODO DE TIERRA
- ARQUETA DE PUESTA A TIERRA

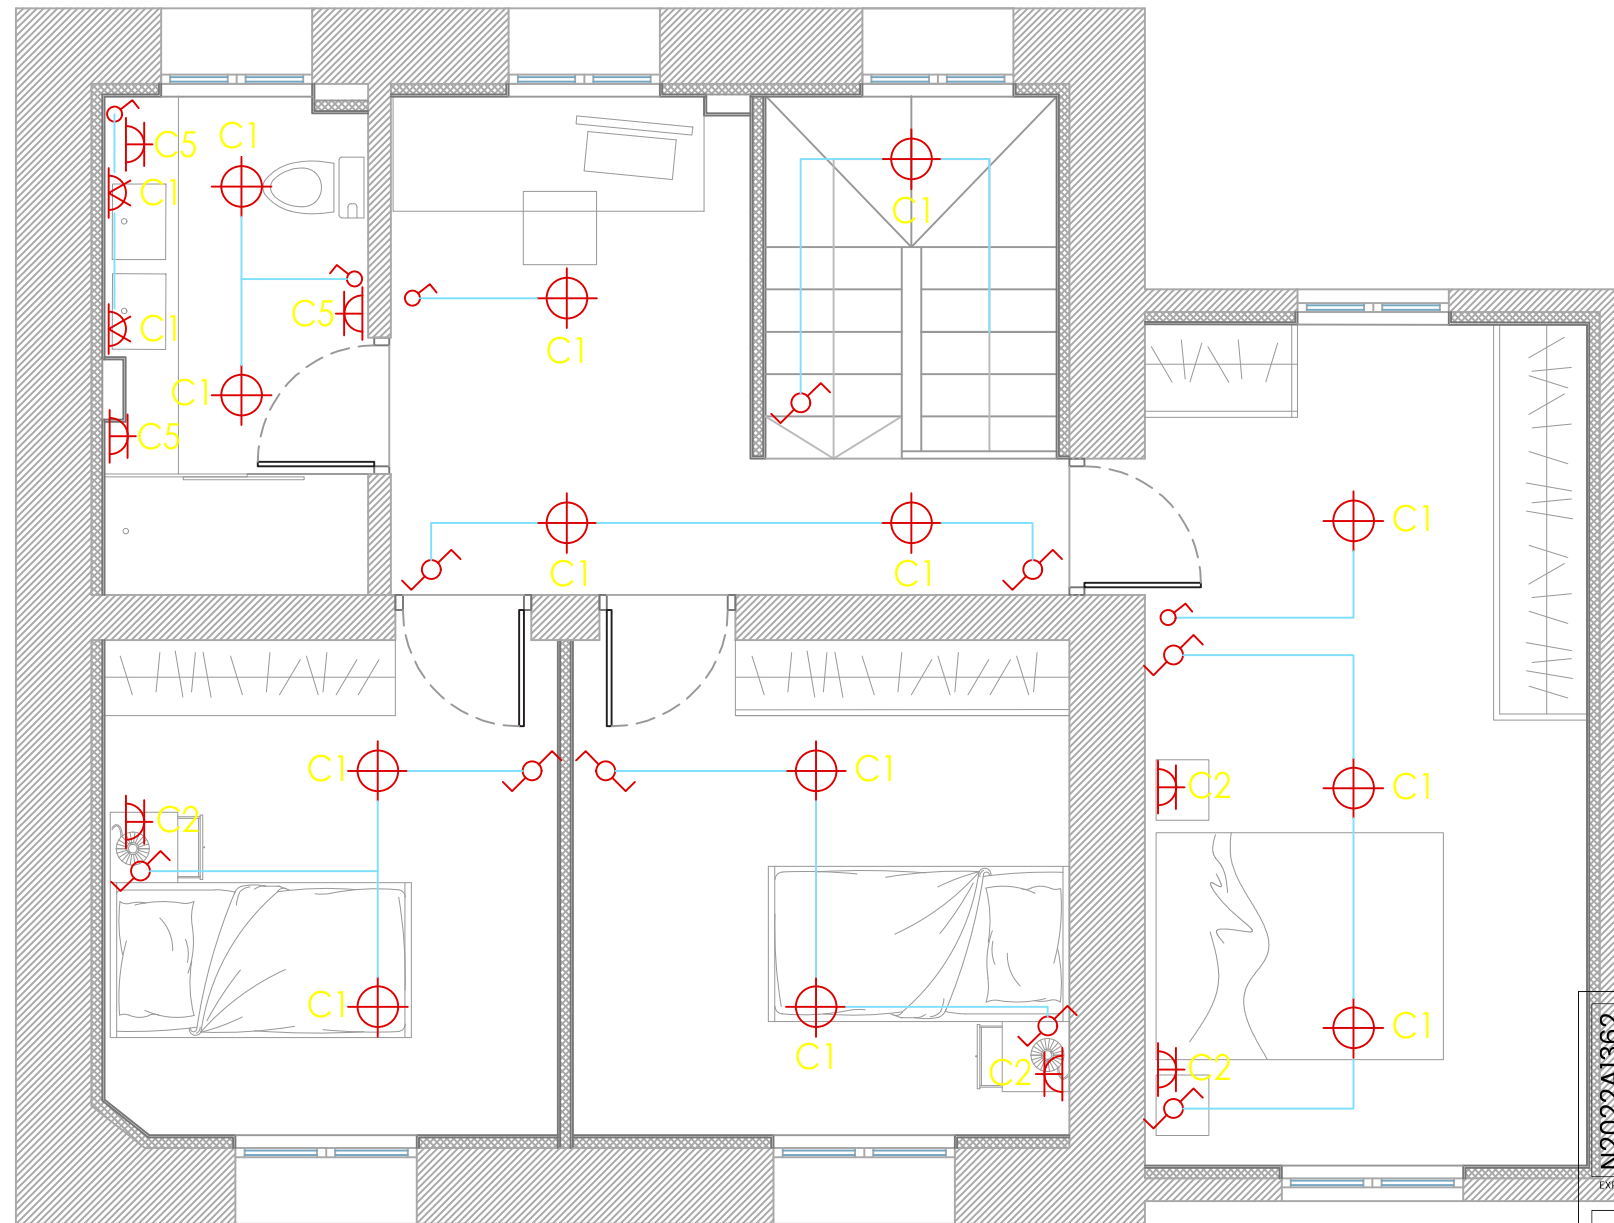

PLANTA PRIMERA E 1:50

- C1 ALUMBRADO
- C2 TOMAS DE CORRIENTE USO GENERAL Y FRIGORIFICO
- C3 COCINA Y HORNO
- C4.1 LAVADORA
- C4.2 LAVAVAJILLAS
- C5 TOMAS DE CORRIENTE BAÑOS Y BASES AUXILIARES DE COCINA
- C7 CALDERA BIOCLASS IC 18DX

-NOTA: LA TOMA DE TELEVISION TERRESTRE Y SU BASE DE ENCHUFE SE COLOCARA A UNA ALTURA DE 1.50m. ASI MISMO SE HARAN CANALIZACIONES DESDE LA BASE DE ENCHUFES HASTA LA ALTURA DE 1.50m PARA POSIBLES FUTURAS INSTALACIONES.



GUALLART ESTUDIO DE INGENIERIA S.L.
Juan Bautista Guallart Vega
DIRECCIÓN · C/Ronda de las Ventas nº6-1ºB (Burlada) 31600

MOD. 2 - PROYECTO DE EJECUCIÓN PARA REHABILITACIÓN DE VIVIENDA UNIFAMILIAR

INSTALACIONES - ELECTRICIDAD

FECHA : Noviembre 2023 ESCALA : 1 : 50 A3

PROMOTOR : Ayto. Petilla de Aragón
DIRECCIÓN : Plaza de Navarra nº4
POBLACIÓN : Petilla de Aragón (Navarra)

ARQUITECTO : Amaya de Vicente González
Colegiado nº3.561 C.O.A.C.A.N.

C·03

N2022A1362

21/11/2023

FCBB836058

VISADO
BISATUA

COAVN
EUSKAL HERRIKO
ARKITEKTEN
ELIZABILTZA
NAVARRA