



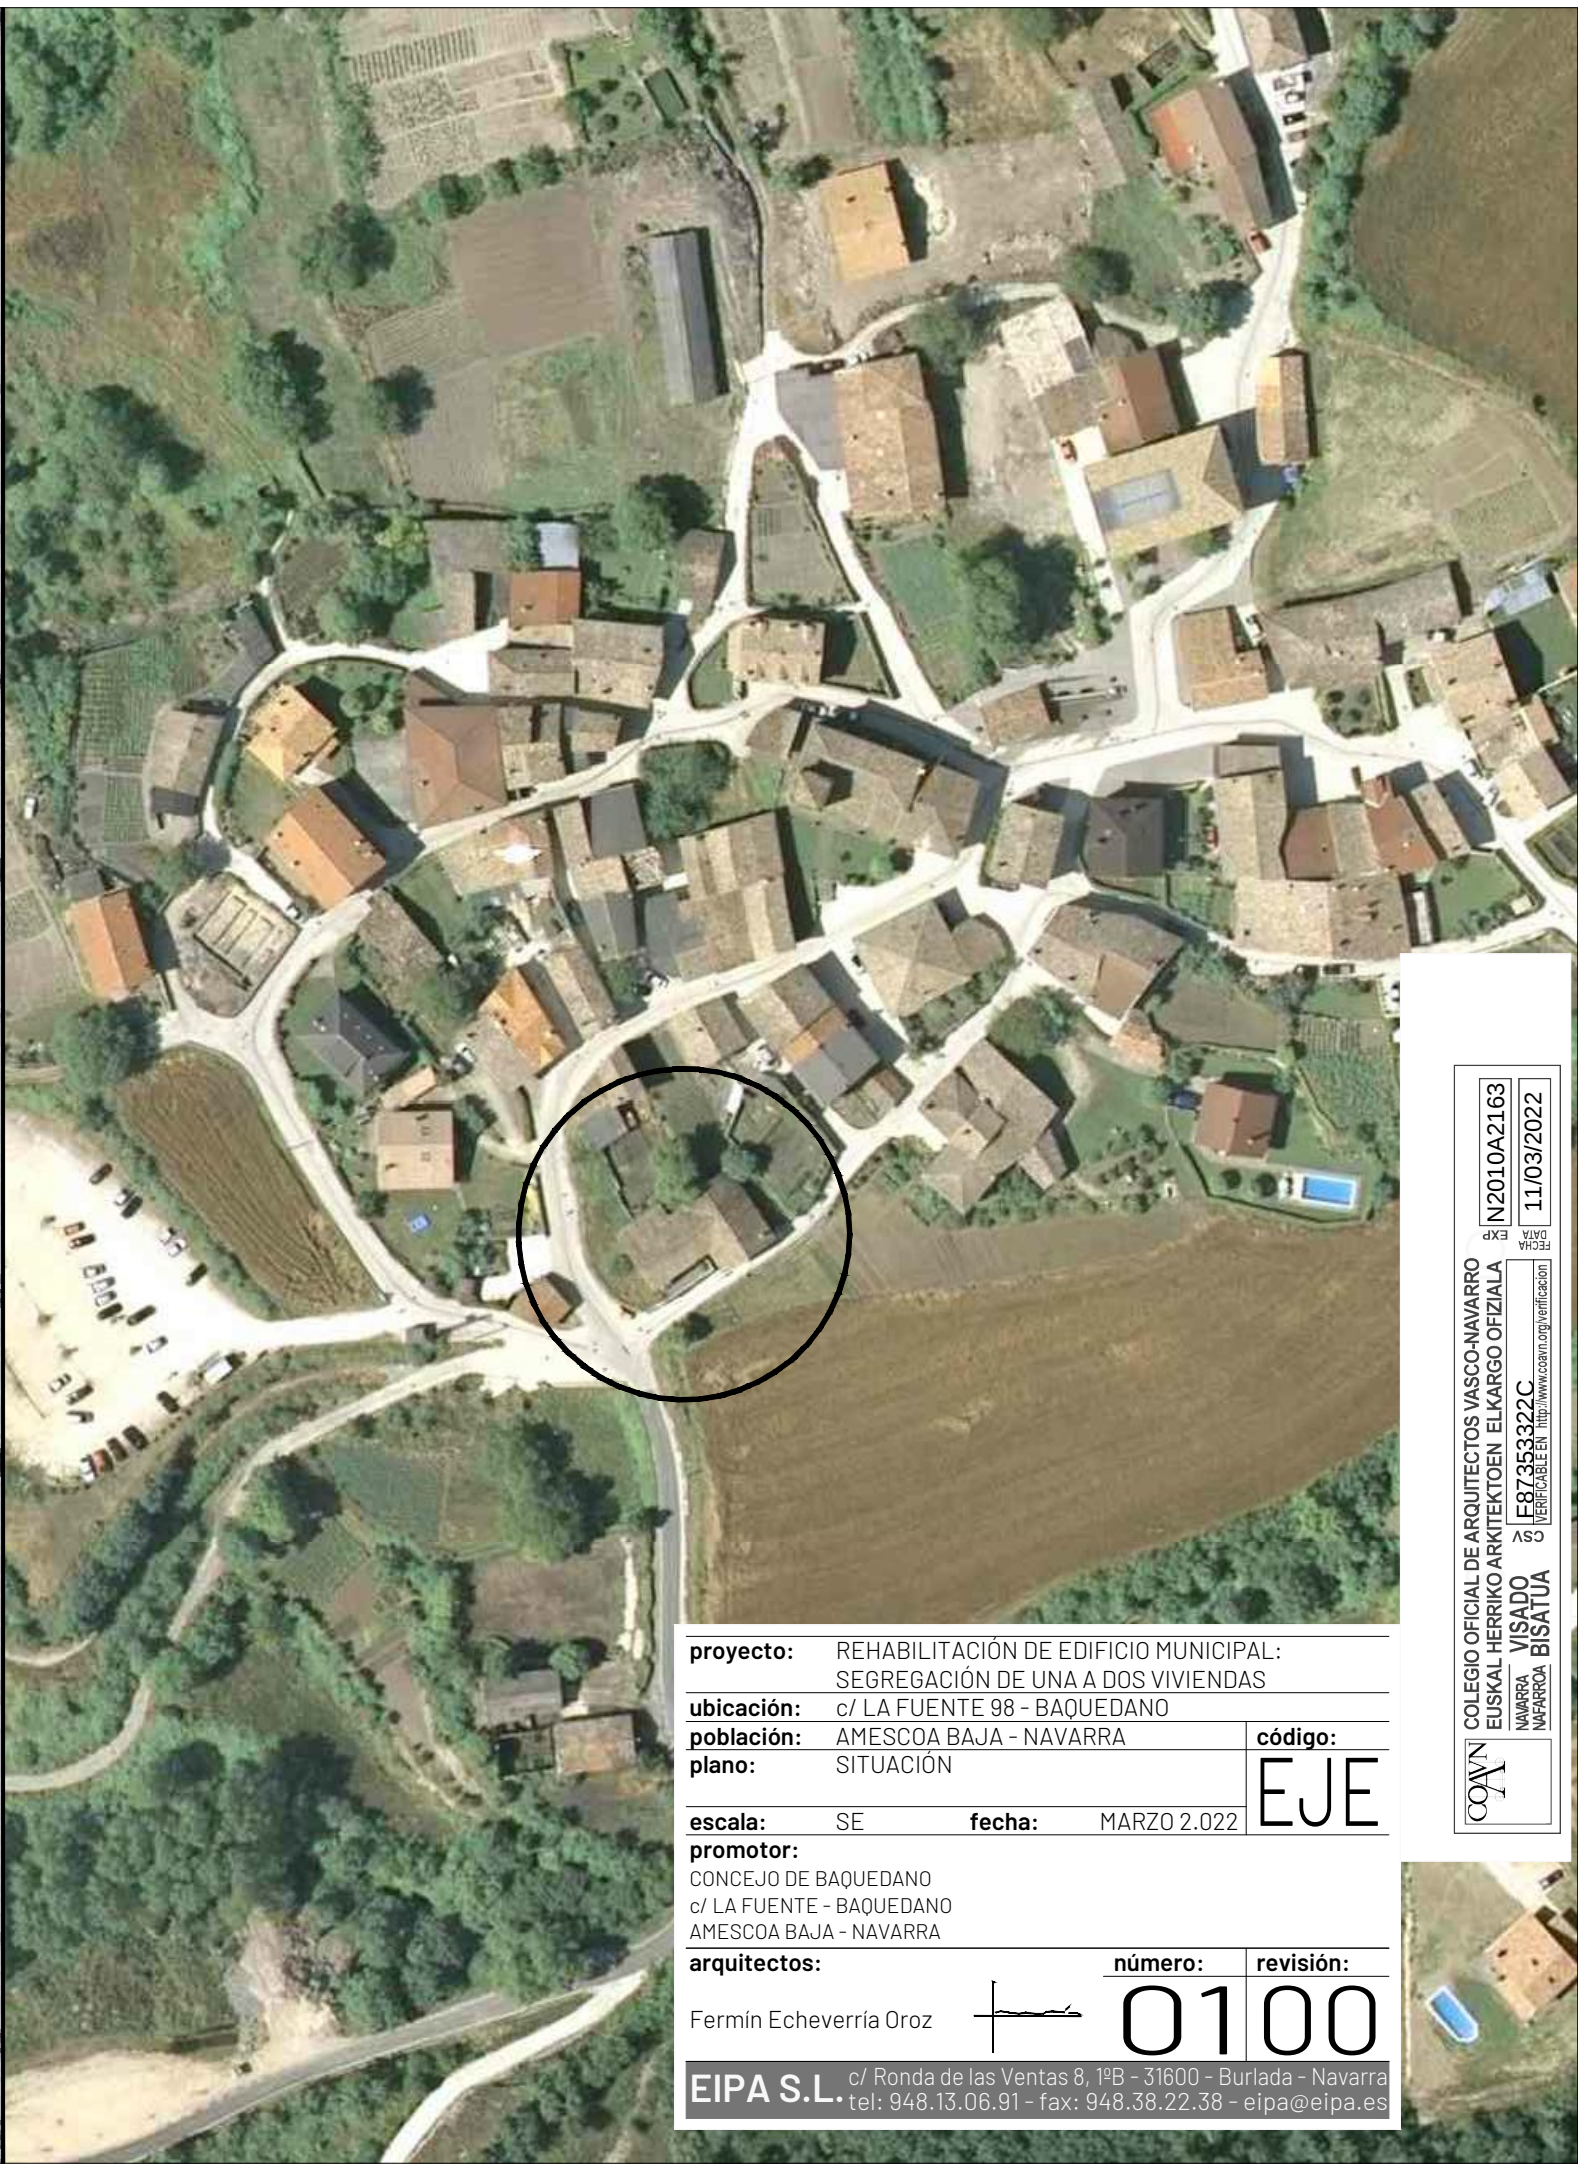

proyecto: REHABILITACIÓN DE EDIFICIO MUNICIPAL: SEGREGACIÓN DE UNA A DOS VIVIENDAS	
ubicación: c/ LA FUENTE 98 - BAQUEDANO	
población: AMESCOA BAJA - NAVARRA	código:
plano: SITUACIÓN	EJE
escala: SE	fecha: MARZO 2.022
promotor: CONCEJO DE BAQUEDANO c/ LA FUENTE - BAQUEDANO AMESCOA BAJA - NAVARRA	
arquitectos: Fermin Echeverría Oroz	número: 0100
revisión:	

EIPA S.L.

c/ Ronda de las Ventas 8, 1ºB - 31600 - Burlada - Navarra
tel: 948.13.06.91 - fax: 948.38.22.38 - eipa@eipa.es

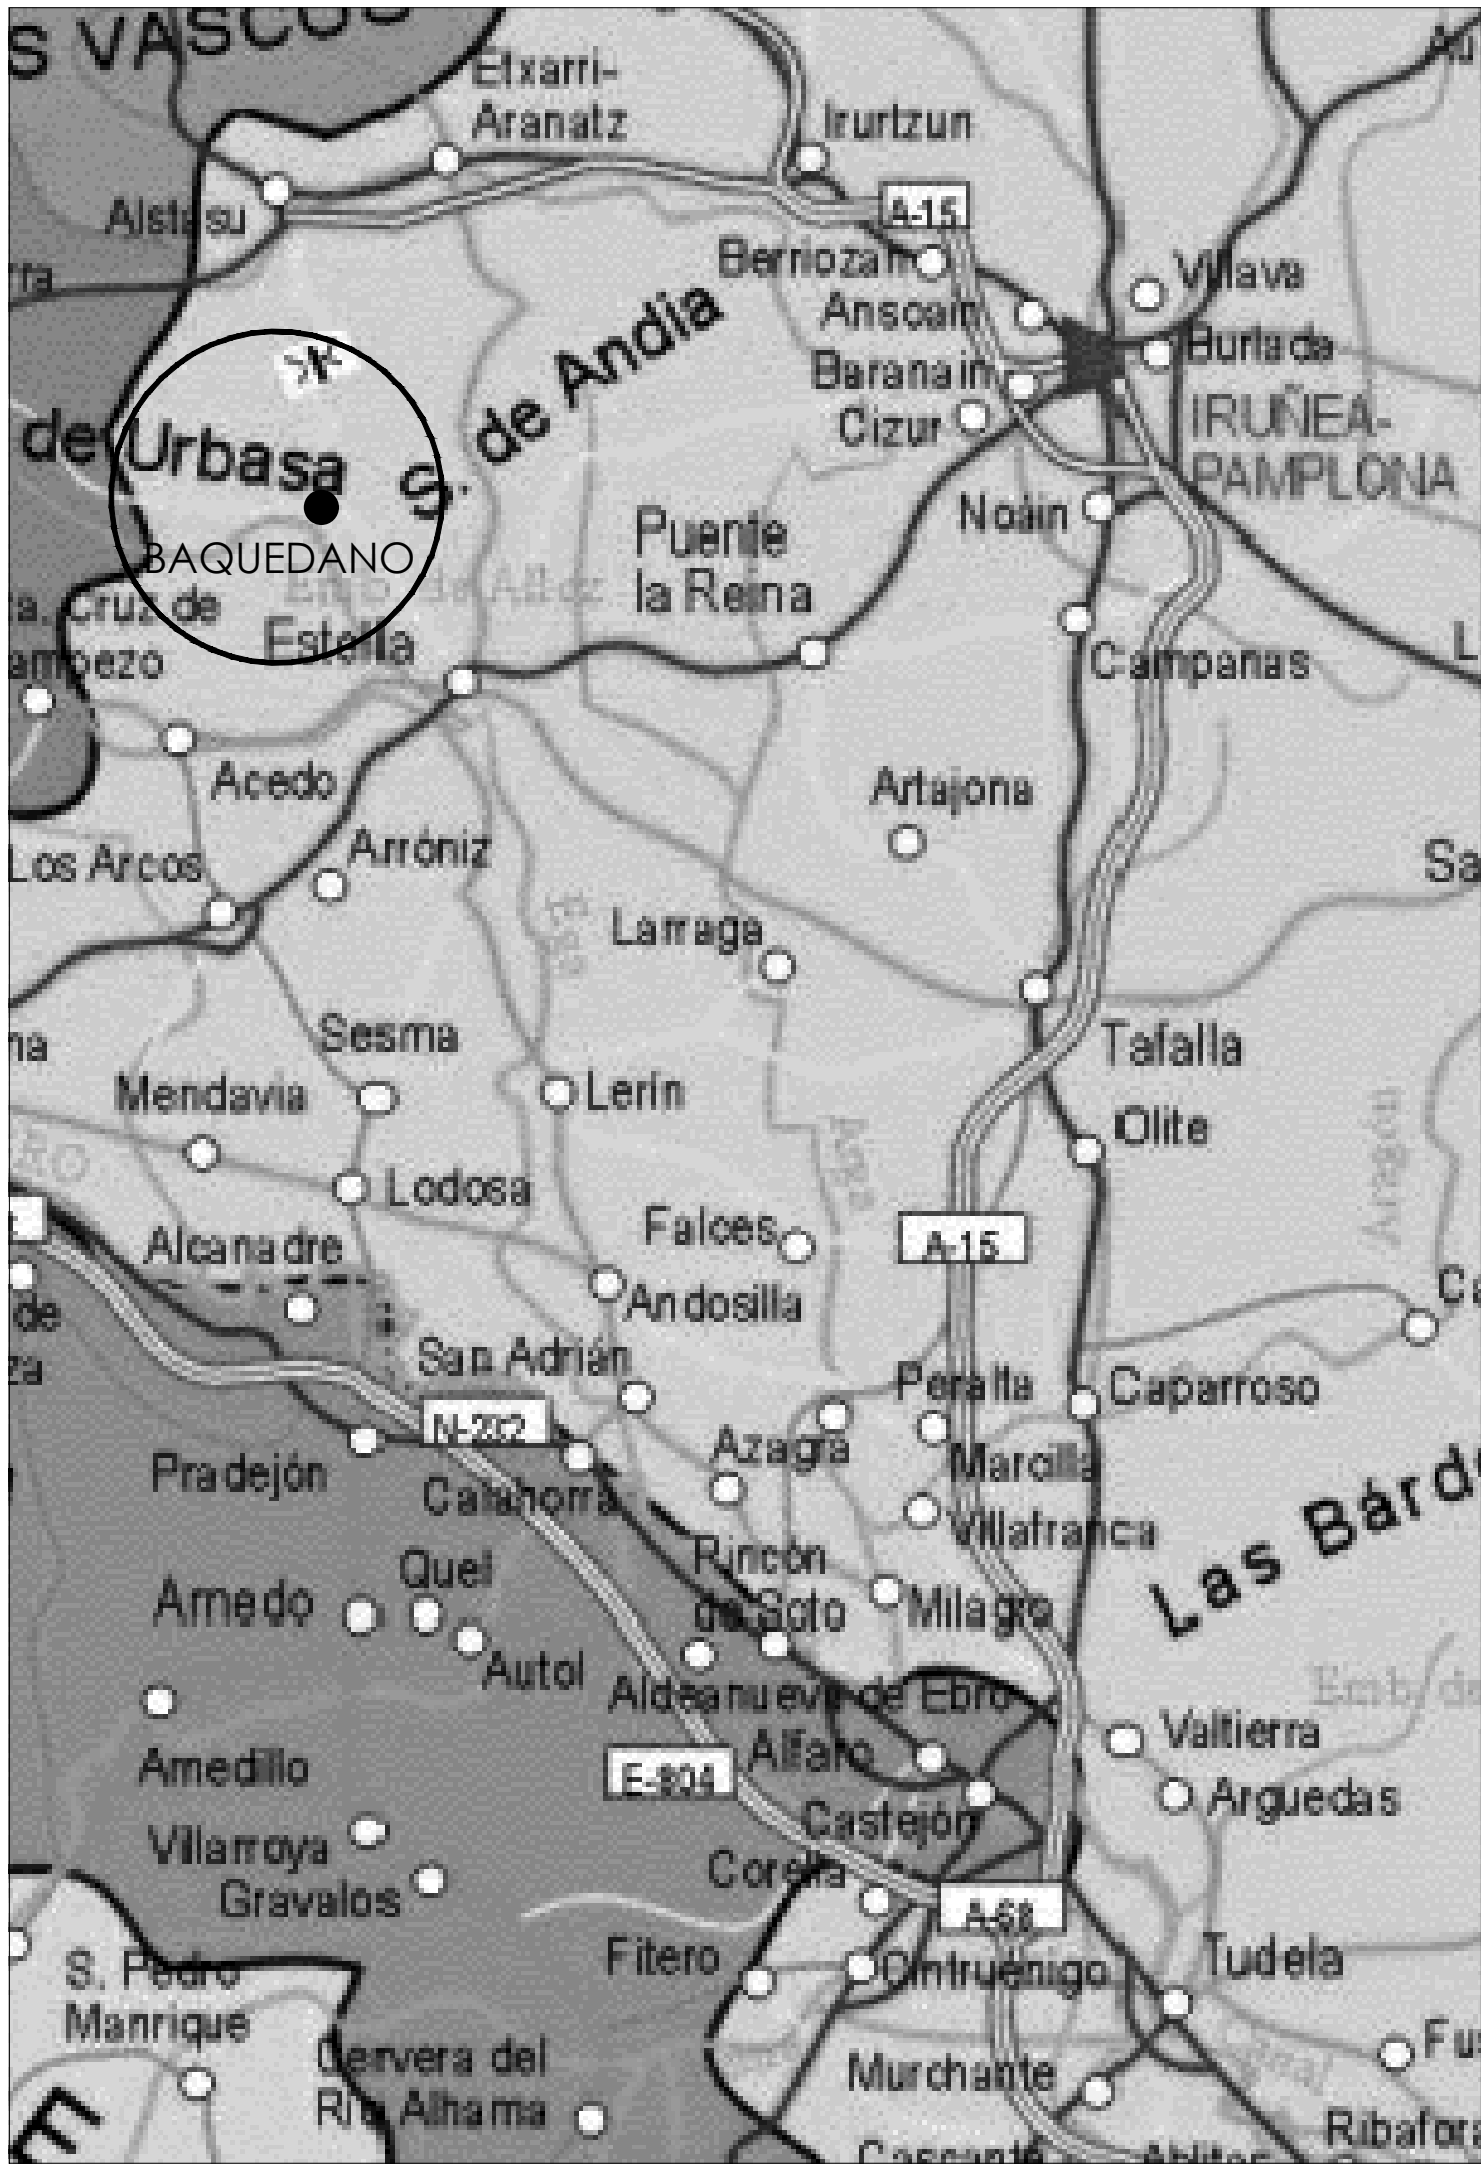

proyecto:	REHABILITACIÓN DE EDIFICIO MUNICIPAL: SEGREGACIÓN DE UNA A DOS VIVIENDAS		
ubicación:	c/ LA FUENTE 98 - BAQUEDANO		
población:	AMESCOA BAJA - NAVARRA	código:	EJE
plano:	EMPLAZAMIENTO		
escala:	1/500	fecha:	MARZO 2.022

promotor:
CONCEJO DE BAQUEDANO
c/ LA FUENTE - BAQUEDANO
AMESCOA BAJA - NAVARRA

arquitectos:	número:	revisión:
Fermin Echeverría Oroz	02	00

EIPA S.L. • c/ Ronda de las Ventas 8, 1ºB - 31600 - Burlada - Navarra
tel: 948.13.06.91 - fax: 948.38.22.38 - eipa@eipa.es

COLEGIO OFICIAL DE ARQUITECTOS VASCO-NAVARRO
EUSKAL HERRIKO ARKITEKTOEN ELKARGO OFIZIALA
NAVARRA
VISADO
NAVARRA BISATUA

VERIFICABLE EN <http://www.coavn.org/verificacion>


ASO

F87353322C

FECHA
DATA

N2010A2163

11/03/2022

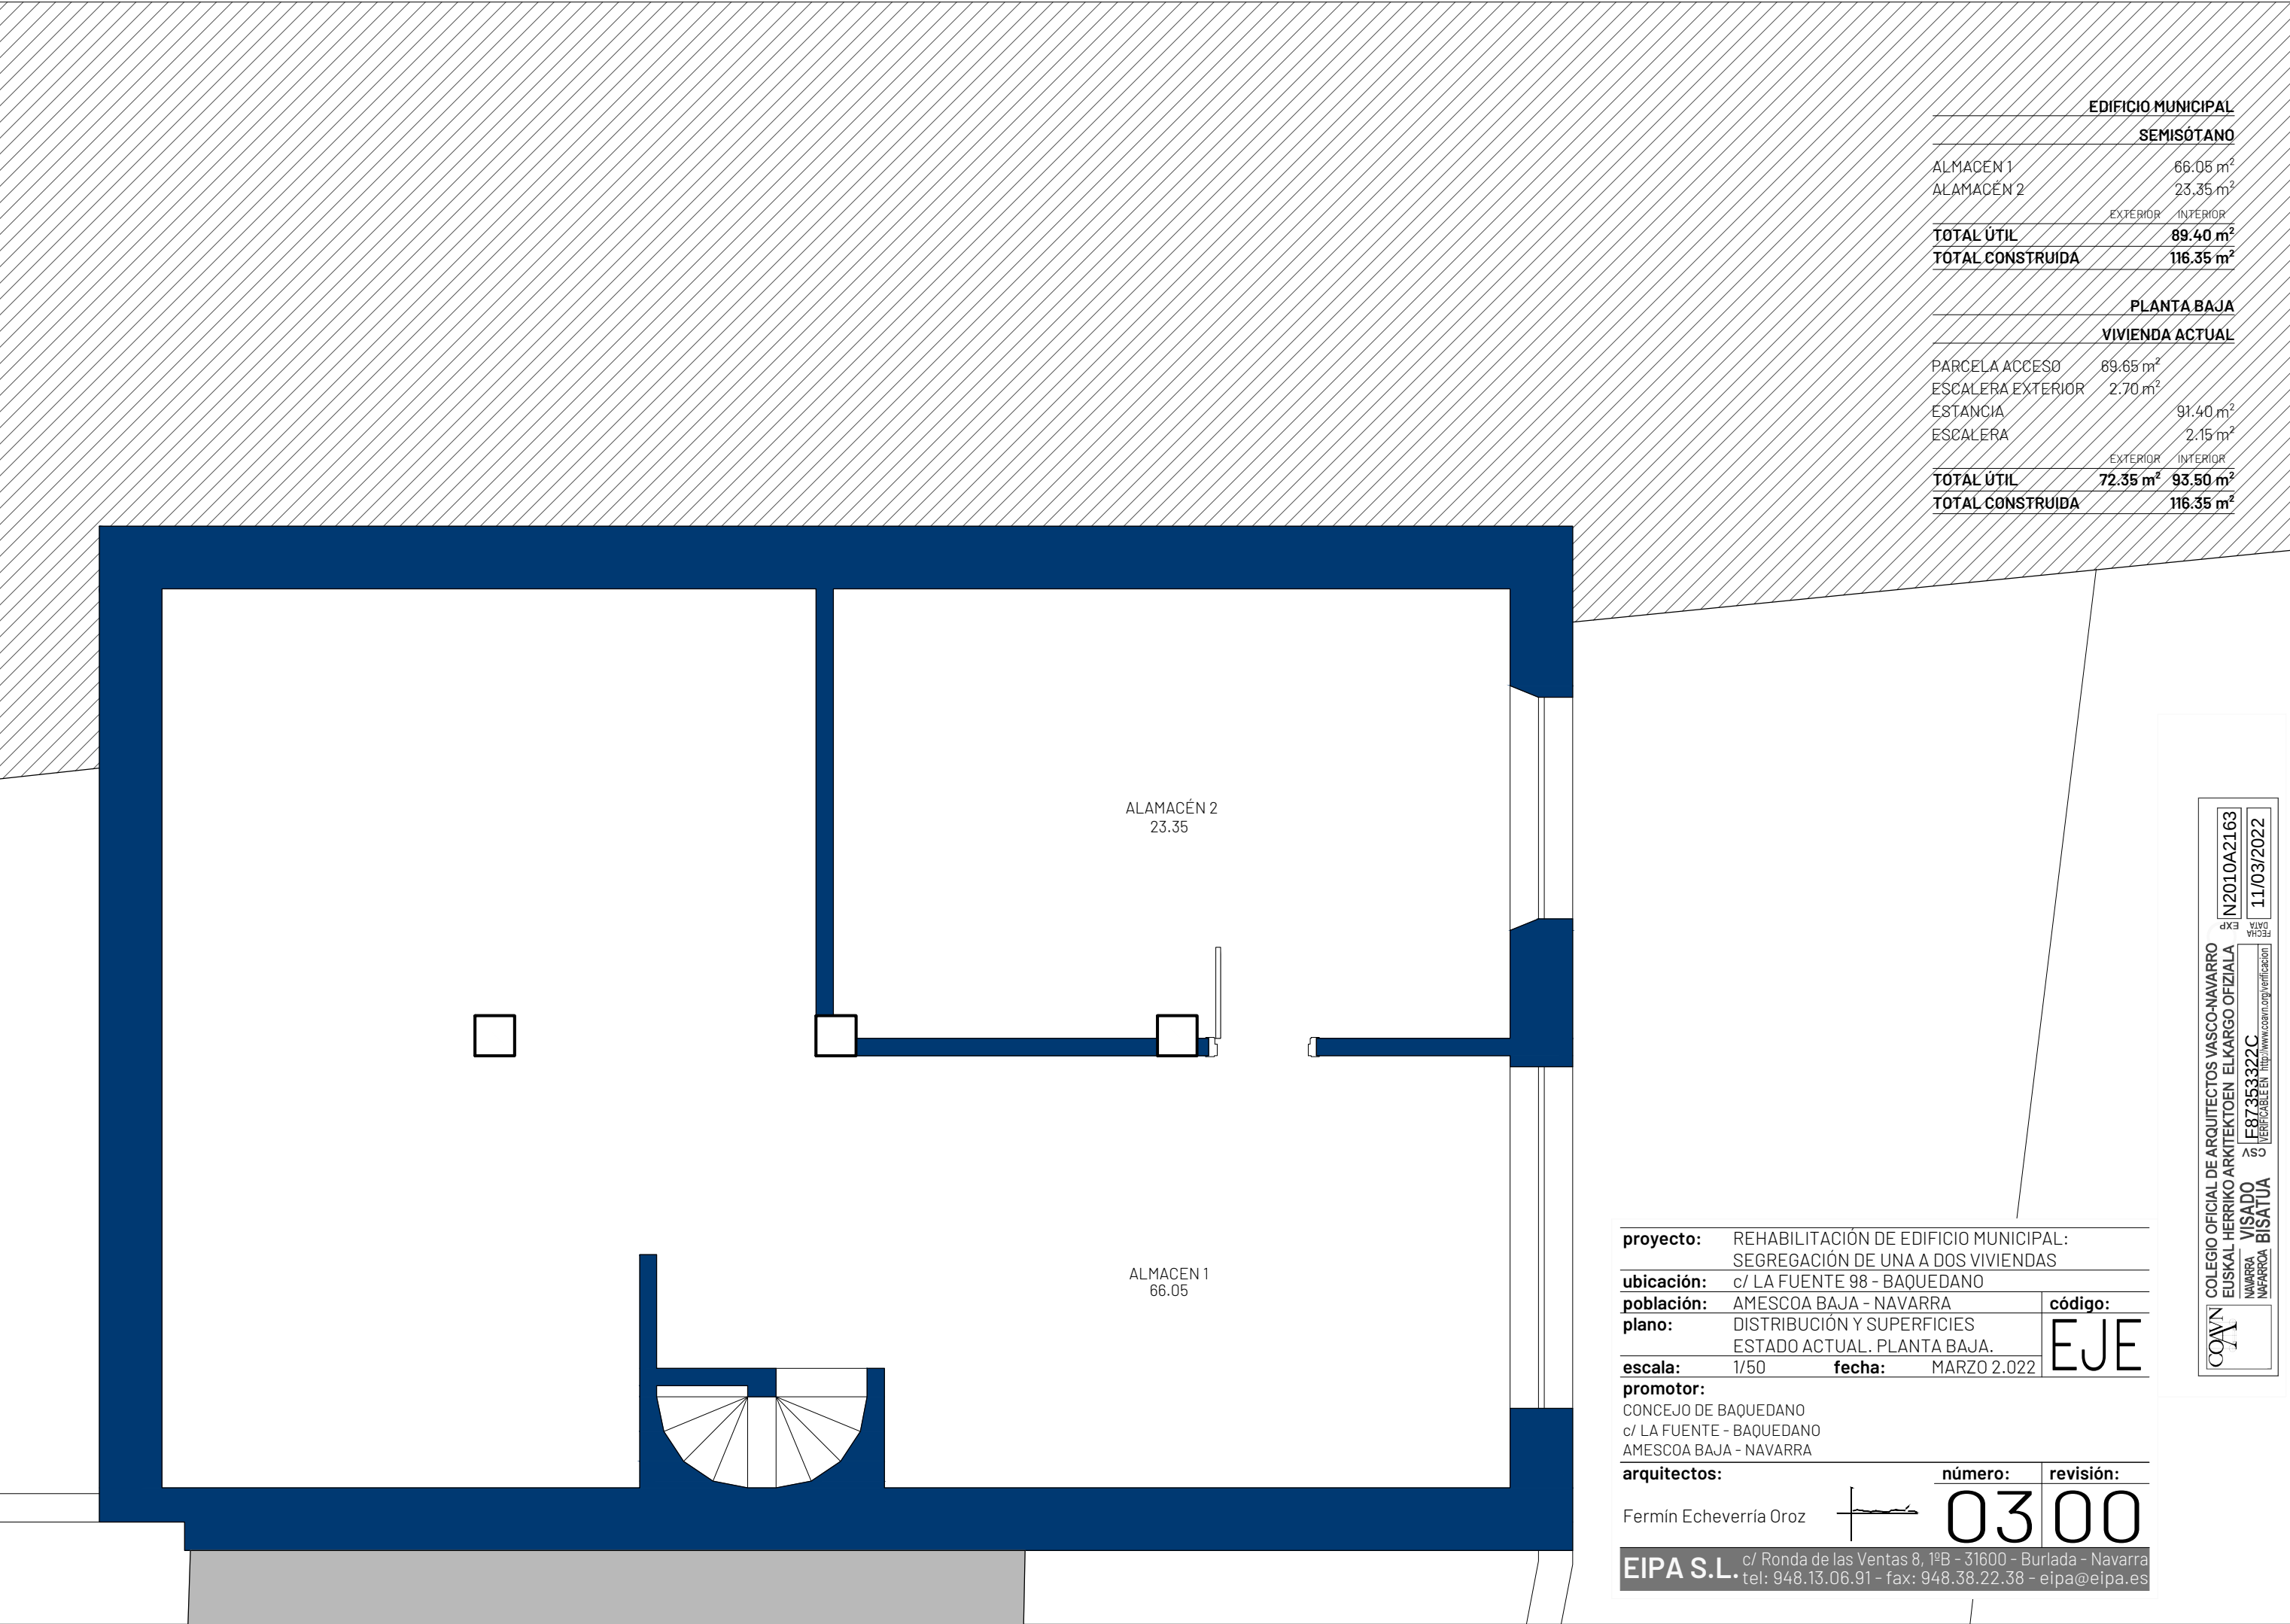

EDIFICIO MUNICIPAL			
SEMISÓTANO			
ALMACÉN 1	66.05 m²		
ALMACÉN 2	23.35 m²		
	EXTERIOR	INTERIOR	
TOTAL ÚTIL	89.40 m²		
TOTAL CONSTRUIDA	116.35 m²		

PLANTA BAJA			
VIVIENDA ACTUAL			
PARCELA ACCESO	69.65 m²		
ESCALERA EXTERIOR	2.70 m²		
ESTANCIA		91.40 m²	
ESCALERA		2.15 m²	
	EXTERIOR	INTERIOR	
TOTAL ÚTIL	72.35 m²	93.50 m²	
TOTAL CONSTRUIDA	116.35 m²		

proyecto:	REHABILITACIÓN DE EDIFICIO MUNICIPAL: SEGREGACIÓN DE UNA A DOS VIVIENDAS		
ubicación:	c/ LA FUENTE 98 - BAQUEDANO		
población:	AMESCOA BAJA - NAVARRA	código:	EJE
plano:	DISTRIBUCIÓN Y SUPERFICIES ESTADO ACTUAL. PLANTA BAJA.		
escala:	1/50	fecha:	

promotor:
CONCEJO DE BAQUEDANO
c/ LA FUENTE - BAQUEDANO
AMESCOA BAJA - NAVARRA

arquitectos:	número:	revisión:
--------------	---------	-----------

Fermin Echeverría Oroz

0300

EIPA S.L. • c/ Ronda de las Ventas 8, 1ºB - 31600 - Burlada - Navarra
tel: 948.13.06.91 • fax: 948.38.22.38 - eipa@eipa.es

COAVN

COLEGIO OFICIAL DE ARQUITECTOS VASCO-NAVARRO
EUSKAL HERRIKO ARKITEKTOEN ELKARGO OFIZIALA
NAVARRA VISADO
NAVARRA BISATUA

VERIFICABLE EN

http://www.coavn.org/verificabon


ASO

E87353322C

FECHA EXP

N2010A2163

11/03/2022

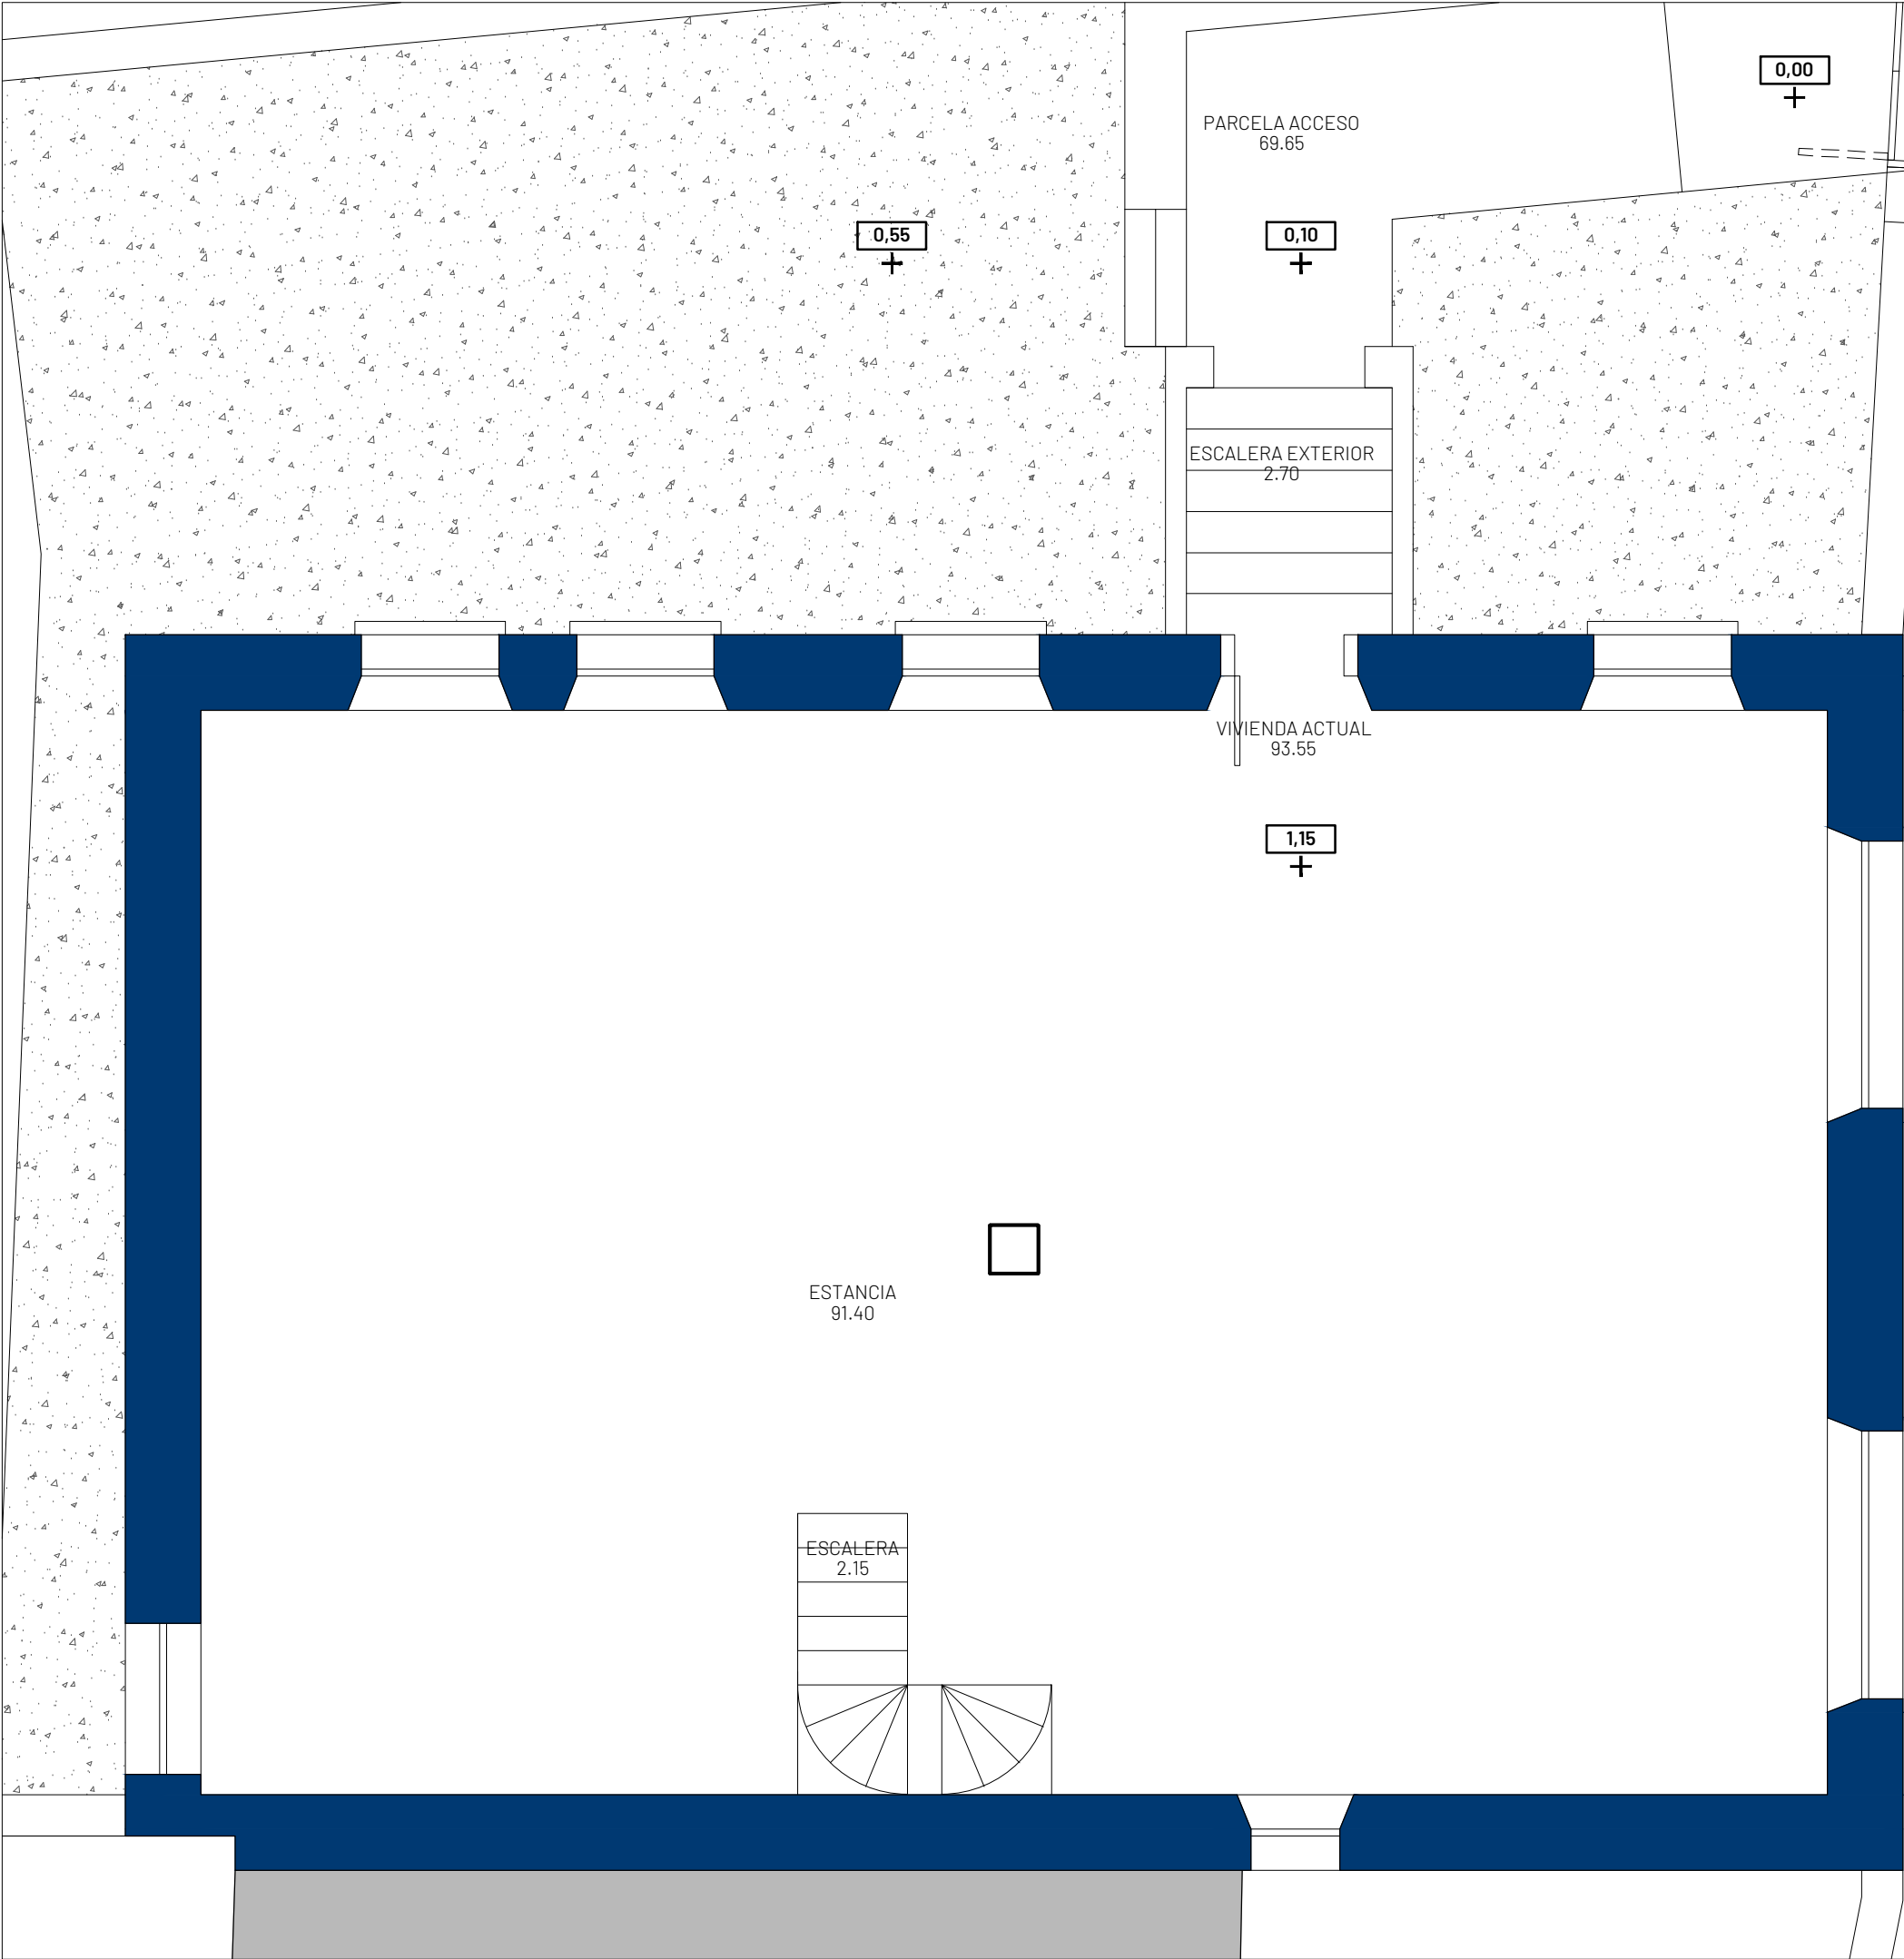

EDIFICIO MUNICIPAL	
SEMISÓTANO	
ALMACEN 1	66.05 m²
ALAMACÉN 2	23.35 m²
EXTERIOR INTERIOR	
TOTAL ÚTIL	89.40 m²
TOTAL CONSTRUIDA	116.35 m²

PLANTA BAJA	
VIVIENDA ACTUAL	
PARCELA ACCESO	69.65 m²
ESCALERA EXTERIOR	2.70 m²
ESTANCIA	91.40 m²
ESCALERA	2.15 m²
EXTERIOR INTERIOR	
TOTAL ÚTIL	72.35 m² 93.55 m²
TOTAL CONSTRUIDA	116.35 m²

proyecto:	REHABILITACIÓN DE EDIFICIO MUNICIPAL: SEGREGACIÓN DE UNA A DOS VIVIENDAS		
ubicación:	c/ LA FUENTE 98 - BAQUEDANO		
población:	AMESCOA BAJA - NAVARRA		código: EJE
plano:	DISTRIBUCIÓN Y SUPERFICIES ESTADO ACTUAL. PLANTA PRIMERA.		
escala:	1/50	fecha:	MARZO 2.022
promotor:	CONCEJO DE BAQUEDANO c/ LA FUENTE - BAQUEDANO AMESCOA BAJA - NAVARRA		

Fermin Echeverría Oroz



EIPA S.L.

c/ Ronda de las Ventas 8, 1ºB - 31600 - Burlada - Navarra
tel: 948.13.06.91 • fax: 948.38.22.38 - eipa@eipa.es

04

00

COAVN

COLEGIO OFICIAL DE ARQUITECTOS VASCO-NAVARRO
EUSKAL HERRIKO ARKITEKTOEN ELKARGO OFIZIALA
NAVARRA VISADO
NAVARRA BISATUA

N2010A2163


11/03/2022

E87353322C


VERIFICABLE EN <http://www.coavn.org/verificacion>




SECCION 1. ALZADO FRONTAL

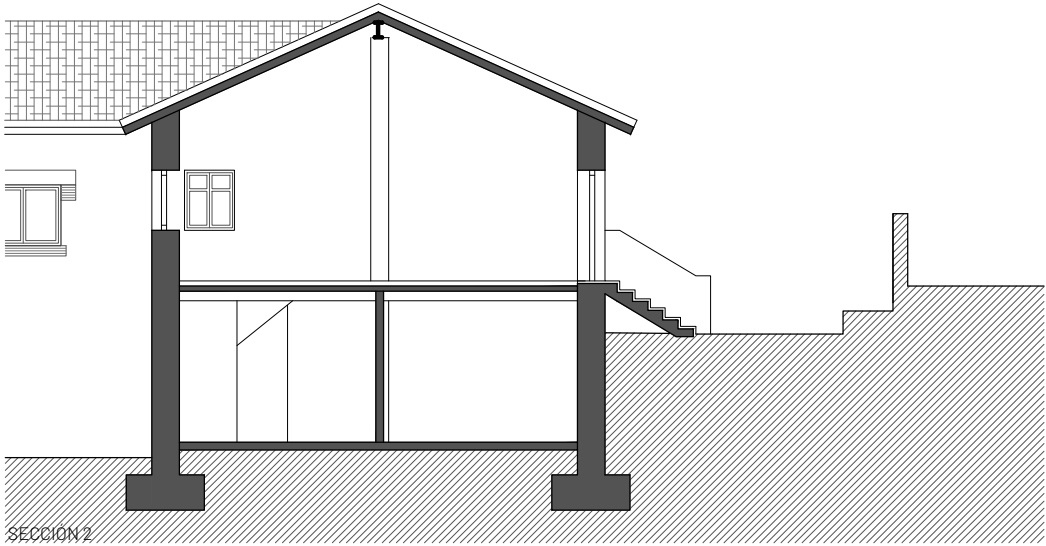


SECCION 2

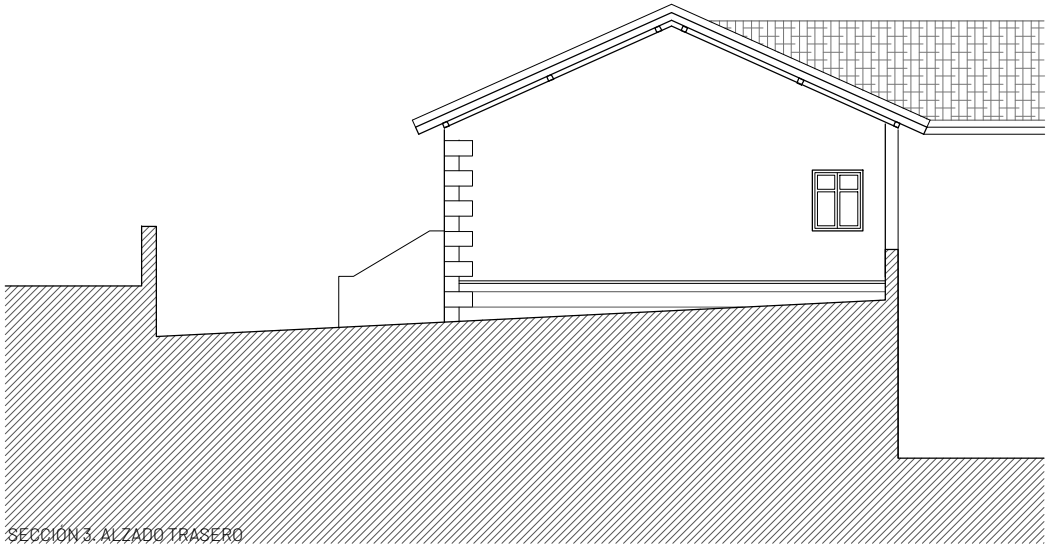


SECCION 3. ALZADO TRASERO

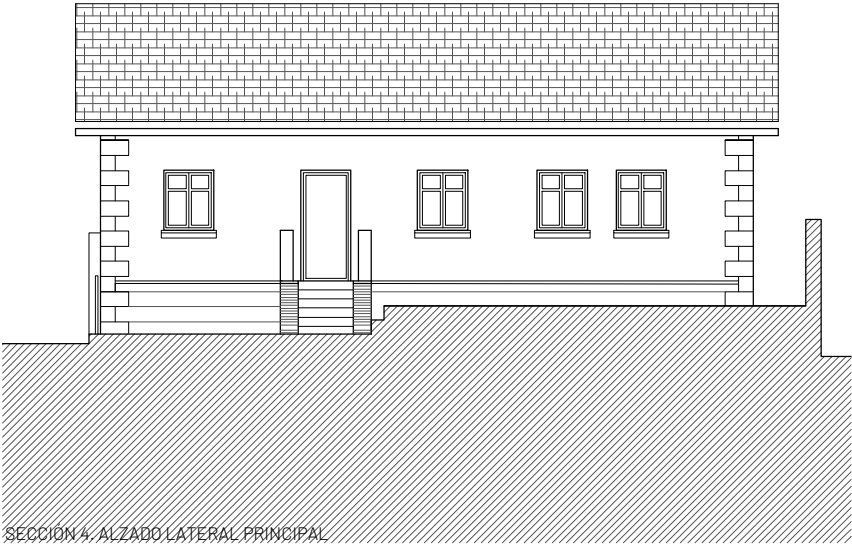

SECCION 4. ALZADO LATERAL PRINCIPAL

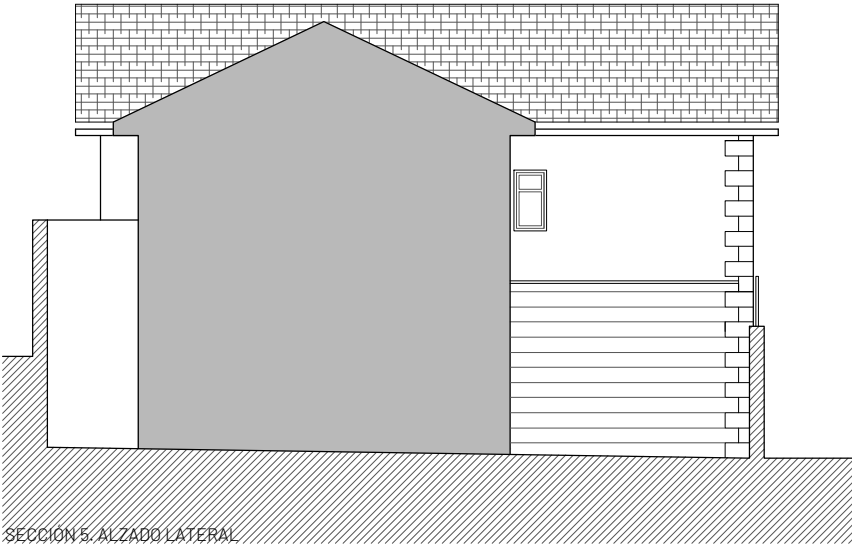

SECCION 5. ALZADO LATERAL

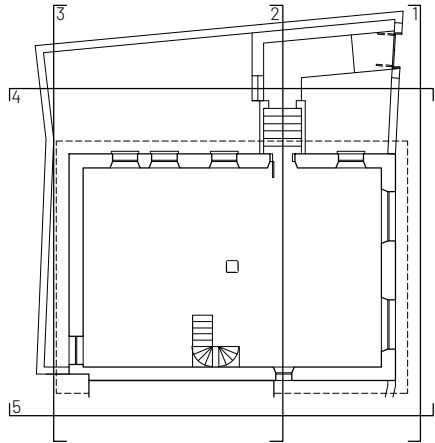


SECCION 6. PLANO

proyecto: REHABILITACIÓN DE EDIFICIO MUNICIPAL: SEGREGACIÓN DE UNA A DOS VIVIENDAS	
ubicación: c/ LA FUENTE 98 - BAQUEDANO	
población: AMESCOA BAJA - NAVARRA	código:
plano: ALZADOS Y SECCIONES ESTADO ACTUAL	EJE
escala: 1/150 fecha: MARZO 2.022	
promotor: CONCEJO DE BAQUEDANO c/ LA FUENTE - BAQUEDANO AMESCOA BAJA - NAVARRA	

arquitectos: Fermin Echeverría Oroz	número: 05	revisión: 00
--	-------------------	---------------------

EIPA S.L. • c/ Ronda de las Ventas 8, 1ºB - 31600 - Burlada - Navarra
tel: 948.13.06.91 • fax: 948.38.22.38 • eipa@eipa.es

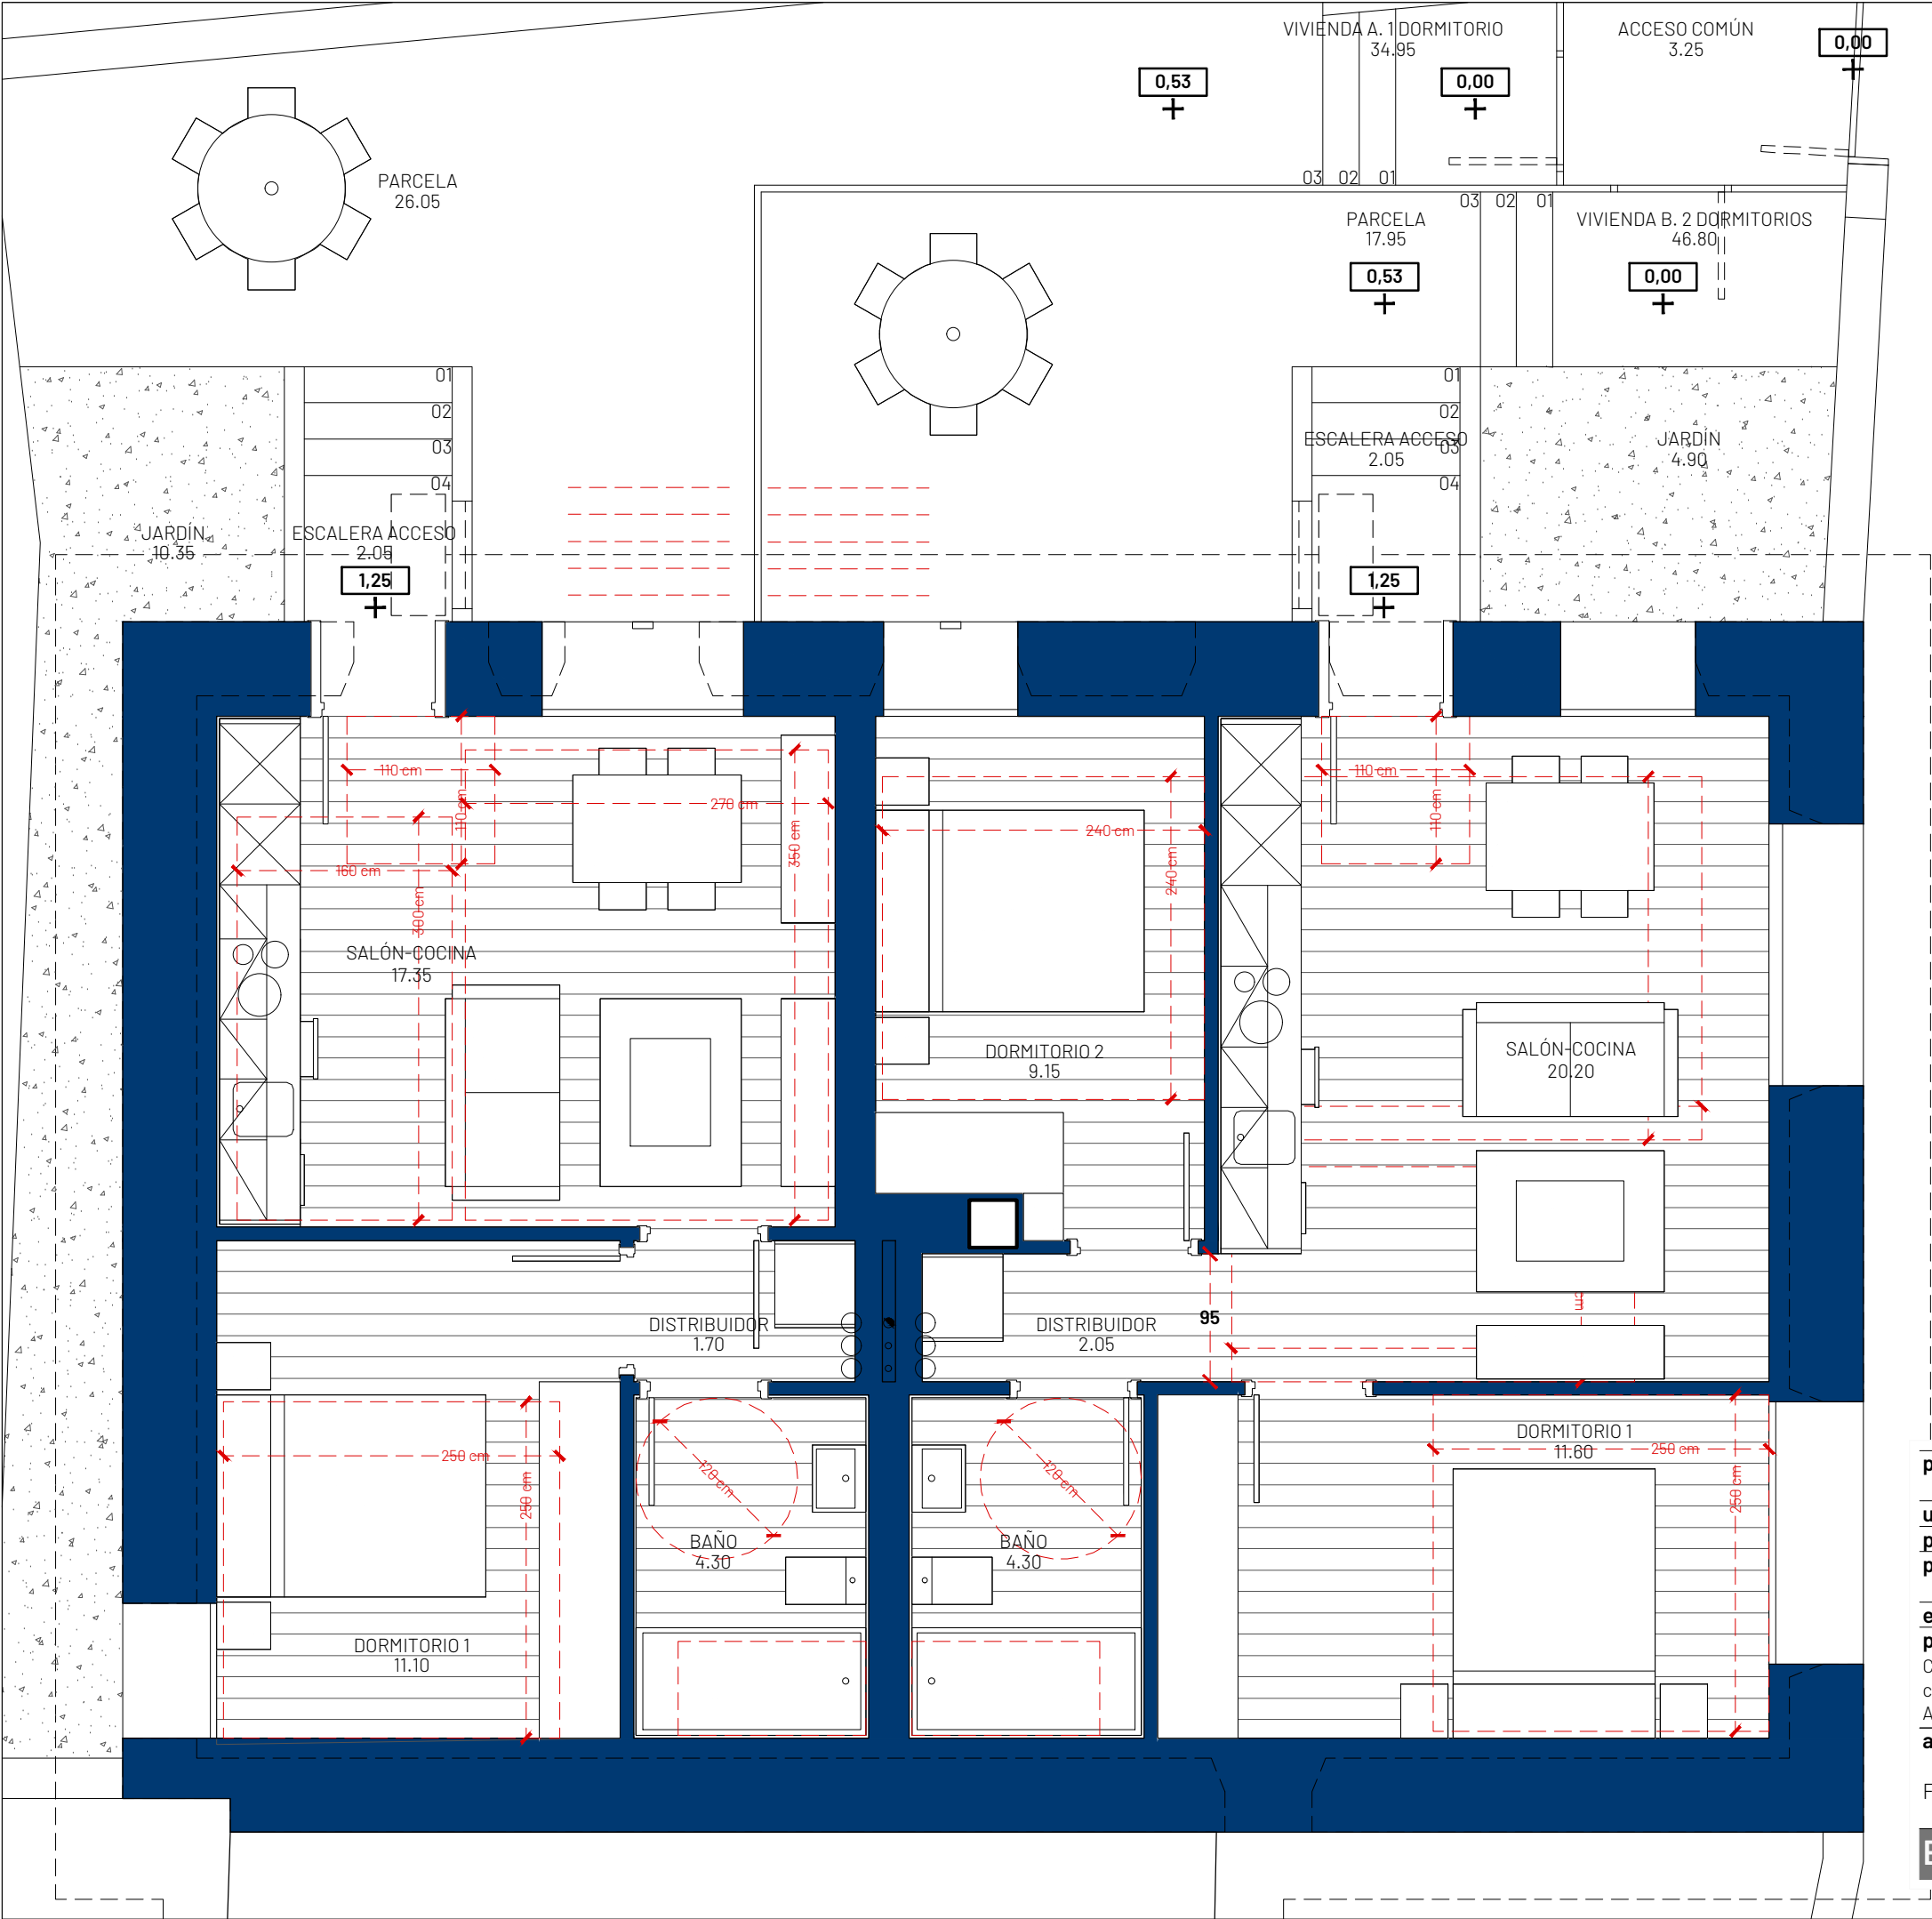

PLANTA BAJA	
ZONA COMÚN	
ACCESO COMÚN	3.25 m ²
EXTERIOR	
TOTAL ÚTIL	3.25 m ²
TOTAL CONSTRUIDA	

PLANTA BAJA	
VIVIENDA A. 1 DORMITORIO	
PARCELA	26.05 m ²
JARDÍN	10.35 m ²
ESCALERA ACCESO	2.05 m ²
SALÓN-COCINA	17.35 m ²
DISTRIBUIDOR	1.70 m ²
DORMITORIO 1	11.60 m ²
BAÑO	4.30 m ²
EXTERIOR VIVIENDA	
TOTAL ÚTIL	38.45 m ²
TOTAL CONSTRUIDA	48.75 m ²

PLANTA BAJA	
VIVIENDA B. 2 DORMITORIOS	
PARCELA	17.95 m ²
JARDÍN	4.90 m ²
ESCALERA ACCESO	2.05 m ²
SALÓN-COCINA	20.20 m ²
DISTRIBUIDOR	2.05 m ²
DORMITORIO 1	11.10 m ²
DORMITORIO 2	9.15 m ²
BAÑO	4.30 m ²
EXTERIOR VIVIENDA	
TOTAL ÚTIL	24.90 m ²
TOTAL CONSTRUIDA	65.75 m ²

proyecto:

ubicación:

población:

plano:

escala:

promotor:

arquitectos:

REHABILITACIÓN DE EDIFICIO MUNICIPAL:
SEGREGACIÓN DE UNA A DOS VIVIENDAS

c/ LA FUENTE 98 - BAQUEDANO

AMESCOA BAJA - NAVARRA

DISTRIBUCIÓN Y SUPERFICIES
PLANTA PRIMERA REFORMADA

1/50

CONCEJO DE BAQUEDANO
c/ LA FUENTE - BAQUEDANO
AMESCOA BAJA - NAVARRA

FERMIN ECHEVERRÍA OROZ

código:

0600

número:


revisión:

EIPA S.L.


c/ Ronda de las Ventas 8, 1ºB - 31600 - Burlada - Navarra
tel: 948.13.06.91 - fax: 948.38.22.38 - eipa@eipa.es



SECCION 1. ALZADO FRONTAL

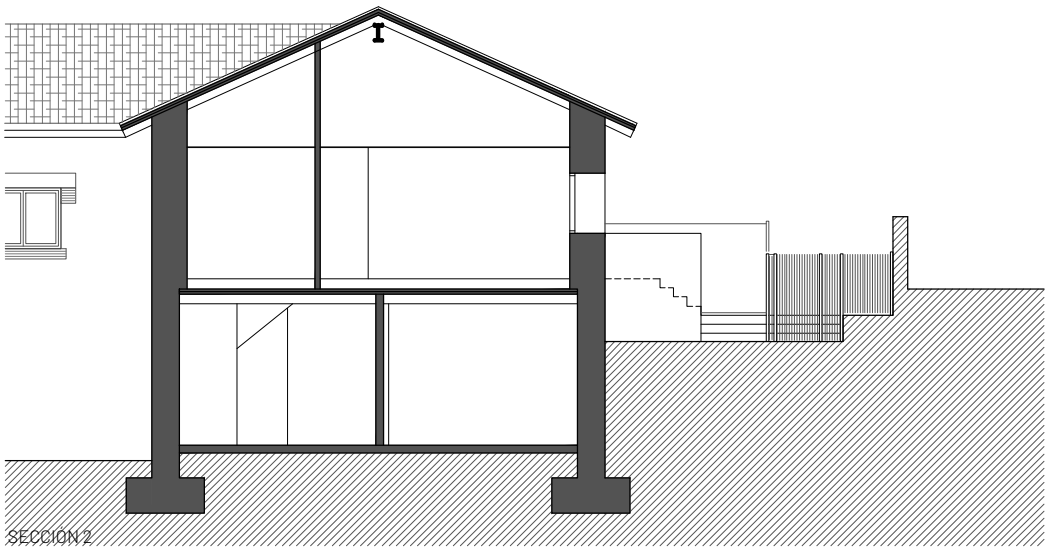


SECCION 2

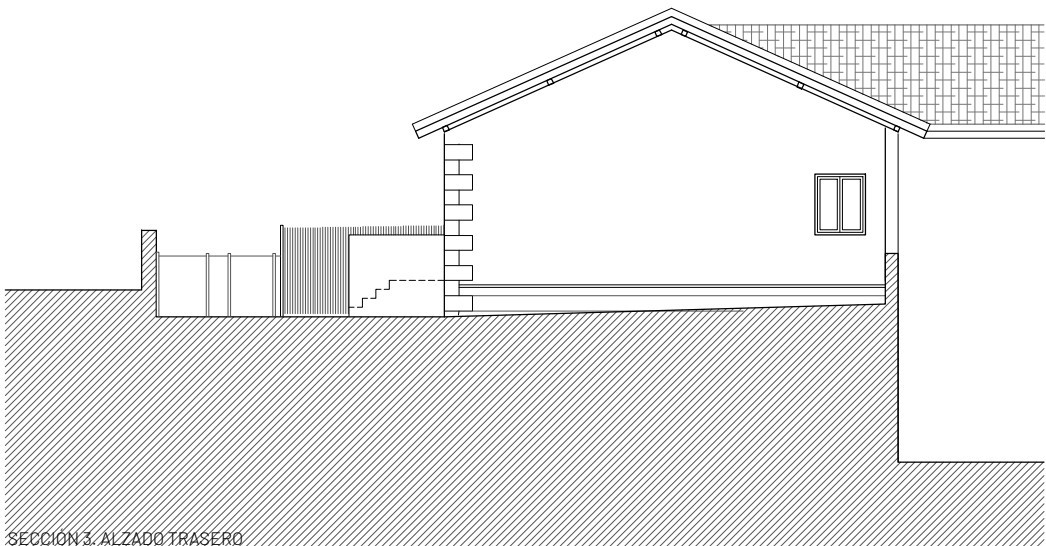


SECCION 3. ALZADO TRASERO



SECCION 4. ALZADO LATERAL PRINCIPAL

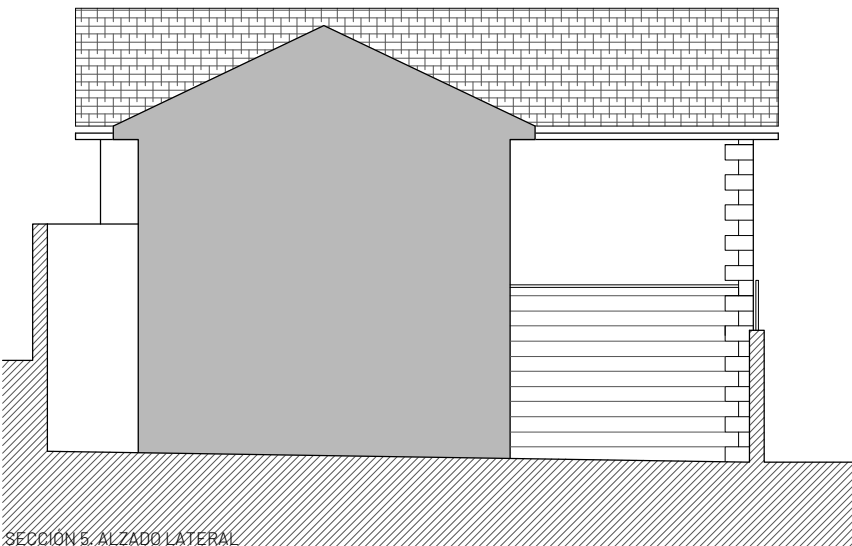


SECCION 5. ALZADO LATERAL

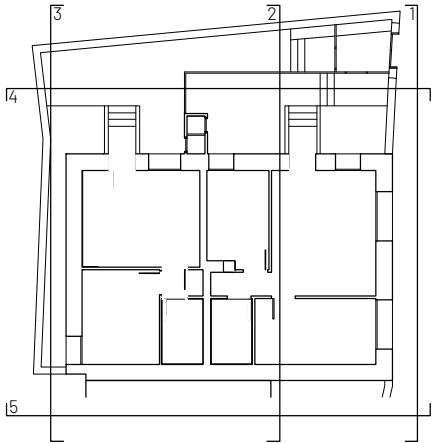

SECCION 6. PLANO


proyecto: REHABILITACIÓN DE EDIFICIO MUNICIPAL: SEGREGACIÓN DE UNA A DOS VIVIENDAS	
ubicación: c/ LA FUENTE 98 - BAQUEDANO	
población: AMESCOA BAJA - NAVARRA	código:
plano: ALZADOS Y SECCIONES ESTADO REFORMADO	EJE
escala: 1/150	fecha: MARZO 2.022
promotor: CONCEJO DE BAQUEDANO c/ LA FUENTE - BAQUEDANO AMESCOA BAJA - NAVARRA	
arquitectos: Fermin Echeverría Oroz	número: 0700
revisión:	
EIPA S.L. c/ Ronda de las Ventas 8, 1ºB - 31600 - Burlada - Navarra tel: 948.13.06.91 - fax: 948.38.22.38 - eipa@eipa.es	

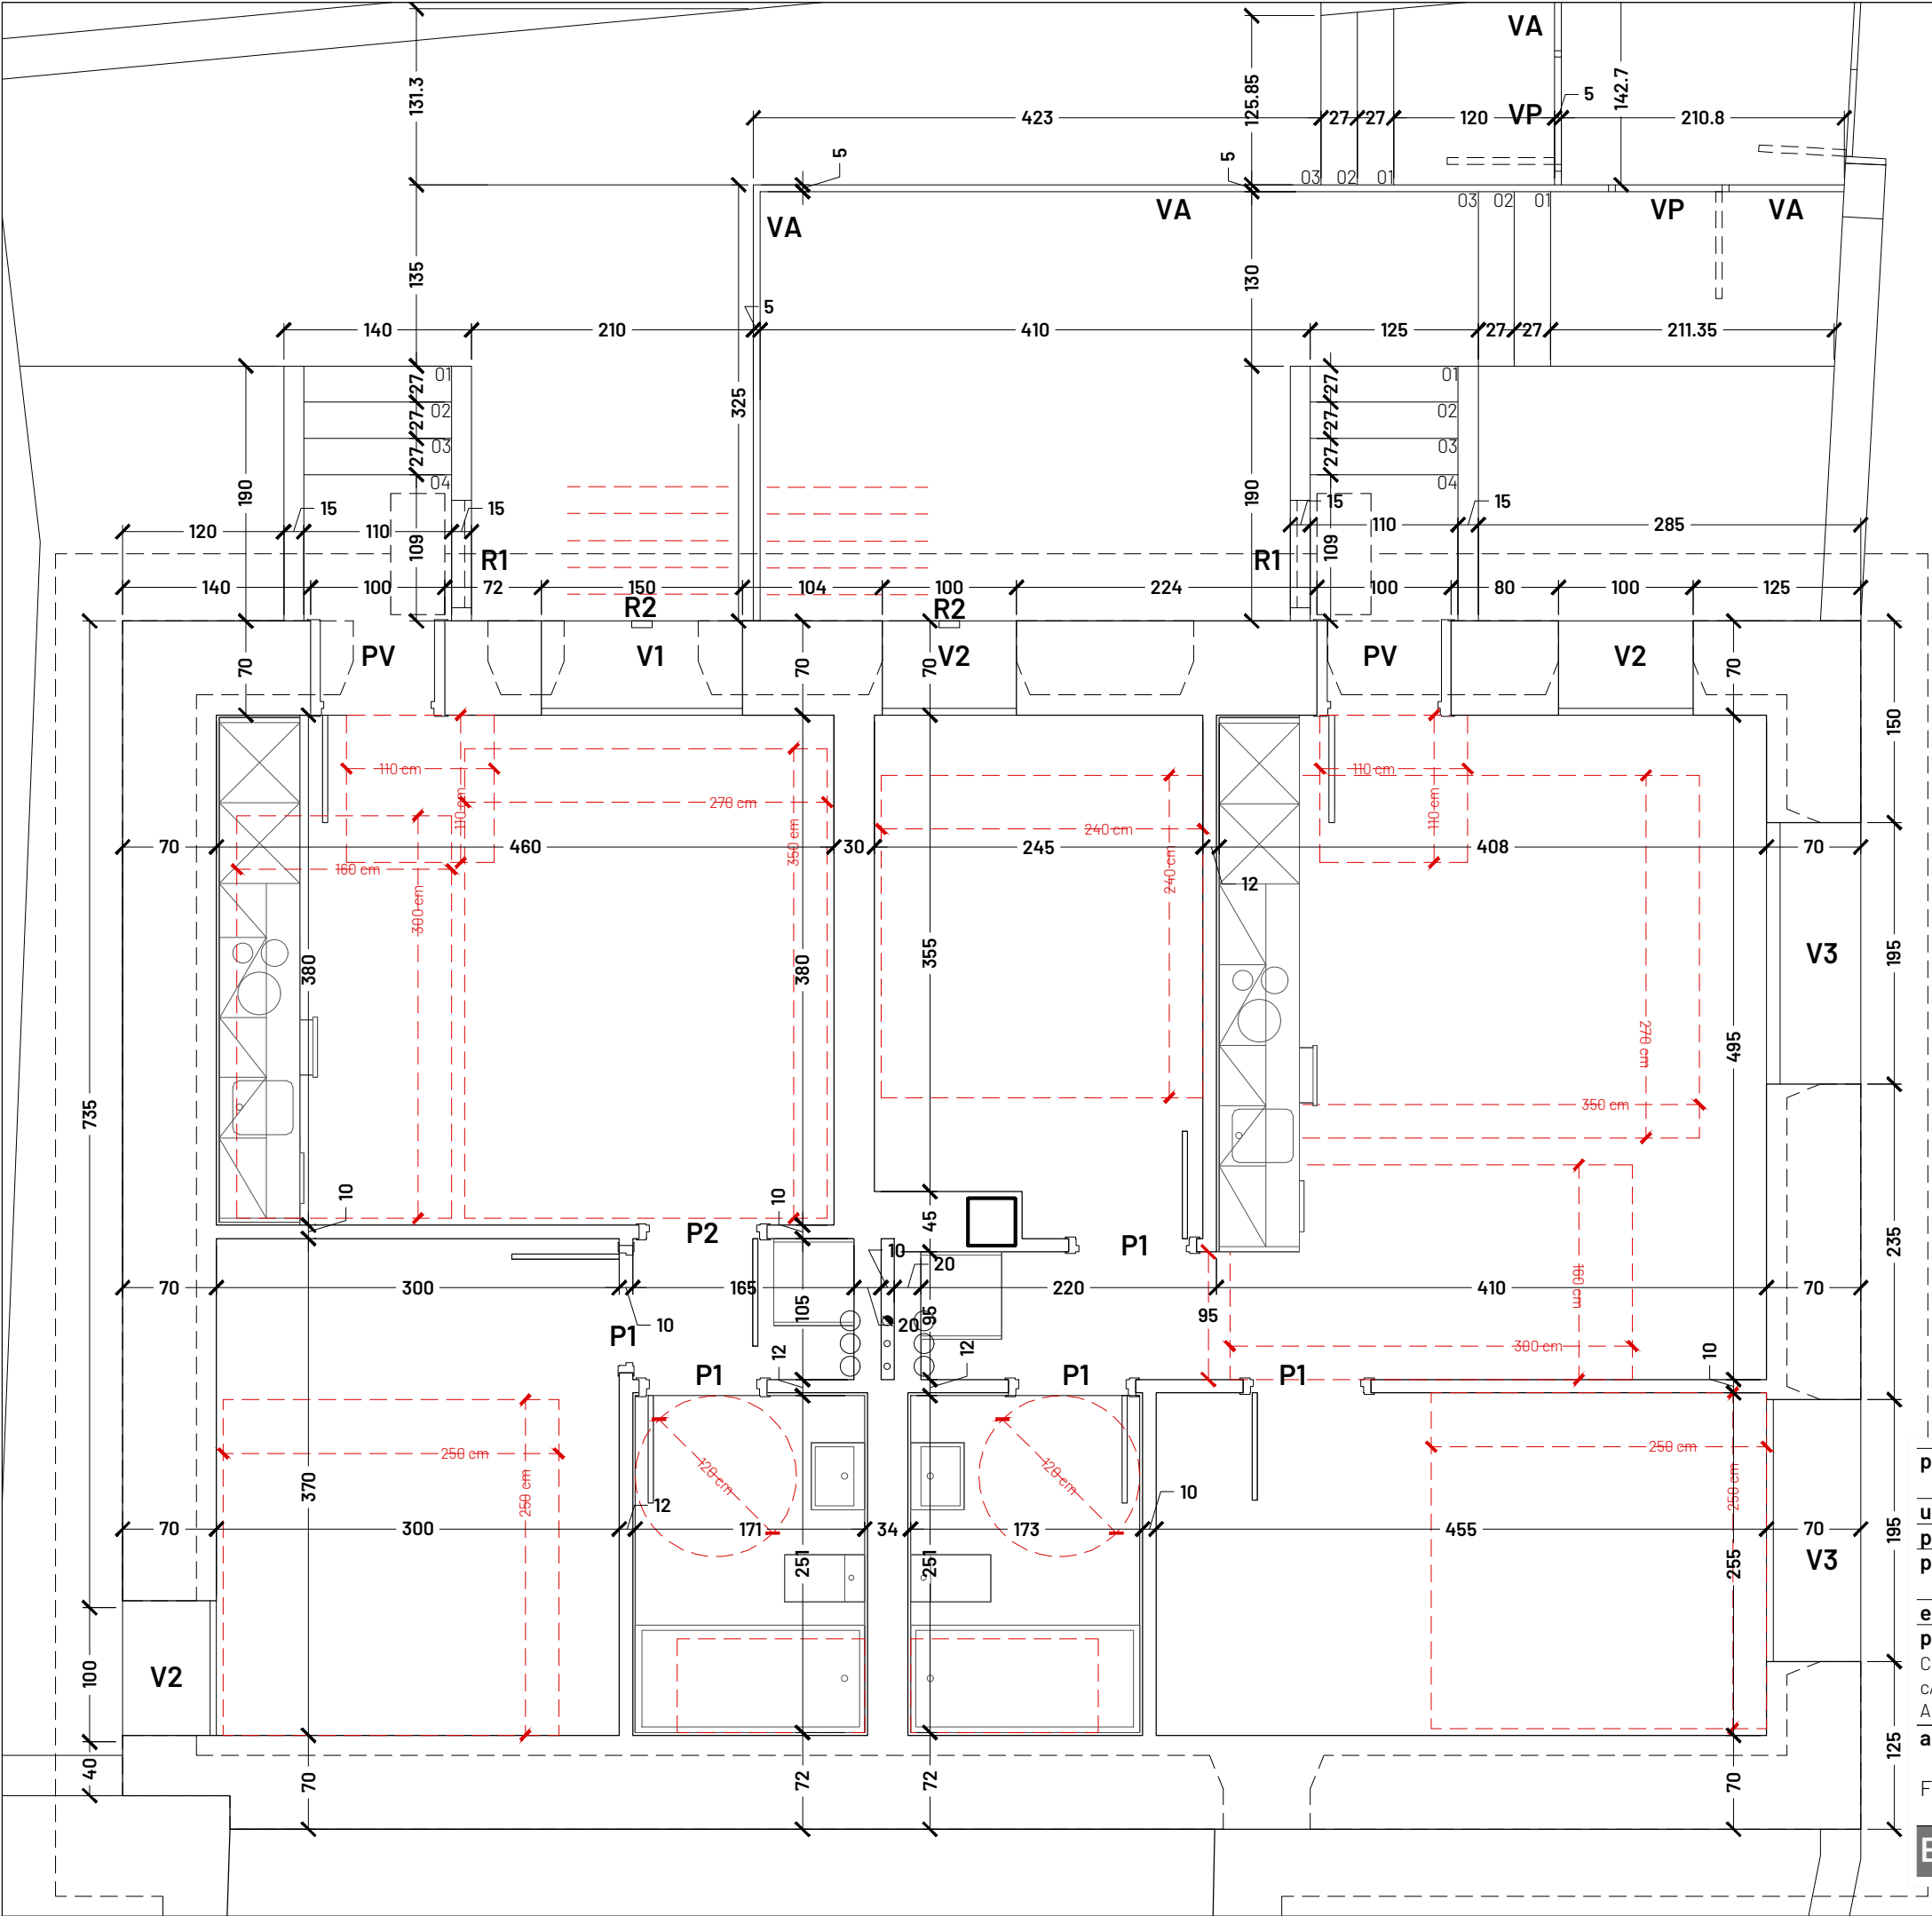


proyecto: REHABILITACIÓN DE EDIFICIO MUNICIPAL: SEGREGACIÓN DE UNA A DOS VIVIENDAS	
ubicación: c/ LA FUENTE 98 - BAQUEDANO	
población: AMESCOA BAJA - NAVARRA	código:
plano: COTAS Y REFERENCIA CARPINTERÍAS PLANTA PRIMERA REFORMADA	
escala: 1/50	fecha: MARZO 2.022
promotor: CONCEJO DE BAQUEDANO c/ LA FUENTE - BAQUEDANO AMESCOA BAJA - NAVARRA	
arquitectos: Fermin Echeverría Oroz	número: 0800
revisión:	

EIPA S.L.

c/ Ronda de las Ventas 8, 1ºB - 31600 - Burlada - Navarra
tel: 948.13.06.91 - fax: 948.38.22.38 - eipa@eipa.es

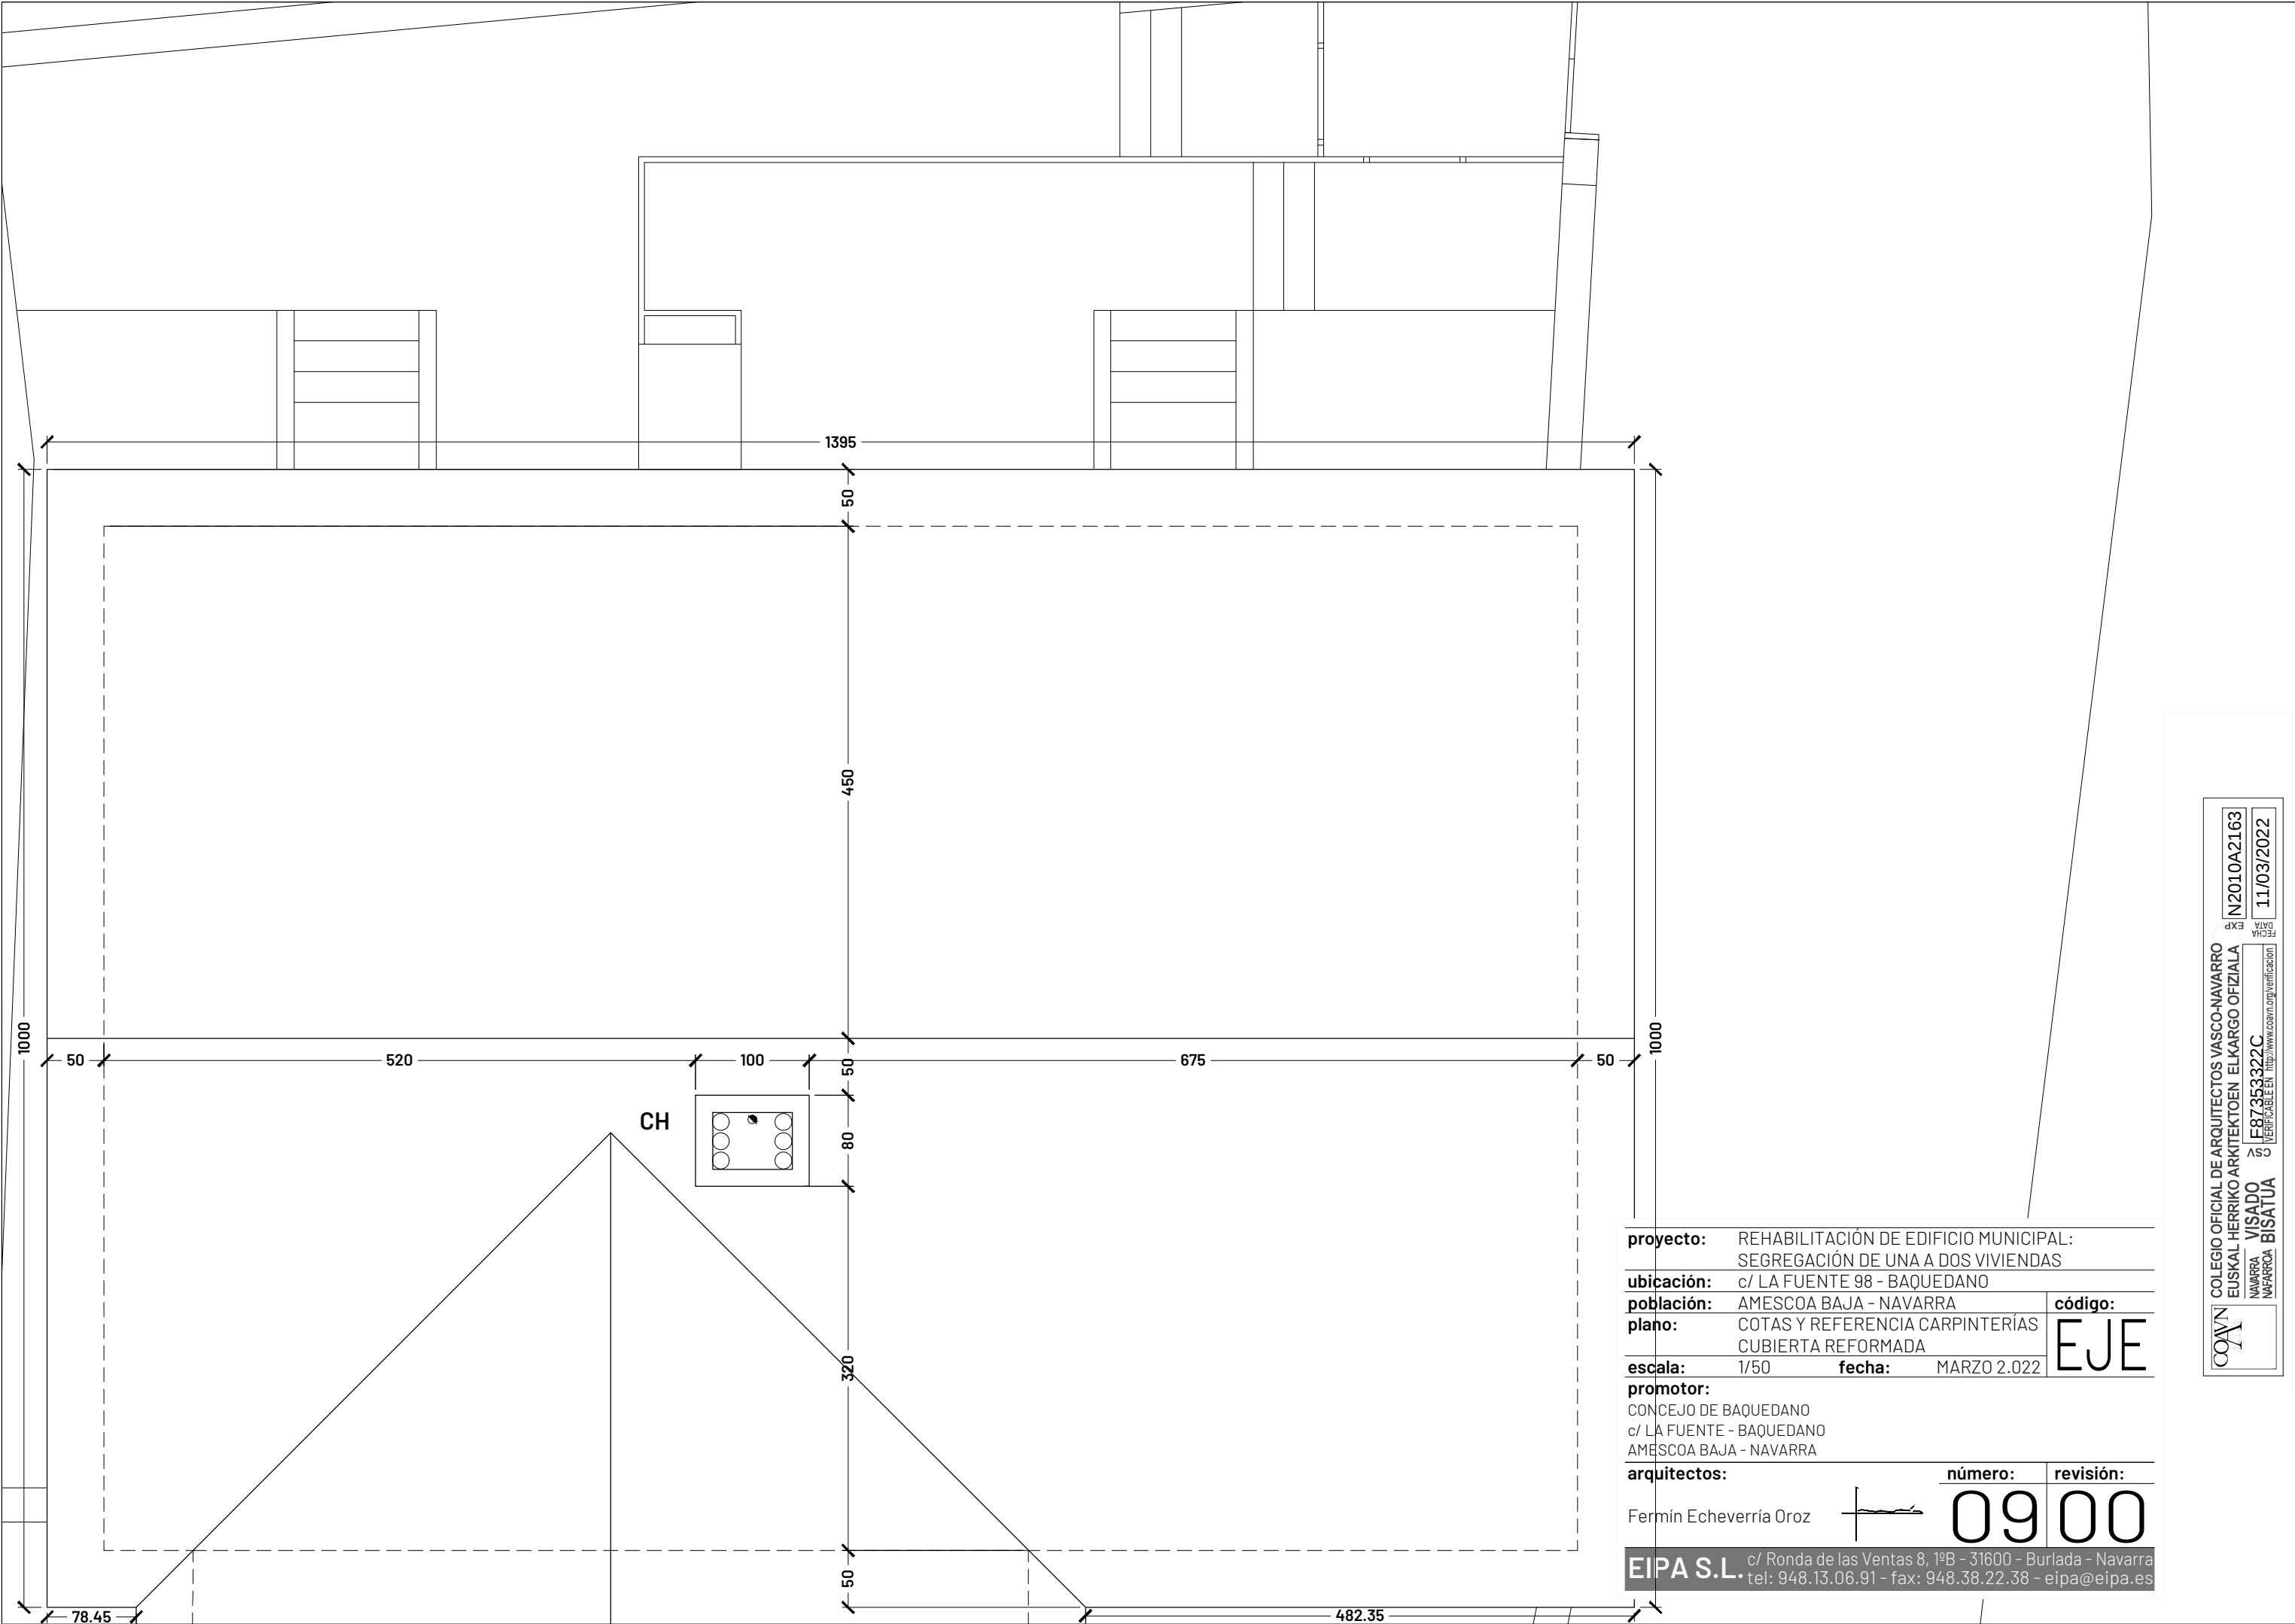

proyecto: REHABILITACIÓN DE EDIFICIO MUNICIPAL: SEGREGACIÓN DE UNA A DOS VIVIENDAS					
ubicación: c/ LA FUENTE 98 - BAQUEDANO					
población: AMESCOA BAJA - NAVARRA	código:				
plano: COTAS Y REFERENCIA CARPINTERÍAS CUBIERTA REFORMADA					
escala: 1/50	fecha: MARZO 2.022				
promotor: CONCEJO DE BAQUEDANO c/ LA FUENTE - BAQUEDANO AMESCOA BAJA - NAVARRA					
arquitectos: Fermin Echeverría Oroz	<table><tr><td>número:</td><td>revisión:</td></tr><tr><td>09</td><td>00</td></tr></table>	número:	revisión:	09	00
número:	revisión:				
09	00				
EIPA S.L. c/ Ronda de las Ventas 8, 1ºB - 31600 - Burlada - Navarra tel: 948.13.06.91 - fax: 948.38.22.38 - eipa@eipa.es					

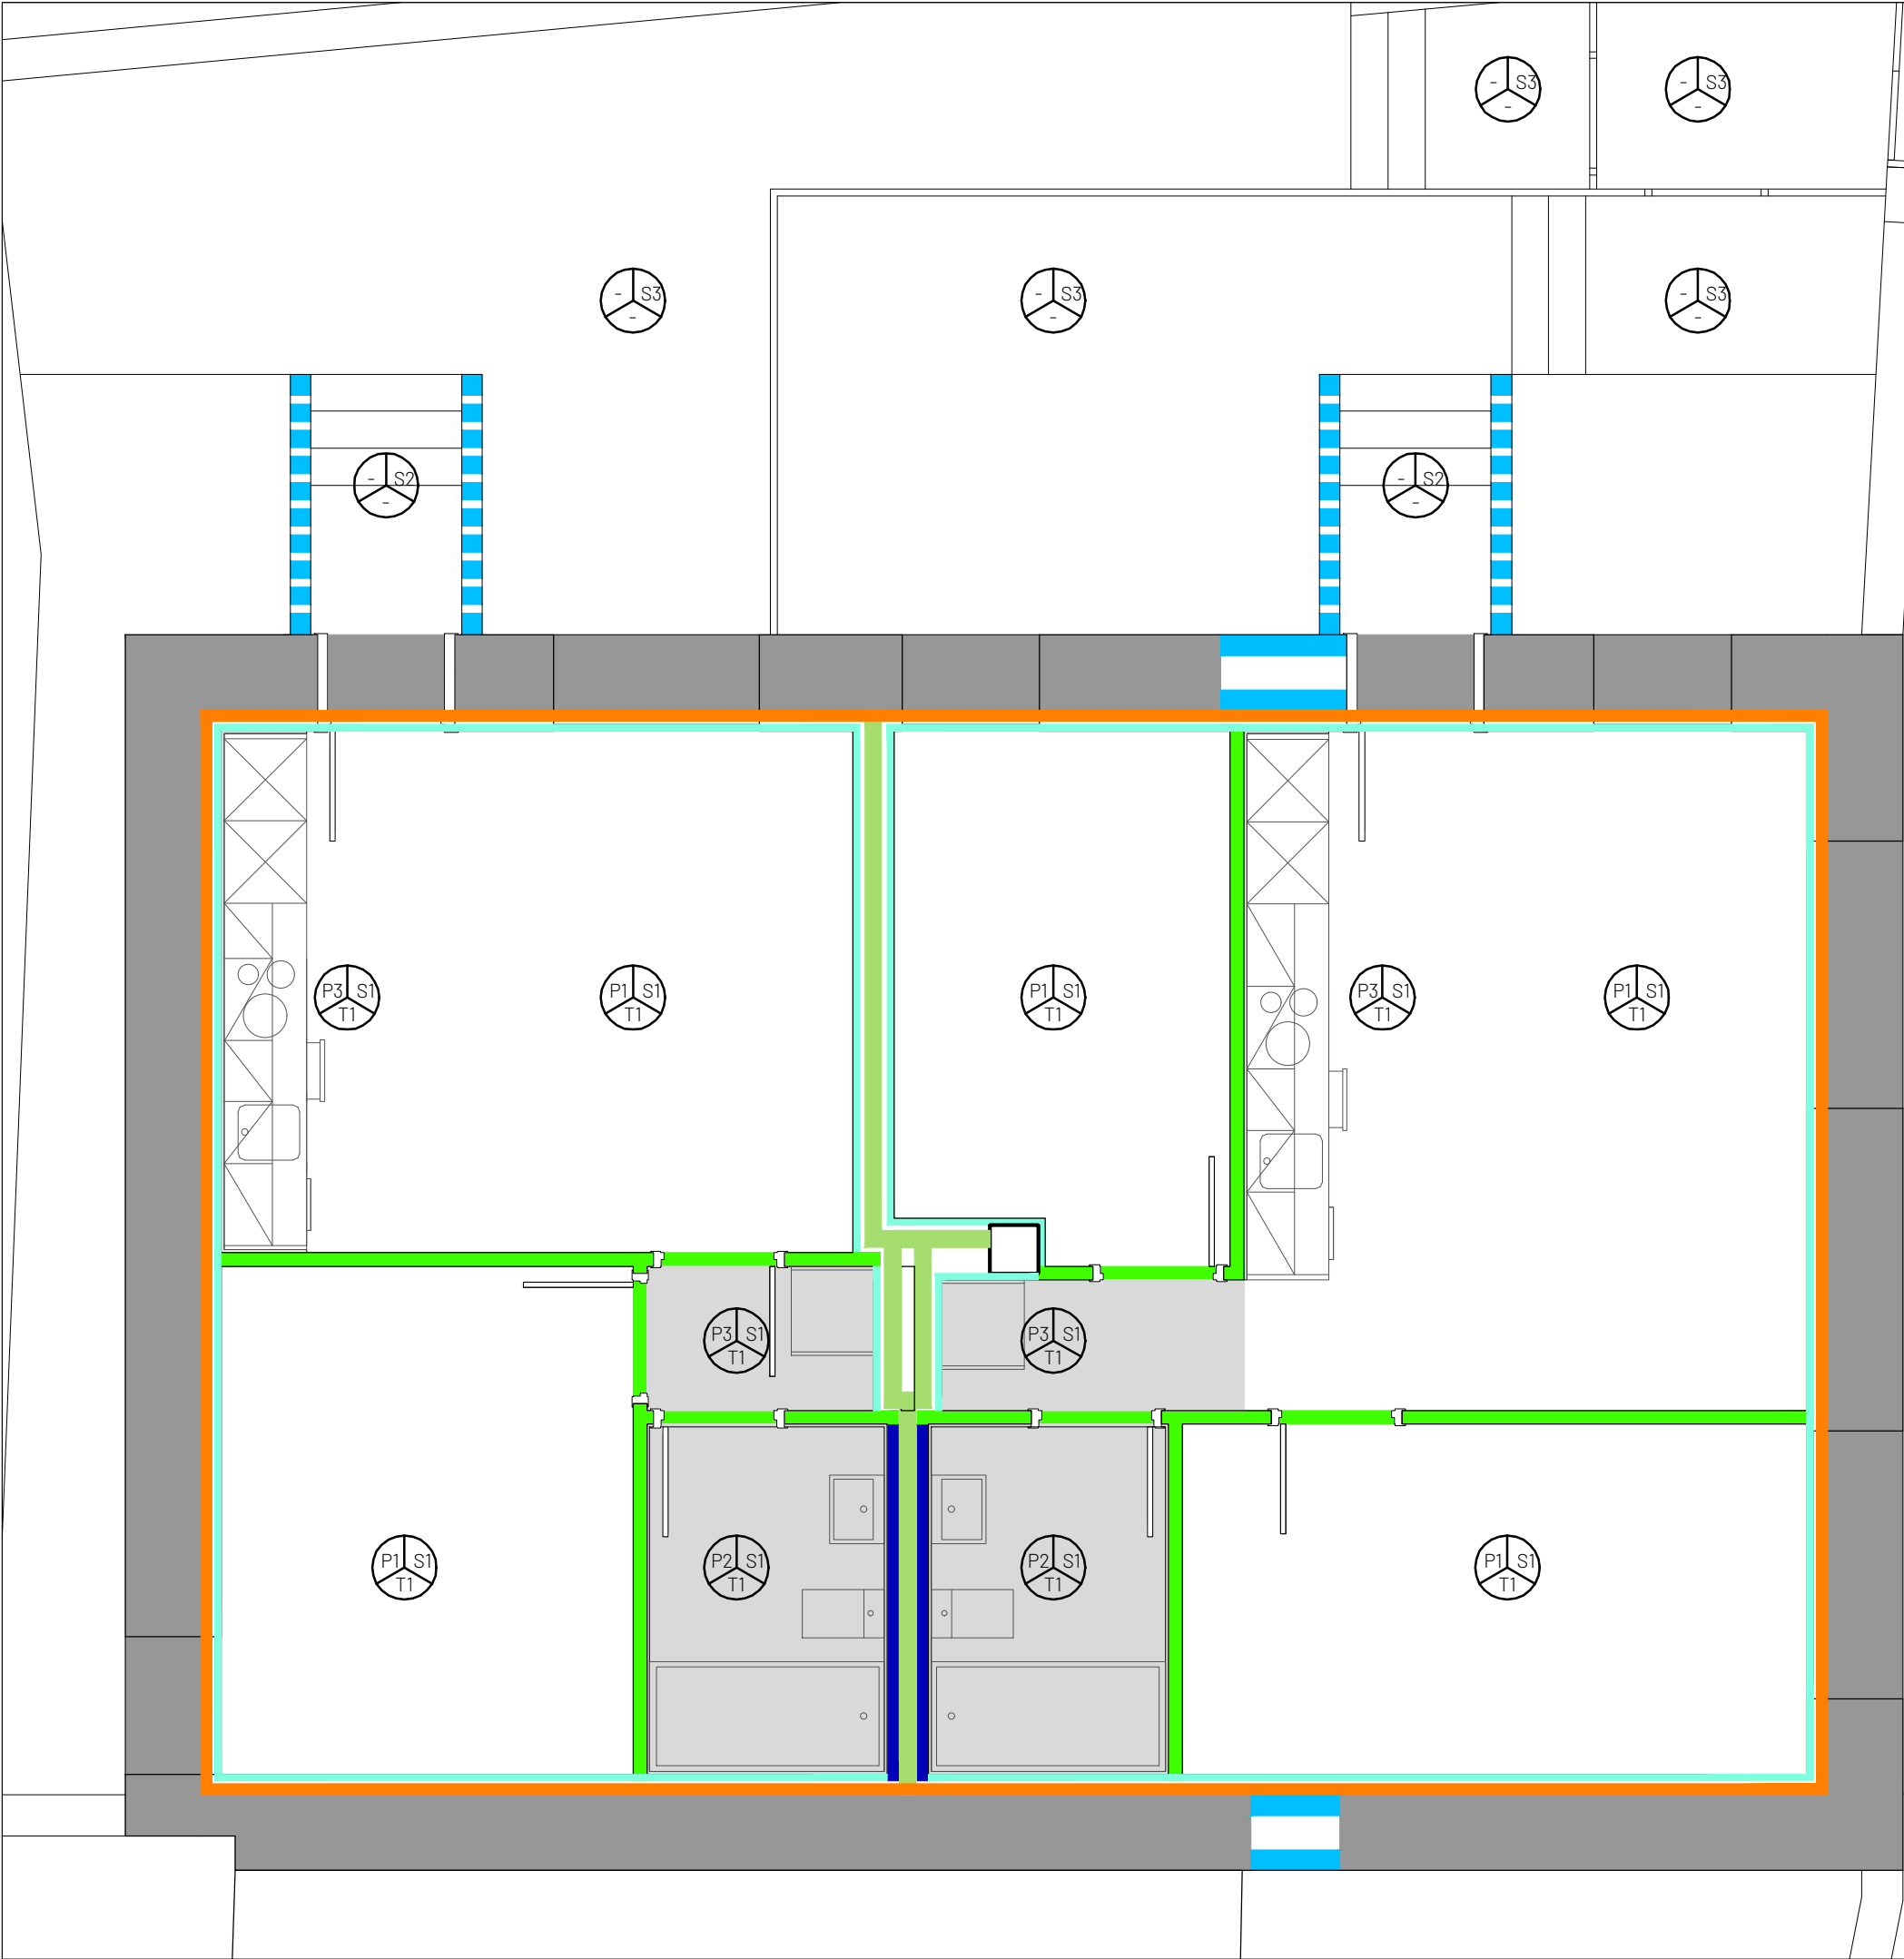

LEYENDA ALBAÑILERÍA

- MURO DE PIEDRA EXISTENTE
- 1/2 ASTA LADRILLO PERFORADO
- 1/2 ASTA LADRILLO MACIZO ACÚSTICO
- PANEL LANA MINERAL 80 mm
- PERFIL METÁLICO 70 mm + LANA ROCA 60 mm + PLACA CARTÓN-YESO UNA CARA
- PERFIL METÁLICO 46 mm + LANA ROCA 50 mm + PLACA CARTÓN-YESO UNA CARA
- PERFIL METÁLICO 70 mm + LANA ROCA 60 mm + PLACA CARTÓN-YESO AMBAS CARAS
- REVESTIMIENTO DE MORTERO EN FACHADA
RASEO MORTERO EN ZONAS OCULTAS
- FALSO TECHO CARTÓN-YESO
En todo el interior de vivienda h=2,60m
Se reflejan zonas de altura inferior h=2,40m

LEYENDA ACABADOS SUELOS

- S1 GRES CERÁMICO IMITACIÓN MADERA
- S2 GRES CERÁMICO IMITACIÓN MADERA ANTIDESLIZANTE Y ANTIHELADIZO
- S3 SOLERA DE HORMIGÓN IMPRESO

LEYENDA ACABADOS PAREDES

- P1 PINTURA PLÁSTICA LISA
- P2 APLACADO DE GRES CERÁMICO
- P3 APLACADO DE GRES CERÁMICO ZONA DE MUEBLES

LEYENDA ACABADOS TECHOS

- T1 PINTURA PLÁSTICA LISA

LEYENDA AISLAMIENTOS

- AISLAMIENTO EN SUELO EN INTERIOR DE VIVIENDA:
PLACA XPS 80mm + PANELWAFT TERMOACUSTICO W-50 TAC + SOLERA DE MORTERO
- AISLAMIENTO EN TECHO EN INTERIOR DE VIVIENDA:
MANTA LANA MINERAL MW 200mm SOBRE FALSO TECHO DE CARTÓN YESO

proyecto:

REHABILITACIÓN DE EDIFICIO MUNICIPAL:
SEGREGACIÓN DE UNA A DOS VIVIENDAS

ubicación:

c/ LA FUENTE 98 - BAQUEDANO

población:

AMESCOA BAJA - NAVARRA

plano:

ALBANILERÍA Y ACABADOS
PLANTA PRIMERA REFORMADA

escala:

1/50

fecha:

MARZO 2.022

promotor:

CONCEJO DE BAQUEDANO
c/ LA FUENTE - BAQUEDANO
AMESCOA BAJA - NAVARRA

arquitectos:

Fermin Echeverría Oroz

número:

1000

revisión:

codigo:

EJE

EIPA S.L.

c/ Ronda de las Ventas 8, 1ºB - 31600 - Burlada - Navarra
tel: 948.13.06.91 - fax: 948.38.22.38 - eipa@eipa.es

COAVN

COLEGIO OFICIAL DE ARQUITECTOS VASCO-NAVARRA
EUSKAL HERRIKO ARKITEKTOEN ELKARGO OFIZIALA
NAVARRA VISADO
NAVARRA BISATUA

VERIFICABLE EN

http://www.coavn.org/verificacion


DATA

EXP

N2010A2163

11/03/2022

línea acabado superior

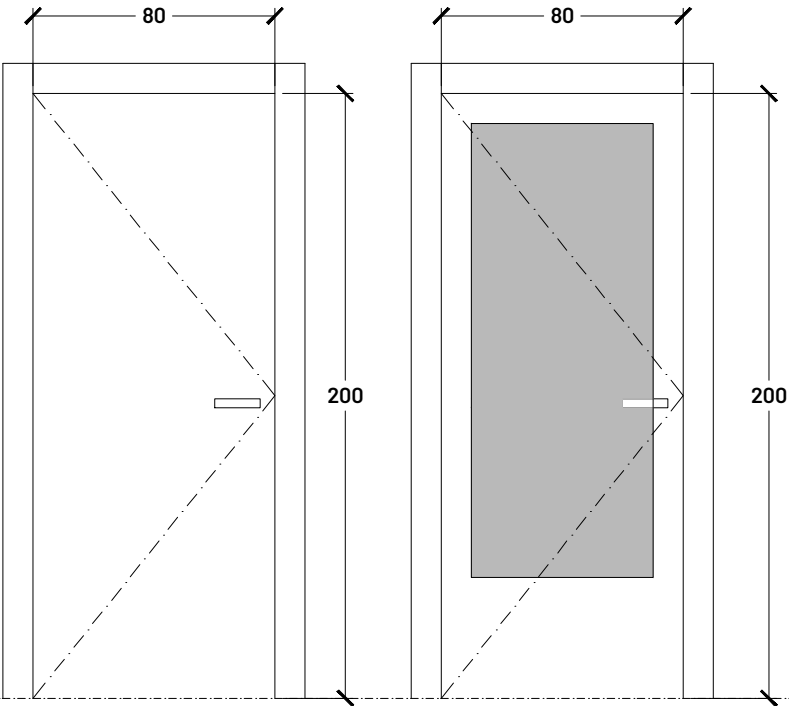

línea acabado inferior

CANTIDAD	5 UDS.	1 UDS.
TIPO Y LOCALIZACION	PUERTA DORMITORIOS Y BAÑOS	PUERTA DISTRIBUIDOR
MATERIAL	BLOCK-PORT LACADA EN BLANCO HOLGURA CONFORME CTE-HS3	BLOCK-PORT LACADA EN BLANCO HOLGURA CONFORME CTE-HS3
HERRAJES	MANILLA CROMADA	MANILLA CROMADA
VIDRERIA	-	STADIP 3+3mm

proyecto:

REHABILITACIÓN DE EDIFICIO MUNICIPAL:
SEGREGACIÓN DE UNA A DOS VIVIENDAS

ubicación:

c/ LA FUENTE 98 - BAQUEDANO

población:

AMESCOA BAJA - NAVARRA

plano:

CARPINTERÍA INTERIOR

escala:

1/25

fecha:

MARZO 2.022

promotor:

CONCEJO DE BAQUEDANO
c/ LA FUENTE - BAQUEDANO
AMESCOA BAJA - NAVARRA

arquitectos:

Fermín Echeverría Oroz

número:

11

revisión:

00

EIPA S.L.

c/ Ronda de las Ventas 8, 1ºB - 31600 - Burlada - Navarra
tel: 948.13.06.91 - fax: 948.38.22.38 - eipa@eipa.es

EJE

COAVN

COLEGIO OFICIAL DE ARQUITECTOS VASCO-NAVARRO
EUSKAL HERRIKO ARKITEKTOEN ELKARGO OFIZIALA
NAVARRA VISADO
NAVARRA VISADO
NAVARRA VISADO


N2010A2163

11/03/2022


E87353322C

VERIFICABLE EN <http://www.coavn.org/verificabon>

línea acabado superior

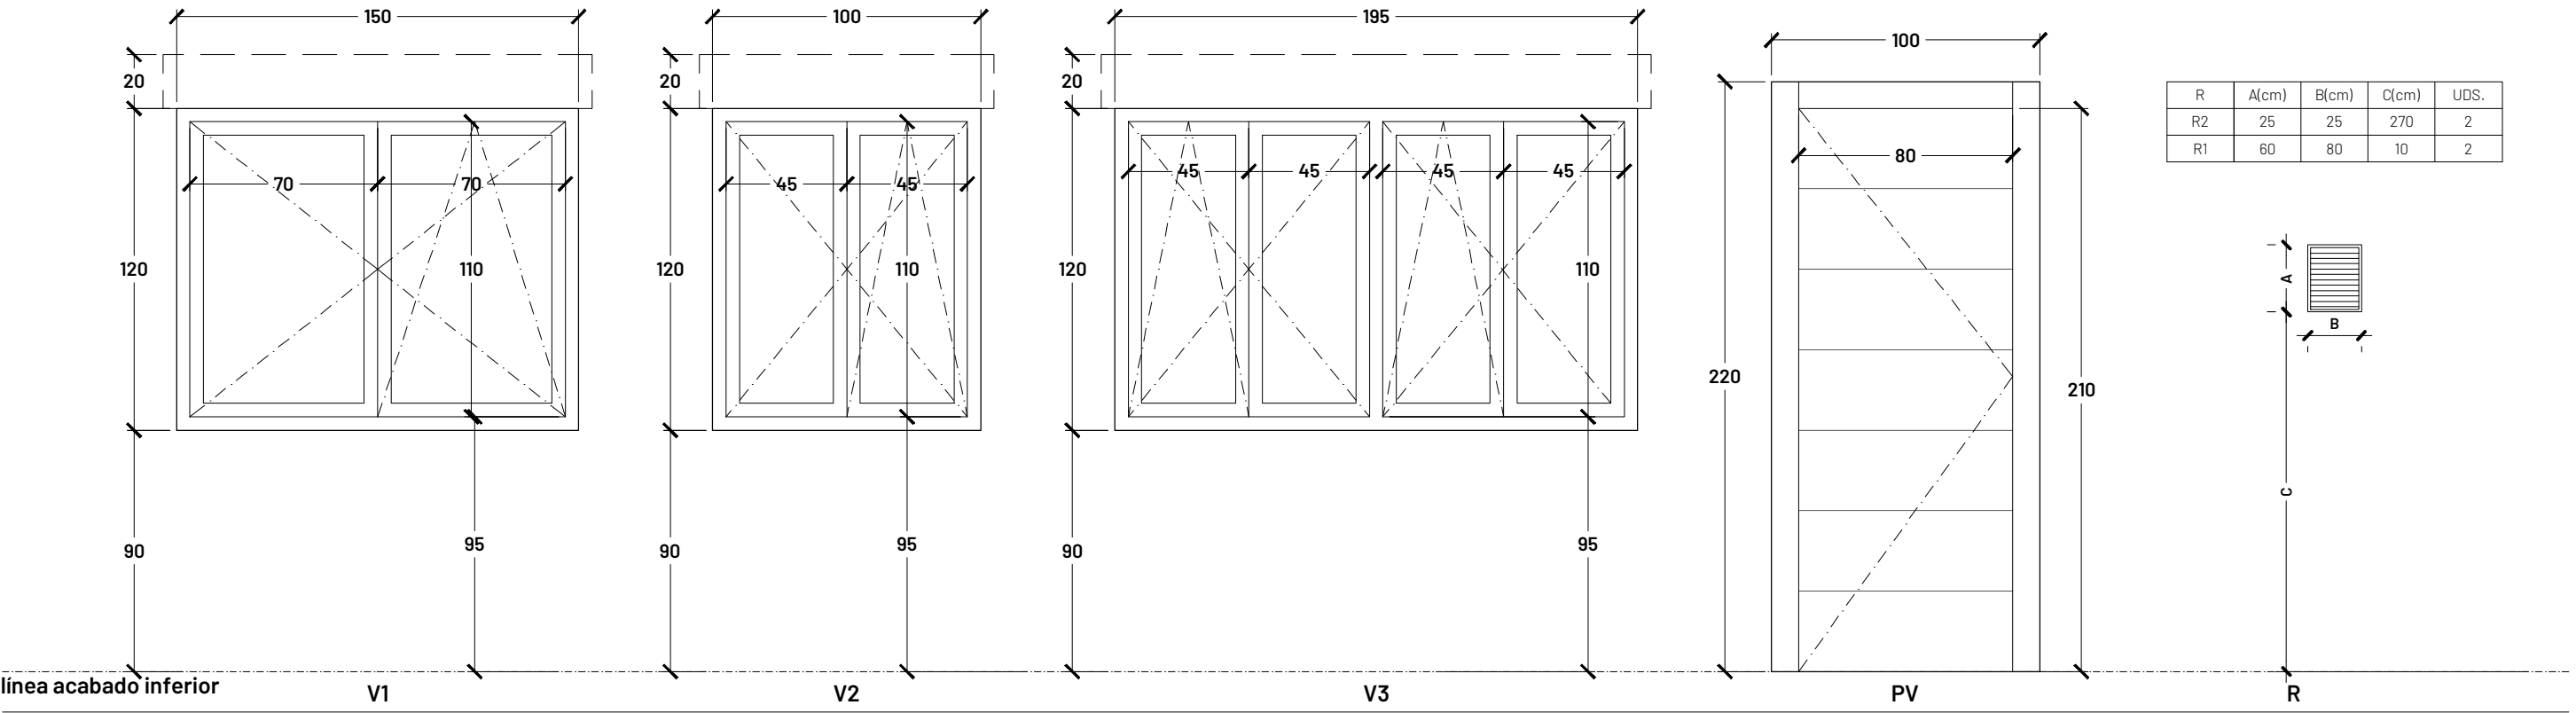

CANTIDAD	1 UD.	3 UDS.	2 UDS.	2 UDS.	4 UDS.
TIPO Y LOCALIZACION	VENTANA OSCIOBATIENTE DOS HOJAS PARA ACRISTALAR CON PERSIANA	VENTANA OSCIOBATIENTE DOS HOJAS PARA ACRISTALAR CON PERSIANA	VENTANA OSCIOBATIENTE CUATRO HOJAS PARA ACRISTALAR CON PERSIANA	PUERTA DE ENTRADA A VIVIENDA UNA HOJA CIEGA	REJILLA DE VENTILACIÓN EXTERIOR VIVIENDA Y UNIDAD EXTERIOR
MATERIAL	PVC COLOR RAL A DETERMINAR POR DF AL EXTERIOR Y BLANCO AL INTERIOR, VENTILACIÓN CONFORME CTE HS3	PVC COLOR RAL A DETERMINAR POR DF AL EXTERIOR Y BLANCO AL INTERIOR, VENTILACIÓN CONFORME CTE HS3	PVC COLOR RAL A DETERMINAR POR DF AL EXTERIOR Y BLANCO AL INTERIOR, VENTILACIÓN CONFORME CTE HS3	PVC COLOR RAL A DETERMINAR POR DF ACORAZADA Y BLINDADA AISLAMIENTO TÉRMICO Y ACÚSTICO CONFORME CTE	METÁLICA LAMAS Z
HERRAJES	MANILLA DE ACERO LACADA NEGRO	MANILLA DE ACERO LACADA NEGRO	MANILLA DE ACERO LACADA NEGRO	MANILLA AL INTERIOR, POMO, MIRILLA Y CERRADURA DE SEGURIDAD	-
VIDRIERIA	4 /16/ BE. 5 TIPO SGG PLANITHERM XN	4 /16/ BE. 5 TIPO SGG PLANITHERM XN	4 /16/ BE. 5 TIPO SGG PLANITHERM XN	-	-

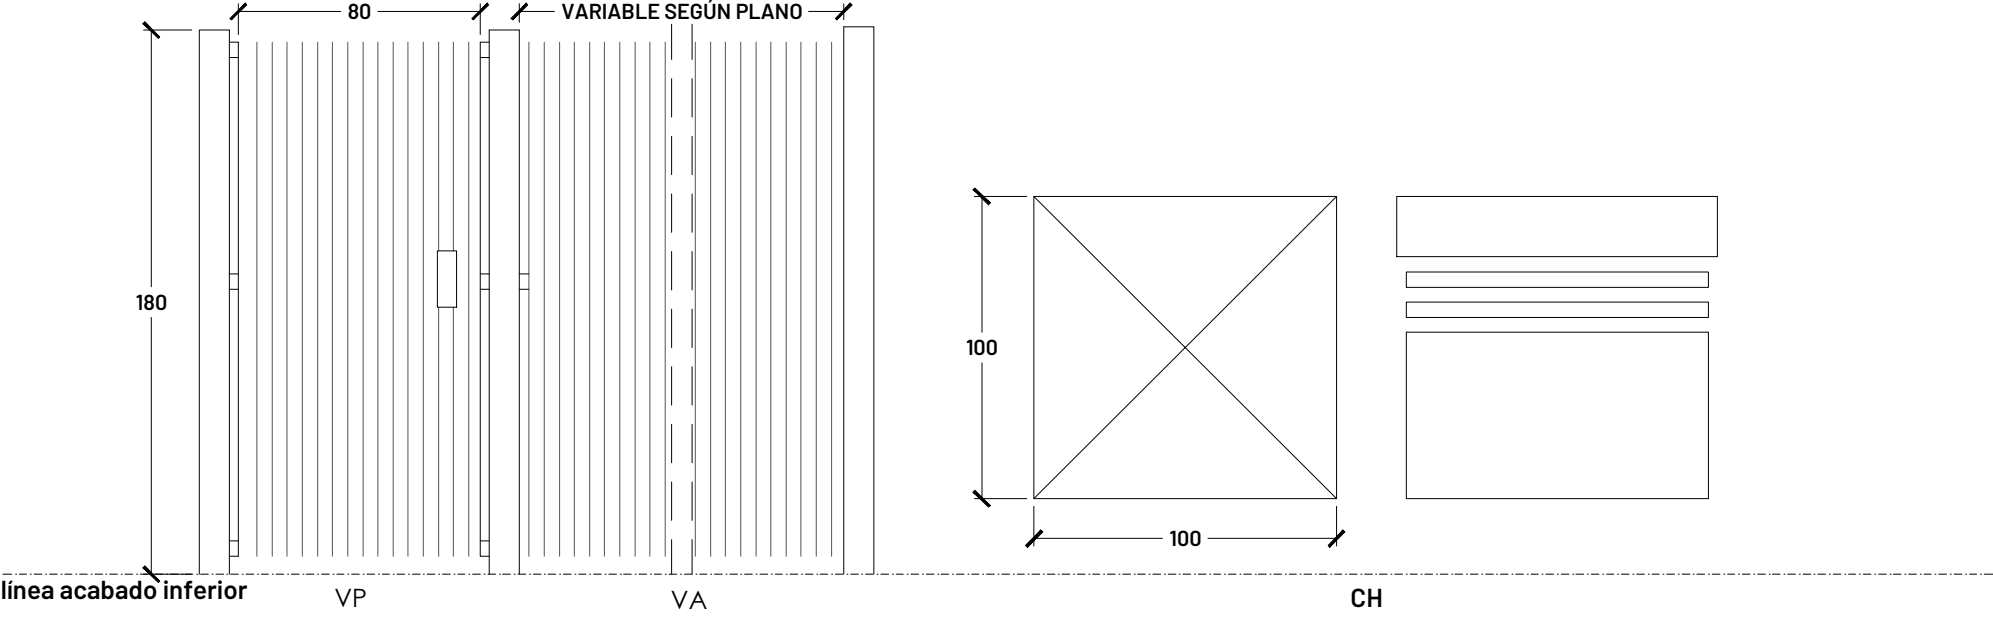

CANTIDAD	2UDS.	UDS. SEGÚN PLANOS	1 UD.
TIPO Y LOCALIZACION	PUERTA Y VERJA DE SEPARACIÓN ENTRE VIVIENDAS	CAPERUZA VENTILACIÓN CHIMENEA	
MATERIAL	VERJA CHAPA DE ACERO. MALLA ELECTROSOLDADA TIPO FAX DE RIVISA	LAMAS ACERO GALVANIZADO CON IMPRIMACION PARA PINTAR AL ESMALTE. REMATE SUPERIOR ACERO GALVANIZADO 4 AGUAS. H.TOTAL= 50 CMS.	
HERRAJES	-	MANILLA DE ACERO LACADA NEGRO	
VIDRIERIA	-	4 /16/ BE. 5 TIPO SGG PLANITHERM XN	

proyecto:	REHABILITACIÓN DE EDIFICIO MUNICIPAL: SEGREGACIÓN DE UNA A DOS VIVIENDAS		
ubicación:	c/ LA FUENTE 98 - BAQUEDANO		
población:	AMESCOA BAJA - NAVARRA	código:	EJE
plano:	CARPINTERÍA EXTERIOR		
escala:	1/25	fecha:	MARZO 2.022
promotor:	CONCEJO DE BAQUEDANO c/ LA FUENTE - BAQUEDANO AMESCOA BAJA - NAVARRA		
arquitectos:		número:	revisión:

Fermín Echeverría Oroz






1200

EIPA S.L. c/ Ronda de las Ventas 8, 1ºB - 31600 - Burlada - Navarra tel: 948.13.06.91 - fax: 948.38.22.38 - eipa@eipa.es

COAVN COLEGIO OFICIAL DE ARQUITECTOS VASCO-NAVARRO EUSKAL HERRIKO ARKITEKTOEN ELKARGO OFIZIALA NAVARRA VISADO NAVARRA BISATUA


VERIFICABLE EN <http://www.coavn.org/verificacion>

EXP. N2010A2163 11/03/2022

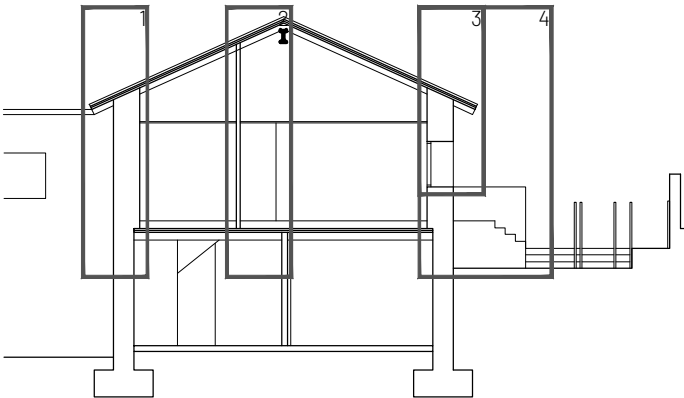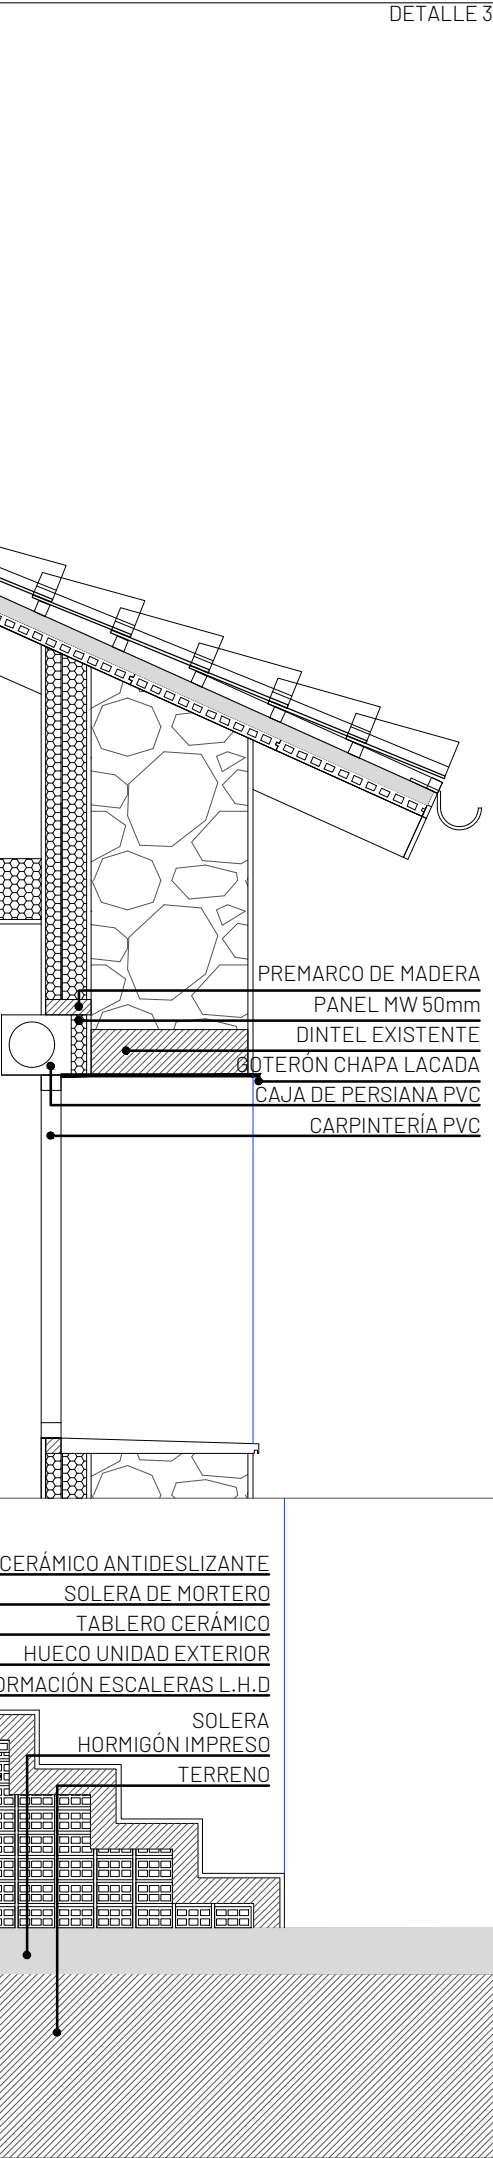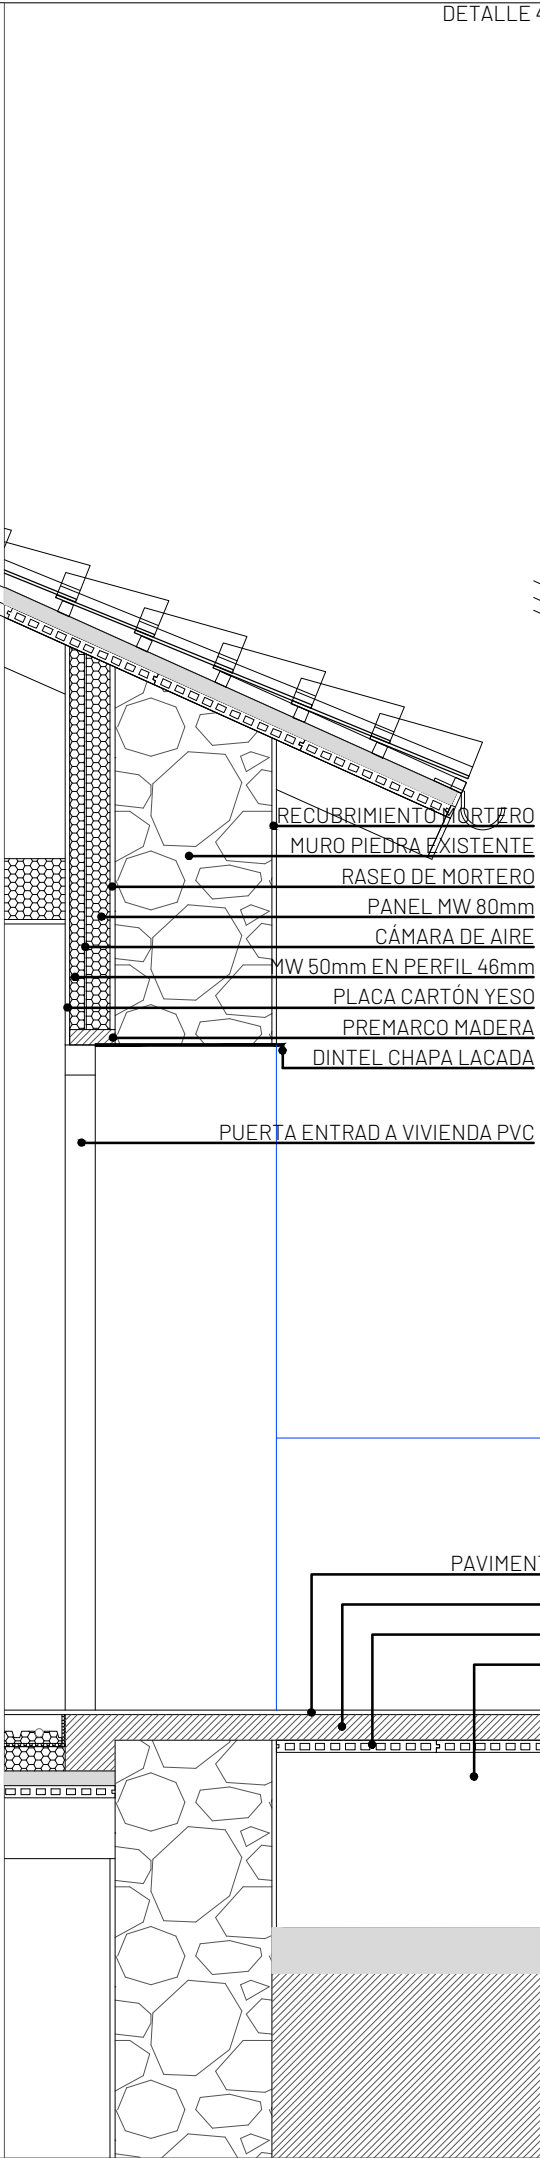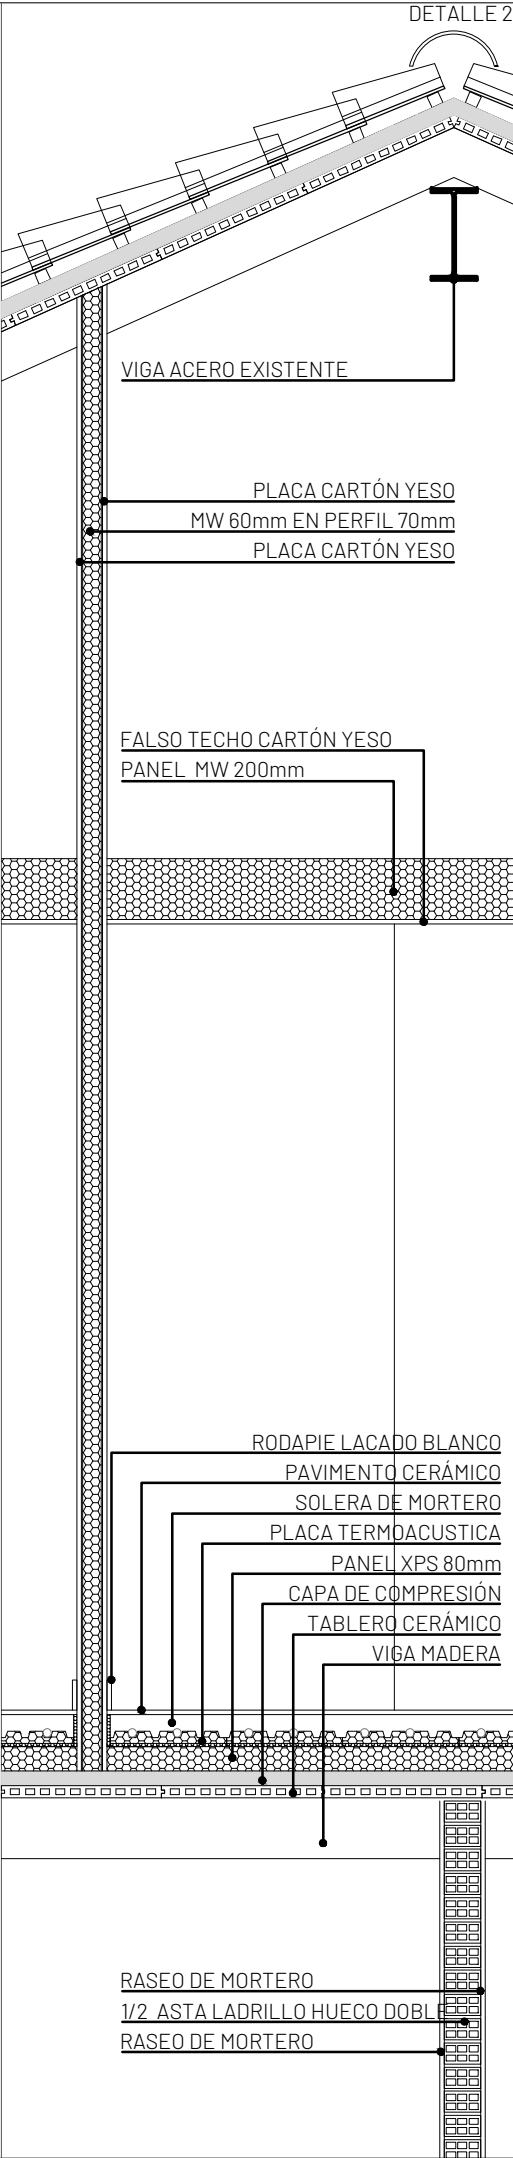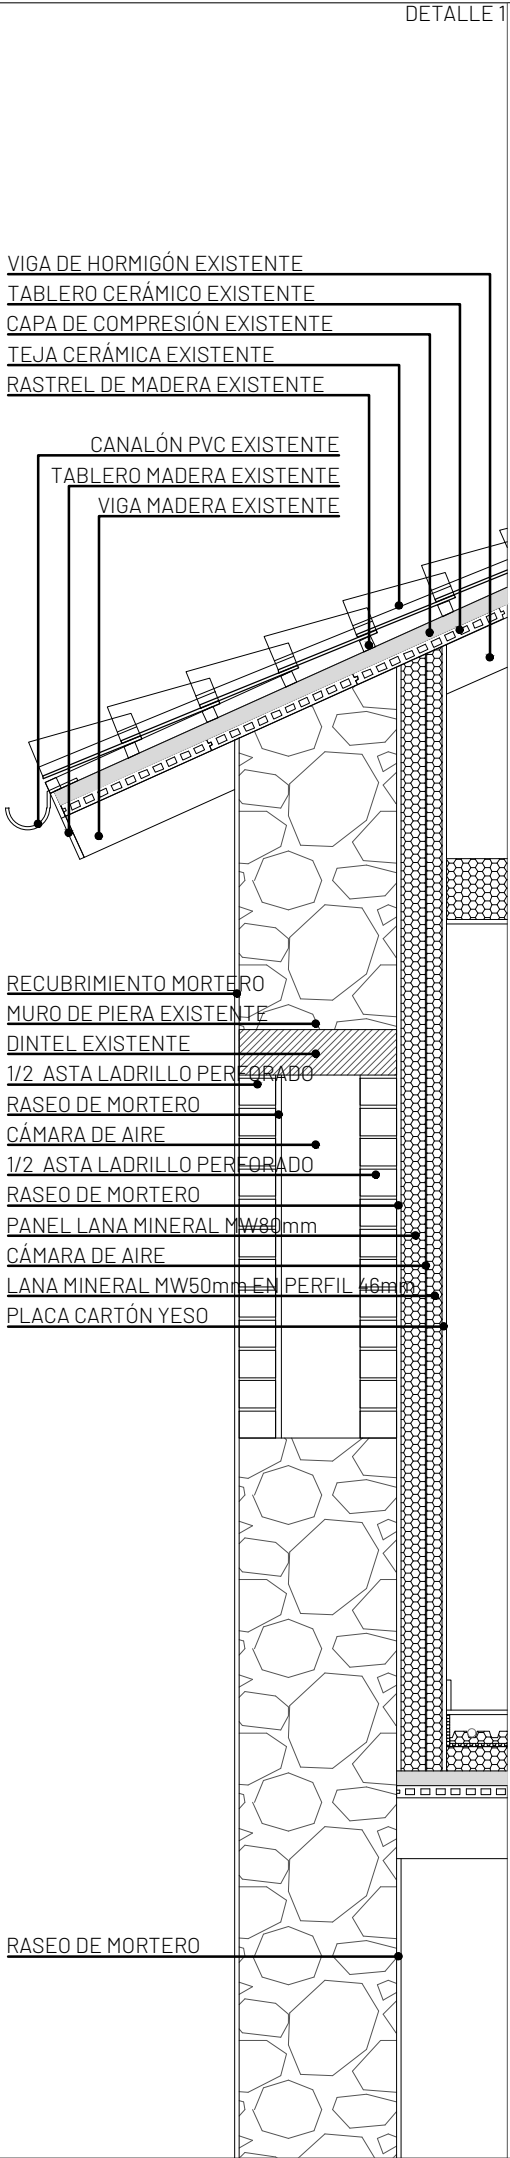

proyecto: REHABILITACIÓN DE EDIFICIO MUNICIPAL: SEGREGACIÓN DE UNA A DOS VIVIENDAS	
ubicación: c/ LA FUENTE 98 - BAQUEDANO	
población: AMESCOA BAJA - NAVARRA	código:
plano: SECCIÓN CONSTRUCTIVA	
escala: 1/25	fecha: MARZO 2.022
promotor: CONCEJO DE BAQUEDANO c/ LA FUENTE - BAQUEDANO AMESCOA BAJA - NAVARRA	
arquitectos:	número: revisión:
Fermin Echeverría Oroz	1300

EIPA S.L. c/ Ronda de las Ventas 8, 1ºB - 31600 - Burlada - Navarra
tel: 948.13.06.91 - fax: 948.38.22.38 - eipa@eipa.es

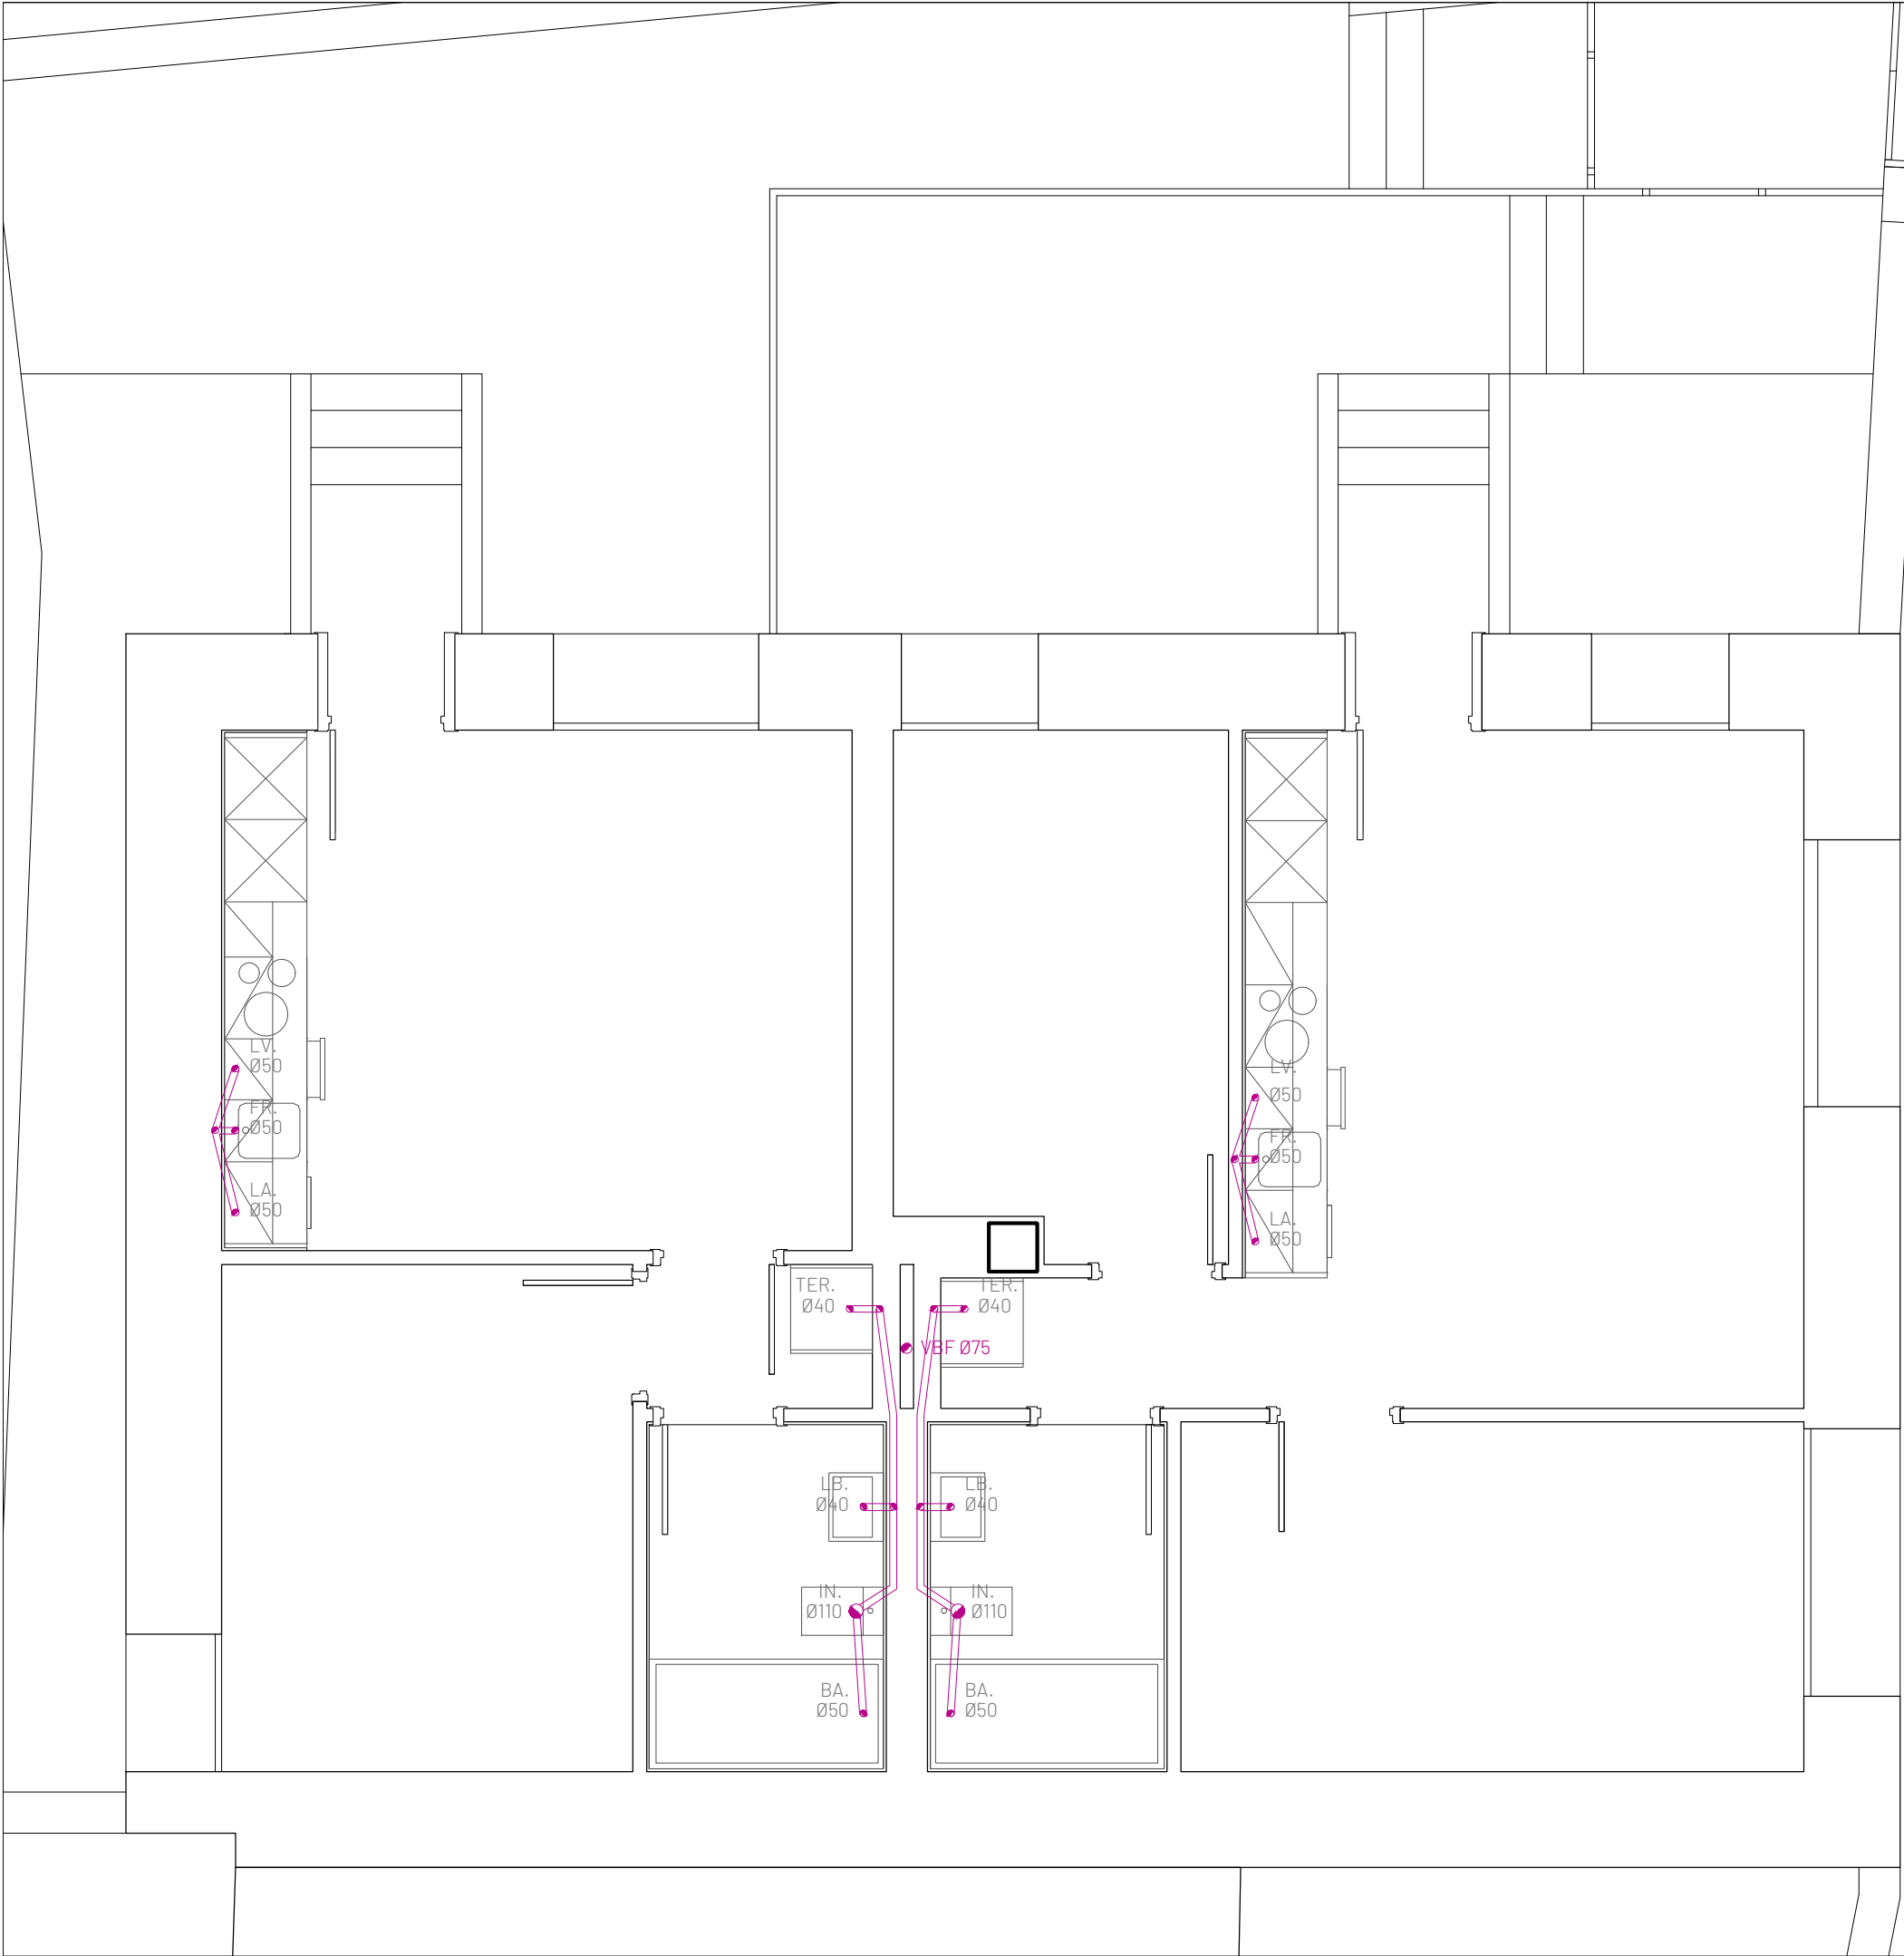

LEYENDA DE SANEAMIENTO			
	BF	BAJANTE FECALES	
	---	TUBERIA FECALES PVC SANITARIO COLGADA	
	---	TUBERIA FECALES PVC SANITARIO ENTERRADA	
		ARQUETA FECALES	
FR.	FREGADERO	BAÑERA	BA.
LA.	LAVADORA	LAVABO	LB.
LV.	LAVAVAJILLAS	INODORO	IN.
TER.	TERMO ACS		

proyecto: REHABILITACIÓN DE EDIFICIO MUNICIPAL: SEGREGACIÓN DE UNA A DOS VIVIENDAS	
ubicación: c/ LA FUENTE 98 - BAQUEDANO	
población: AMESCOA BAJA - NAVARRA	código:
plano: SANEAMIENTO PLANTA PRIMERA	EJE
escala: 1/50	fecha: MARZO 2.022

promotor:
CONCEJO DE BAQUEDANO
c/ LA FUENTE - BAQUEDANO
AMESCOA BAJA - NAVARRA

arquitectos:	número:	revisión:
Fermín Echeverría Oroz	1.01	00

EIPA S.L. c/ Ronda de las Ventas 8, 1ºB - 31600 - Burlada - Navarra
tel: 948.13.06.91 - fax: 948.38.22.38 - eipa@eipa.es

COAVN

COLEGIO OFICIAL DE ARQUITECTOS VASCO-NAVARRO
EUSKAL HERRIKO ARKITEKTOEN ELKARGO OFIZIALA
NAVARRA VISADO
NAVARRA BISATUA

N2010A2163

FECHA
DATA


E87353322C

VERIFICABLE EN <http://www.coavn.org/verificacion>

11/03/2022


FECHA
DATA

LEYENDA DE SANEAMIENTO			
	BAJANTE FECALES		
	TUBERIA FECALES PVC SANITARIO COLGADA		
	TUBERIA FECALES PVC SANITARIO ENTERRADA		
	ARQUETA FECALES		
FR.	FREGADERO	BAÑERA	BA.
LA.	LAVADORA	LAVABO	LB.
LV.	LAVAVAJILLAS	INODORO	IN.
TER.	TERMO ACS		

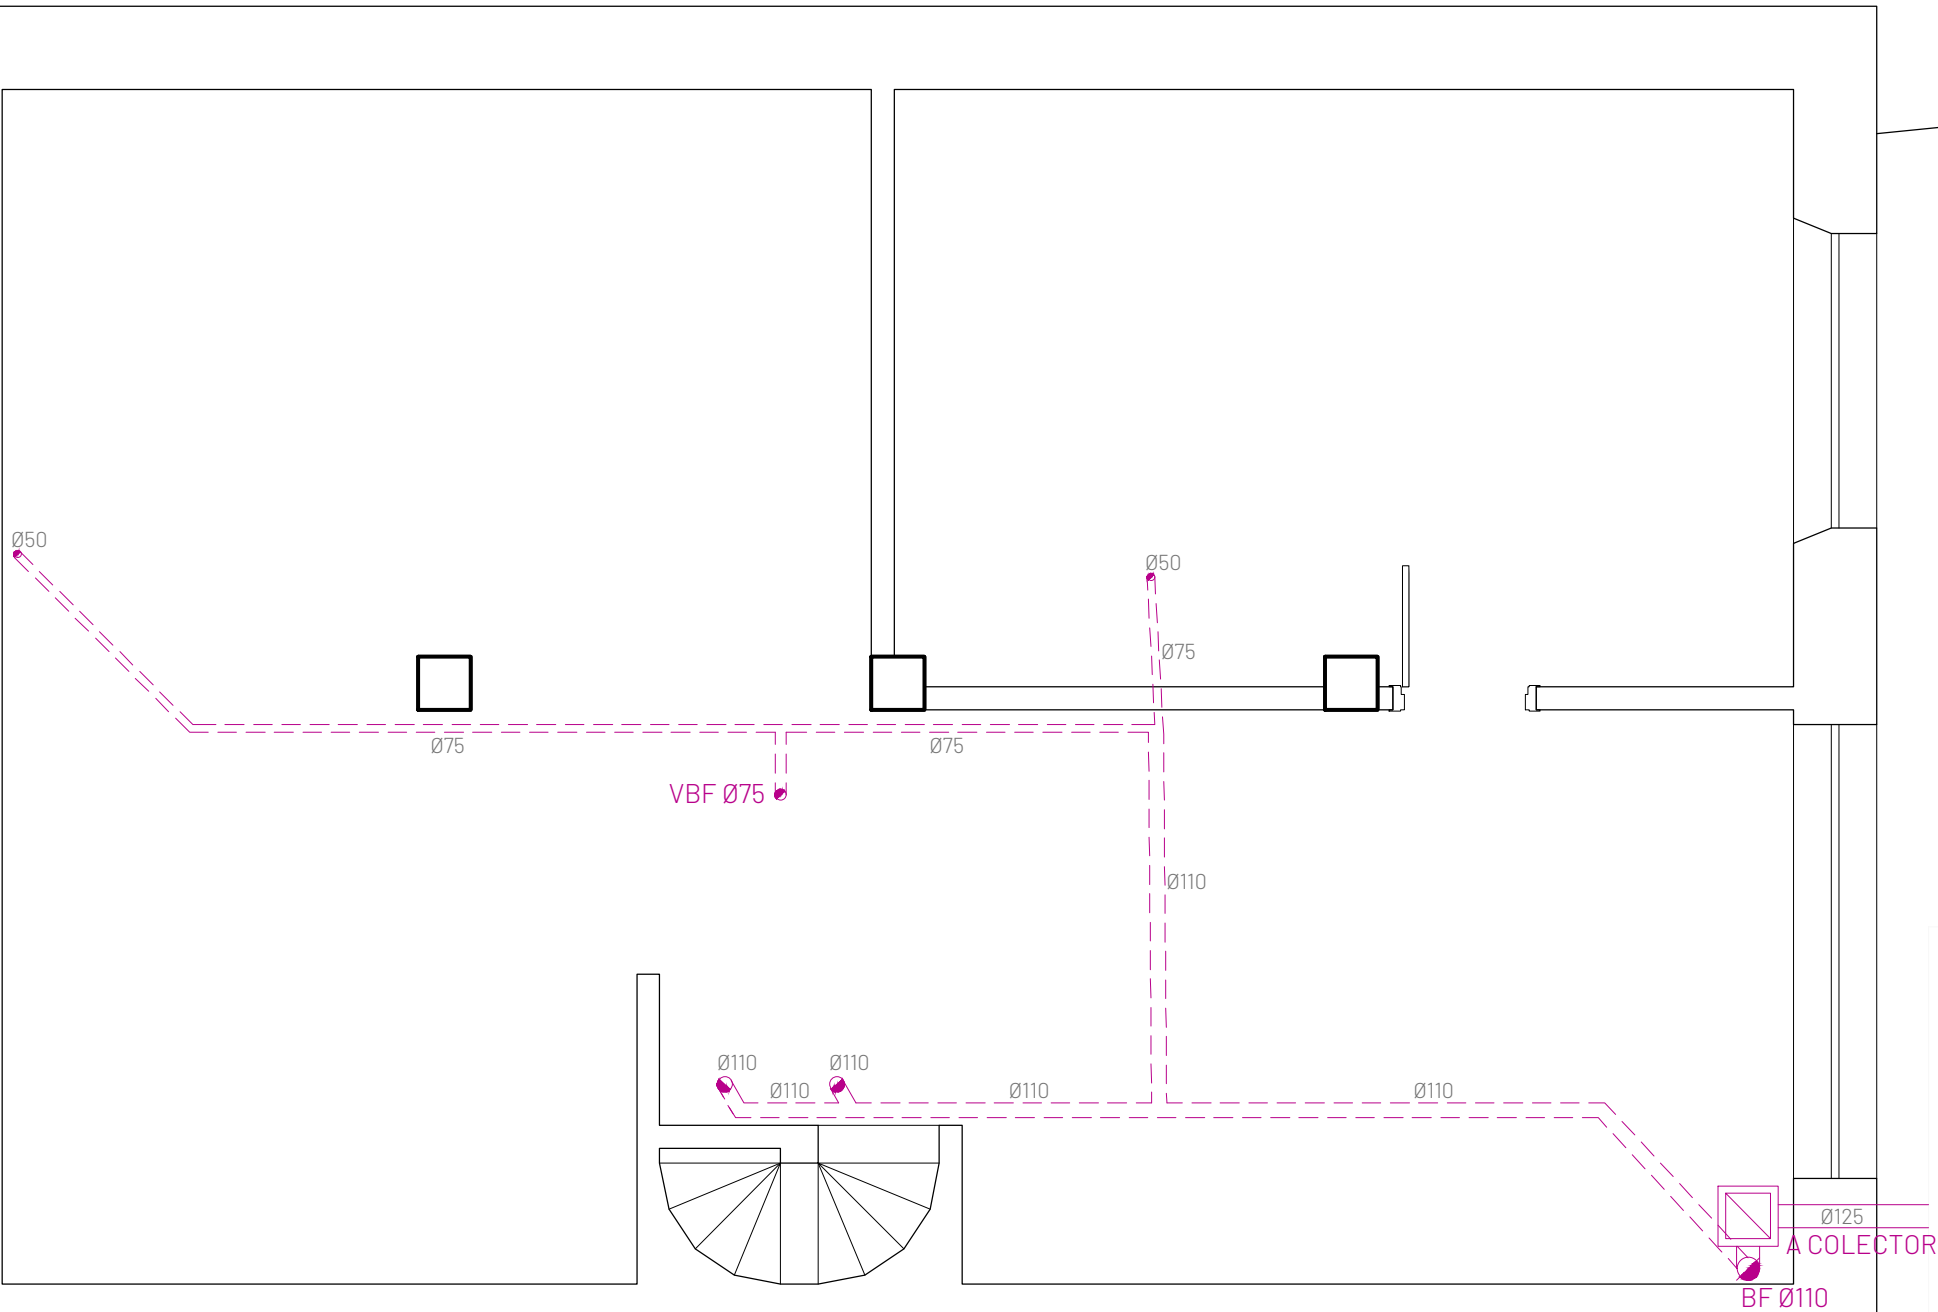

proyecto: REHABILITACIÓN DE EDIFICIO MUNICIPAL: SEGREGACIÓN DE UNA A DOS VIVIENDAS	
ubicación: c/ LA FUENTE 98 - BAQUEDANO	
población: AMESCOA BAJA - NAVARRA	código:
plano: SANEAMIENTO PLANTA BAJA	EJE
escala: 1/50	fecha: MARZO 2.022
promotor: CONCEJO DE BAQUEDANO c/ LA FUENTE - BAQUEDANO AMESCOA BAJA - NAVARRA	
arquitectos:	
Fermín Echeverría Oroz	número: 1.02
	revisión: 00
EIPA S.L. c/ Ronda de las Ventas 8, 1ºB - 31600 - Burlada - Navarra tel: 948.13.06.91 - fax: 948.38.22.38 - eipa@eipa.es	

	COLEGIO OFICIAL DE ARQUITECTOS VASCO-NAVARRO	
	EUSKAL HERRIKO ARKITEKTOEN ELKARGO OFIZIALA	
	NAVARRA	VISADO
	NAVARRA	BISATUA
	N2010A2163	11/03/2022
	F87353322C	
	VERIFICABLE EN http://www.coamn.org/verificabon	

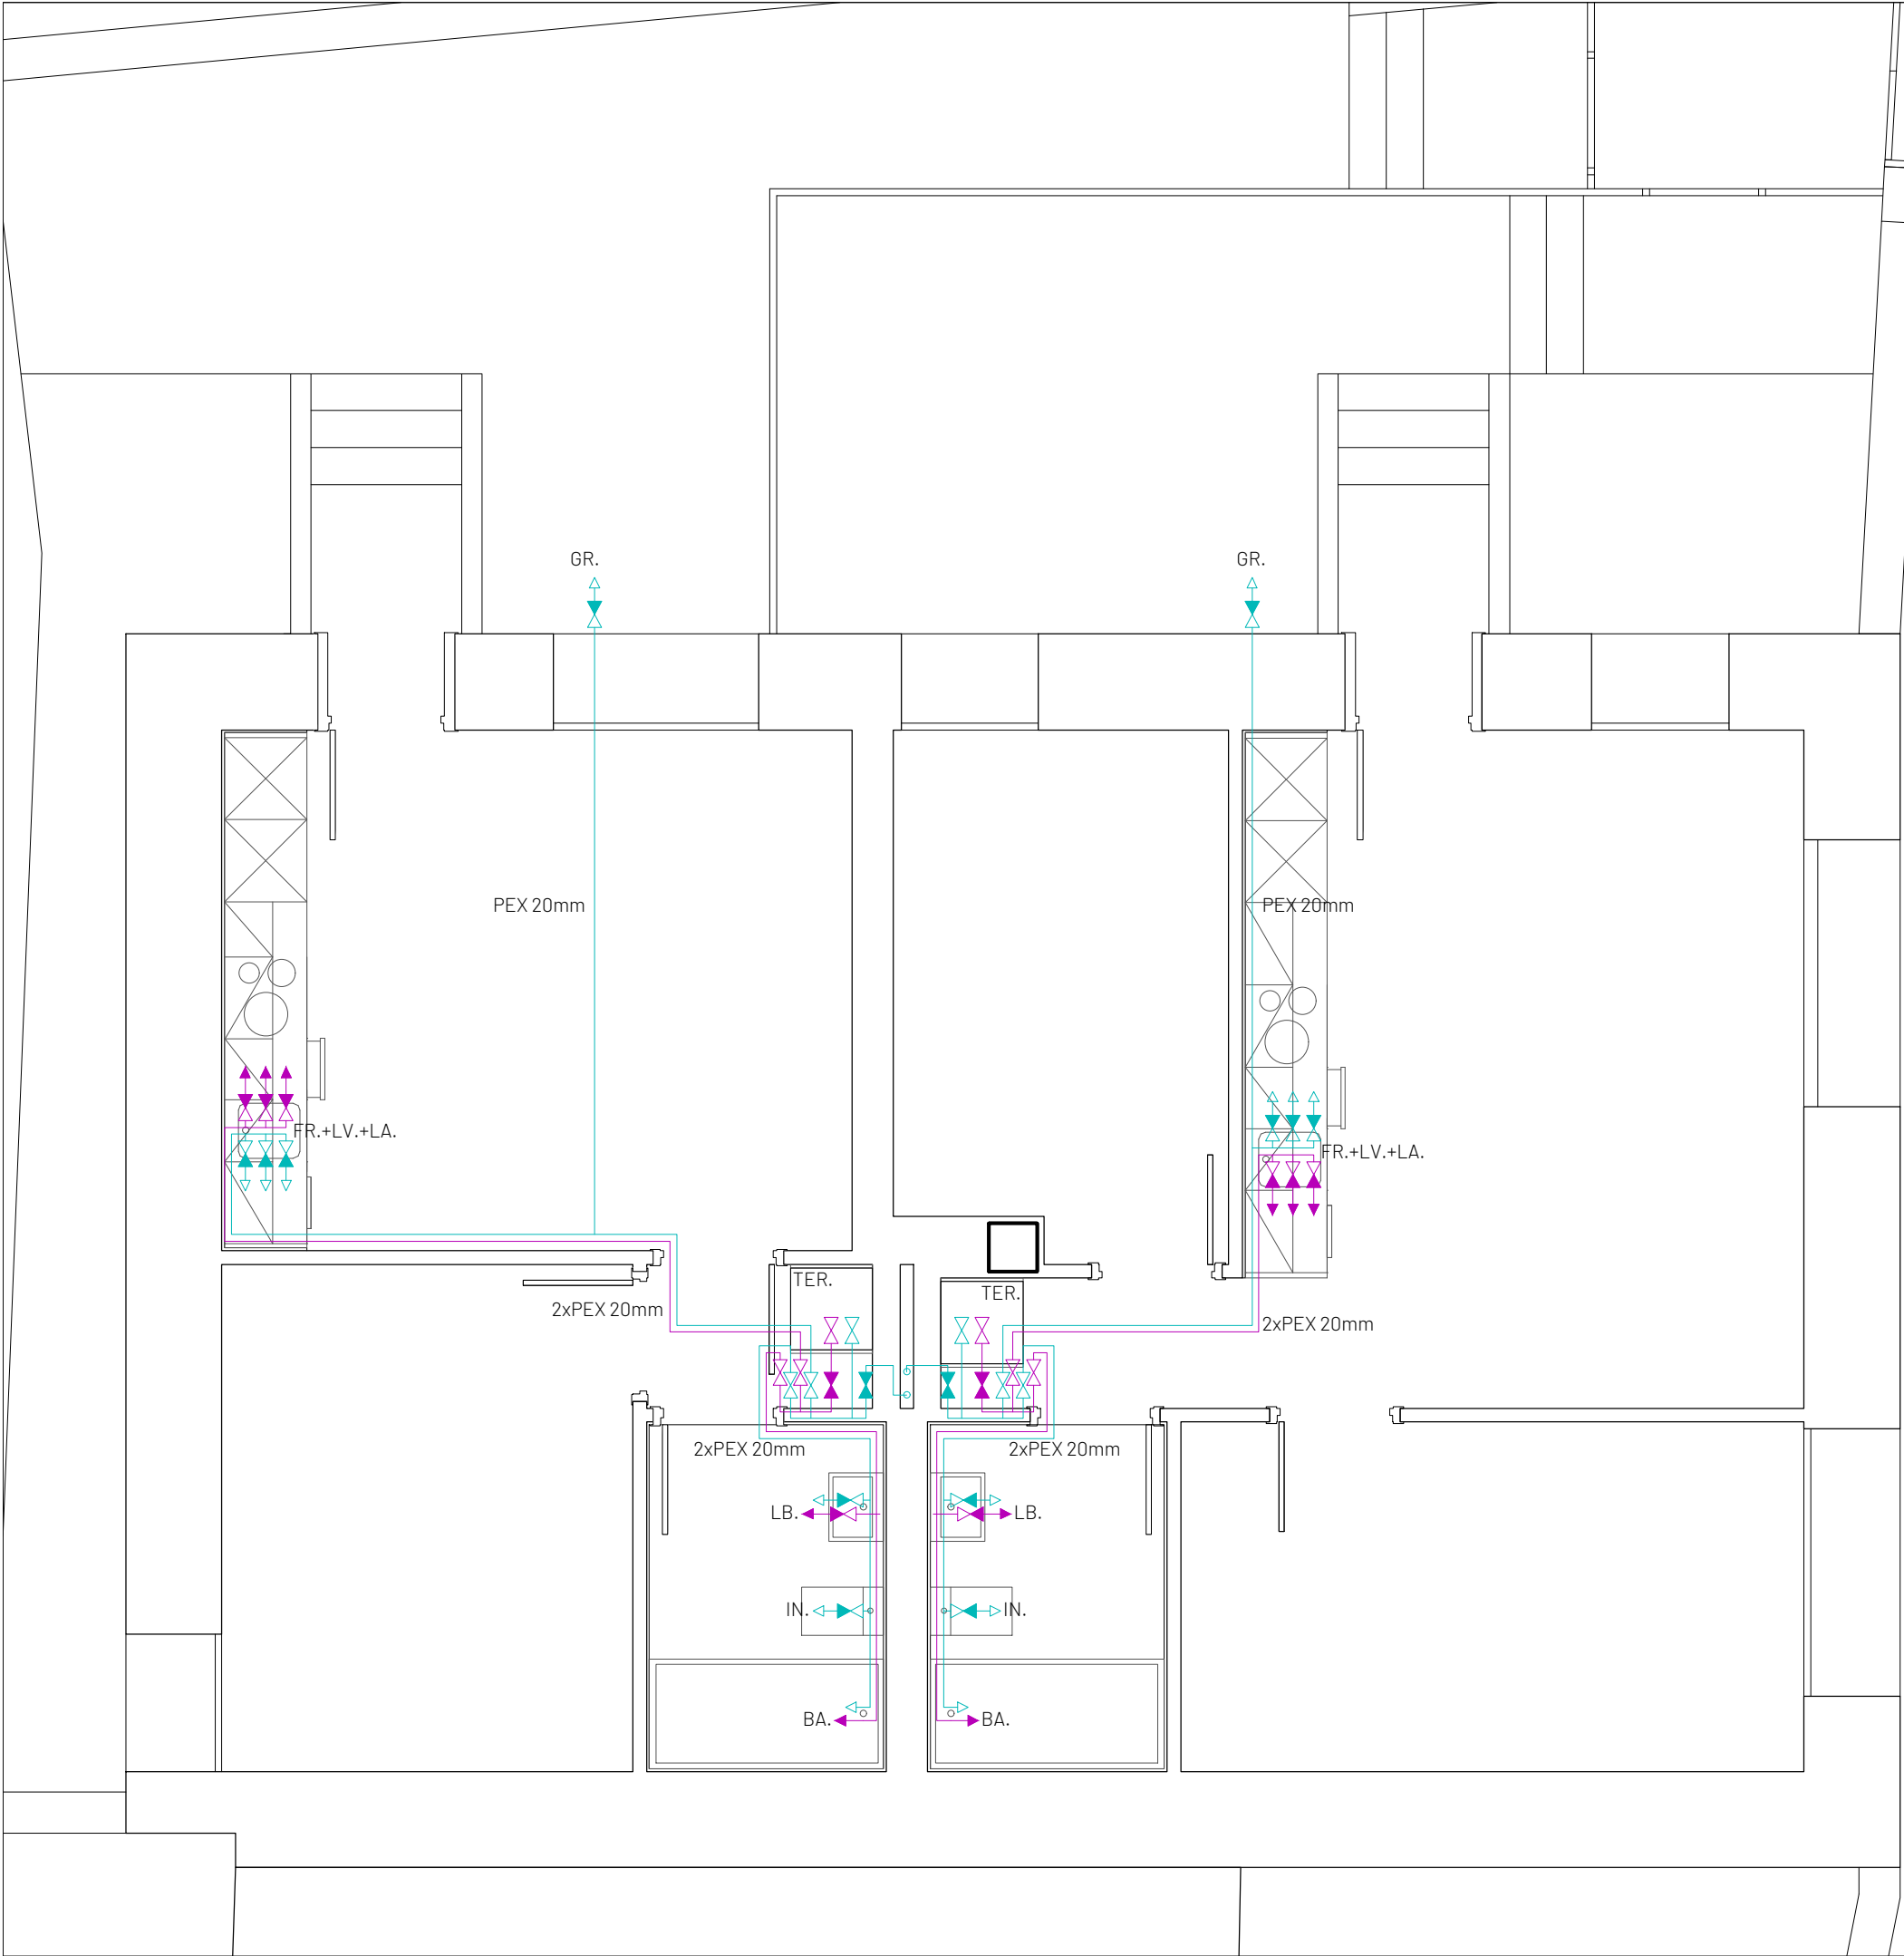

LEYENDA DE FONTANERÍA			
	ARQUETA CON LLAVE DE REGISTRO		
	AGUA FRIA		
	AGUA CALIENTE		
	LLAVE DE MARIPOSA 25mm (CORTE GENERAL VIVIENDA)		
	LLAVE DE CORTE A80 1/2x 3/8 SIN TUERCA		
	LLAVE DE CORTE 20mm CON MANDO OCULTO Y PLAFON		
	TOMA AGUA FRIA		
	TOMA AGUA CALIENTE		
	CONTADORES		
FR.	FREGADERO	BAÑERA	BA.
LA.	LAVADORA	LAVABO	LB.
LV.	LAVAVAJILLAS	INODORO	IN.
TER.	TERMO ACS	GRIFO TERRAZA	GR.
SI NO SE ESPECIFICA, TUBERIAS DE POLIETILENO RETICULADO PEX			
TOMAS 12mm : LAVABO E INODORO.			
TOMAS 16mm : DUCHA, LAVAVAJILLAS Y FREGADERO.			
TOMAS 20mm : BAÑERA, LAVADORA Y TOMAS DE AGUA			

proyecto: REHABILITACIÓN DE EDIFICIO MUNICIPAL: SEGREGACIÓN DE UNA A DOS VIVIENDAS	
ubicación: c/ LA FUENTE 98 - BAQUEDANO	
población: AMESCOA BAJA - NAVARRA	código:
plano: FONTANERÍA PLANTA PRIMERA	EJE
escala: 1/50	fecha: MARZO 2.022
promotor: CONCEJO DE BAQUEDANO c/ LA FUENTE - BAQUEDANO AMESCOA BAJA - NAVARRA	
arquitectos: Fermín Echeverría Oroz	número: 1.03
	revisión: 00
EIPA S.L. c/ Ronda de las Ventas 8, 1ºB - 31600 - Burlada - Navarra tel: 948.13.06.91 - fax: 948.38.22.38 - eipa@eipa.es	

COAVN

COLEGIO OFICIAL DE ARQUITECTOS VASCO-NAVARRO
EUSKAL HERRIKO ARKITEKTOEN ELKARGO OFIZIALA
NAVARRA VISADO
NAVARRA BISATUA


N2010A2163

FECHA EXP

11/03/2022

E87353322C

VERIFICABLE EN <http://www.coavn.org/verificacion>

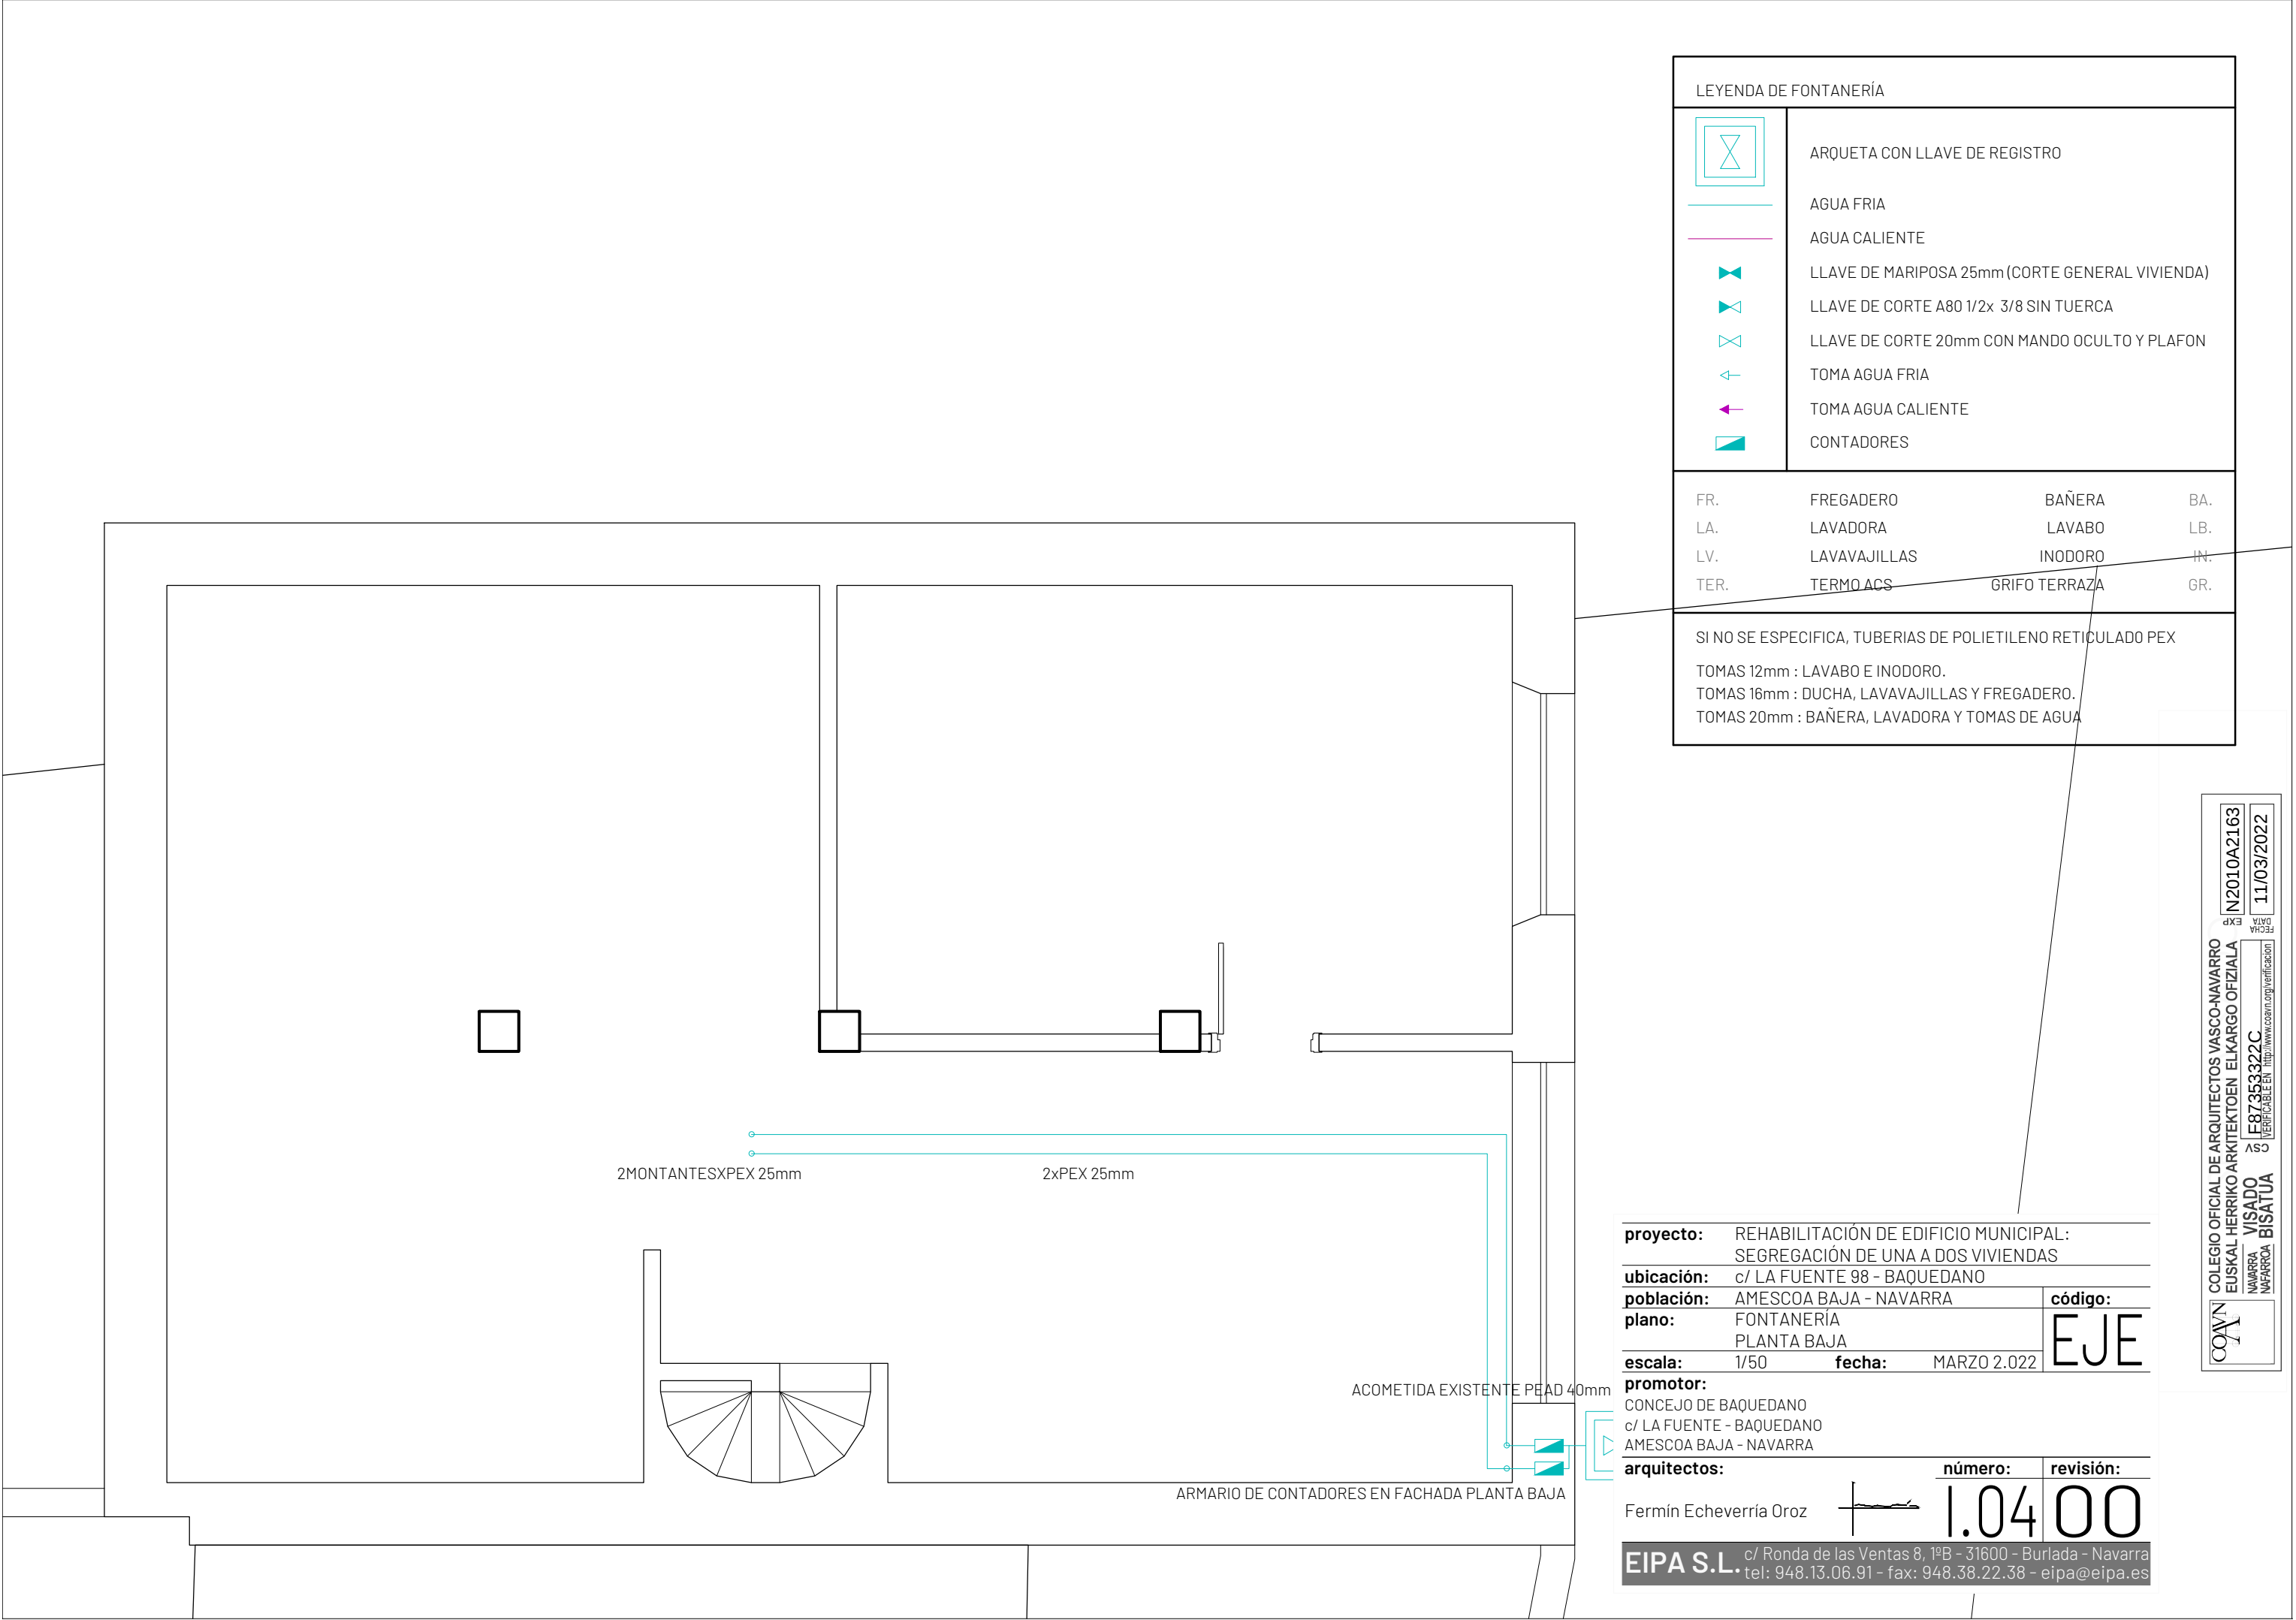

LEYENDA DE FONTANERÍA



ARQUETA CON LLAVE DE REGISTRO



AGUA FRIA



AGUA CALIENTE



LLAVE DE MARIPOSA 25mm (CORTE GENERAL VIVIENDA)



LLAVE DE CORTE A80 1/2x 3/8 SIN TUERCA



LLAVE DE CORTE 20mm CON MANDO OCULTO Y PLAFON



TOMA AGUA FRIA



TOMA AGUA CALIENTE



CONTADORES

FR.

FREGADERO

BAÑERA

BA.

LA.

LAVADORA

LAVABO

LB.

LV.

LAVAVAJILLAS

INODORO

IN.

TER.

TERMO ACS

GRIFO TERRAZA

GR.

SI NO SE ESPECIFICA, TUBERIAS DE POLIETILENO RETICULADO PEX

TOMAS 12mm : LAVABO E INODORO.

TOMAS 16mm : DUCHA, LAVAVAJILLAS Y FREGADERO.

TOMAS 20mm : BAÑERA, LAVADORA Y TOMAS DE AGUA

proyecto: REHABILITACIÓN DE EDIFICIO MUNICIPAL:
SEGREGACIÓN DE UNA A DOS VIVIENDAS

ubicación: c/ LA FUENTE 98 - BAQUEDANO

población: AMESCOA BAJA - NAVARRA

plano: FONTANERÍA
PLANTA BAJA

escala: 1/50

fecha: MARZO 2.022

promotor: CONCEJO DE BAQUEDANO
c/ LA FUENTE - BAQUEDANO
AMESCOA BAJA - NAVARRA

arquitectos:

Fermín Echeverría Oroz

número:

revisión:

1.04


00

EIPA S.L. c/ Ronda de las Ventas 8, 1ºB - 31600 - Burlada - Navarra
tel: 948.13.06.91 - fax: 948.38.22.38 - eipa@eipa.es

COLEGIO OFICIAL DE ARQUITECTOS VASCO-NAVARRO
EUSKAL HERRIKO ARKITEKTOEN ELKARGO OFIZIALA
NAVARRA VISADO
NAVARRA VISADO
BISATUA

N2010A2163
11/03/2022

FECHA EXP
DATA
F87353322C
VERIFICABLE EN <http://www.coam.org/verificacon>

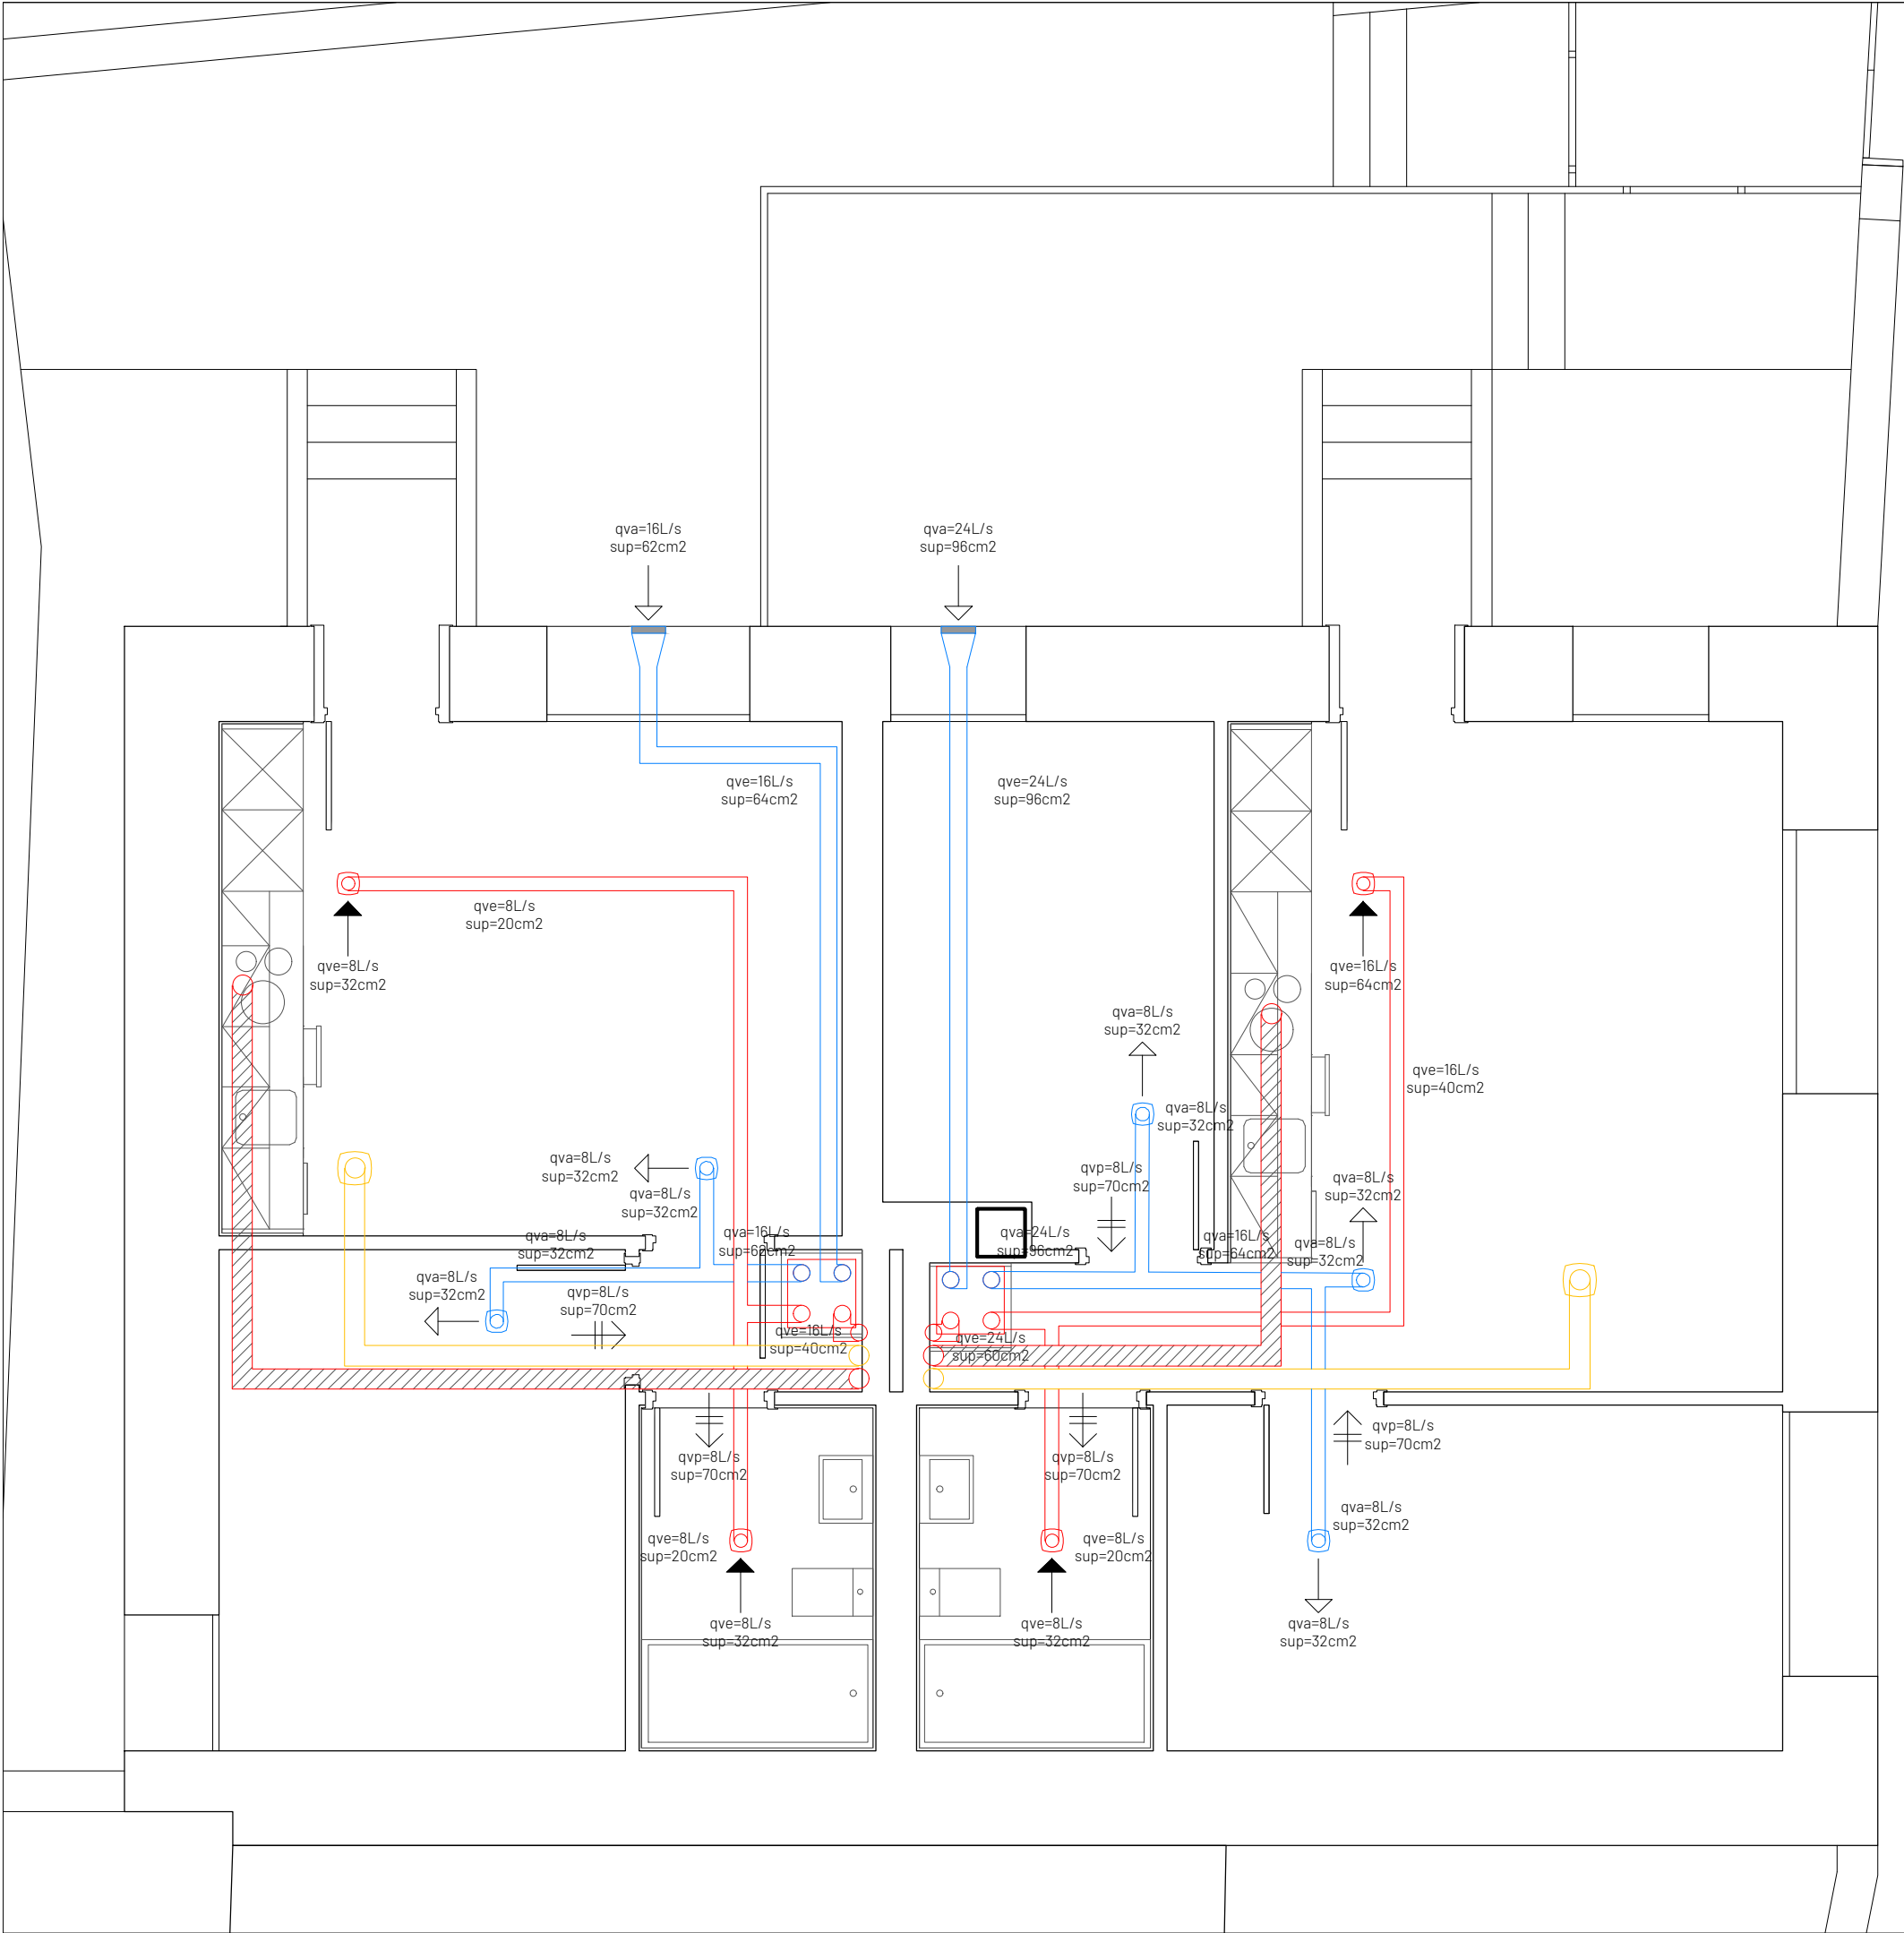

LEYENDA DE SALUBRIDAD	
	CONDUCTO HELICOIDAL Ø150 CHAPA GALVANIZADA Ventilación específica cocinas
	CONDUCTO HELICOIDAL Ø150 CHAPA GALVANIZADA Ventilación adicional salón-cocina
	CONDUCTO ADMISIÓN PVC FLEXIBLE S&P GPX (Ø80 derivaciones individuales. Ø125 entradas)
	CONDUCTO EXTRACCIÓN PVC FLEXIBLE S&P GPX (Ø80 derivaciones individuales. Ø125 salidas)
	CONDUCTO PVC RÍGIDO Ø125 (tramo vertical)
	REJILLA ADMISIÓN EXTERIOR EN FACHADA
	BOCA EXTRACCIÓN-IMPULSIÓN B DO 80 S&P (regulador BDOP 80)
	EXTRACTOR INDIVIDUAL serie SILENT 300 CZ de S&P
	RECUPERADOR DE CALOR INTEGRADO PANASONIC
	ABERTURA DE ADMISIÓN
	ABERTURA DE EXTRACCIÓN
	ABERTURA DE PASO

proyecto:

REHABILITACIÓN DE EDIFICIO MUNICIPAL:
SEGREGACIÓN DE UNA A DOS VIVIENDAS

ubicación:

c/ LA FUENTE 98 - BAQUEDANO

población:

AMESCOA BAJA - NAVARRA

plano:

SALUBRIDAD
PLANTA PRIMERA

escala:

1/50

fecha:

MARZO 2.022

promotor:

CONCEJO DE BAQUEDANO
c/ LA FUENTE - BAQUEDANO
AMESCOA BAJA - NAVARRA

arquitectos:

Fermín Echeverría Oroz

código:

EJE

número:

1.05

revisión:

00

EIPA S.L.

c/ Ronda de las Ventas 8, 1ºB - 31600 - Burlada - Navarra
tel: 948.13.06.91 - fax: 948.38.22.38 - eipa@eipa.es


COLEGIO OFICIAL DE ARQUITECTOS VASCO-NAVARRO
EUSKAL HERRIKO ARKITEKTOEN ELKARGO OFIZIALA
NAVARRA VISADO
NAVARRA BISATUA

N2010A2163

11/03/2022

E87353322C

VERIFICABLE EN <http://www.coam.org/verificabon>

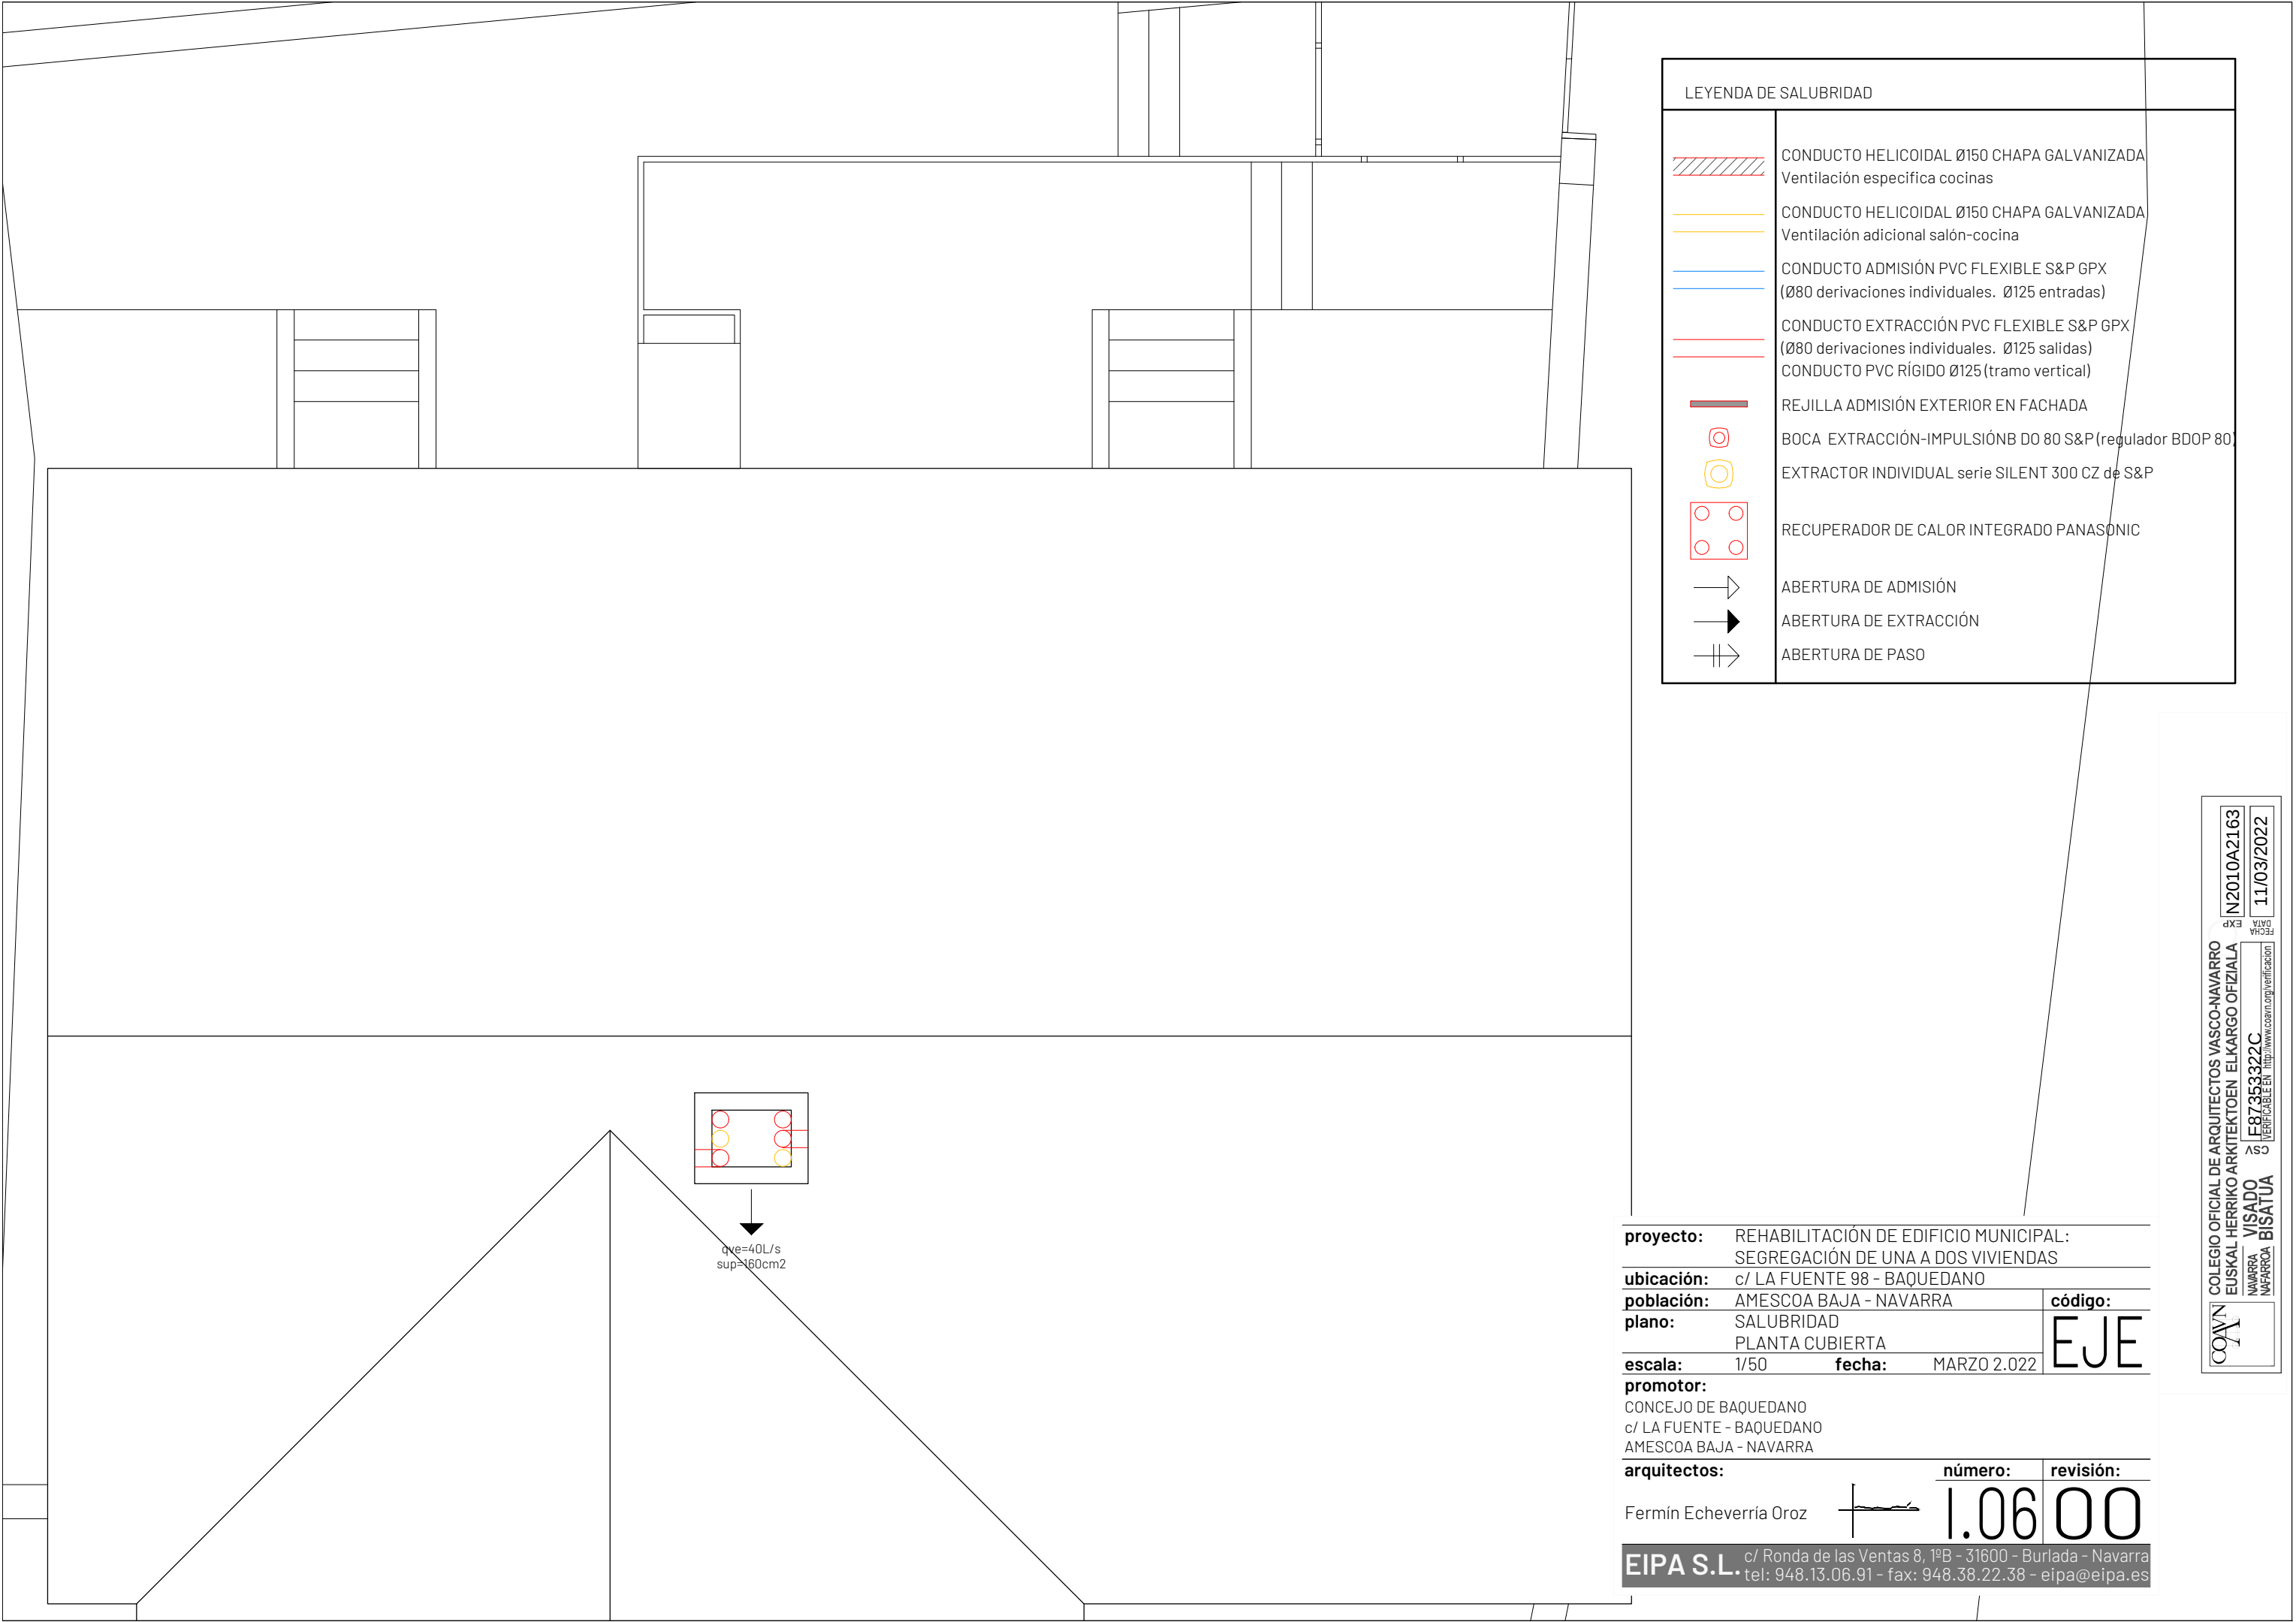

LEYENDA DE SALUBRIDAD	
	CONDUCTO HELICOIDAL Ø150 CHAPA GALVANIZADA Ventilación específica cocinas
	CONDUCTO HELICOIDAL Ø150 CHAPA GALVANIZADA Ventilación adicional salón-cocina
	CONDUCTO ADMISIÓN PVC FLEXIBLE S&P GPX (Ø80 derivaciones individuales. Ø125 entradas)
	CONDUCTO EXTRACCIÓN PVC FLEXIBLE S&P GPX (Ø80 derivaciones individuales. Ø125 salidas)
	CONDUCTO PVC RÍGIDO Ø125 (tramo vertical)
	REJILLA ADMISIÓN EXTERIOR EN FACHADA
	BOCA EXTRACCIÓN-IMPULSIÓN B DØ 80 S&P (regulador BDOP 80)
	EXTRACTOR INDIVIDUAL serie SILENT 300 CZ de S&P
	RECUPERADOR DE CALOR INTEGRADO PANASONIC
	ABERTURA DE ADMISIÓN
	ABERTURA DE EXTRACCIÓN
	ABERTURA DE PASO

proyecto:

REHABILITACIÓN DE EDIFICIO MUNICIPAL:
SEGREGACIÓN DE UNA A DOS VIVIENDAS

ubicación:

c/ LA FUENTE 98 - BAQUEDANO

población:

AMESCOA BAJA - NAVARRA

plano:

SALUBRIDAD
PLANTA CUBIERTA

escala:

1/50

fecha:

MARZO 2.022

promotor:

CONCEJO DE BAQUEDANO
c/ LA FUENTE - BAQUEDANO
AMESCOA BAJA - NAVARRA

arquitectos:

Fermin Echeverría Oroz

código:

EJE

número:

1.06

revisión:

00

EIPA S.L.

c/ Ronda de las Ventas 8, 1ºB - 31600 - Burlada - Navarra
tel: 948.13.06.91 - fax: 948.38.22.38 - eipa@eipa.es

COAVN


COLEGIO OFICIAL DE ARQUITECTOS VASCO-NAVARRO
EUSKAL HERRIKO ARKITEKTOEN ELKARGO OFIZIALA
NAVARRA VISADO NAVARRA BISATUA

N2010A2163

11/03/2022

E87353322C

VERIFICABLE EN <http://www.coavn.org/verificacion>

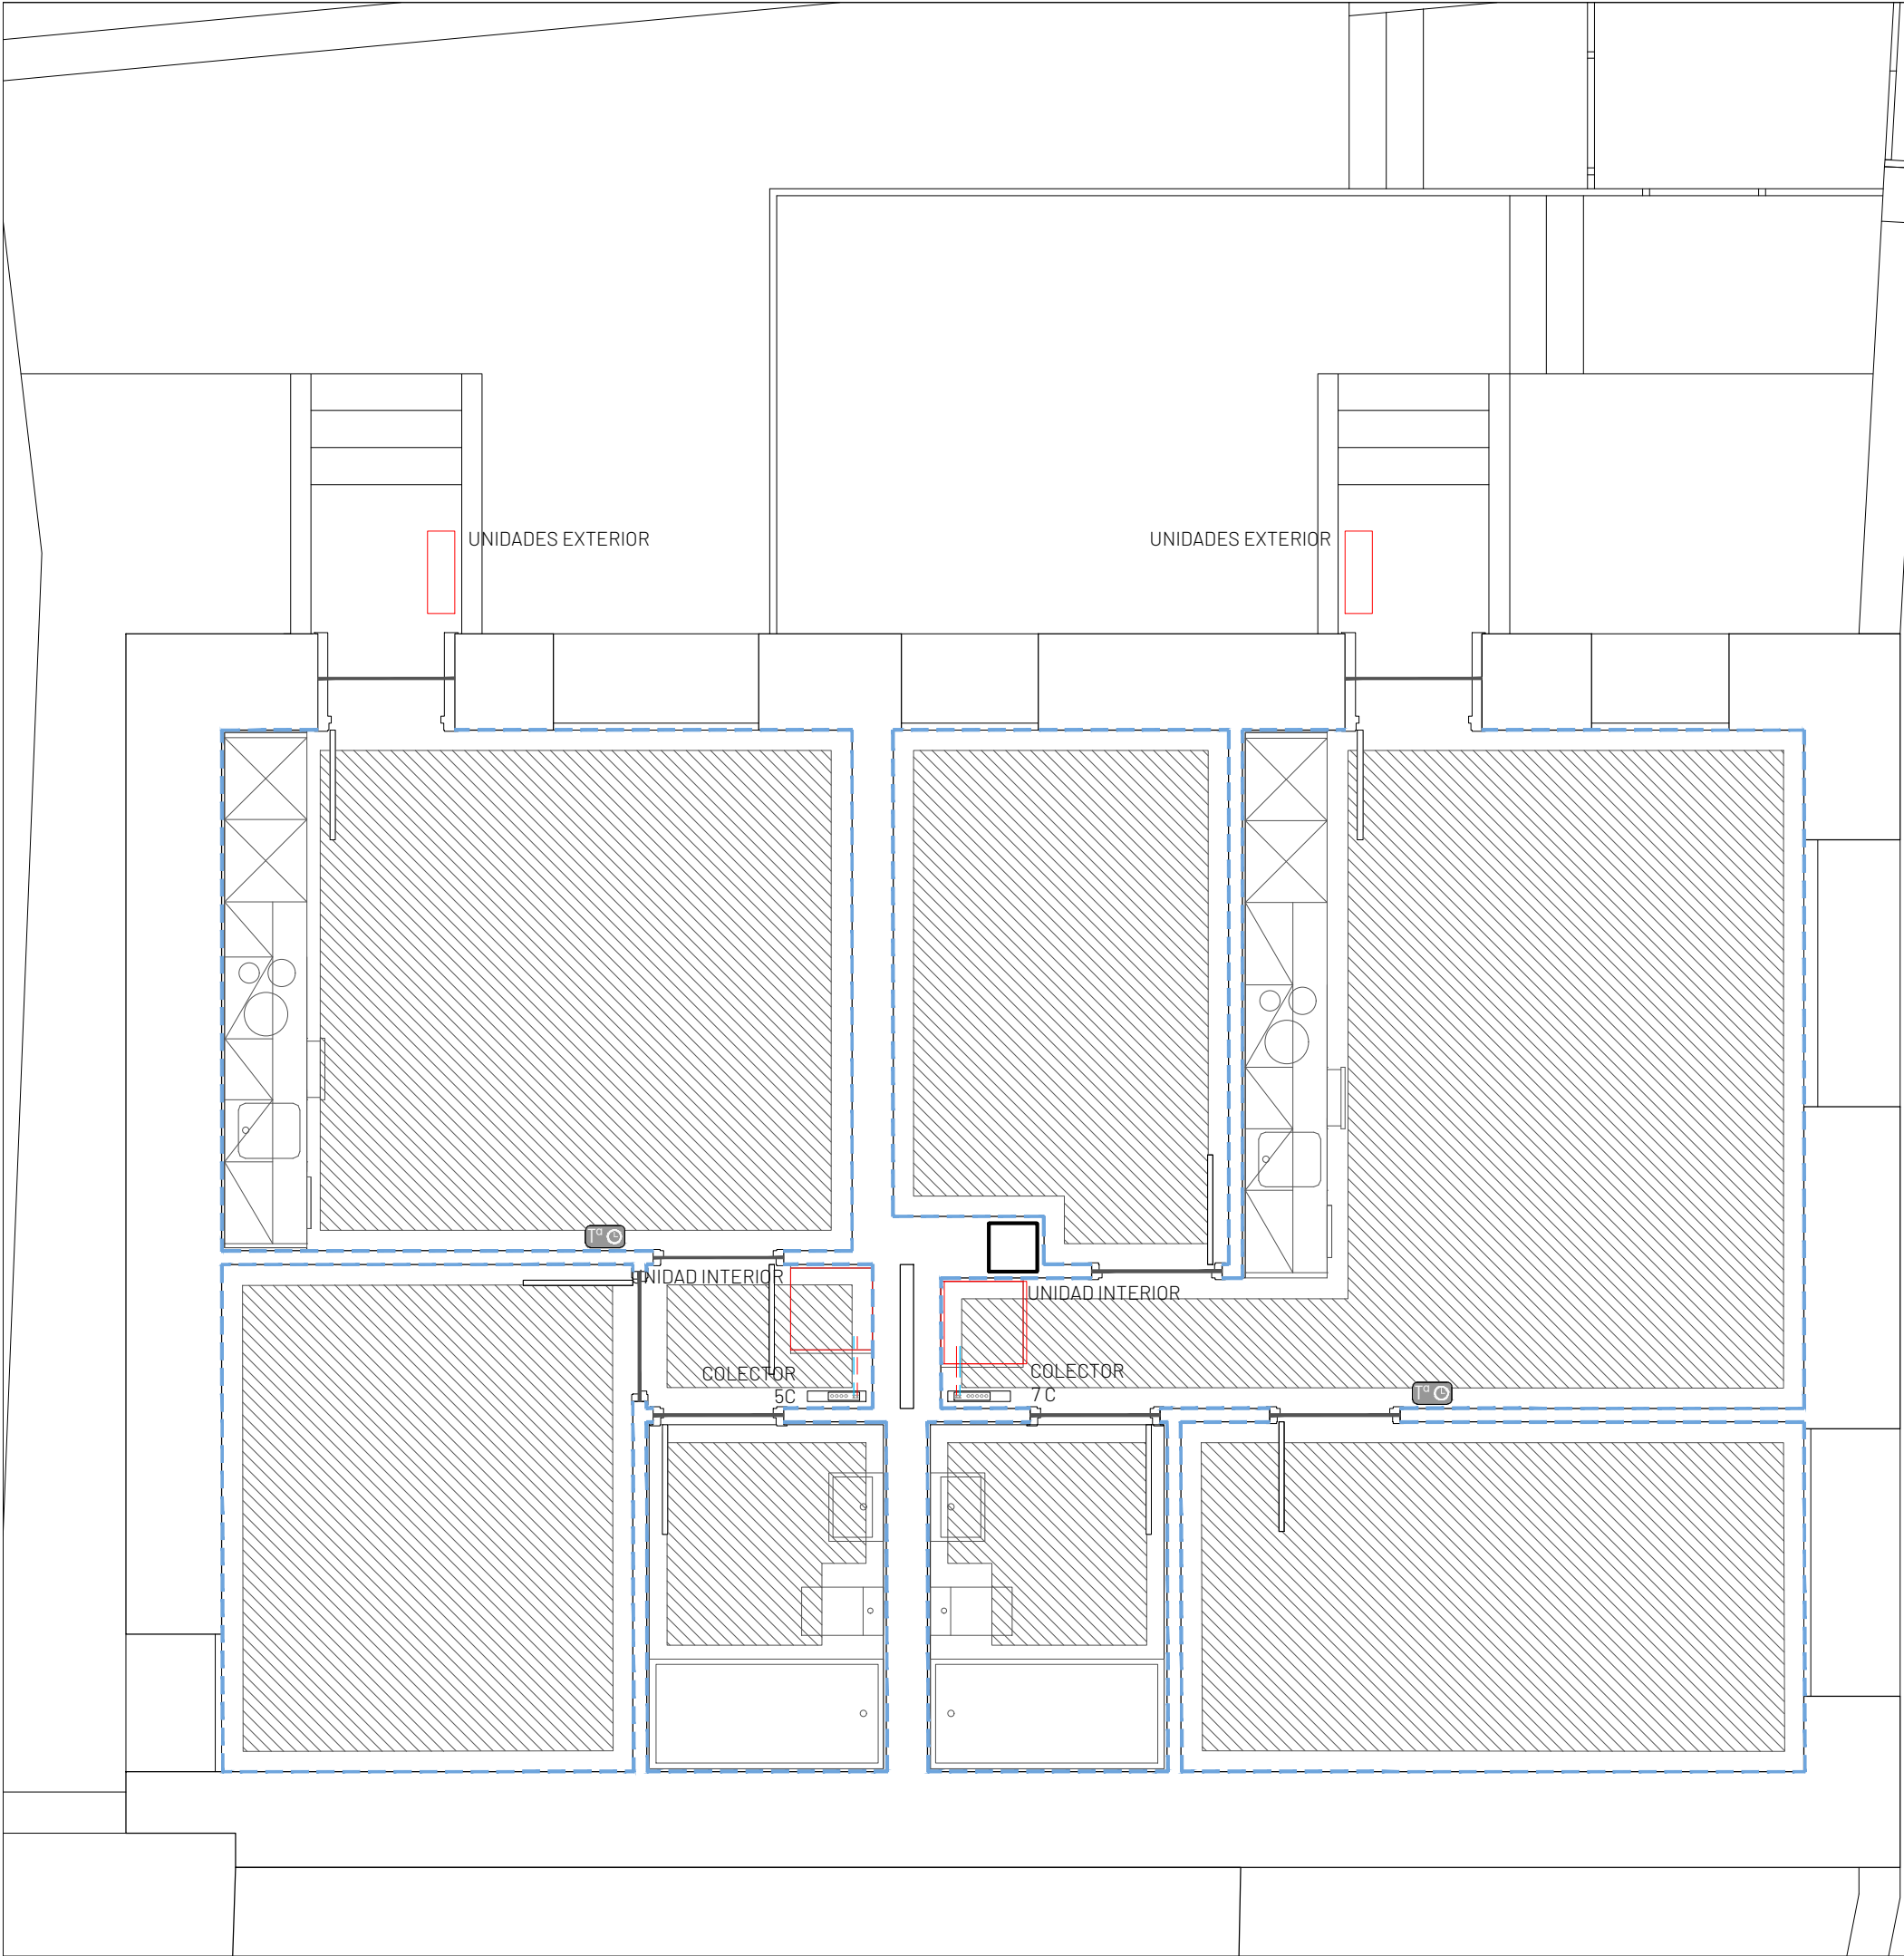

LEYENDA DE CALEFACCIÓN POR SUELO RADIANTE

COLECTOR RADIADORES FORMADO POR:
- COLECTOR DE ACERO INOXIDABLE WAFT
- ARMARIO EMPOTRABLE CHAPA LACADA BLANCA

ENLACE AEROTERMIA-COLECTOR CON TUBERÍA MC25 mm.
(CON AISLAMIENTO INCLUIDO)

BANDA PERIMETRAL

JUNTA ELASTICA PUERTAS

SISTEMA SUELO RADIANTE
- LAMINA ANTI-IMPACTO
- PLACA DE TETONES TERMOCONFORMADA
- TUBO MULTICAPA
- MORTERO CON ADHESIVO SIKAMENT

CRONOTERMOSTATO SEMANAL

PREVISIÓN AIRE ACONDICIONADO

Conjunto de recintos	Armario de colectores	Circuito	Trazado	Separación entre tuberías (cm)	S (m ²)	q calefacción (kcal/(h·m ²))	Longitud máxima (m)	Longitud real (m)
VIV1	CC 1	C 1	Espiral	15.0	11.74	41.2	240.0	81.5
		C 2	Doble serpentin	10.0	4.55	44.7		46.9
		C 3	Espiral	10.0	4.55	51.7		54.7
		C 4	Espiral	15.0	12.39	37.9		86.1
		C 5	Espiral	10.0	1.33	51.7		14.4
VIV2	CC 1	C 1	Doble serpentin	10.0	4.55	44.8	240.0	47.0
		C 2	Espiral	15.0	9.33	49.0		78.8
		C 3	Doble serpentin	20.0	4.78	44.4		37.8
		C 4	Doble serpentin	15.0	14.33	45.1		101.4
		C 5	Espiral	15.0	11.96	45.6		84.2
Abreviaturas utilizadas								
S	Superficie del recinto			q refrigeración	Densidad de flujo térmico para refrigeración			
q calefacción	Densidad de flujo térmico para calefacción							

Conjunto de recintos	Armario de colectores	Circuito	θ_v calefacción (°C)	θ_R calefacción (°C)	P_{inst} calefacción (kcal/h)	P_{req} calefacción (kcal/h)
VIV1	CC 1	C 1	31.3	27.1	483.5	483.5
		C 2		26.3	203.4	203.4
		C 3		28.3	235.5	636.4
		C 4		26.1	470.3	470.3
		C 5		28.3	68.6	185.5
VIV2	CC 1	C 1	33.2	25.3	203.7	203.4
		C 2		28.2	456.9	456.9
		C 3		28.9	212.3	215.7
		C 4		27.0	646.7	646.5
		C 5		27.2	545.7	545.6
Abreviaturas utilizadas						
θ_v calefacción	Temperatura de impulsión calefacción			θ_v refrigeración	Temperatura de impulsión refrigeración	
θ_R calefacción	Temperatura de retorno calefacción			θ_R refrigeración	Temperatura de retorno refrigeración	
P_{inst} calefacción	Potencia instalada de calefacción			P_{inst} refrigeración	Potencia instalada de refrigeración	
P_{req} calefacción	Potencia requerida de calefacción			P_{req} refrigeración	Potencia requerida de refrigeración	

proyecto:

REHABILITACIÓN DE EDIFICIO MUNICIPAL:
SEGREGACIÓN DE UNA A DOS VIVIENDAS

ubicación:

c/ LA FUENTE 98 - BAQUEDANO

población:

AMESCOA BAJA - NAVARRA

plano:

CALEFACCIÓN
PLANTA PRIMERA

escala:

1/50

fecha:

MARZO 2.022

código:

EJE

promotor:

CONCEJO DE BAQUEDANO
c/ LA FUENTE - BAQUEDANO
AMESCOA BAJA - NAVARRA

arquitectos:

Fermín Echeverría Oroz

número:

1.07

revisión:

00


EIPA S.L.

c/ Ronda de las Ventas 8, 1ºB - 31600 - Burlada - Navarra
tel: 948.13.06.91 - fax: 948.38.22.38 - eipa@eipa.es

COLEGIO OFICIAL DE ARQUITECTOS VASCO-NAVARRO
EUSKAL HERRIKO ARKITEKTOEN ELKARGO OFIZIALA
NAVARRA VISADO
NAVARRA BISATUA


N2010A2163
11/03/2022

E87353322C
VERIFICABLE EN <http://www.coam.org/verificabon>

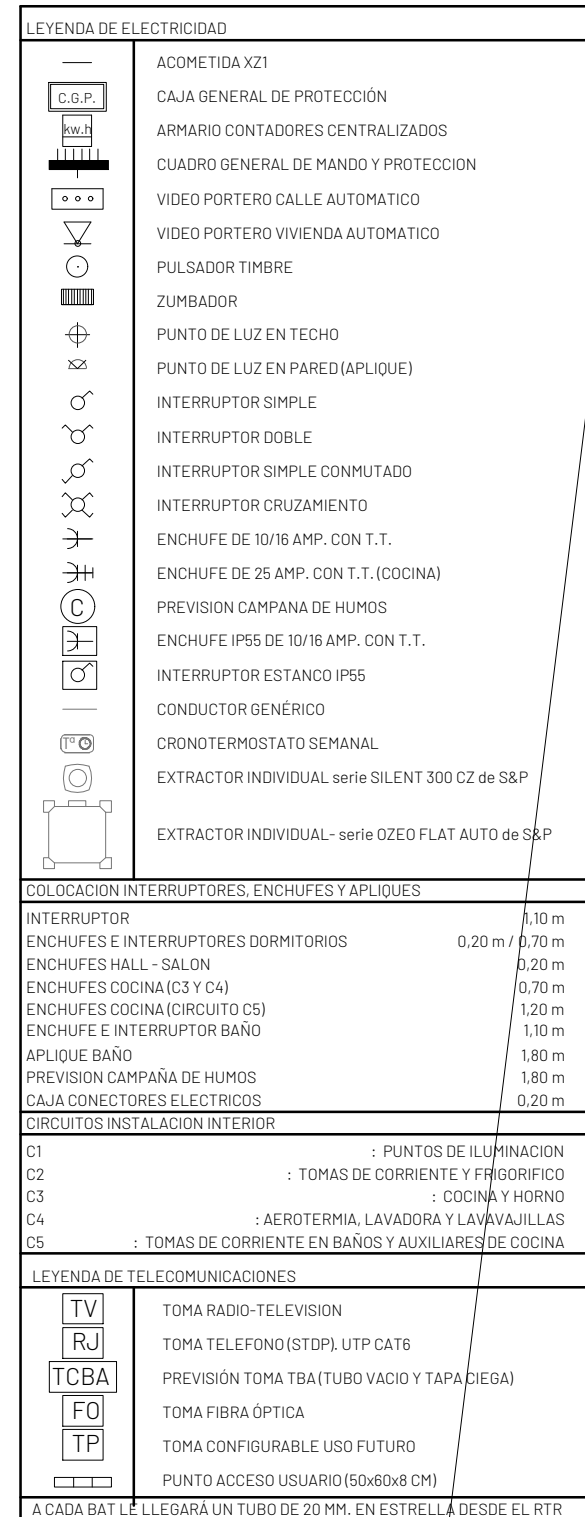

arquitectos:	número:	revisión:
Fermín Echeverría Oroz	1.08	00
EIPA S.L. c/ Ronda de las Ventas 8, 1ºB - 31600 - Burlada - Navarra tel: 948.13.06.91 - fax: 948.38.22.38 - eipa@eipa.es		

CUADRO VIVIENDA

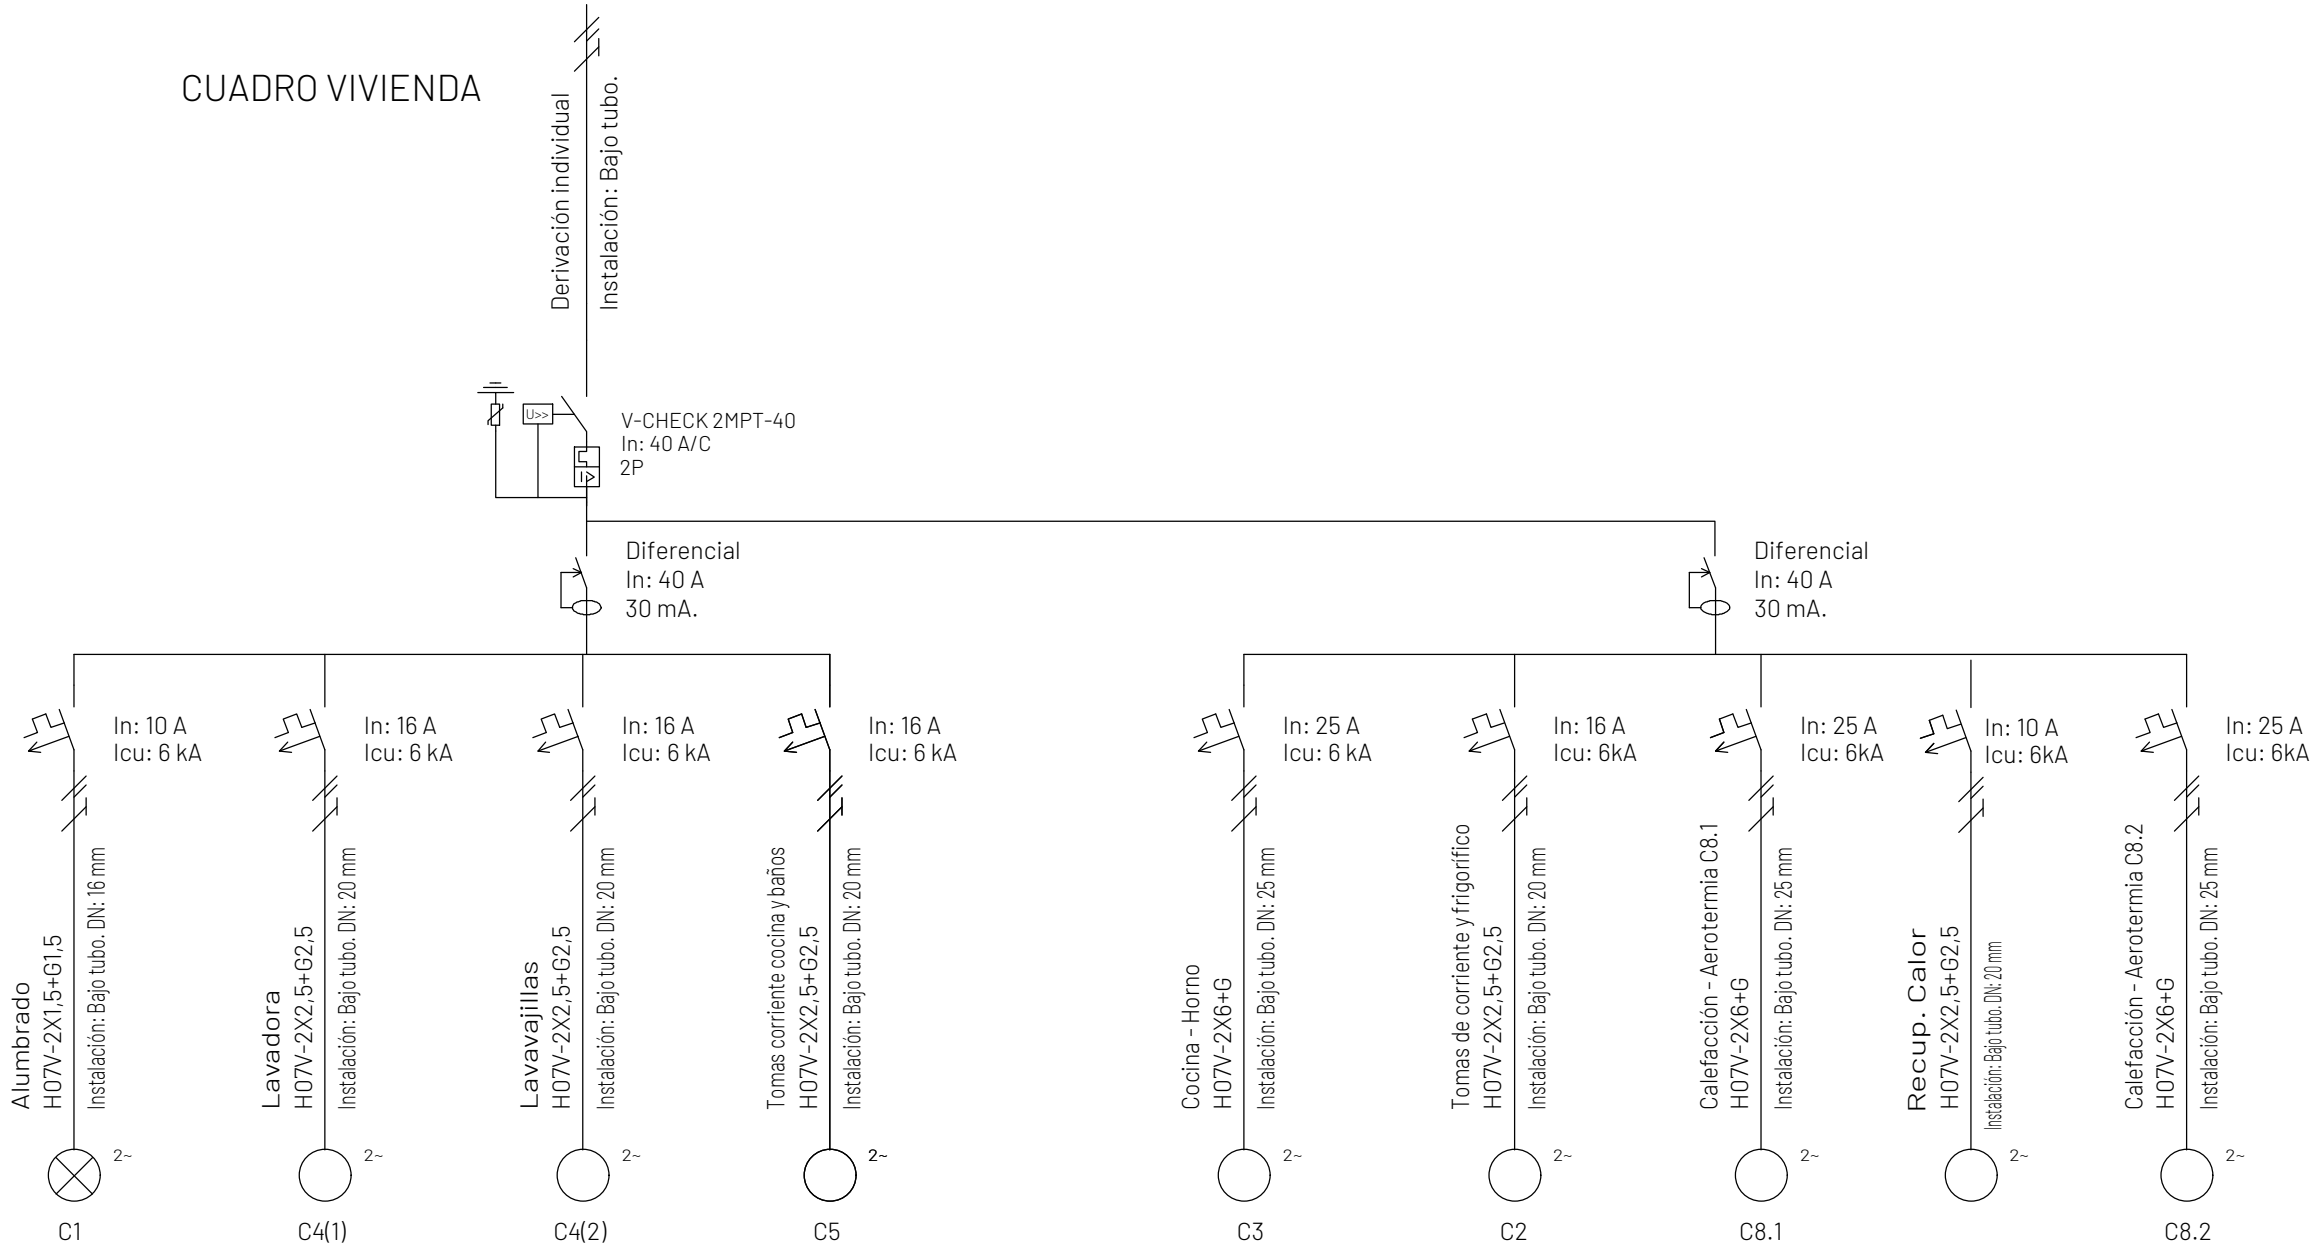

proyecto:		REHABILITACIÓN DE EDIFICIO MUNICIPAL: SEGREGACIÓN DE UNA A DOS VIVIENDAS	
ubicación:		c/ LA FUENTE 98 - BAQUEDANO	
población:		AMESCOA BAJA - NAVARRA	código:
plano:		ELECTRICIDAD	EJE
escala:		SE	
promotor:		CONCEJO DE BAQUEDANO c/ LA FUENTE - BAQUEDANO AMESCOA BAJA - NAVARRA	
arquitectos:		FECHA: MARZO 2.022	número:
Fermín Echeverría Oroz			revisión:
EIPA S.L.			1.09 00
c/ Ronda de las Ventas 8, 1ºB - 31600 - Burlada - Navarra tel: 948.13.06.91 - fax: 948.38.22.38 - eipa@eipa.es			

COAVN

COLEGIO OFICIAL DE ARQUITECTOS VASCO-NAVARRO
EUSKAL HERRIKO ARKITEKTOEN ELKARGO OFIZIALA
NAVARRA VISADO
NAVARRA BISATUA

E87353322C
VERIFICABLE EN <http://www.coavn.org/verificacion>

N2010A2163
11/03/2022