



SITUACIÓN

ESCALA 1/700.000

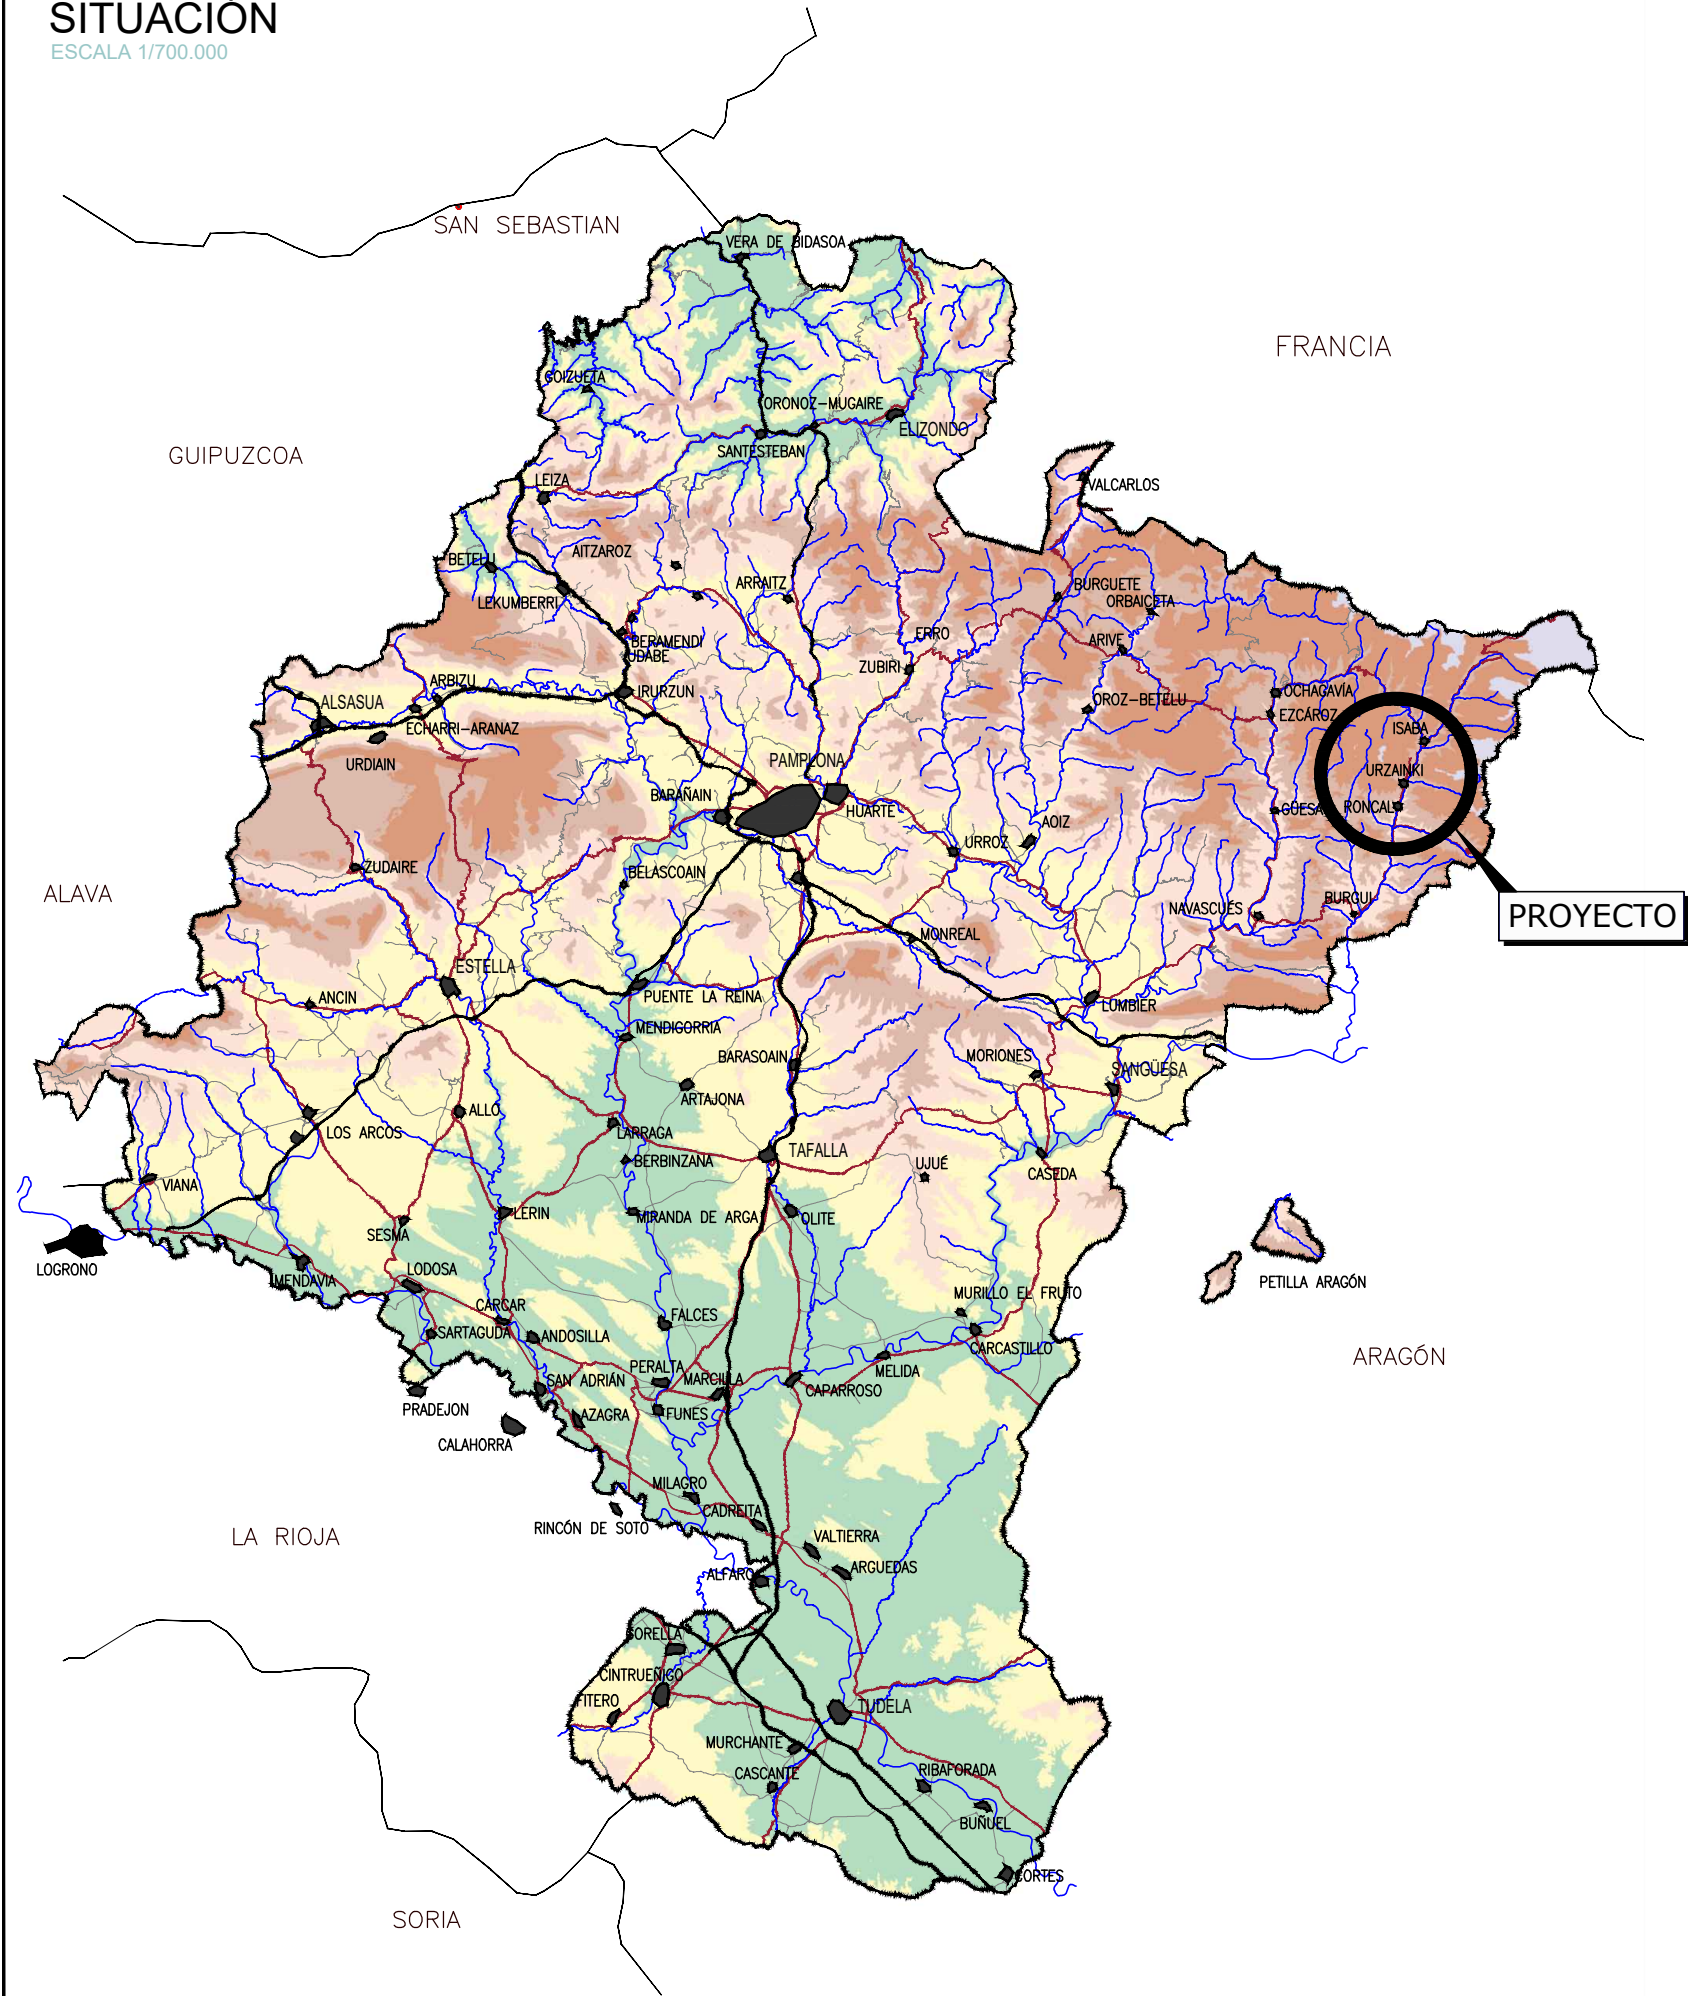


LOCALIZACIÓN

ESCALA 1/75.000

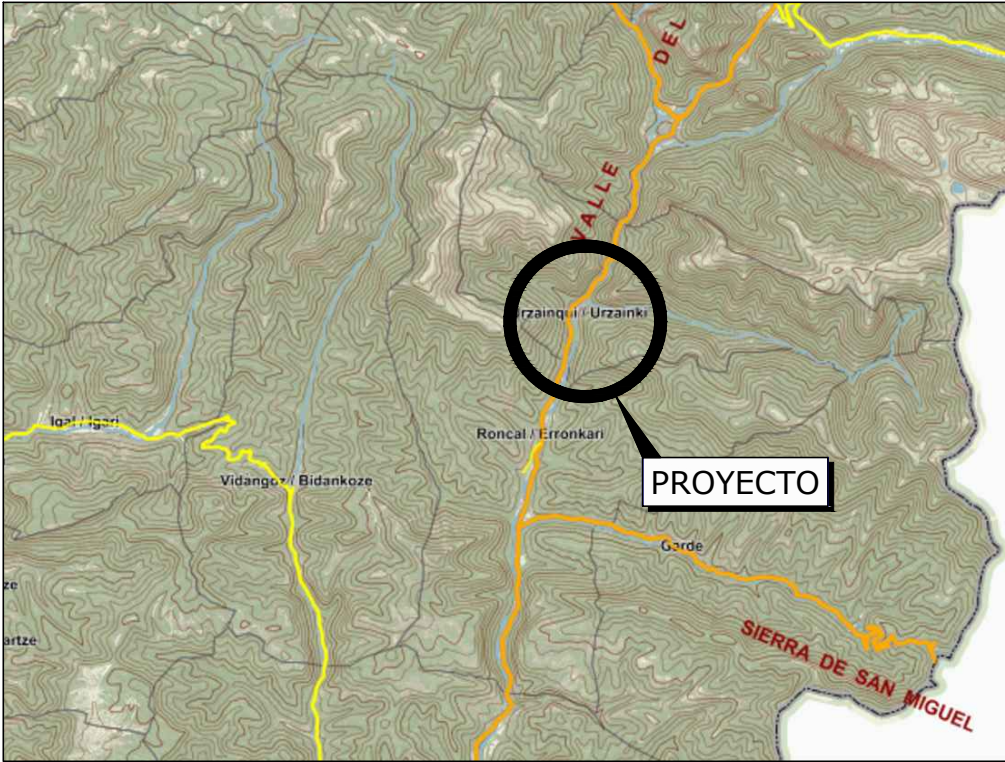


ÍNDICE DE PLANOS

1.- SITUACIÓN E ÍNDICE	1
2.- EMPLAZAMIENTO	1
3.- TERRENO EXISTENTE	1
4.- PLANTA DEPOSITO EXISTENTE	1
5.- PLANTA PROYECTADA	1
6.- MOVIMIENTO DE TIERRAS	4
6.1 PLANTA (1)	
6.2 TRANSVERSALES (3)	
7.- CIMENTACIÓN Y DRENAJE	1
8.- SECCIONES DE DEPOSITO	1
9.- ARMADURA	3
9.1 MUROS (1)	
9.2 SOLERA Y CUBIERTA (1)	
9.3 ARMADURA DE REFUERZO (1)	
10.- DETALLES DE JUNTA	1
11.- CUBIERTA	1
12.- CAMARA DE LLAVES	4
12.1 PLANTA Y ACCESOS (2)	
12.2 CONDUCCIÓN, ALUMBRADO Y CLORACIÓN (2)	
13.- ALZADOS	1
14.- SECCIONES TIPO Y DETALLES	2
TOTAL PLANOS	23

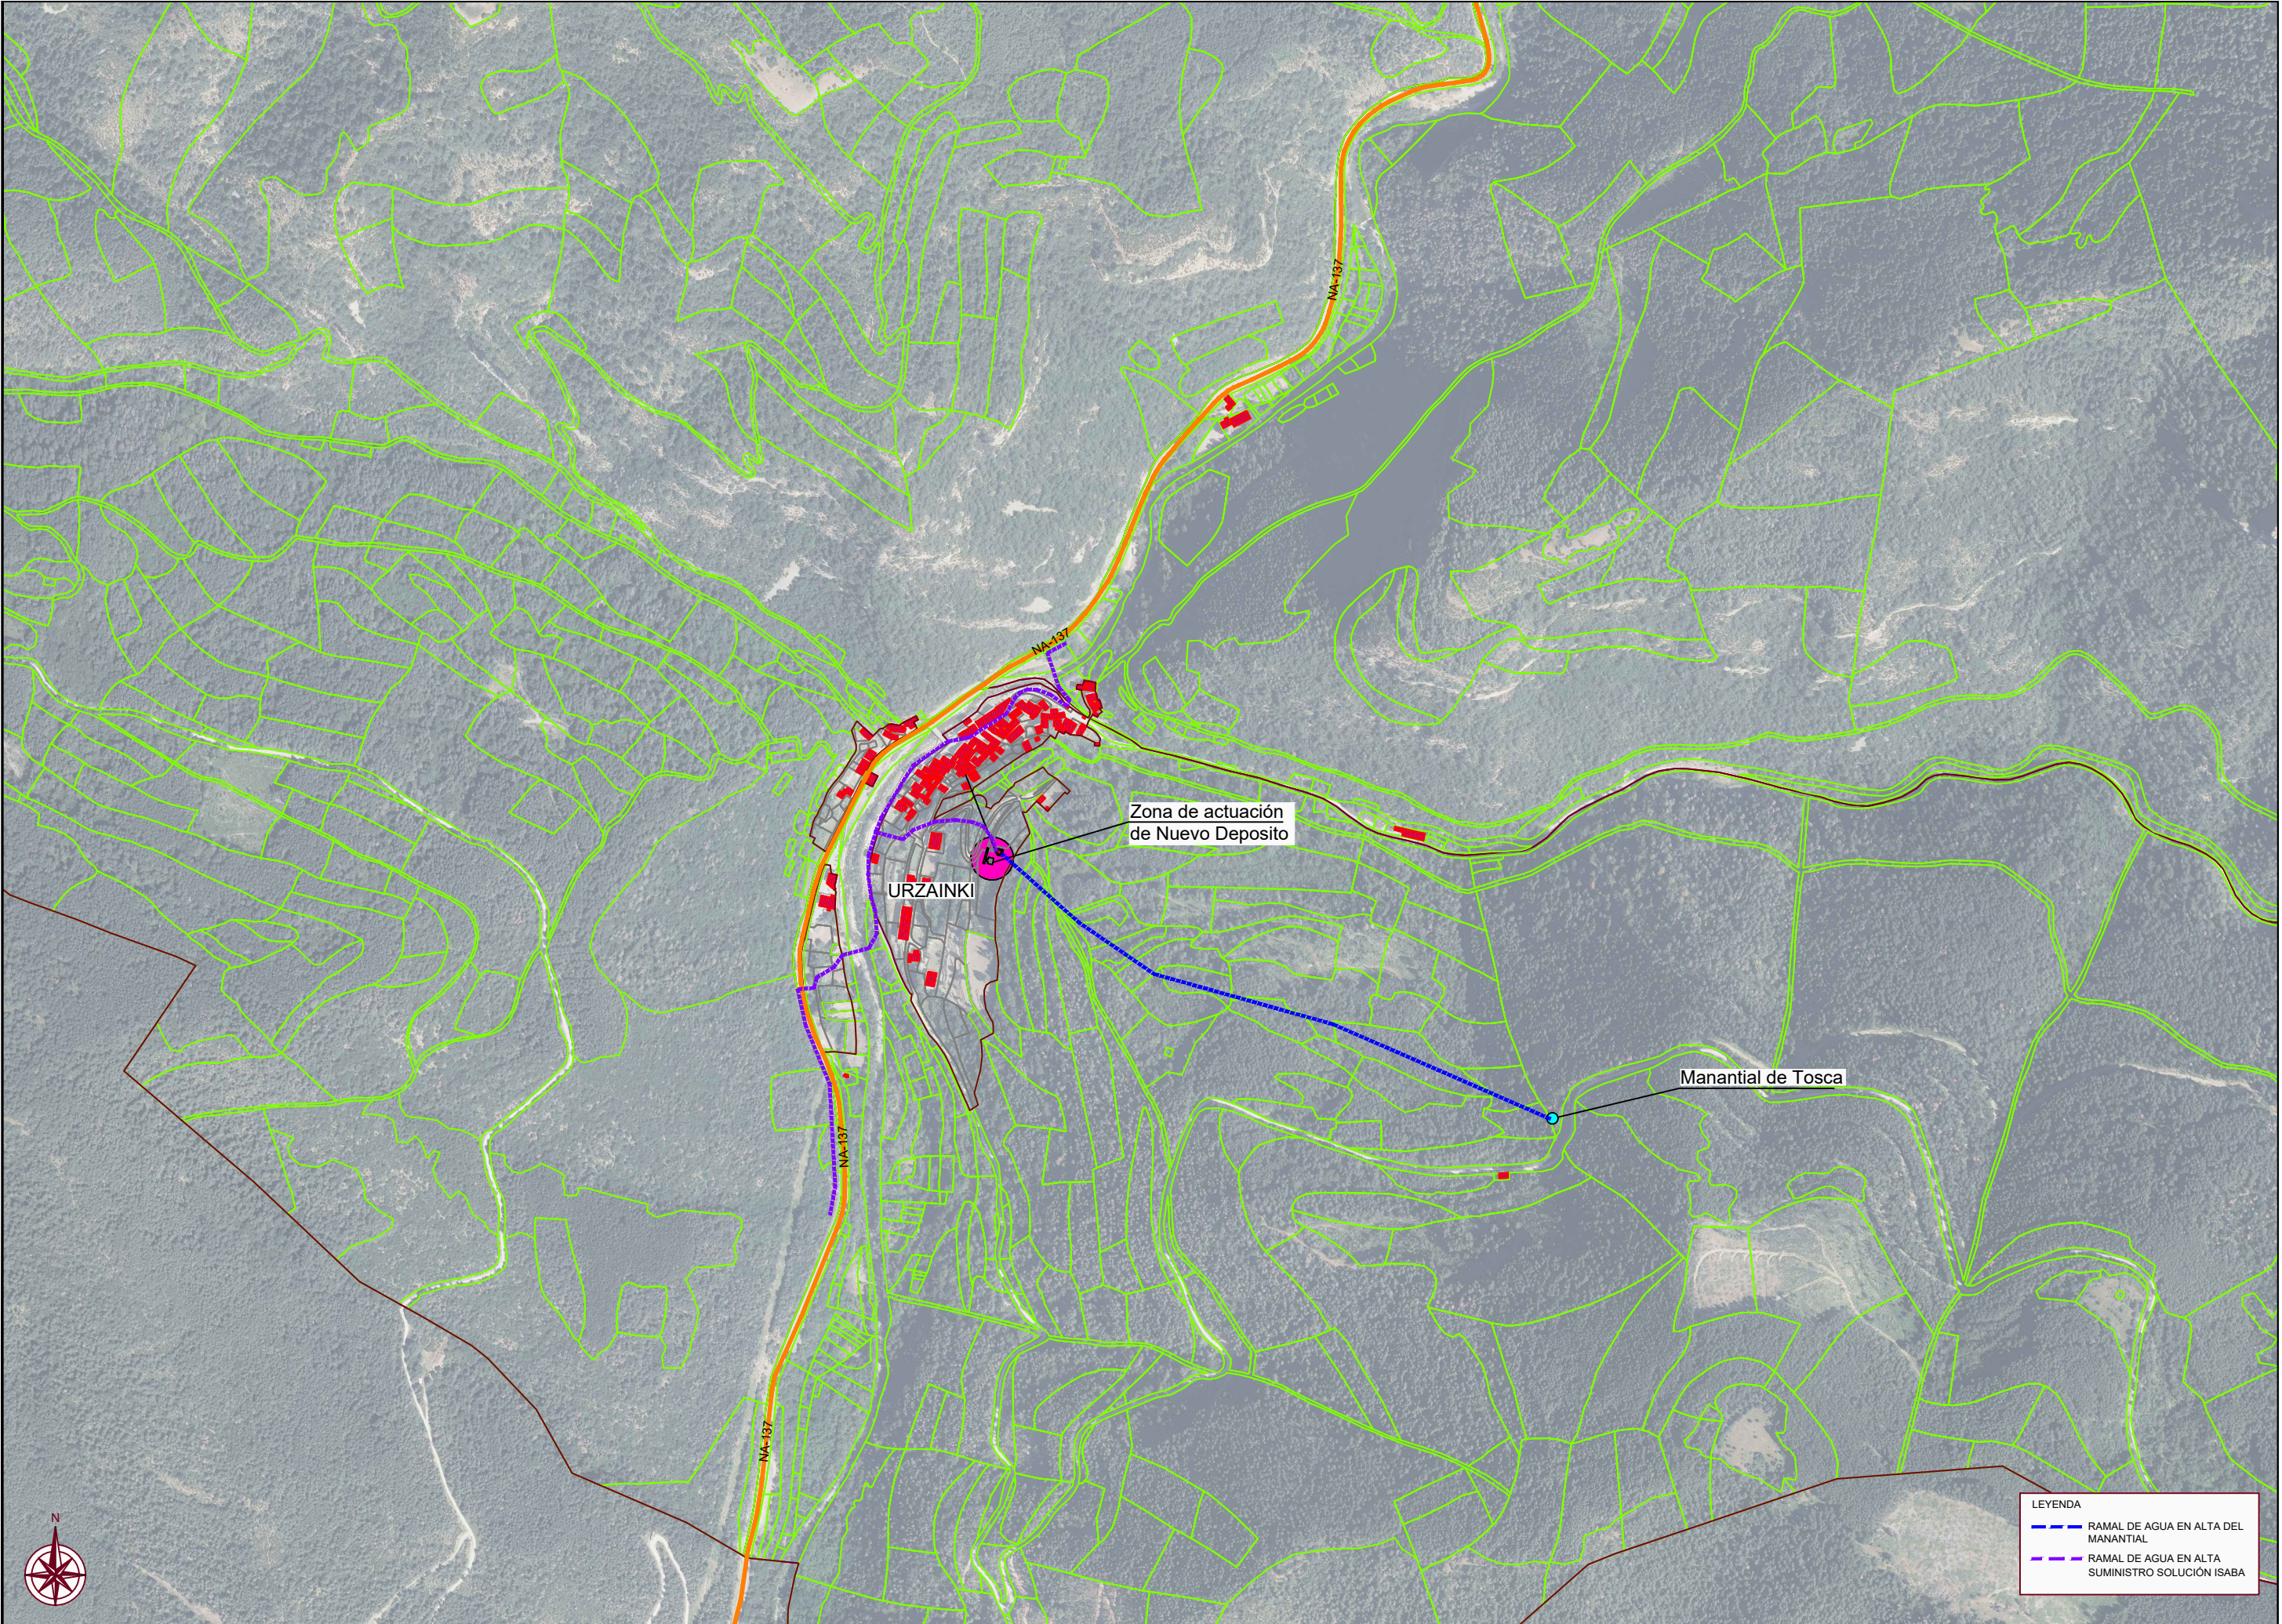



LEYENDA	
---	RAMAL DE AGUA EN ALTA DEL MANANTIAL
---	RAMAL DE AGUA EN ALTA SUMINISTRO SOLUCIÓN ISABA

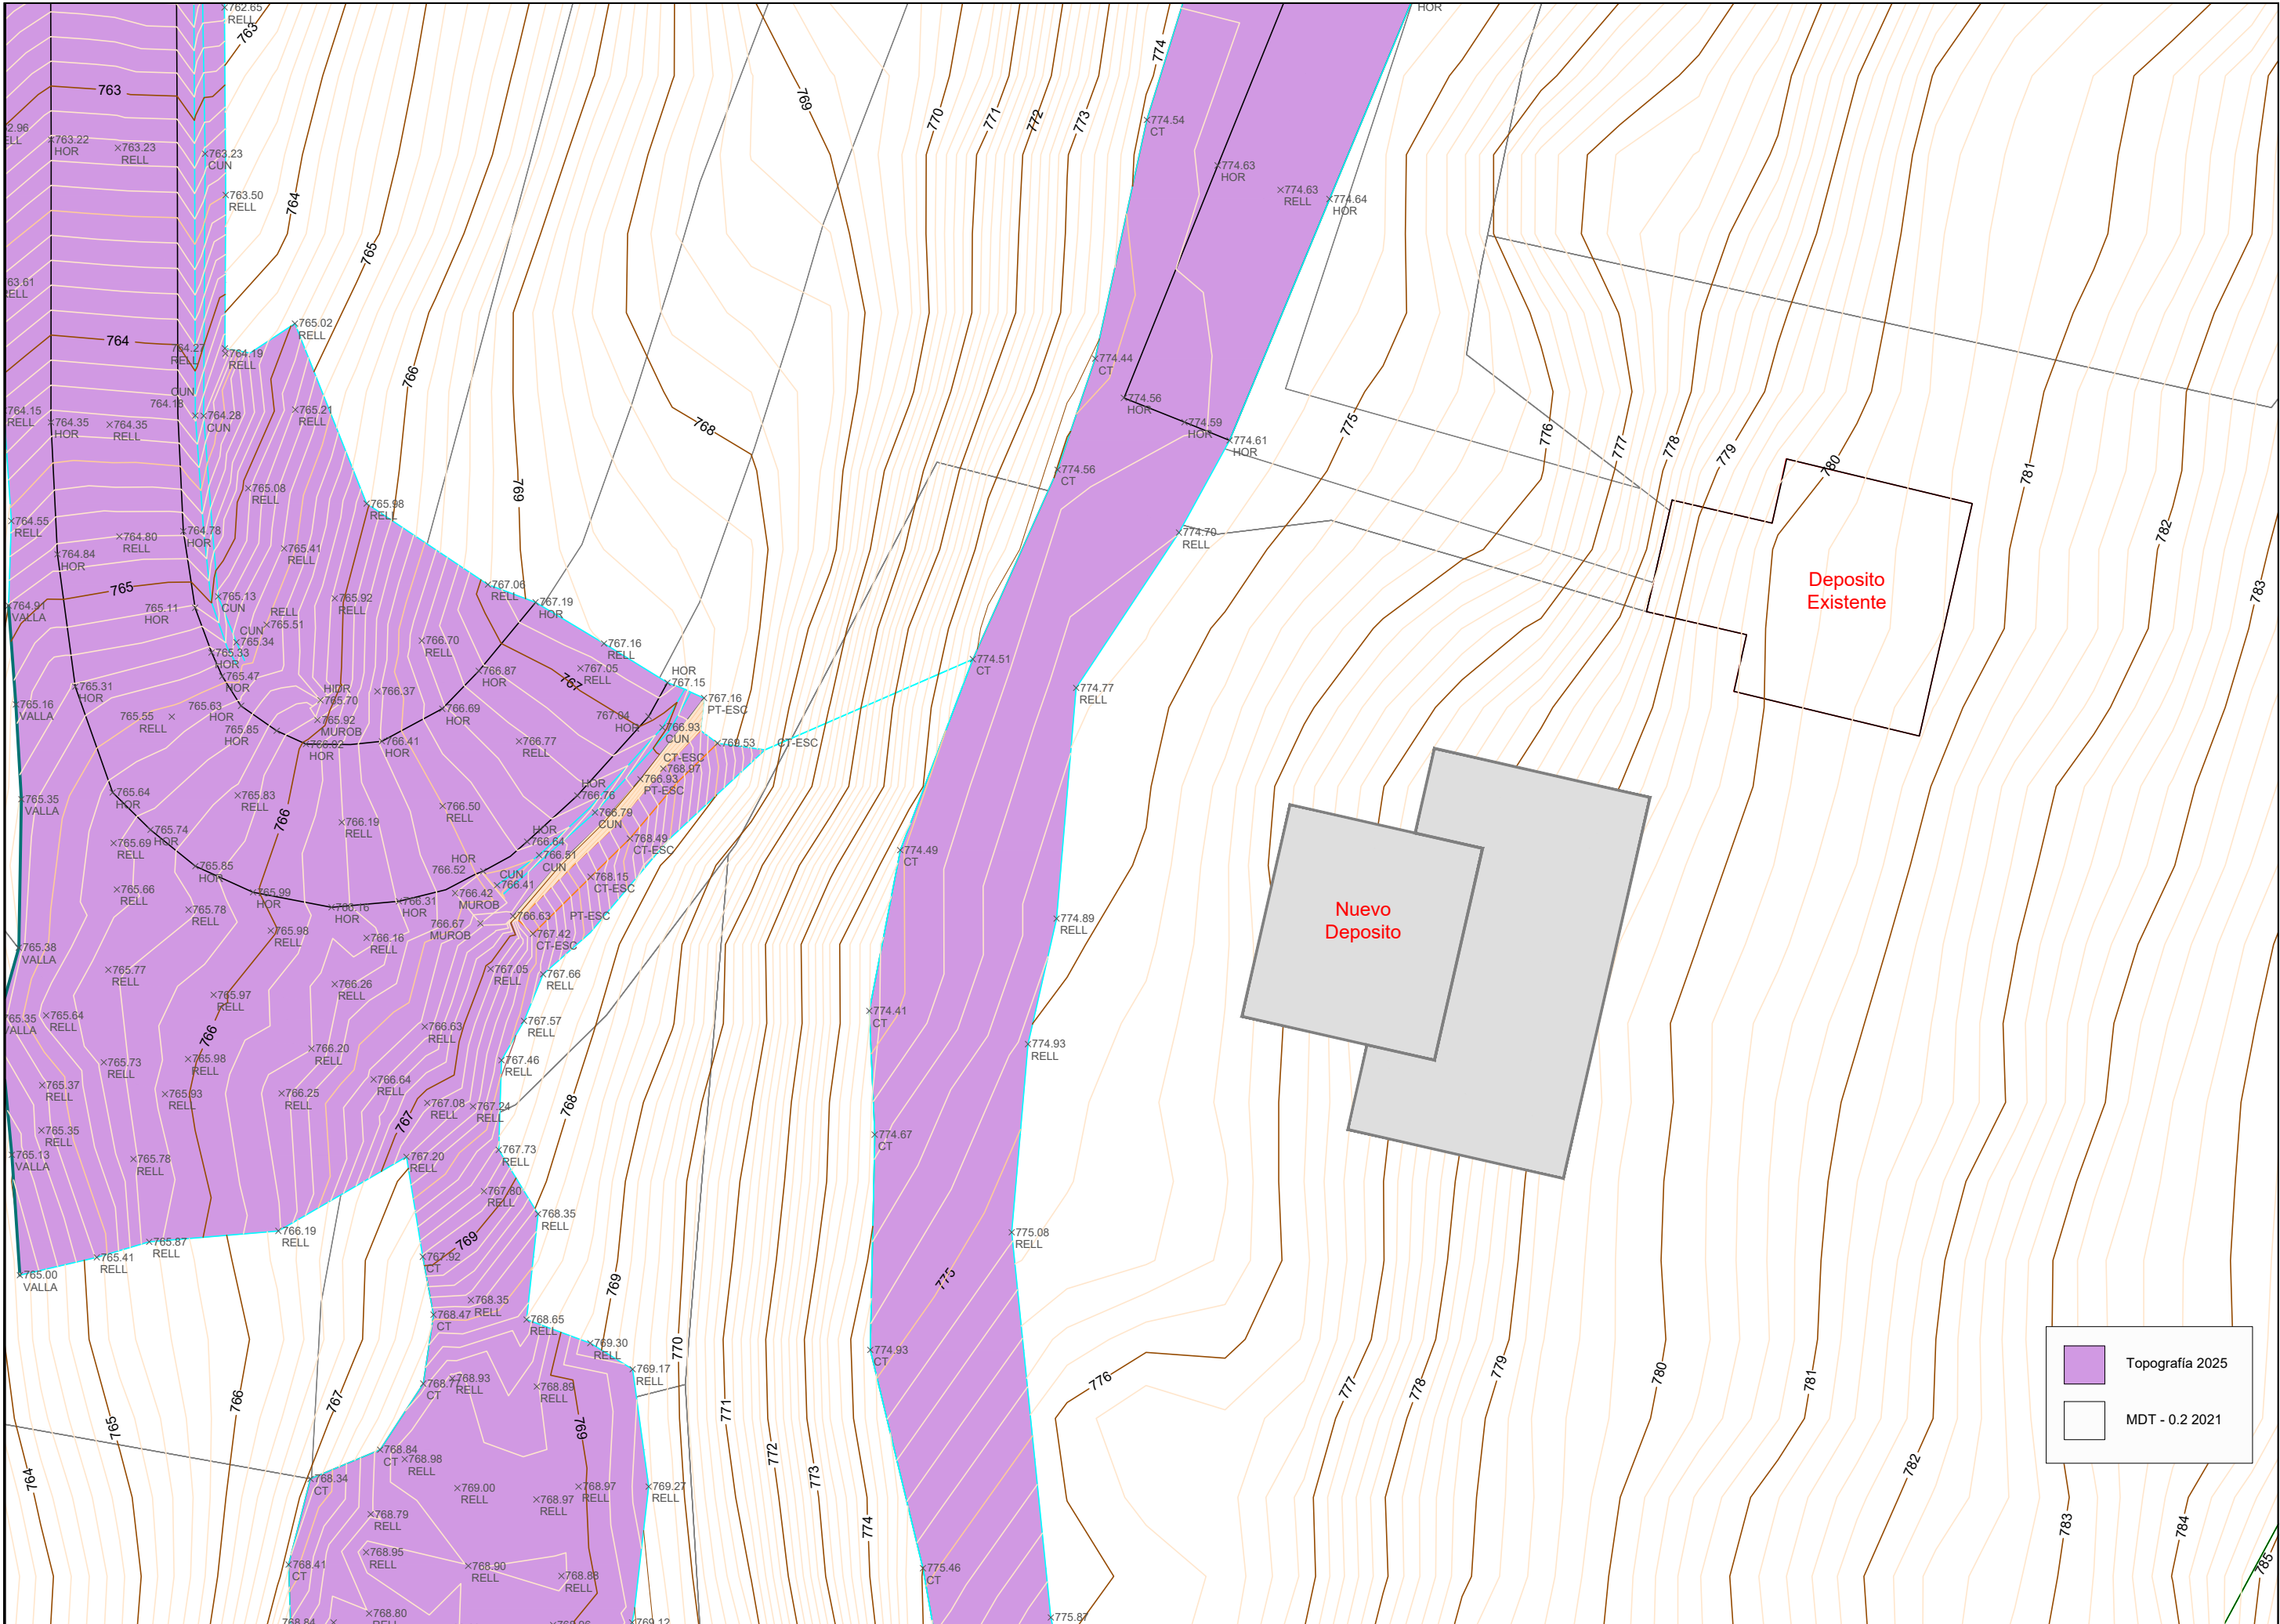


Topografia 2025

MDT - 0.2 2021

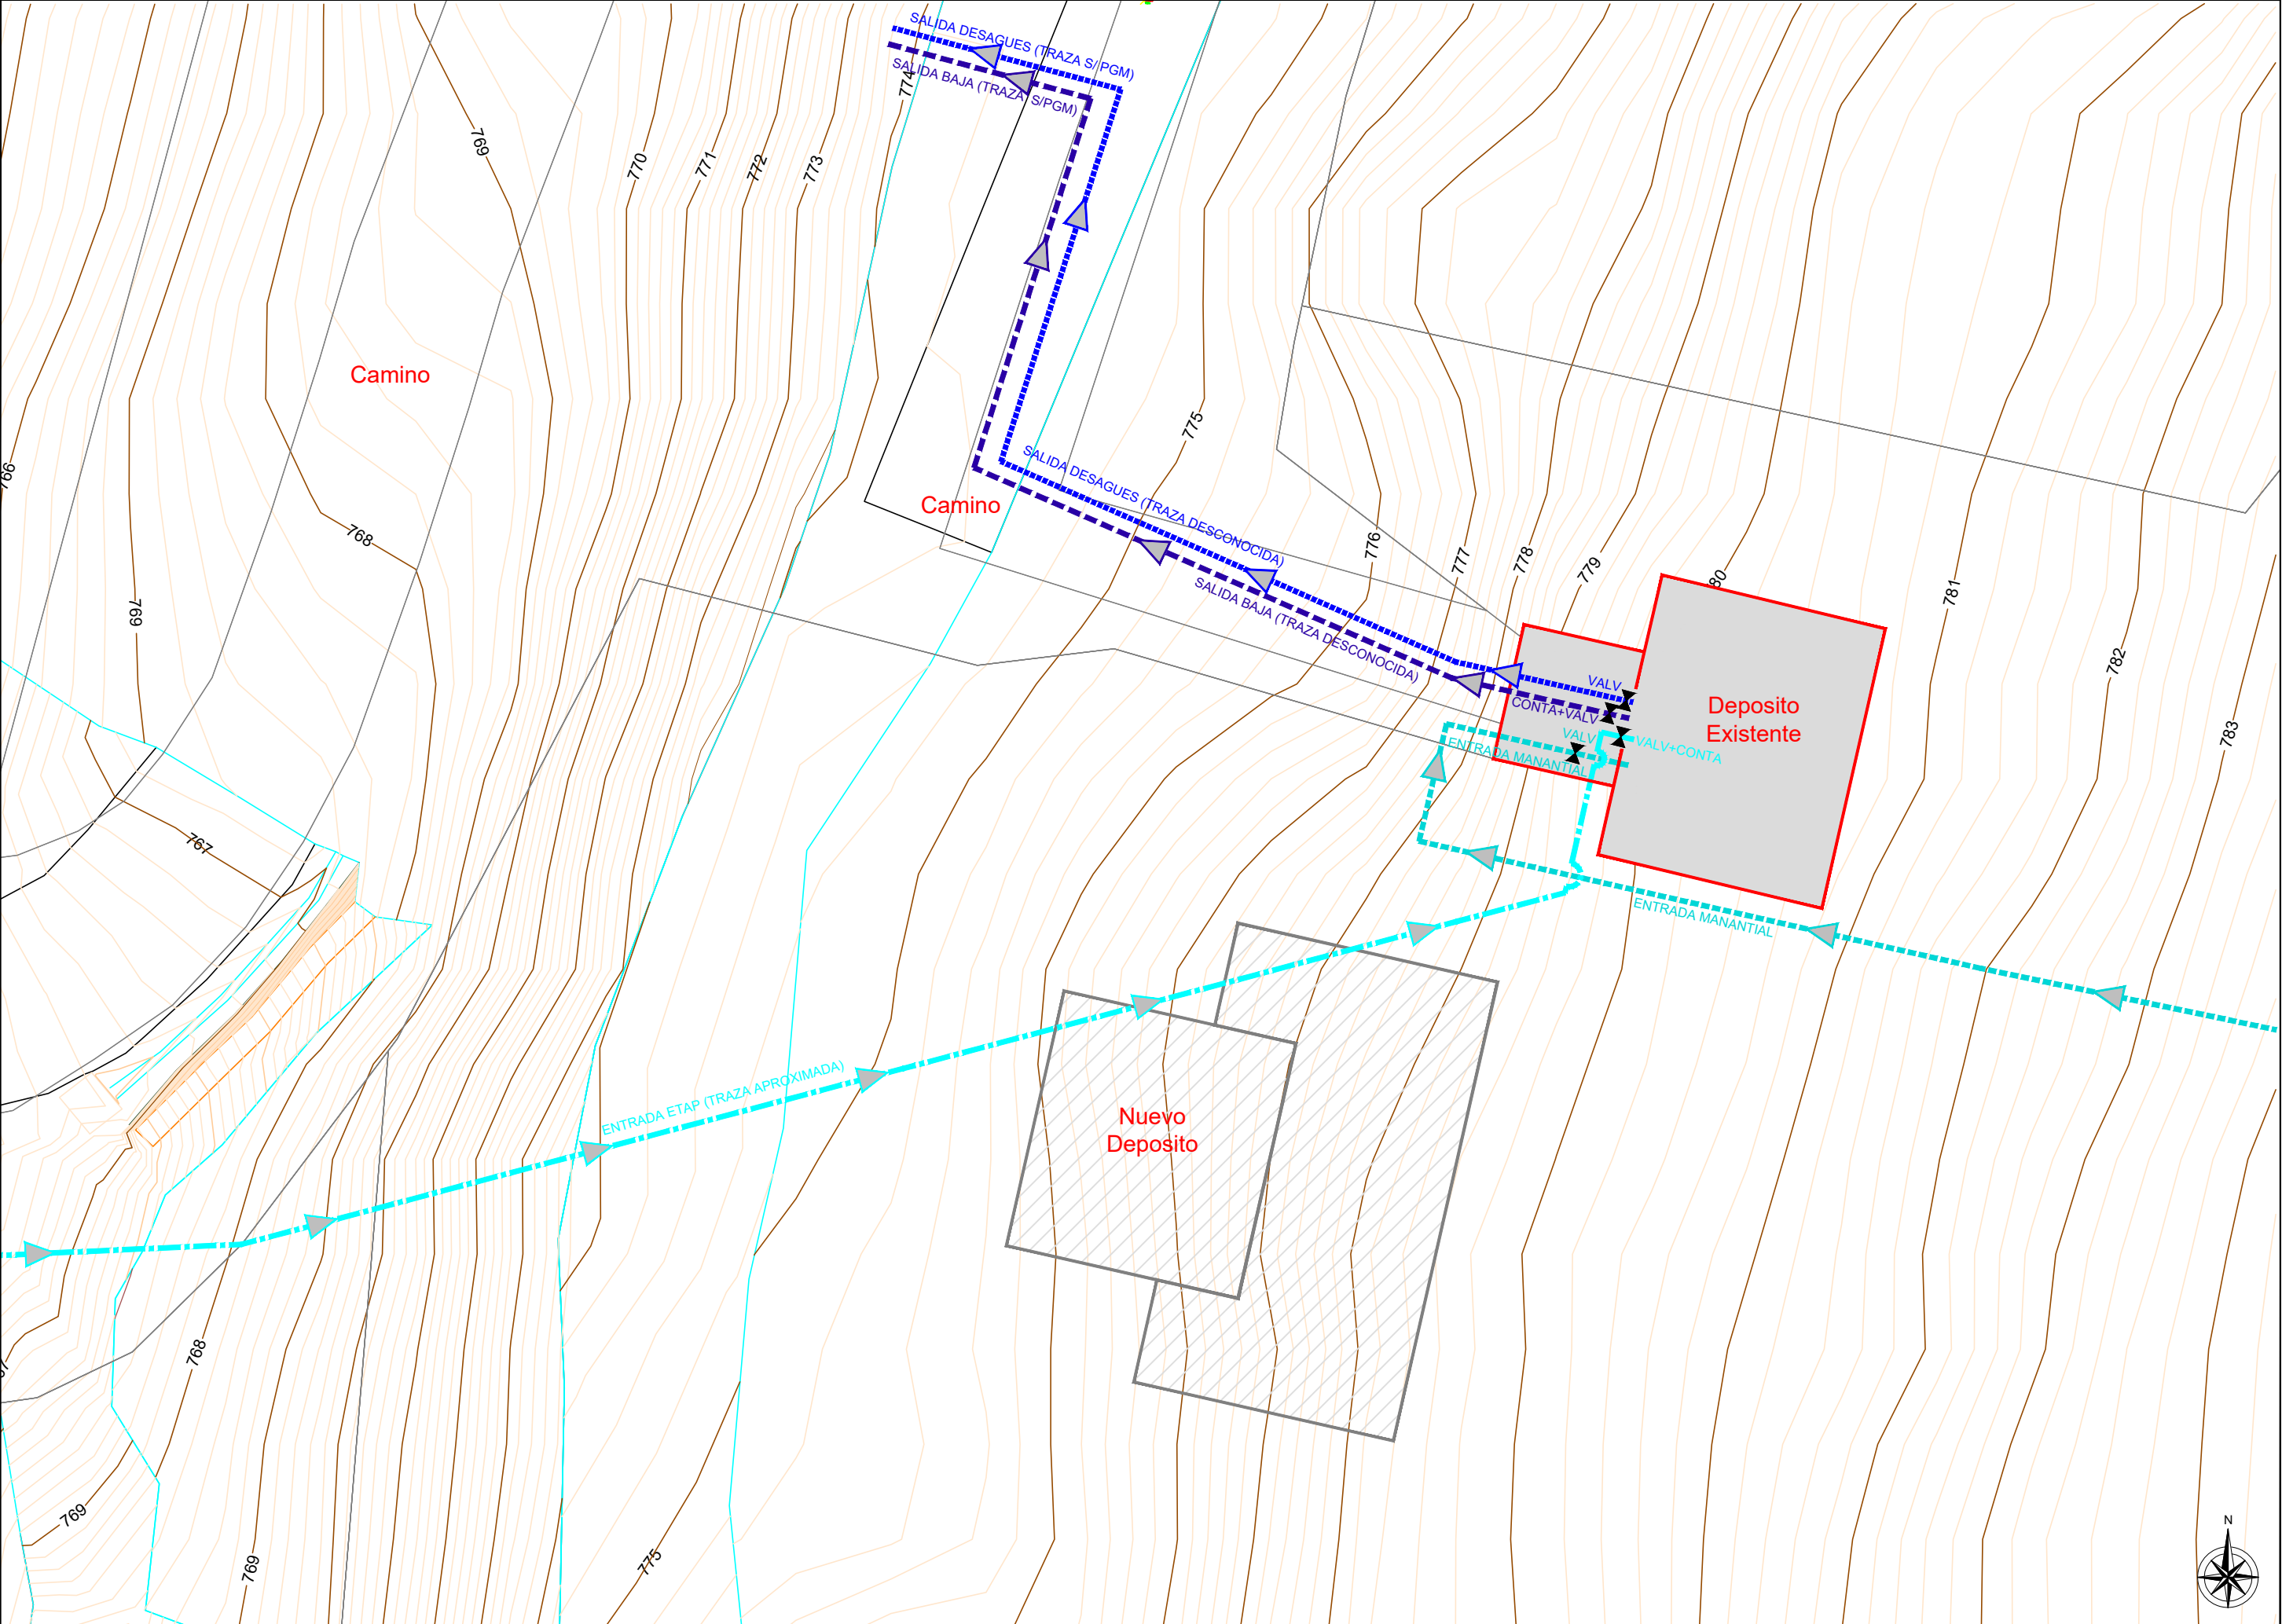


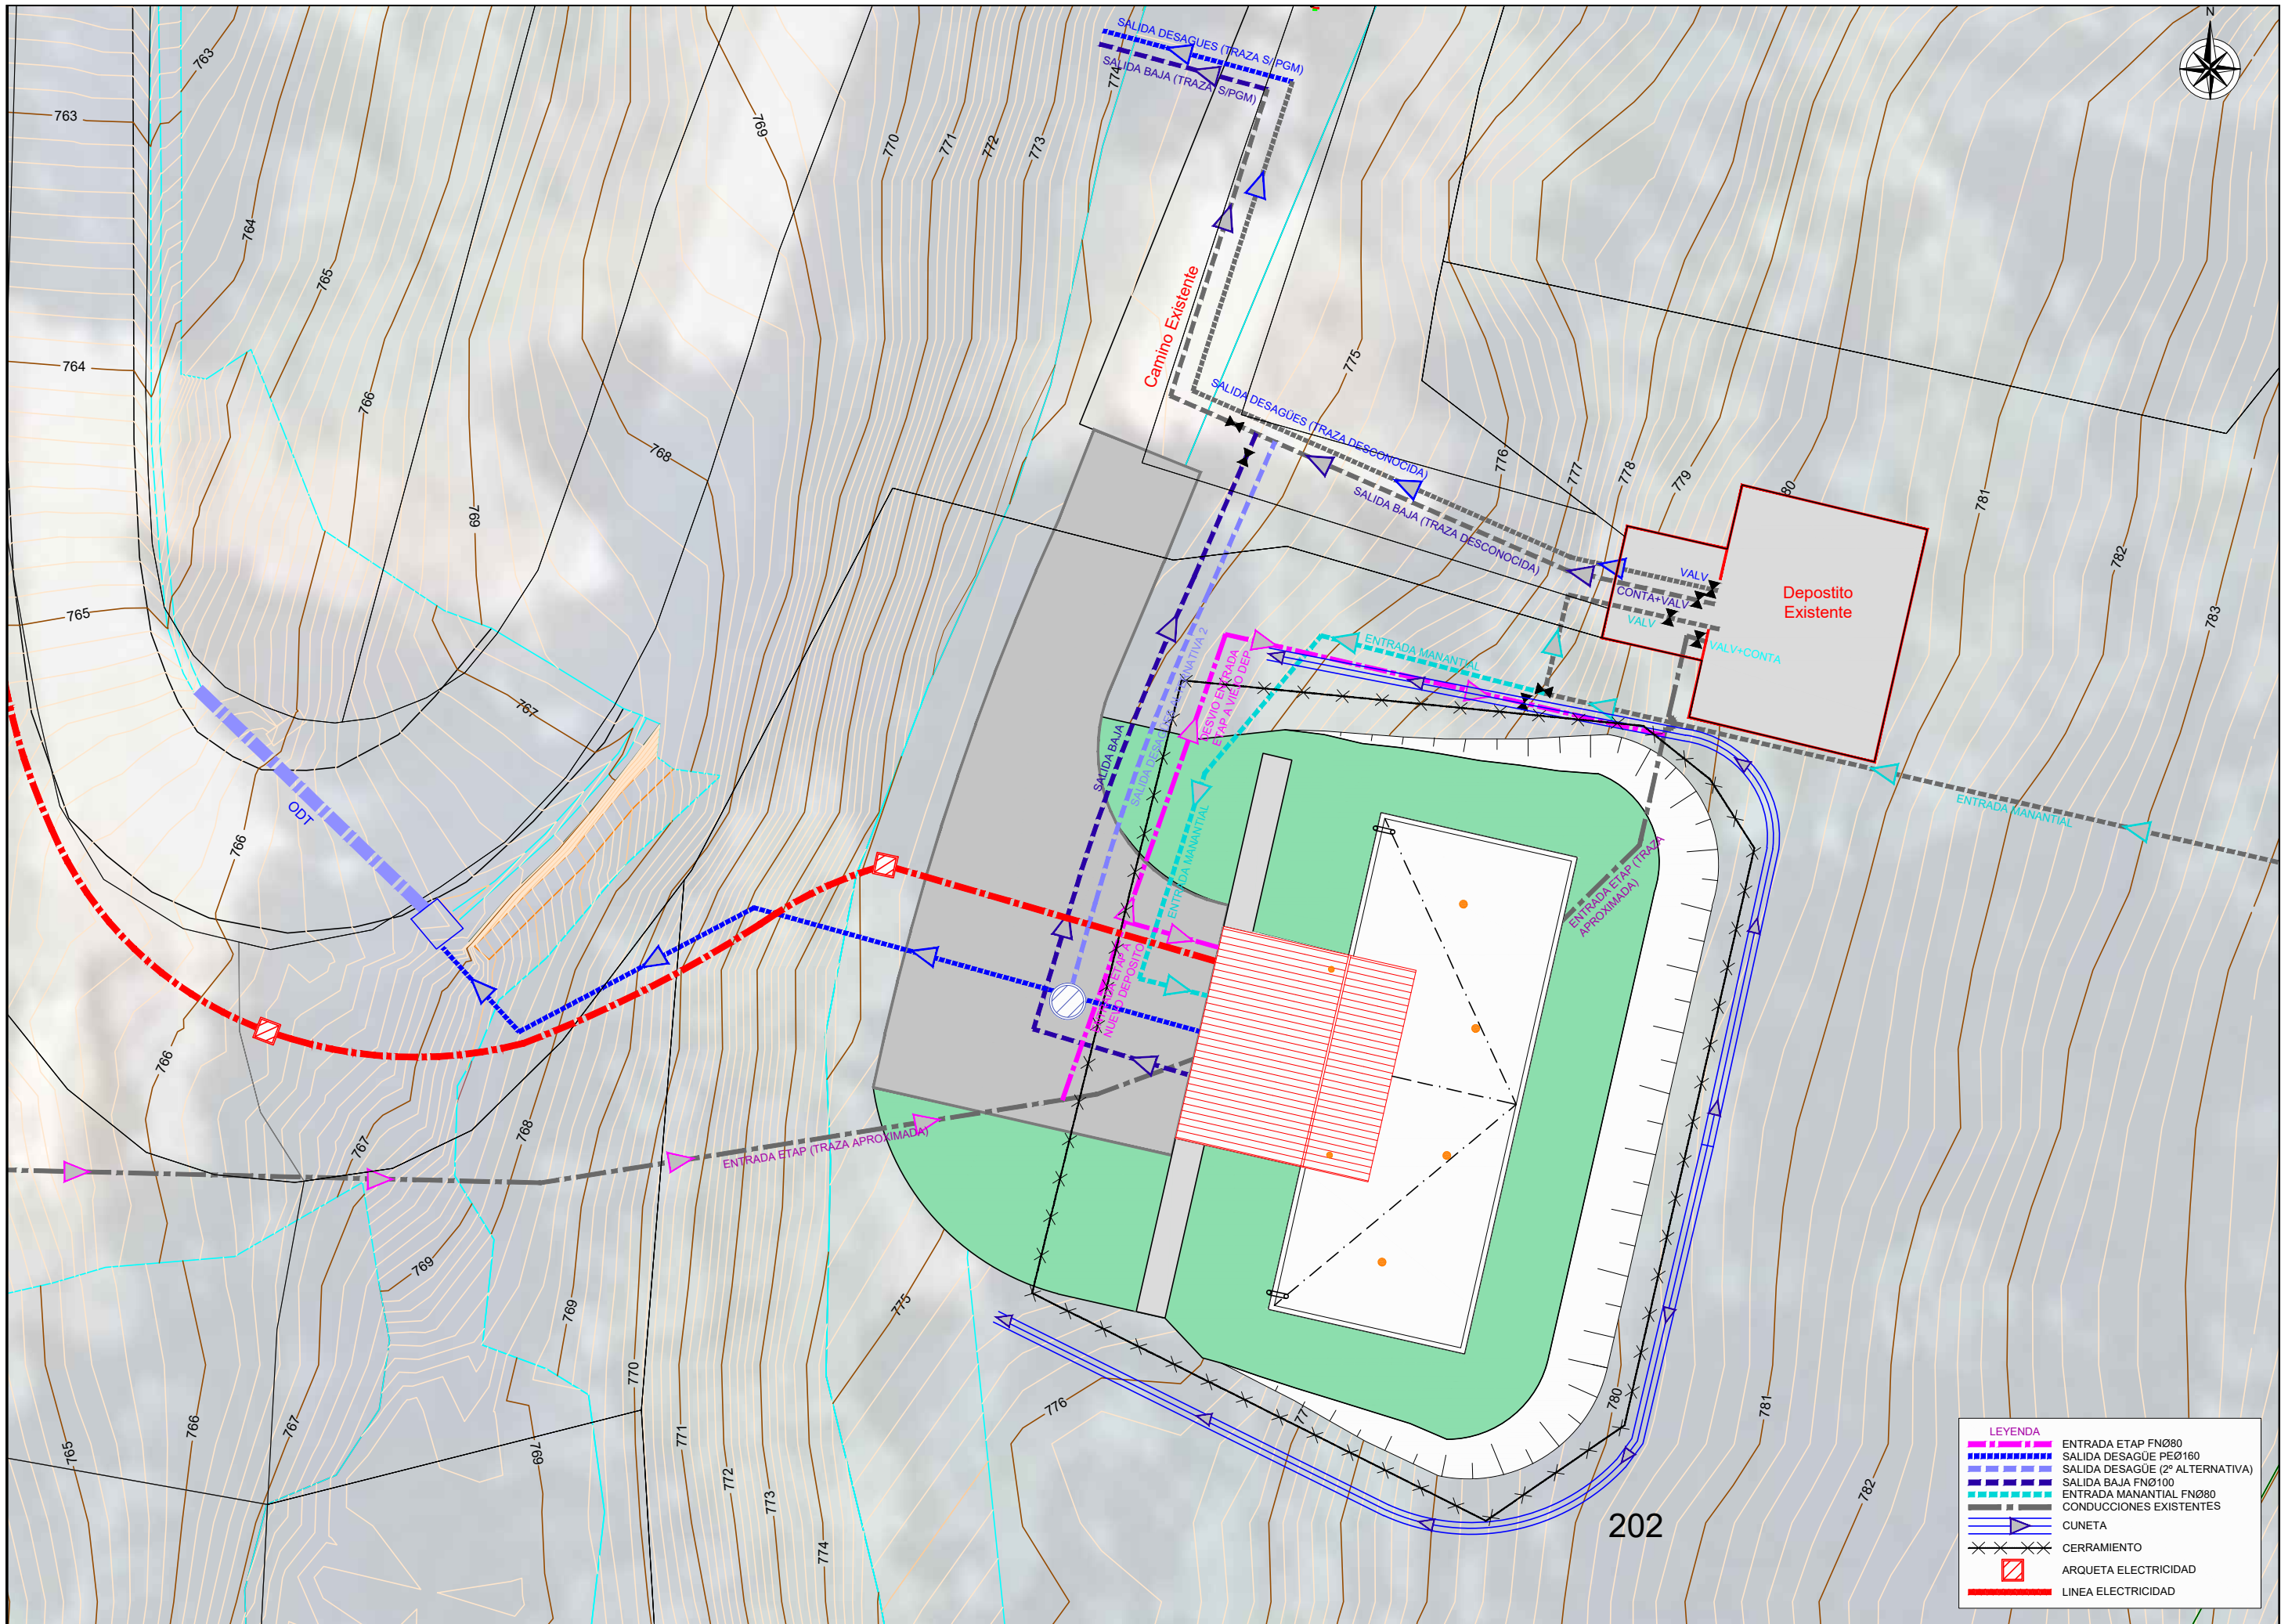


LEYENDA	
	ENTRADA ETAP FNØ80
	SALIDA DESAGÜE PEØ160
	SALIDA DESAGÜE (2º ALTERNATIVA)
	SALIDA BAJA FNØ100
	ENTRADA MANANTIAL FNØ80
	CONDUCCIONES EXISTENTES
	CUNETAS
	CERRAMIENTO
	ARQUETA ELECTRICIDAD
	LINEA ELECTRICIDAD

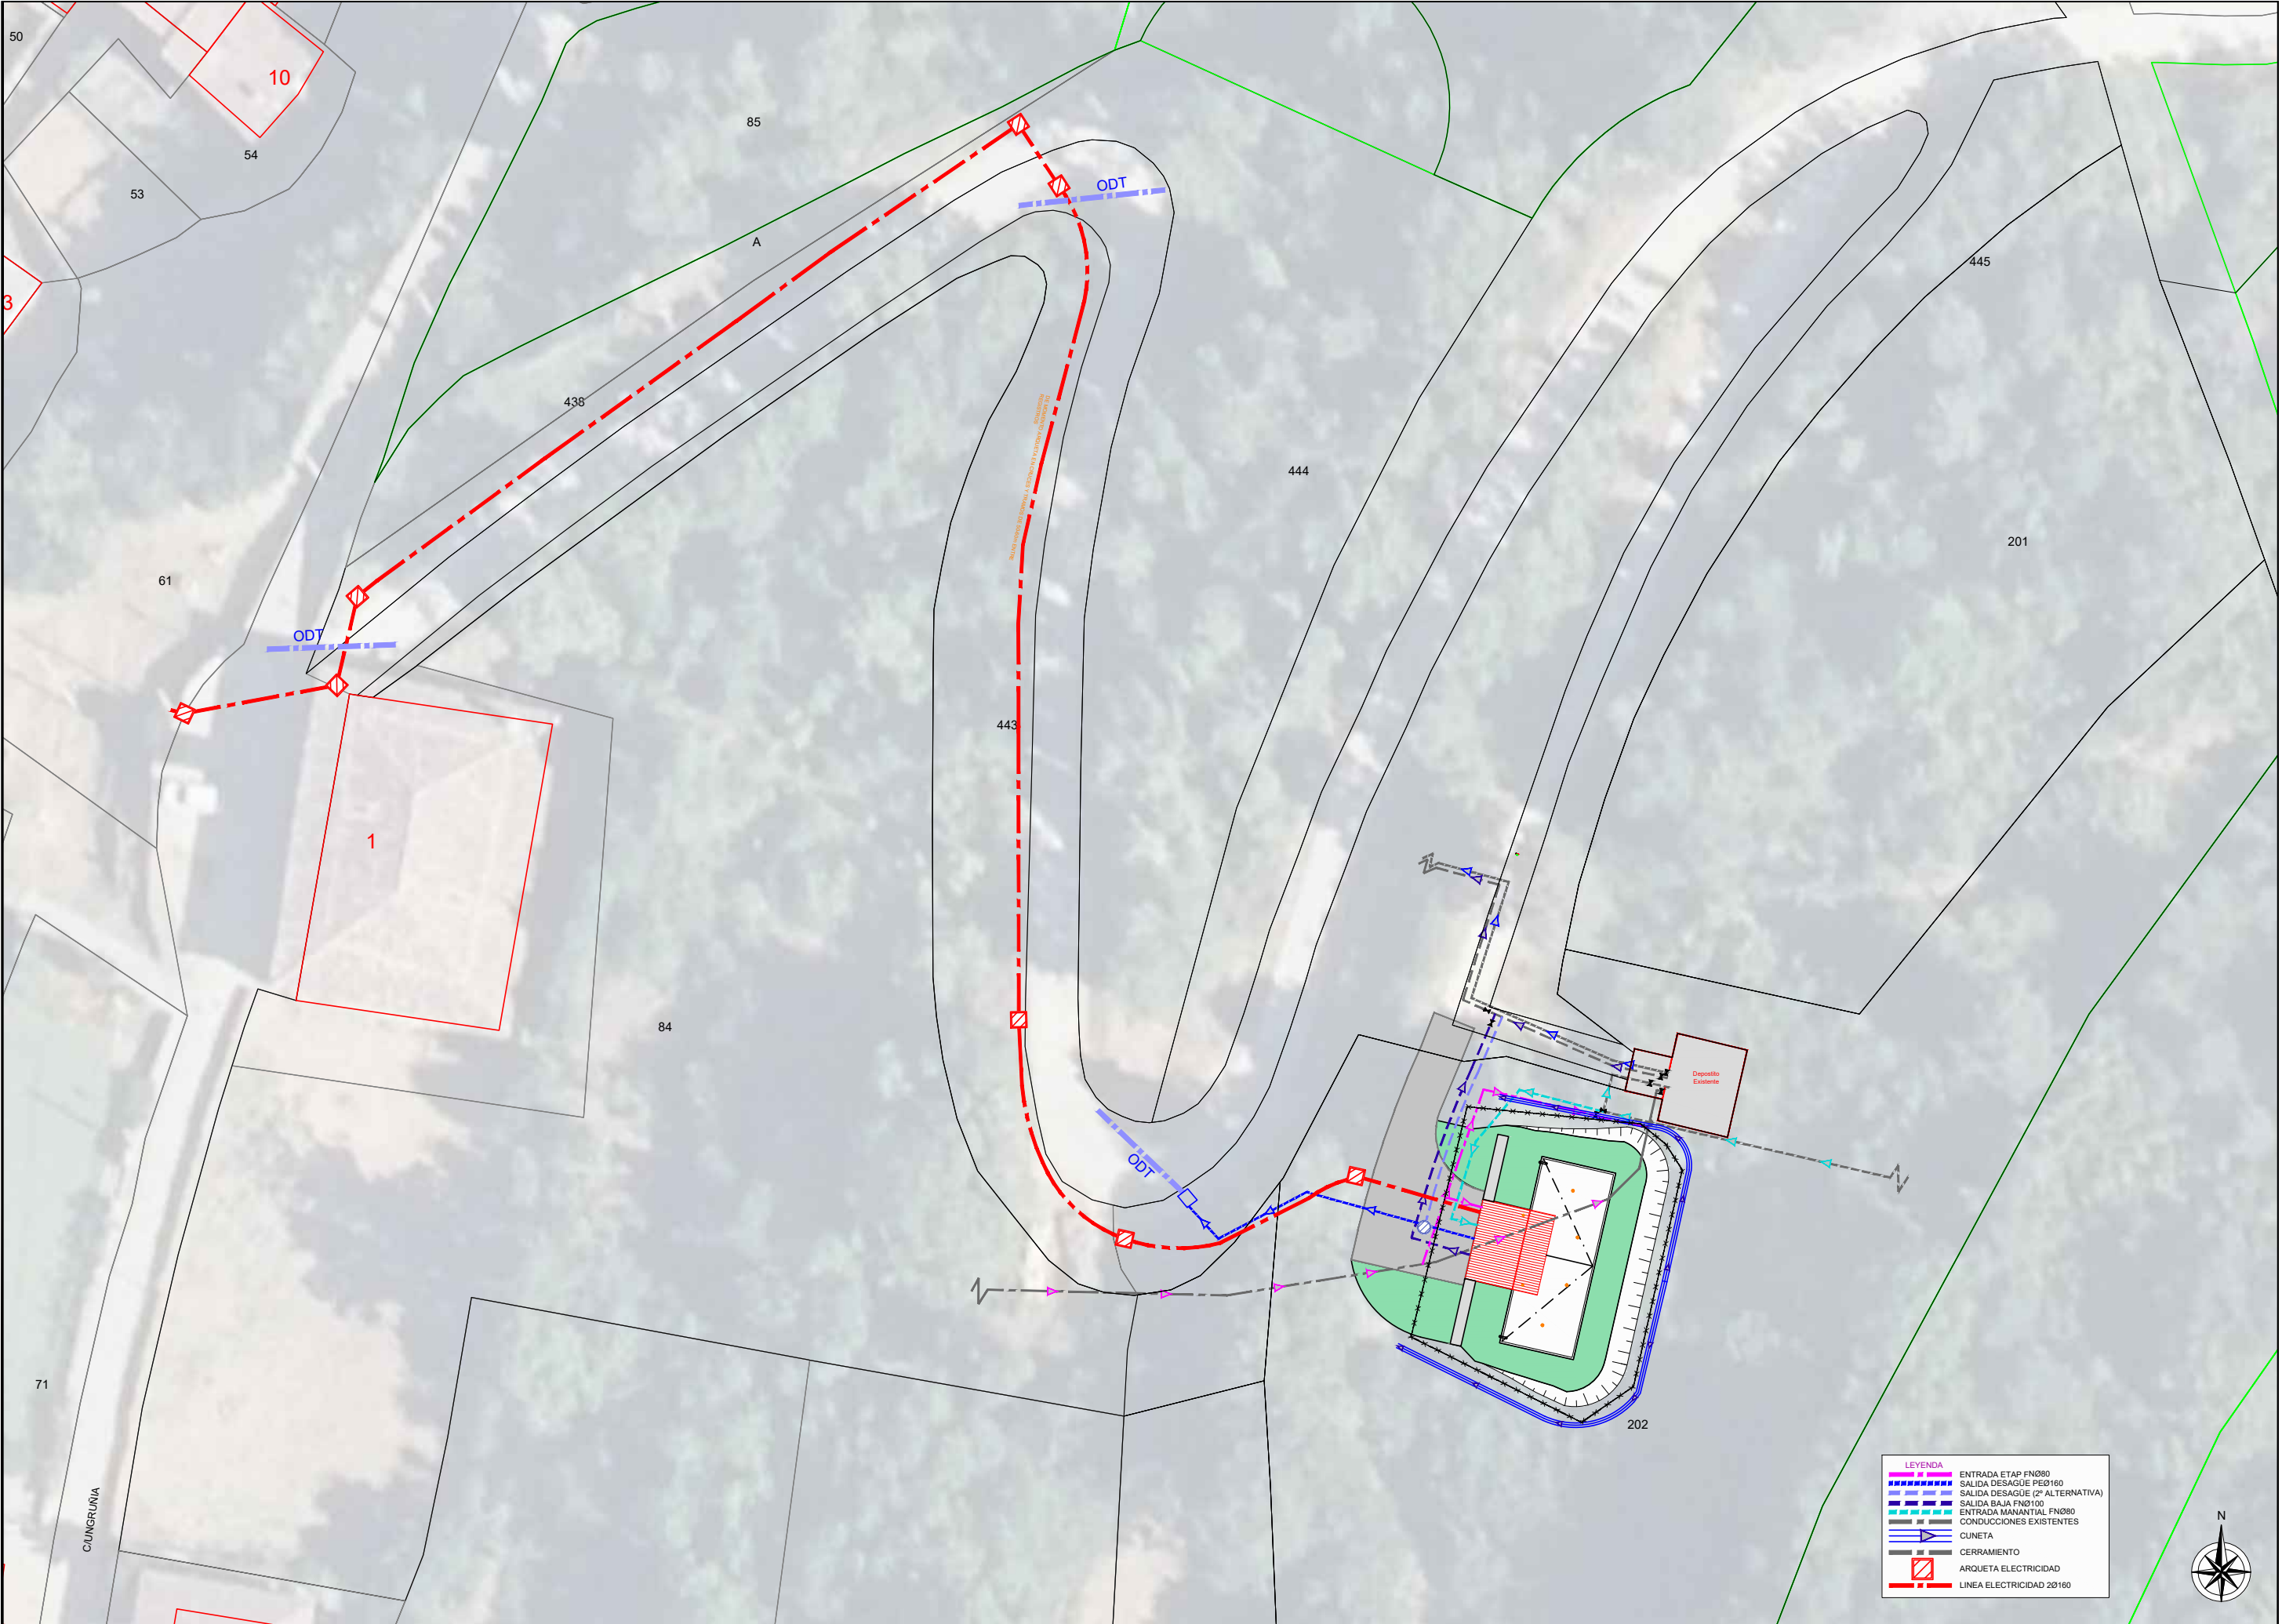


0+016

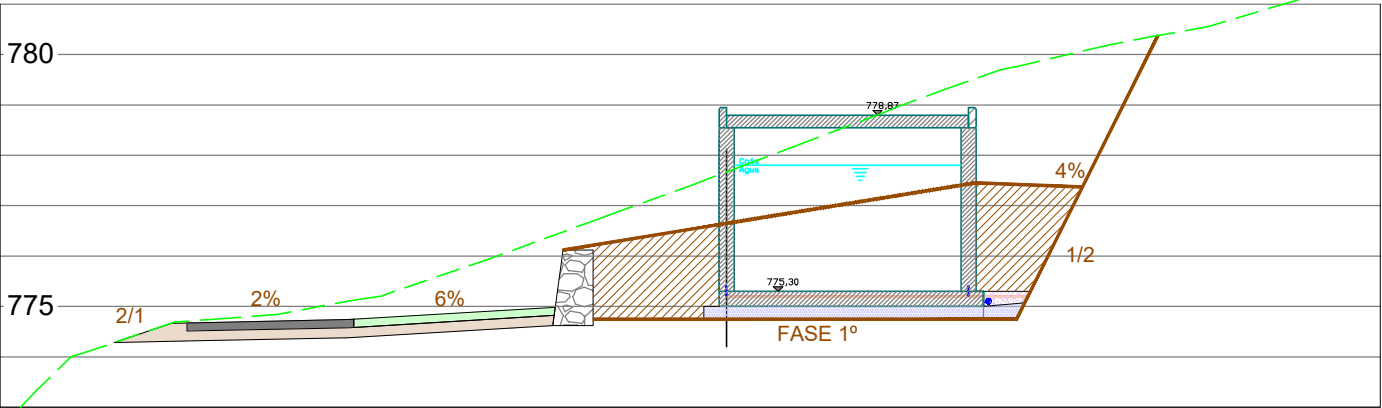


0+014

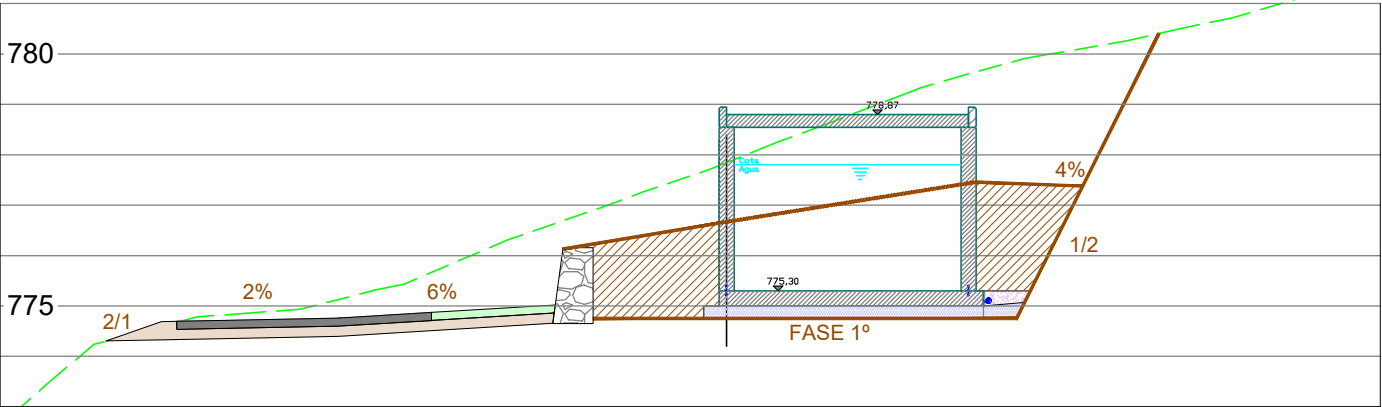


0+012

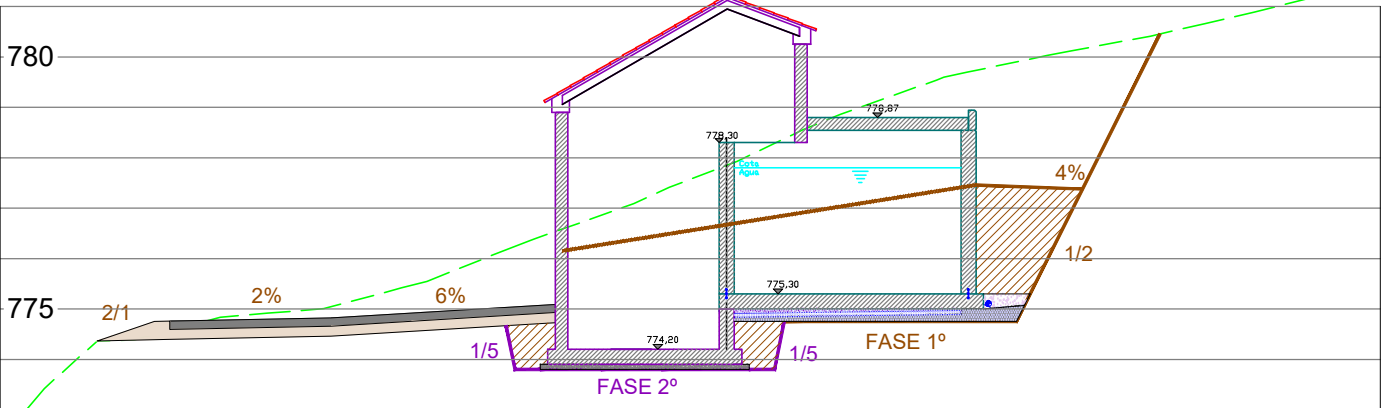


0+010

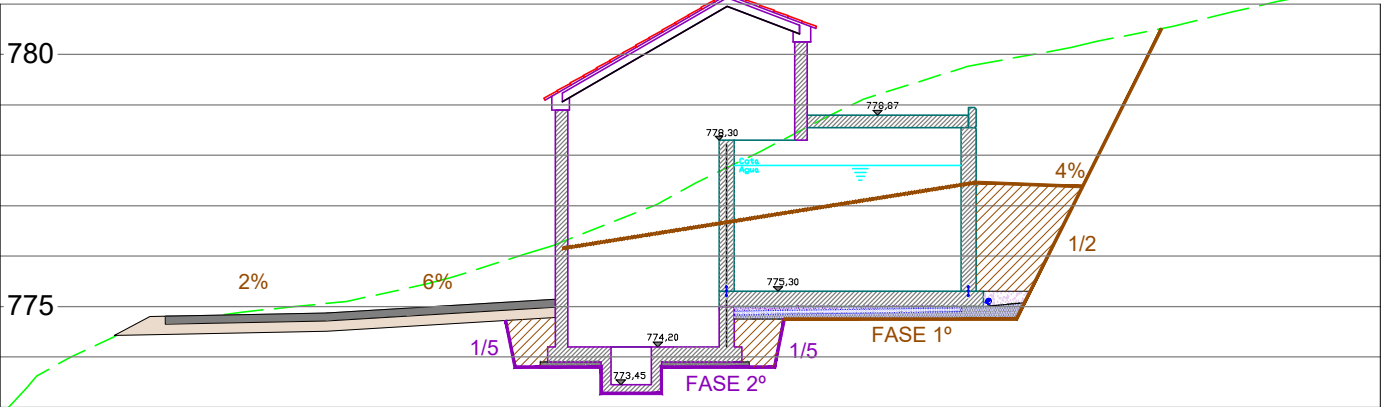


0+008

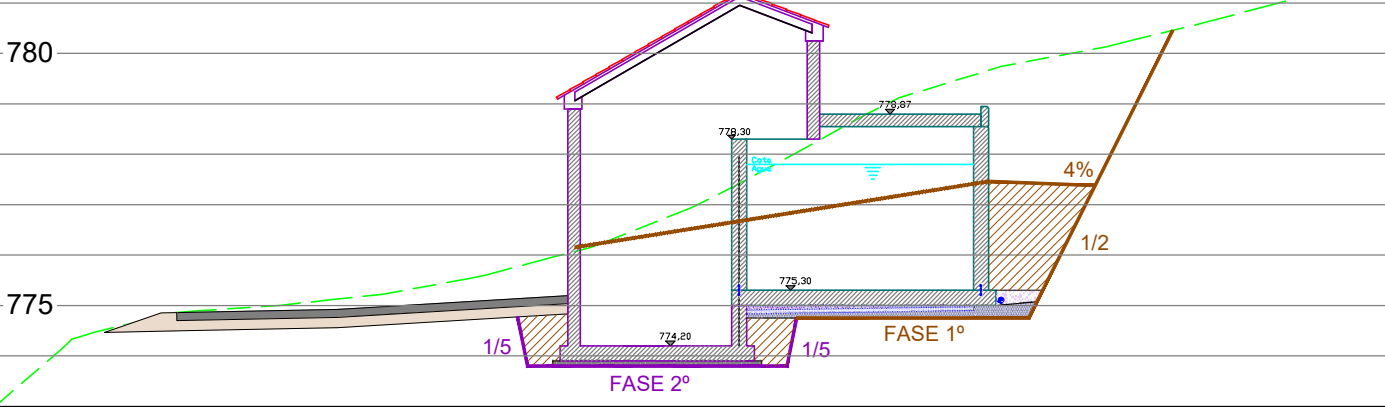

0+006

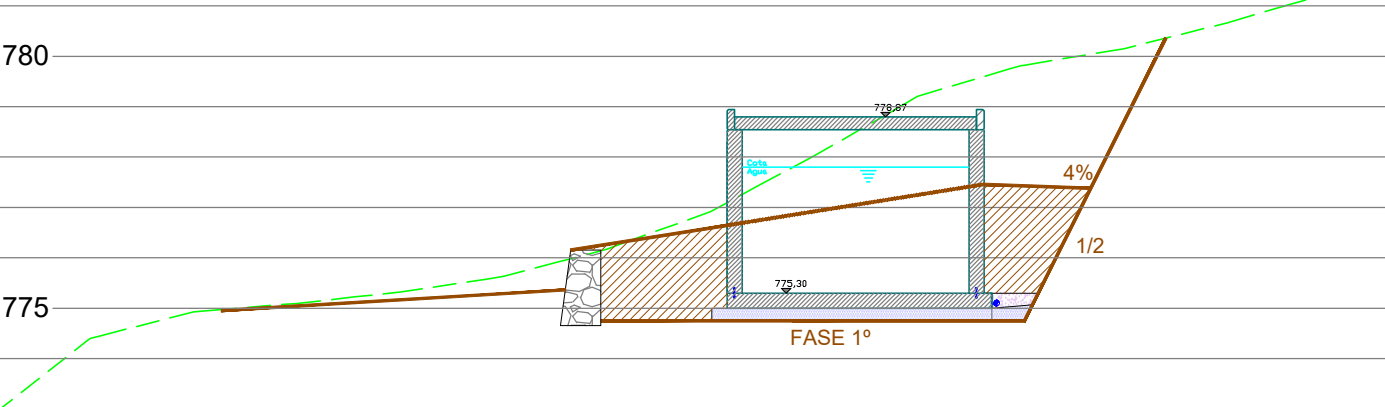

0+004

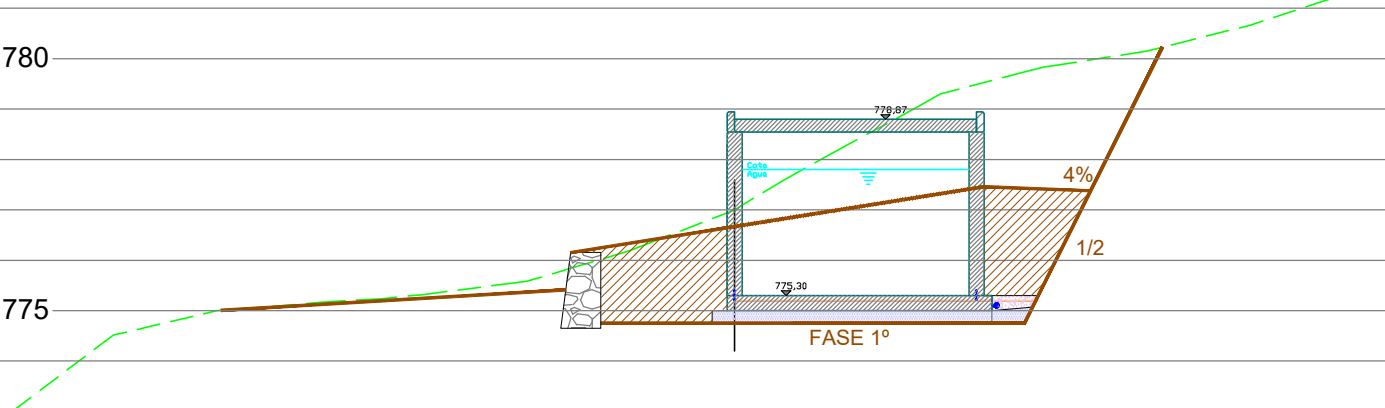

AYUNTAMIENTO URZAINKI

El Ingeniero de Caminos, Canales y Puertos
Autor del proyecto:
Iñigo Encinas Guaza
Colegiado N° 19.233




ESCALAS:
1:150

PROYECTO: URZAINKI(19P25)0
NUEVO DEPOSITO REGULADOR EN URZAINKI


DESIGNACION DEL PLANO:
MOVIMIENTO DE TIERRAS
TRANSVERSALES W-E (DEPOSITO)

REV	FECHA	PLANO N°
01/02/2026	ENERO 2026	6.2
DOCUMENTO DWG		HOJA 2 DE 3
6. MOVIMIENTO DE TIERRAS		


0+015

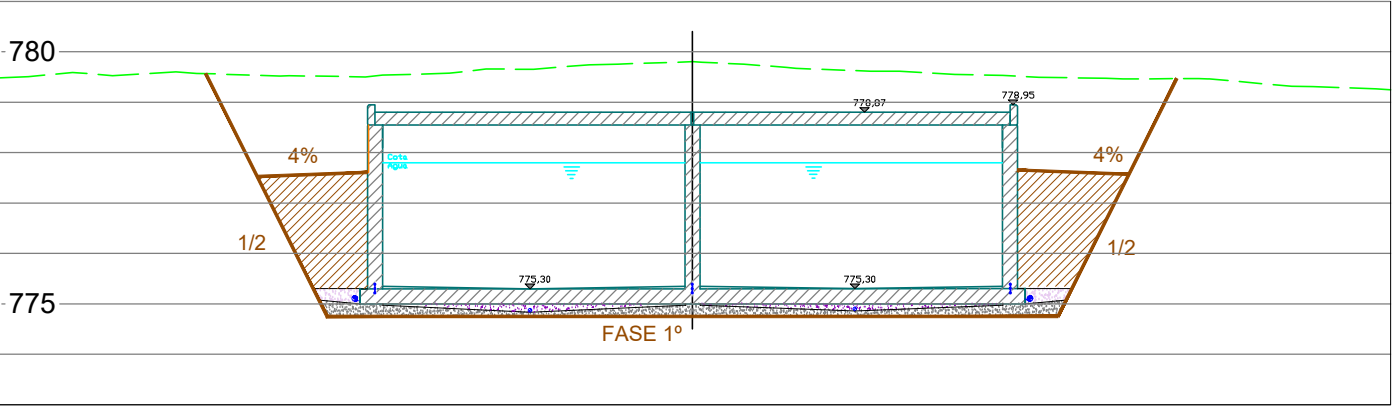


0+013

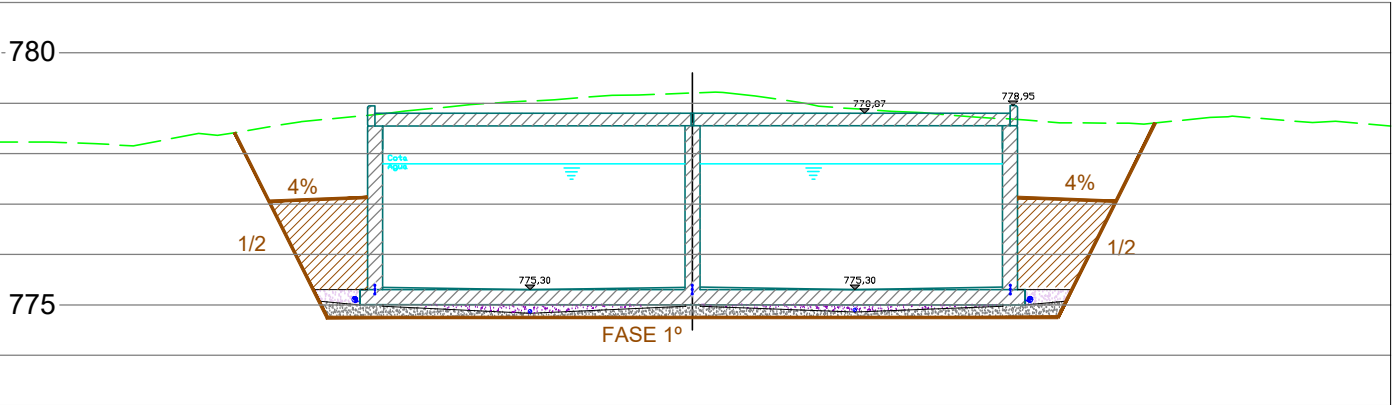


0+011

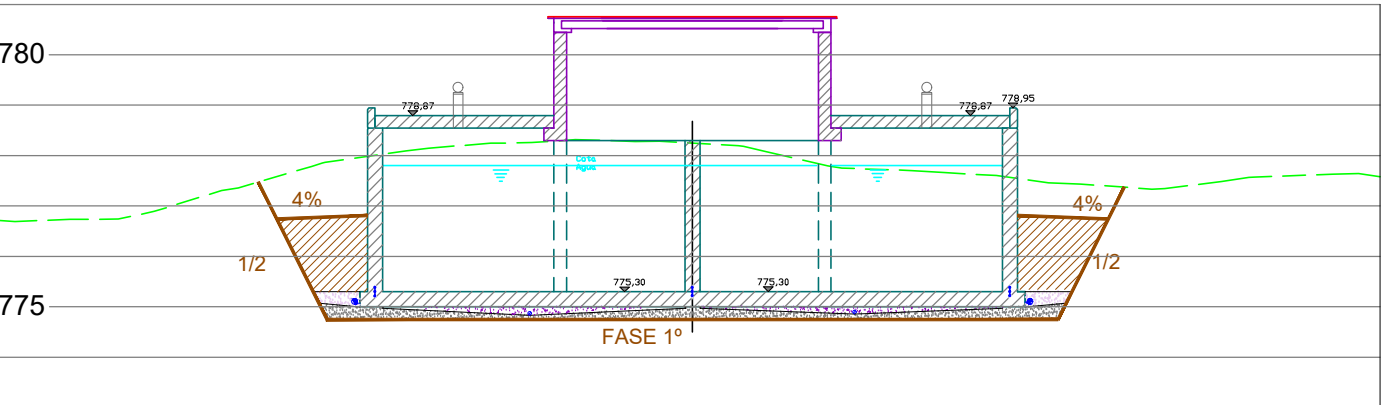

0+009

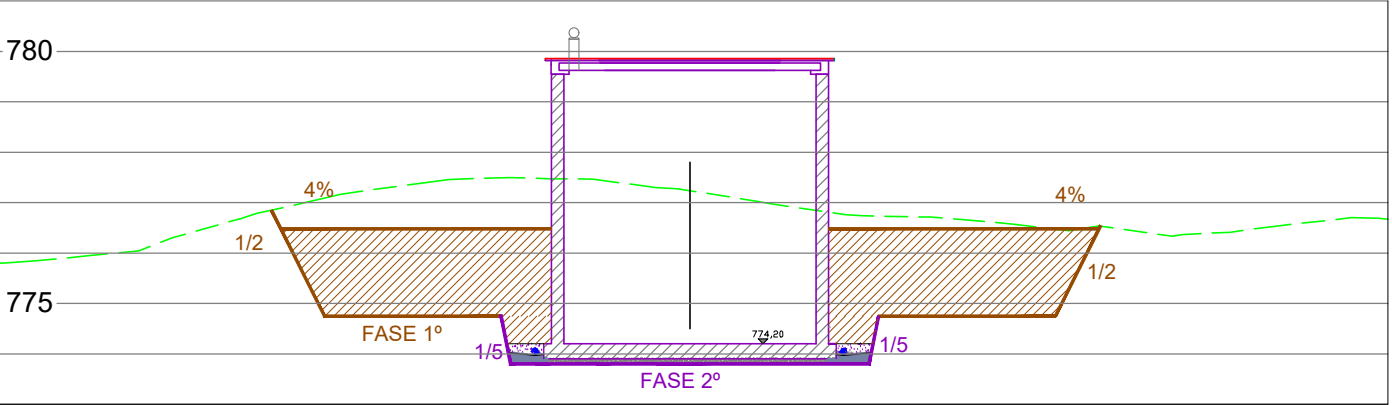

0+007

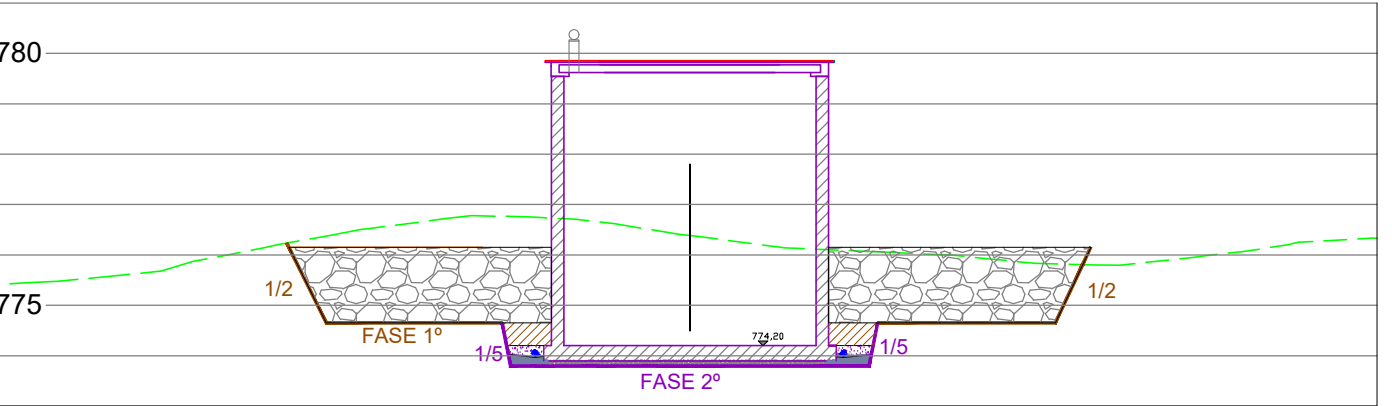

AYUNTAMIENTO URZAINKI

El Ingeniero de Caminos, Canales y Puertos
Autor del proyecto:
Iñigo Encinas Guaza
Colegiado N° 19.233



ESCALAS:
1:150

PROYECTO: URZAINKI(19P25)0





NUEVO DEPOSITO REGULADOR EN URZAINKI


DESIGNACION DEL PLANO:

MOVIMIENTO DE TIERRAS
TRANSVERSALES S-N (DEPOSITO)


REV 01/02/2026
FECHA ENERO 2026
DOCUMENTO DWG
6. MOVIMIENTO DE TIERRAS

PLANO N° 6.2
HOJA 3 DE 3

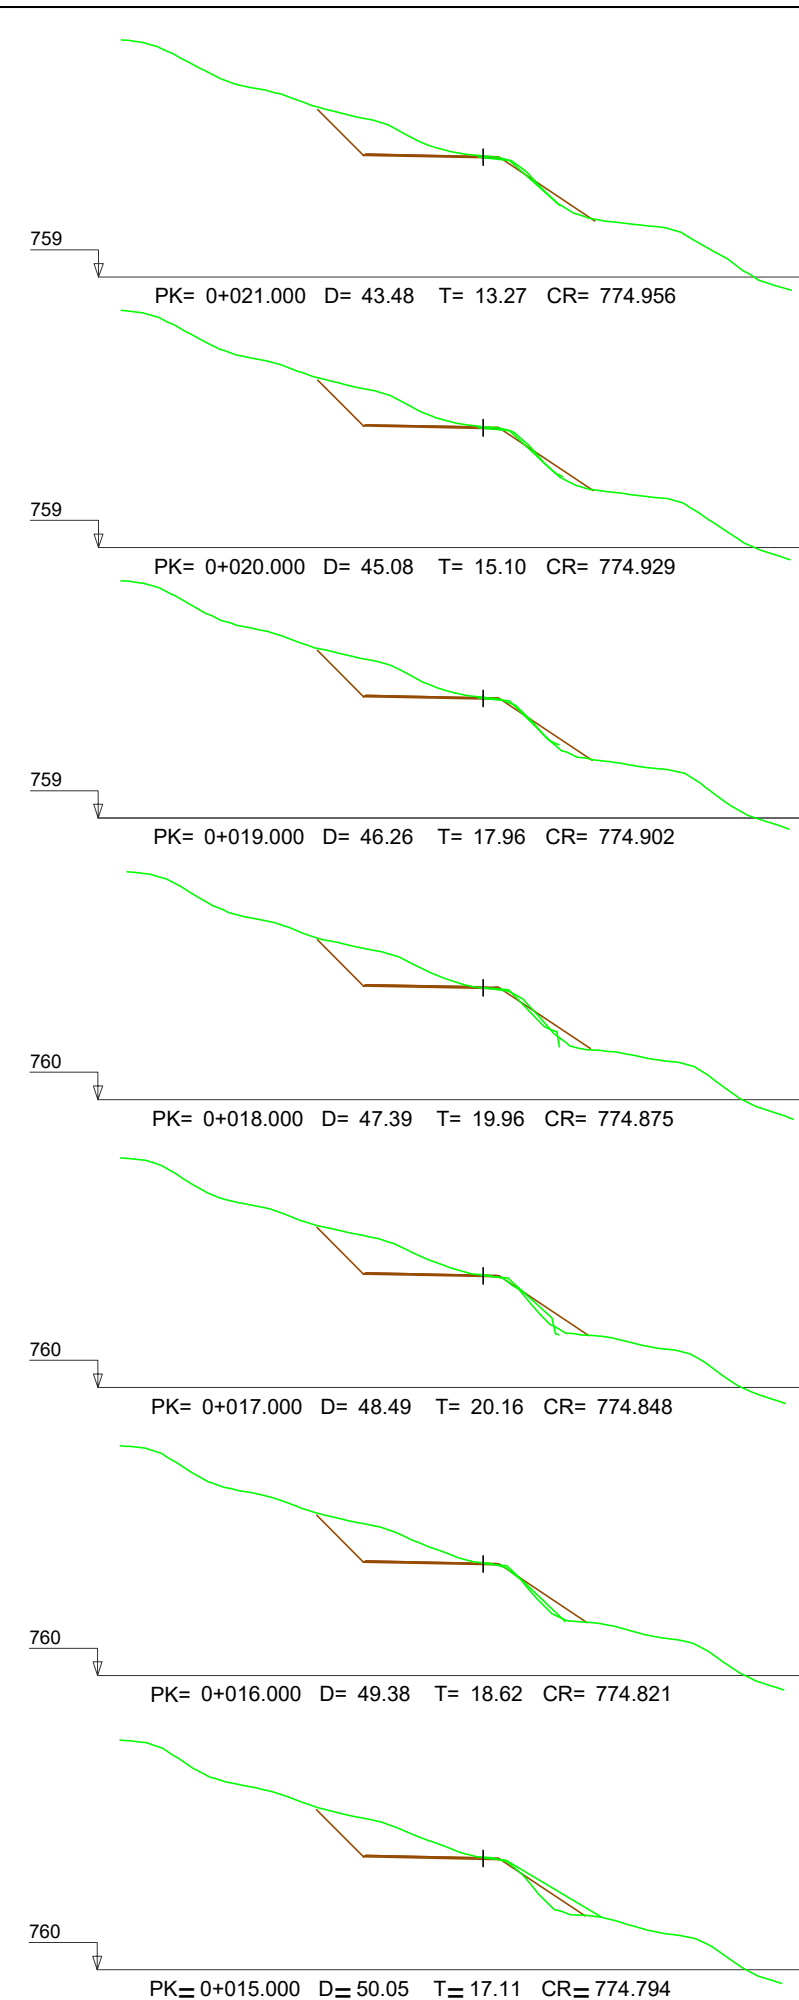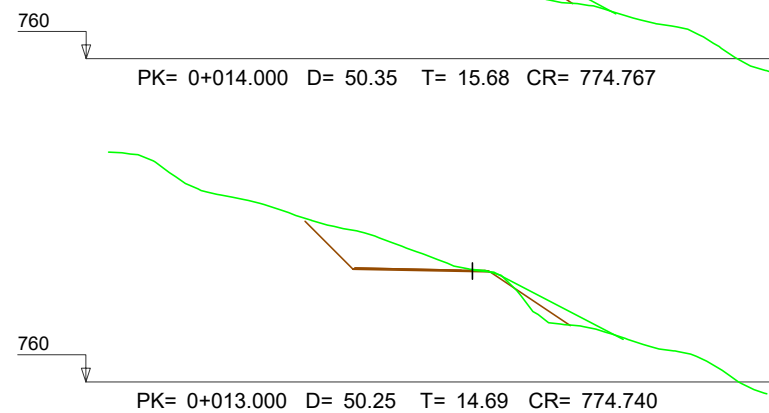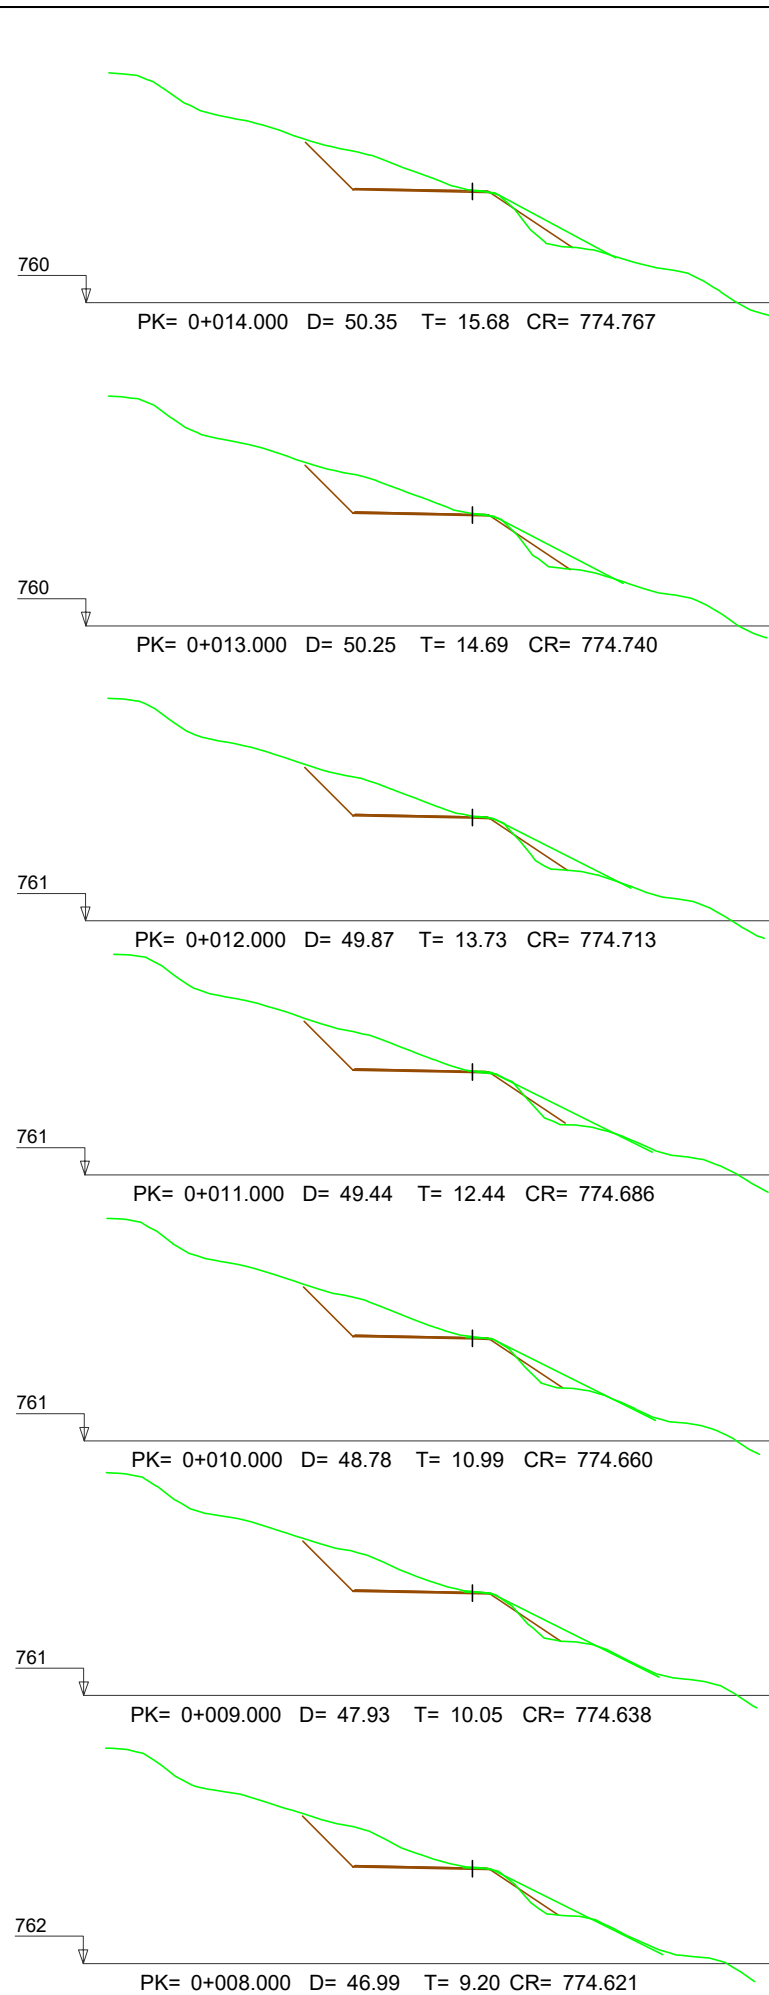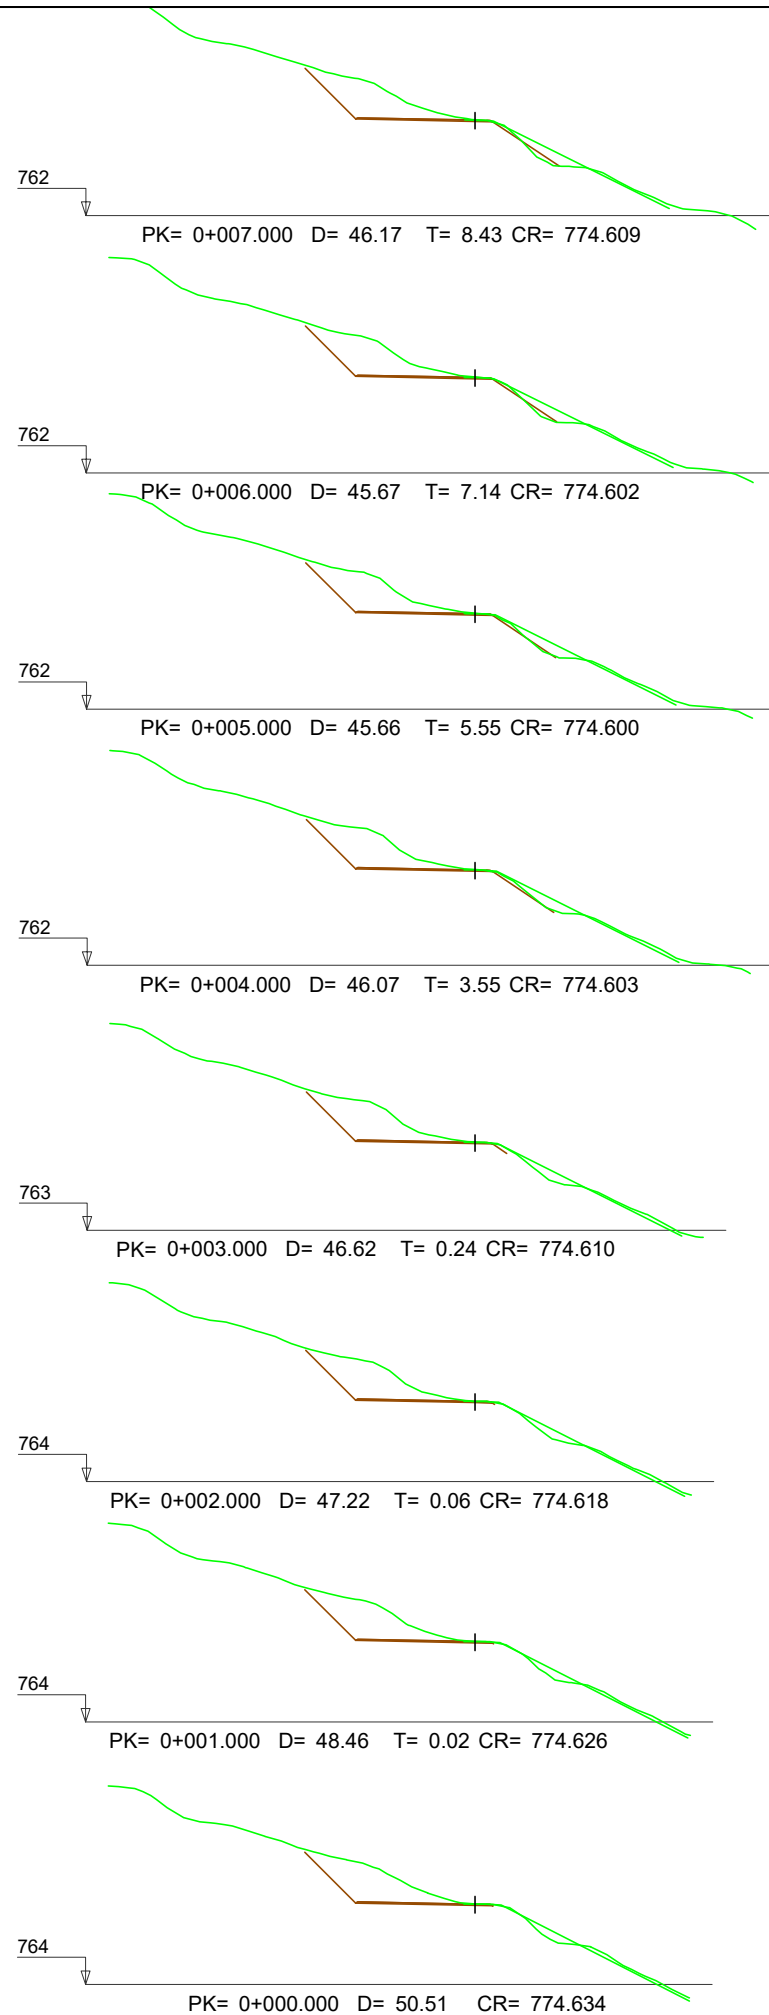


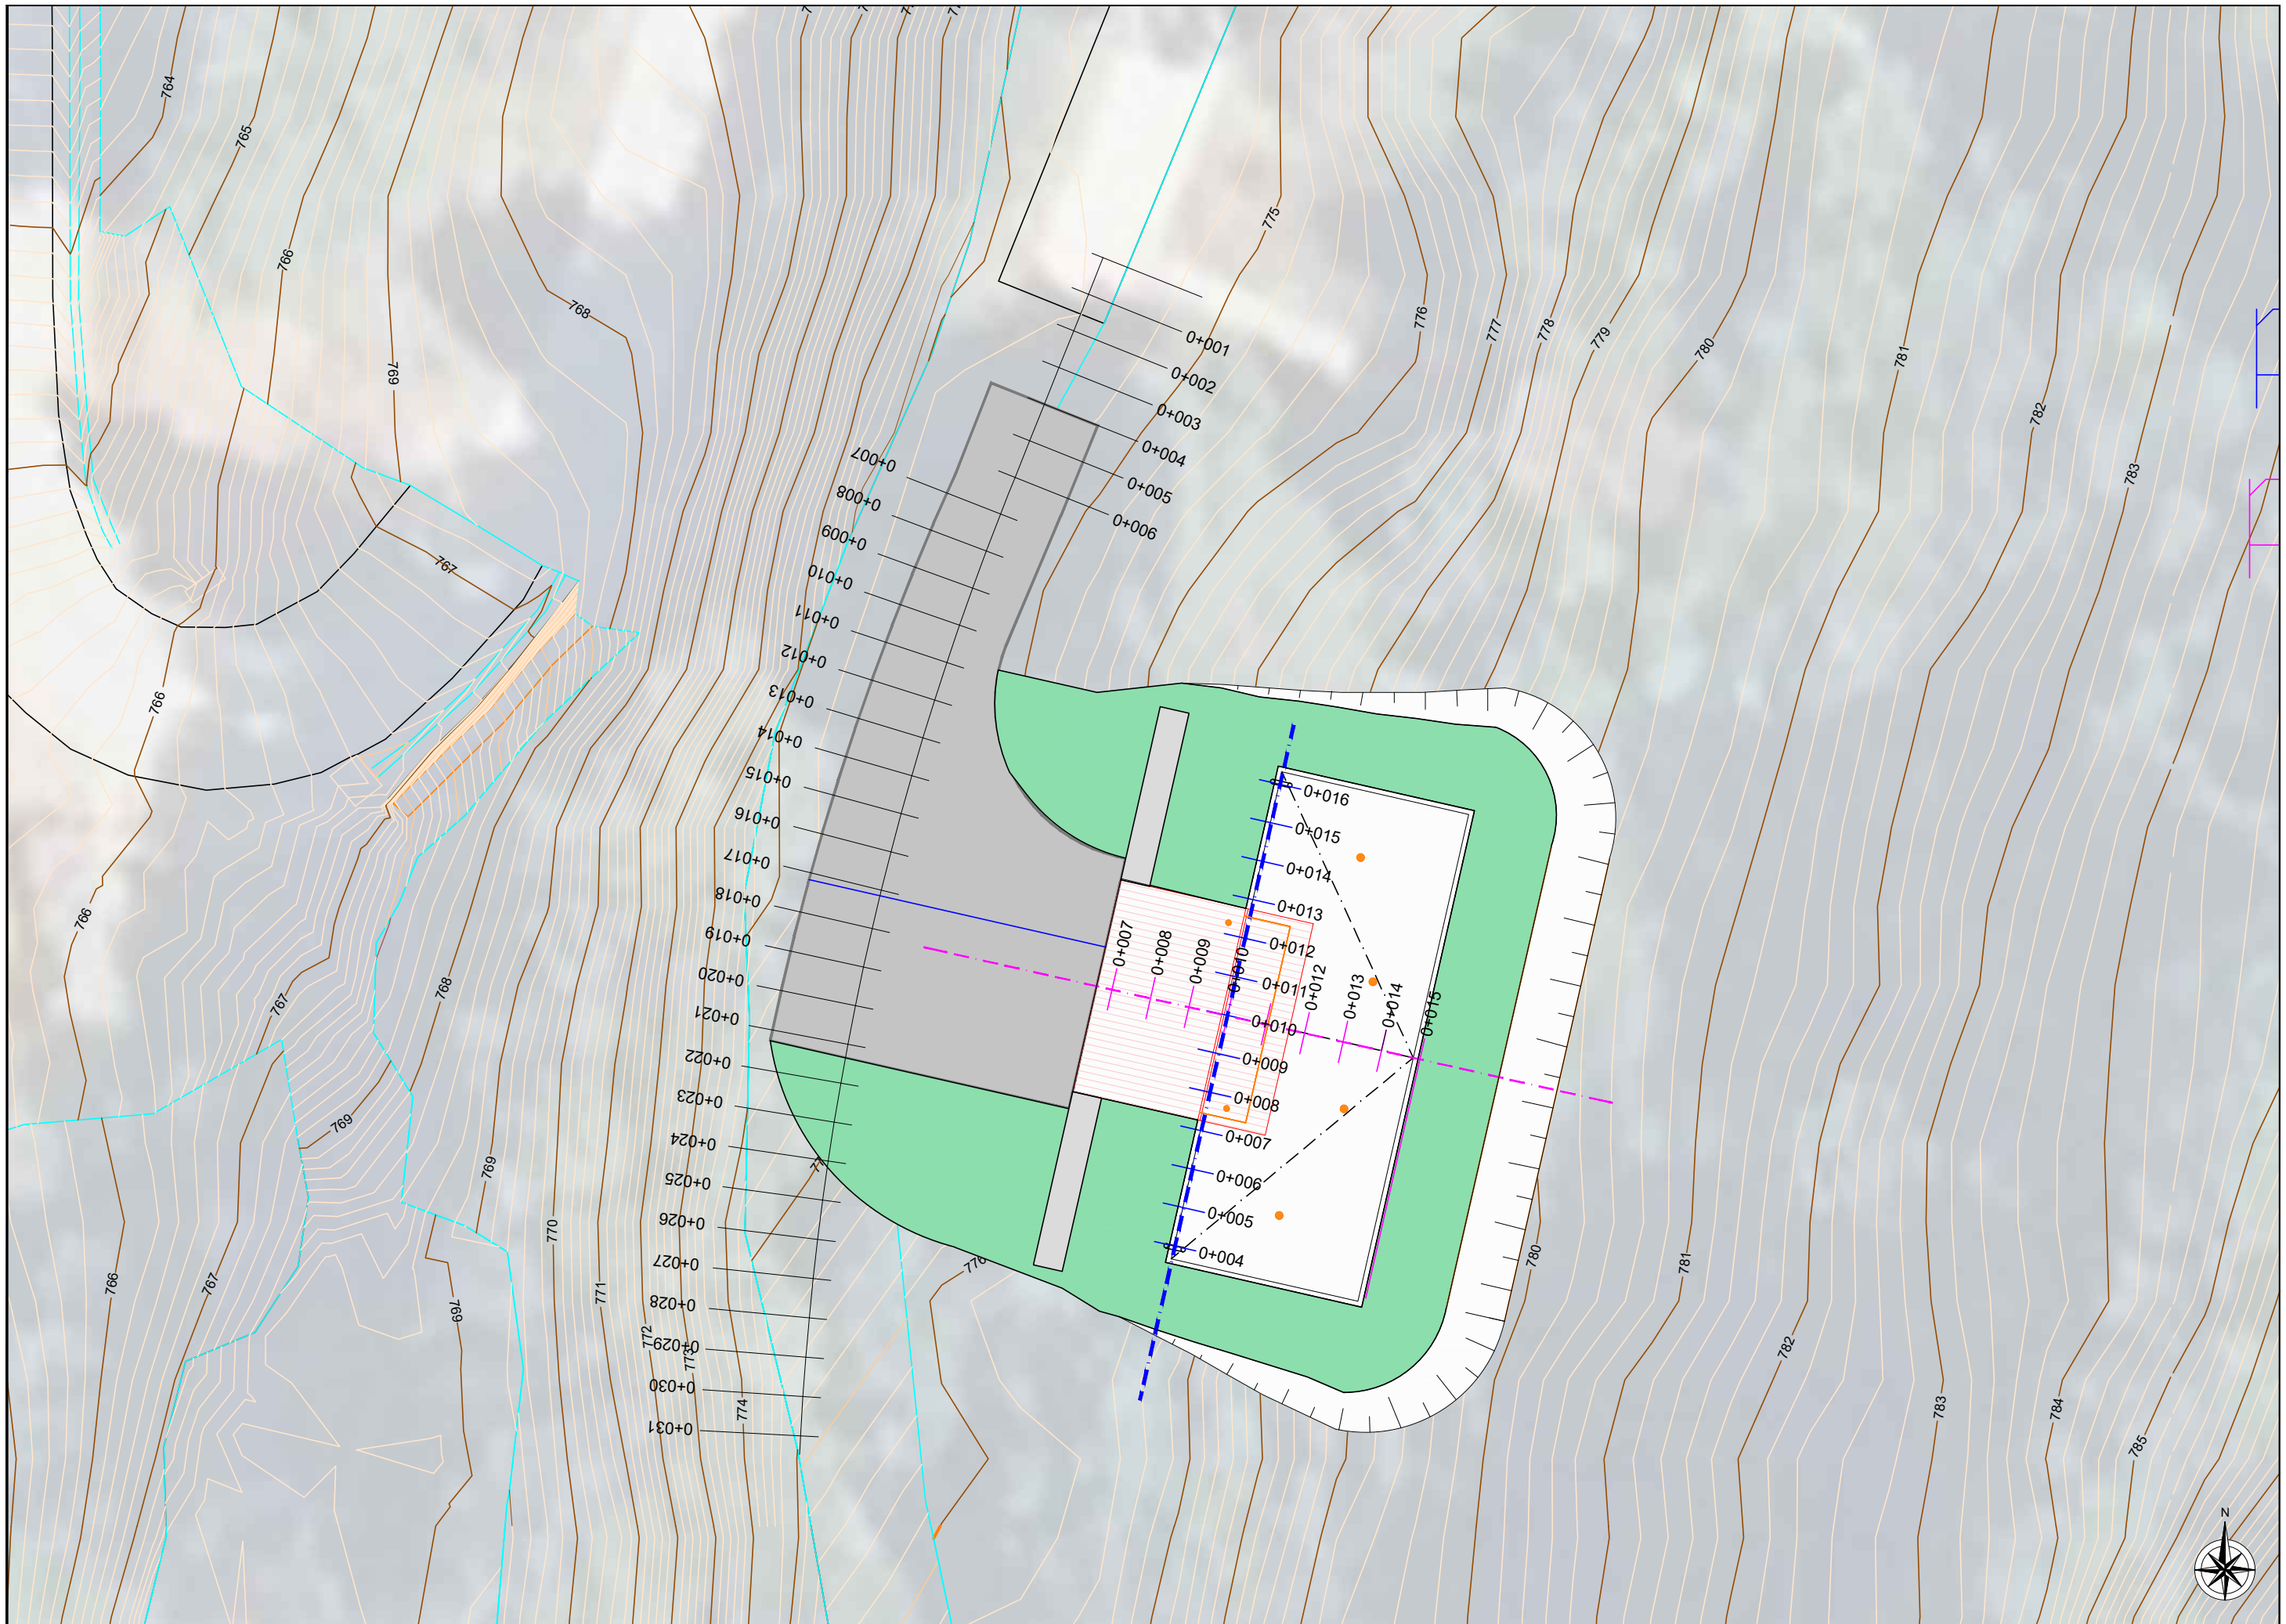


0+016

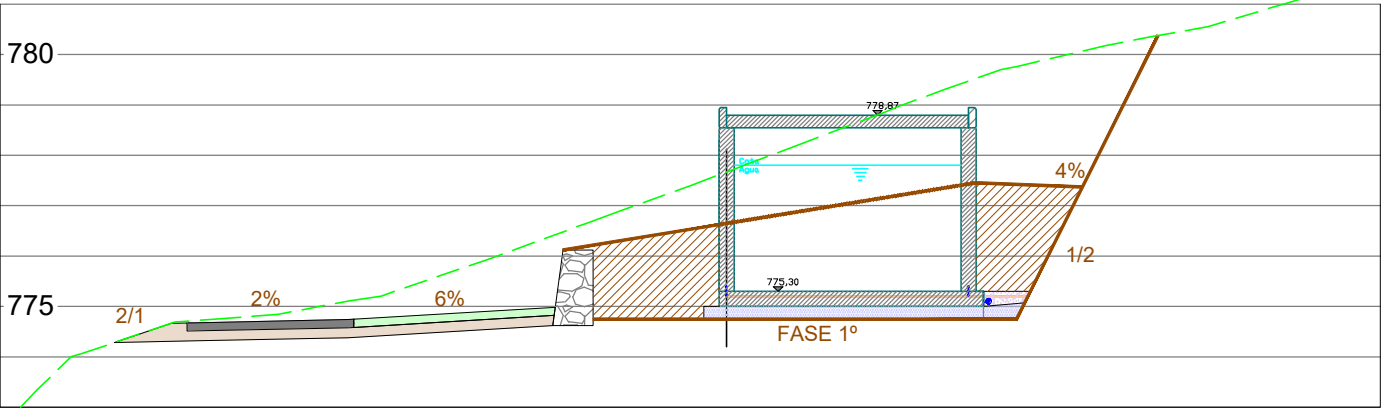


0+014

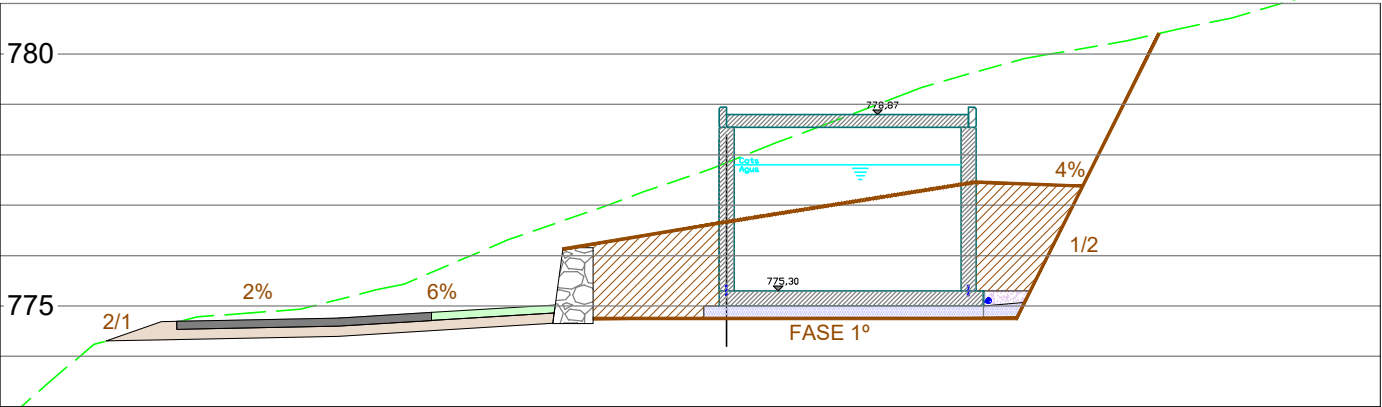


0+012

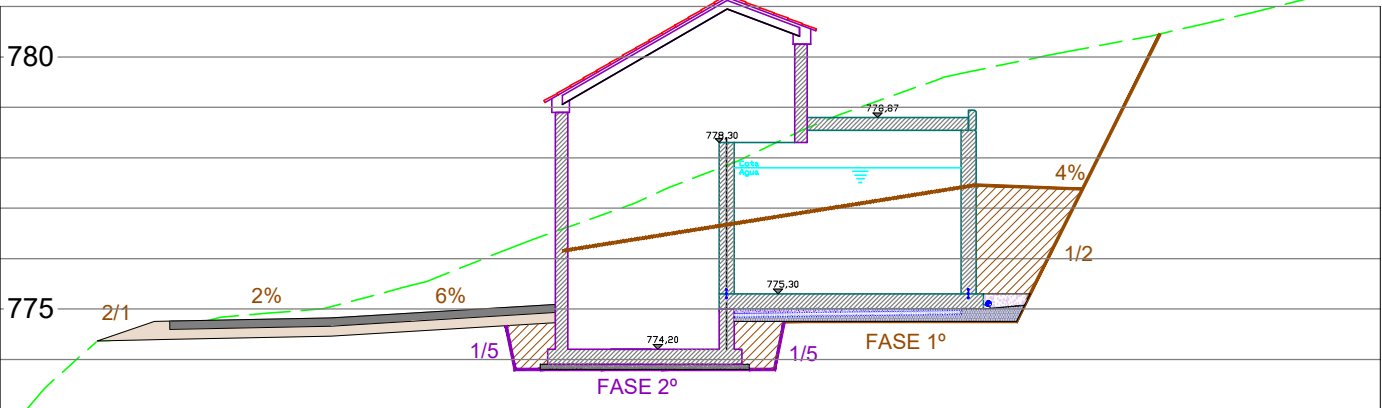


0+010

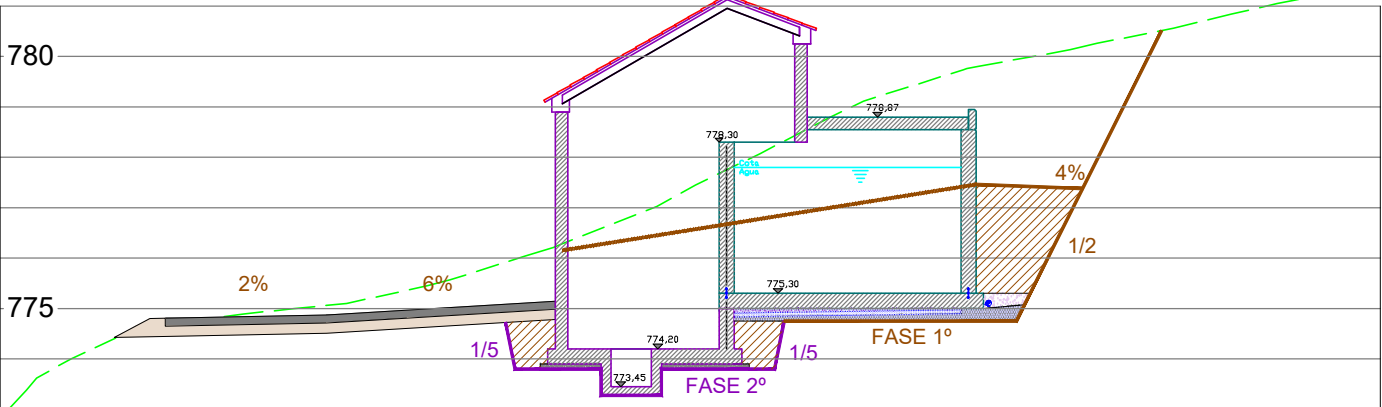


0+008

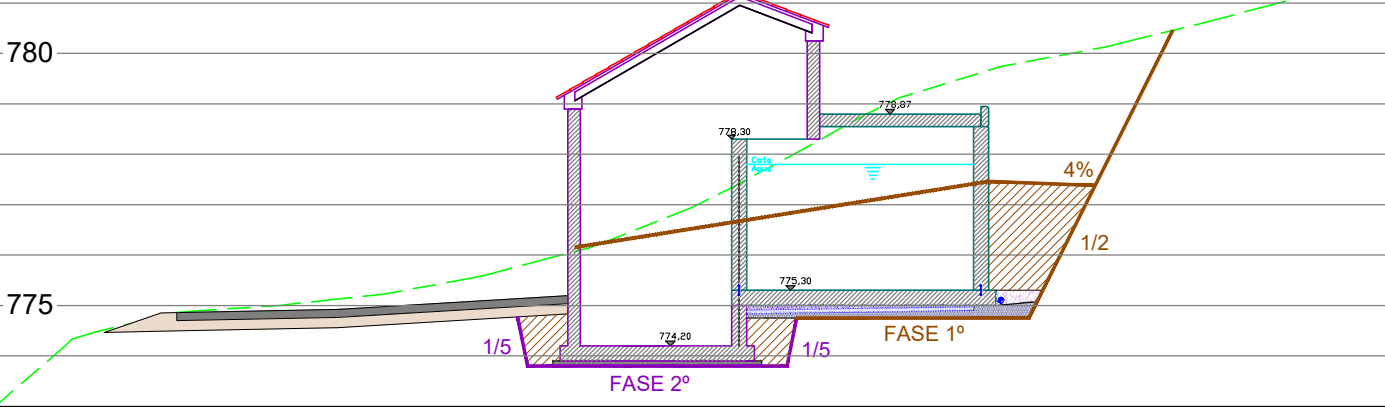

0+006

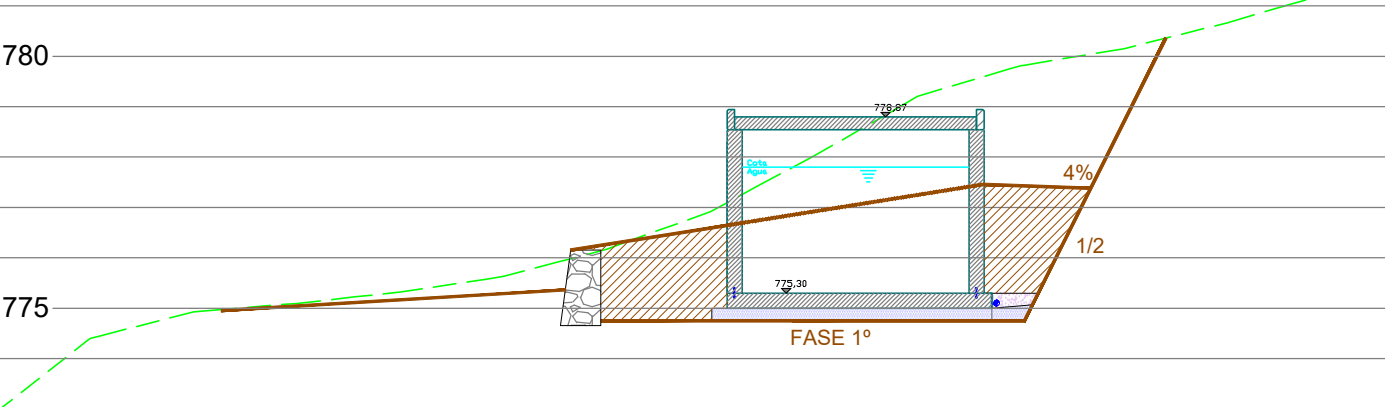

0+004

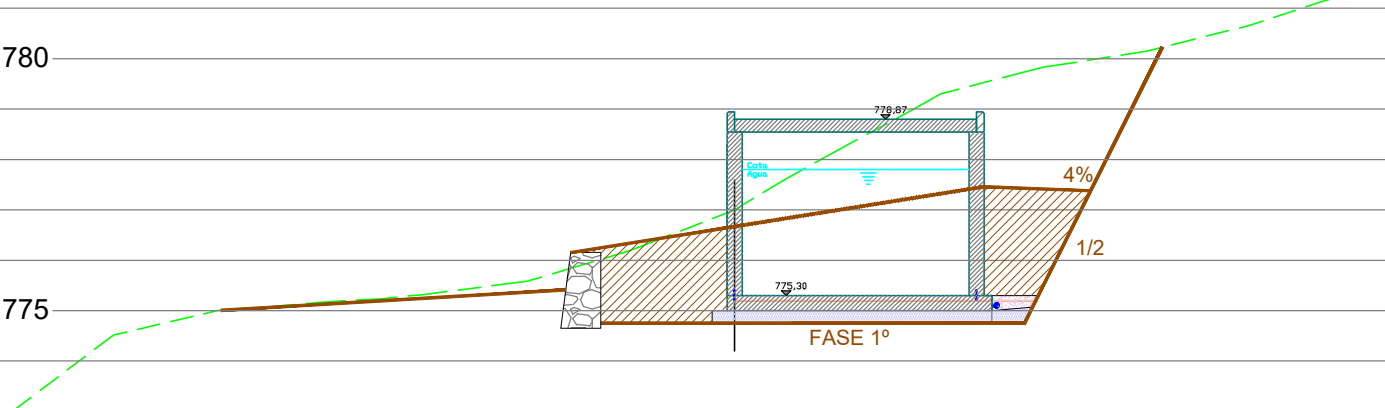

AYUNTAMIENTO URZAINKI

El Ingeniero de Caminos, Canales y Puertos
Autor del proyecto:
Iñigo Encinas Guaza
Colegiado N° 19.233




ESCALAS:
1:150

PROYECTO: URZAINKI(19P25)0
NUEVO DEPOSITO REGULADOR EN URZAINKI


DESIGNACION DEL PLANO:
MOVIMIENTO DE TIERRAS
TRANSVERSALES W-E (DEPOSITO)

REV	FECHA	PLANO N°
15/01/2026	ENERO 2026	6.2
DOCUMENTO DWG		HOJA 2 DE 3
6. MOVIMIENTO DE TIERRAS		


0+015

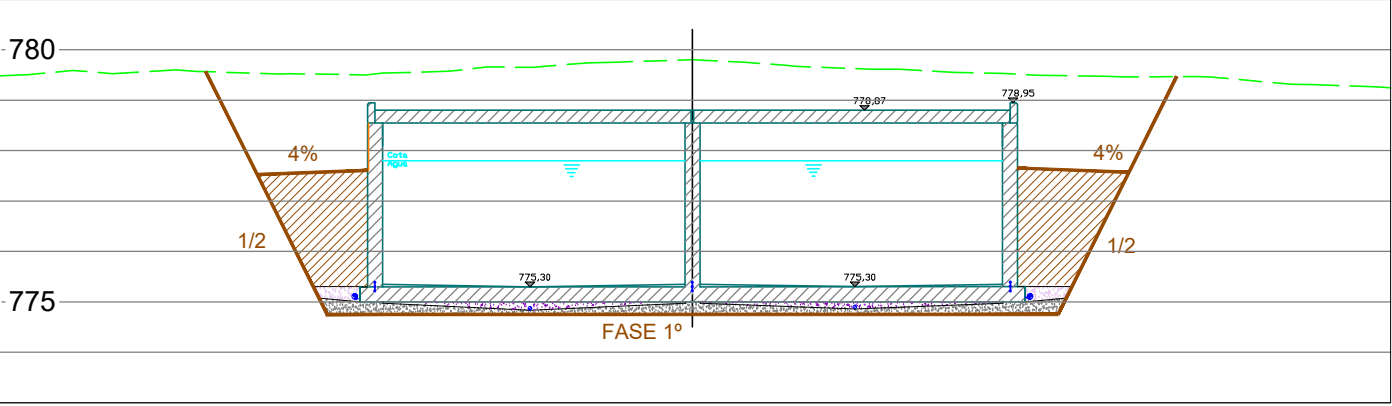


0+013

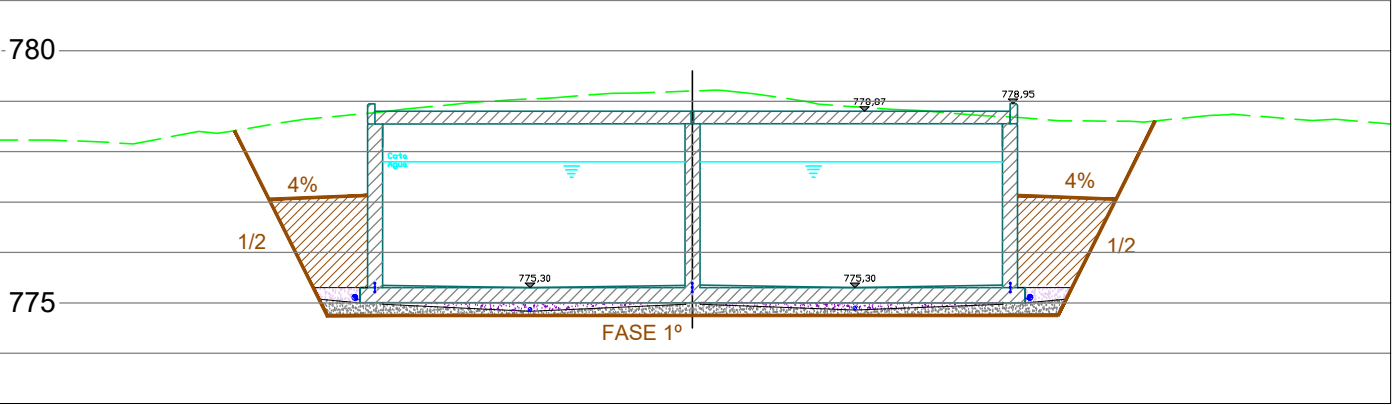


0+011




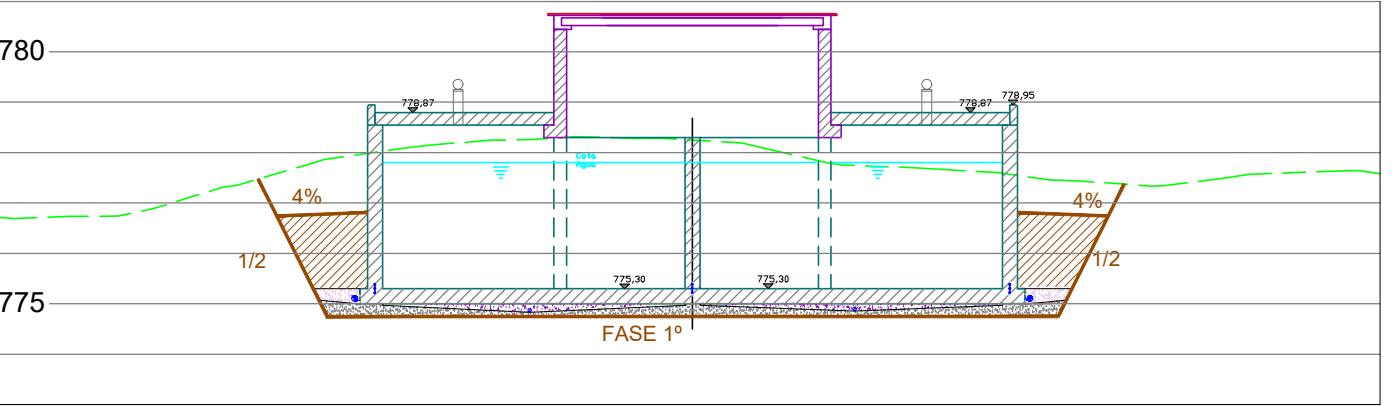




0+009

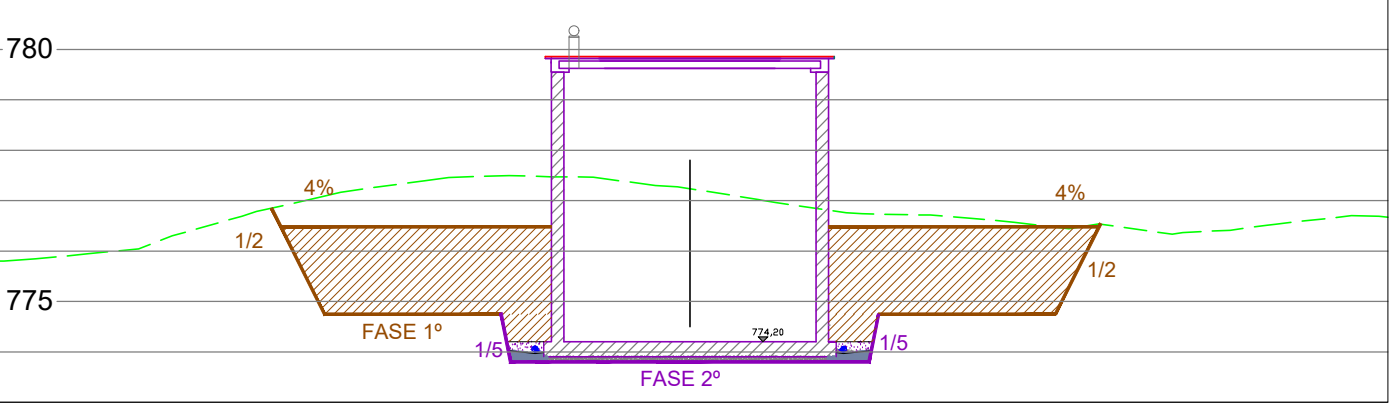

0+007

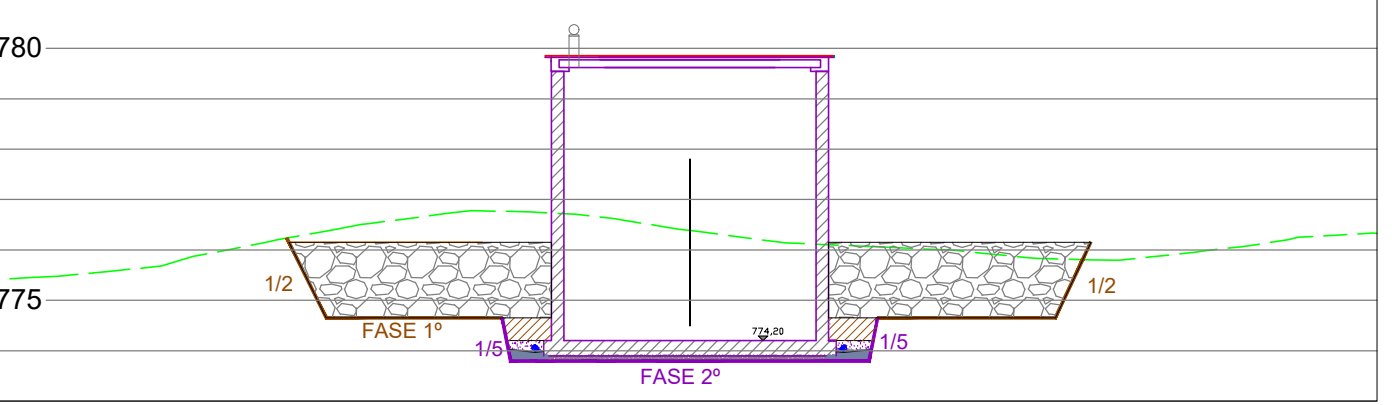

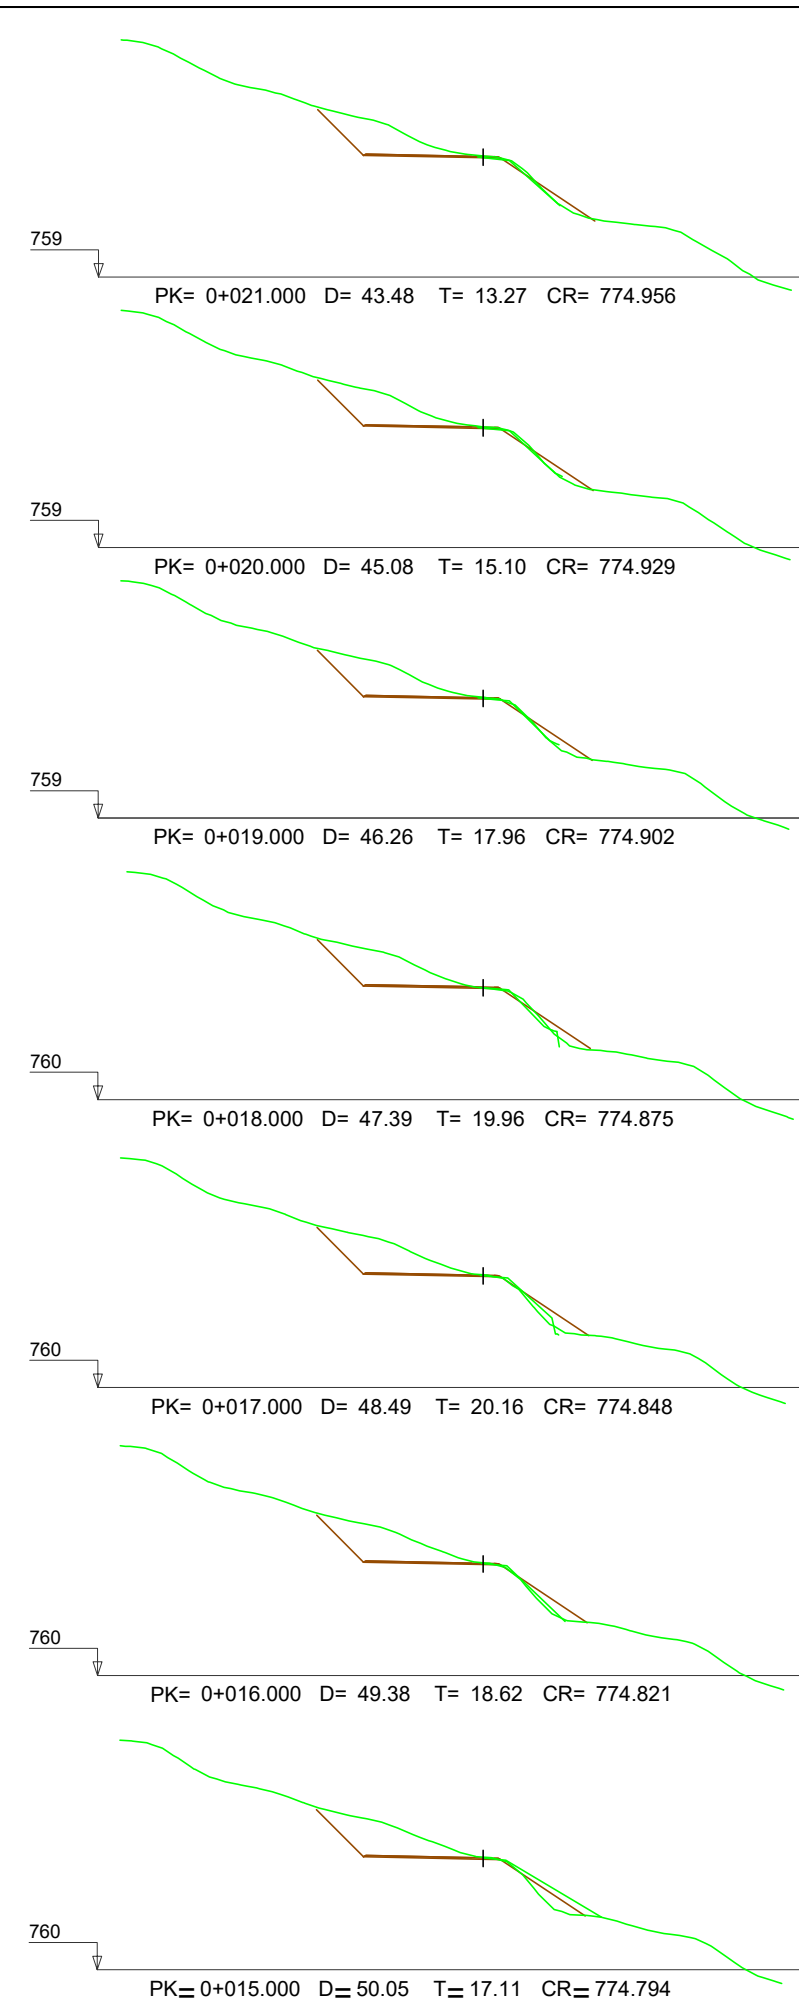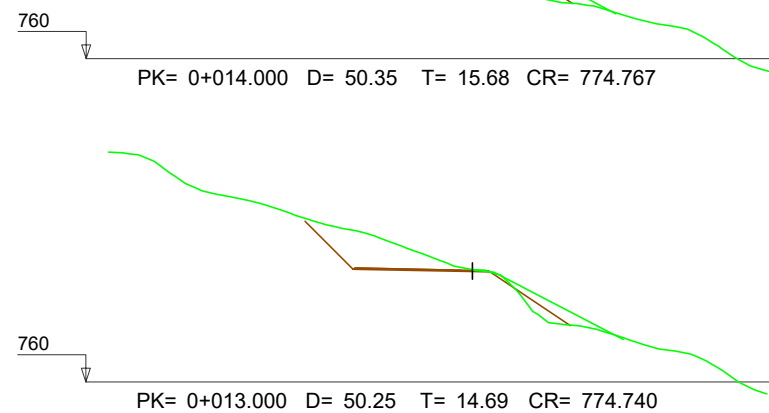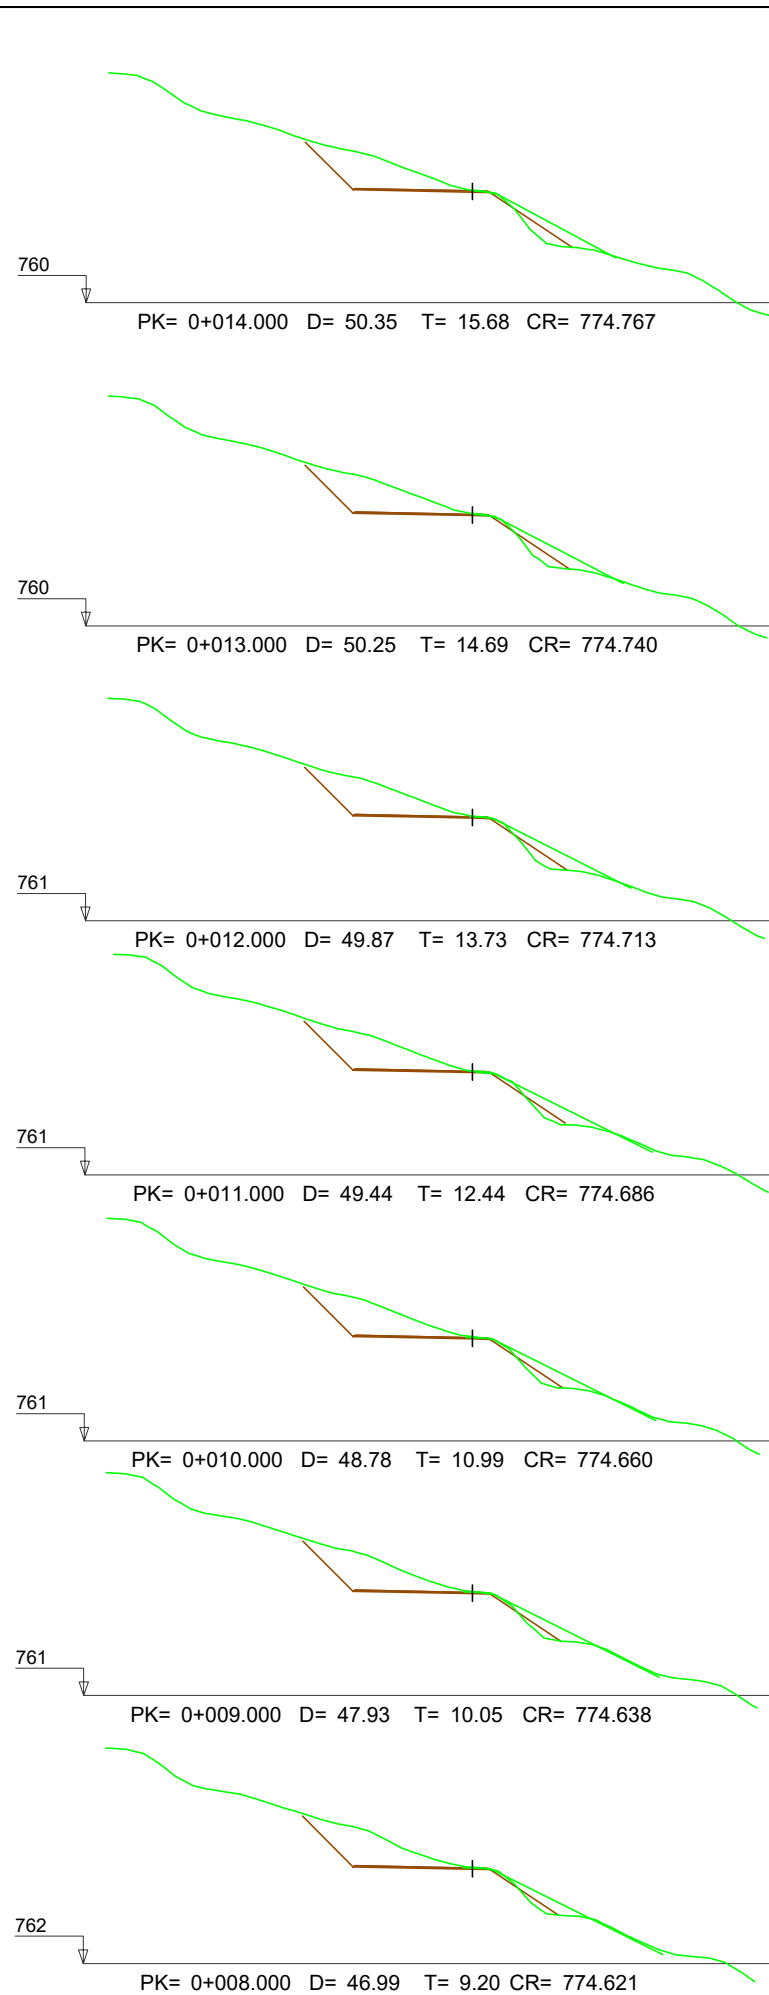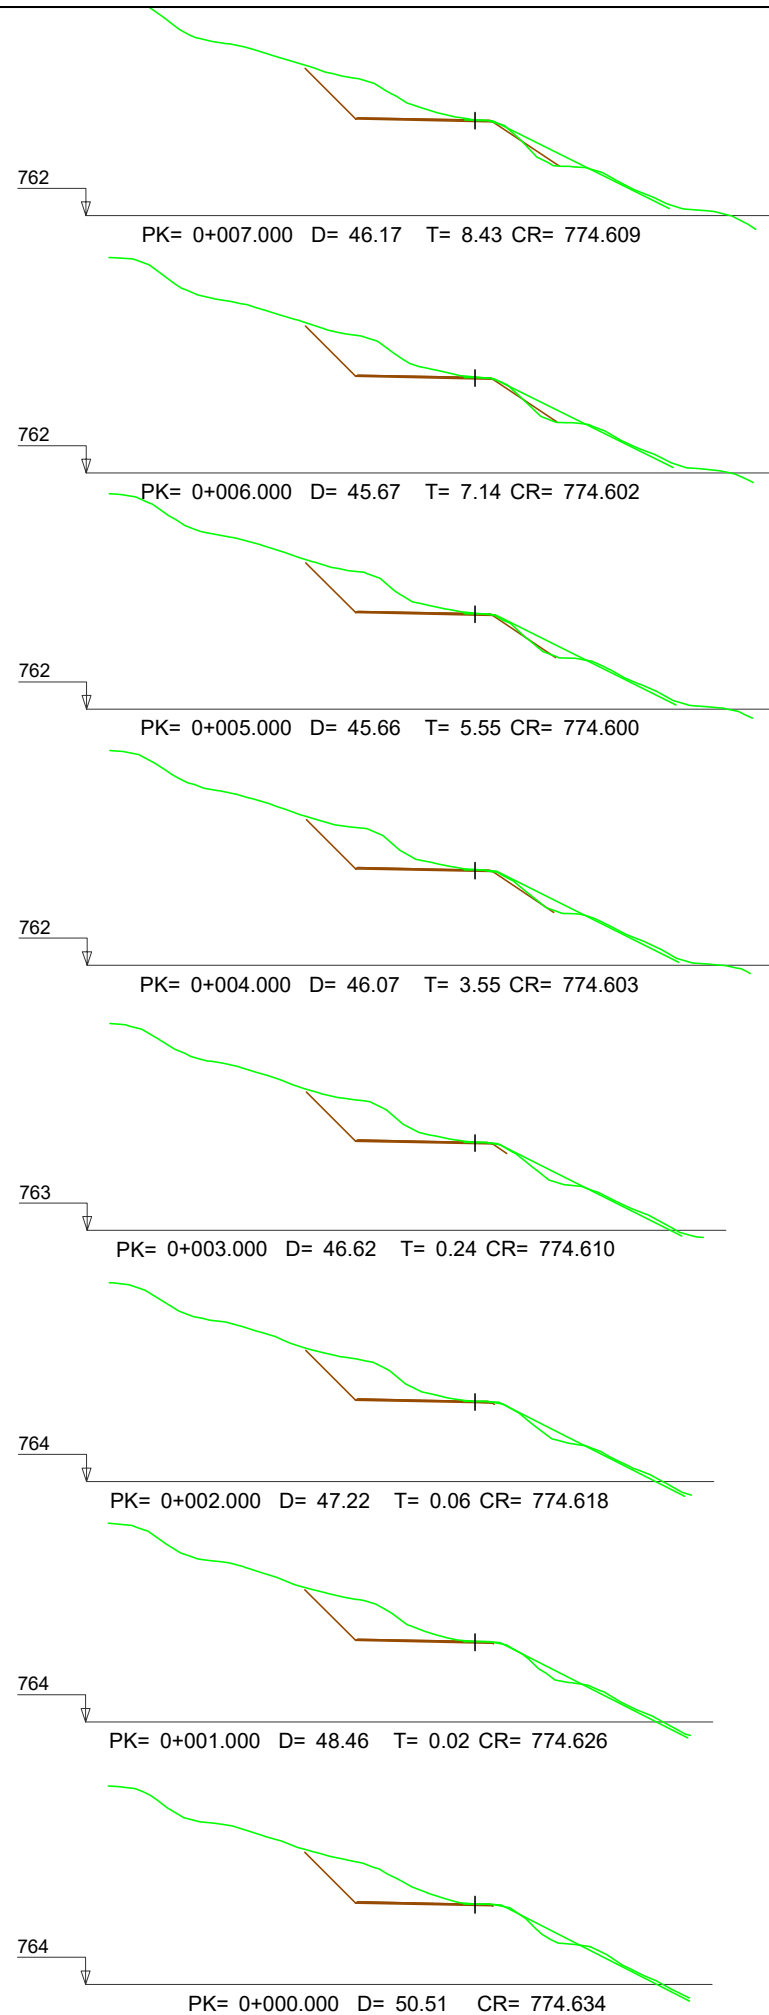

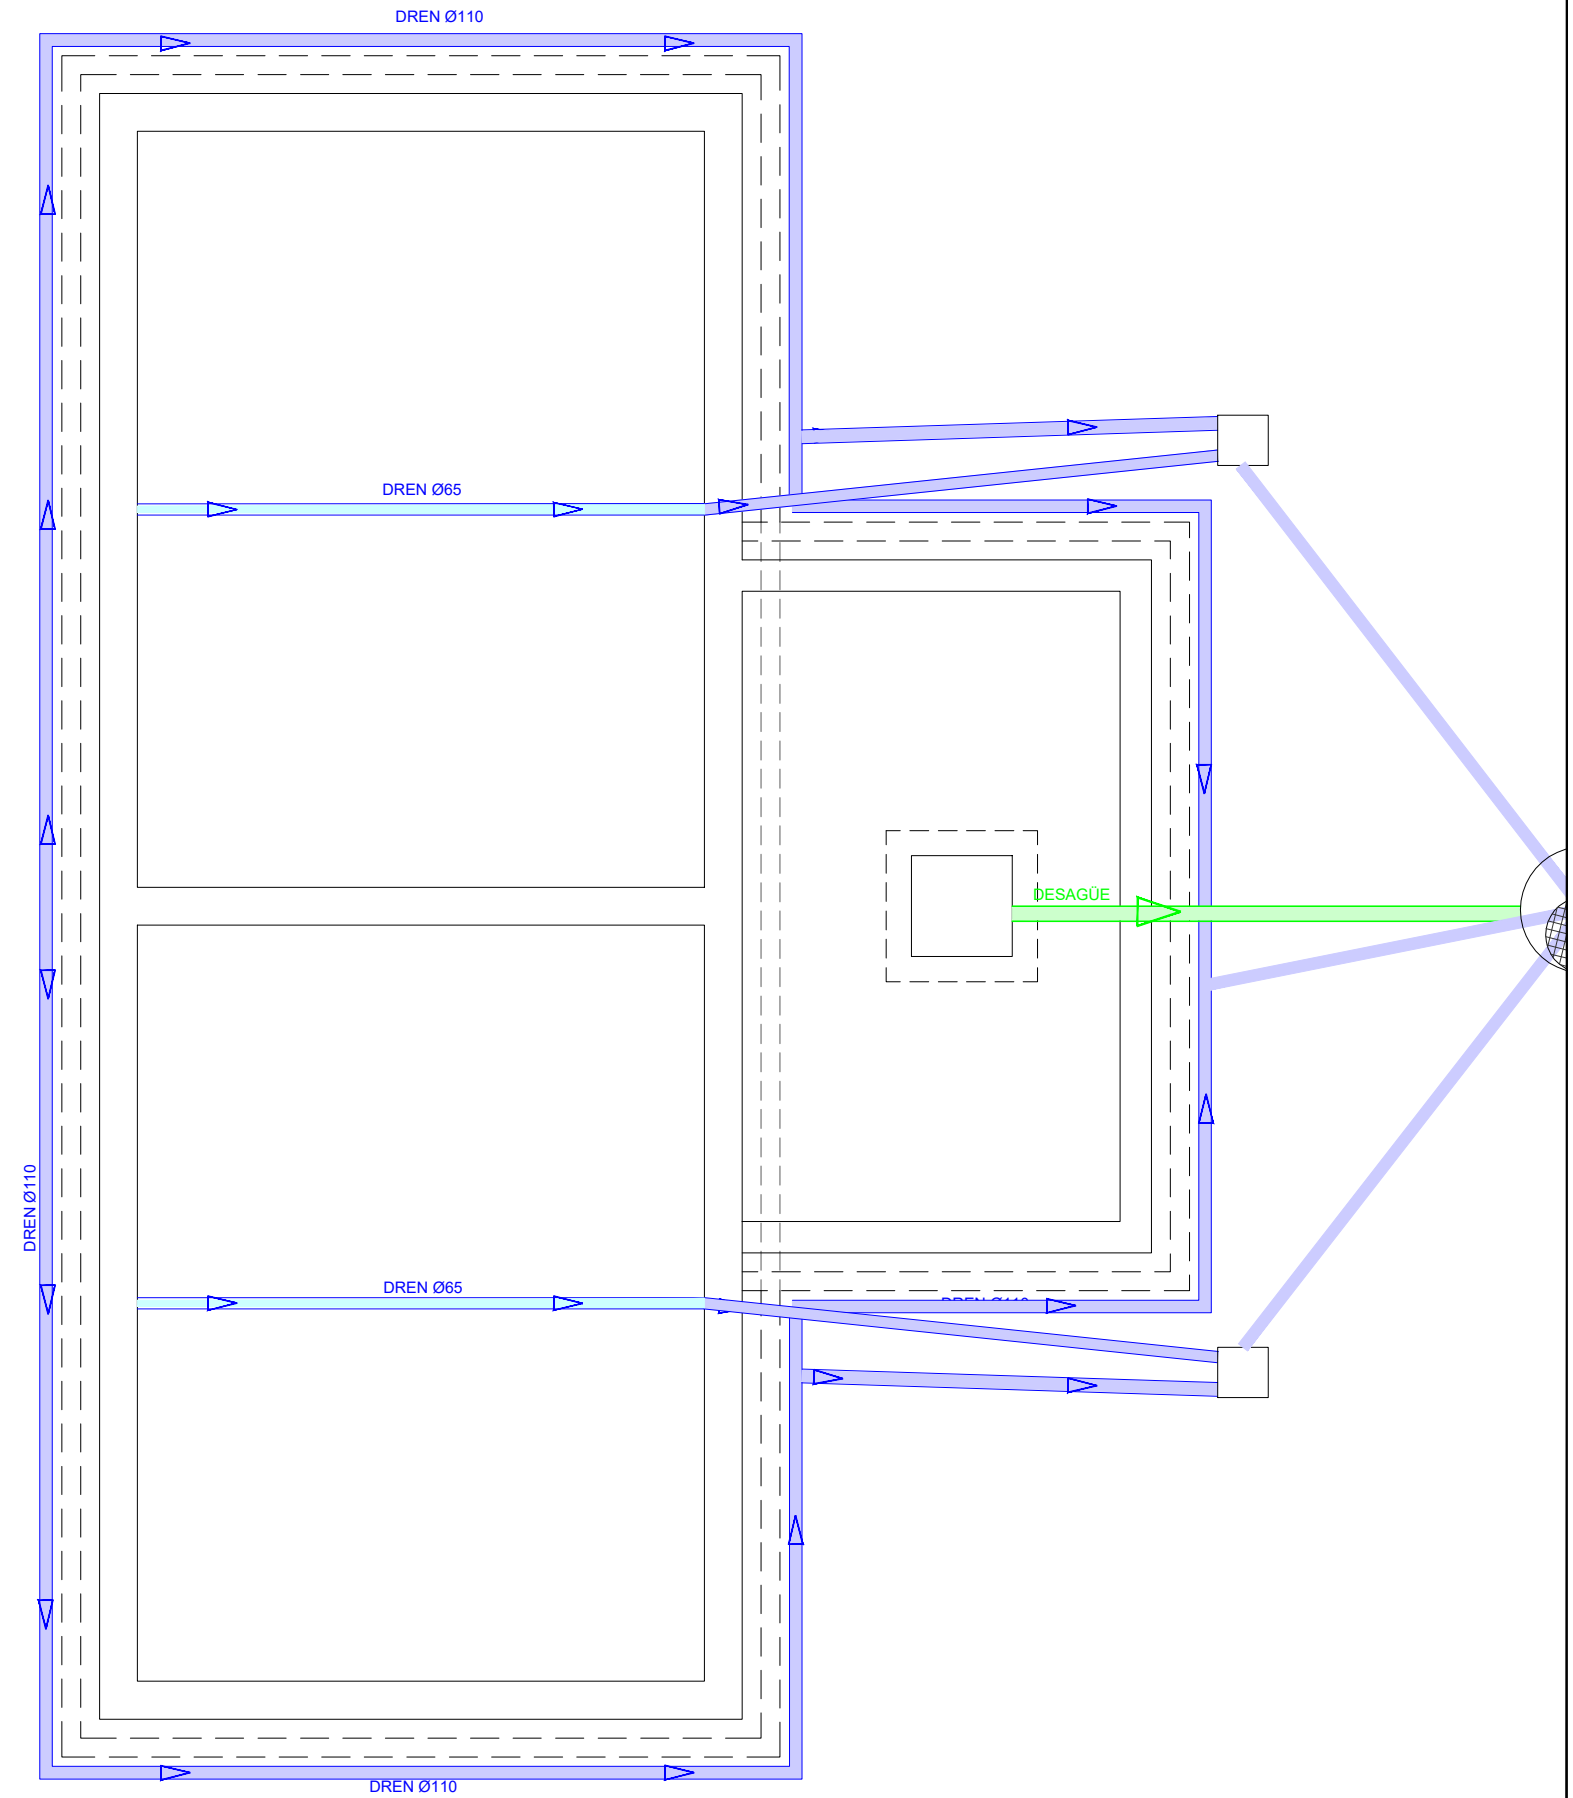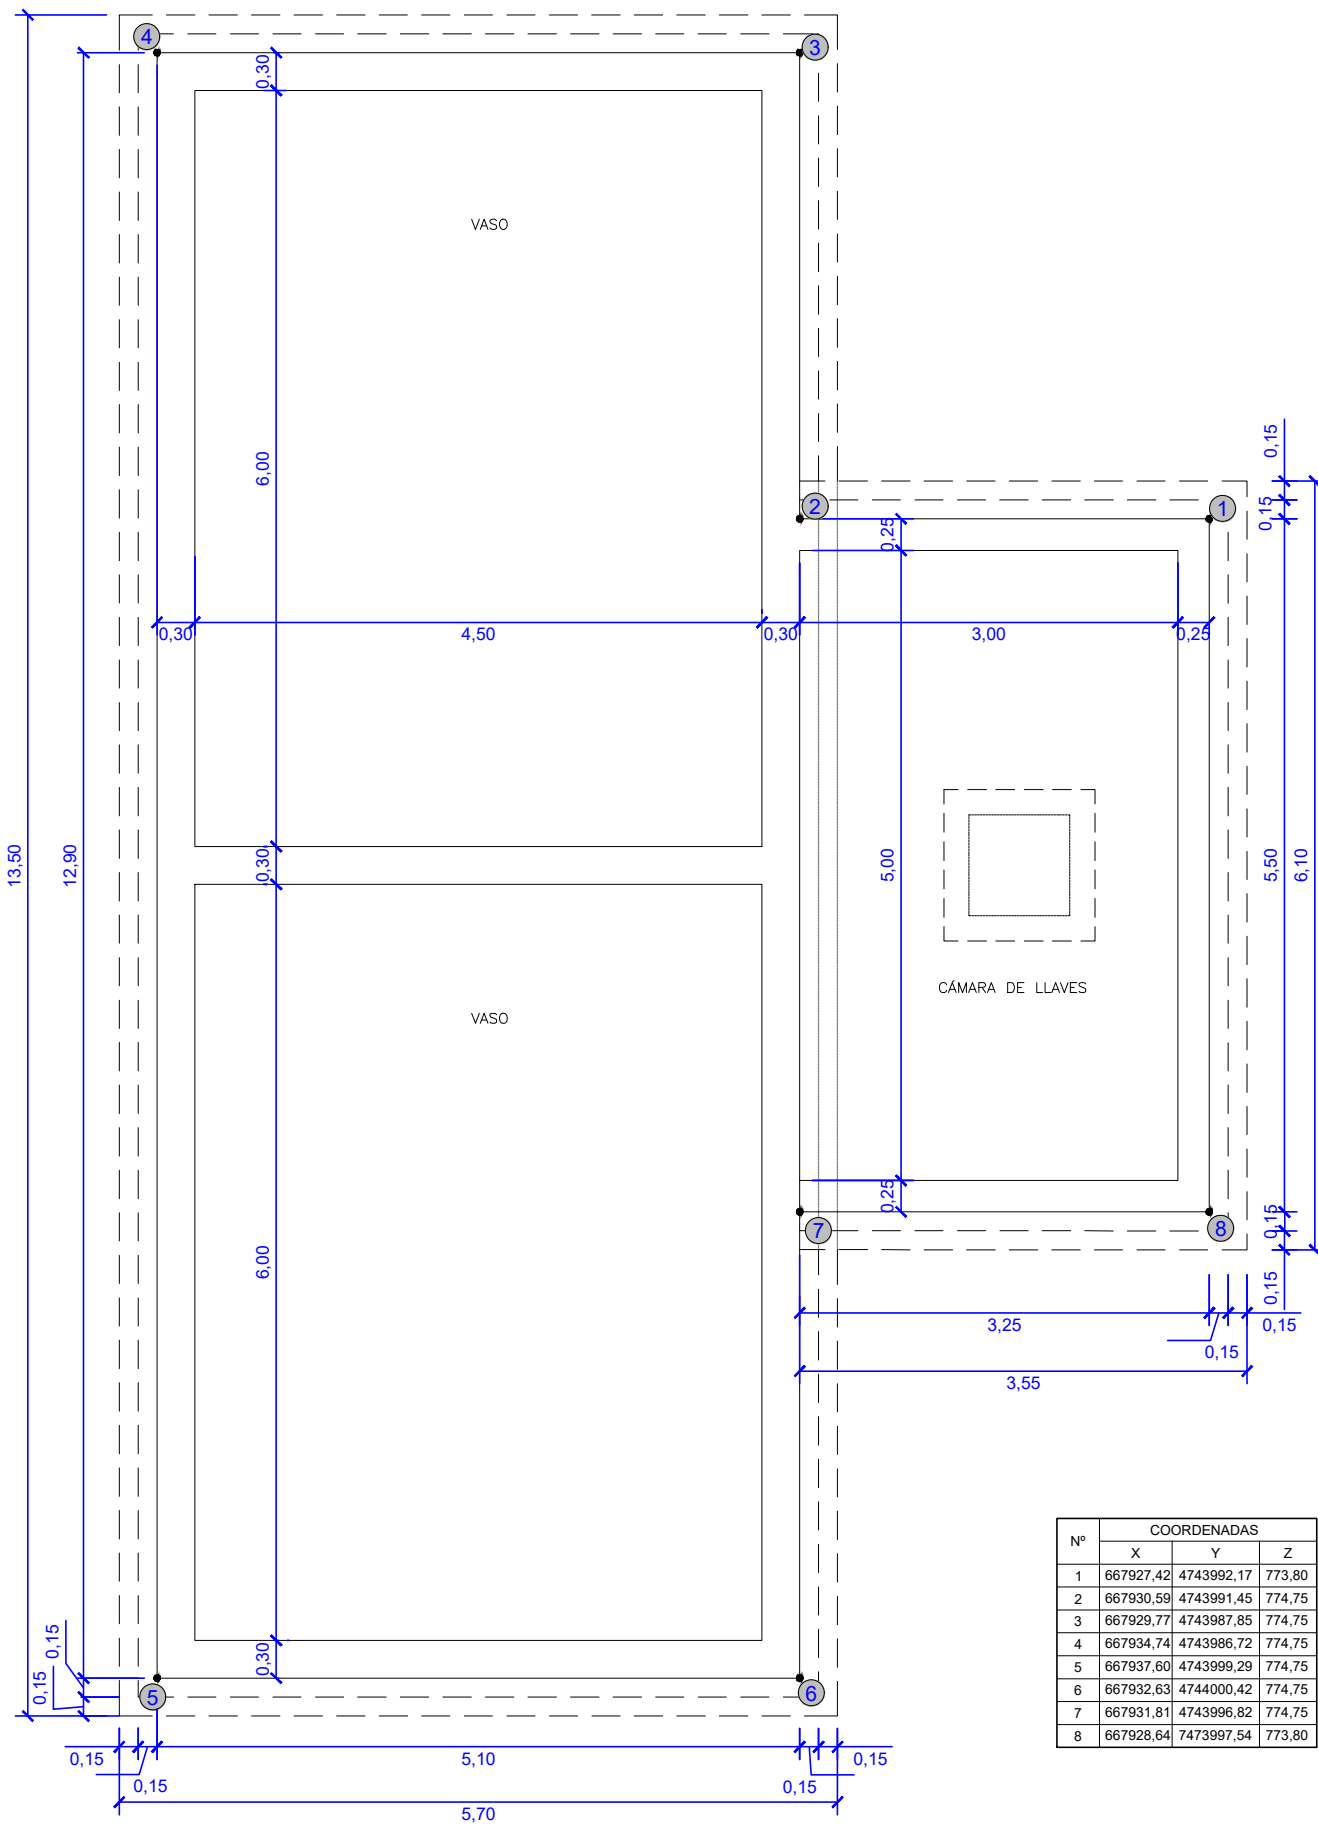

AYUNTAMIENTO URZAINKI

El Ingeniero de Caminos, Canales y Puertos
Autor del proyecto:
Iñigo Encinas Guaza
Colegiado N° 19.233



ESCALAS:
1:60

PROYECTO: URZAINKI(19P25)0


NUEVO DEPOSITO REGULADOR EN URZAINKI

DESIGNACION DEL PLANO:


CIMENTACIÓN Y DRENAJE

REV 01/02/2024
FECHA ENERO 2026
DOCUMENTO DWG
7.8.12. DEPOSITO


PLANO N° 7
HOJA 1 DE 1

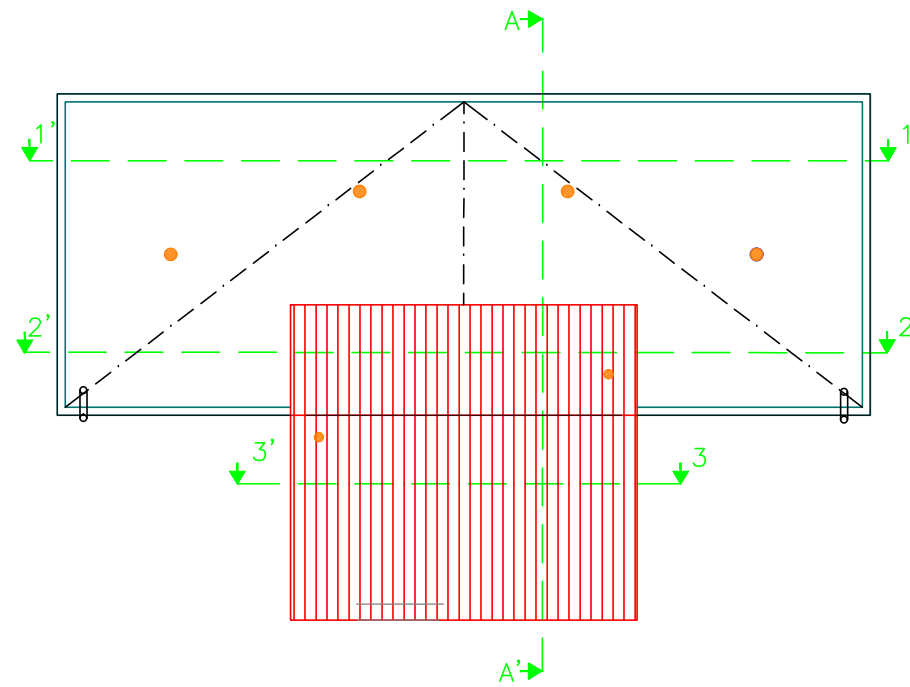


SECCIÓN 1

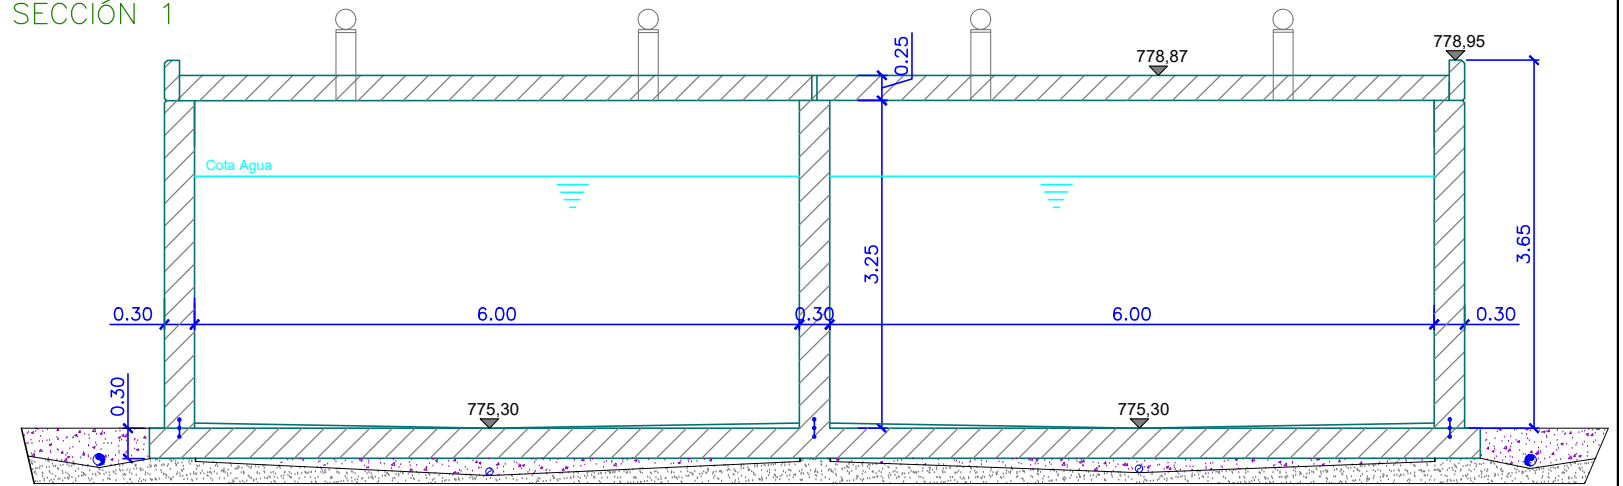


SECCIÓN 2

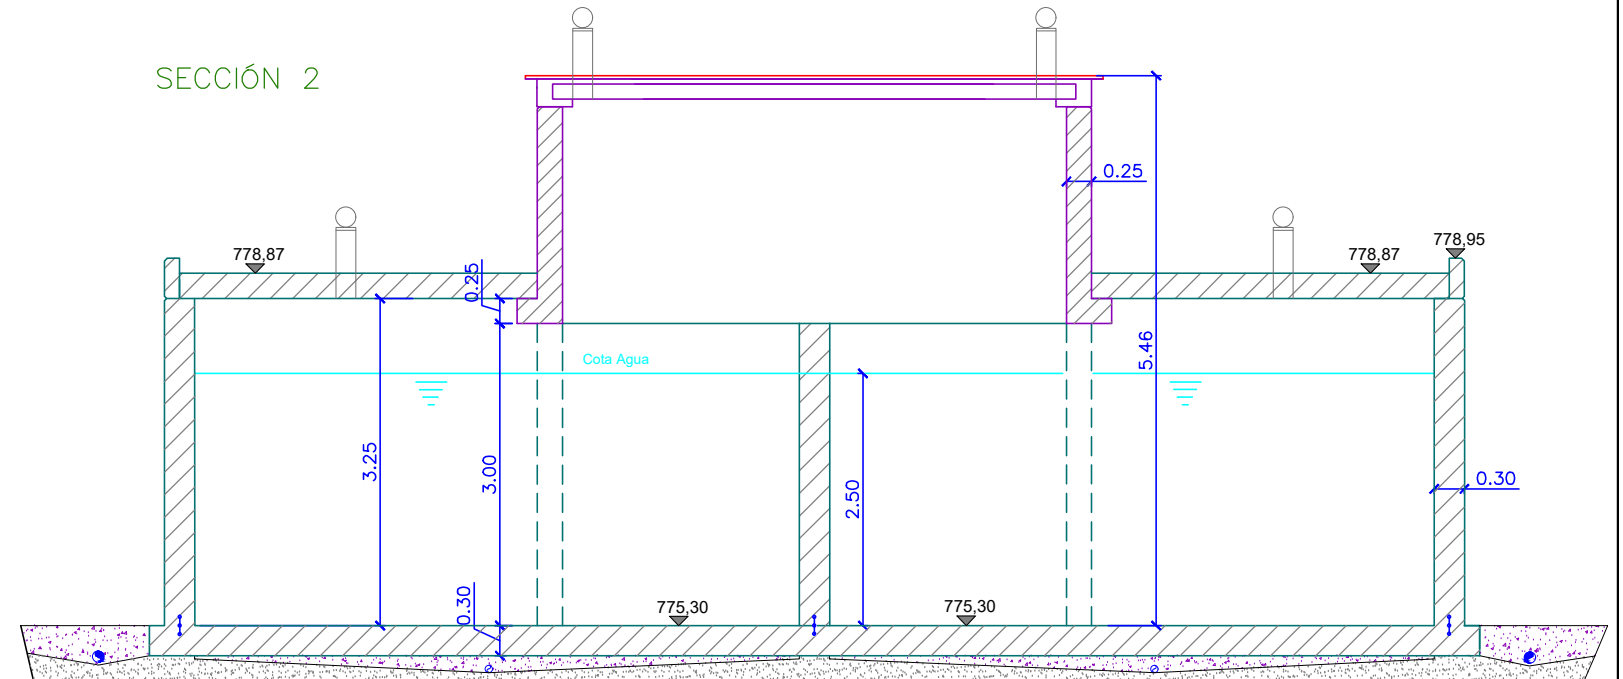

SECCIÓN 3

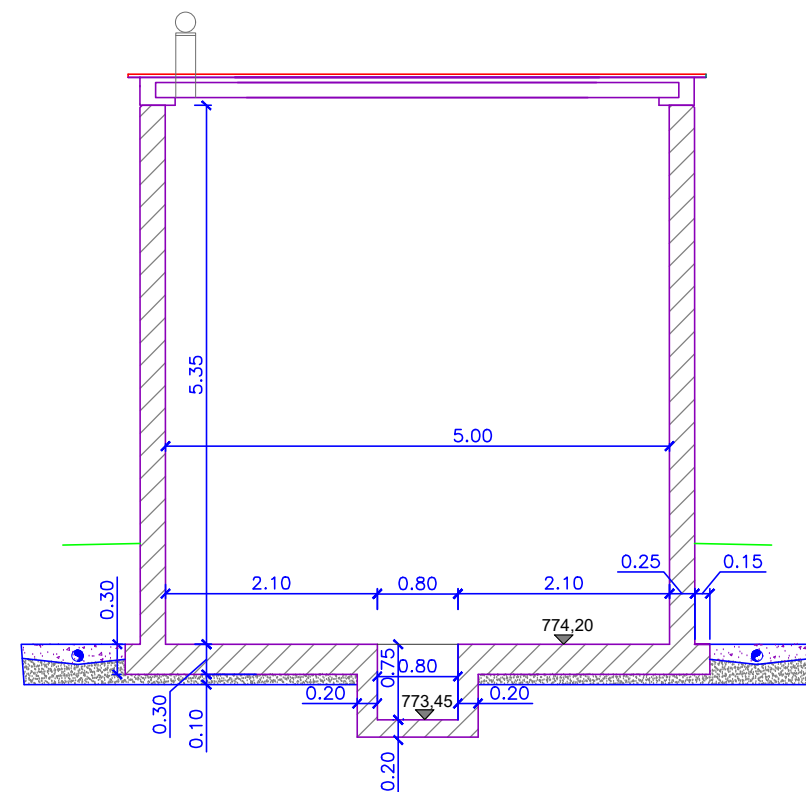

SECCIÓN A

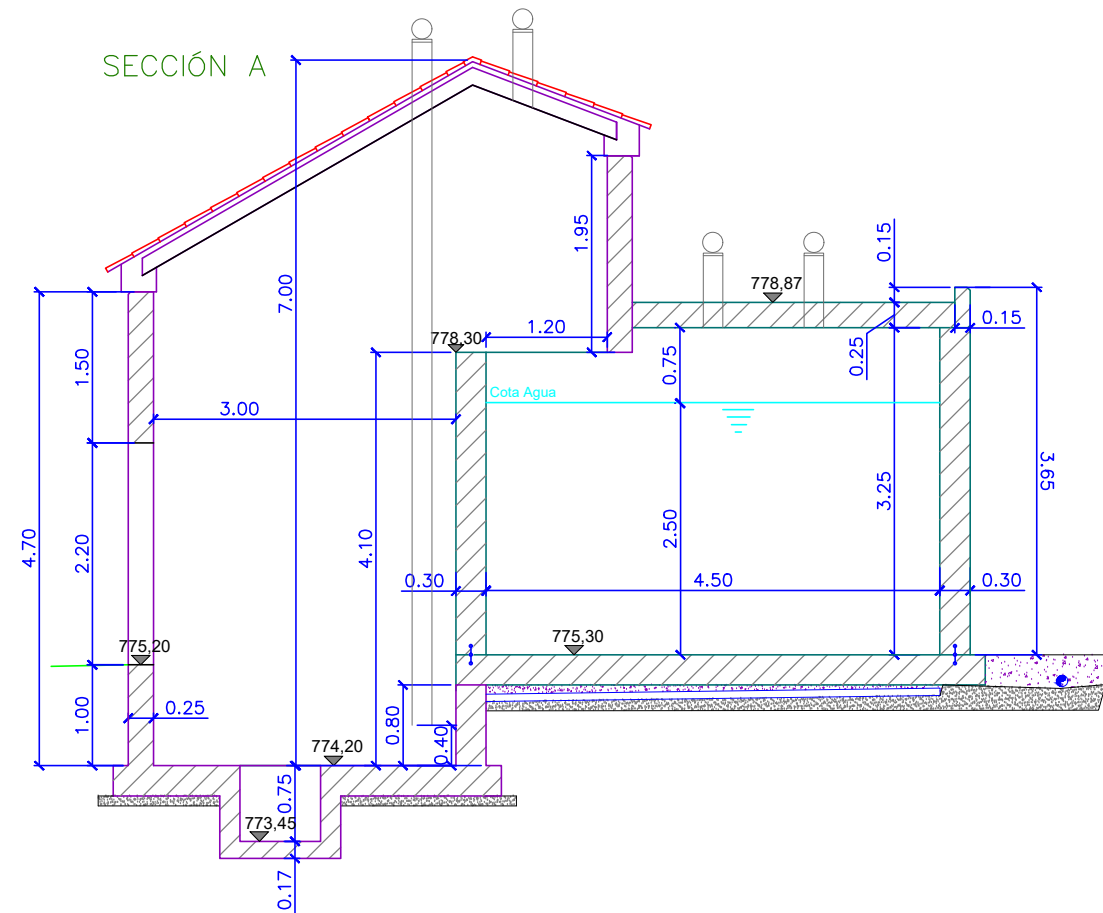

AYUNTAMIENTO URZAINKI

El Ingeniero de Caminos, Canales y Puertos
Autor del proyecto:
Iñigo Encinas Guaza
Colegiado N° 19.233



ESCALAS:
1:75
1:120

PROYECTO: URZAINKI(19P25)0


NUEVO DEPOSITO REGULADOR EN URZAINKI

DESIGNACION DEL PLANO:











SECCIONES DEL DEPOSITO

REV 01/02/2026
FECHA ENERO 2026
DOCUMENTO DWG
7.8.12. DEPOSITO


PLANO N° 8
HOJA 1 DE 1

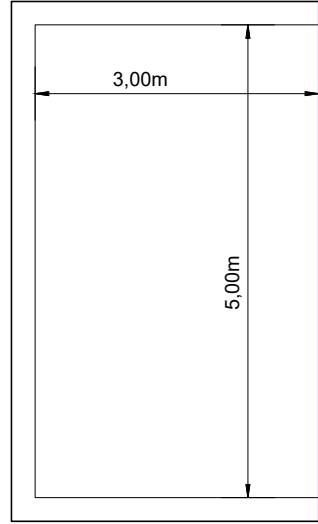


ESCALA 1:80

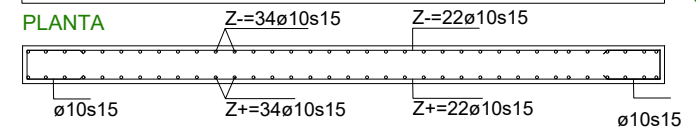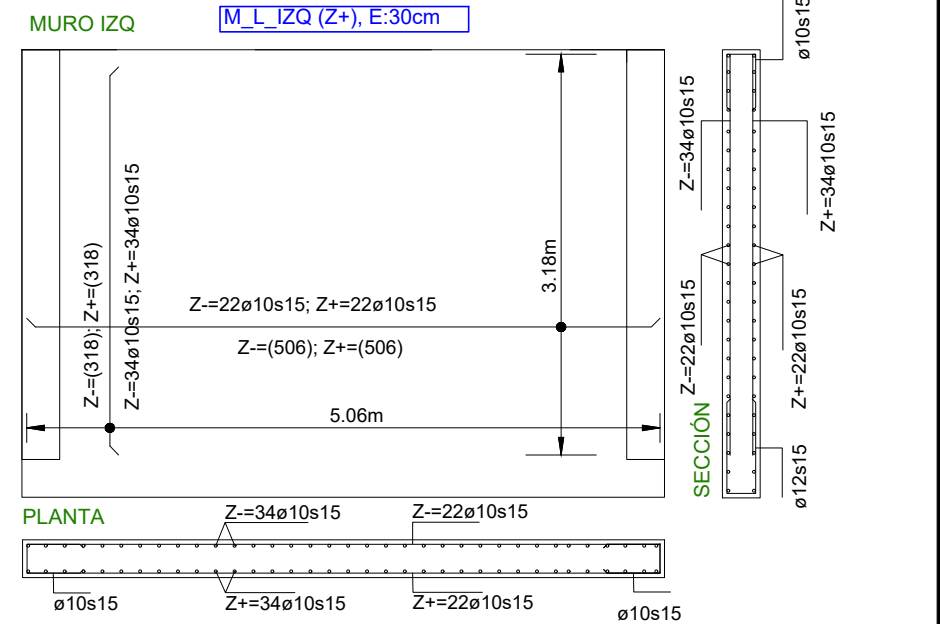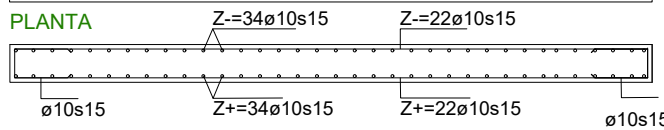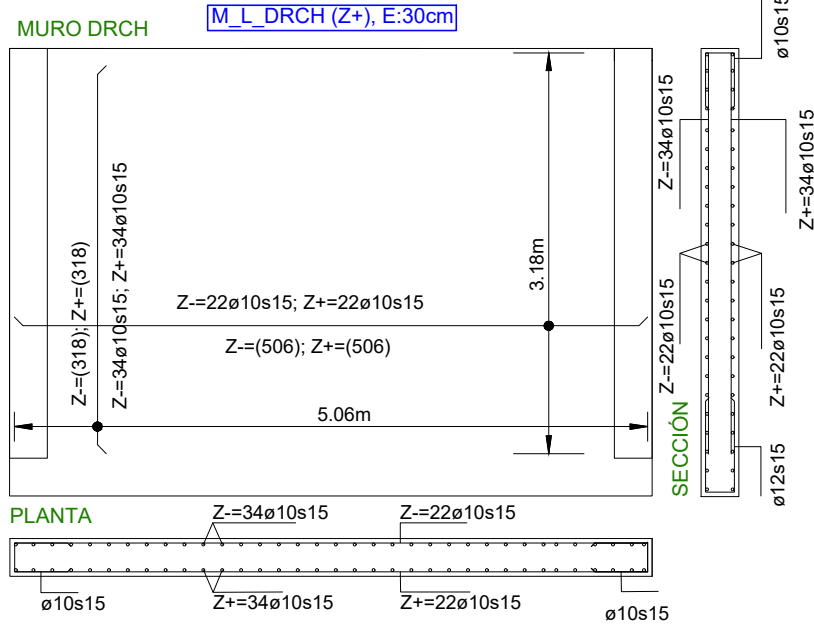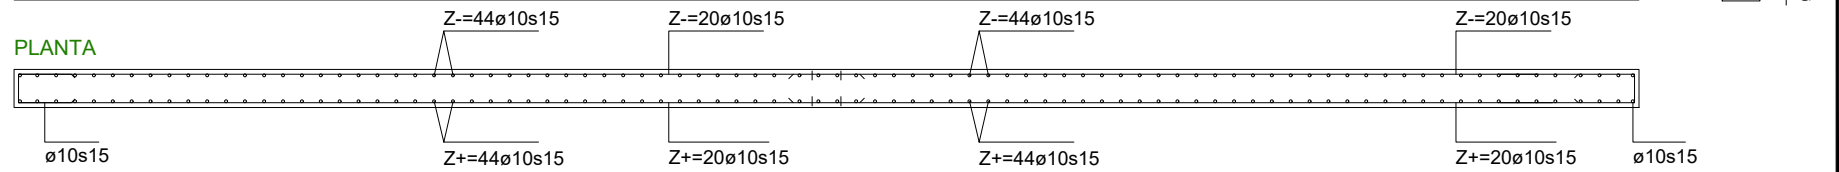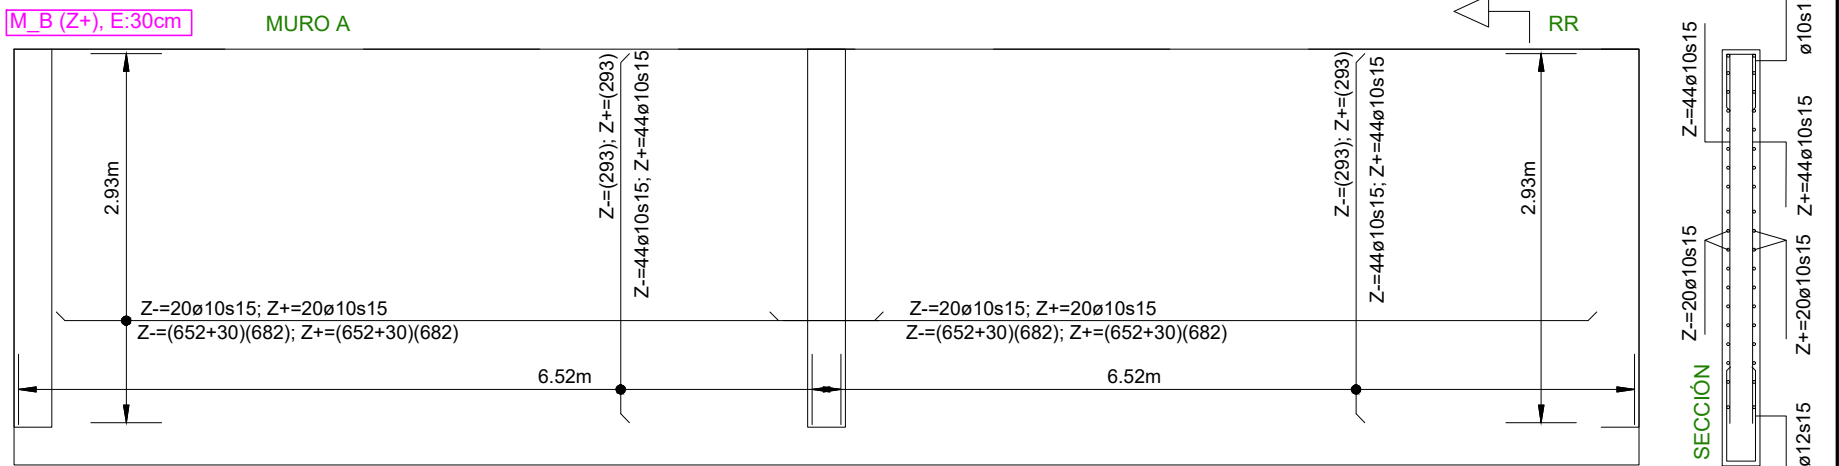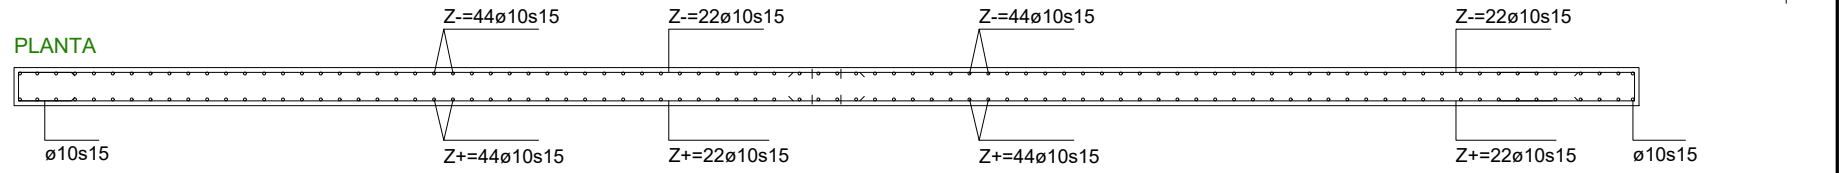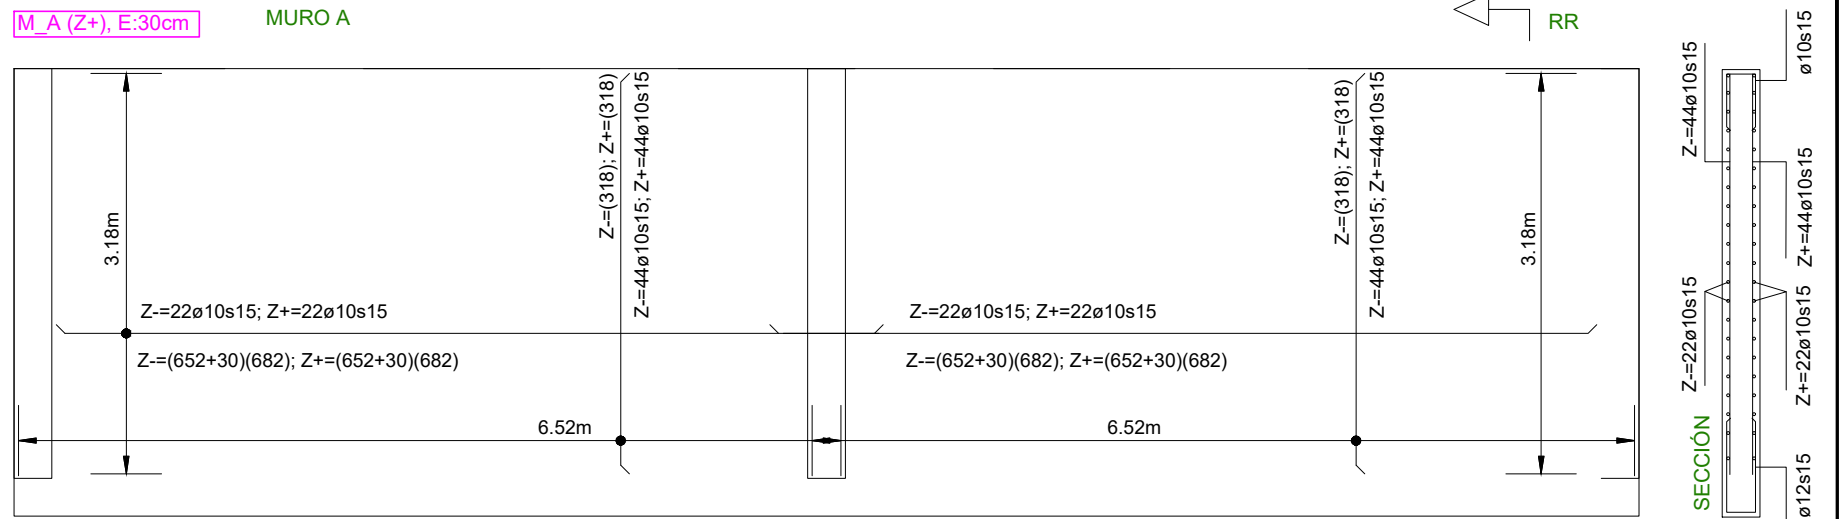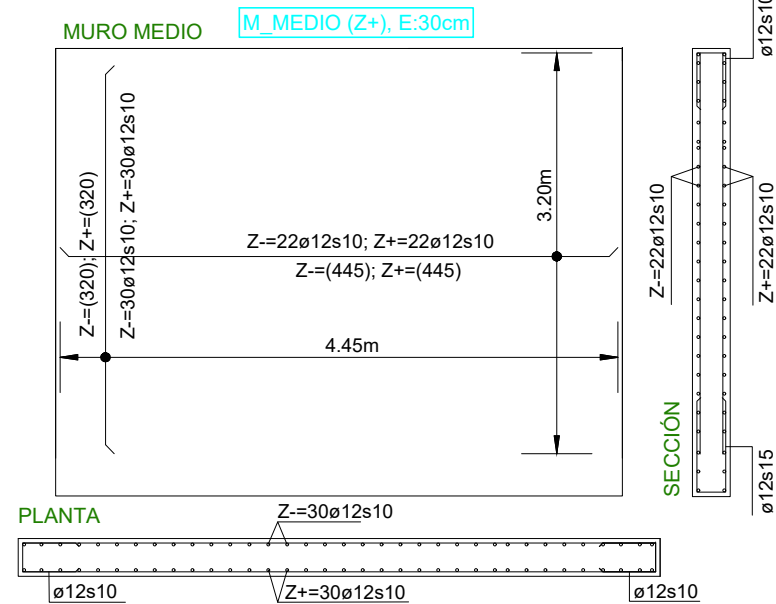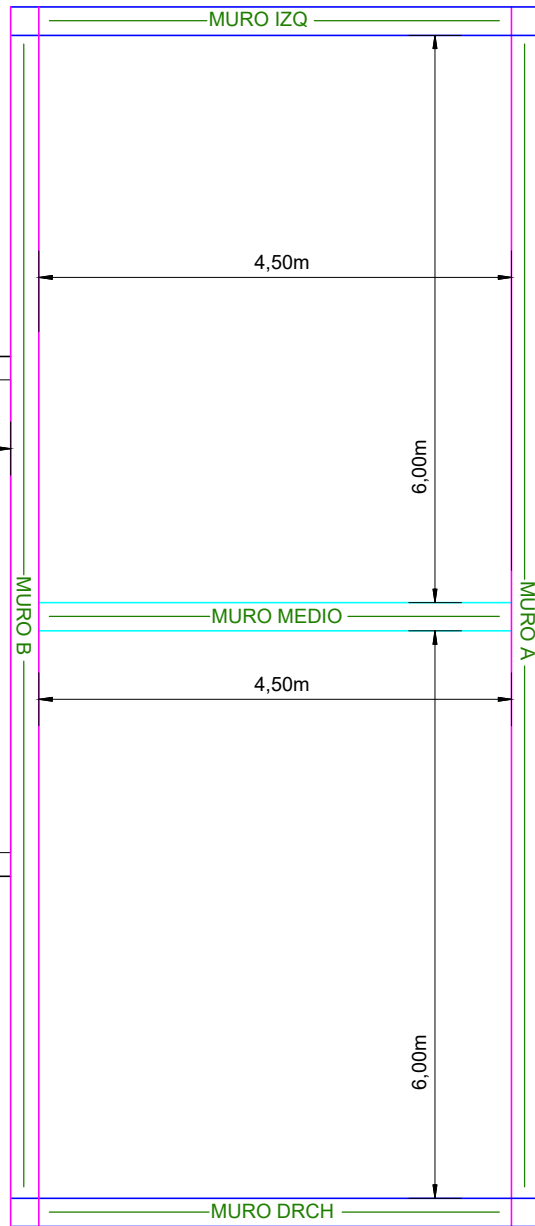


CUBIERTA

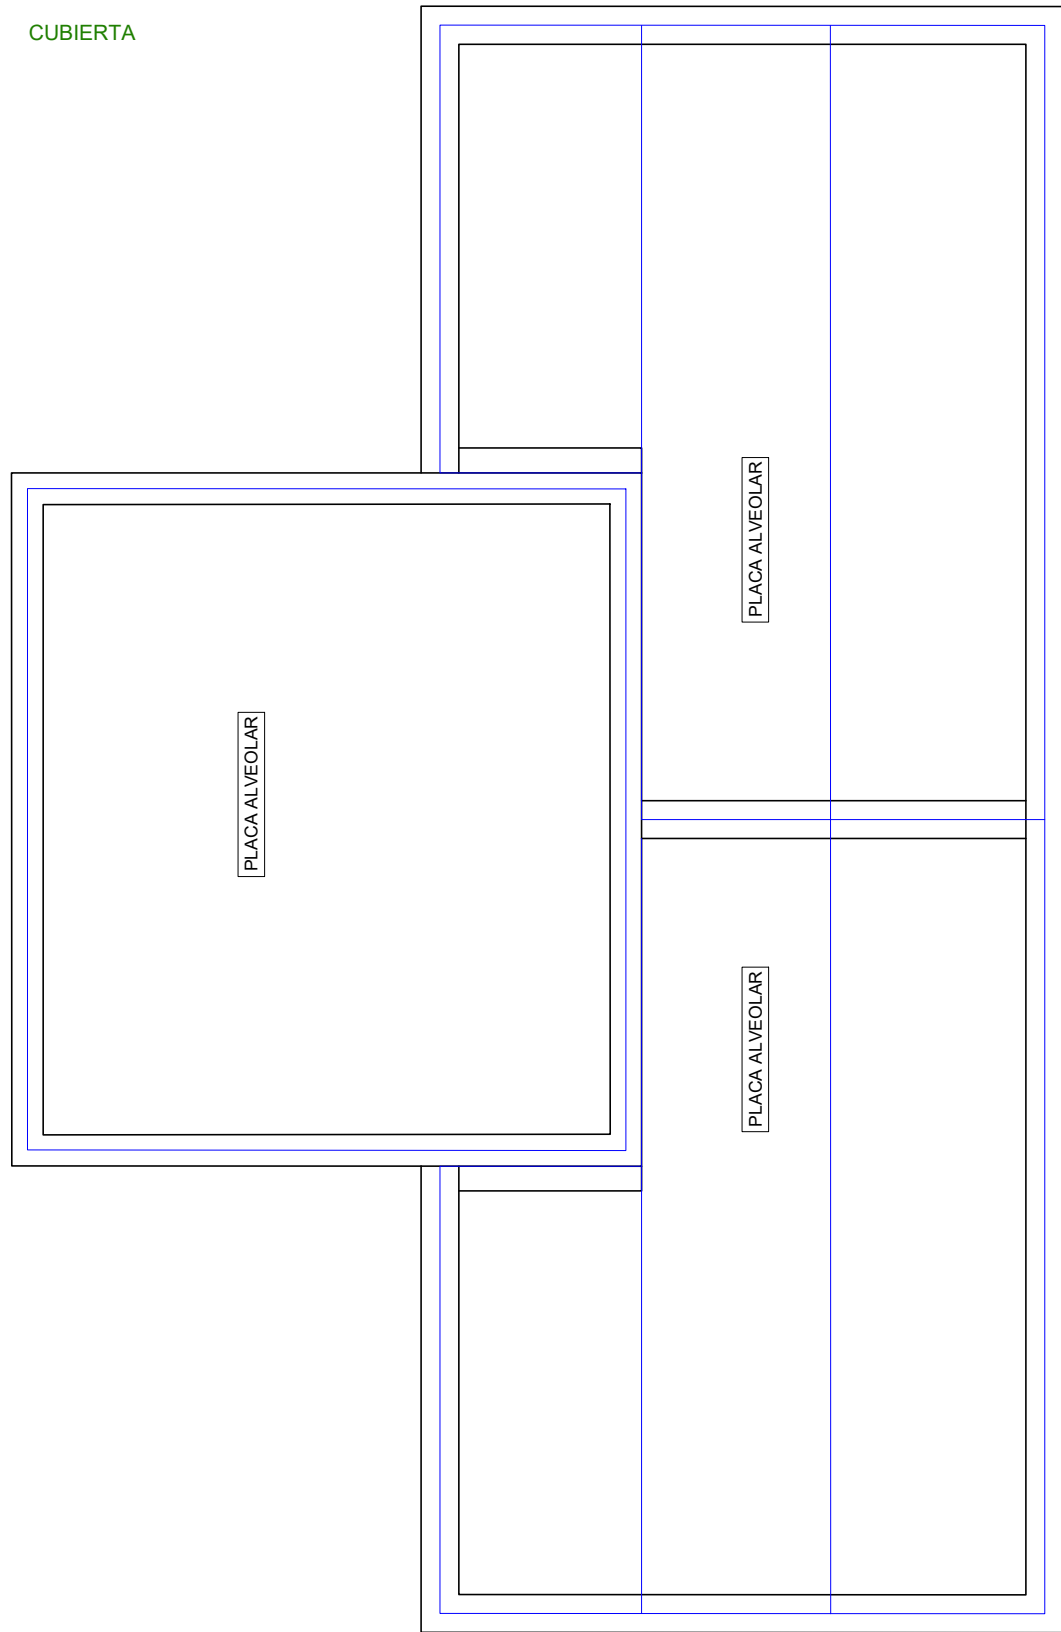



CUBIERTA CÁMARA DE LLAVES

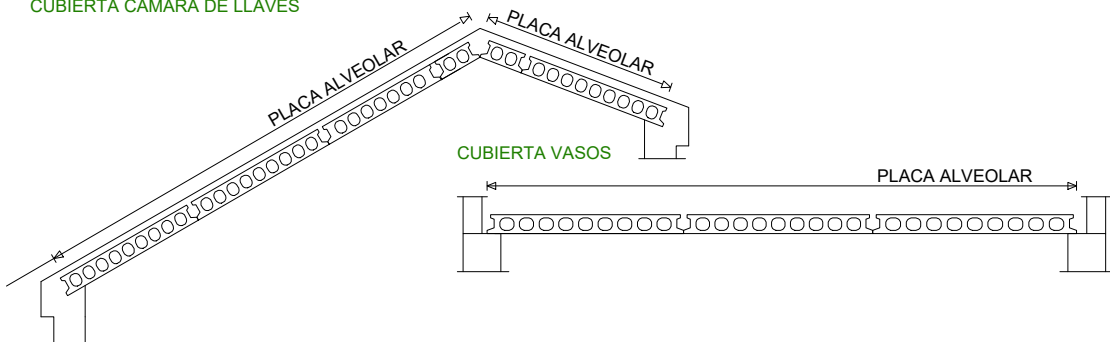

CIMENTACIÓN

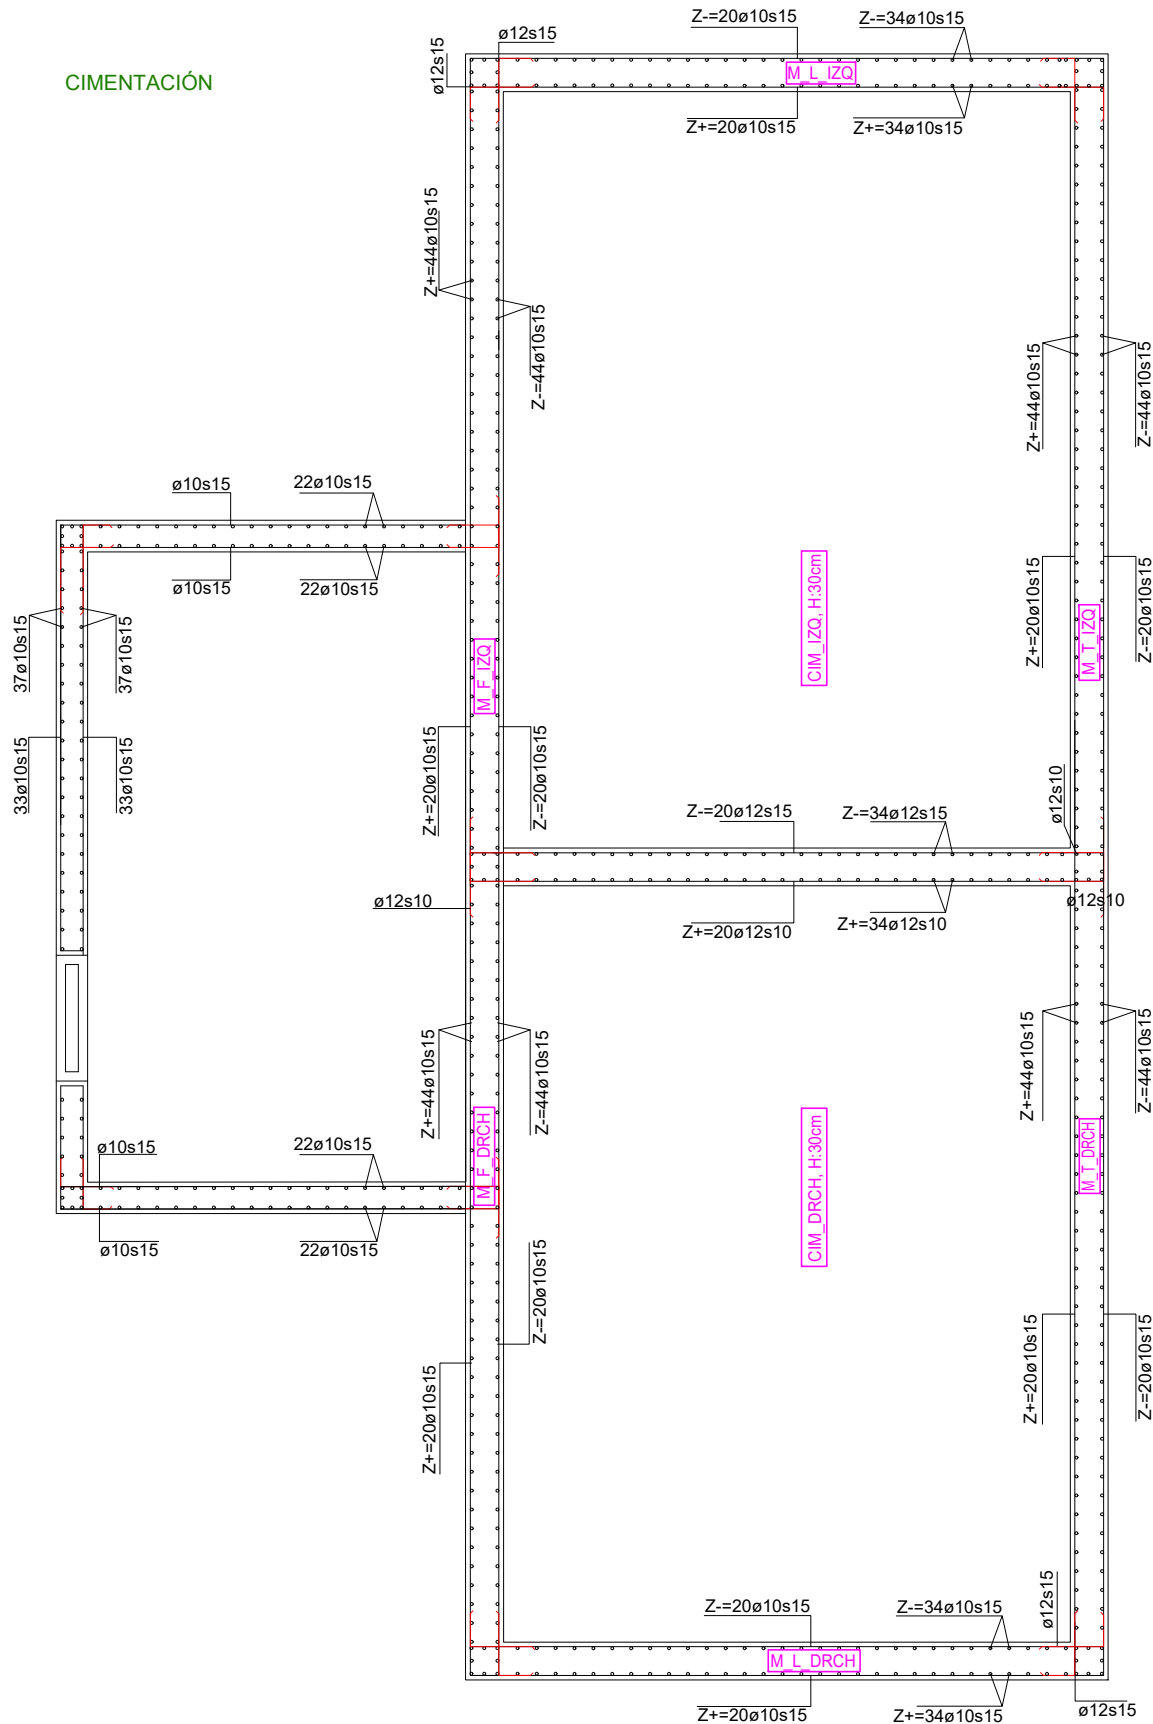

SOLERA

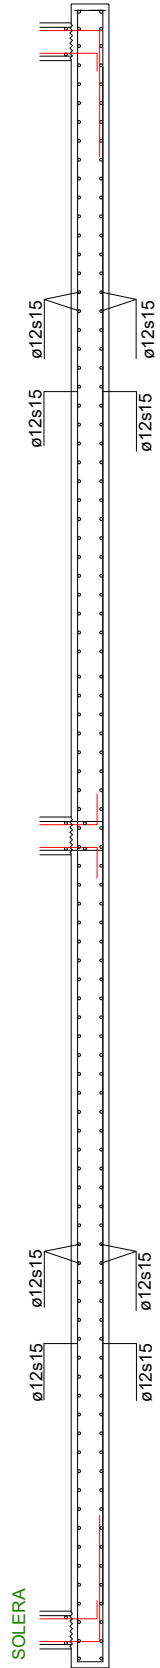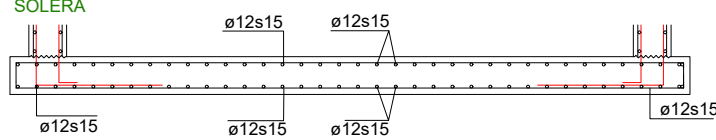

SOLERA



AYUNTAMIENTO URZAINKI

El Ingeniero de Caminos, Canales y Puertos
Autor del proyecto:
Iñigo Encinas Guaza
Colegiado N° 19.233



ESCALAS:
1:60

PROYECTO: URZAINKI(19P25)0

NUEVO DEPOSITO REGULADOR EN URZAINKI


DESIGNACION DEL PLANO:

ARMADURA
SOLERA Y CUBIERTA


REV 15/01/2026
FECHA ENERO 2026
DOCUMENTO DWG
ALZADOS

PLANO N° 9.2
HOJA 1 DE 1


PLANTA DEPÓSITO
ESCALA 1:200

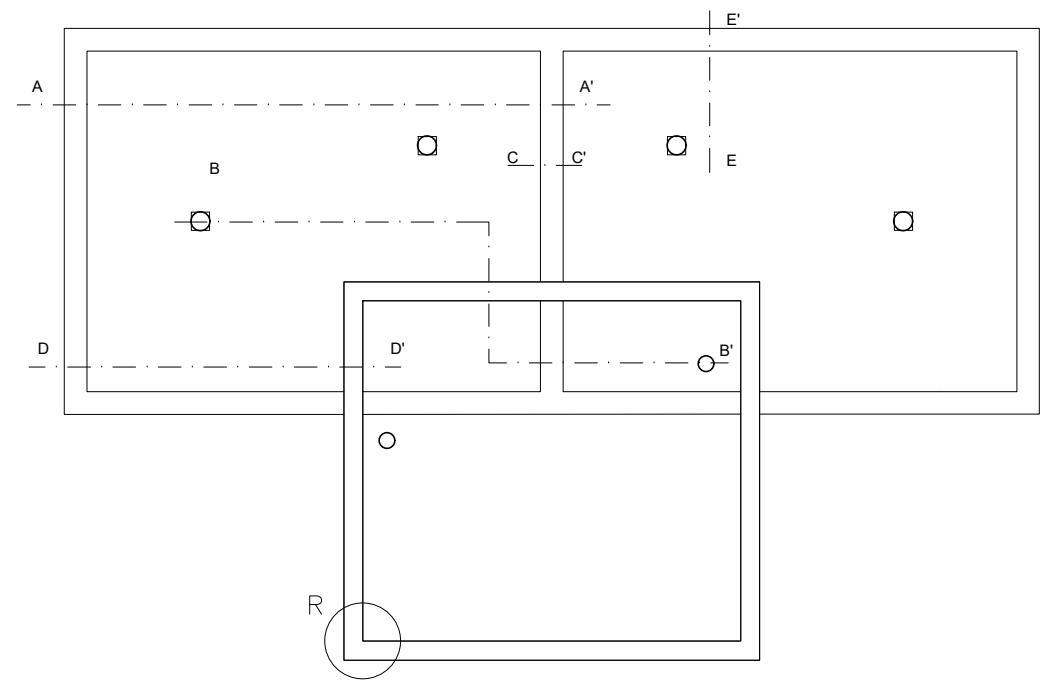


REFUERZO EN DESAGÜE Y SALIDA
CORTE B-B'
ESCALA 1/50

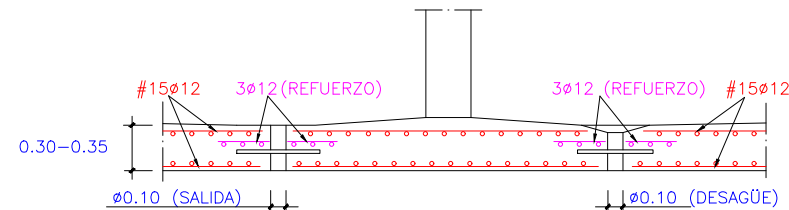


LOSA FONDO DEPÓSITO
CORTE A-A'
ESCALA 1/25

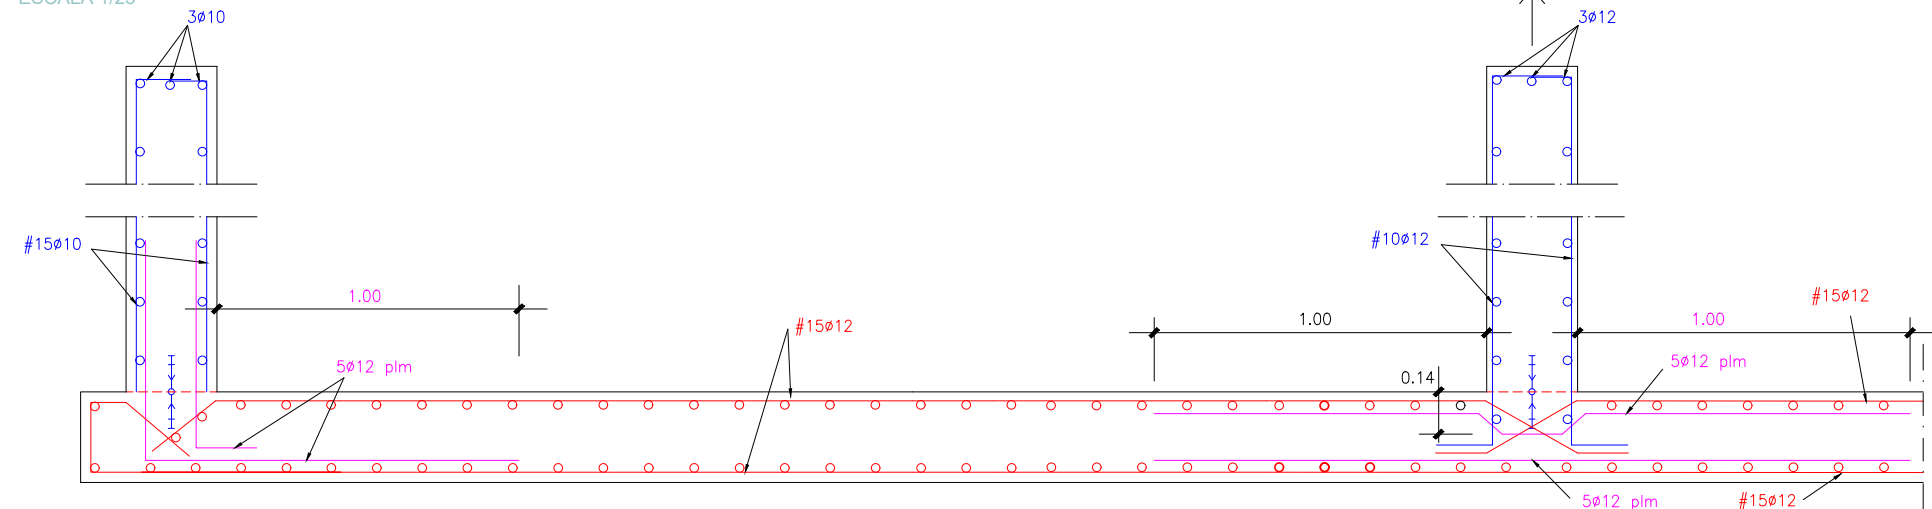


SECCIÓN C-C'
ESCALA 1/25

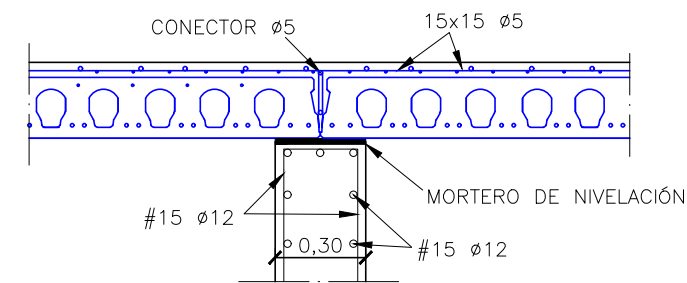


LOSA FONDO DEPÓSITO
CORTE E-E'
ESCALA 1/25

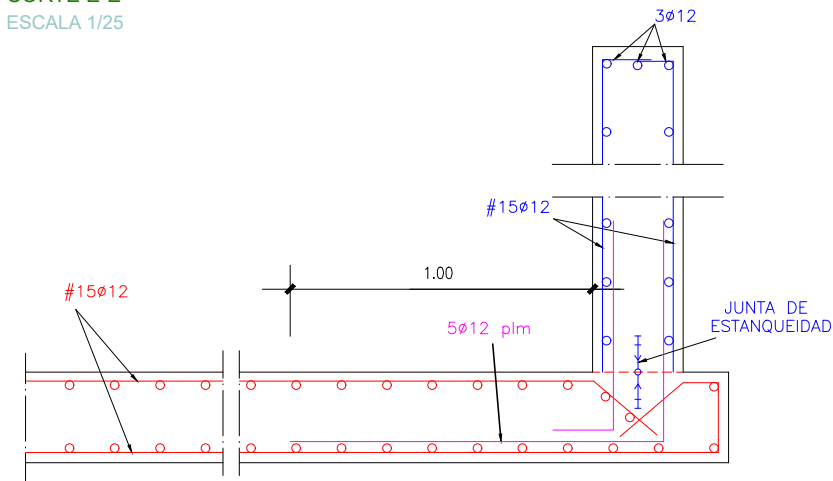

SECCIÓN D-D'
ESCALA 1/25

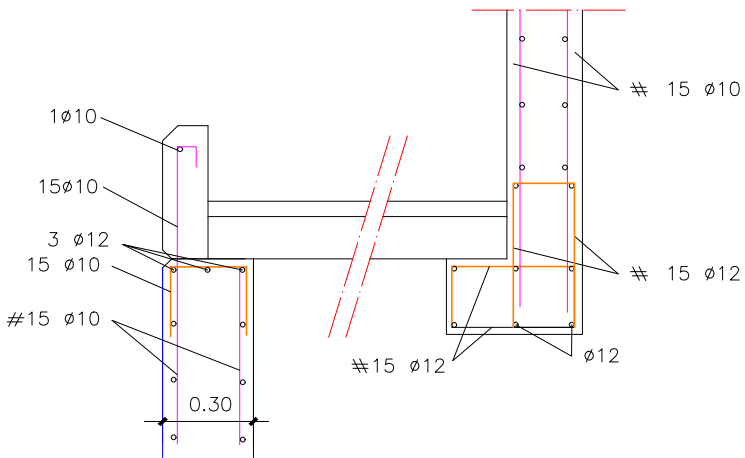

DETALLE R
ESCALA 1/25

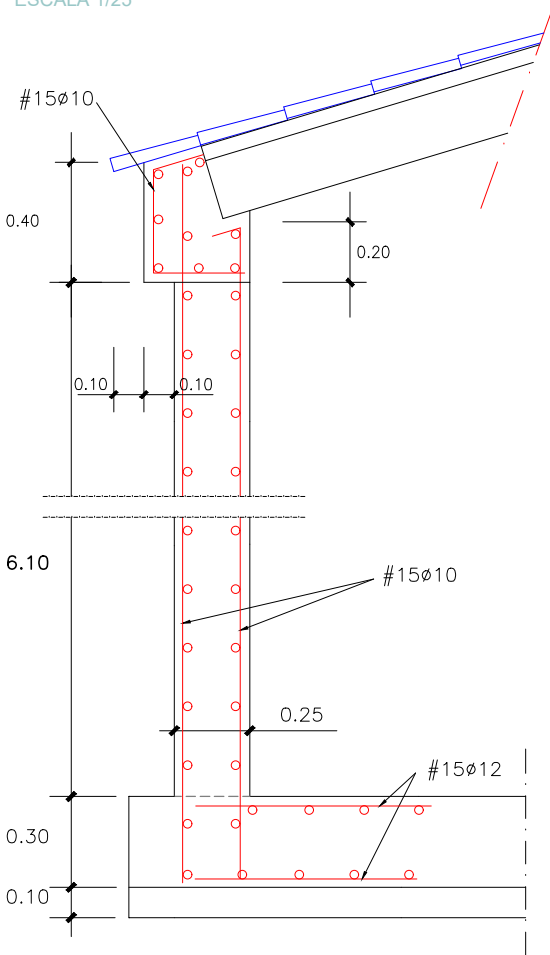

CUADRO DE CONTROLES MÍNIMOS DEL HORMIGÓN

ELEMENTO	MATERIALES						EJECUCIÓN
	HORMIGÓN			ACERO			
	TIPO	CONTROL	Y	TIPO	CONTROL	Y	
HORMIGÓN DE REGULARIZACIÓN	HM-15	NORMAL	1.50	—	—	—	NORMAL
	HM-20	NORMAL	1.50	—	—	—	NORMAL
HORMIGÓN DE ELEMENTOS	HA-30	NORMAL	1.50	B500S	NORMAL	1.15	NORMAL
	LOSAS	HA-30	NORMAL	1.50	B500S	NORMAL	1.15



AYUNTAMIENTO URZAINKI

El Ingeniero de Caminos, Canales y Puertos
Autor del proyecto:
Iñigo Encinas Guaza
Colegiado N° 19.233



EUNATE
Compañía de Ingeniería S.L.

ESCALAS:
VARIOS




PROYECTO: URZAINKI(19P25)0

NUEVO DEPOSITO REGULADOR EN URZAINKI



DESIGNACION DEL PLANO:

ARMADURA
ARMADURA DE REFUERZO


REV	FECHA	PLANO N°
15/01/2026	ENERO 2026	9.3
DOCUMENTO DWG	ALZADOS	HOJA 1 DE 1

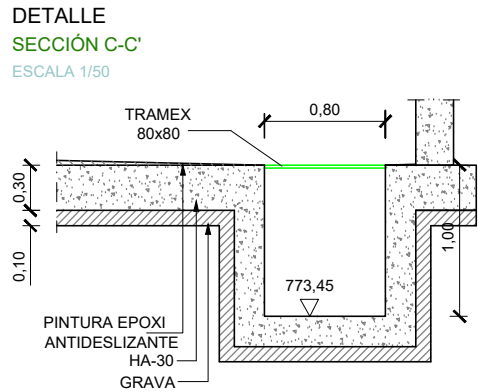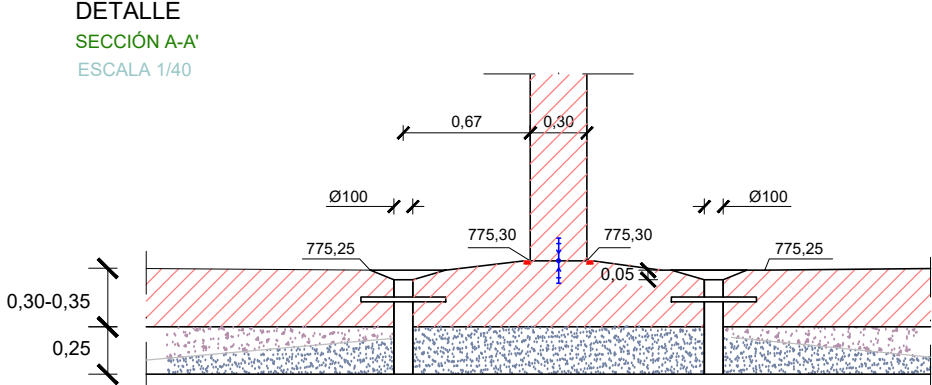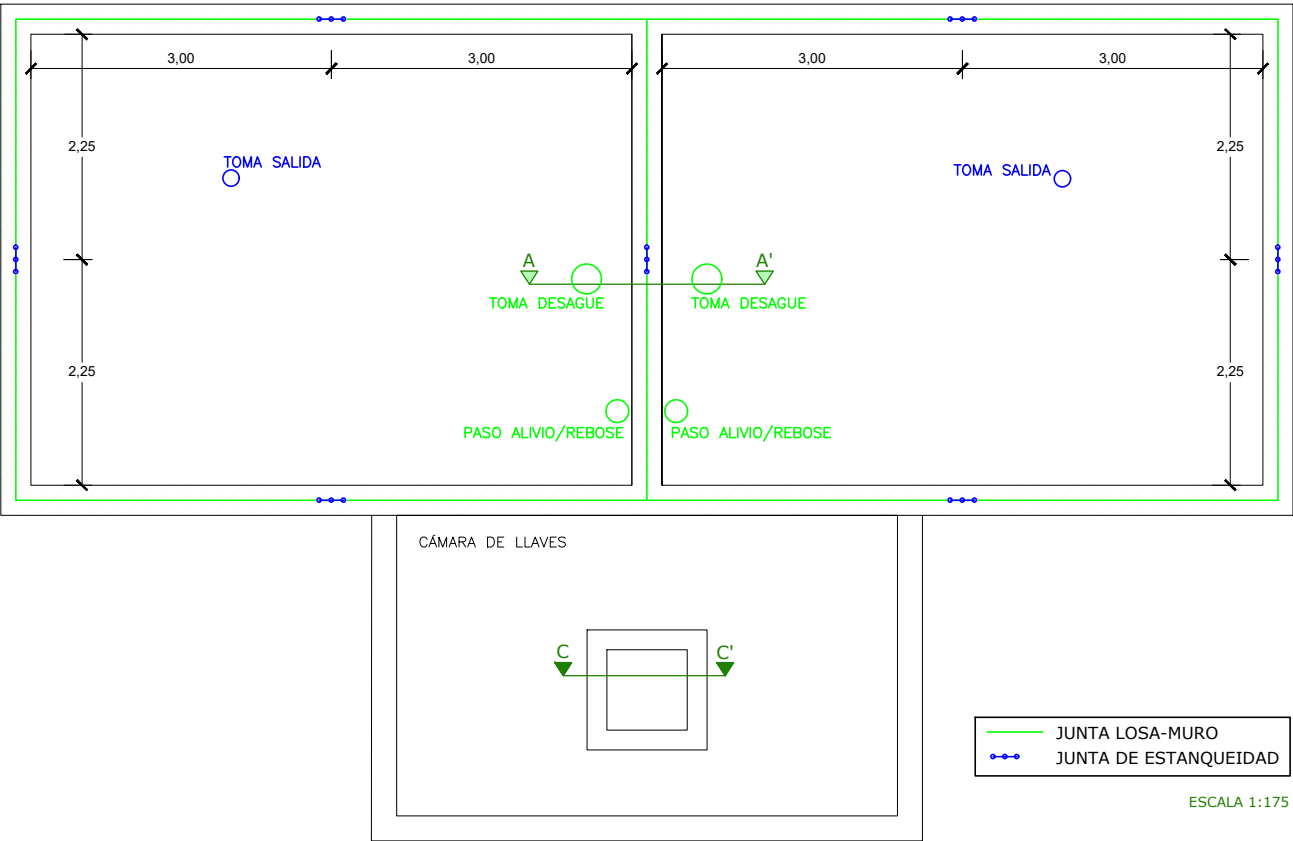


PIEZAS ESPECIALES JUNTA ESTANQUEIDAD
ESCALA 1/20

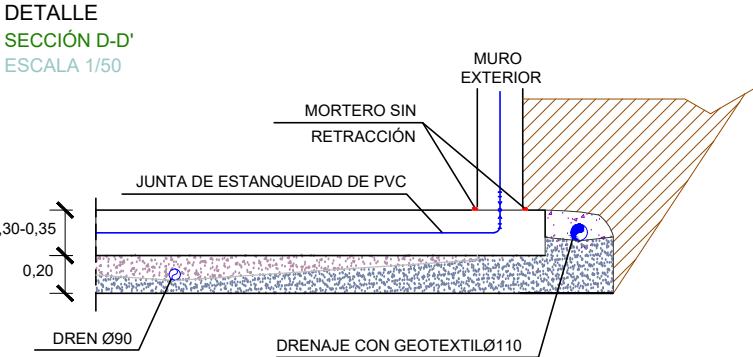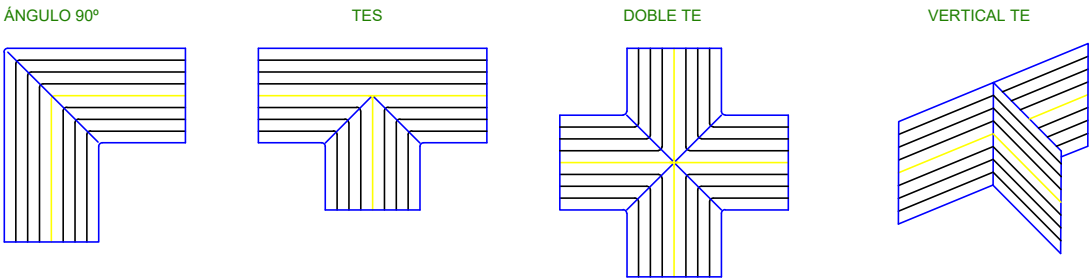


DETALLE DE PASAMUROS
ESCALA 1:20

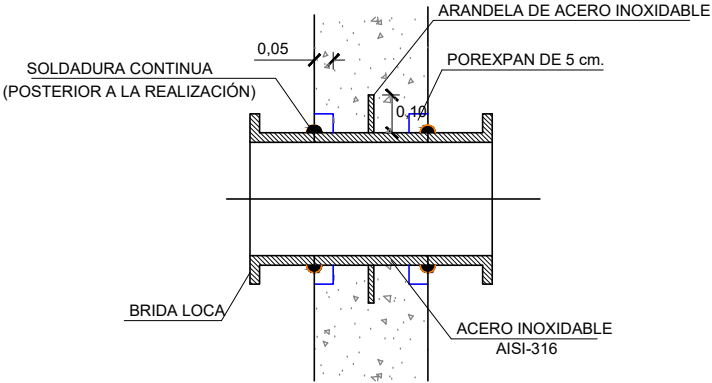


JUNTA CONSTRUCCIÓN
EN ALZADO MURO
ESCALA 1/20

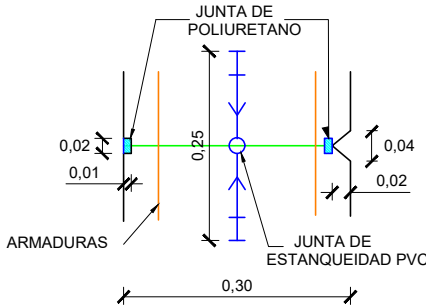



JUNTA DILATACIÓN
EN ALZADO MURO
ESCALA 1/20

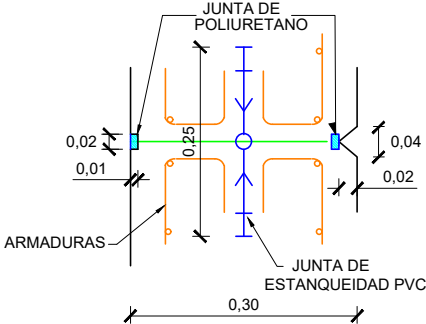


CUADRO DE CONTROLES MÍNIMOS DEL HORMIGÓN							
ELEMENTO	MATERIALES						EJECUCIÓN
	HORMIGÓN			ACERO			
	TIPO	CONTROL	Y	TIPO	CONTROL	Y	
HORMIGÓN DE REGULARIZACIÓN	HM-15 SR	NORMAL	1.50	-	-	-	NORMAL
HORMIGÓN DE ELEMENTOS	HM-20 SR	NORMAL	1.50	-	-	-	NORMAL
	HA-25 SR	NORMAL	1.50	B500S	NORMAL	1.15	NORMAL
LOSAS	HA-25 SR	NORMAL	1.50	B500S	NORMAL	1.15	NORMAL

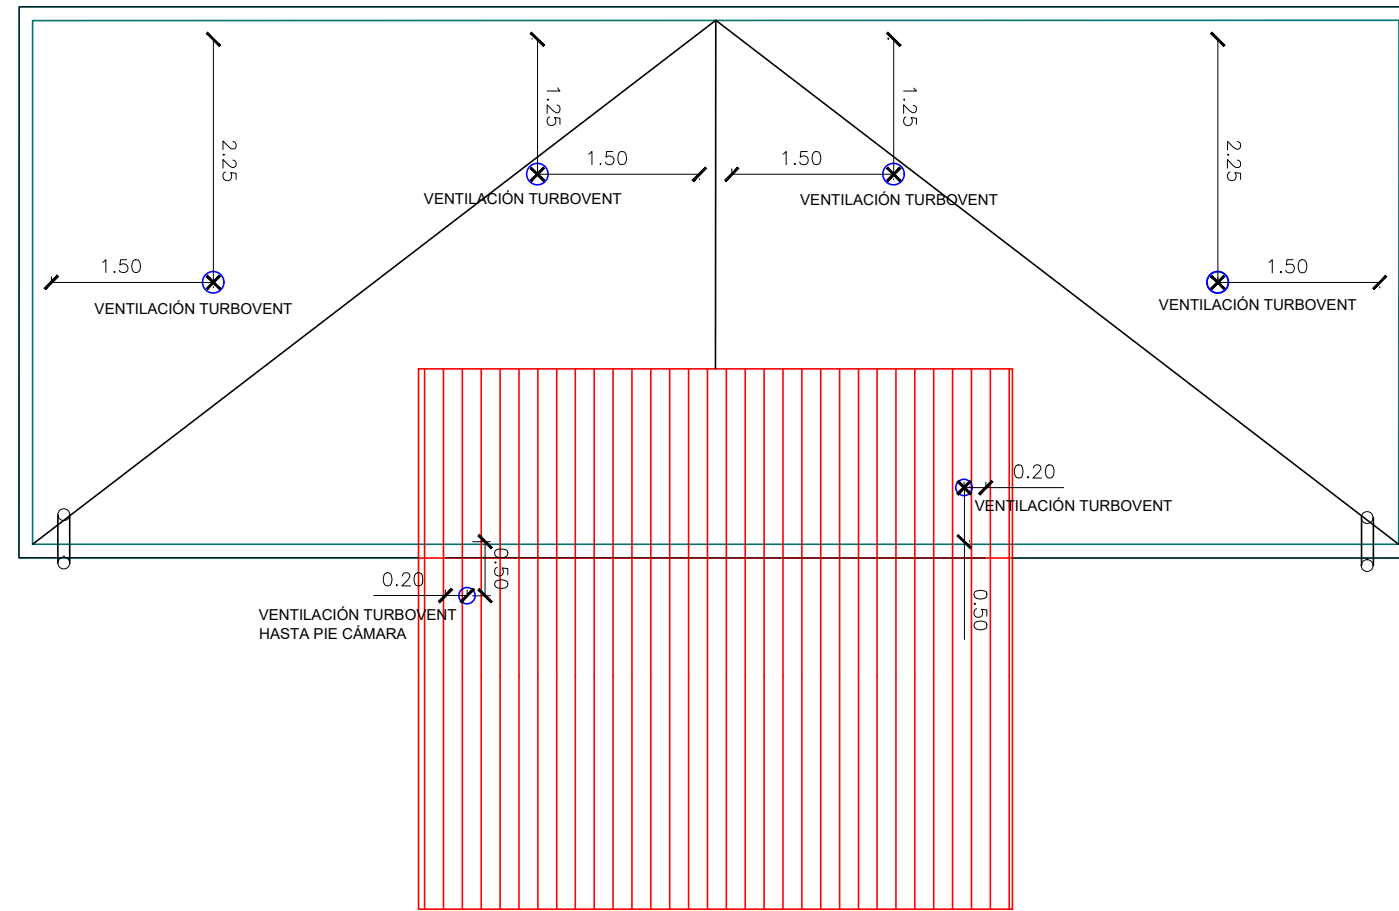



SECCIÓN A-A'
ESCALA 1/20

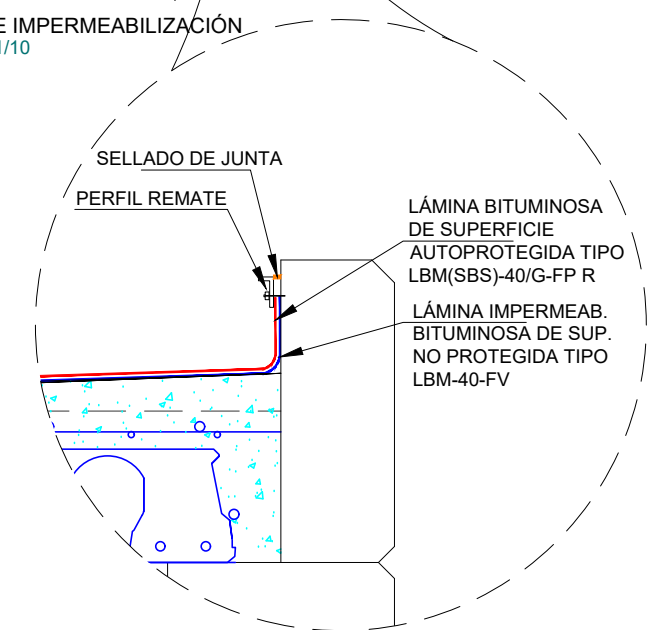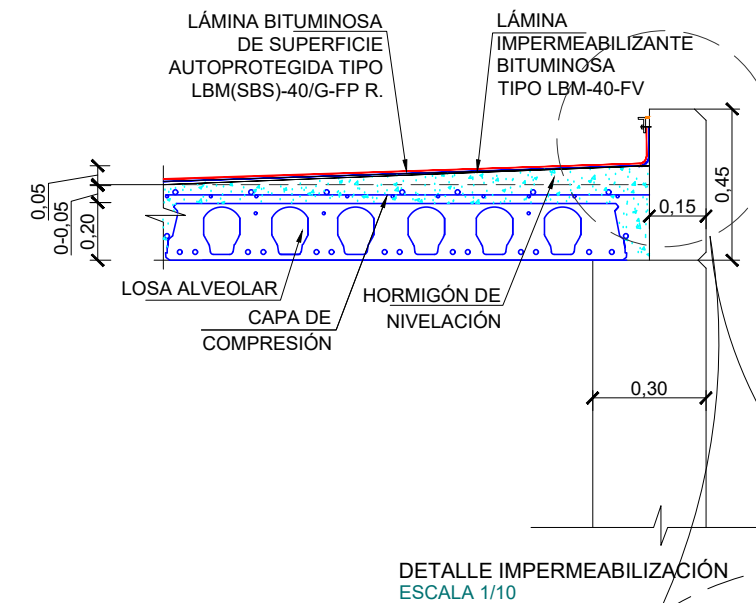


DETALLE PROTECCIÓN
ESCALA 1/10

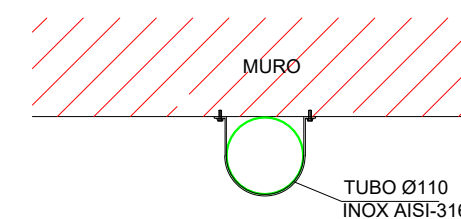

DETALLE BAJANTE
ESCALA 1/10

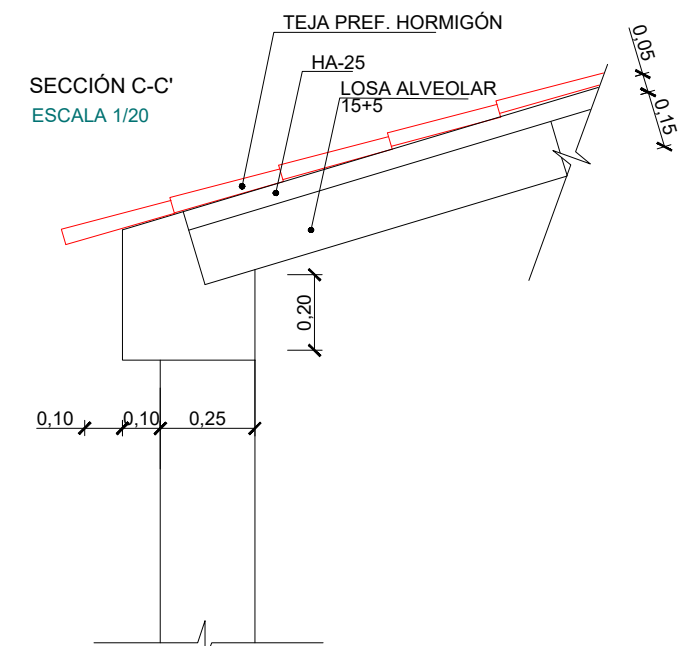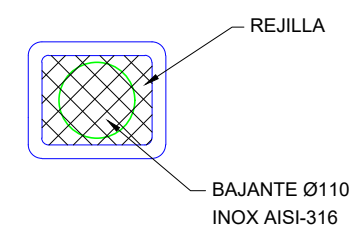


SECCIÓN B-B'
ESCALA 1/20

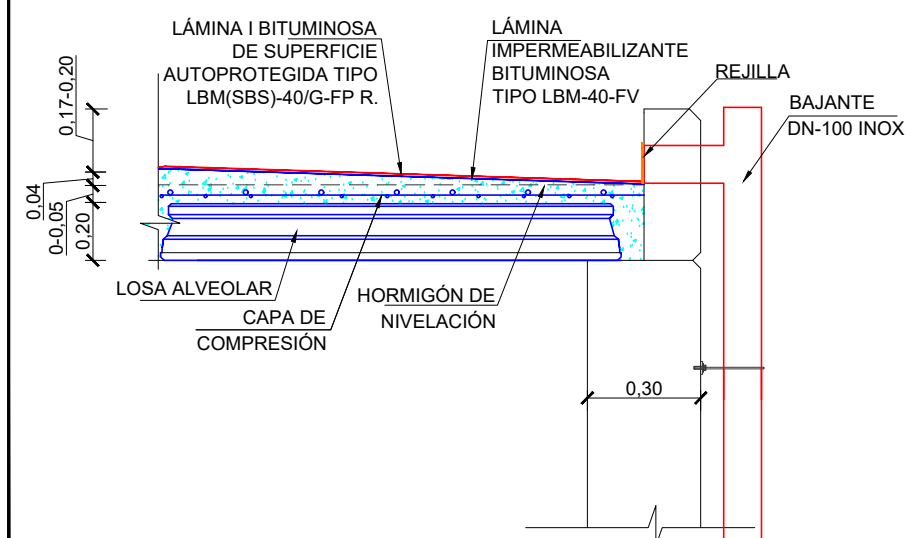


DETALLE IMPOSTA
ESCALA 1/20

ESQUINAS ACHAFLANADAS

DEPÓSITO	
A	0,15 m
B	0,30 m

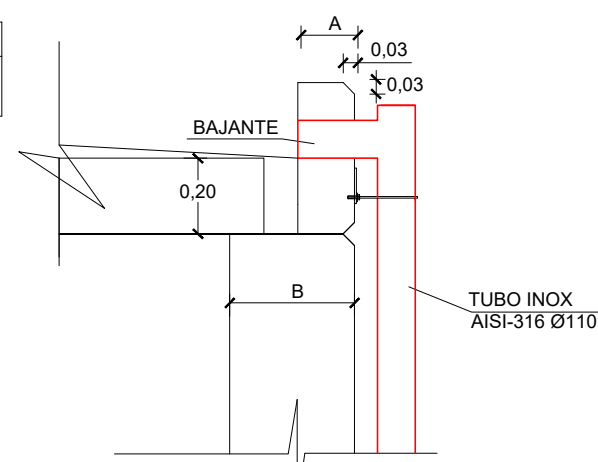

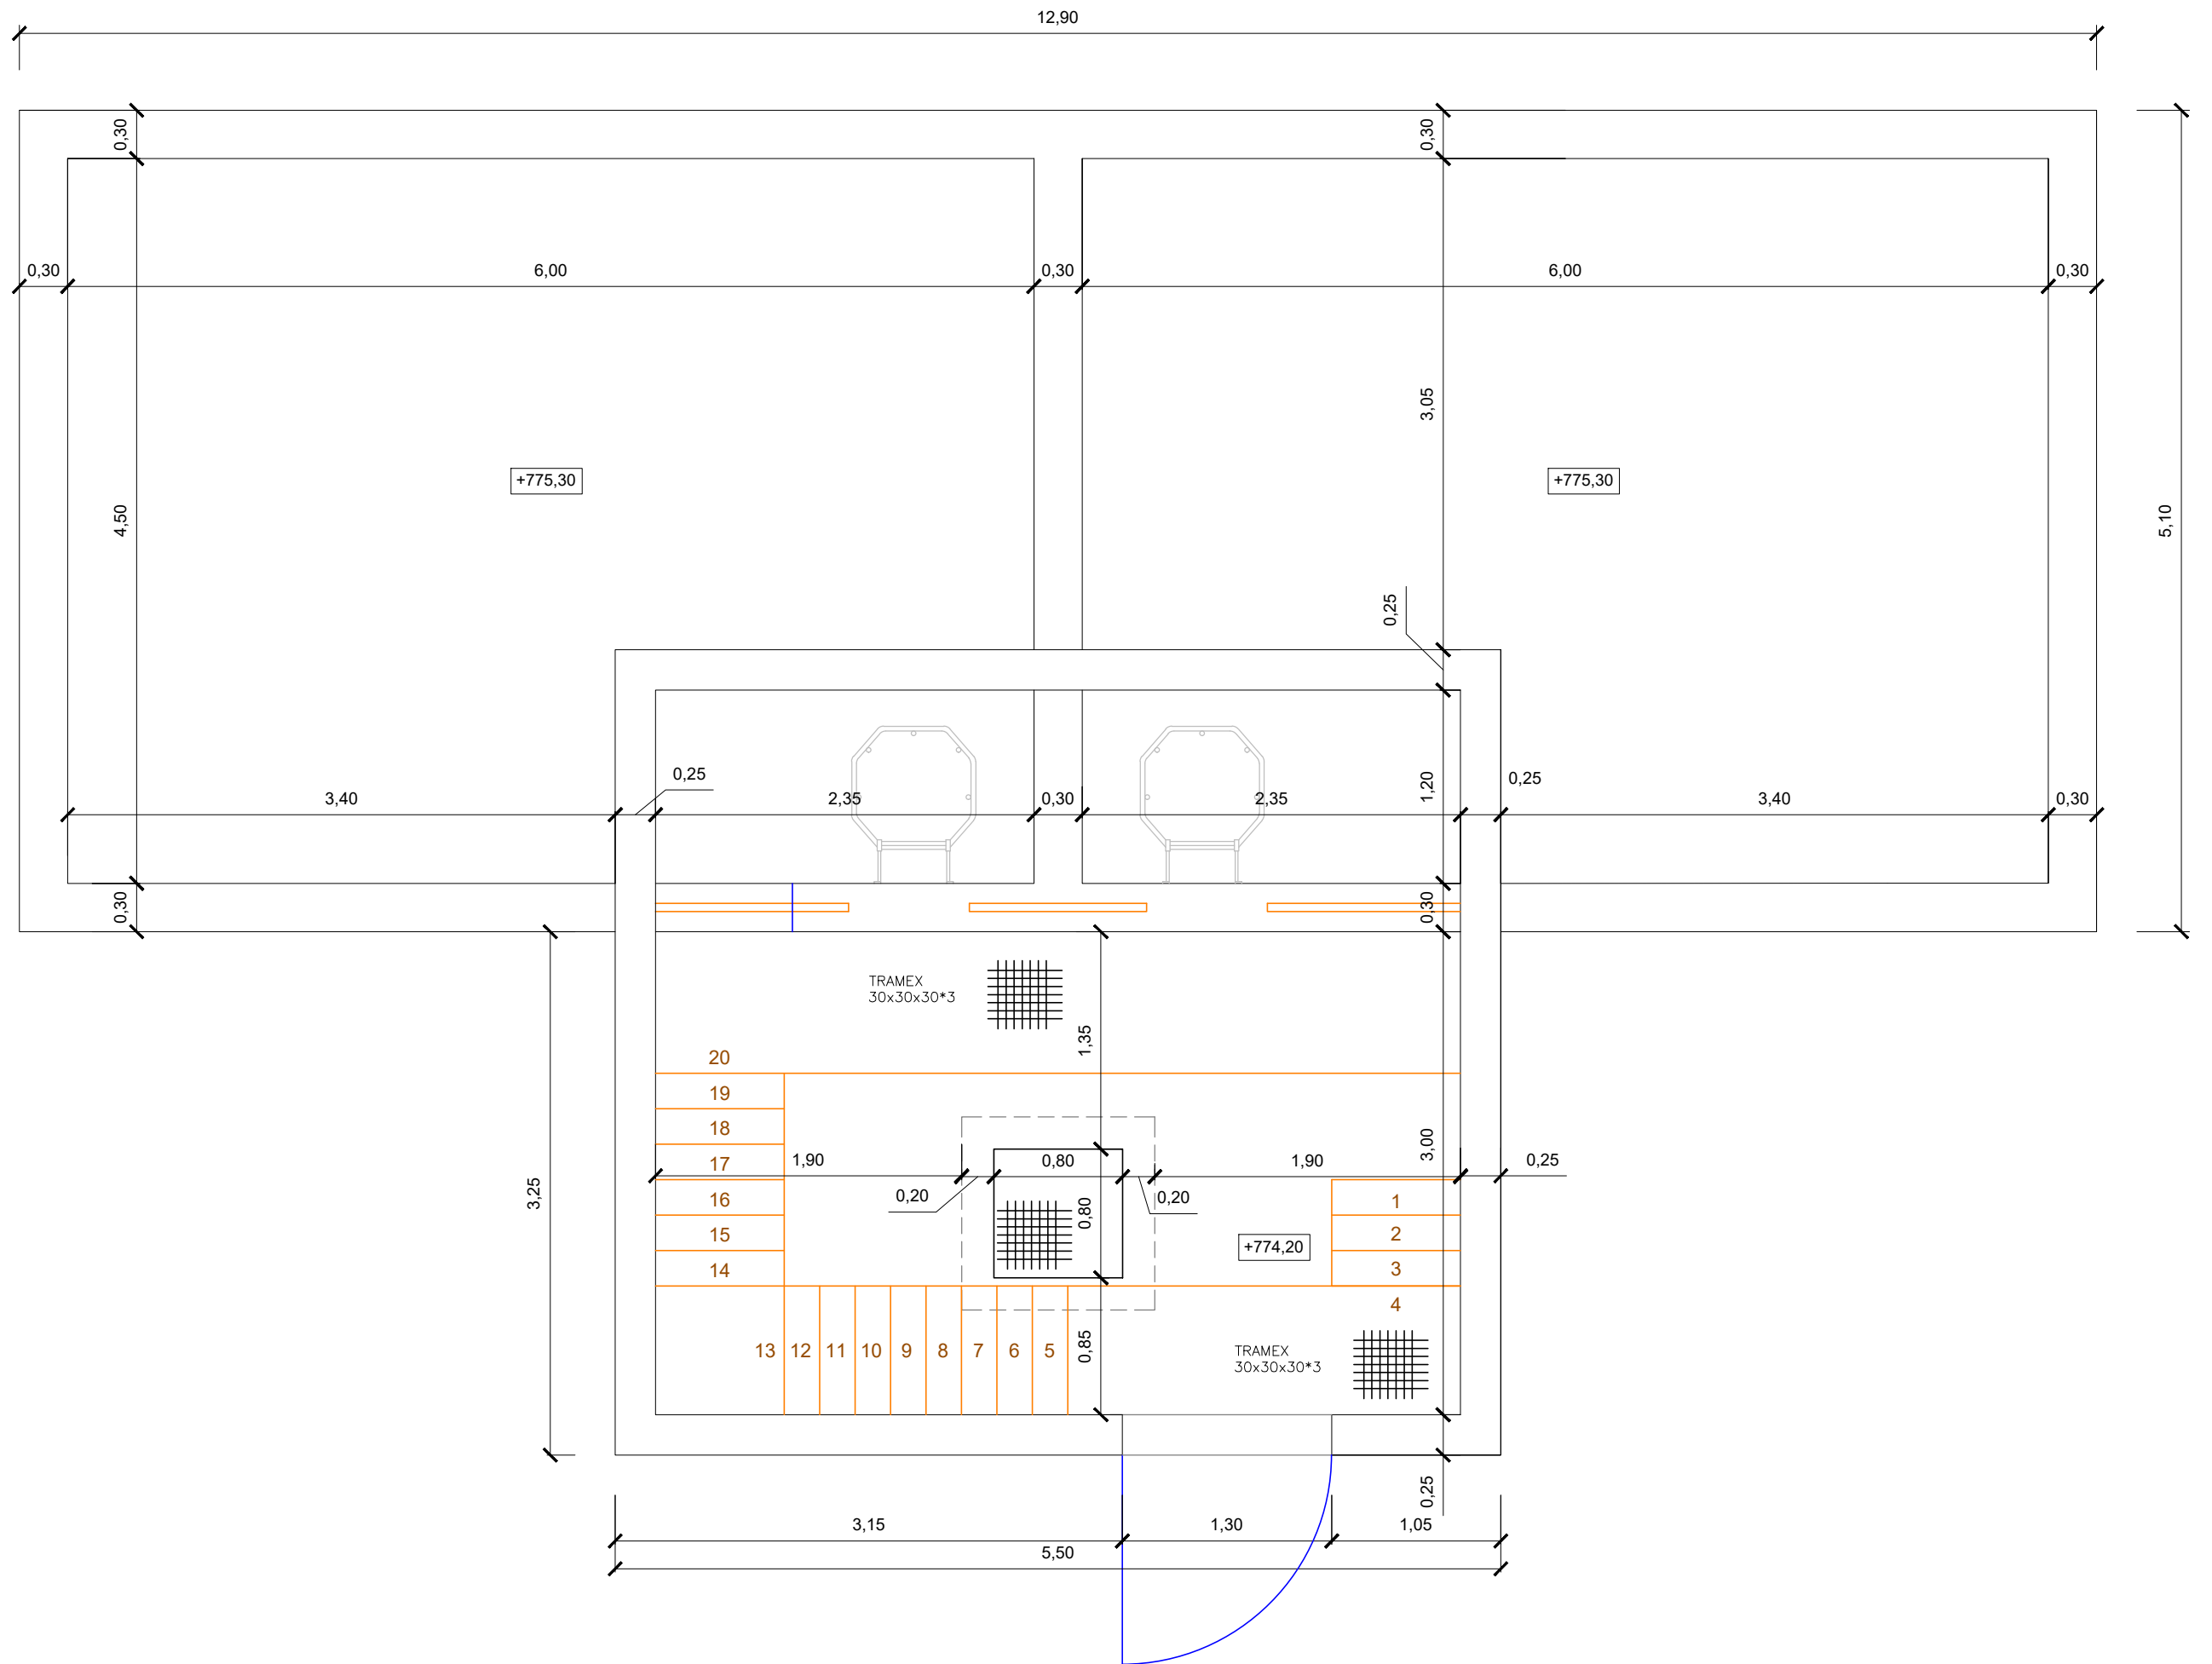

AYUNTAMIENTO URZAINKI

El Ingeniero de Caminos, Canales y Puertos
Autor del proyecto:
Iñigo Encinas Guaza
Colegiado N° 19.233



ESCALAS:
1:40

PROYECTO: URZAINKI(19P25)0



NUEVO DEPOSITO REGULADOR EN URZAINKI

DESIGNACION DEL PLANO:

CAMARA DE LLAVES
PLANTA Y ACCESOS

REV 01/02/2026
FECHA ENERO 2026
DOCUMENTO DWG
7.8.12. DEPOSITO

PLANO N° 12.1
HOJA 1 DE 2

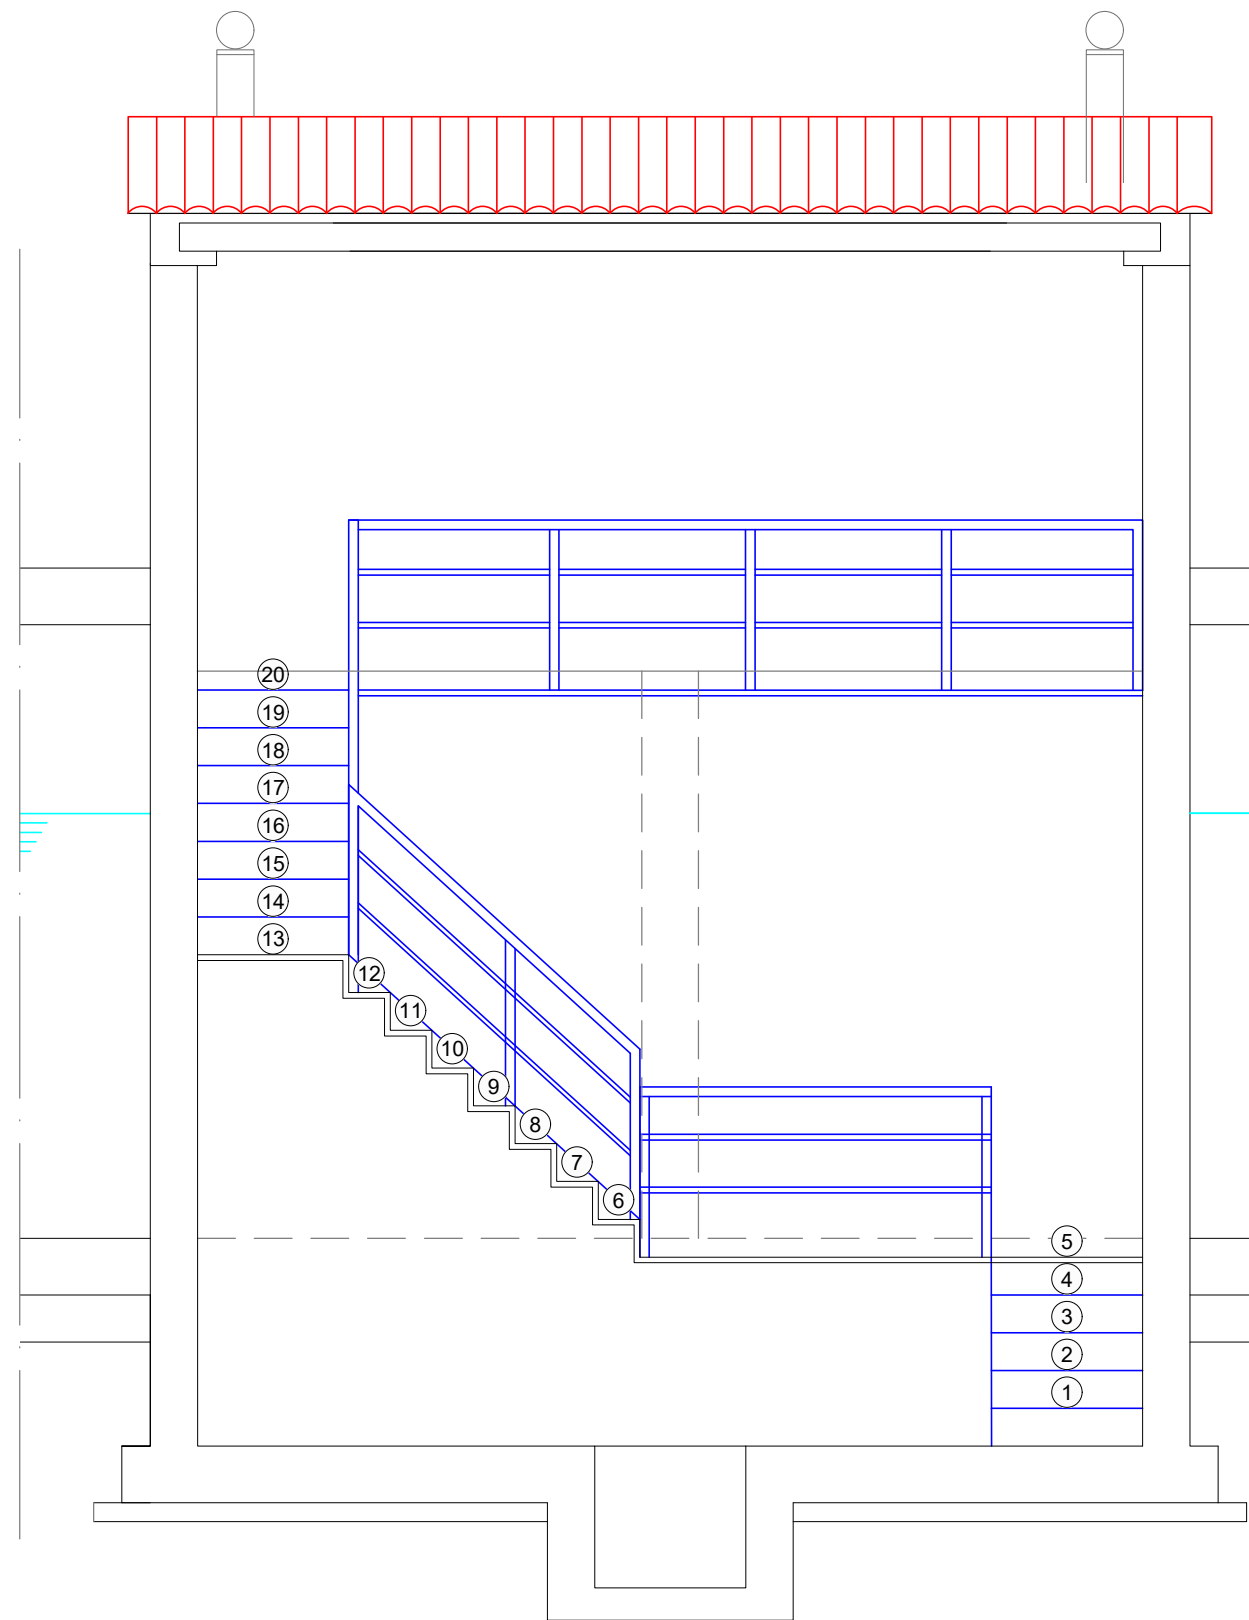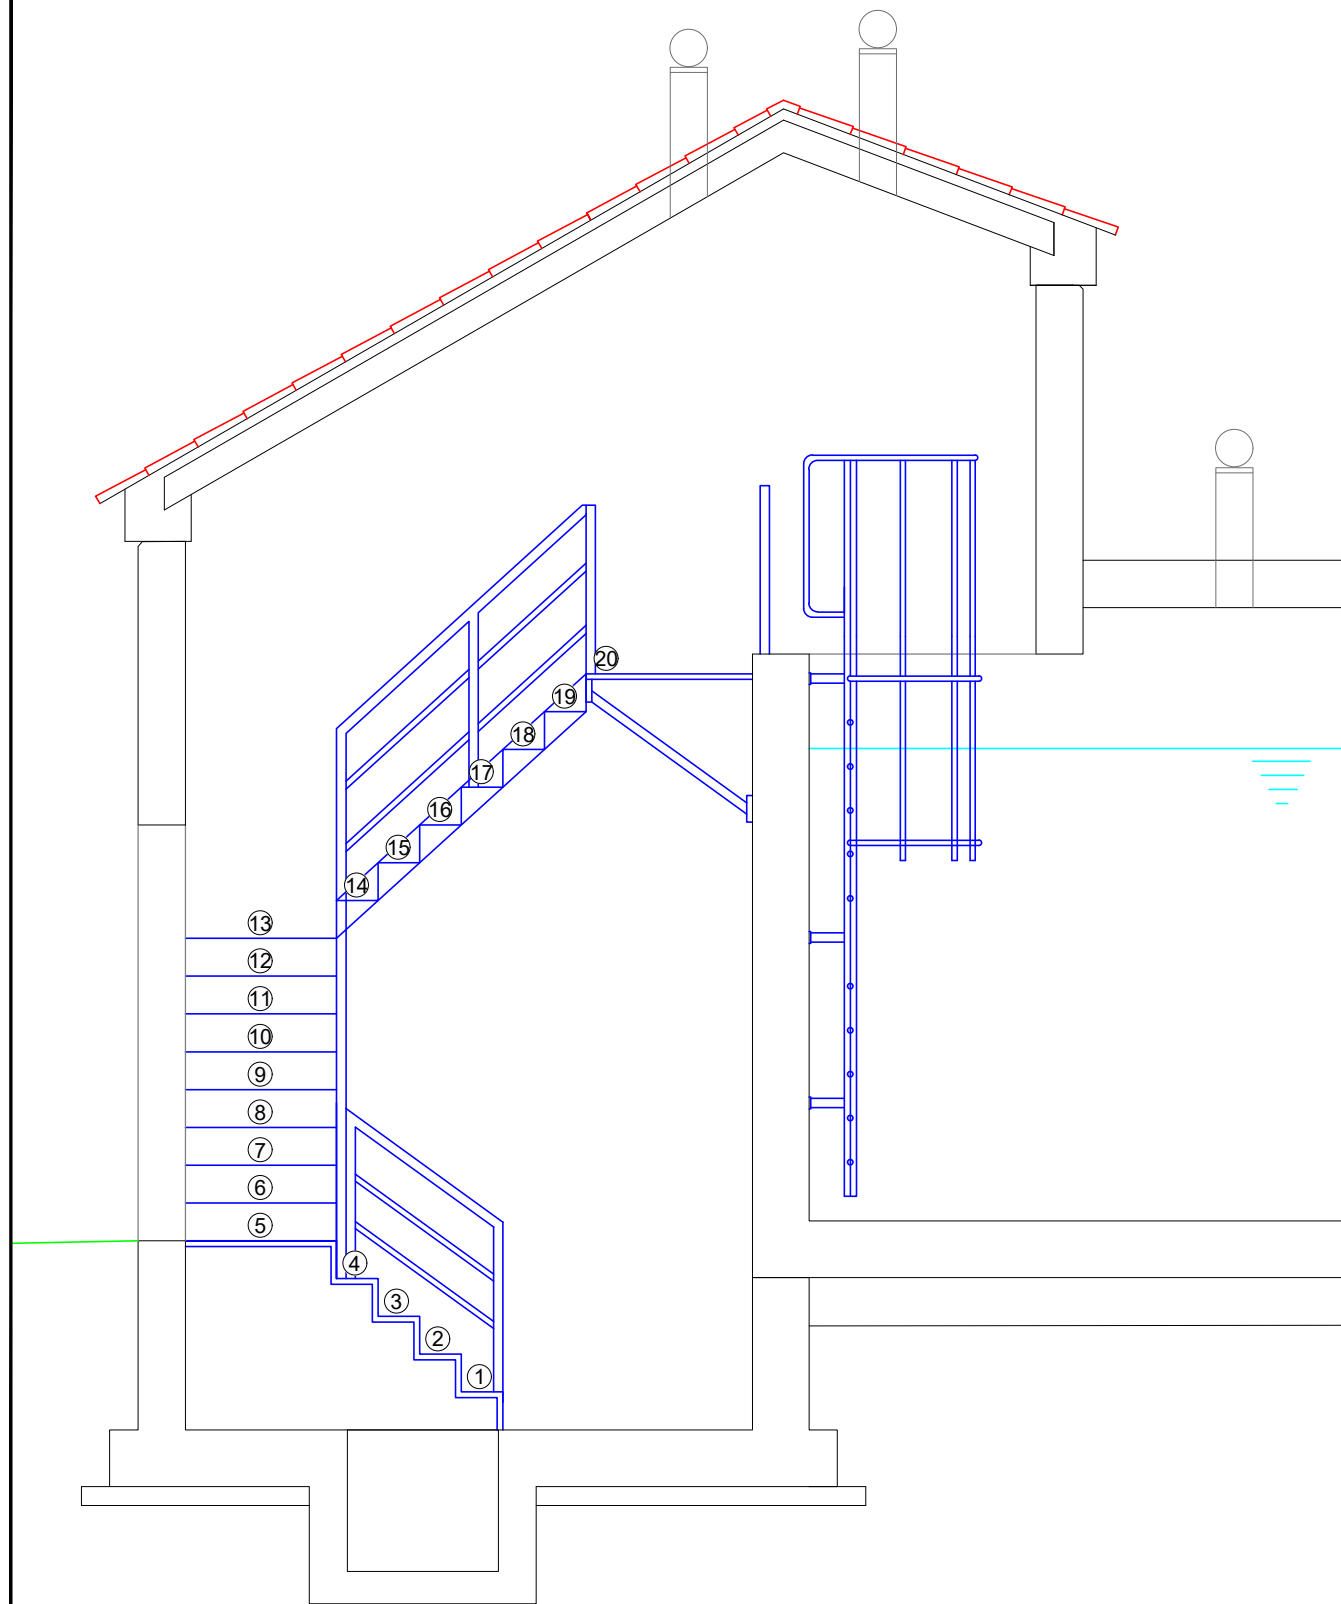

AYUNTAMIENTO URZAINKI

El Ingeniero de Caminos, Canales y Puertos
Autor del proyecto:
Iñigo Encinas Guaza
Colegiado N° 19.233



ESCALAS:
1:40

PROYECTO: URZAINKI(19P25)0

NUEVO DEPOSITO REGULADOR EN URZAINKI


DESIGNACION DEL PLANO:

CAMARA DE LLAVES
PLANTA Y ACCESOS

REV 01/02/2026
FECHA ENERO 2026
DOCUMENTO DWG
7.8.12. DEPOSITO

PLANO N° 12.1

HOJA 2 DE 2

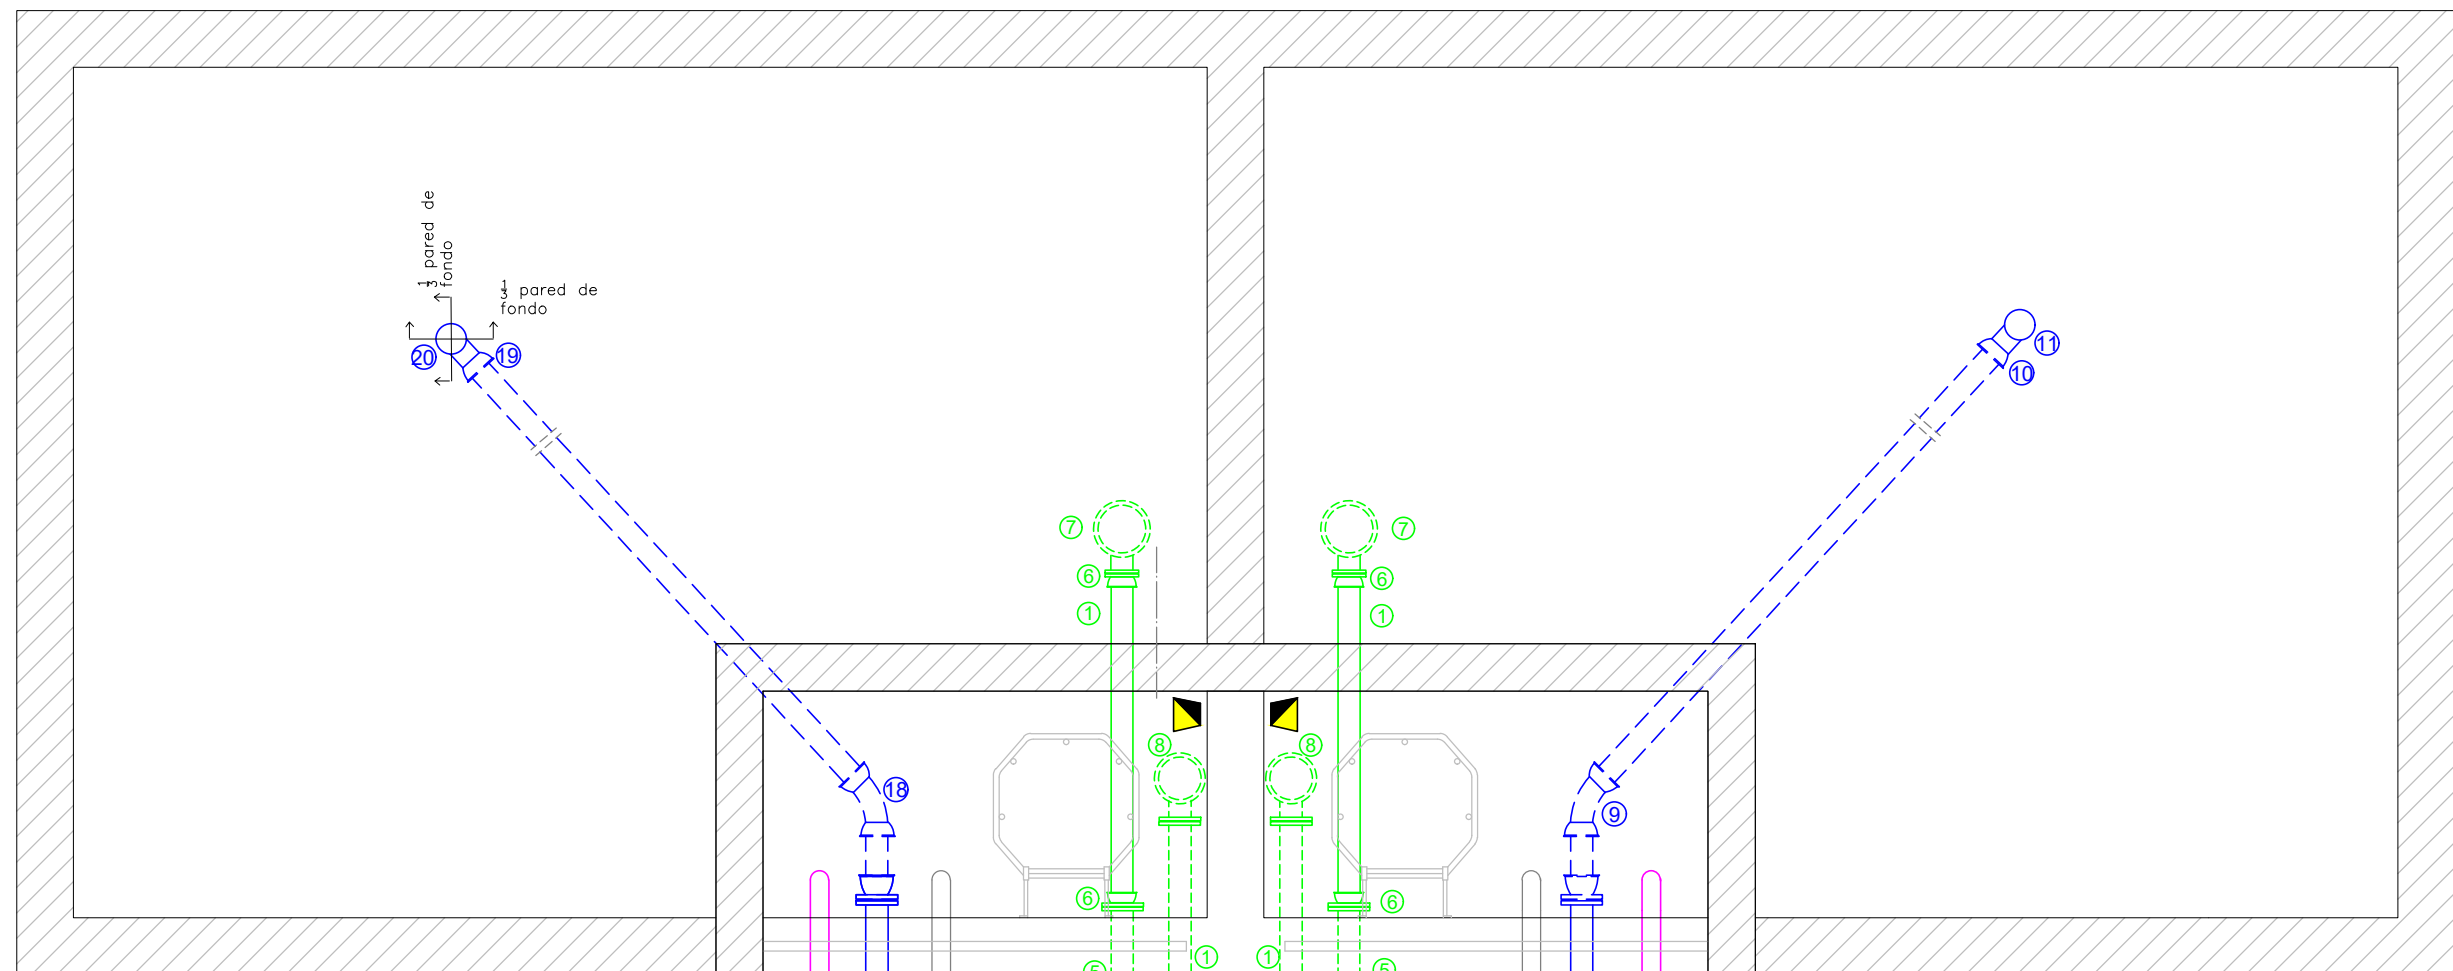

PIECERIO DE ENTRADA

- 1 VÁLVULA COMPUERTA CORTA DN80
- 2 FILTRO TAPA SUPERIOR DN80
- 3 REDUCCIÓN INOX Ø65-Ø80
- 4 CARRETE DESMONTAJE Ø65
- 5 CONTADOR DN65
- 6 TE 80/80/80
- 7 LLAVE GRISWORD DN80

PREVISION A FUTURO

- 1 VÁLVULA COMPUERTA CORTA DN80
- 2 FILTRO TAPA SUPERIOR DN80
- 3 REDUCCIÓN INOX Ø65-Ø80
- 4 CARRETE DESMONTAJE Ø65
- 5 CONTADOR DN65
- 6 LLAVE GRISWORD DN80
- 7 REGULADORA PRESIÓN
- 8 CARRETE L 250
- 9 CARRETE L 500
- 10 CARRETE L 500 - PROYECTADO

PIECERIO DE SALIDA

- 1 REDUCCIÓN INOX Ø80-Ø100
- 2 VÁLVULA COMPUERTA LARGA DN100
- 3 TE 100/100/100
- 4 VÁLVULA COMPUERTA CORTA DN100
- 5 REDUCCIÓN INOX Ø100-Ø65
- 6 CARRETE DESMONTAJE Ø65
- 7 CONTADOR DN65
- 8 VENTOSA DN100
- 9 CODO 45° E-E DN100
- 10 ENLACE B-E FN100
- 11 FILTRO COLADOR

ALUMBRADO Y CLORACIÓN:

- LUMINARIA FLUORESCENTE ESTANCA
- PROYECTOR HALÓGENO ESTANCO
- INTERRUPTOR ESTANCO
- TOMA DE CORRIENTE II+T 10/16A ESTANCA
- APARATO AUTÓNOMO DE EMERGENCIA Y SEÑAL DE "SALIDA"
- CUADRO DE MANDO
- SISTEMA DE CLORACIÓN
- DEPÓSITO DE CLORACIÓN



AYUNTAMIENTO URZAINKI

El Ingeniero de Caminos, Canales y Puertos
Autor del proyecto:
Iñigo Encinas Guaza
Colegiado Nº 19.233



ESCALAS:
1:40

PROYECTO: URZAINKI(19P25)0

NUEVO DEPOSITO REGULADOR EN URZAINKI

DESIGNACION DEL PLANO:

CAMARA DE LLAVES
CONDUCCIÓN, ALUMBRADO Y CLORACIÓN

REV 01/02/2024
FECHA ENERO 2026
DOCUMENTO DWG
7.8.12. DEPOSITO

PLANO Nº 12.2
HOJA 1 DE 2

PIECERIO DE SALIDA

- 1 REDUCCIÓN INOX Ø80-Ø100
- 2 VÁLVULA COMPUERTA LARGA DN100
- 3 TE 100/100/100
- 4 VÁLVULA COMPUERTA CORTA DN100
- 5 REDUCCIÓN INOX Ø100-Ø65
- 6 CARRETE DESMONTAJE Ø65
- 7 CONTADOR DN65
- 8 VENTOSA DN100
- 9 CODO 45° E-E DN100
- 10 ENLACE B-E FN100
- 11 FILTRO COLADOR

PIECERIO DE ENTRADA


- 1 VÁLVULA COMPUERTA CORTA DN80
- 2 FILTRO TAPA SUPERIOR DN80
- 3 REDUCCIÓN INOX Ø65-Ø80
- 4 CARRETE DESMONTAJE Ø65
- 5 CONTADOR DN65
- 6 TE 80/80/80
- 7 LLAVE GRISWORD DN80

PREVISIÓN A FUTURO

- 1 VÁLVULA COMPUERTA CORTA DN80
- 2 FILTRO TAPA SUPERIOR DN80
- 3 REDUCCIÓN INOX Ø65-Ø80
- 4 CARRETE DESMONTAJE Ø65
- 5 CONTADOR DN65
- 6 LLAVE GRISWORD DN80
- 7 REGULADORA PRESIÓN
- 8 CARRETE L 250
- 9 CARRETE L 500
- 10 CARRETE L 500 - PROYECTADO

PIECERIO DE DESAGÜE

- 1 TUBERÍA INOX AISI-316 Ø100
- 2 CODO 90° EE INOX AISI-316 Ø100
- 3 TE 100/100/100
- 4 VÁLVULA COMPUERTA Ø100
- 5 CARRETE CON BATEAGUAS INOX AISI-316 Ø100
- 6 BRIDA ENCHUFE INOX AISI-316
- 7 DESAGÜE DE FONDO DN100
- 8 ALIVIADERO INOX AISI-316

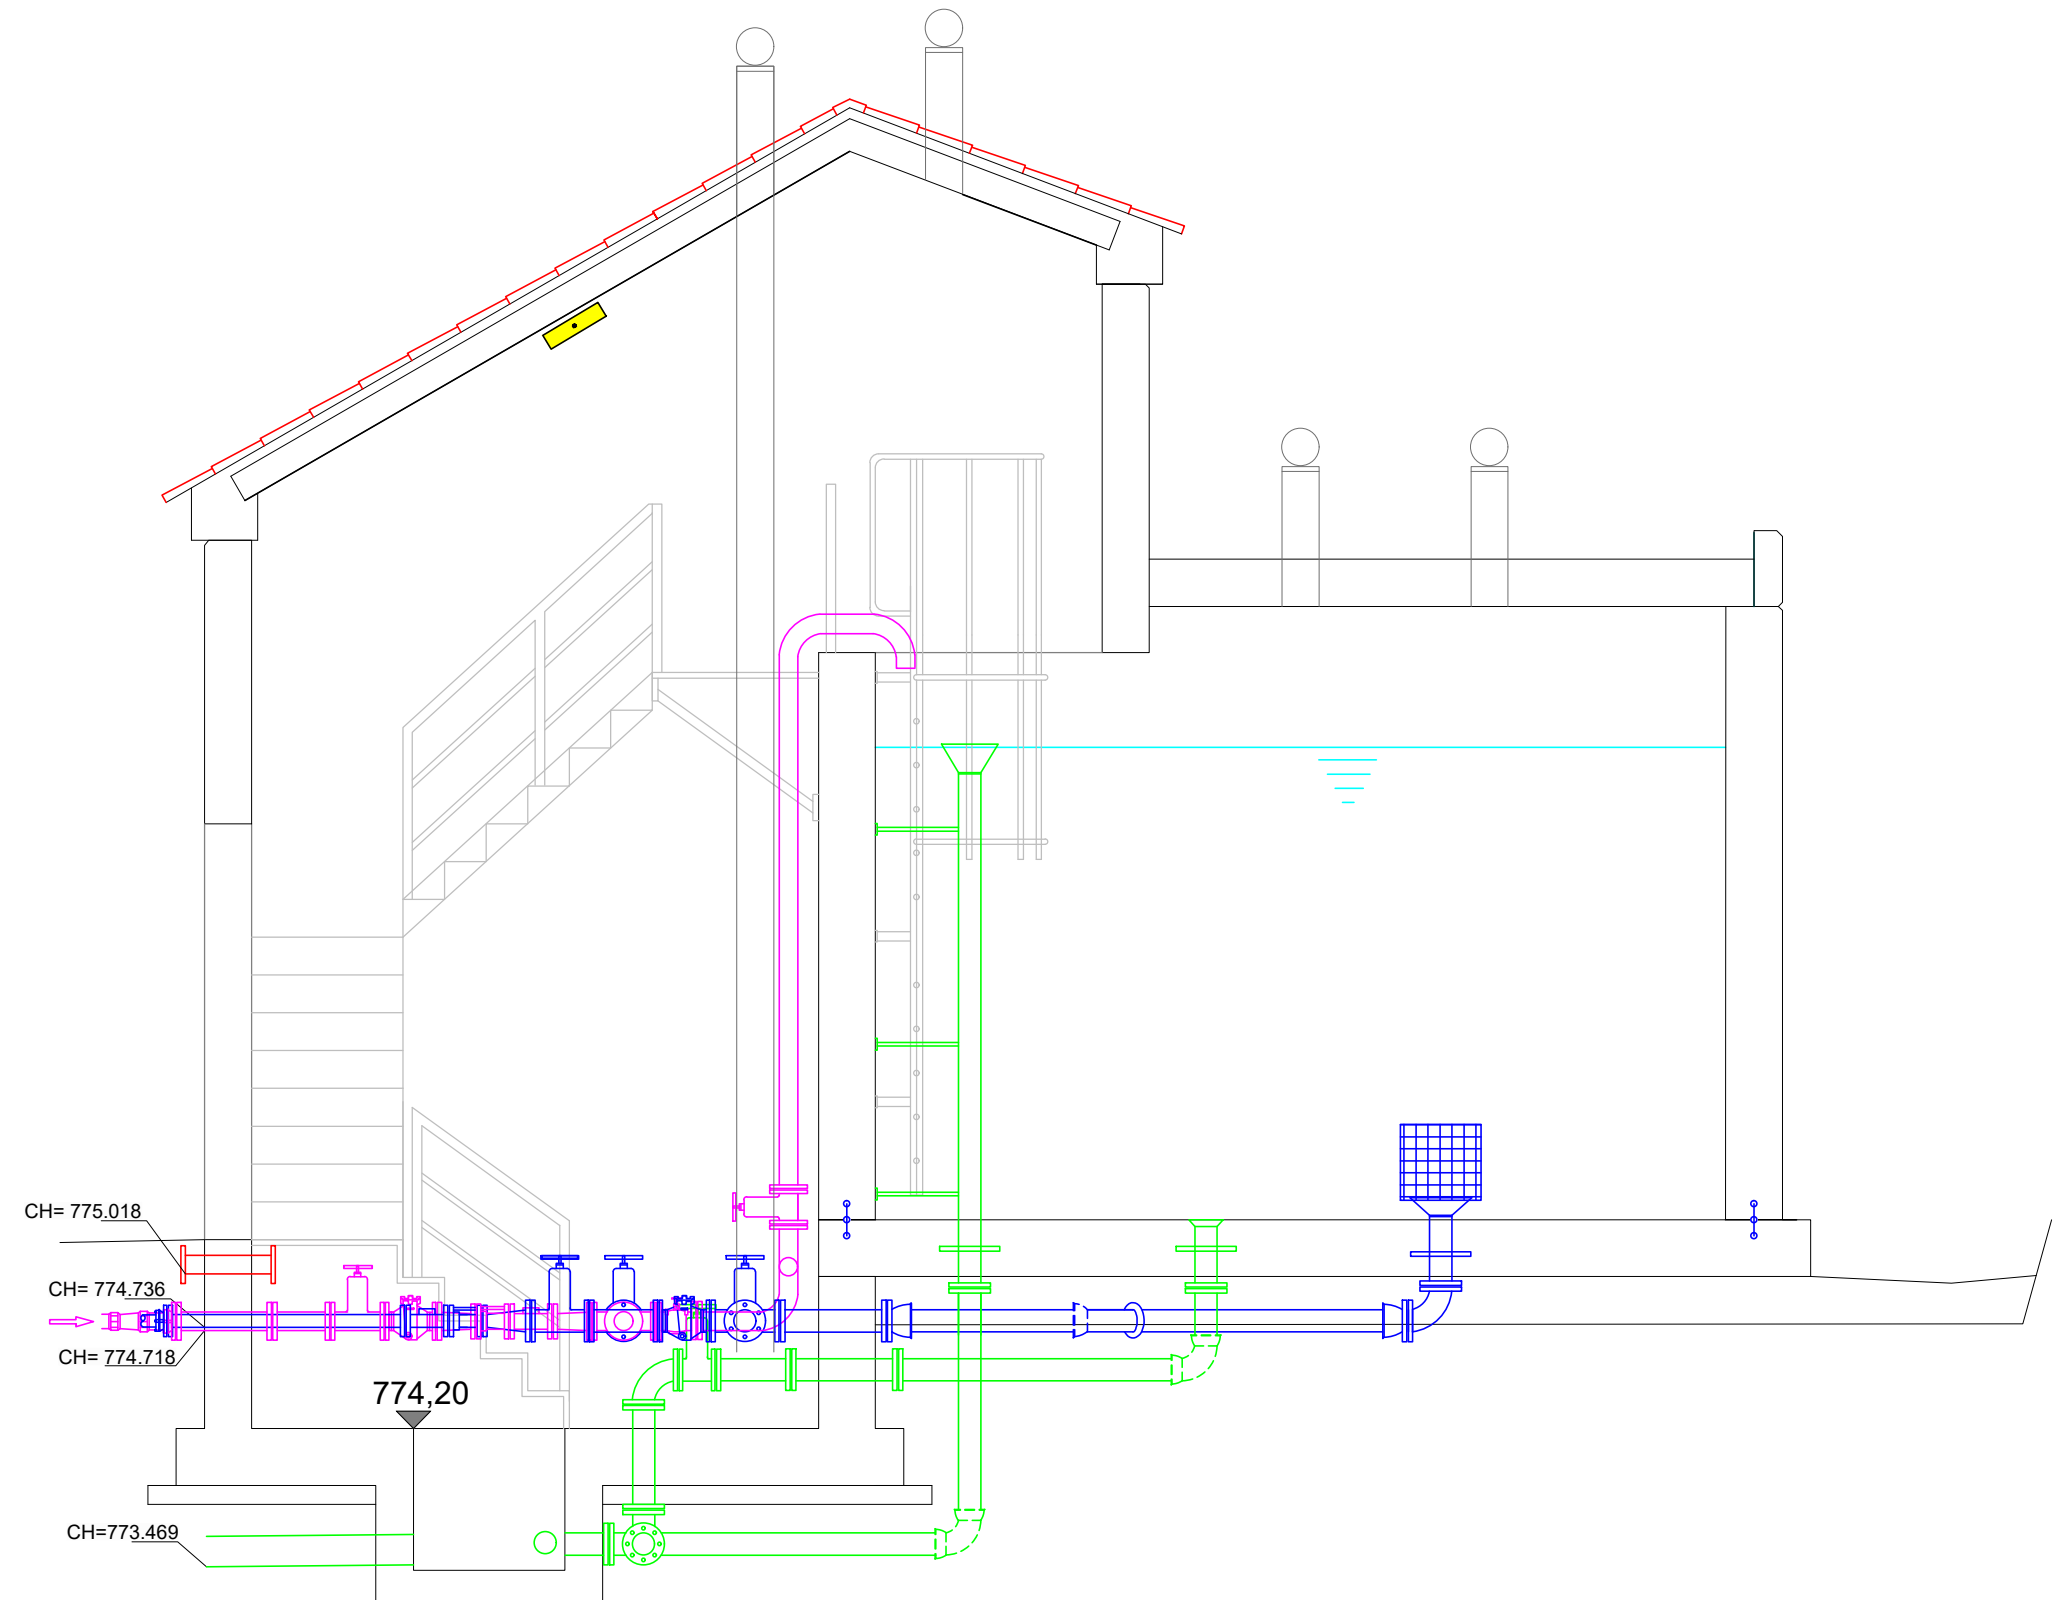

AYUNTAMIENTO URZAINKI

El Ingeniero de Caminos, Canales y Puertos
Autor del proyecto:
Iñigo Encinas Guaza
Colegiado Nº 19.233



ESCALAS:
1:40

PROYECTO: URZAINKI(19P25)0

NUEVO DEPOSITO REGULADOR EN URZAINKI

DESIGNACION DEL PLANO:

CAMARA DE LLAVES
CONDUCCIONES, ALUMBRADO Y CLORACIÓN

REV 01/02/2026
FECHA ENERO 2026
DOCUMENTO DWG
7.8.12. DEPOSITO

PLANO Nº 12.2
HOJA 2 DE 2