


a URZAINQUIURZAINKI

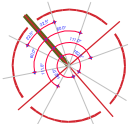

CARRETERA

A URZAINKI

RÍO ESCA

CENTRO DE DÍA RURAL

ZONA VERDE

CENTRO POLIVALENTE

FRONTÓN

JUNTA DEL VALE

AYUNTAMIENTO UDOLA

727.07

705

710

715


superficies útiles
azalera erabilgarriak

centro de día	eguneko zentrod
01. acceso principal	7'5 m²
02. aseo 1	6'0 m²
03. aseo 2	3'9 m²
04. distribuidor	5'8 m²
05. gimnasio	88'0 m²
06. despacho	16'5 m²
07. comedor	110'9 m²
08. cámara	1'4 m²
09. cámara	1'4 m²
10. acceso cocina	2'0 m²
11. cámara	2'9 m²
12. cocina	45'9 m²
total planta baja	292'2 m²


beheko solairua guztira

RÍO ESCA

JARDÍN

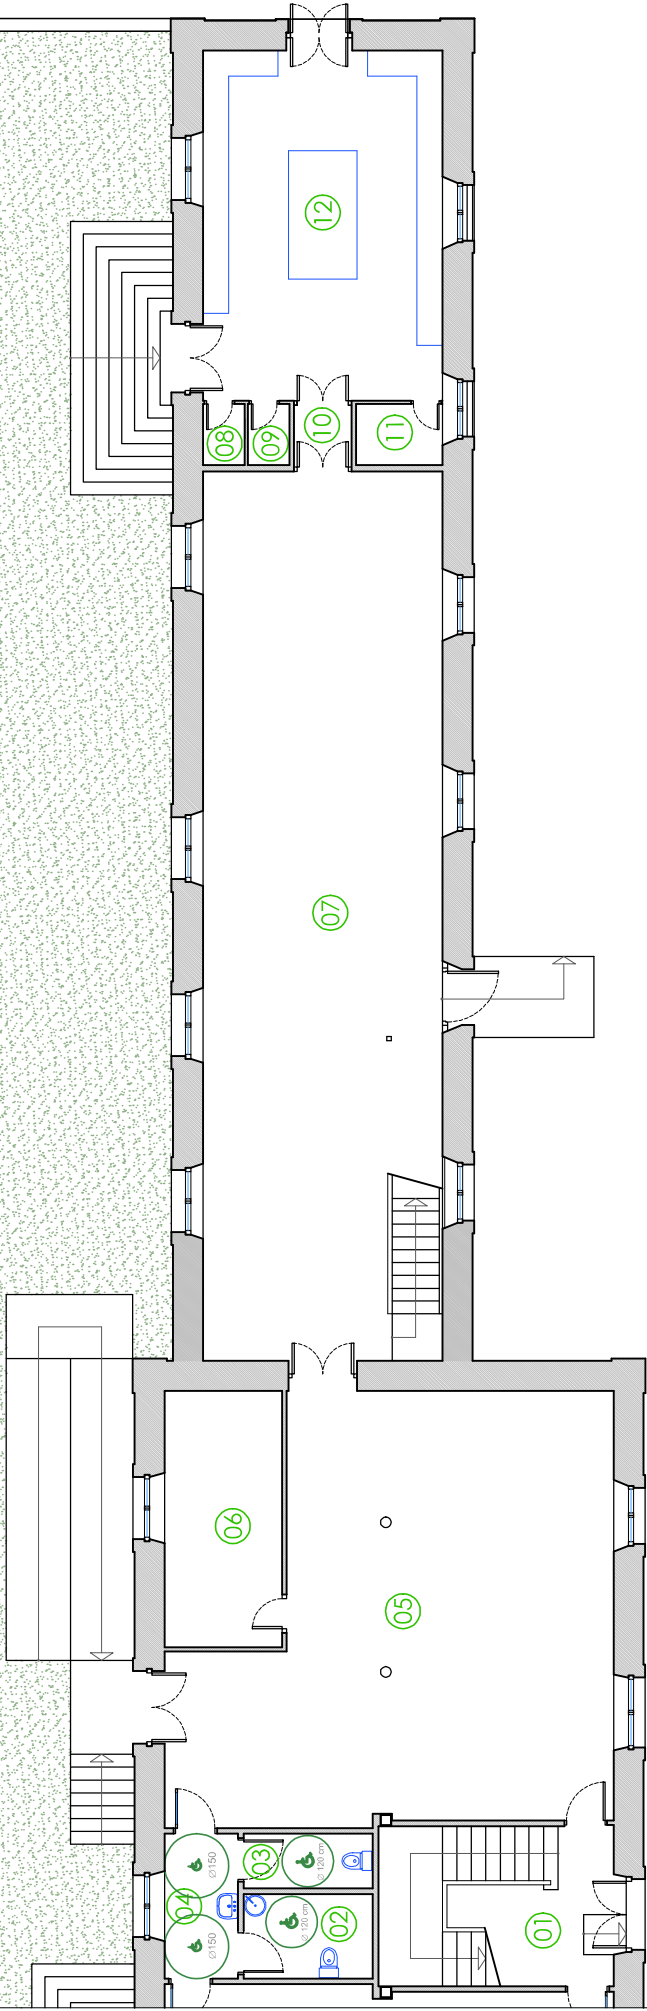

PLANTA BAJA
BEHEKO SOLAIRUA

 

PROYECTO DE HABILITACIÓN PARCIAL DE LAS ANTIGUAS ESCUELAS PARA CENTRO DE DÍA RURAL

PLANTA BAJA. ESTADO ACTUAL

Promotor: AYUNTAMIENTO DE RONCAL - ERRONKARAKO AZA BULGUA
dirección: PASEO JULIAN GAVARRÉ 9 - RONCAL-ERRONKARI (NAVARRA)

teléfonos: 948 232 284 / 686 941 300 Fax: 948 575 049

arquitecto redactor: Marina González Aguirre

e-mail: marina.gonzalezaguirre@gmail.com

febrero 2026

plano nº 02

escala 1:100

- 

helpuho tipo BASMAT
- 


pavimento C2
- 

pavimento C3

RÍO ESCA

JARDÍN

jolumpioho tercera edad

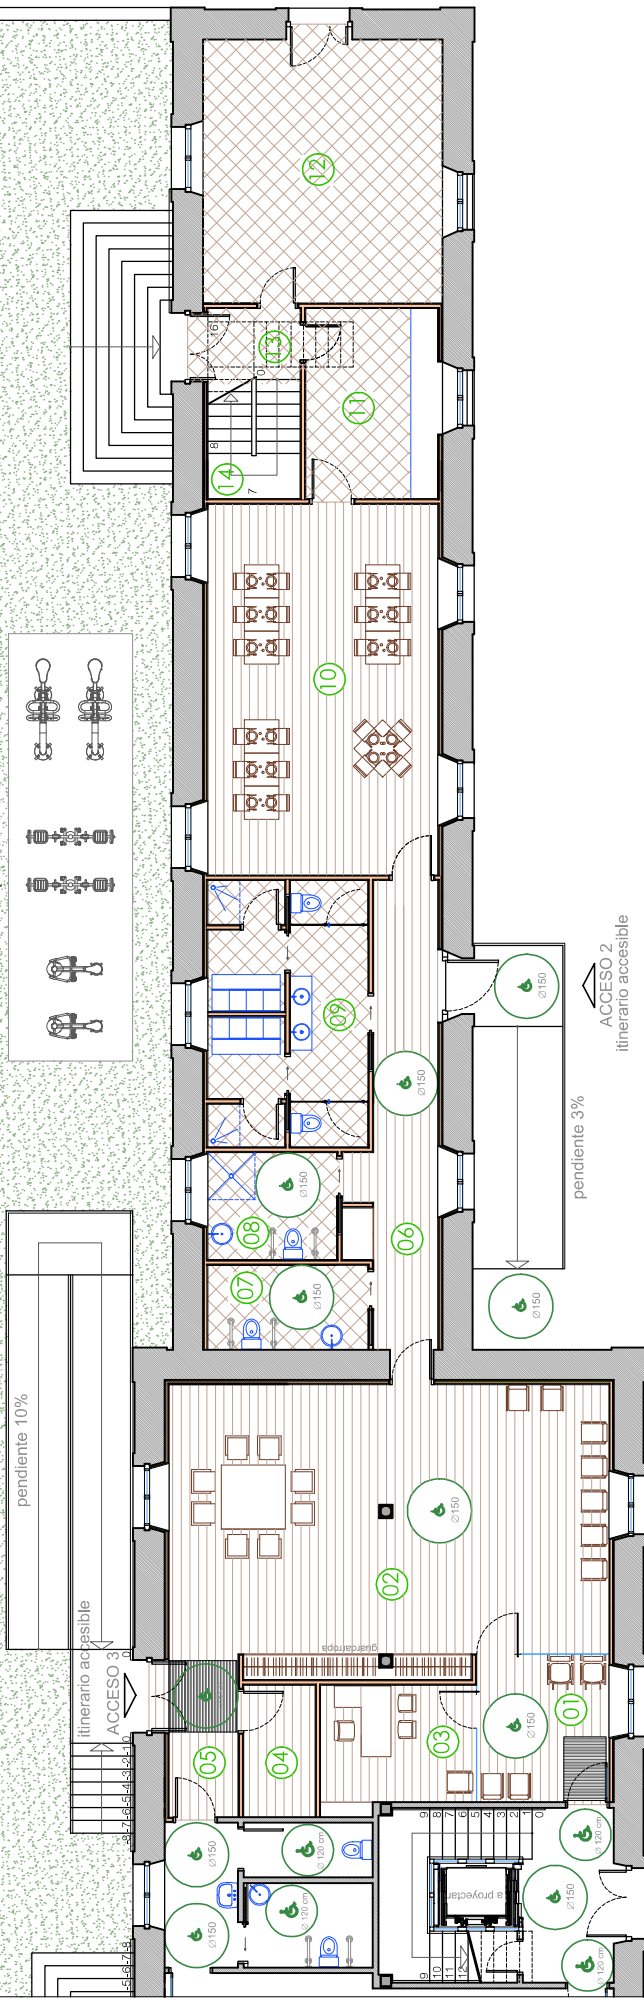

ACCESO 1

pendiente 3%

ACCESO 2
itinerario accesible



itinerario accesible
ACCESO 3

superficies útiles
azalera erabilgarriak



centro de día	eguneko zentrod
01. acceso principal	107 m²
02. aula tercera edad	680 m²
03. despacho	104 m²
04. almacén	51 m²
05. distribuidor 1	61 m²
06. distribuidor 2	182 m²
07. aseo accesible	74 m²
08. aseo accesible con ducha	76 m²
09. vestuarios	223 m²
10. comedor	466 m²
11. office centro de día	139 m²
12. obrador queso	345 m²
13. acceso desde paseo	38 m²
14. escaleras	99 m²
total planta baja	2645 m²
beheko solairua guztira	

 PLANTA BAJA
BEHEKO SOLAIRUA




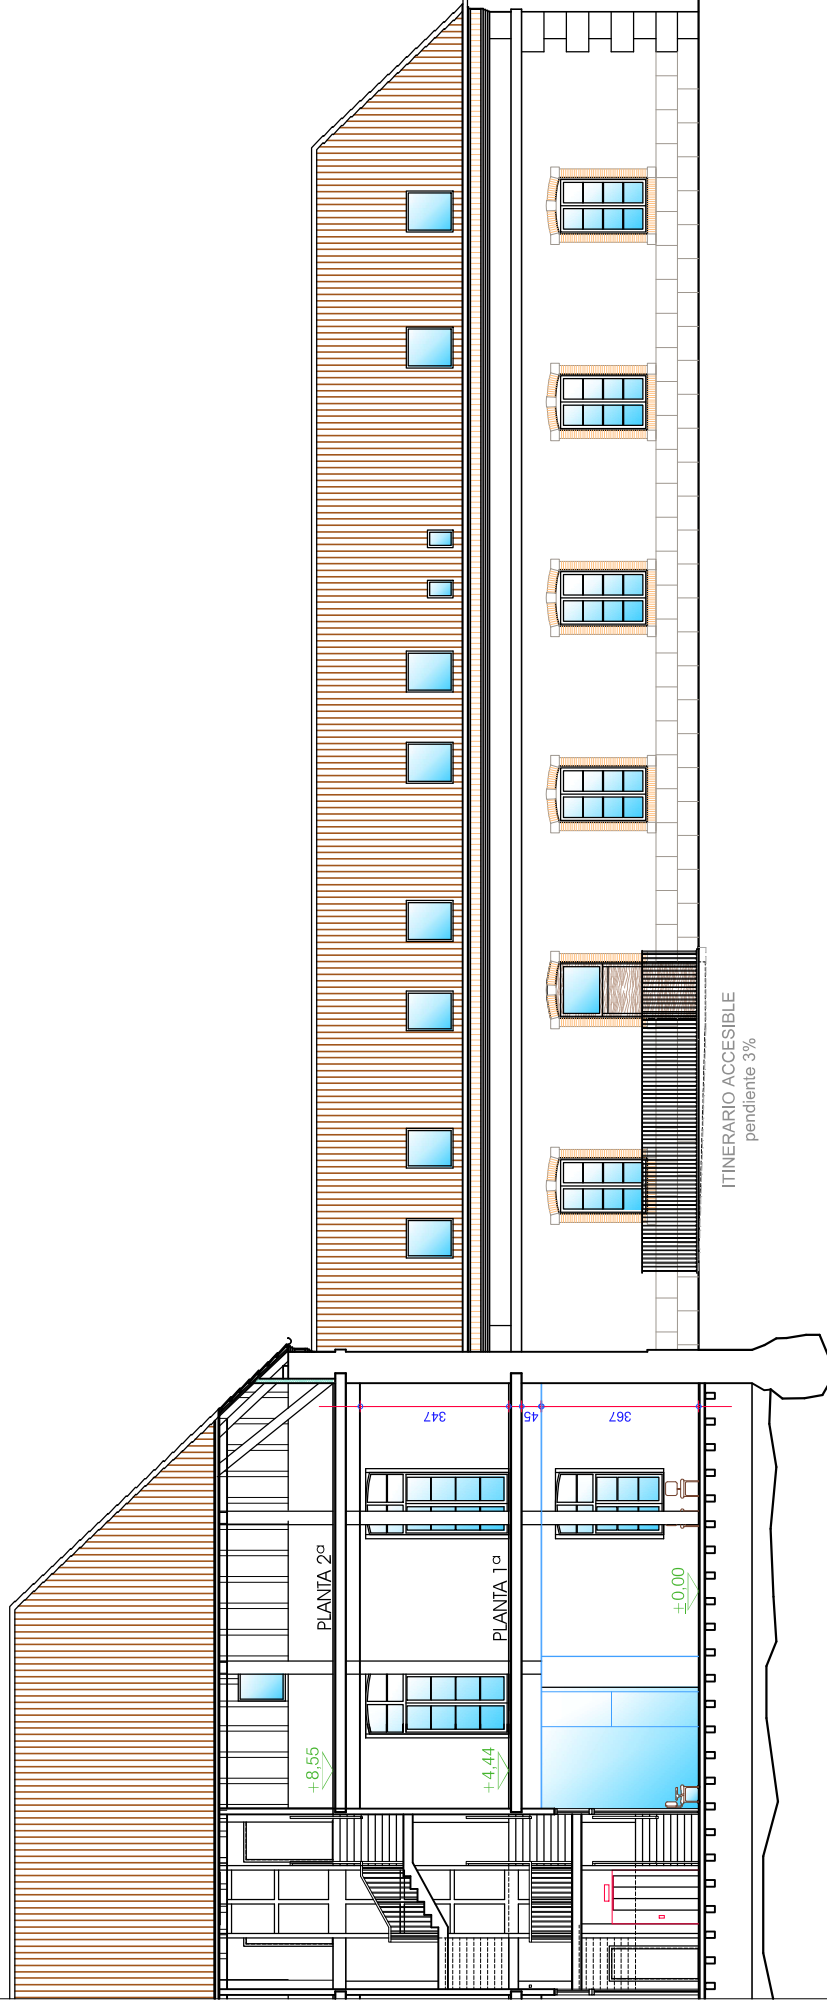

SECCIÓN LONGITUDINAL
LUZERATAKO SEKZIOA

 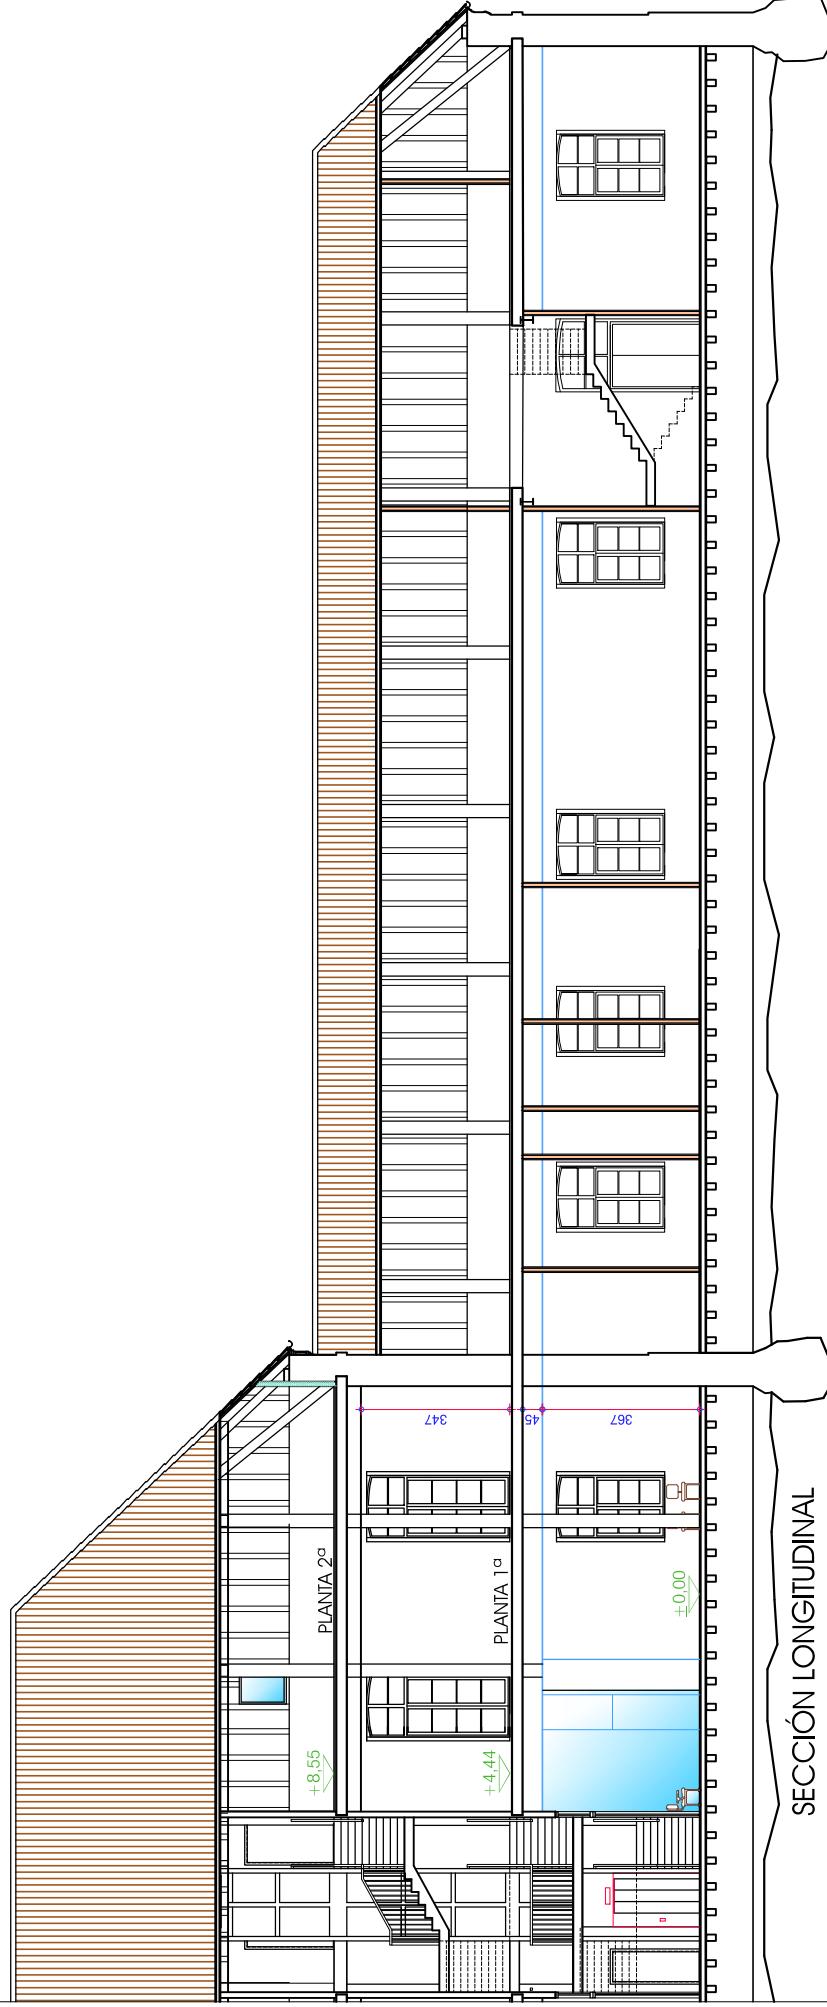

SECCIÓN LONGITUDINAL
LUZERATAKO SEKZIOA

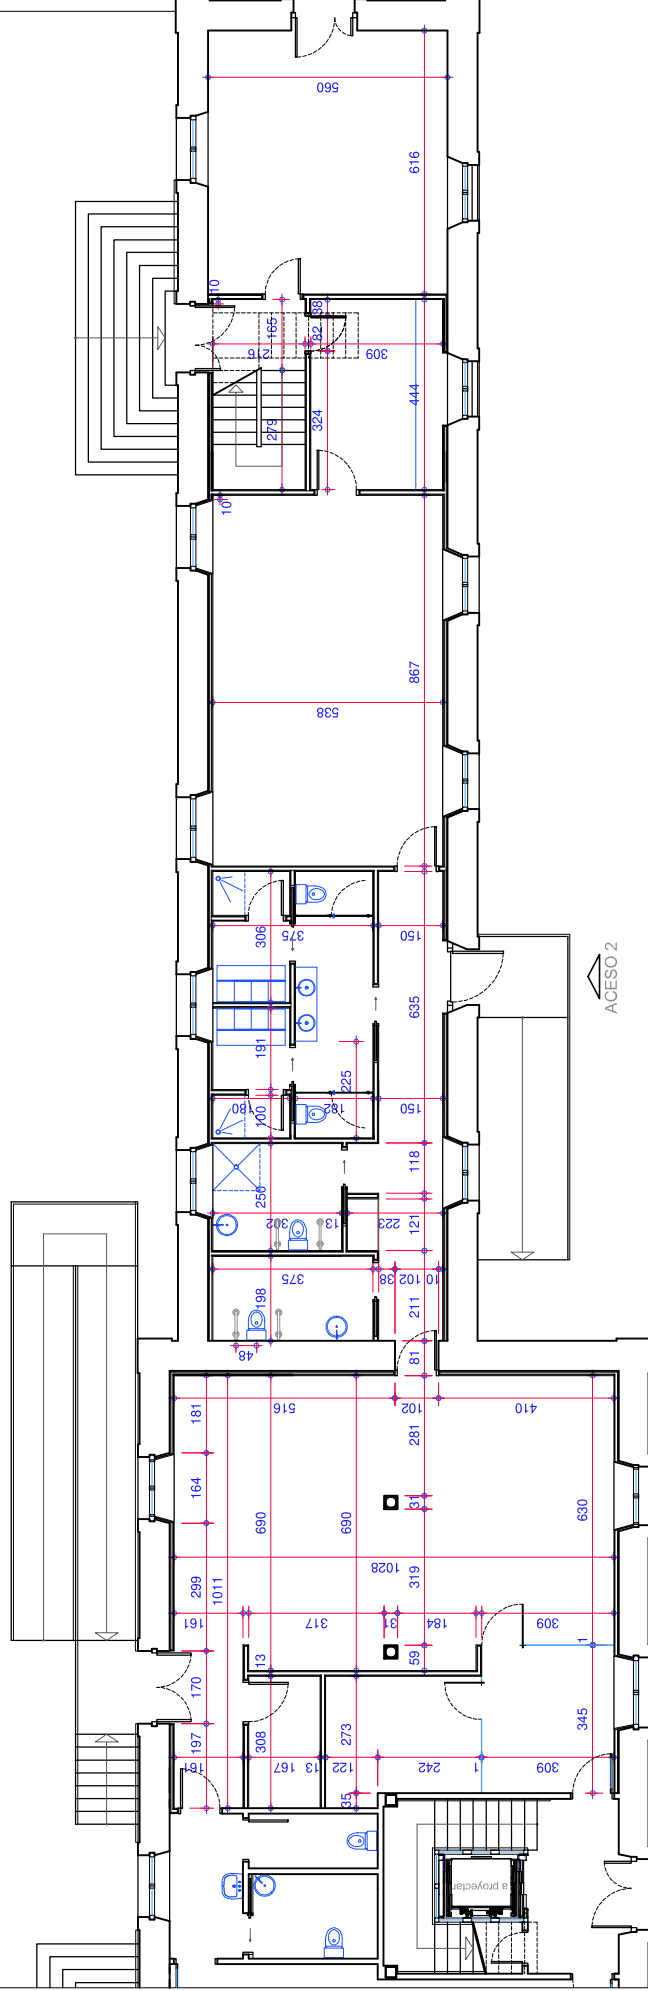

ACCESO 1



ACCESO 2



PLANTA BAJA
BEHEKO SOLAIRUA



—	Agua fría: Tubería de cobre calorifugado con coquillas e=9 mm En tramos empotrados la protección será PVC flex.
—	Agua caliente: Tubería de cobre calorifugado con coquillas e=9 mm En tramos empotrados la protección será PVC flex.
□	Contador
⋈	Válvula Antirretorno
⋈	Llave de paso agua fría
⋈	Llave de paso agua caliente
—	Canalización PVC fecales

	Caudal Mfn.	Acometida	Desagües
INODORO	0,10 L/s	Cu. 15 mm.	pvc 110 mm.
LAVABO	0,10 L/s	Cu. 15 mm.	pvc 50 mm.

 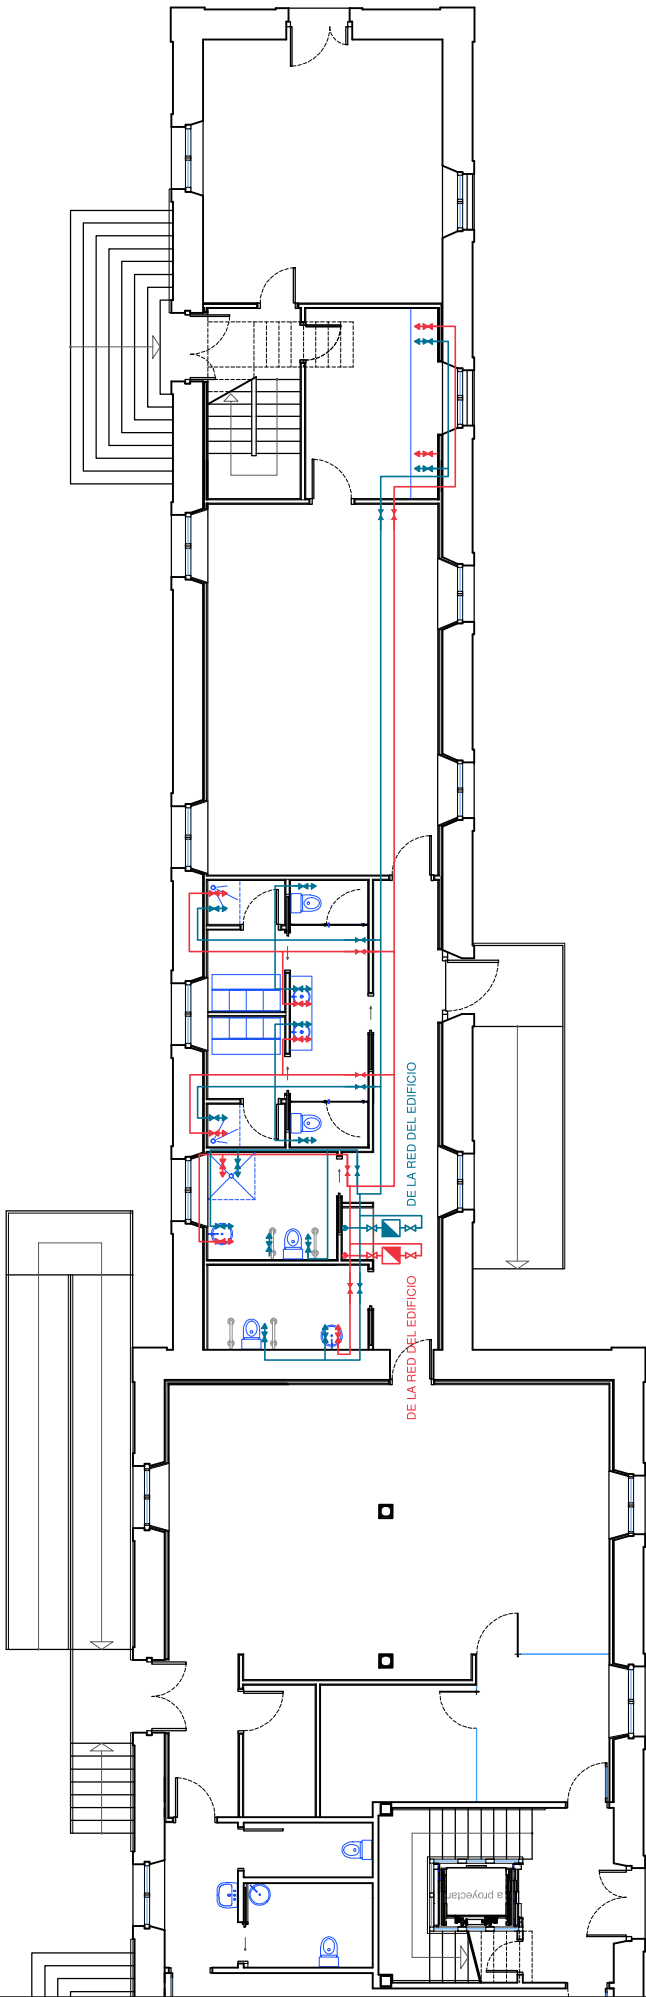


LEYENDA VENTILACIÓN

	APERTURA DE ADMISIÓN
	DIFUSOR DE VENTILACIÓN DC15 390 mm
	EXTRACTORES
	REJILLA EXTRACCIÓN
	CONDUCTO DE VENTILACIÓN DE FIBRA-ALUM.
	IMPULSIÓN - EXTRACCIÓN

 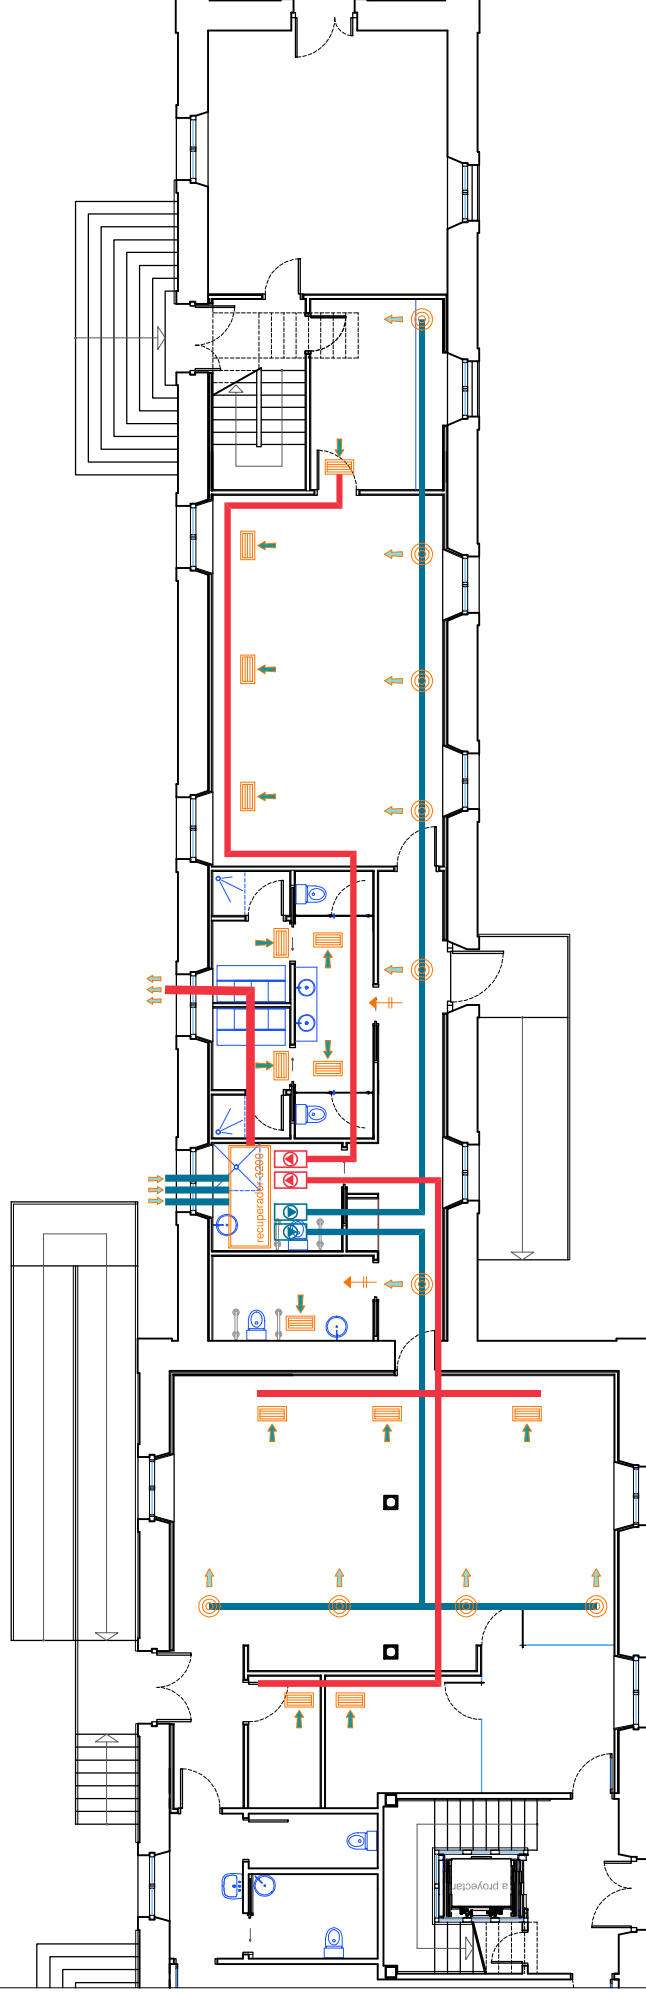

LEYENDA ILUMINACION Y FUERZA	
	CUADRO GENERAL DE DISTRIBUCION Y MANIOBRA
	CUADRO GENERAL DE ACOMETIDA ICP
	CUADRO GENERAL DE TELECOMUNICACIONES
	PUNTO DE LUZ EN TECHO
	PUNTO DE LUZ PARA APLIQUE DE PARED
	PUNTO DE LUZ CON DETECTOR DE MOVIMIENTO
	PUNTO DE LUZ ESTANCO PROTECCIÓN IP54
	DOWNLIGHT M2 BIS PROYECTOR EMPOTRADO DN 70 BLANCO GU5,3 50W 12V
	LÁMPARA LED SYLVANIA 8W 40° GU10 220V
	LUMINARIA LONGITUDINAL FLUORESCENTE O LED
	PUNTO DE LUZ ESTANCO PROTECCIÓN IP54 LUMINARIA LONGITUDINAL LED PERFIL ALTA DISPACIÓN TRIDONIC CON CUBIERTA DE PROTECCIÓN BLANCA LED ALTA LUMINOSIDAD OBO 19,2 W/M ALIMENTADOR TRIDONIC 60 W
	INTERRUPTOR DE MOMENTO TEMPORIZADO
	INTERRUPTOR SIMPLE
	INTERRUPTOR DOBLE
	CONMUTADOR
LEYENDA ILUMINACION Y FUERZA	
	PULSADOR TIMBRE
	PULSADOR EMERGENCIA
	PANEL PULSADORES PORTERO AUTOMÁTICO
	TOMA DE CORRIENTE II+T 10/16 A, VARIOS USOS
	TOMA DE CORRIENTE II+T 16A, LAVAD.-LAVAVAJ.
	TOMA DE CORRIENTE II+T 25 A, COCINA HORNO
	TELÉFONO PORTERO AUTOMÁTICO
	ZUMBADOR TIMBRE
	TOMA DE TELEFONO
	TOMA DE TELEVISION
	TOMA DE TELECOMUNICACIONES POR CABLE
	SALIDA CABLE CAMPANA EXTRACTORA
	DETECTOR DE MOVIMIENTO 360° Marco Theben, modelo Luxa 103-360
	DETECTOR DE MOVIMIENTO 180°
	DETECTOR DE MOVIMIENTO 90°
	PANEL PULSADORES PORTERO AUTOMÁTICO
LINEA ELÉCTRICA	

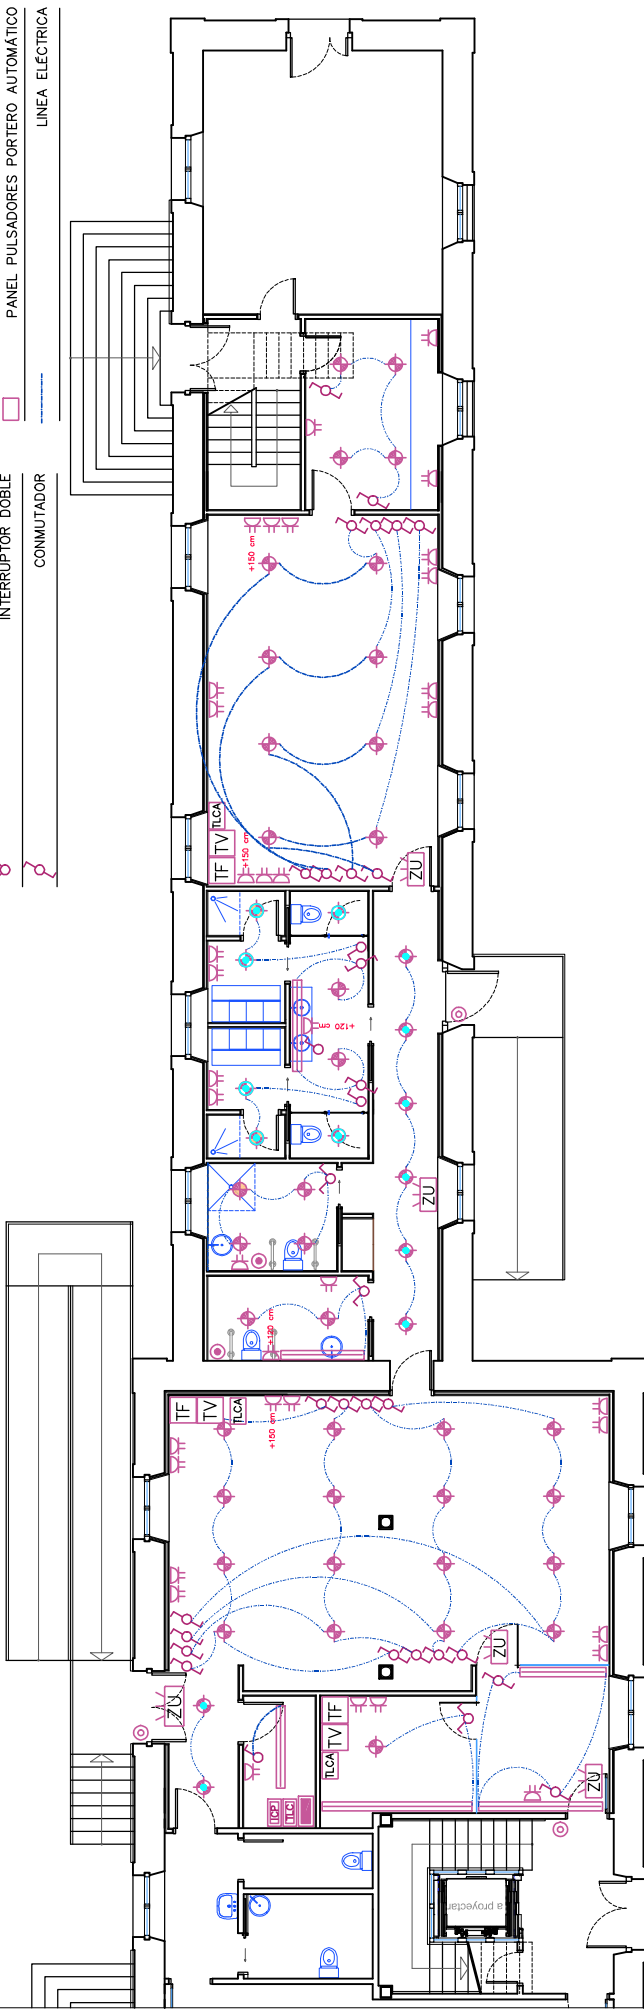

	EXTINTOR MANUAL DE 6 Kg. DE POLVO SECO POLIVALENTE Eficacia 21A-113B
	EXTINTOR MANUAL DE 5 Kg. DE CO2 Eficacia 21B
	BLOQUE DE EMERGENCIA 160 Lm. LED
	SEÑALIZACIÓN FOTOLUMINISCENTE "SALIDA"
	SEÑALIZACIÓN FOTOLUMINISCENTE Dirección
	SEÑALIZACIÓN EXTINTOR

