



DETALLE DE COLOCACIÓN EN ZANJAS

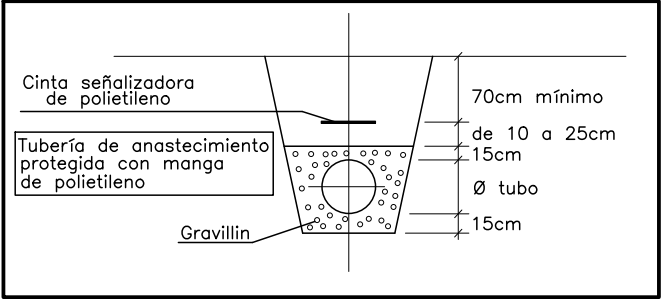


EJECUCIÓN DE ANCLAJES HORIZONTALES

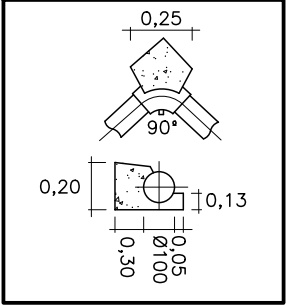

A

ABASTECIMIENTO ACTUAL

SUELO

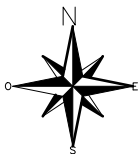

22

SUELO

SUELO

29

SUELO

19

582,85

ABASTECIMIENTO A ELIMINAR

NUEVO ABASTECIMIENTO

LAORNEA

7

3

III

6

16

Abastecimiento

PROYECTO BÁSICO Y DE EJECUCIÓN

ESPACIO MULTIUSOS
PARCELA 19, POLIGONO 2, BERAMENDI (NAVARRA)
CONCEJO UDABE-BERAMENDI

Urbanización

Referencia: 194-25


SEBASTIÁN LÓPEZ AZNÁREZ

Ronda Barañain 7, of. 14 31010 Barañain (Navarra)
e-mail: sebastian@ezpela.es Tfno. 848453868

A.01


Escala: 1/250

Septiembre de 2025

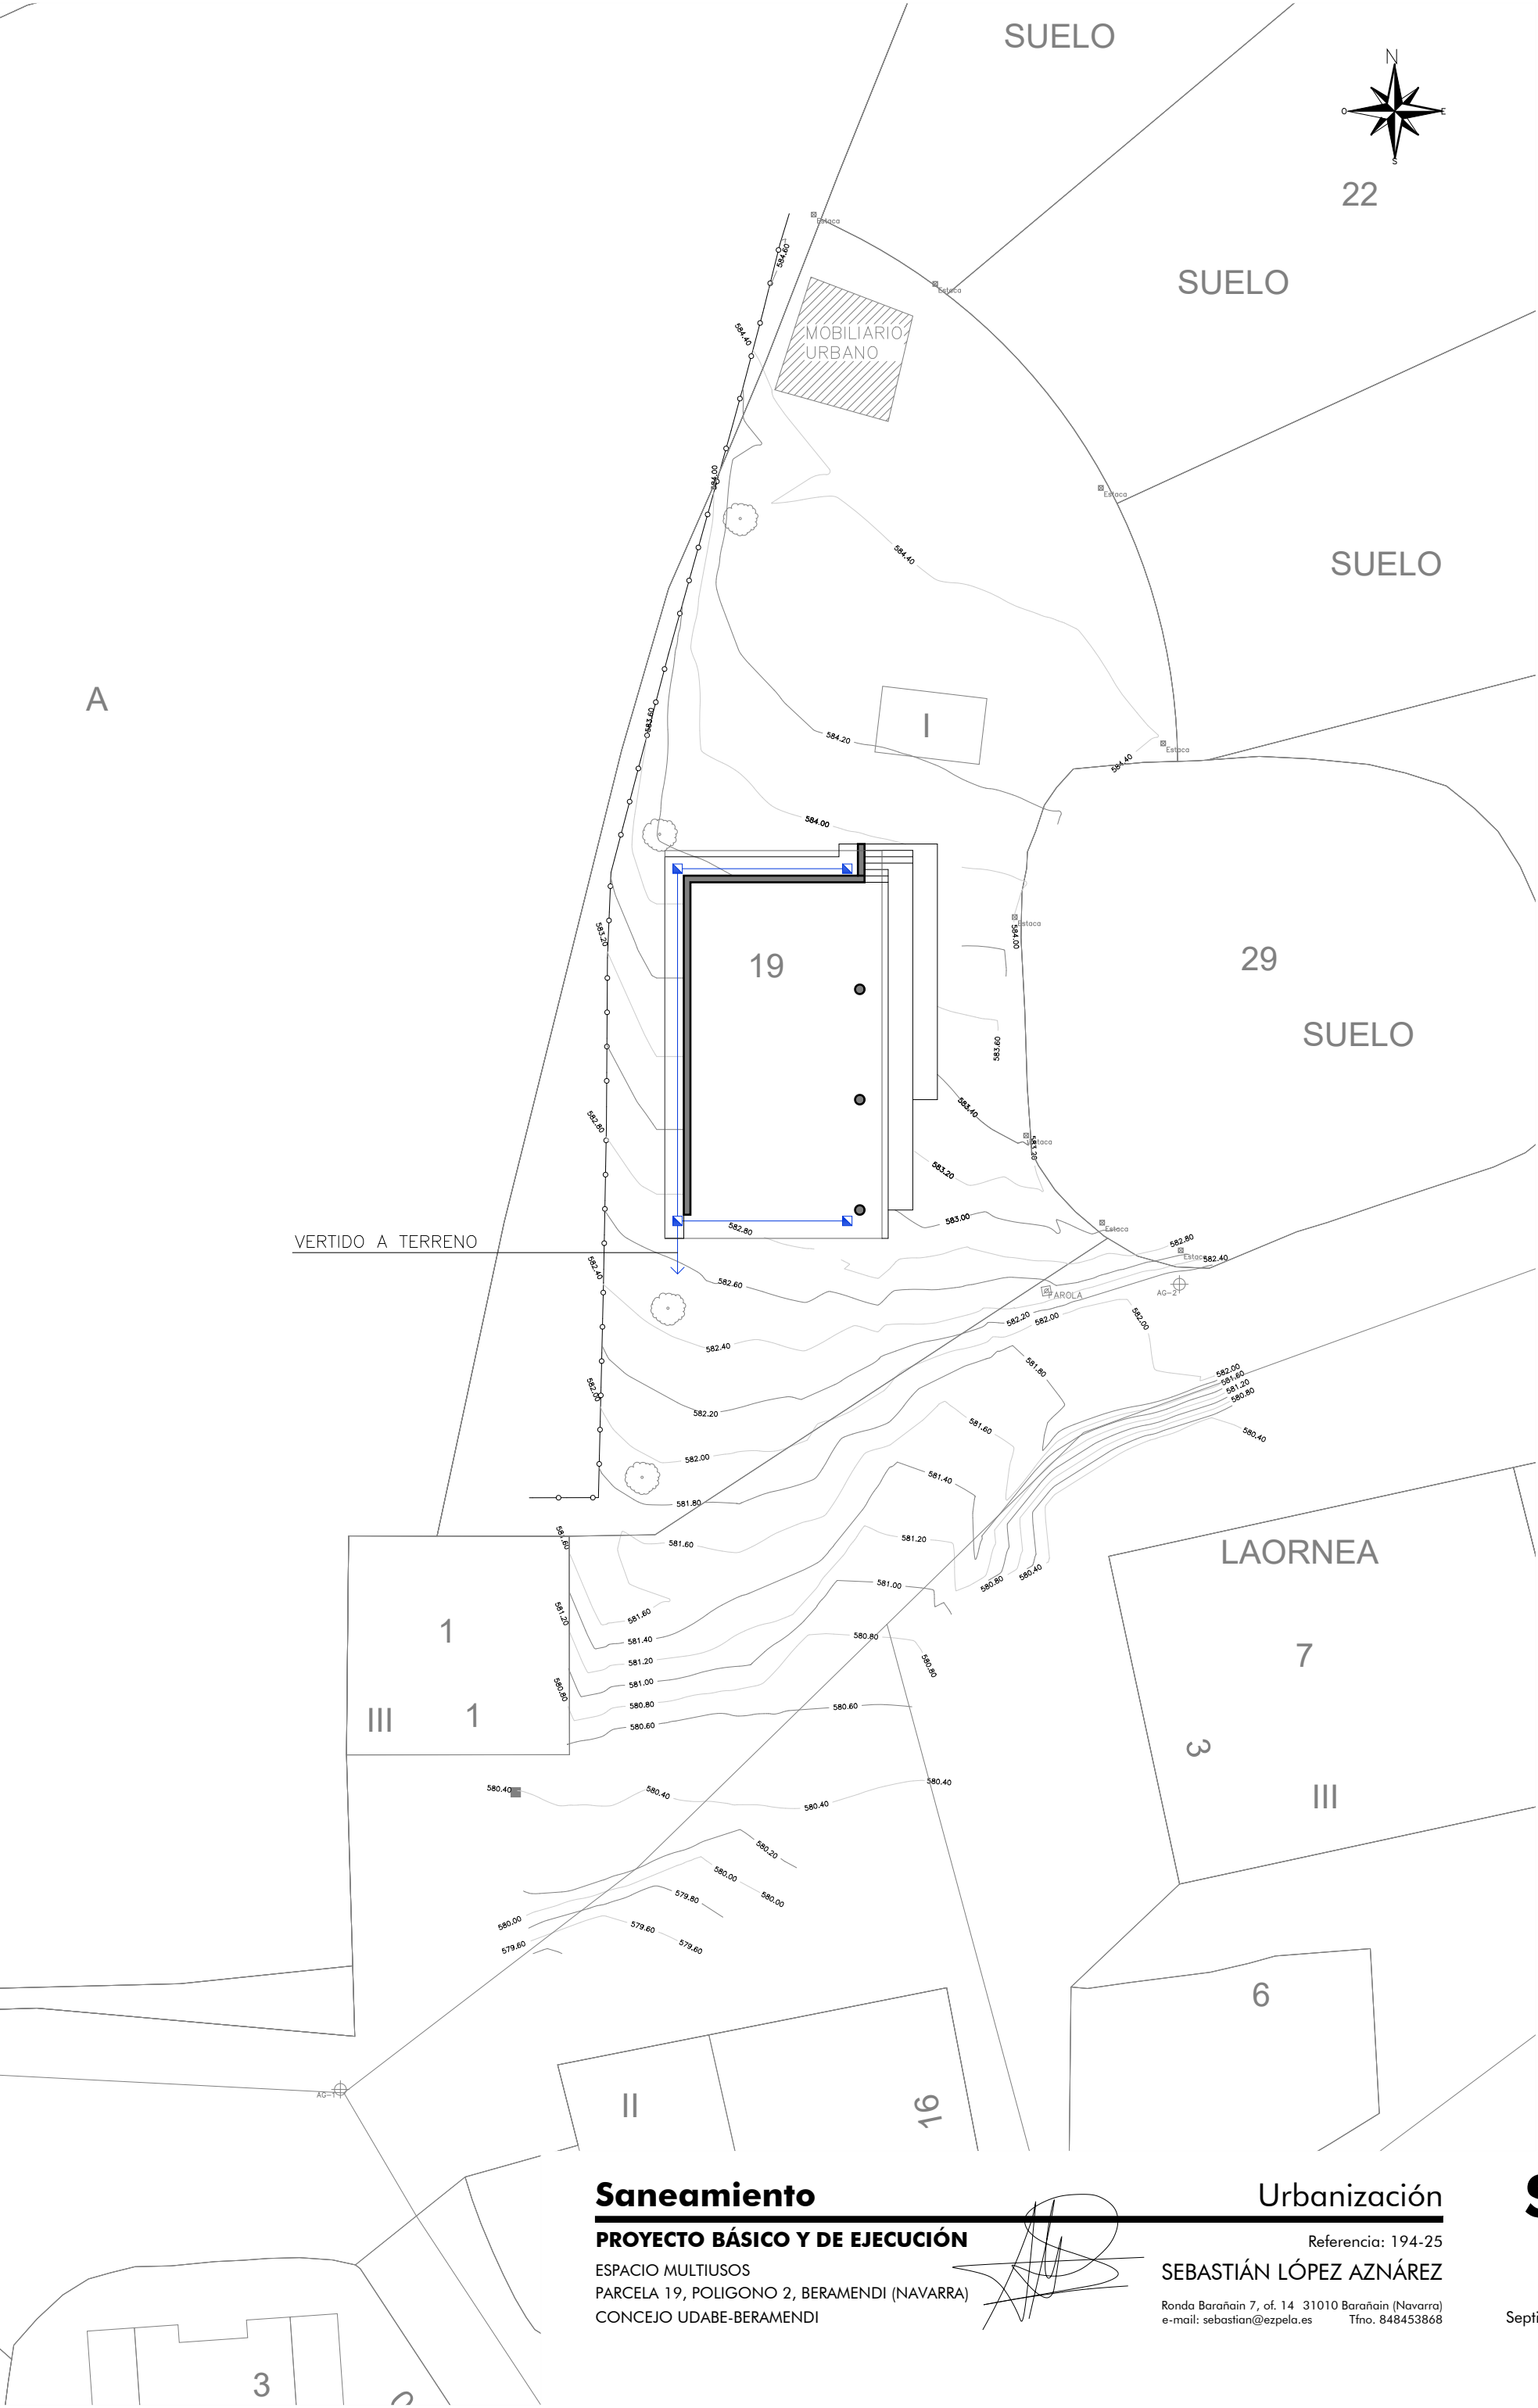

A

SUELO

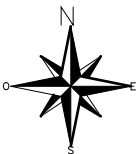

22

SUELO

SUELO

29

SUELO

19

VERTIDO A TERRENO

LAORNEA

7

3

III

6

16

Saneamiento

PROYECTO BÁSICO Y DE EJECUCIÓN

ESPACIO MULTIUSOS
PARCELA 19, POLIGONO 2, BERAMENDI (NAVARRA)
CONCEJO UDABE-BERAMENDI

Urbanización


Referencia: 194-25

SEBASTIÁN LÓPEZ AZNÁREZ

Ronda Barañain 7, of. 14 31010 Barañain (Navarra)
e-mail: sebastian@ezpela.es Tfno. 848453868

S.01

Escala: 1/250
Septiembre de 2025

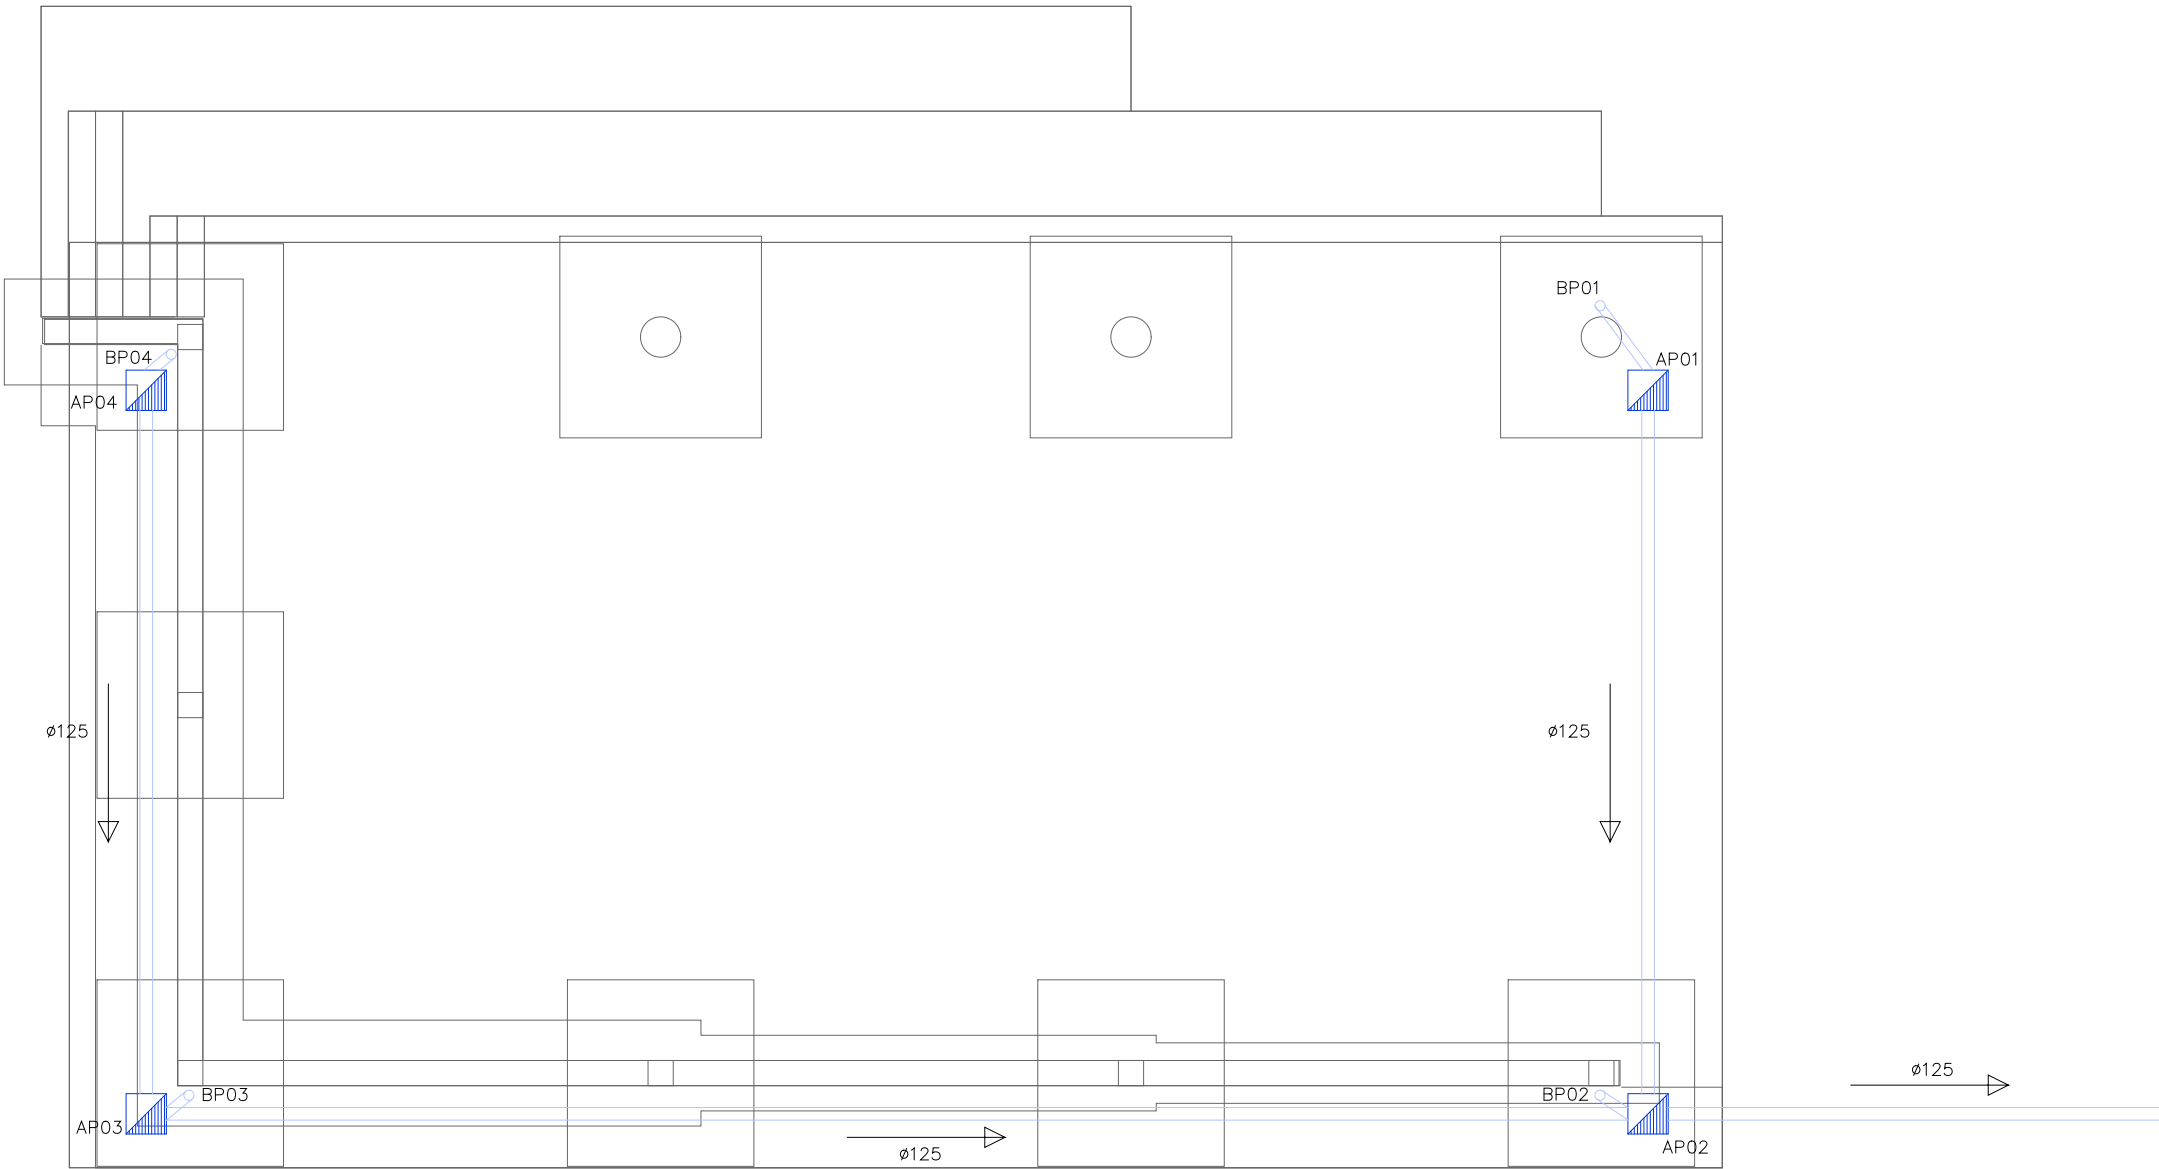

SIMBOLOGIA:

- DERIVACIONES
- COLECTOR ENTERRADO
- COLECTOR COLGADO
- SUMIDERO SIFONICO
- BAJANTE DE PLUVIALES
- ARQUETA PLUVIALES 50X50
- IMBORNAL

Saneamiento

PROYECTO BÁSICO Y DE EJECUCIÓN


ESPACIO MULTIUSOS
PARCELA 19, POLIGONO 2. BERAMENDI (NAVARRA)
CONCEJO UDABE-BERAMENDI

Cimentación

Referencia: 194-25
SEBASTIÁN LÓPEZ AZNÁREZ
Rda. Barañain 7, of. 14. 31010 Barañain (Navarra)
e-mail: sebastian@ezpela.es Tfno. 848453868

S.02

Escala: 1/75
Septiembre de 2025

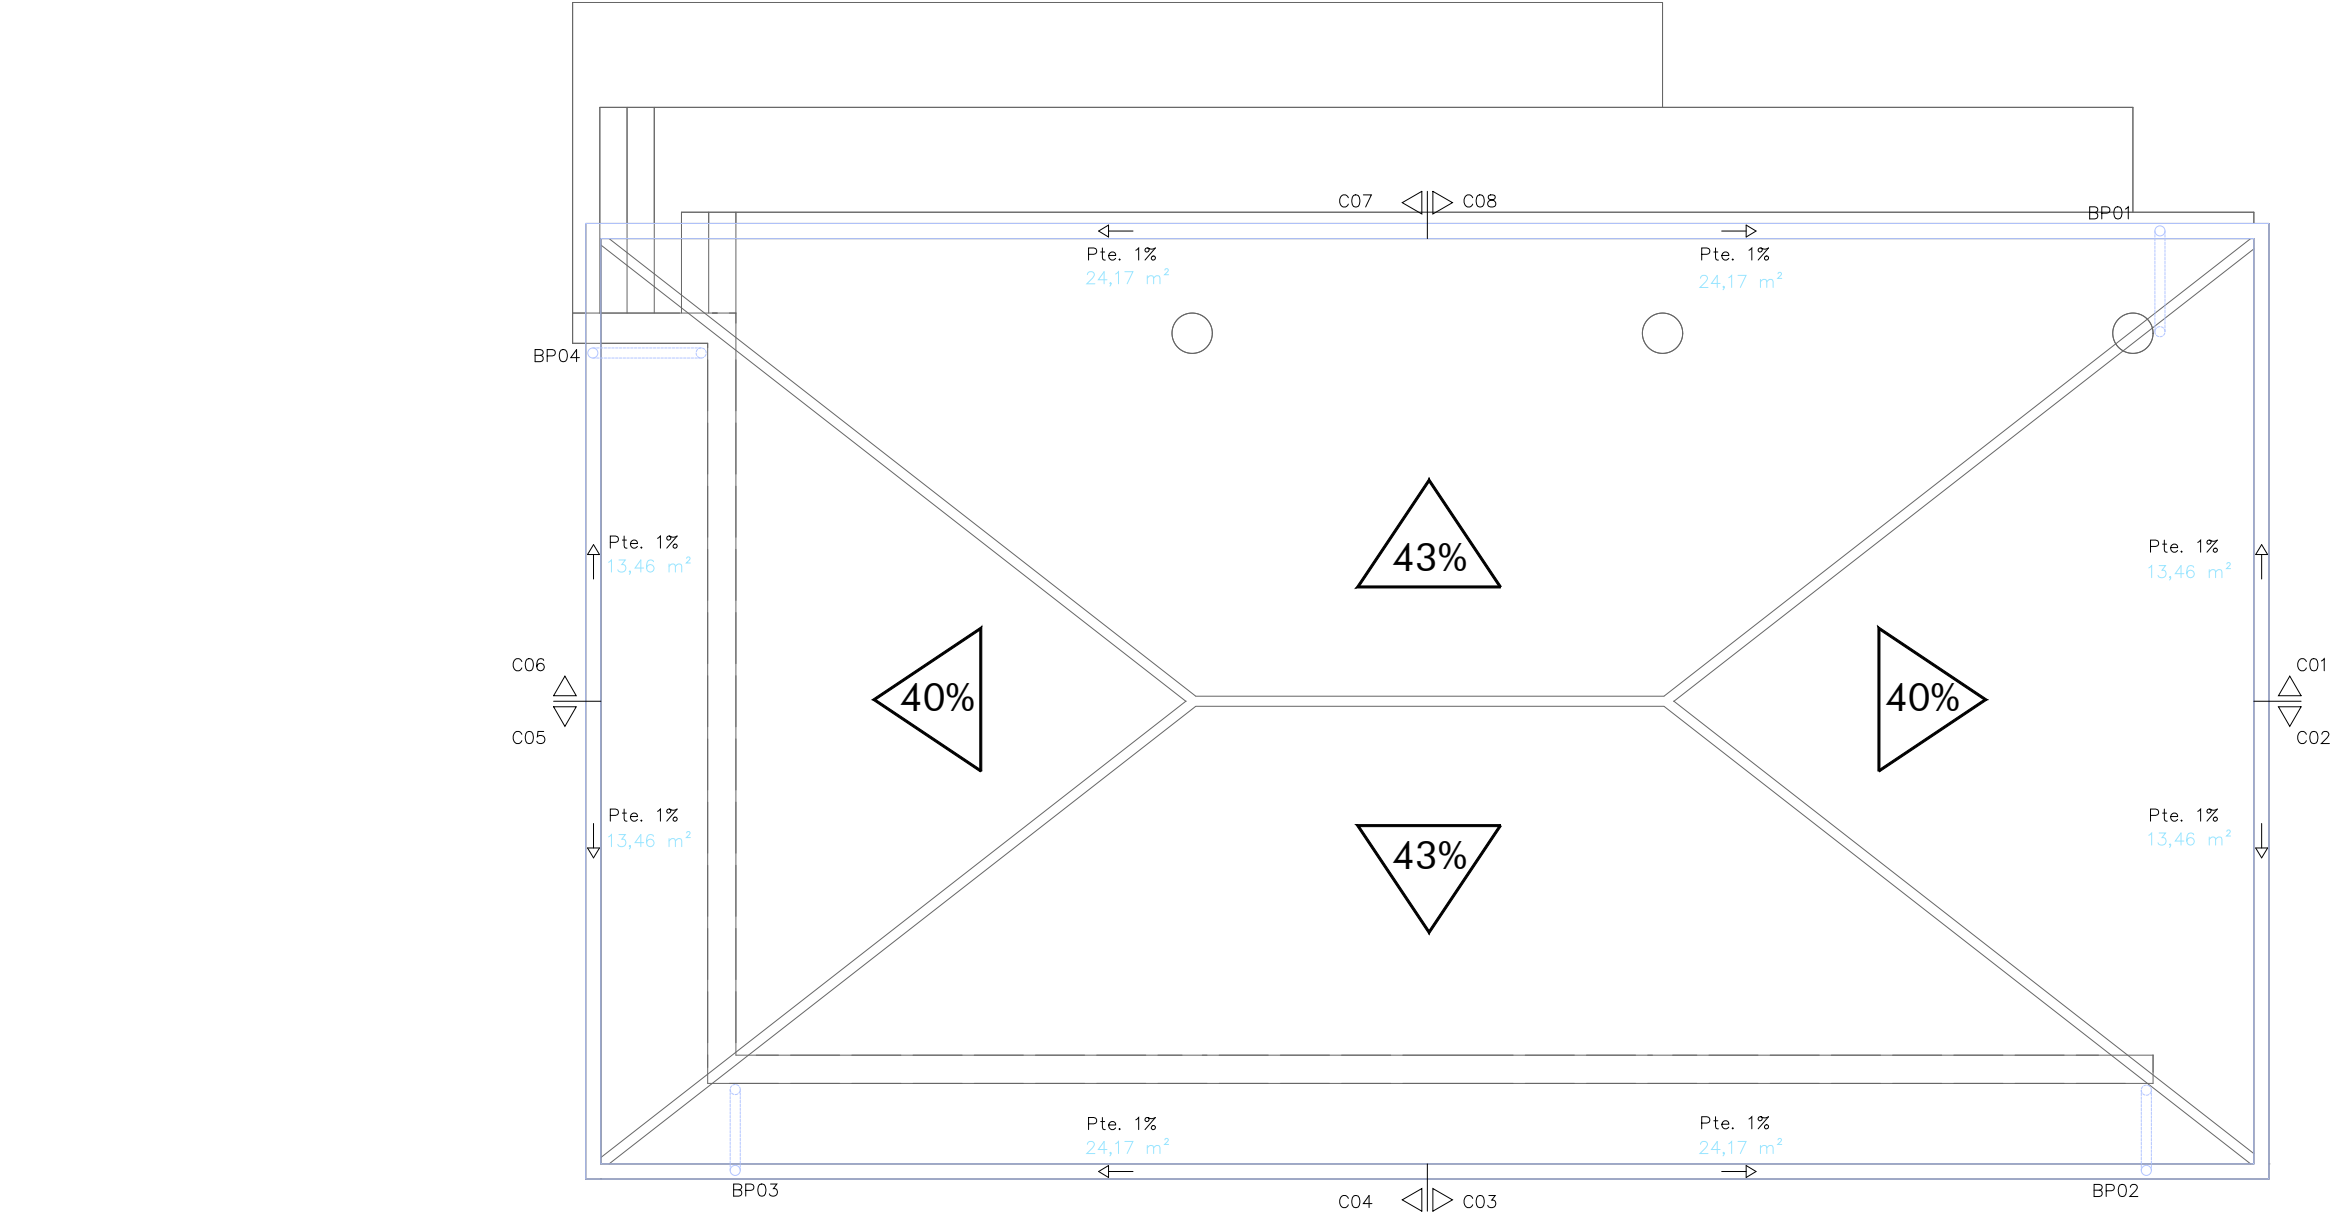

SIMBOLOGIA:	
	DERIVACIONES
	COLECTOR ENTERRADO
	COLECTOR COLGADO
	SUMIDERO SIFONICO
	BAJANTE DE PLUVIALES
	ARQUETA PLUVIALES 50X50
	IMBORNAL

Saneamiento

PROYECTO BÁSICO Y DE EJECUCIÓN

ESPACIO MULTIUSOS
PARCELA 19, POLIGONO 2. BERAMENDI (NAVARRA)
CONCEJO UDABE-BERAMENDI

Cubierta


Referencia: 194-25

SEBASTIÁN LÓPEZ AZNÁREZ

Rda. Barañain 7, of. 14. 31010 Barañain (Navarra)
e-mail: sebastian@ezpela.es Tño. 848453868

S.03

Escala: 1/75
Septiembre de 2025

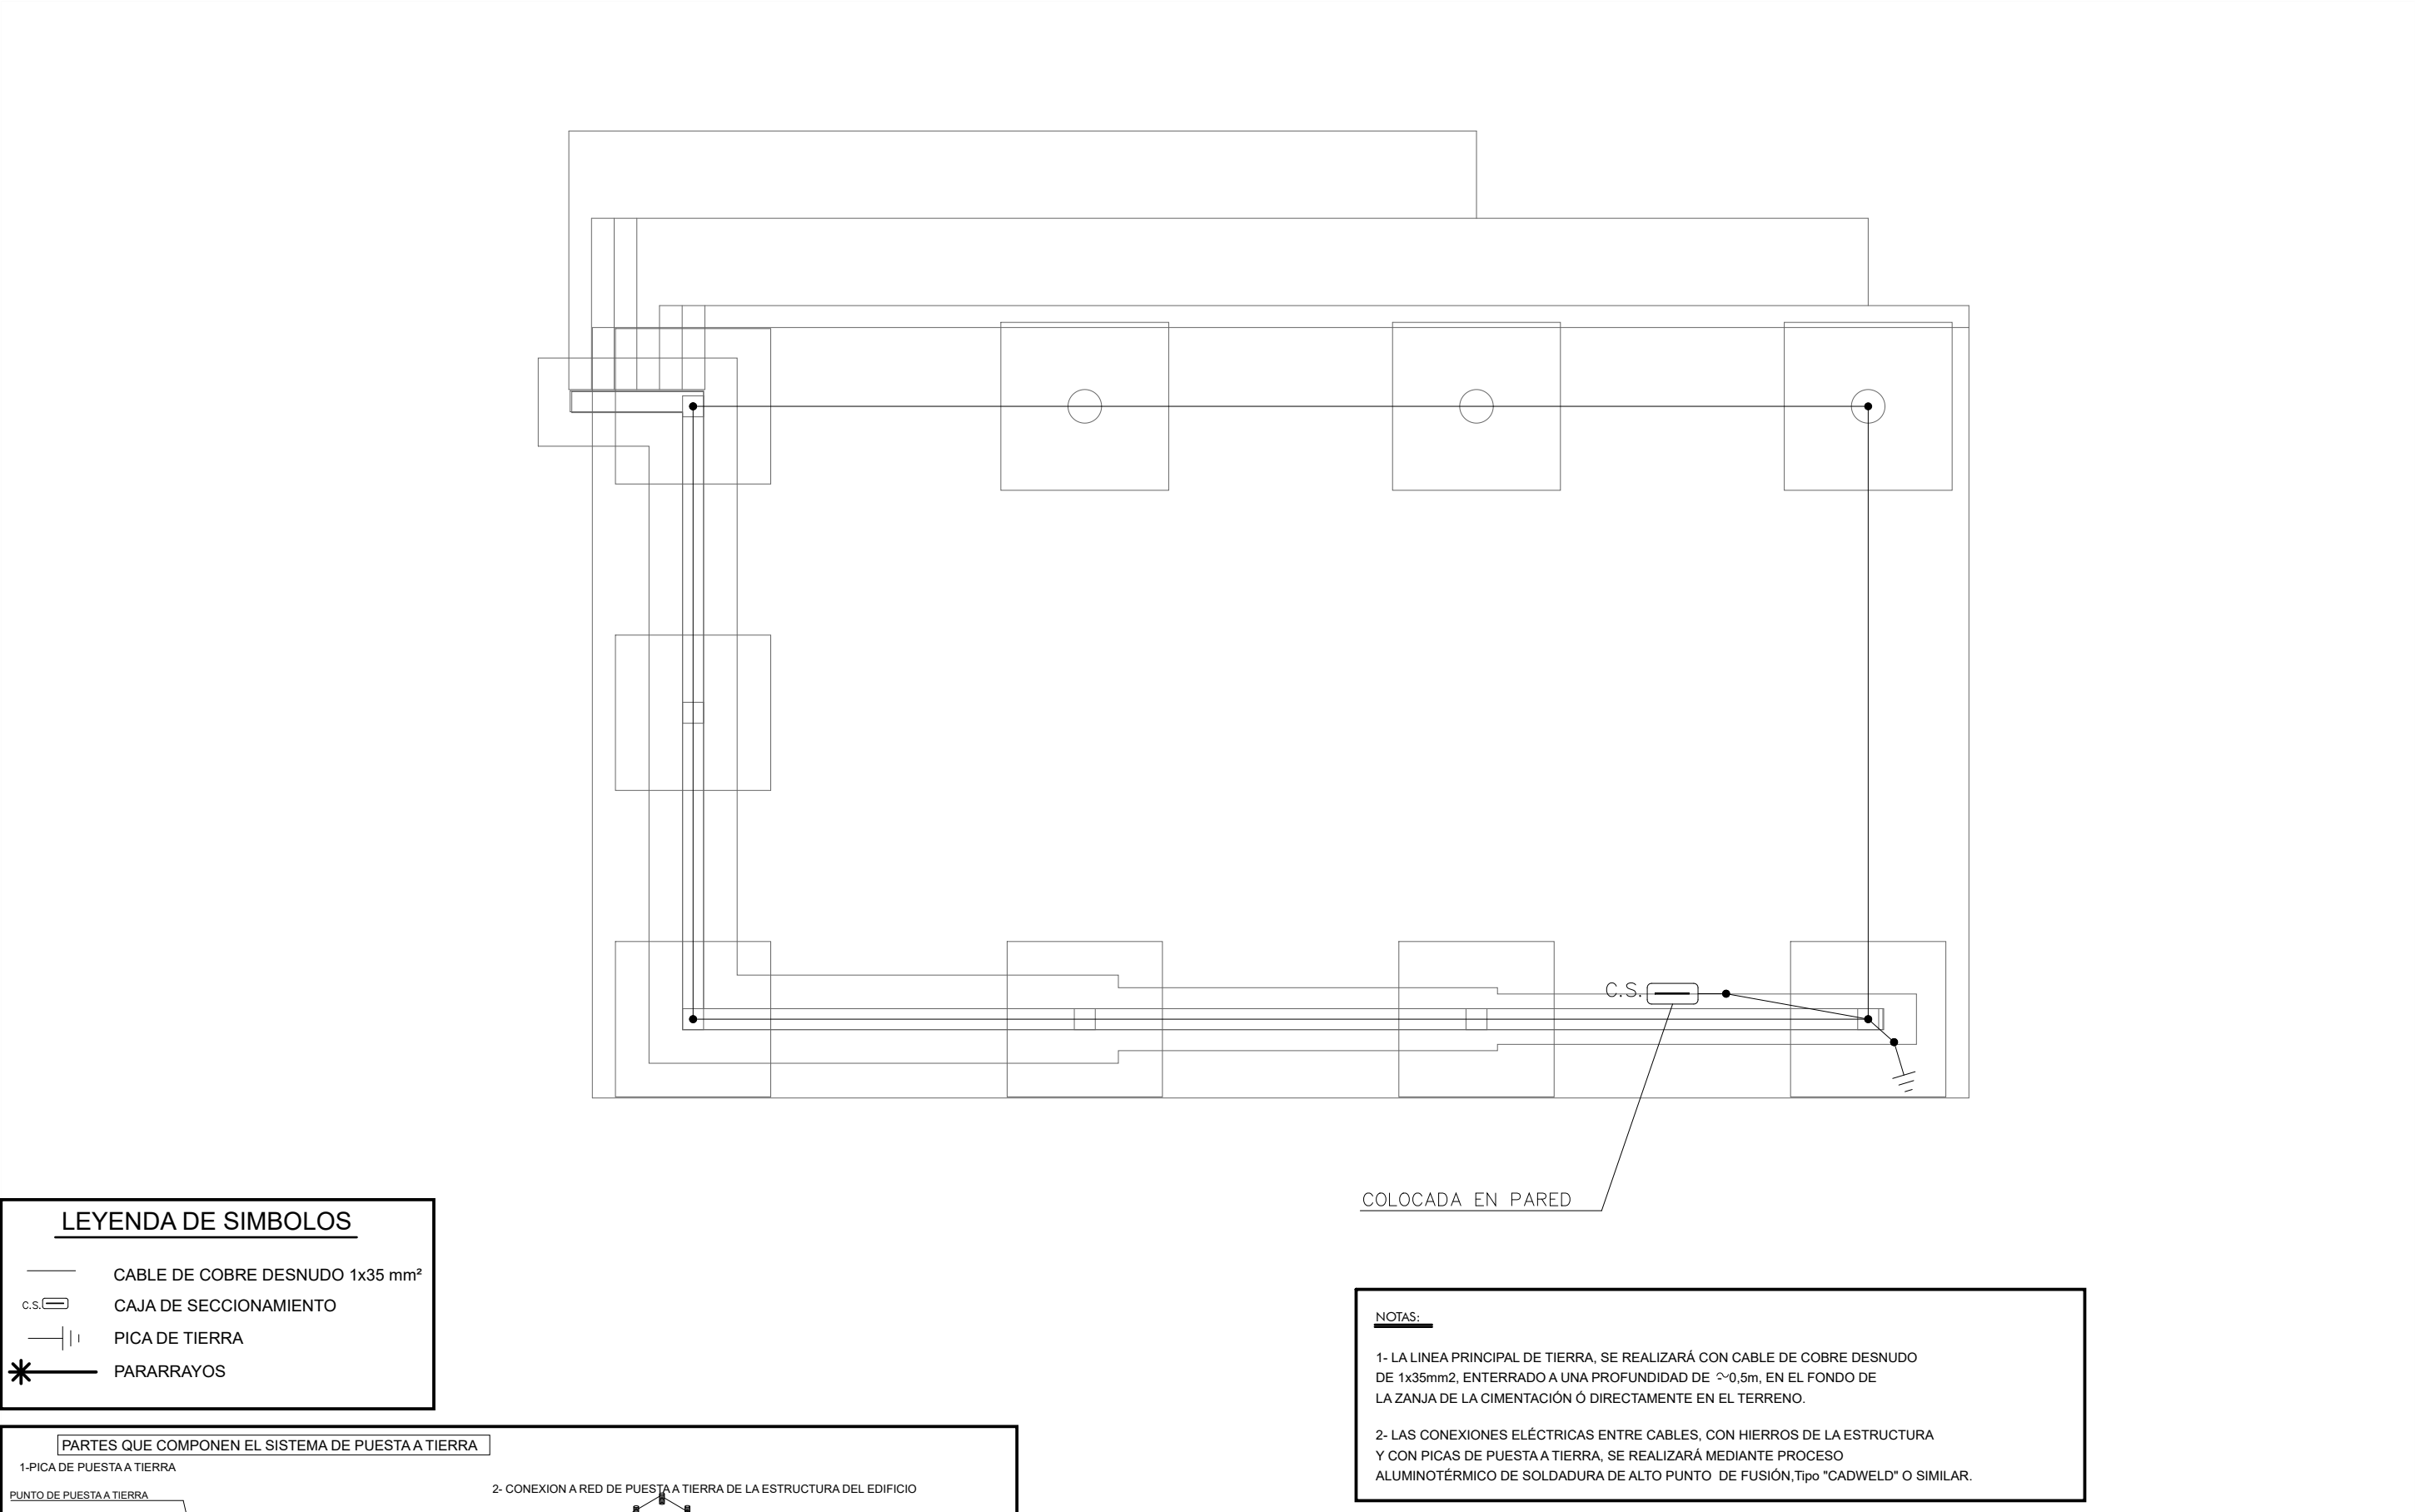

LEYENDA DE SIMBOLOS

CABLE DE COBRE DESNUDO 1x35 mm²


c.s.

CAJA DE SECCIONAMIENTO

PICA DE TIERRA

*

PARARRAYOS

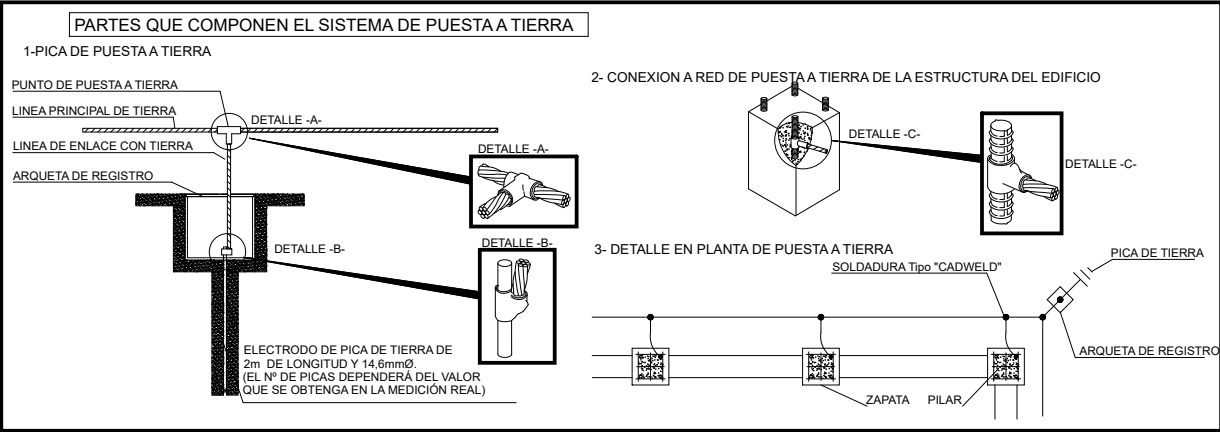

NOTAS:

- 1- LA LINEA PRINCIPAL DE TIERRA, SE REALIZARÁ CON CABLE DE COBRE DESNUDO DE 1x35mm², ENTERRADO A UNA PROFUNDIDAD DE \sim 0,5m, EN EL FONDO DE LA ZANJA DE LA CIMENTACIÓN Ó DIRECTAMENTE EN EL TERRENO.
- 2- LAS CONEXIONES ELÉCTRICAS ENTRE CABLES, CON HIERROS DE LA ESTRUCTURA Y CON PICAS DE PUESTA A TIERRA, SE REALIZARÁ MEDIANTE PROCESO ALUMINOTÉRMICO DE SOLDADURA DE ALTO PUNTO DE FUSIÓN, Tipo "CADWELD" O SIMILAR.

Baja tensión

PROYECTO BÁSICO Y DE EJECUCIÓN

ESPACIO MULTIUSOS
PARCELA 19, POLIGONO 2. BERAMENDI (NAVARRA)
CONCEJO UDABE-BERAMENDI


Cimentación

Referencia: 194-25
SEBASTIÁN LÓPEZ AZNÁREZ

Rda. Barañain 7, of. 14. 31010 Barañain (Navarra)
e-mail: sebastian@ezpela.es Tfno. 848453868

BT.01

Escala: 1/75
Septiembre de 2025

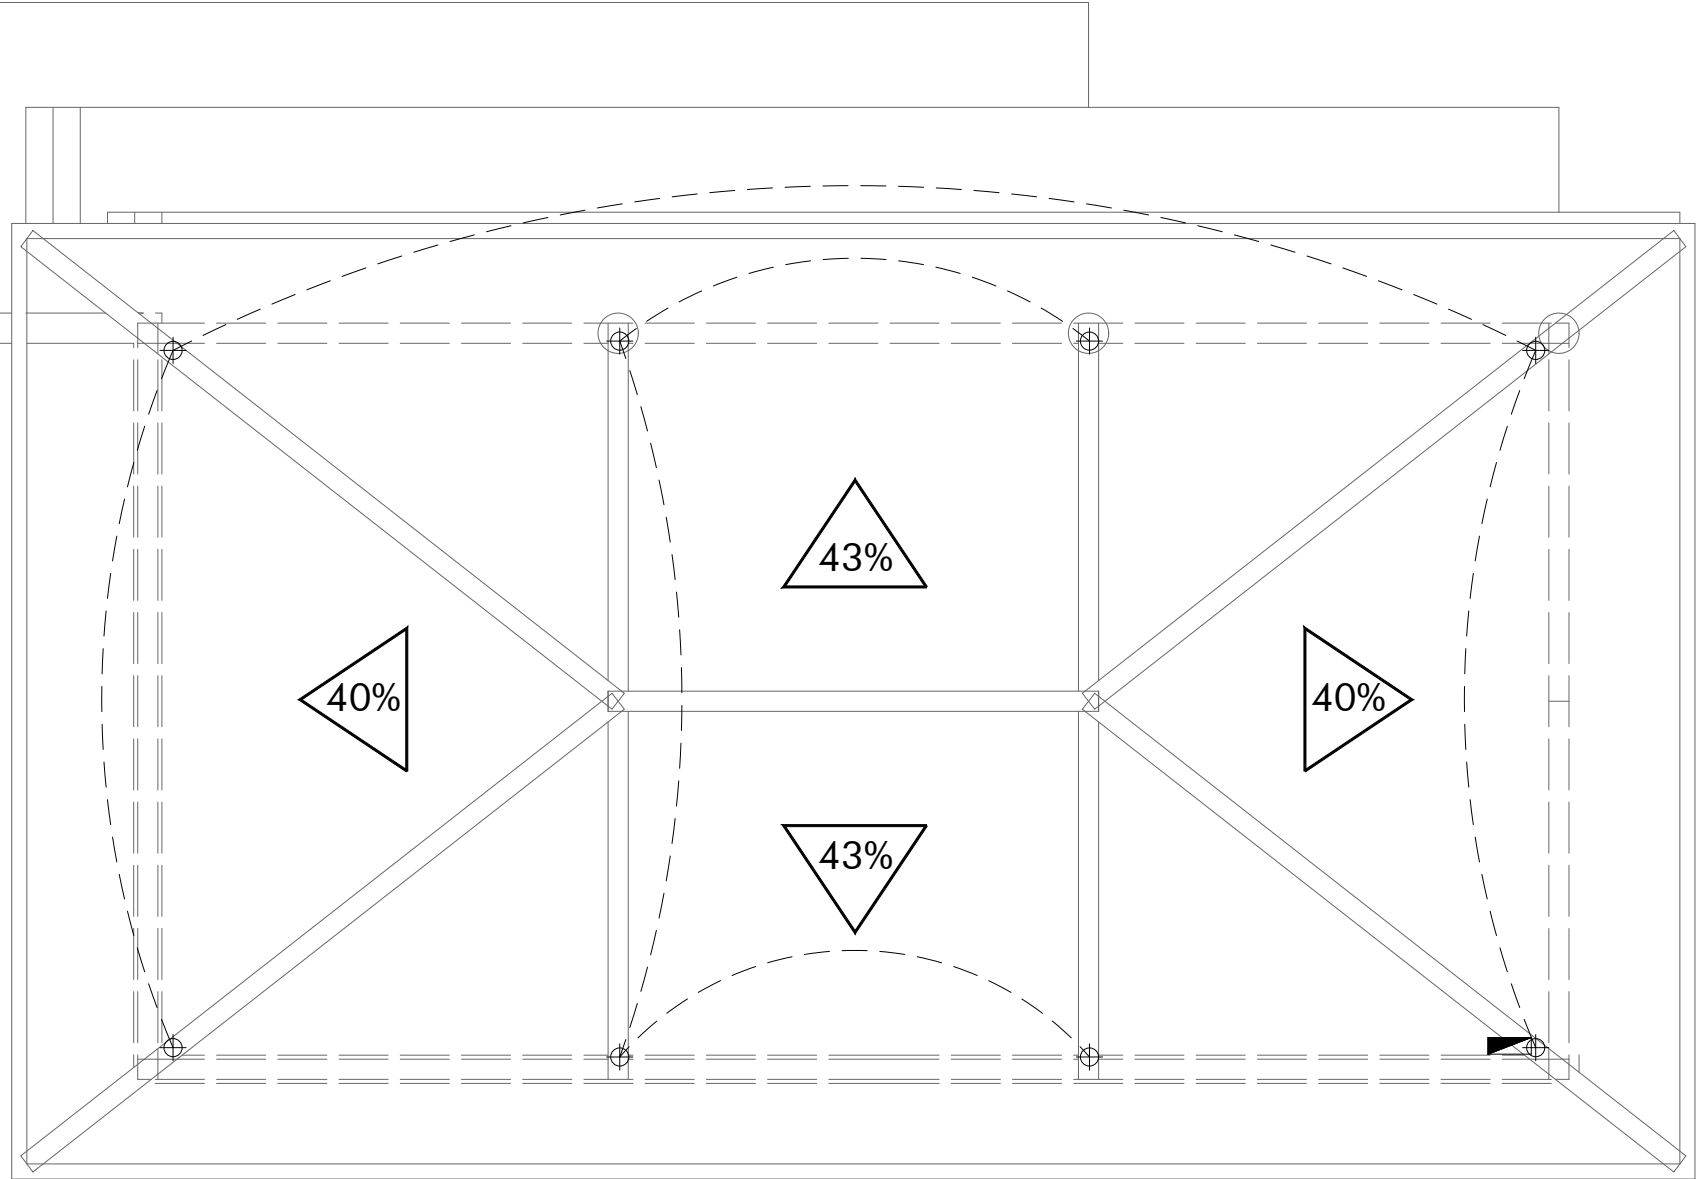

SIMBOLOGIA:	
	PUNTO DE LUZ EN TECHO
	CUADRO DE PROTECCION
	TOMA A TIERRA

Baja tensión

PROYECTO BÁSICO Y DE EJECUCIÓN

ESPACIO MULTIUSOS
PARCELA 19, POLIGONO 2. BERAMENDI (NAVARRA)
CONCEJO UDABE-BERAMENDI

Cubierta

Referencia: 194-25

SEBASTIÁN LÓPEZ AZNÁREZ

Rda. Barañain 7, of. 14. 31010 Barañain (Navarra)
e-mail: sebastian@ezpela.es Tfno. 848453868

BT.02

Escala: 1/75

Septiembre de 2025