


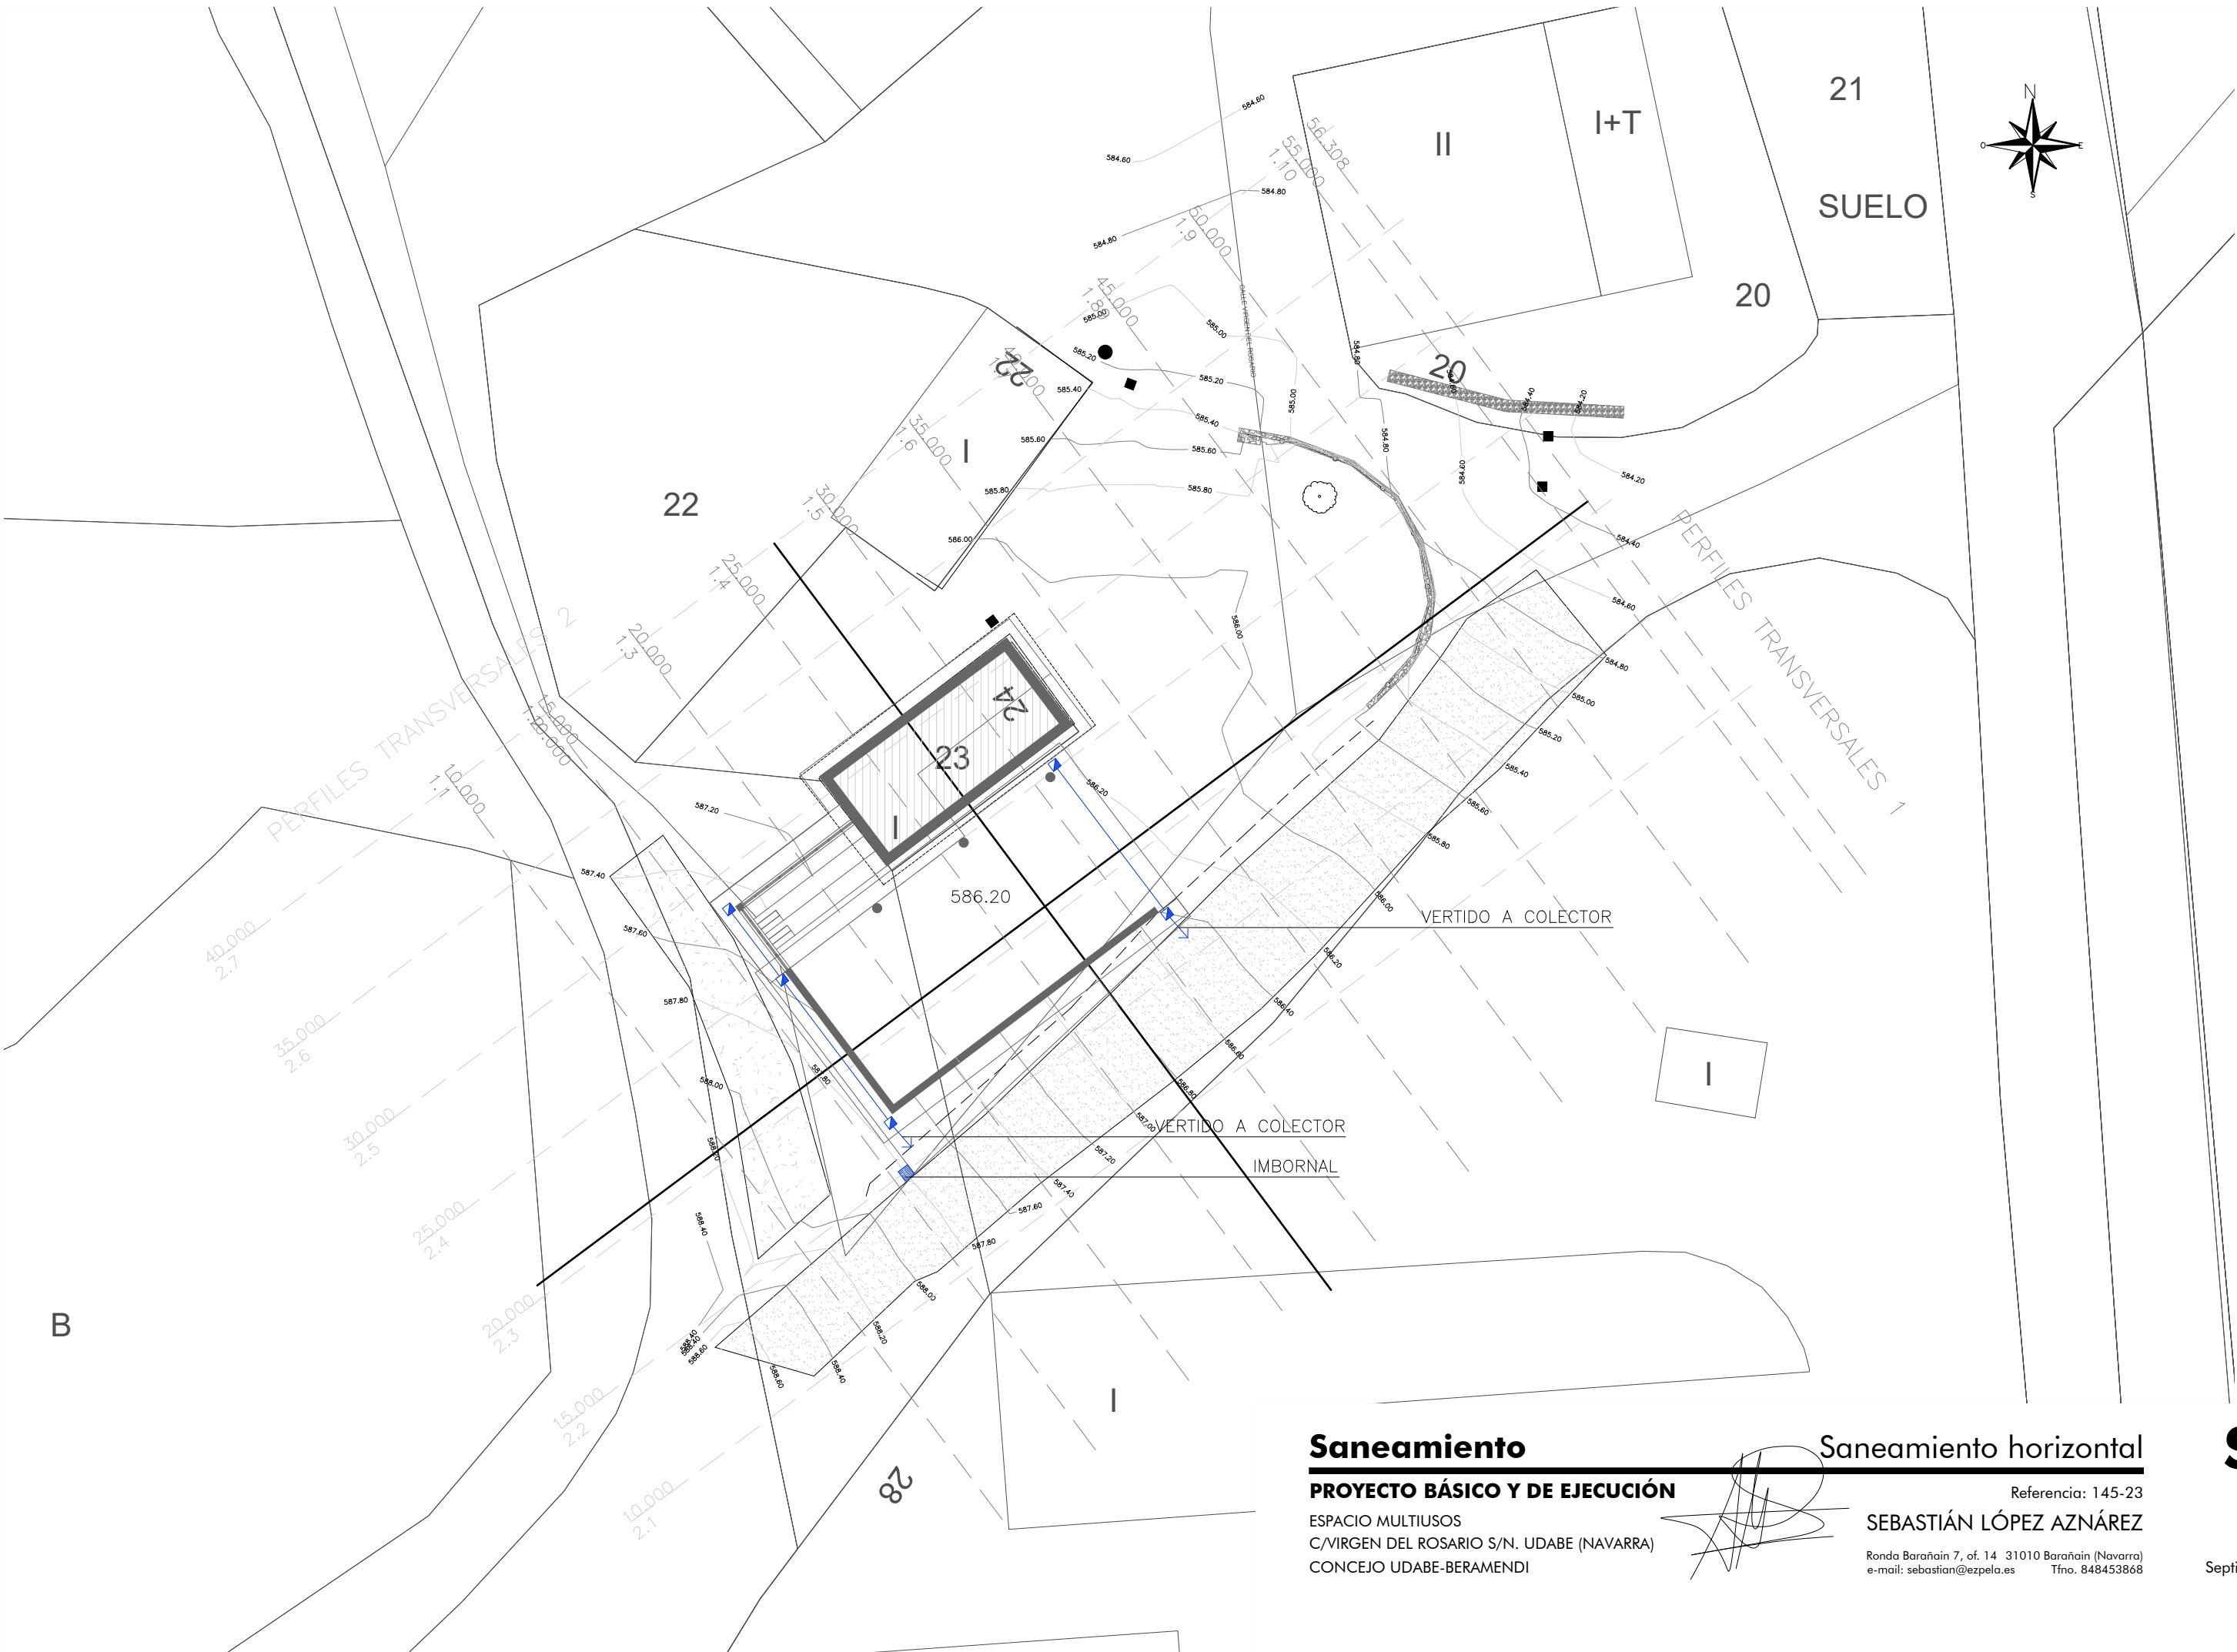

B

Saneamiento

PROYECTO BÁSICO Y DE EJECUCIÓN

ESPACIO MULTIUSOS
C/VIRGEN DEL ROSARIO S/N. UDABE (NAVARRA)
CONCEJO UDABE-BERAMENDI

Saneamiento horizontal


Referencia: 145-23

SEBASTIÁN LÓPEZ AZNÁREZ

Ronda Barañain 7, of. 14 31010 Barañain (Navarra)
e-mail: sebastian@ezpela.es Tfno. 848453868

S.01

Escala: 1/250
Septiembre de 2025

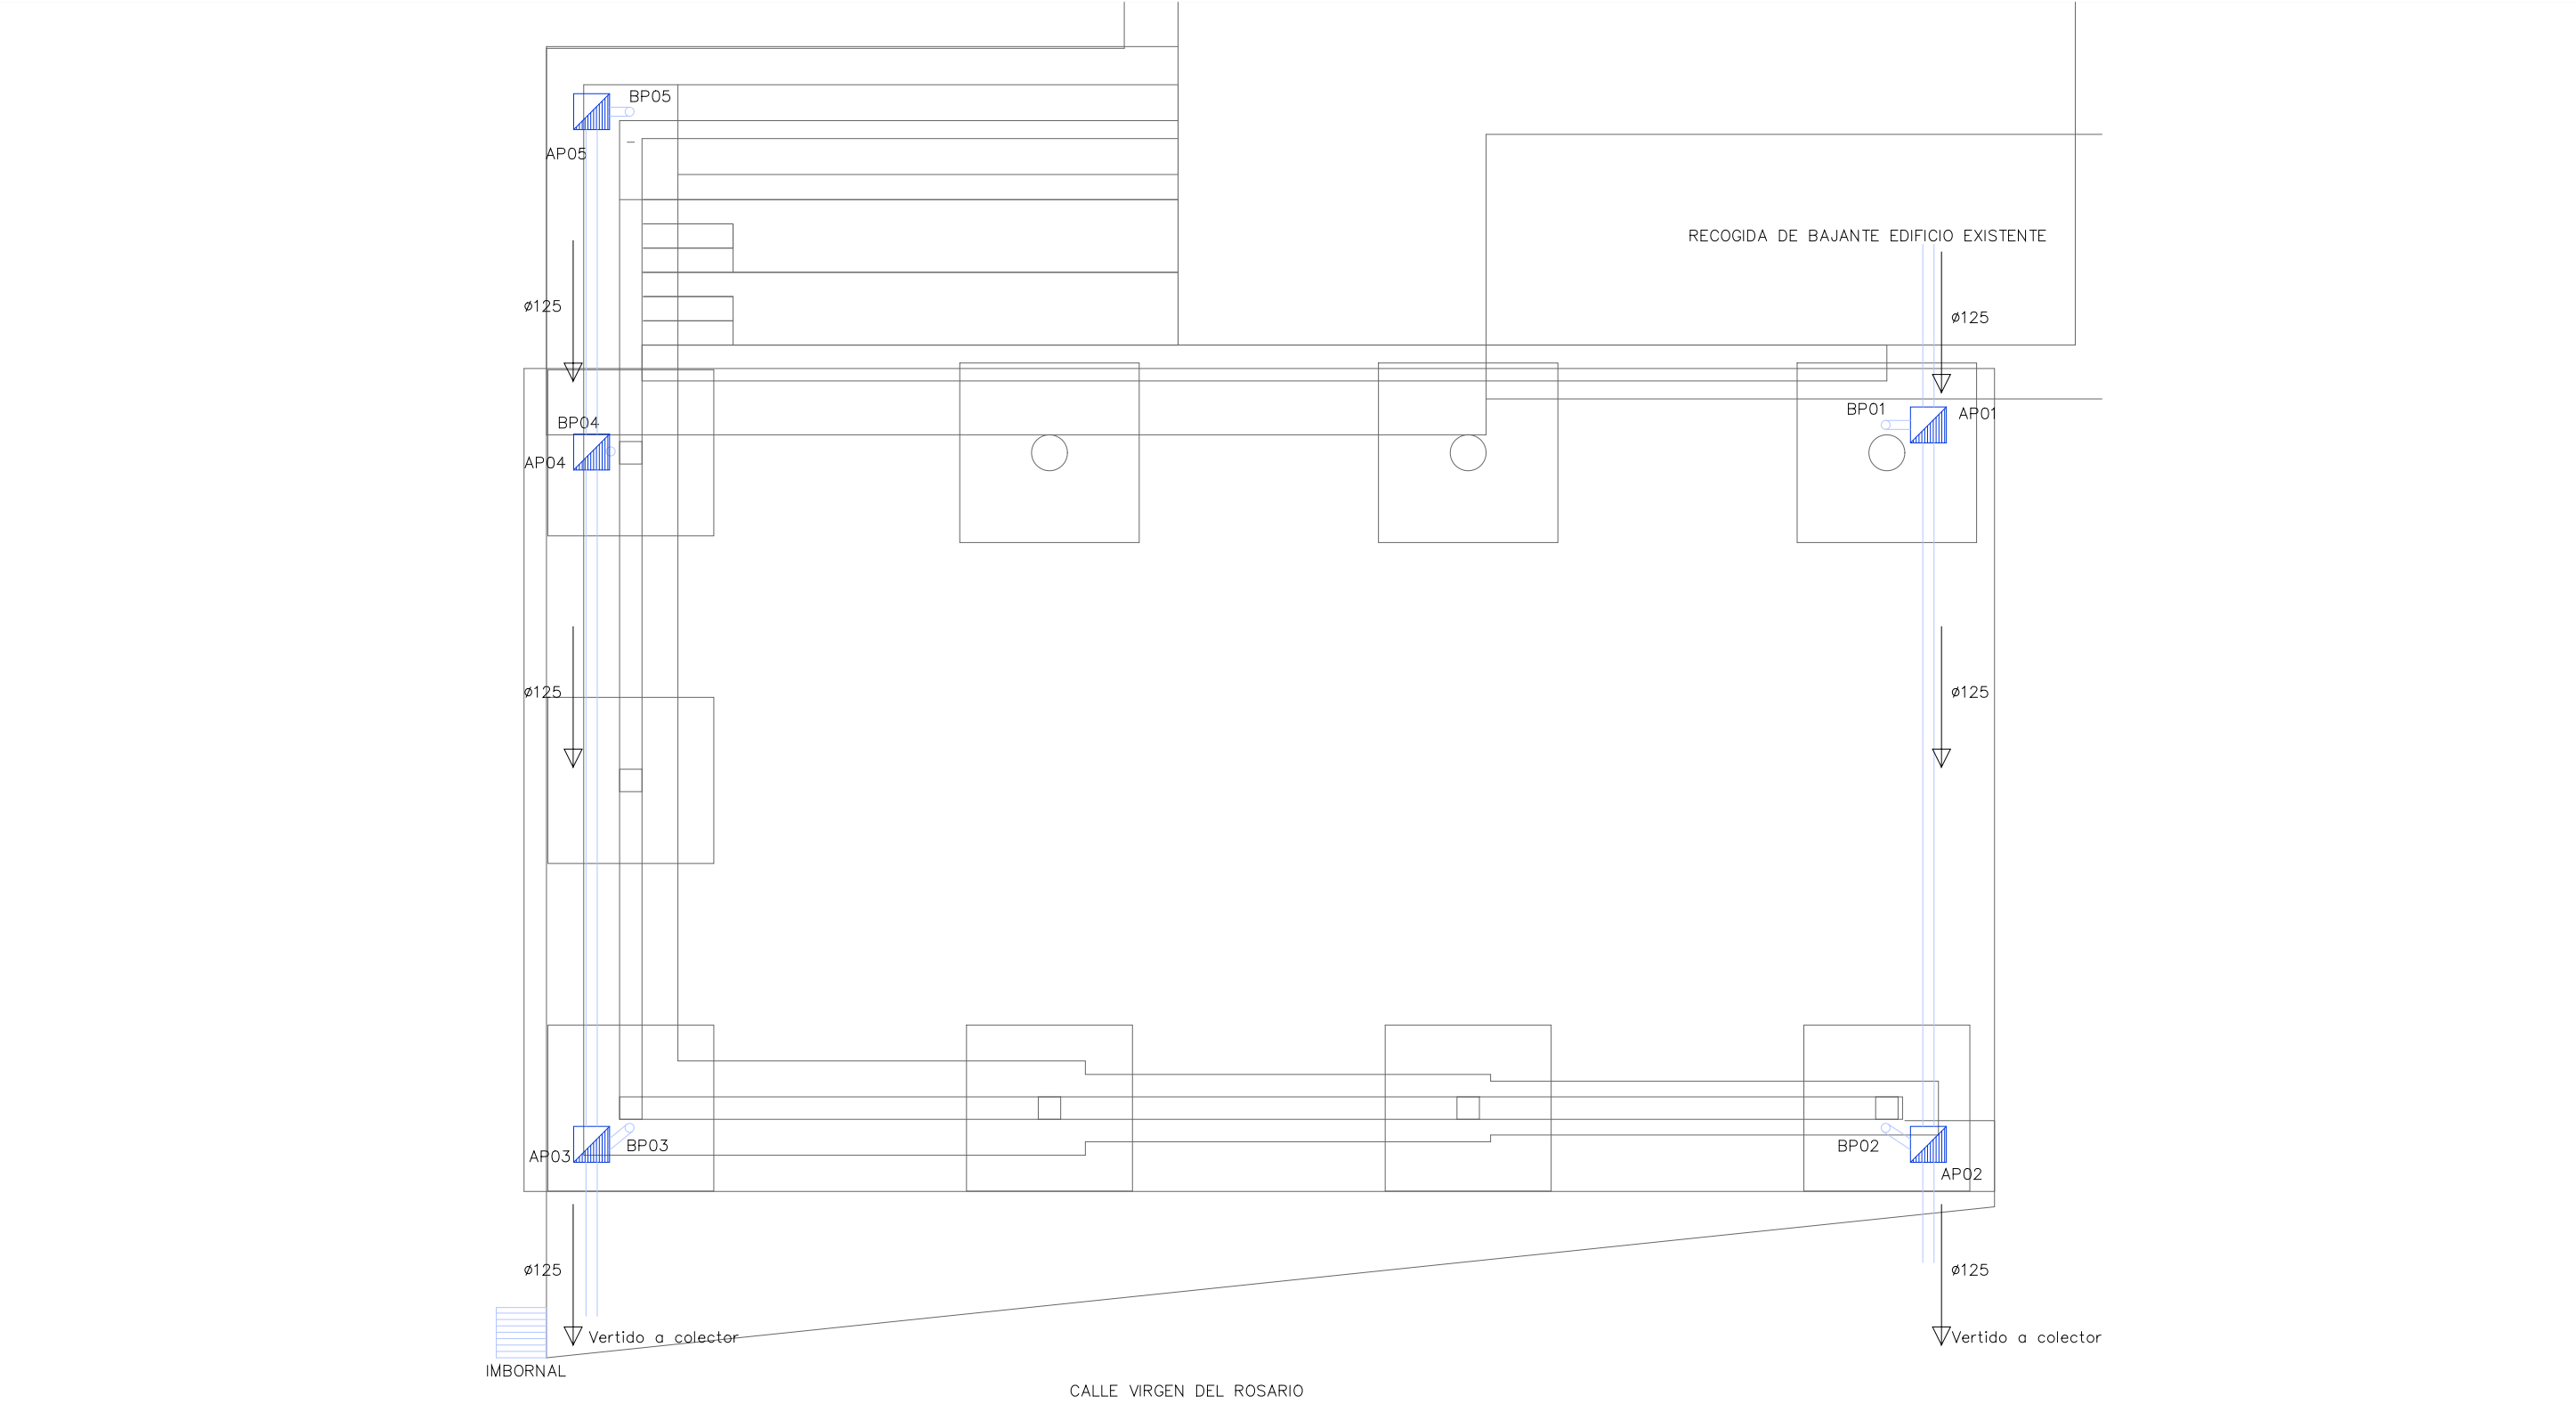

SIMBOLOGIA:	
	DERIVACIONES
	COLECTOR ENTERRADO
	COLECTOR COLGADO
	SUMIDERO SIFONICO
	BAJANTE DE PLUVIALES
	ARQUETA PLUVIALES 50X50
	IMBORNAL

Saneamiento

PROYECTO BÁSICO Y DE EJECUCIÓN

ESPACIO MULTIUSOS
C/VIRGEN DEL ROSARIO S/N. UDABE (NAVARRA)
CONCEJO UDABE-BERAMENDI

Cimentación

Referencia: 145-23


SEBASTIÁN LÓPEZ AZNÁREZ

Rda. Barañain 7, of. 14. 31010 Barañain (Navarra)
e-mail: sebastian@ezpela.es

Tfno. 848453868

S.02

Escala: 1/75
Septiembre de 2025

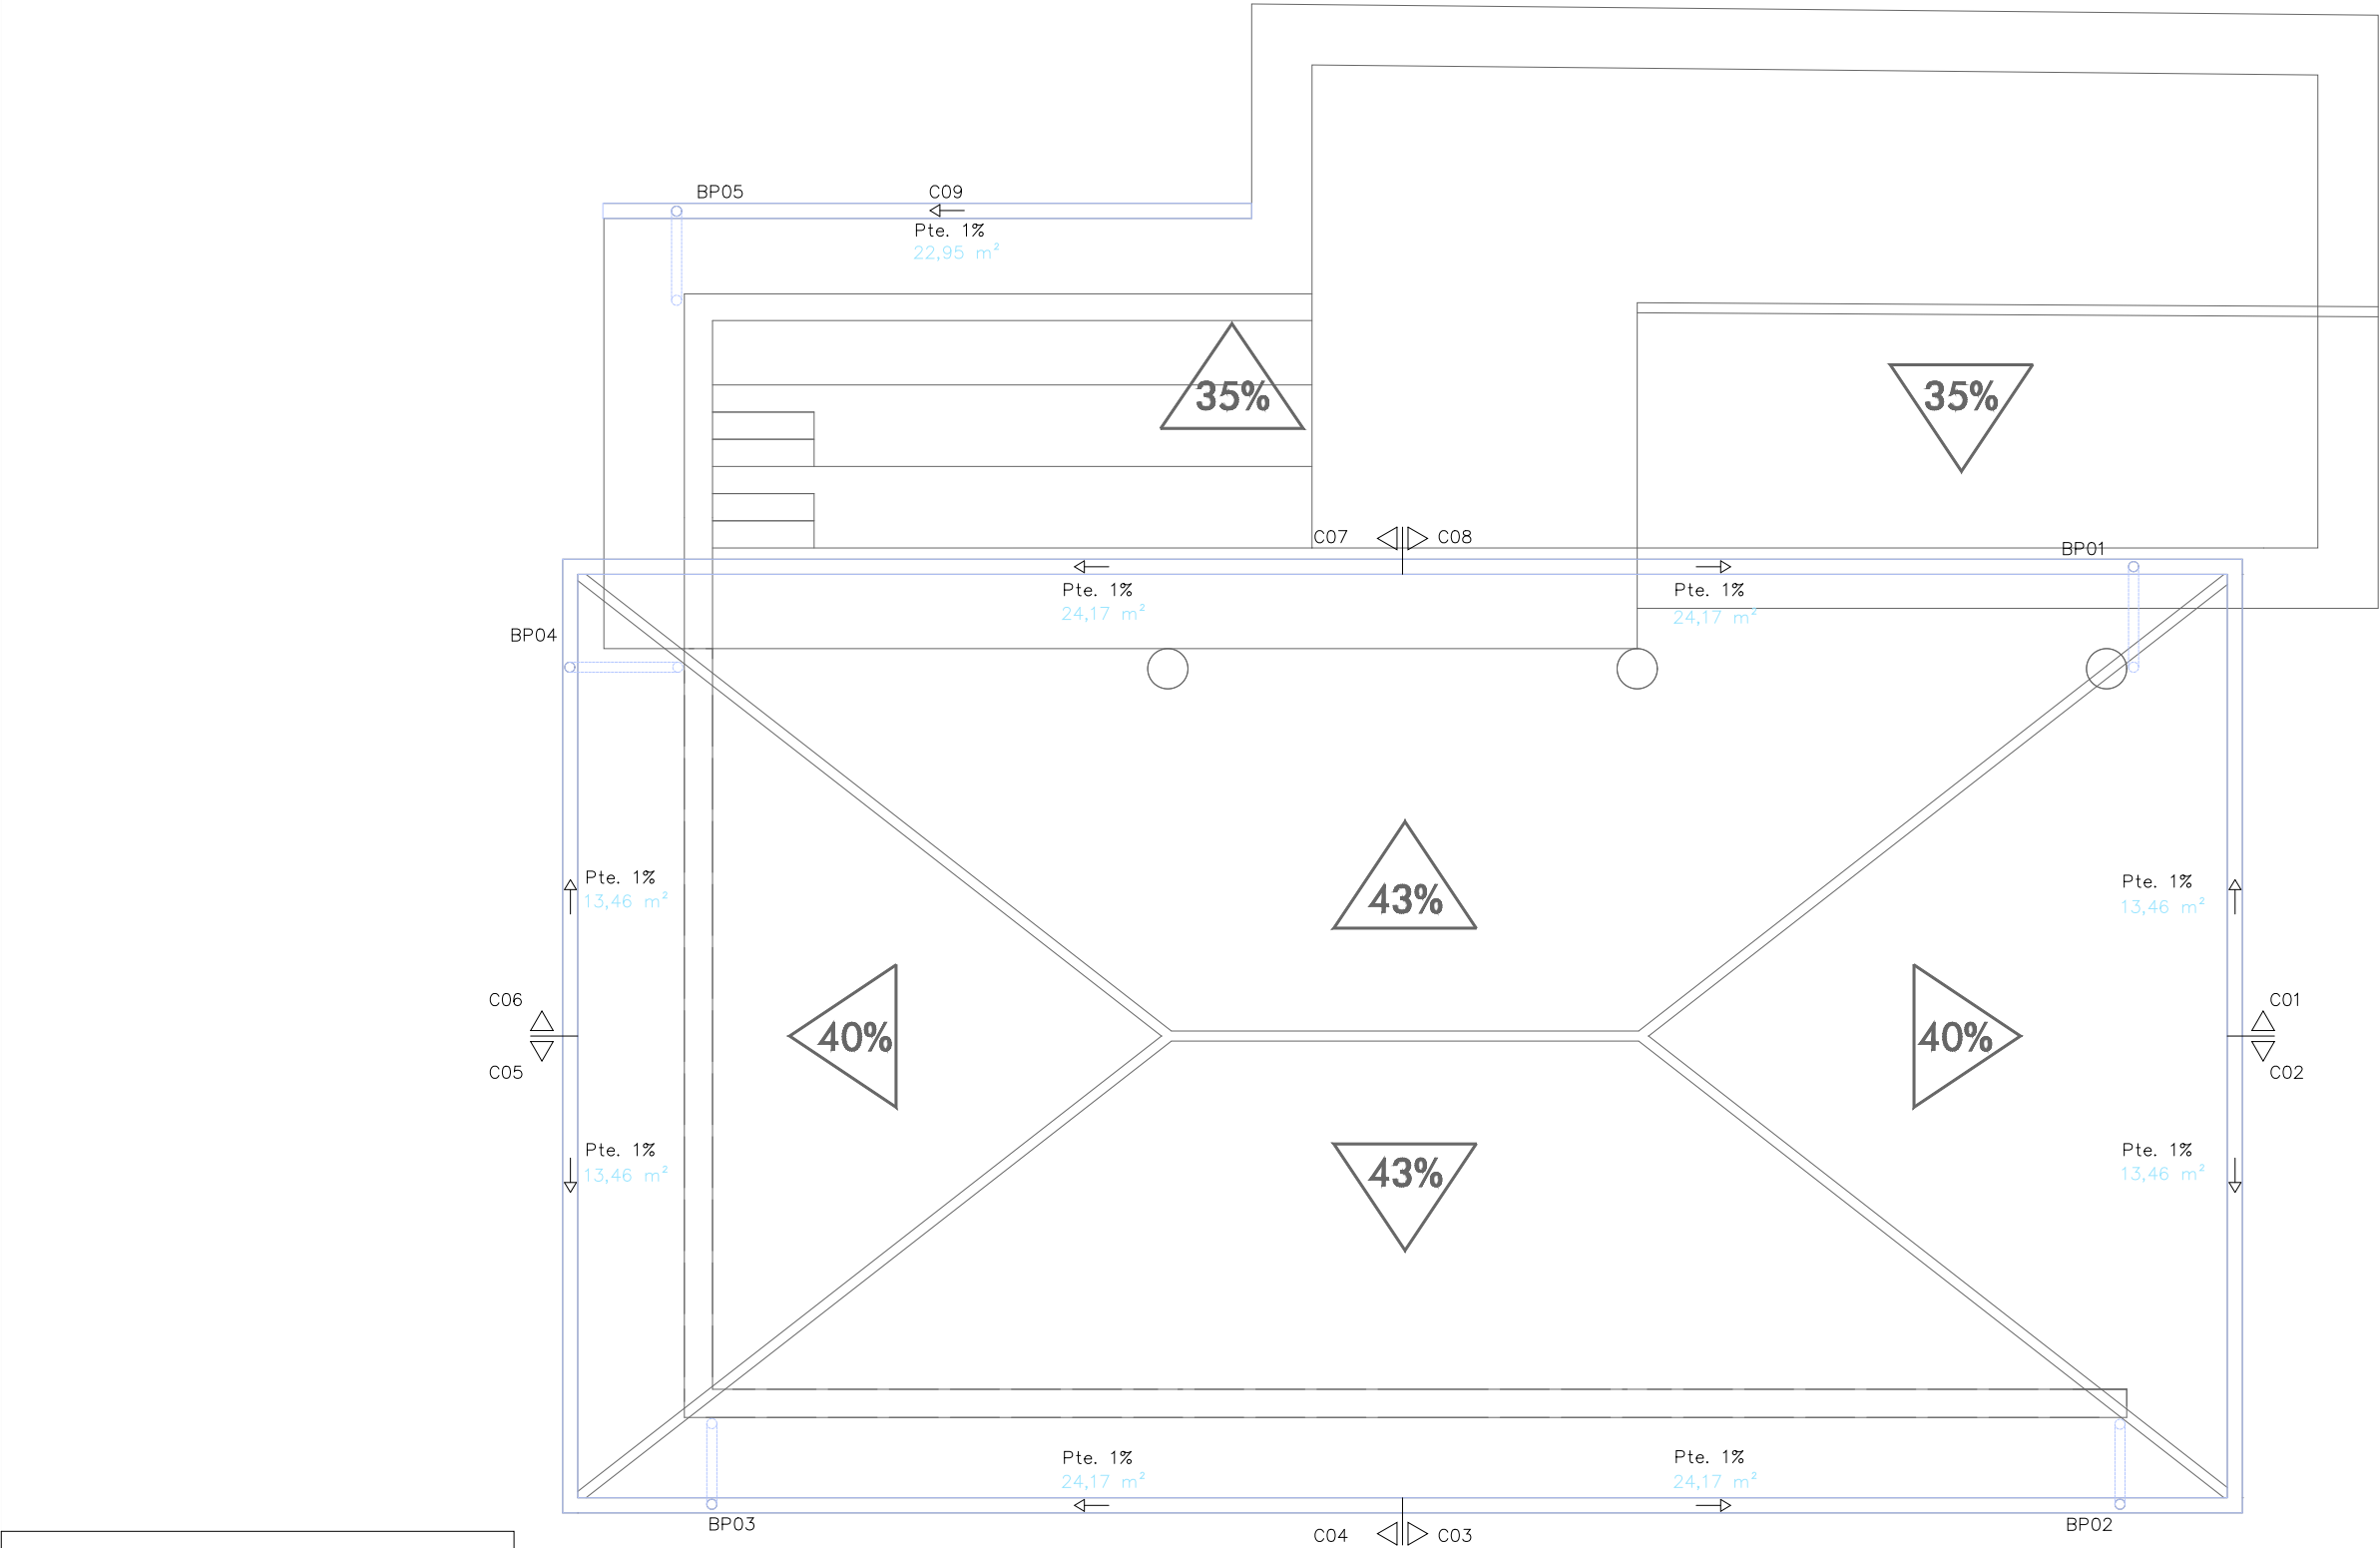

SIMBOLOGIA:

DERIVACIONES

COLECTOR ENTERRADO

COLECTOR COLGADO

SUMIDERO SIFONICO

BAJANTE DE PLUVIALES

ARQUETA PLUVIALES 50X50

IMBORNAL

Saneamiento

PROYECTO BÁSICO Y DE EJECUCIÓN

ESPACIO MULTIUSOS
C/VIRGEN DEL ROSARIO S/N. UDABE (NAVARRA)
CONCEJO UDABE-BERAMENDI

Cubierta


Referencia: 145-23

SEBASTIÁN LÓPEZ AZNÁREZ

Rda. Barañain 7, of. 14. 31010 Barañain (Navarra)
e-mail: sebastian@ezpela.es Tño. 848453868

S.03

Escala: 1/75
Septiembre de 2025

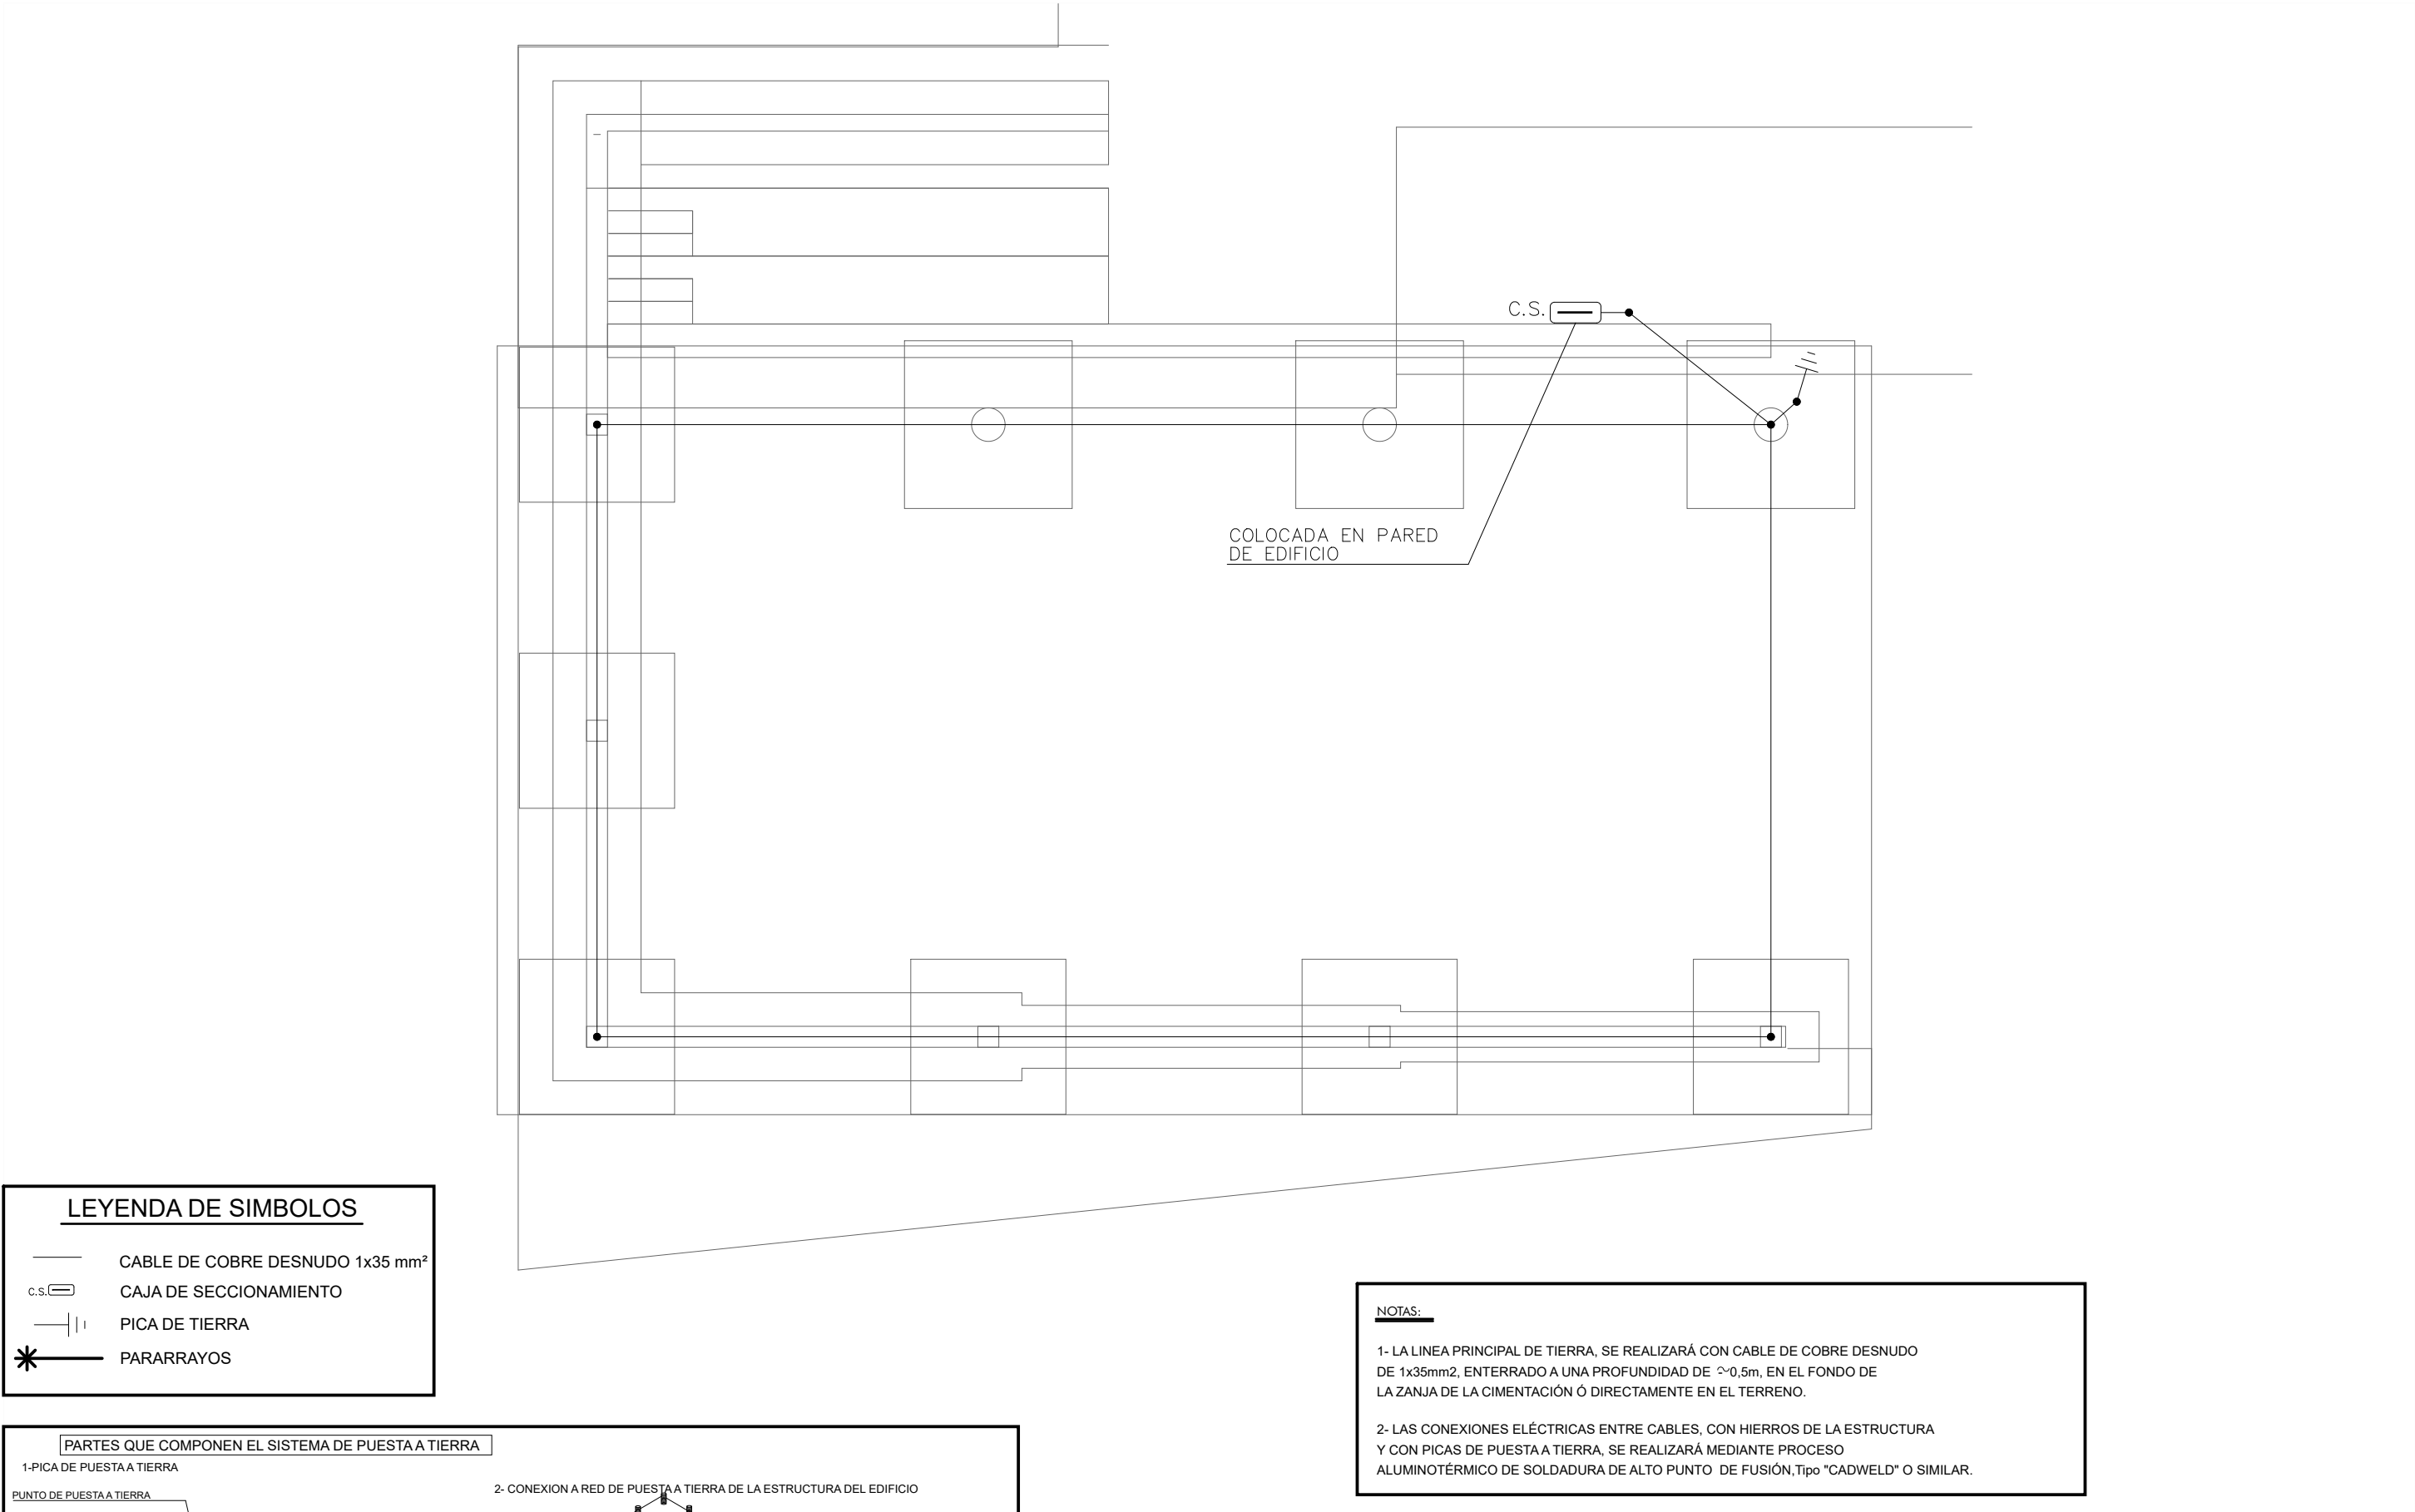

LEYENDA DE SIMBOLOS


- CABLE DE COBRE DESNUDO 1x35 mm²
- CAJA DE SECCIONAMIENTO
- PICA DE TIERRA
- PARARRAYOS

NOTAS:


- LA LINEA PRINCIPAL DE TIERRA, SE REALIZARÁ CON CABLE DE COBRE DESNUDO DE 1x35mm², ENTERRADO A UNA PROFUNDIDAD DE ~0,5m, EN EL FONDO DE LA ZANJA DE LA CIMENTACIÓN Ó DIRECTAMENTE EN EL TERRENO.
- LAS CONEXIONES ELÉCTRICAS ENTRE CABLES, CON HIERROS DE LA ESTRUCTURA Y CON PICAS DE PUESTA A TIERRA, SE REALIZARÁ MEDIANTE PROCESO ALUMINOTÉRMICO DE SOLDADURA DE ALTO PUNTO DE FUSIÓN, Tipo "CADWELD" O SIMILAR.

PARTES QUE COMPONEN EL SISTEMA DE PUESTA A TIERRA


1-PICA DE PUESTA A TIERRA

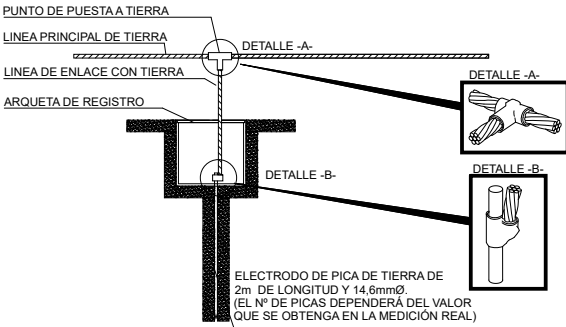

2- CONEXION A RED DE PUESTA A TIERRA DE LA ESTRUCTURA DEL EDIFICIO

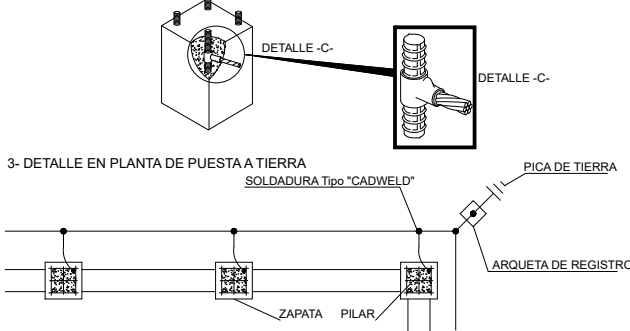

3- DETALLE EN PLANTA DE PUESTA A TIERRA

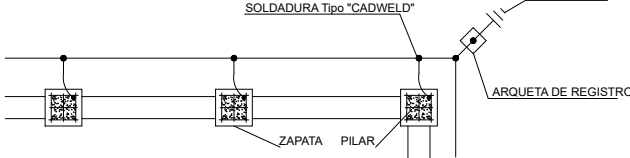

Baja tensión

PROYECTO BÁSICO Y DE EJECUCIÓN

ESPACIO MULTIUSOS
C/VIRGEN DEL ROSARIO S/N. UDABE (NAVARRA)
CONCEJO UDABE-BERAMENDI

Cimentación

Referencia: 145-23


SEBASTIÁN LÓPEZ AZNÁREZ

Rda. Barañain 7, of. 14. 31010 Barañain (Navarra)
e-mail: sebastian@ezpela.es Tfno. 848453868

BT.01

Escala: 1/75

Septiembre de 2025

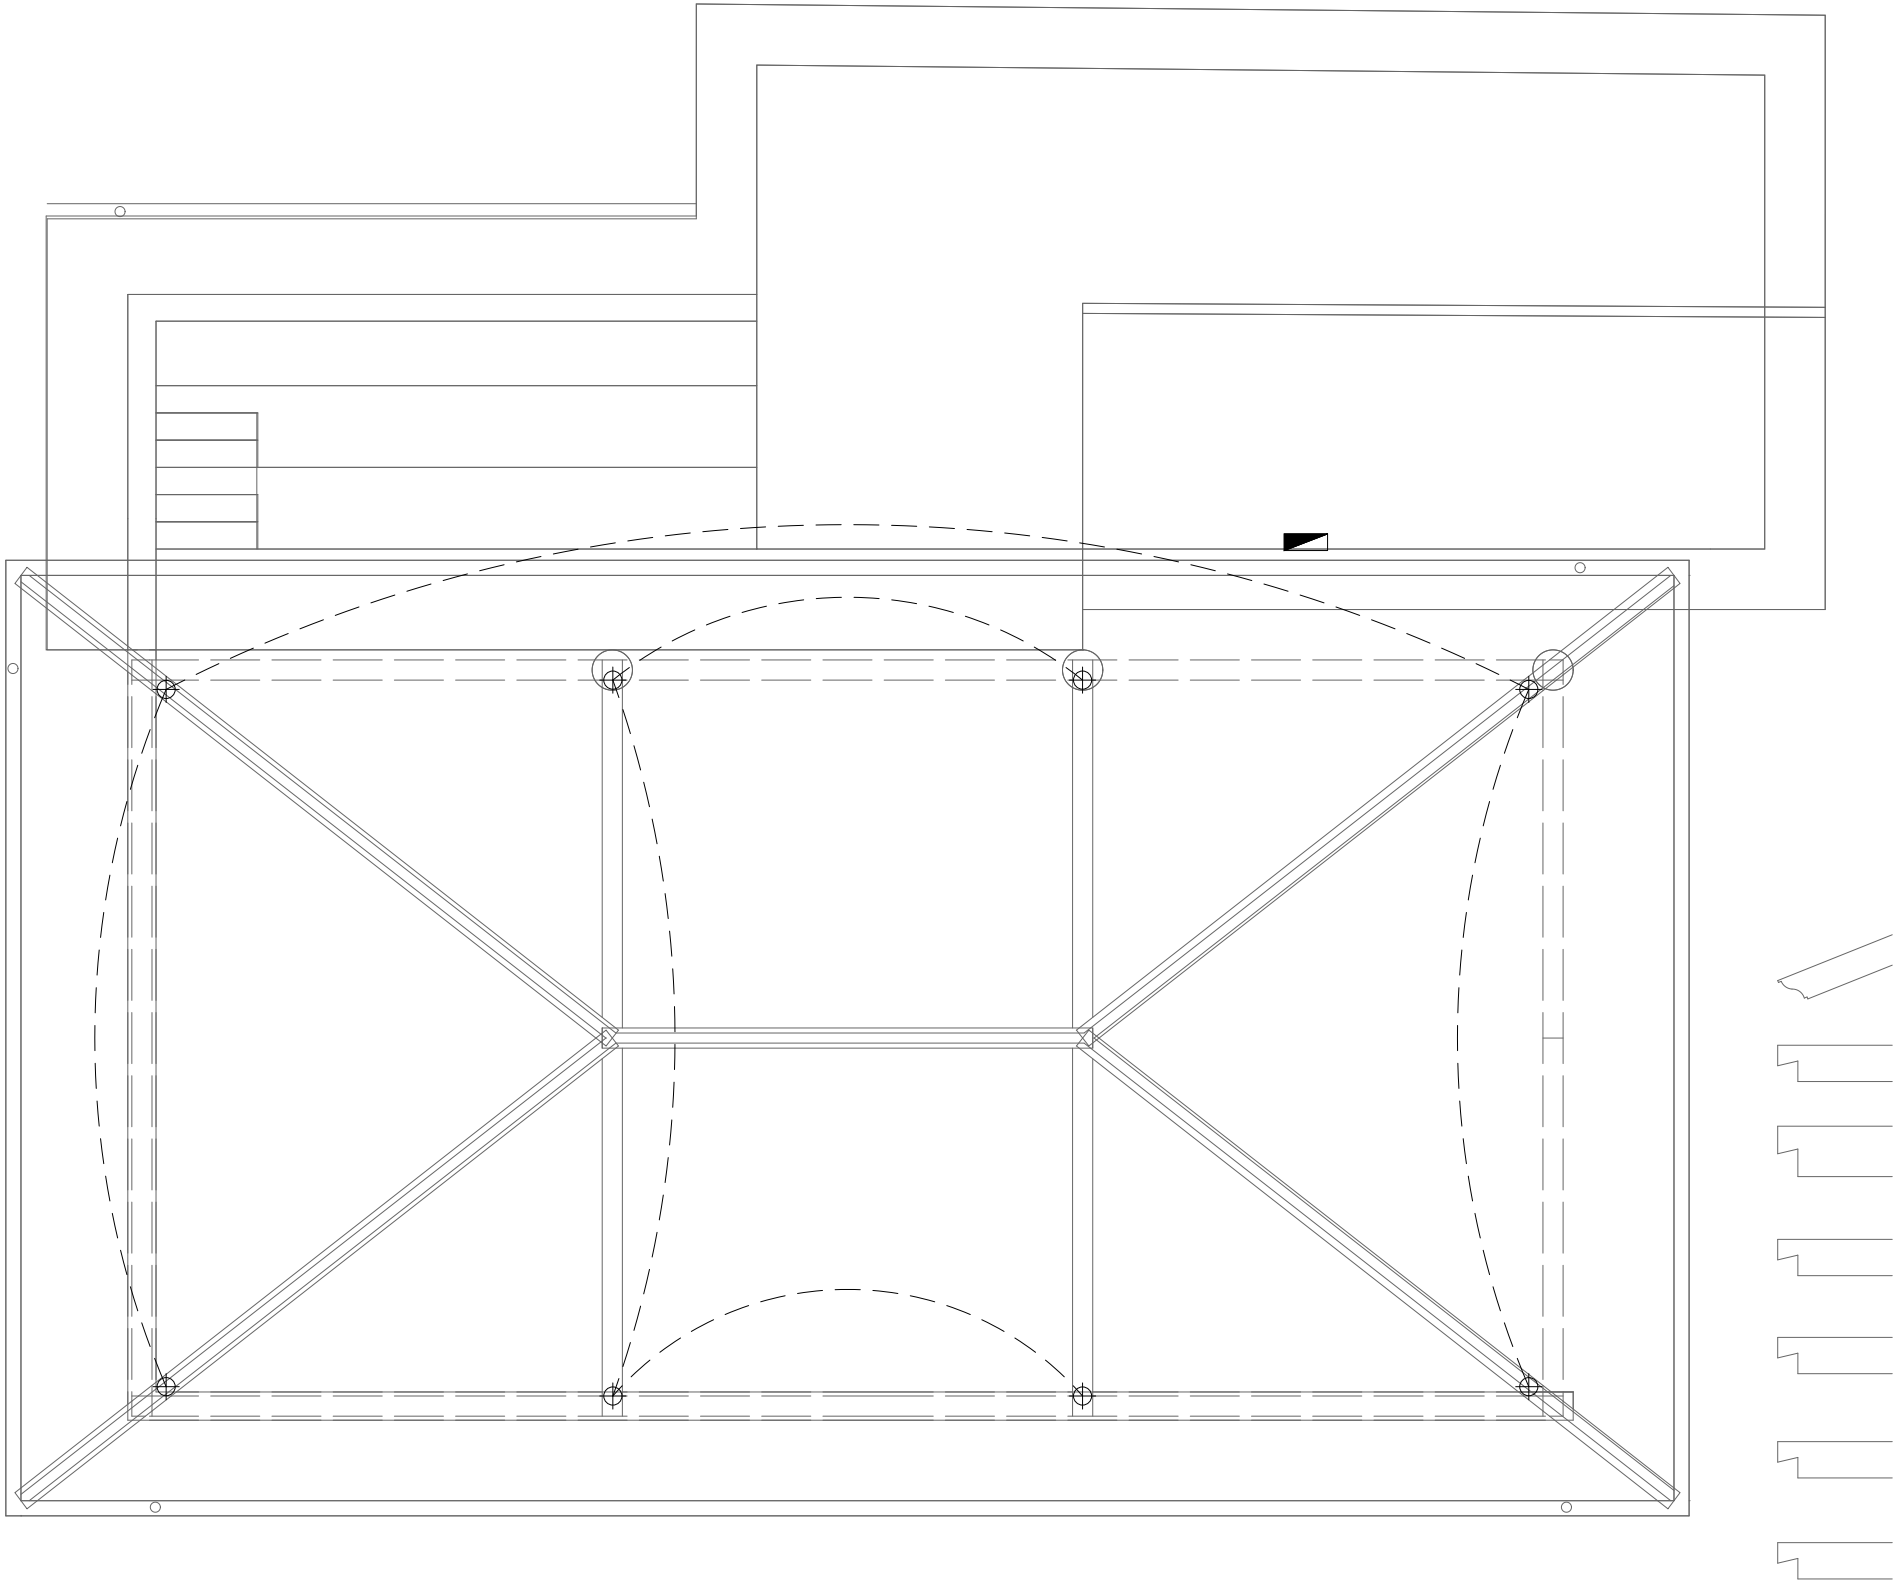

SIMBOLOGIA:	
	PUNTO DE LUZ EN TECHO
	CUADRO DE PROTECCION
	TOMA A TIERRA

Baja tensión

PROYECTO BÁSICO Y DE EJECUCIÓN

ESPACIO MULTIUSOS
C/VIRGEN DEL ROSARIO S/N. UDABE (NAVARRA)
CONCEJO UDABE-BERAMENDI

Cubierta


Referencia: 145-23

SEBASTIÁN LÓPEZ AZNÁREZ

Rda. Barañain 7, of. 14. 31010 Barañain (Navarra)
e-mail: sebastian@ezpela.es Tfno. 848453868

BT.02

Escala: 1/75
Septiembre de 2025

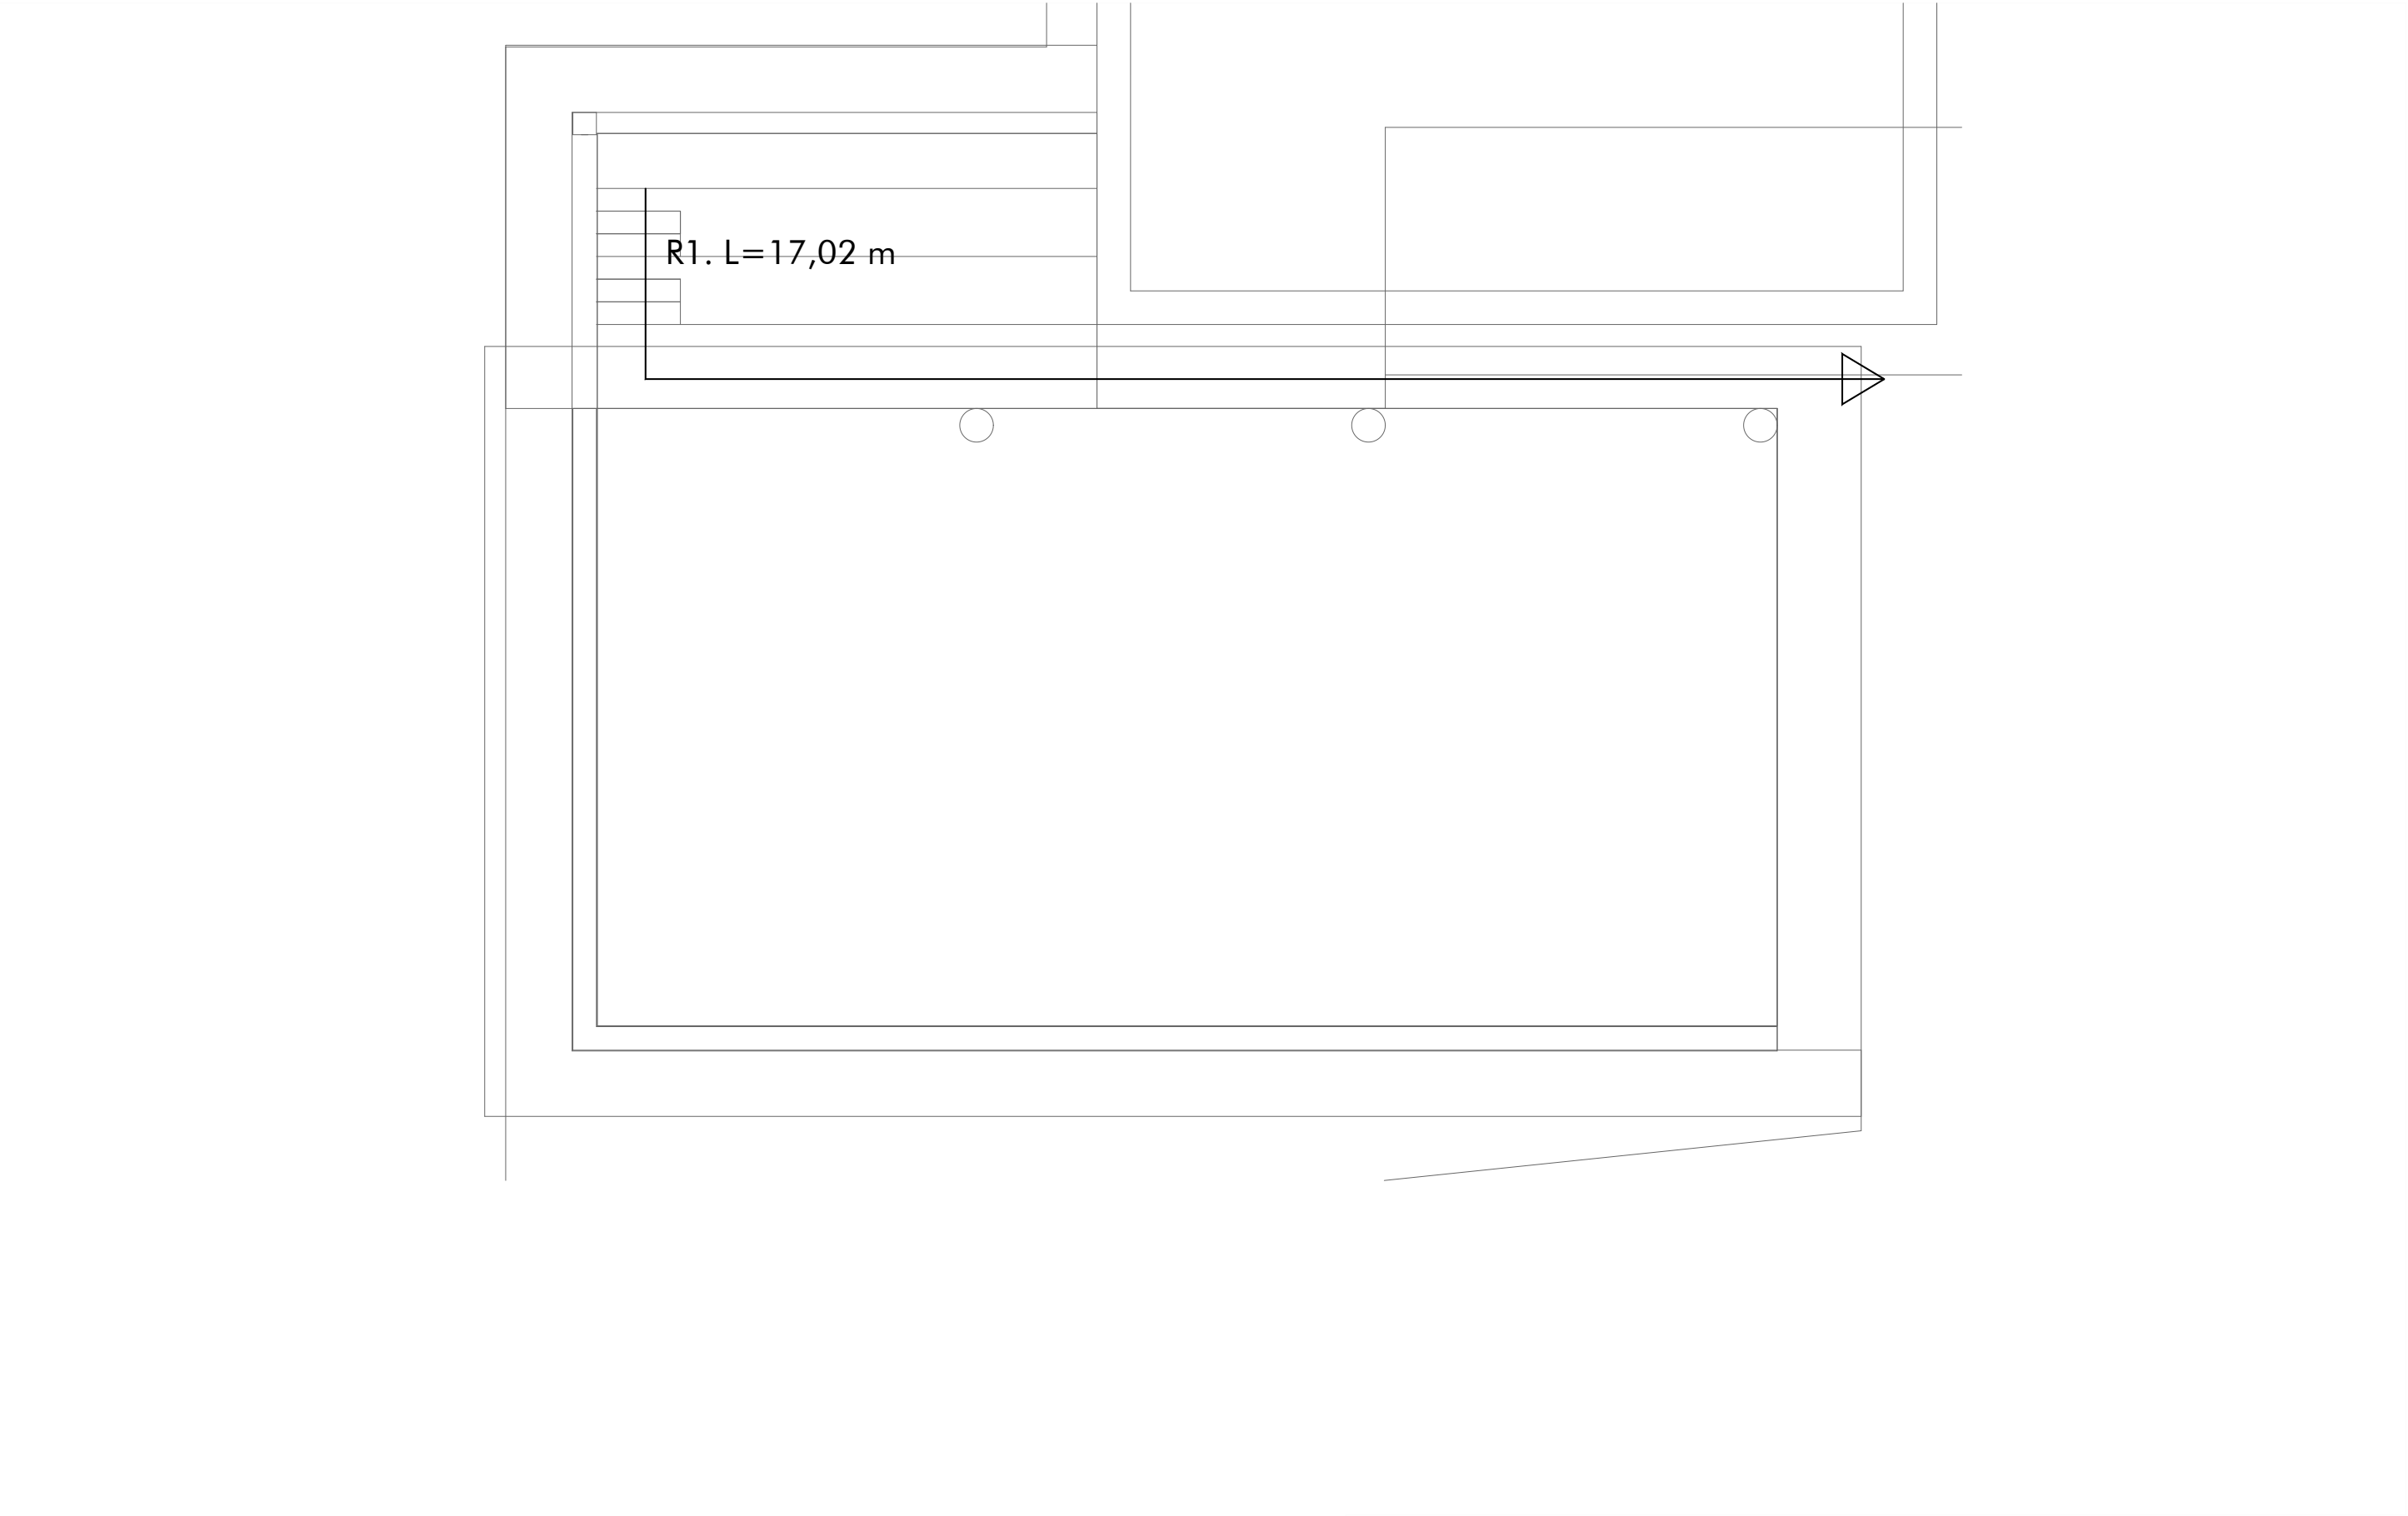

SIMBOLOGÍA					
	DETECTOR IÓNICO		SIRENA OPTICO-ACÚSTICA		Equipo autónomo automático de señalización y emergencia de 150 lúmenes y perteneciente al circuito A, de superficie Estanco. Con Rótulo "SALIDA"
	DETECTOR TERMOVELOCIMÉTRICO		EXTINTOR POLVO POLIVALENTE 21A 113B		Equipo autónomo automático de señalización y emergencia de 150 lúmenes y perteneciente al circuito A, de de superficie. Con Rótulo "-->"
	CENTRAL DE DETECTORES		EXTINTOR CO2 21A 113B		

Protección contra incendios

PROYECTO BÁSICO Y DE EJECUCIÓN

ESPACIO MULTIUSOS
C/VIRGEN DEL ROSARIO S/N. UDABE (NAVARRA)
CONCEJO UDABE-BERAMENDI

Planta

PCI.01

Referencia: 145-23

SEBASTIÁN LÓPEZ AZNÁREZ

Rda. Barañain 7, of. 14. 31010 Barañain (Navarra)
e-mail: sebastian@ezpela.es Tño. 848453868

Escala: 1/75

Septiembre de 2025